


# 全体平面図

S=1:Free

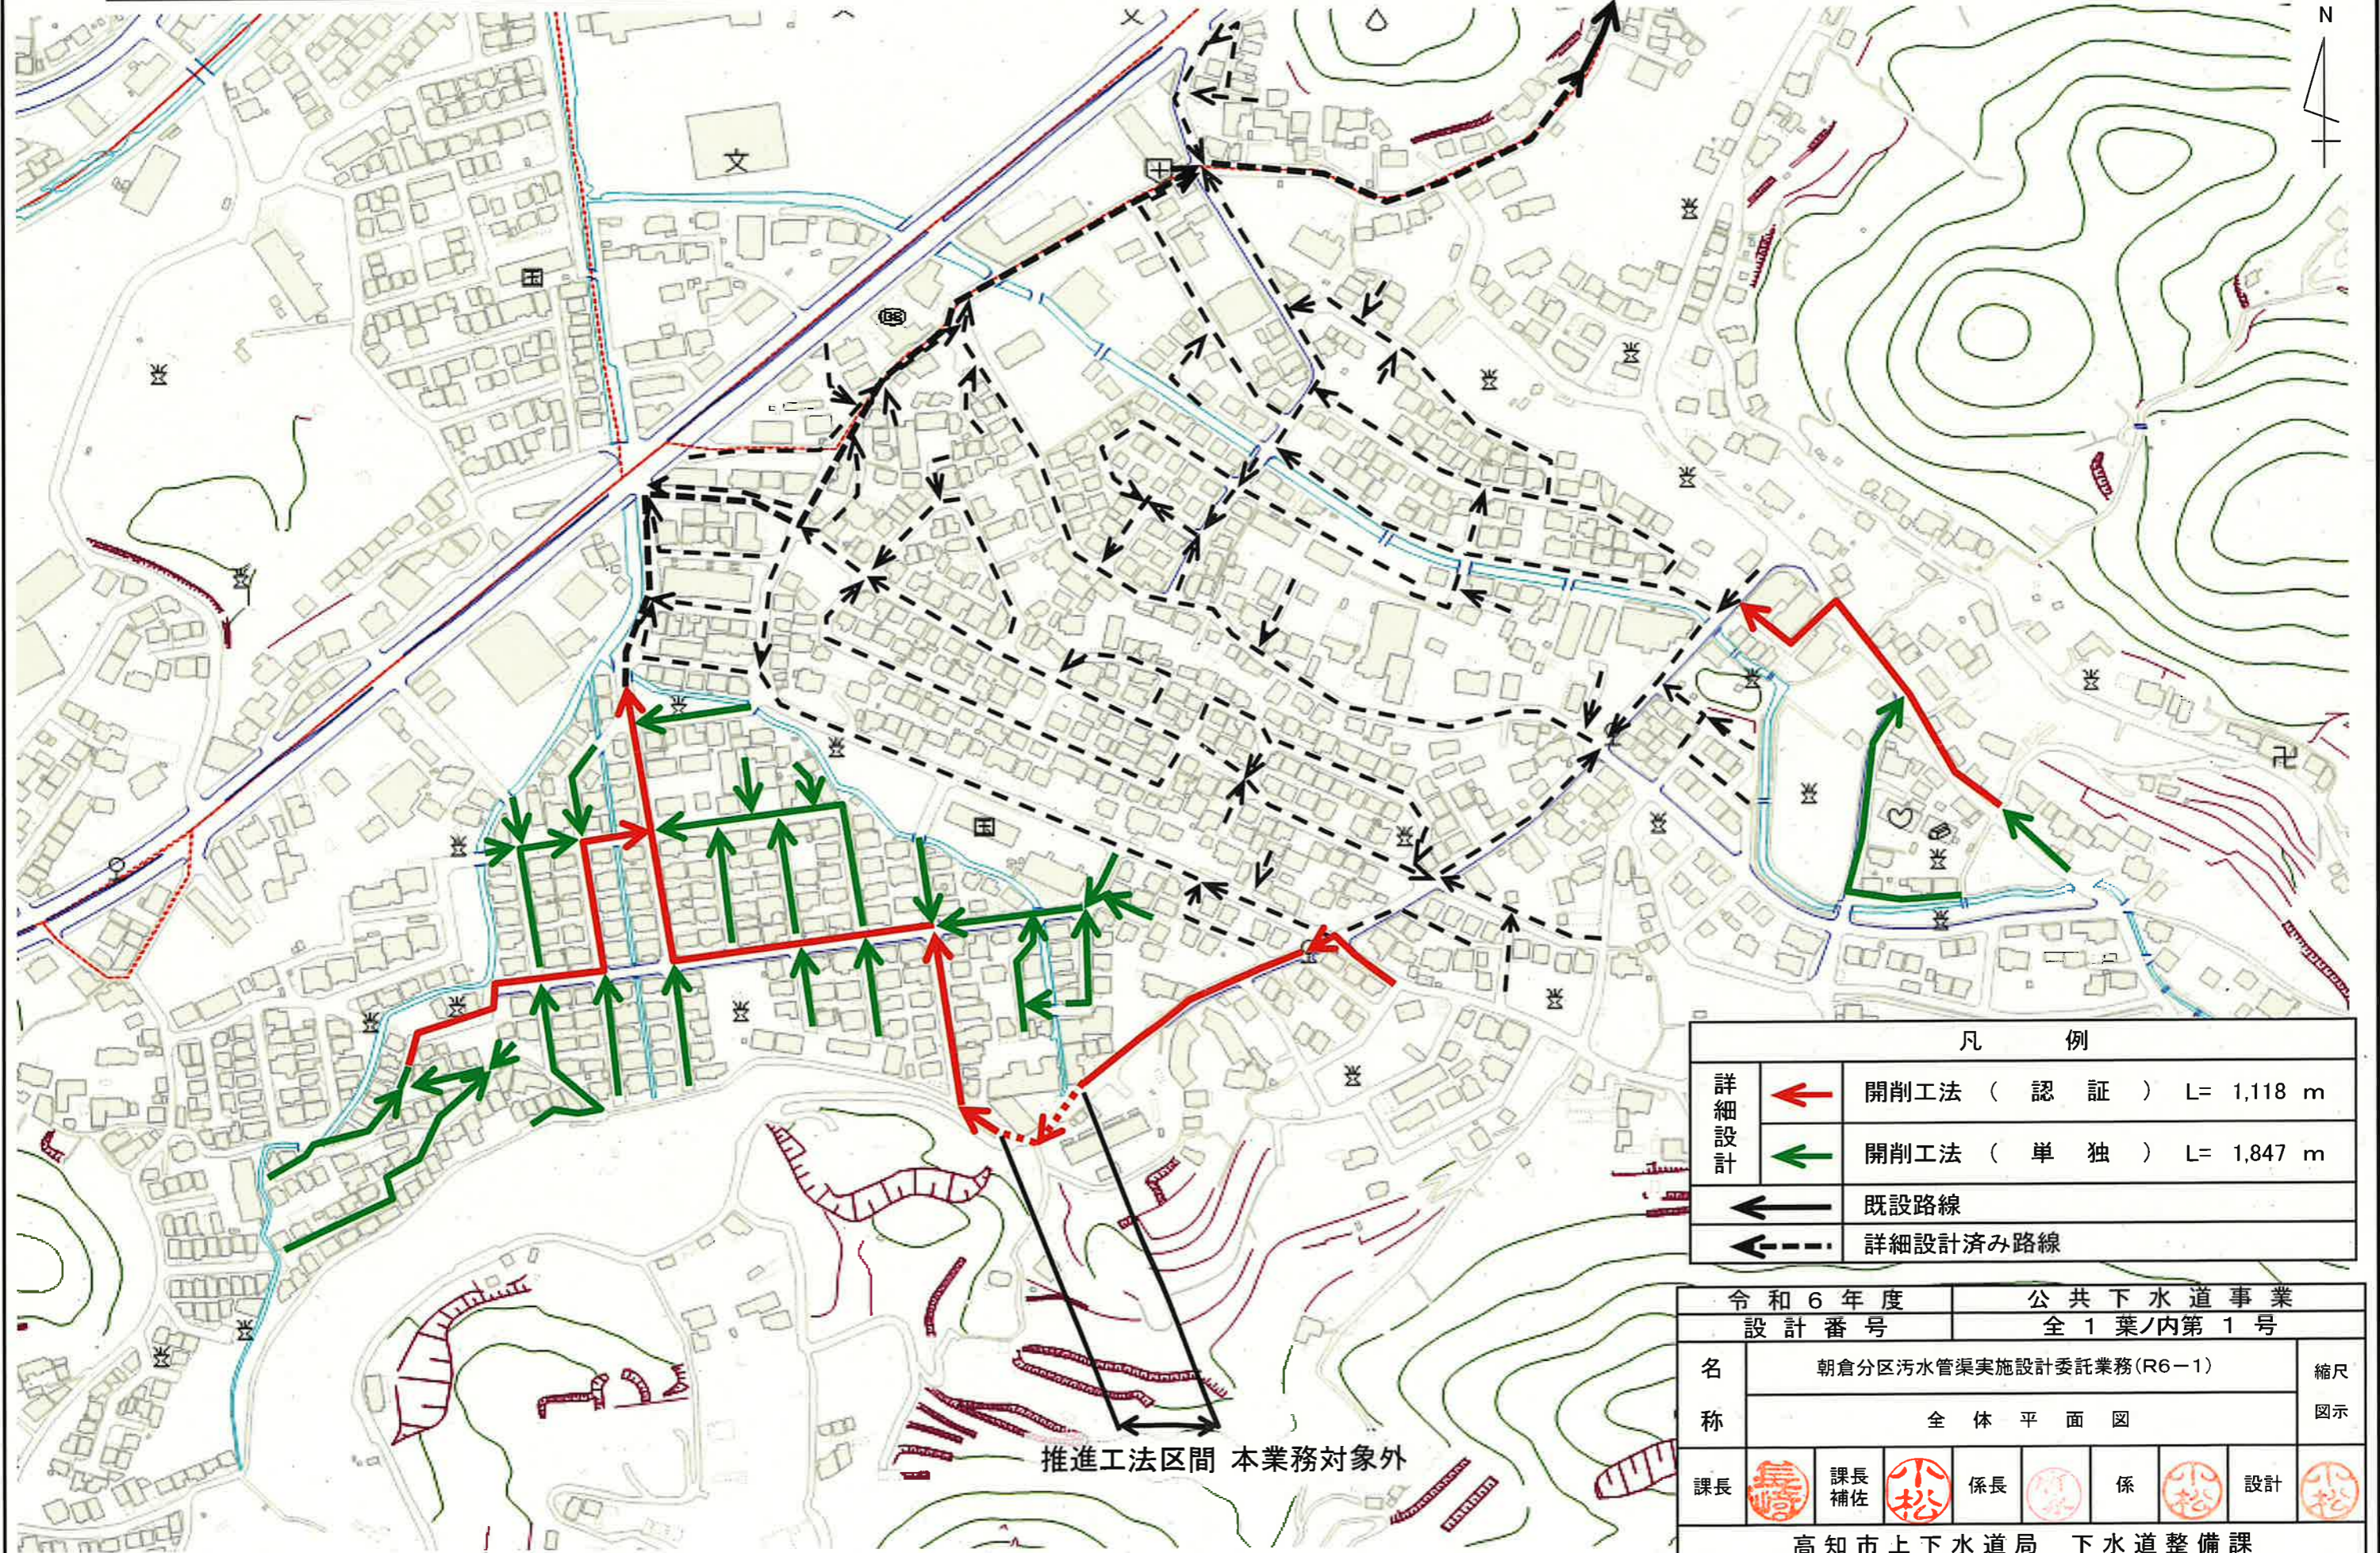

凡例	
詳細設計	開削工法 (認証) L= 1,118 m 開削工法 (単独) L= 1,847 m 既設路線 詳細設計済み路線

令和6年度		公共下水道事業							
設計番号		全1葉/内第1号							
名称	朝倉分区污水管渠実施設計委託業務(R6-1)			縮尺 図示					
	全体平面図								
課長		課長補佐		係長		係		設計	
高知市上下水道局 下水道整備課									