

平面図 S=1: 1000


位置図 S=1: Free

凡例


電気	---
水道	---
ガス	---
排水(汚水)	---
排水(雨水)	---

第六小学校

一ツ橋小学校

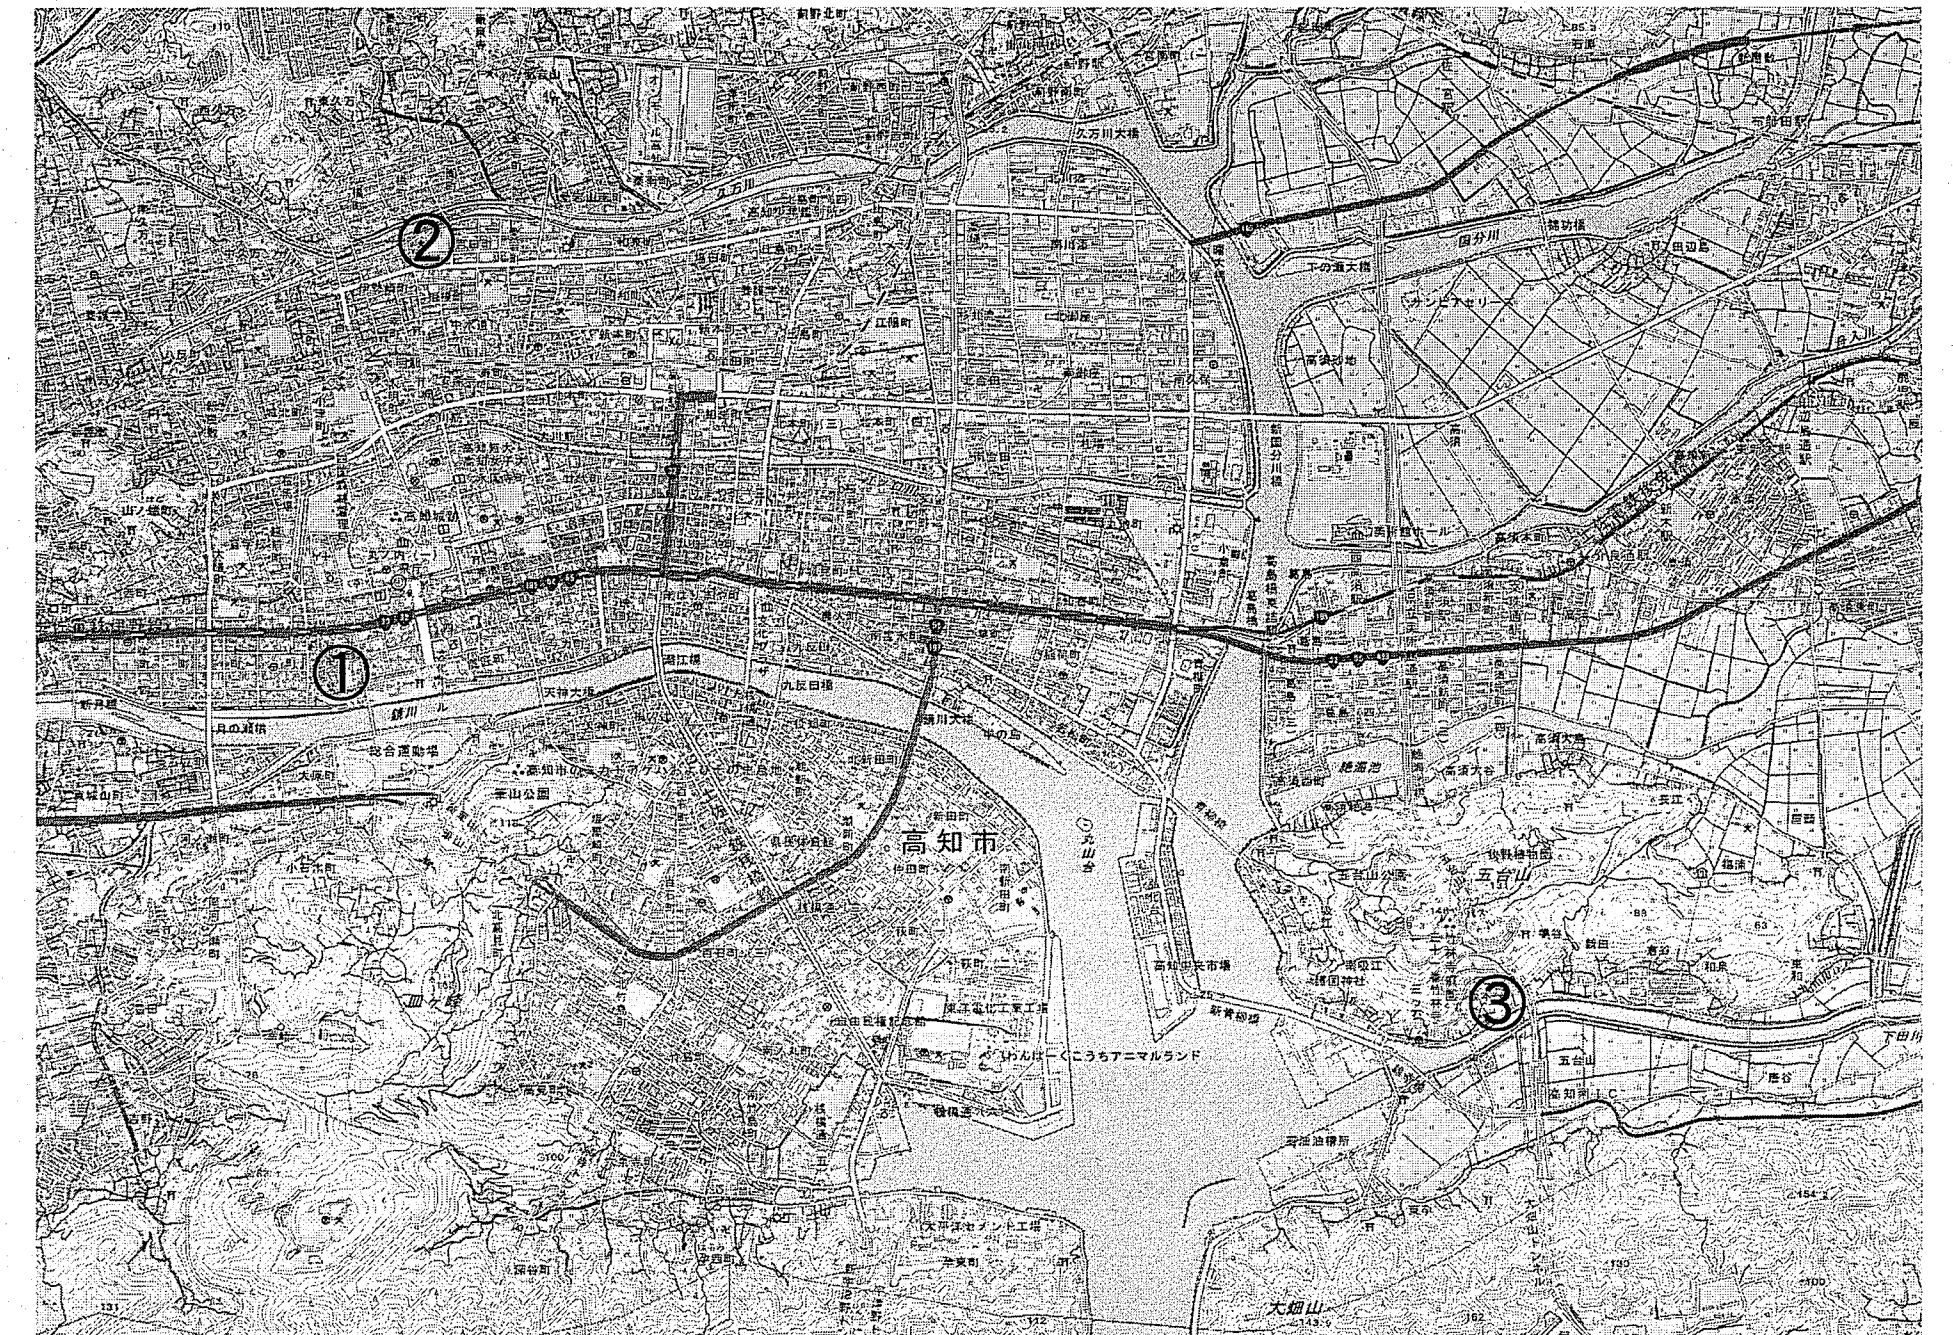


委託業務箇所
 ① 第六小学校
 ② 一ツ橋小学校
 ③ 五台山小学校

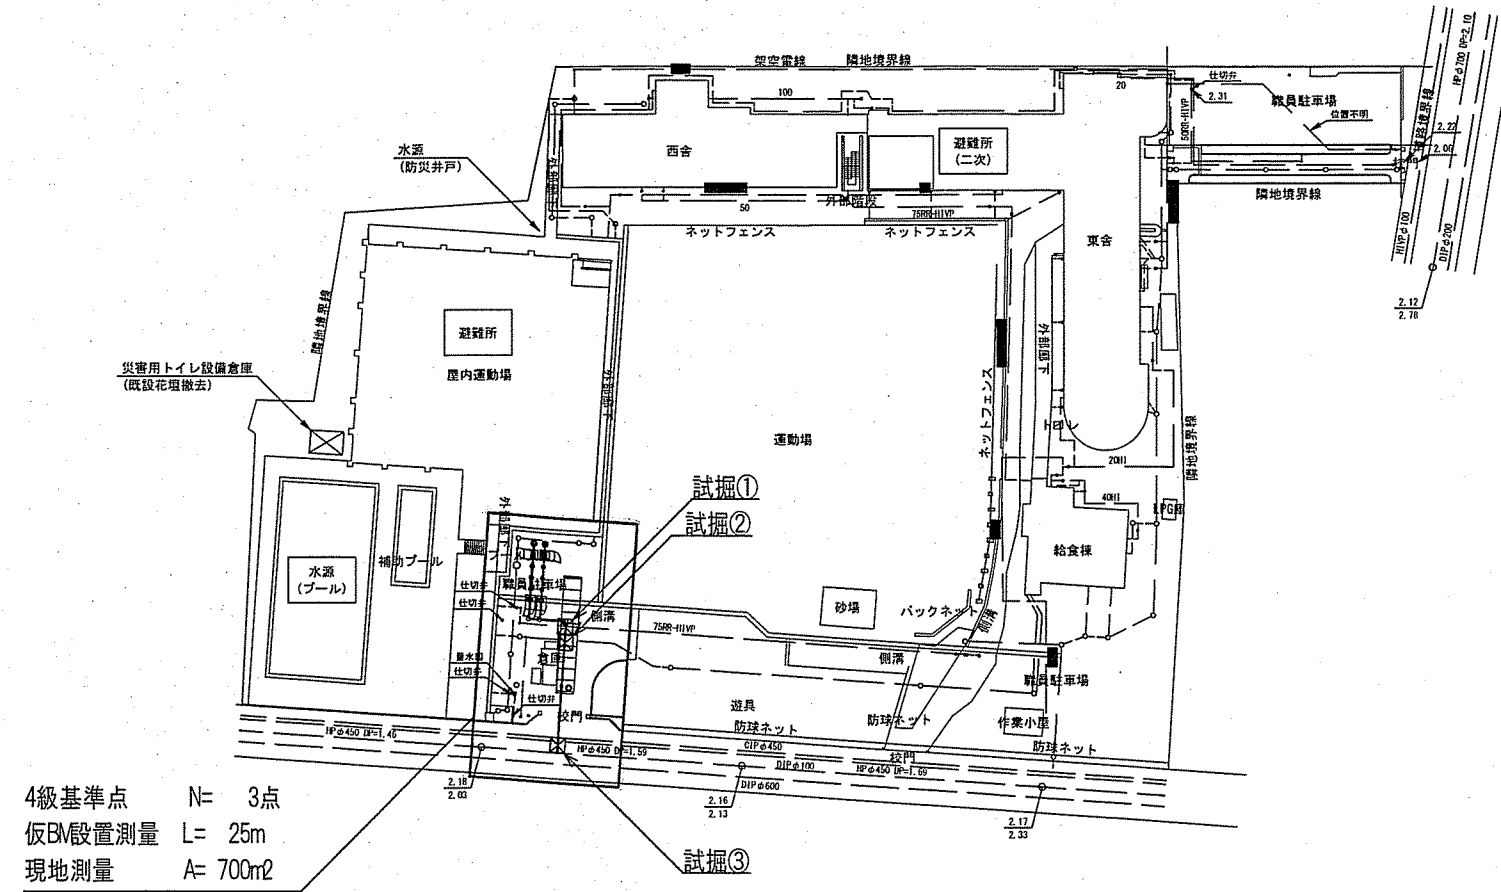

4級基準点 N= 3点
 仮設設置測量 L= 25m
 現地測量 A= 700m²

(試験数量 第六小学校)

試験	幅	長	深	確認対象物
①	2.00	2.00	1.20	水道
②	2.00	2.00	1.20	電気
③	2.00	2.00	1.50	水道・下水道

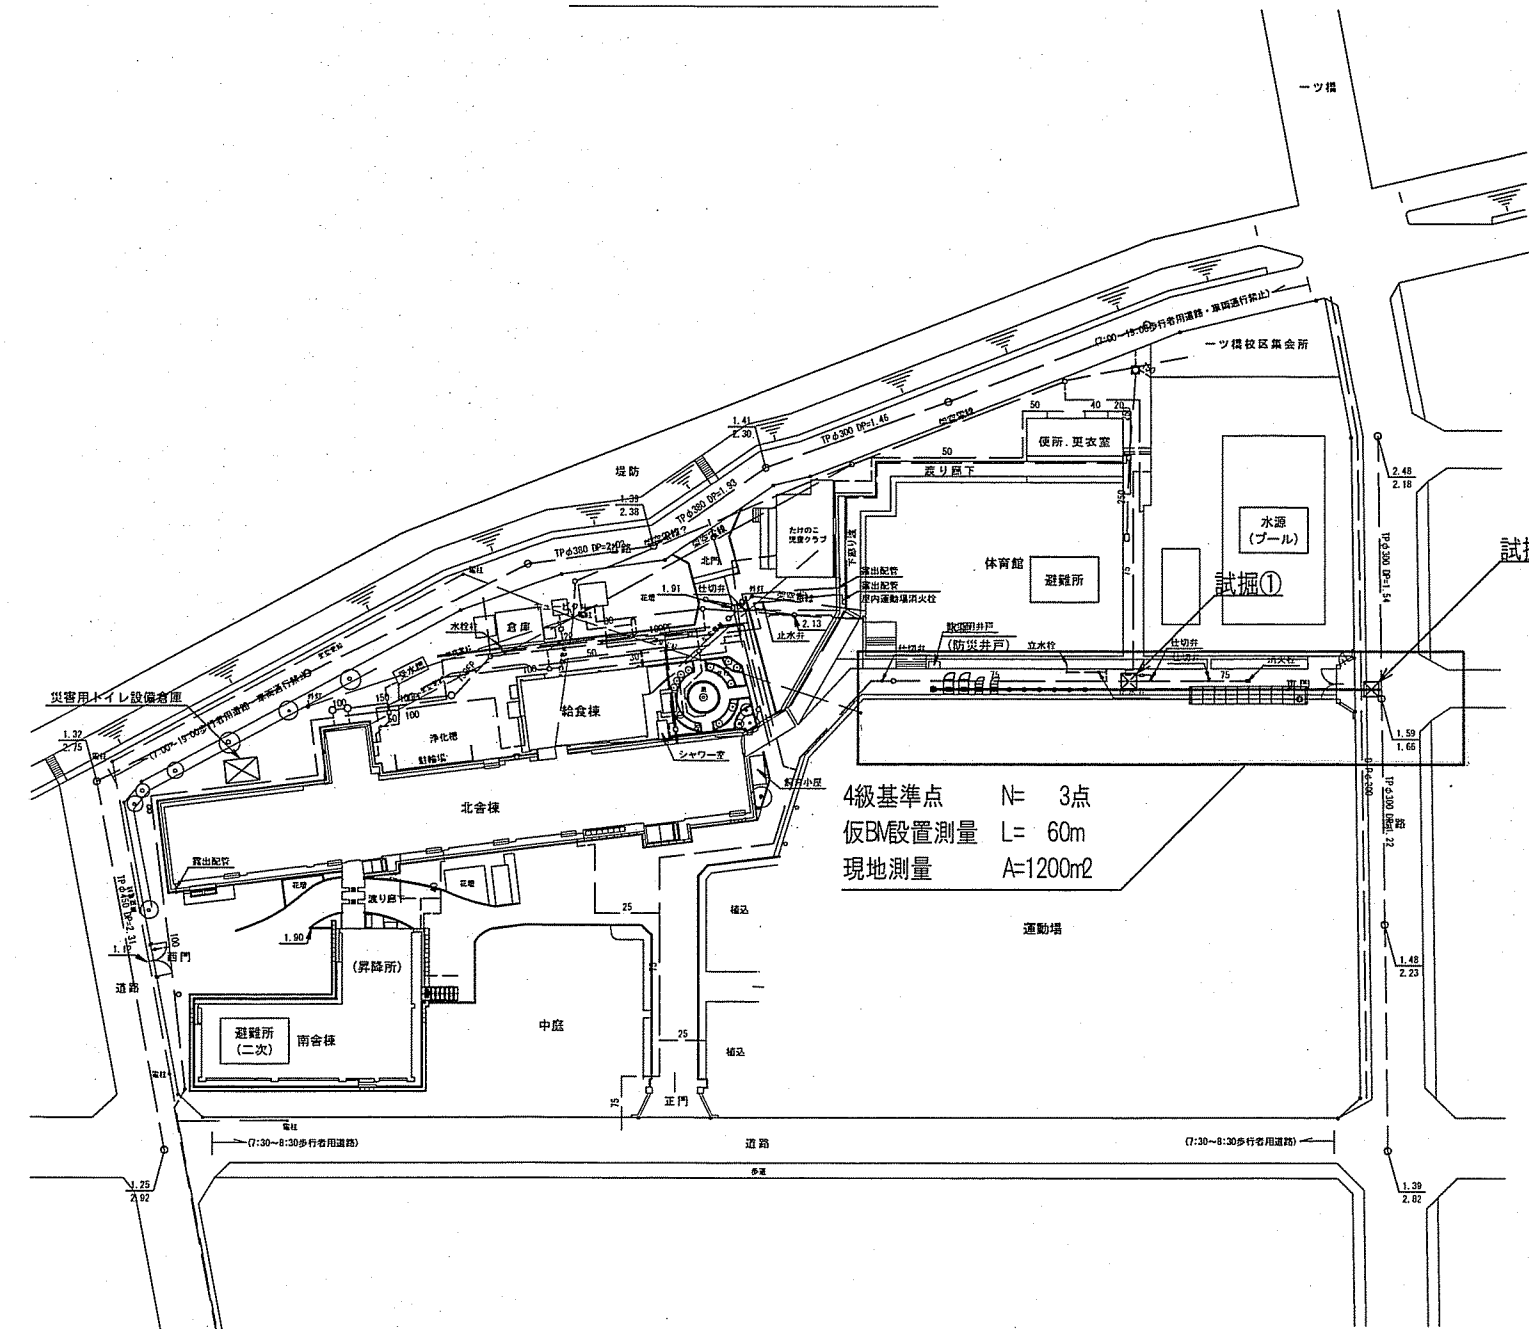

4級基準点 N= 3点
 仮設設置測量 L= 60m
 現地測量 A=1200m²


(試験数量 一ツ橋小学校)

試験	幅	長	深	確認対象物
①	2.00	2.00	1.20	水道
②	2.00	2.00	1.50	水道・下水道

五台山小学校

試掘工標準断面図 S=1: Free

舗装構成図 S=1: Free

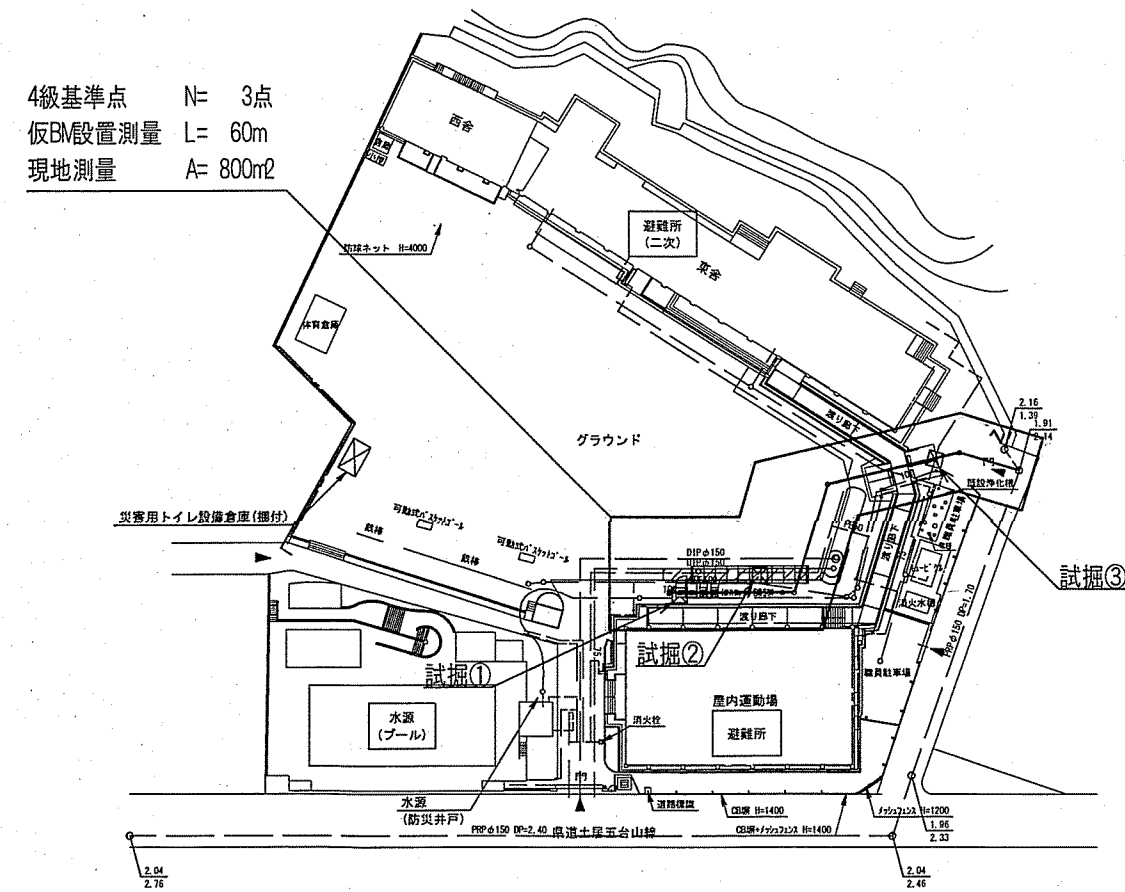



4級基準点 N= 3点
 仮設設置測量 L= 60m
 現地測量 A= 800m²

(試験数量 五台山小学校)

試験	幅	長	深	確認対象物
①	2.00	2.00	1.20	電気
②	2.00	2.00	1.20	水道
③	2.00	2.00	1.20	水道



車道部
(舗装幅員4.0m以上)

敷地内
(舗装部)

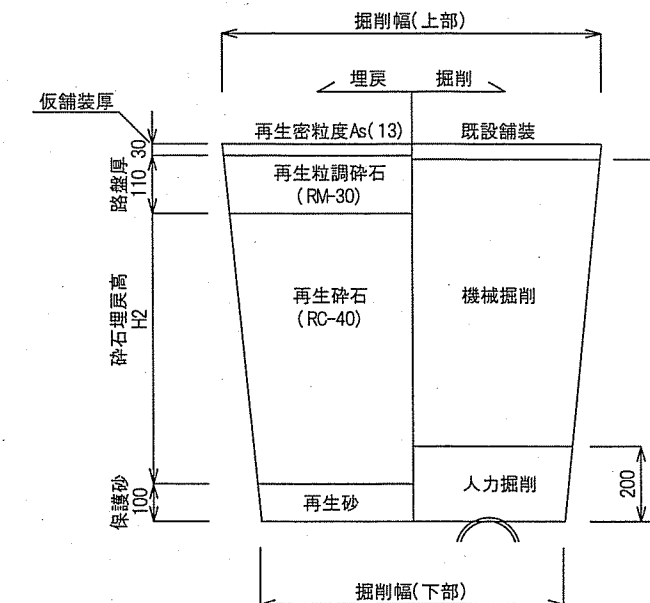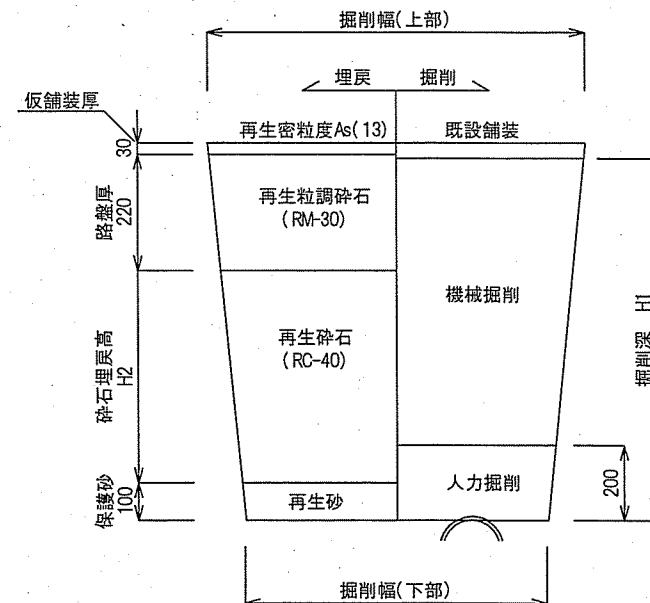

敷地内(仮復旧)

車道(仮復旧)

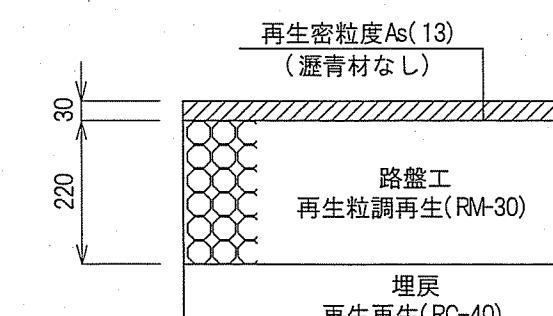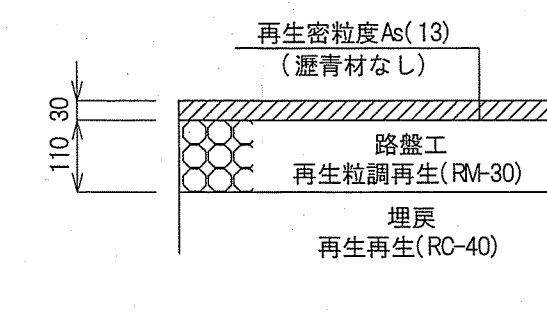

※舗装本復旧は別途工事にて実施予定

令和6年度	公共下水道事業		
設計番号	全 1 葉ノ内第 1 号		
名	マンホールトイレ実施設計 委託業務(R6-1)	縮尺	
称	平面図・位置図・試掘工標準断面図・舗装構成図	図示	
課長	課長補佐	係長	係
高知市上下水道局下水道整備課			