


位置図 S=1:5000

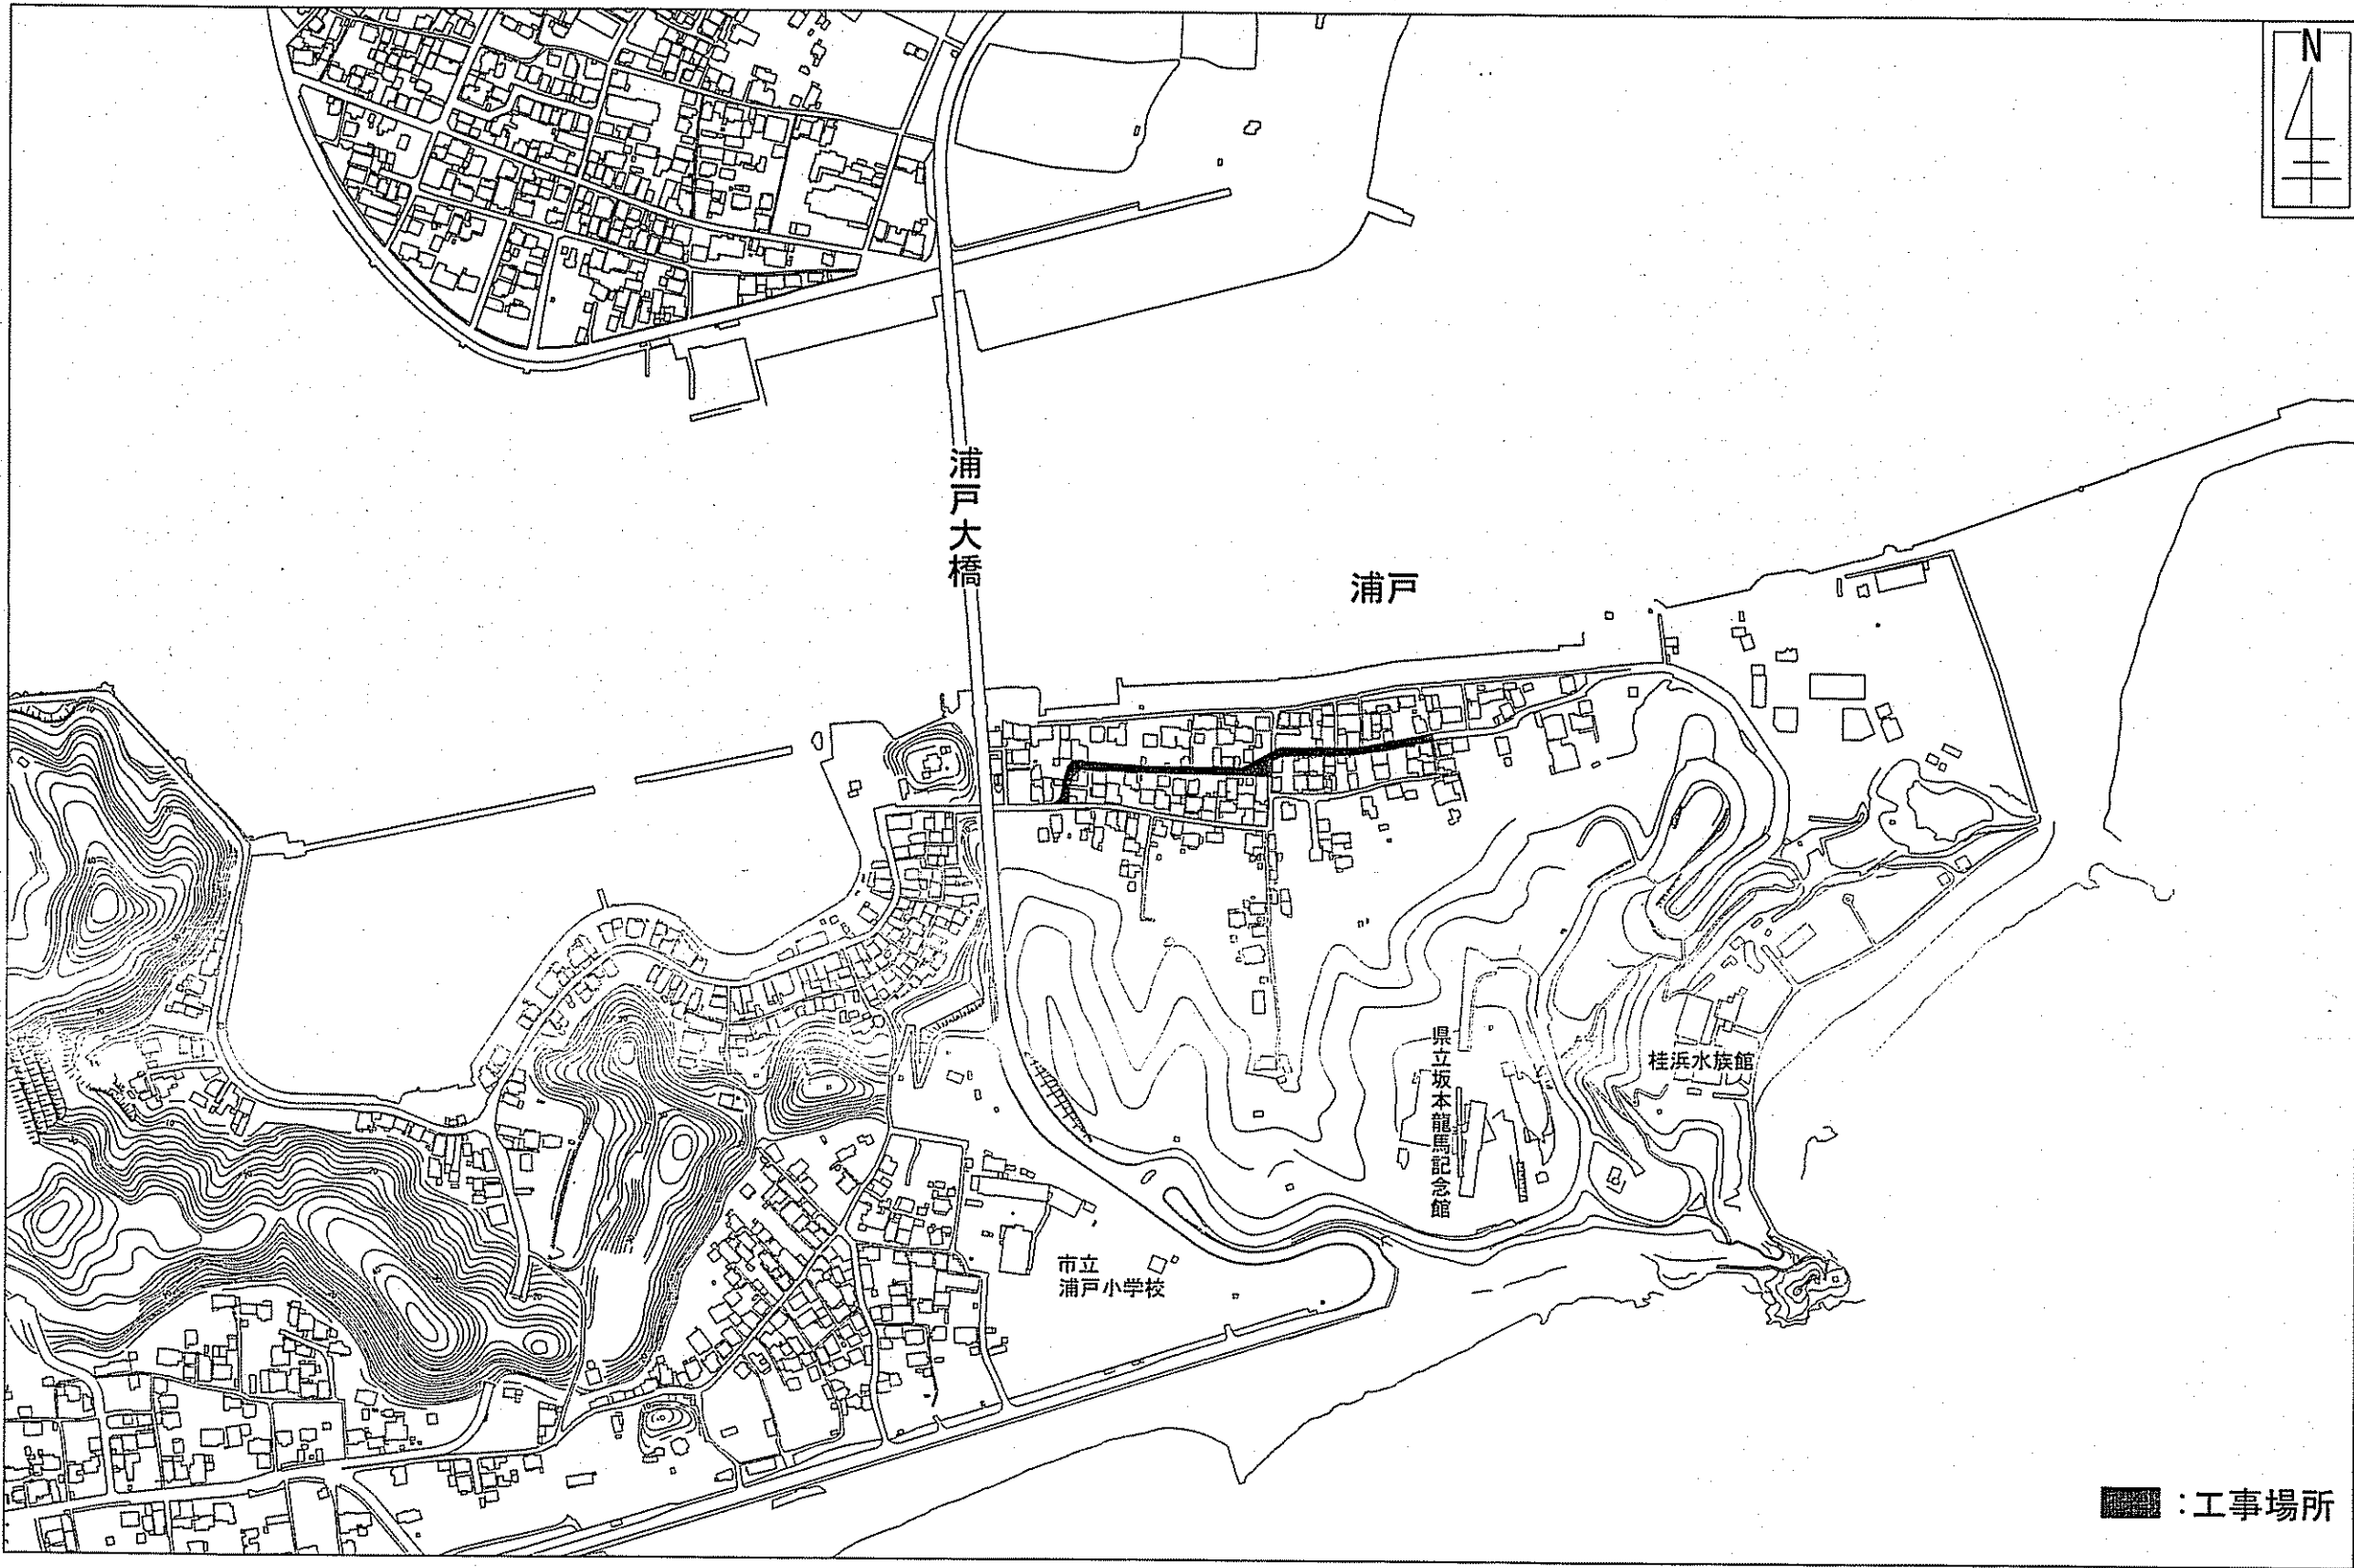


配管平面図 S=1:500



凡例				
—	新設水道管			
- - -	既設水道管			
—○—	排水管(河川)			
- - N - -	NTT			
X	仕切弁			
H	消火栓			
- - -	不排水道管			


課長	課長補佐	係長	調査	設計
宇木	豊渡	日野	藤岡	中野
浦戸配水管布設替工事				令和7年度 1/4
位置図・配管平面図				図示
高知市上下水道局 水道整備課				

横断面 S=1:100

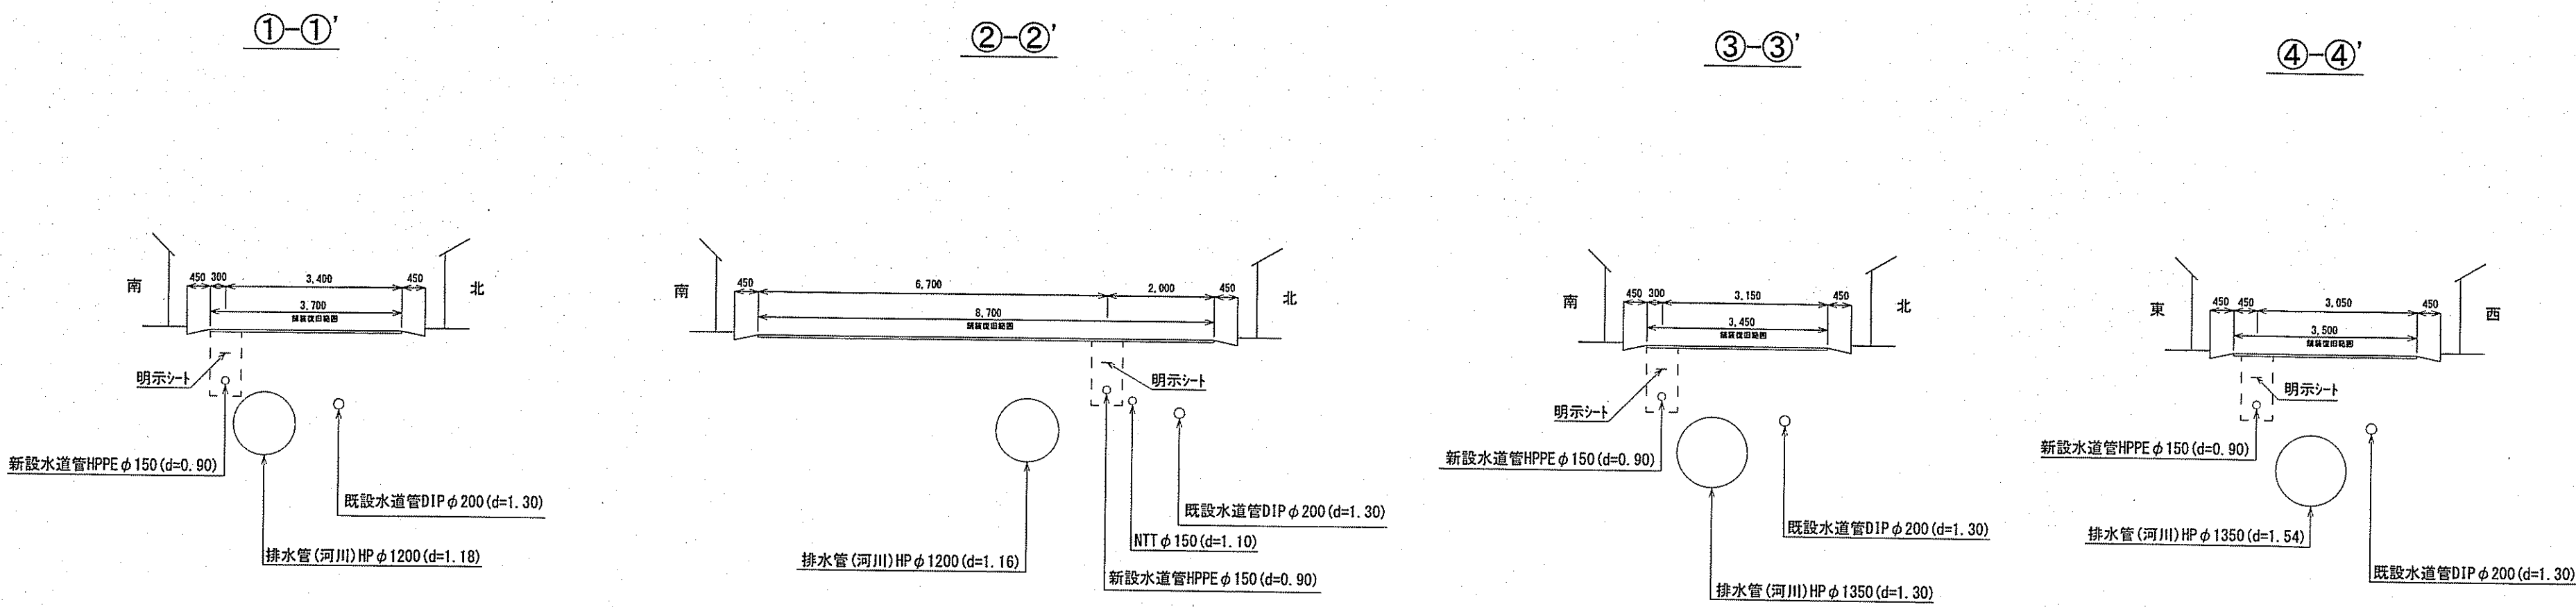

土工図 S=1:30


管明示シートの設置深度は0.2m~0.4mとする。
ただし、管埋設深度が1.2m以上の場合は0.5mとする。

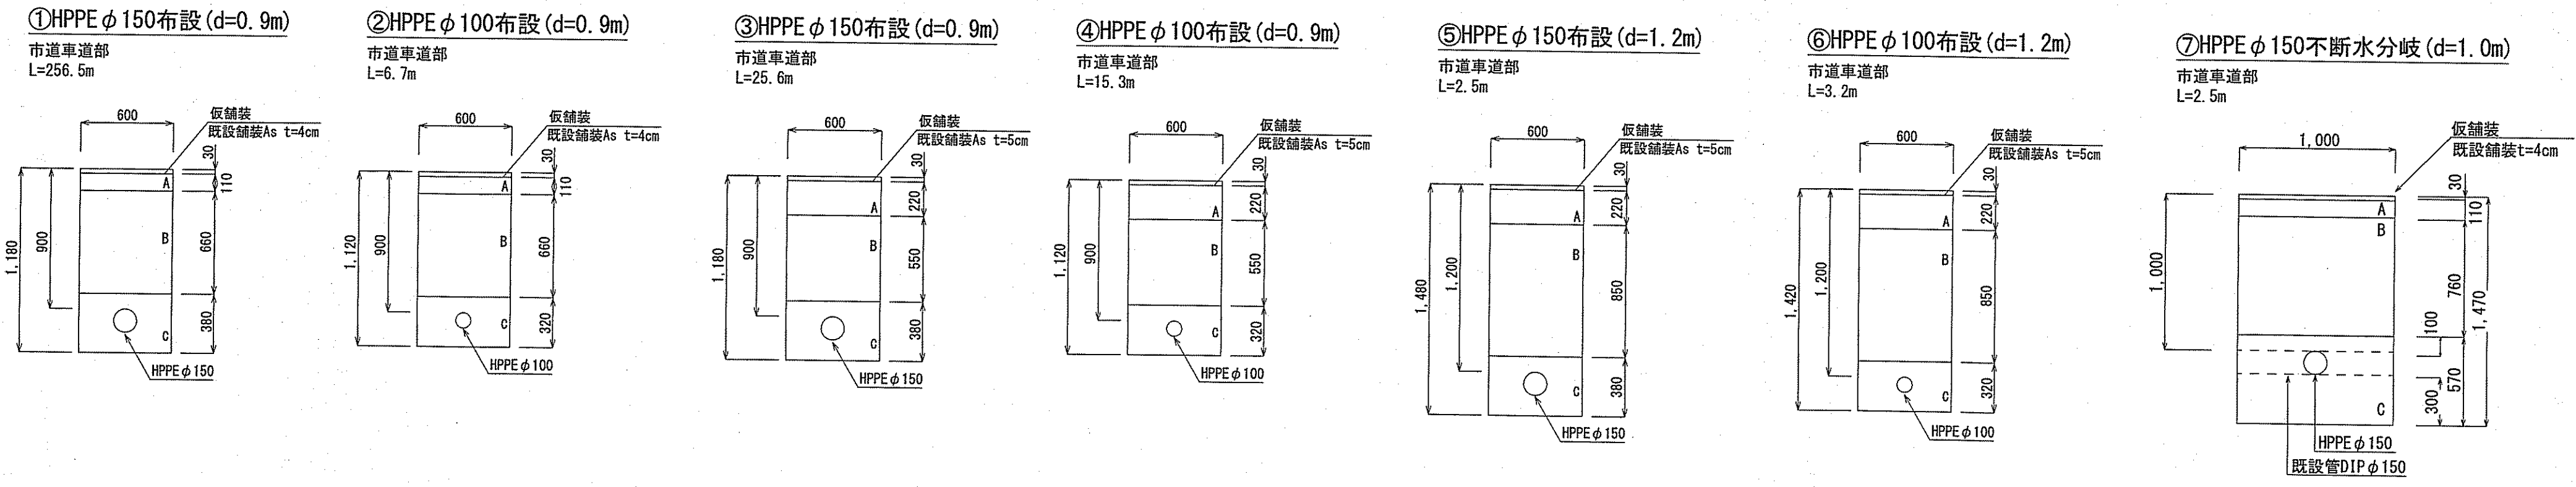

記号凡例

仮舗装	再生密粒度As TOP13
A	再生粒調砕石 RM-30
B	再生砕石 RO-40
C	再生砂

舗装構成図 S=Free

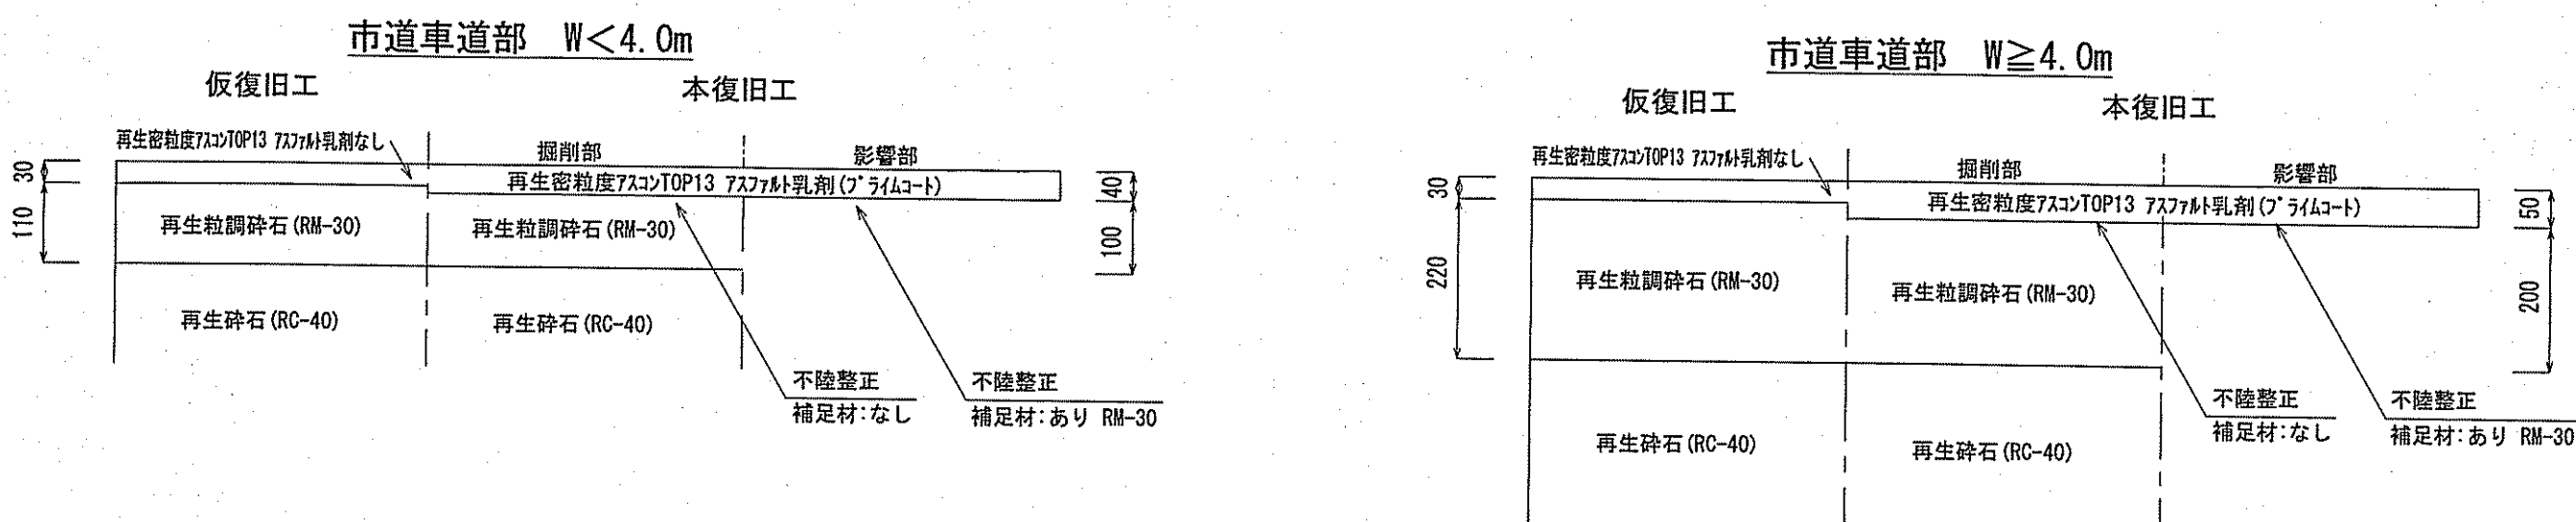


課長	課長補佐	係長	調査	設計
宮本	豊田	日野	藤岡	中野
浦戸配水管布設替工事				令和7年度
設計図				2/4
横断面・土工図・舗装構成図				図示
高知市上下水道局 水道整備課				

切替平面図 S=1:500



切替標準断面図 S=1:Free

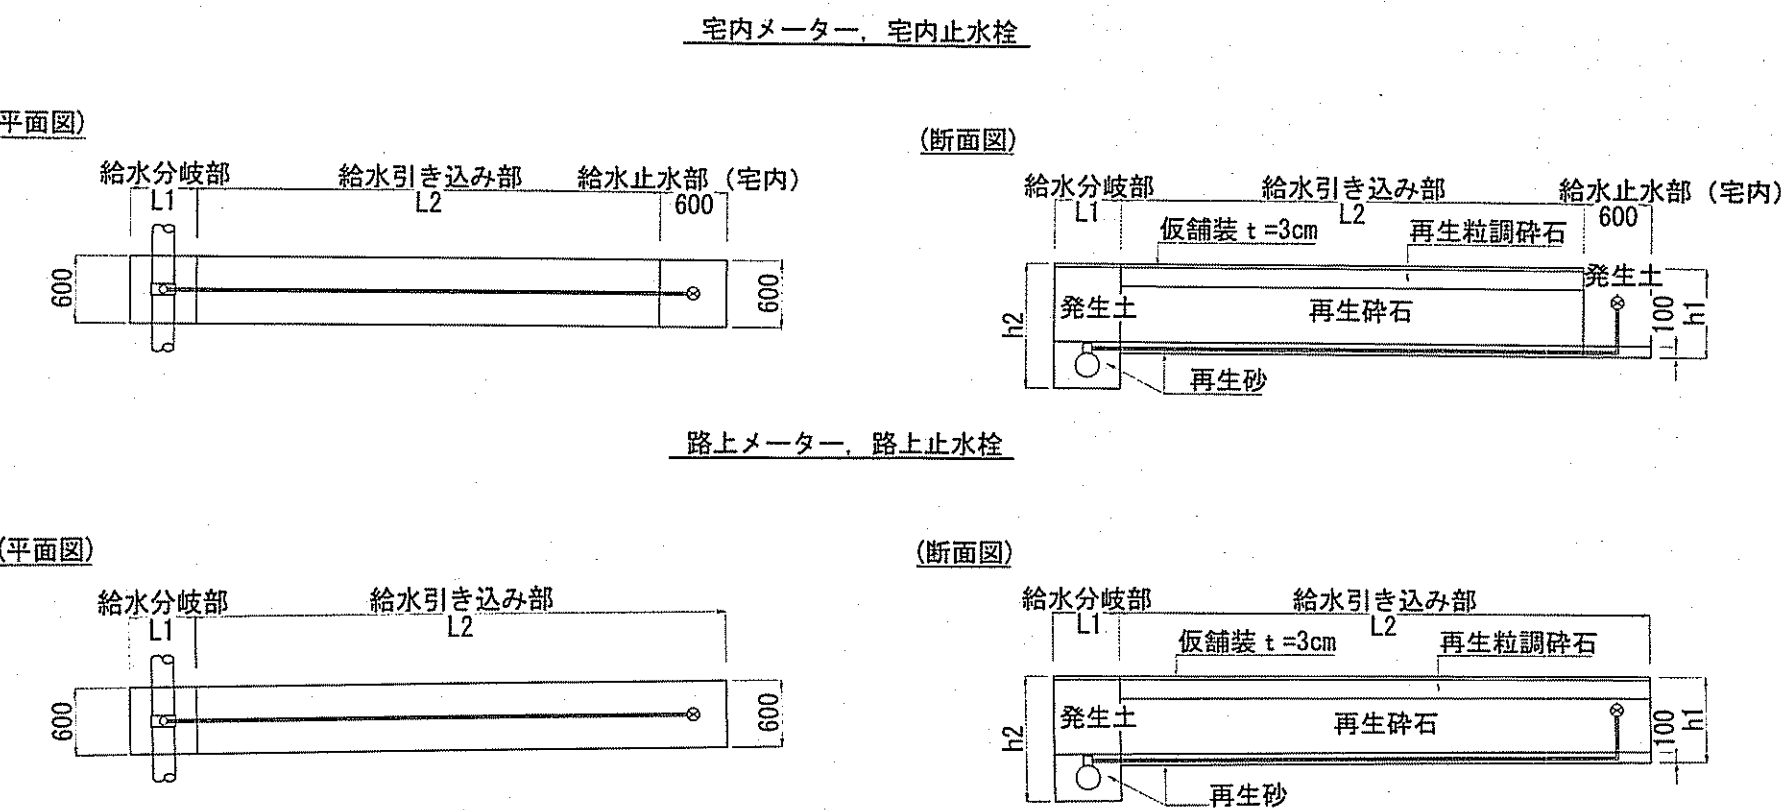


課 長	課長補佐	係 長	調 査	設 計
宮本	豊澤	日野	藤岡	宮中
浦戸配水管布設替工事				令和7年度
設計図				図番 3/4
切替平面図・切替標準断面図				縮尺 図 示
高知市上下水道局 水道整備課				


廃止管平面図 S=1:500



廃止管土工図 S=1:30

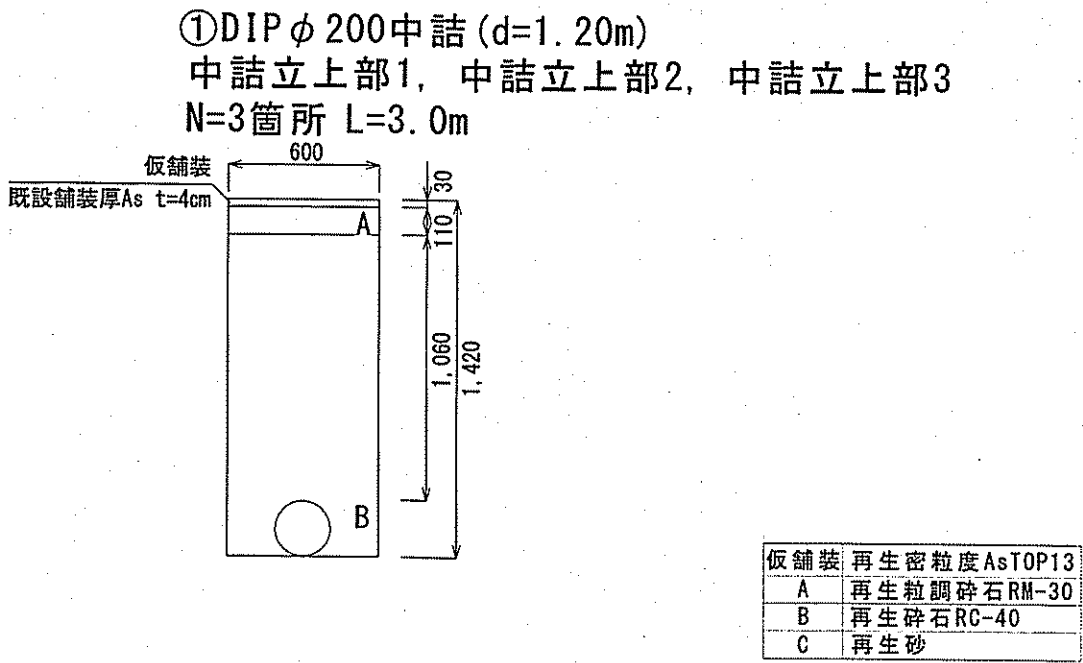

廃止管中詰充填図 S=1:Free

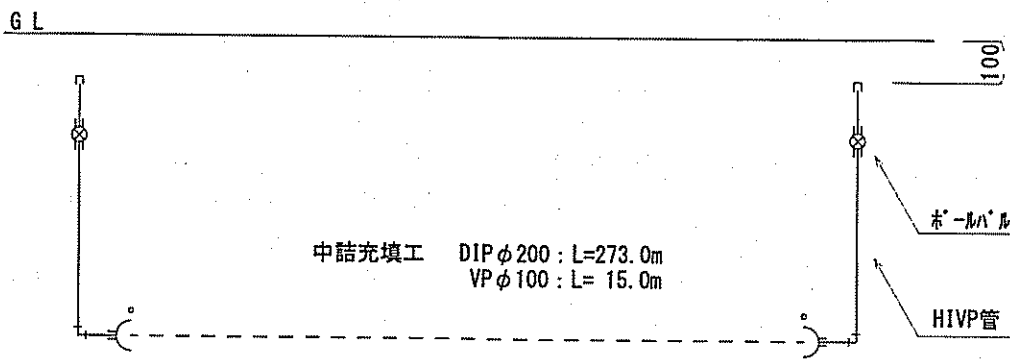

課 長	課長補佐	係 長	調 査	設 計
宮本	星	日野	藤岡	中
浦戸配水管布設替工事			令和7年度	
設計図			図 番	4/4
廃止管平面図・廃止管中詰充填図・廃止管土工図			縮 尺	図 示
高知市上下水道局 水道整備課				