



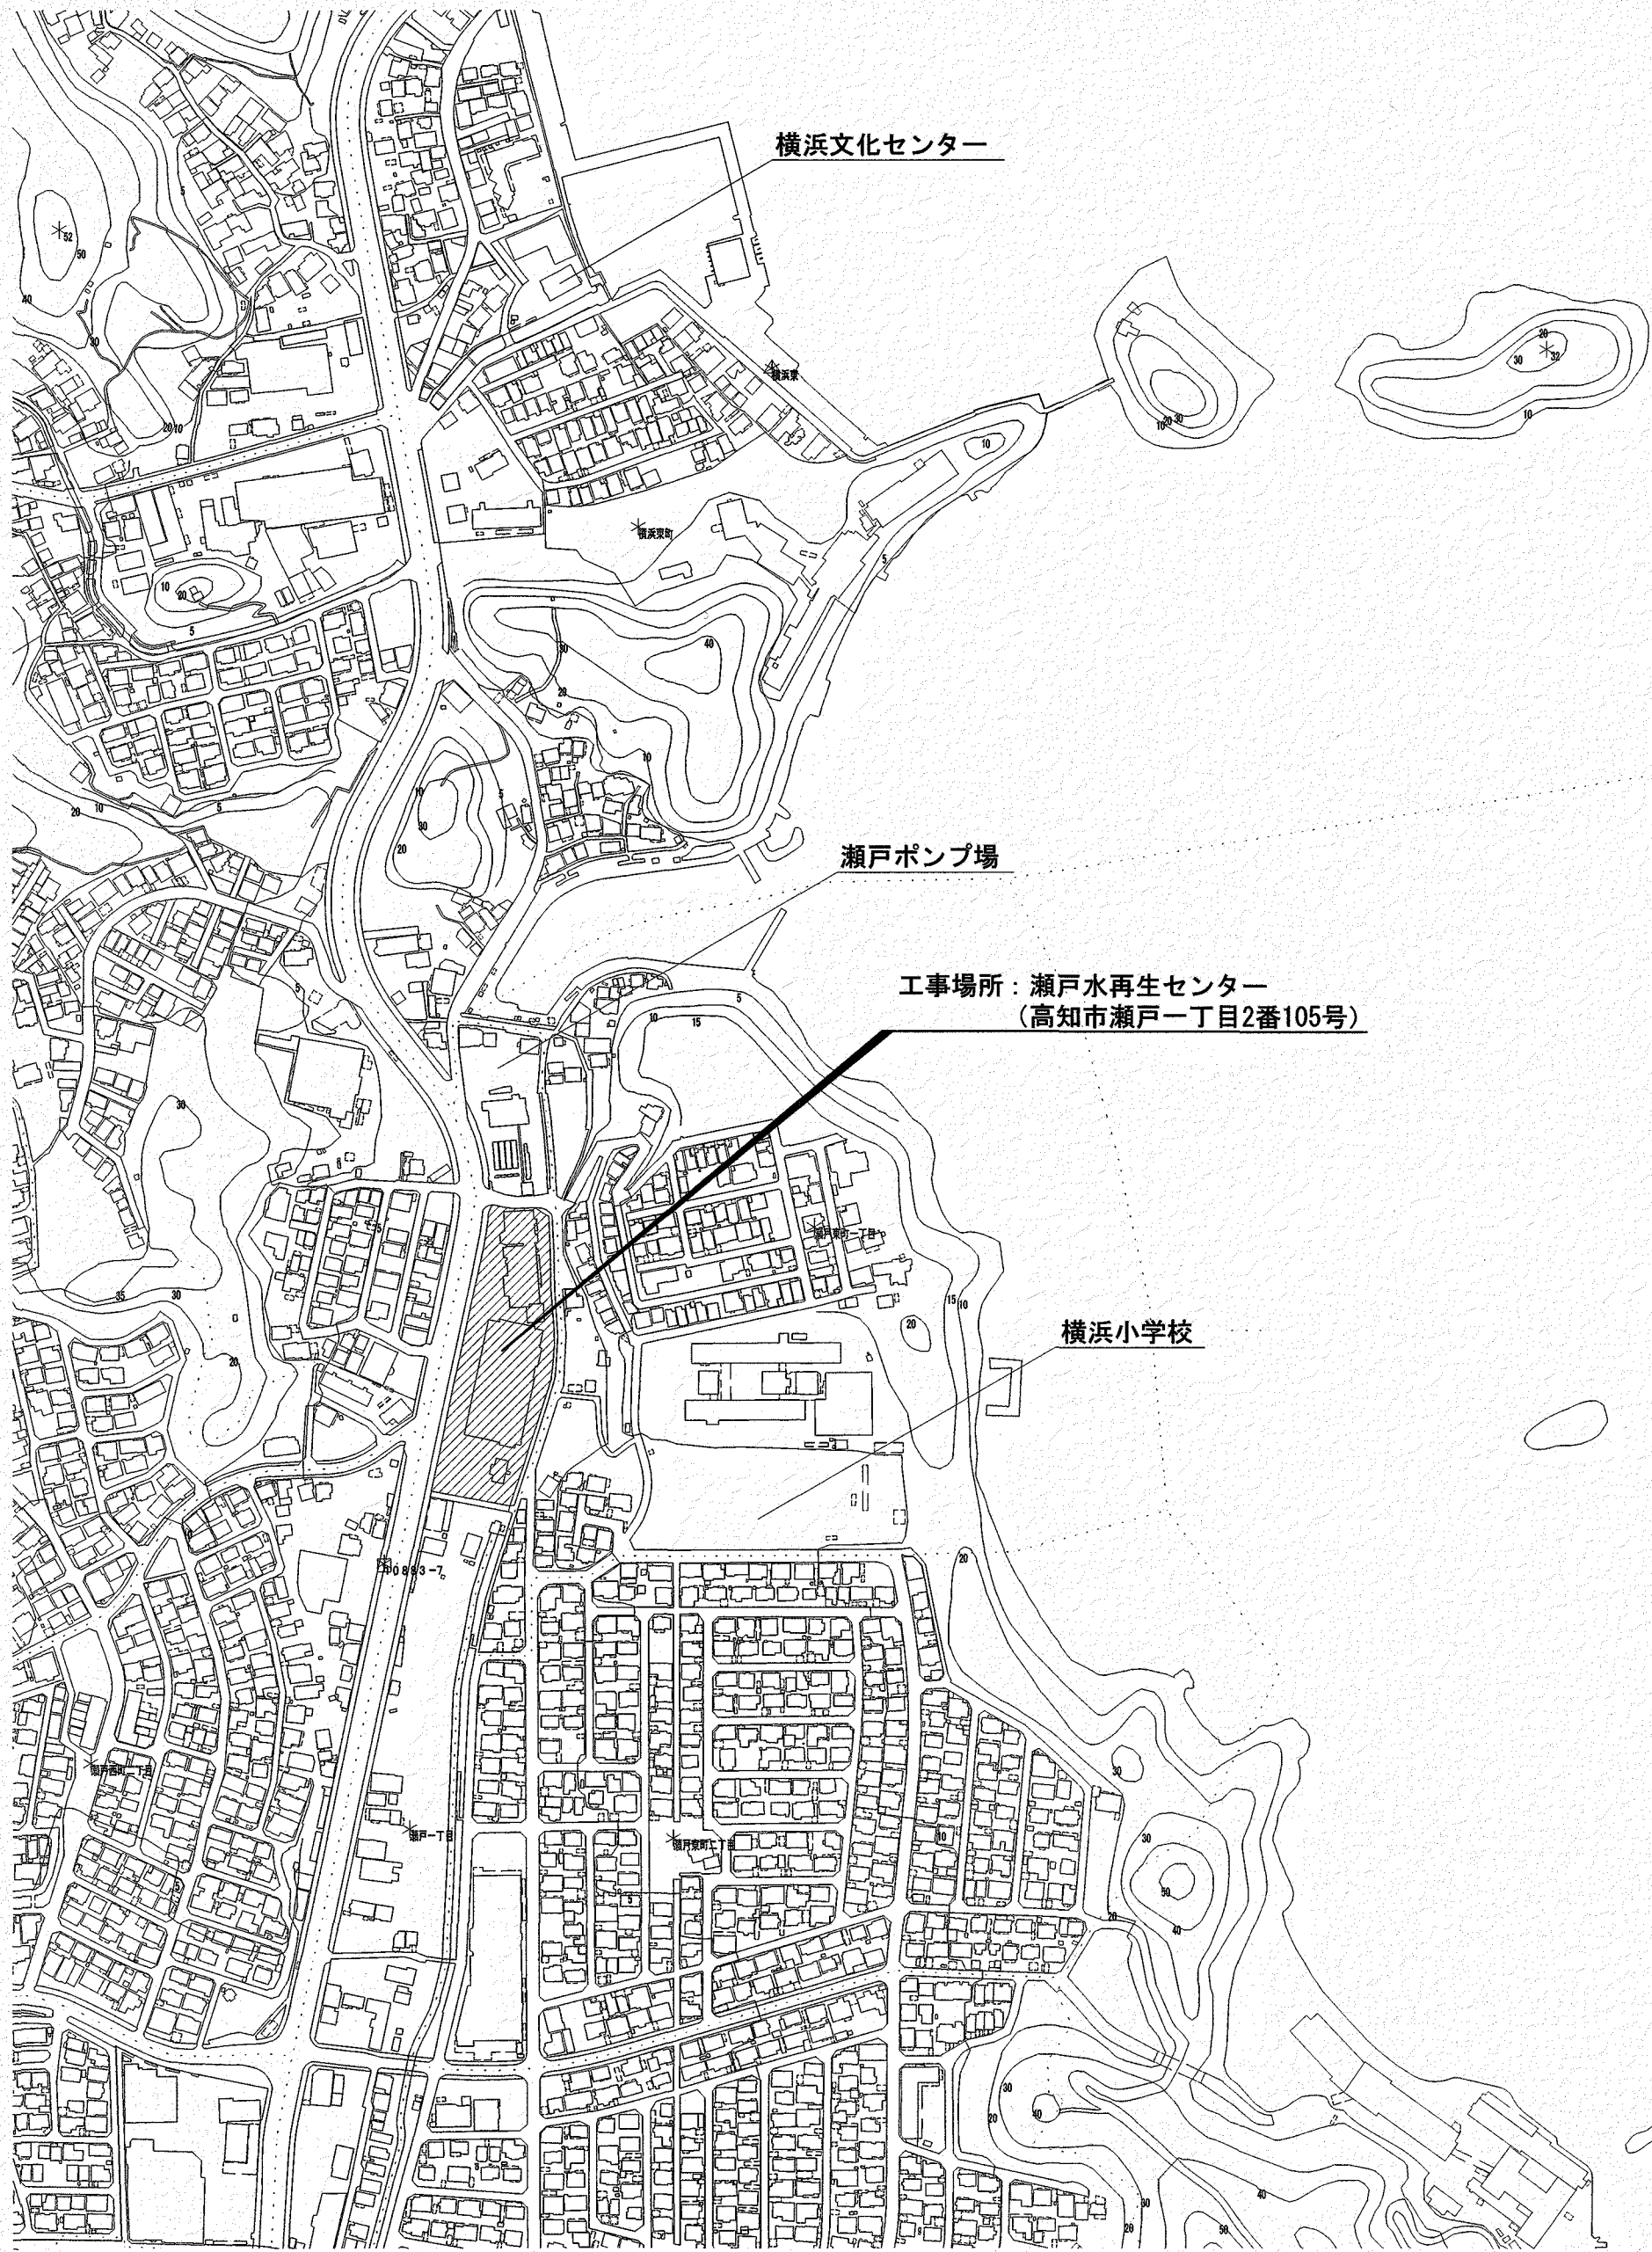


付近見取図

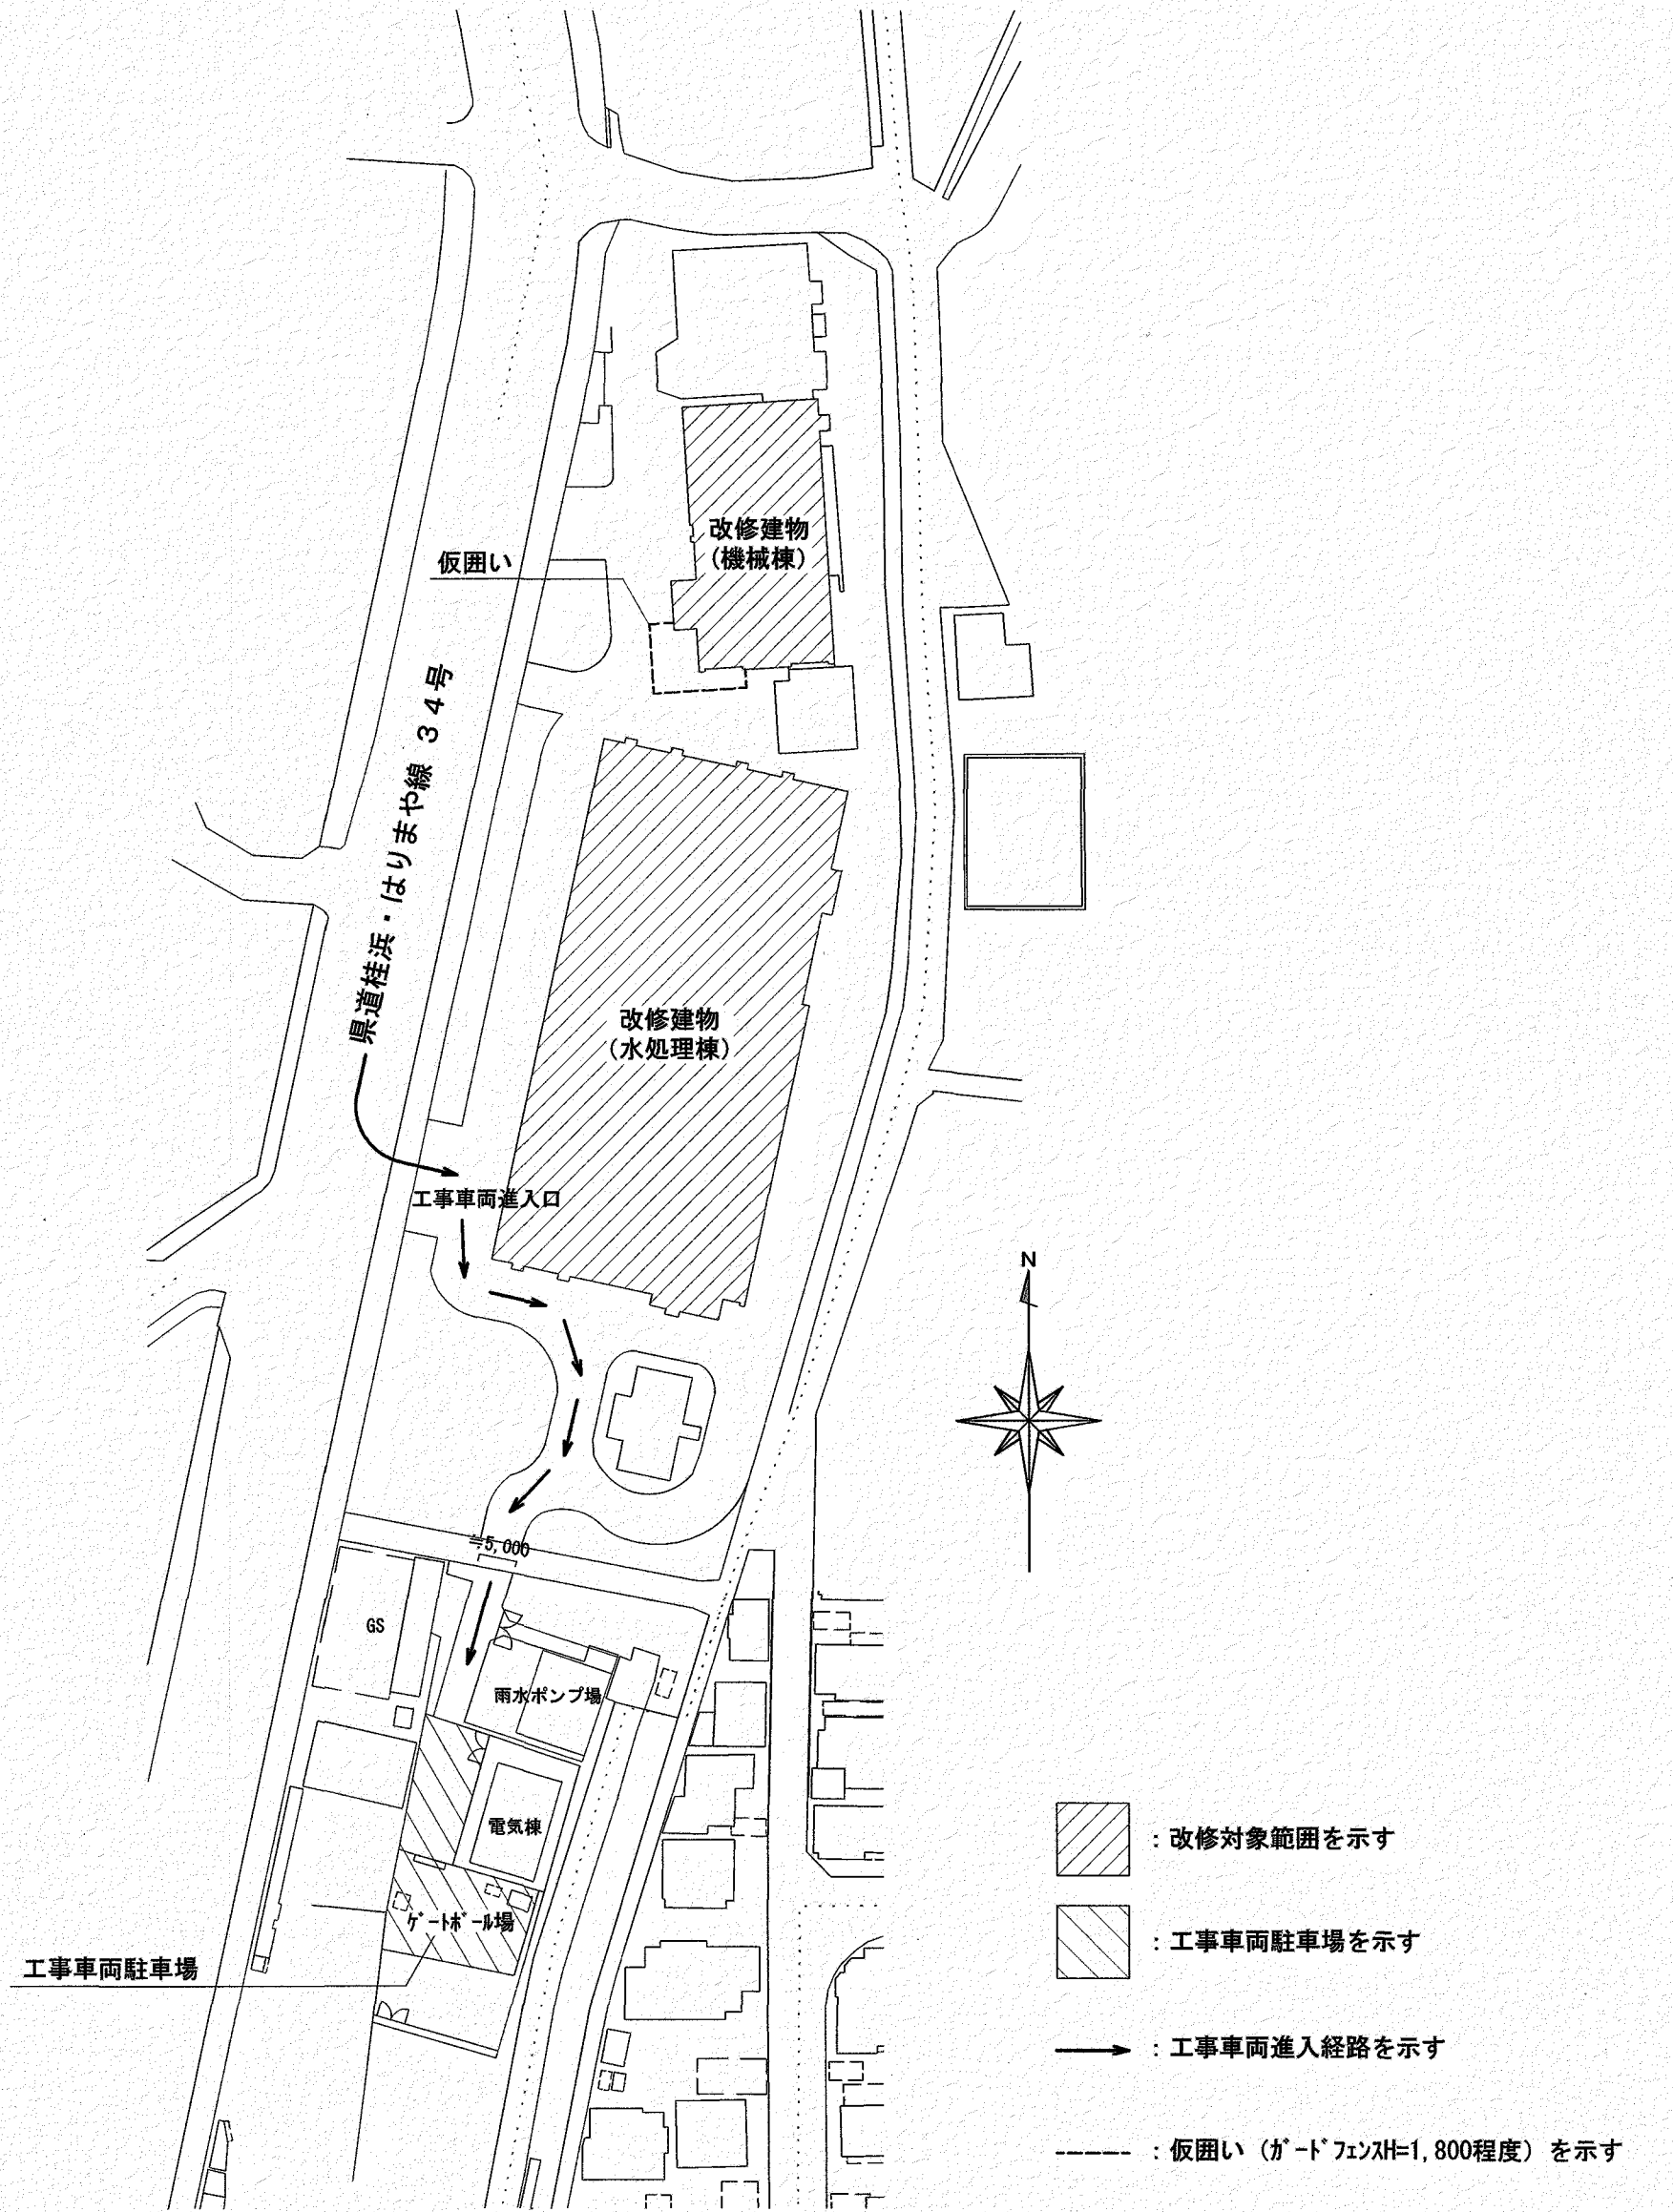

配置図兼仮設計面図 1:1,000

- : 改修対象範囲を示す
- : 工事車両駐車場を示す
- : 工事車両進入経路を示す
- : 仮囲い（ガードファンシH=1,800程度）を示す


高知市都市建設部公共建築課					工事名			(株)ハウジング総合コンサルタント			高知県知事登録119号		管理建築士	
係	係長	課長補佐	課長		瀬戸水再生センター水処理棟及び機械棟耐震改修工事（R7-1）			高知市南久保16-17 TEL 088-883-1030 FAX 088-882-4779			代表取締役 福家 正義		一級建築士登録第203207号 村田 憲明	
信	清	大	橋	松	図名 付近見取図・配置図兼仮設計面図			縮尺 1/1,000	年月日 R6.12	図面No. A-01	監理担当		構造担当	

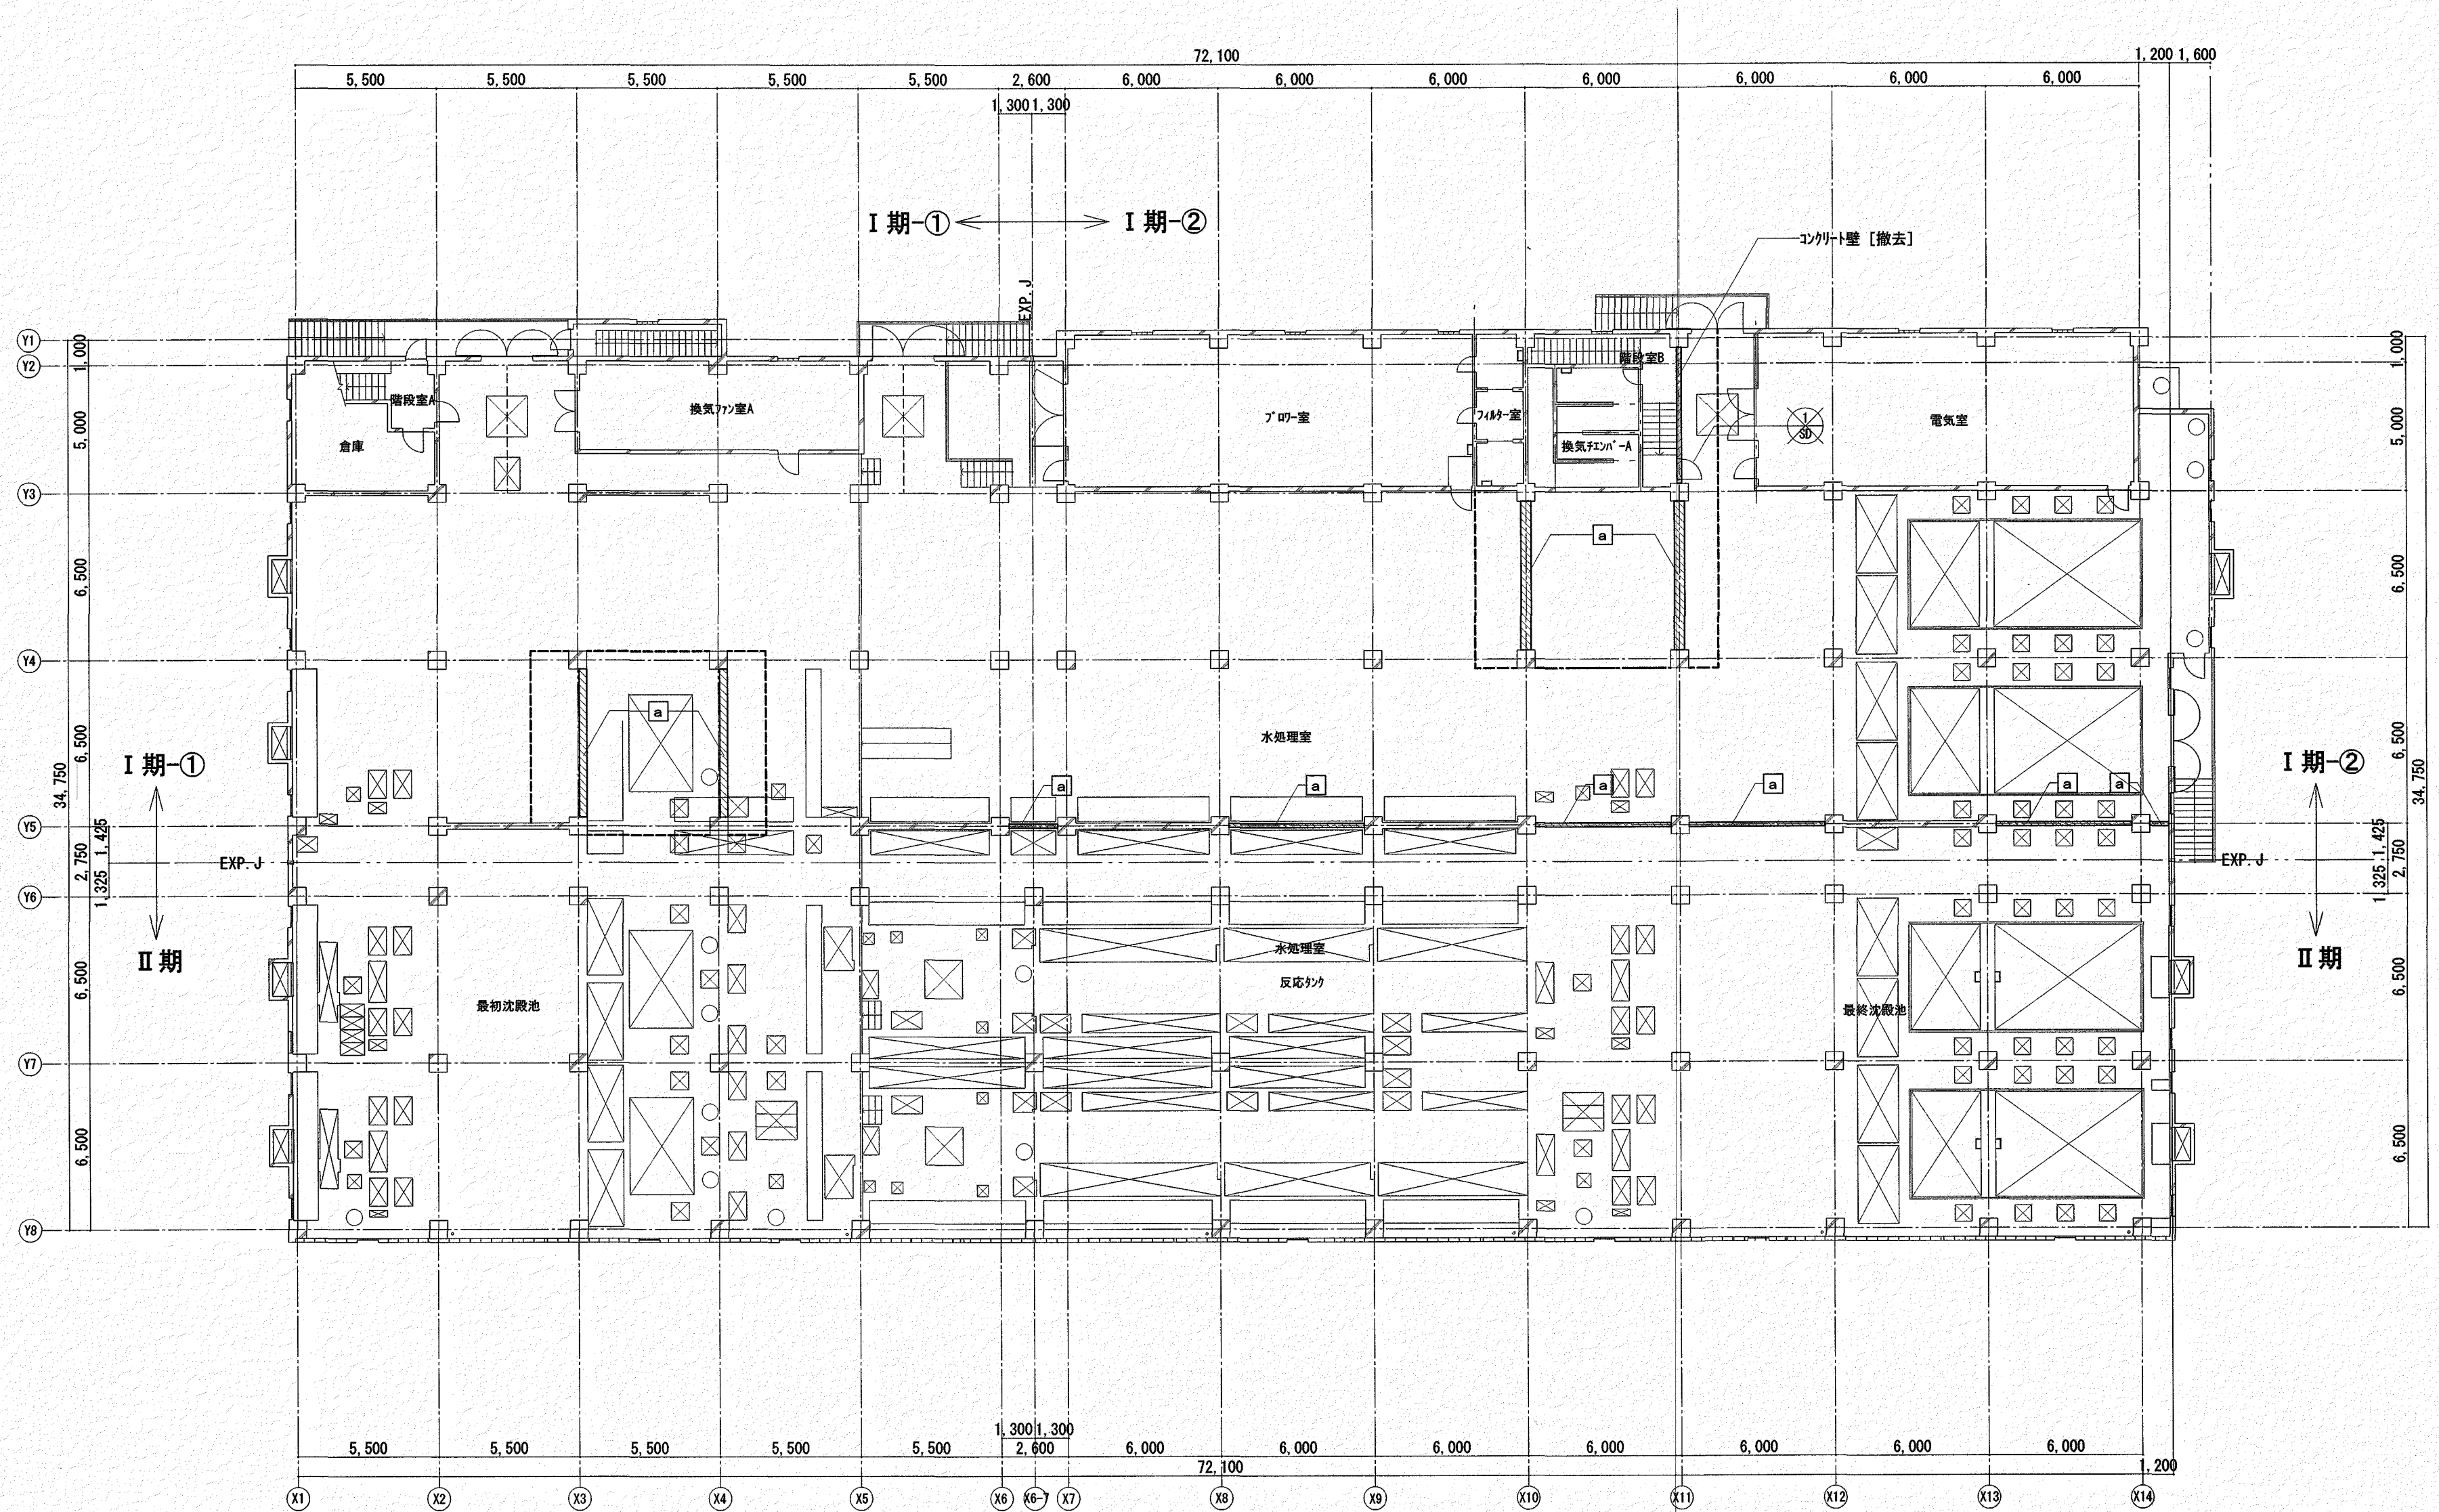

〔水処理棟〕1階平面図(改修前) S=1/200

【凡例】	
	撤去を示す
	床・柱・梁 目荒し部分を示す
	撤去建具を示す
	内部仮設間仕切り (C種) を示す

高知市都市建設部公共建築課					工事名			(株)ハウジング総合コンサルタント			高知県知事登録119号		管理建築士	
係	係長	課長補佐	課長		瀬戸水再生センター水処理棟及び機械棟耐震改修工事 (R7-1)			高知市南久保16-17 TEL 089-883-1030 FAX 089-882-4779			代表取締役 福家 正義		一級建築士登録第203207号 村田 憲明	
					図名			縮尺			年月日		図面No.	
					〔水処理棟〕1階平面図(改修前)			1/A2:200 A3:282			R6.12		AA-01	

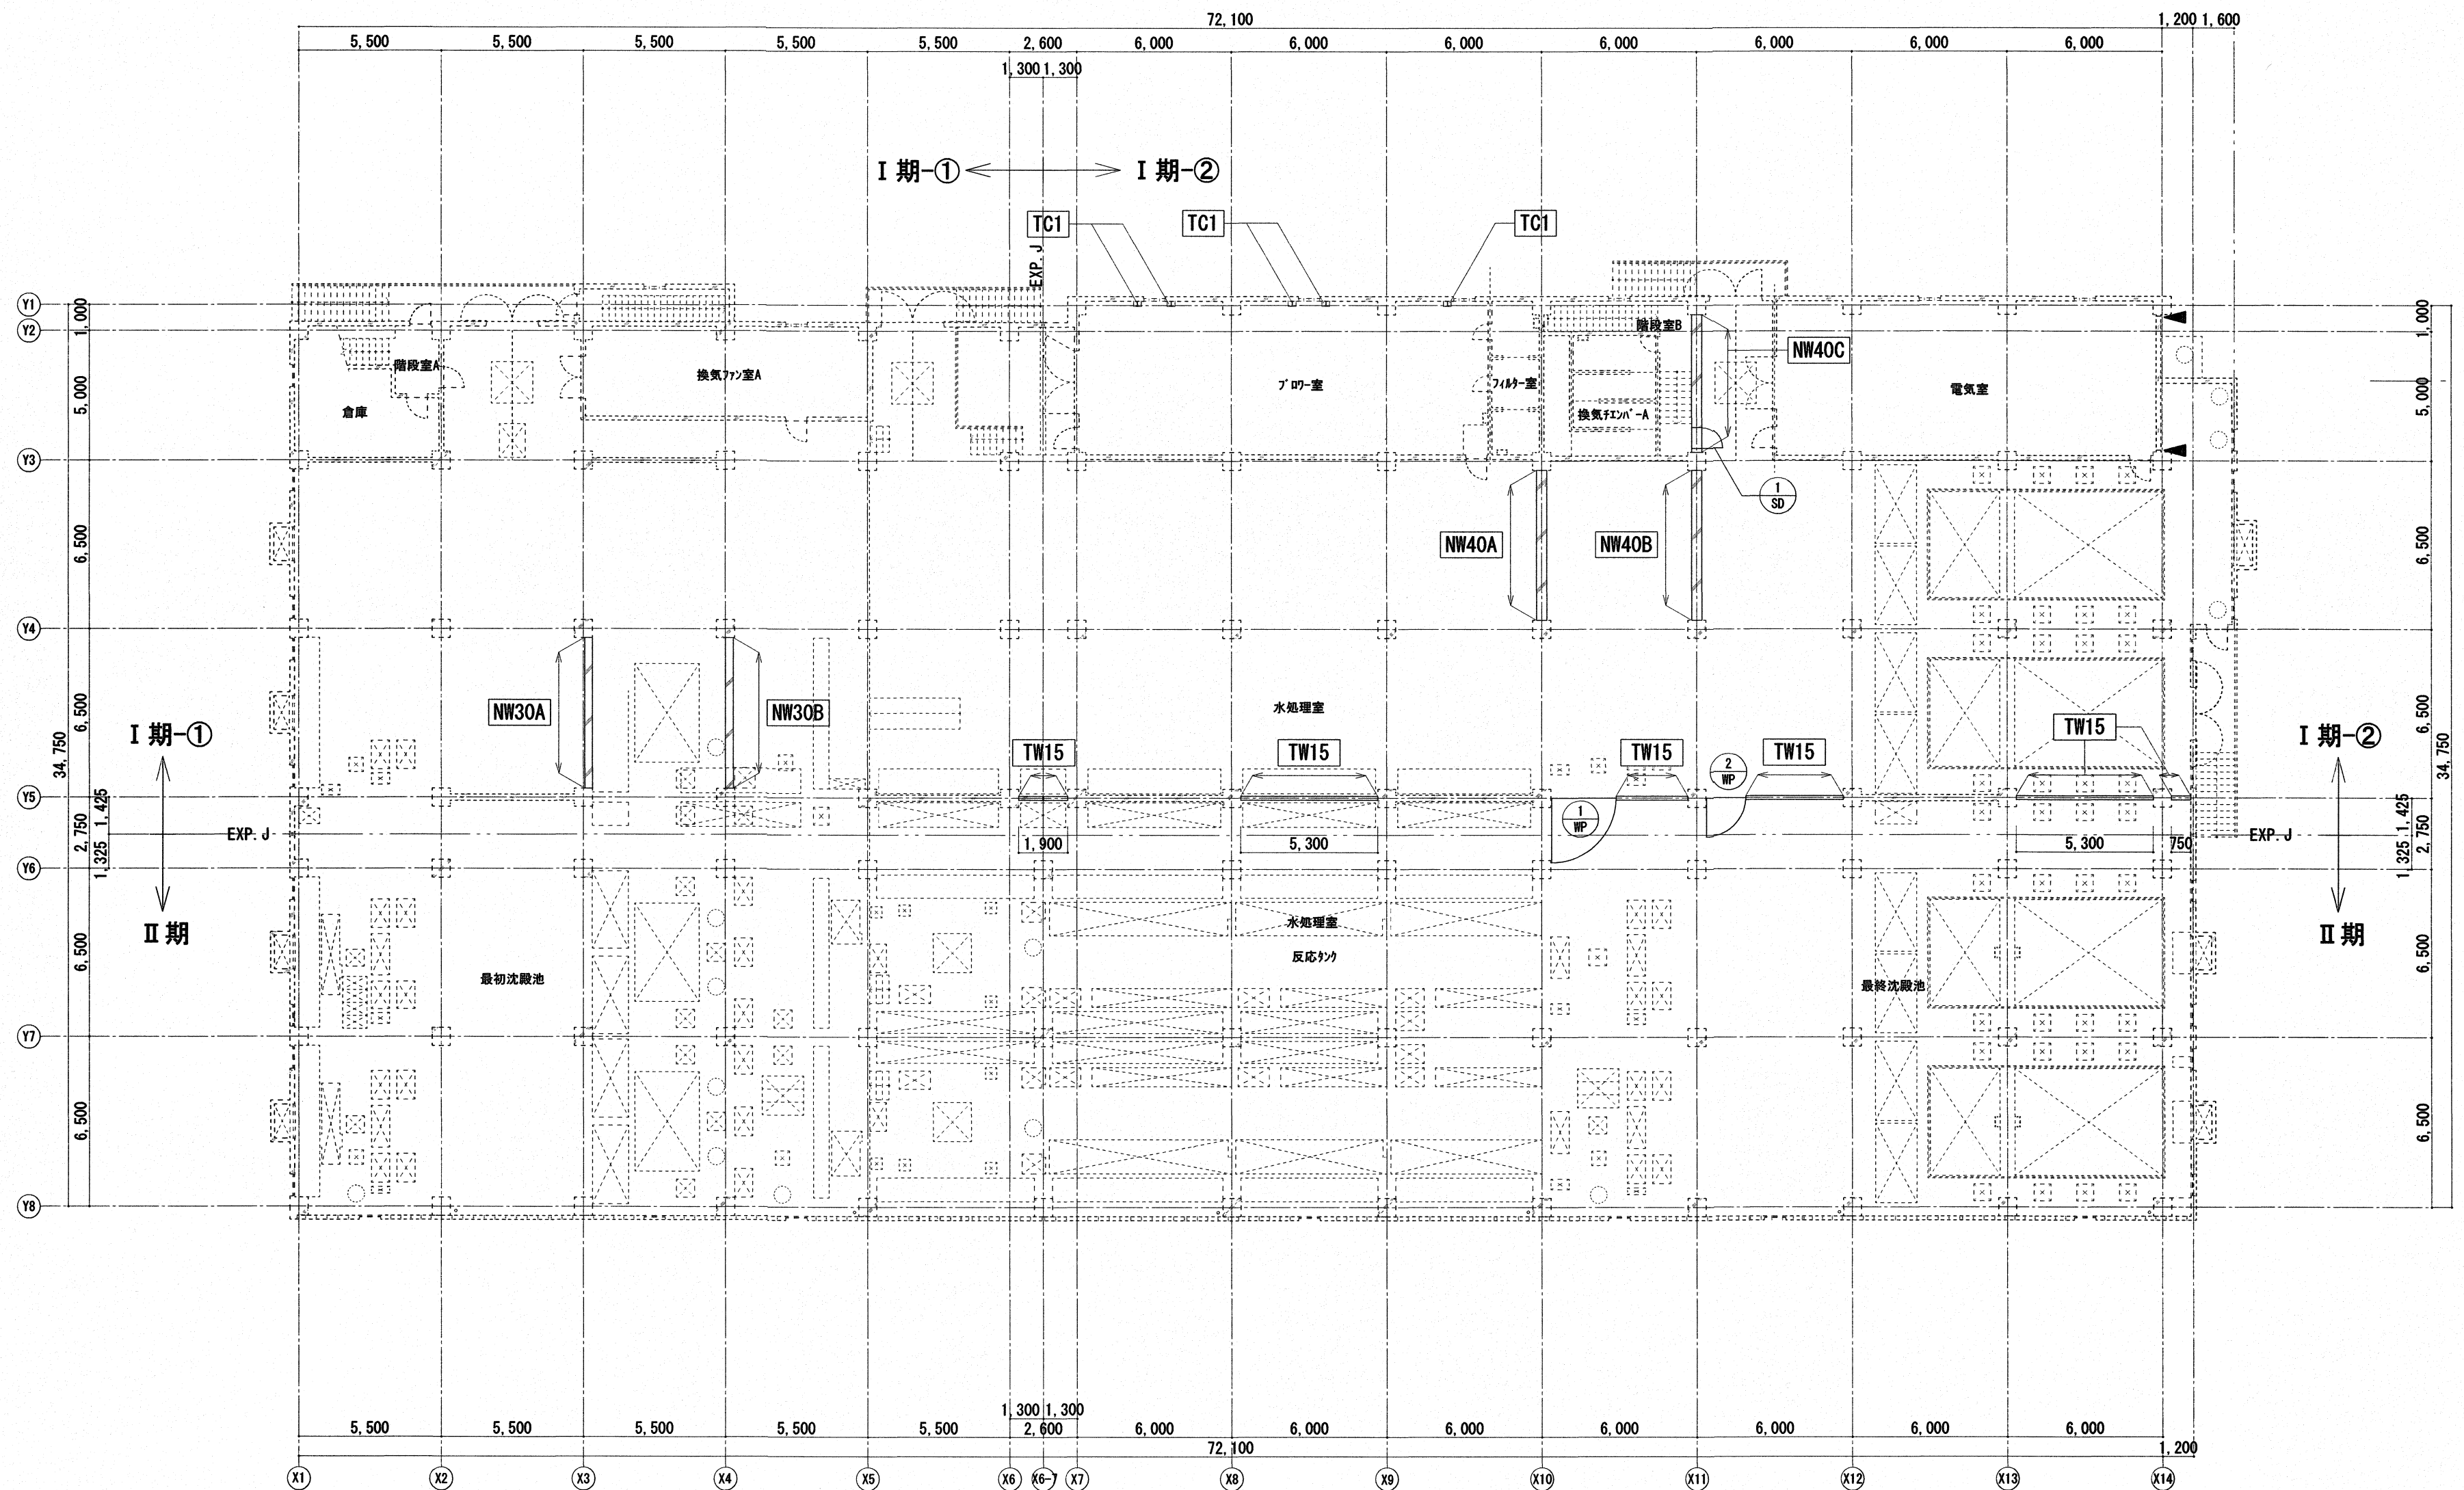


【水処理棟】1階平面図(改修後) S=1/200

【凡例】


NW**	壁増設補強を示す
TW**	止水壁増設を示す
TC1	耐震補強を示す
▲	構造スリットを示す
※	新設建具を示す


高知市都市建設部公共建築課				工 事 名		(株) ハウジング総合コンサルタント		高知県知事登録119号		管理建築士	
係	係 長	課長補佐	課 長	瀬戸水再生センター水処理棟及び機械棟耐震改修工事 (R7-1)		高知市南久保16-17 TEL 088-883-1030 FAX 088-882-4779		代表取締役 福家 正義		一般建築士登録第203207号 村田 憲明	
信	清	大	松	図 名		縮 尺	年 月 日	図 面 No.	意匠担当	構造担当	
【水処理棟】1階平面図(改修後)						1/A2:200 A3:282	R6,12	AA — 02			

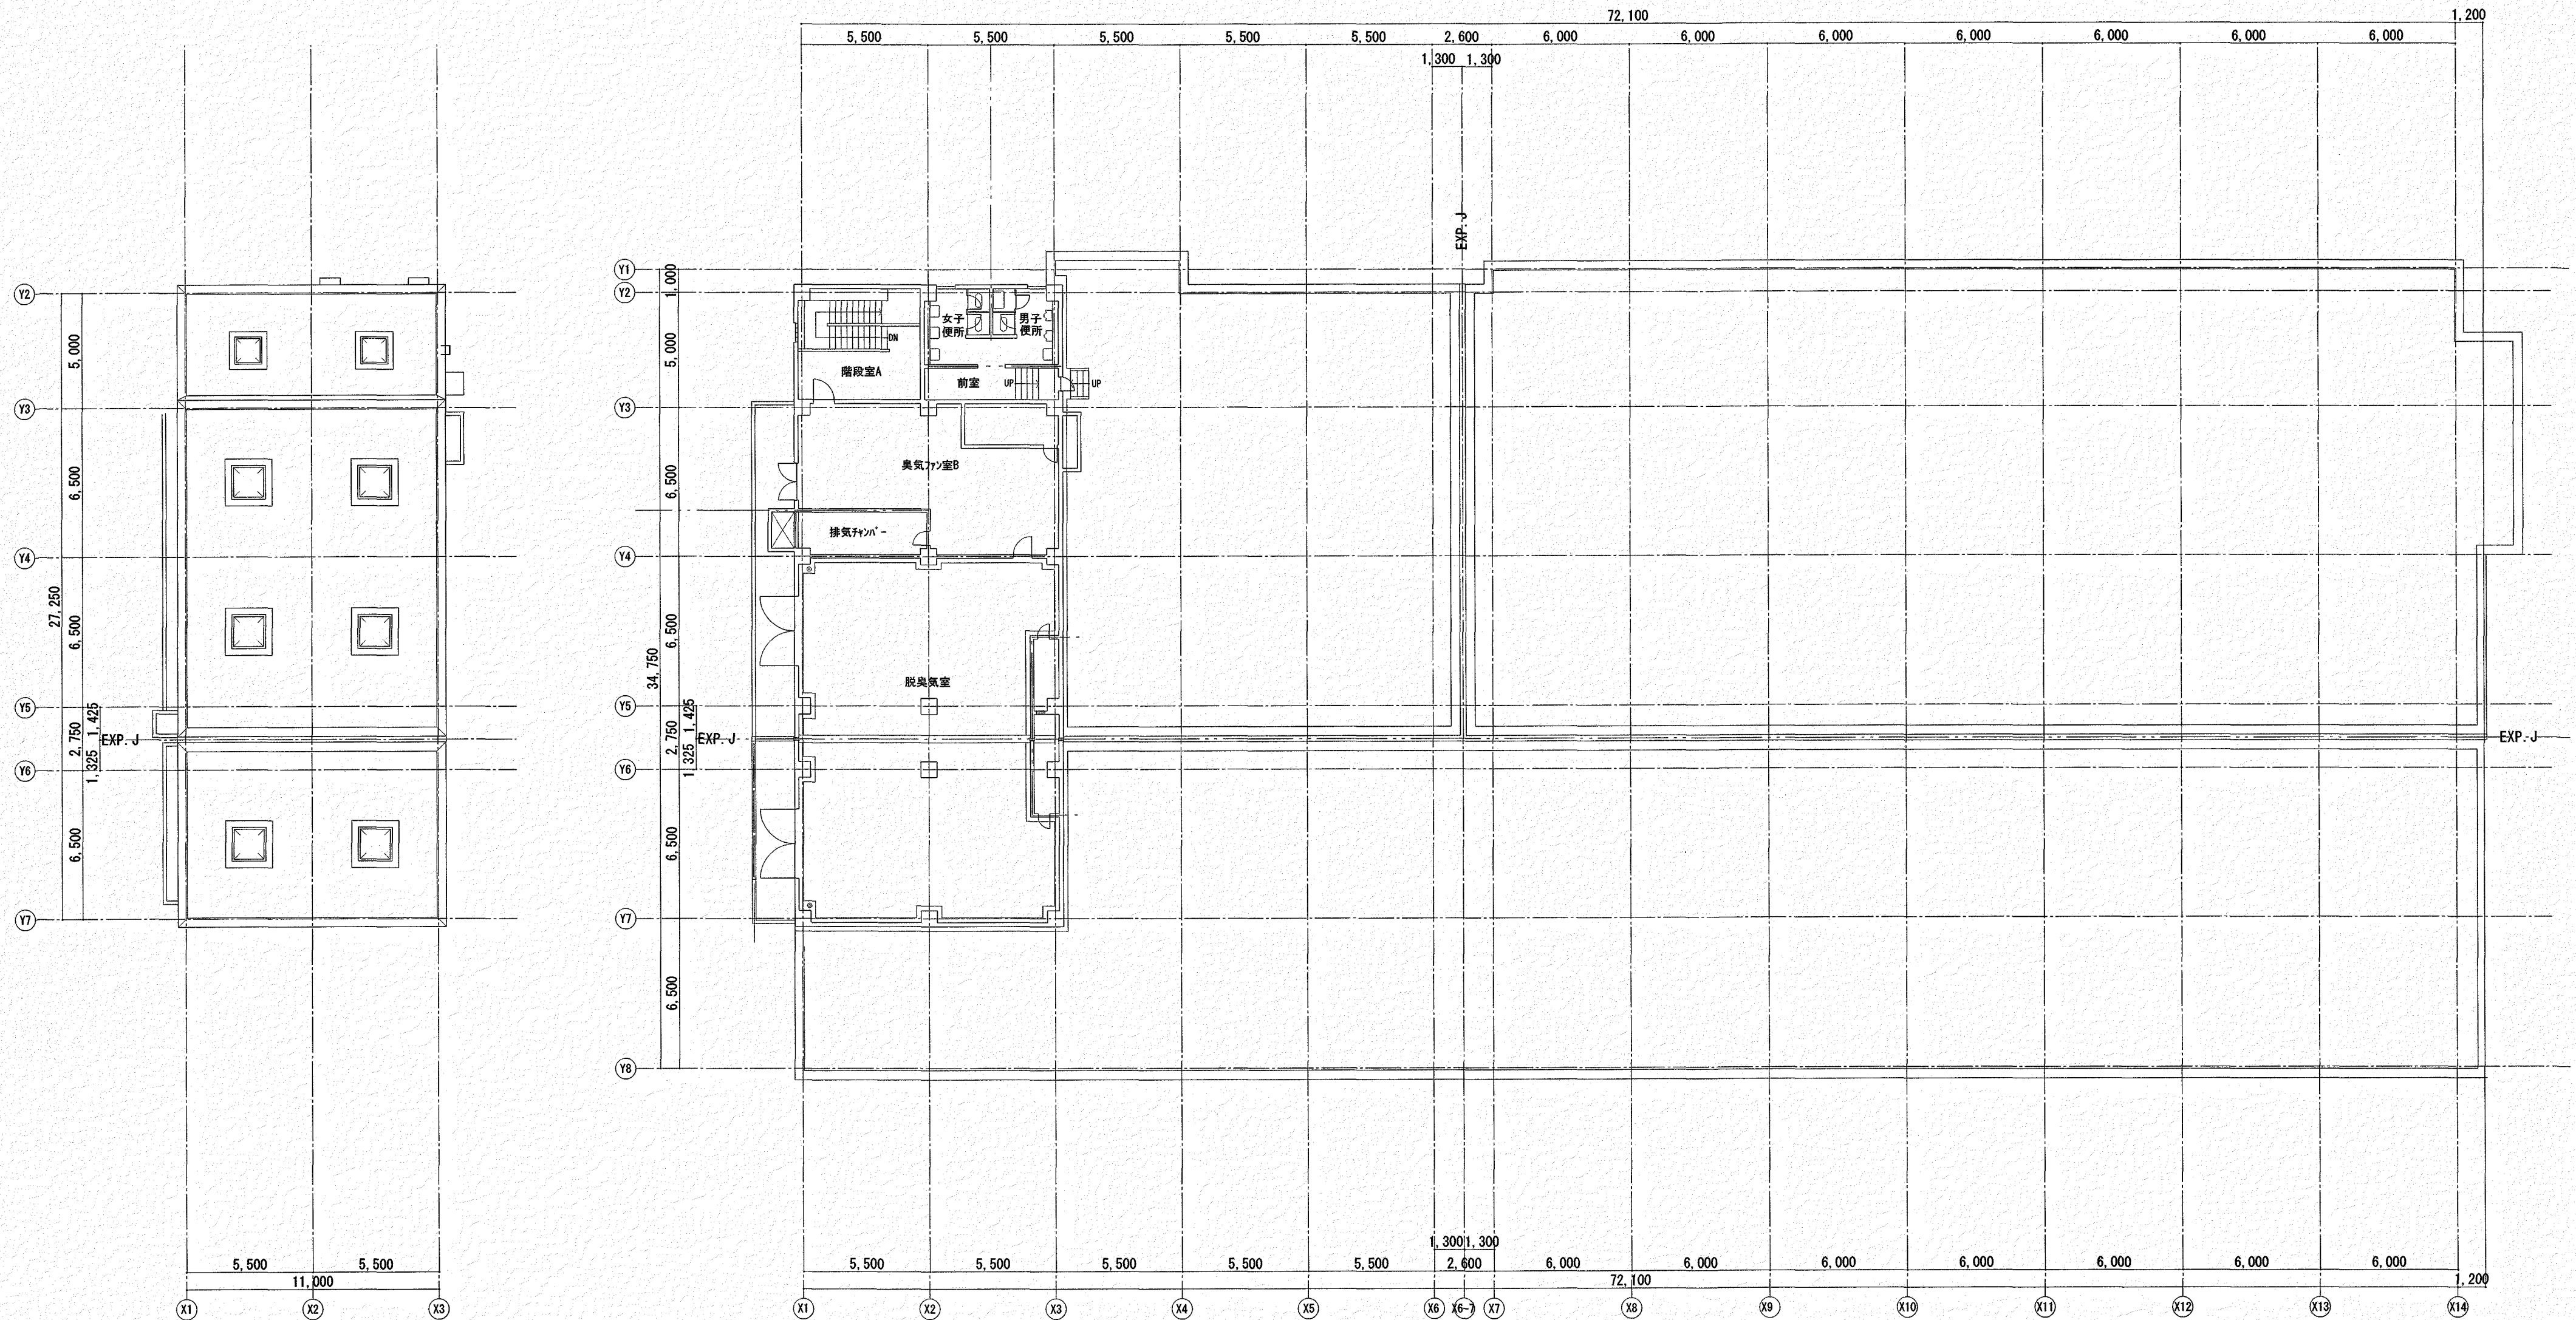


【水処理棟】2階平面図【参考図】 S=1/200

 【参考図】


高知市都市建設部公共建築課				工 事 名		(株) ハウジング総合コンサルタント		高知県知事登録119号		管理建築士	
係	係 長	課長補佐	課長	瀬戸水再生センター水処理棟及び機械棟耐震改修工事 (R7-1)		高知市南久保16-17 TEL 088-883-1030 FAX 088-882-4779		代表取締役		一級建築士登録第203207号	
    				図 名		縮 尺	年 月 日	図 面 No.	意匠担当	構造担当	
				【水処理棟】2階平面図【参考図】		1/A2:200 A3:282	R6, 12	AA — 03			

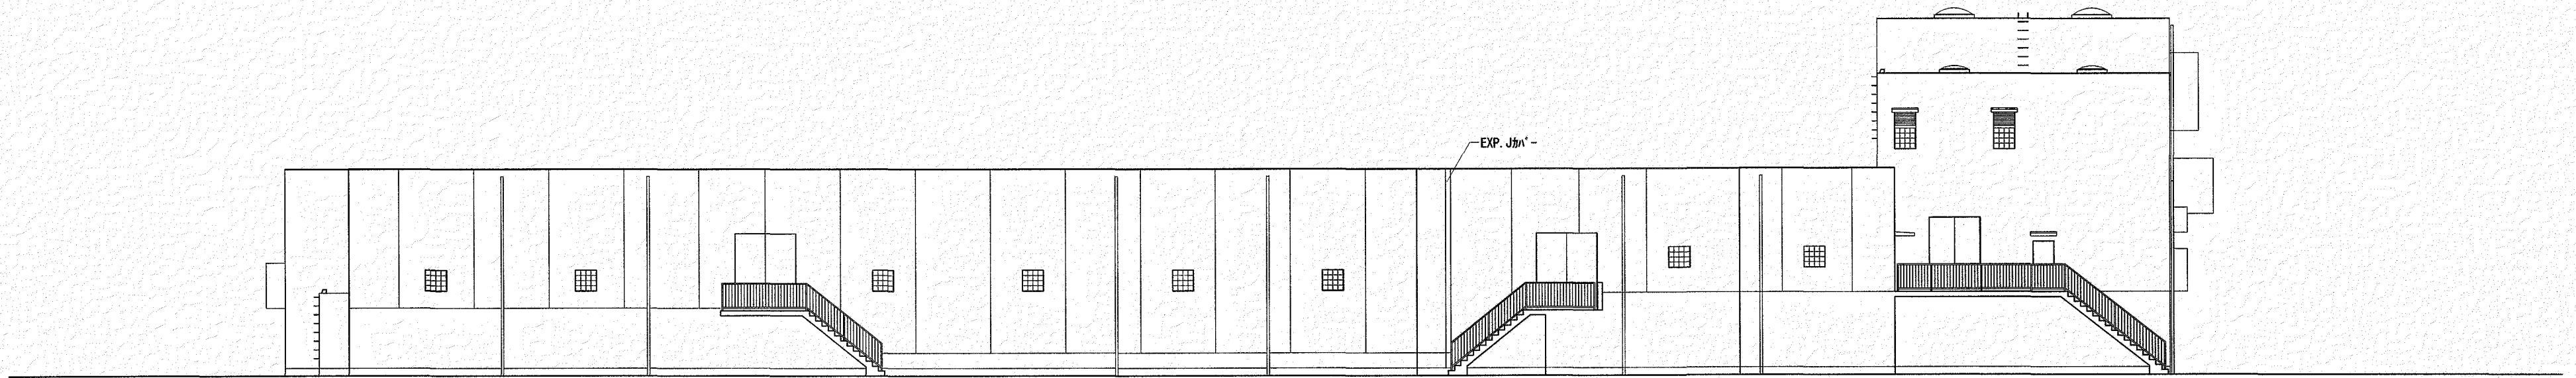


東面立面図 S=1/200

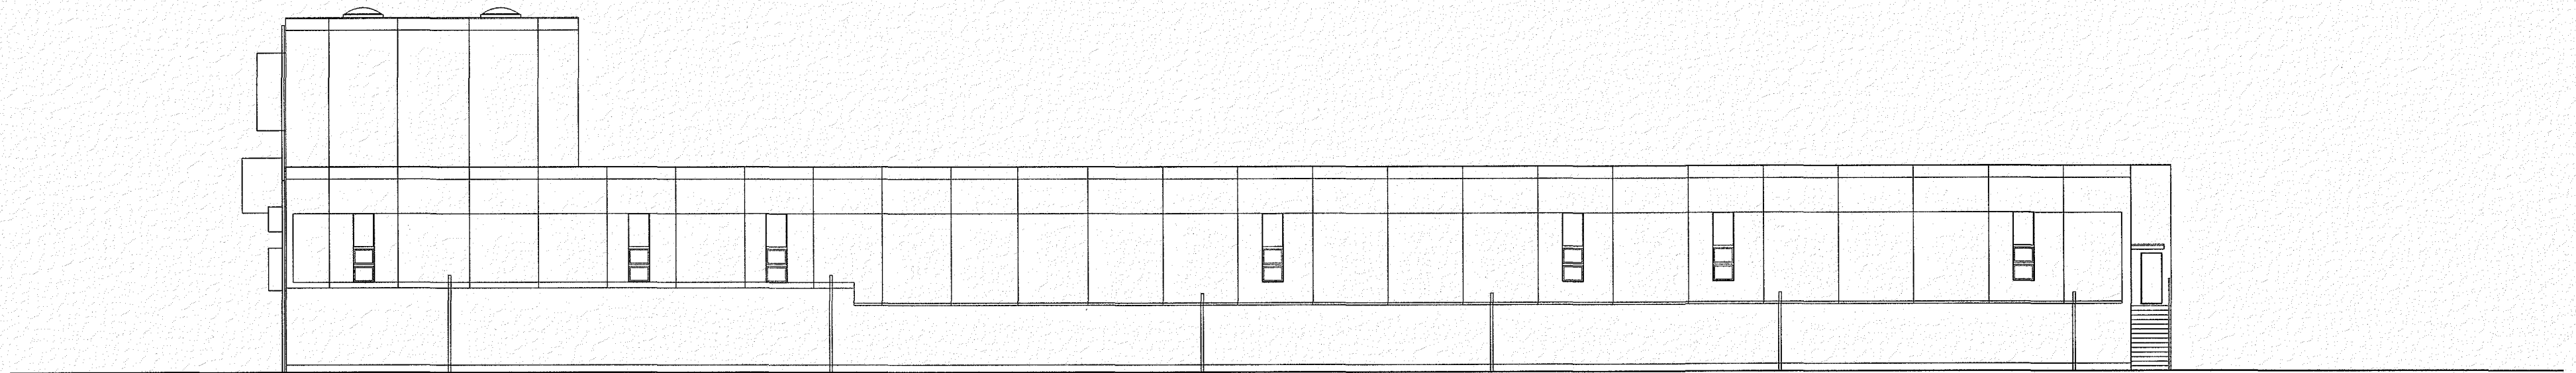

西面立面図 S=1/200

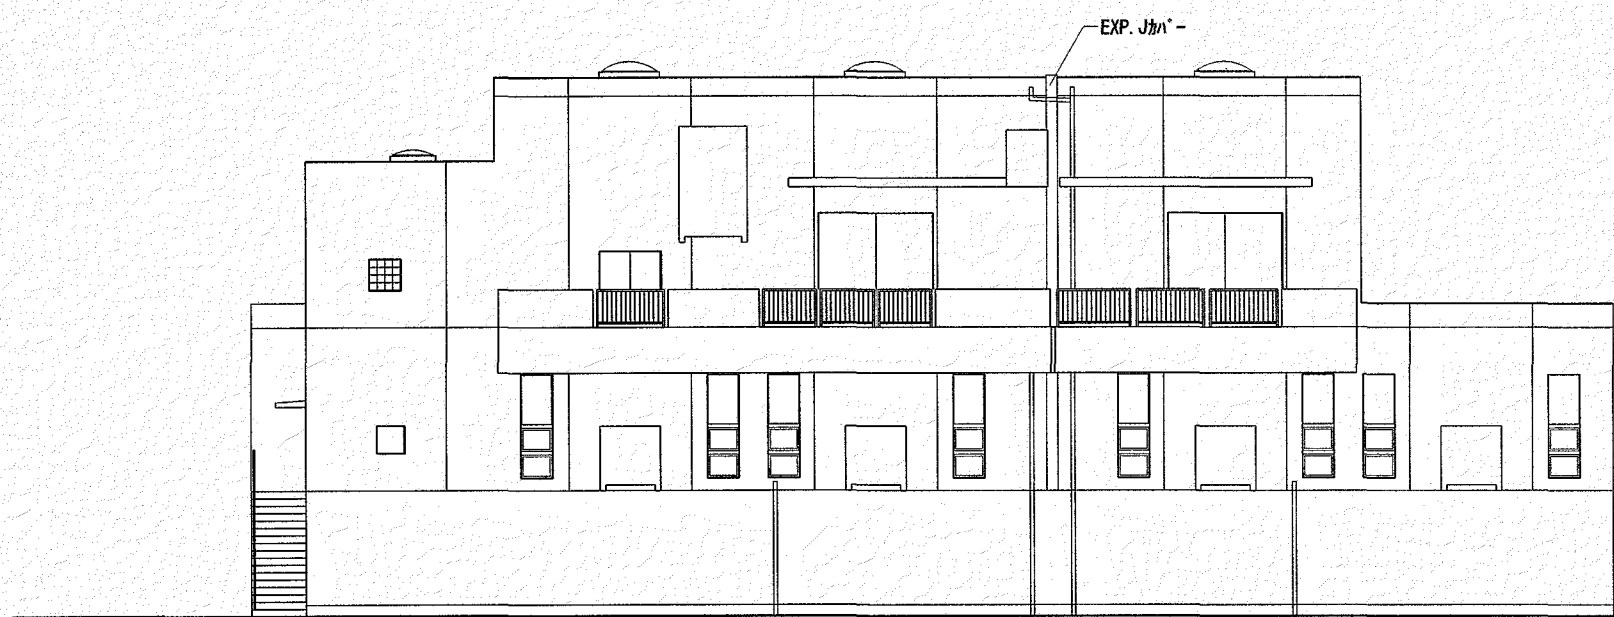


北面立面図 S=1/200

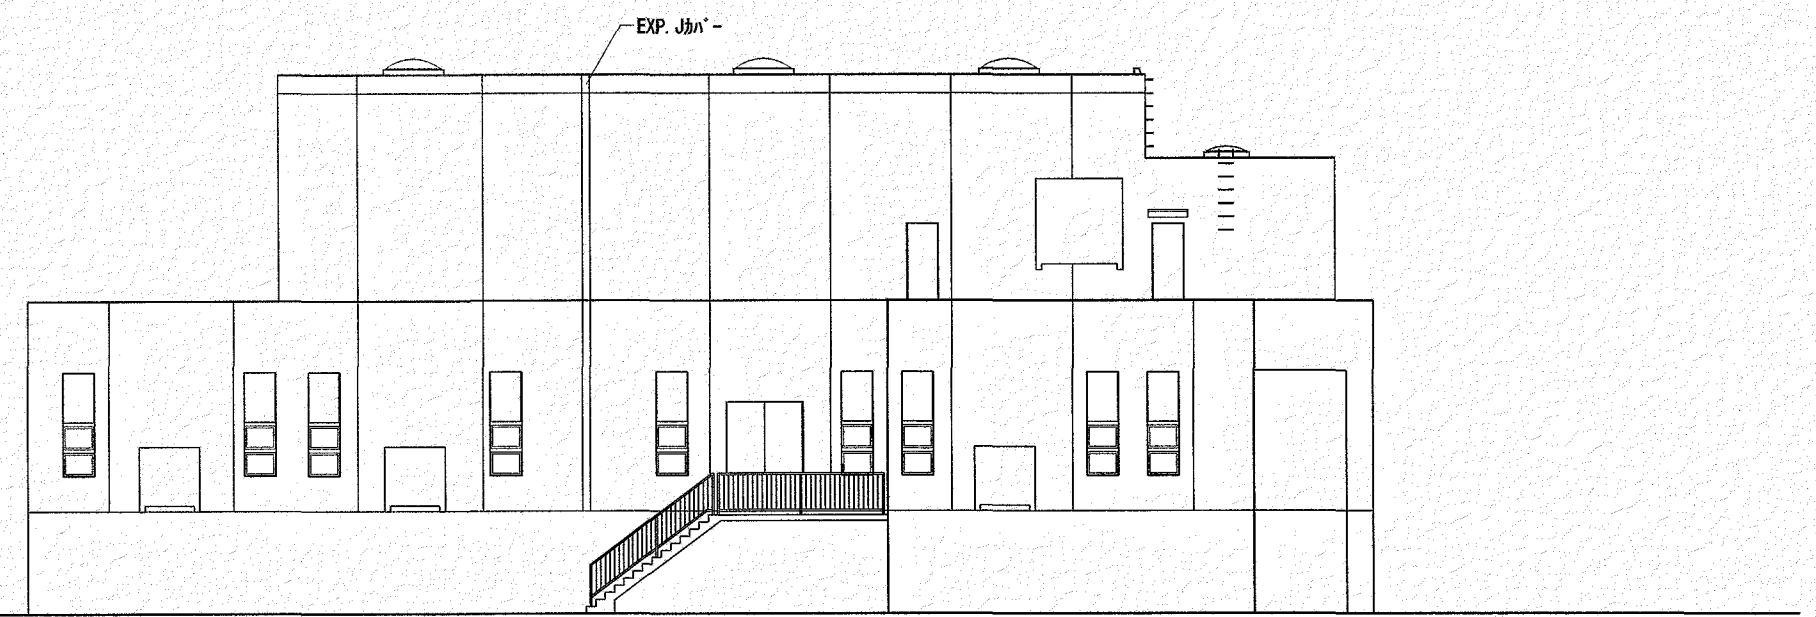


南面立面図 S=1/200


高知市都市建設部公共建築課				工 事 名		(株) ハウジング総合コンサルタント		高知県知事登録119号		管理建築士	
係	係 長	課長補佐	課長	瀬戸水再生センター水処理棟及び機械棟耐震改修工事 (R7-1)		高知市南久保16-17 TEL 088-883-1030 FAX 088-882-4779		代表取締役		一級建築士登録第203207号	
				図 名		縮 尺	年 月 日	図 面 No.		監 査 相 当	
				[水処理棟] 立面図 (改修前)		1 A2: 200 A3: 282	R6, 12	AA — 04		村 田 憲 明	
										構造担当	

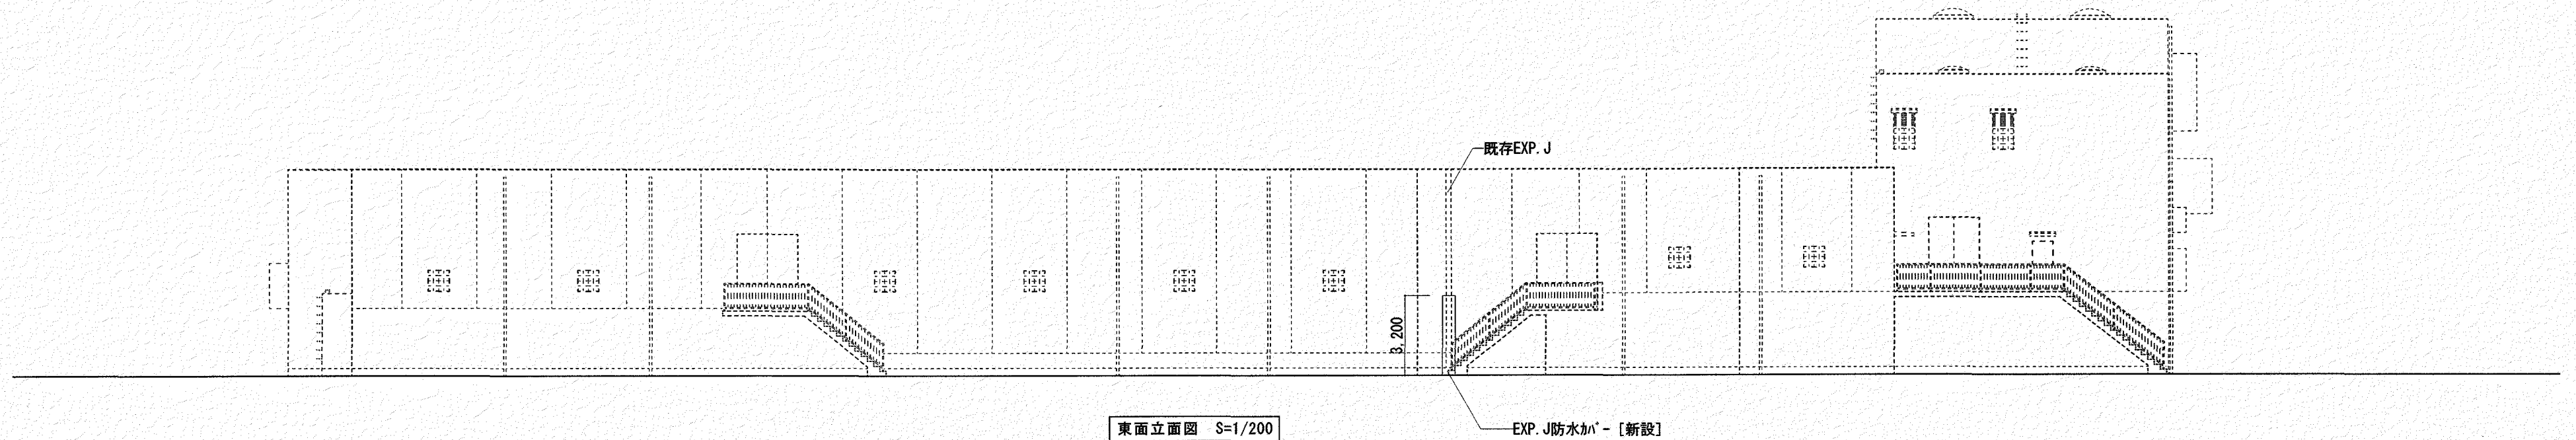

東面立面図 S=1/200

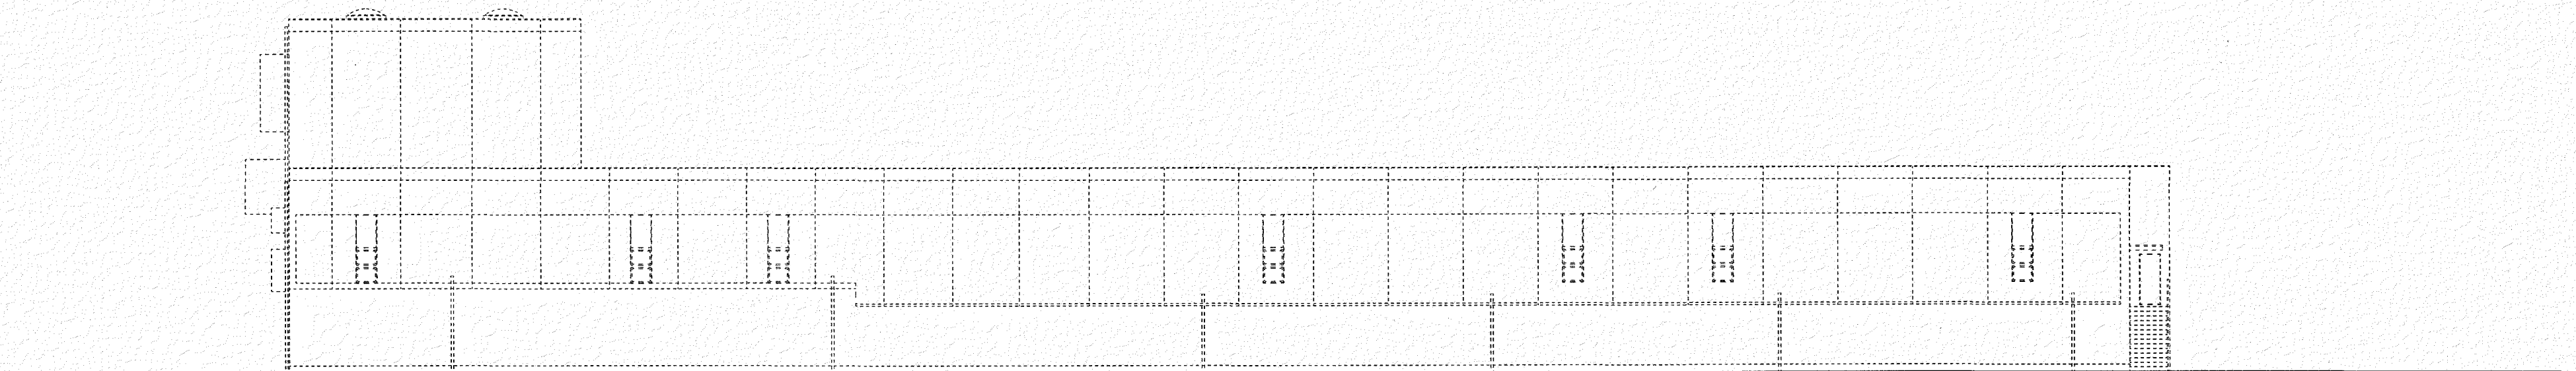


西面立面図 S=1/200

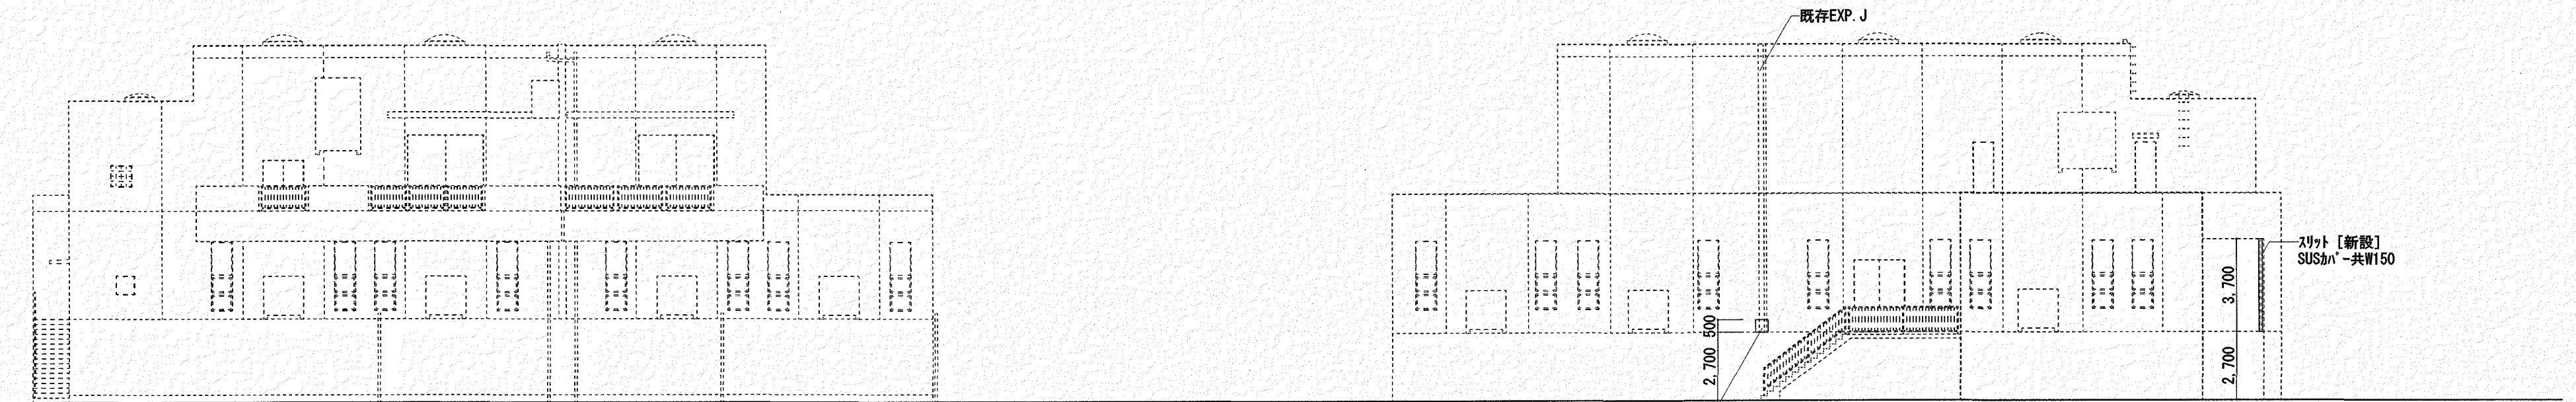

北面立面図 S=1/200


南面立面図 S=1/200

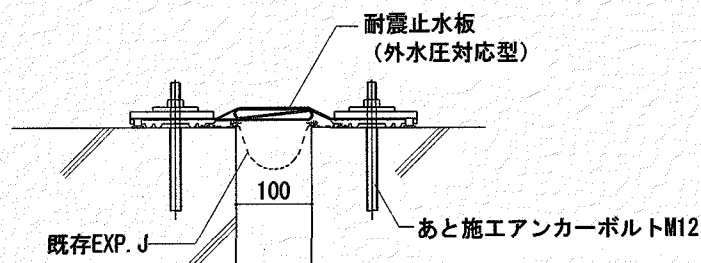

EXP. J部止水カバー詳細図 S=1:10


※参考品番 RN-JF100

高知市都市建設部公共建築課				工事名		(株)ハウジング総合コンサルタント		高知県知事登録119号		管理建築士	
係	係長	課長補佐	課長	瀬戸水再生センター水処理棟及び機械棟耐震改修工事 (R7-1)		高知市南久保16-17 TEL 088-883-1030 FAX 088-882-4779		代表取締役 福家 正義		一級建築士登録第203207号 村田 憲明	
信	津	大	濱	図名		縮尺	年月日	図面No.	監理担当	構造担当	
清	田	下	口	[水処理棟] 立面図・詳細図 (改修後)		1/A2:10・200 A3:14・282	R6.12	AA 05			
松	木										

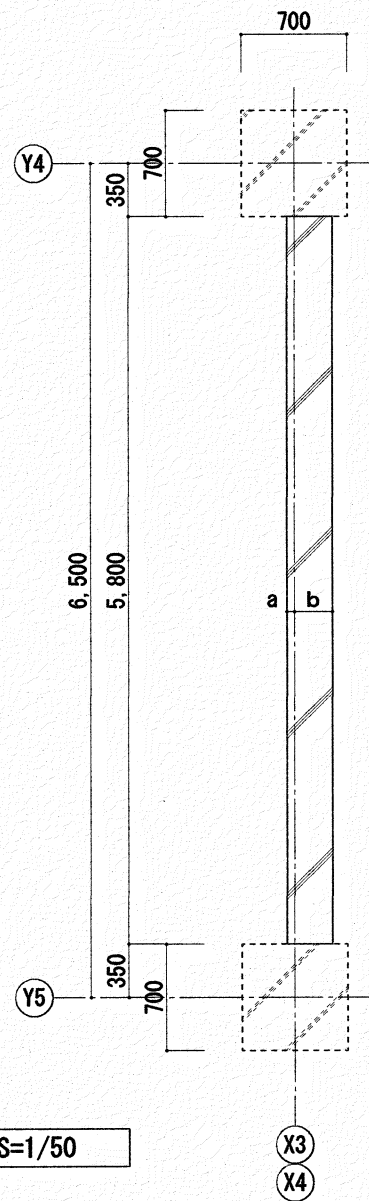


NW30A・B部 平面詳細図 S=1/50

	a	b	c
X3通り寸法	0	300	150
X4通り寸法	50	250	300

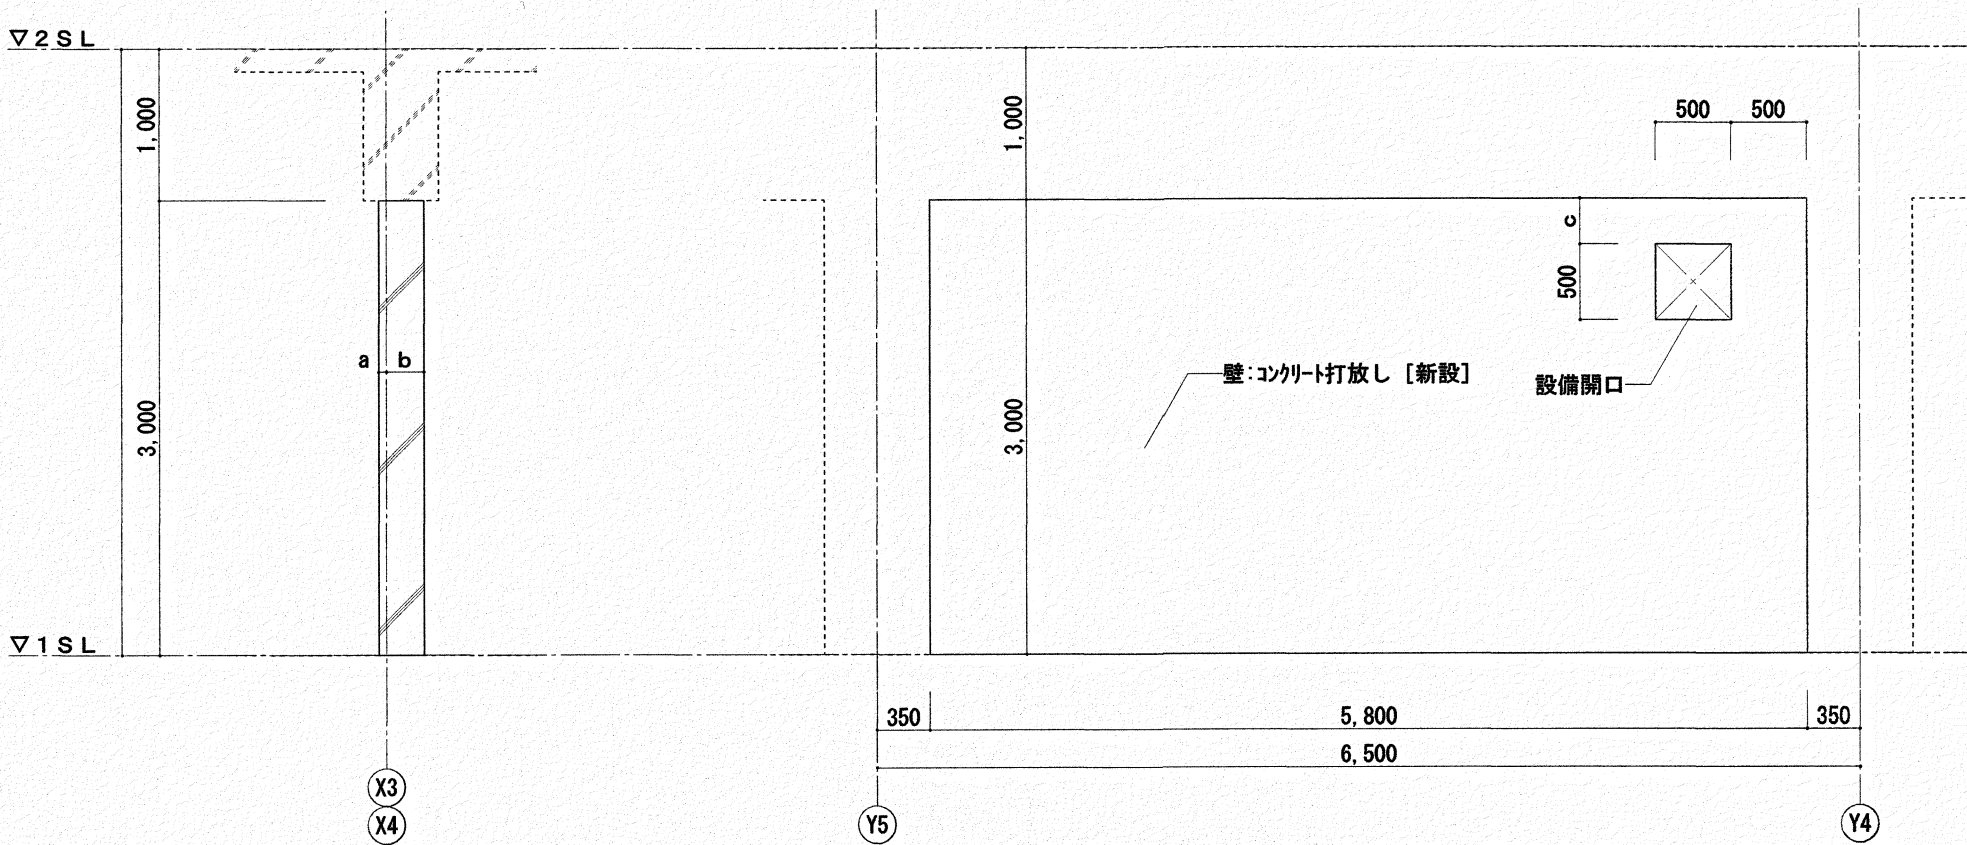


NW30A・B部 断面詳細図 S=1/50


NW30A・B部 展開図 S=1/50

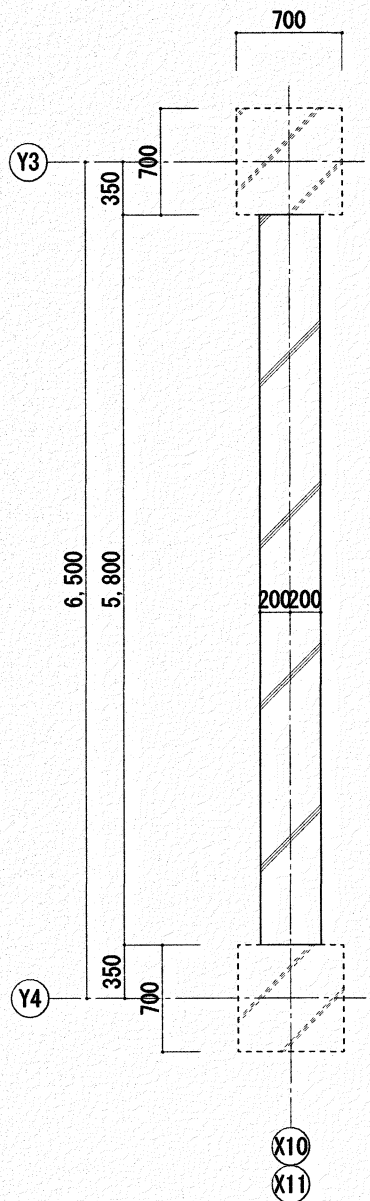


NW40A・B部 平面詳細図 S=1/50

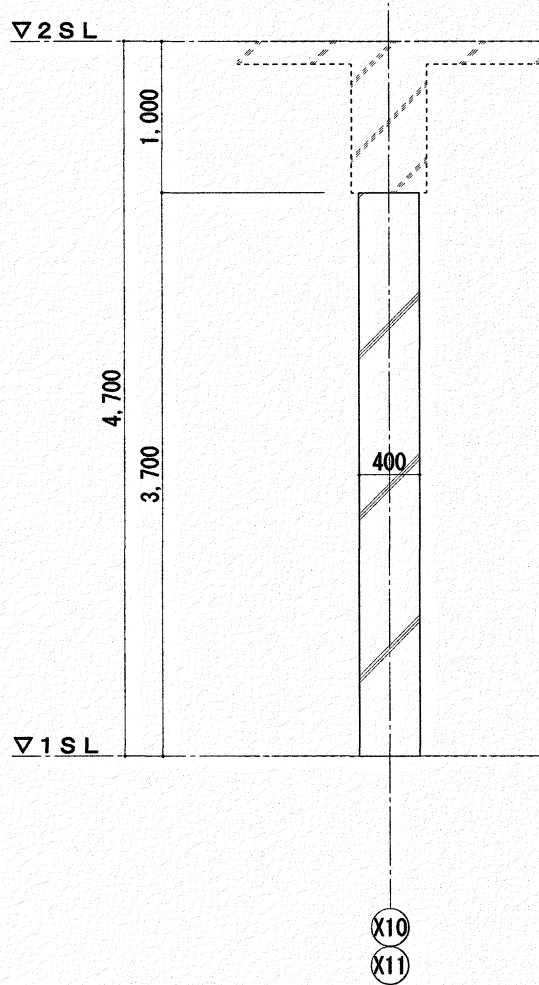

NW40A・B部 断面詳細図 S=1/50

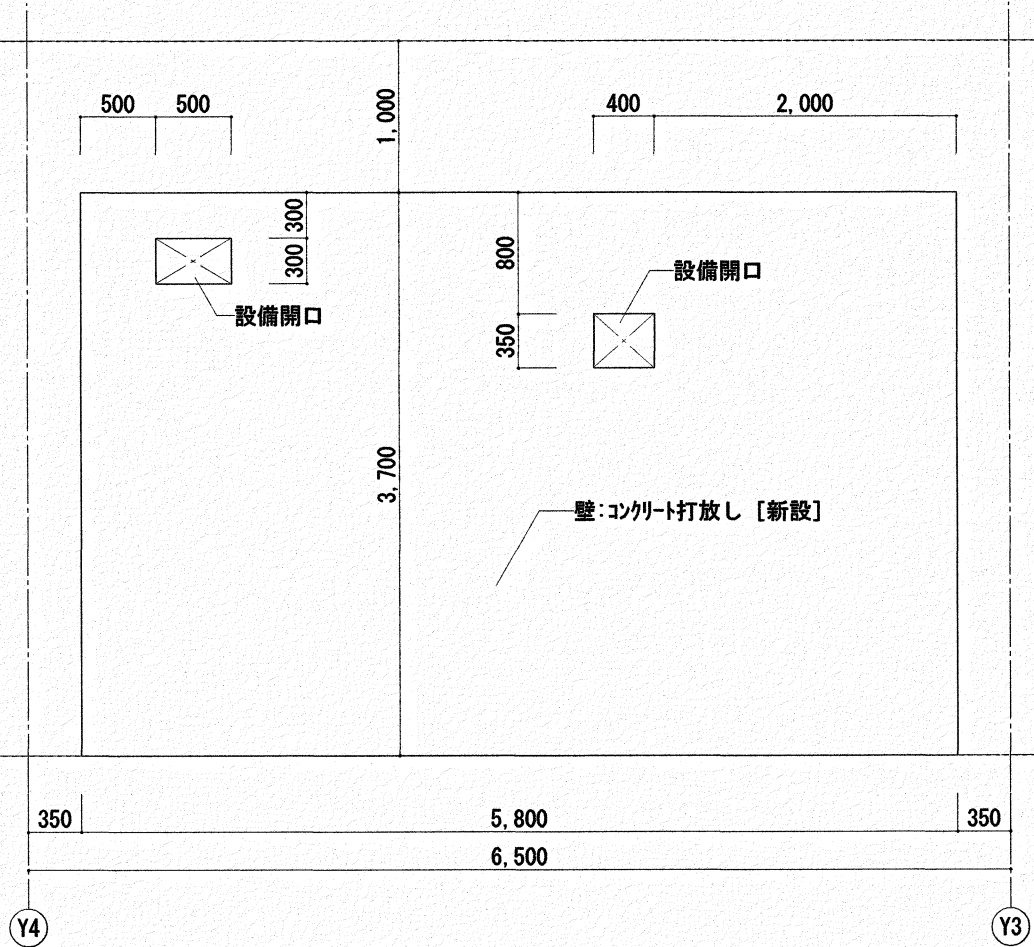


NW40A部 X10通り展開図 S=1/50

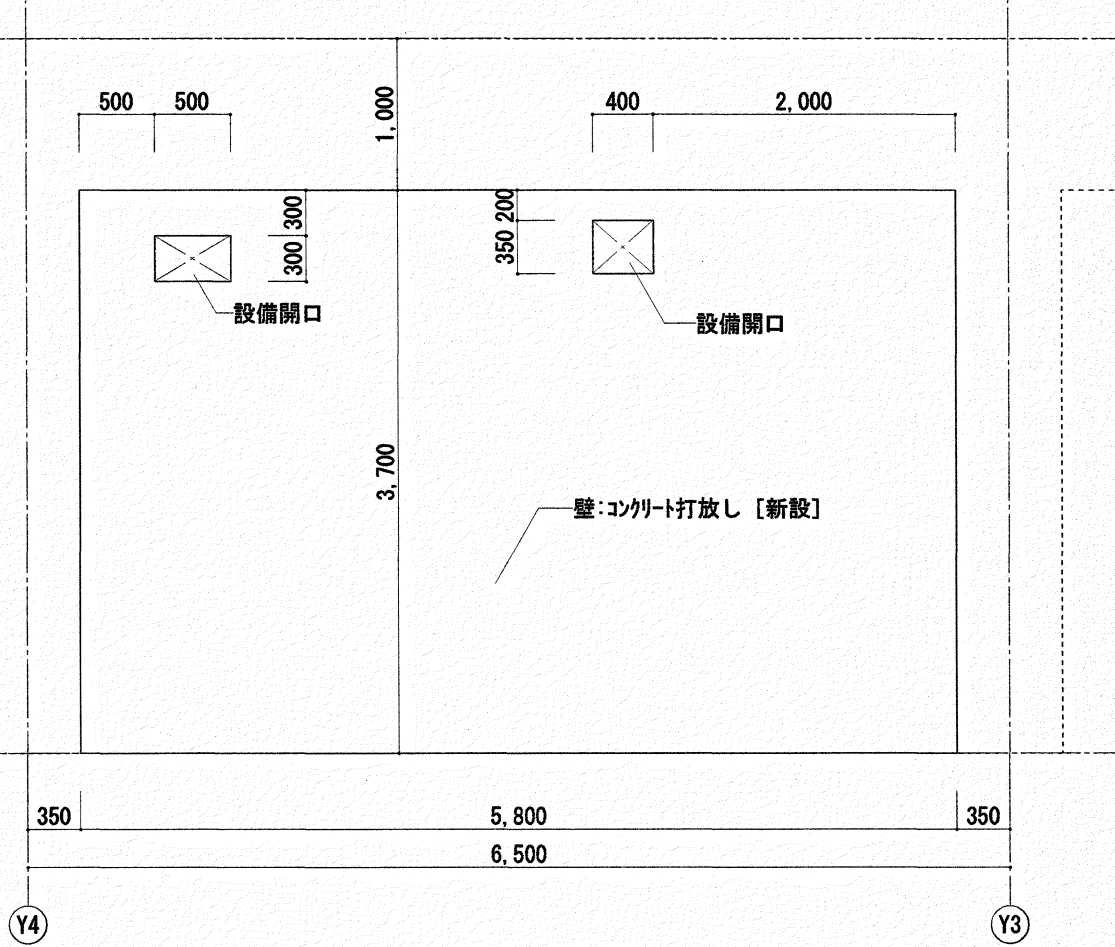

NW40B部 X11通り展開図 S=1/50

高知市都市建設部公共建築課				工事名		(株)ハウジング総合コンサルタント		高知県知事登録119号		管理建築士	
係	係長	課長補佐	課長	瀬戸水再生センター水処理棟及び機械棟耐震改修工事 (R7-1)		高知市南久保16-17 TEL 088-883-1030 FAX 088-882-4779		代表取締役 福家 正義		一級建築士登録第203207号	
信清	津田	大下	濱口	図名		縮尺	年月日	図面No.	構造図	意匠担当	
				[水処理棟] NW30A・B、NW40A・B部詳細図		1/A2:50 A3:71	R6, 12	AA — 06		村田 憲明	


[水処理棟] NW40C部 詳細図 (改修前)

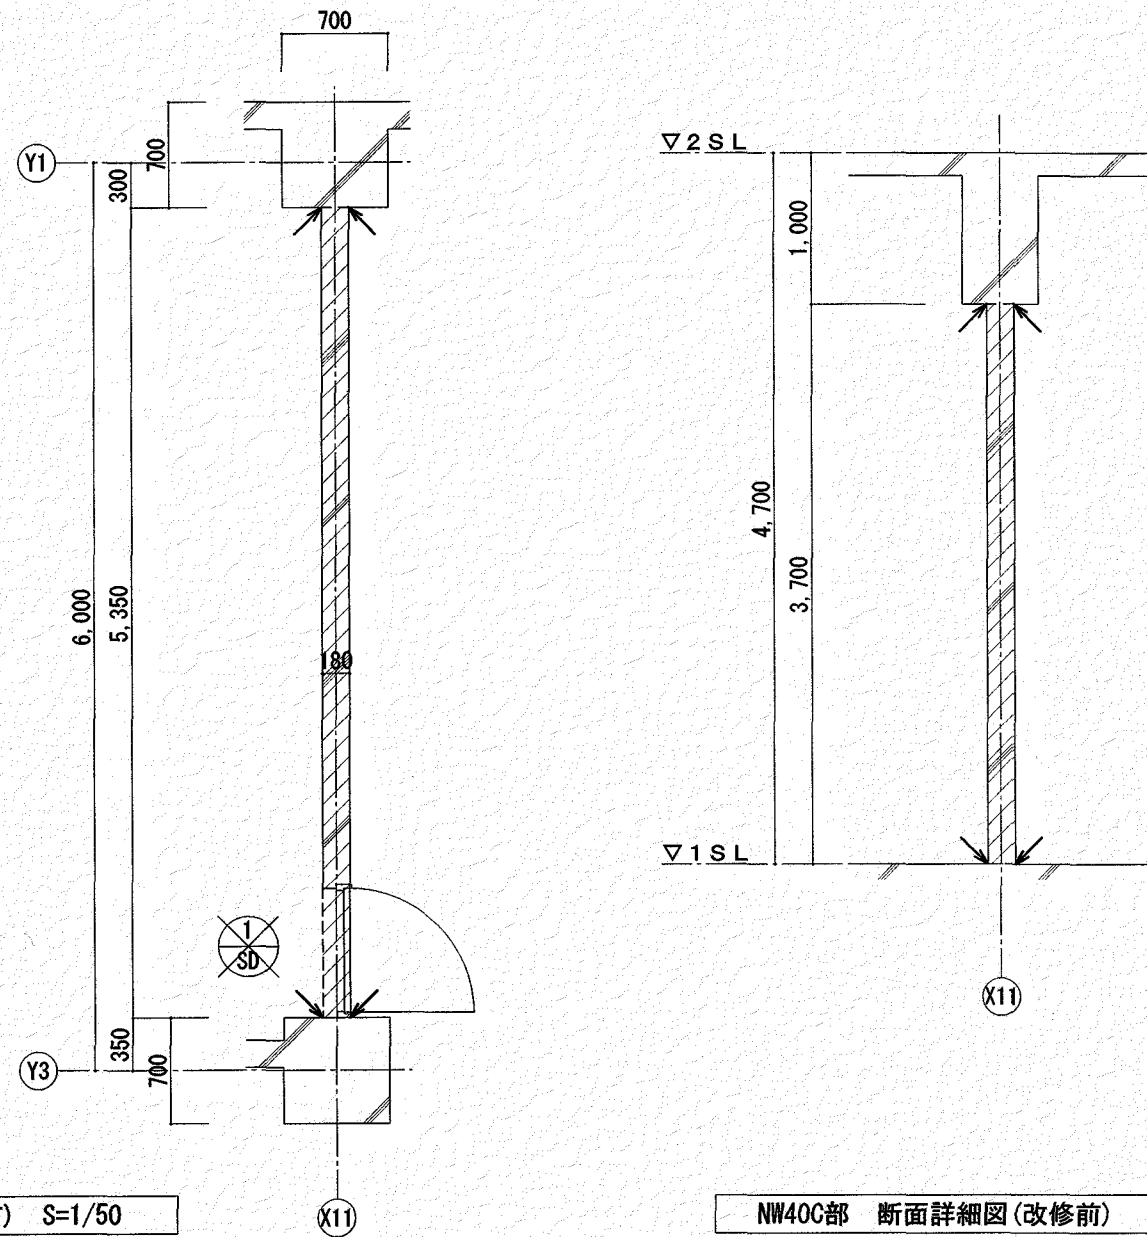

【凡例】	
	カッター入れを示す
	撤去範囲を示す
	撤去建具記号を示す

水処理棟 建具リスト(撤去) S=1/100			
符号	数量		1 か所
形状寸法	※枠共撤去 		
材 種	鋼製片開き戸		
ガ ラ ス	---		
備 考			


[水処理棟] NW40C部 詳細図 (改修後)

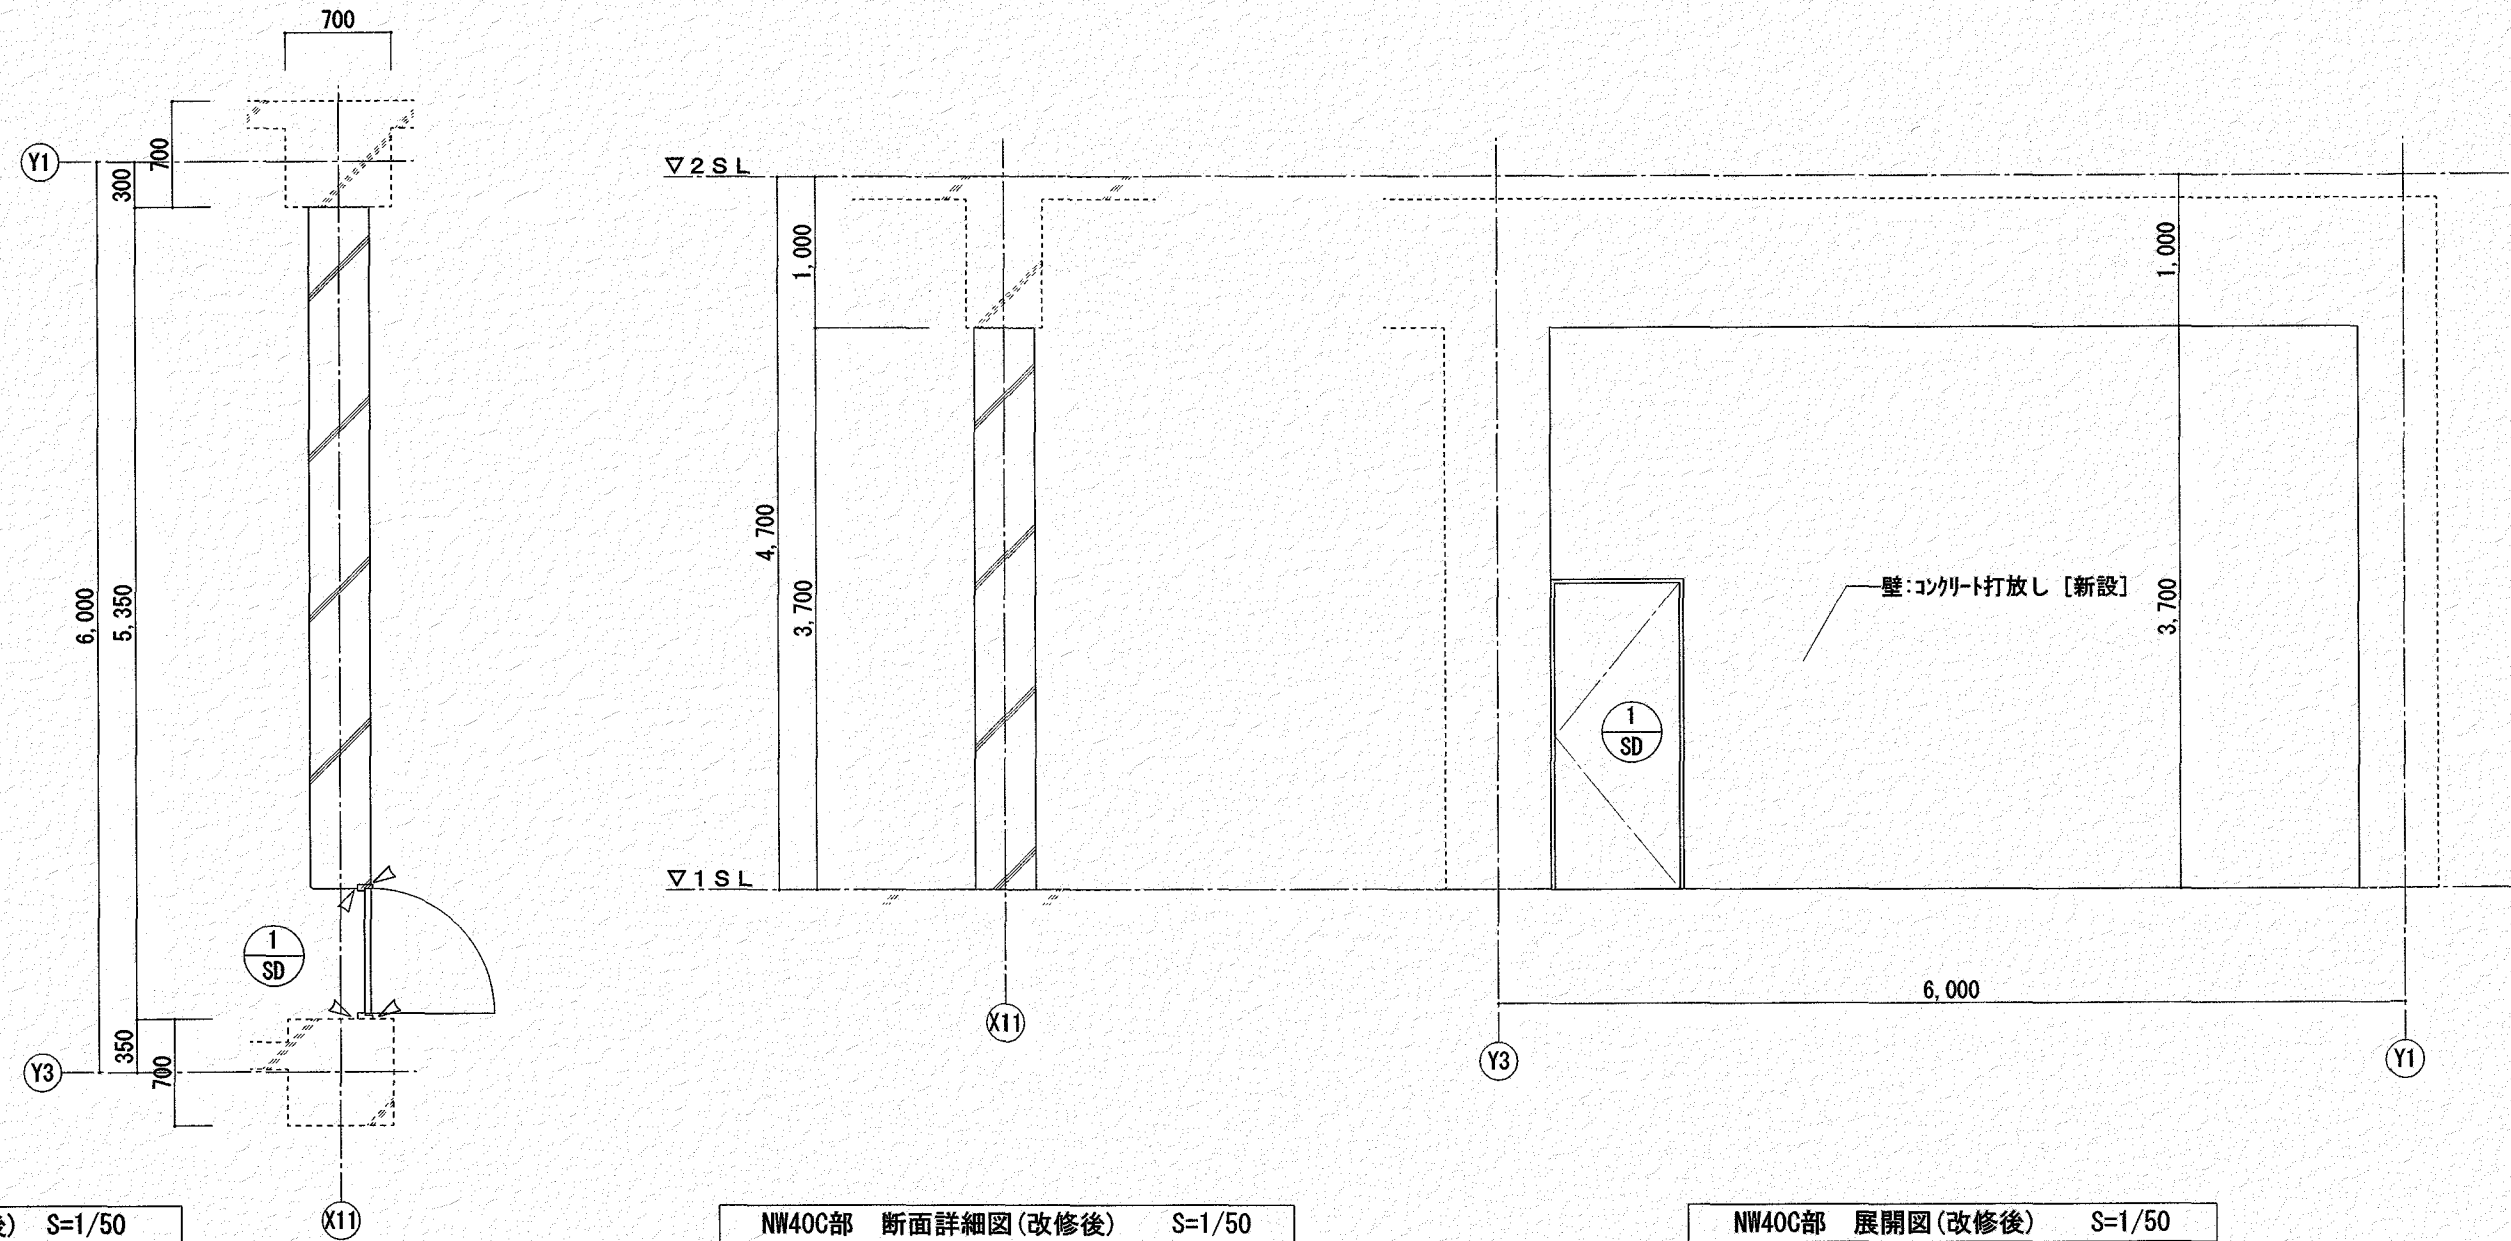


水処理棟 建具リスト(新設) S=1/100			
符号	数量		1 か所
形状寸法	※特定防火設備 		
材 種	見 込	鋼製片開きフラッシュ戸	枠:100 扉:40
ガ ラ ス	---		
塗 装	焼付塗装		
建具金物	SUS丁番・ドアクローザ(ストップ無)・戸当り レバーハンドル・SUS下枠・他附属金物一式		
備 考			

【凡例】	
	シーリング(MS-2 10x10)を示す
	新設建具記号を示す
.....	既存のままを示す



高知市都市建設部公共建築課				工 事 名		(株) ハウジング総合コンサルタント		高知風知事登録119号		管理職様士	
係	係 長	課長補佐	課長	瀬戸水再生センター水処理棟及び機械棟耐震改修工事 (R7-1)		高知市南久保16-17 TEL 088-883-1030 FAX 088-882-4779		代表取締役 福家 正義		一級建築士登録第303207号 村田 憲明	
				図 名		縮 尺	年 月 日	図 面 No.	精造担当	監造担当	
				[水処理棟] NW40C部詳細図 (改修前・後)		1/A2:50・100 A3:71・141	R6, 12	AA — 07			

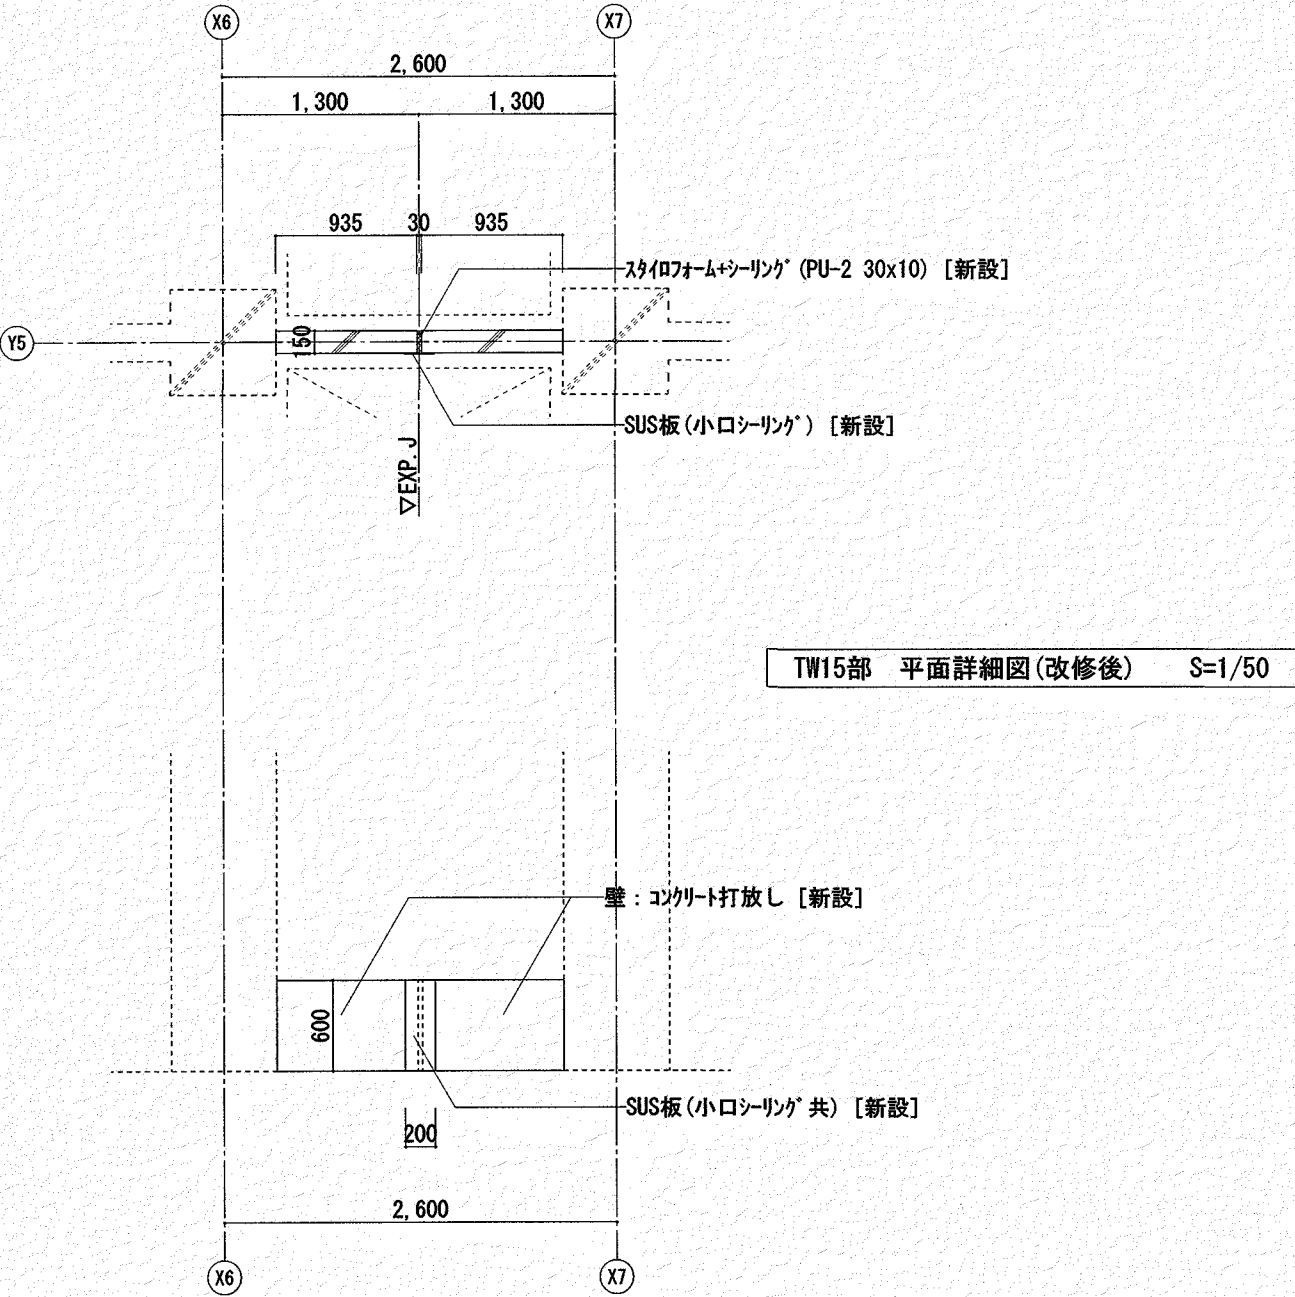


TW15部 平面詳細図(改修後) S=1/50

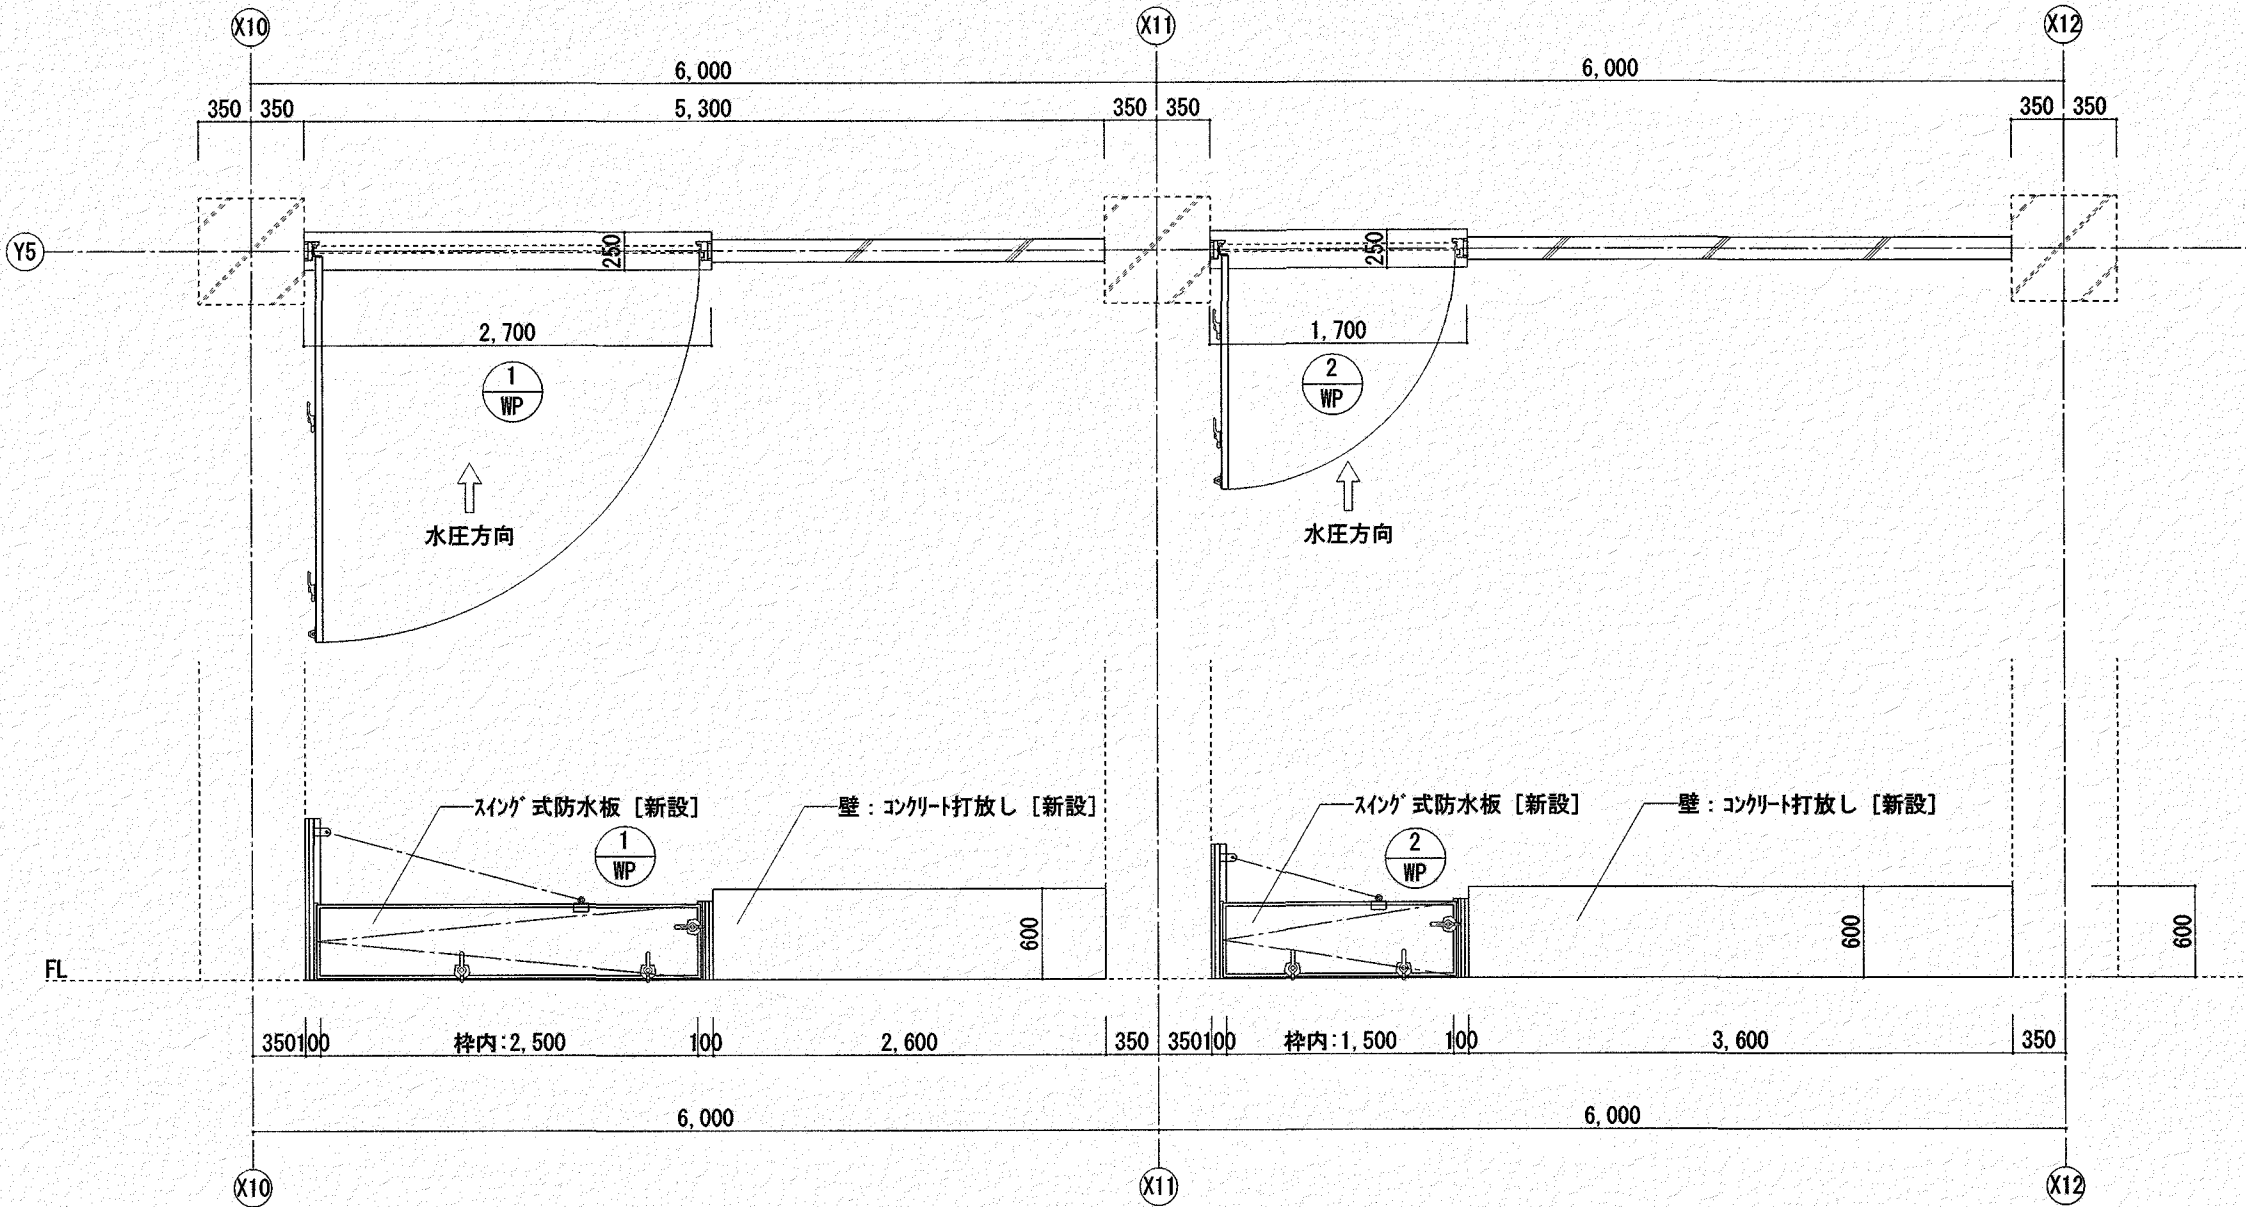


TW15部 姿図(改修後) S=1/50

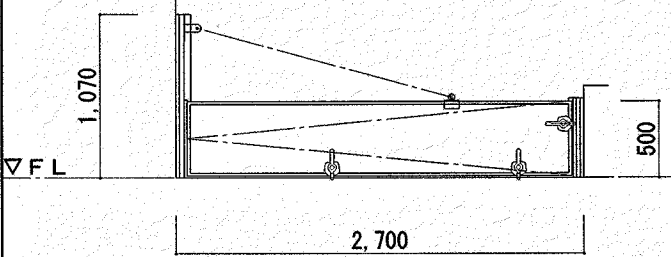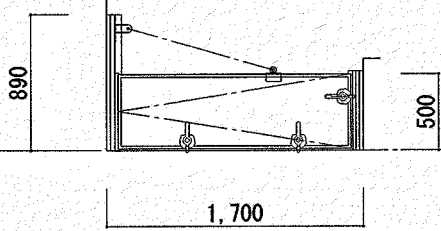水処理棟 建具リスト(新設) S=1/50													
符号		数量	1 WP	スイング式防水板		1 箇所	2 WP	スイング式防水板		1 箇所			
形状寸法													
材 種	見 込	アルミ止水扉			メーカー仕様による			アルミ止水扉			メーカー仕様による		
ガ ラ ス		---						---					
塗 装		---						---					
建具金物		側枠・下枠・中柱: SUS304 HL 他メーカー仕様による						側枠・下枠・中柱: SUS304 HL 他メーカー仕様による					
備 考		パネル: 中空7mm合金押出型材						パネル: 中空7mm合金押出型材					

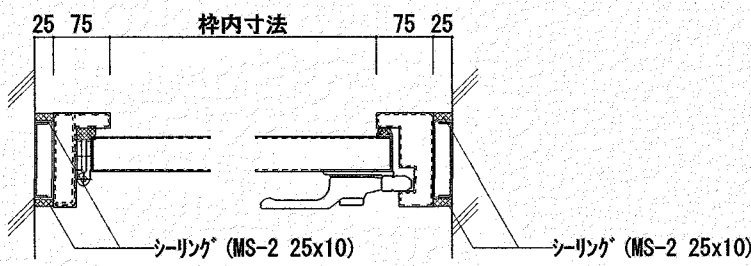


止水扉参考平面詳細図 S=1/10

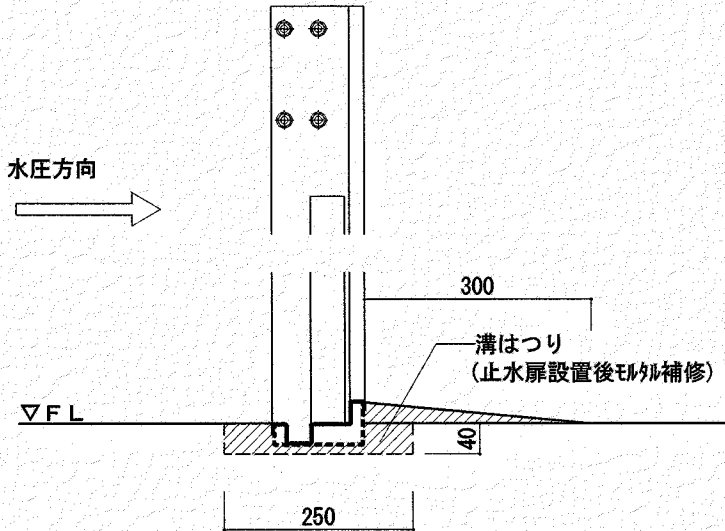

止水扉参考断面詳細図 S=1/10

高知市都市建設部公共建築課				工 事 名		(株) ハウジング総合コンサルタント		高知県知事登録119号		管理建築士	
係	係 長	課長補佐	課長	瀬戸水再生センター水処理棟及び機械棟耐震改修工事 (R7-1)		高知市南久保 16-17 TEL 088-883-1030 FAX 088-882-4779		代表取締役		一級建築士登録第203207号	
信	澤	大	濱	図 名		縮 尺		年 月 日		図 面 No.	
清	田	下	口	[水処理棟] TW15部詳細図		1/A2:10-50 A3:14-71		R6, 12		AA — 08	
										構造担当	
										常駐担当	

【水処理棟】TC1部 詳細図（改修前）

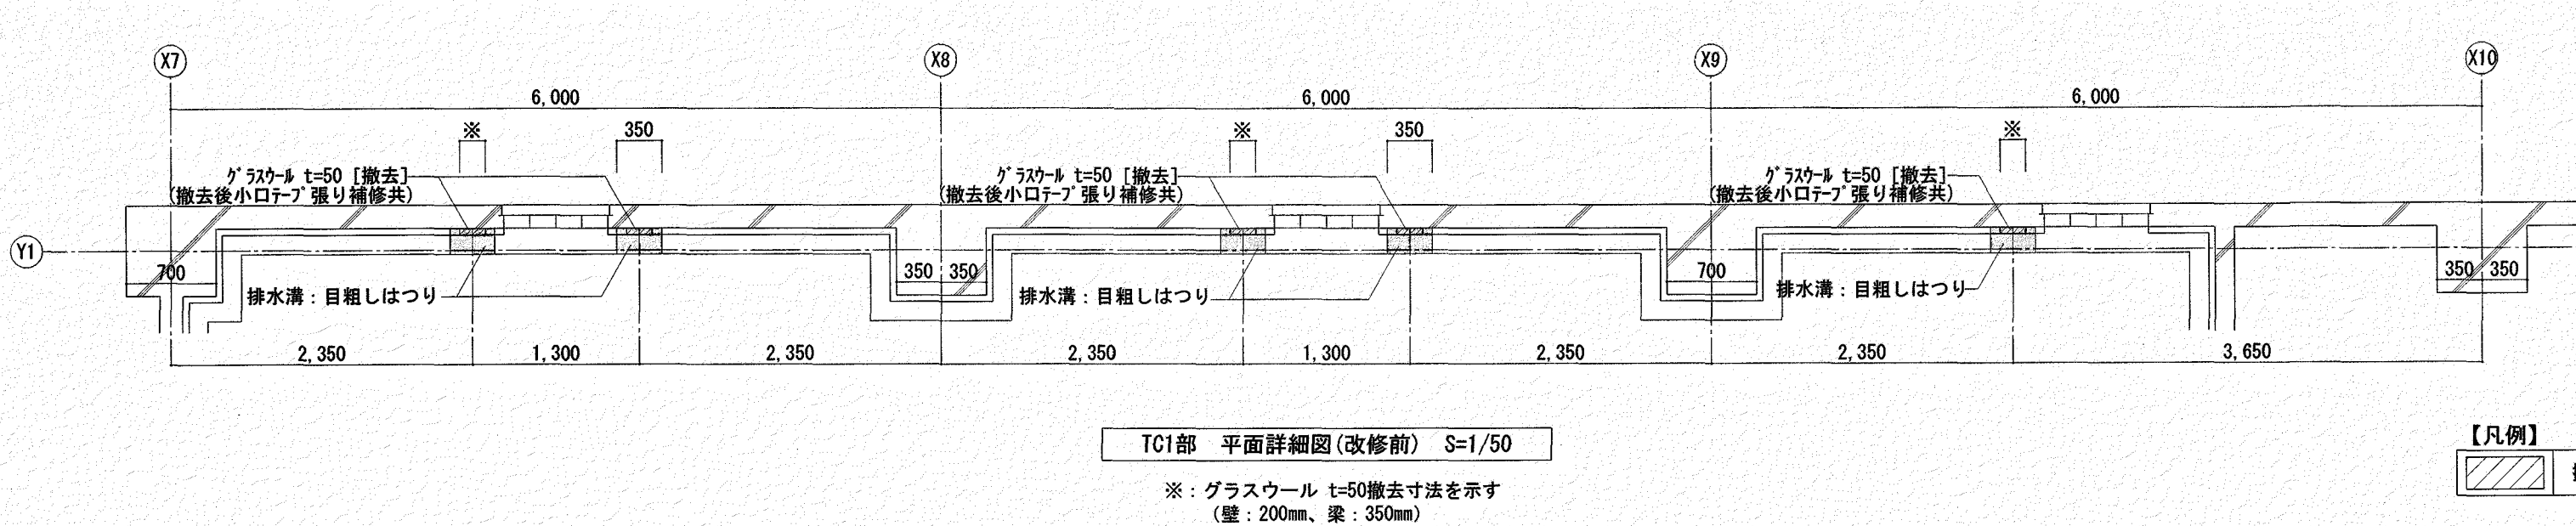


TC1部 平面詳細図(改修前) S=1/50

※：ガラスウール t=50撤去寸法を示す
(壁：200mm、梁：350mm)


【凡例】

撤去範囲を示す

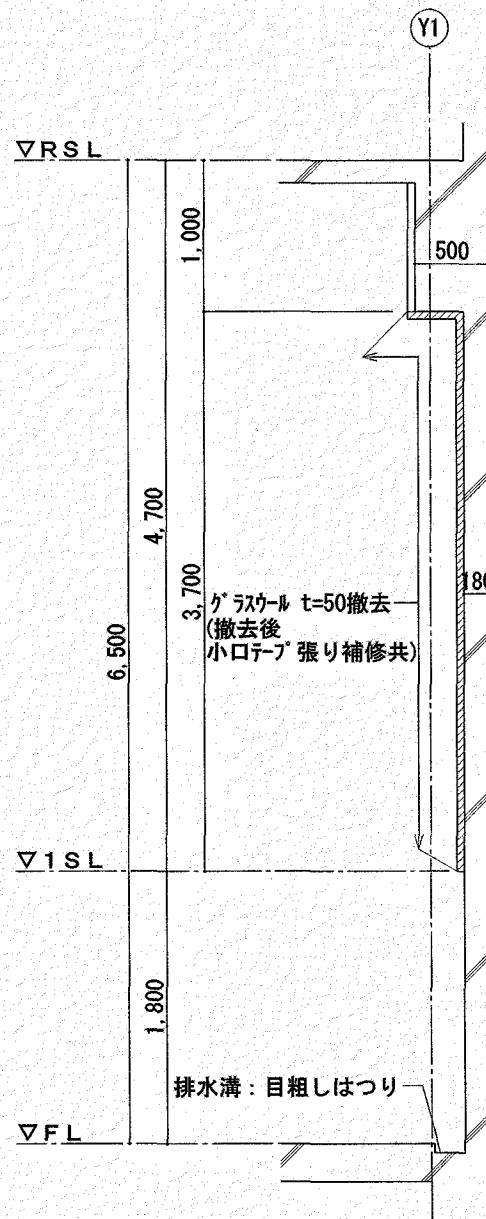

TC1部 断面詳細図(改修前) S=1/50


【水処理棟】TC1部 詳細図（改修後）

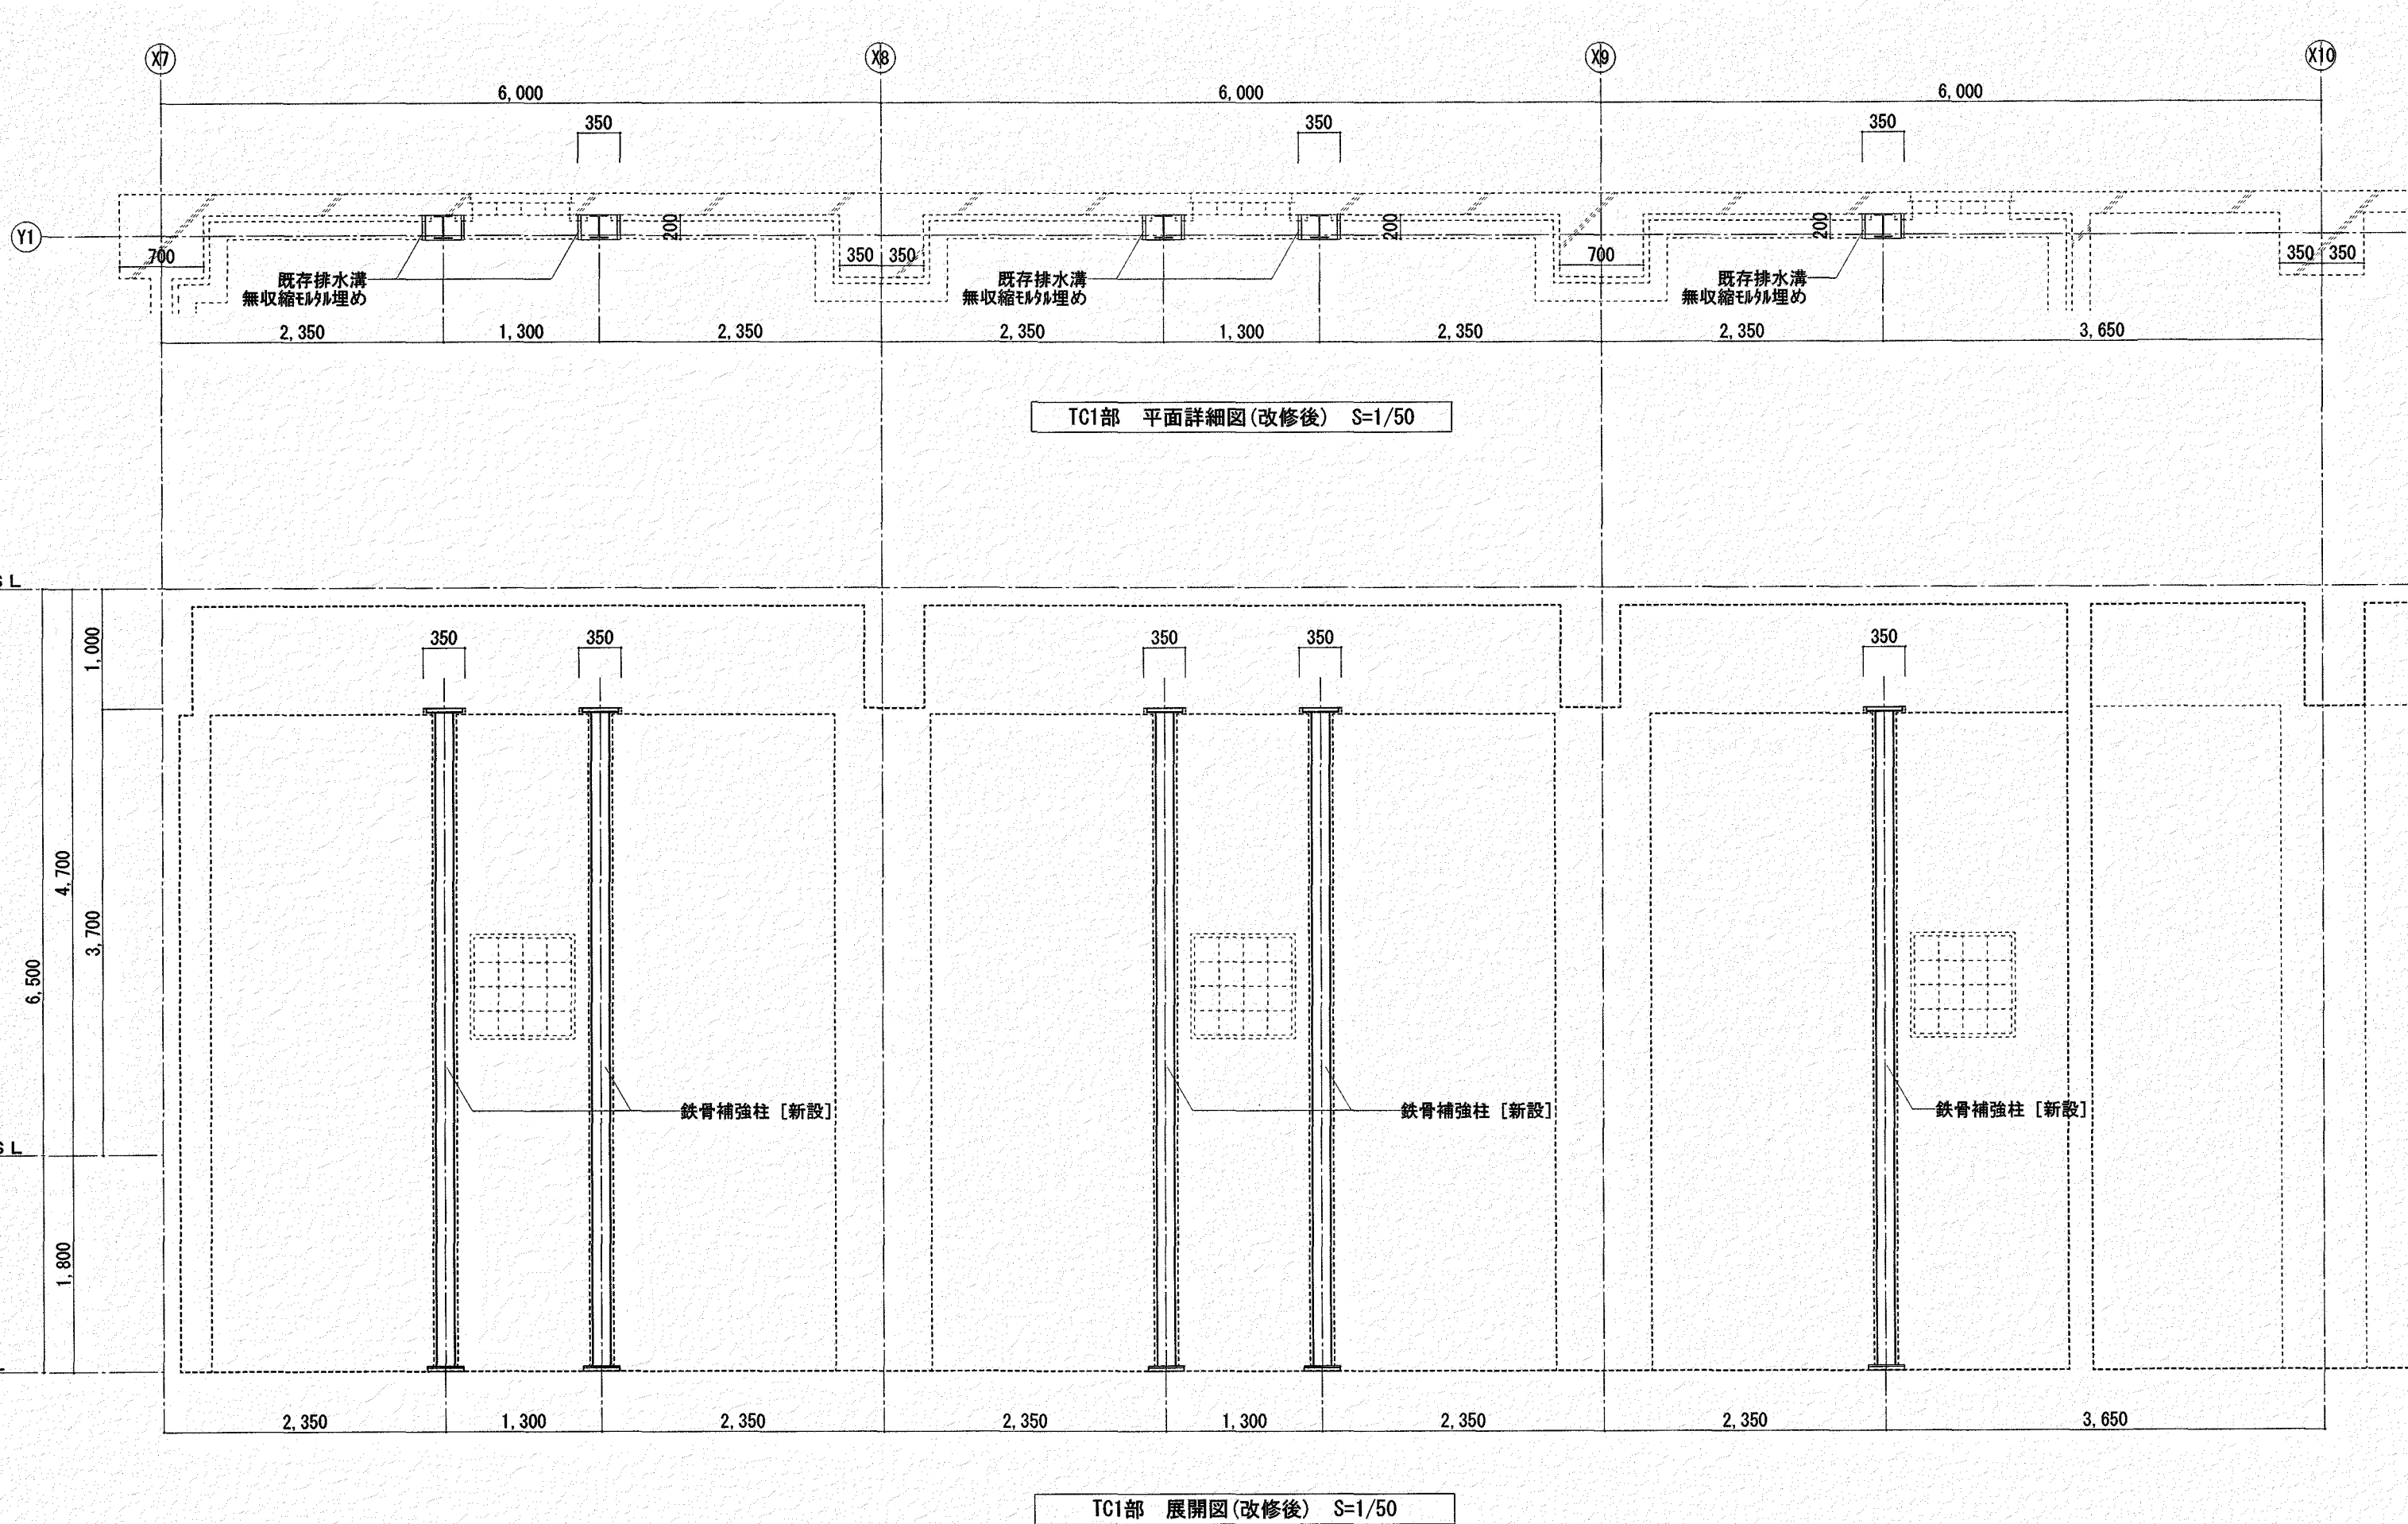

TC1部 平面詳細図(改修後) S=1/50

【凡例】


既存のまますを示す

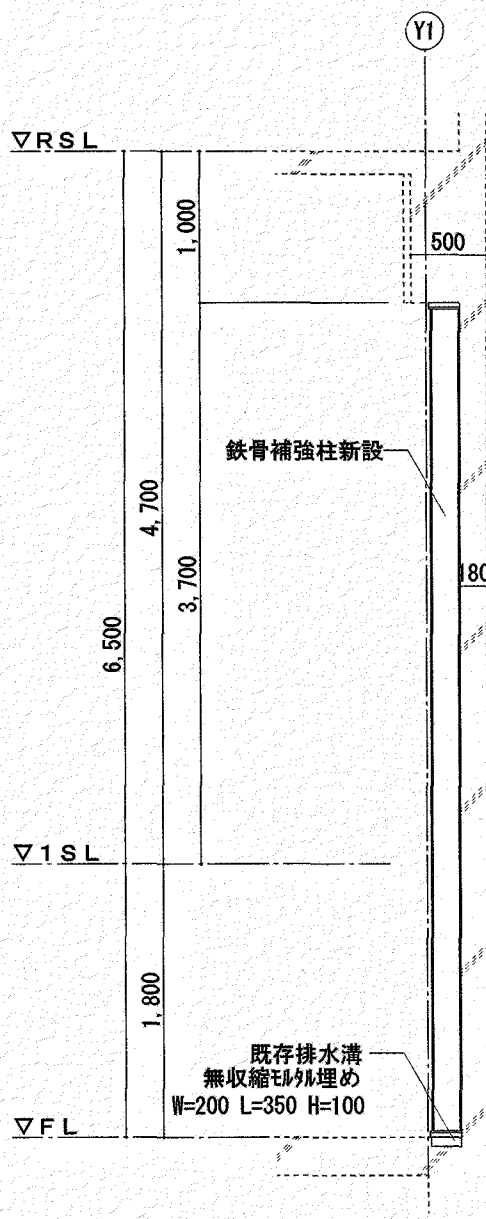

TC1部 断面詳細図(改修後) S=1/50

TC1部 展開図(改修後) S=1/50

高知市都市建設部公共建築課				工事名		(株)ハウジング総合コンサルタント		高知県知事登録119号		管理建築士	
係	係長	課長補佐	課長	瀬戸水再生センター水処理棟及び機械棟耐震改修工事(R7-1)		高知市南久保16-17 TEL 088-883-1030 FAX 088-882-4779		代表取締役 福家 正義		一級建築士登録第203207号 村田 憲明	
信	清	大	濱	図名	縮尺	年月日	図面No.	構造担当		監理担当	
信	清	大	濱	【水処理棟】TC1部詳細図(改修前・後)	1/ A2:50 A3:71	R6,12	AA 09				

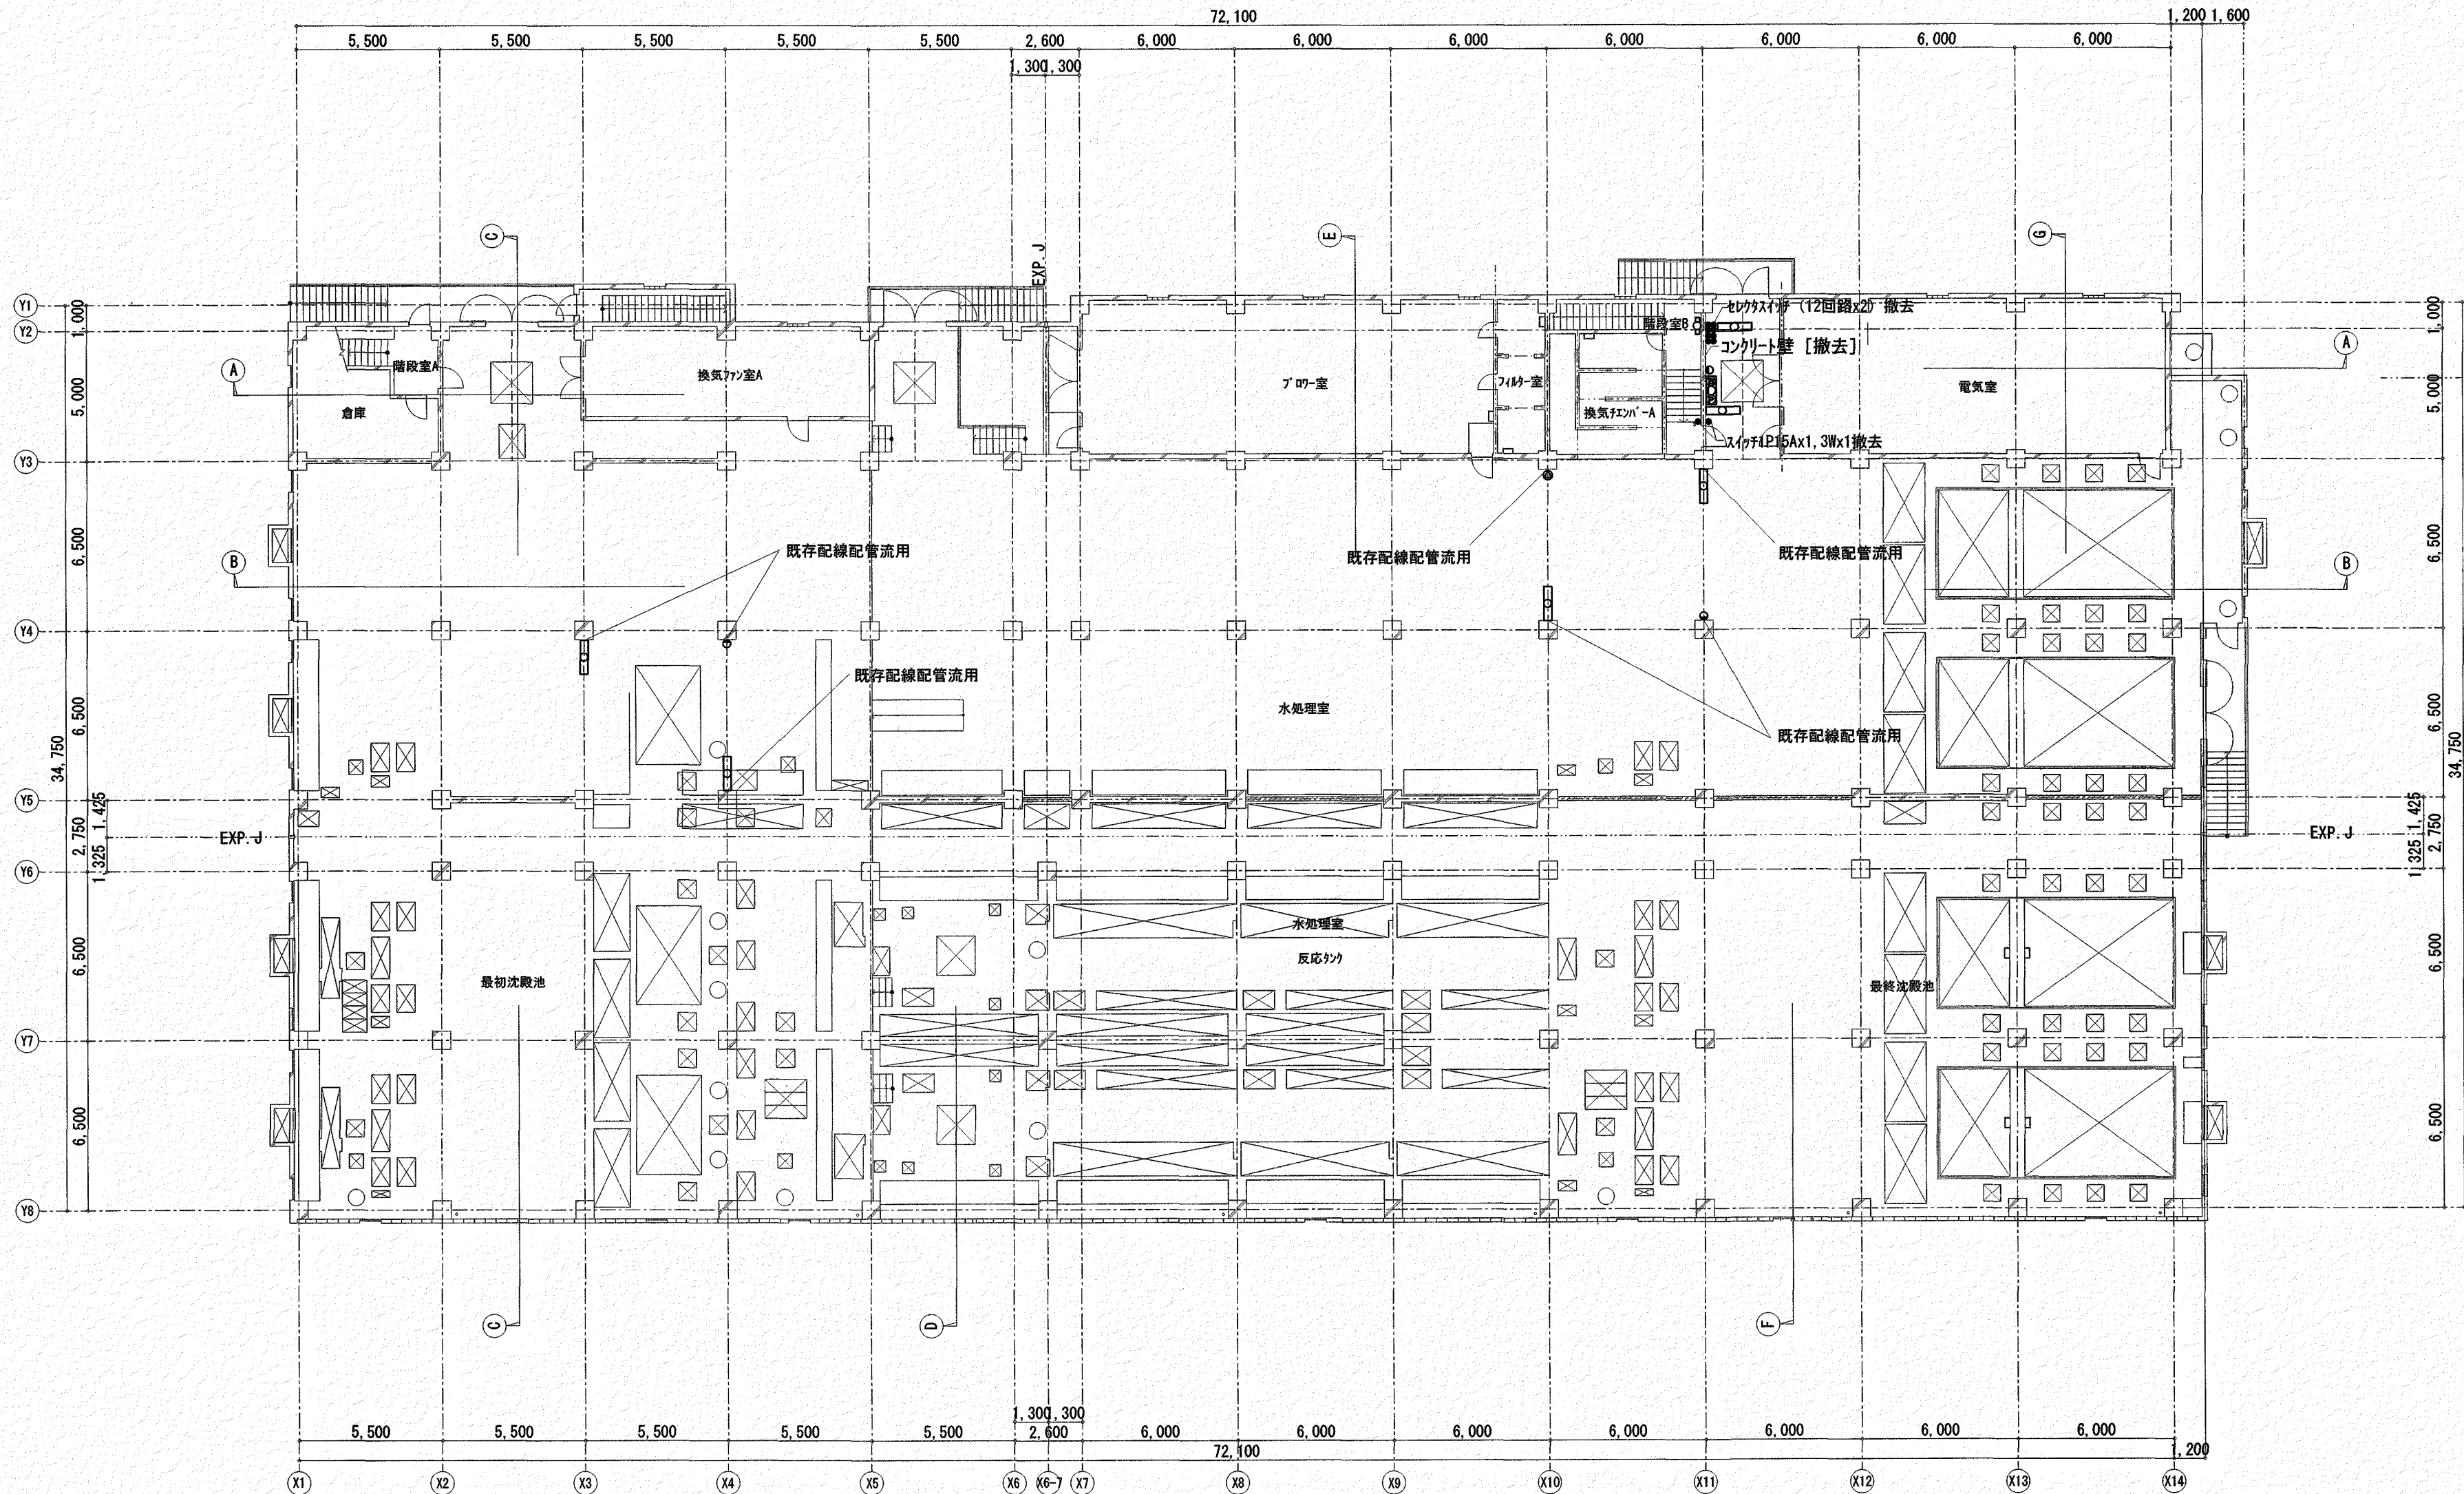


[水処理棟] 1階電気設備平面図(改修前) S=1:200

※施工前に既存設備の調査を行うこと

- FL-40W*2
 - FL-20W*2
 - IL-40W
 - ポンプ
- 器具一時取外しを示す。
(既存配線断り出しとする)

総合盤 撤去(工事中、新設総合盤を仮設置とする)
(既存配線断り出しとする)

高知市都市建設部公共建築課				工事名		(株)ハウジング総合コンサルタント		高知県知事登録119号	管理建築士
係	係長	課長補佐	課長	瀬戸水再生センター水処理棟及び機械棟耐震改修工事(R7-1)		高知市南久保16-17 TEL 088-883-1030 FAX 088-882-4779	代表取締役	福家 正義	一級建築士登録第303207号
信	澤	大	濱	図名		縮尺	年月日	図面No.	意匠担当
清	田	下	口	[水処理棟] 1階電気設備平面図(改修前)		1 A2:200 A3:282	R6, 12	EA 01	村田 憲明
									構造担当

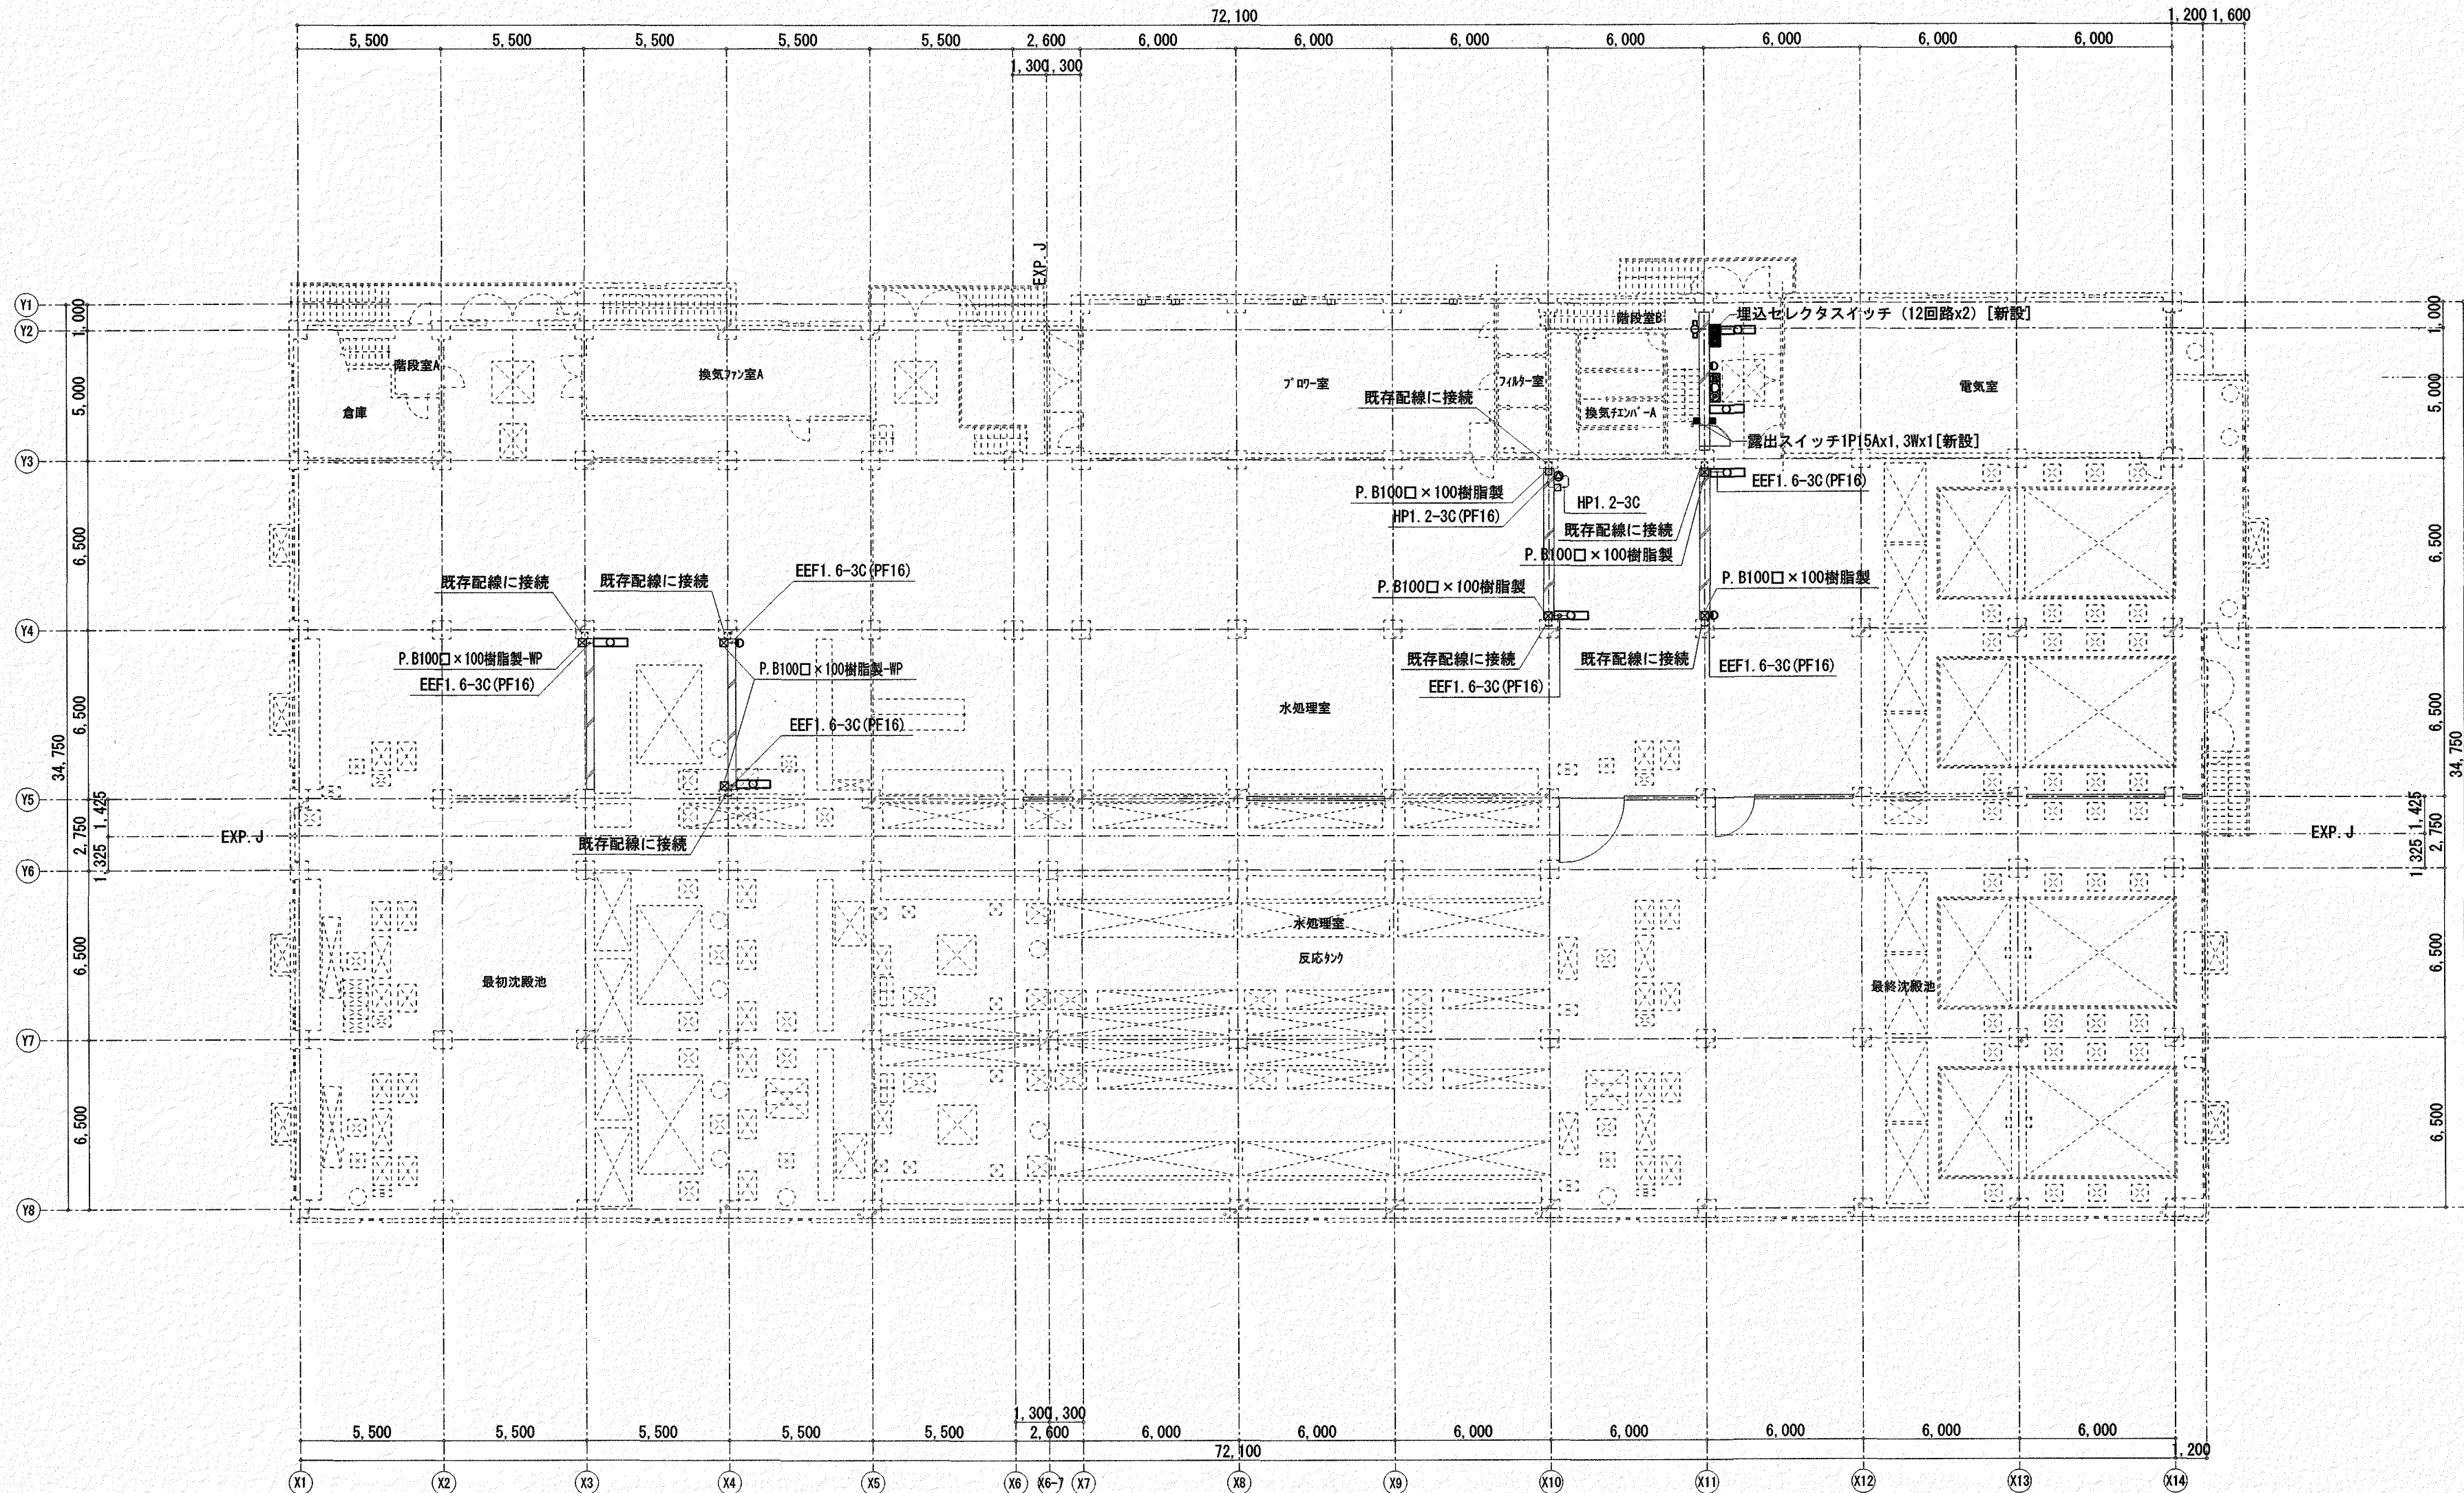

[水処理棟] 1階電気設備平面図(改修後) S=1:200
※施工前に既存設備の調査を行うこと

- FL-40W*2

○

FL-20W*2

○

IL-40W

○

ホンスビ-カー
- 器具再取付を示す。
(既存配線断り出し接続)


□

総合盤

仮設置した新設総合盤の再取付を示す。
(既存配線断り出し接続)

新設コンクリート壁を示す。

高知市都市建設部公共建築課				工事名	(株)ハウジング総合コンサルタント			高知県知事登録119号	管理建築士
係	係長	課長補佐	課長	瀬戸水再生センター水処理棟及び機械棟耐震改修工事(R7-1)	高知市南久保16-17	TEL 088-883-1030	FAX 088-882-4779	代表取締役	一級建築士登録第203207号
信	澤	大	濱	松	縮尺	年月日	図面No.	章取担当	横道担当
					1/ A2:200 A3:282	R6,12	EA 02	福家 正義	村田 憲明

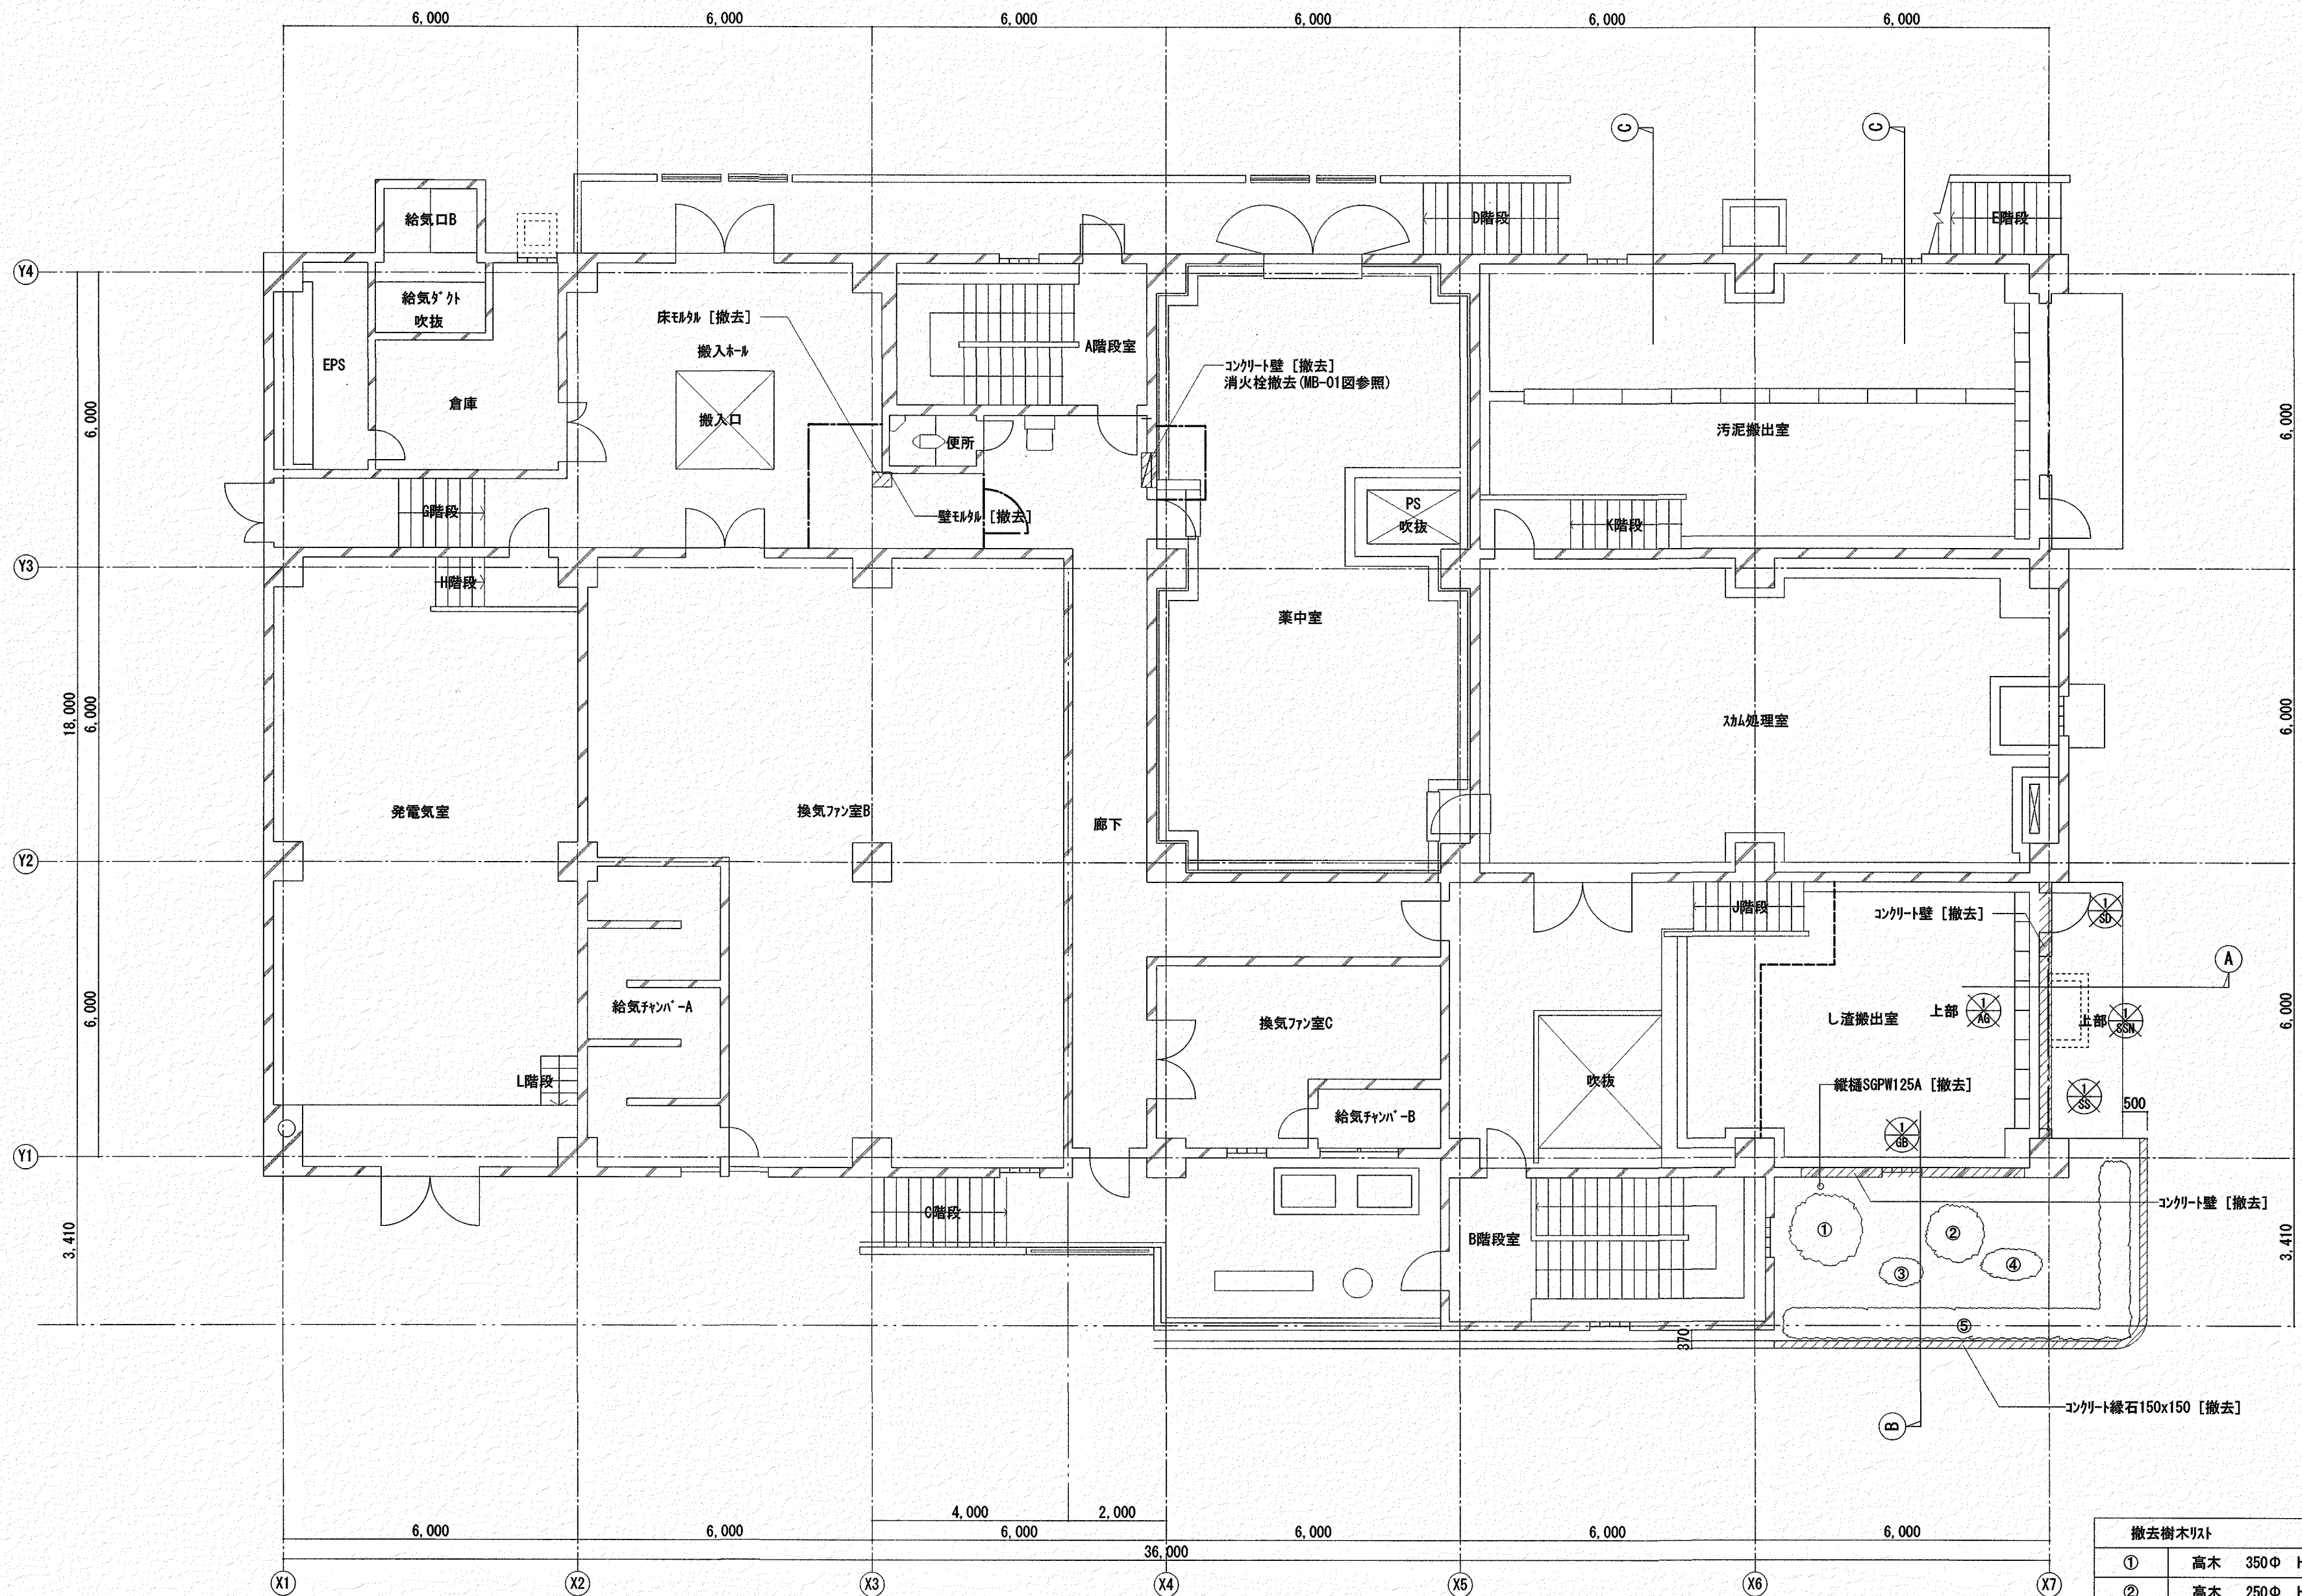


【凡例】	
	撤去を示す
	撤去建具を示す

〔機械棟〕 1 階平面図 (改修前) S=1/100

仮設間仕切り凡例
—— : B種
----- : C種

撤去樹木リスト				
①	高木	350Φ	H=7000	1本
②	高木	250Φ	H=8000	1本
③	低木	W=1300	H=800	1本
④	低木	W=1800	H=900	1本
⑤	低木	W=600	H=800	12本

高知市都市建設部公共建築課				工事名		(株)ハウジング総合コンサルタント			高知県知事登録119号		管理建築士	
係	係長	課長補佐	課長	瀬戸水再生センター水処理棟及び機械棟耐震改修工事 (R7-1)		高知市南久保16-17 TEL 098-883-1030 FAX 098-882-4779			代表取締役		一級建築士登録第203207号	
				図名		縮尺	年月日	図面No.	福家 正義		村田 憲明	
				〔機械棟〕 1 階平面図 (改修前)		1 A2:100 A3:141	R6, 12	AB — 01	構造担当		電気担当	

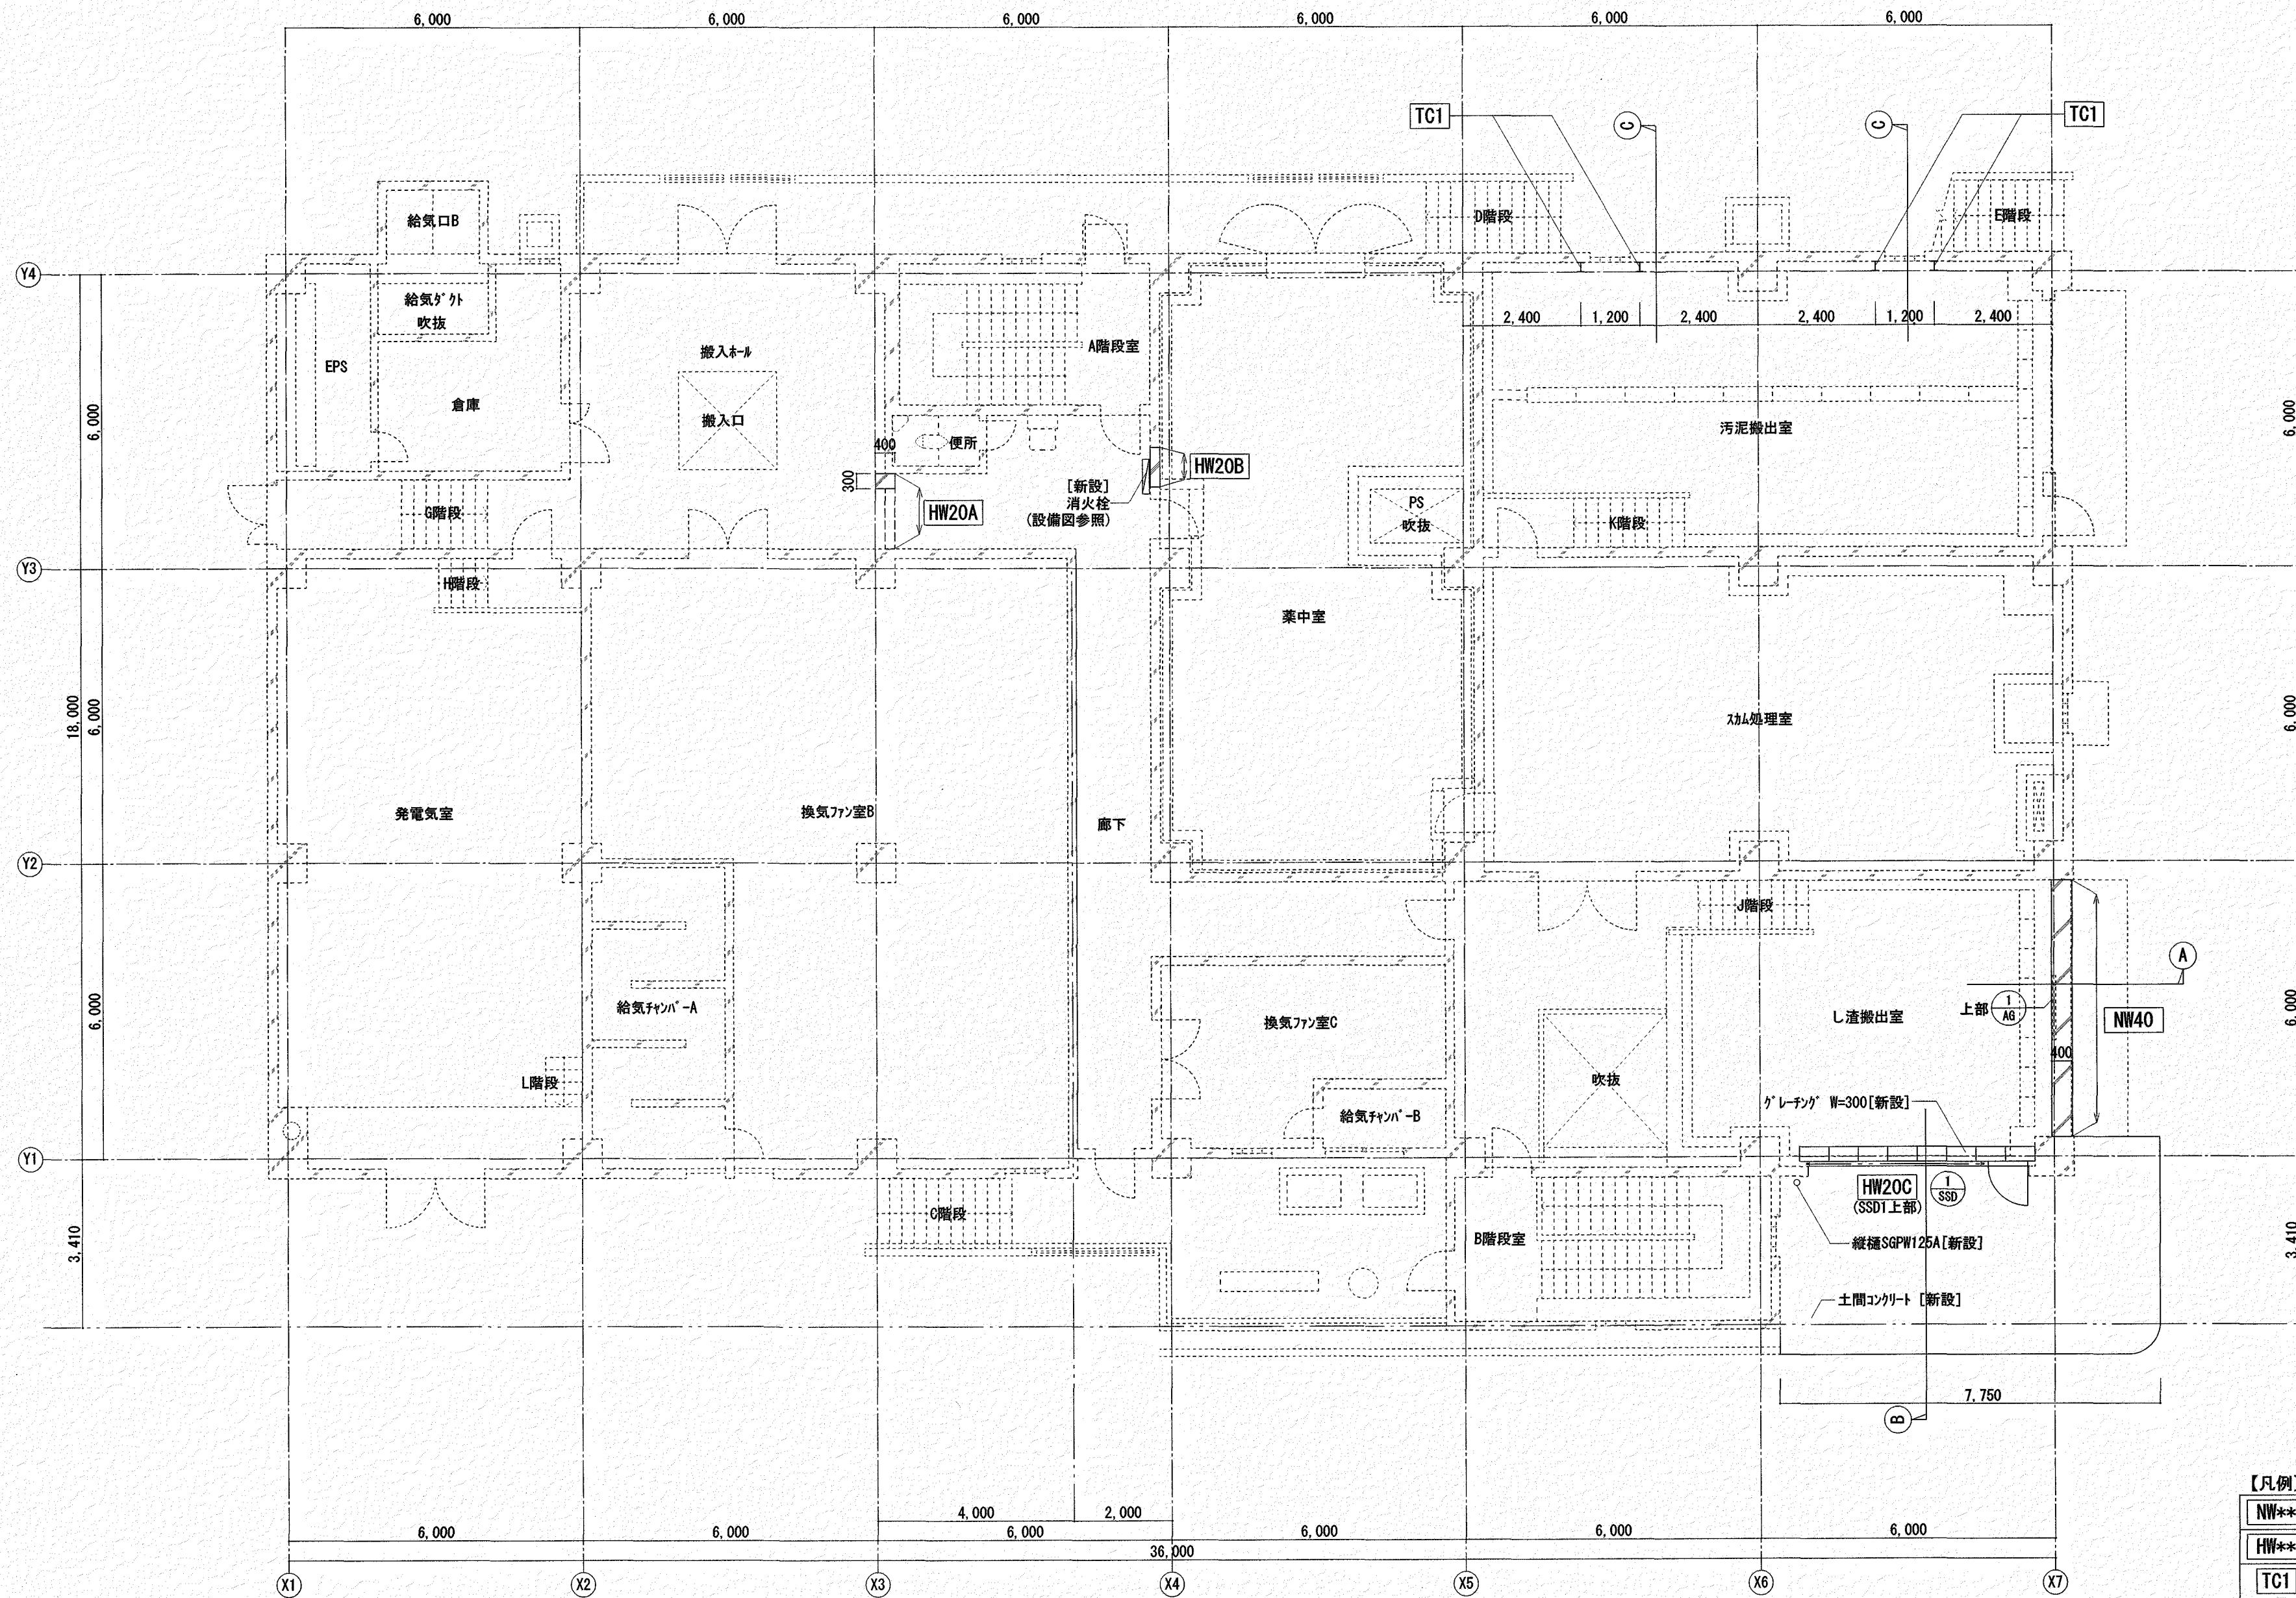


〔機械棟〕 1 階平面図 (改修後) S=1/100

【凡例】	
NW**	壁増設補強を示す
HW**	開口閉塞補強を示す
TC1	耐震補強を示す
*	新設建具を示す

高知市都市建設部公共建築課					工 事 名 瀬戸水再生センター水処理棟及び機械棟耐震改修工事（R7-1）		(株)ハウジング総合コンサルタント 高知市南久保16-17 TEL 088-883-1030 FAX 088-882-4779			高知県知事登録119号 代表取締役 福家 正義		管理建築士 一級建築士登録第203207号 村 田 憲 明	
係	係 長	課長補佐	課長										
信清	澤田	大下	濱口	松本	図 名 【機械棟】1階平面図（改修後）		縮 尺 1/A2:100 A3:141	年 月 日 R6.12	図 面 No. AB — 02	構造担当		意匠担当	

〔機械棟〕南立面図・建具リスト（改修前）

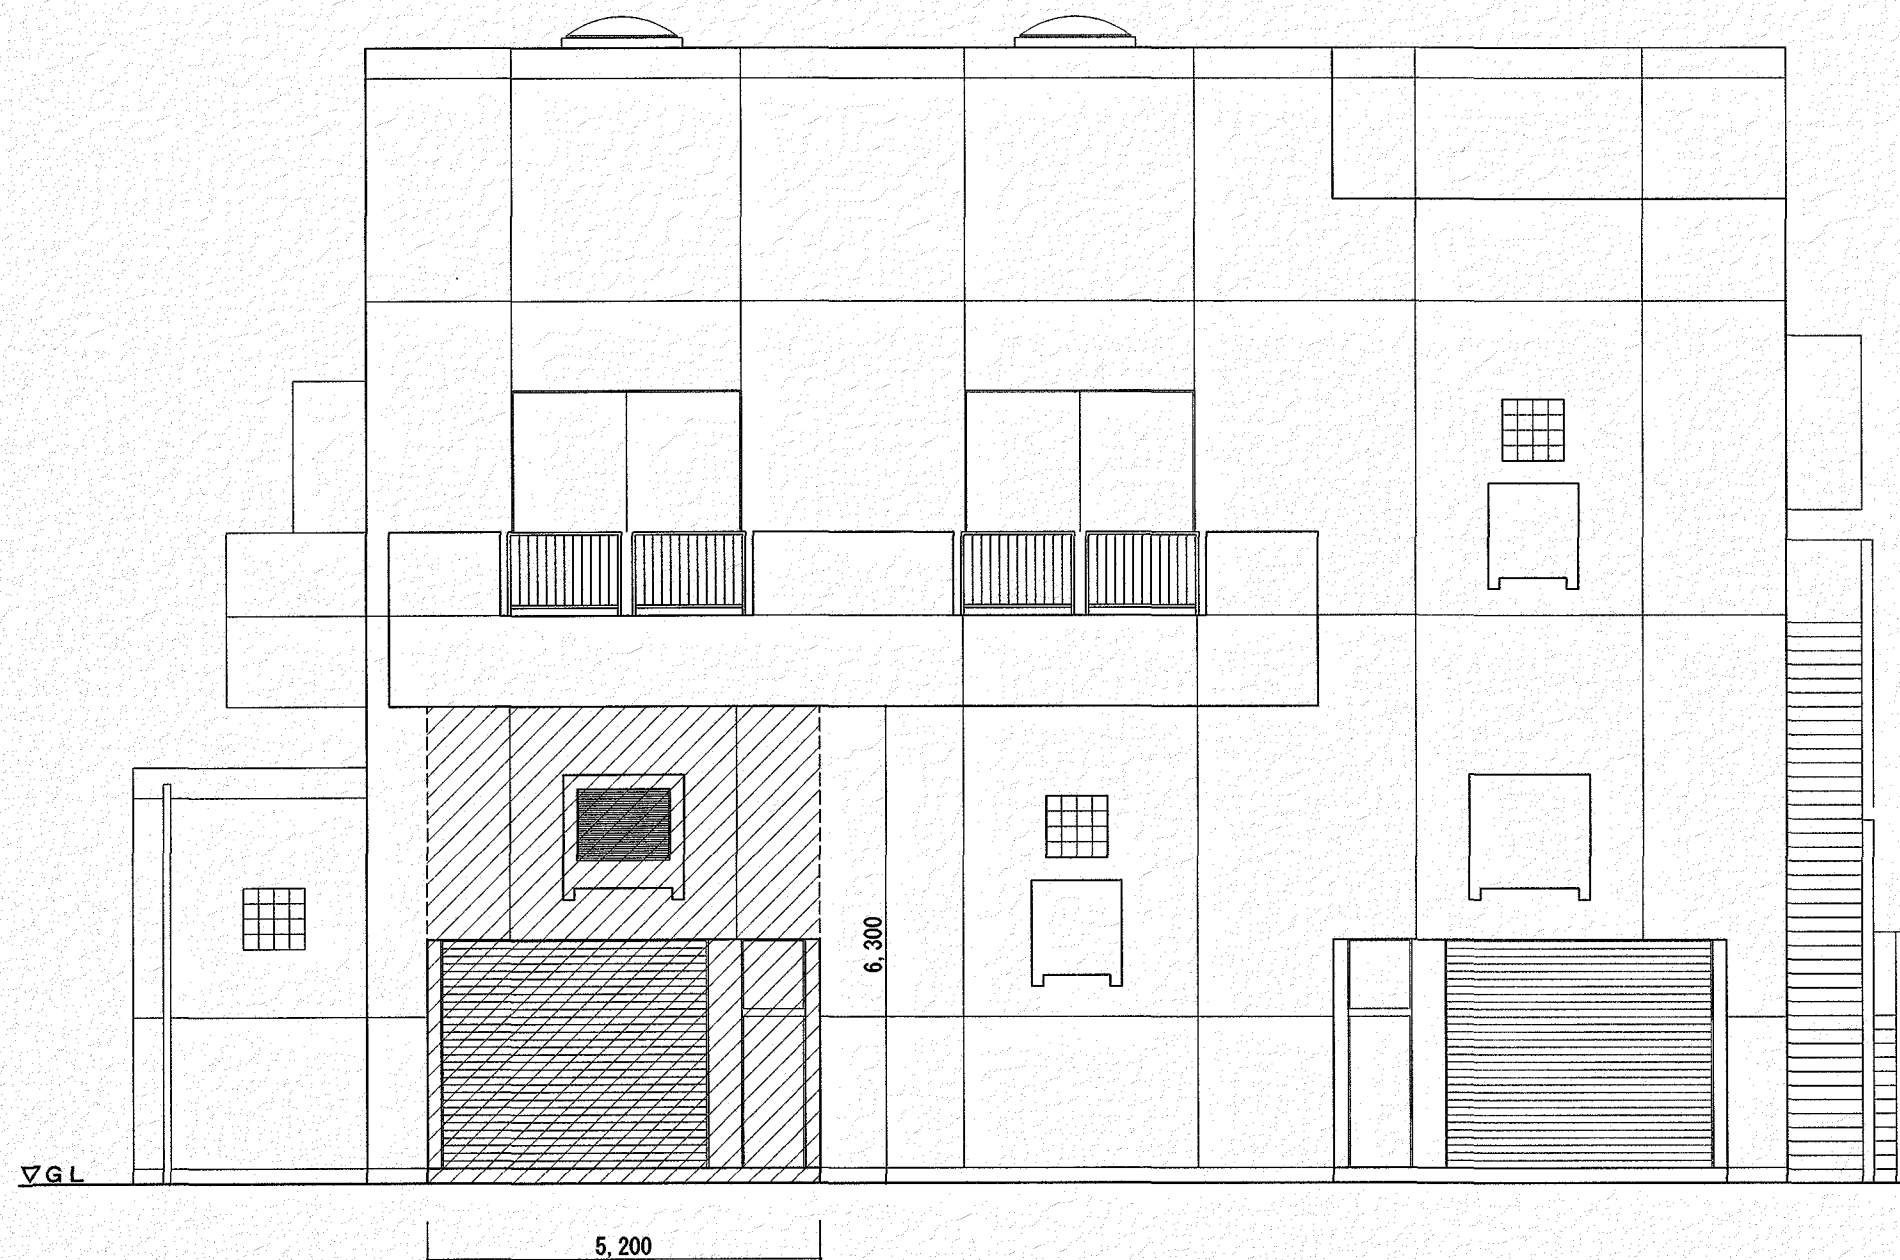


南立面図(改修前) S=1/100

【凡例】

撤去範囲を示す

〔機械棟〕南立面図・建具リスト（改修後）

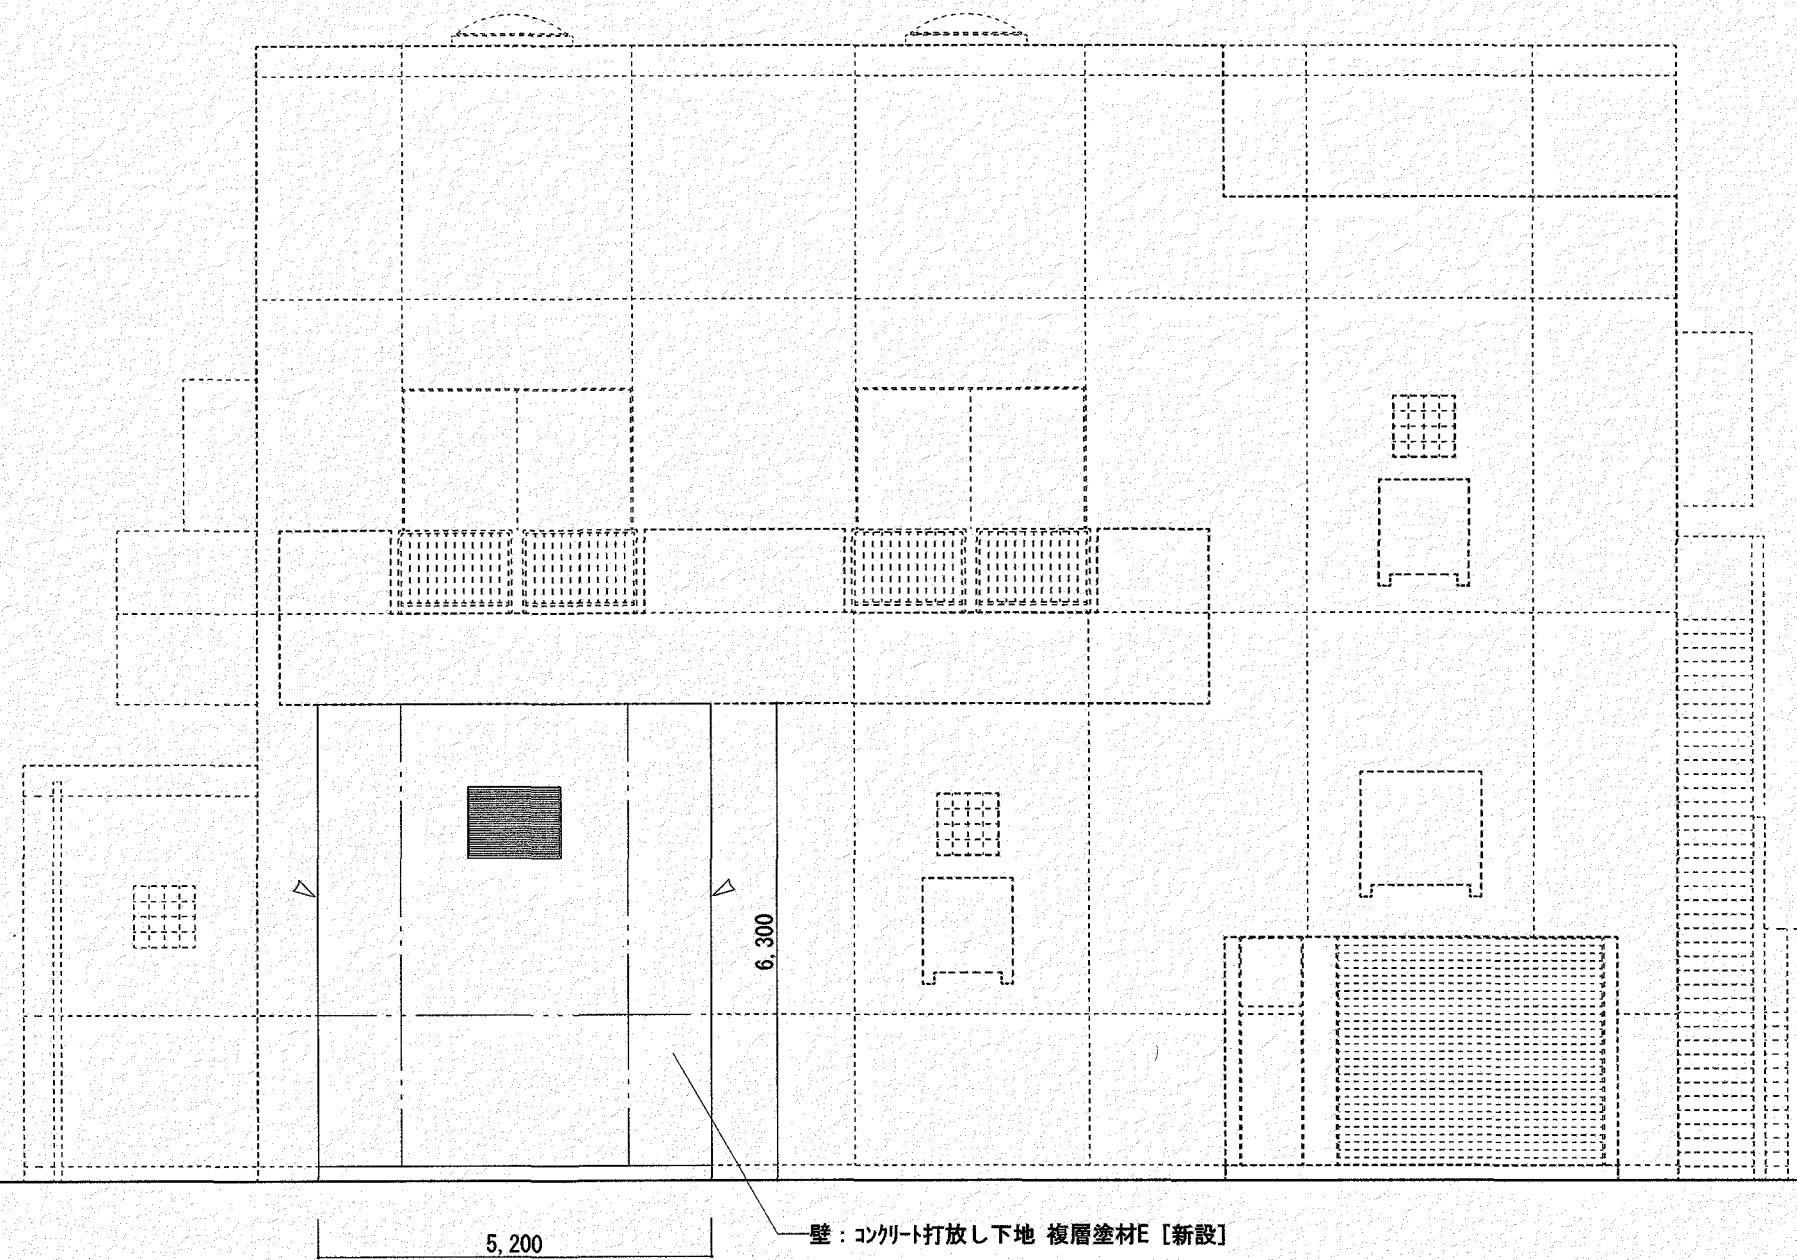

南立面図(改修後) S=1/100

【凡例】

化粧目地+シーリング(PU-2 20x10)を示す

シーリング(PU-2 15x15)を示す

既存のままを示す

建具リスト(撤去) S=1/100

符号	数量	1 箇所	1 箇所
形状寸法	※枠共撤去	※枠共撤去	※枠共撤去
材 種	電動スチールシャッター	鋼製片開き戸	
ガ ラ ス	---	網入り型ガラス t=6.8	
備 考			
符号	数量	1 箇所	1 箇所
形状寸法	※枠共撤去	※枠共撤去	※枠共撤去
材 種	アルミガラリ	アルミ枠ガラスブロック窓	鋼製尾防鳥網
ガ ラ ス	---	乳白色ガラスブロック	---
備 考			

建具リスト(新設) S=1/100

符号	数量	1 箇所	1 箇所
形状寸法			
材 種	見 込	鋼製片開き戸付電動シャッター	アルミガラリ
ガ ラ ス		網入り型ガラス t=6.8	---
塗 装		D P 塗り	---
建具金物		片開き戸：SUS下枠・SUS丁番・ドアクローザ・戸当り・レバーハンドル錠	アルミ鎖縁(25x35 四方)・アルミ水切り(L=345程度)
備 考		シャッター：シャッターボックス・SUSレール 他付属金物一式	他付属金物一式

高知市都市建設部公共建築課			
係	係 長	課長補佐	課長
信	田	大	濱

工 事 名	高知市都市建設部公共建築課
高知市都市建設部公共建築課	高知市都市建設部公共建築課
高知市都市建設部公共建築課	高知市都市建設部公共建築課
高知市都市建設部公共建築課	高知市都市建設部公共建築課

(株)ハウジング総合コンサルタント	高知市都市建設部公共建築課
高知市都市建設部公共建築課	高知市都市建設部公共建築課
高知市都市建設部公共建築課	高知市都市建設部公共建築課
高知市都市建設部公共建築課	高知市都市建設部公共建築課

高知市都市建設部公共建築課	高知市都市建設部公共建築課
高知市都市建設部公共建築課	高知市都市建設部公共建築課
高知市都市建設部公共建築課	高知市都市建設部公共建築課
高知市都市建設部公共建築課	高知市都市建設部公共建築課