



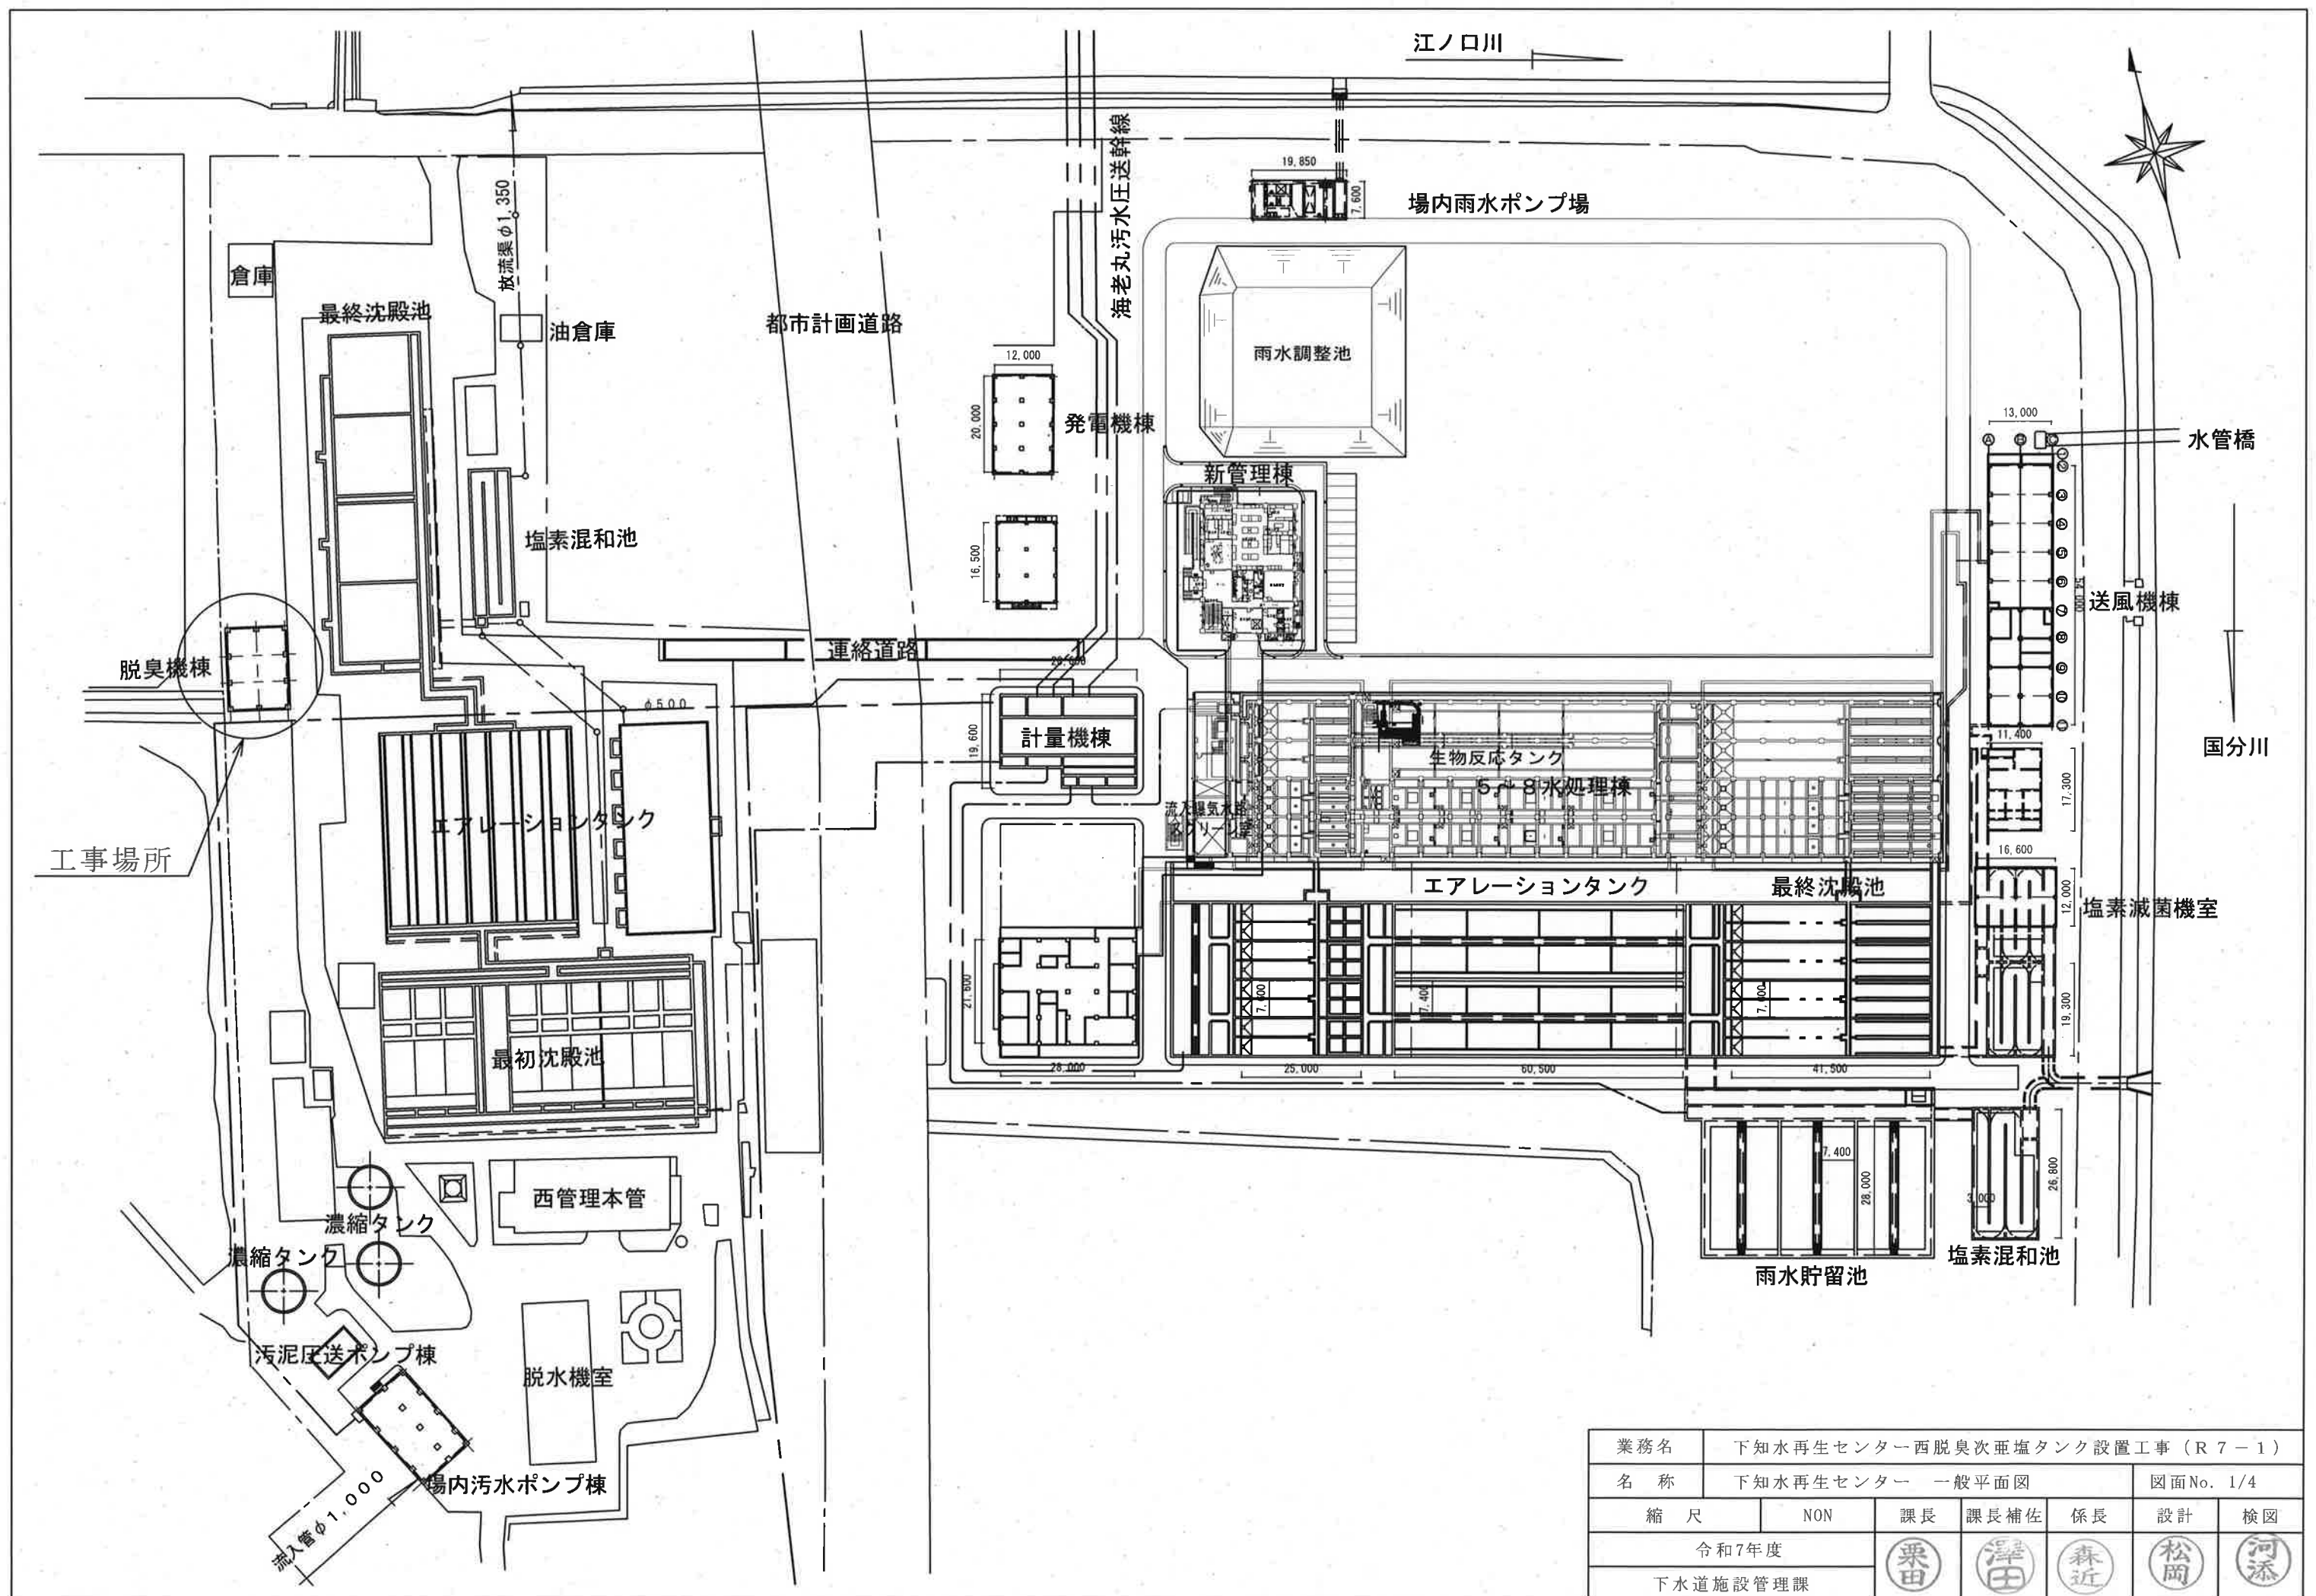

業務名	下知水再生センター西脱臭次亜塩タンク設置工事 (R7-1)					
名称	下知水再生センター 一般平面図				図面No. 1/4	
縮尺	NON	課長	課長補佐	係長	設計	検図
令和7年度		栗田	澤田	森近	松岡	河添
下水道施設管理課						

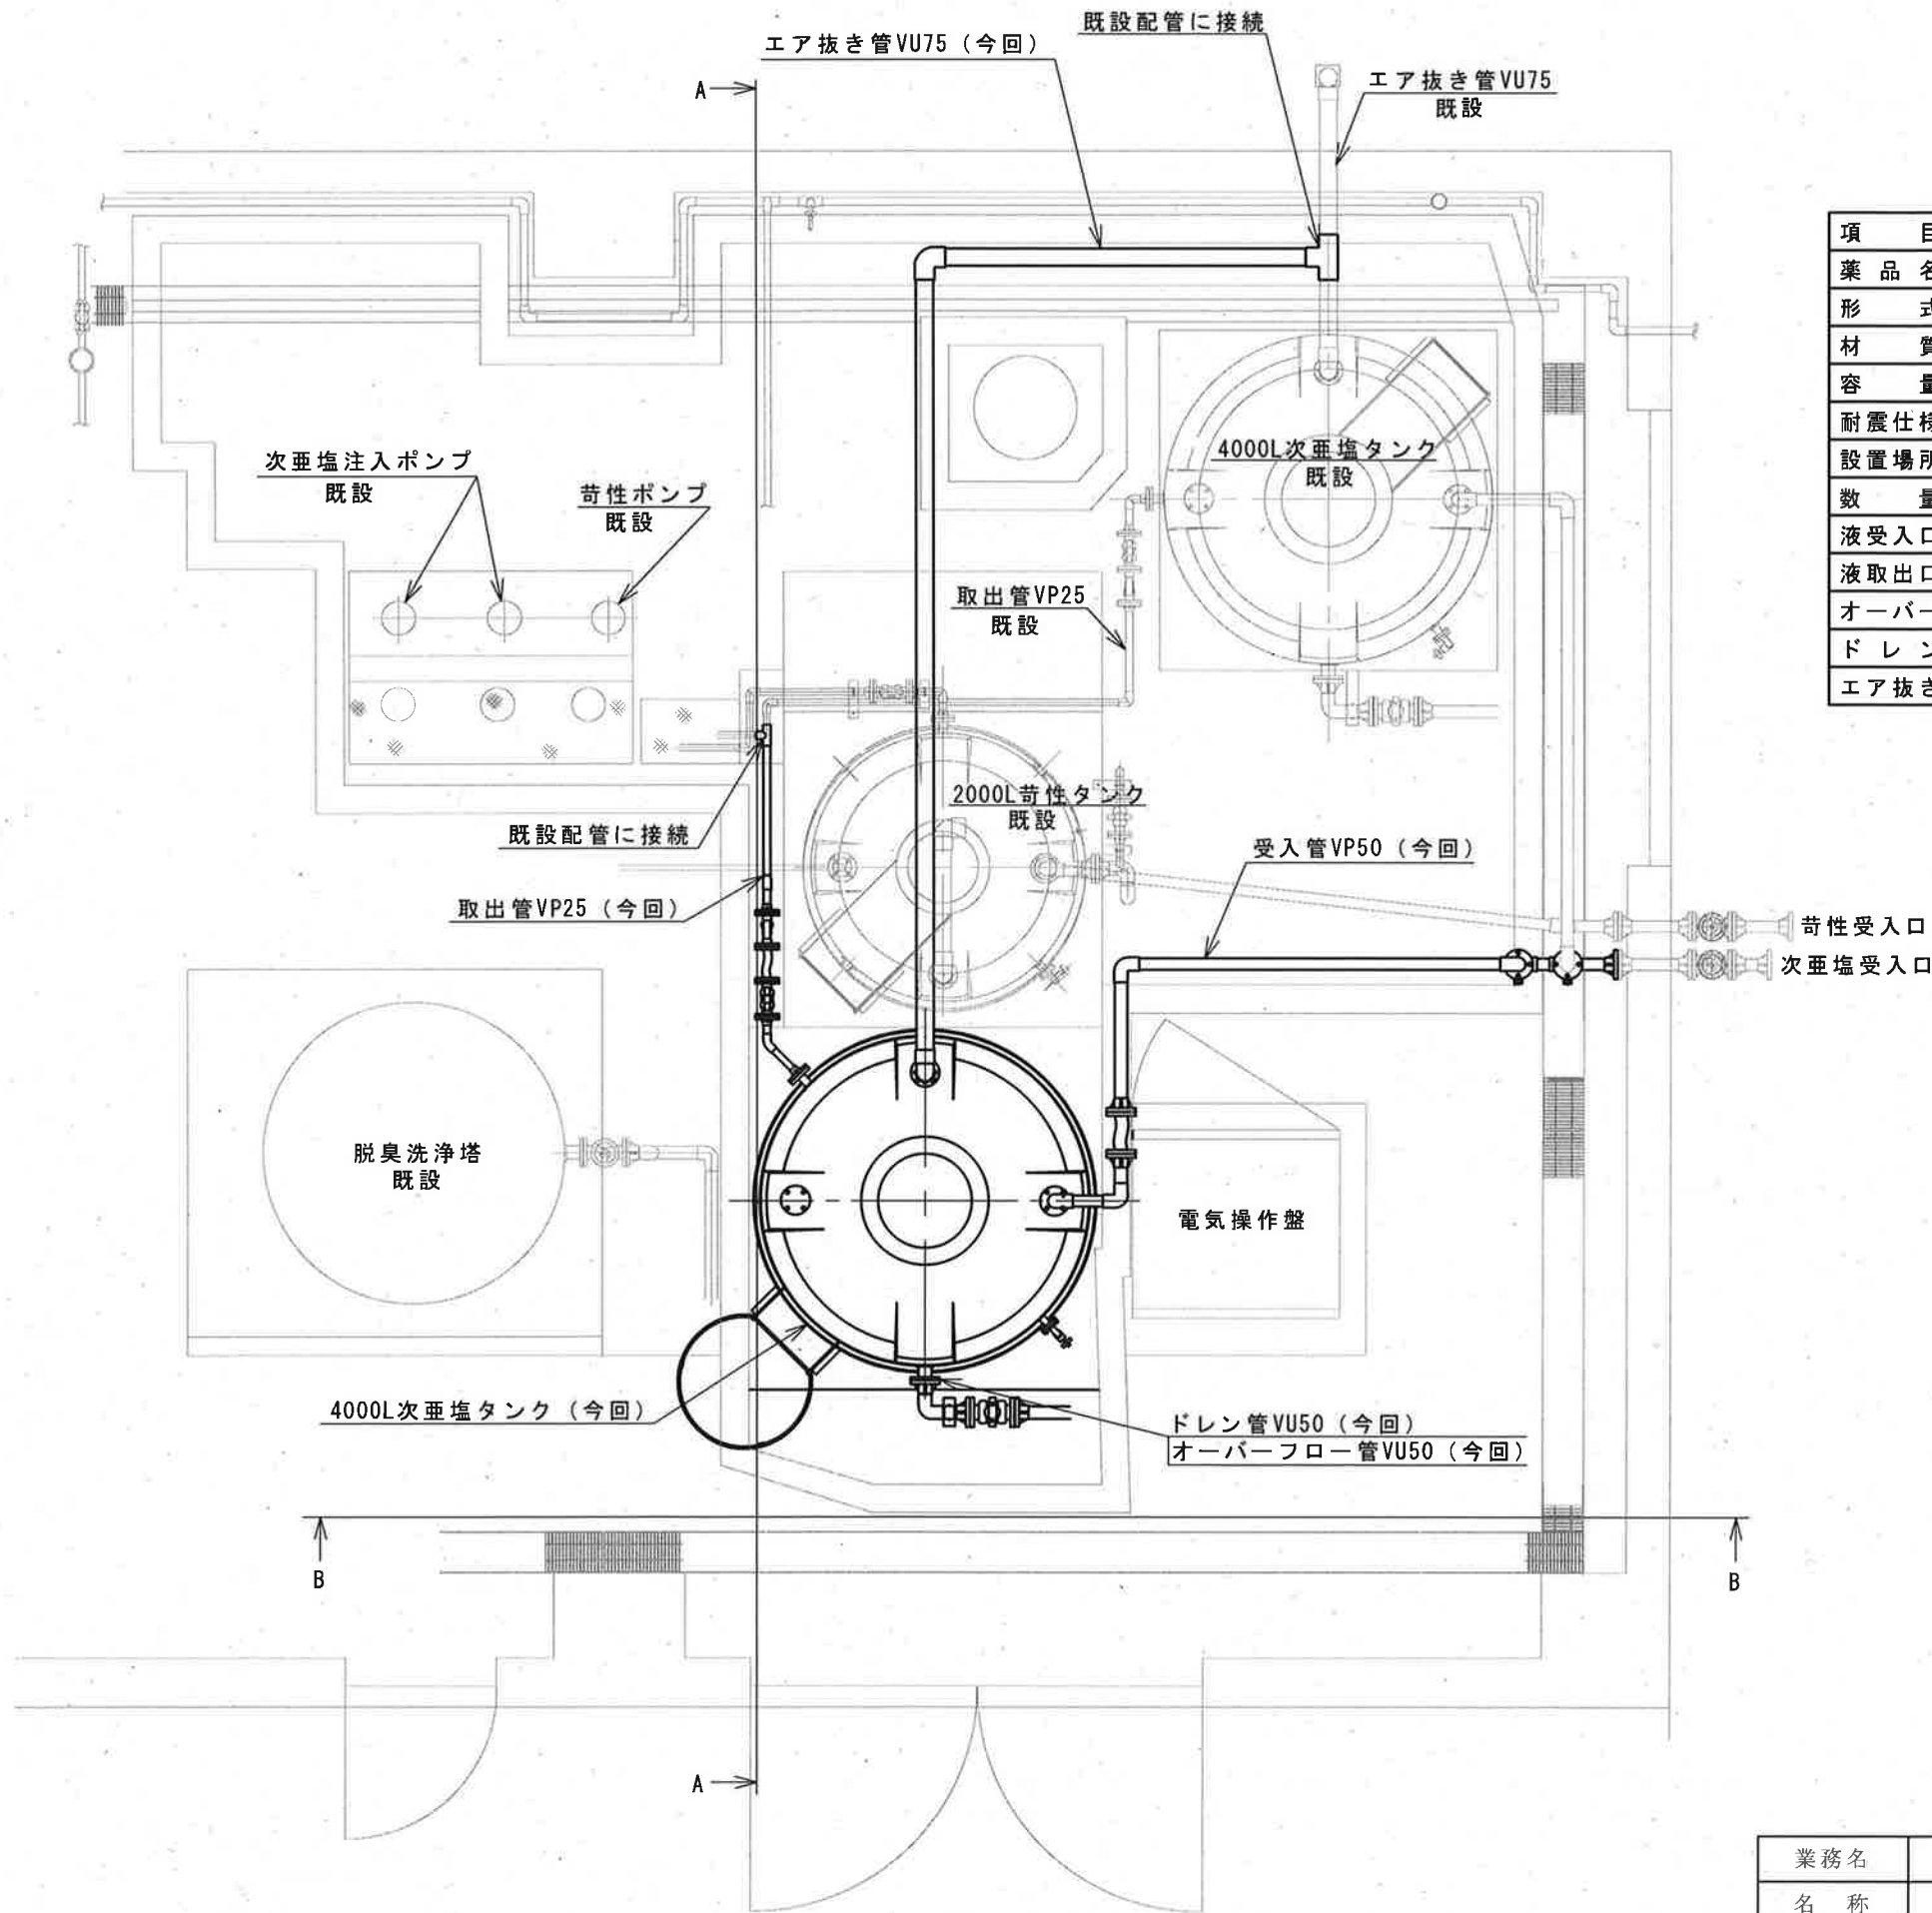



増設タンク仕様

項目	仕様	備考
薬品名	次亜塩素酸ナトリウム	脱臭用12%溶液
形式	立形定置式	—
材質	ポリエチレン	補強枠 (SUS304以上)
容量	4,000L	有効容量
耐震仕様	1.5G	—
設置場所	屋内	—
数量	1基	—
液受入口	50A	JIS10K 内配管付
液取出口	25A	JIS10K
オーバーフロー	50A	JIS10K
ドレン	50A	JIS10K
エア抜き口	50A	JIS10K

濃線部は本工事範囲を示す

業務名	下知水再生センター西脱臭次亜塩タンク設置工事 (R7-1)					
名称	据付平面図					図面No. 2/4
縮尺	1/40	課長	課長補佐	係長	設計	検図
令和7年度			栗田	澤田	森近	松岡
下水道施設管理課			栗田	澤田	森近	河添

西処理場脱臭機棟平面図

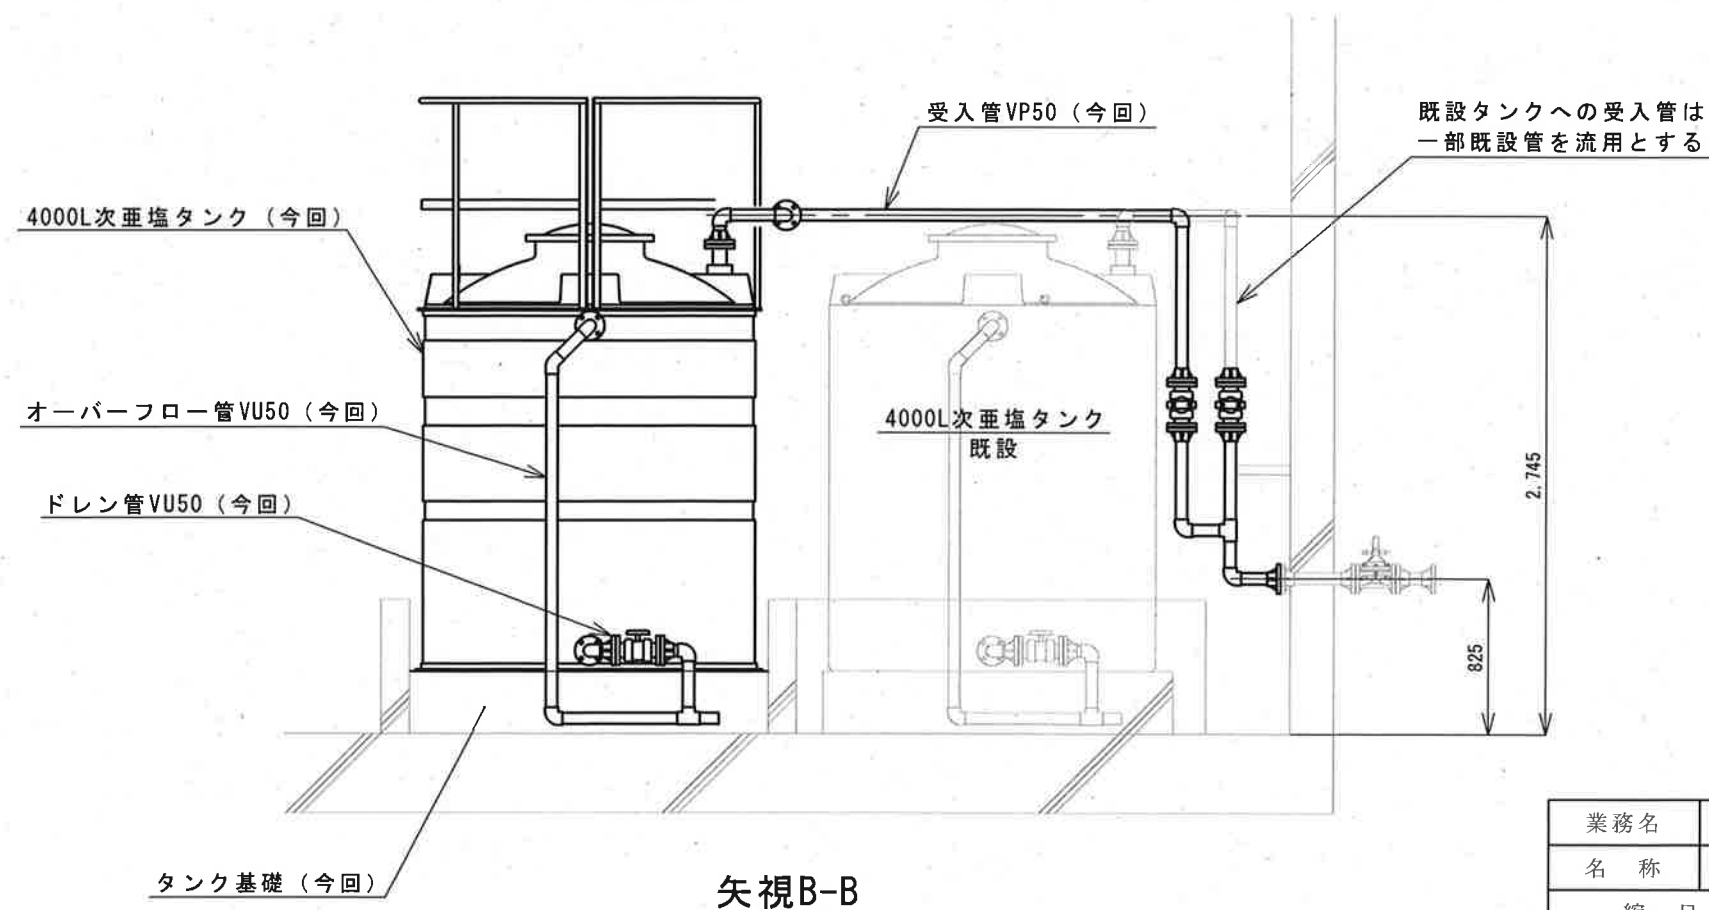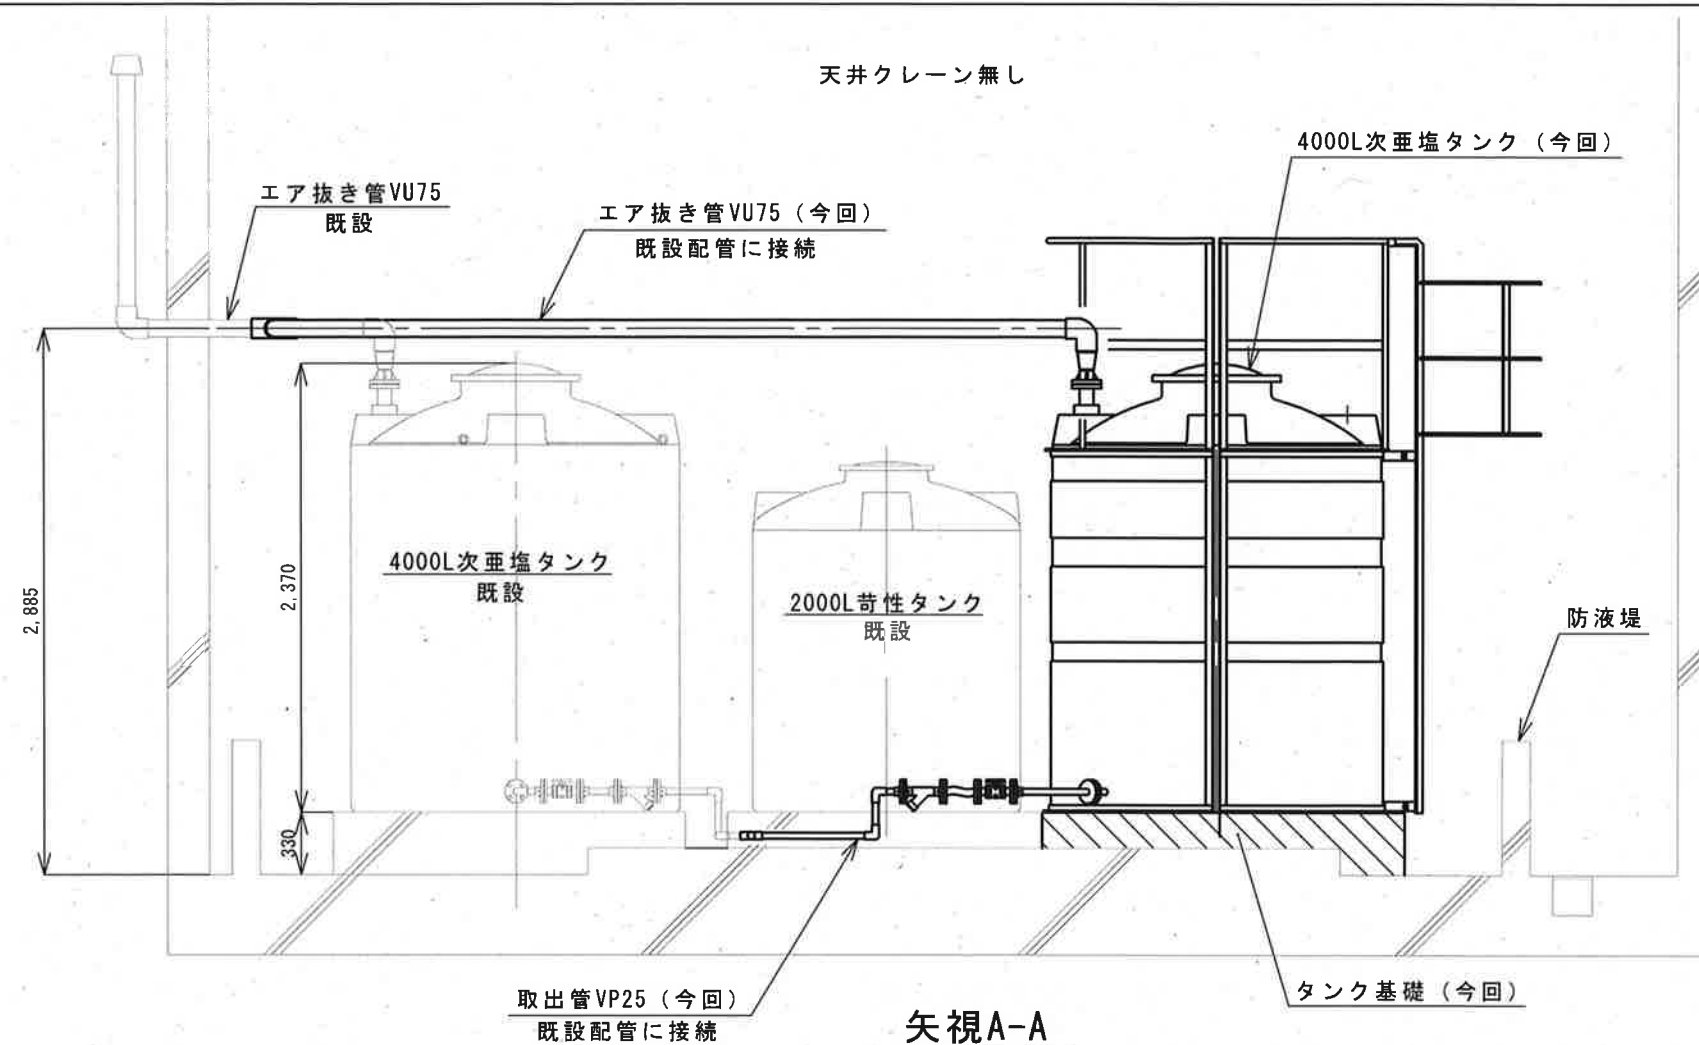

濃線部は本工事範囲を示す

業務名	下知水再生センター西脱臭次亜塩タンク設置工事（R7-1）				
名称	据付断面図（今回）			図面No. 3/4	
縮尺	1/40	課長	課長補佐	係長	設計
令和7年度		栗田	澤田	森近	松岡
下水道施設管理課				河添	

