




平面図 S=1/500

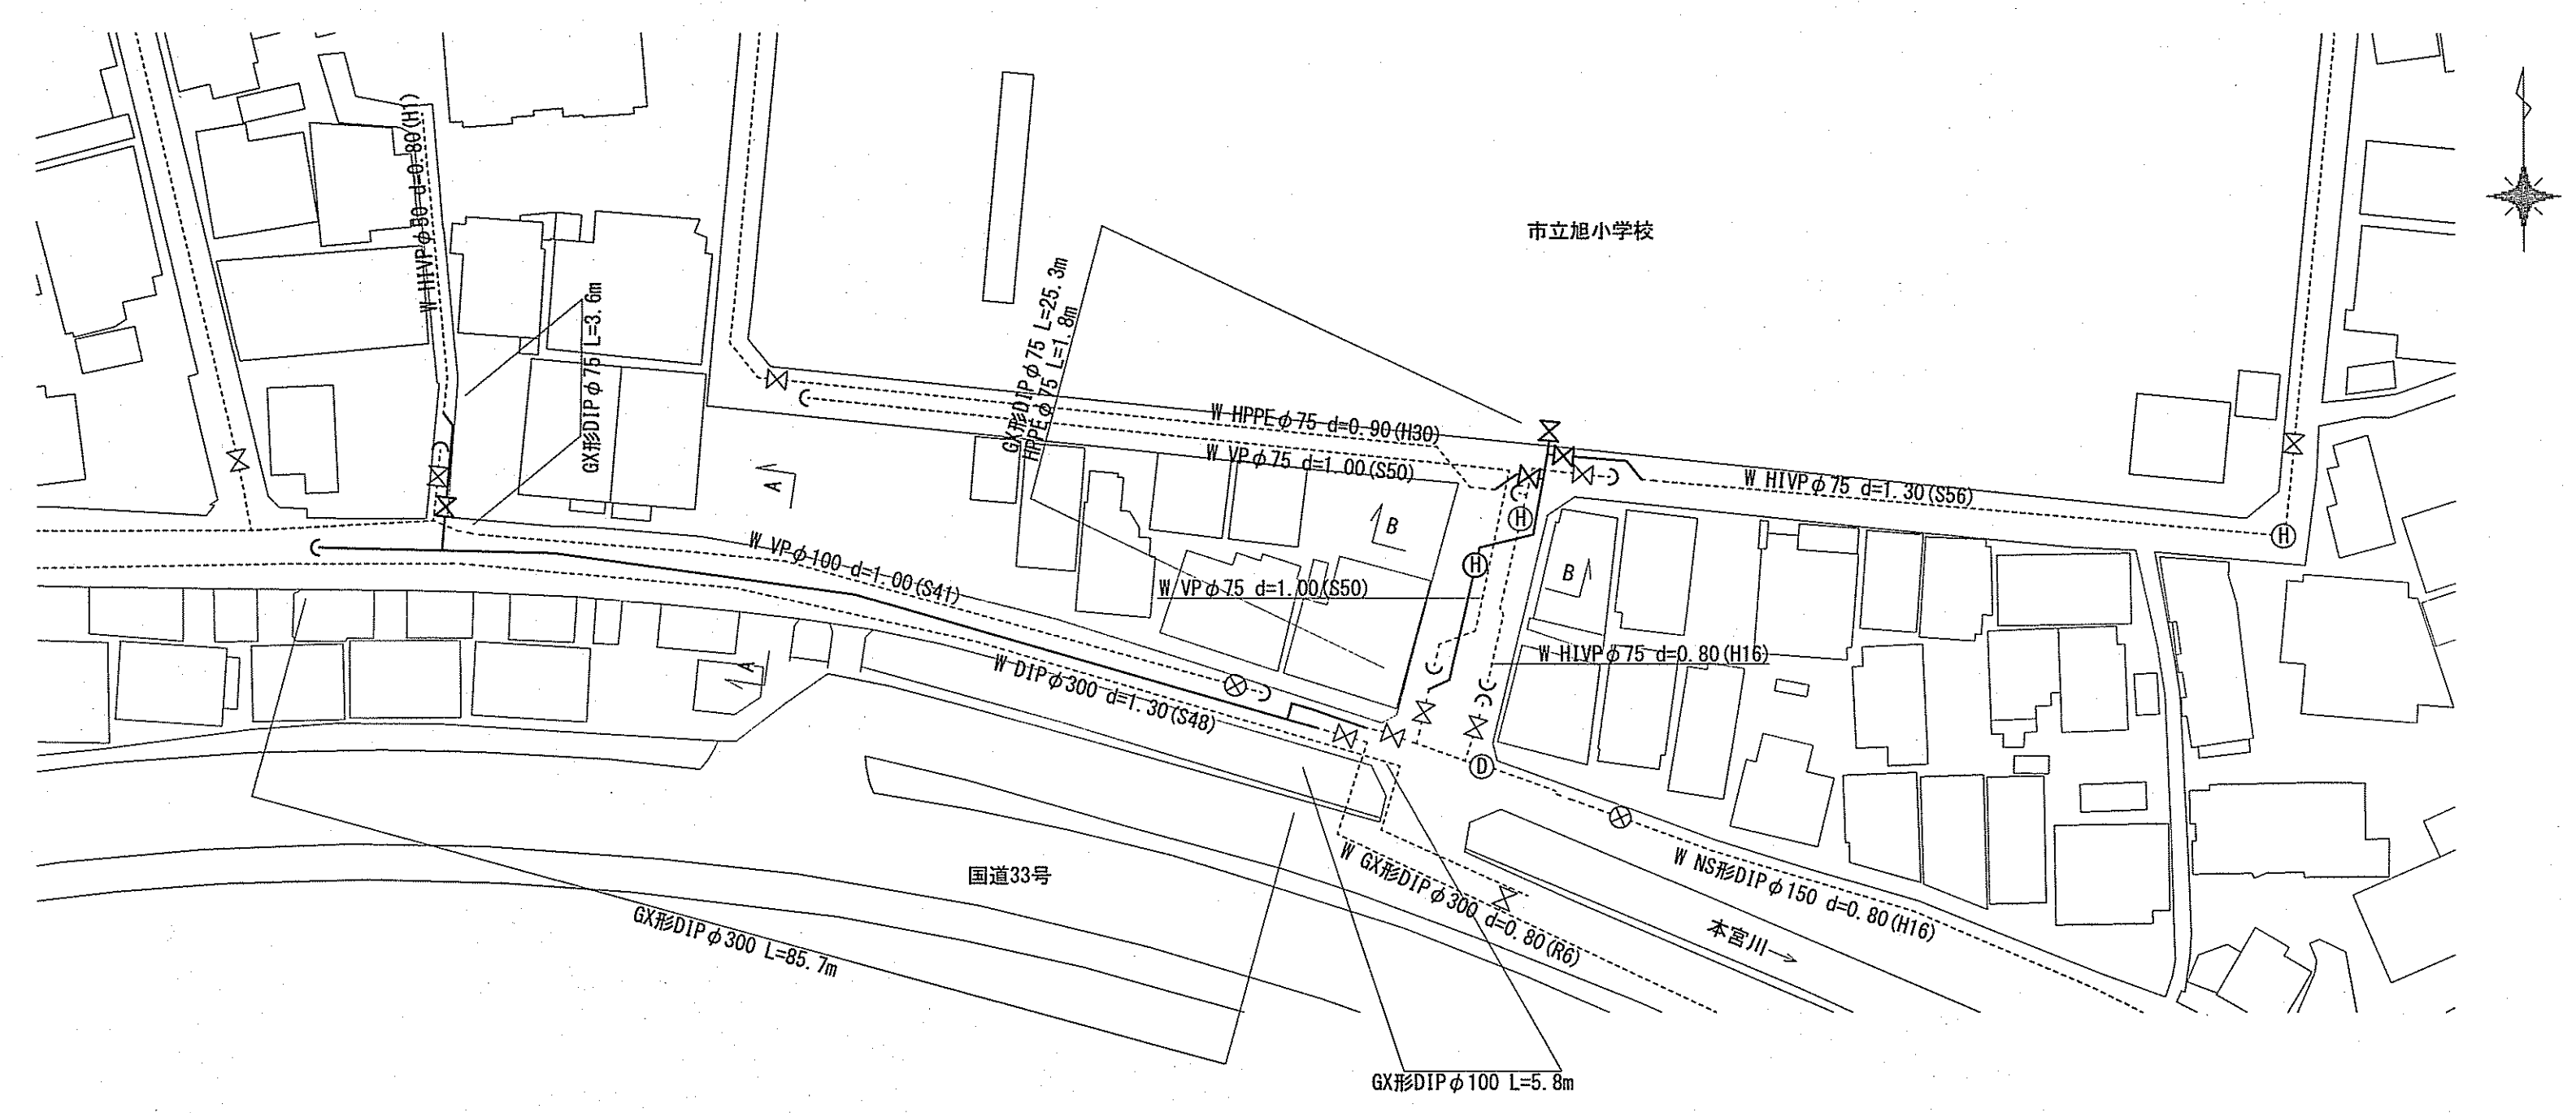

位置図 S=1/2,000

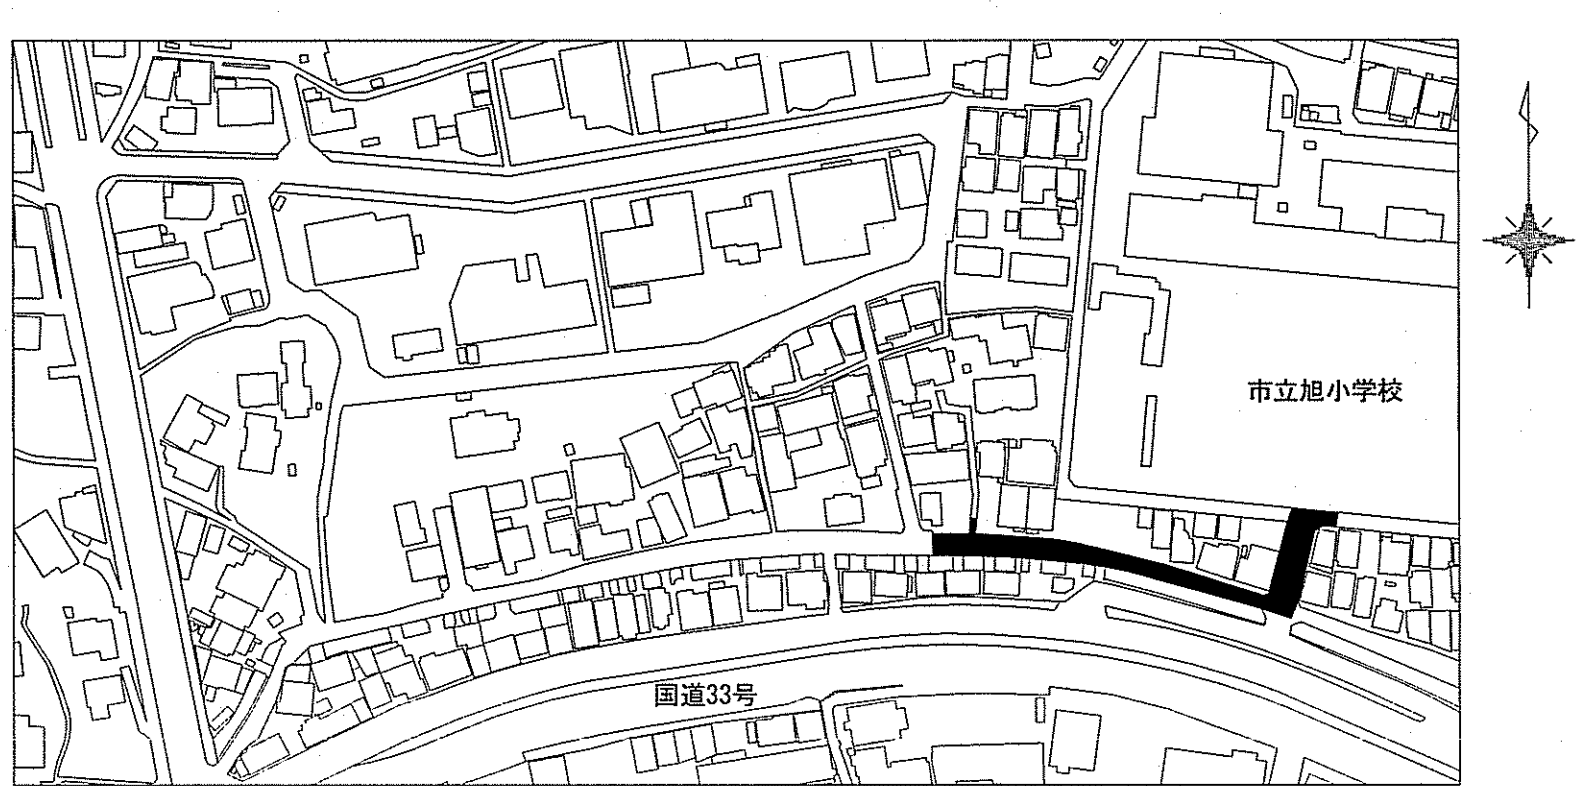

横断図 S=1/50

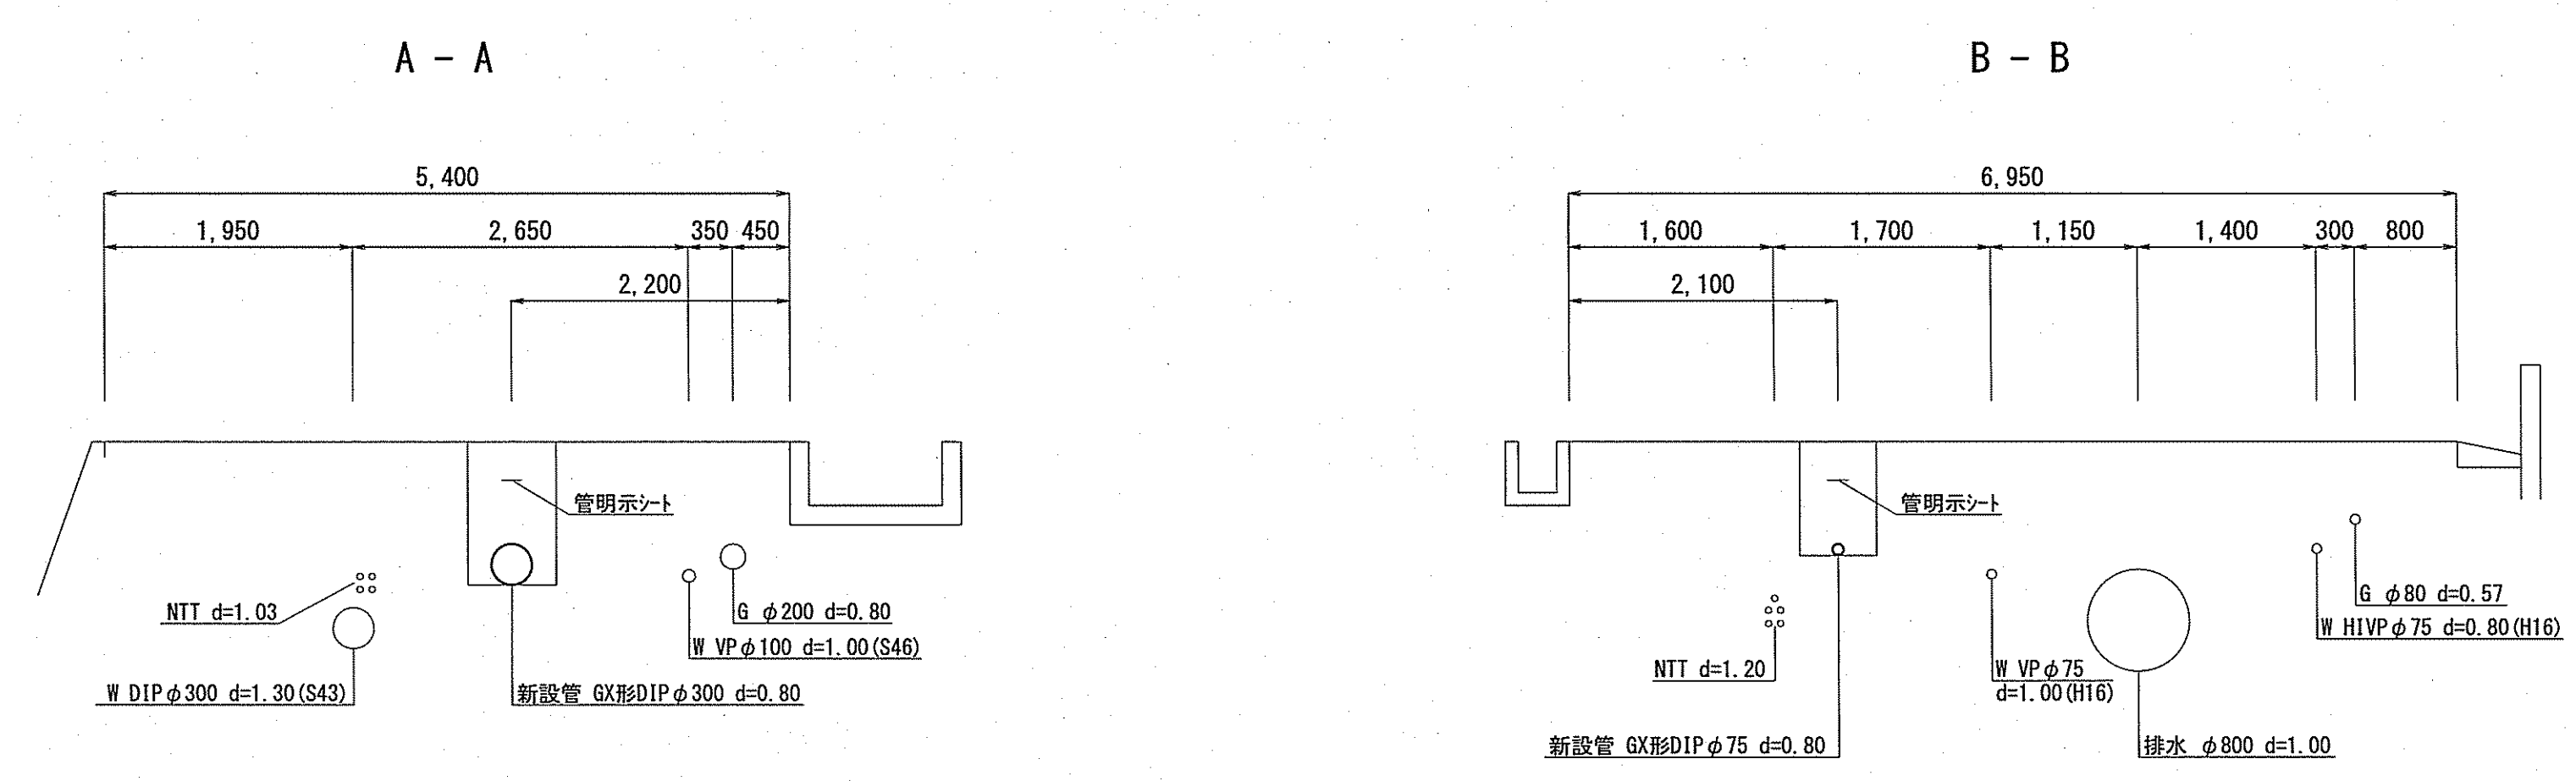


課 長	課長補佐	係 長	設 計
宮本	星澤	由井	高橋
本宮町配水管布設替工事			令和7年度
位置図・平面図・横断図			図 番 1/3
高知市上下水道局水道整備課			縮 尺 図 示


土工図 S=1/30

管明示シートの設置深度は0.2m～0.4mとする。
ただし、管埋設深度が1.2m以上の場合は0.5mとする。


土工図①
GX形DIPφ300市道車道部 (d=0.80m)
L=8.6m

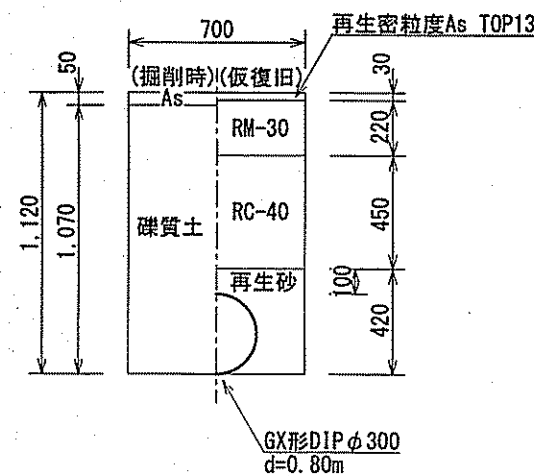


土工図②
GX形DIPφ100市道車道部 (d=0.80m)
L=3.6m

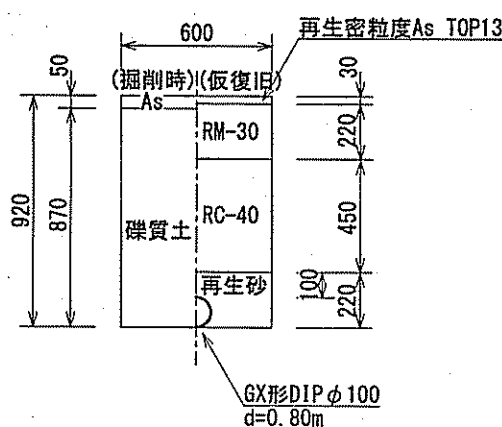


土工図③
GX形DIPφ75市道車道部 (d=0.80m)
L=26.3m

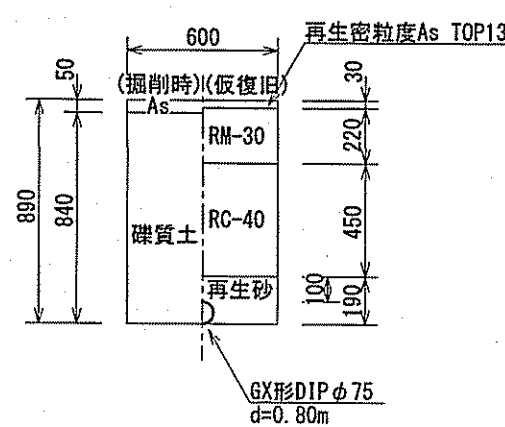


土工図④
HPPEφ75市道車道部 (d=0.80m)
L=1.4m

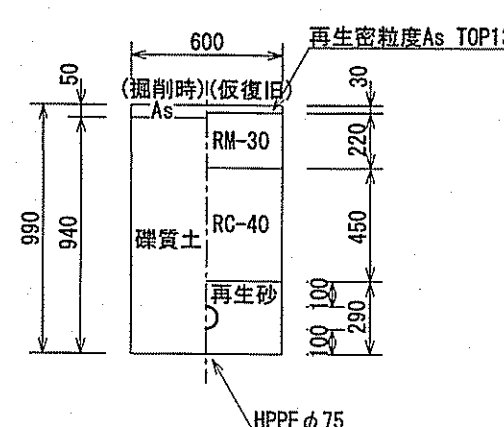


土工図⑤
GX形DIPφ300連絡部 (d=0.80m)
L=1.0m

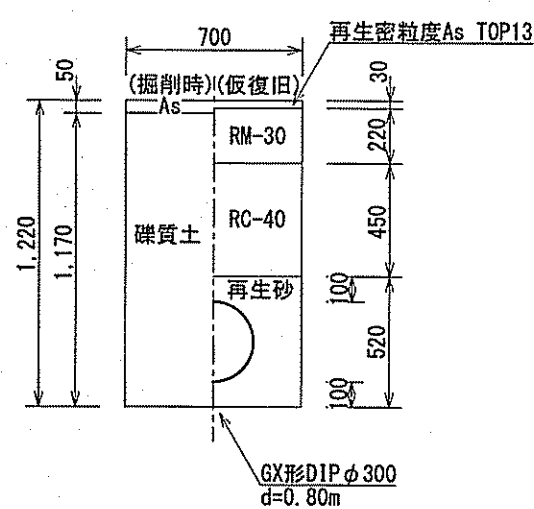


土工図⑥
GX形DIPφ100連絡部 (d=0.80m)
L=2.4m

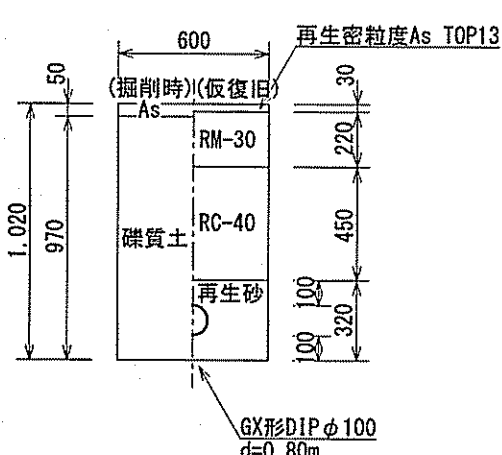


土工図⑦
HIVPφ75連絡部 (d=1.30m)
L=1.9m

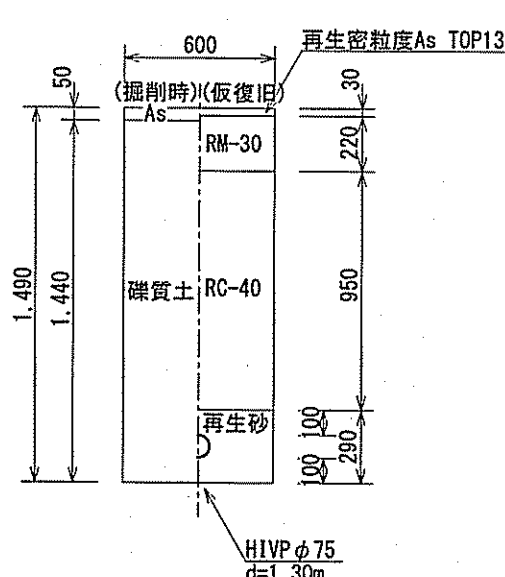


土工図⑧
HPPEφ75連絡部 (d=0.90m)
L=2.0m

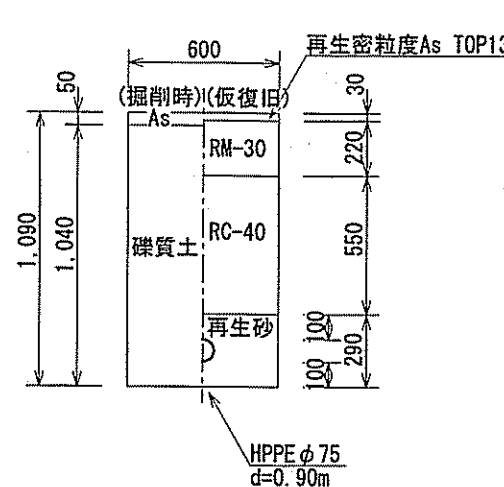


土工図⑨
HIVPφ50連絡部 (d=0.80m)
L=2.9m

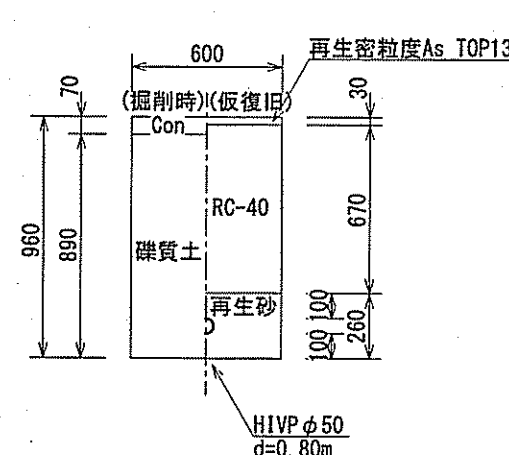

土工図⑩
既設管廃止土工 (注入口①)
L=1.5m

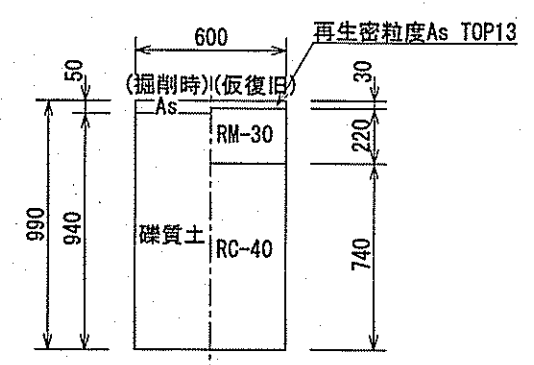


土工図⑪
既設管廃止土工 (流出口②)
L=1.5m

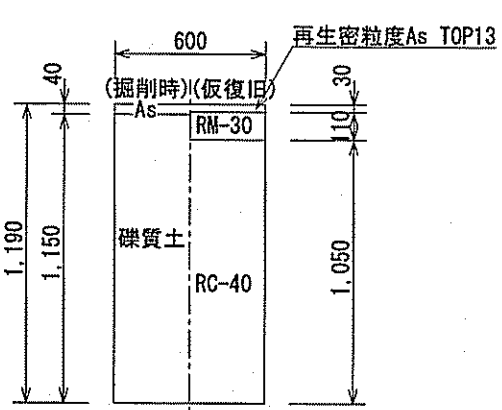


舗装構成図 S=1/free


市道車道部 (As舗装)
舗装幅員4.0m以上

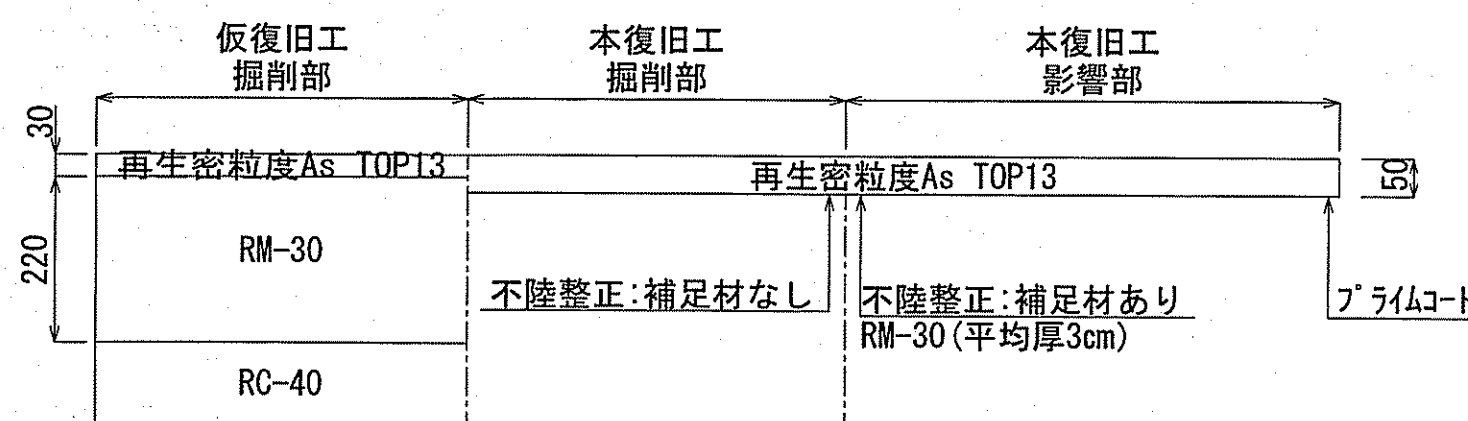

市道車道部 (As舗装)
舗装幅員4.0m未満

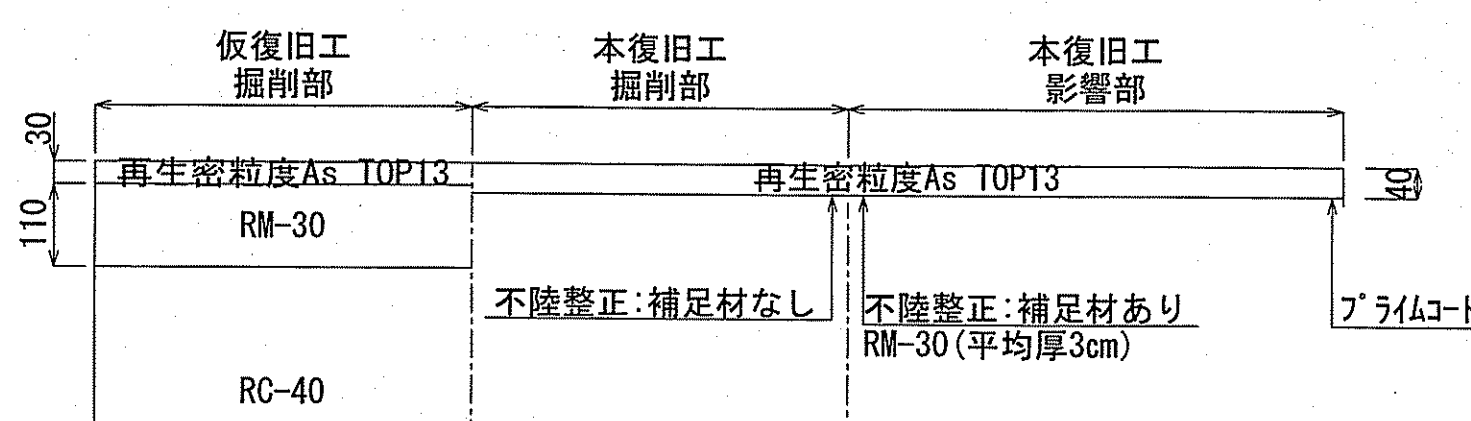


市道歩道部 (Con舗装)

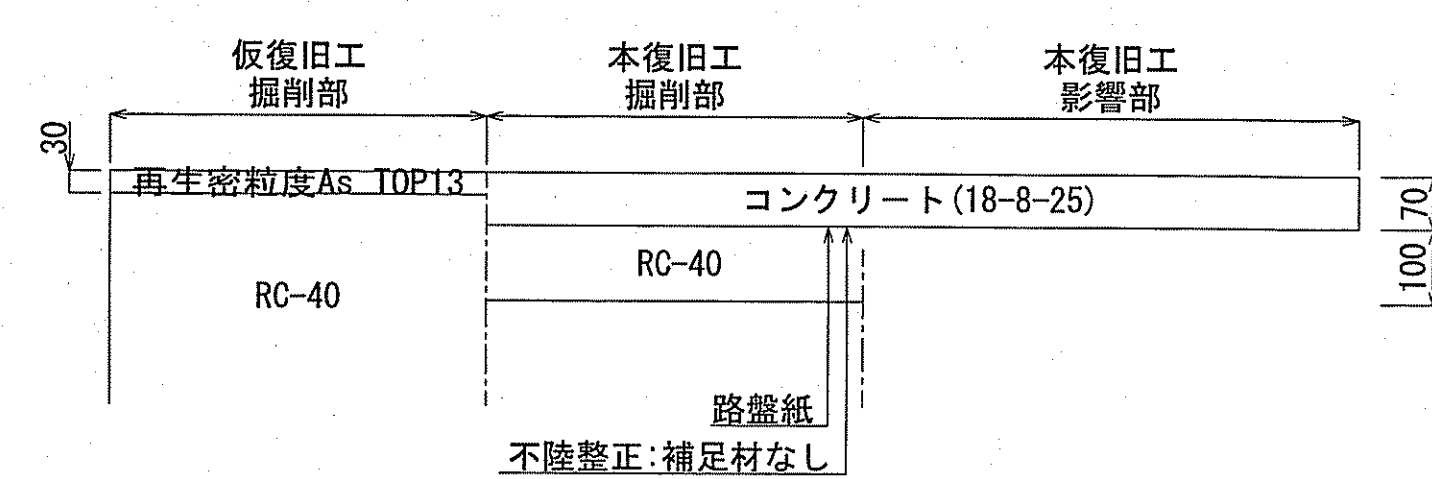


課長	課長補佐	係長	設計
宮本	豊	由井	高橋
本宮町配水管布設替工事			令和7年度
土工図・舗装構成図			図番 2/3
高知市上下水道局水道整備課			図示


既設管廃止図 S=1/500

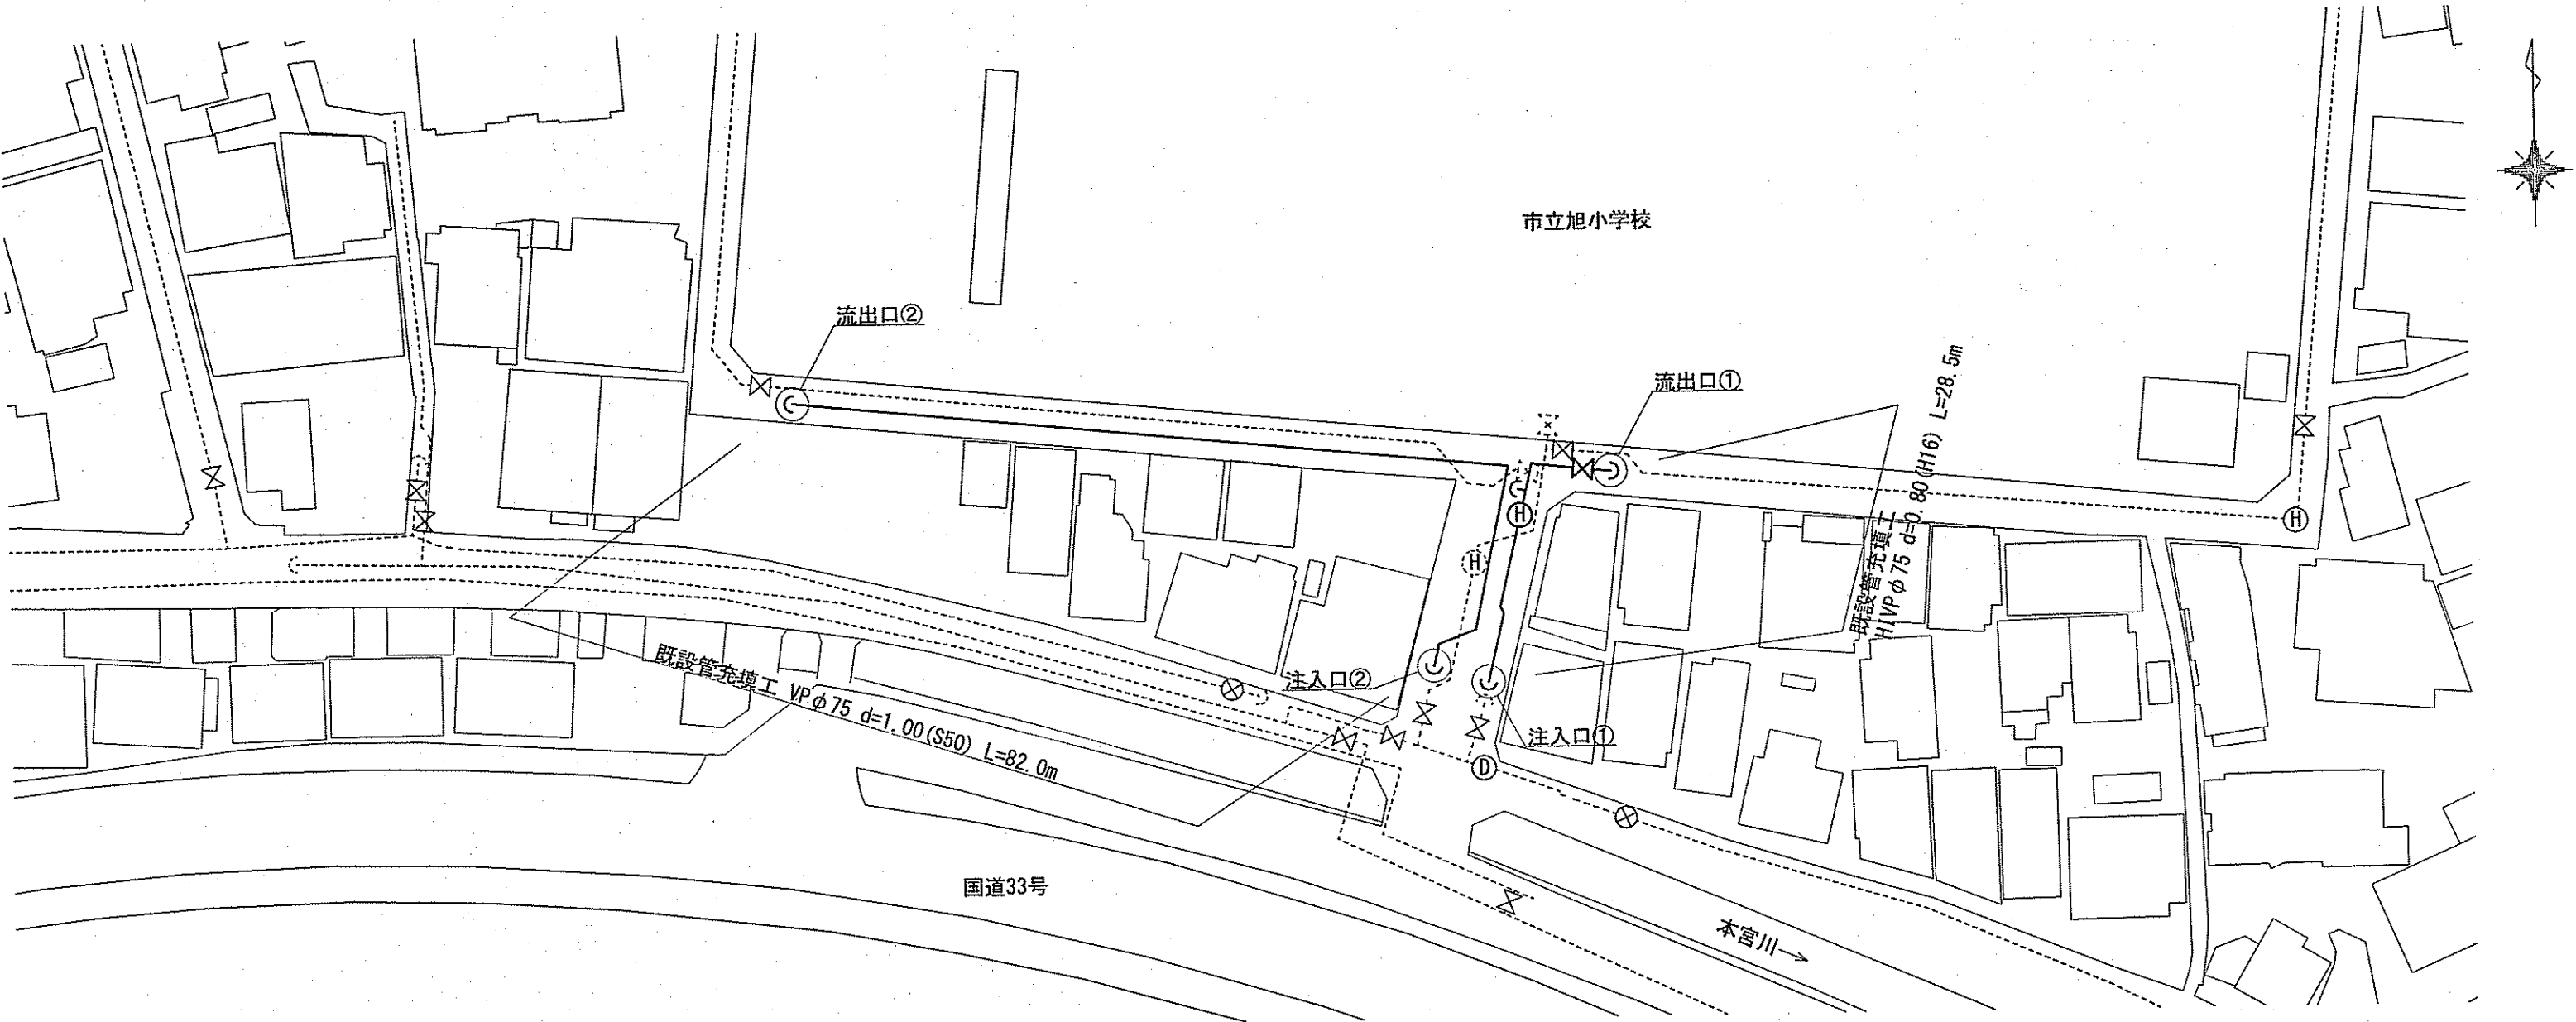


中詰充填工 S=1/free

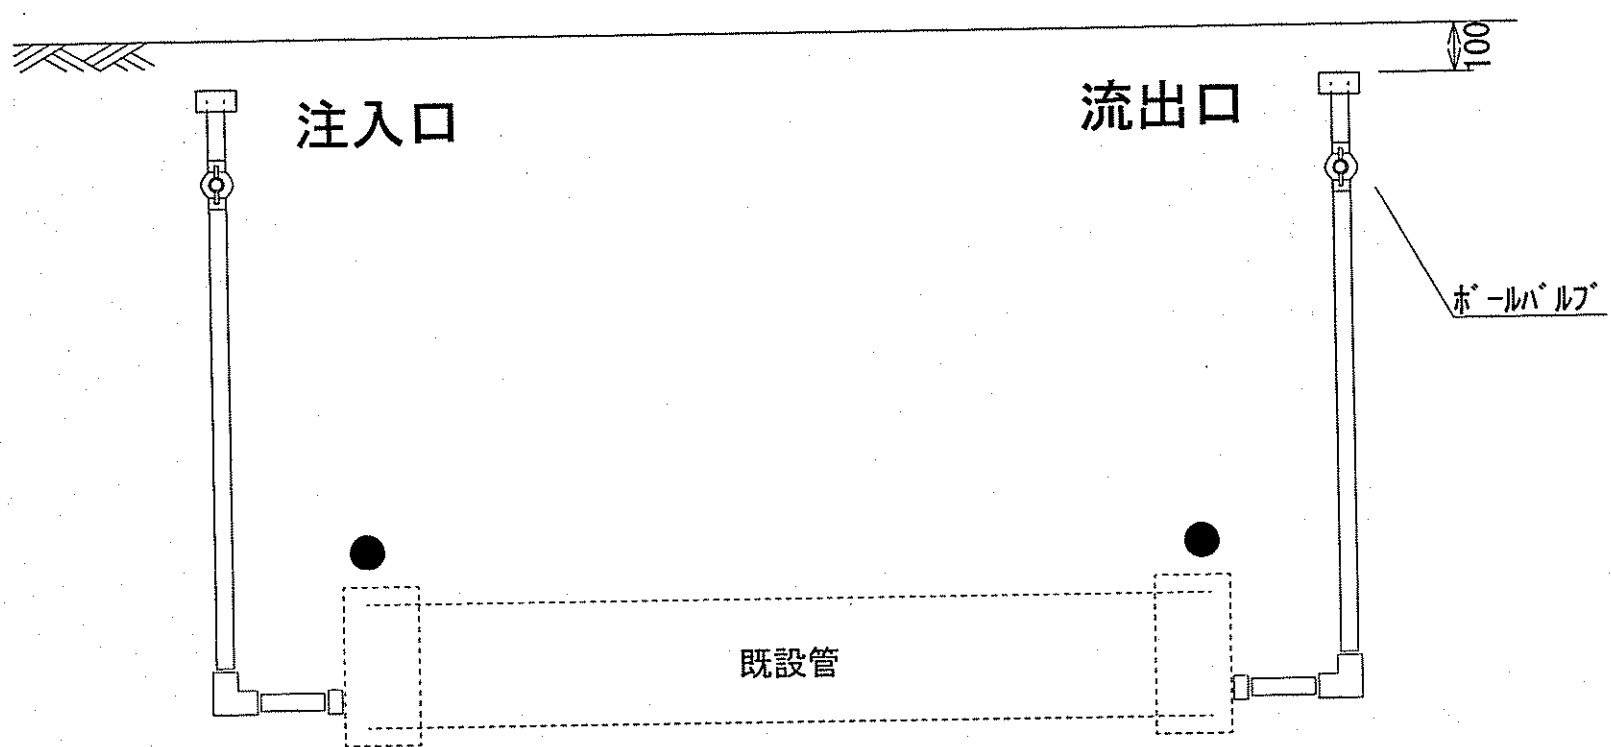

切替平面図 S=1/500

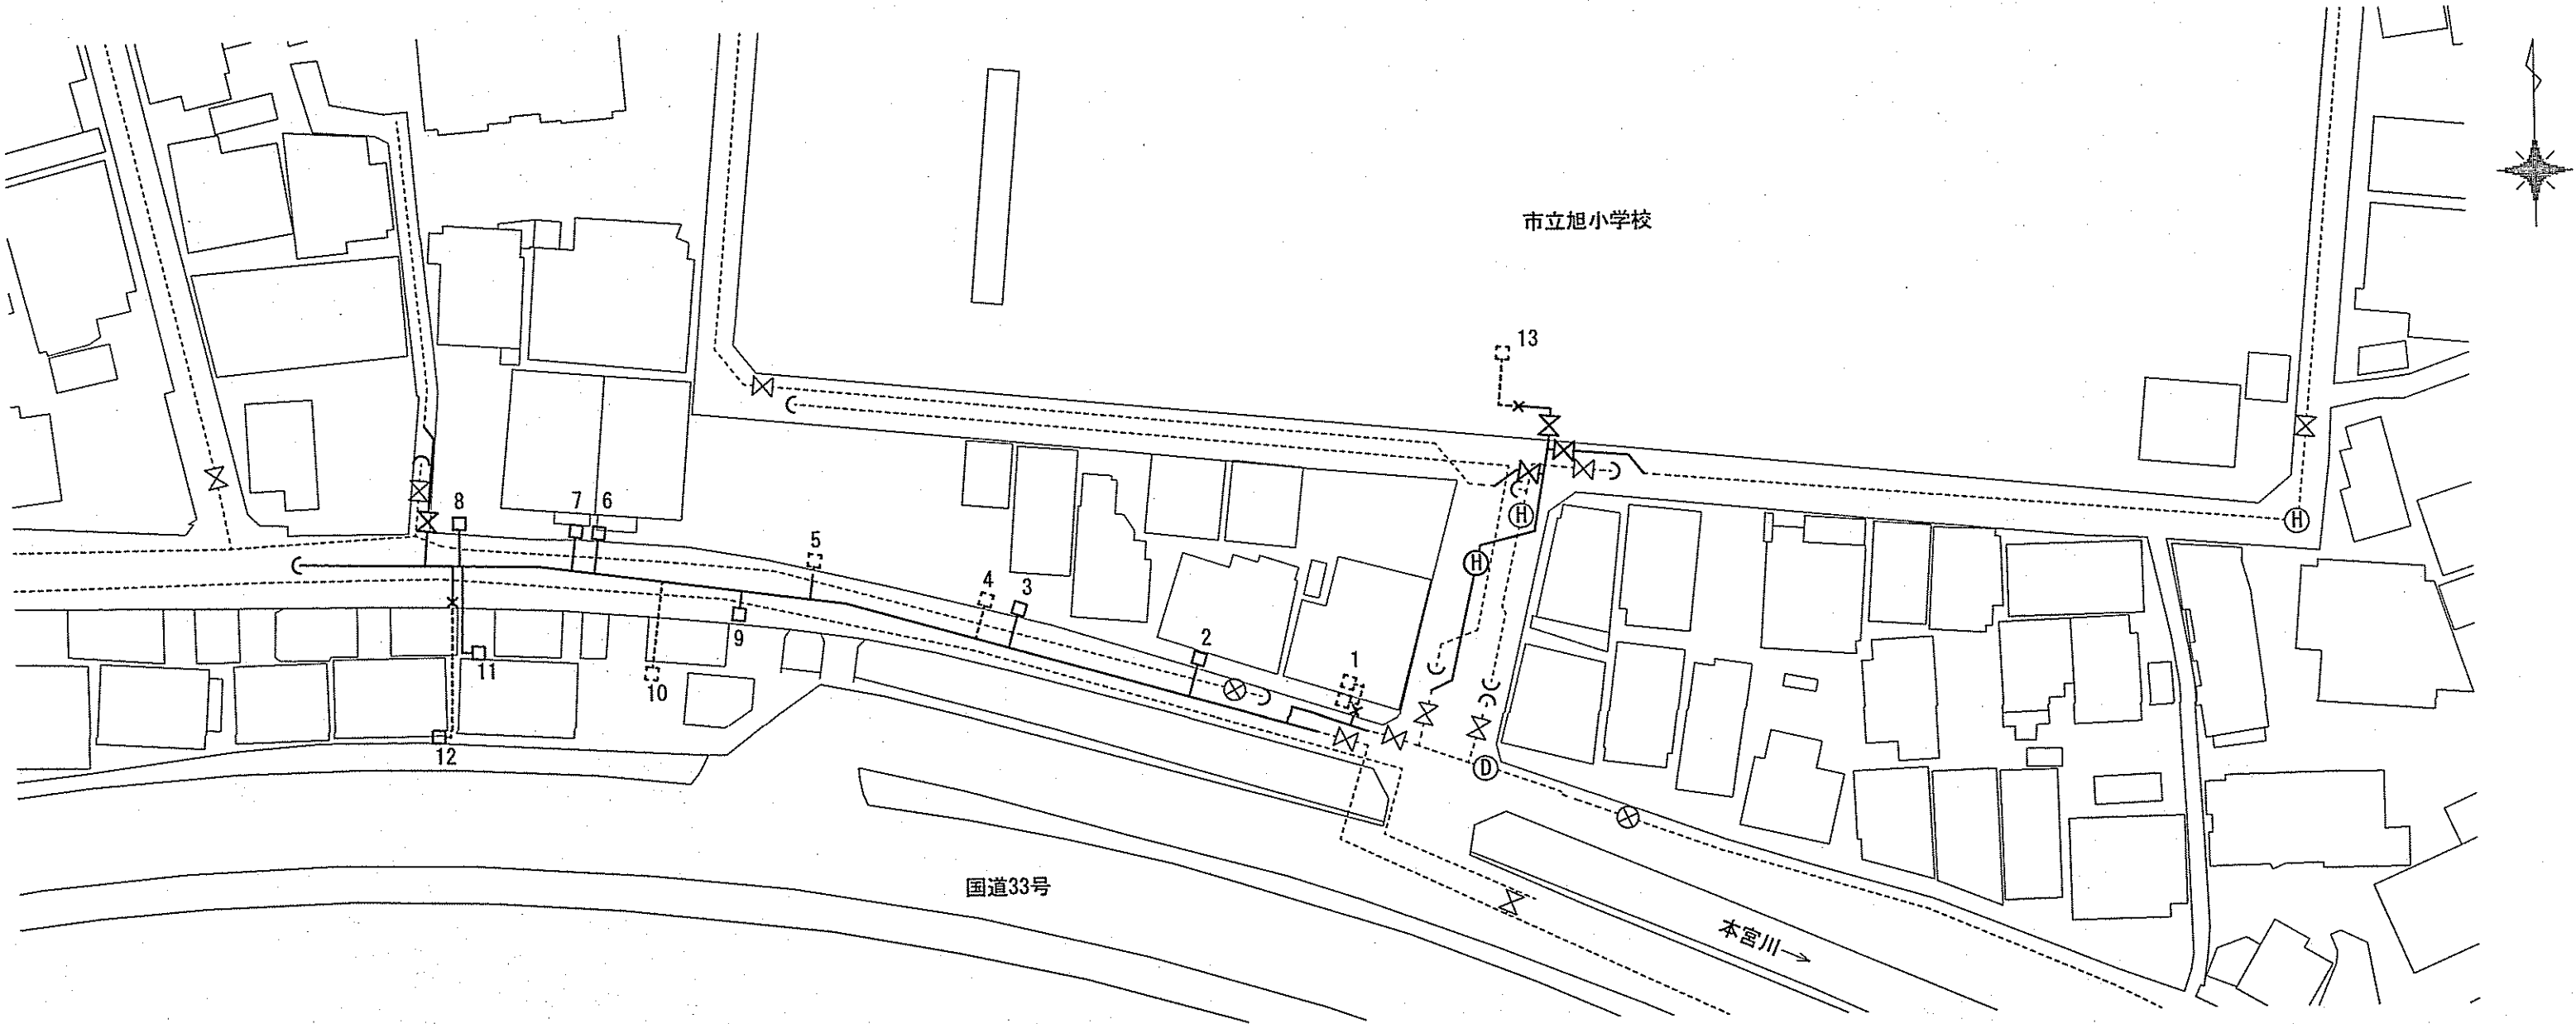

切替標準断面図 S=1/free

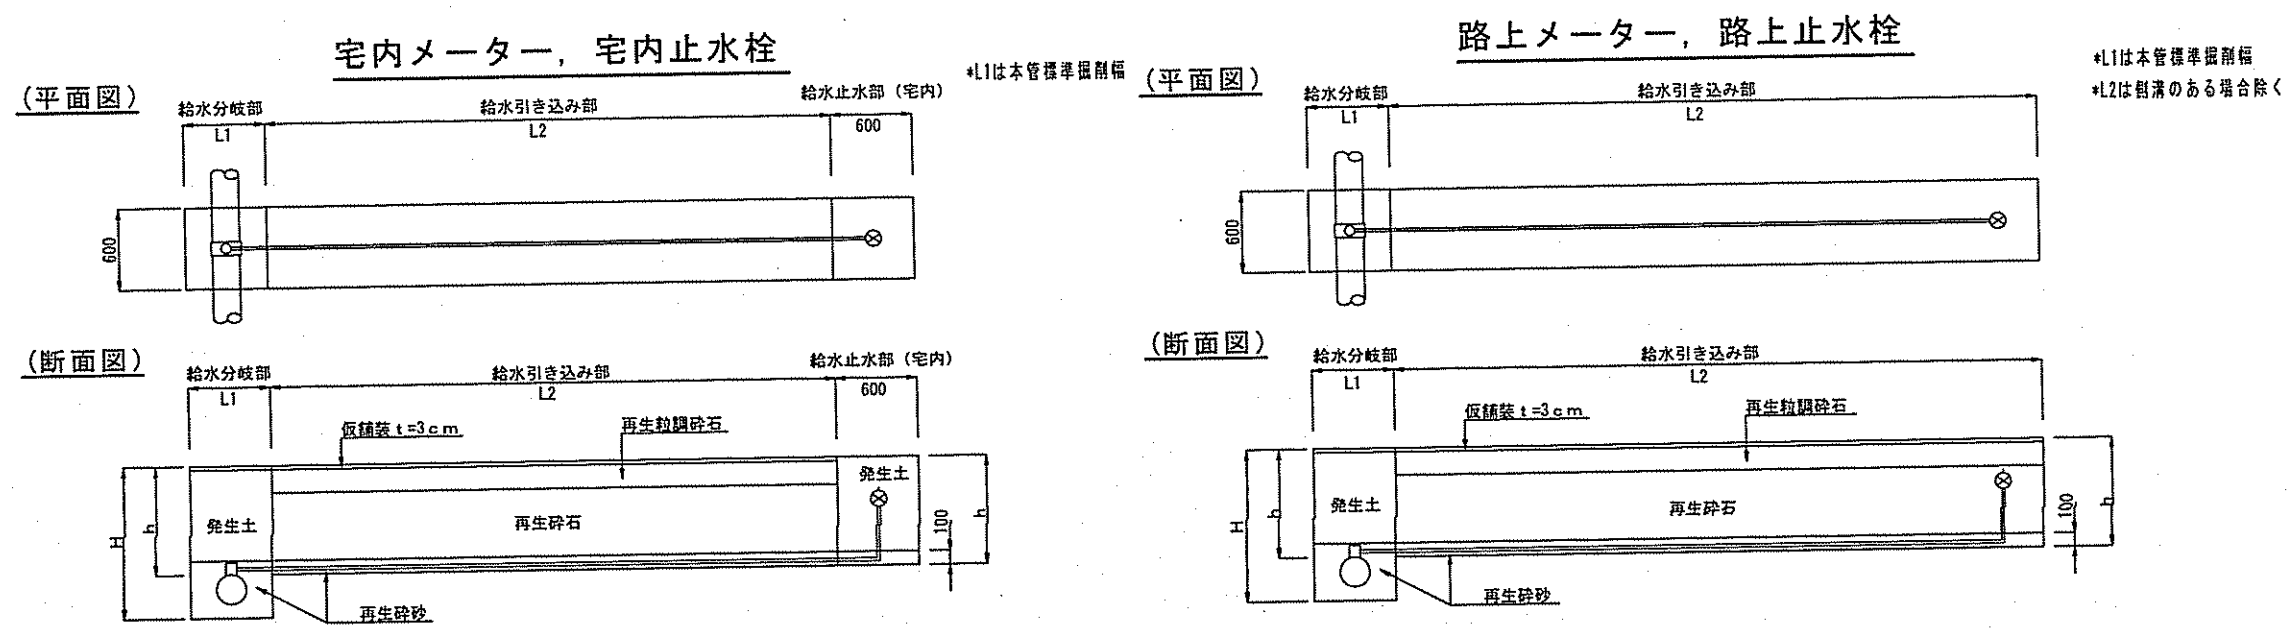

課長	課長補佐	係長	設計
宮本	星野	中井	高橋
本宮町配水管布設替工事			令和7年度
設計図			図番 3/3
既設管廃止図・中詰充填工・切替平面図・切替標準断面図			縮尺 図示
高知市上下水道局水道整備課			