




配水管平面図 S=1:500

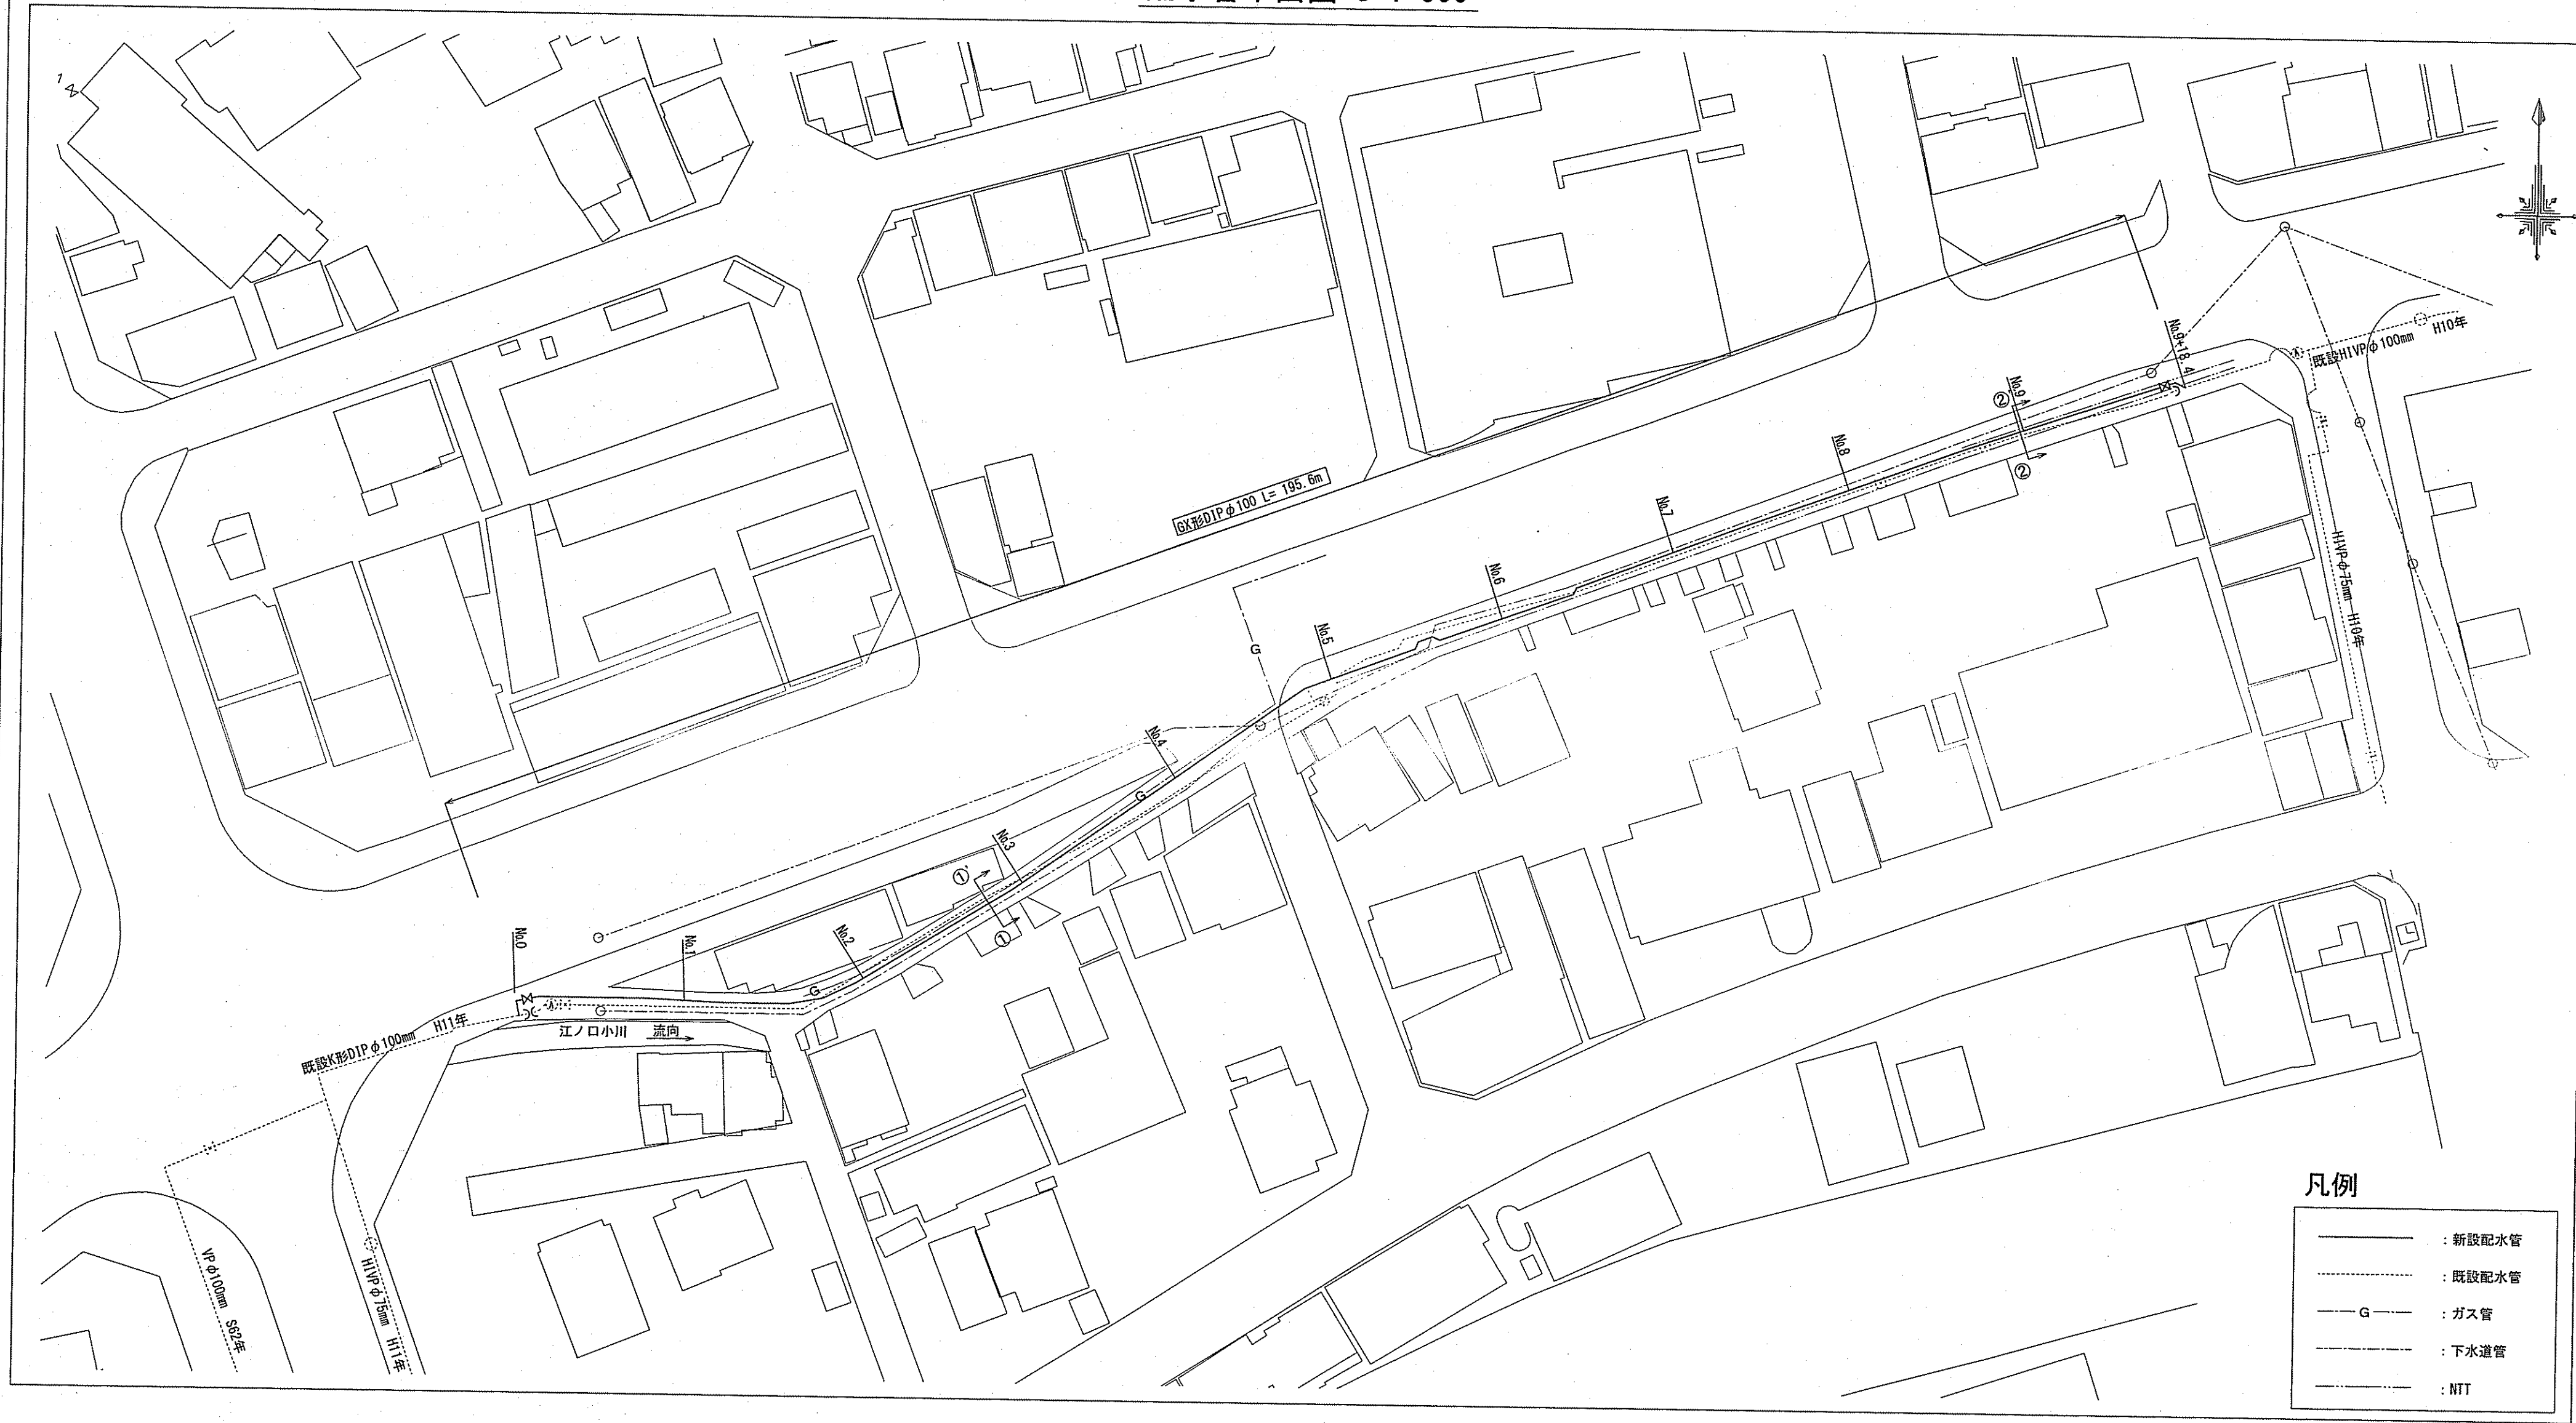


凡例

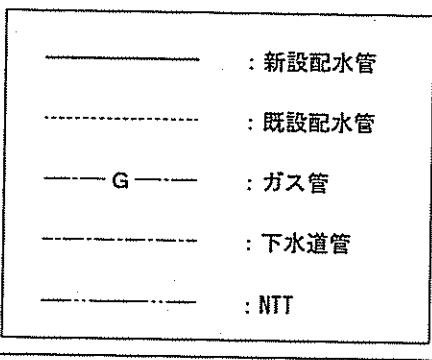

①-①' 横断面 S=1:100

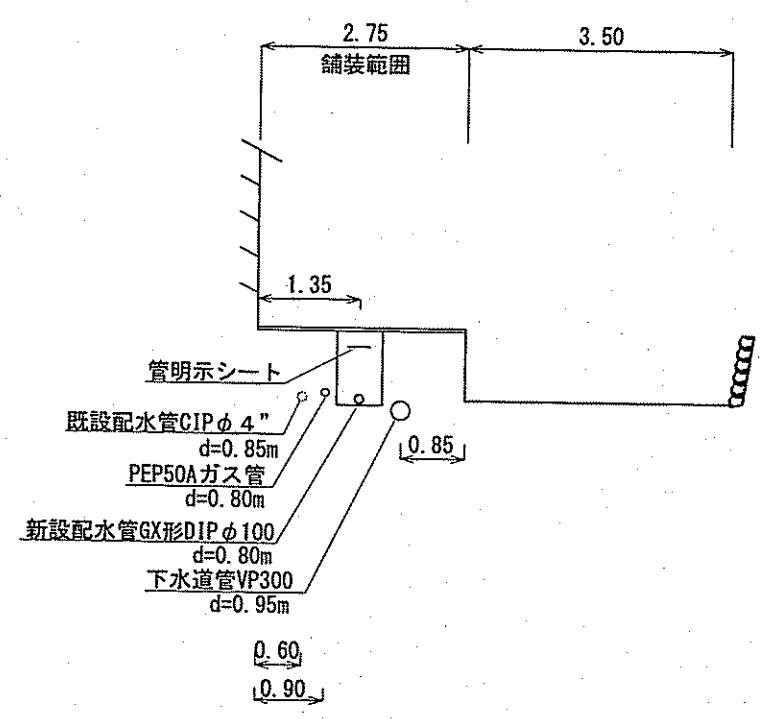


②-②' 横断面 S=1:100

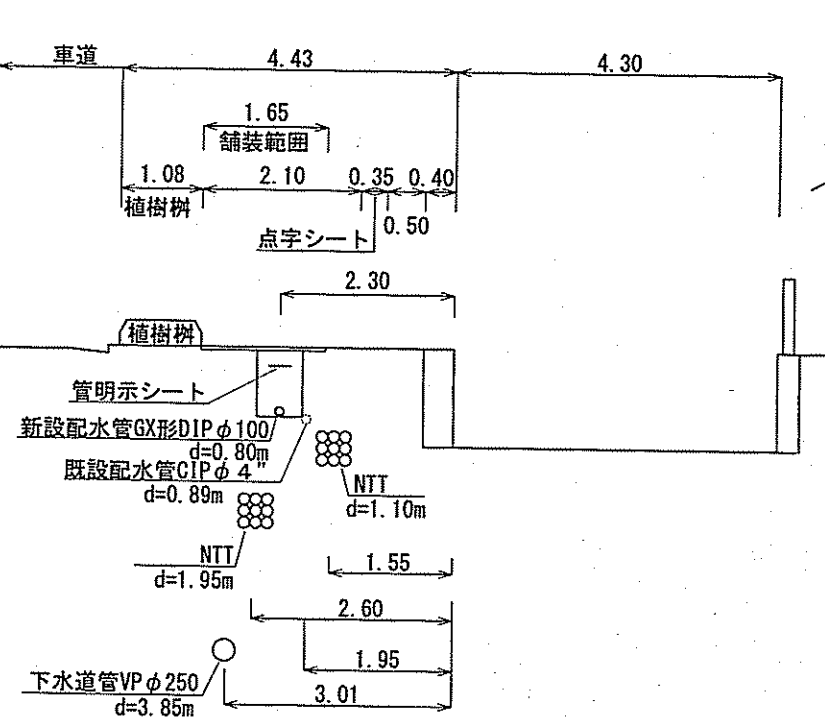


土工図 S=1:30

管明示シートの設置深度は0.2~0.4mとする。
ただし、管埋設深度が1.2m以上の場合は0.5mとする。


割字管取付部

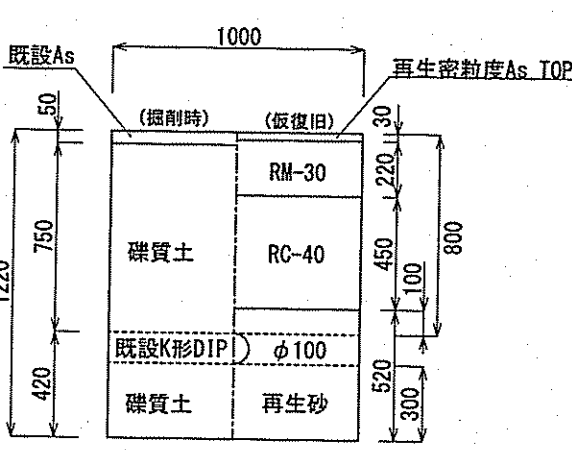


GXDIP φ100標準部①

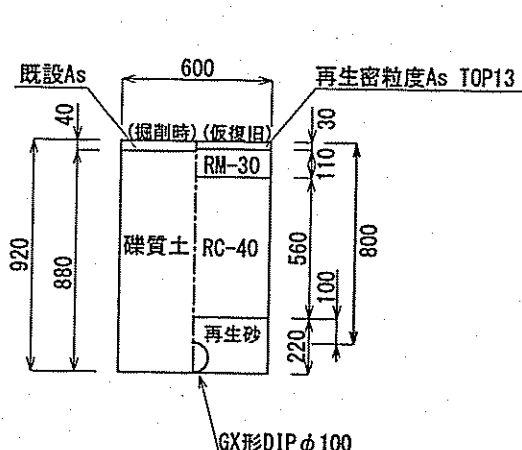


GXDIP φ100標準部②

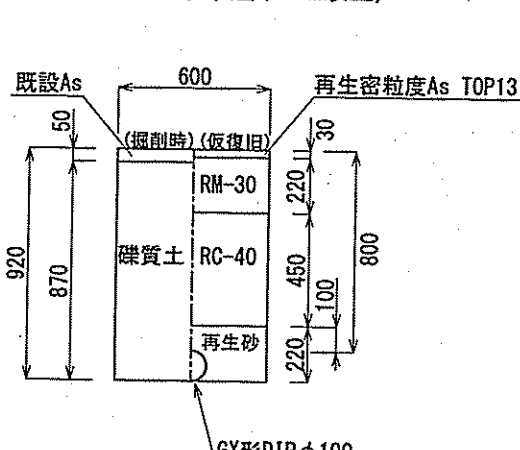


GXDIP φ100標準部③

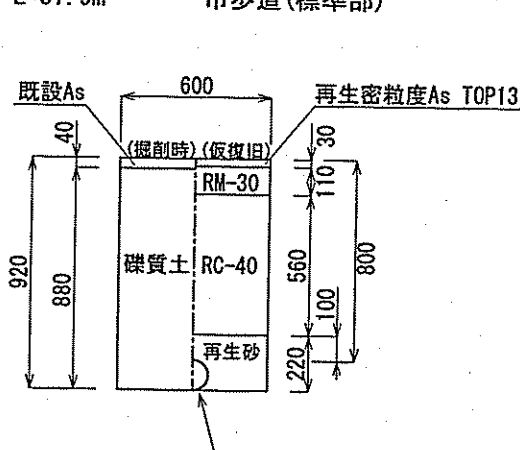


GXDIP φ100標準部④

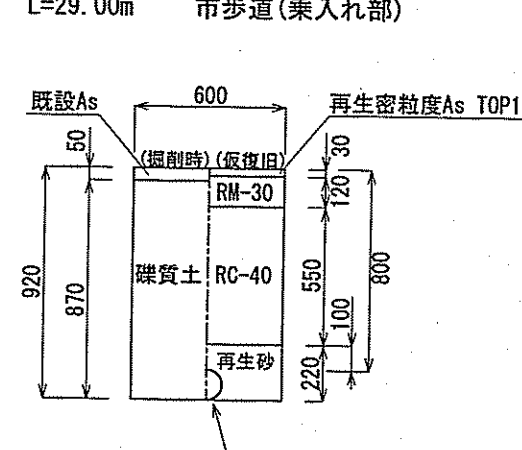


GXDIP φ100標準部⑤

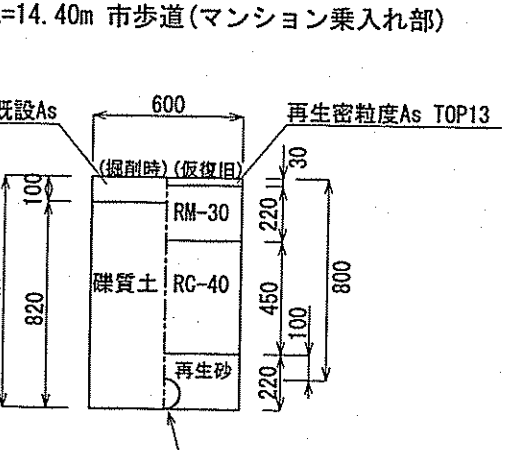


HIVP連絡部 (No.9+18.4付近)

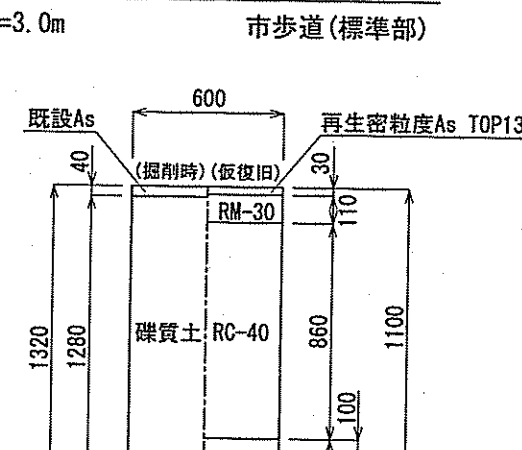

キャップ止施工部 (No.0付近)

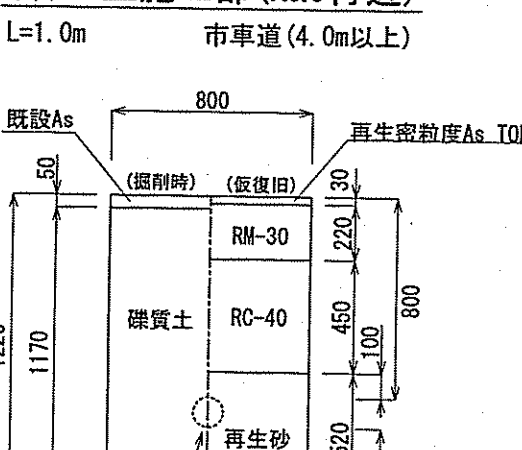


位置図 S=1:2500

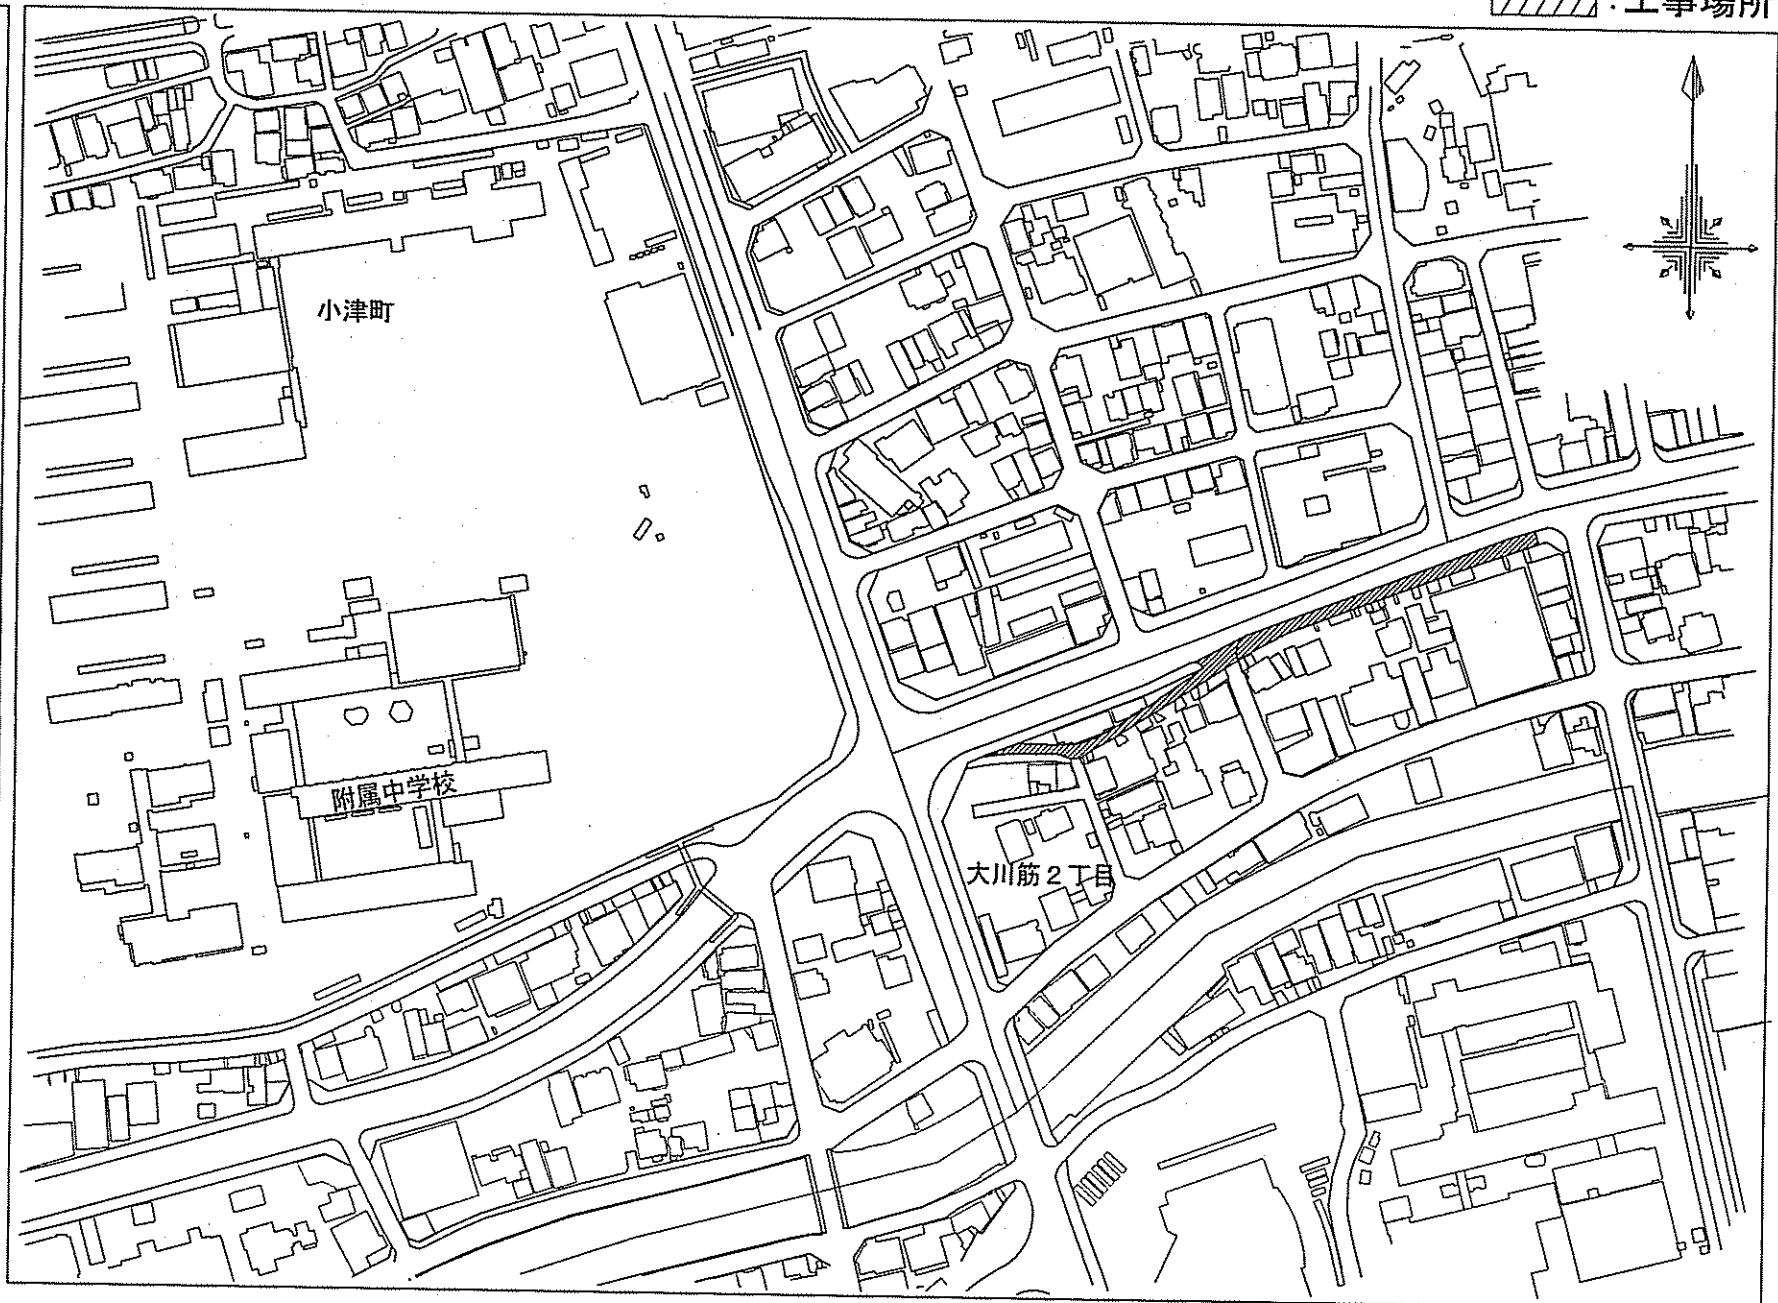


舗装構成図 S=Free

市道車道部 (As舗装)

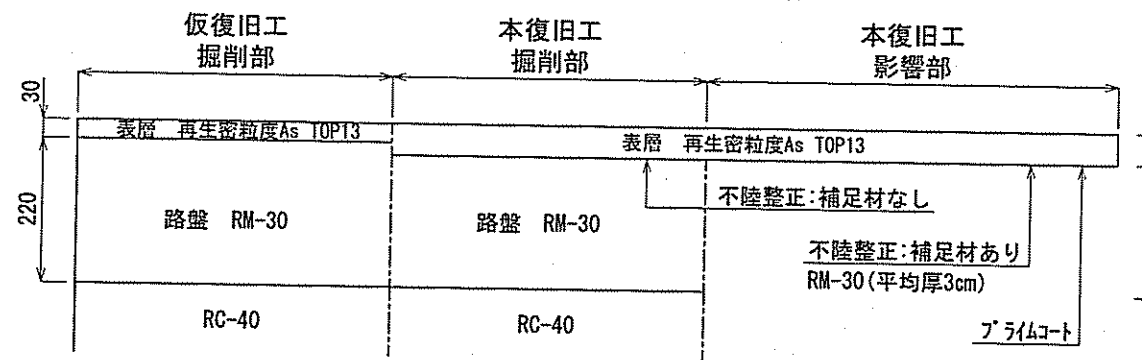


市道車道部 (As舗装)

舗装幅員4.0m未満 市道江ノ口214号線

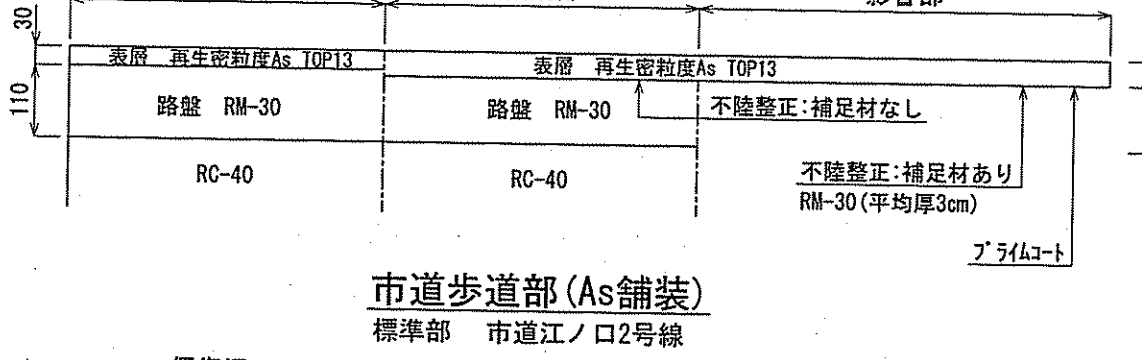


市道歩道部 (As舗装)

標準部 市道江ノ口2号線

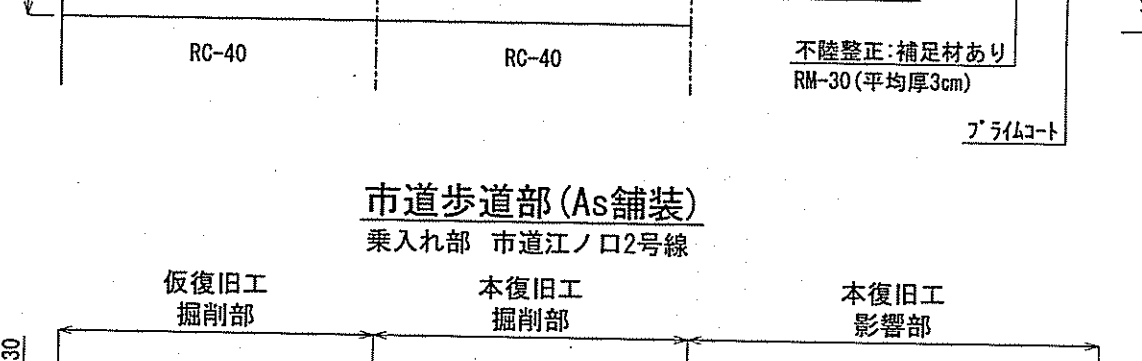


市道歩道部 (As舗装)

乗入れ部 市道江ノ口2号線

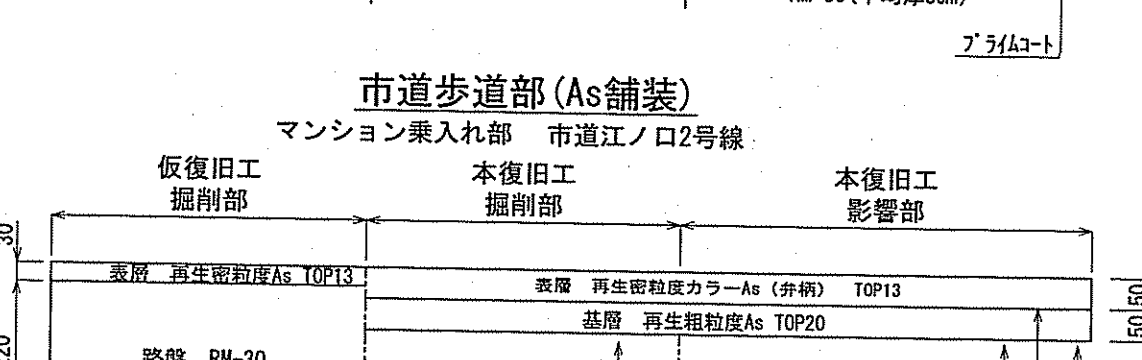

市道歩道部 (As舗装)

マンション乗入れ部 市道江ノ口2号線

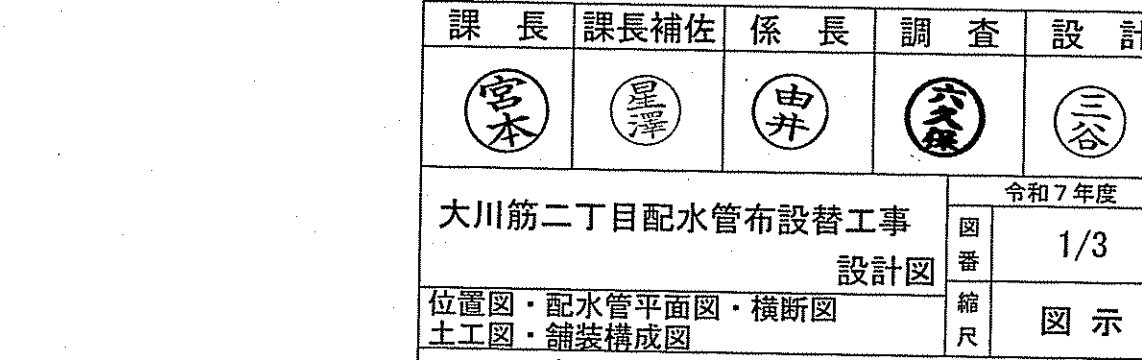


課長	課長補佐	係長	調査	設計
常本	豊澤	中井	三谷	三谷
大川筋二丁目配水管布設工事				令和7年度
位置図・配水管平面図・横断面図				図番 1/3
土工図・舗装構成図				縮尺 図示
高知市上下水道局 水道整備課				

給水管平面図 S=1:500



切替標準図 S=Free

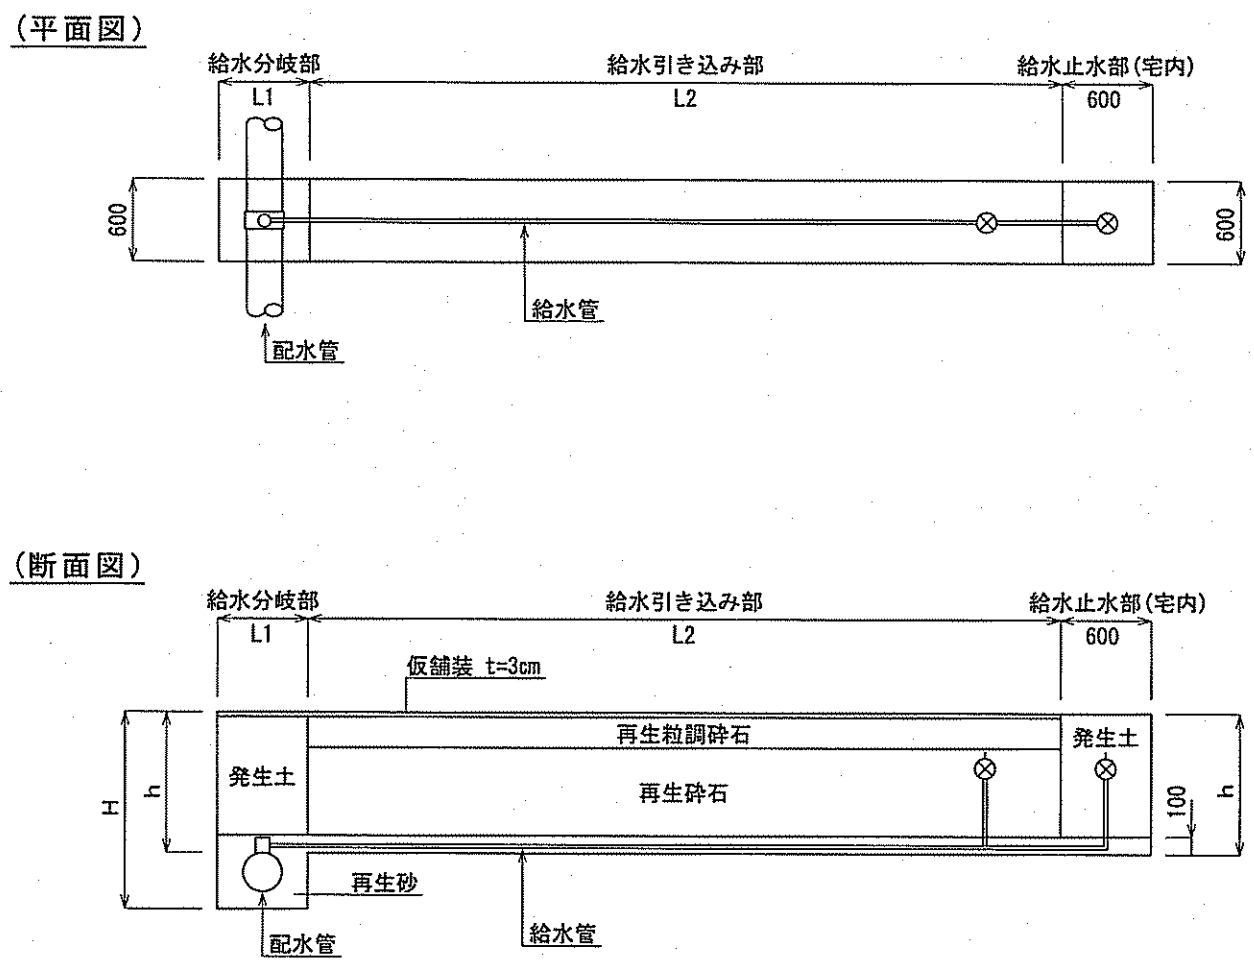


課長	課長補佐	係長	調査	設計
宮本	星澤	中井	三谷	三谷
大川筋二丁目配水管布設替工事				令和7年度
設計図				図番 2/3
給水管平面図・切替標準図				縮尺 図示
高知市上下水道局 水道整備課				

廃止管平面図 S=1:500




廃止管土工図 S=1:30


中詰充填部①(No.0付近)
L=1.0m 市車道(4.0m以上)

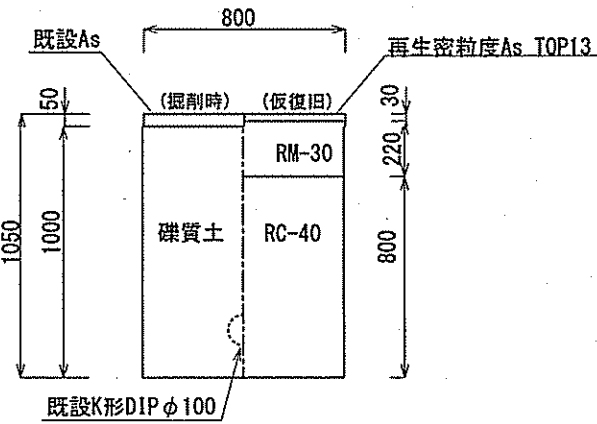

中詰充填部②(No.9+18.4付近)
L=1.0m 市歩道(標準部)

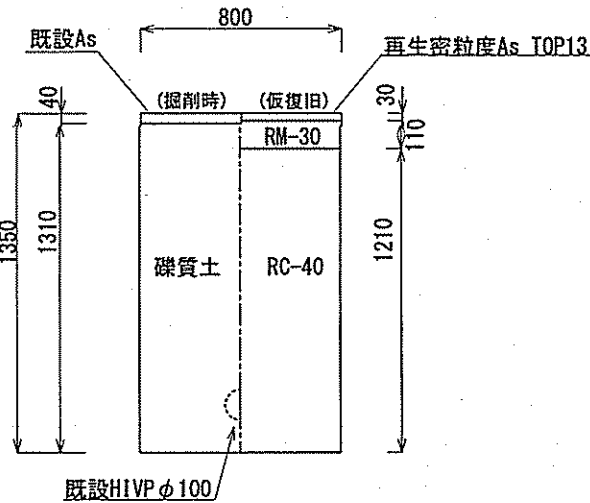

中詰充填工詳細図 S=Free
廃止管 L=195.3m

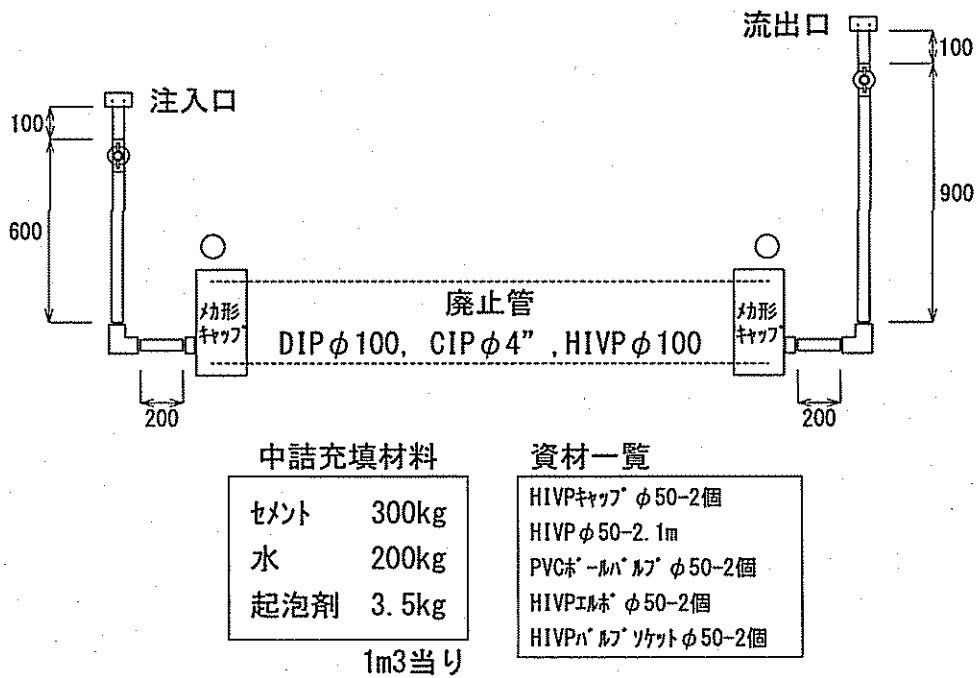

課長	課長補佐	係長	調査	設計
宮本	星野	中井	森	三谷
大川筋二丁目配水管布設替工事 設計図				令和7年度 図番 3/3
廃止管平面図・中詰充填工詳細図 廃止管土工図				縮尺 図示
高知市上下水道局 水道整備課				