



平面図 S=1 : 250

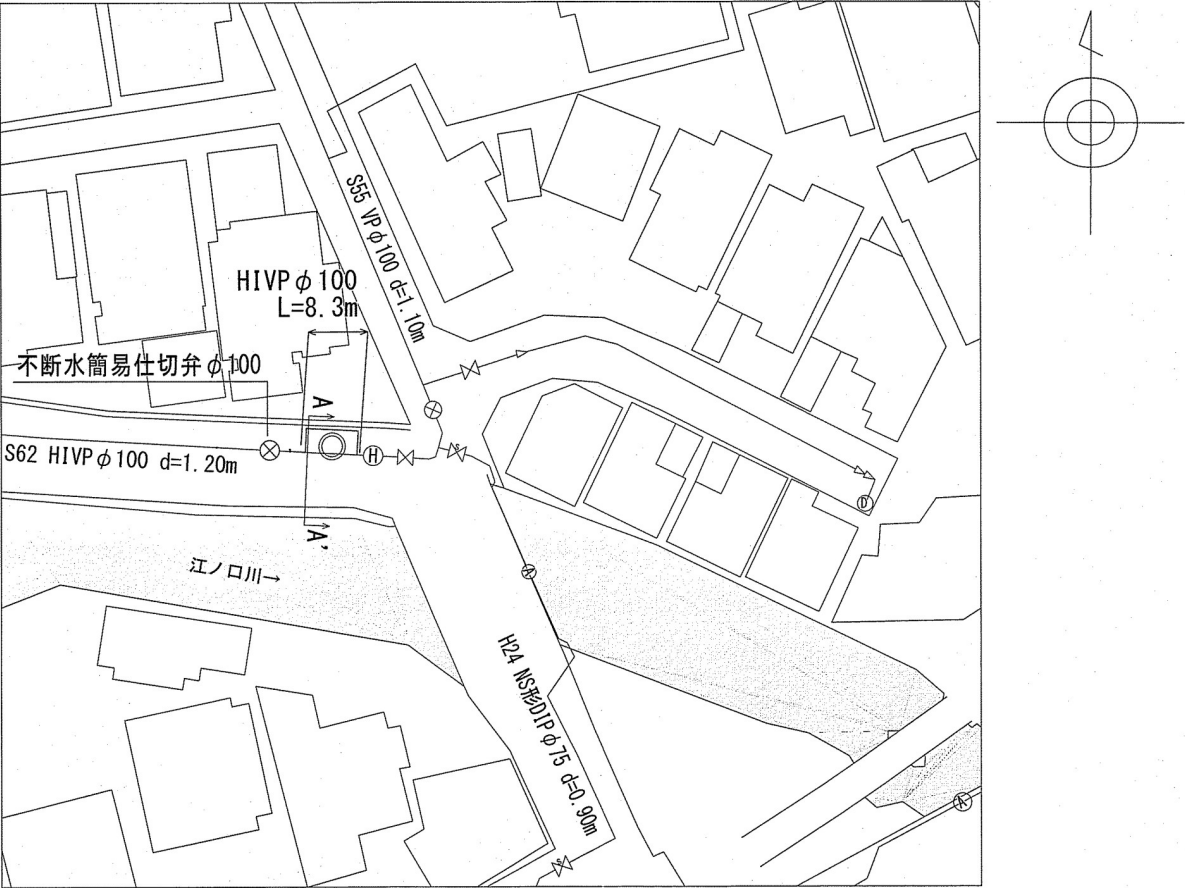

土工図 S=1 : 15


管明示シートの設置深度は0.2m～0.4mとする。
ただし、管埋設深度が1.2m以上の場合は0.5mとする。

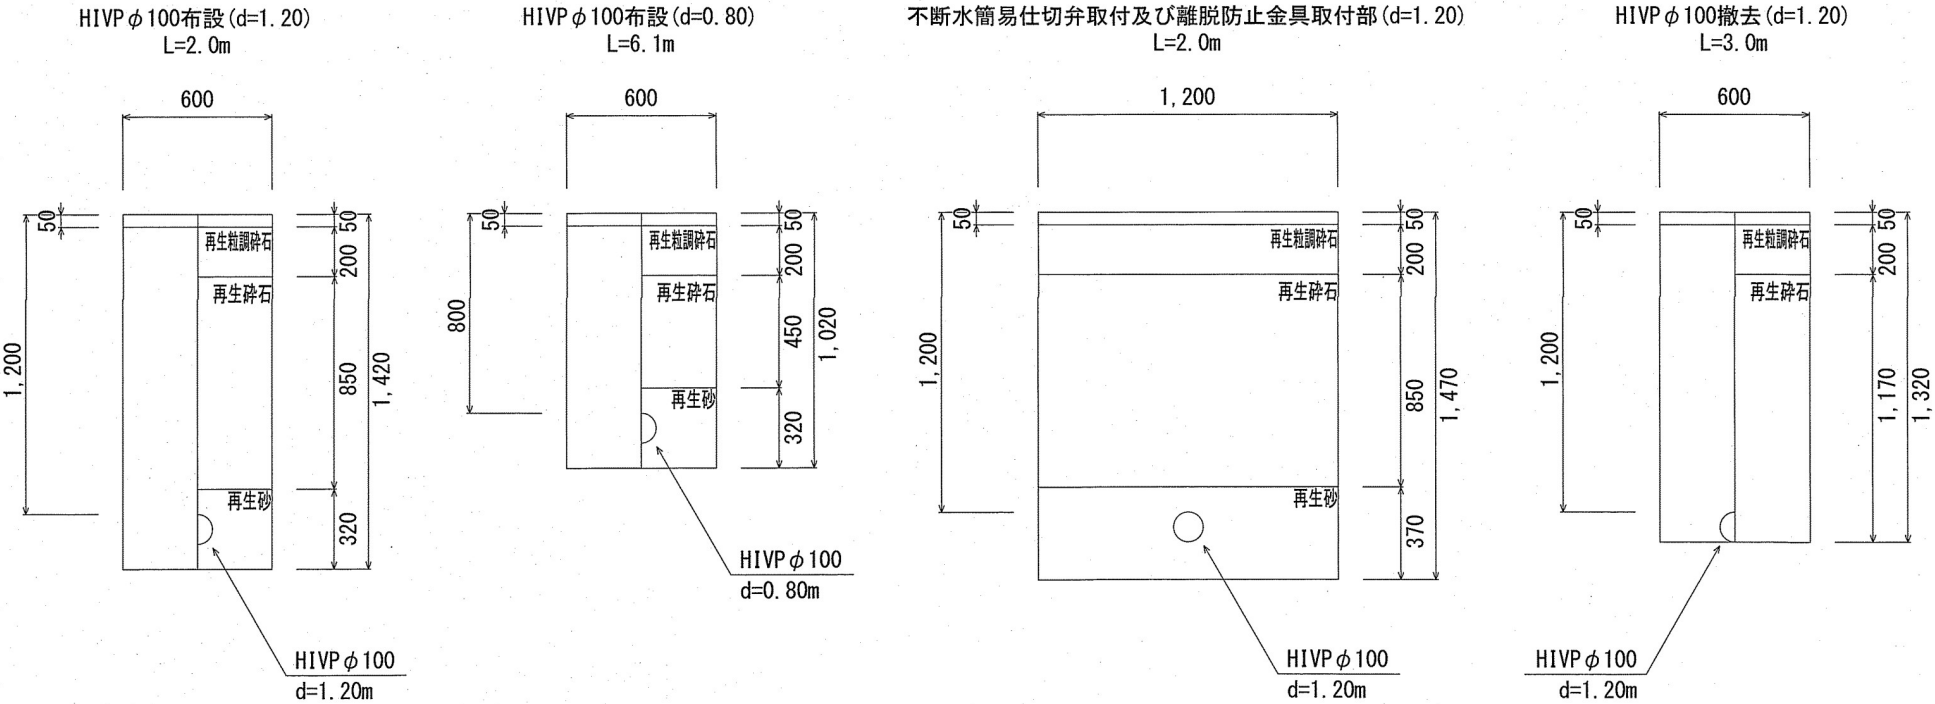

位置図 S=1 : 1250



横断図 S=1 : 50

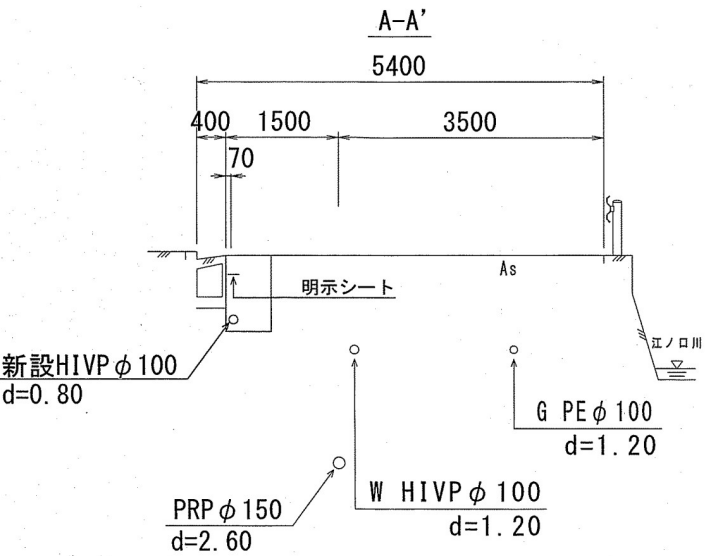

課長	課長補佐	係長	調査	設計
栗本	星澤	池澤	村方	村上
北端町配水管仮設工事			令和7年度	
設計図			図番	1/1
位置図・平面図・土工図・横断図			縮尺	図示
高知市上下水道局水道整備課				