



平面図

S=1:500

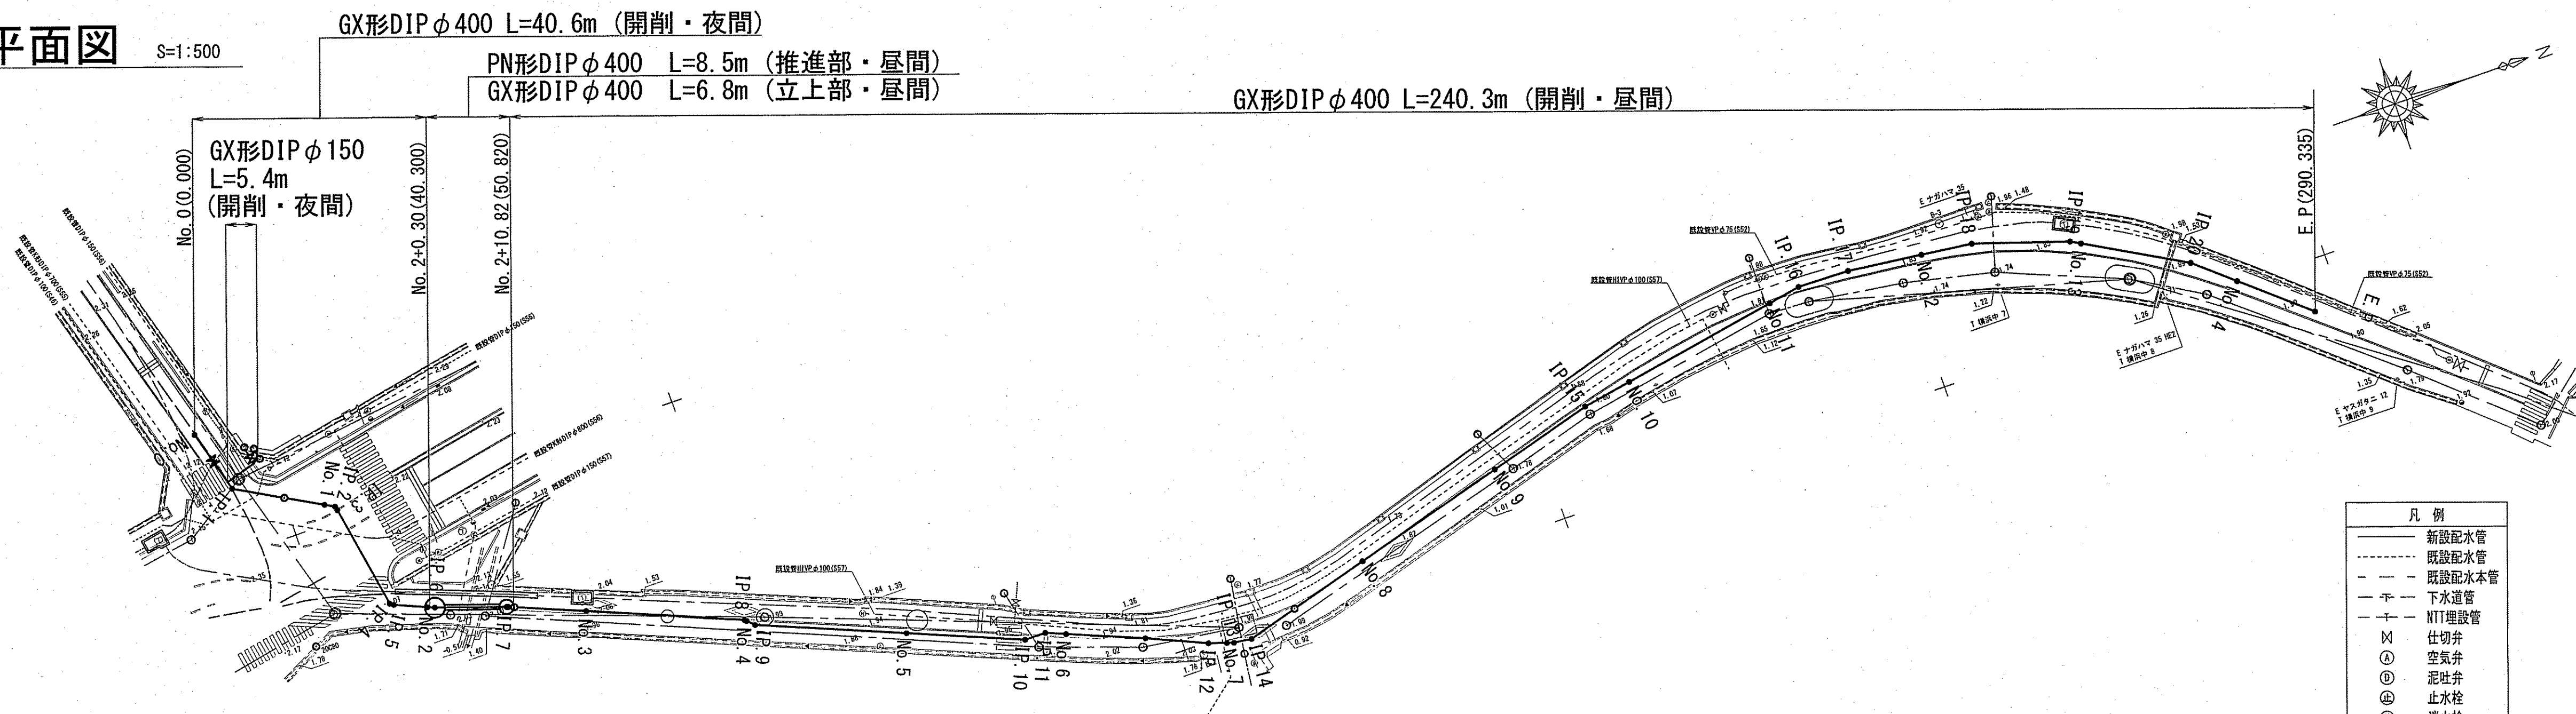


位置図

S=1:500

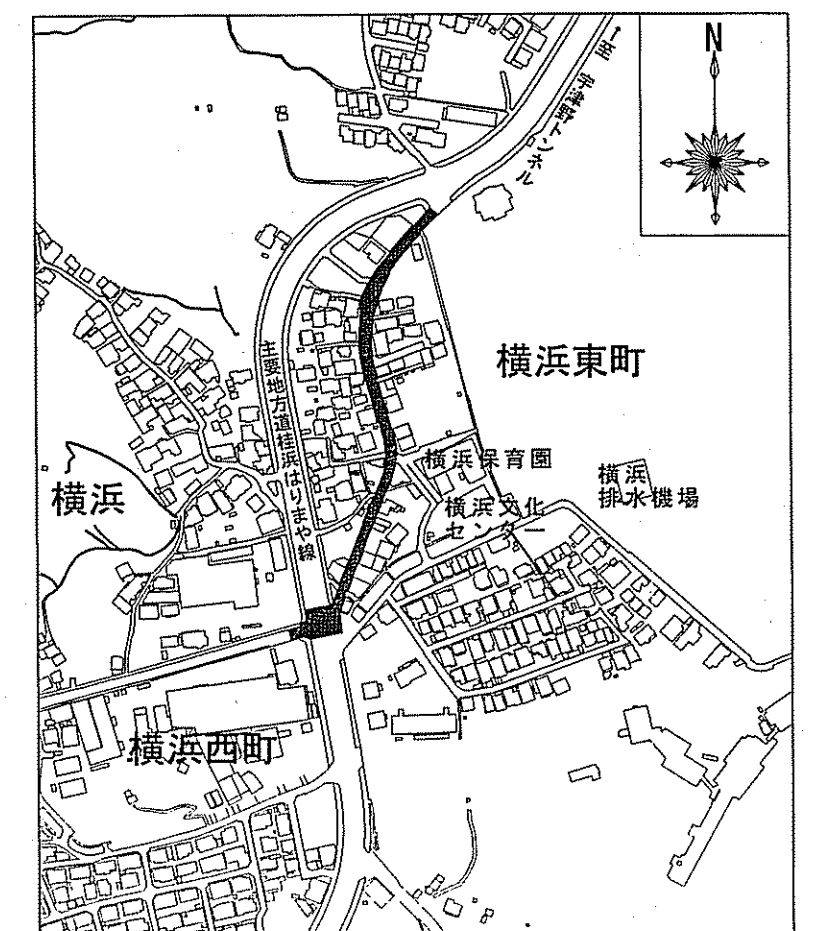

縦断面図

V=1:100
S=1:500






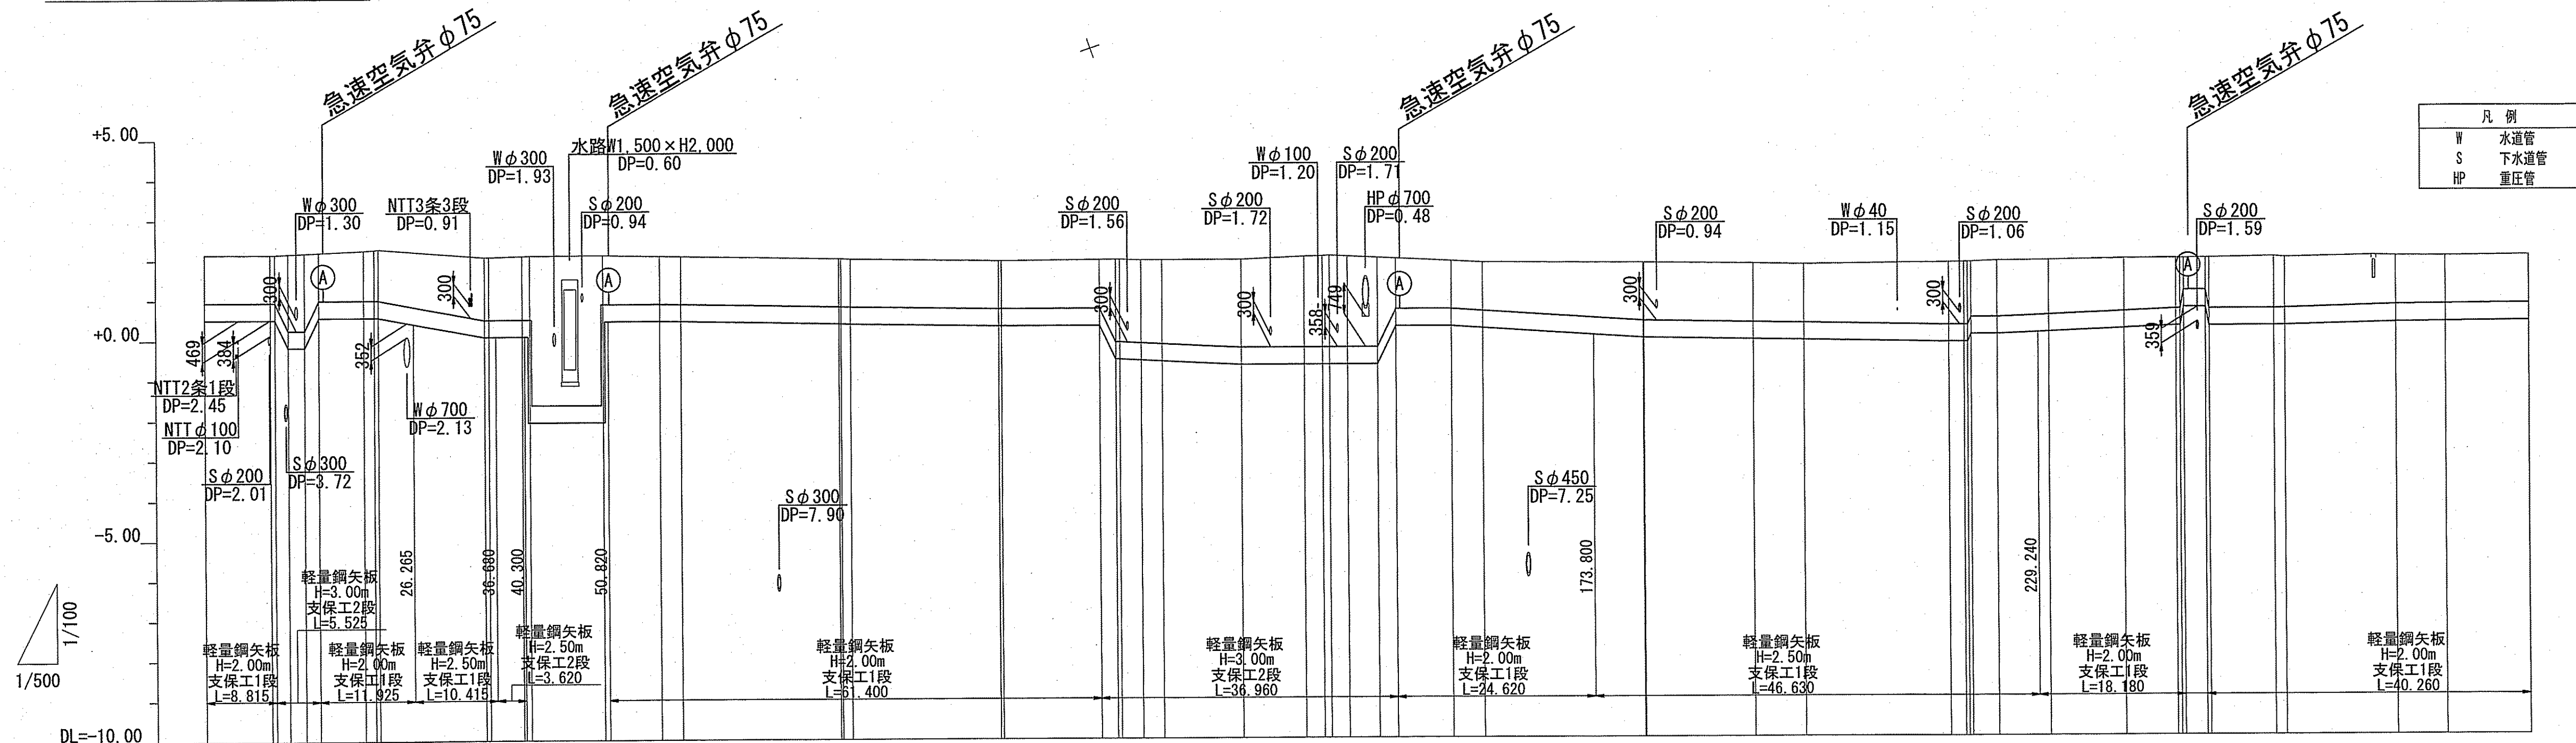


測 点	単距離	追加距離	地盤高	管中心高	土被り	掘削深	管 径	新設送水管 GX形DIP φ 400 L=40. 6m										新設送水管 GX形DIP φ 400 L=240. 3m																																																																																																																																																																																																																																																																																																																																																																																																																																																																																																																																																																																																																																																																																																																																																																																																																																																																																																																																																																																																																																																																																																																																																																																																																																																																																																																																																						
								推進部 別途詳細																																																																																																																																																																																																																																																																																																																																																																																																																																																																																																																																																																																																																																																																																																																																																																																																																																																																																																																																																																																																																																																																																																																																																																																																																																																																																																																																																																
NO. 0	0. 000	0. 000	2. 15	0. 725	1. 21	1. 64																																																																																																																																																																																																																																																																																																																																																																																																																																																																																																																																																																																																																																																																																																																																																																																																																																																																																																																																																																																																																																																																																																																																																																																																																																																																																																																																																																		</

課 長	課長補佐	係 長	調 査	設 計
（印）	（印）	（印）	（印）	（印）
横浜・横浜東町 送水管布設替工事				令和7年度 1/11 図 示
平面図 縦断面図				縮 尺
高知市上下水道局水道整備課				

横断図(1)

S=1:100

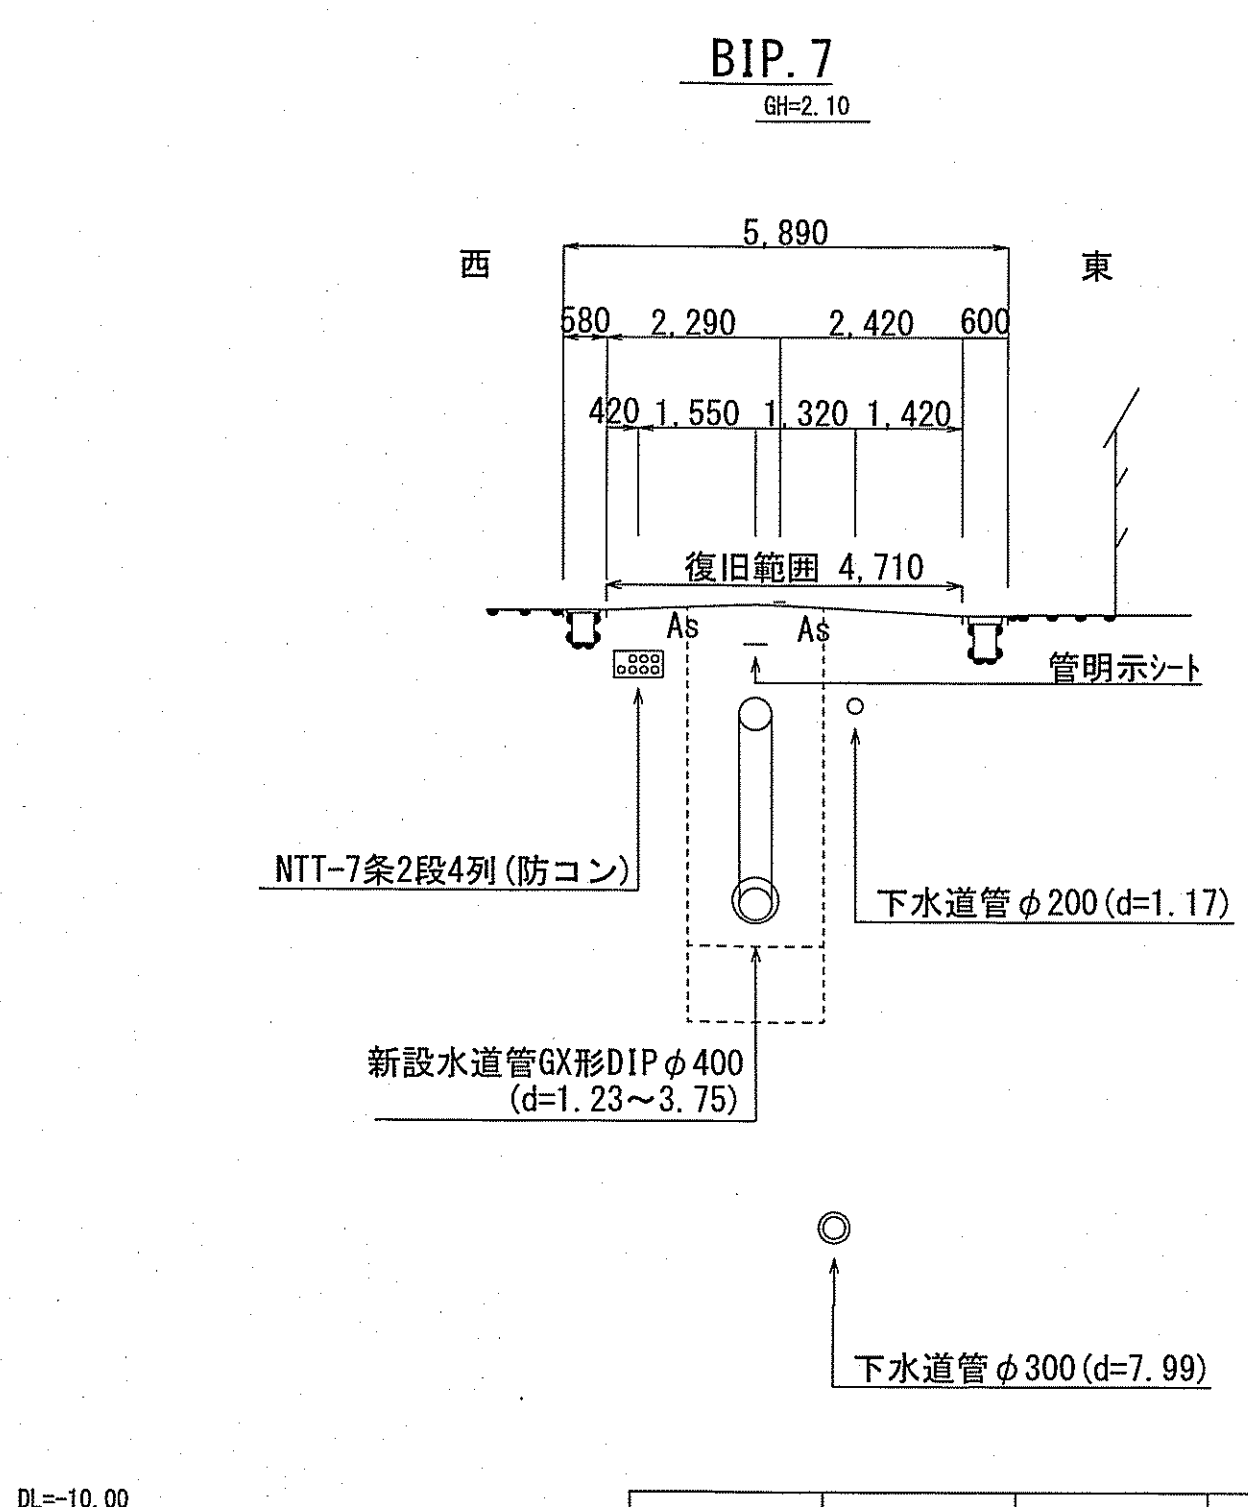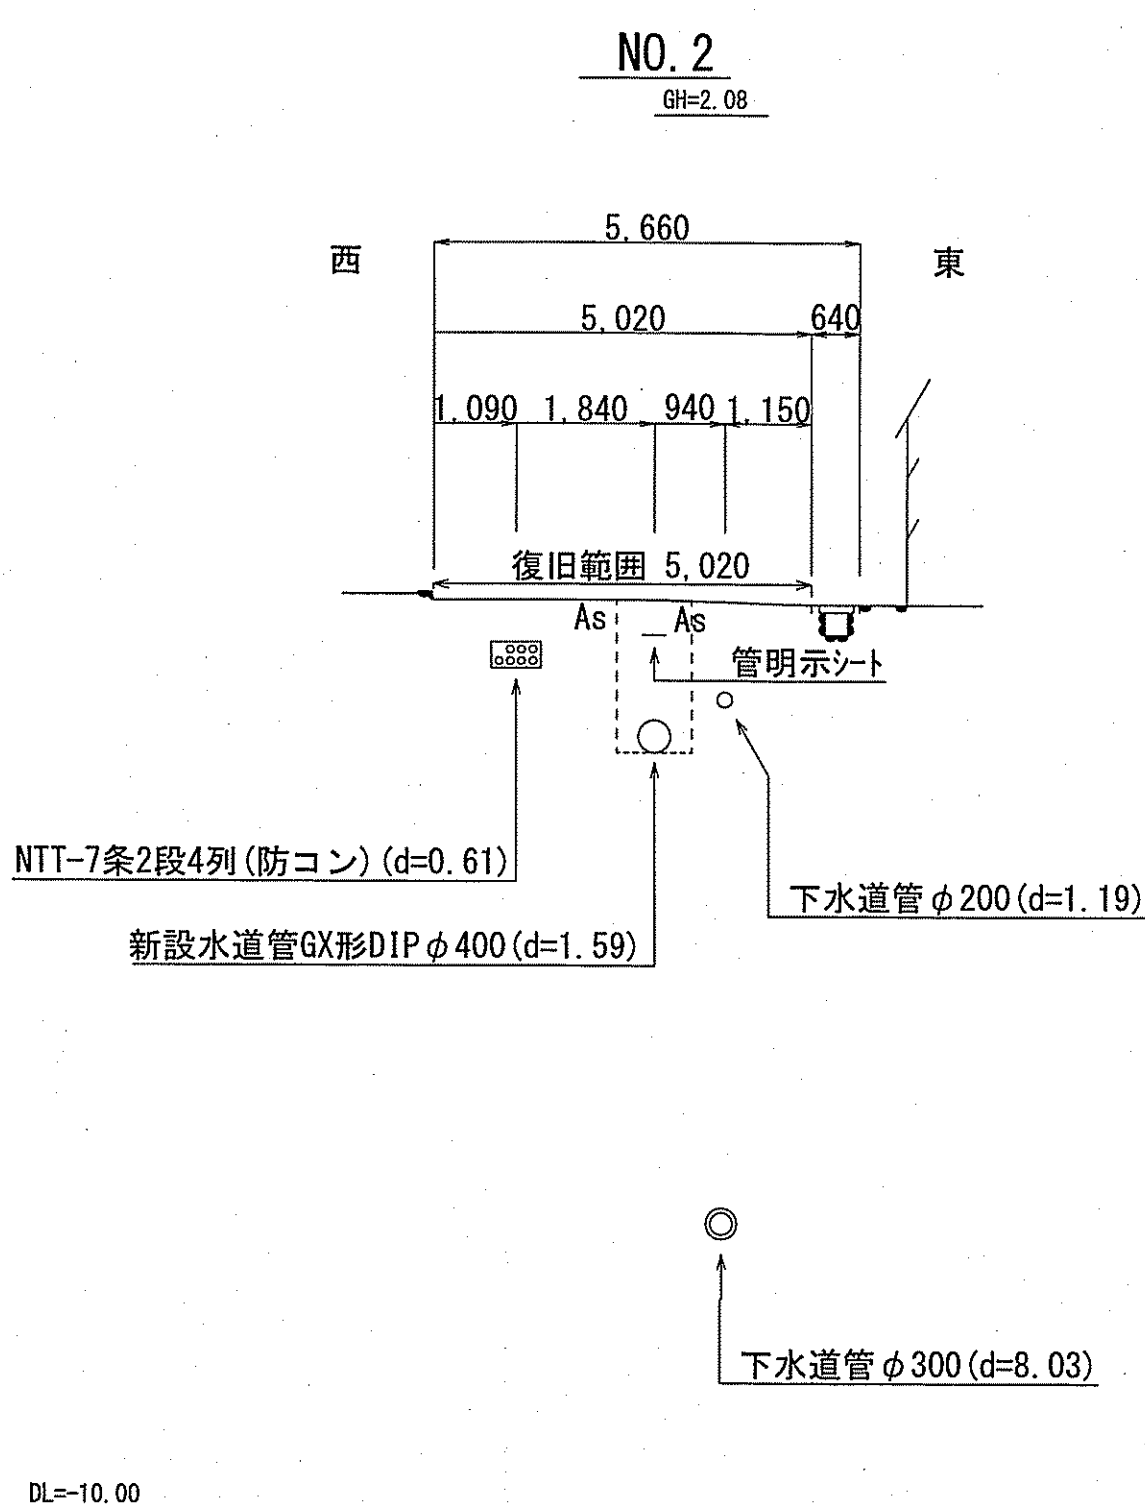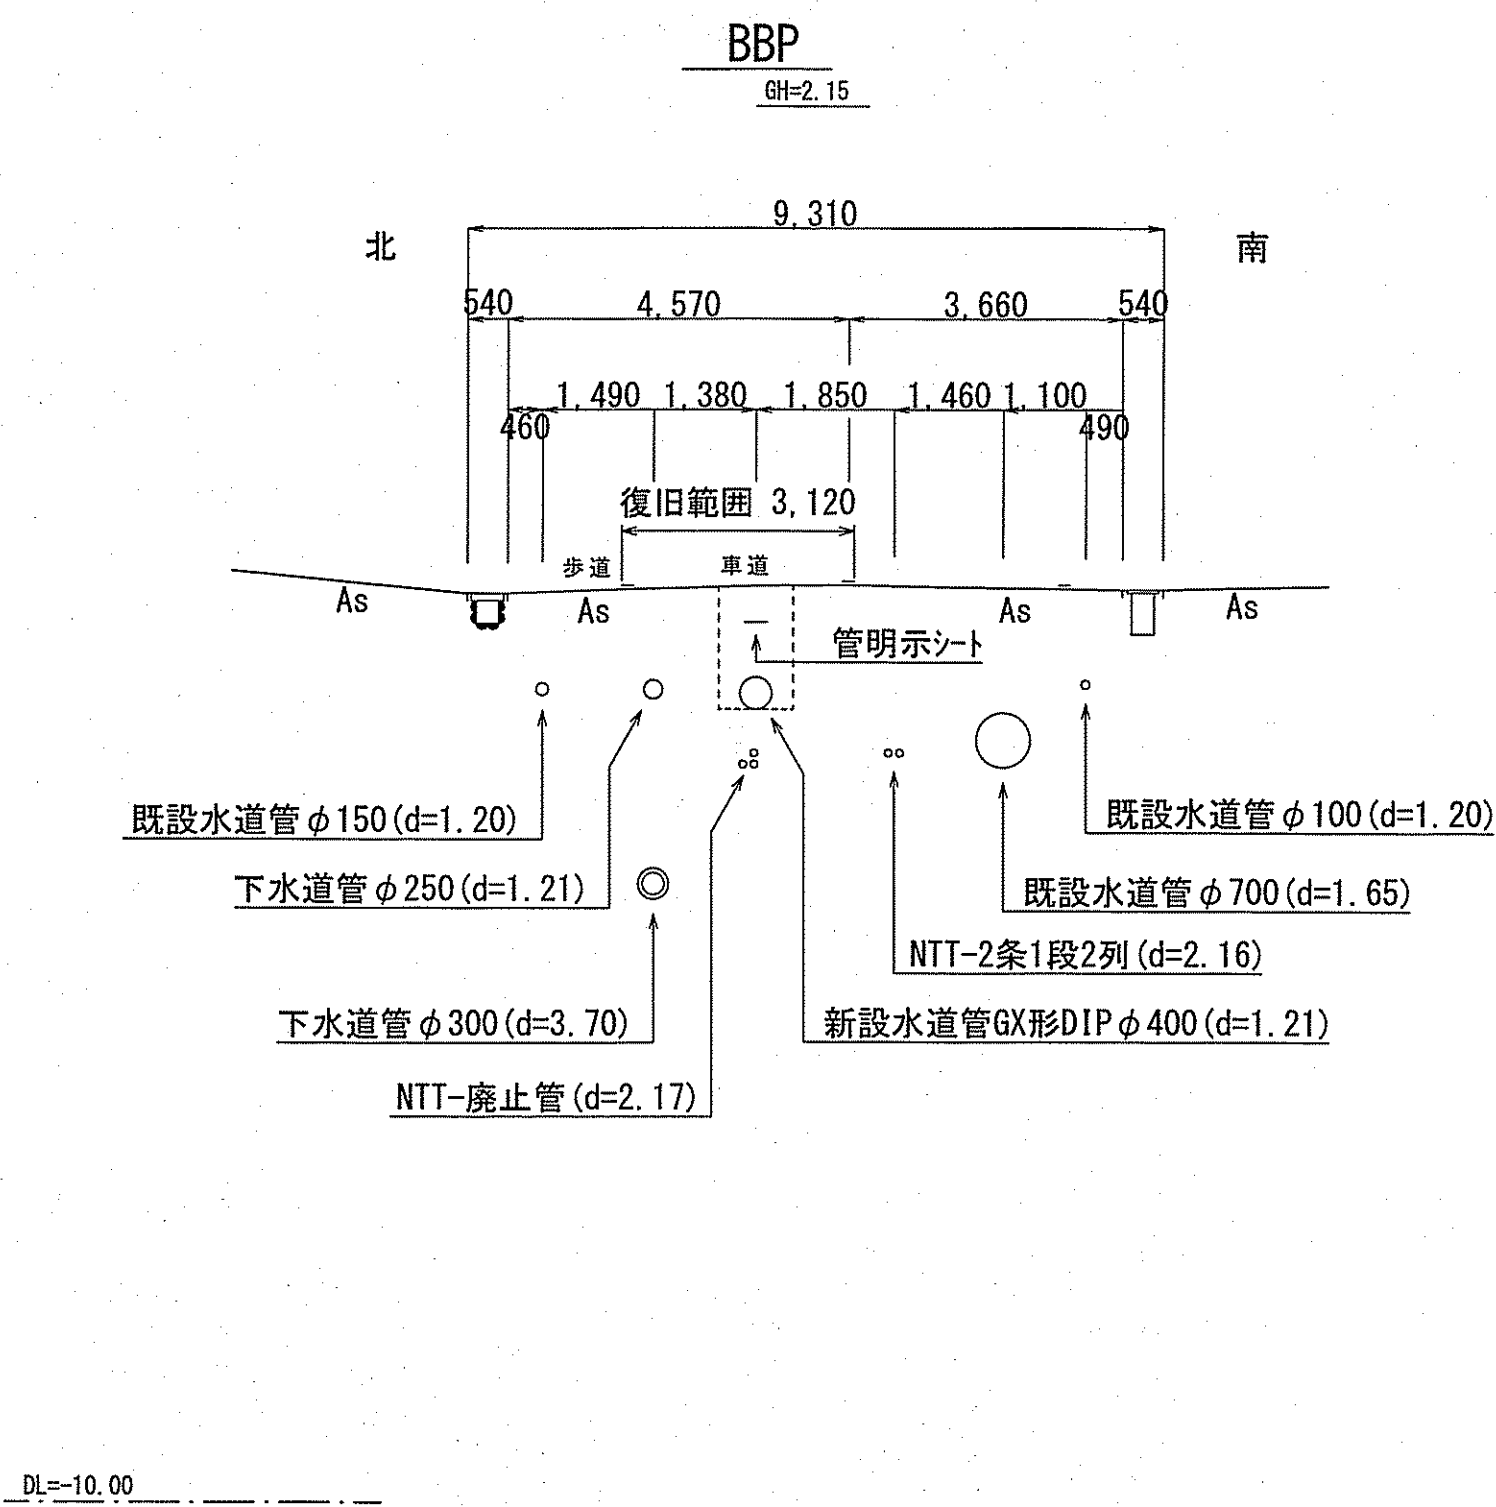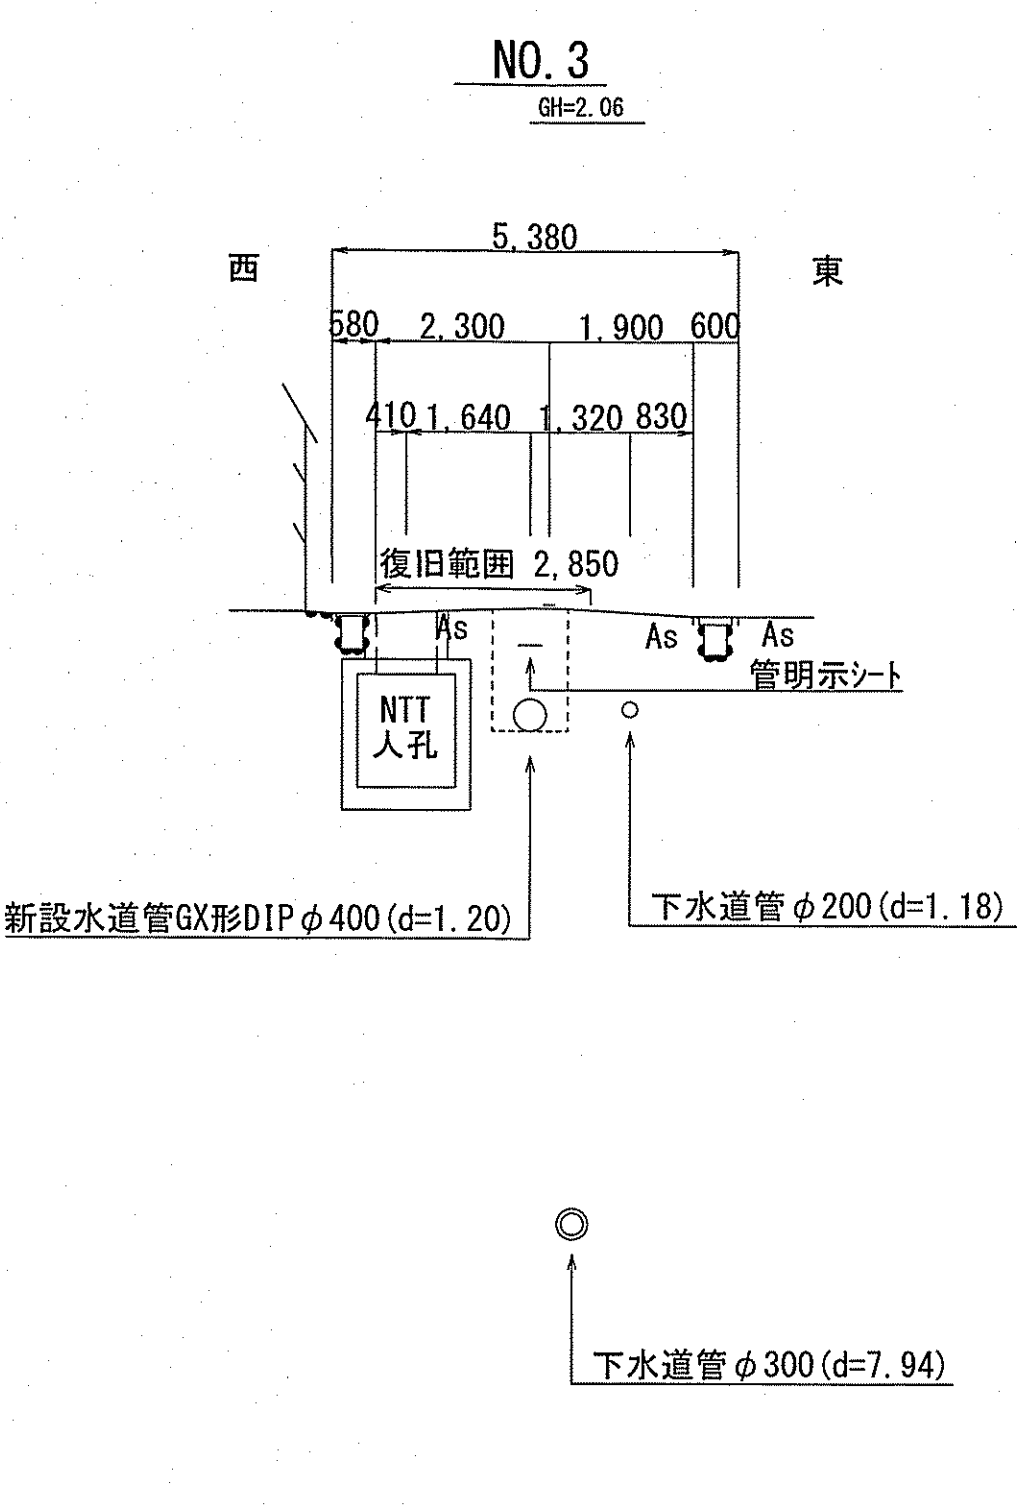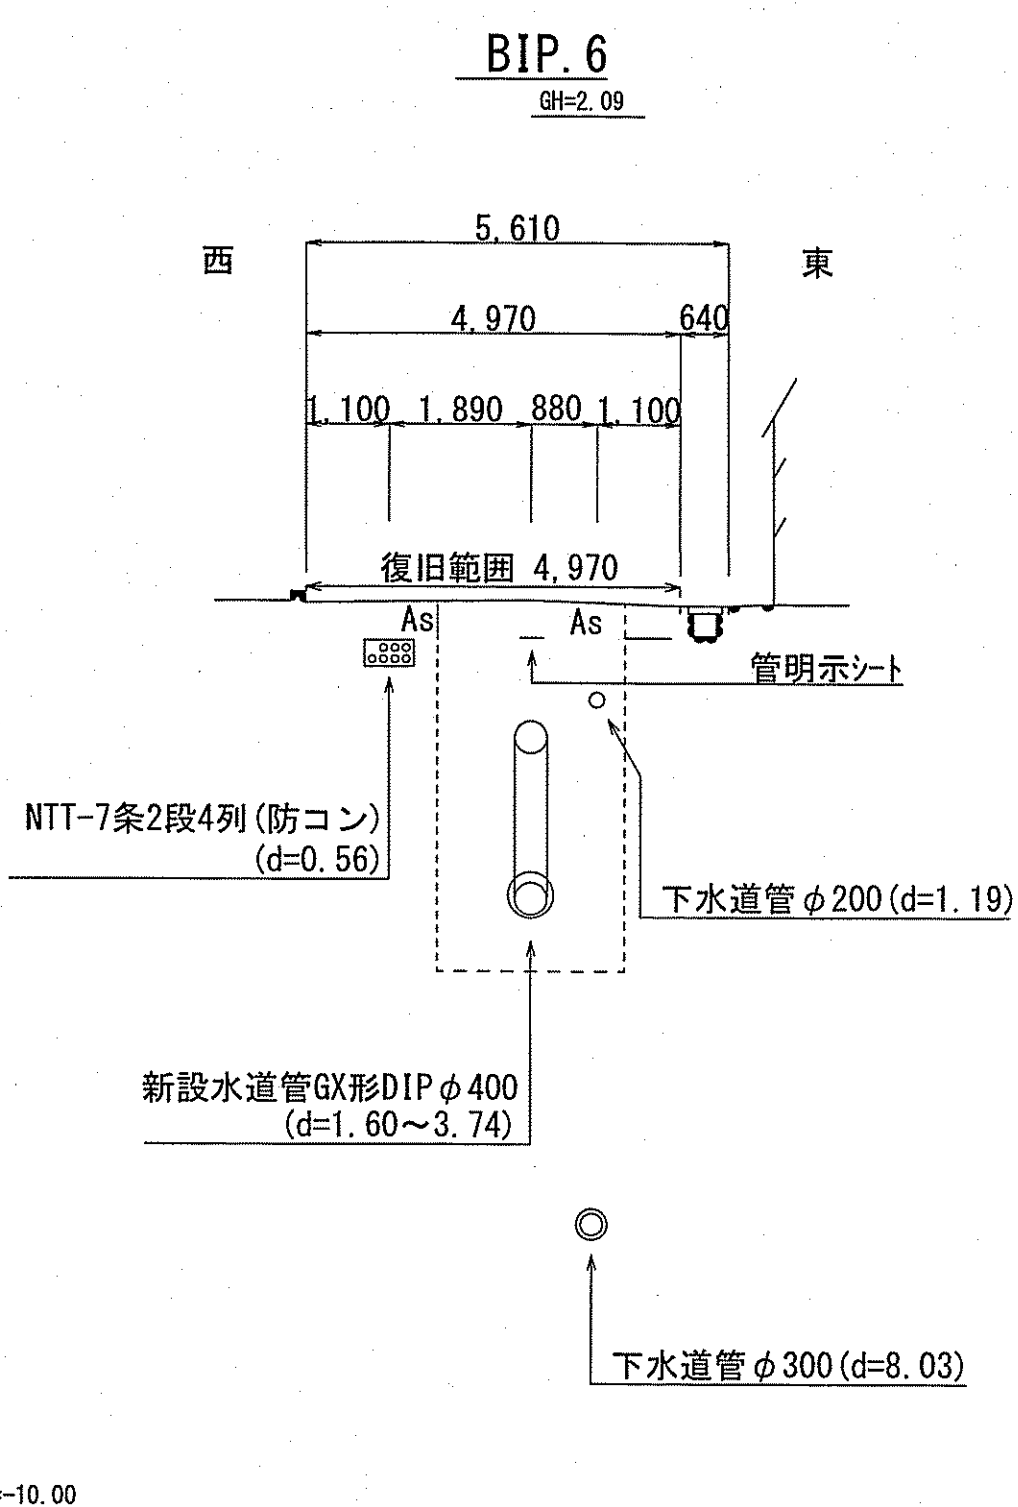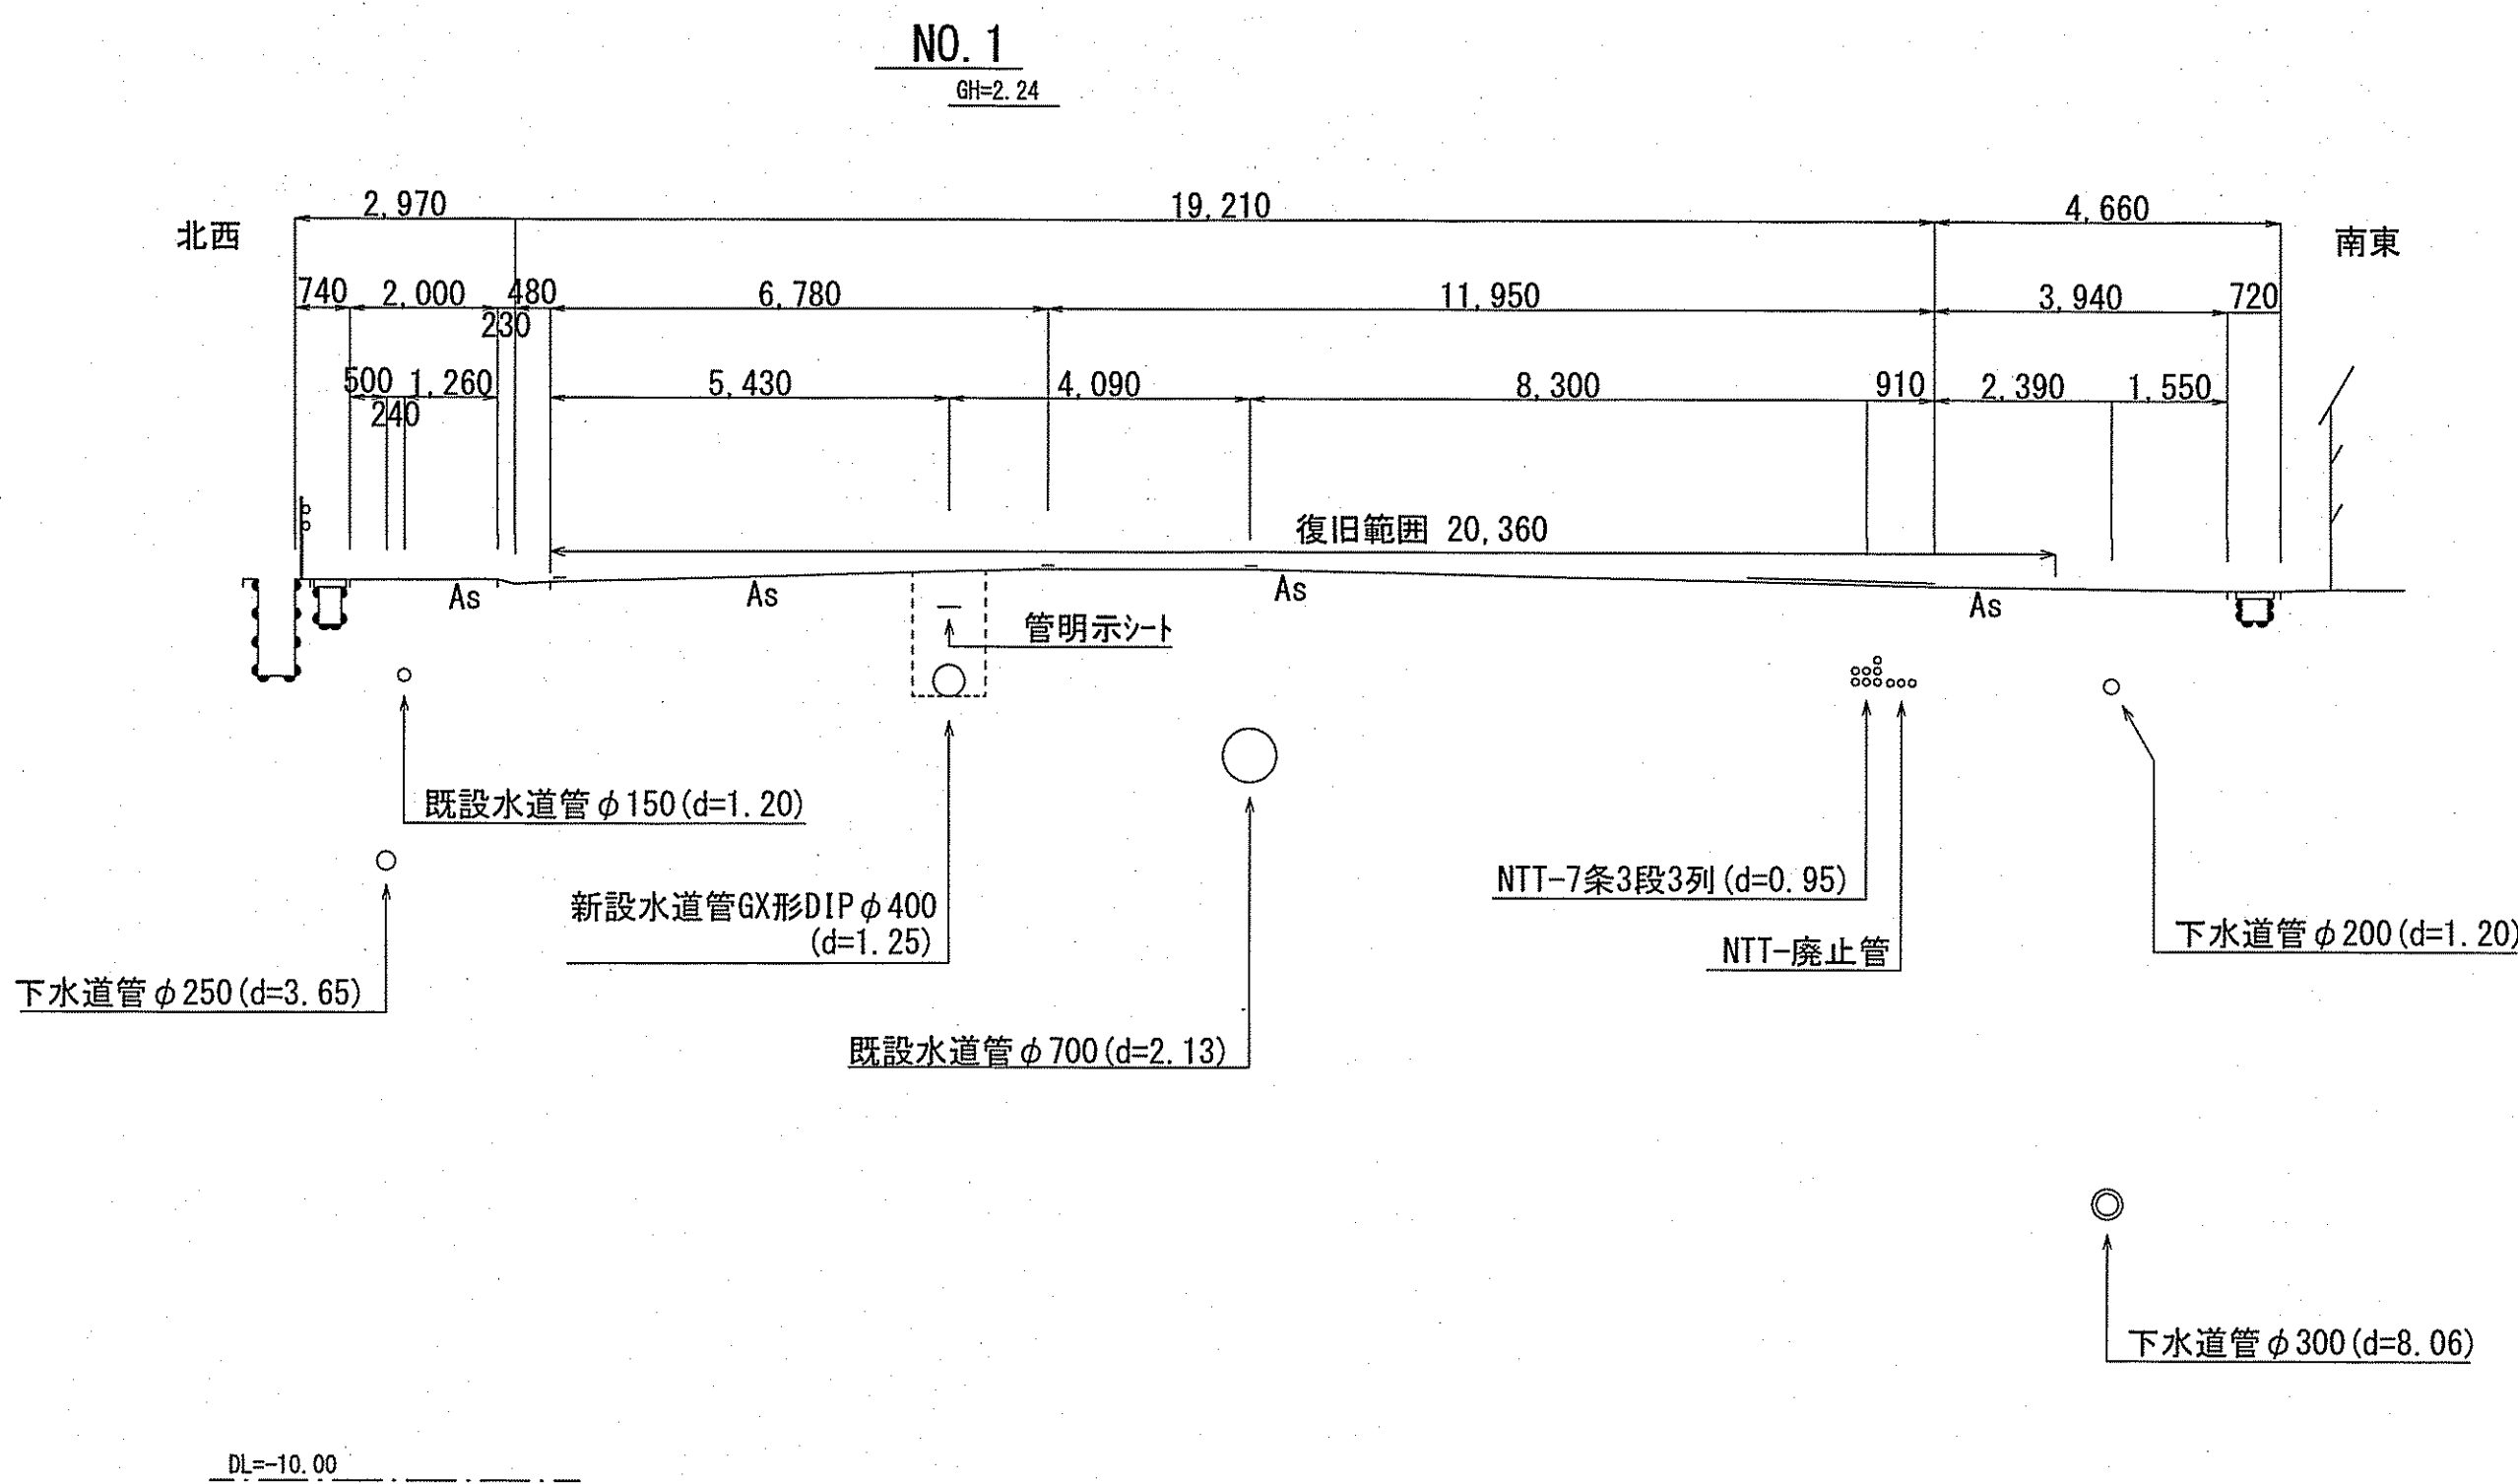


課長	課長補佐	係長	調査	設計
宮本	豊澤	池澤	村上	熊澤
横浜・横浜東町 送水管布設替工事			令和7年度 図番	2/11
横断図(1)			縮尺	図示
高知市上下水道局水道整備課				

横断図(2)

S=1:100


NO. 5

GH=1.92

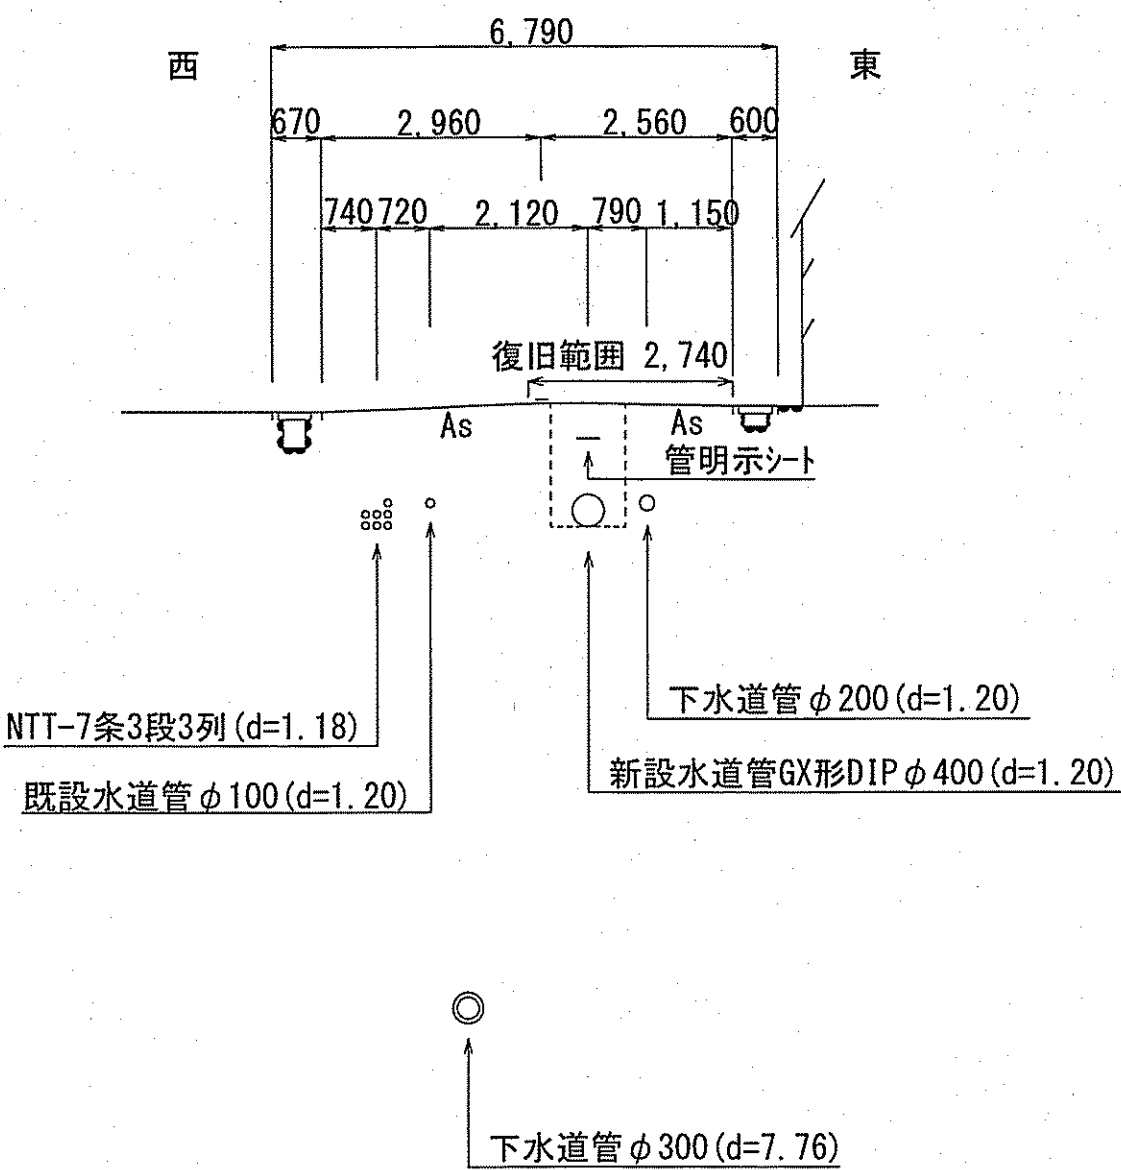


NO. 7

GH=2.01

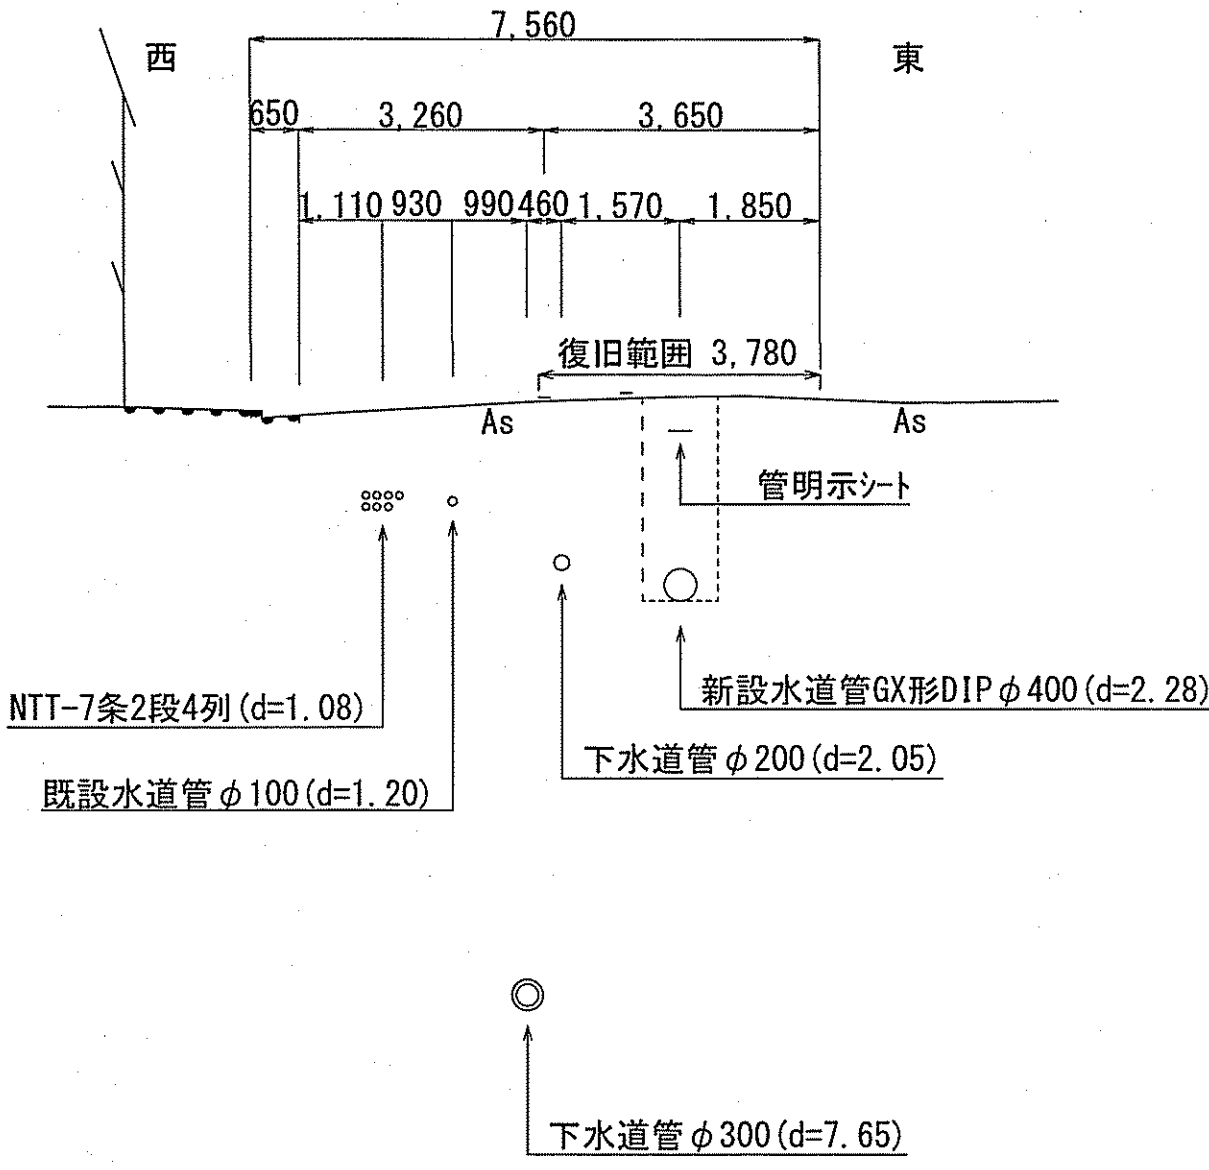


NO. 9

GH=1.82

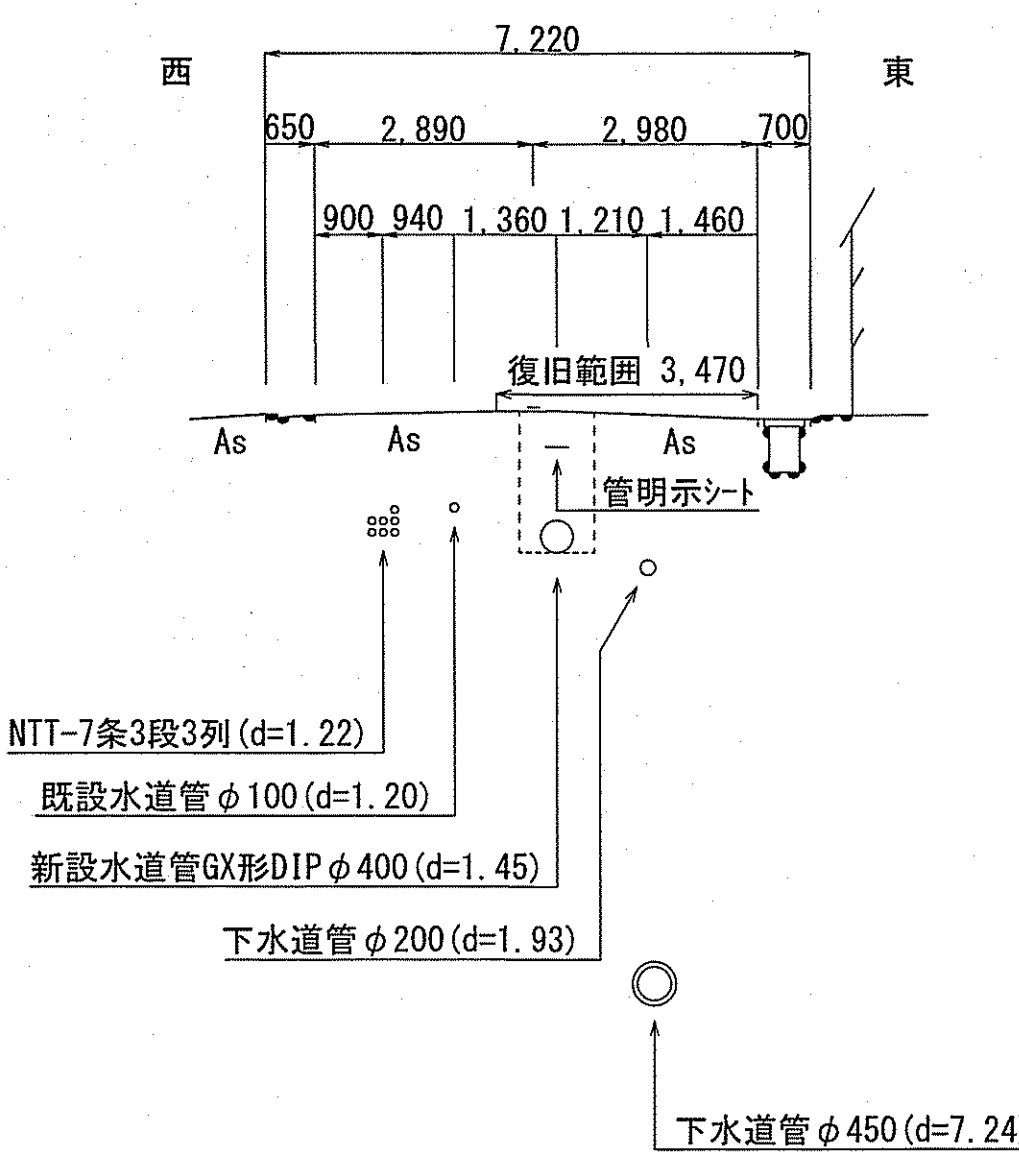


NO. 4

GH=1.99

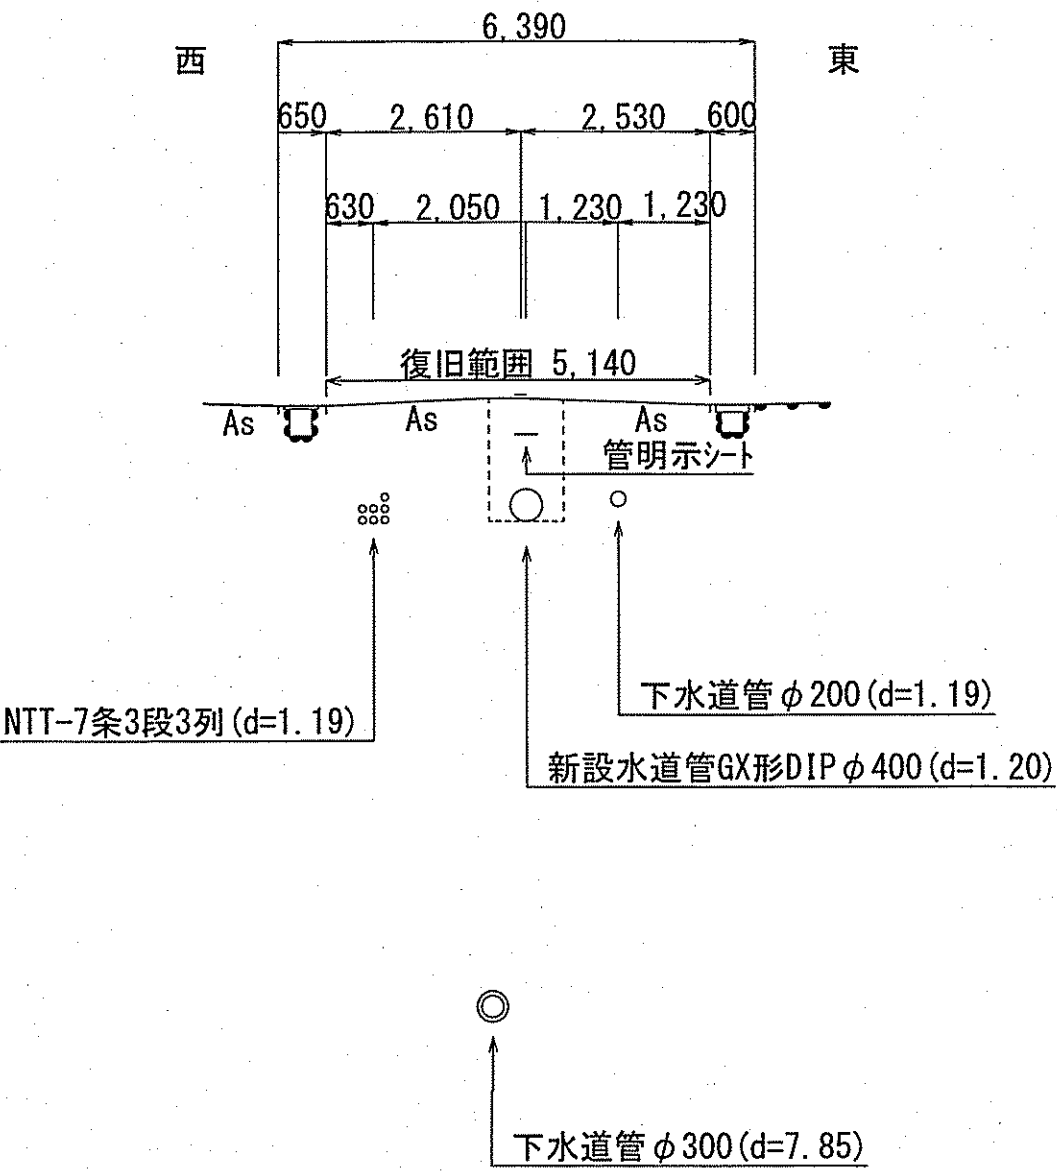


NO. 6

GH=1.93

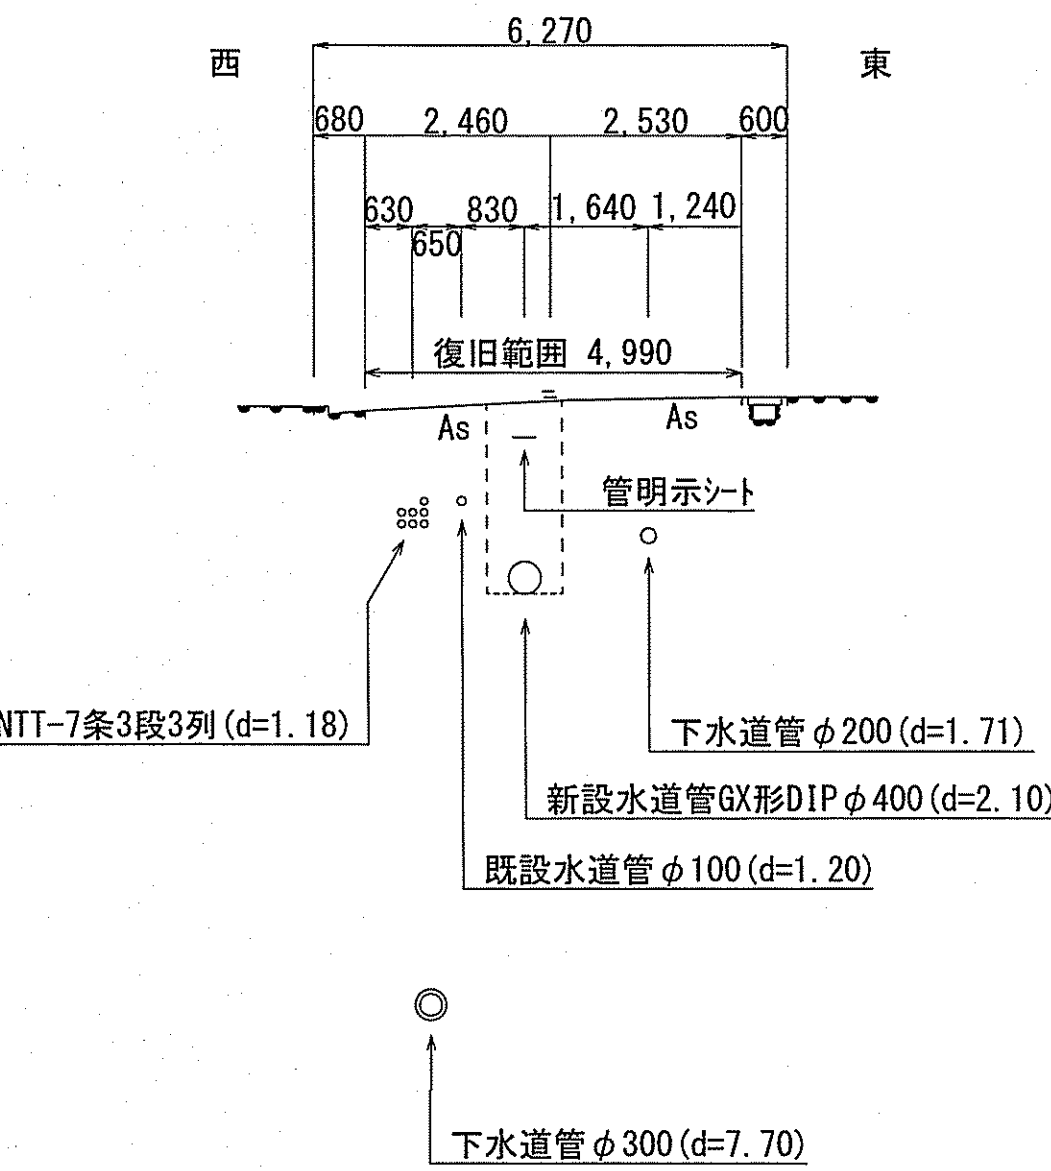

NO. 8







GH=1.84

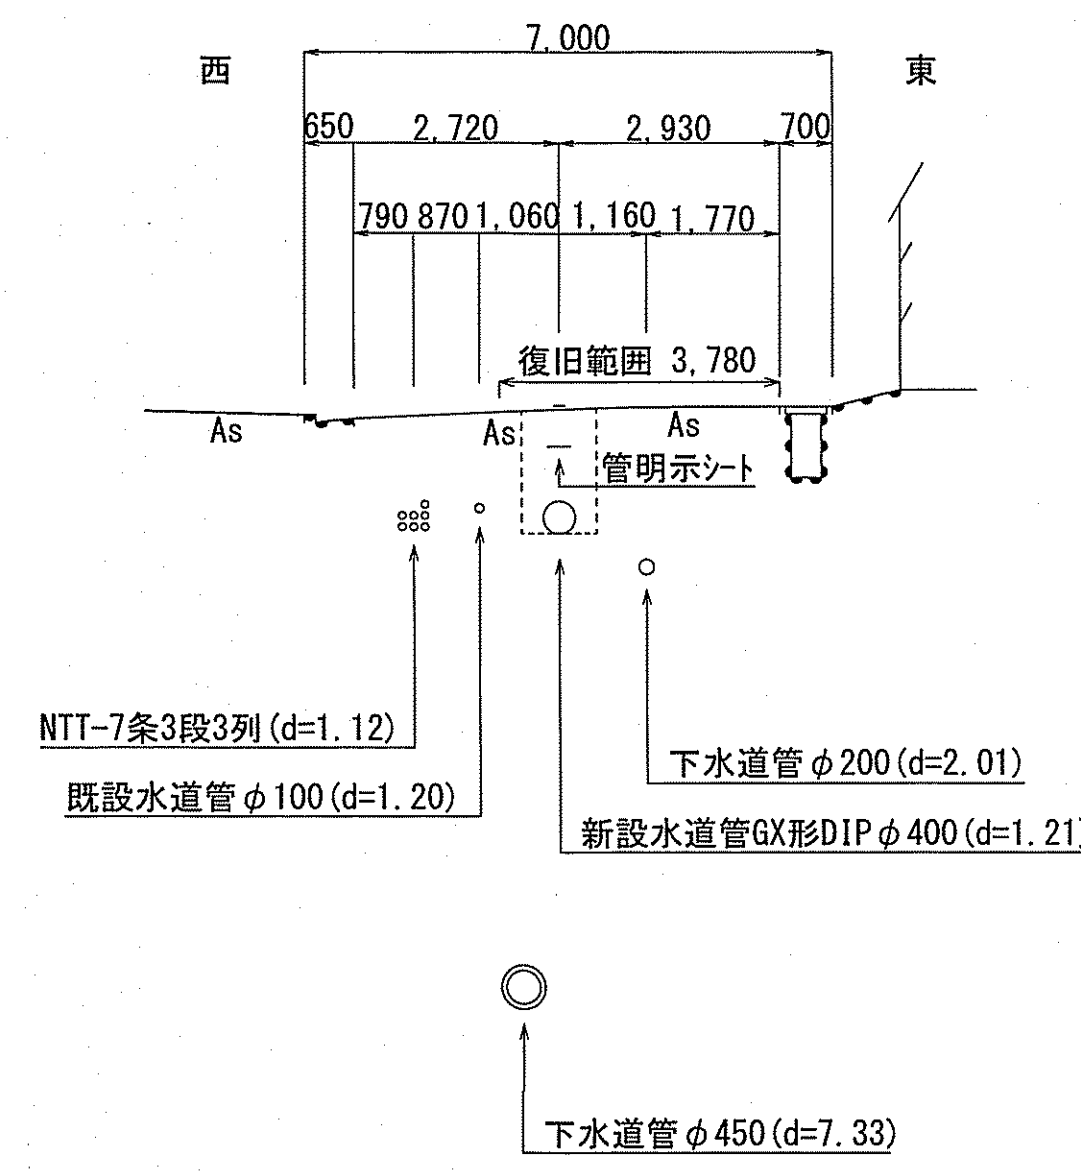

課長	課長補佐	係長	調査	設計
宮本	豊澤	池澤	村上	熊澤
横浜・横浜東町 送水管布設替工事			令和7年度 図番	3/11
			横断図(2) 縮尺	図示
高知市上下水道局水道整備課				

横断図 (3)

S=1:100

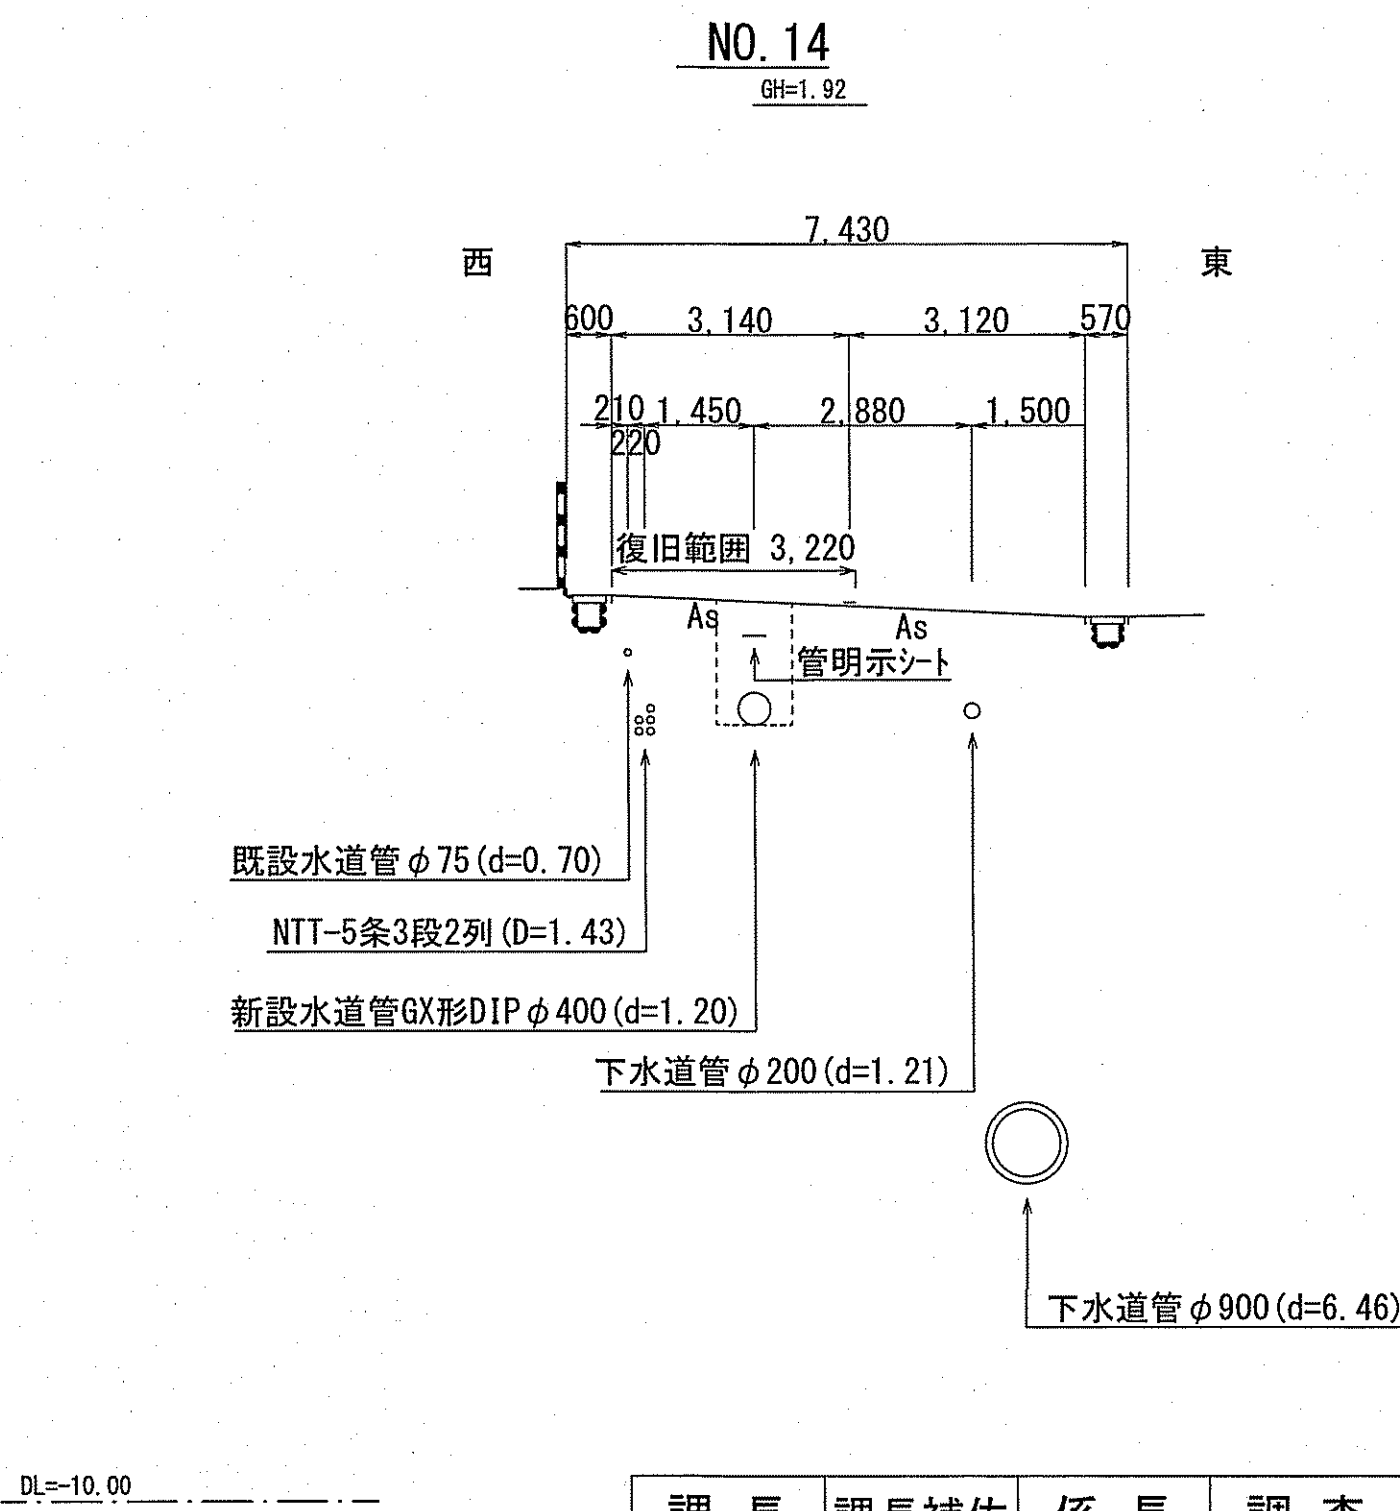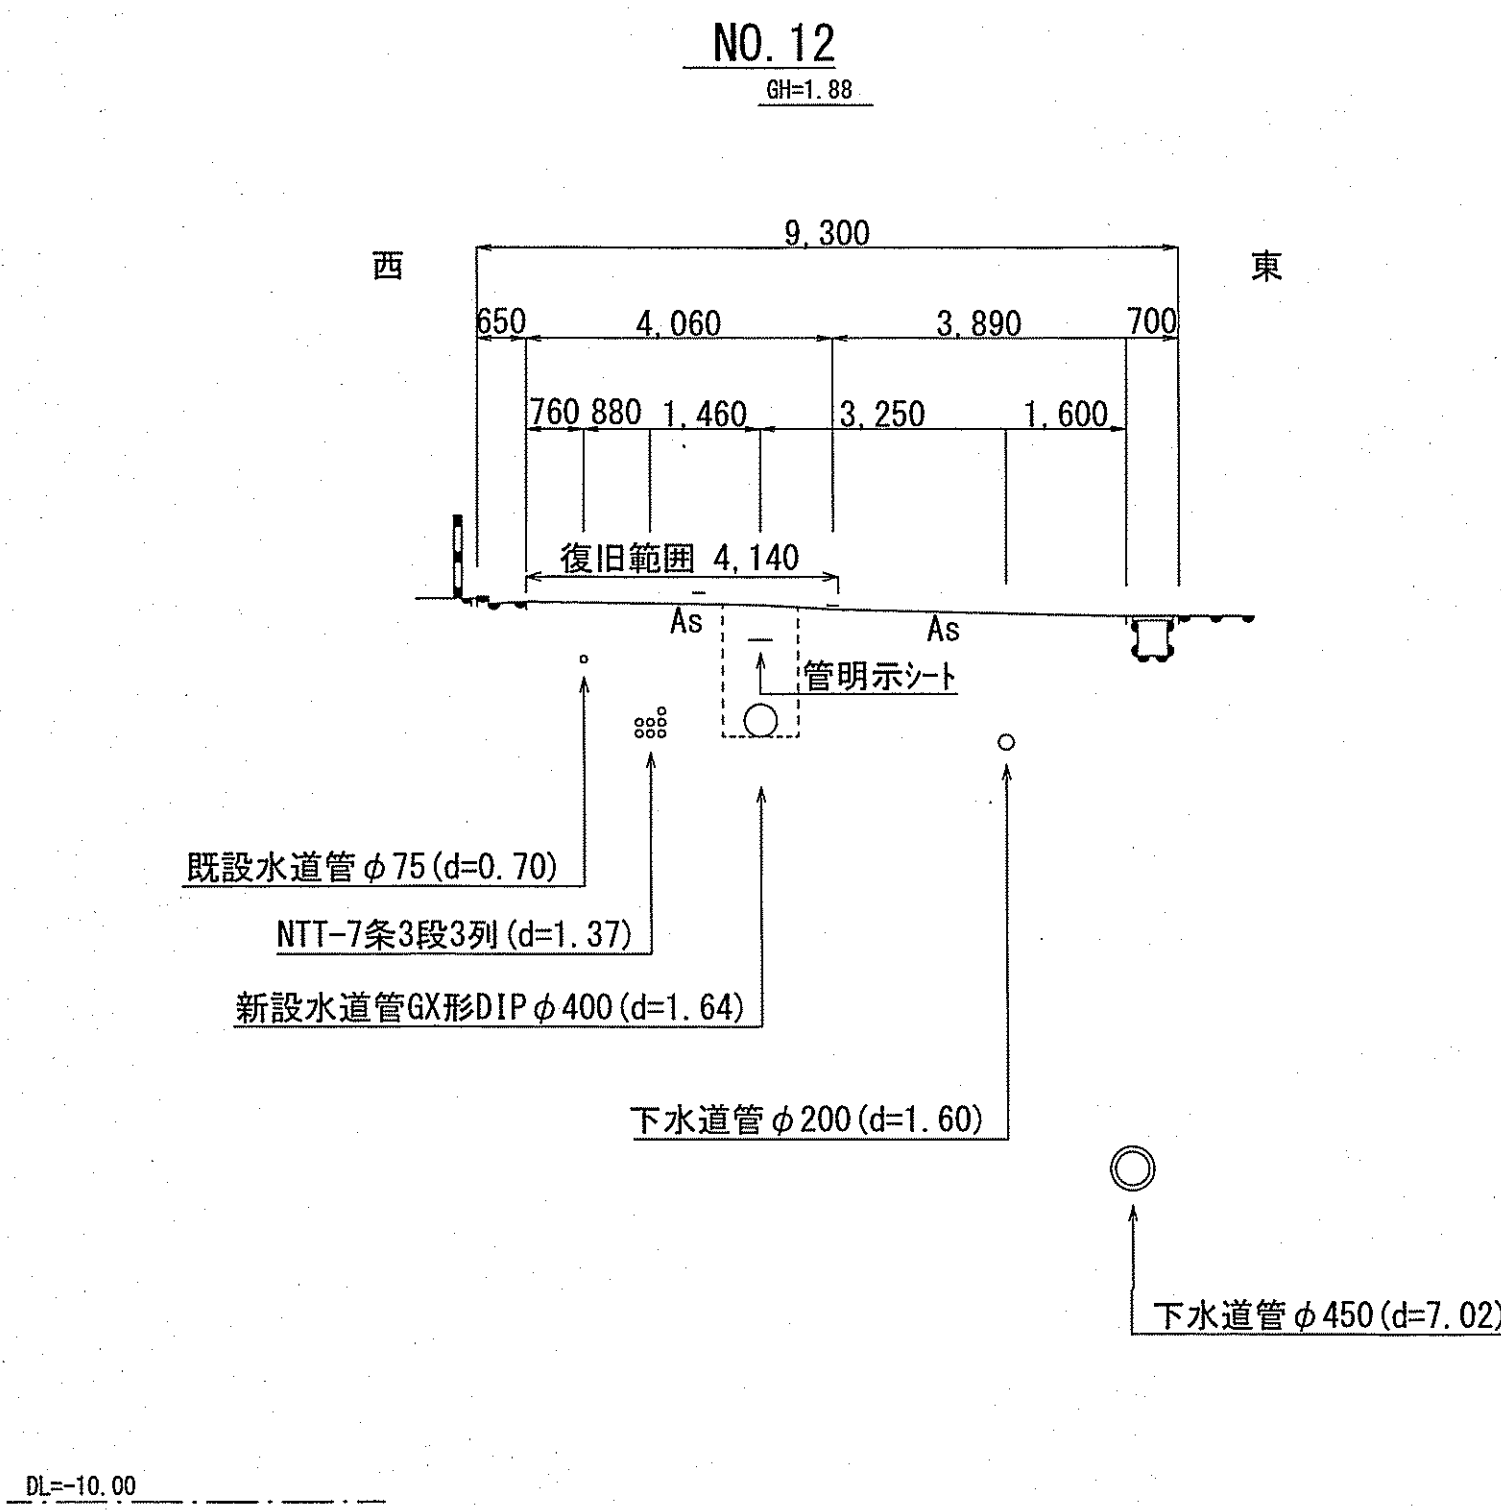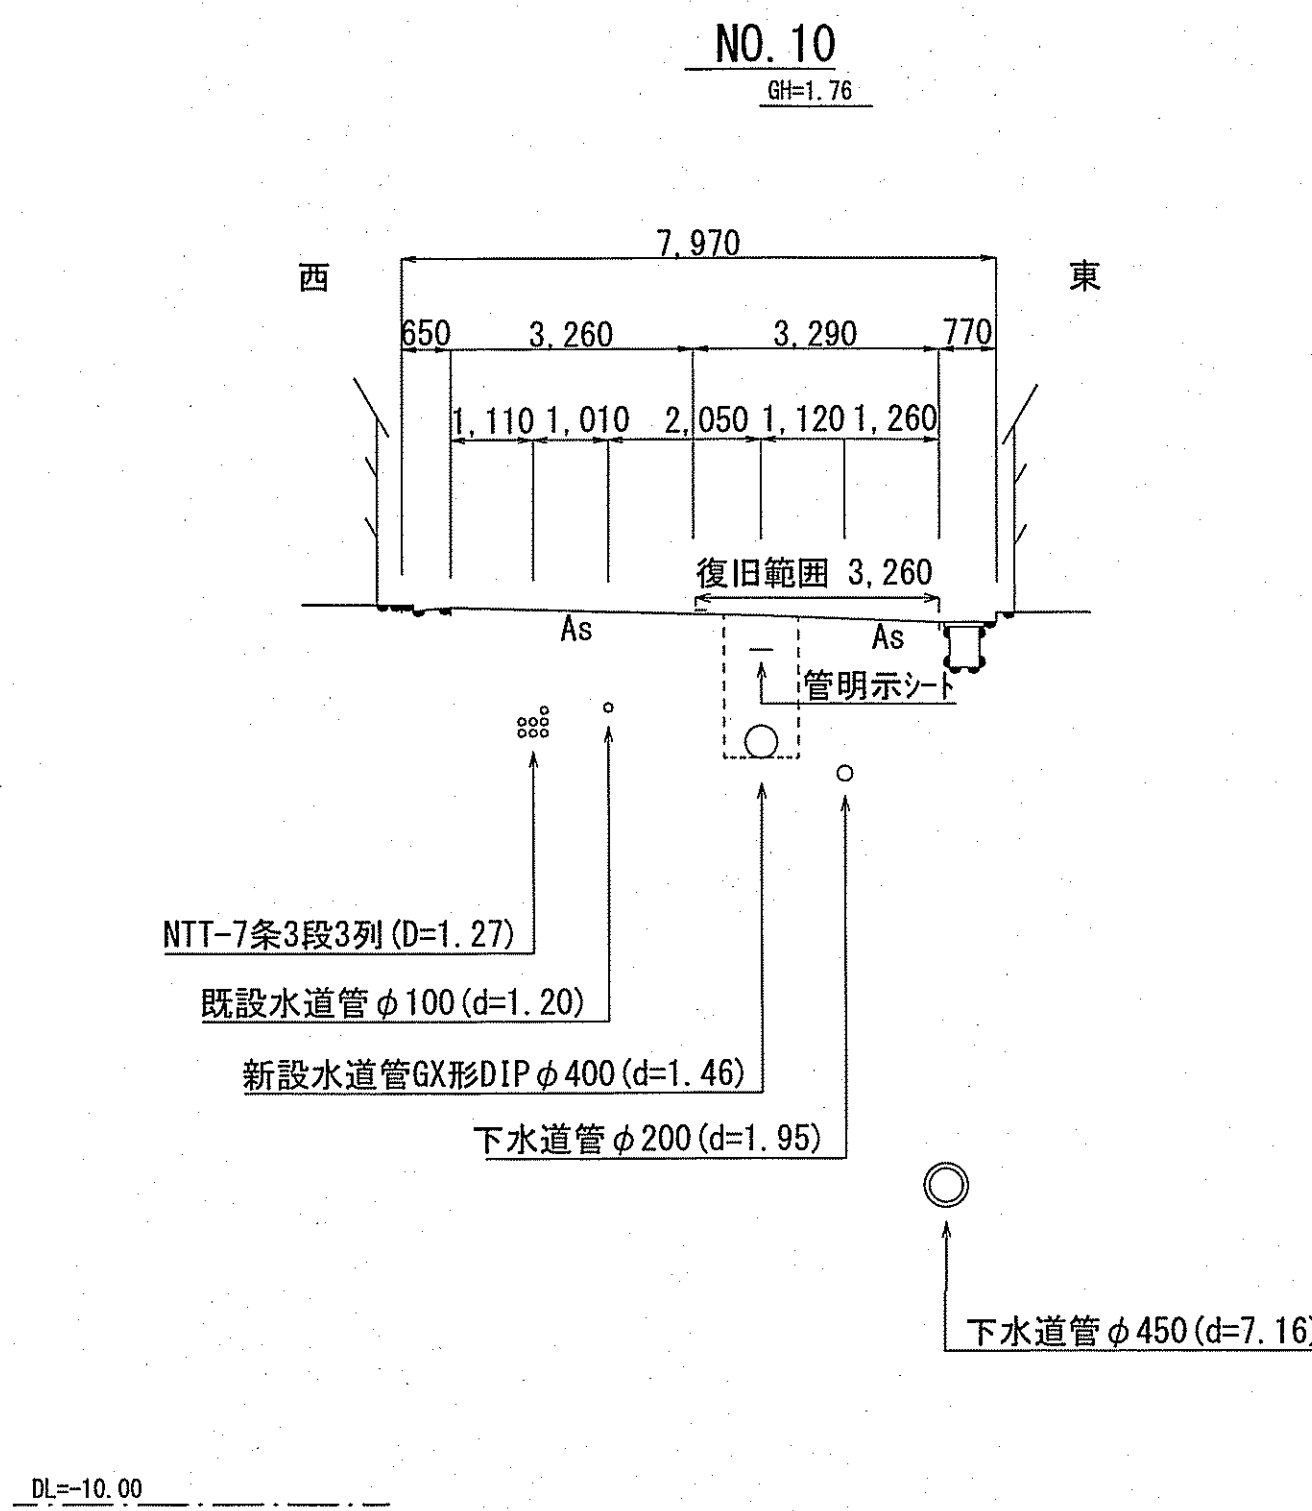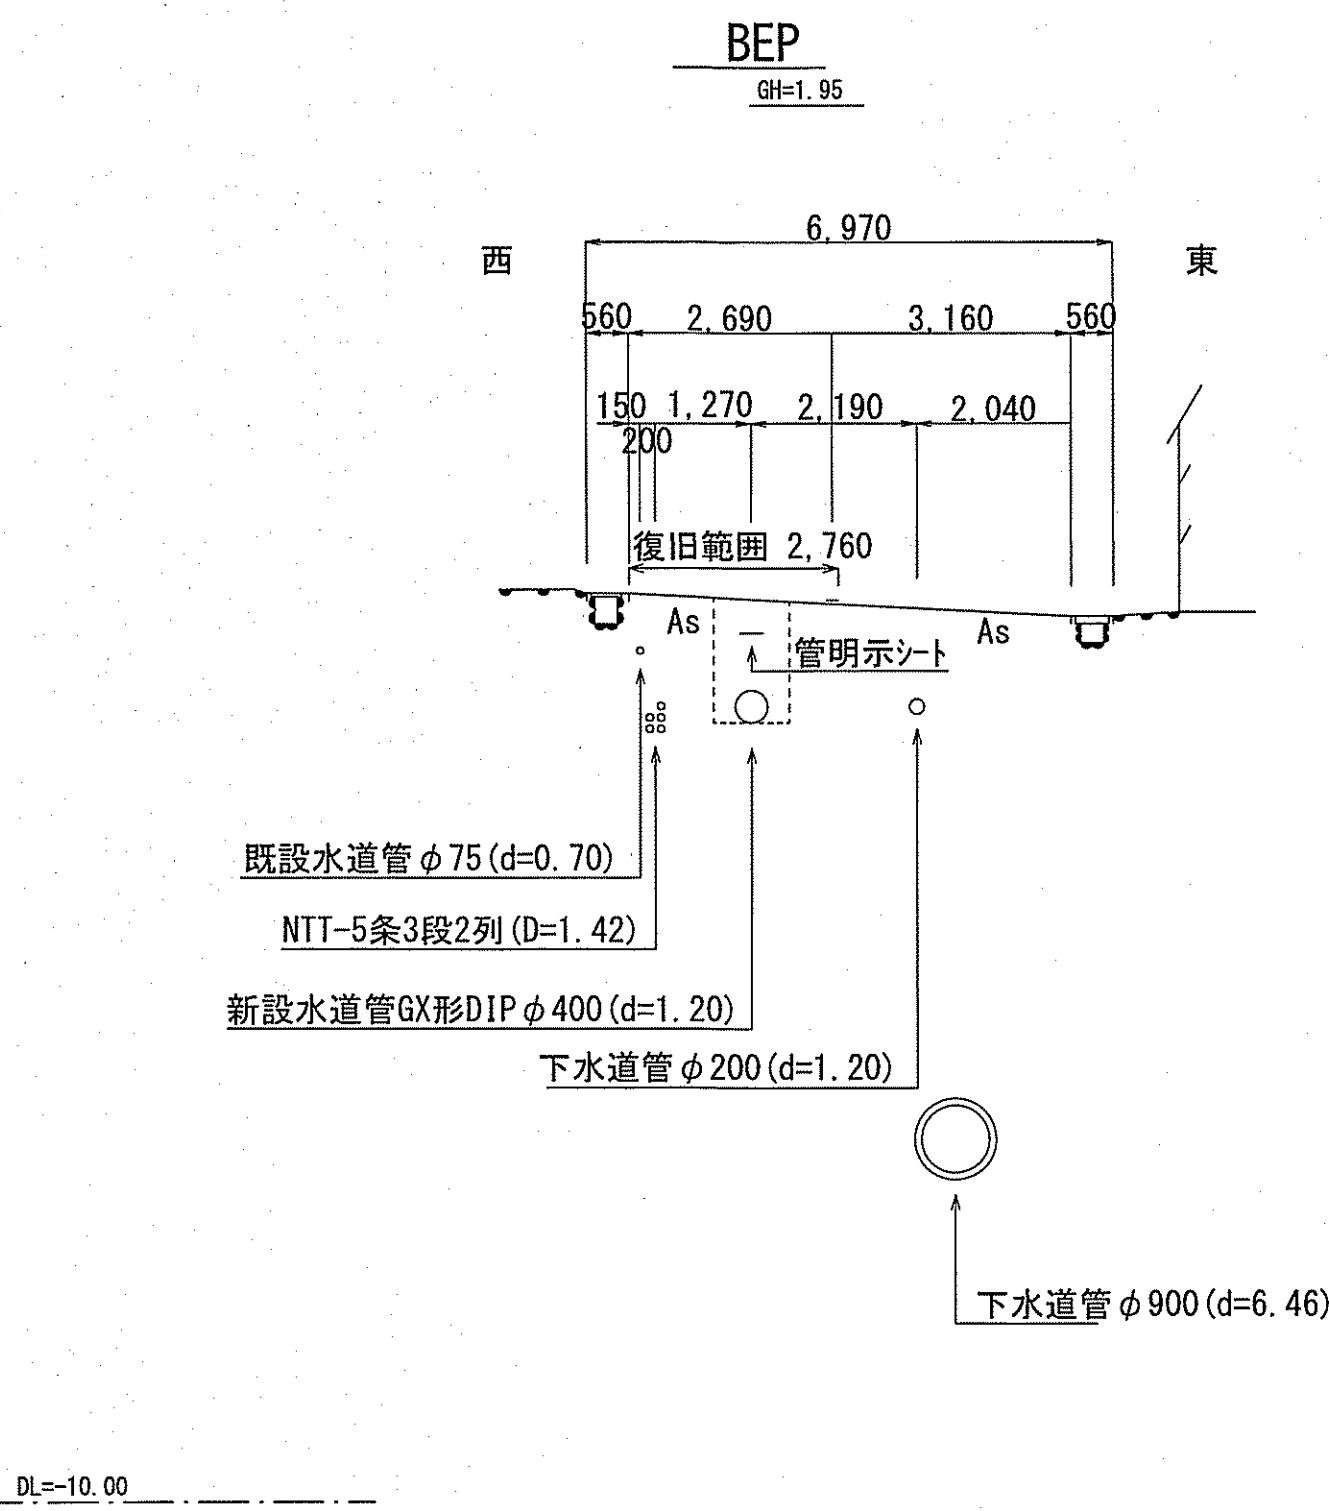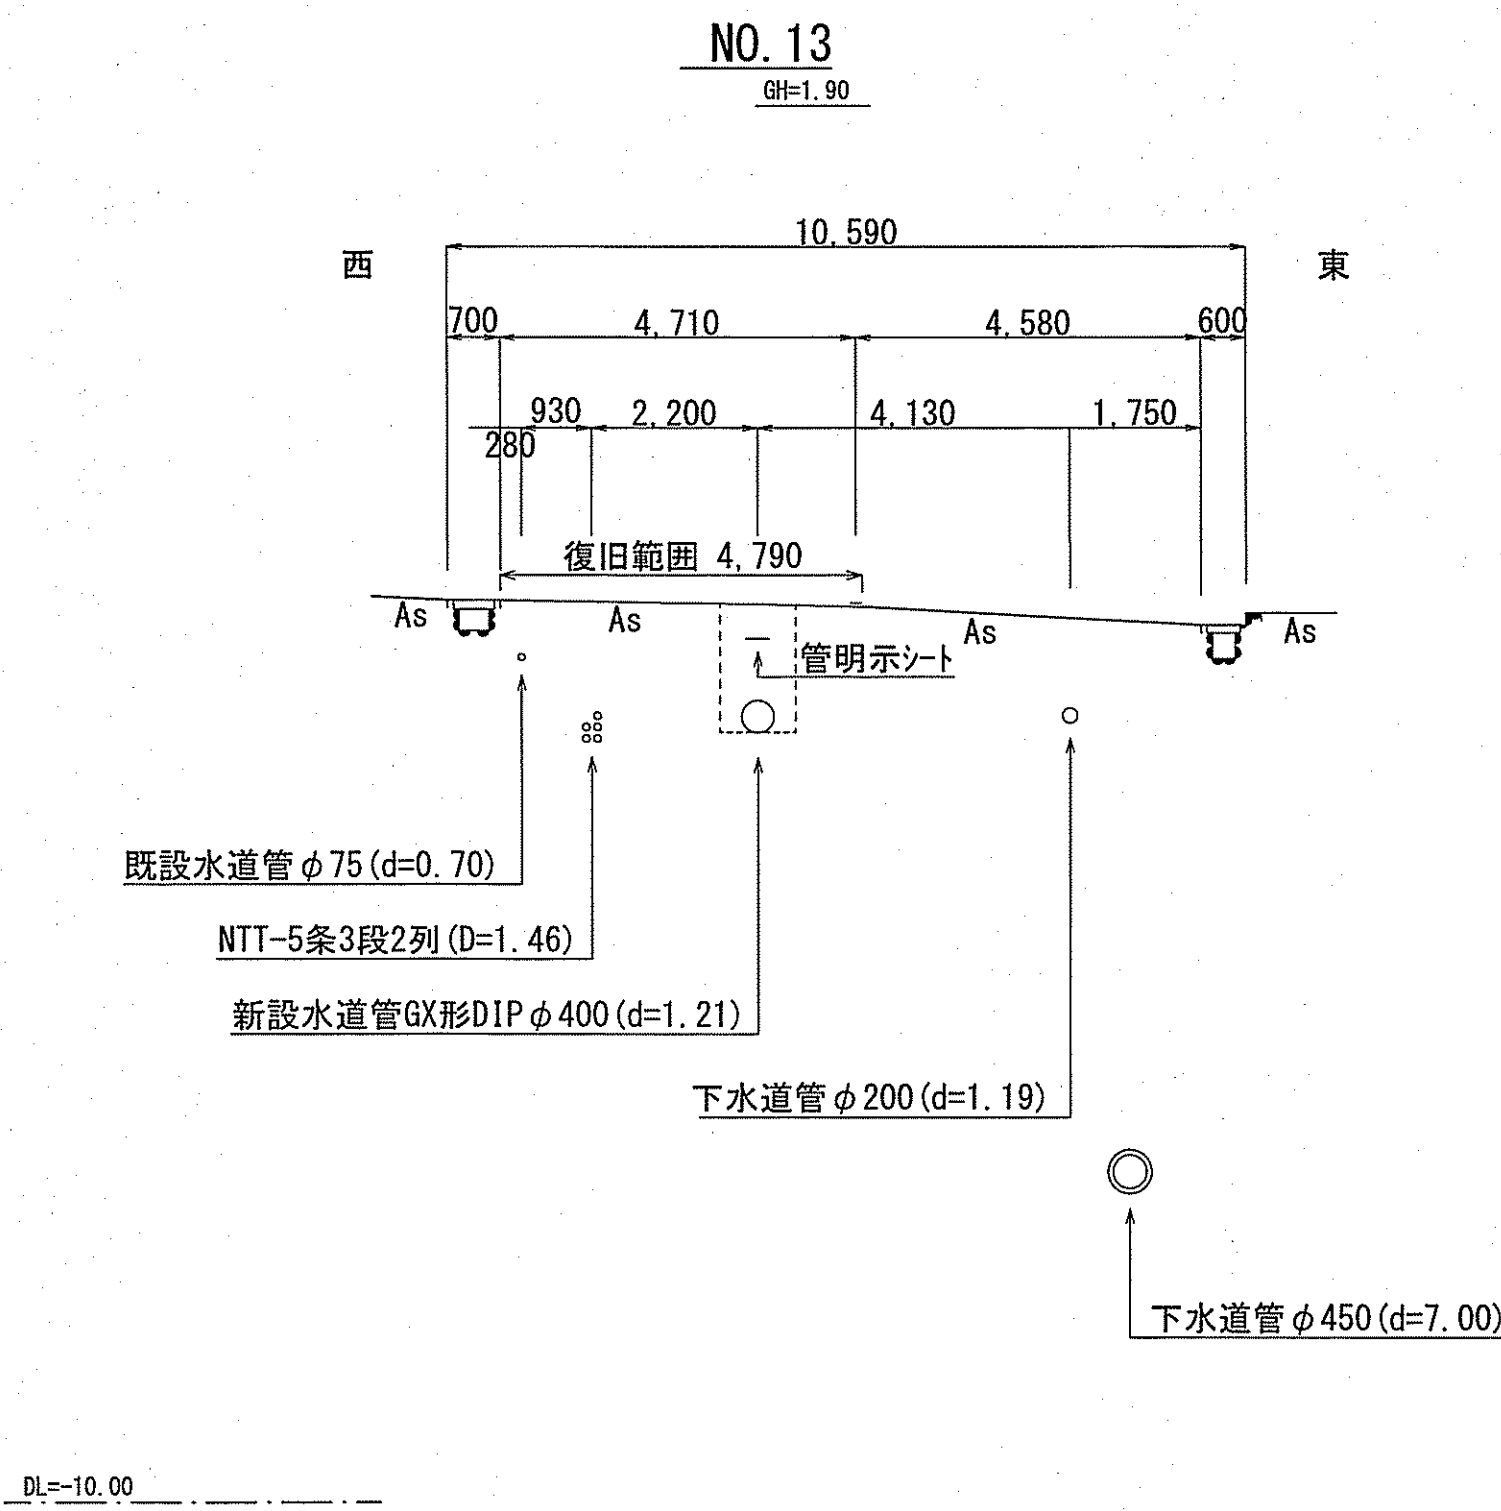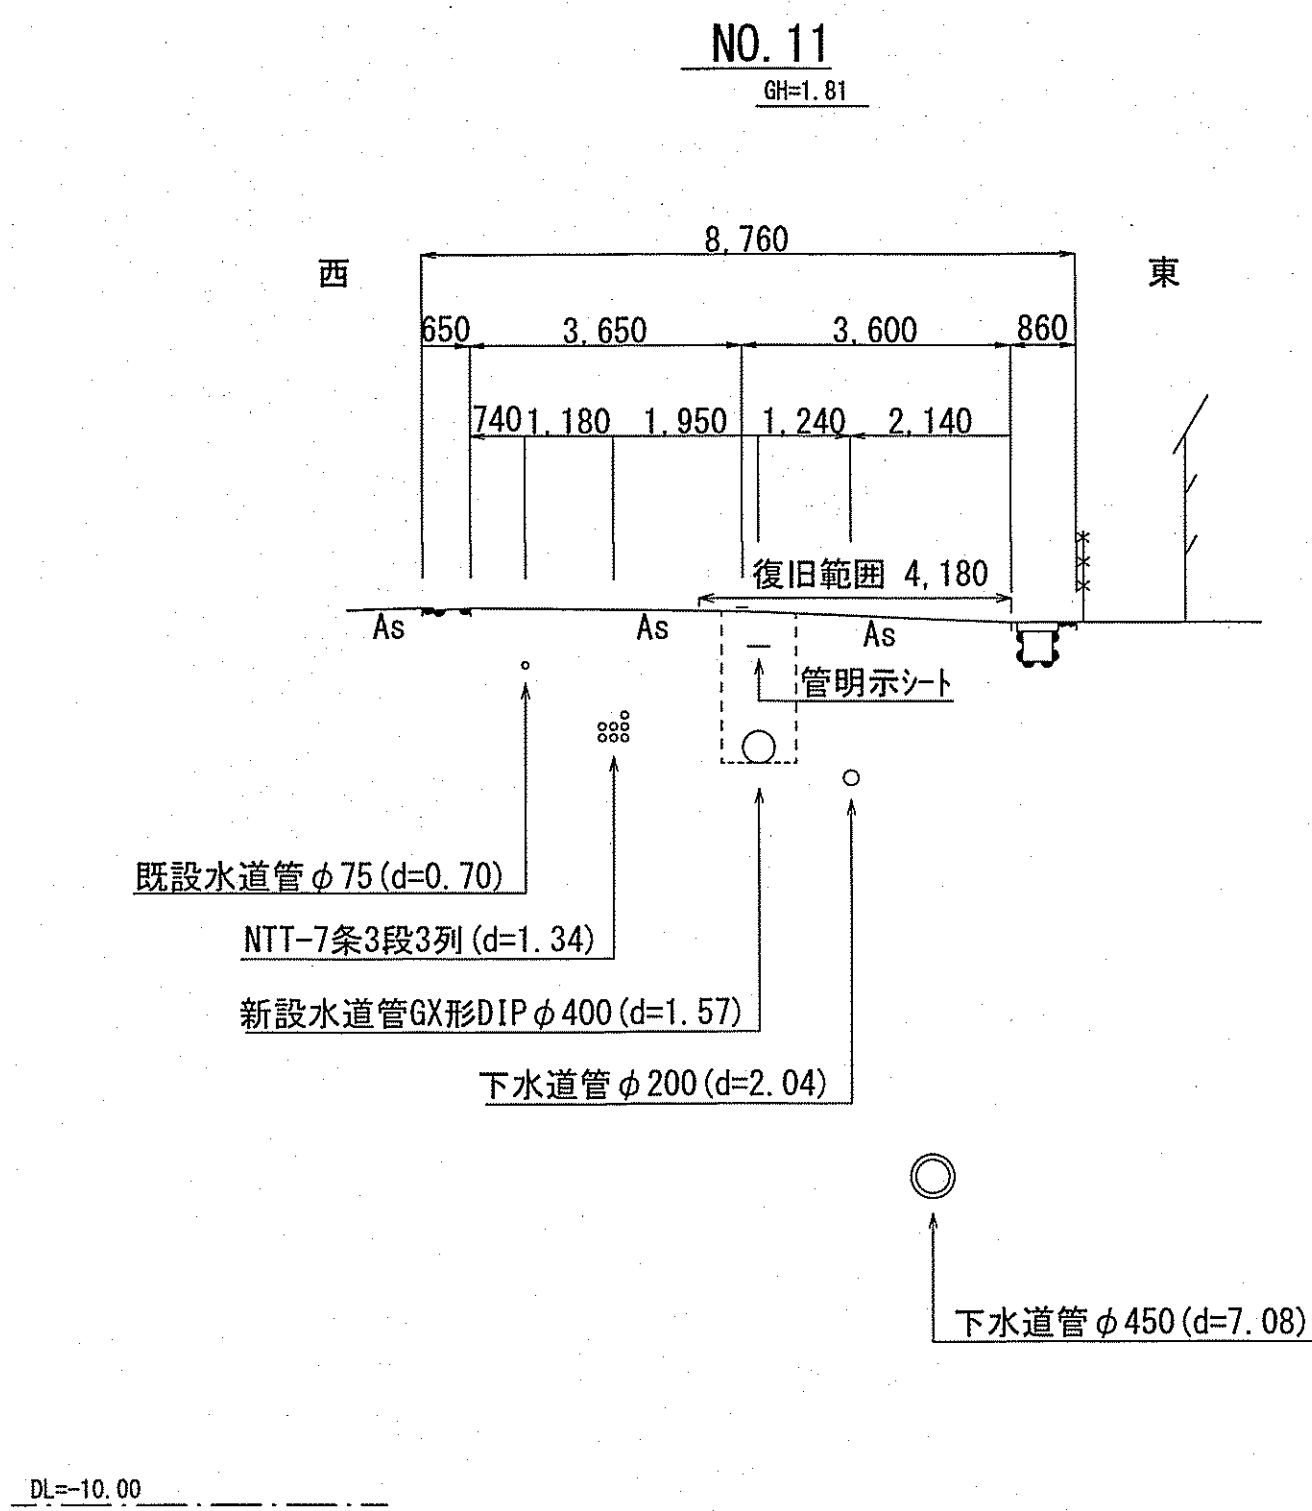


課 長	課長補佐	係 長	調 査	設 計
宮本	星澤	池澤	村上	熊澤
横浜・横浜東町 送水管布設替工事			令和7年度 図 番 4/11	図 示
横断図 (3)			縮 尺	
高知市上下水道局水道整備課				


S=1:20

ただし、管理設深度が1.2m未満の場合は0.2m～0.4mとする。


②市道車道
GX形φ400布設
上越部
L=2.7m

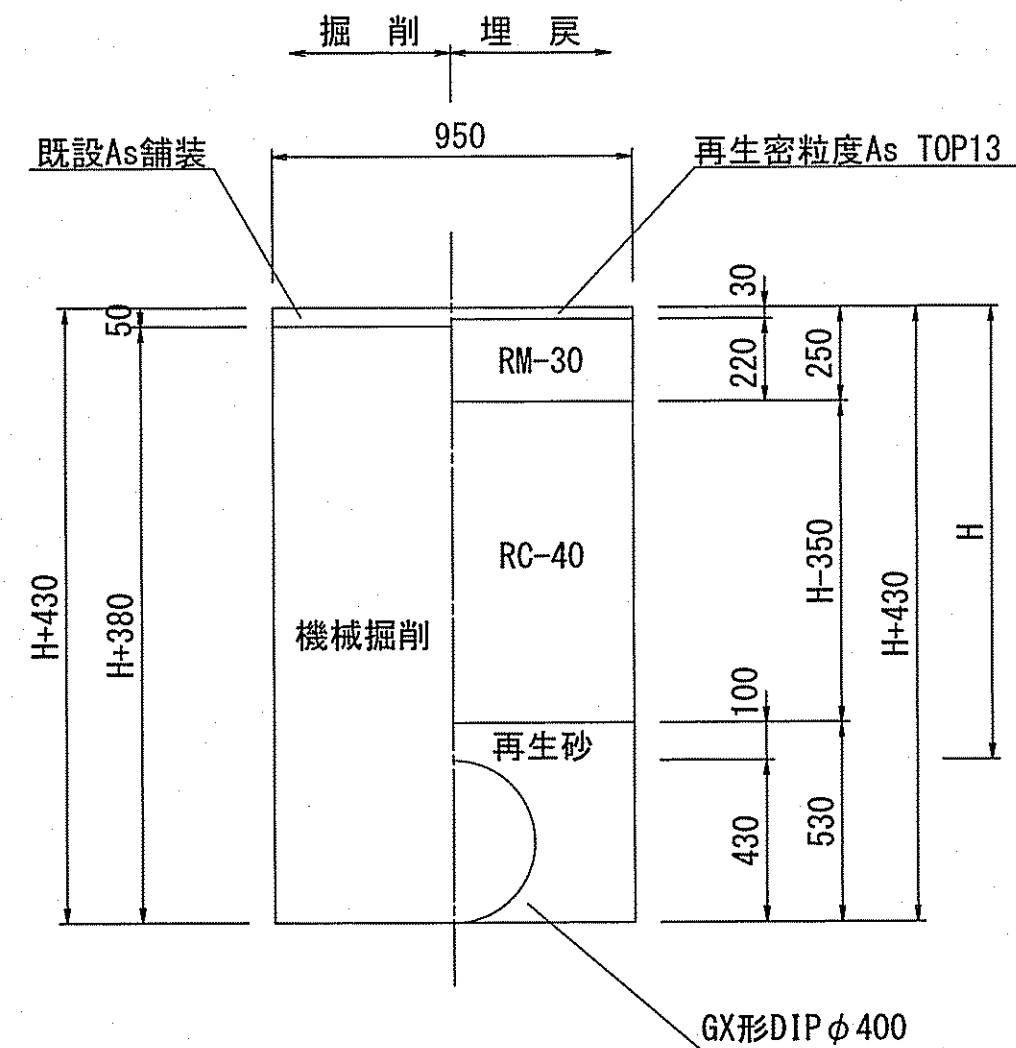

③県道車道
GX形φ400布設
標準部
L=30.1m

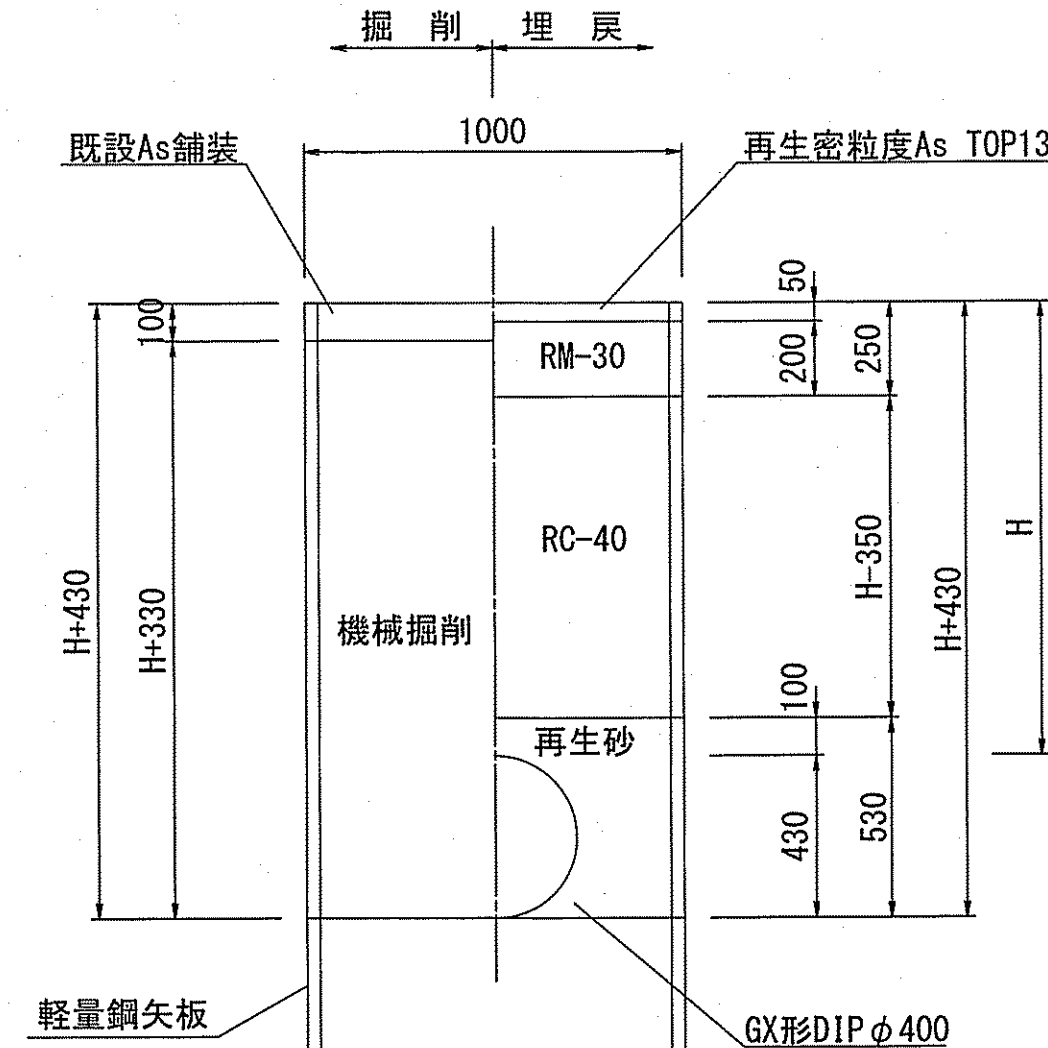


④県道車道
GX形φ150布設
ドレーン設置部
L=5.2m

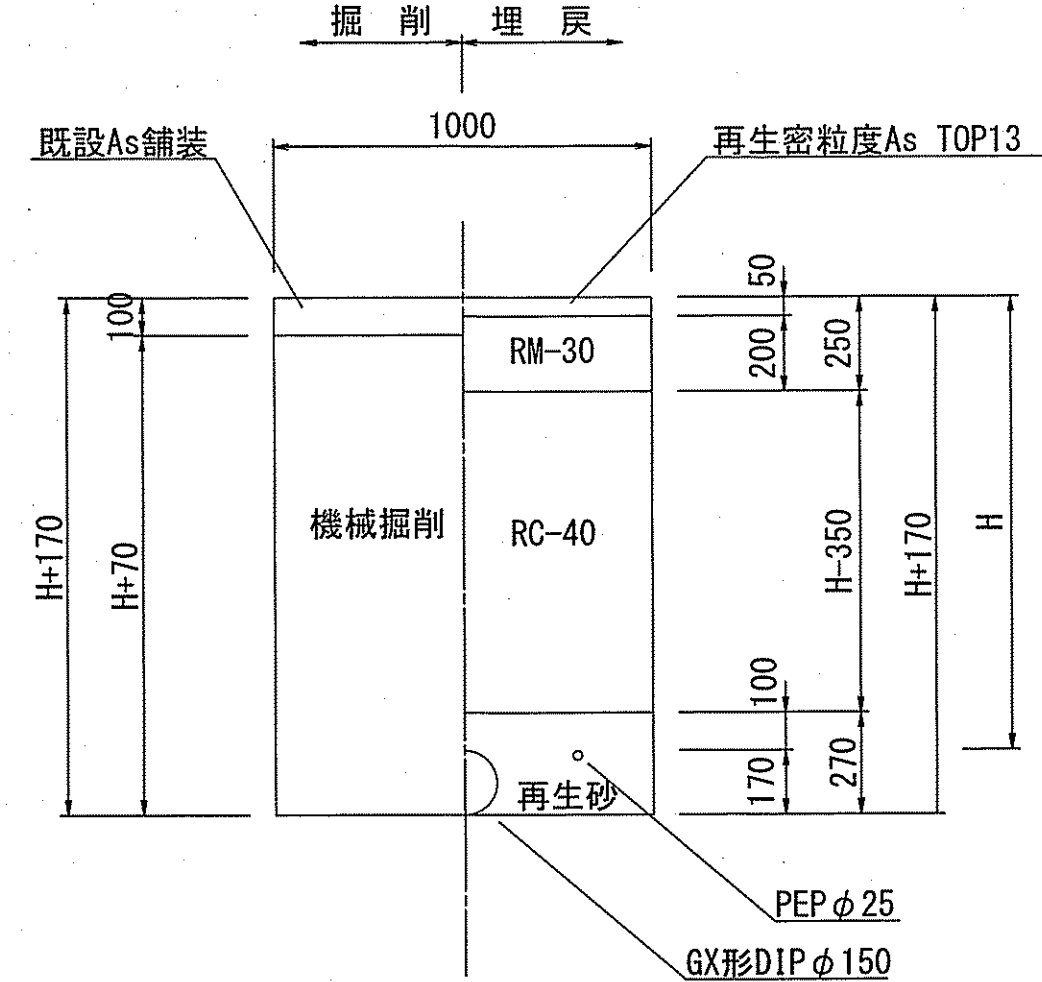


S=1:10

県道車道

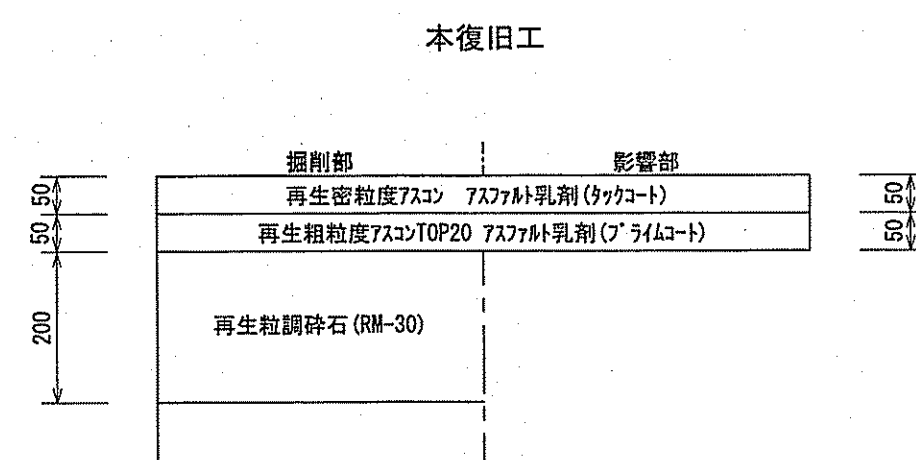


課 長	課長補佐	係 長	調 査	設 計
				
横浜・横浜東町 送水管布設替工事			令和7年度 図 番	5/11
掘削土工断面図 舗装構成図			縮 尺	図 示
高知市上下水道局水道整備課				

推進平面図 S=1:250

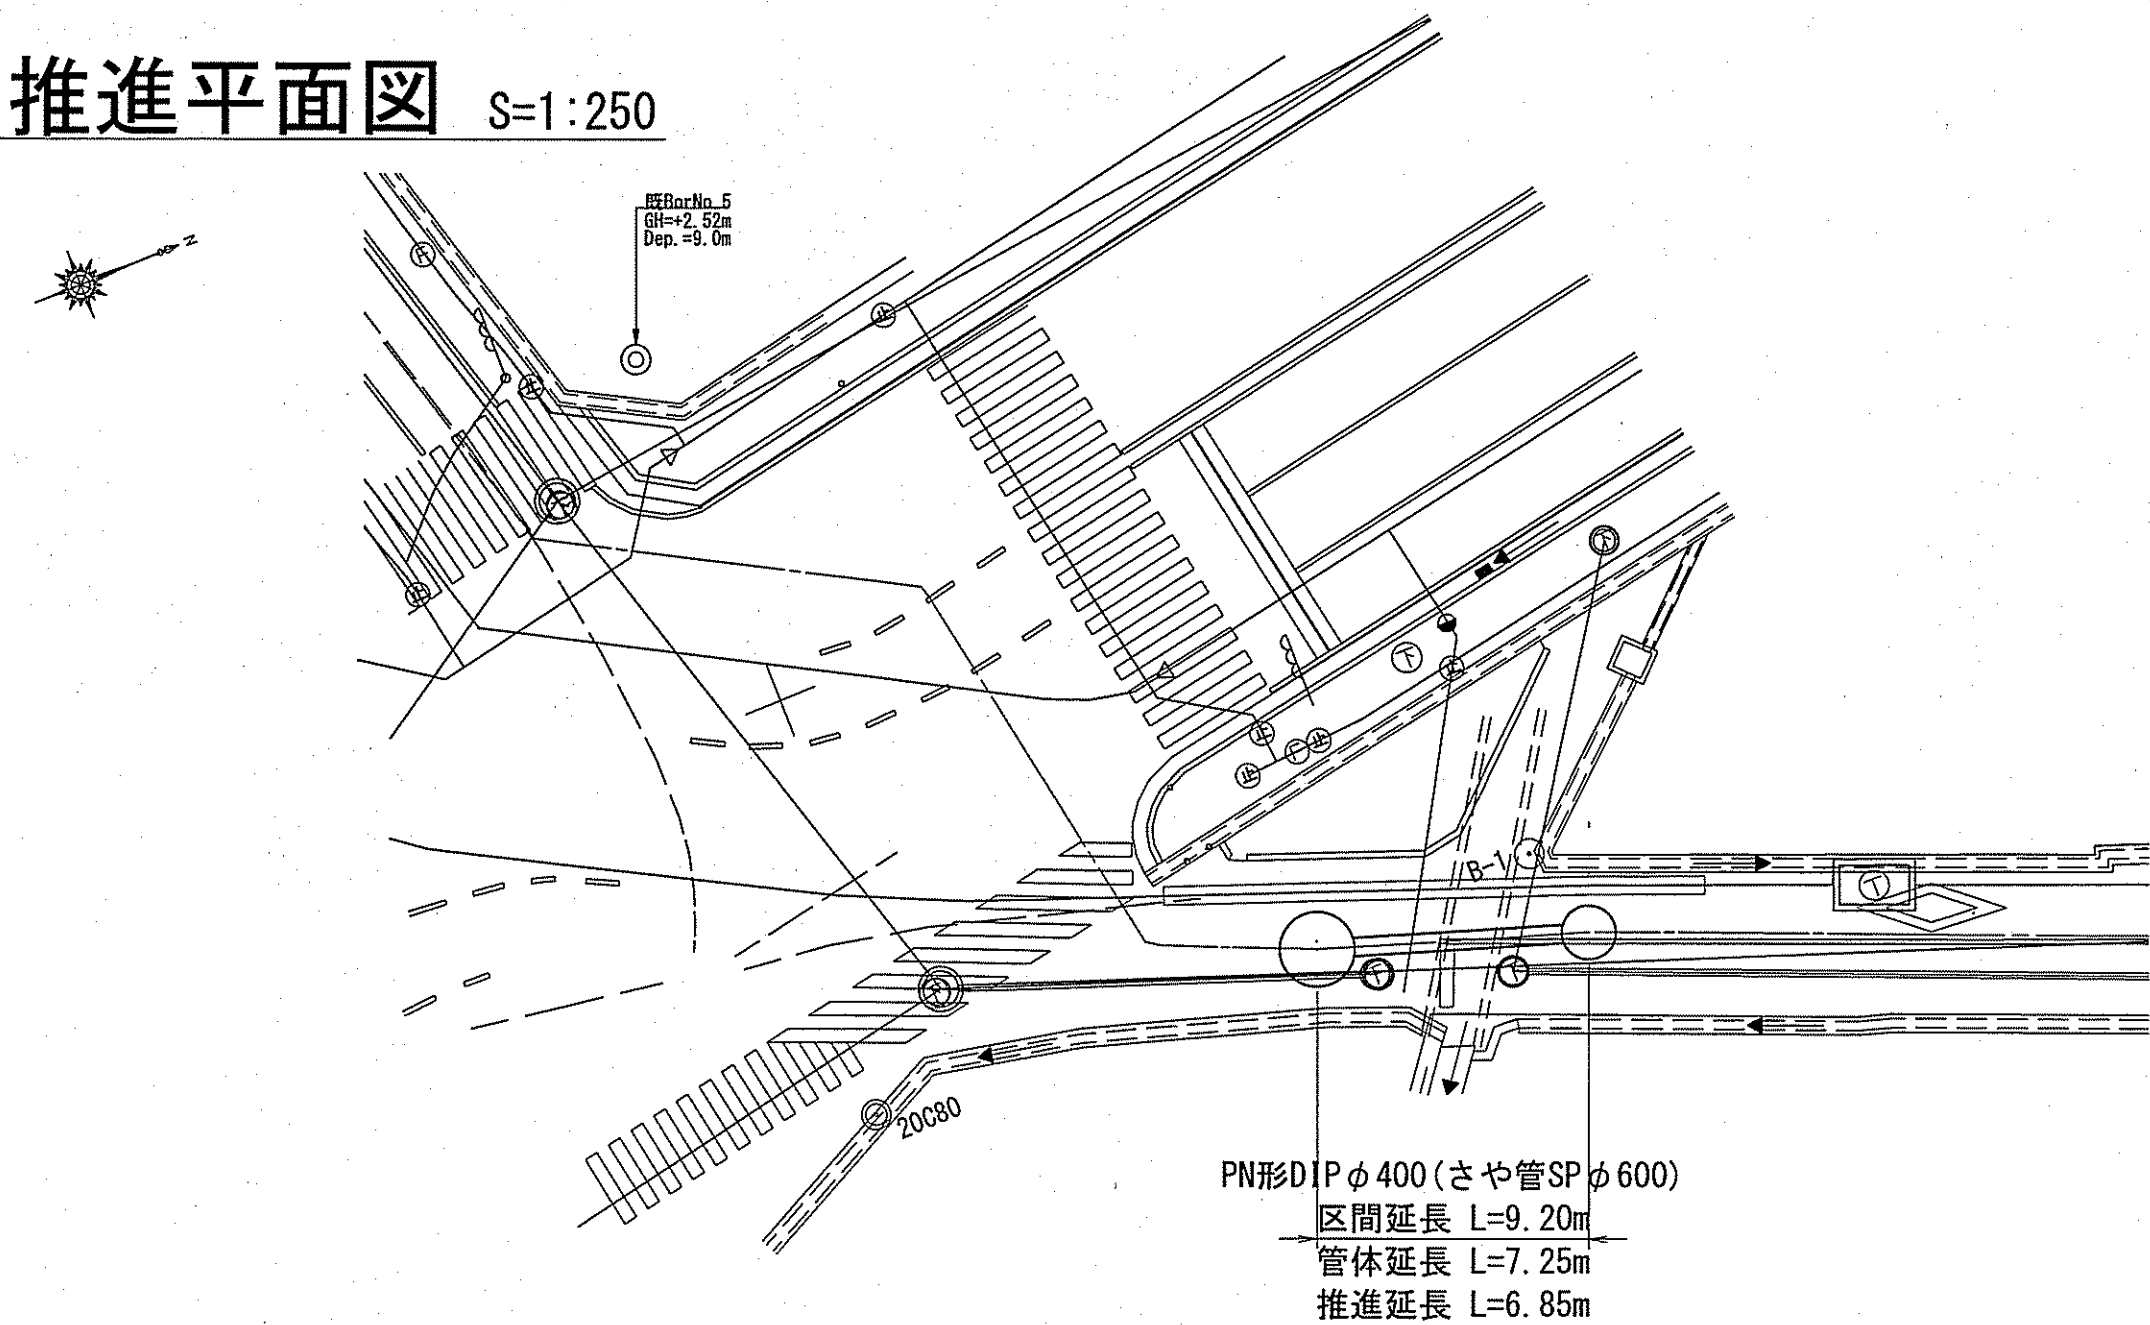

推進縦断面図 V=1:100
S=1:250

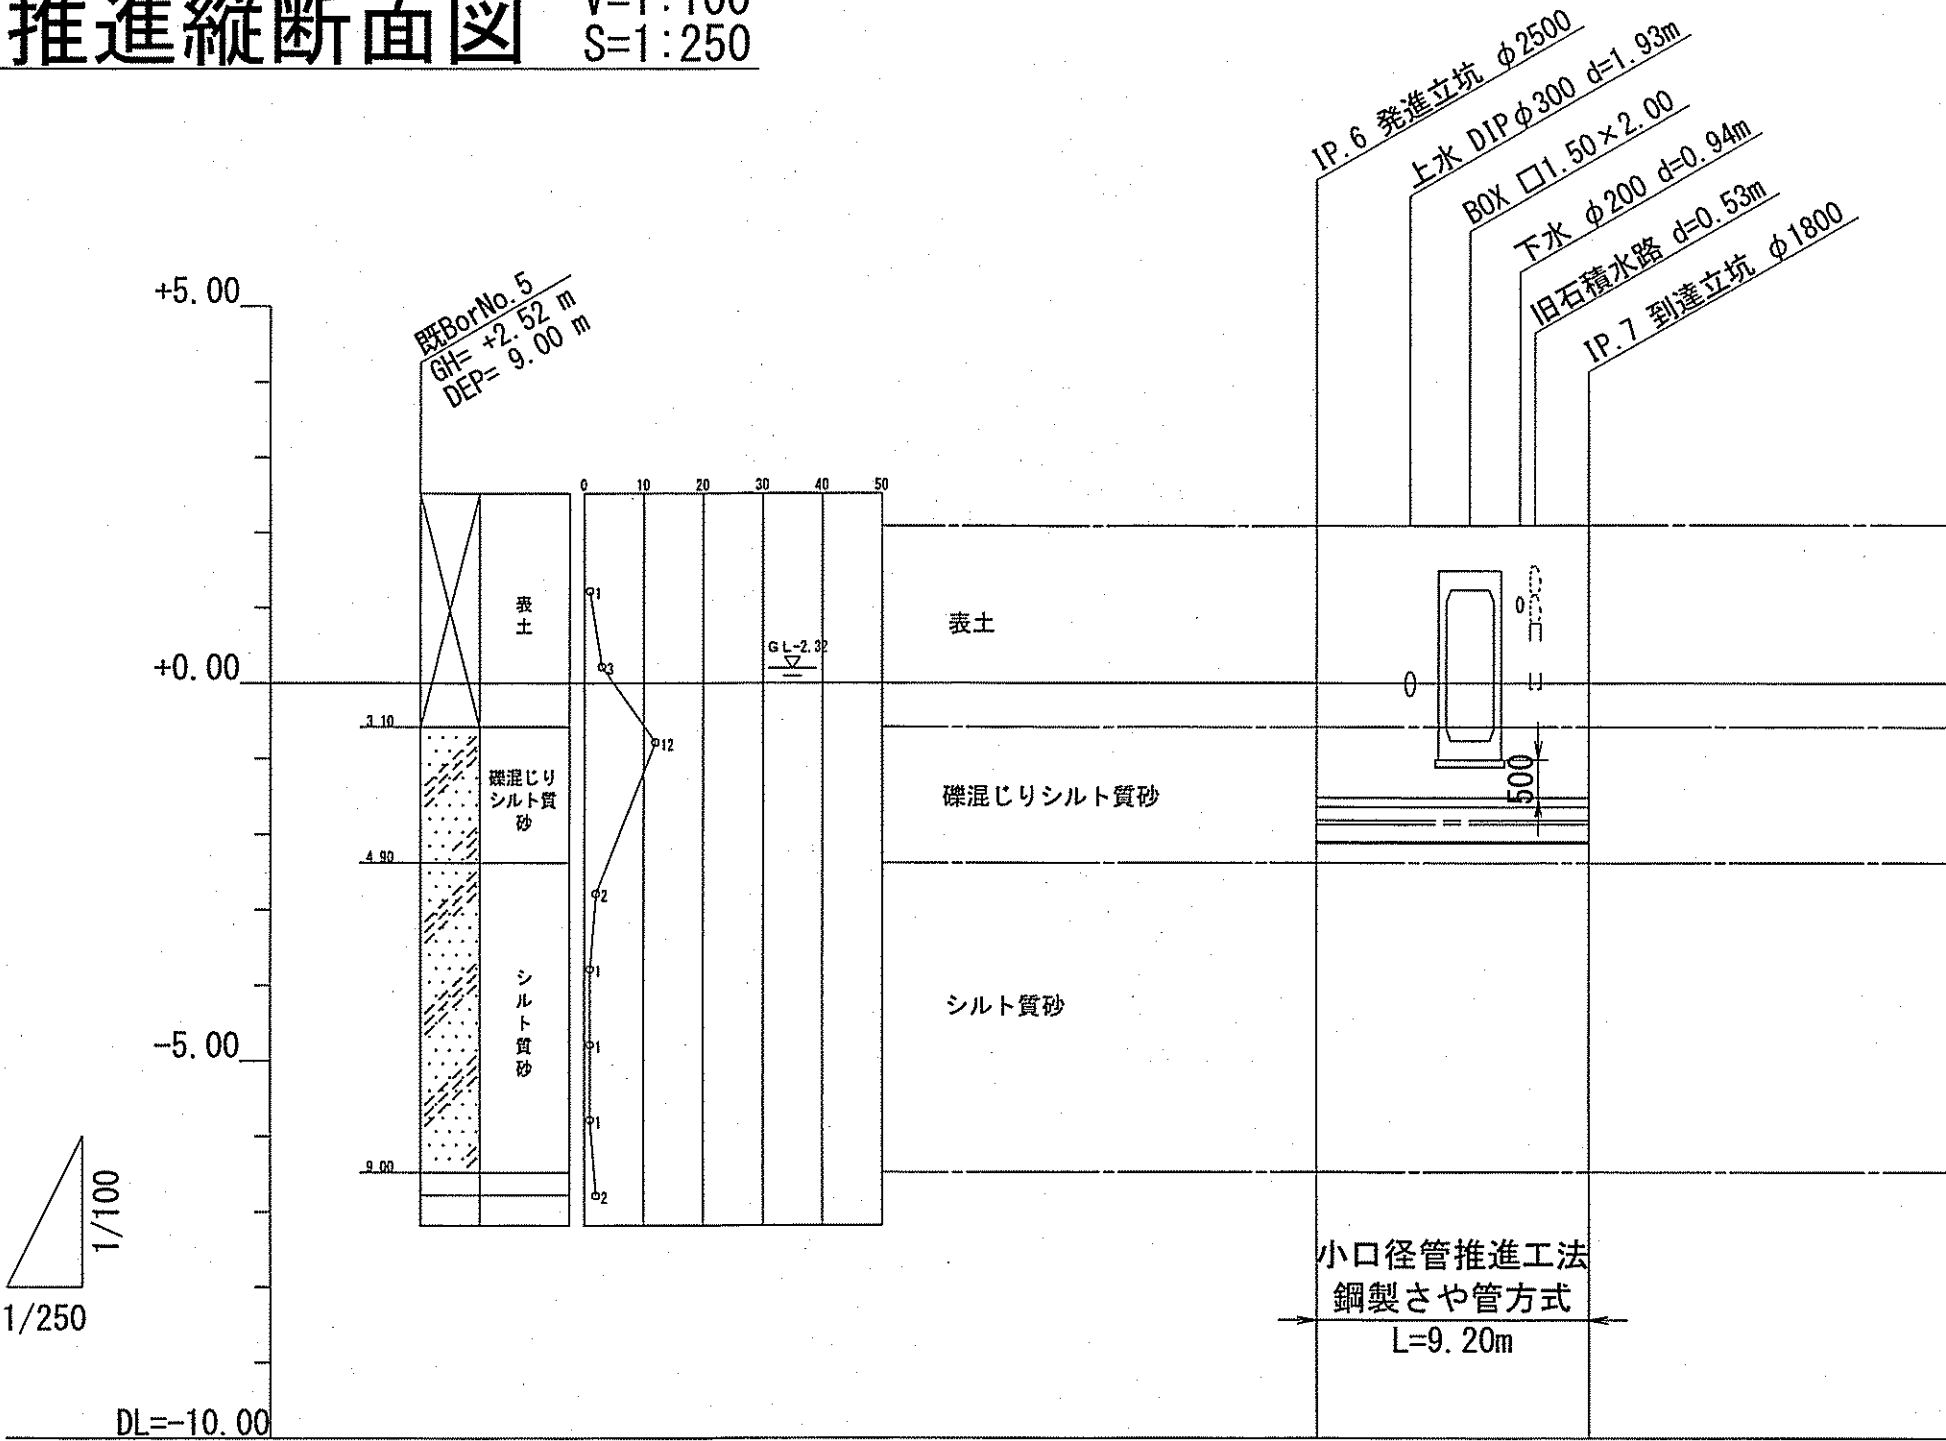


管 径	PN形DIPφ400 (さや管 鋼管SPφ600)	
勾 配	LEVEL	
掘削深		
土被り	(3.601) 3.740	(3.611) 3.750 ※ () 内の数値はさや管 (鋼管SPφ600) の値を示す。
管中心高	(-1.816) -1.865	(-1.816) -1.865 ※ () 内の数値はさや管 (鋼管SPφ600) の値を示す。
地盤高	2.09	2.10
追加距離	0.000	9.200
単距離	0.000	9.200
測 点	IP.6	IP.7


課 長	課長補佐	係 長	調 査	設 計
高木	星澤	池澤	村上	熊澤
横浜・横浜東町 送水管布設替工事			令和7年度	
			図 番	6/11
推進平面図・推進縦断面図			縮 尺	図示
高知市上下水道局水道整備課				

推進工図 S=1:50


平面图

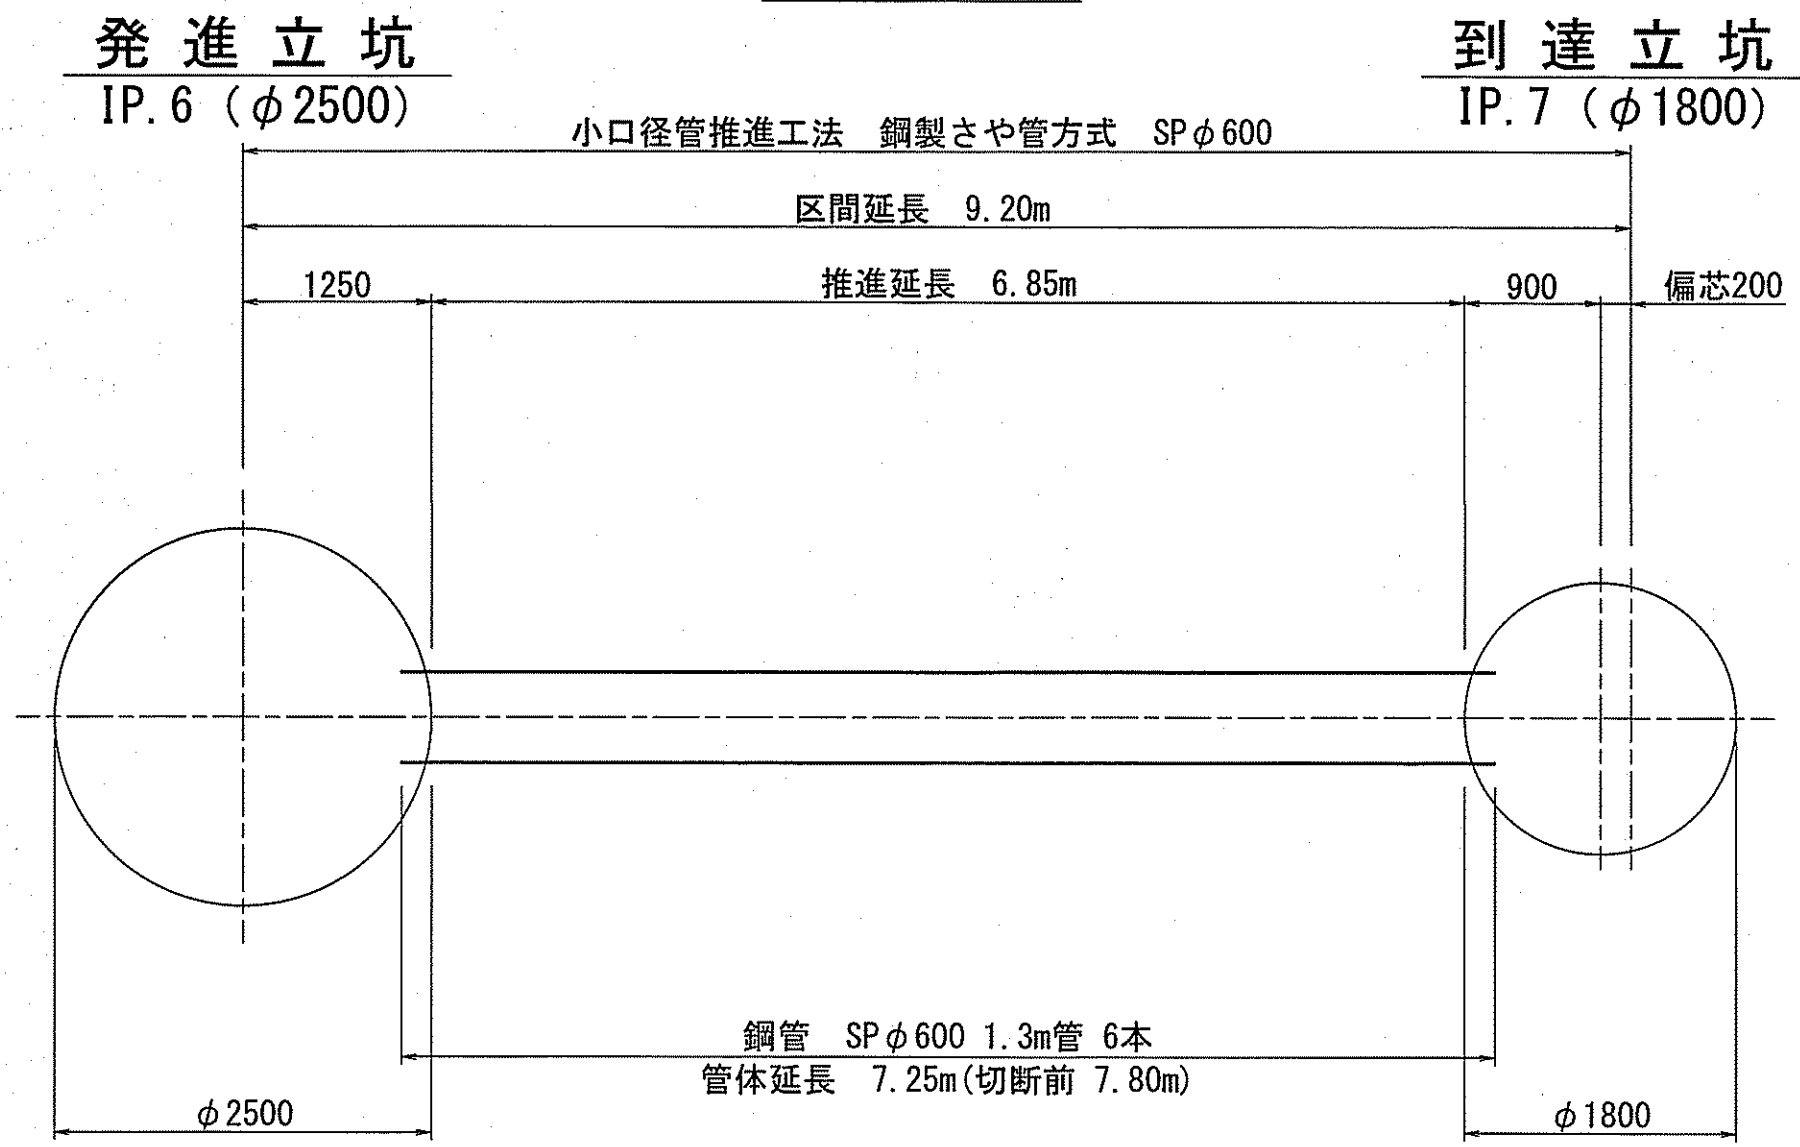

断面図

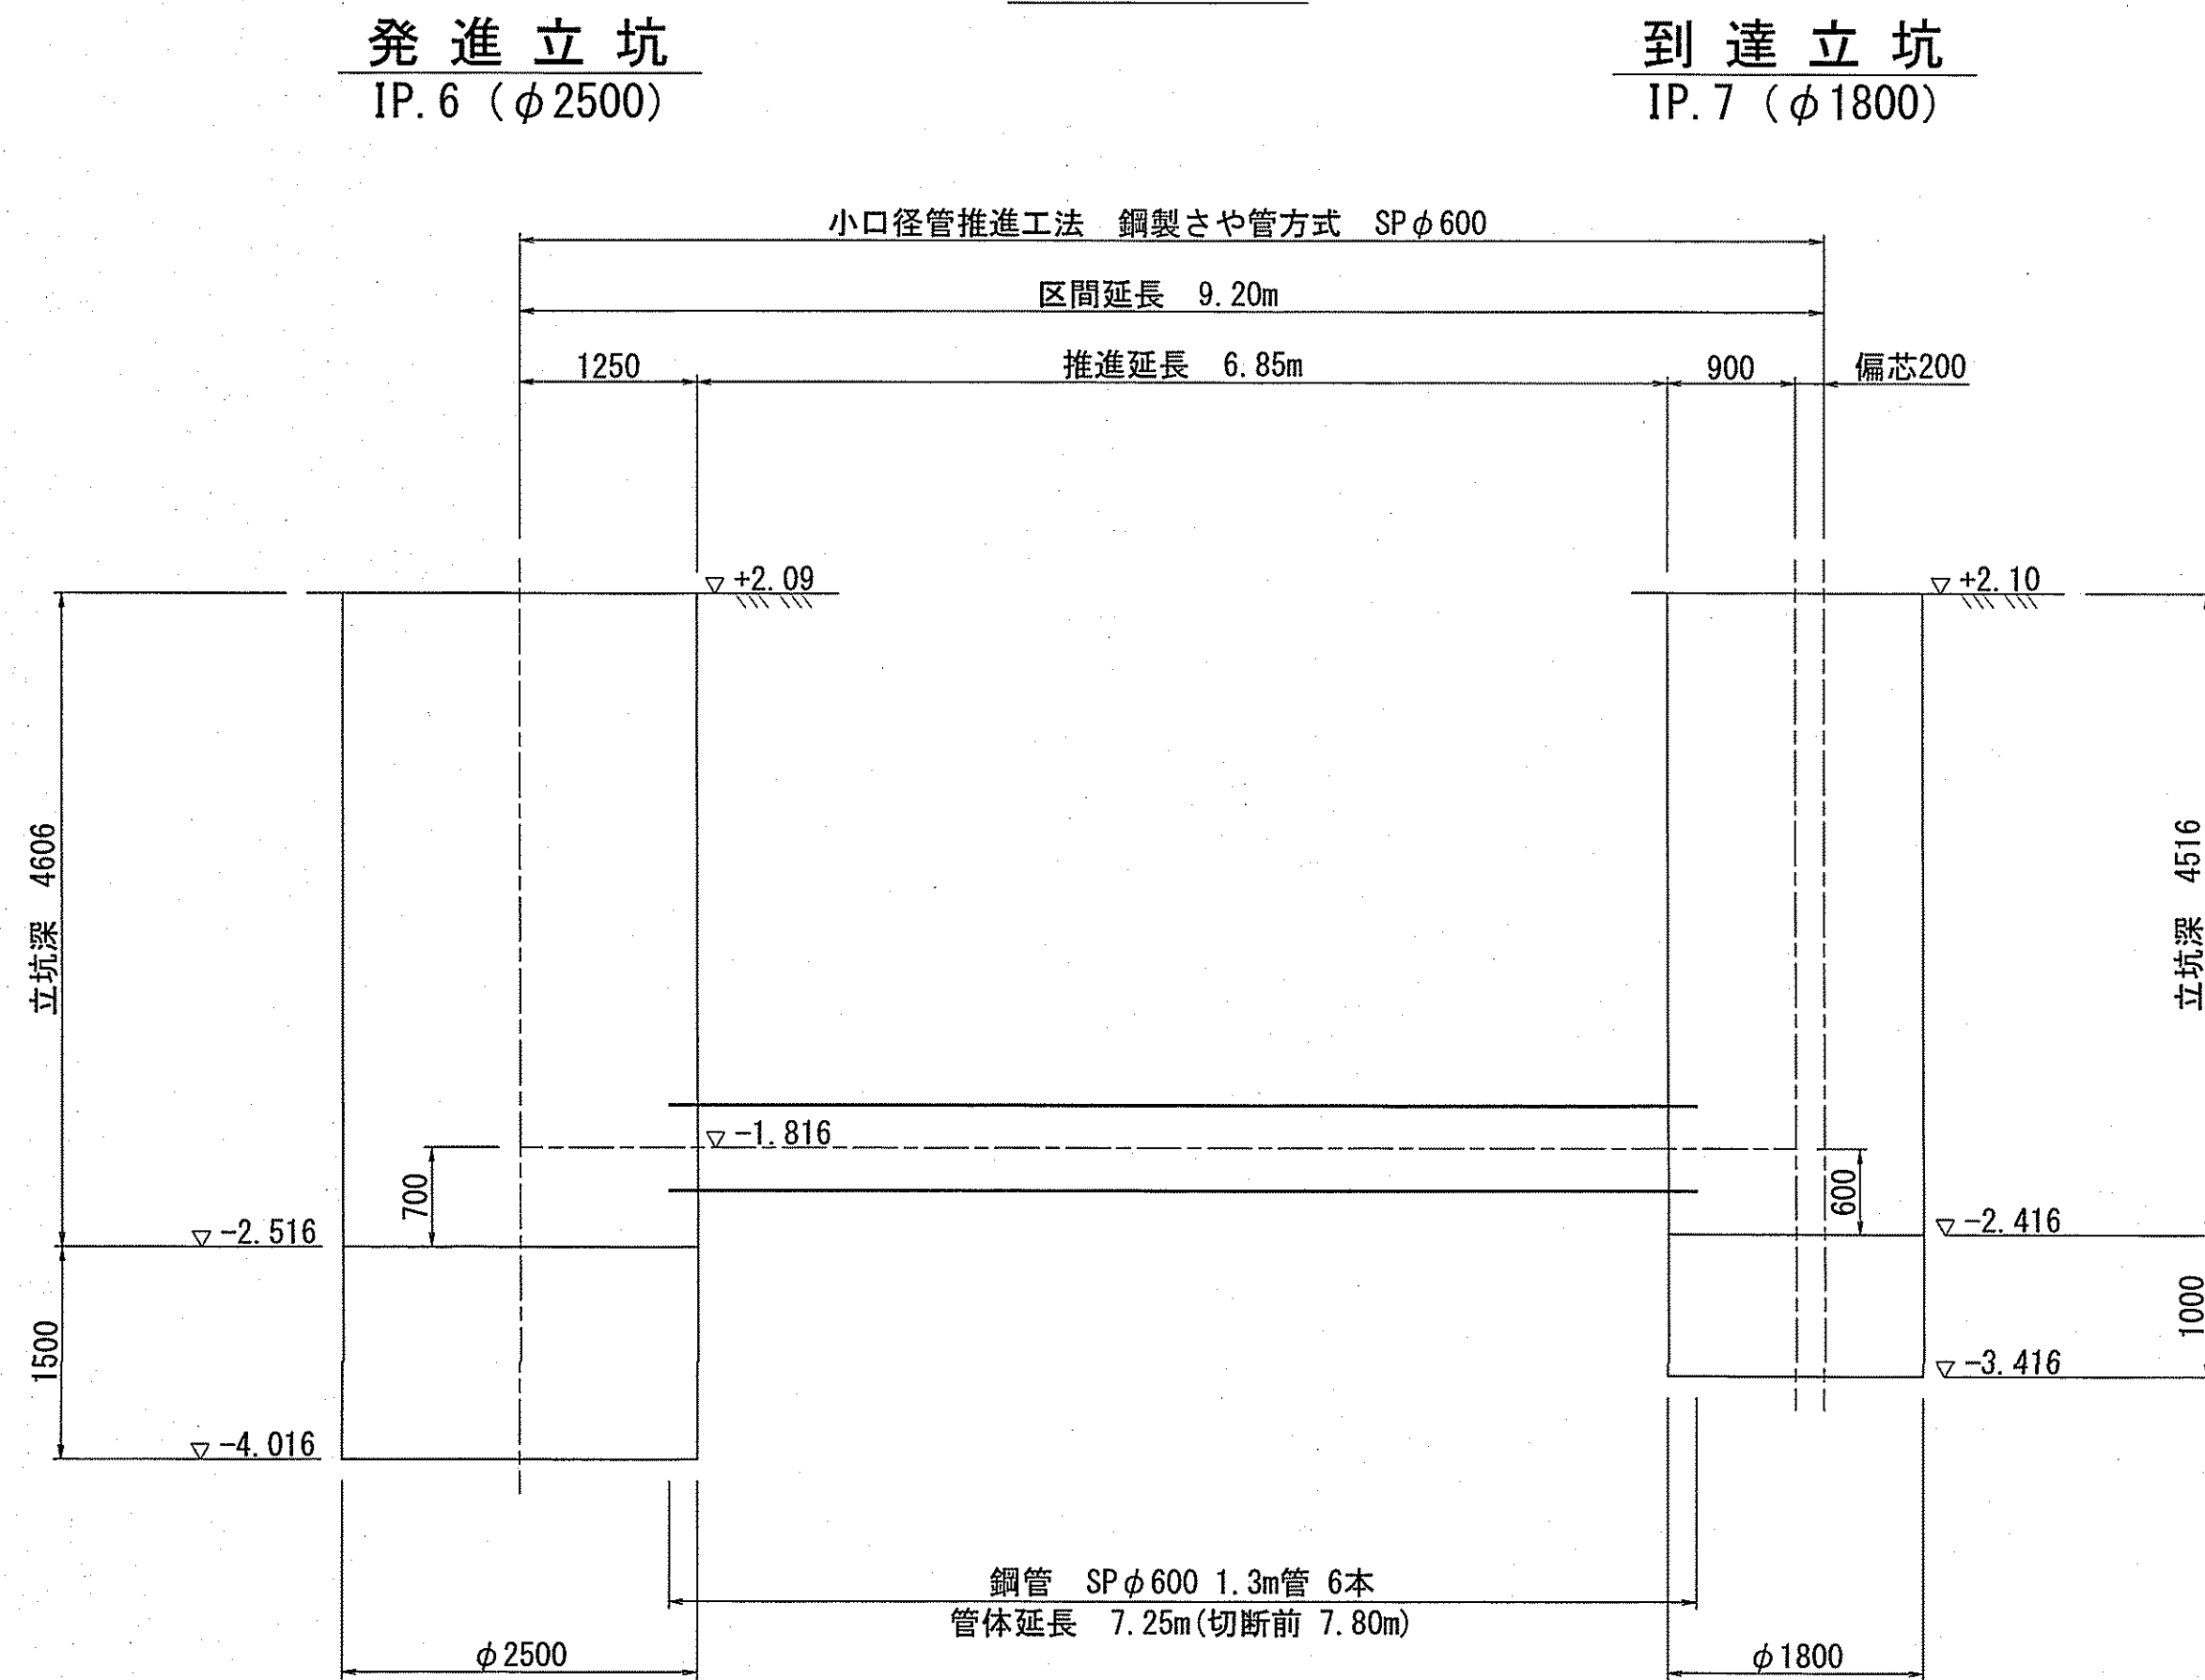

推進管構造図 S=1:10
PN形DIP ϕ 400

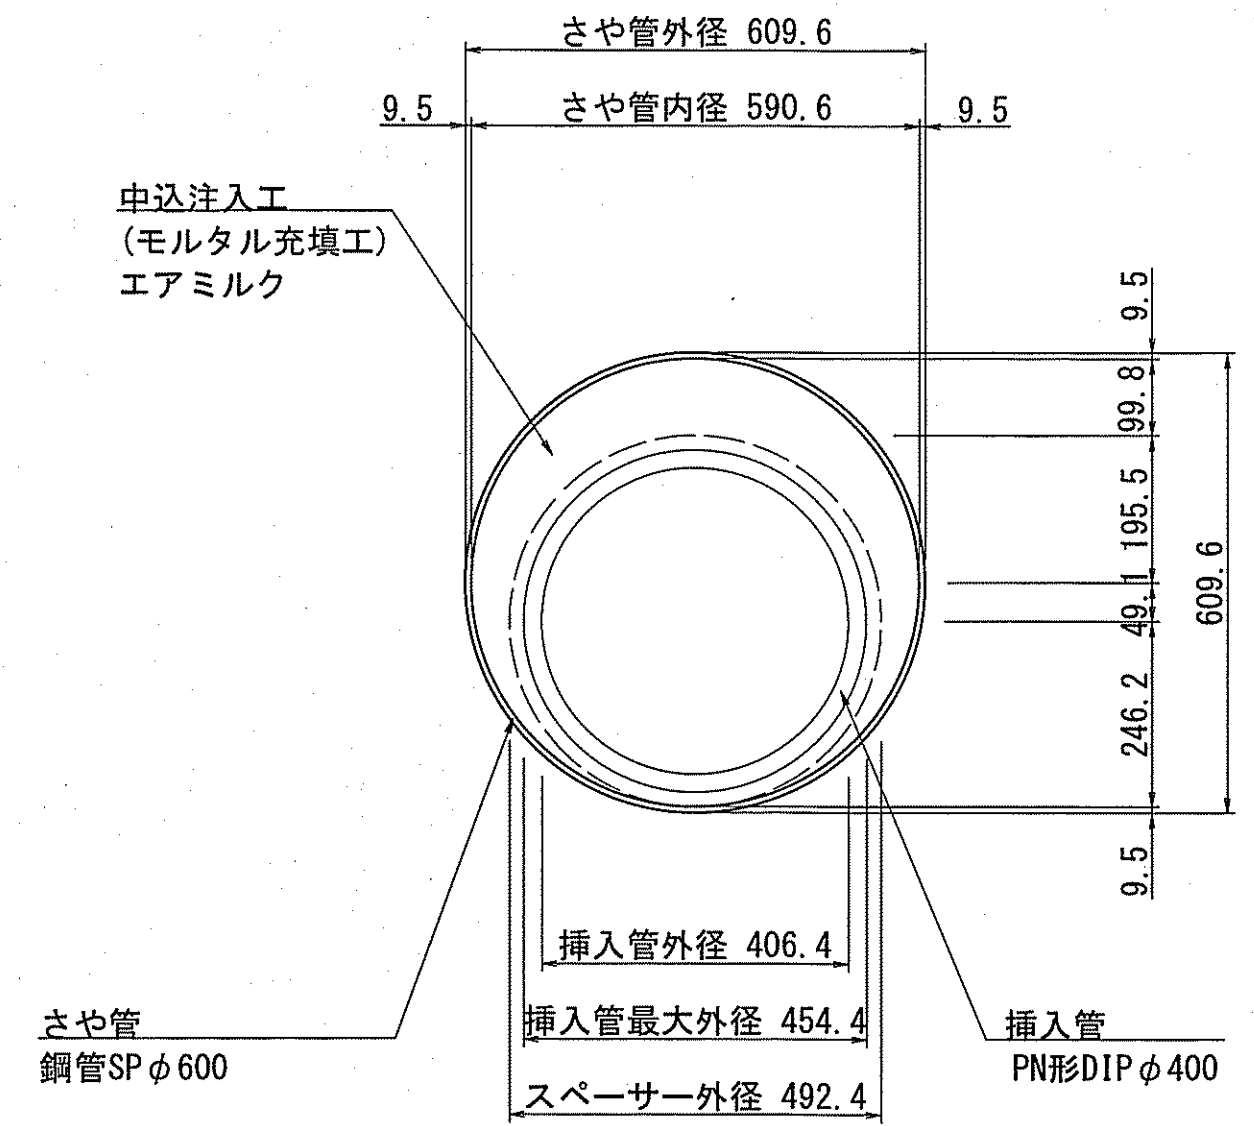


課 長	課長補佐	係 長	調 査	設 計
				
横浜・横浜東町 送水管布設替工事			令和7年度	
			図 番	7/11
				縮 尺
推進工図				
高知市上下水道局水道整備課				

立坑仮設図(1) S=1:50


IP.6 発進立坑

路面覆工図


平面図

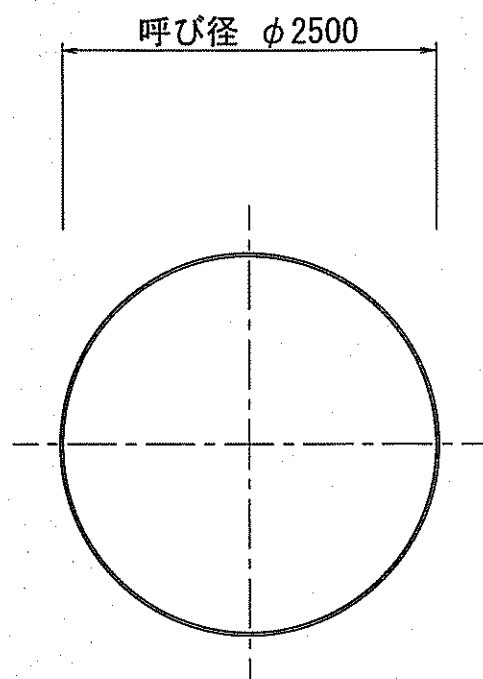


断面図
(ケーシング圧入完了)

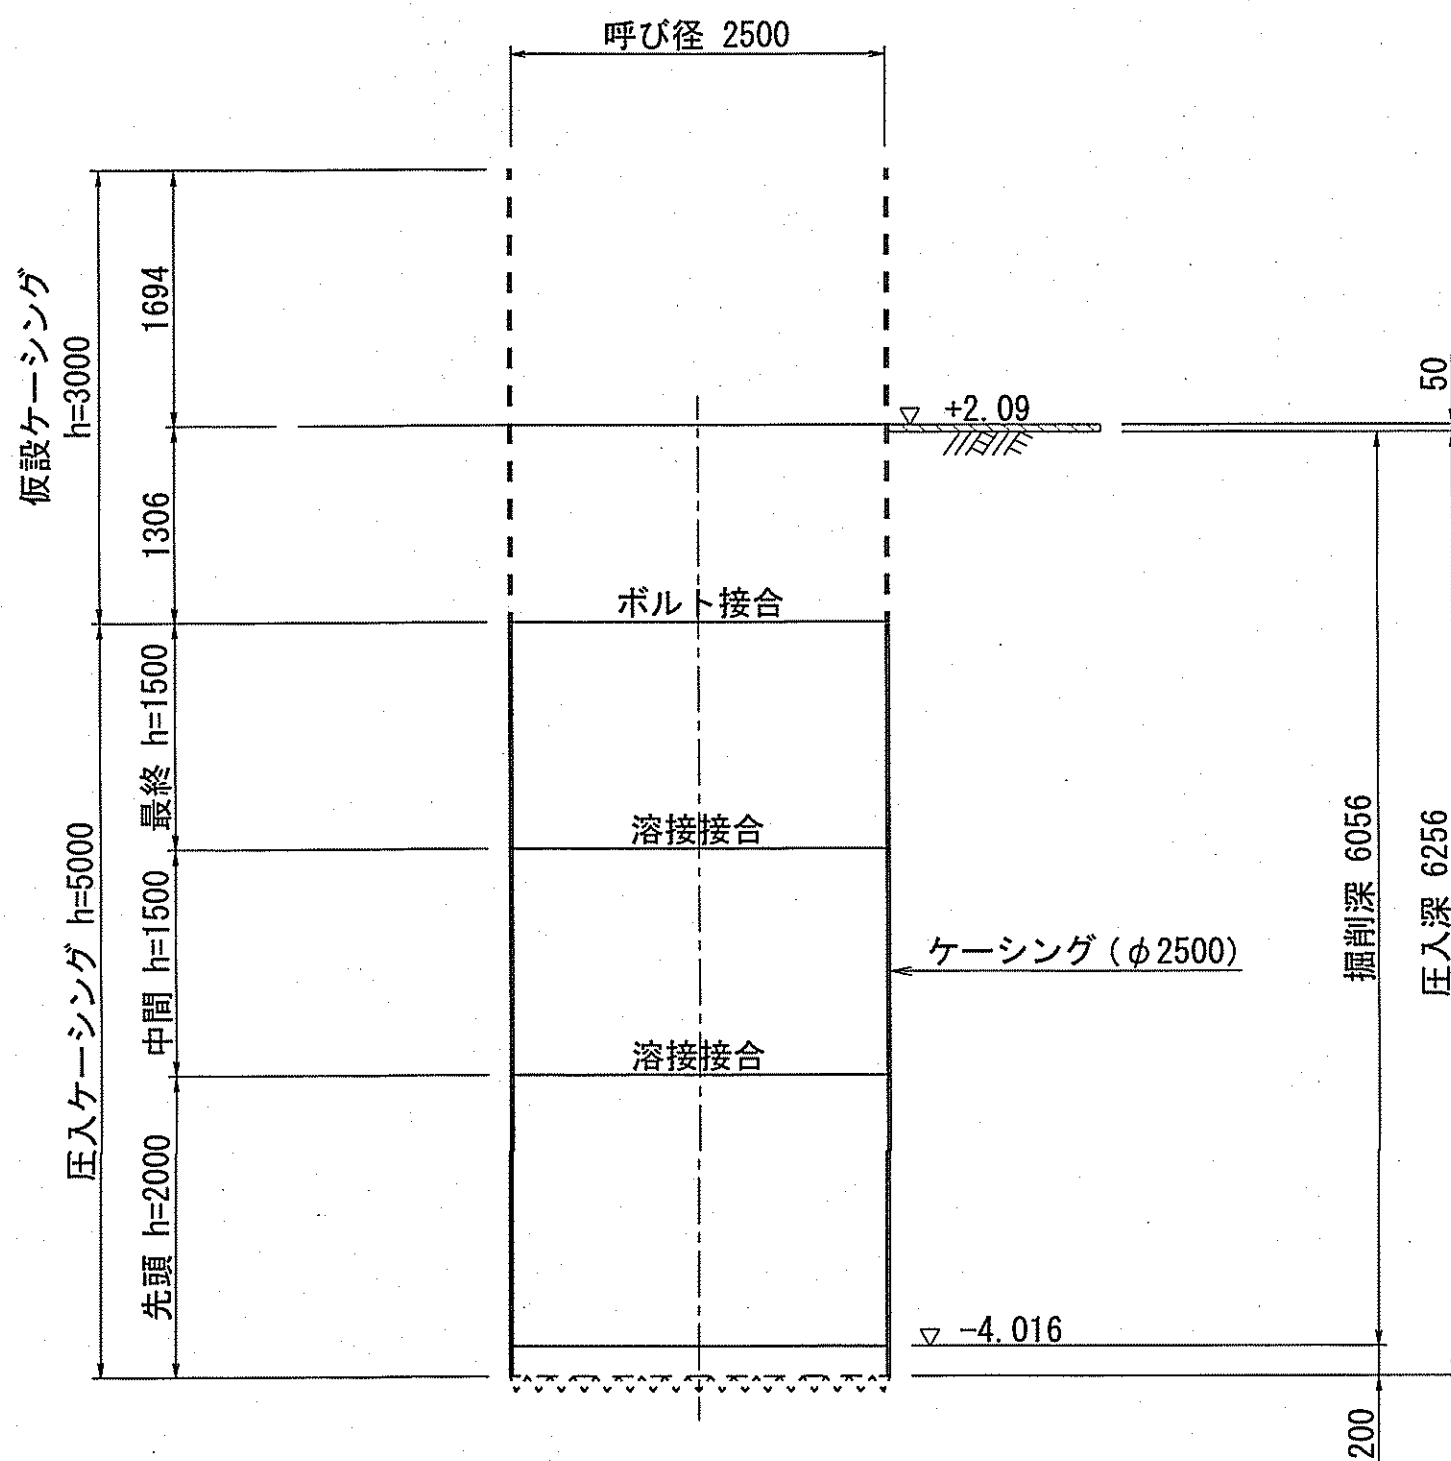



断面図
(立坑構築完了)

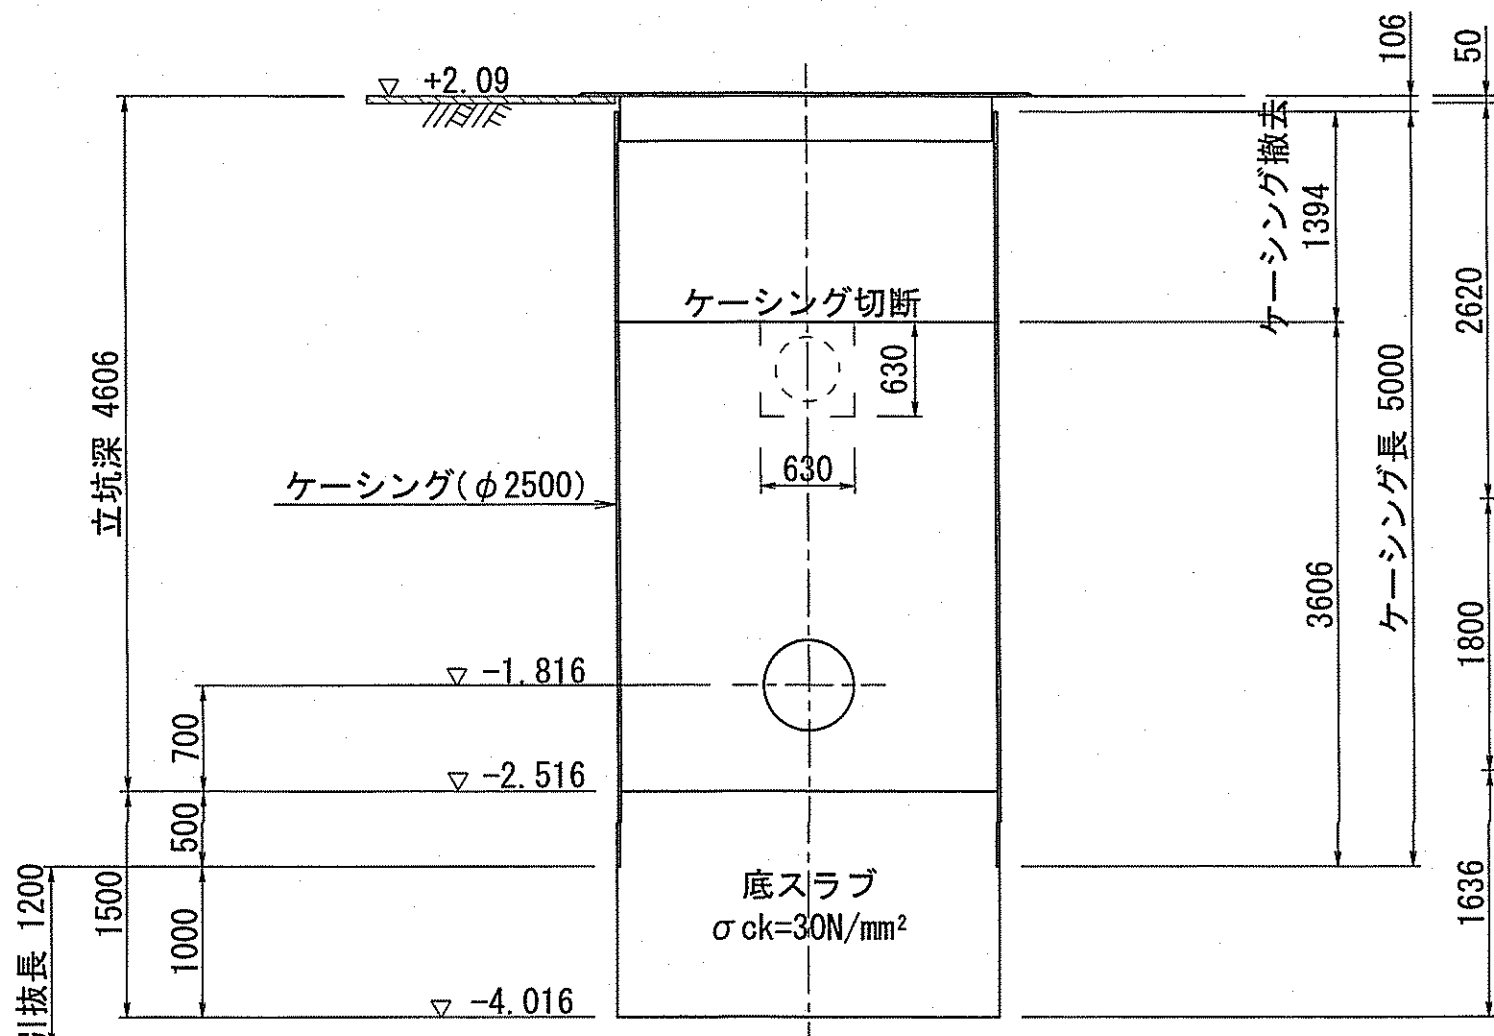

平面図

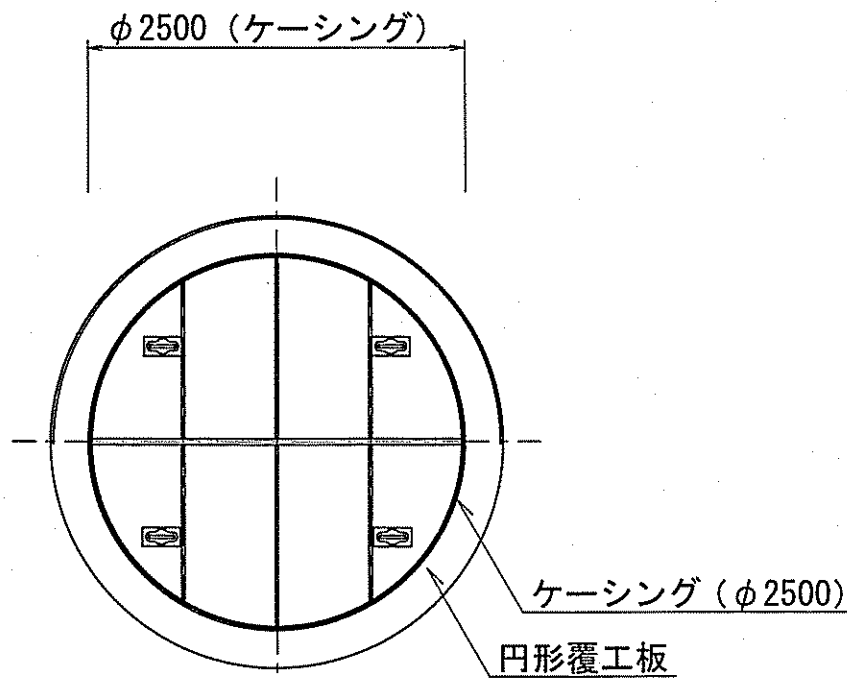

断面図

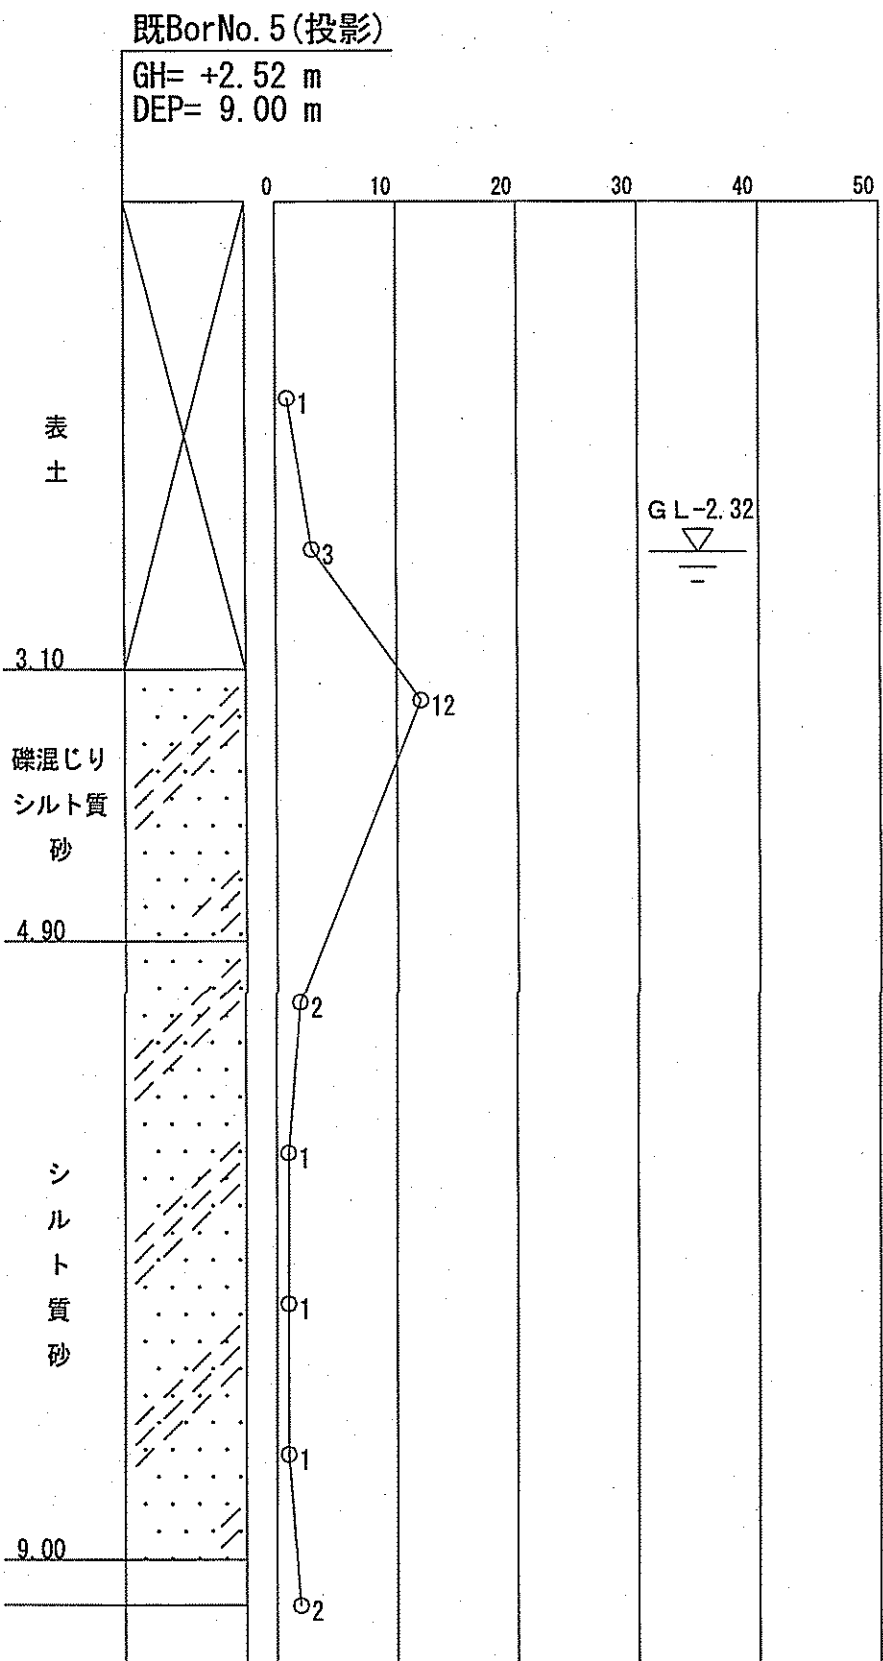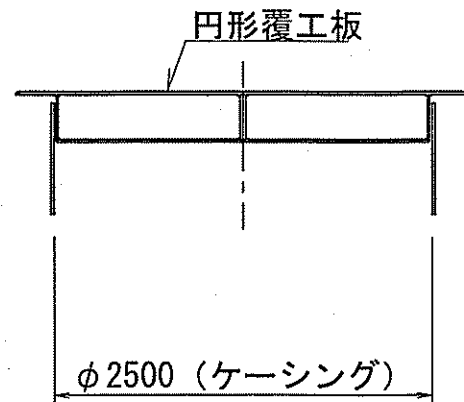


課長	課長補佐	係長	調査	設計
宇本	星澤	池澤	村上	熊澤
横浜・横浜東町 送水管布設替工事			令和7年度 図番 8/11	図示
立坑仮設図(1)			縮尺	
高崎市上下水道局水道整備課				

立坑仮設図(2) S=1:50


IP.7 到達立坑

路面覆工図


平面図

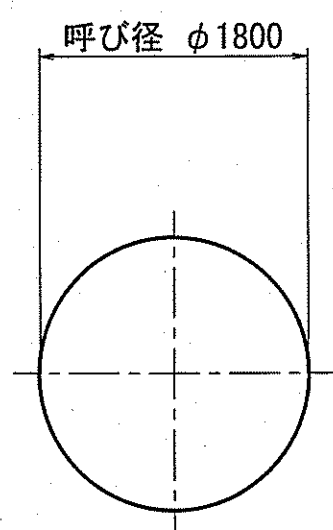


断面図
(ケーシング圧入完了)

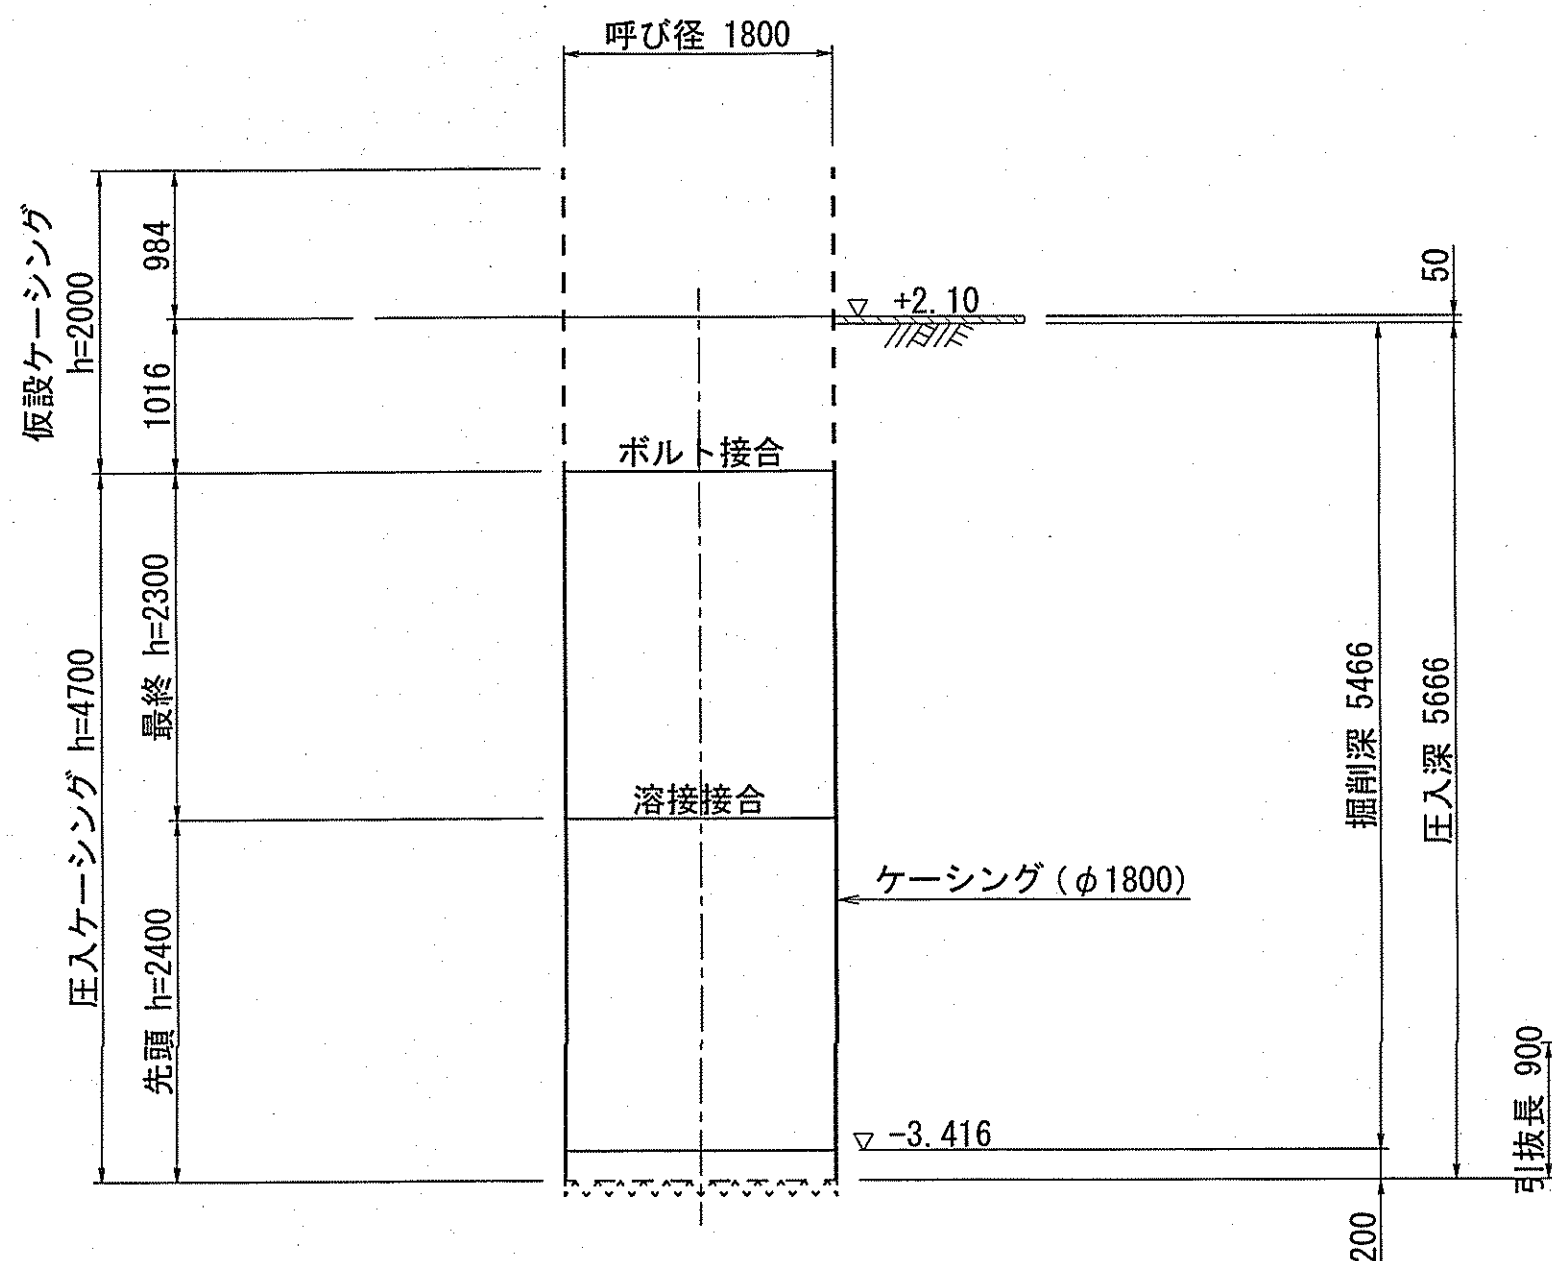



断面図
(立坑構築完了)

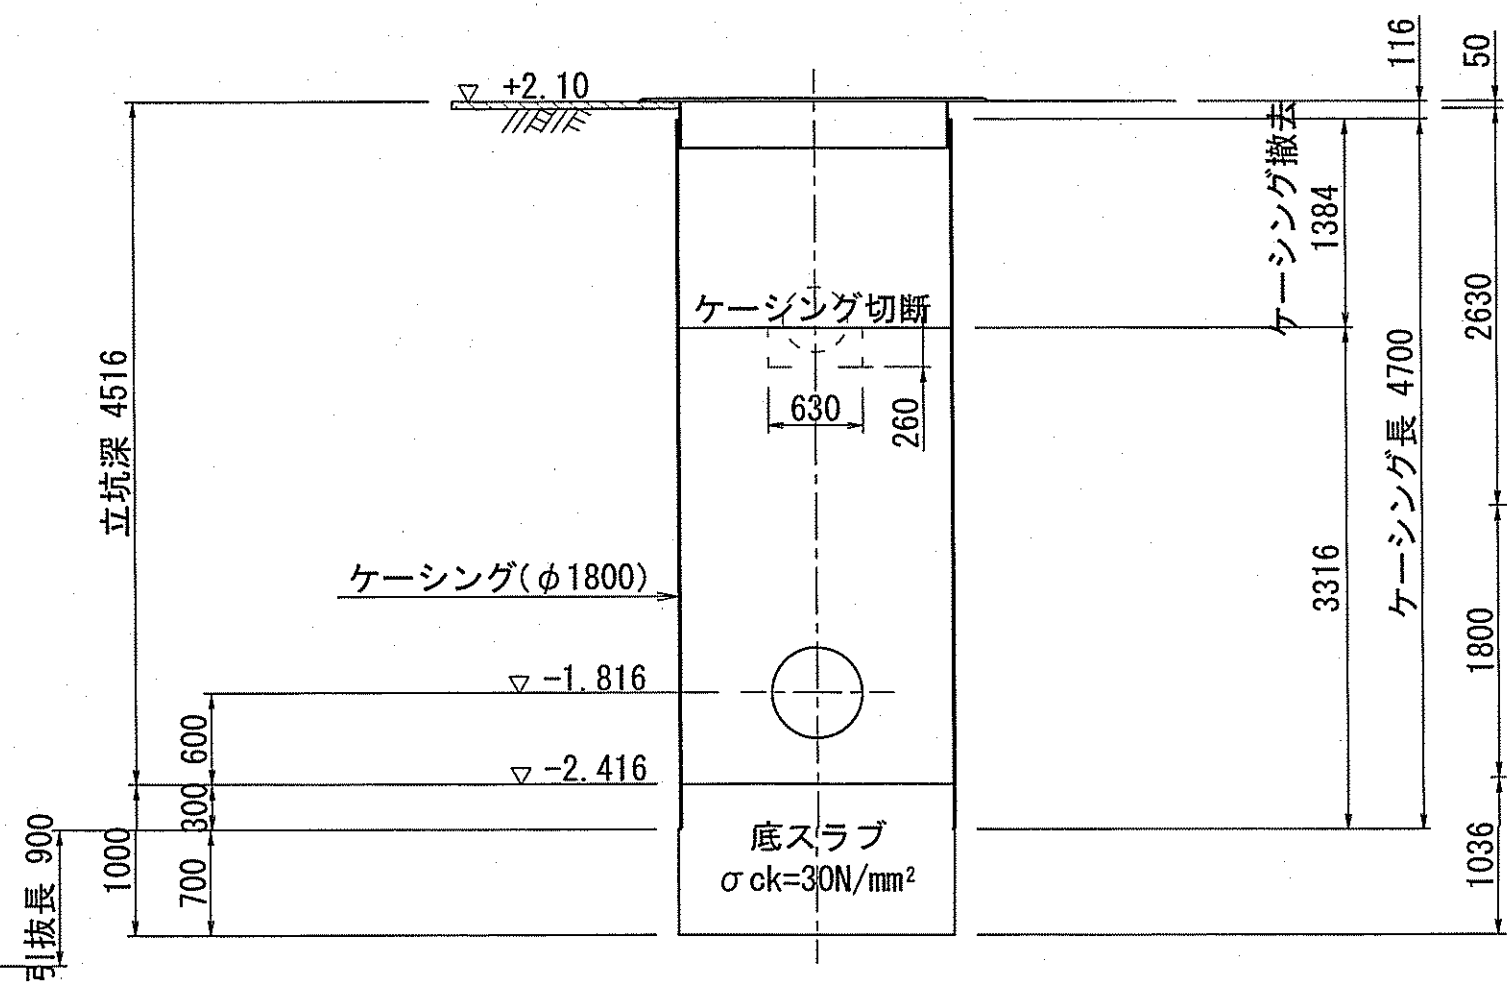

平面図

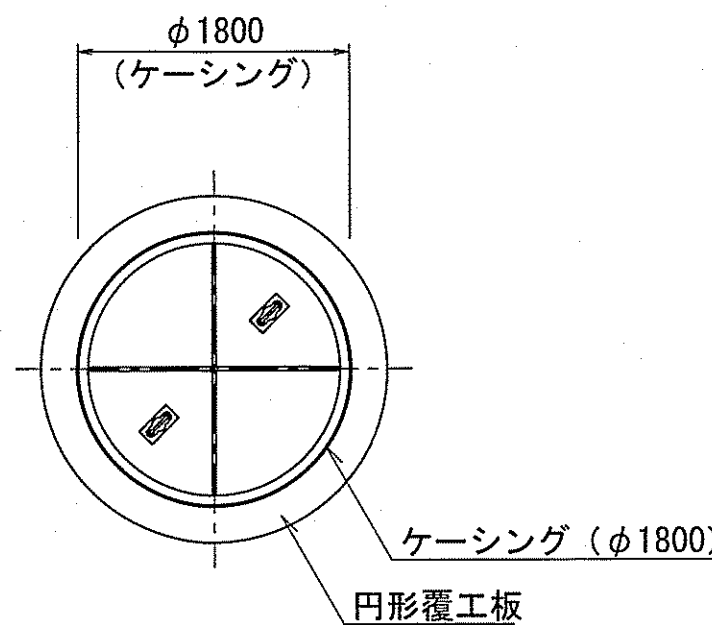


断面図

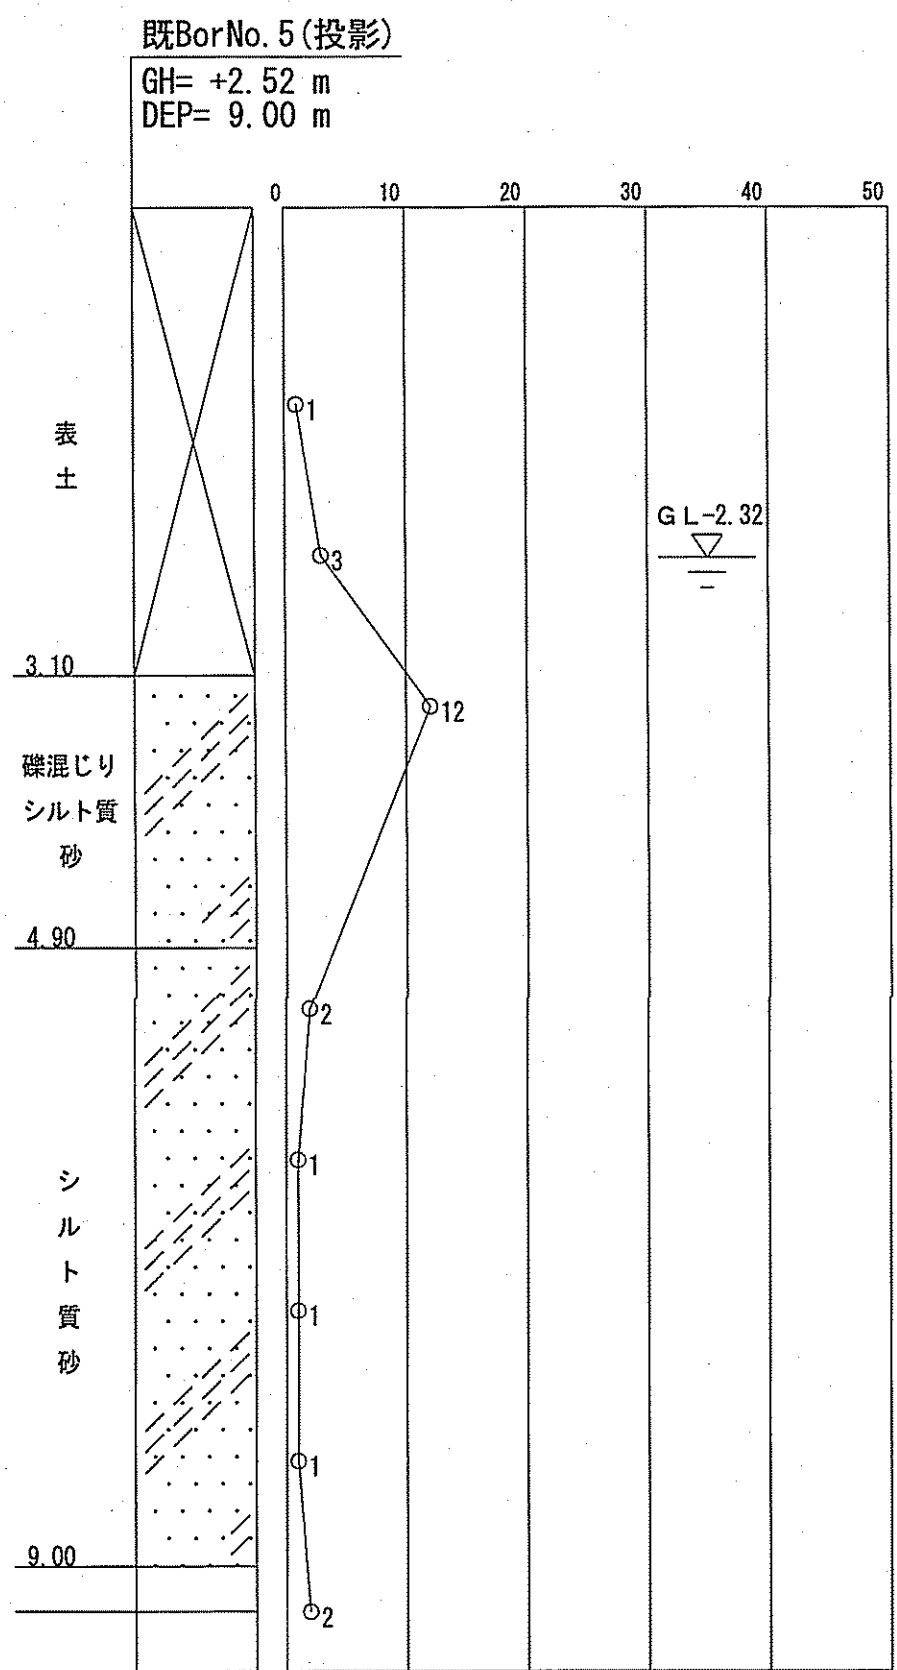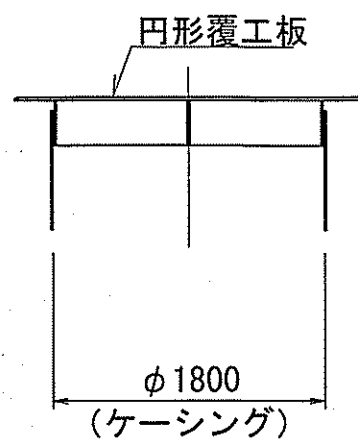




課長	課長補佐	係長	調査	設計
宮本	星澤	池澤	村上	熊澤
横浜・横浜東町 送水管布設替工事			令和7年度 図番 9/11	図示
立坑仮設図(2)				
高知市上下水道局水道整備課				

薬液注入工図 S=1:50

発進立坑坑口部
(IP. 6)

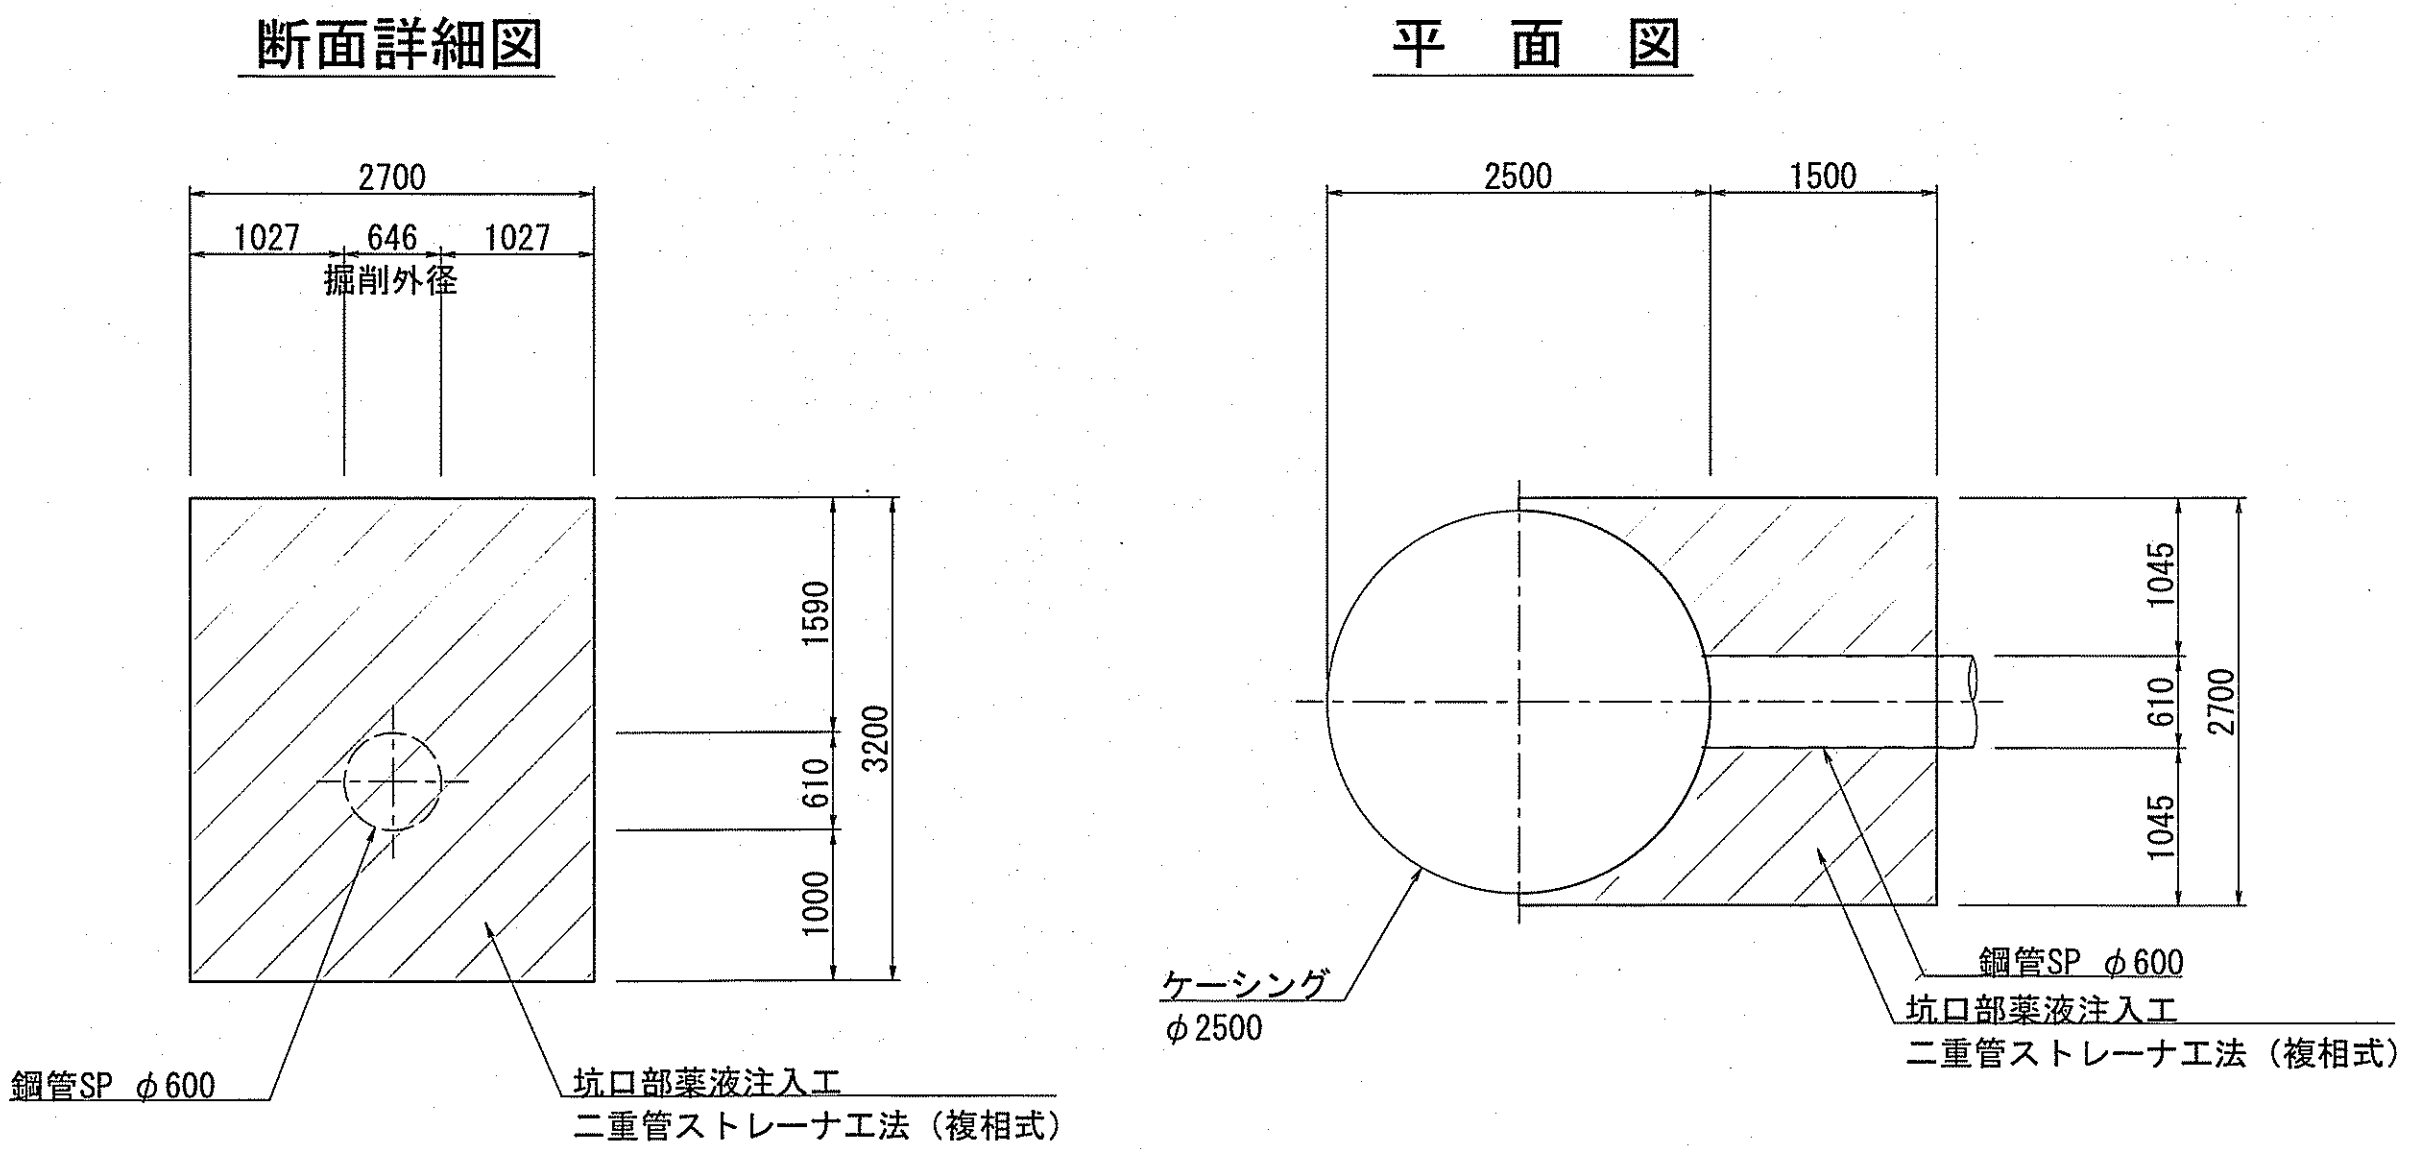

到達立坑坑口部
(IP. 7)

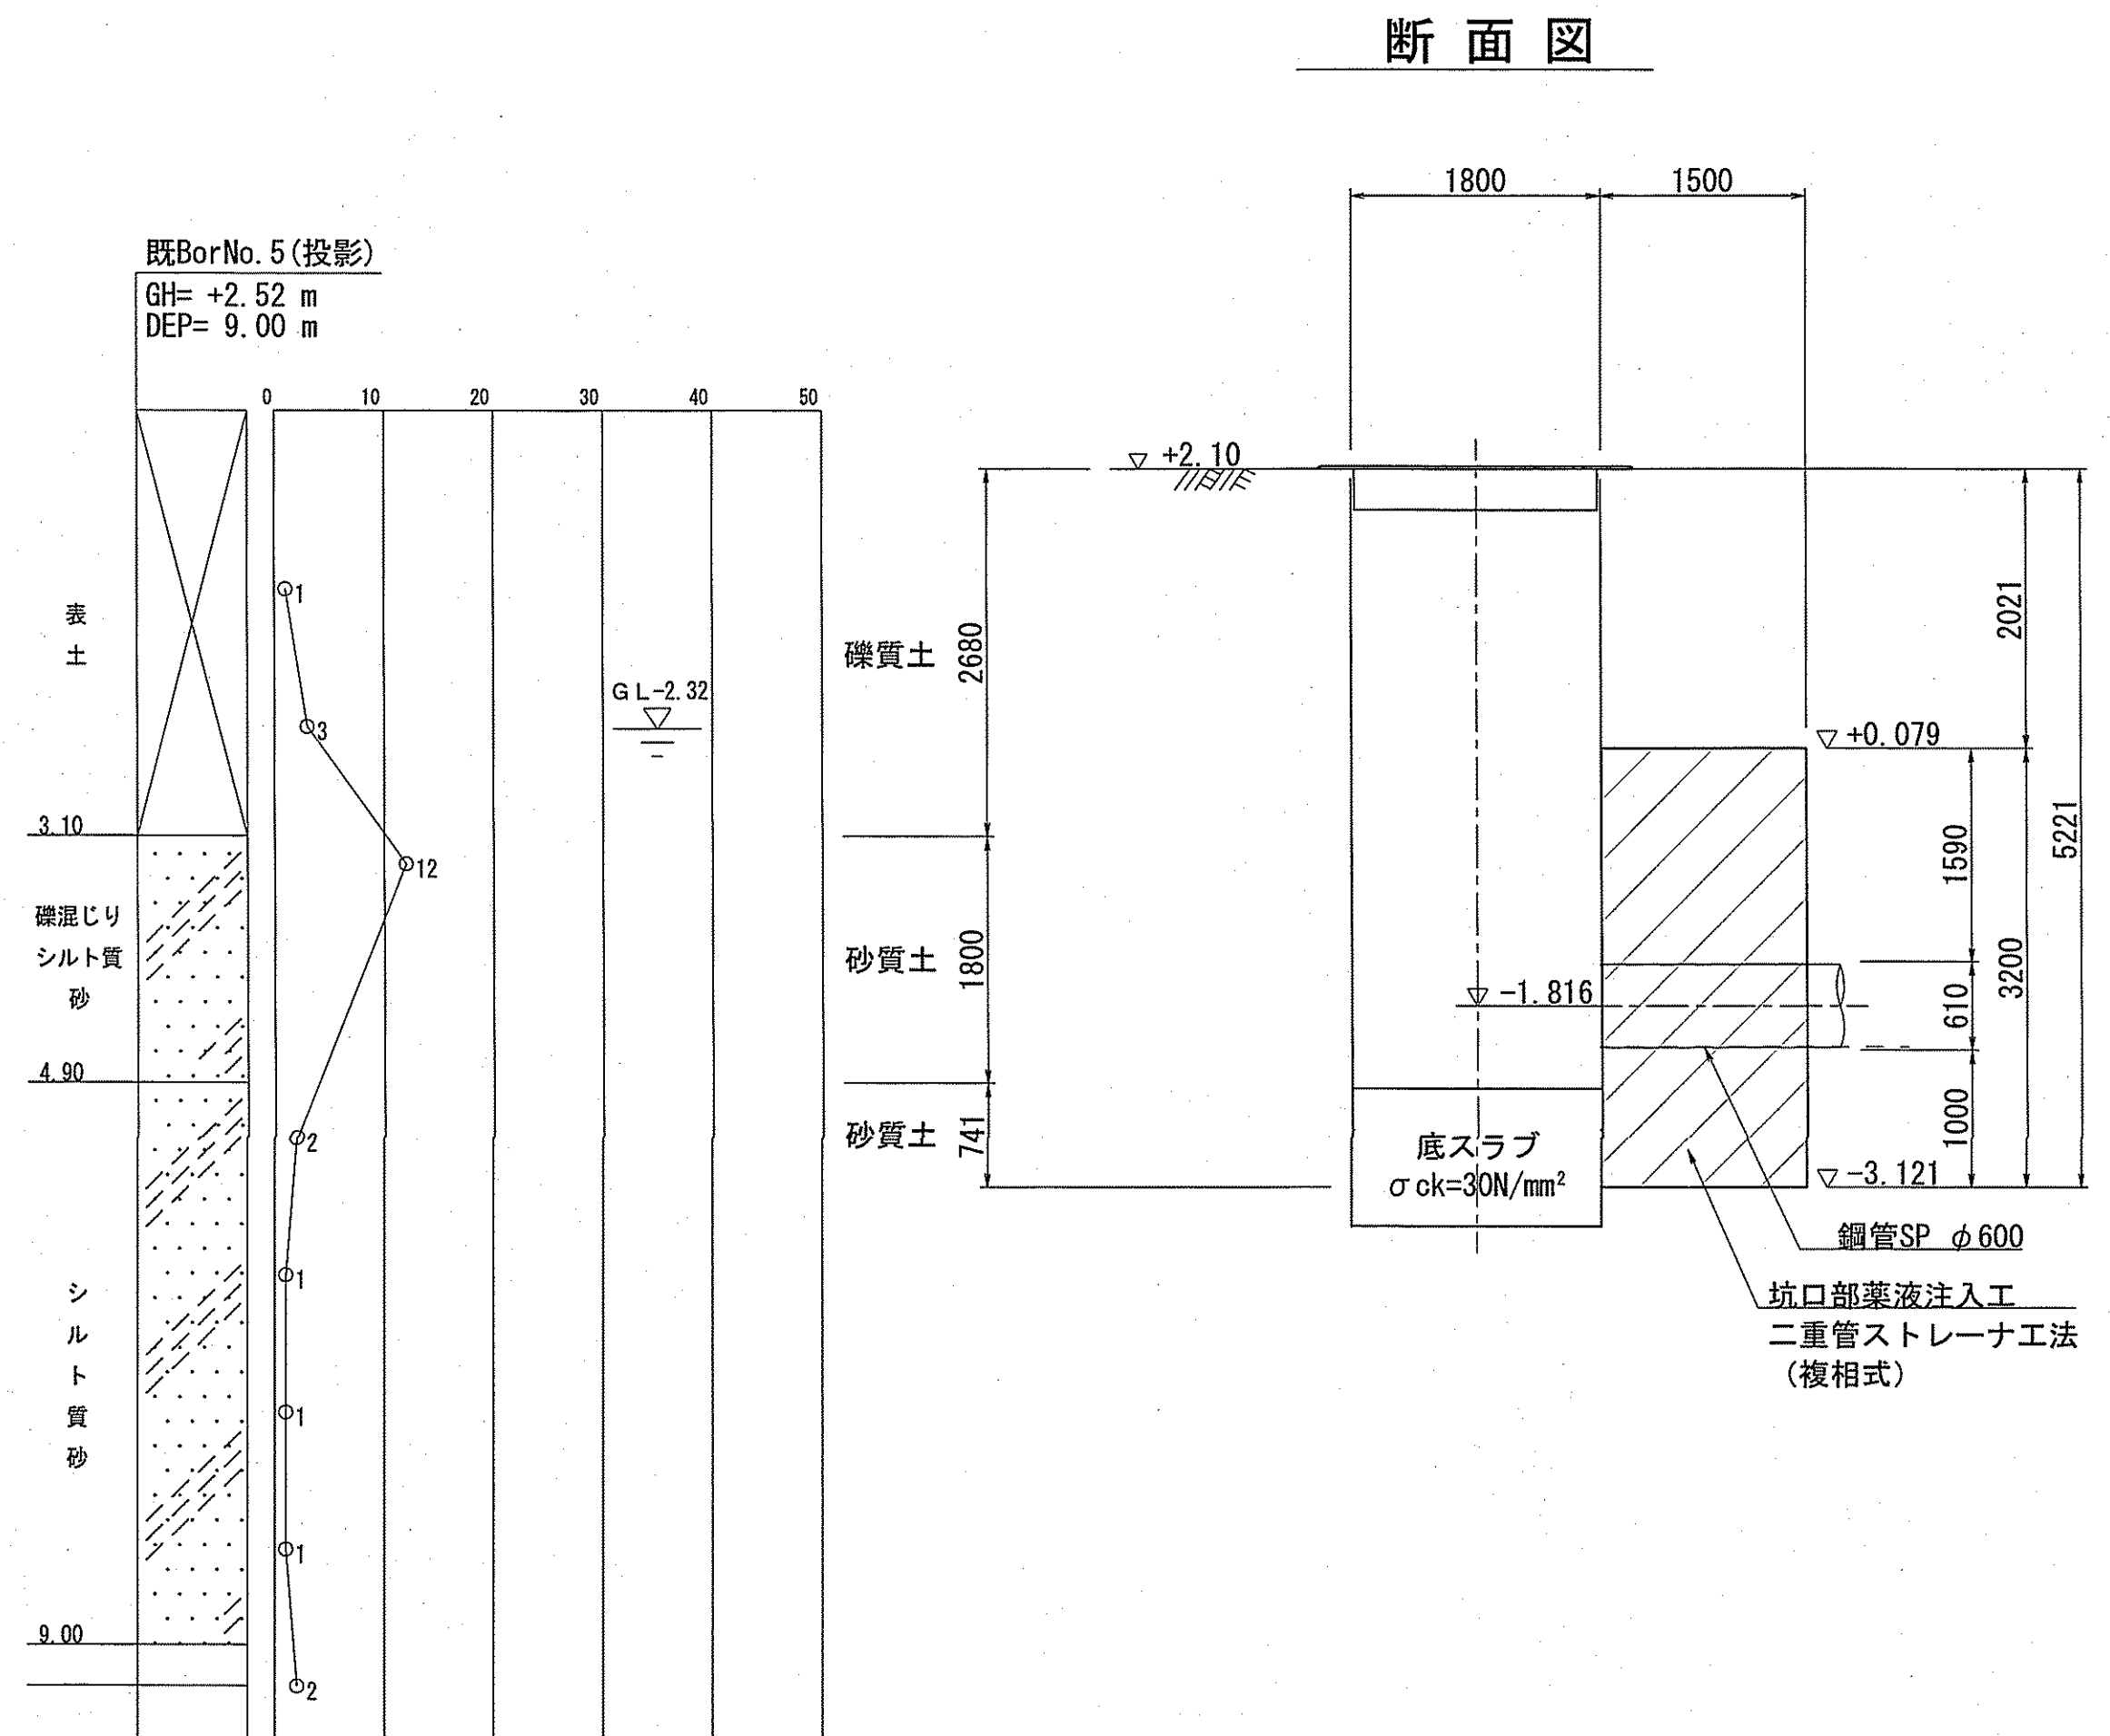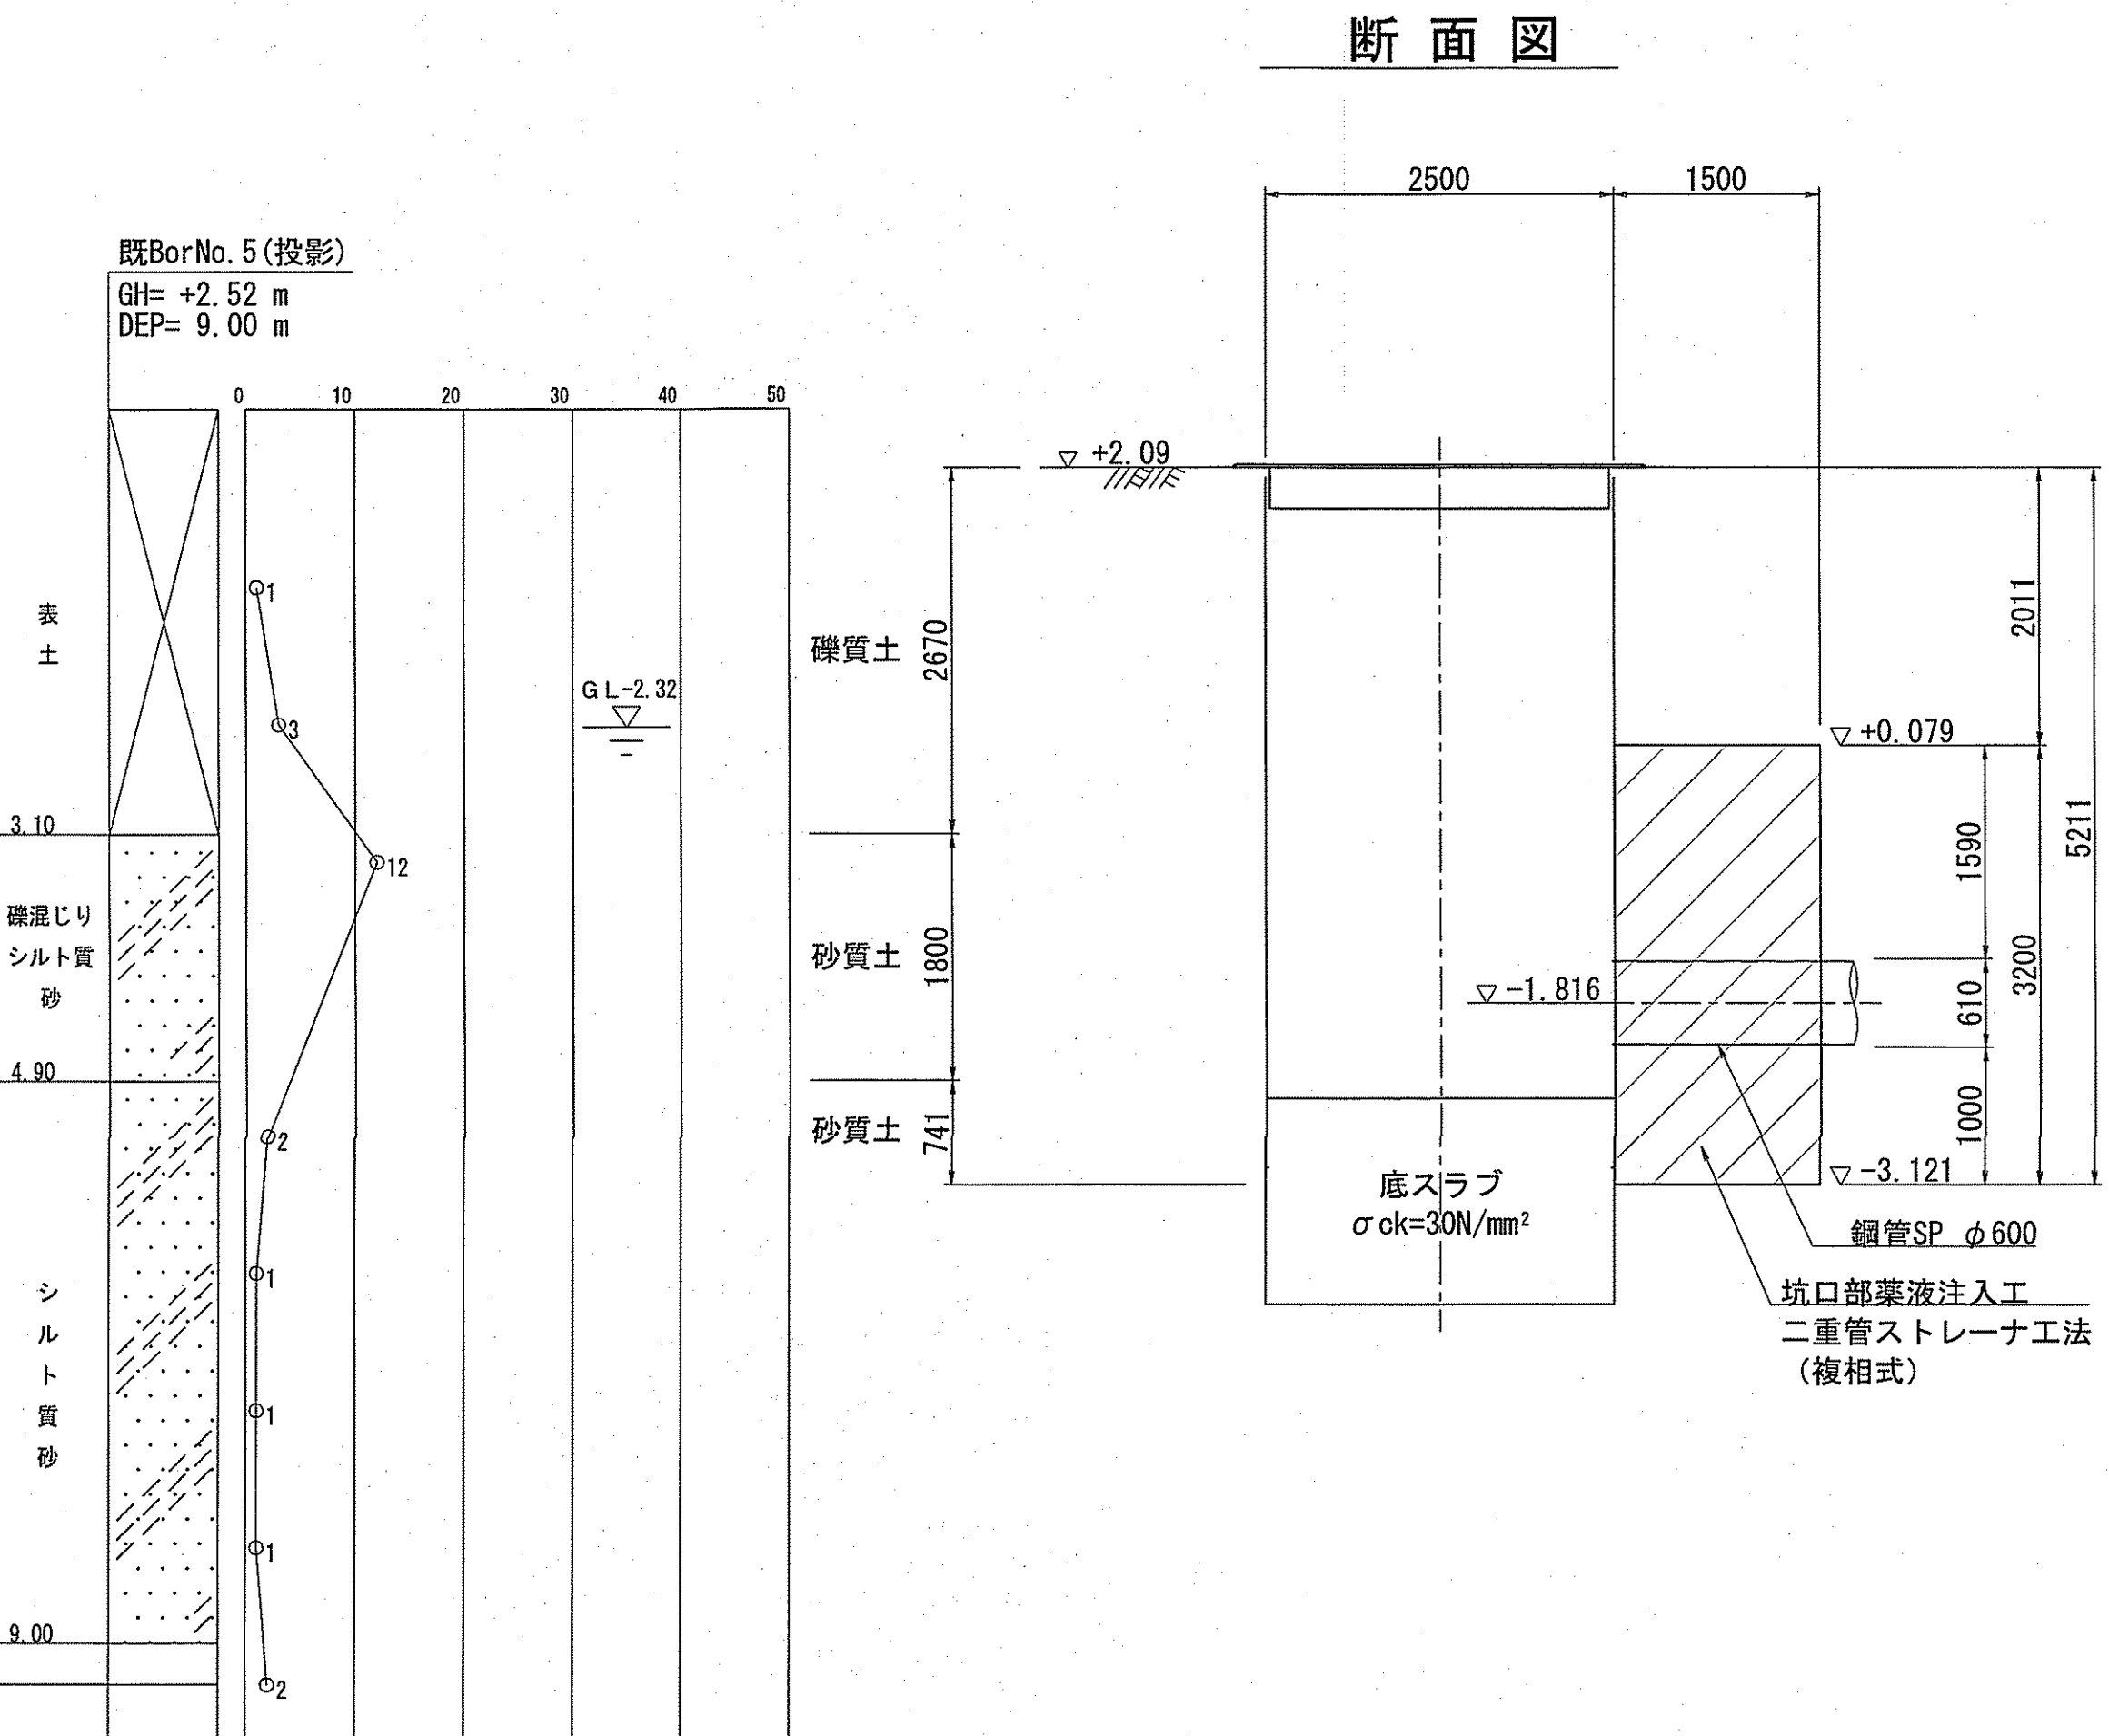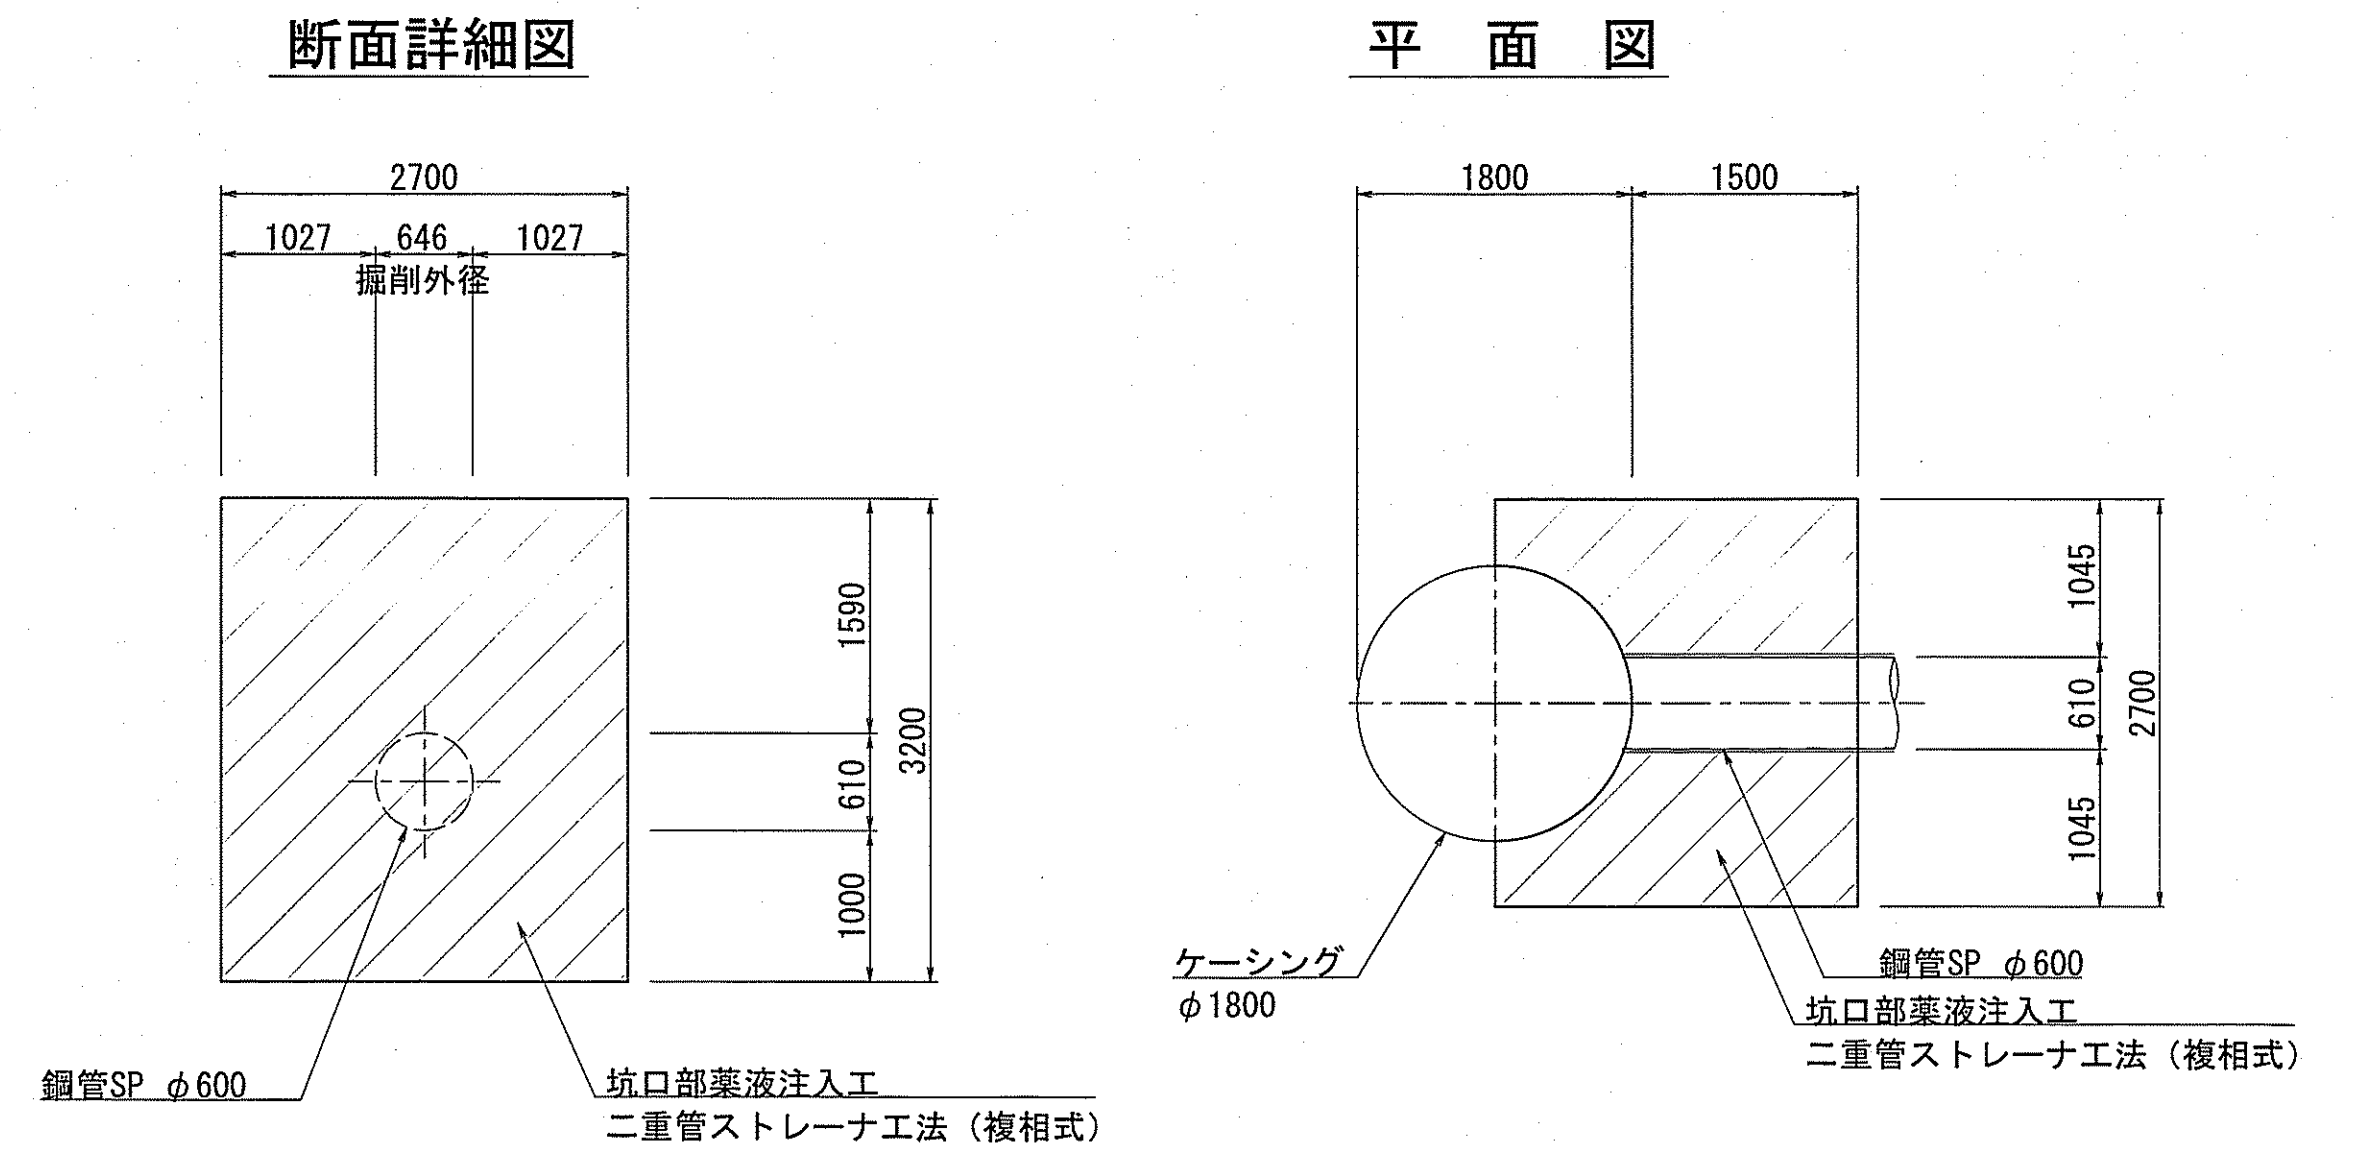


課 長	課長補佐	係 長	調 査	設 計
田 本	田 澤	池 澤	村 上	熊 澤
横浜・横浜東町 送水管布設替工事			令和7年度 図 番 10/11	図 示
薬液注入工図				
高知市上下水道局水道整備課				

推進部配管詳細図 S=1:50

平面図

発進立坑
IP. 6 (φ2500)


到達立坑
IP. 7 (φ1800)

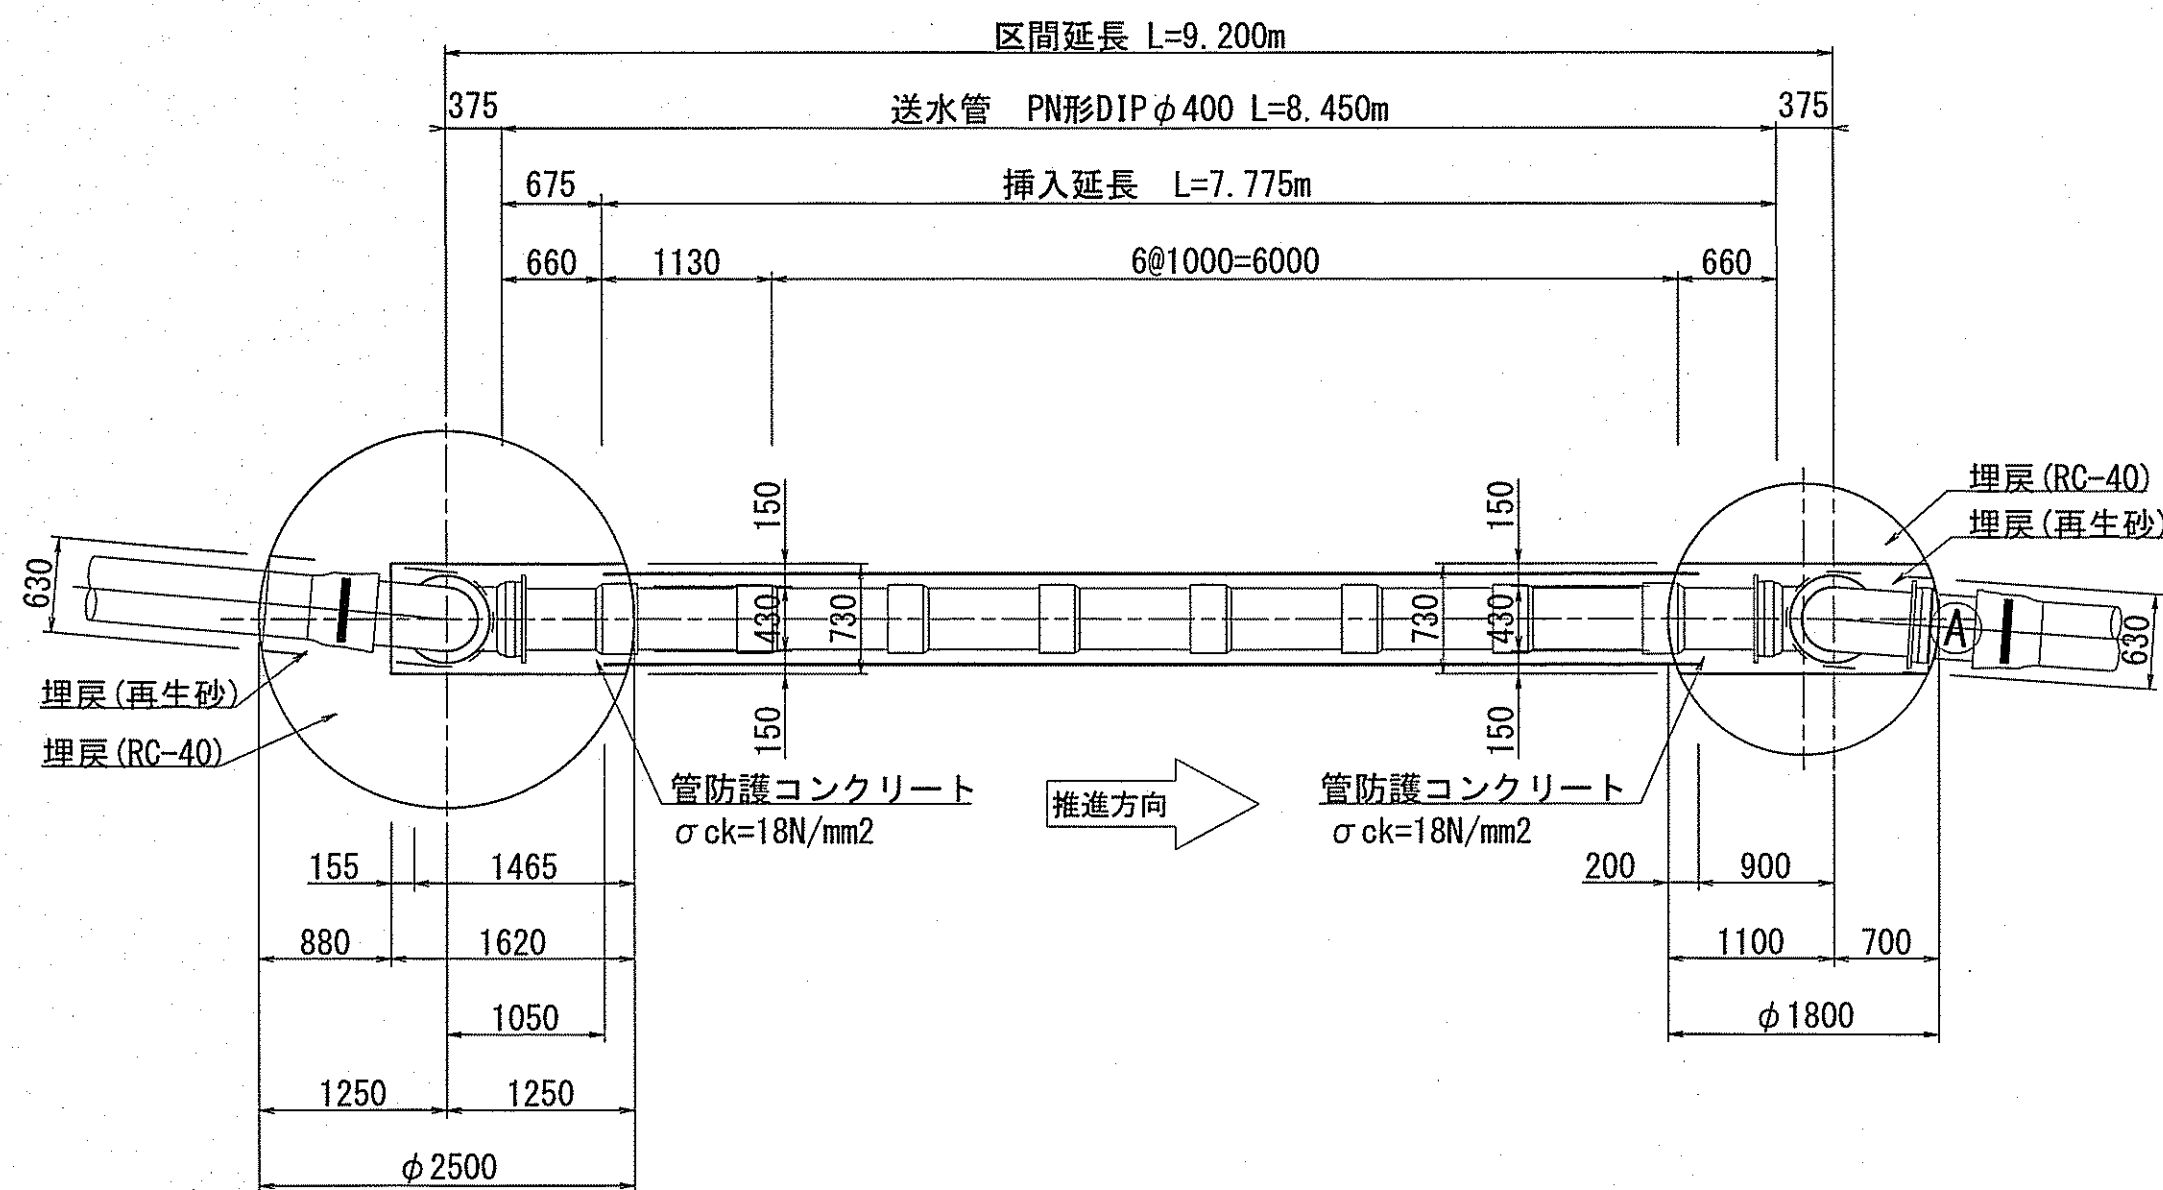


断面図

発進立坑
IP. 6 (φ2500)


到達立坑
IP. 7 (φ1800)

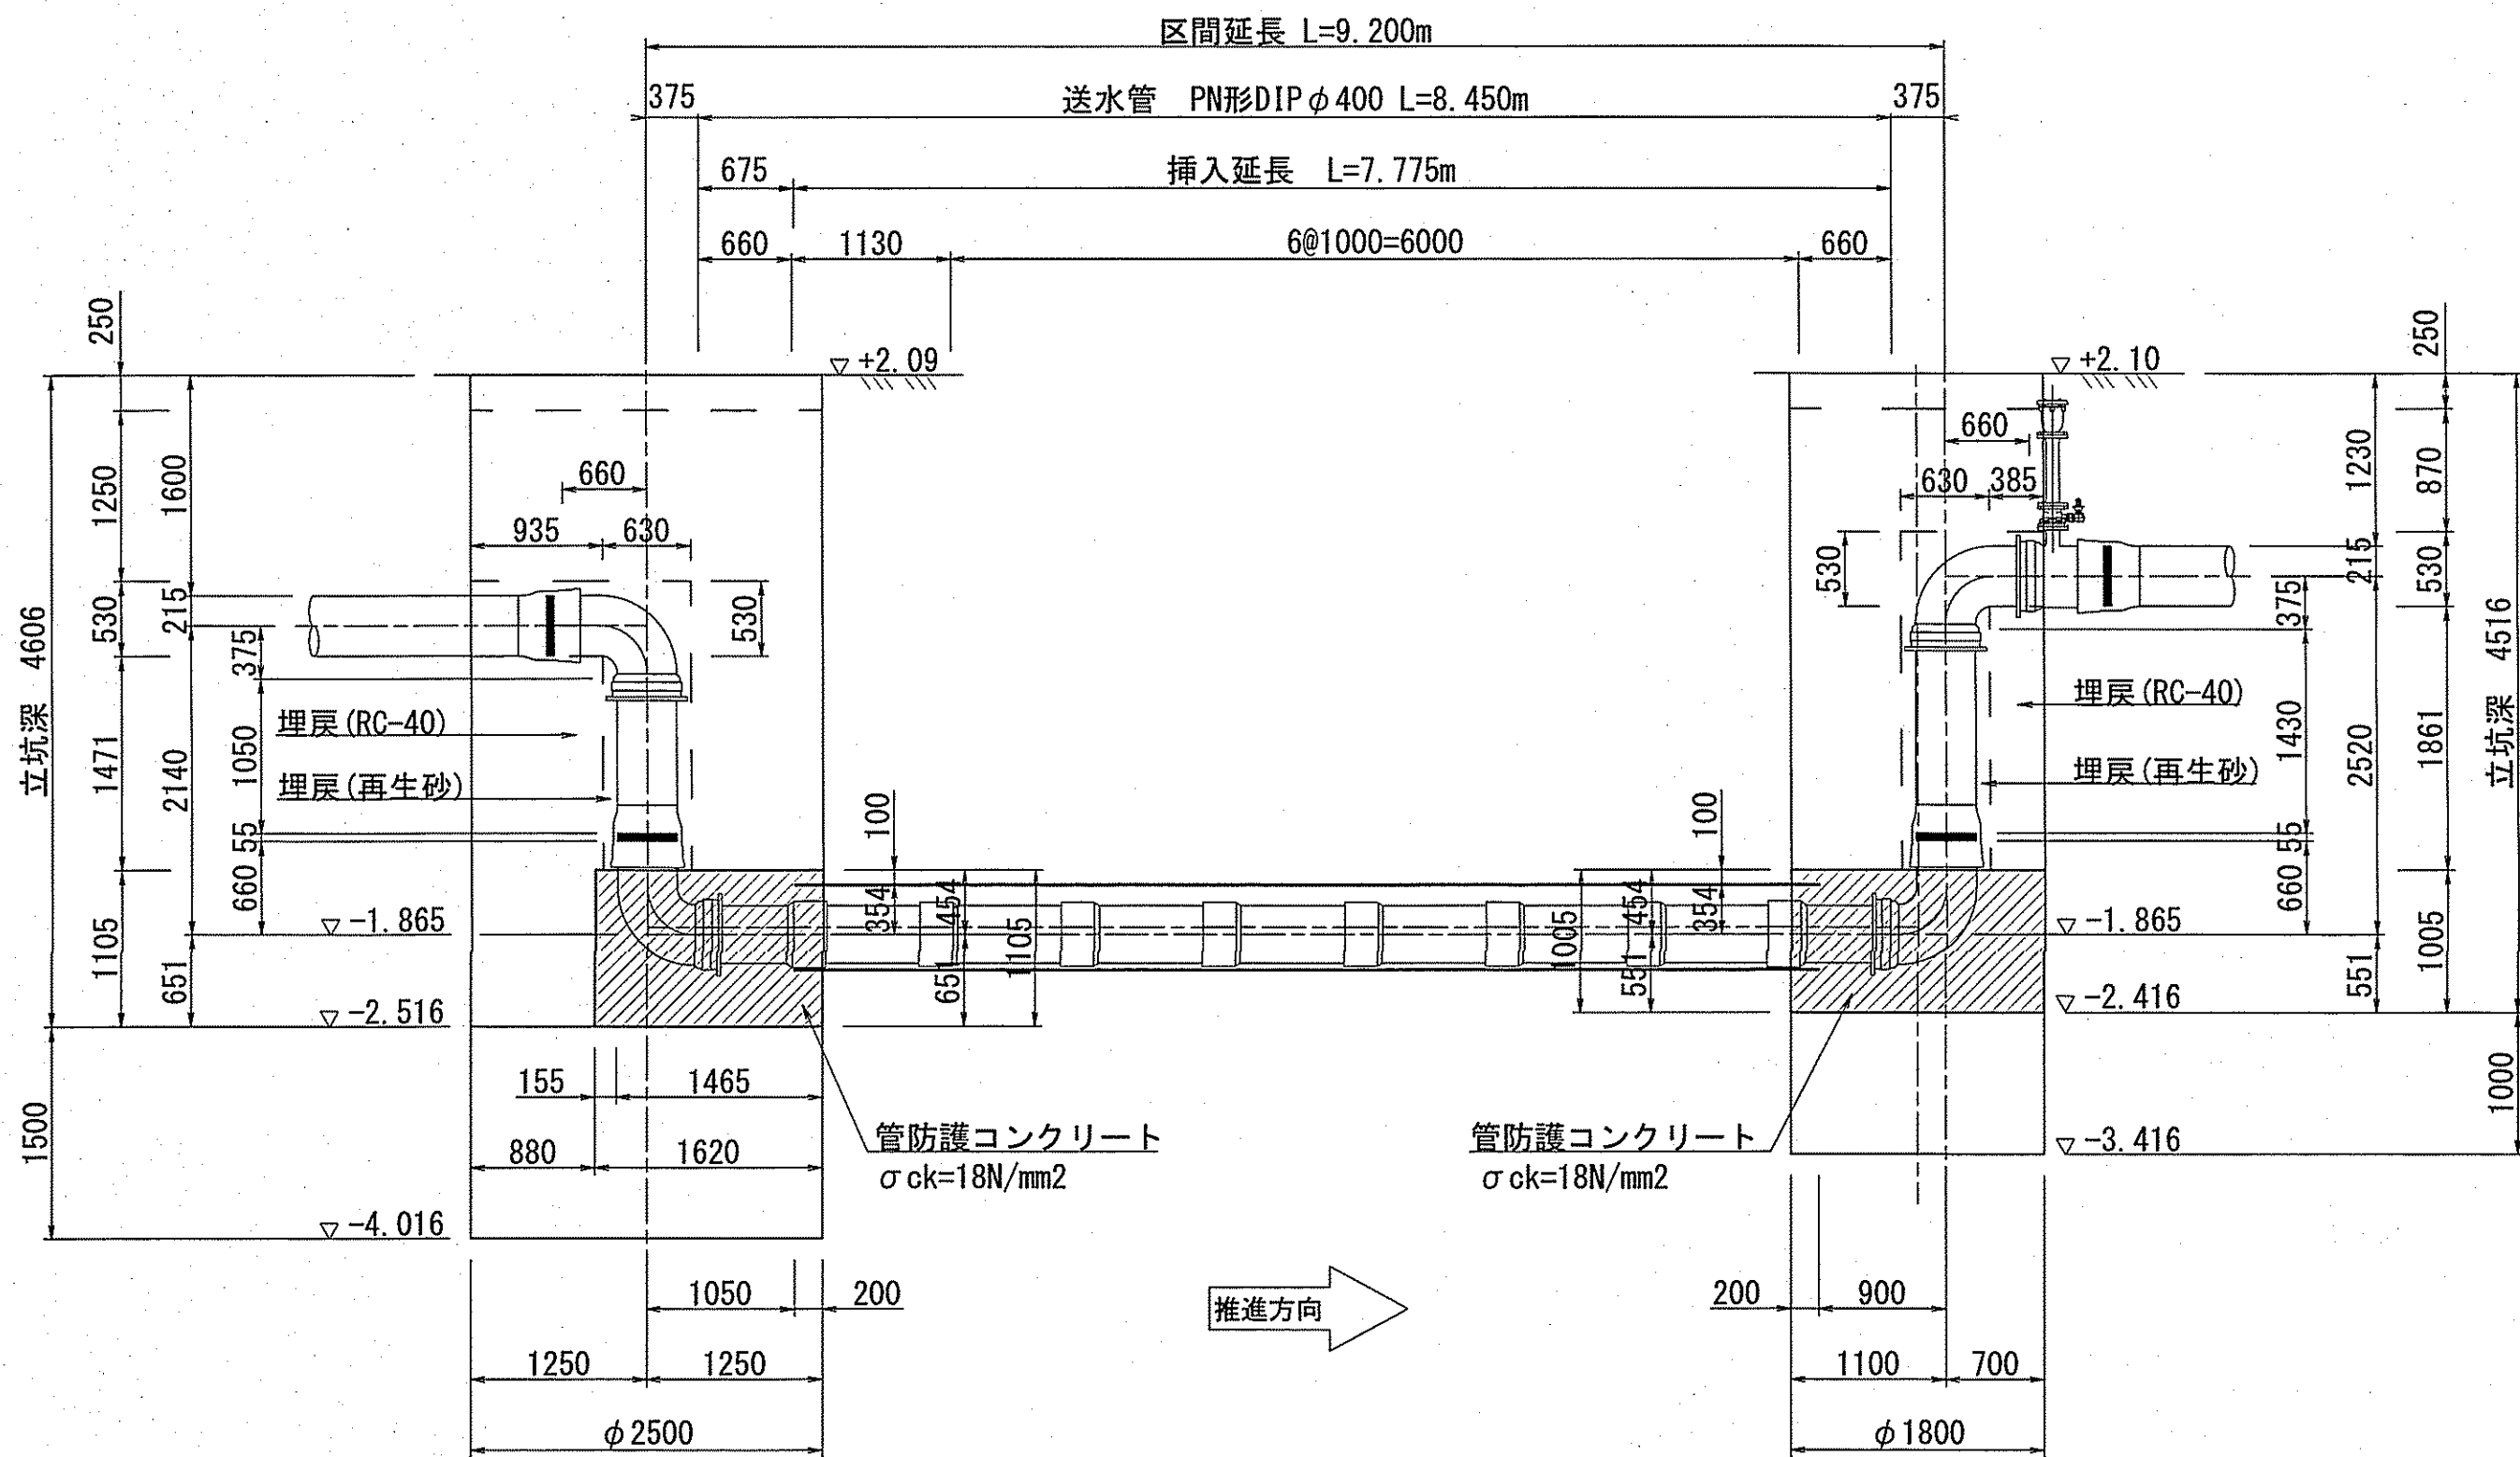

推進管構造図 S=1:10
内管：PN形DIP φ400

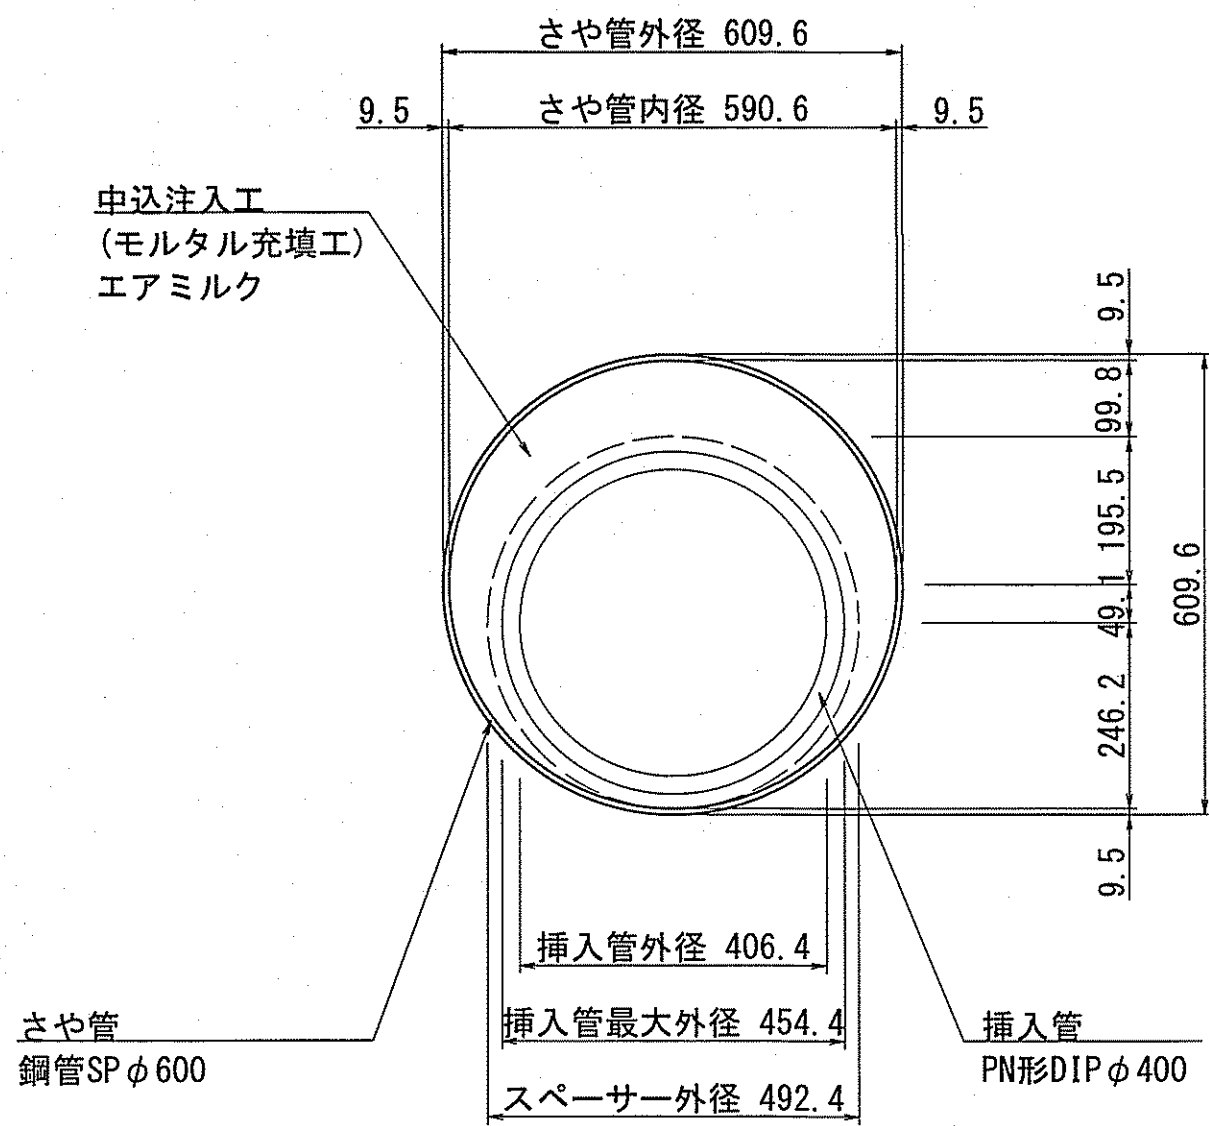

防護コンクリート工図 S=1:50

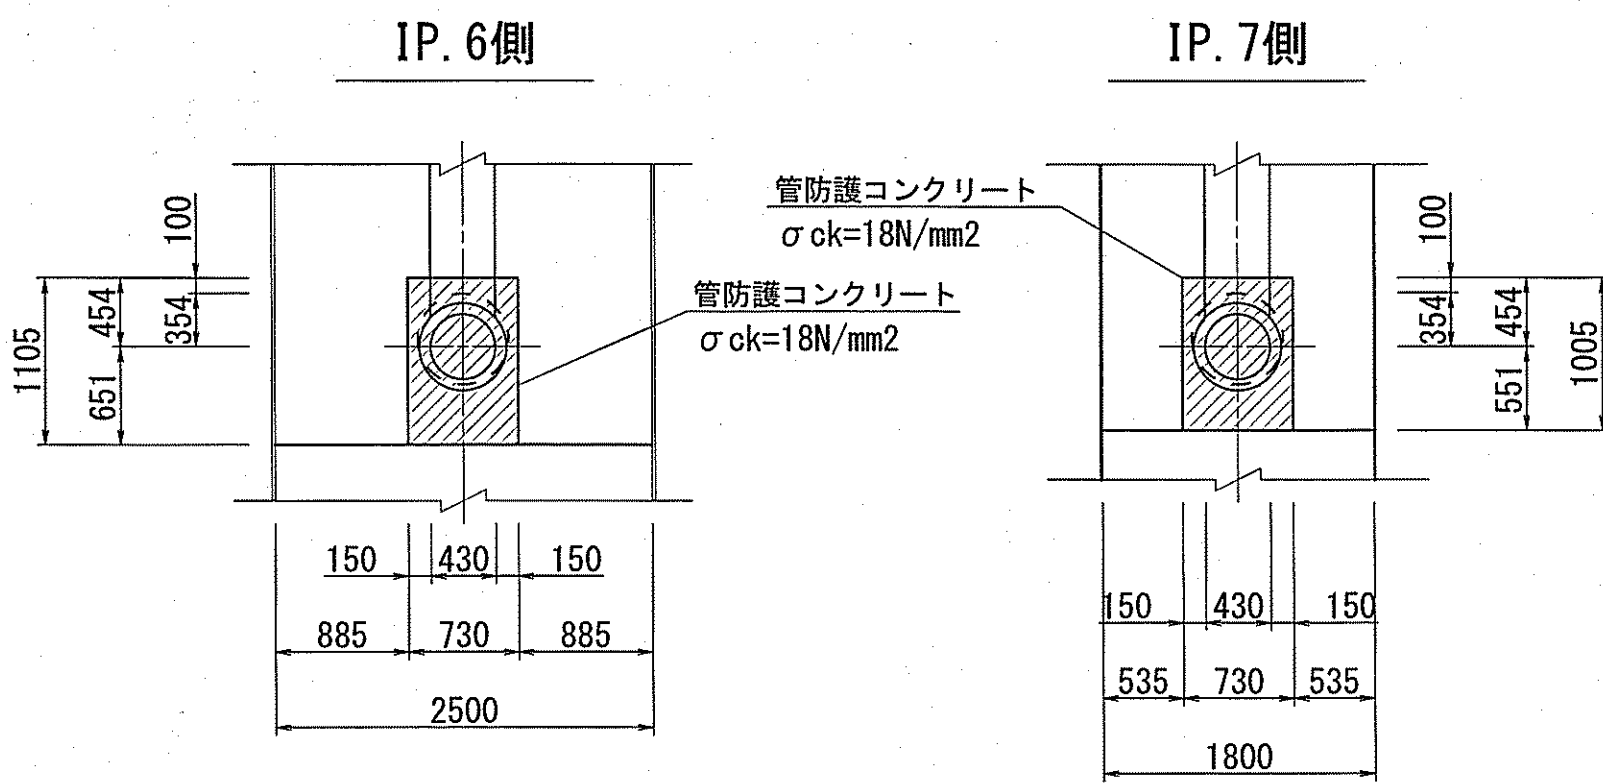

課長	課長補佐	係長	調査	設計
宮本	星澤	池澤	村上	熊澤
横浜・横浜東町 送水管布設替工事			令和7年度 図番 11/11	図示
推進部配管詳細図			縮尺	図示
高知市上下水道局水道整備課				