



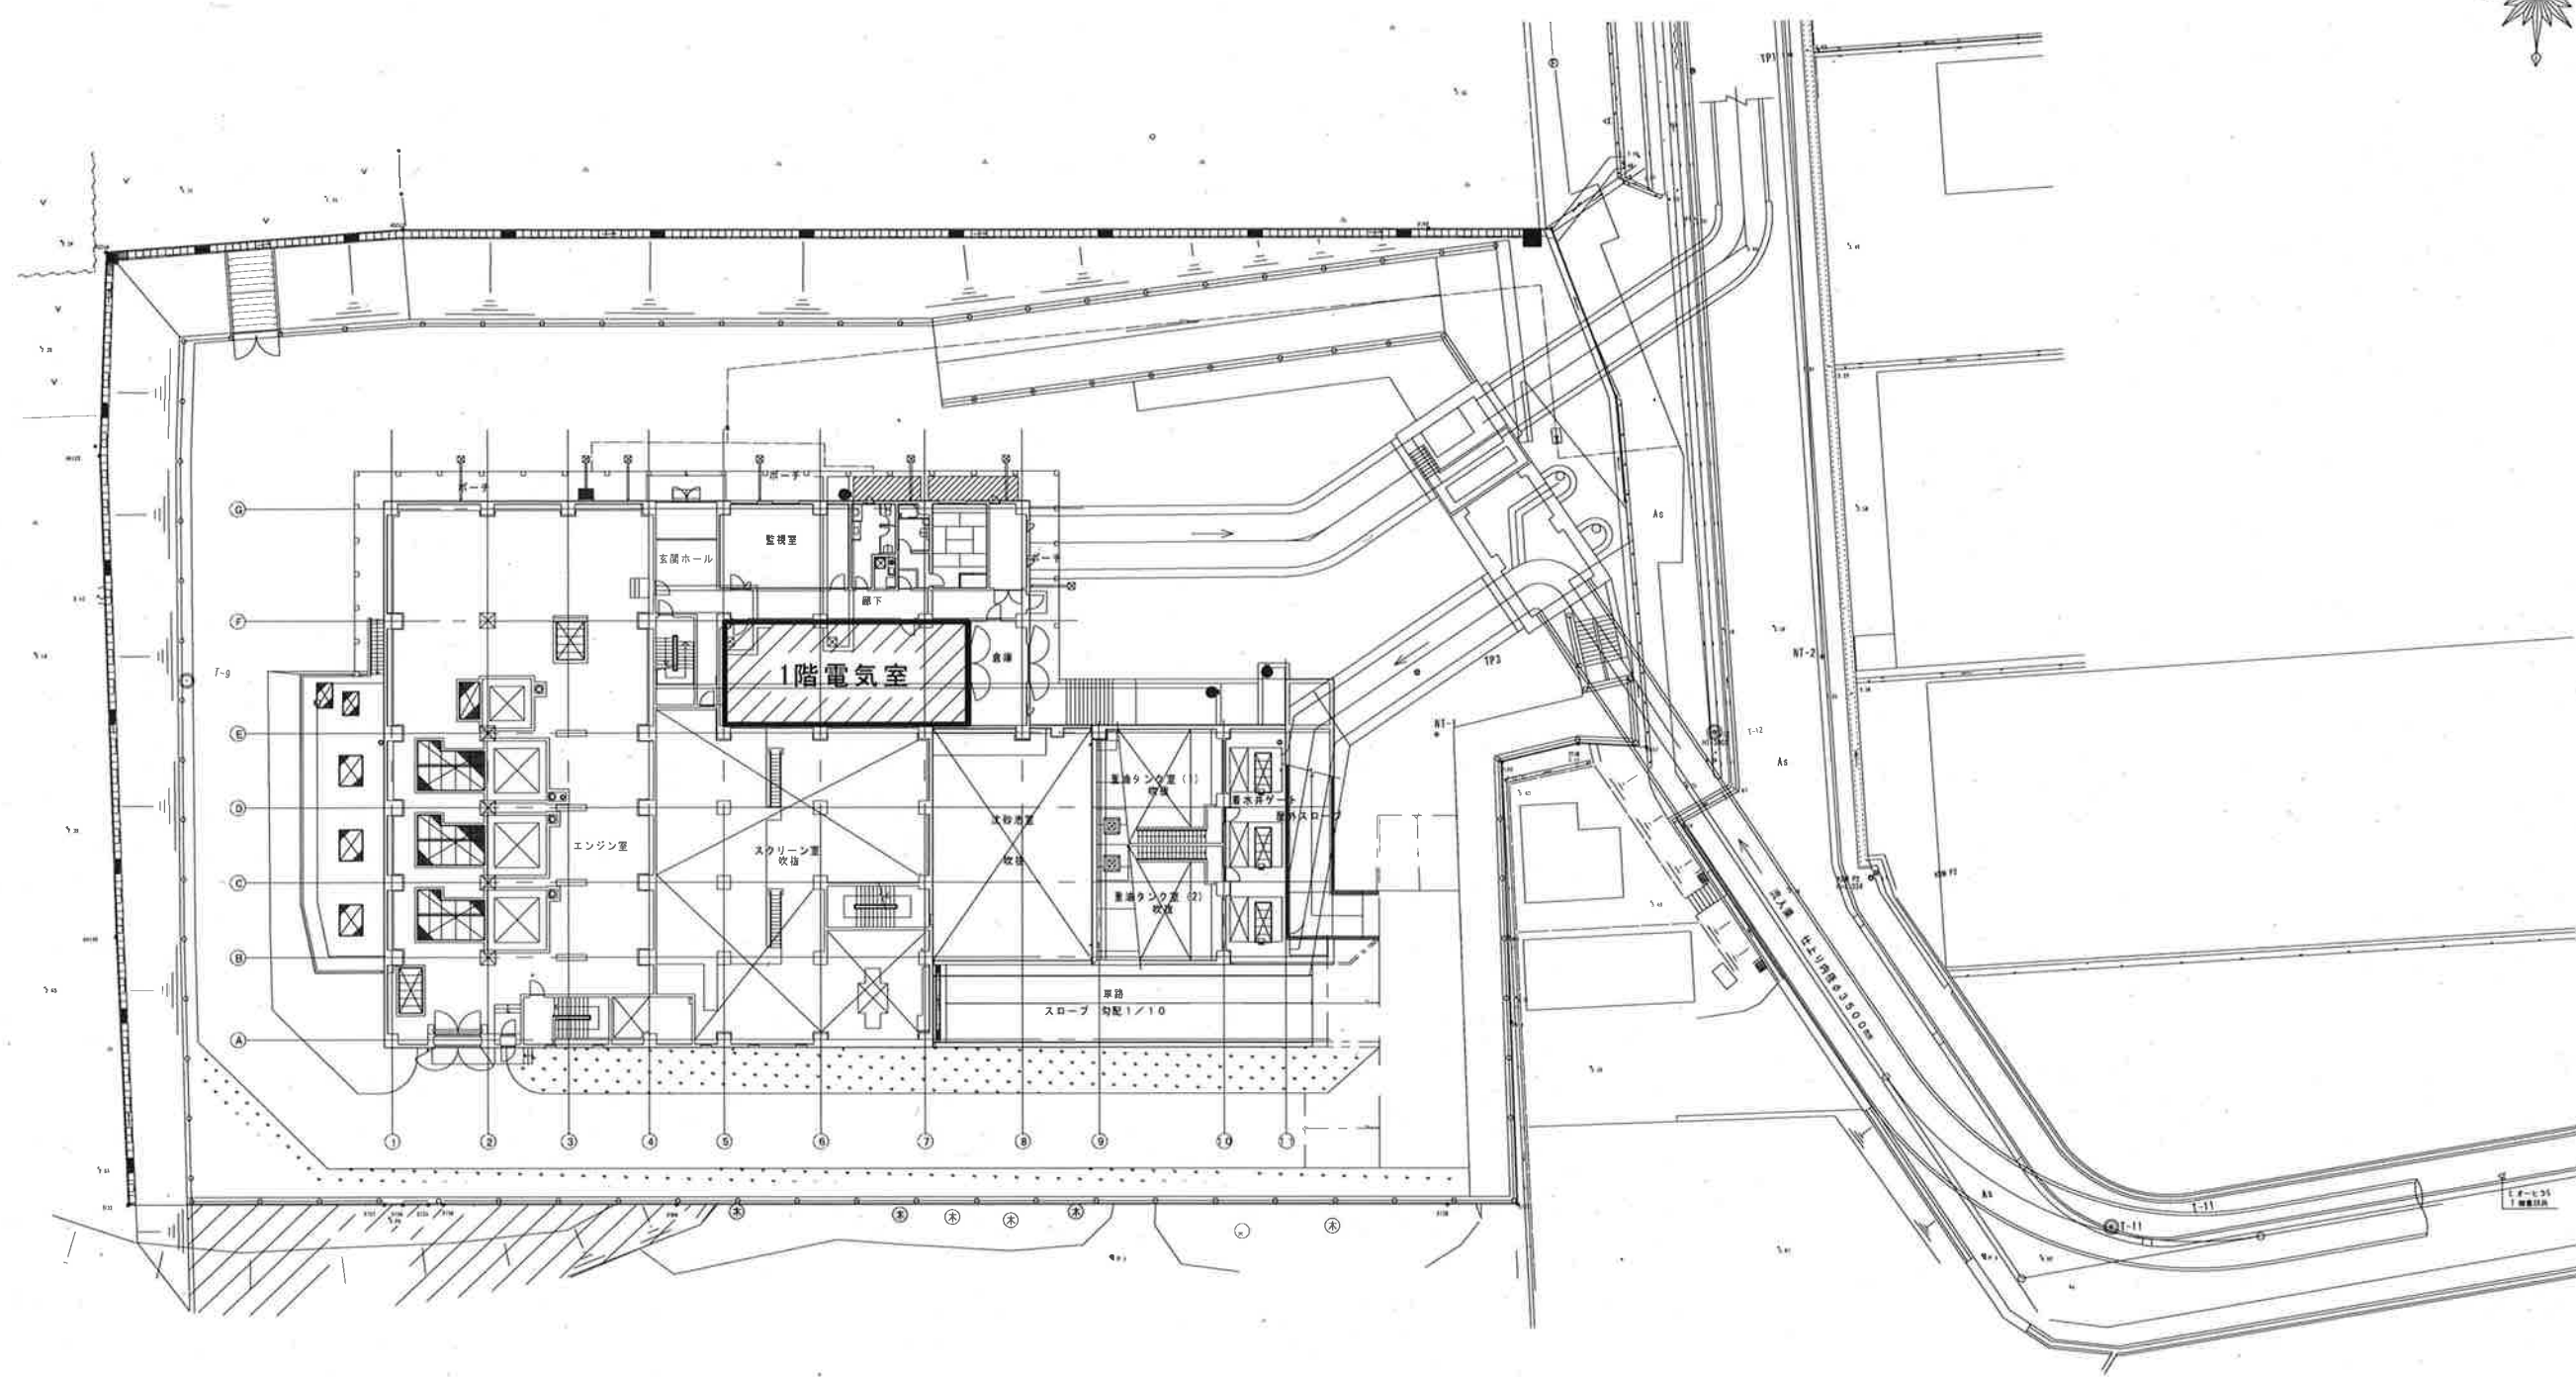

一般平面图 S=1:500

工事名	長浜雨水ポンプ場外蓄電池更新工事（R7-1）					
名称	長浜雨水ポンプ場 一般平面図				図面No.	1/4
縮尺	1/500	課長	補佐	係長	設計	検図
令和7年度						
高知市上下水道局 下水道施設管理課						

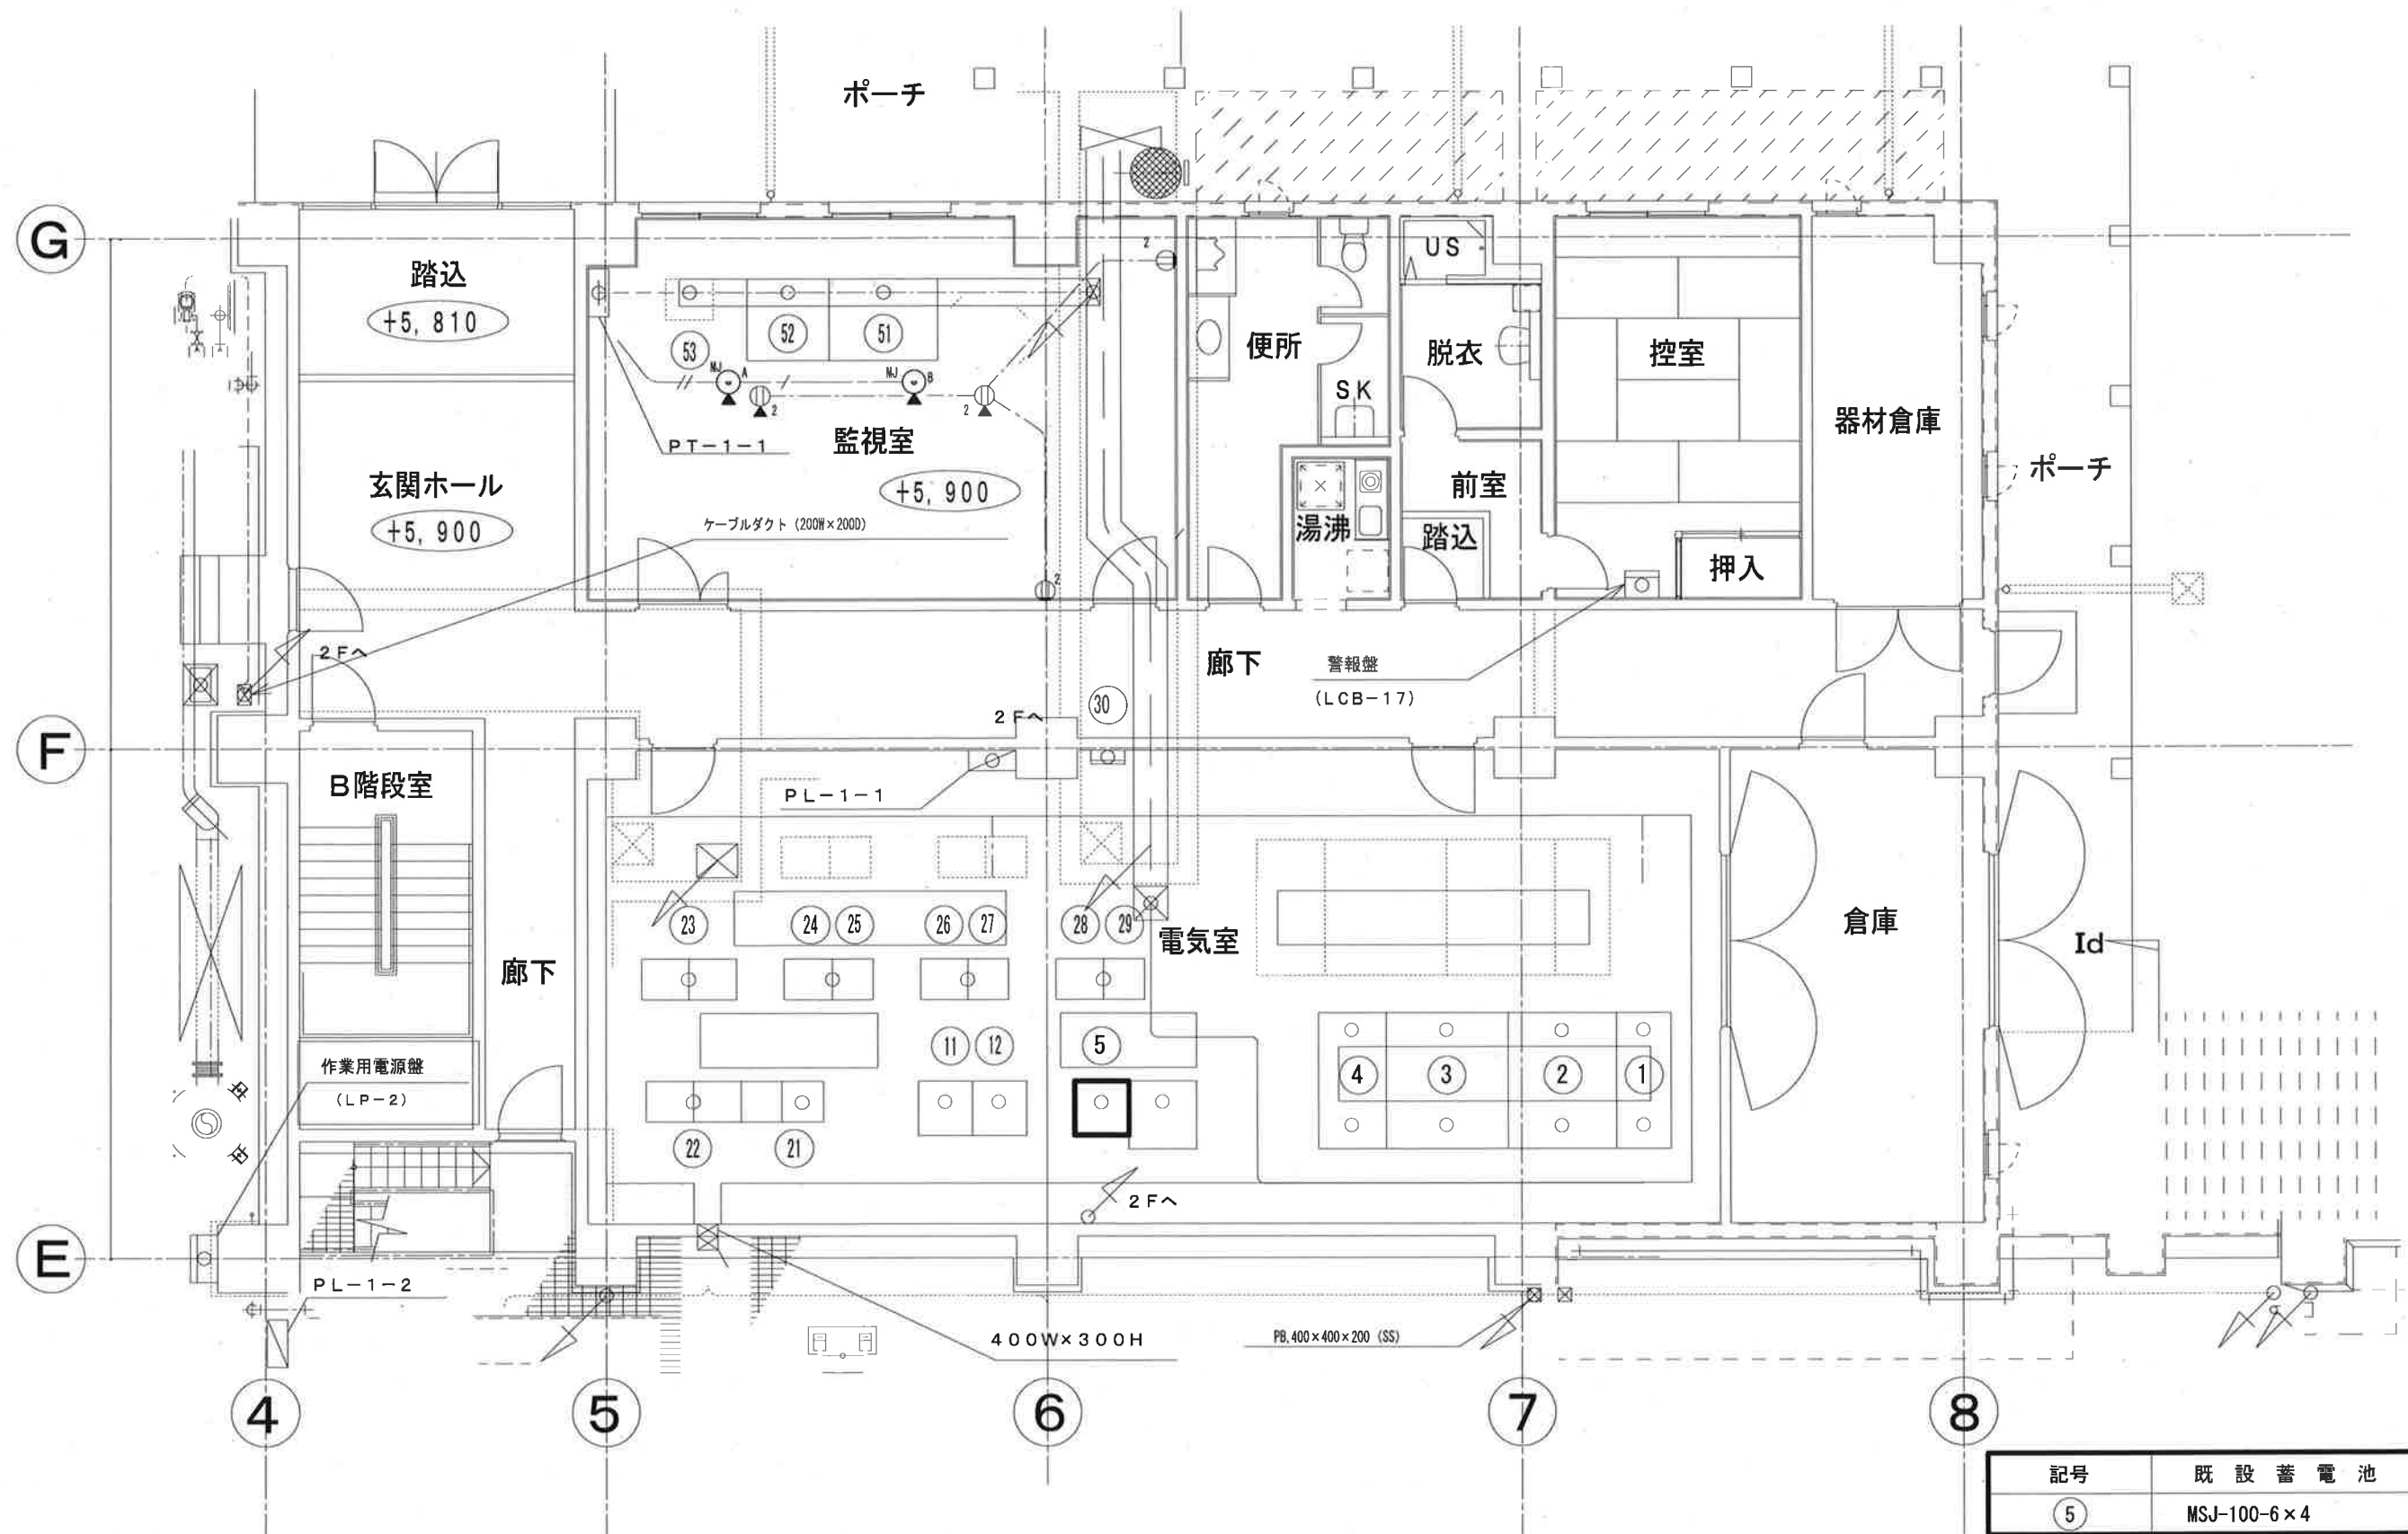

記号	既設蓄電池	新設蓄電池
⑤	MSJ-100-6×4	長寿命型MSE-100-6×4


上記蓄電池の更新を行う。

No.	名称	備考
①	引込受電盤	
②	変圧器盤	
③	動力分岐盤	
④	照明分岐盤	
⑤	No.1直流電源装置	
⑪	計装変換器盤	
⑫	シーケンスコントローラ盤	


No.	名称	備考
⑪	沈砂池設備コントロールセンタ	
⑫	沈砂池設備補助継電器盤	
⑬	No.1電動ポンプ盤	
⑭	No.2ポンプ設備コントロールセンタ	
⑮	No.2ポンプ設備補助継電器盤	

No.	名称	備考
⑬	接地端子箱	
⑮	監視制御装置	
⑯	I T V監視装置	
⑰	無線伝送装置 (UPS)	

工事名	長浜雨水ポンプ場外蓄電池更新工事 (R 7 - 1)				
名 称	長浜雨水ポンプ場 電気室平面図			図面No.	2/4
縮 尺	Non.	課長	補佐	係長	設計 検図
令和7年度		栗田	松本	廣瀬	下元
高知市上下水道局 下水道施設管理課					

 

工事名	長浜雨水ポンプ場外蓄電池更新工事(R7-1)					
名 称	長浜原ポンプ場 一般平面図				図面No.	3/4
縮 尺	Non.	課長	補佐	係長	設計	検図
令和7年度						
高知市上下水道局 下水道施設管理課						

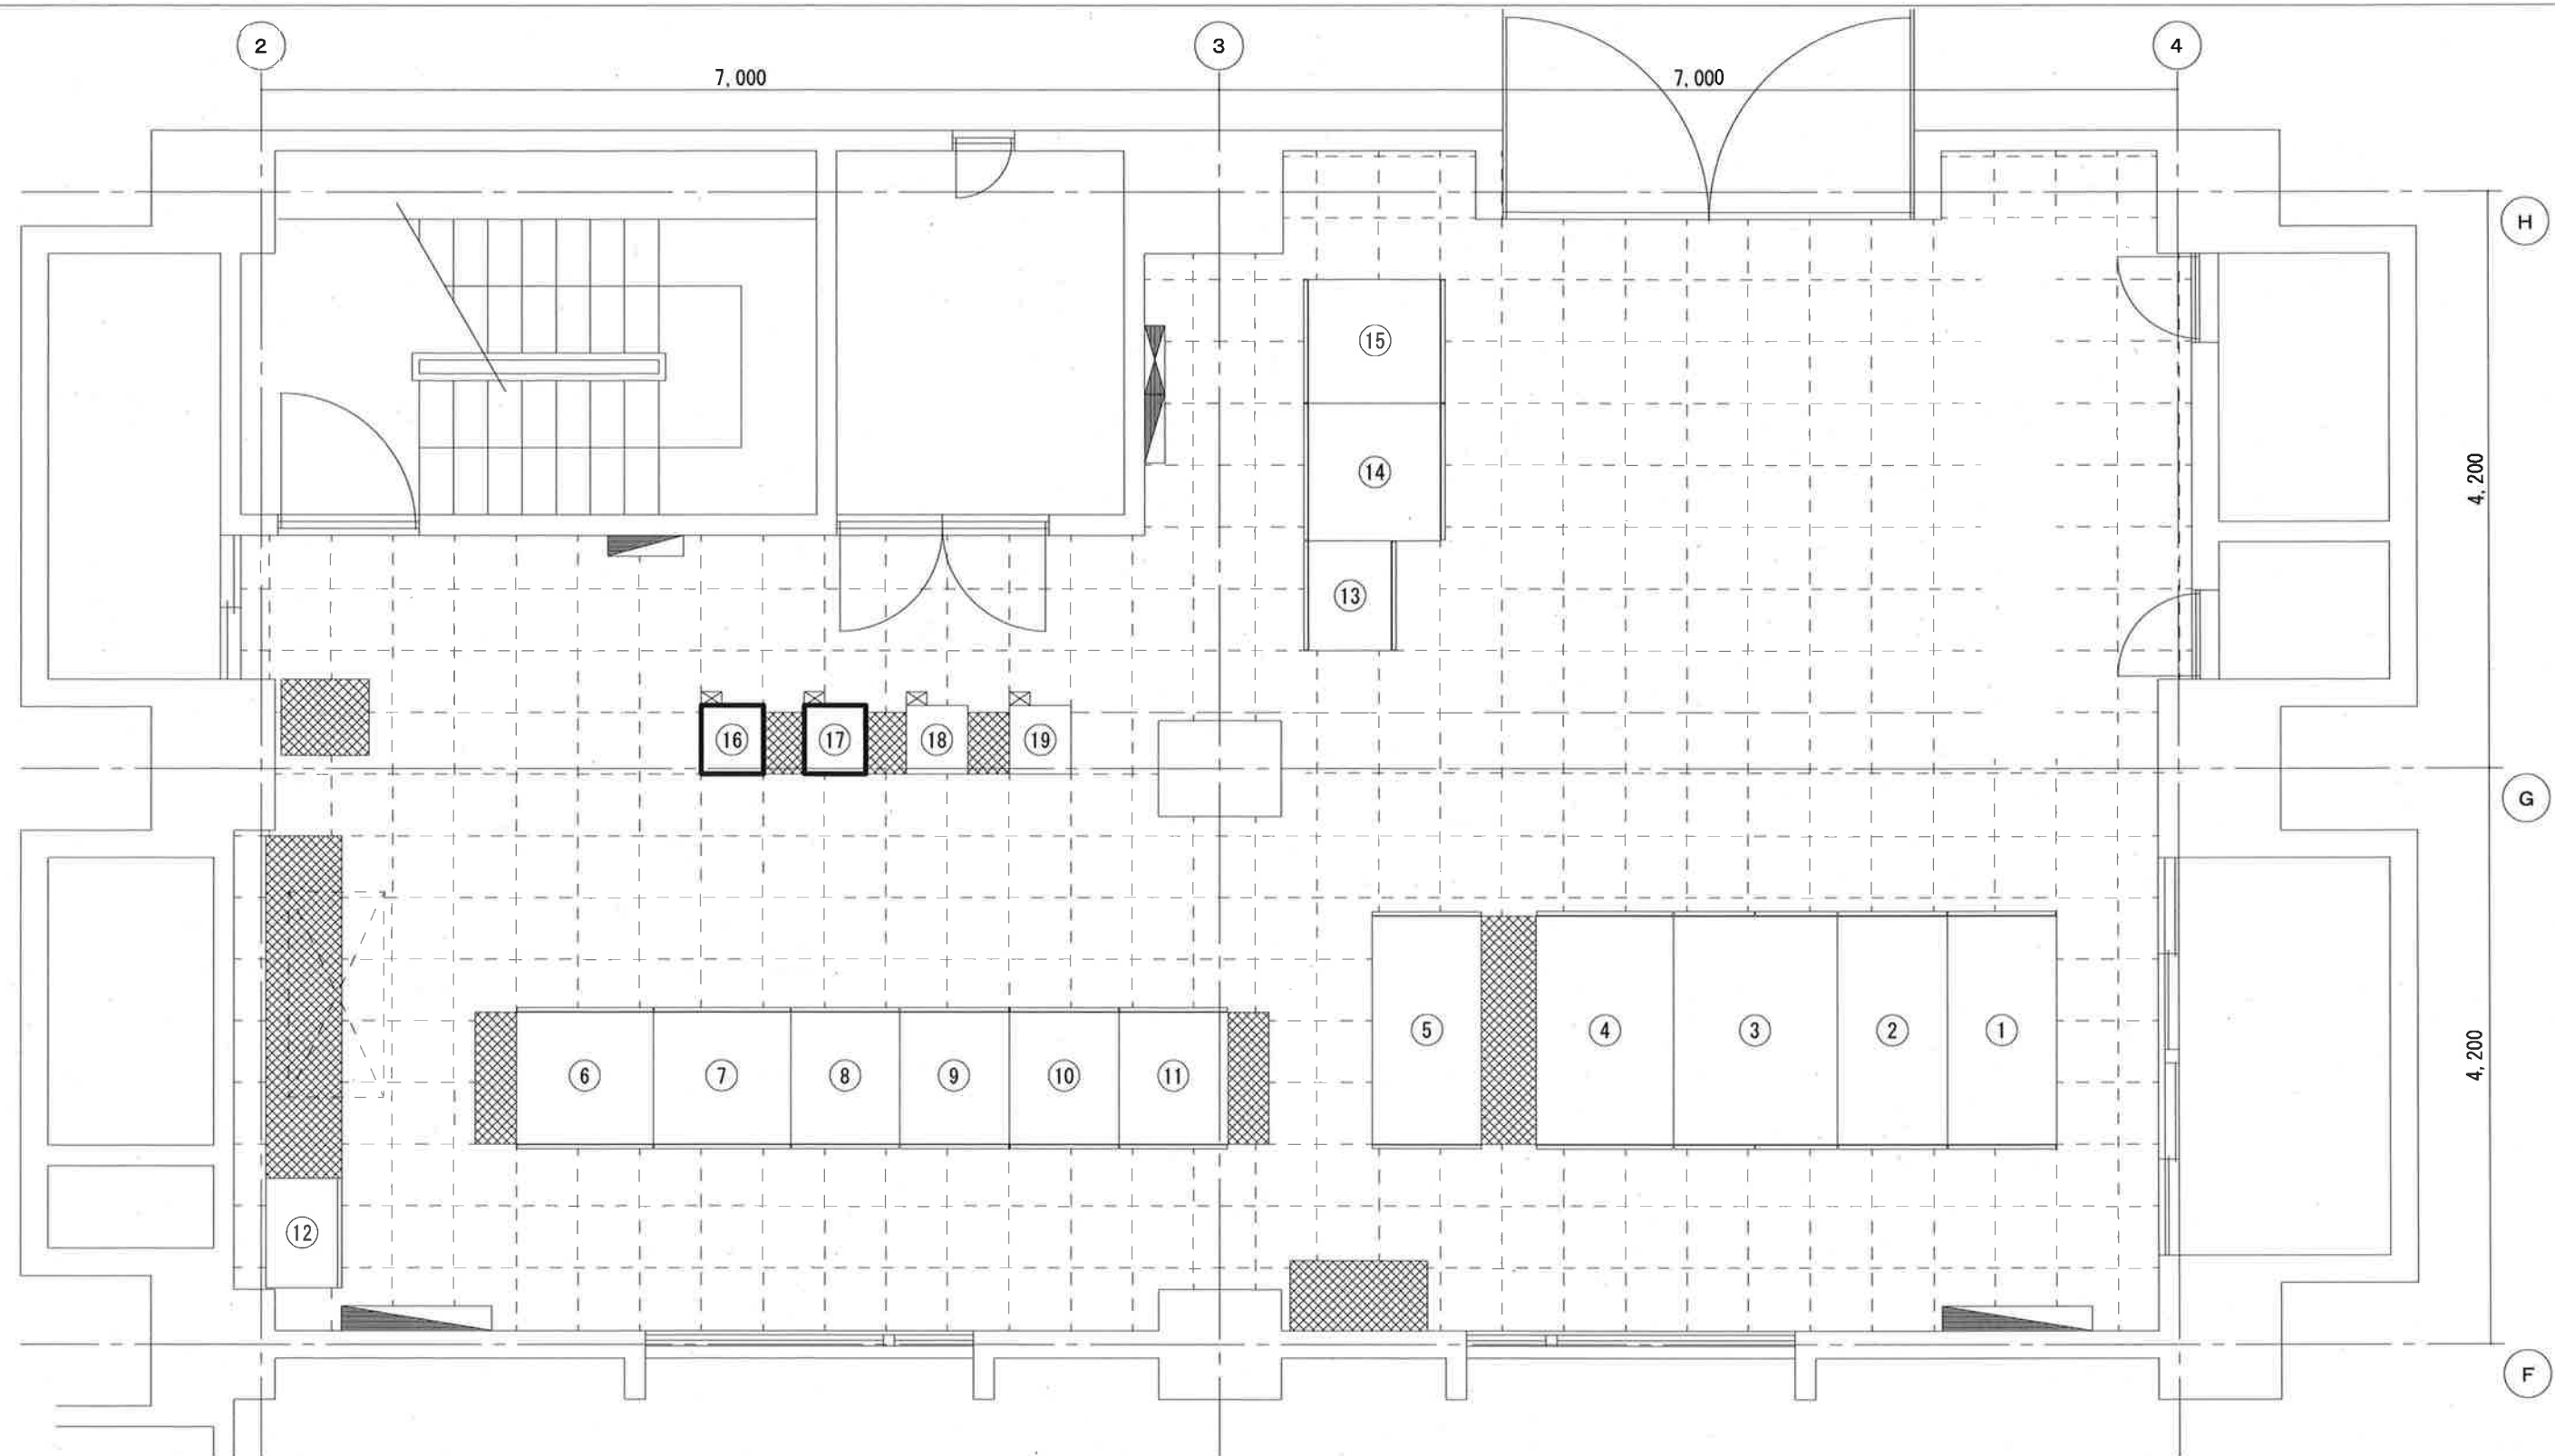

No.	名称	備考
①	高圧受電盤 HC-1	
②	高圧配電盤 HC-2	
③	変圧器盤 HC-3	
④	電源切替盤 LMP	
⑤	高圧電動機盤 (No. 5ポンプ)	
⑥	No. 1補機制御盤 ACP-1	
⑦	No. 2補機制御盤 ACP-2	

No.	名称	備考
⑧	No. 1ポンプ制御盤 PCP-1	
⑨	No. 2ポンプ制御盤 PCP-2	
⑩	No. 3ポンプ制御盤 PCP-3	
⑪	No. 4ポンプ制御盤 PCP-4	
⑫	No. 5ポンプ継電器盤	
⑬	No. 6水中ポンプ制御盤 PCP-6	
⑭	ゲート制御盤	

No.	名称	備考
⑮	除塵機制御盤 LCP-J	
⑯	No. 1直流電源盤	
⑰	No. 2直流電源盤	
⑱	No. 3直流電源盤	
⑲	No. 4直流電源盤	

記号	既設蓄電池	新設蓄電池
⑯	SNS-50-12×2	長寿命型MSE-50-12×2
⑰	SNS-50-12×2	長寿命型MSE-50-12×2

上記蓄電池の更新を行う。

工事名	長浜雨水ポンプ場外蓄電池更新工事 (R7-1)				
名称	長浜原ポンプ場 電気室平面図			図面No.	4/4
縮尺	Non.	課長	補佐	係長	設計
令和7年度		栗田	松本	廣瀬	下元
高知市上下水道局 下水道施設管理課					栗