


配置図

S=1/400

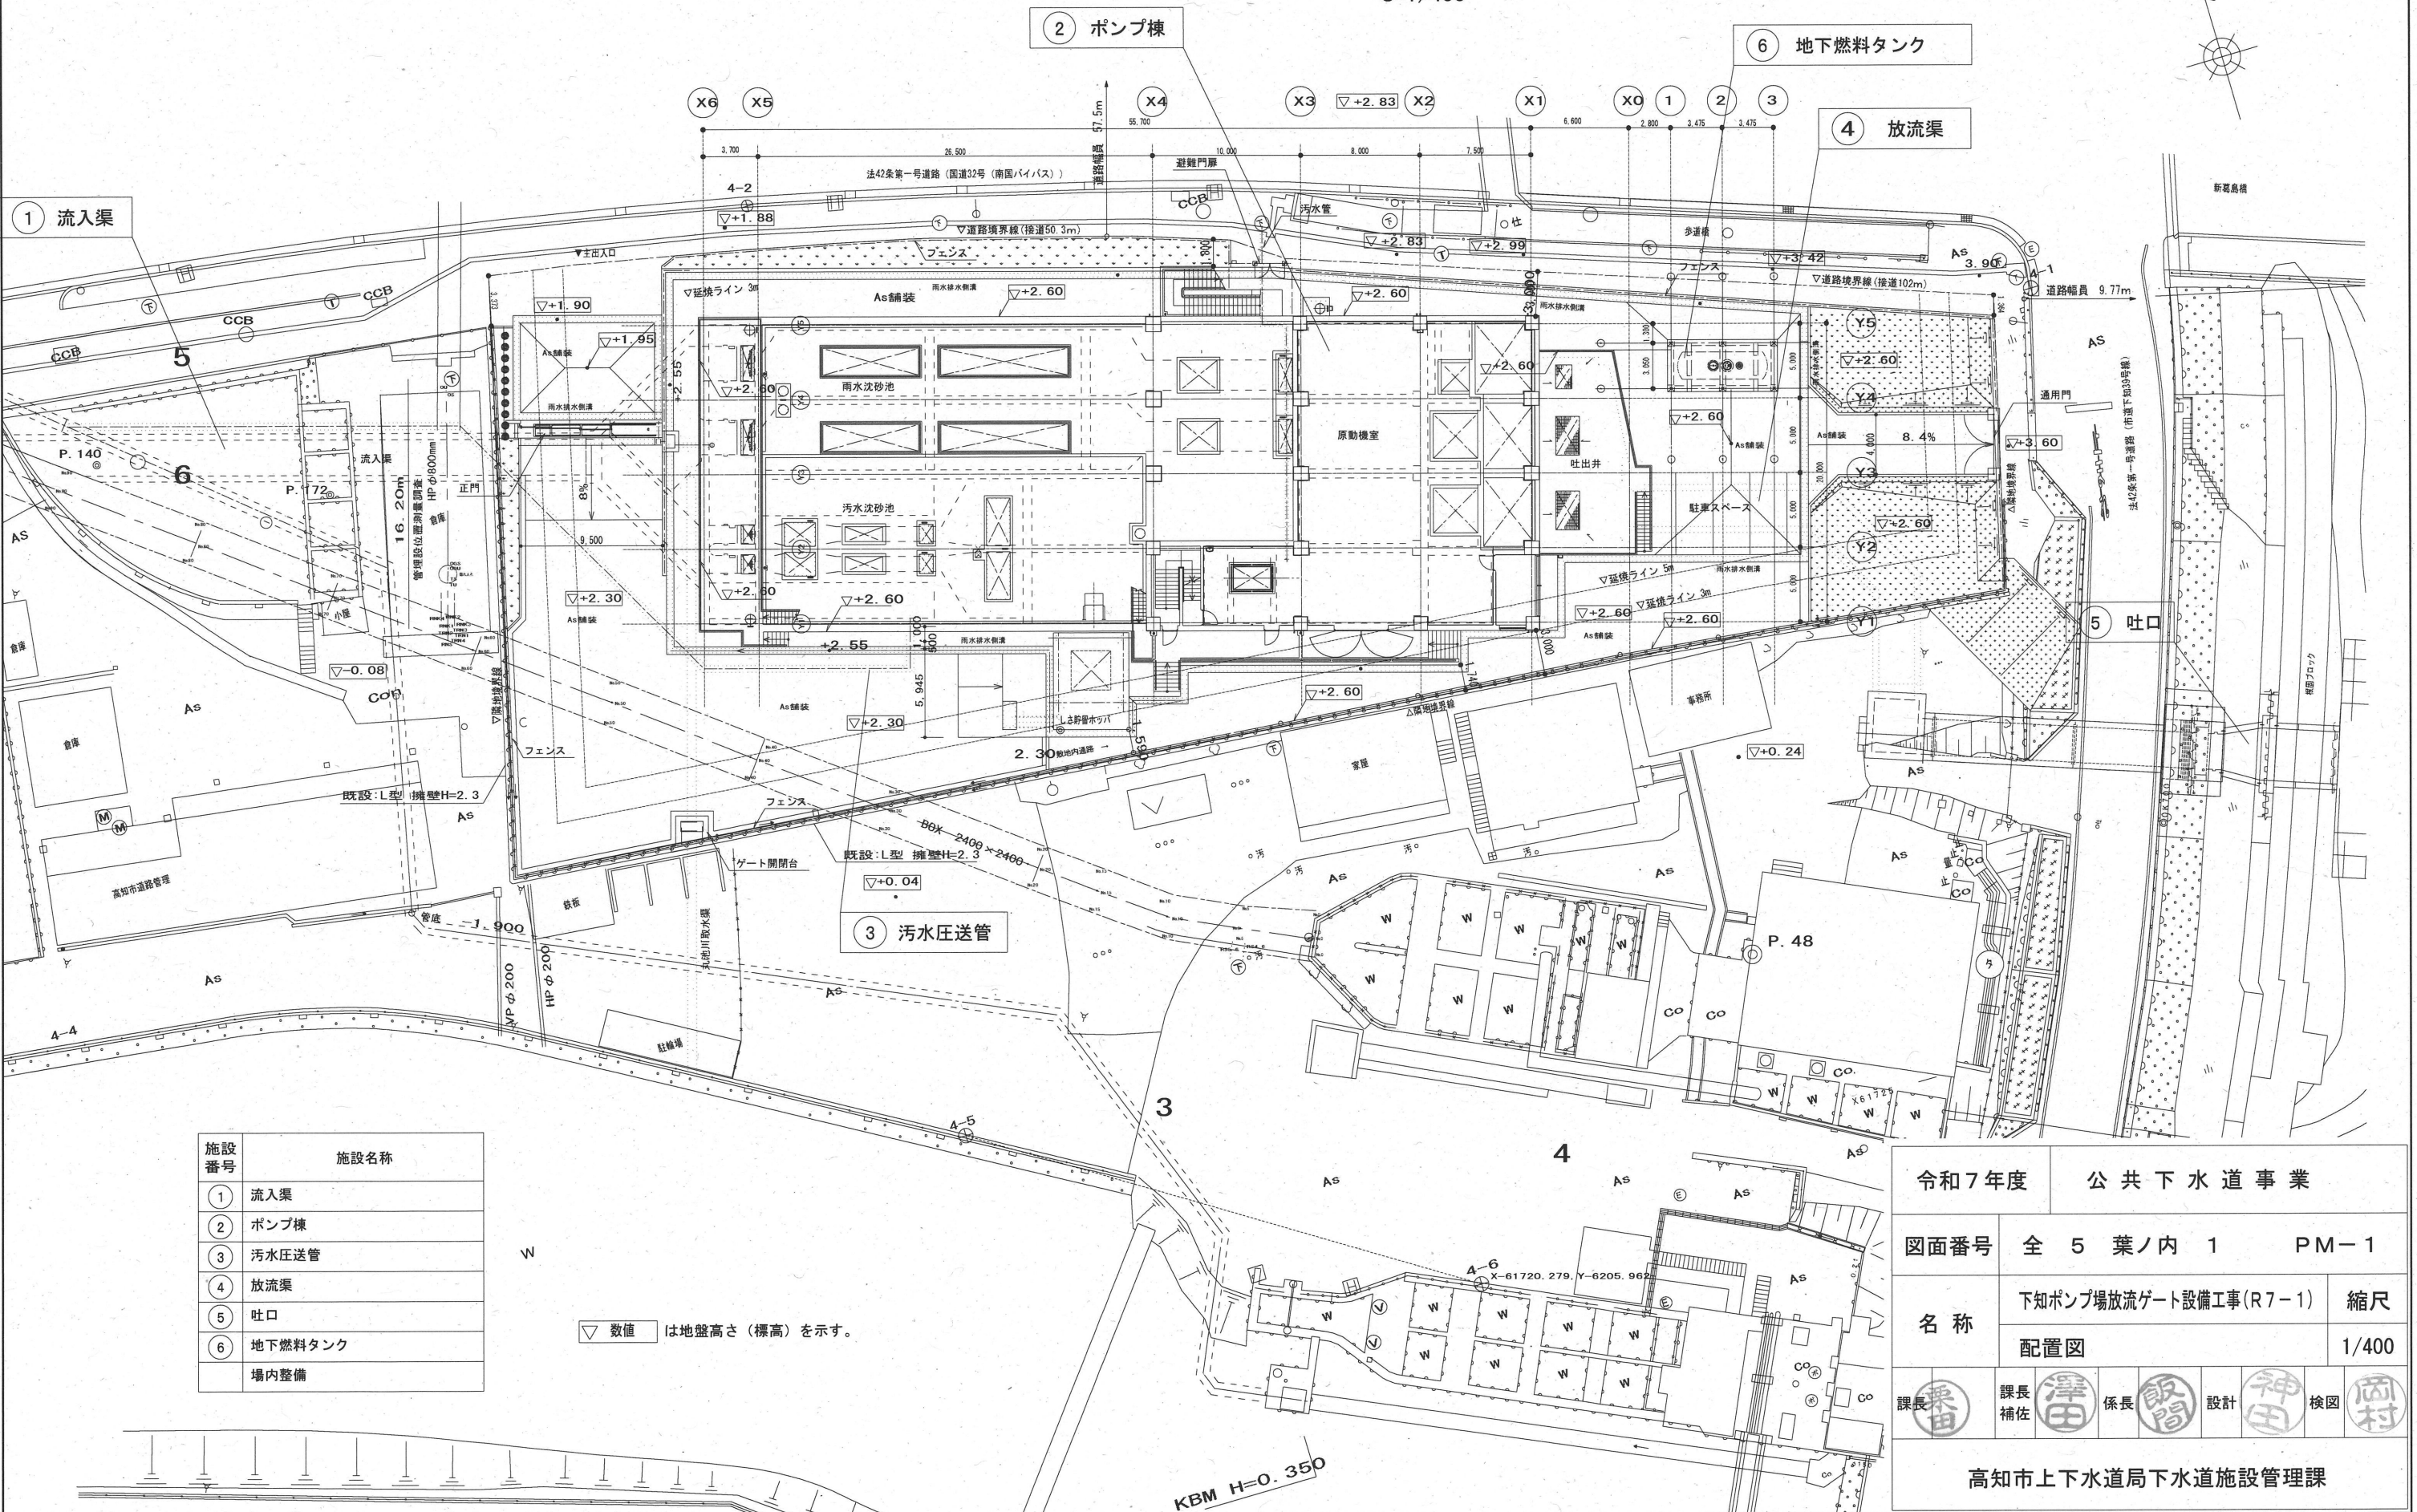


施設番号	施設名称
①	流入渠
②	ポンプ棟
③	汚水圧送管
④	放流渠
⑤	吐口
⑥	地下燃料タンク
	場内整備

数値 は地盤高さ (標高) を示す。


令和7年度		公共下水道事業	
図面番号	全 5 葉ノ内 1	PM-1	
名称	下知ポンプ場放流ゲート設備工事(R7-1)		縮尺
	配置図		1/400
課長	課長補佐	係長	設計
栗田	澤田	飯間	神田
		検図	岡村
高知市上下水道局下水道施設管理課			

下知ポンプ場水位関係図
S=1:400


雨水水位関係図

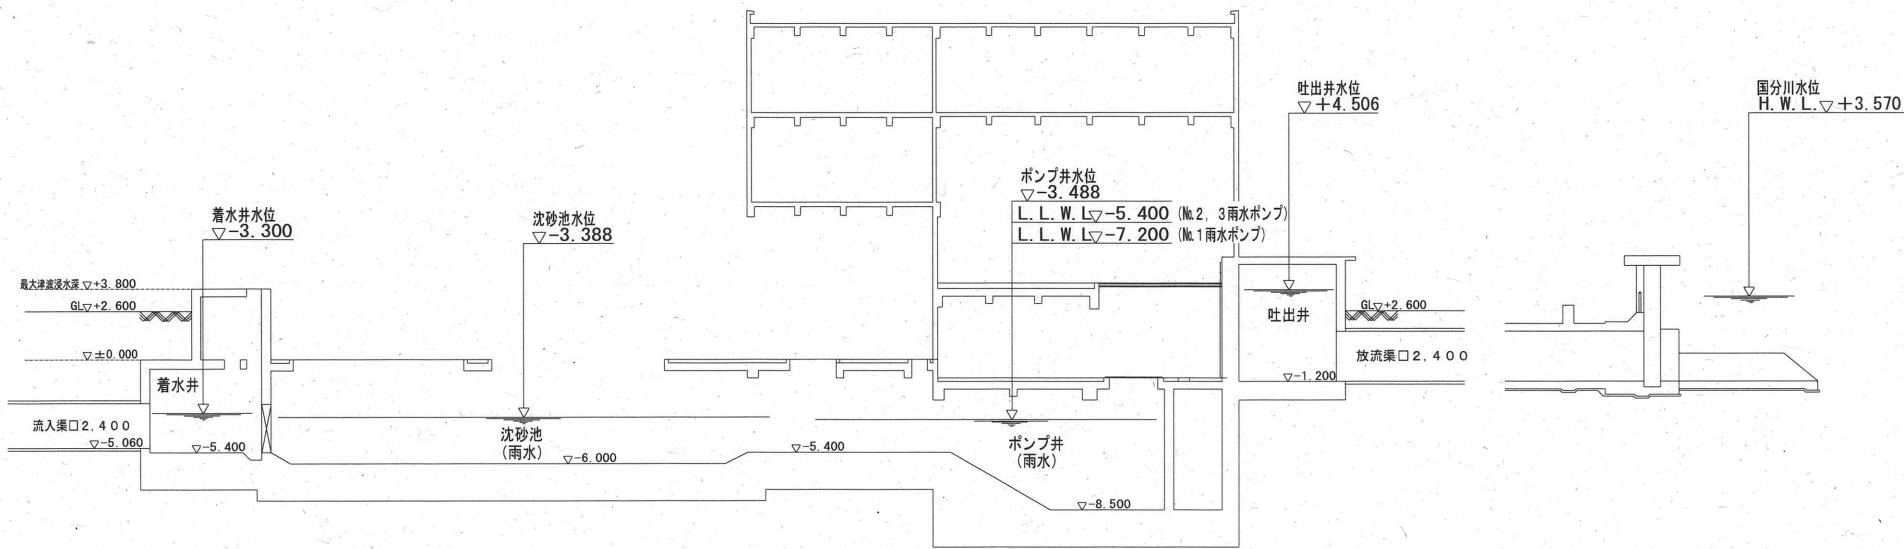

汚水水位関係図

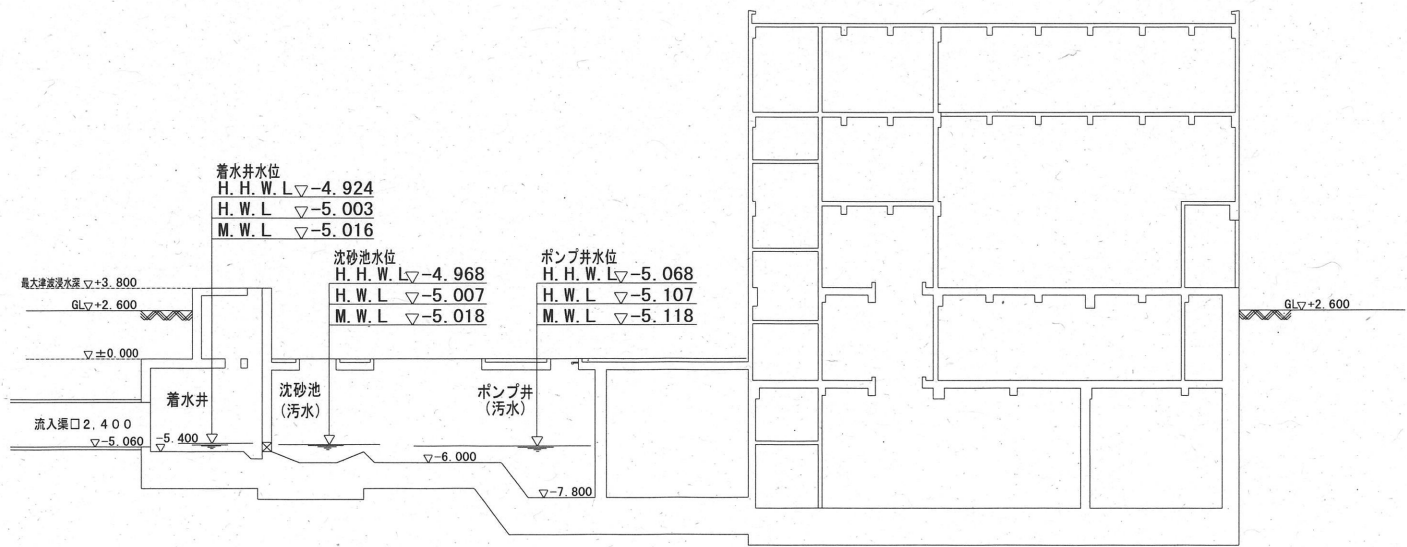

令和7年度		公共下水道事業		
図面番号	全 5 葉ノ内 2 PM-2			
名 称	下知ポンプ場放流ゲート設備工事(R7-1)			縮尺
	下知ポンプ場 水位関係図			1/400
課長	栗田	課長補佐	澤田	係長
			飯間	設計
			神田	検図
			岡村	
高知市上下水道局下水道施設管理課				

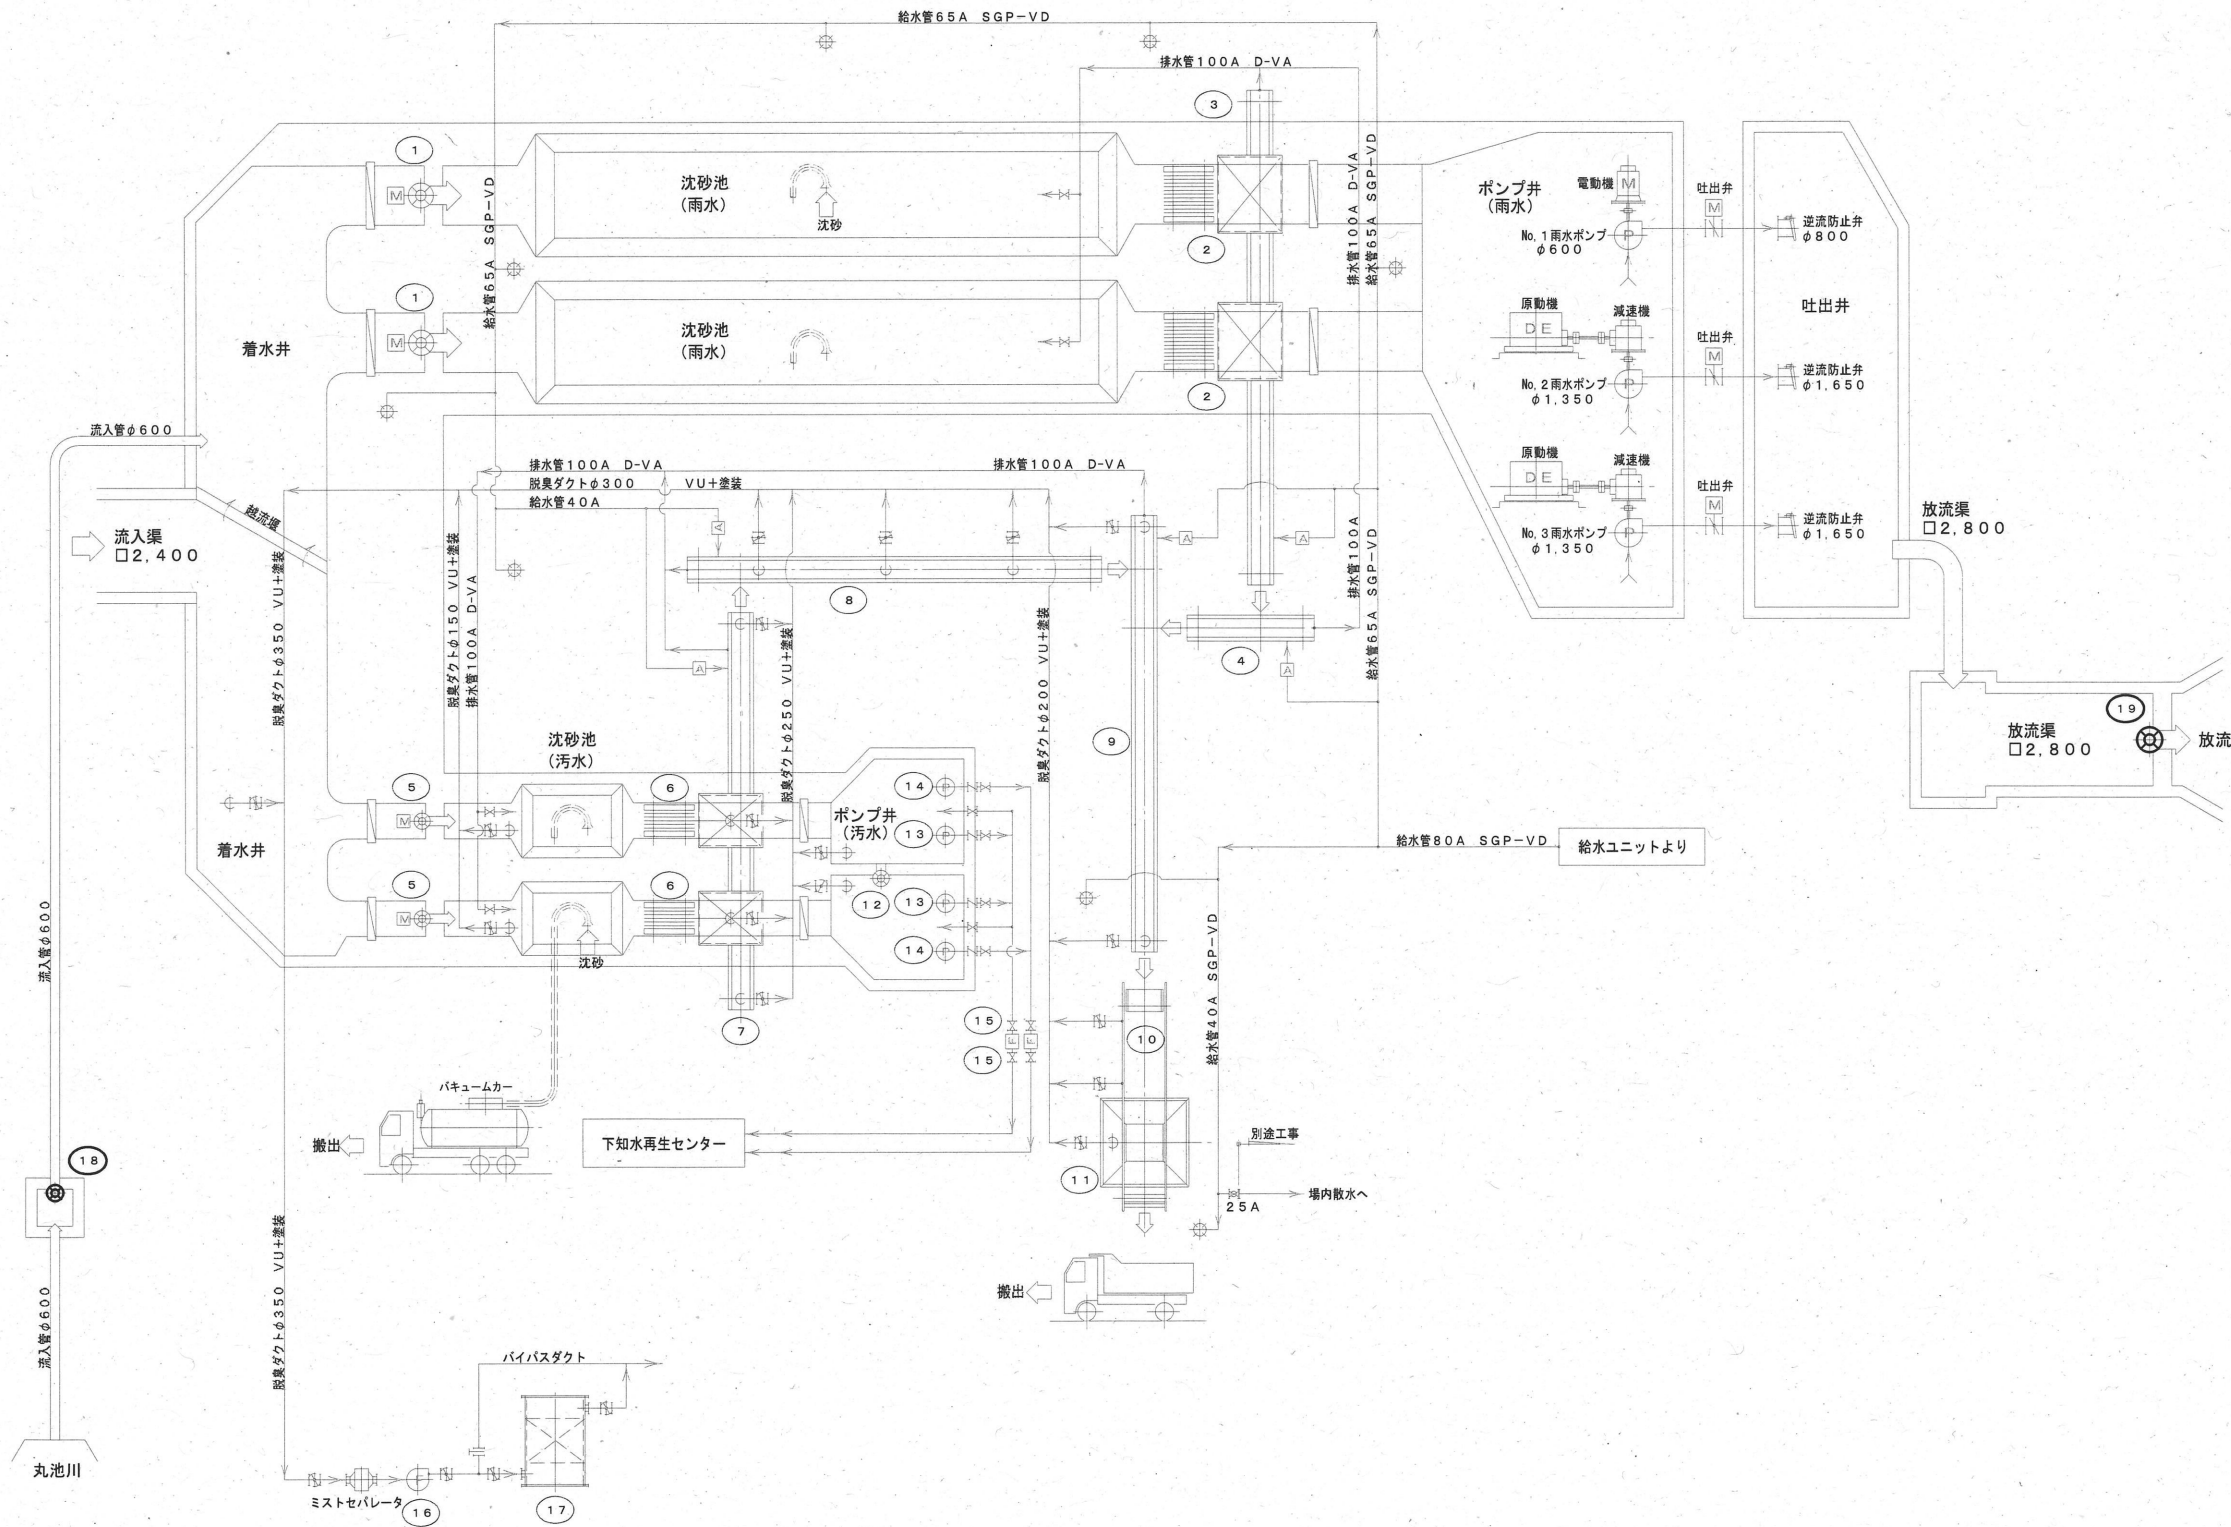


記号	名称	備考	記号	名称	備考
	仕切弁			VD	
	逆止弁			スライドダンバ	
	ボール弁			散水栓	
	電動ボール弁			電磁流量計	電気支給品
	電動バタフライ弁				


19	放流ゲート	1	1	ラック式ステンレス製ローラゲート W2,400×H2,400 手動式	-	
18	丸池川取水ゲート	1	1	外ねじ式丸形鋼鉄製ゲート φ600mm 手動式	-	
17	活性炭吸着塔	-	1			
16	脱臭ファン	-	1			
15	污水圧送管仕切弁	-	4			
14	No.2-1, 2-2 汚水ポンプ	-	2			
13	No.1-1, 1-2 汚水ポンプ	-	2			
12	連絡ゲート	-	1			
11	しき貯留ホッパ	-	1			
10	しき搬出スキップホイス	-	1			
9	しき搬出コンベヤ	-	1			
8	No.2 汚水用しき搬出コンベヤ	-	1			
7	No.1 汚水用しき搬出コンベヤ	-	1			
6	No.1, 2 汚水用自動除塵機	-	2			
5	汚水流入ゲート	-	2			
4	No.2 雨水用しき搬出コンベヤ	-	1			
3	No.1 雨水用しき搬出コンベヤ	-	1			
2	No.1, 2 雨水用自動除塵機	-	2			
1	雨水流入ゲート	-	2			
番号	機器名称	今回 数量	全体 数量	機器仕様	電機機 KW	備考

注記
・太線部は今回工事範囲を示す。


令和7年度		公 共 下 水 道 事 業							
図面番号		全 5 葉ノ内 3			PM-3				
名 称		下知ポンプ場放流ゲート設備工事(R7-1)			縮尺				
		沈砂池・汚水ポンプ設備フローシート 機械設備			—				
課長		課長 補佐		係長		設計		検図	
高知市上下水道局下水道施設管理課									

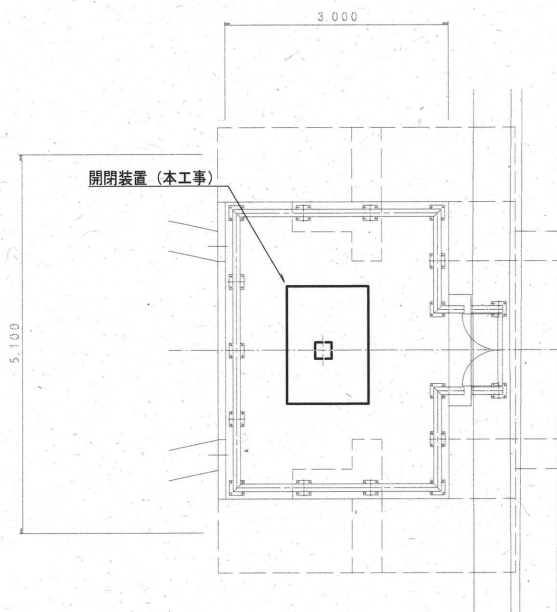

平面図 S=1/100

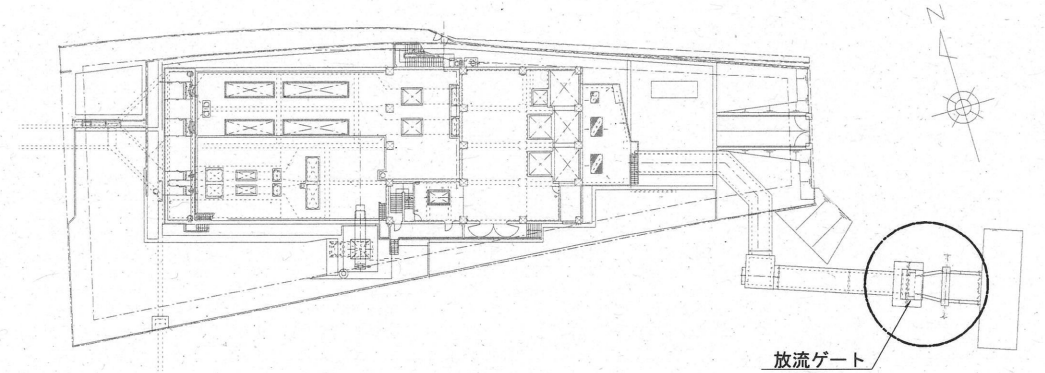


キープラン

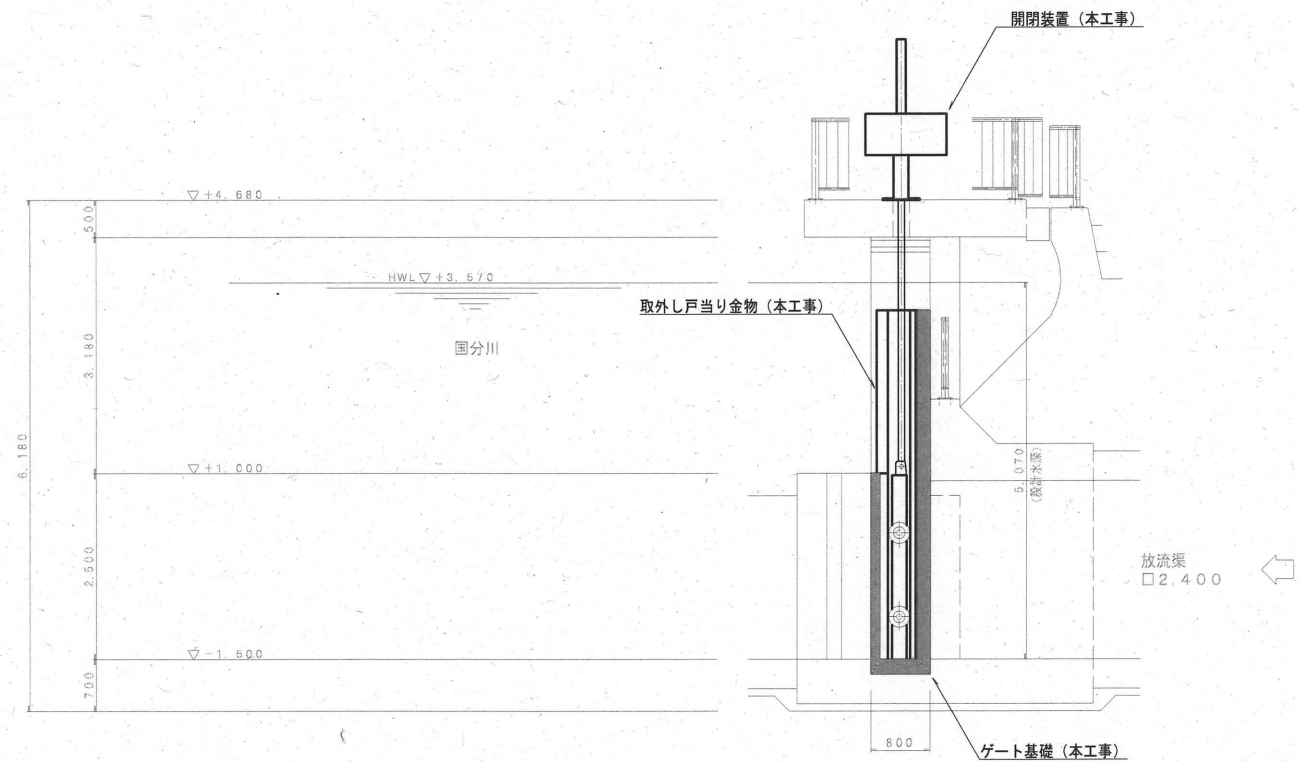


断面図 S=1/100

注記
・太線部は今回工事範囲を示す。



令和7年度		公 共 下 水 道 事 業							
図面番号	全 5 葉ノ内 4				PM-4				
名 称	下知ポンプ場放流ゲート設備工事(R7-1)				縮尺				
	放流ゲート平断面図				1/100				
課長	栗田	課長補佐	澤田	係長	飯間	設計	神田	検図	岡村
高知市上下水道局下水道施設管理課									

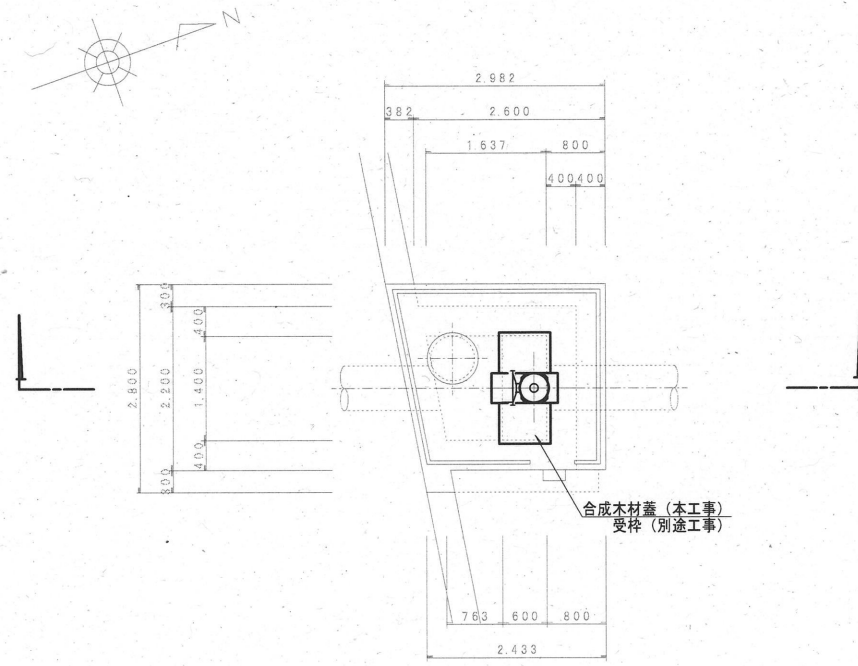

上部 平面図 S=1/100

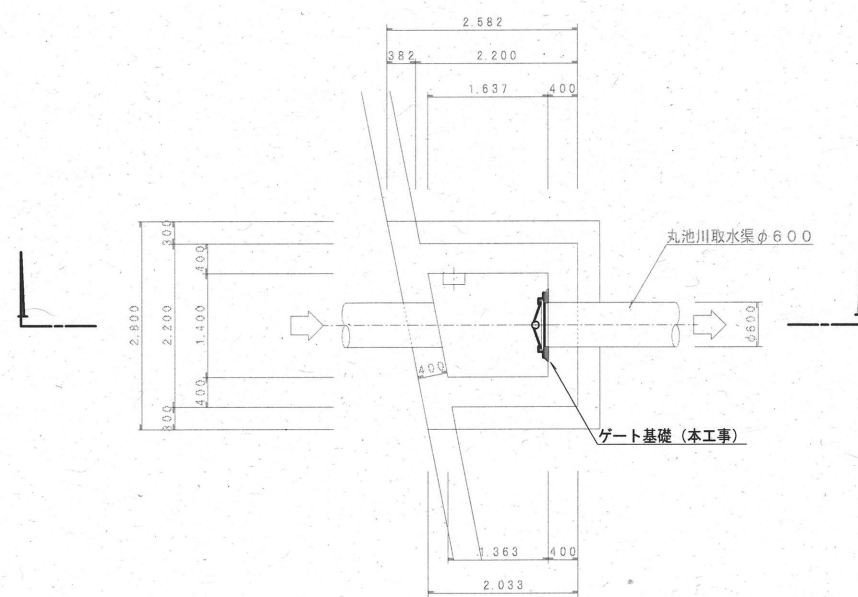

下部 平面図 S=1/100

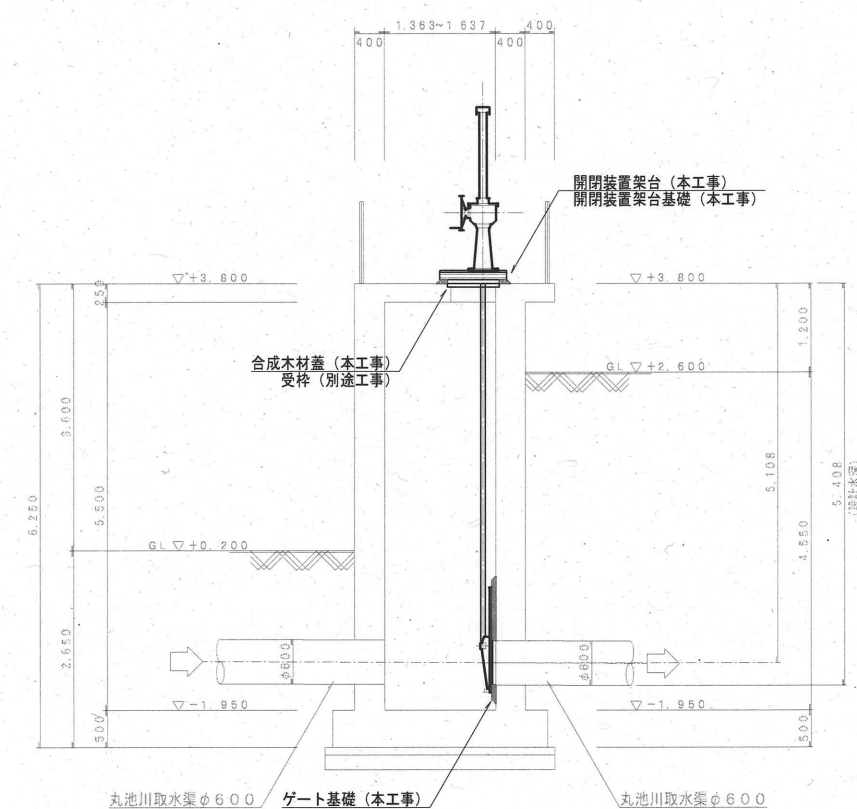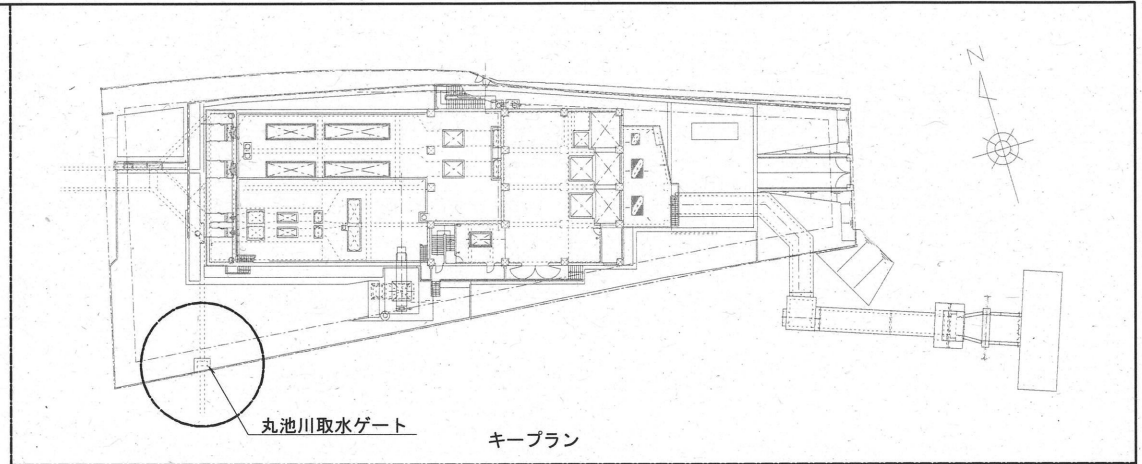

断面図 S=1/100

注記
・太線部は今回工事範囲を示す。

令和7年度		公 共 下 水 道 事 業							
図面番号	全 5 葉ノ内 5 PM-5								
名 称	下知ポンプ場放流ゲート設備工事(R7-1)				縮尺				
	丸池川取水ゲート平断面図				1/100				
課長		課長補佐		係長		設計		検図	
高知市上下水道局下水道施設管理課									