


全体平面図

S=1:Free

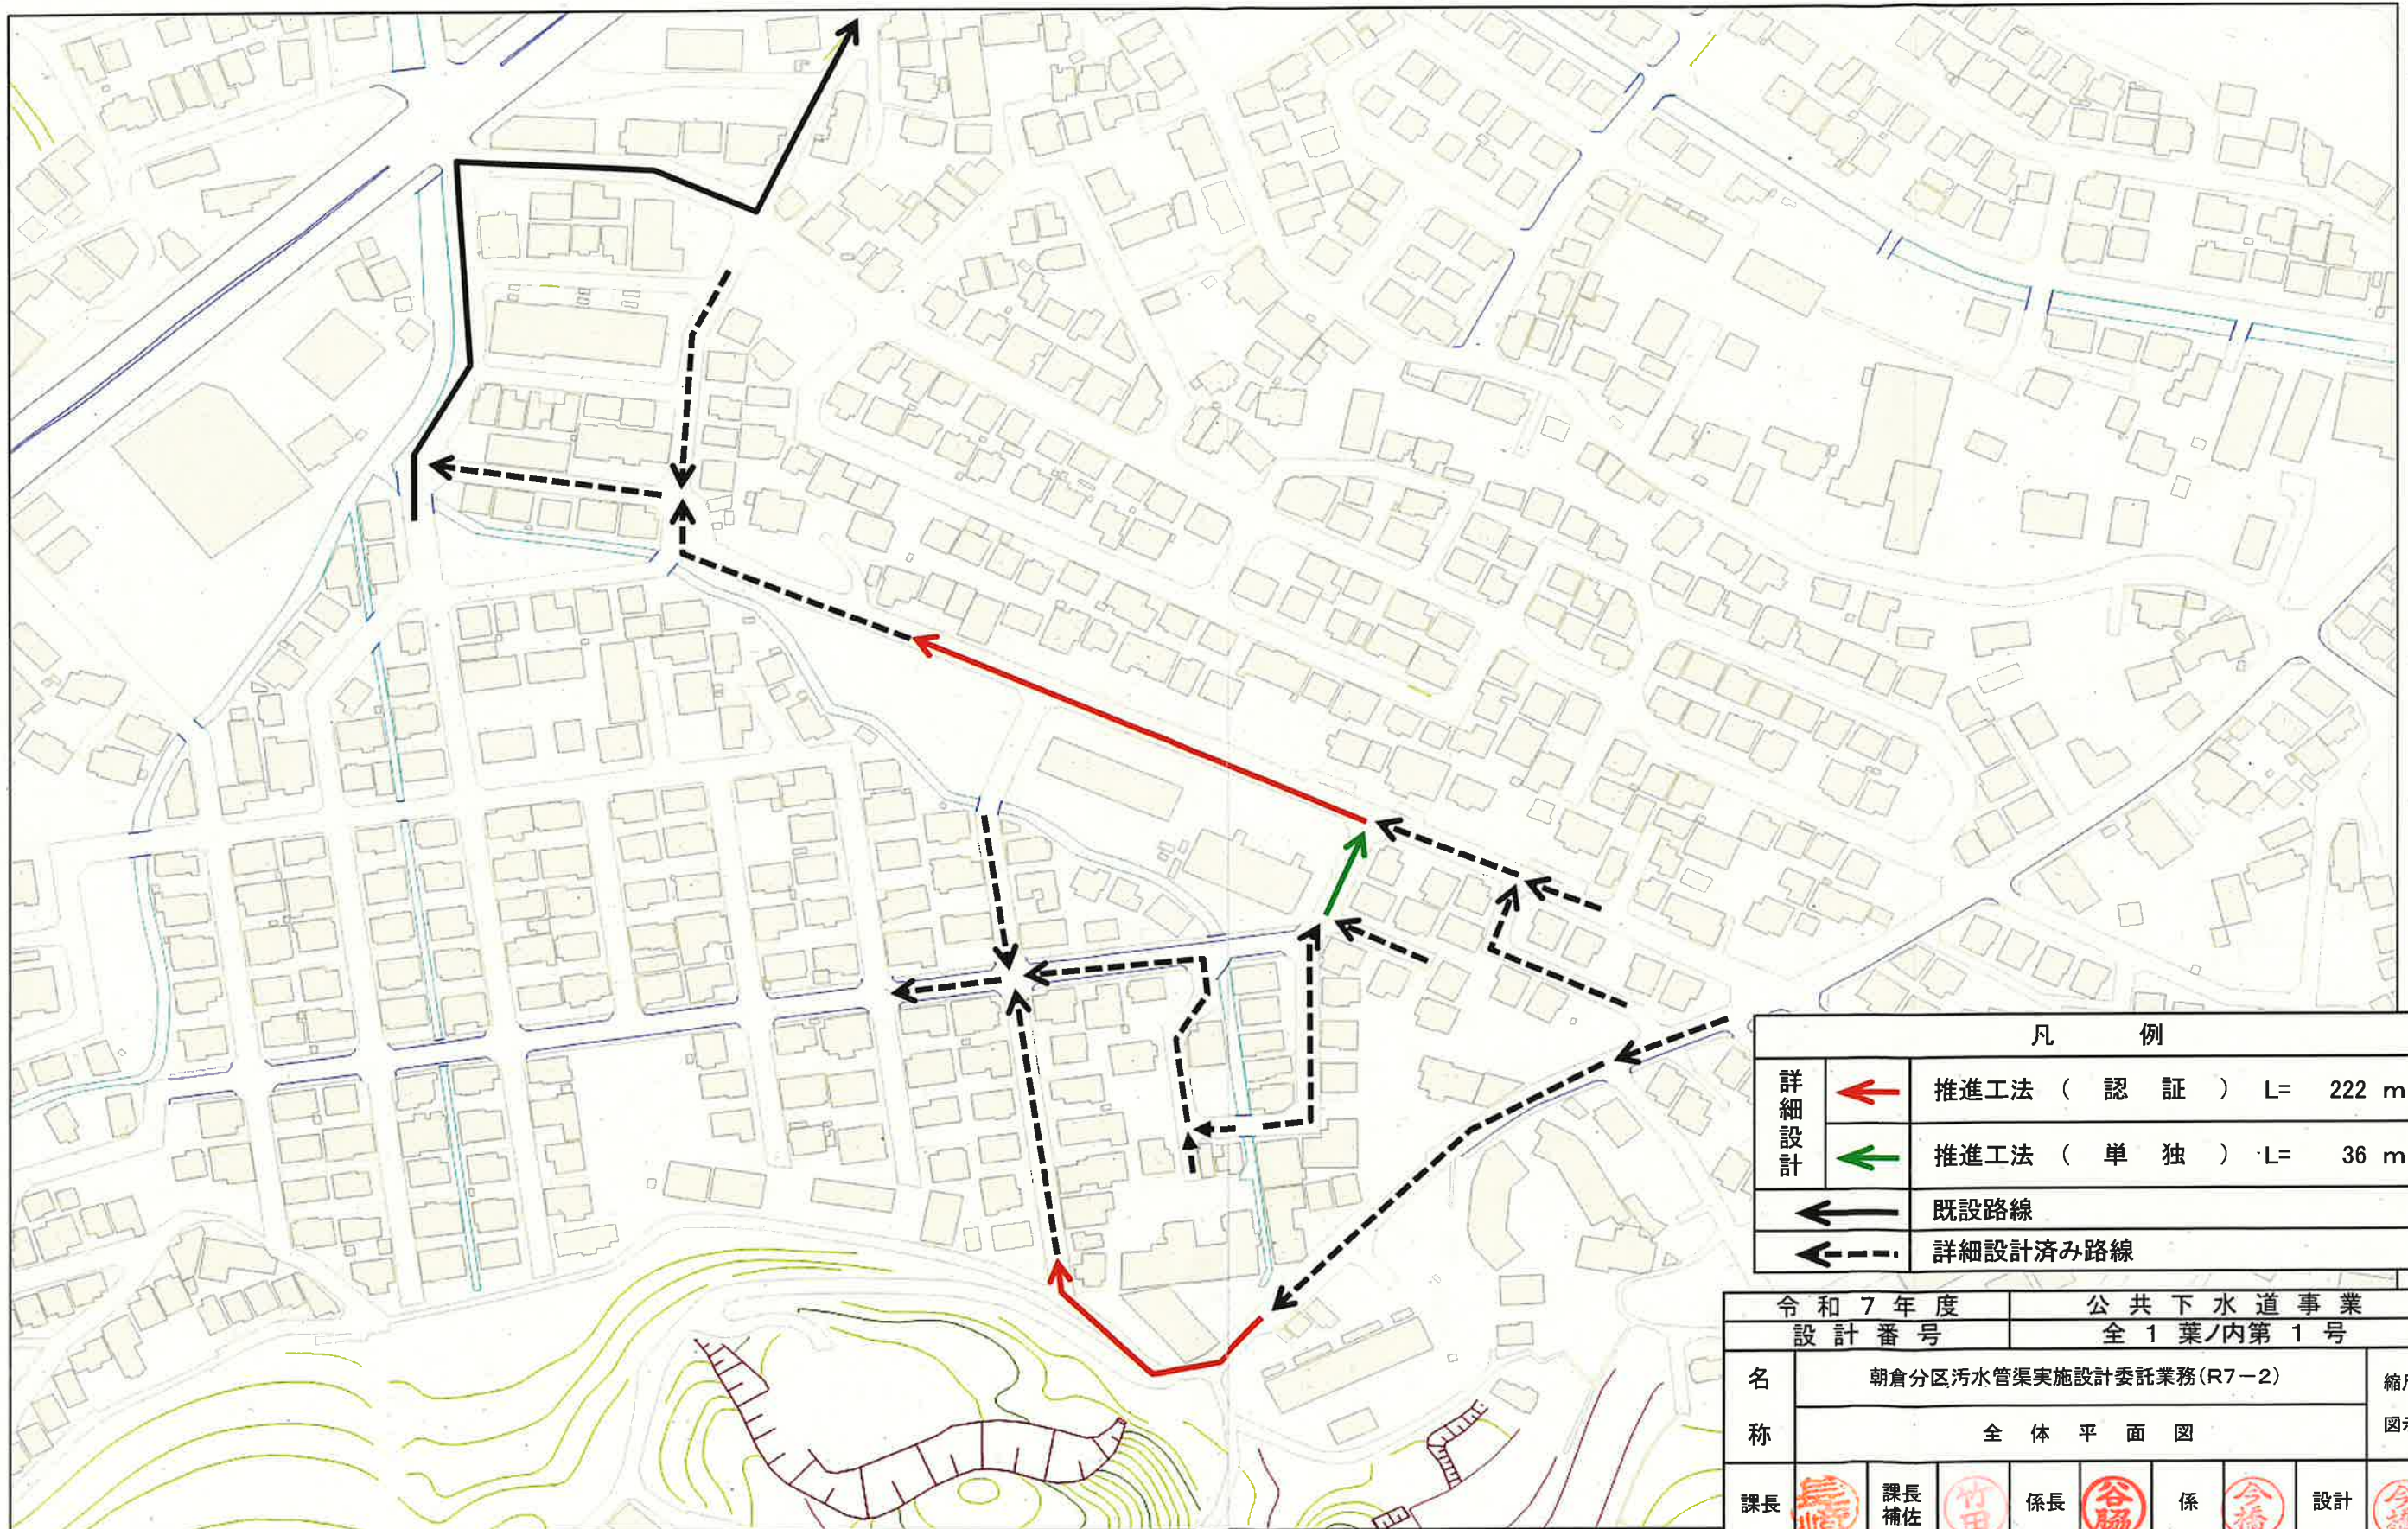

凡 例		
詳細設計		推進工法（ 認 証 ） L= 222 m
		推進工法（ 単 独 ） L= 36 m
		既設路線
		詳細設計済み路線

令和 7 年度 設計 番 号		公 共 下 水 道 事 業 全 1 葉 / 内 第 1 号	
名 称	朝倉分区污水管渠実施設計委託業務(R7-2)		縮尺 図示
課長		課長補佐	
		係長	
		係	
		設計	
高知市上下水道局 下水道整備課			