


平面図 S=1:Free

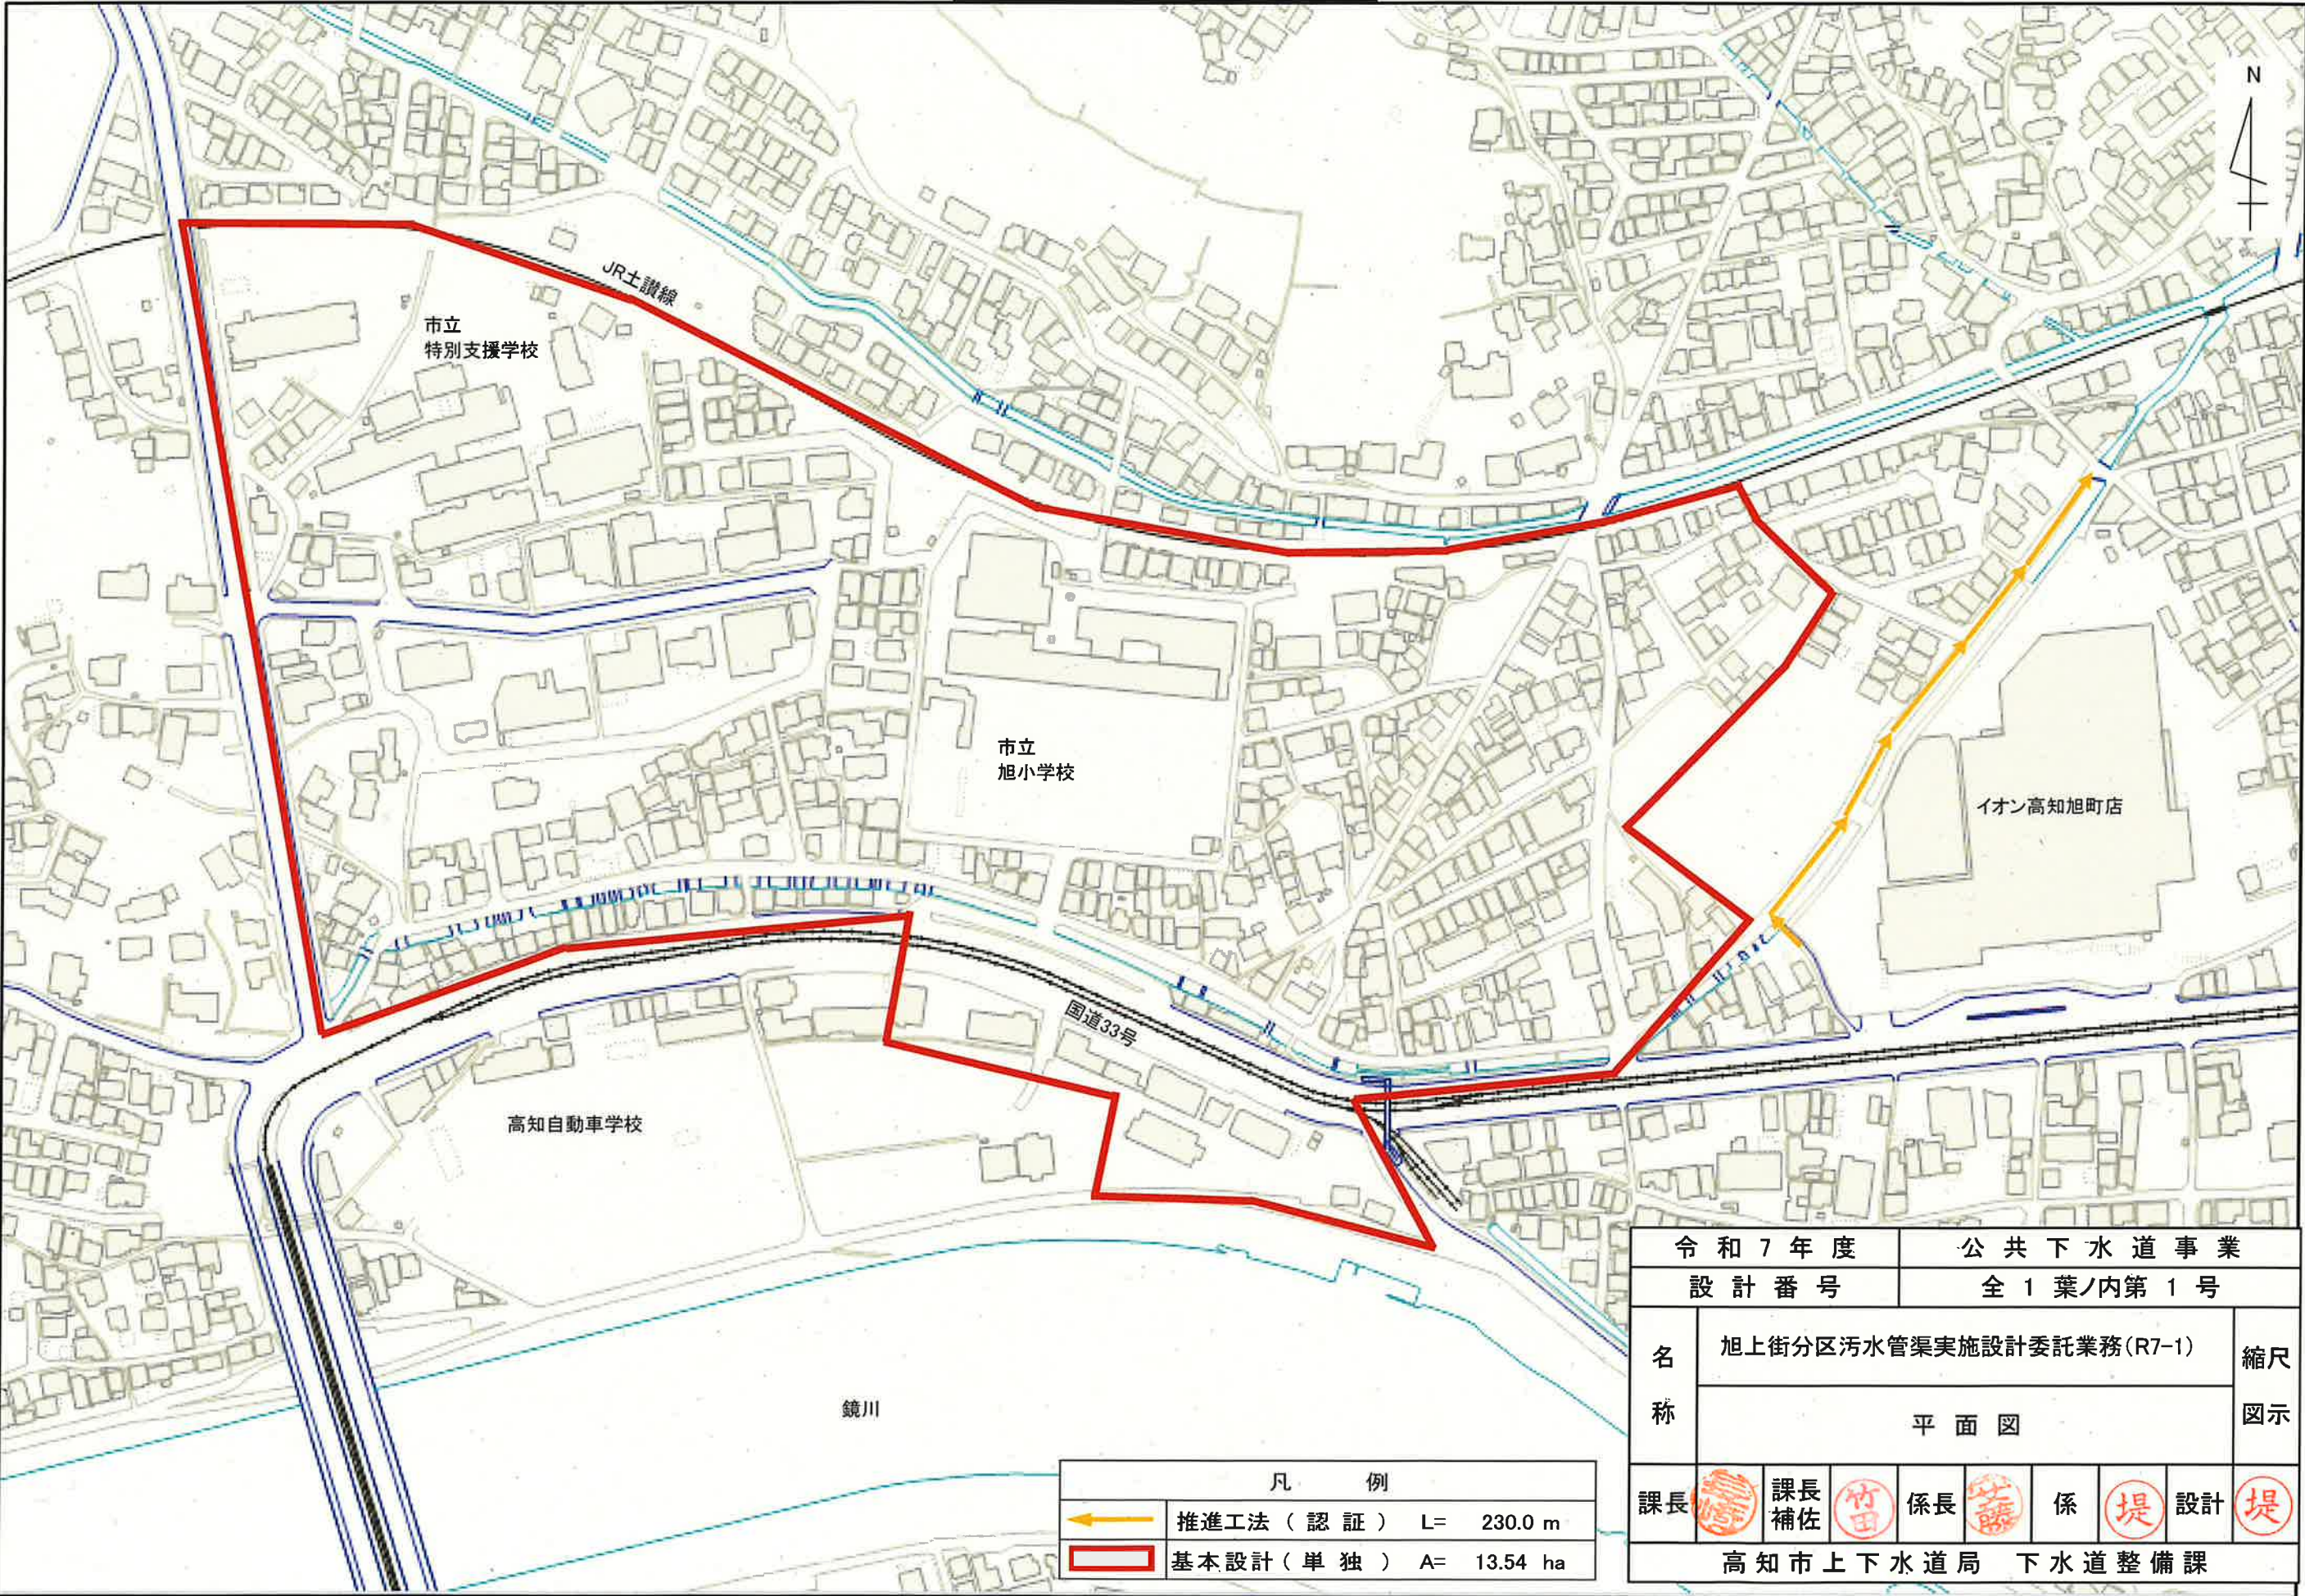

令和7年度		公共下水道事業							
設計番号		全1葉ノ内第1号							
名称	旭上街分区污水管渠実施設計委託業務(R7-1)					縮尺 図示			
	平面図								
課長		課長補佐		係長		係		設計	
高知市上下水道局 下水道整備課									