


系統図


S=1:1,000

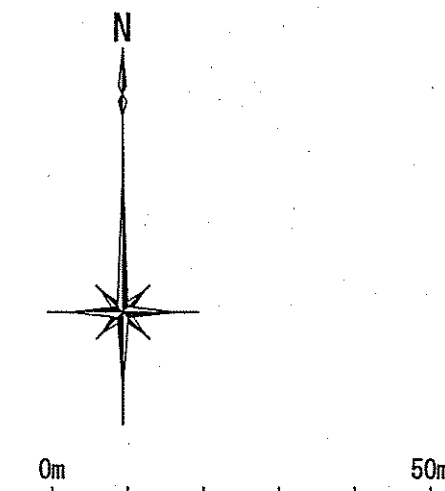


凡 例	
	工事実施路線
	既設路線
	計画路線
	VU@150 管 番 号 管 種・管 径 (mm)
	塩ビ製小型人孔
	コンクリート製小型人孔
	組立式片橋人孔 (600×900)
	組立式1号人孔 (φ900)
	組立式2号人孔 (φ1200)
	副管付人孔
	起点人孔
	15° 曲管
	処理分区界

令和7年度	公 共 下 水 道 事 業	
設計番号	全 16 葉ノ内第 1 号	
名 称	旭街北分区污水管渠築造工事 (R7-3)	縮 尺 S=1:1,000
課長	課長 補佐	係長 係 設計
高知市上下水道局下水道整備課		

平面図 S=1:500

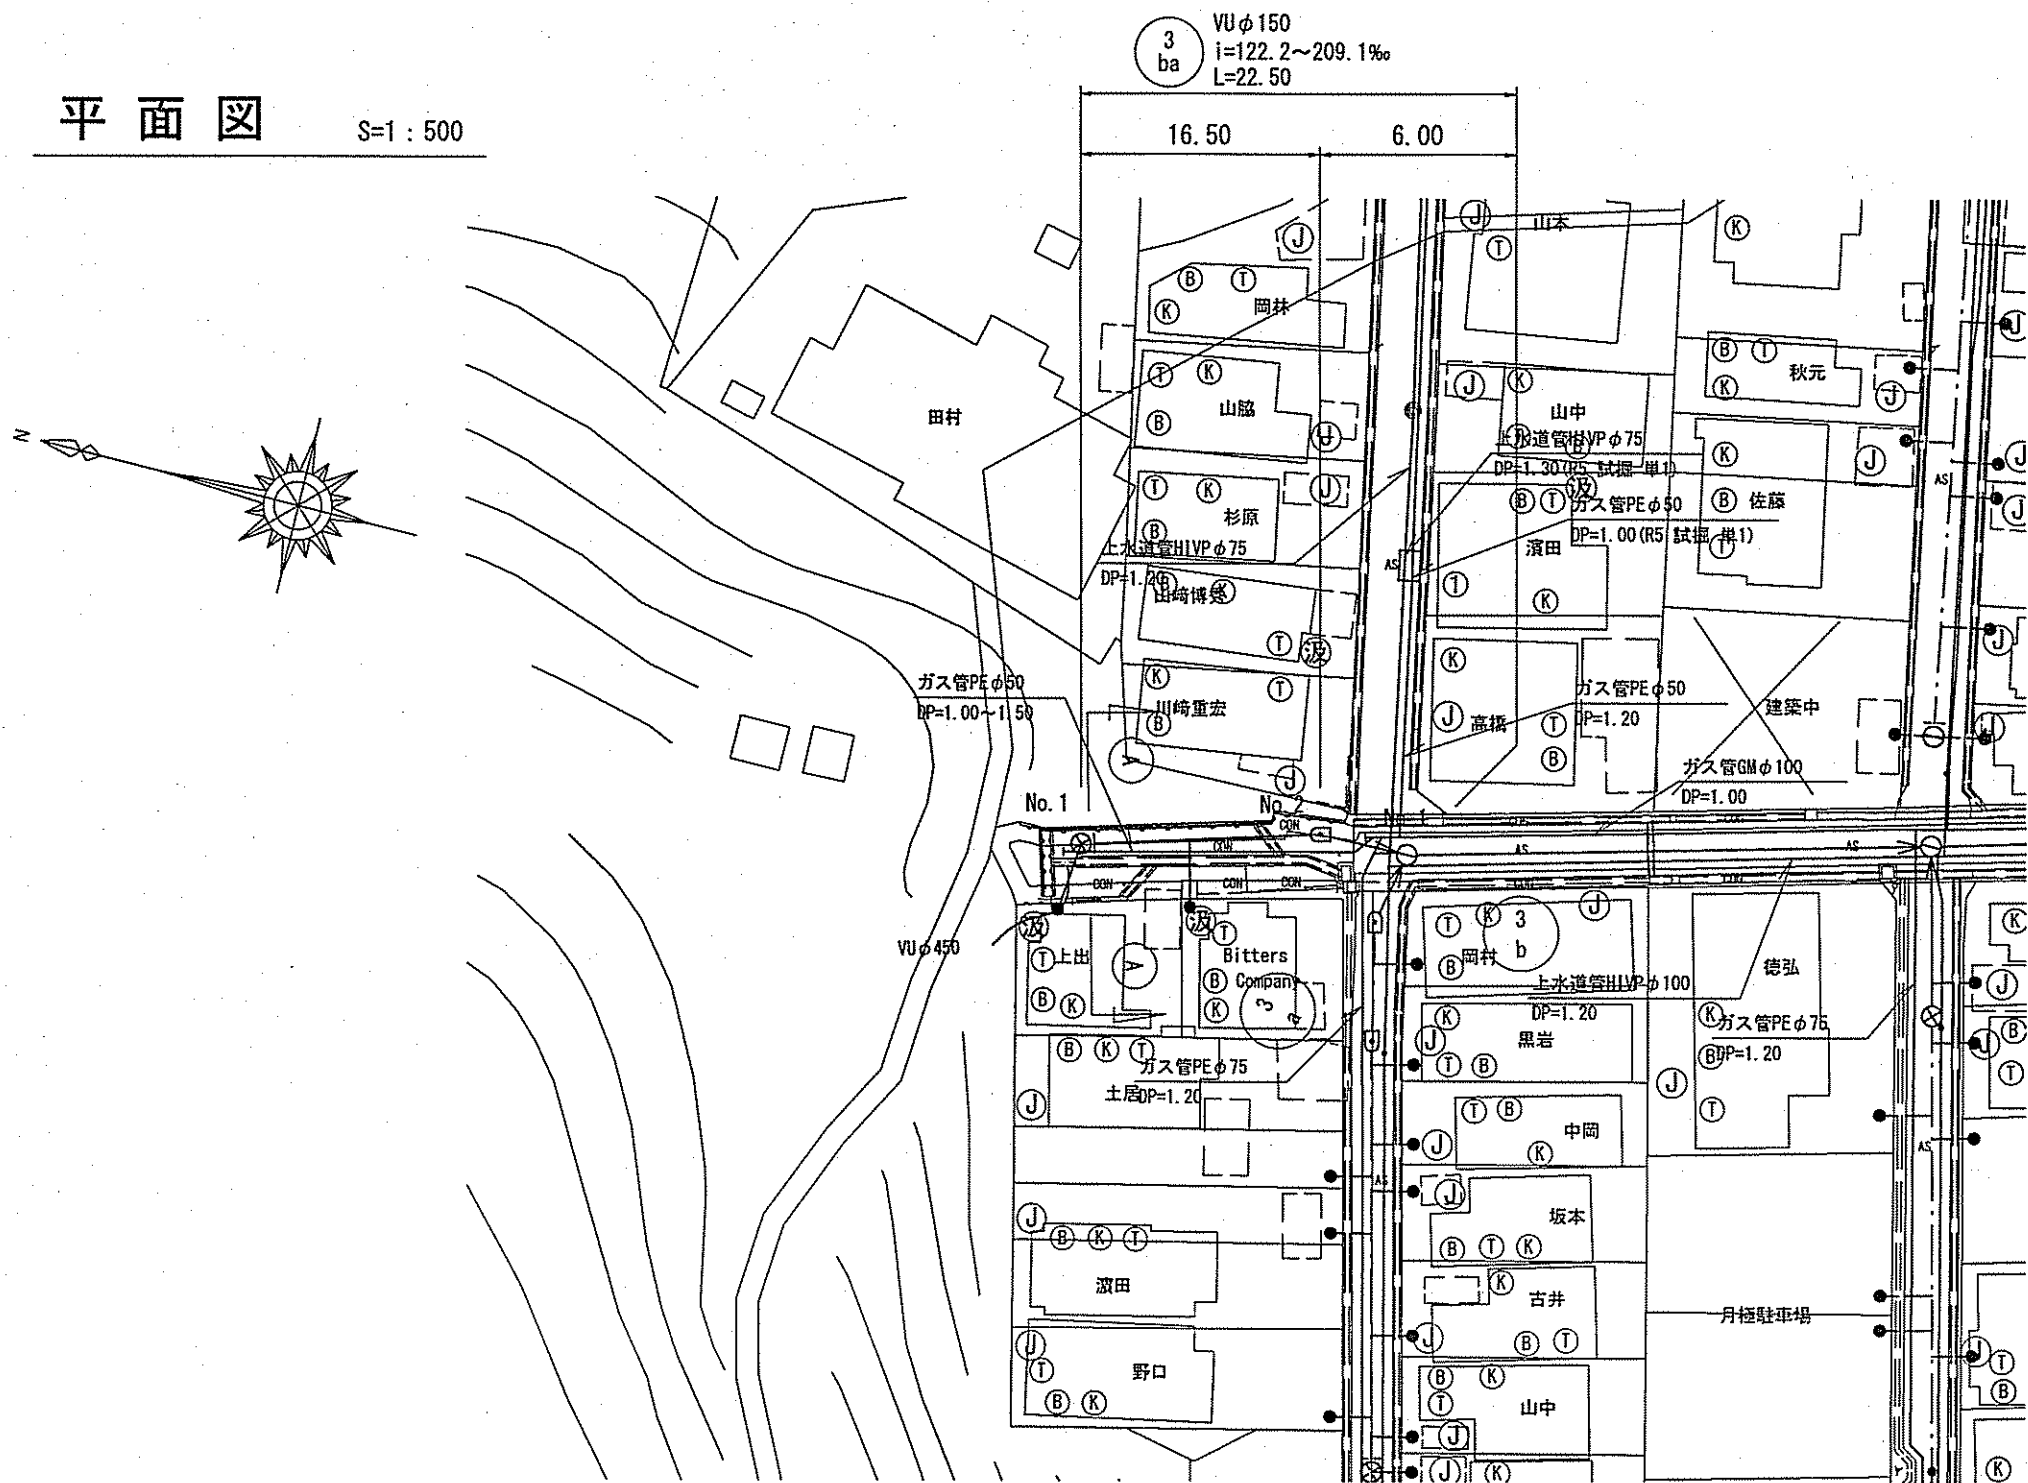


縦断図 Y=1:100 H=1:500

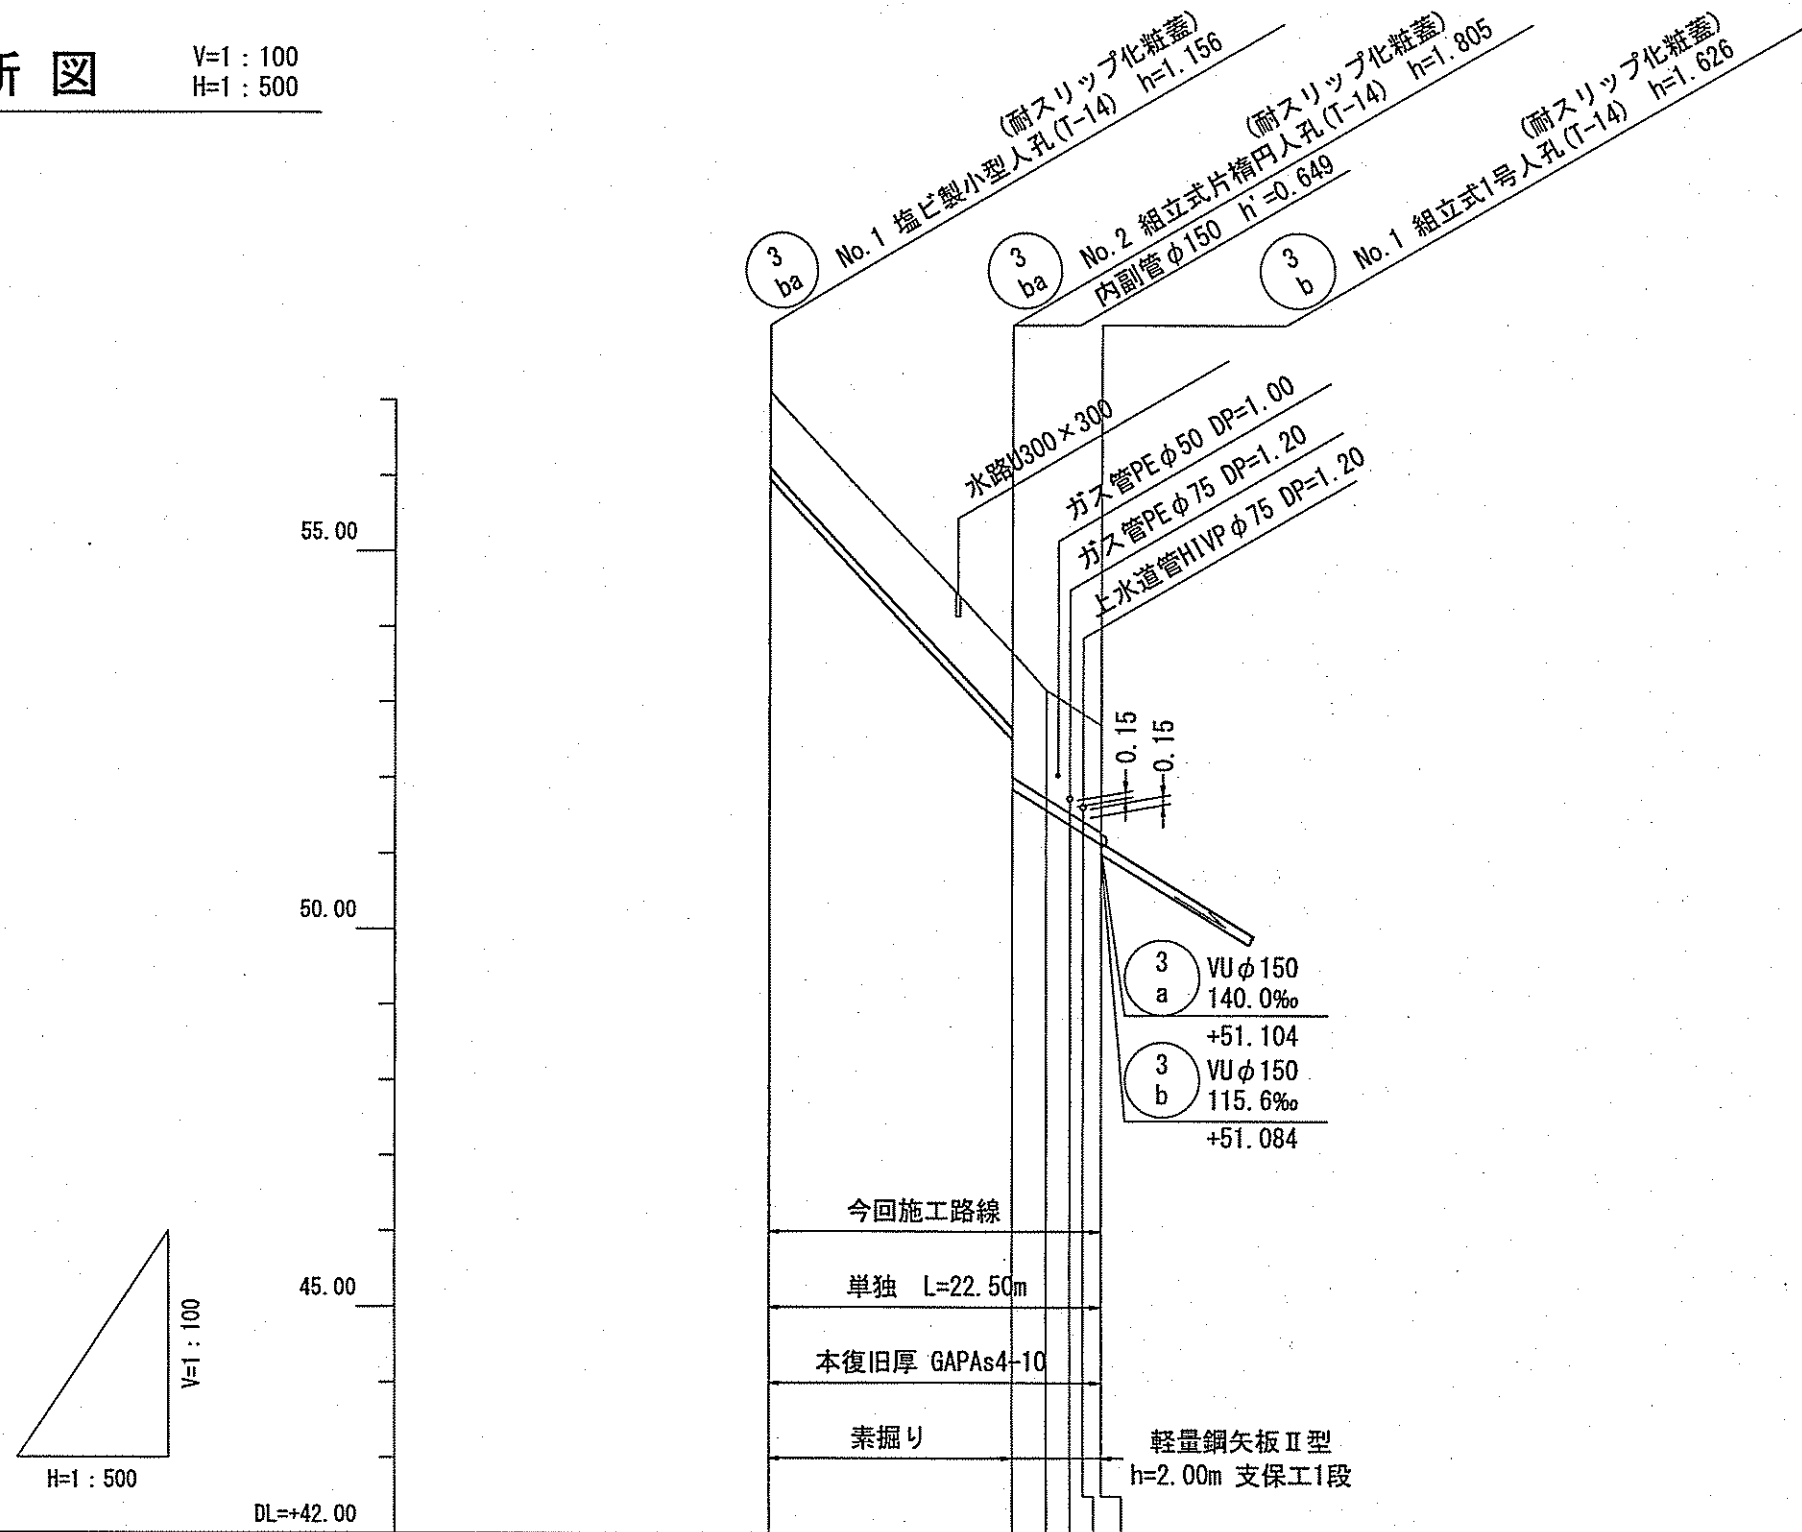

計画概要


- ・現地状況より、取付管DP=0.6mで支障がないことを確認。
- ・取付管は、地下埋設物の上越しとする。
- ・3ba 本管最小土被り1.0mで計画。
- ・3ba No.2～No.3 上水道管φ75mm及びガス管φ75mmの横断クリアランス0.15mで計画。
- ①ガス管φ75mm下越部 GL=52.97m
下越部管底高 EL=52.97-1.20=0.075-0.15-0.156=51.389m
- ②上水道管φ75mm下越部 GL=52.86m
下越部管底高 EL=52.86-1.20=0.075-0.15-0.156=51.279m
- 勾配 (51.389-51.279)÷0.90×1000=122.2‰
- ※0.90mはガス管～上水道管間の延長

横断図 S=1:100

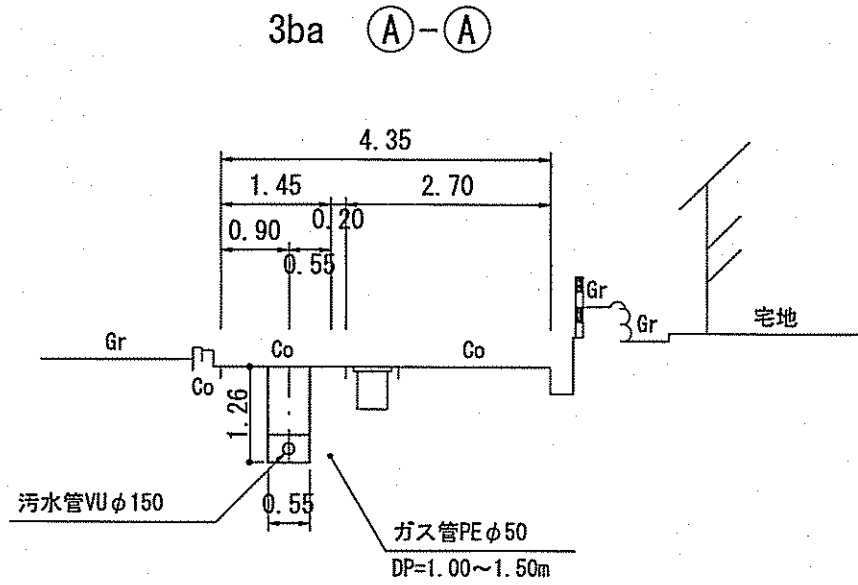

凡 例	
	工事実施路線
	既設路線
	計画路線
	塩ビ製小型人孔
	コンクリート製小型人孔
	組立式0号人孔 (φ750)
	組立式片構内人孔 (600×900)
	組立式1号人孔 (φ900)
	組立式2号人孔 (φ1200)
	副管付人孔
	起点人孔
	曲管
	汚水斜及び取付管
	ガス管
	水道管
	NTT地中線
	風呂場
	トイレ
	台 所
	浄化槽
	試掘箇所

位置図 S=1:5,000

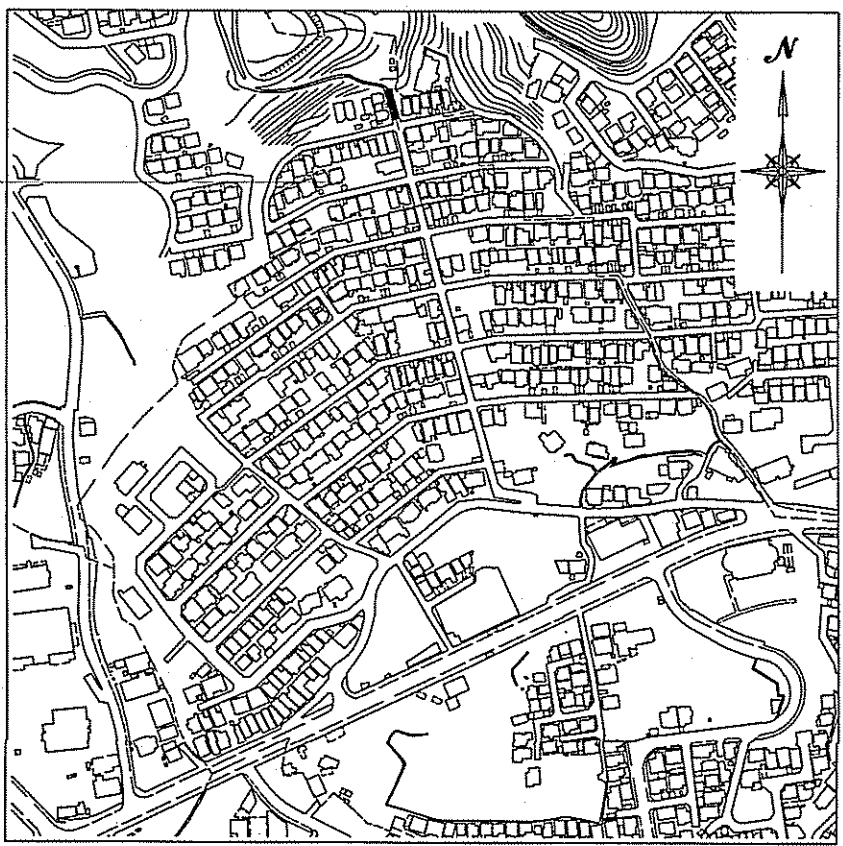


【単 独】


3
ba

令和7年度		公 共 下 水 道 事 業							
設計番号		全 16 業ノ内第 2 号							
名 称	旭街北分区分汚水管渠築造工事 (R7-3)					縮 尺			
	平面図・縦断図・横断図					図 示			
課長		課長補佐		係長		係		設計	
高知市上下水道局下水道整備課									

平面図 S=1:500

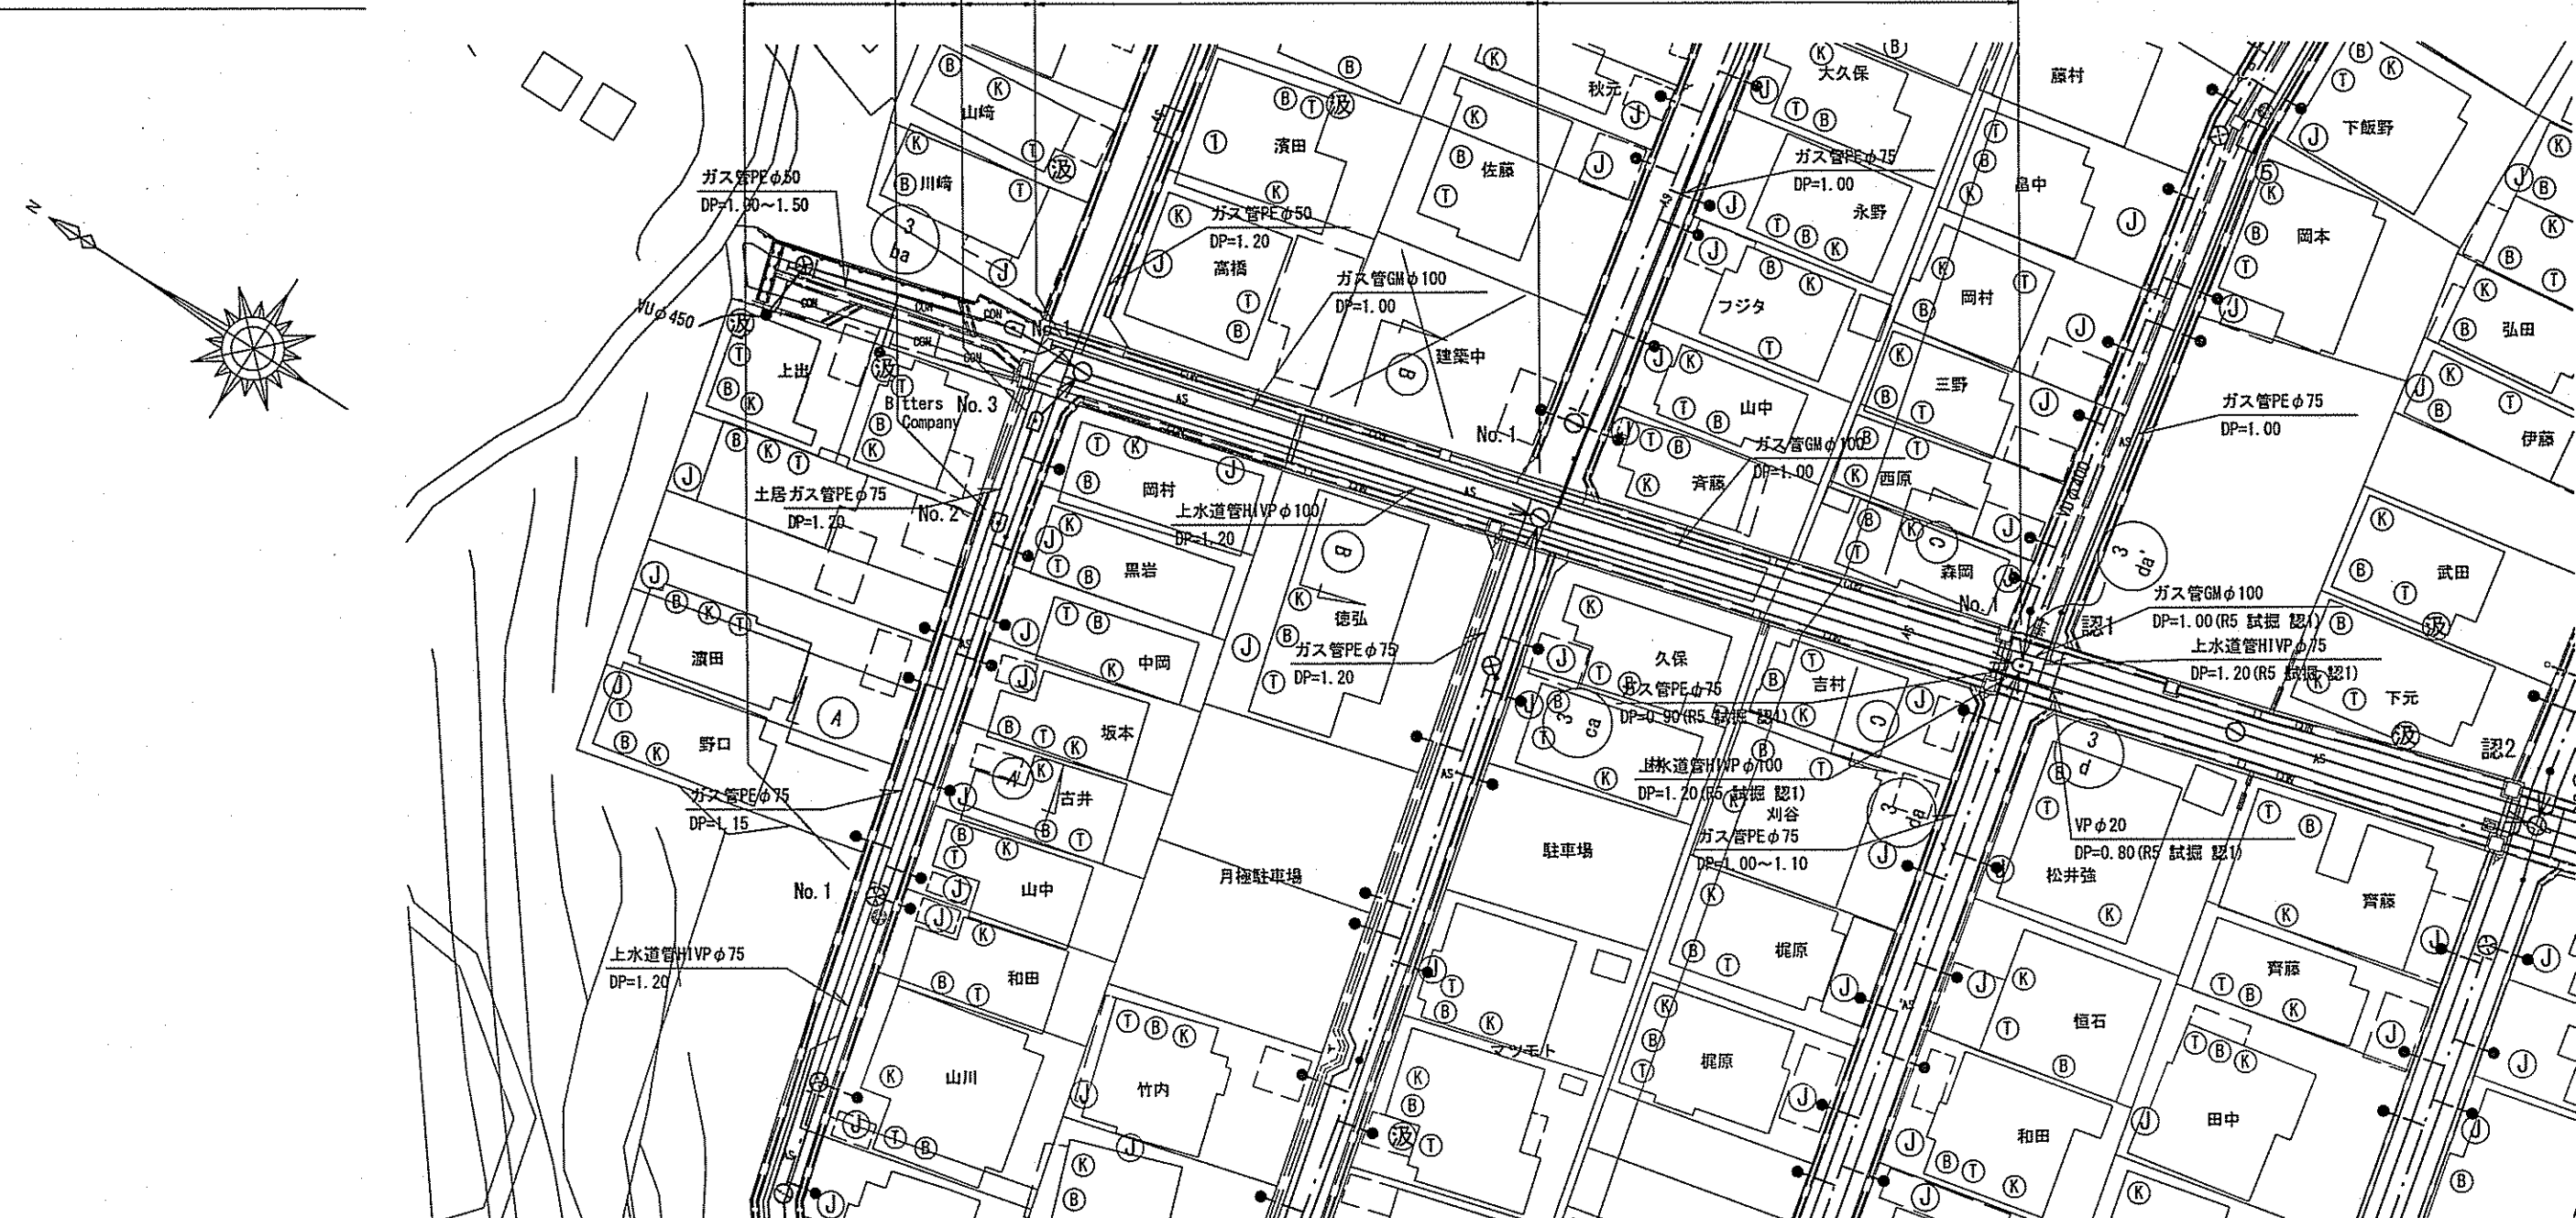


縦断面図 V=1:100 H=1:500

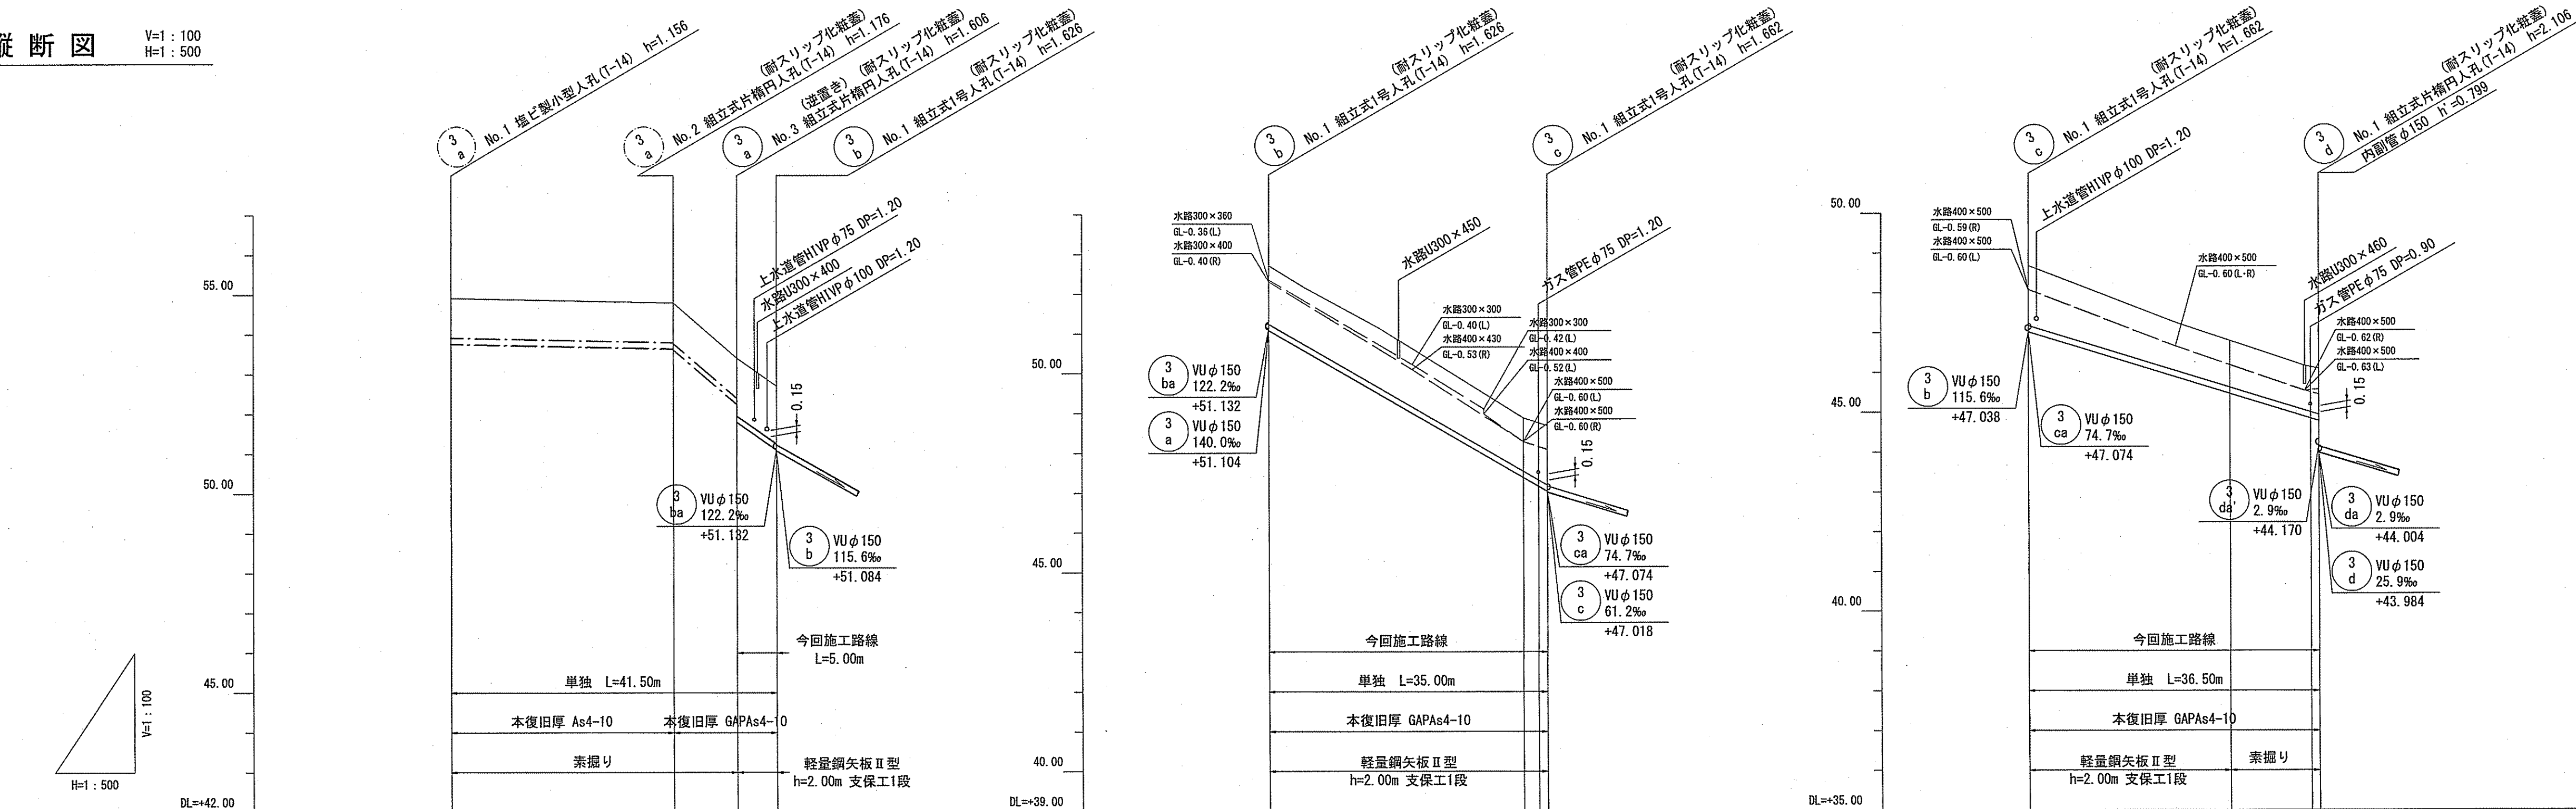

路線番号	単位	3 a			3 b			3 c		
管 径	mm	VUφ150 (t=6mm)			VUφ150 (t=6mm)			VUφ150 (t=6mm)		
勾 配	‰	4.2			115.6			61.2		
延 長	m	41.50			35.00			36.50		
人孔間距離	m	28.50	8.00	5.00	35.00			36.50		
掘削深	m	1.262	1.262	1.262	1.732	1.47	1.601	1.768	1.500	1.392
土被り	m	1.00	1.02	1.45	1.47	1.34	1.43	1.51	1.13	1.15
地盤高	m	54.92	54.80	53.41	52.71	48.88	48.75	48.68	46.13	46.09
管底高	m	53.764	53.624	52.964	51.244	47.395	47.364	47.019	44.944	44.783
追加距離	m	0.00	23.50	36.50	41.50	73.50	75.40	76.50	112.00	113.00
単 距 離	m	0.00	28.50	8.00	5.00	32.00	1.90	1.10	25.35	10.15

横断面図 S=1:100

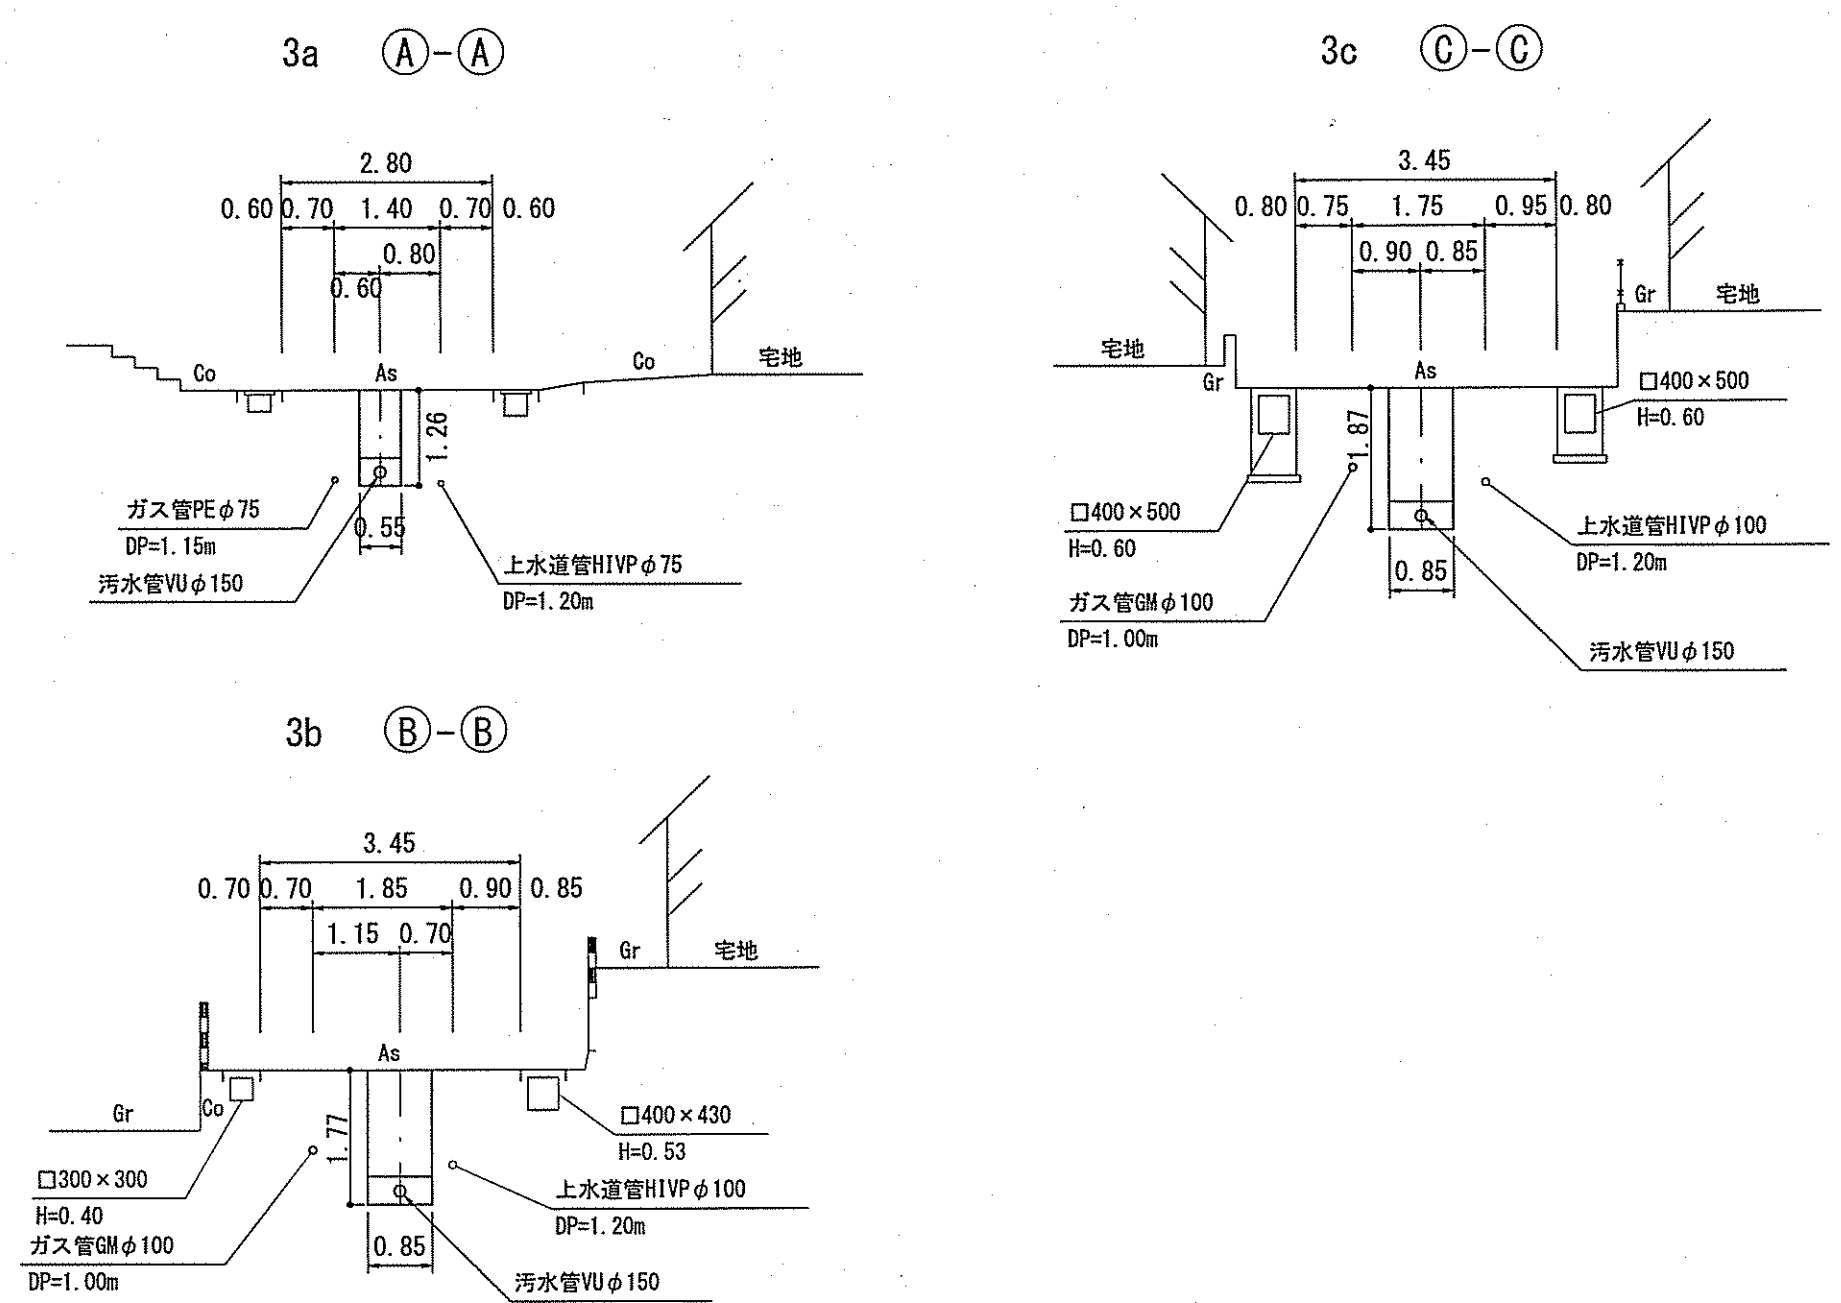


凡 例	
工事実施路線	→
既設路線	→
計画路線	→
塩ビ製小型人孔	⊗
コンクリート製小型人孔	⊙
組立式0号人孔 (φ750)	⊕
組立式片楕円人孔 (600×900)	⊖
組立式1号人孔 (φ900)	⊗
組立式2号人孔 (φ1200)	⊙
副管付人孔	⊕
起点人孔	⊖
曲管	→
汚水樹及び取付管	●
ガス管	—(G)—
水道管	—(W)—
NTT地中線	—(T)—
風呂場	(B)
トイレ	(T)
台 所	(K)
浄化槽	(J)
試掘箇所	□

計画概要

- 3a No. 1~No. 3 本管最小土被り1.0mで計画。
- 3a No. 3~3b No. 1 上水道管φ100mmの横断クリアランス0.15mで計画。
(本管土被りDP=1.20+0.10+0.15=1.45)
- 3c No. 1付近 ガス管φ75mmの横断クリアランス0.15mで計画。
(本管土被りDP=1.20+0.075+0.15=1.425=1.43)
- 3c No. 1の管底 3b' の流入高ステップで計画。
- 3d No. 1付近 ガス管φ75mmの横断クリアランス0.15mで計画。
(本管土被りDP=0.90+0.075+0.15=1.125=1.13)
- 取付管は、3aは地下埋設物の上越しとして計画。

位置図 S=1:5,000


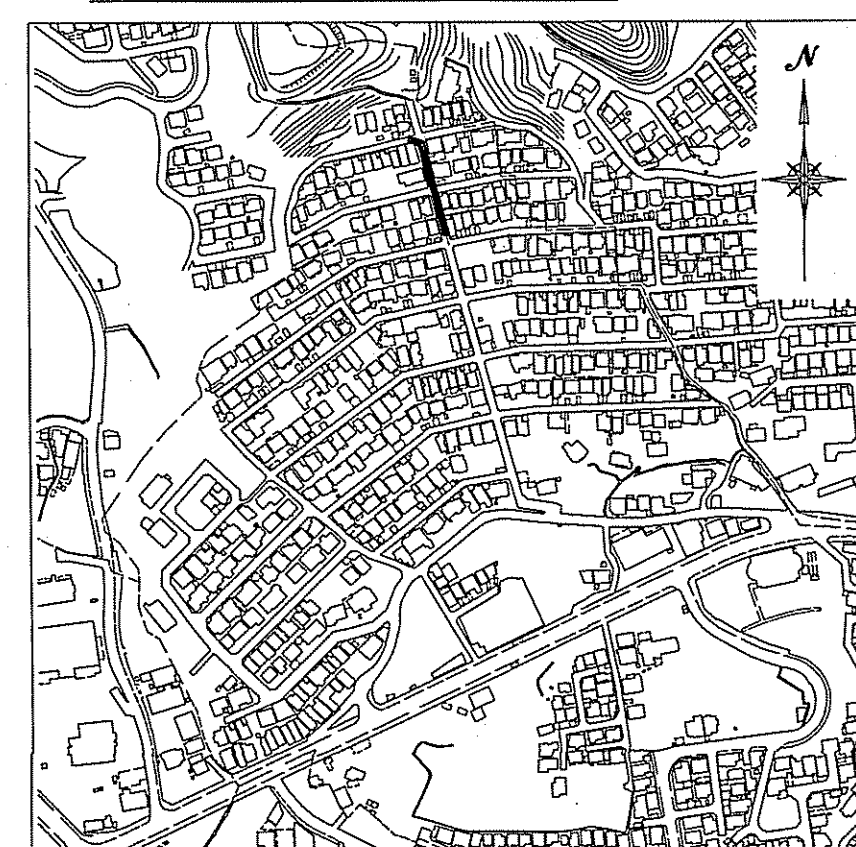


【 単 独 】


3 a	3 b	3 c
-----	-----	-----

令和7年度	公 共 下 水 道 事 業		
設計番号	全 16 葉ノ内第 3 号		
名	旭街北分区分水管理築造工事(R7-3)		縮 尺
称	平面図・縦断面図・横断面図		図 示
課長	課長補佐	係長	係
設計	高知市上下水道局下水道整備課		

平面図 S=1:500

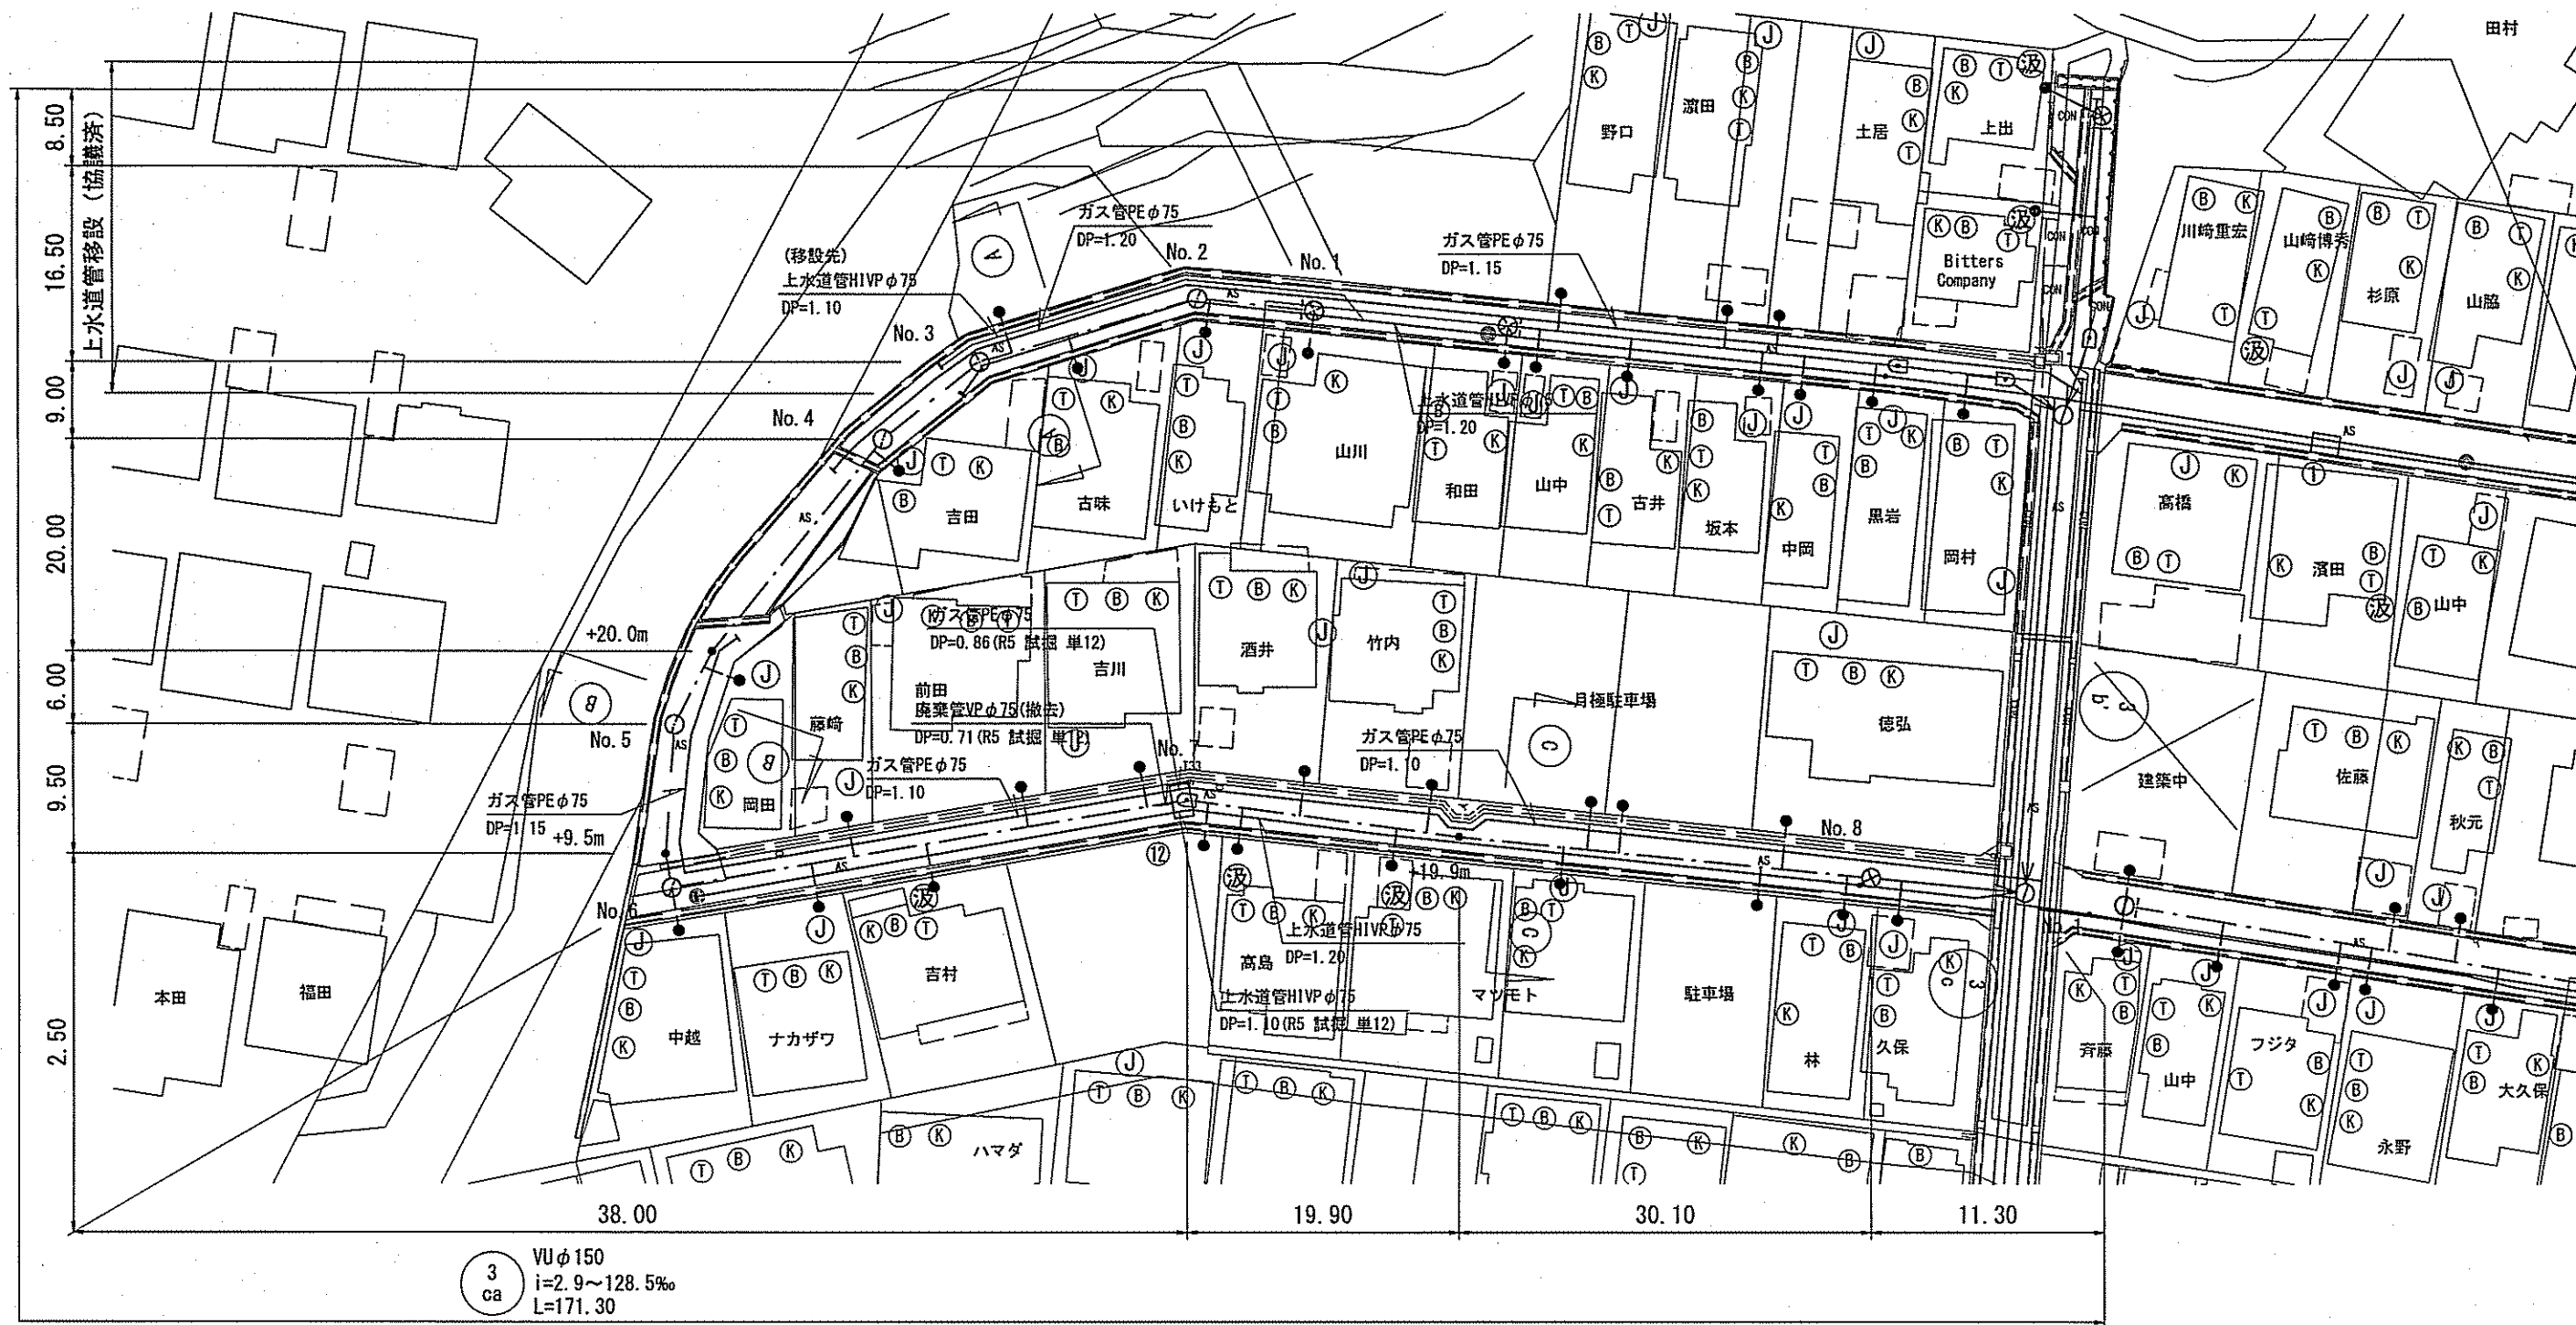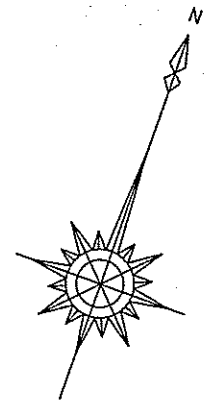


縦断面図 V=1:100
H=1:500

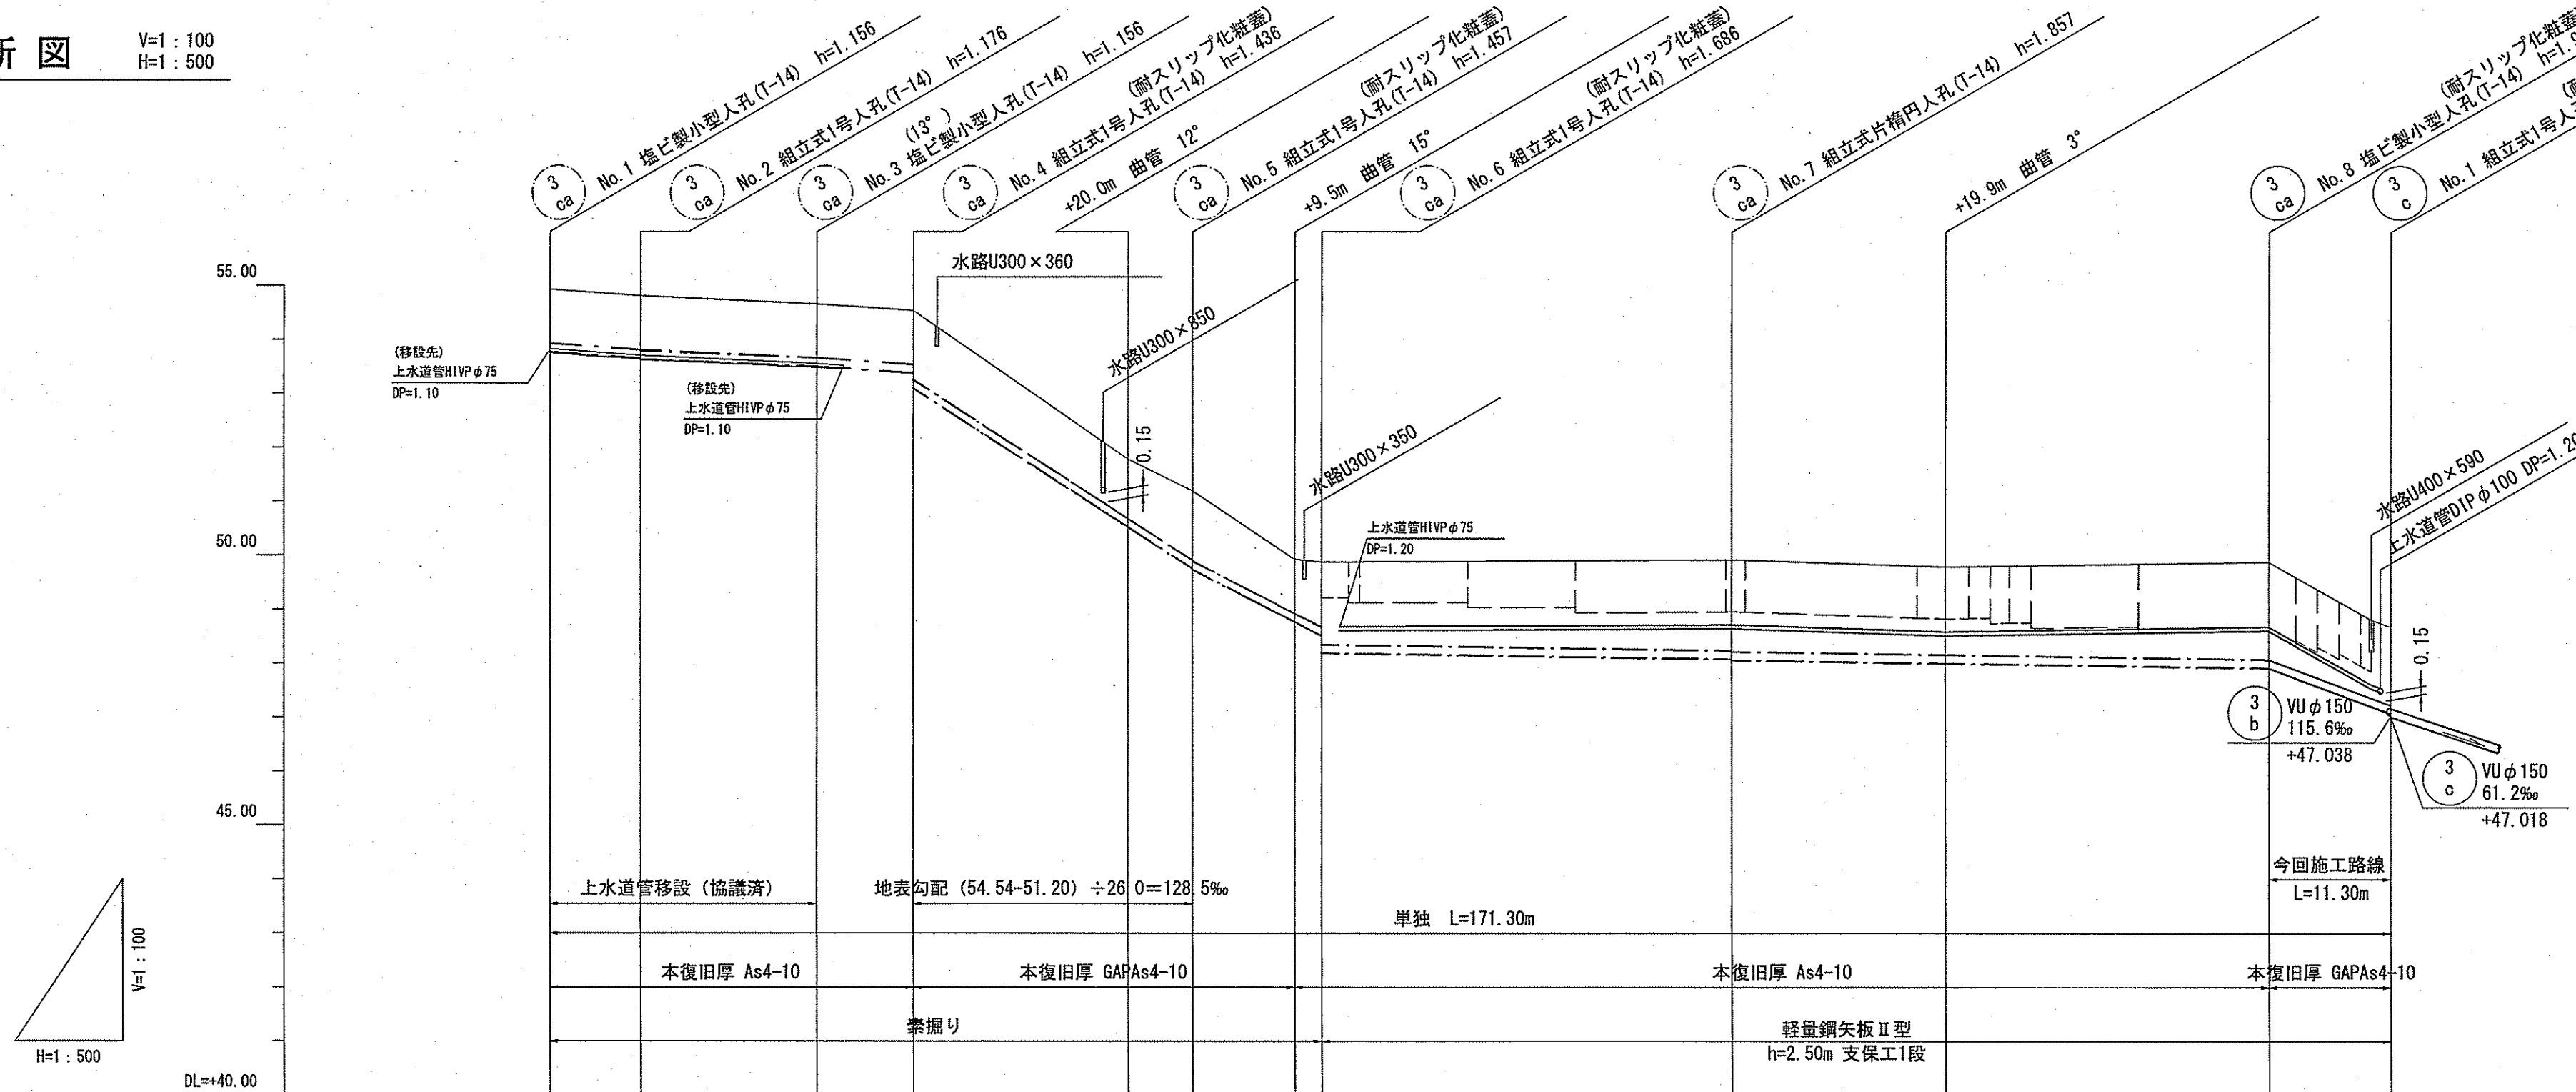


計画概要

- ・3ca No. 1～No. 6 本管最小土被り1.0mで計画。
- ・3ca No. 1～No. 3 上水道管φ75mmの移設で計画。(協議済)
- ・3ca No. 4+20.0m付近U300×850の横断クリアランス0.15mで計画。
(本管土被りDP=0.85+0.10+0.15=1.10)
- ・3ca No. 6～No. 8 上水道管φ75mmの並走クリアランス0.25mで計画。
(本管土被りDP=1.20+0.075+0.25=1.525≒1.53)
- ・3ca No. 6～No. 8 VUφ150mm最小勾配2.9‰で計画。
- ・3ca No. 8～3c No. 1 3c No. 1付近上水道管φ100mmの横断クリアランス0.15mで計画。
(本管土被りDP=1.20+0.10+0.15=1.45)
- ・取付管は、3ca No. 1～No. 6は地下埋設物の上越しとして計画。
- ・取付管は、3ca No. 6～3c No. 1は自由勾配側溝があるため地下埋設物の下越しとして計画。

横断面図 S=1:100

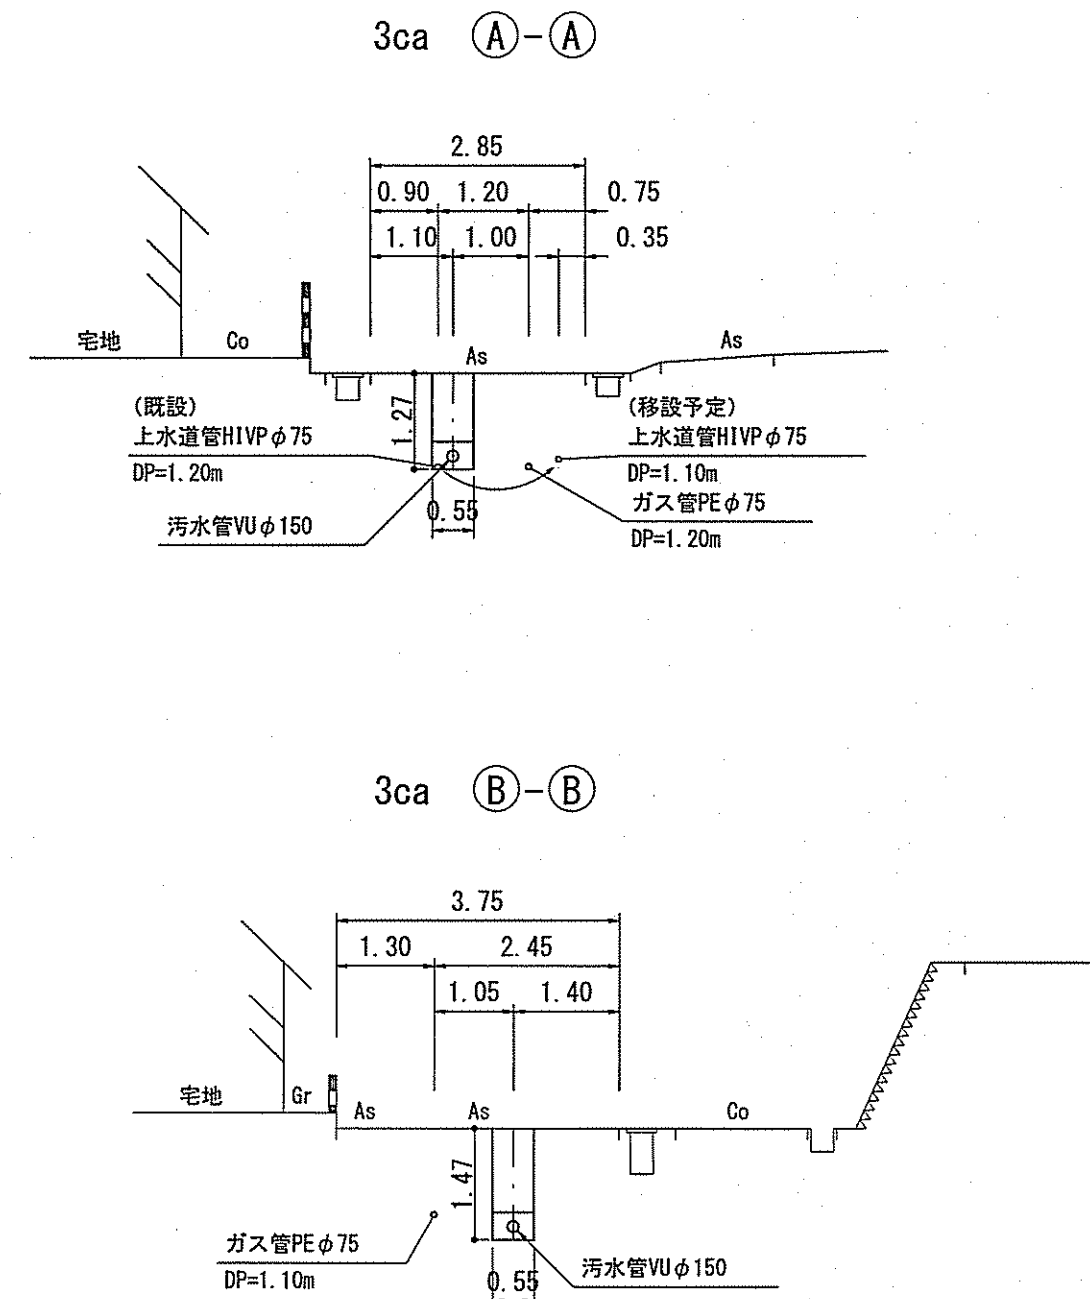

位置図 S=1:5,000

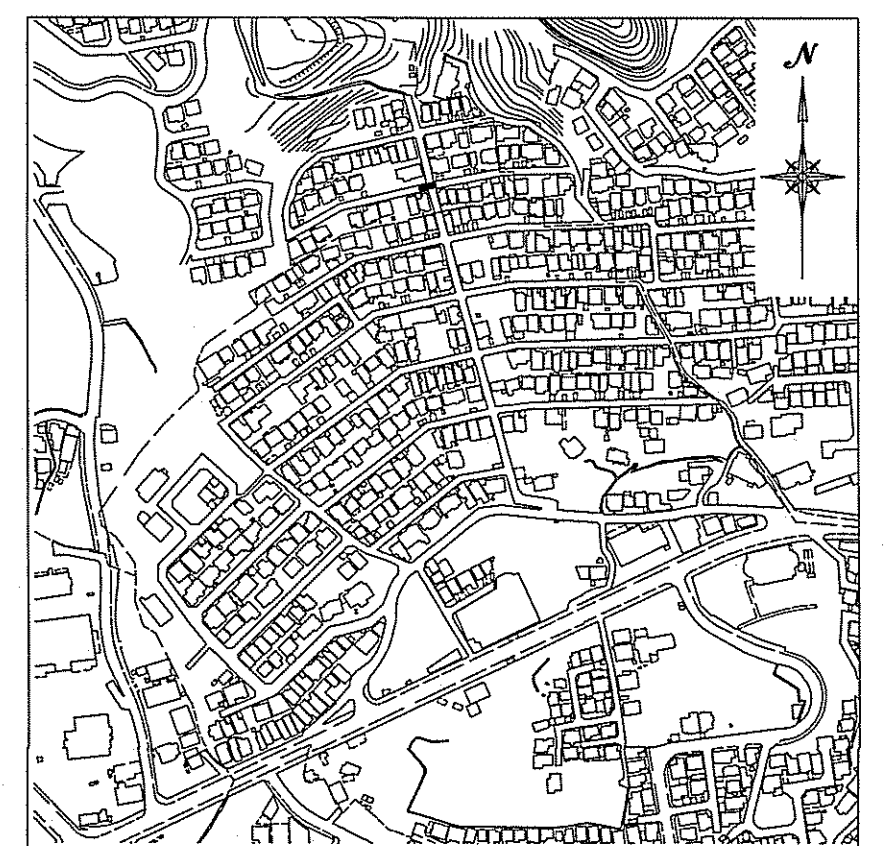


【単独】
3
ca


令和7年度		公 共 下 水 道 事 業			
設計番号		全 1 6 業ノ内第 4 号			
名 称	旭街北分區汚水管渠築造工事 (R7-3)			施 尺 圖 示	
	平面図・縦断面図・横断面図				
課長	課長補佐	係長	係	設計	
					
高知市上下水道局下水道整備課					

路線番号	単位	3 ca									
管 径	mm	VU φ150 (t=6mm)									
勾 配	‰	14.1	7.9	13.3	128.5	102.0	2.9	74.7			
延 長	m	171.30									
人孔間距離	m	8.50	16.50	9.00	26.00 20.00	12.00 9.50	2.50	38.00	19.90	50.00 30.10	11.30
掘削深	m	1.282	1.282	1.282	1.382	1.543	1.563	1.282	1.943	1.891	1.712
土被り	m	1.00	1.00	1.00	1.10	1.28	1.30	1.00	1.88	1.63	1.45
地盤高	m	54.93	54.81	54.66	51.79	51.20	49.88	49.83	48.92	49.79	48.68
管底高	m	53.774	53.654	53.504	50.534	49.783	48.743	48.774	48.083	47.918	47.074
追加距離	m	0.00	8.50	25.00	34.00	60.00	69.50	72.00	110.00	129.30	171.30
単 距 離	m	0.00	8.50	16.50	20.00	6.00	9.50	2.50	38.00	19.90	11.30

S=1 : 500

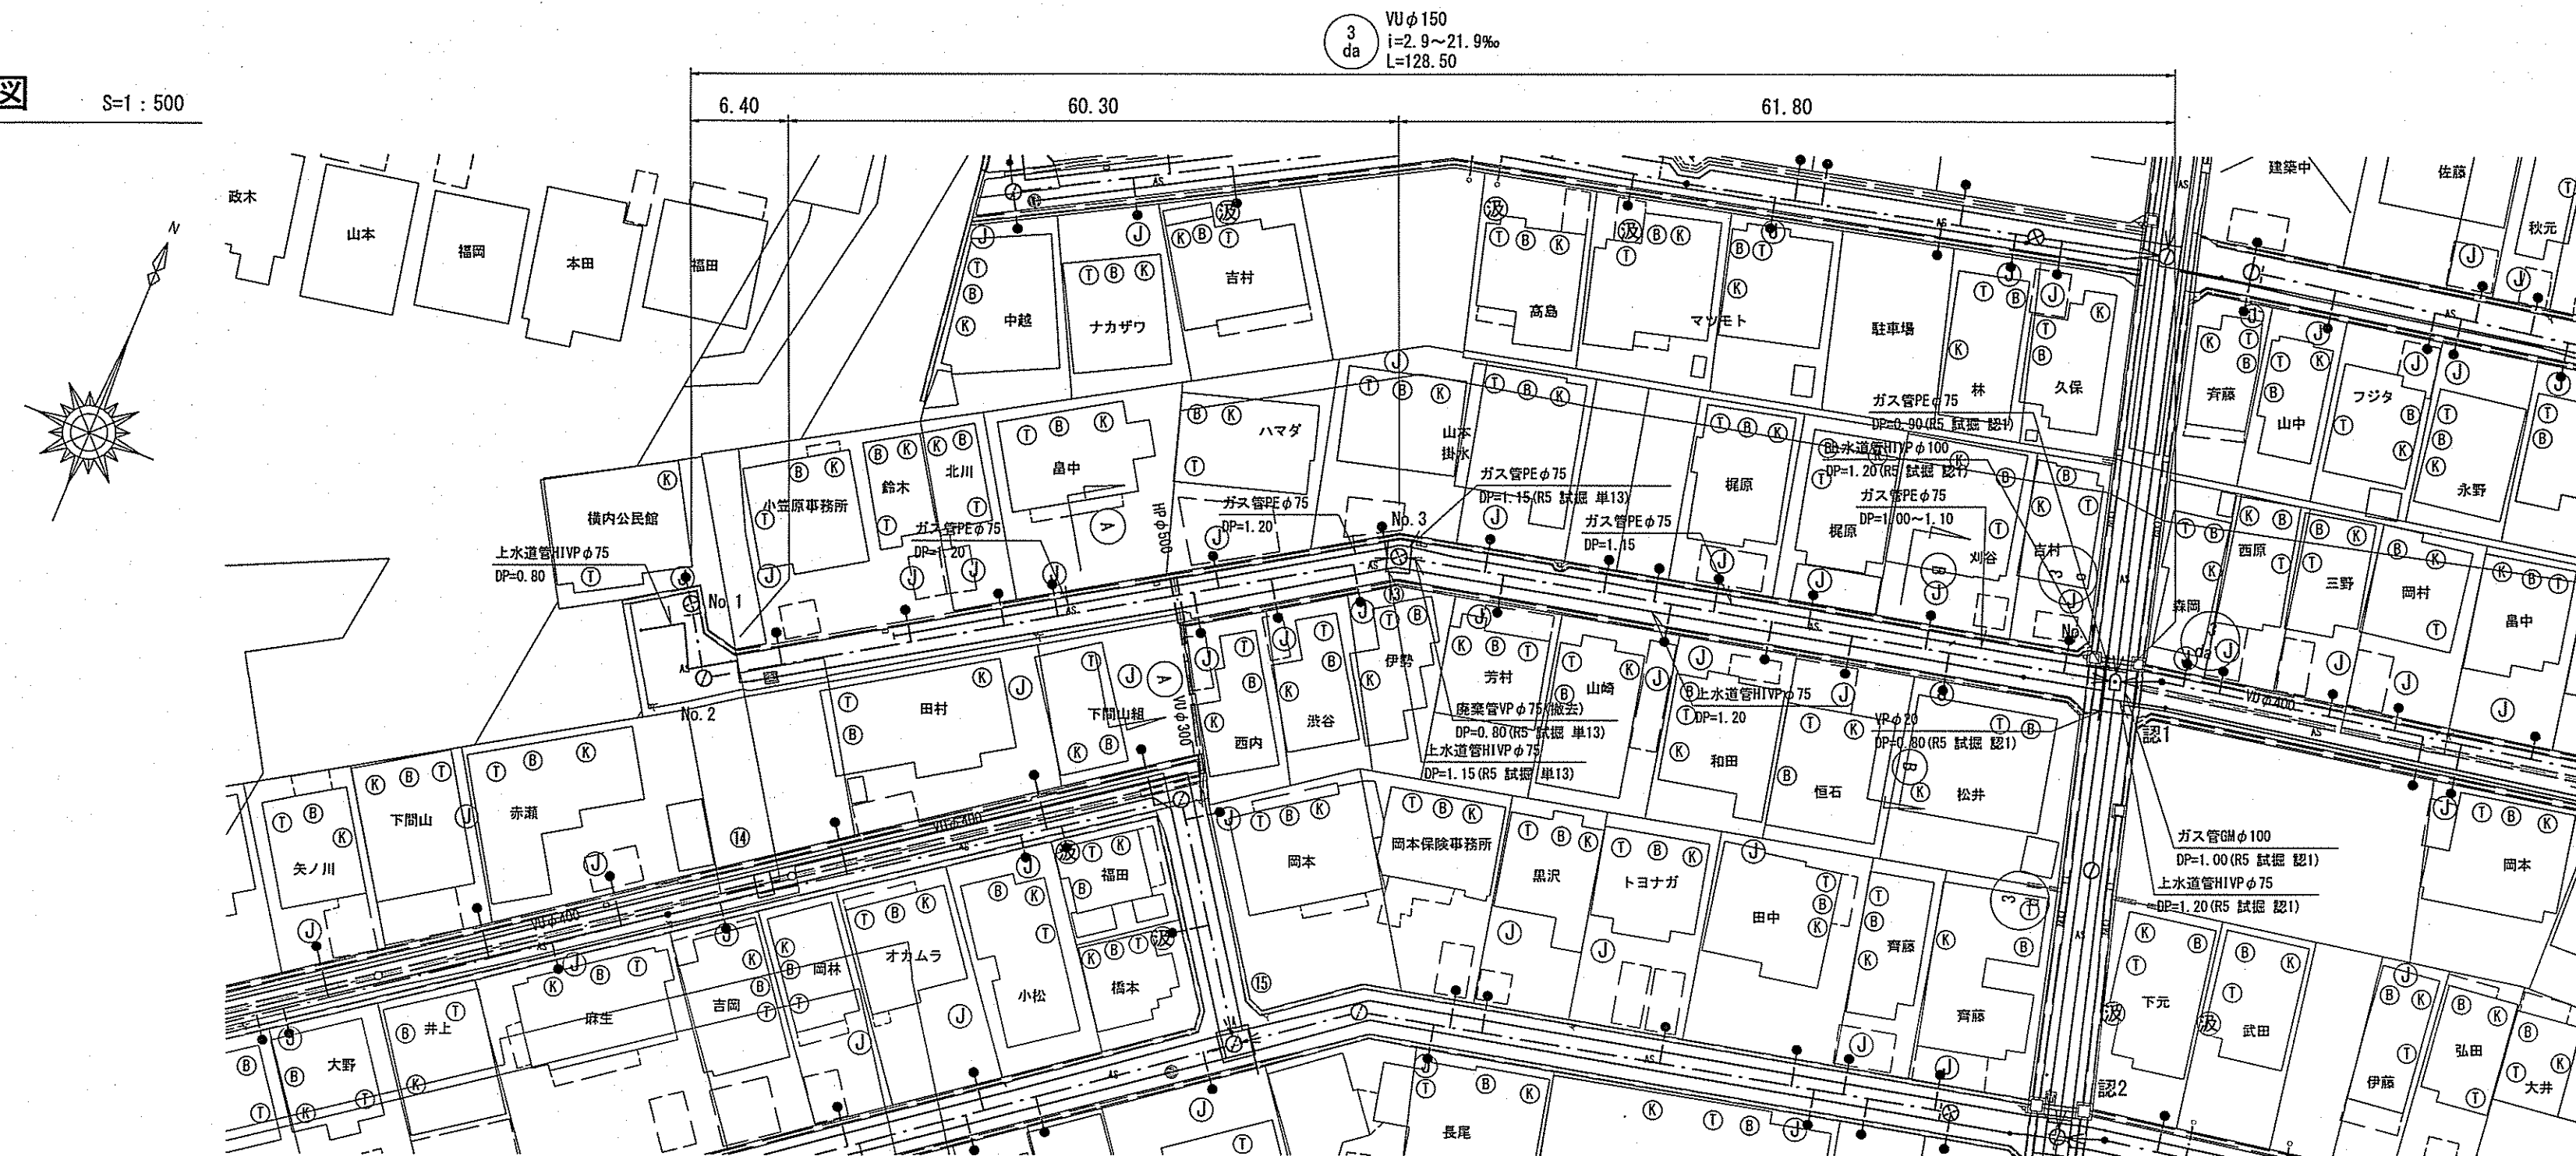


V=1 : 100
H=1 : 500

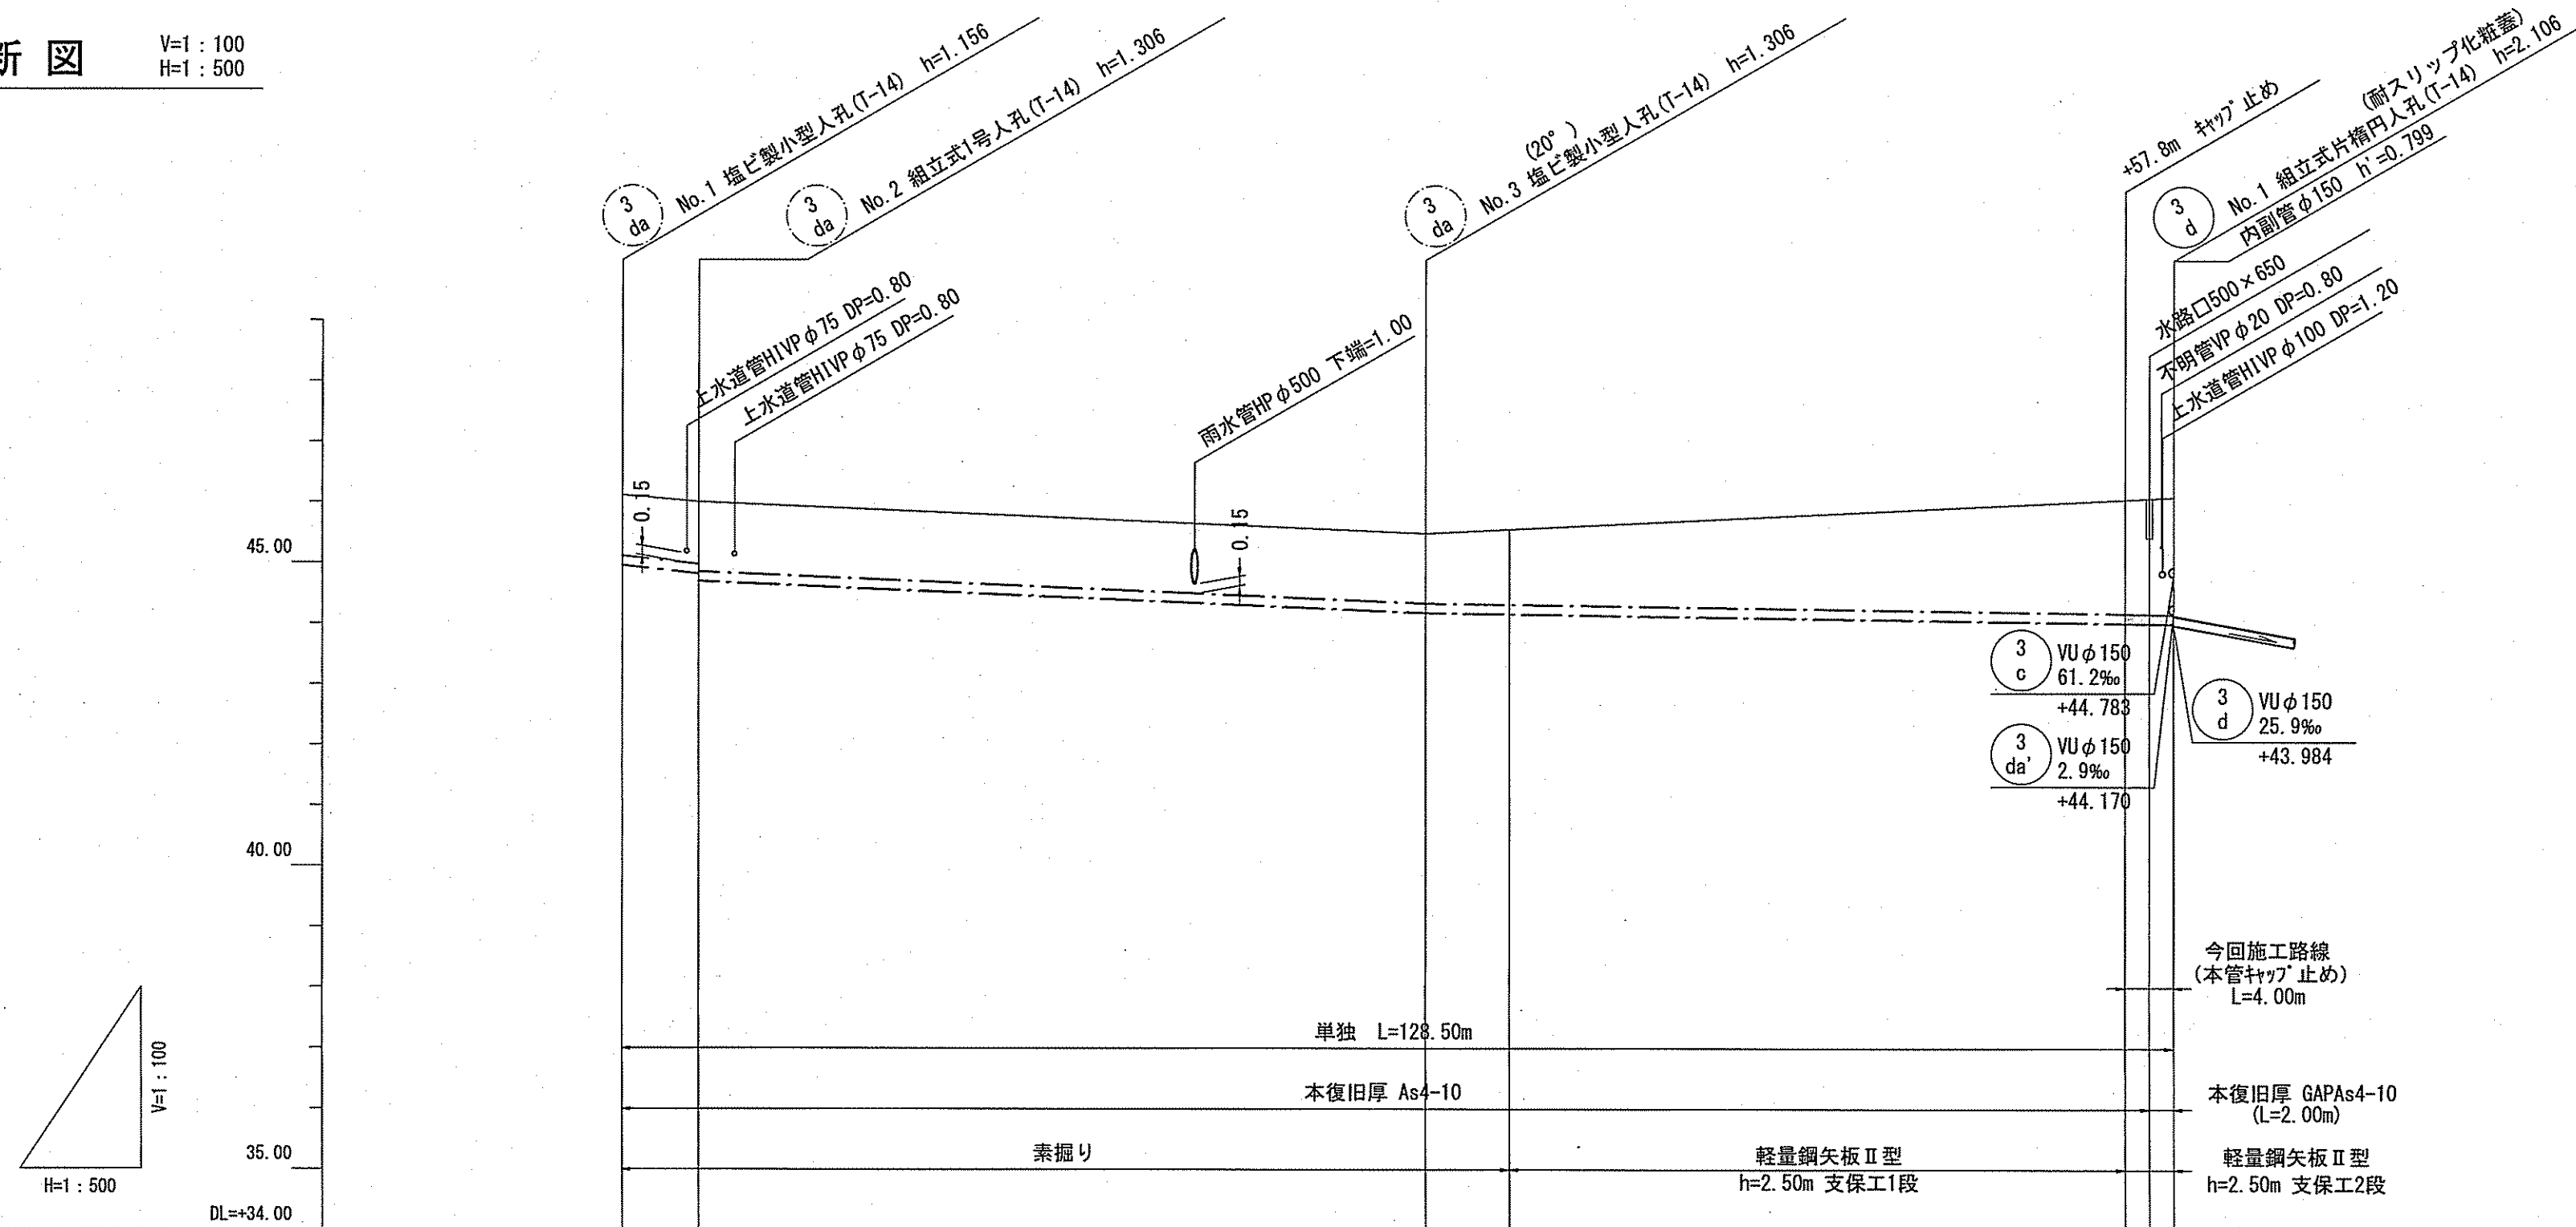


路綫番号	単位	3 ds			
管 径	mm	VU φ 150 (t=6mm)			
勾 配	%	21.9	8.6	2.9	
延 長	m	128.50			
人孔間距離	m	6.40	60.30	61.80	
掘削深	m	1.262	1.412	1.500	
土被り	m	1.00	1.15	2.140	
地盤高	m	46.12	45.49	46.05	
管底高	m	44.964	44.184	44.016	
追加距離	m	0.00	66.70	124.50	
単 距 離	m	6.40	6.95	4.00	

S=1 : 100

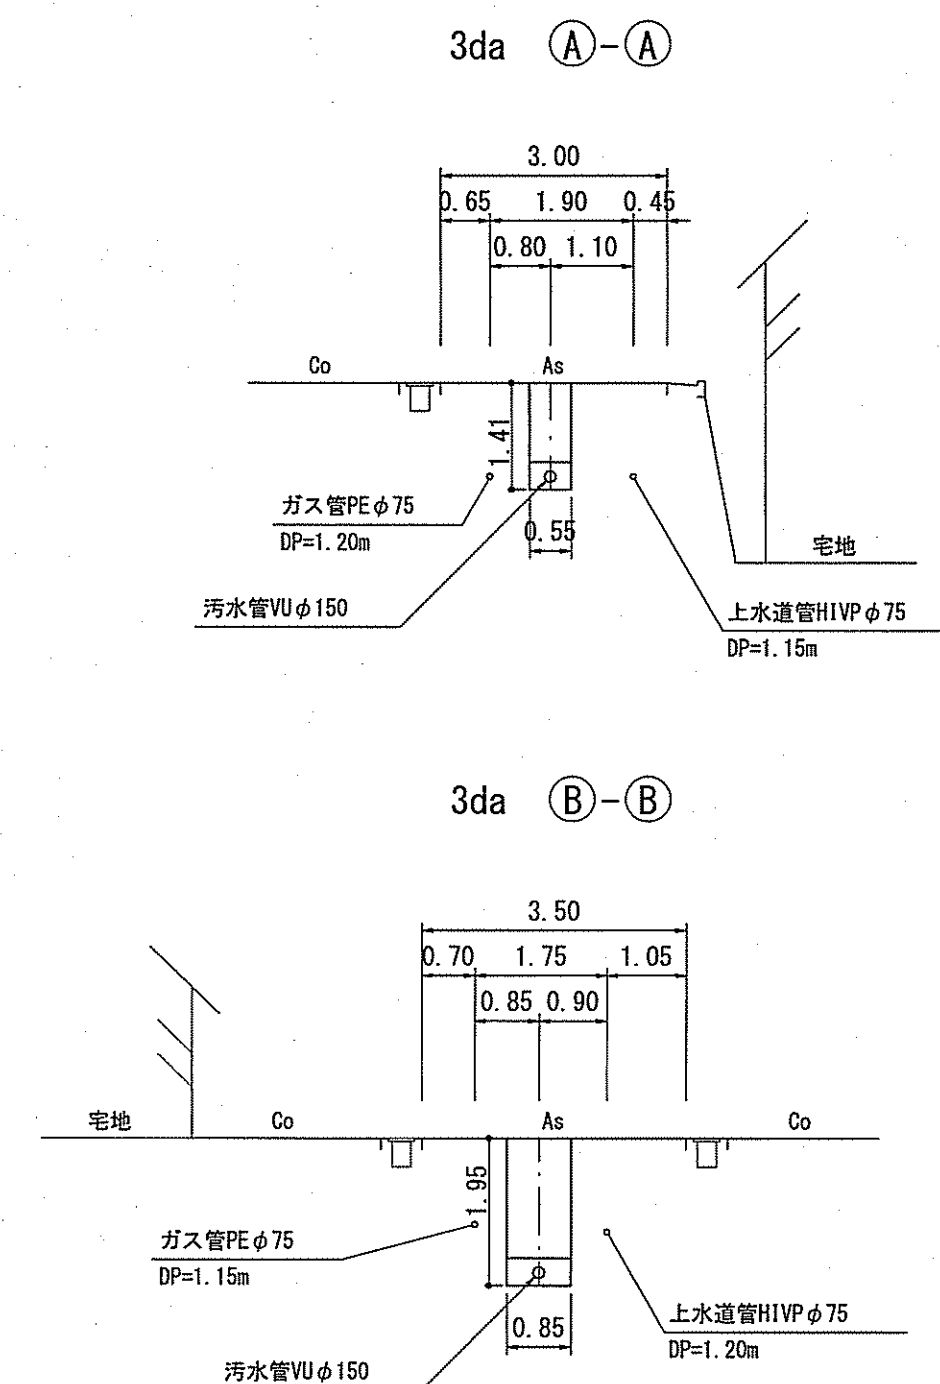



$S=1:5,000$

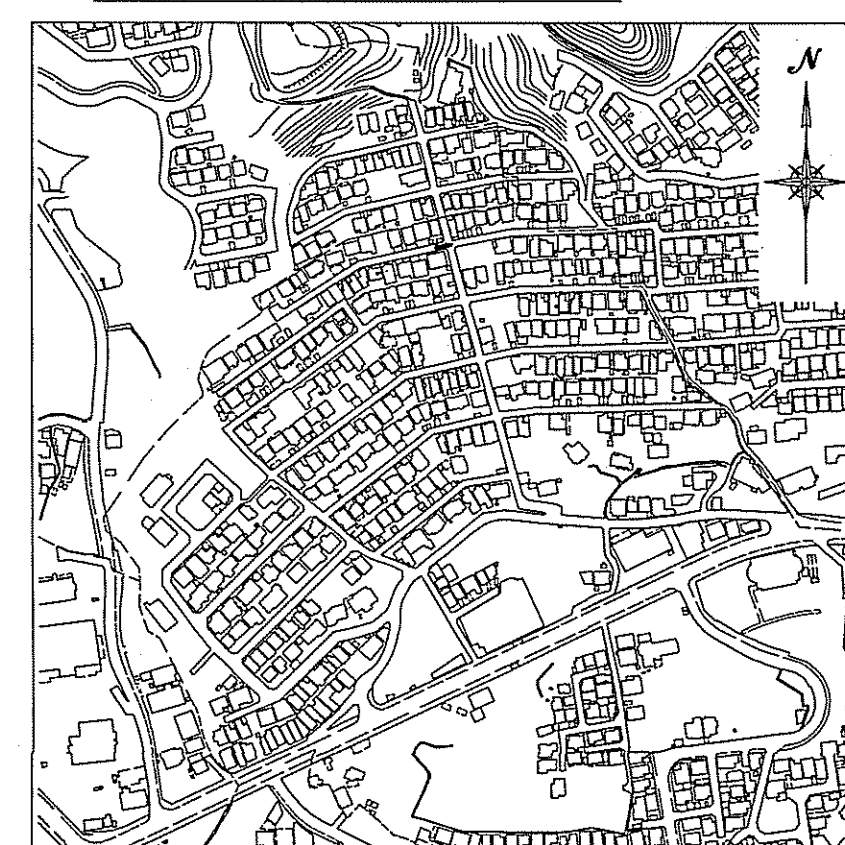


【单独】

令和7年度		公 共 下 水 道 事 業							
設計番号		全 16 業ノ内第 5 号							
名 称	旭街北分區汚水管渠築造工事 (R7-3)						縮 尺		
	平面図・縦断面図・横断面図						図 示		
課長		課長補佐		係長		係		設計	
高知市上下水道局下水道整備課									


平面図 S=1:500

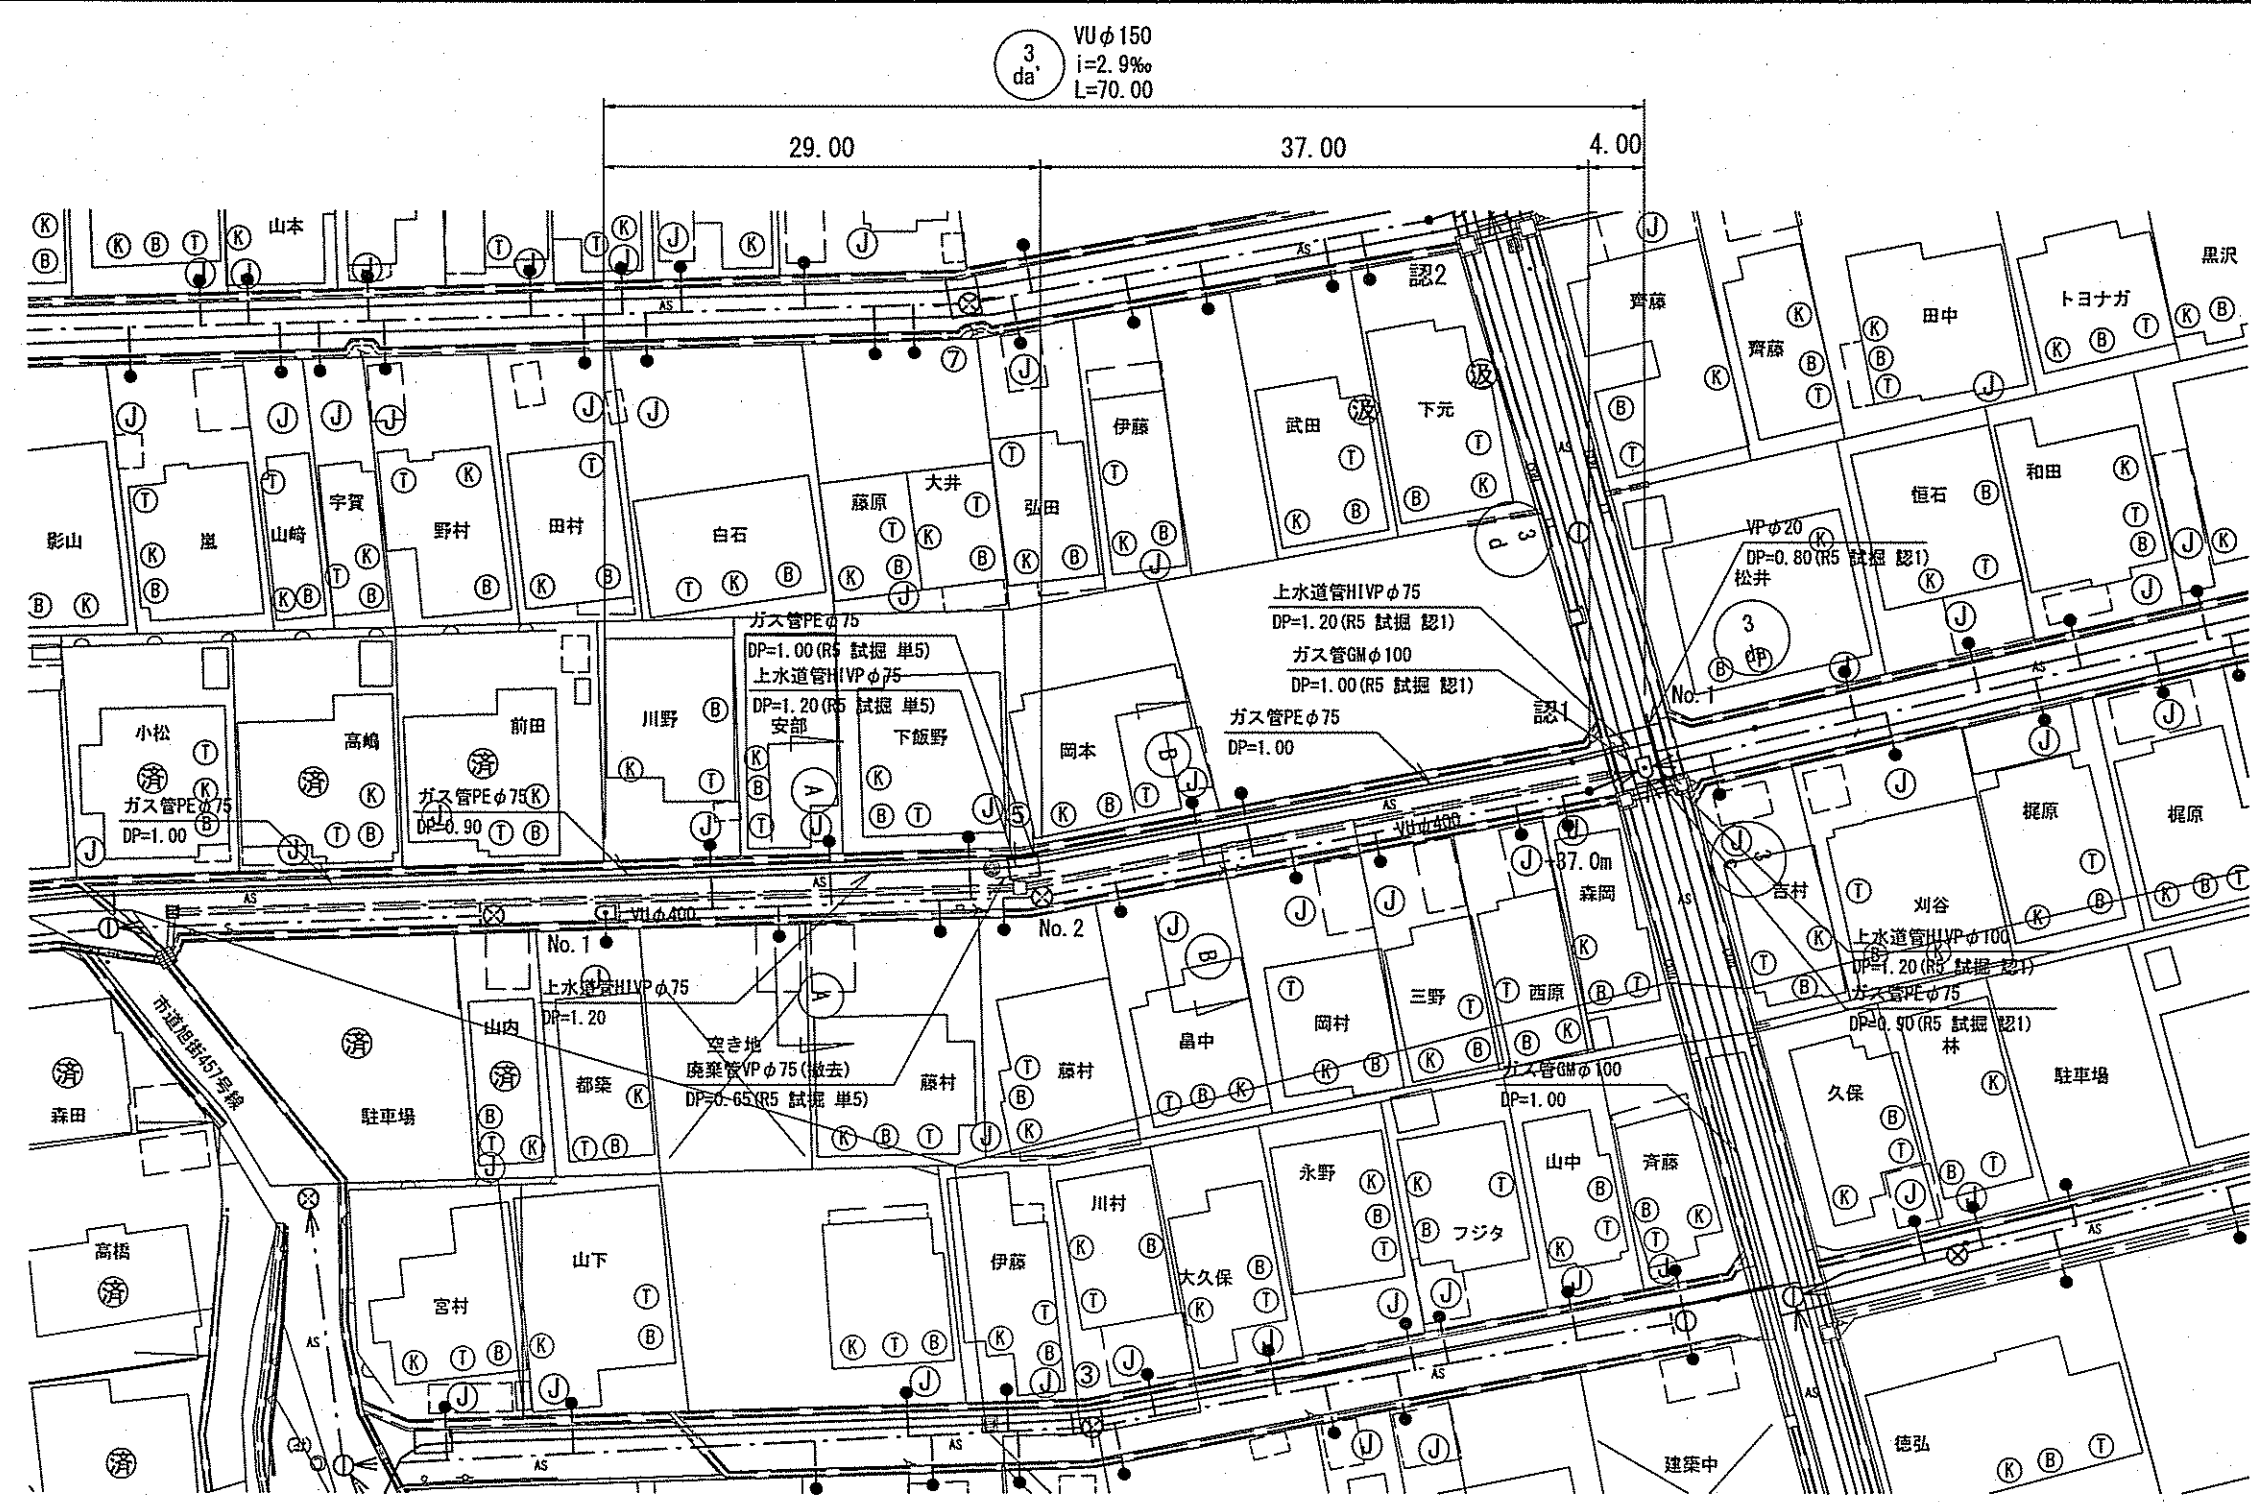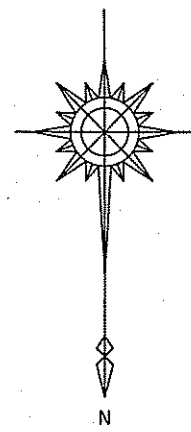

縦断図 V=1:100 H=1:500

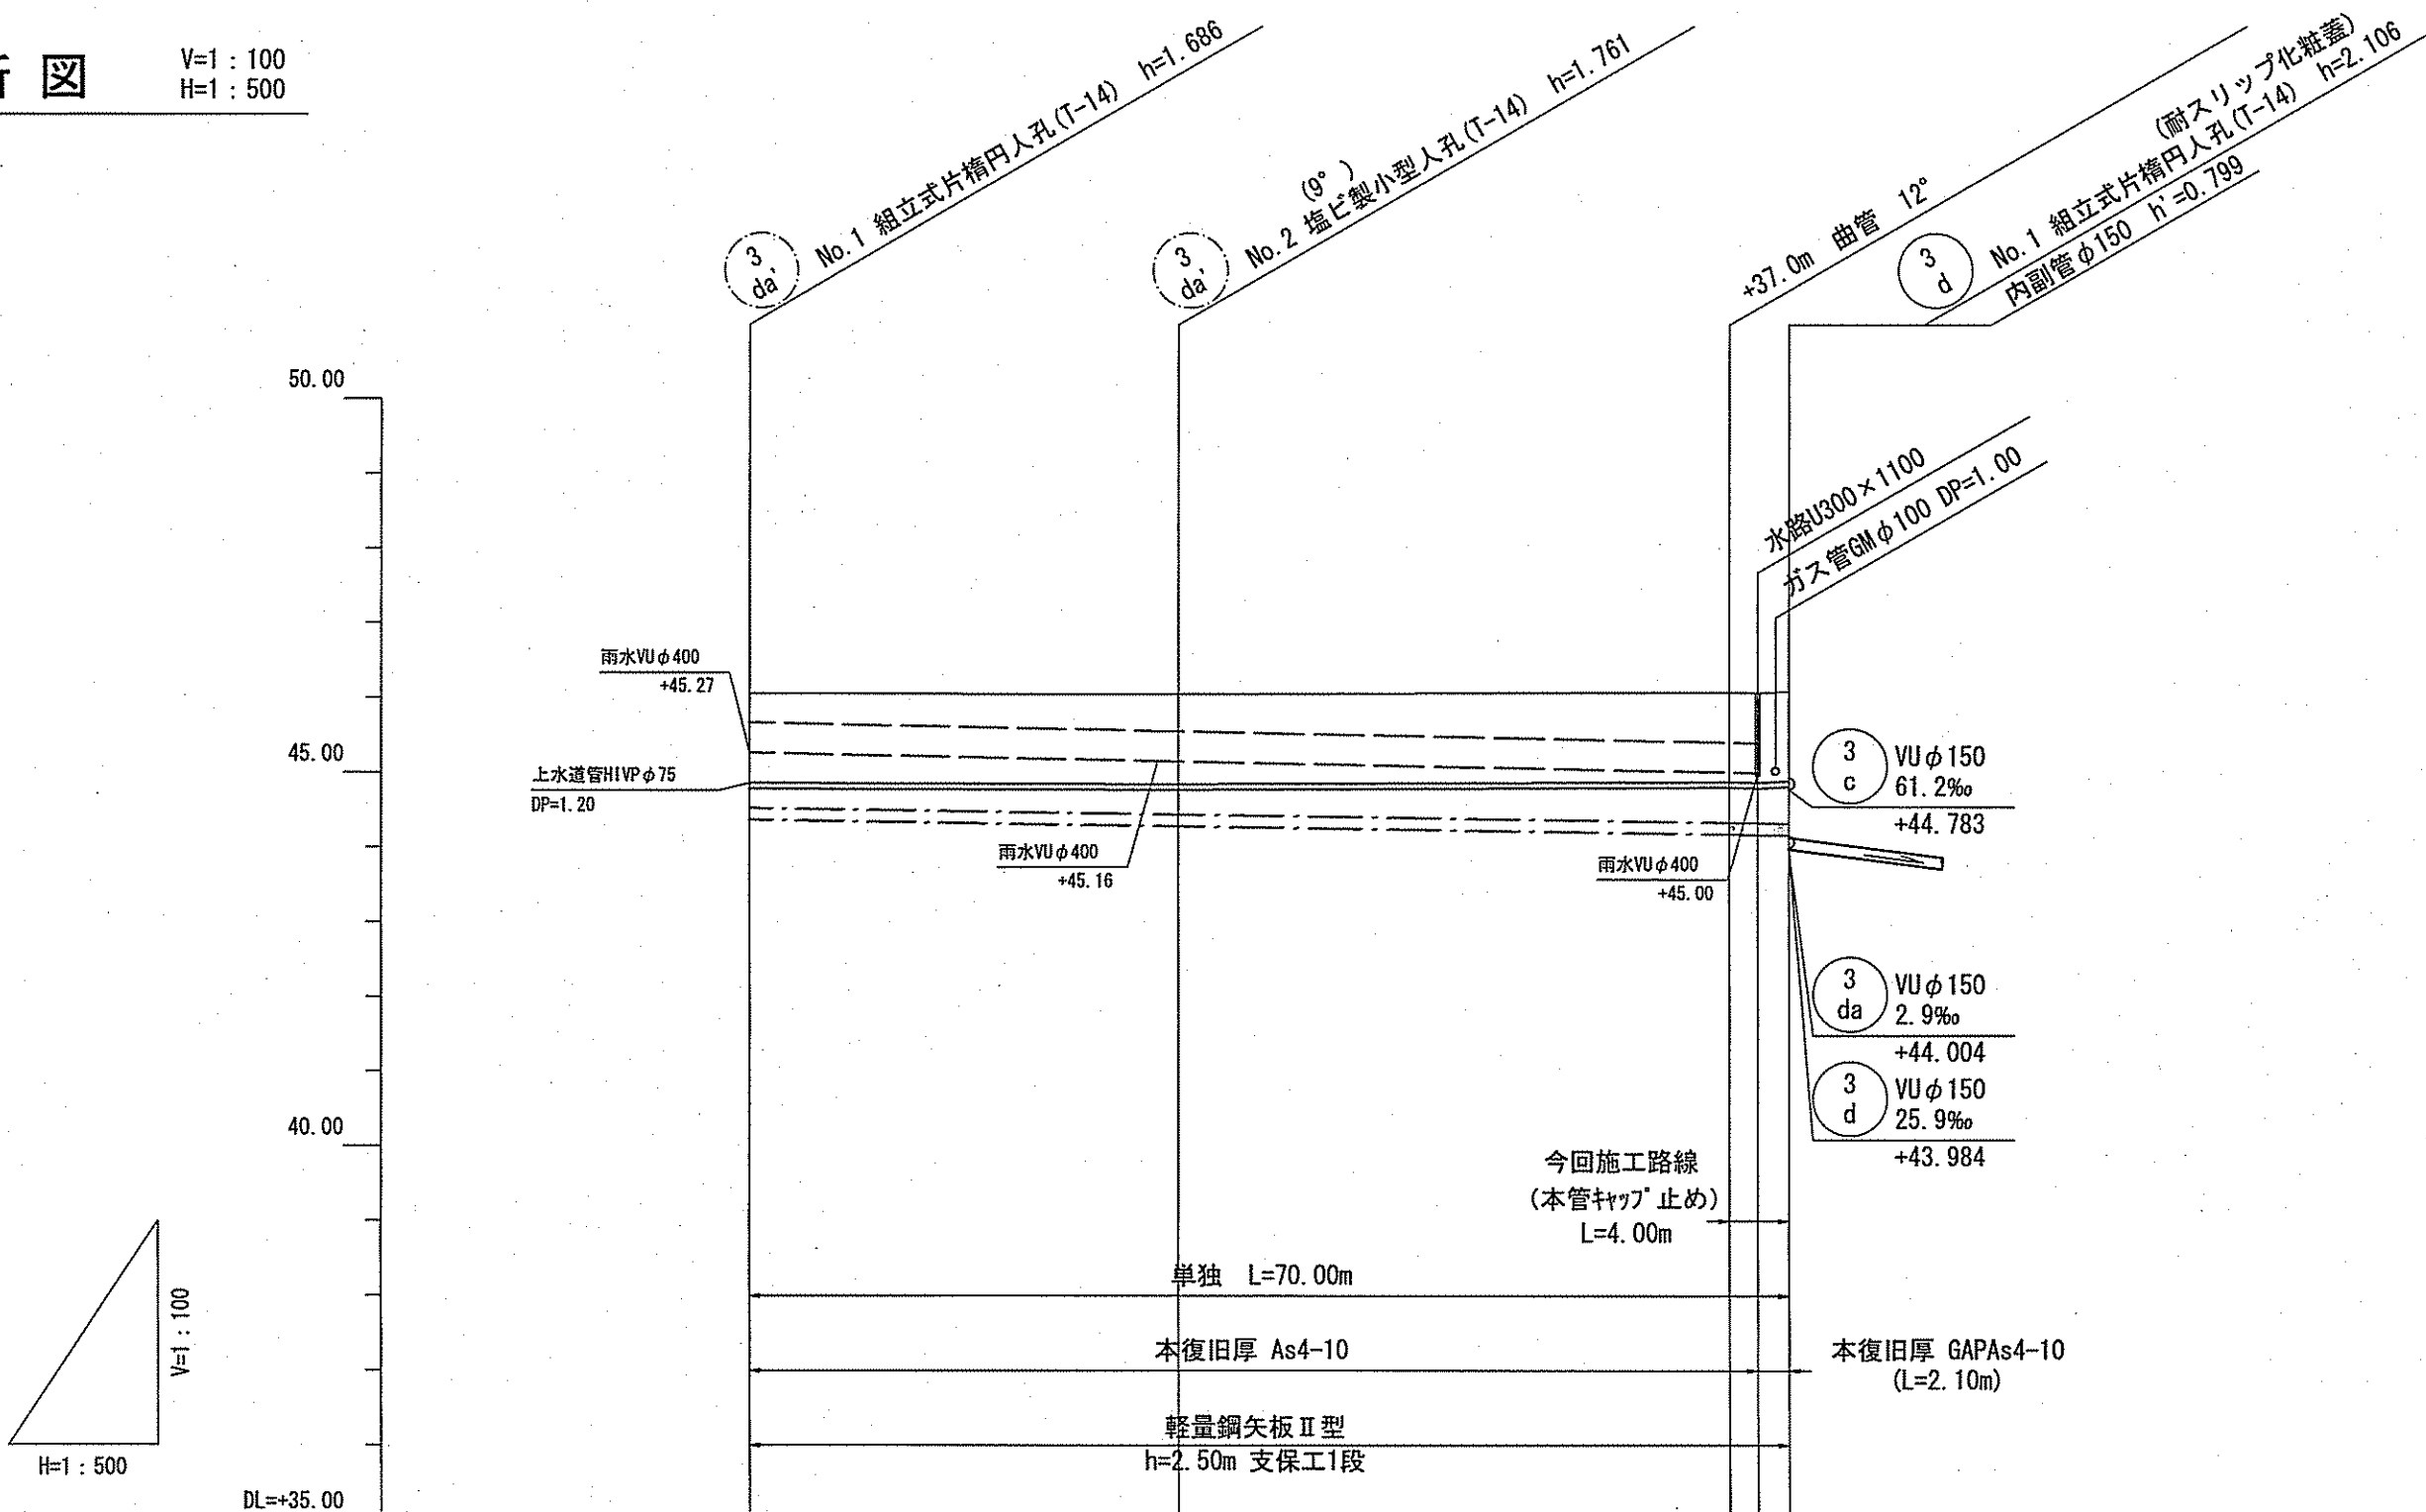

横断図 S=1:100

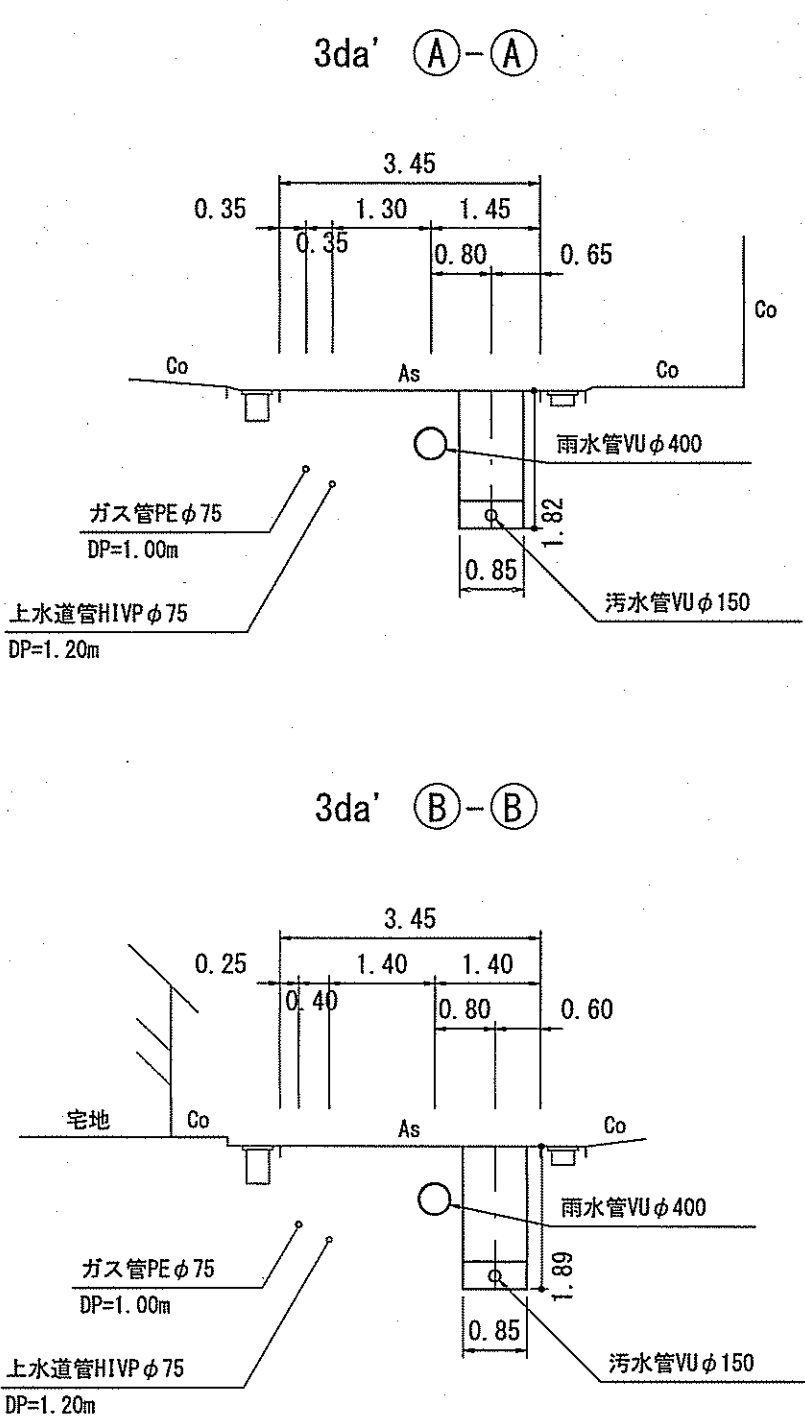


凡 例	
	工事実施路線
	既設路線
	計画路線
	塩ビ製小型人孔
	コンクリート製小型人孔
	組立式0号人孔 (φ750)
	組立式片構人孔 (600×900)
	組立式1号人孔 (φ900)
	組立式2号人孔 (φ1200)
	副管付人孔
	起点人孔
	曲管
	汚水側及び取付管
	ガス管
	水道管
	NTT地中線
	風呂場
	トイレ
	台 所
	浄化槽
	試験箇所

計画概要

- ・現地状況より、取付管DP=0.6mで支障がないことを確認。
- ・取付管は、地下埋設物の下越しとすること。
- ・3da' 上水道管φ75mmの並走クリアランス0.25mで計画。
(本管土盛りDP=1.20+0.075+0.25=1.525≒1.53)
- ・3da' VU φ150mm最小勾配2.9‰で計画。

位置図 S=1:5,000

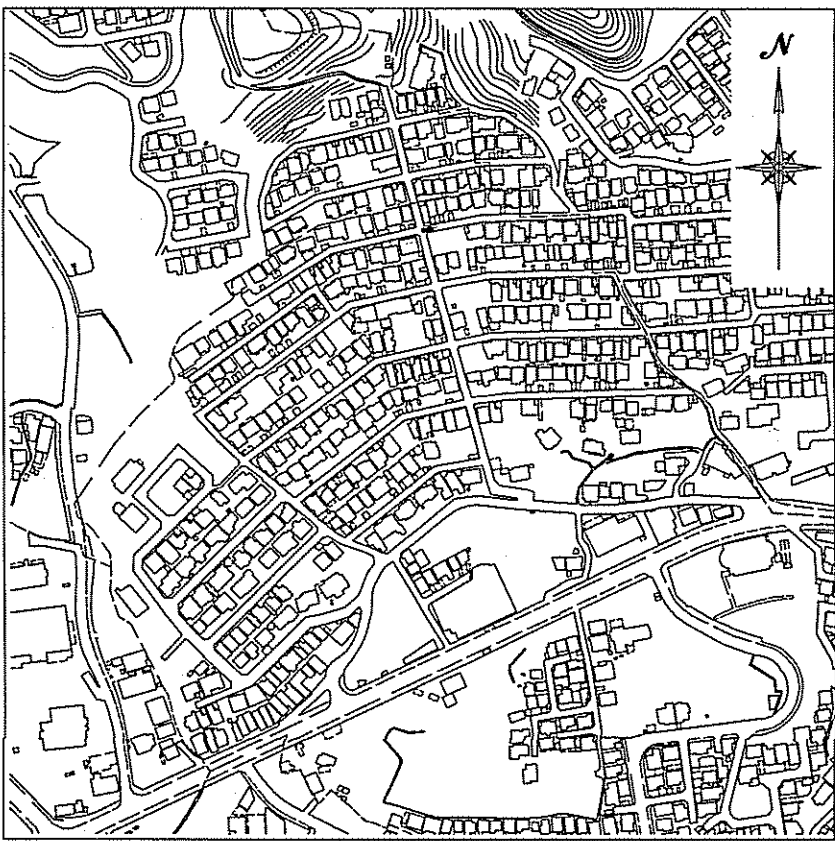

【単独】




令和7年度		公共下水道事業	
設計番号		全 16 業ノ内第 6 号	
名 称	旭街北分区分水管理施設工事 (R7-3)		縮 尺
	平面図・縦断図・横断図		図 示
課長		課長補佐	
係長		係	
設計		高知市上下水道局下水道整備課	


平面図 S=1:500



縦断面図 Y=1:100 H=1:500

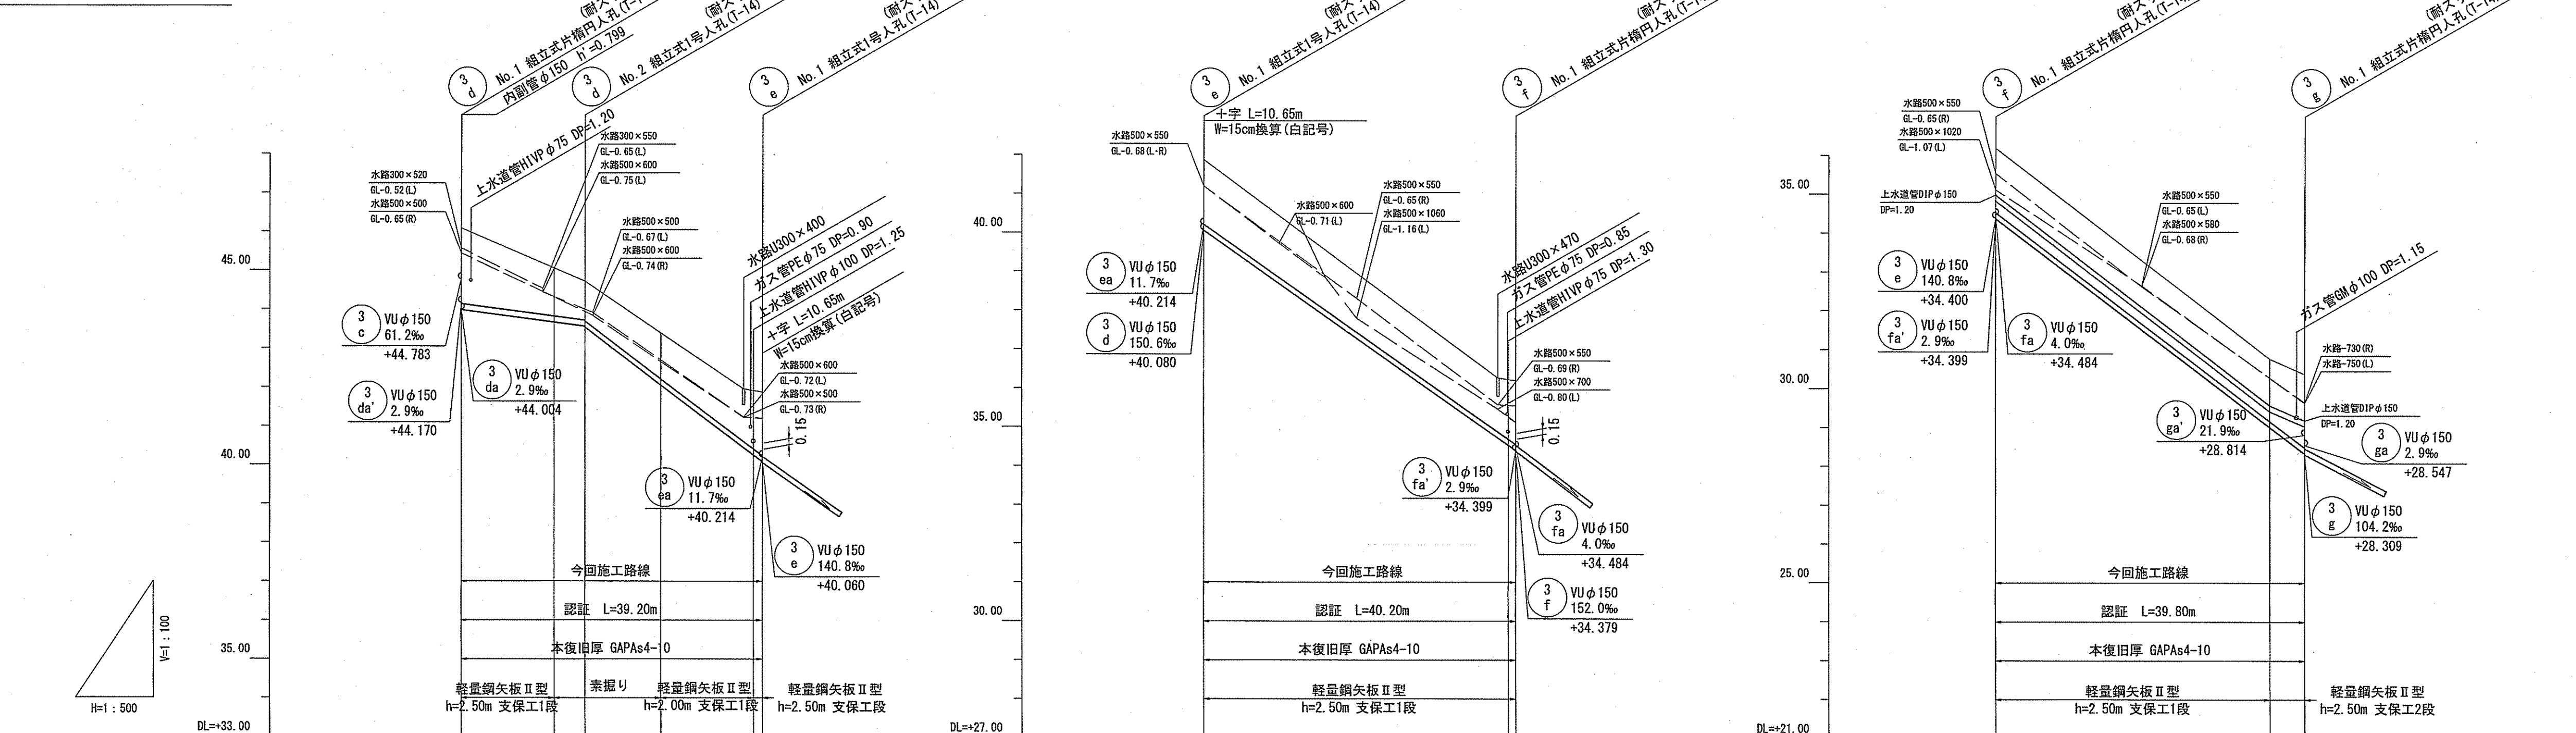


横断面図 S=1:100

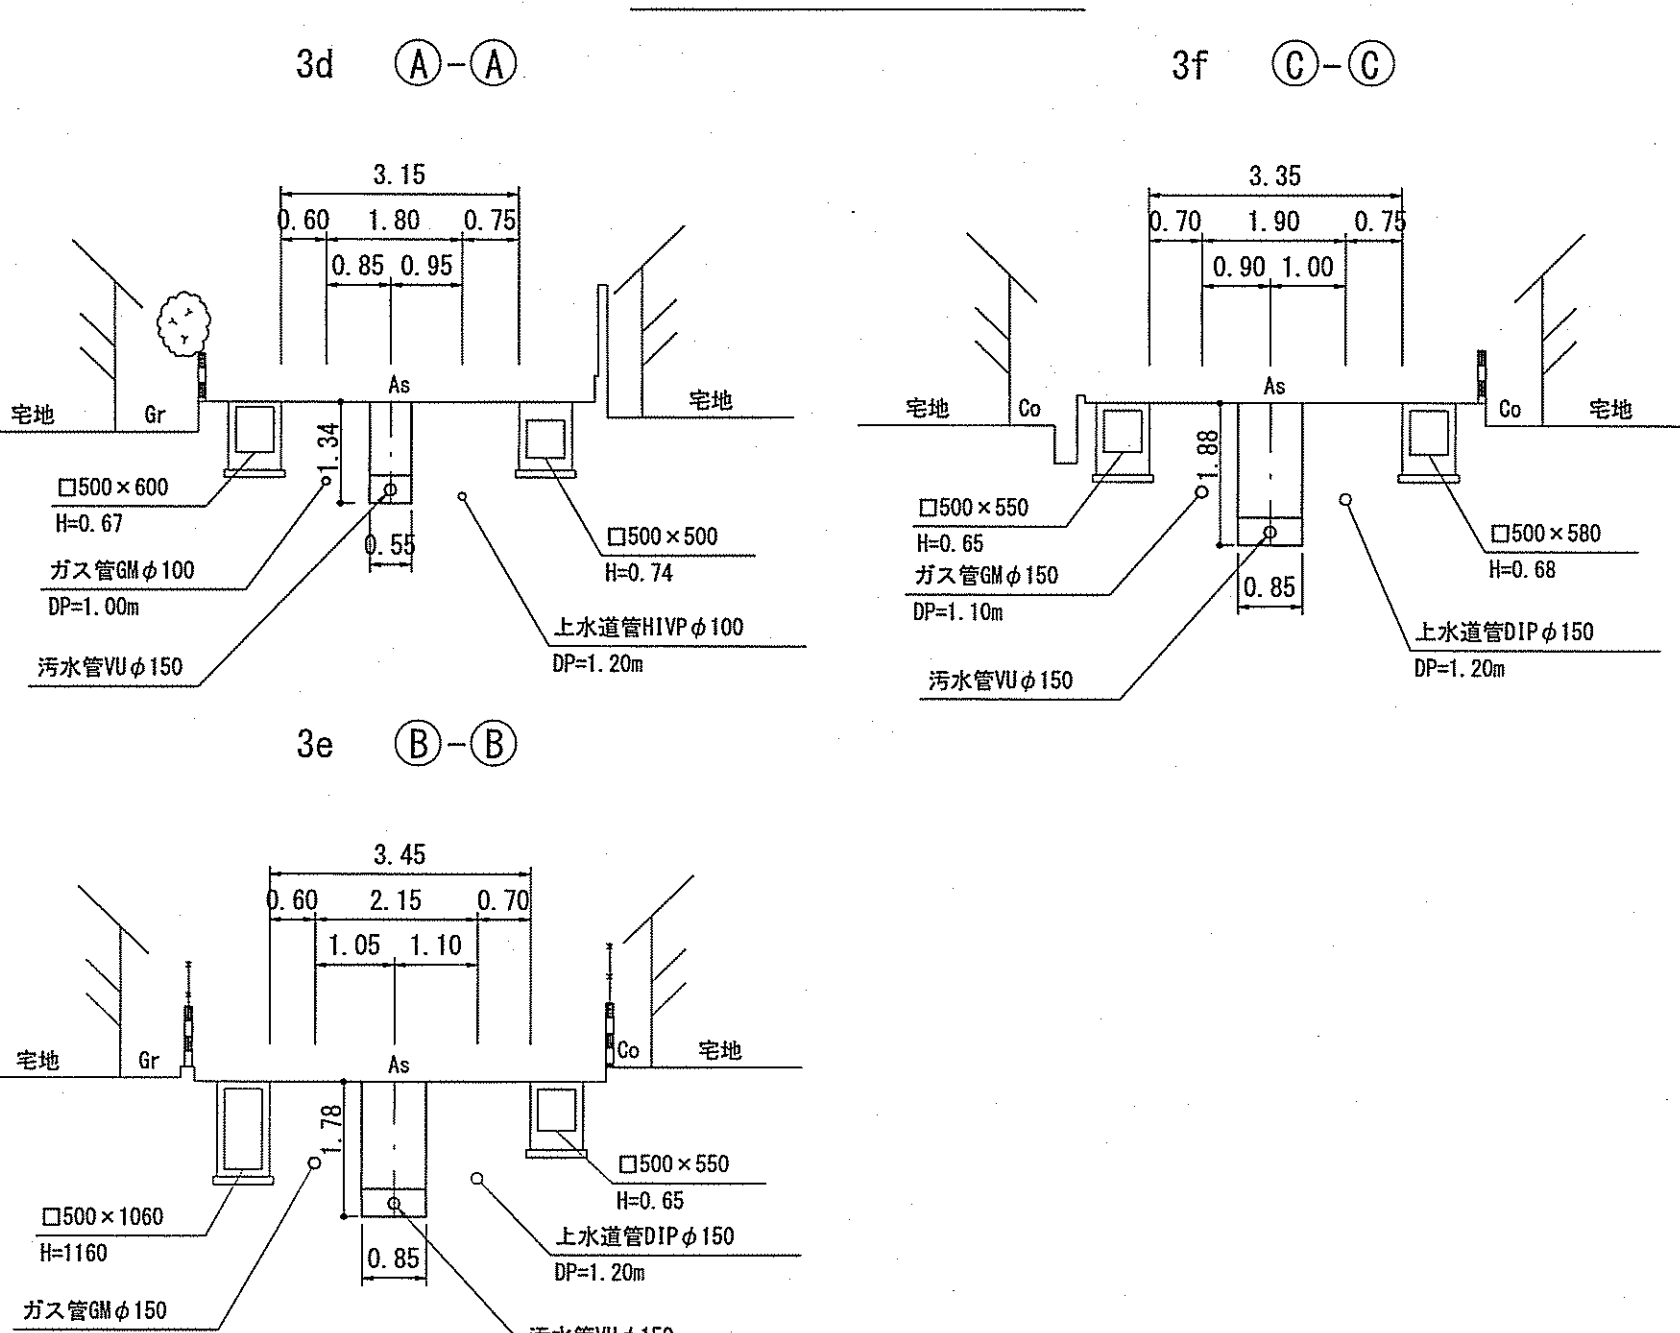

凡 例	
→	工事実施路線
→	既設路線
→	計画路線
○	塩ビ製小型人孔
○	コンクリート製小型人孔
○	組立式0号人孔 (φ750)
○	組立式片隅人孔 (600×900)
○	組立式1号人孔 (φ900)
○	組立式2号人孔 (φ1200)
○	副管付人孔
○	起点人孔
○	曲管
○	汚水樹及び取付管
○	ガス管
○	水道管
○	NTT地中線
○	風呂場
○	トイレ
○	台 所
○	浄化槽
○	試掘箇所

- 計画概要
- 3d No. 1の管底 3daの流入高ステップで計画。
 - 3d 上水道管φ100mmの横断クリアランス0.15mで計画。
(本管土被りDP=1.25+0.10+0.15=1.50)
 - 3e No. 1の管底 3dの流入高ステップで計画。
 - 3e 上水道管φ75mmの横断クリアランス0.15mで計画。
(本管土被りDP=1.30+0.075+0.15=1.525=1.53)
 - 3f No. 1の管底 3faの流入高ステップで計画。
 - 3f 上水道管φ150mmの並走クリアランス0.25mで計画。
(本管土被りDP=1.20+0.15+0.25=1.60)
 - 取付管は、地下埋設物の下越しとして計画。

位置図 S=1:5,000


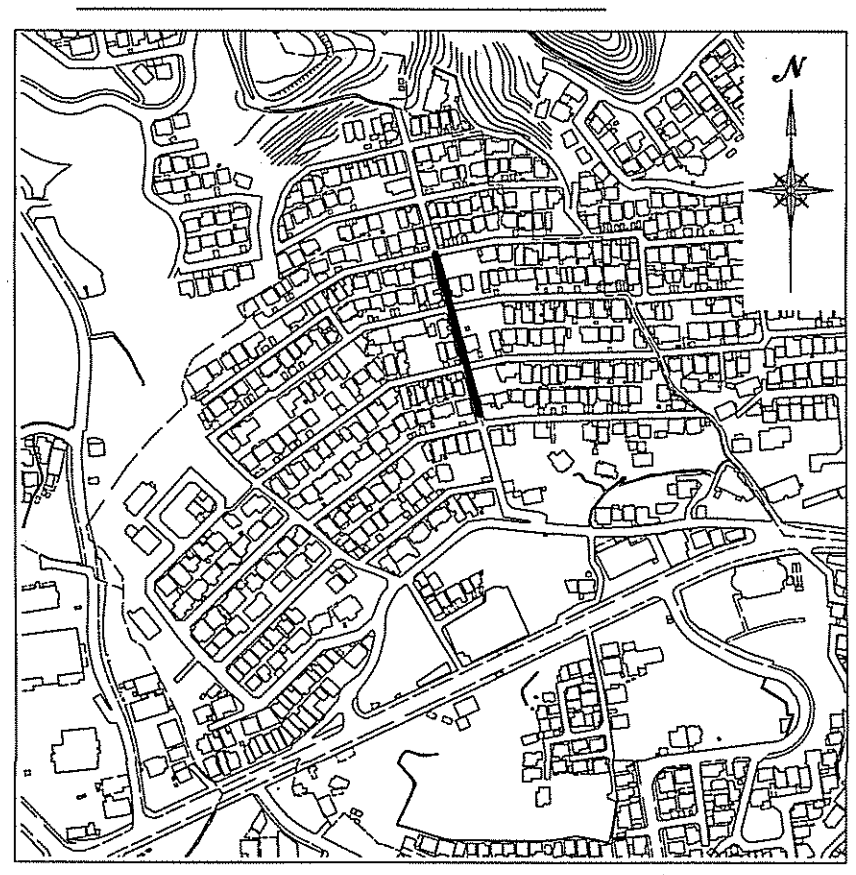


【 認 証 】


令和7年度		公共下水道事業	
設計番号	全 16 案/内第 7 号	名 称	旭街北分区分水管理構築工事 (R7-3)
縮 尺		図 示	平面図・縦断面図・横断面図
課長	課長補佐	係長	係
設計	設計	設計	設計
高知市上下水道局下水道整備課			

路線番号	単位	3 d	3 e	3 f
管 径	mm	VUφ150 (t=6mm)		VUφ150 (t=6mm)
勾 配	‰	25.9	150.6	140.8
延 長	m	39.20	40.20	39.80
人孔間距離	m	16.20	23.00	40.20
掘削深	m	2.212	1.500	1.916
土被り	m	1.95	1.00	1.63
地盤高	m	48.09	44.72	41.87
管底高	m	43.984	43.564	40.080
追加距離	m	0.00	12.15	39.20
単 距 離	m	0.00	12.15	1.15

平面図 S=1:500

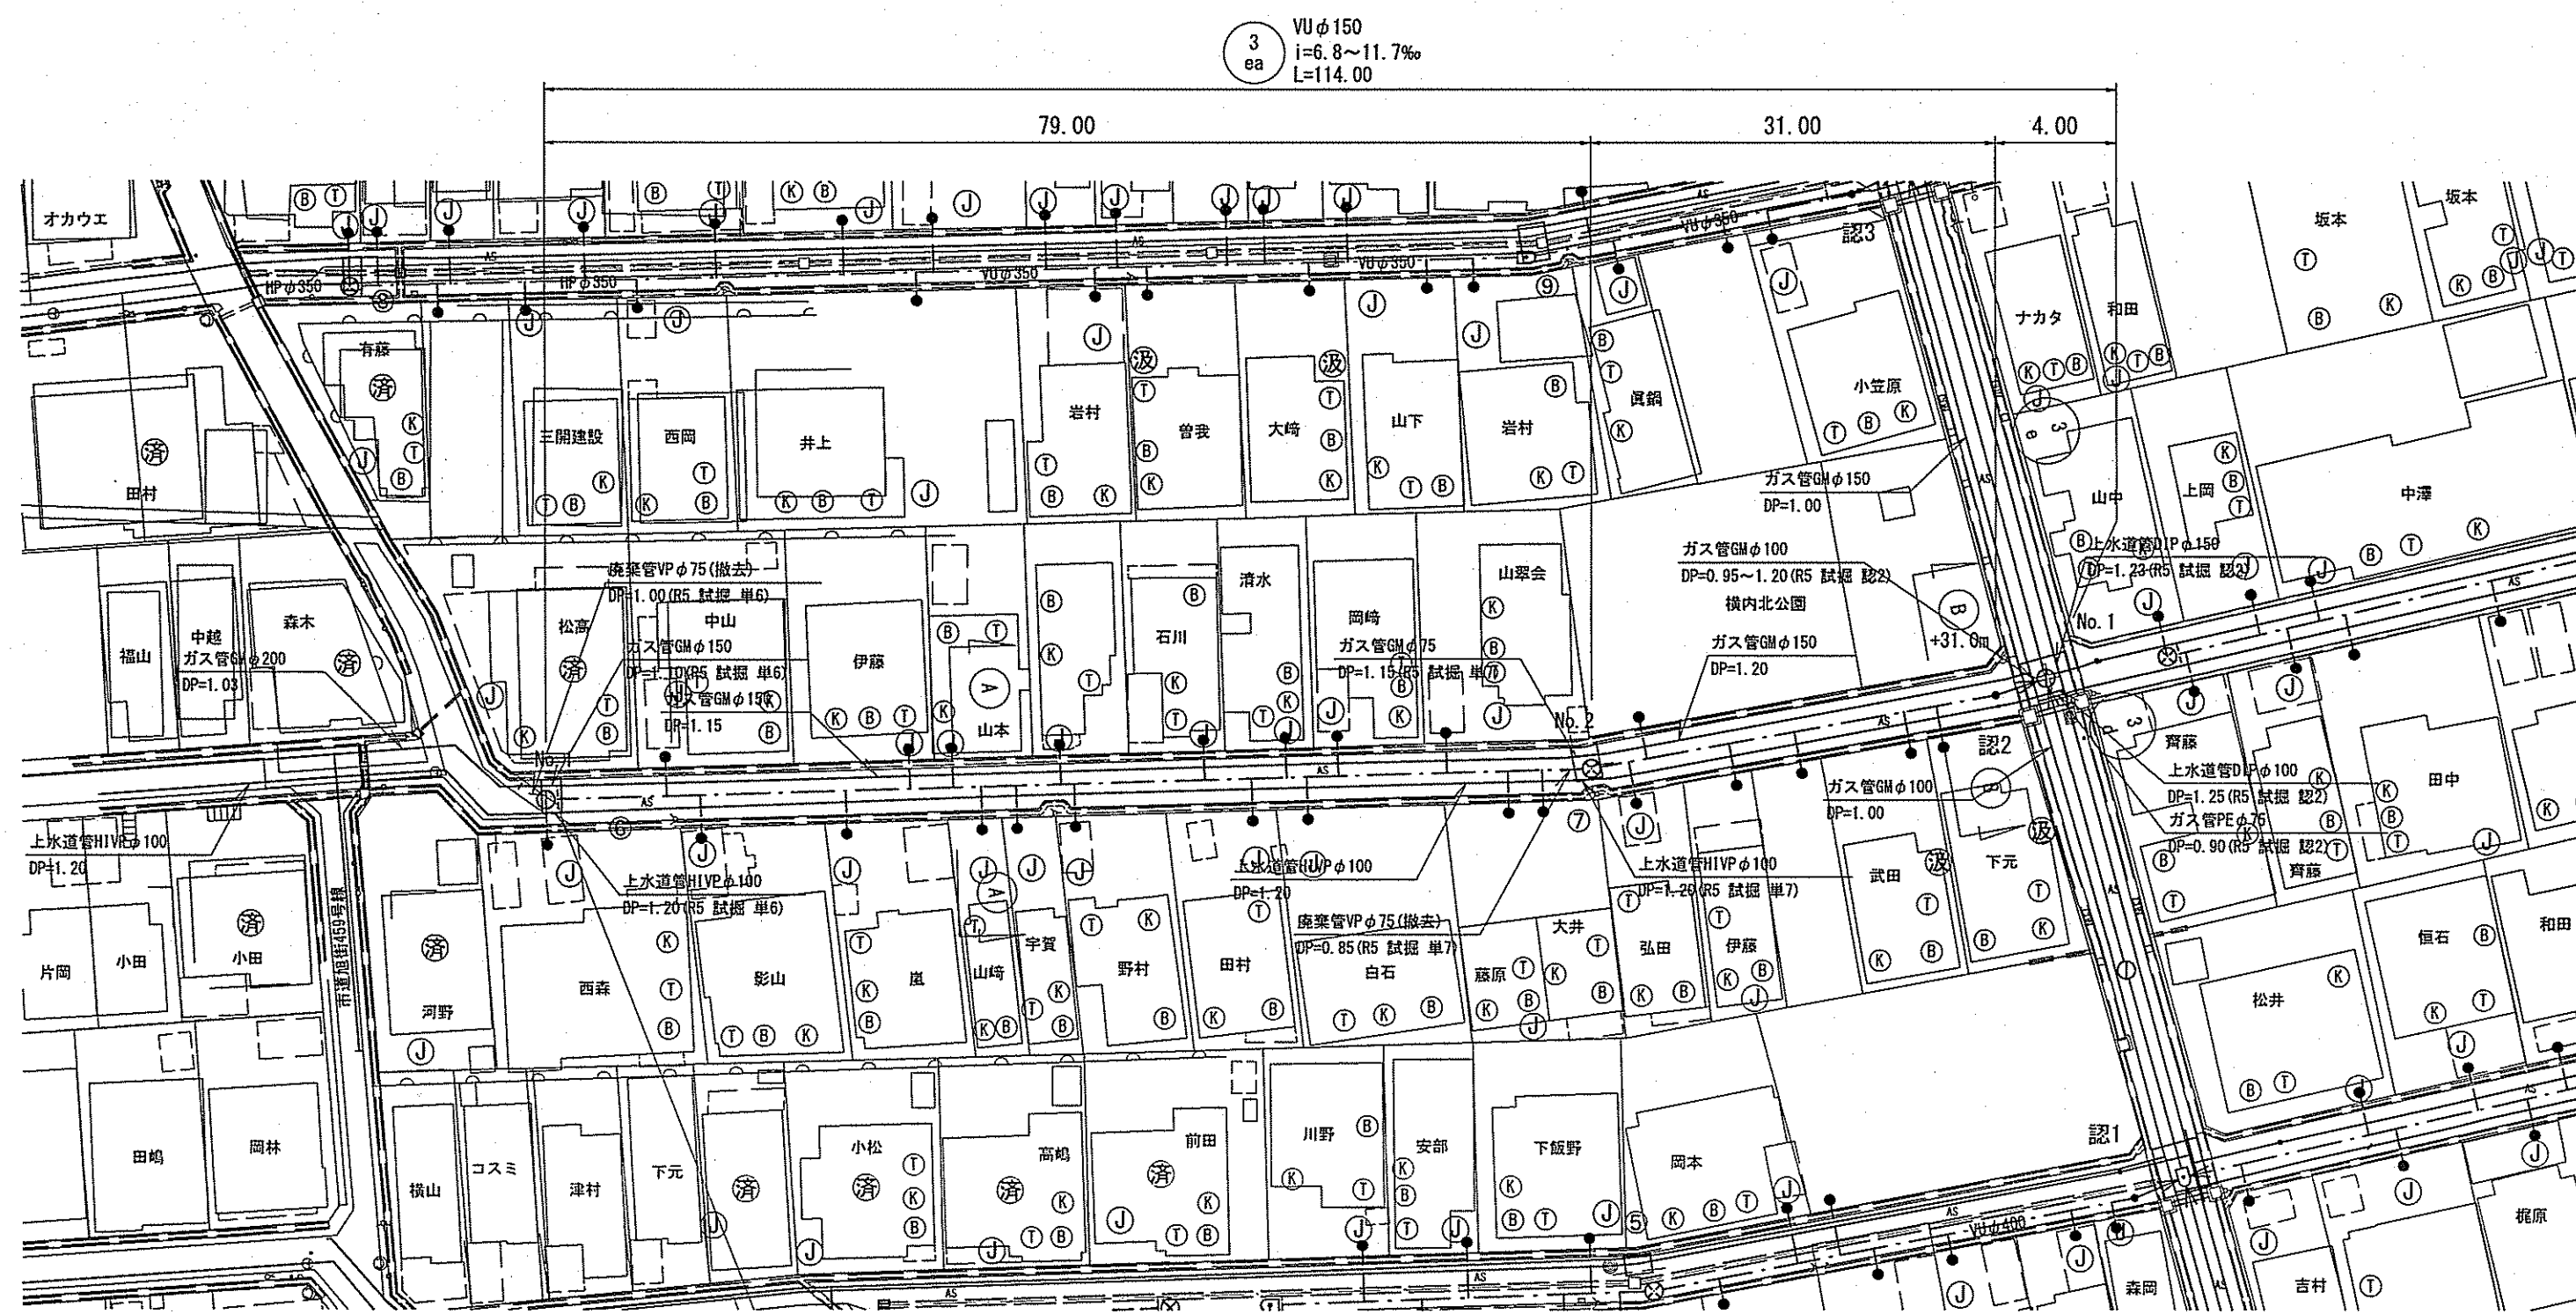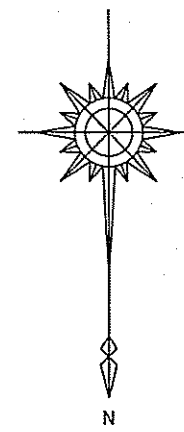


縦断図 V=1:100 H=1:500

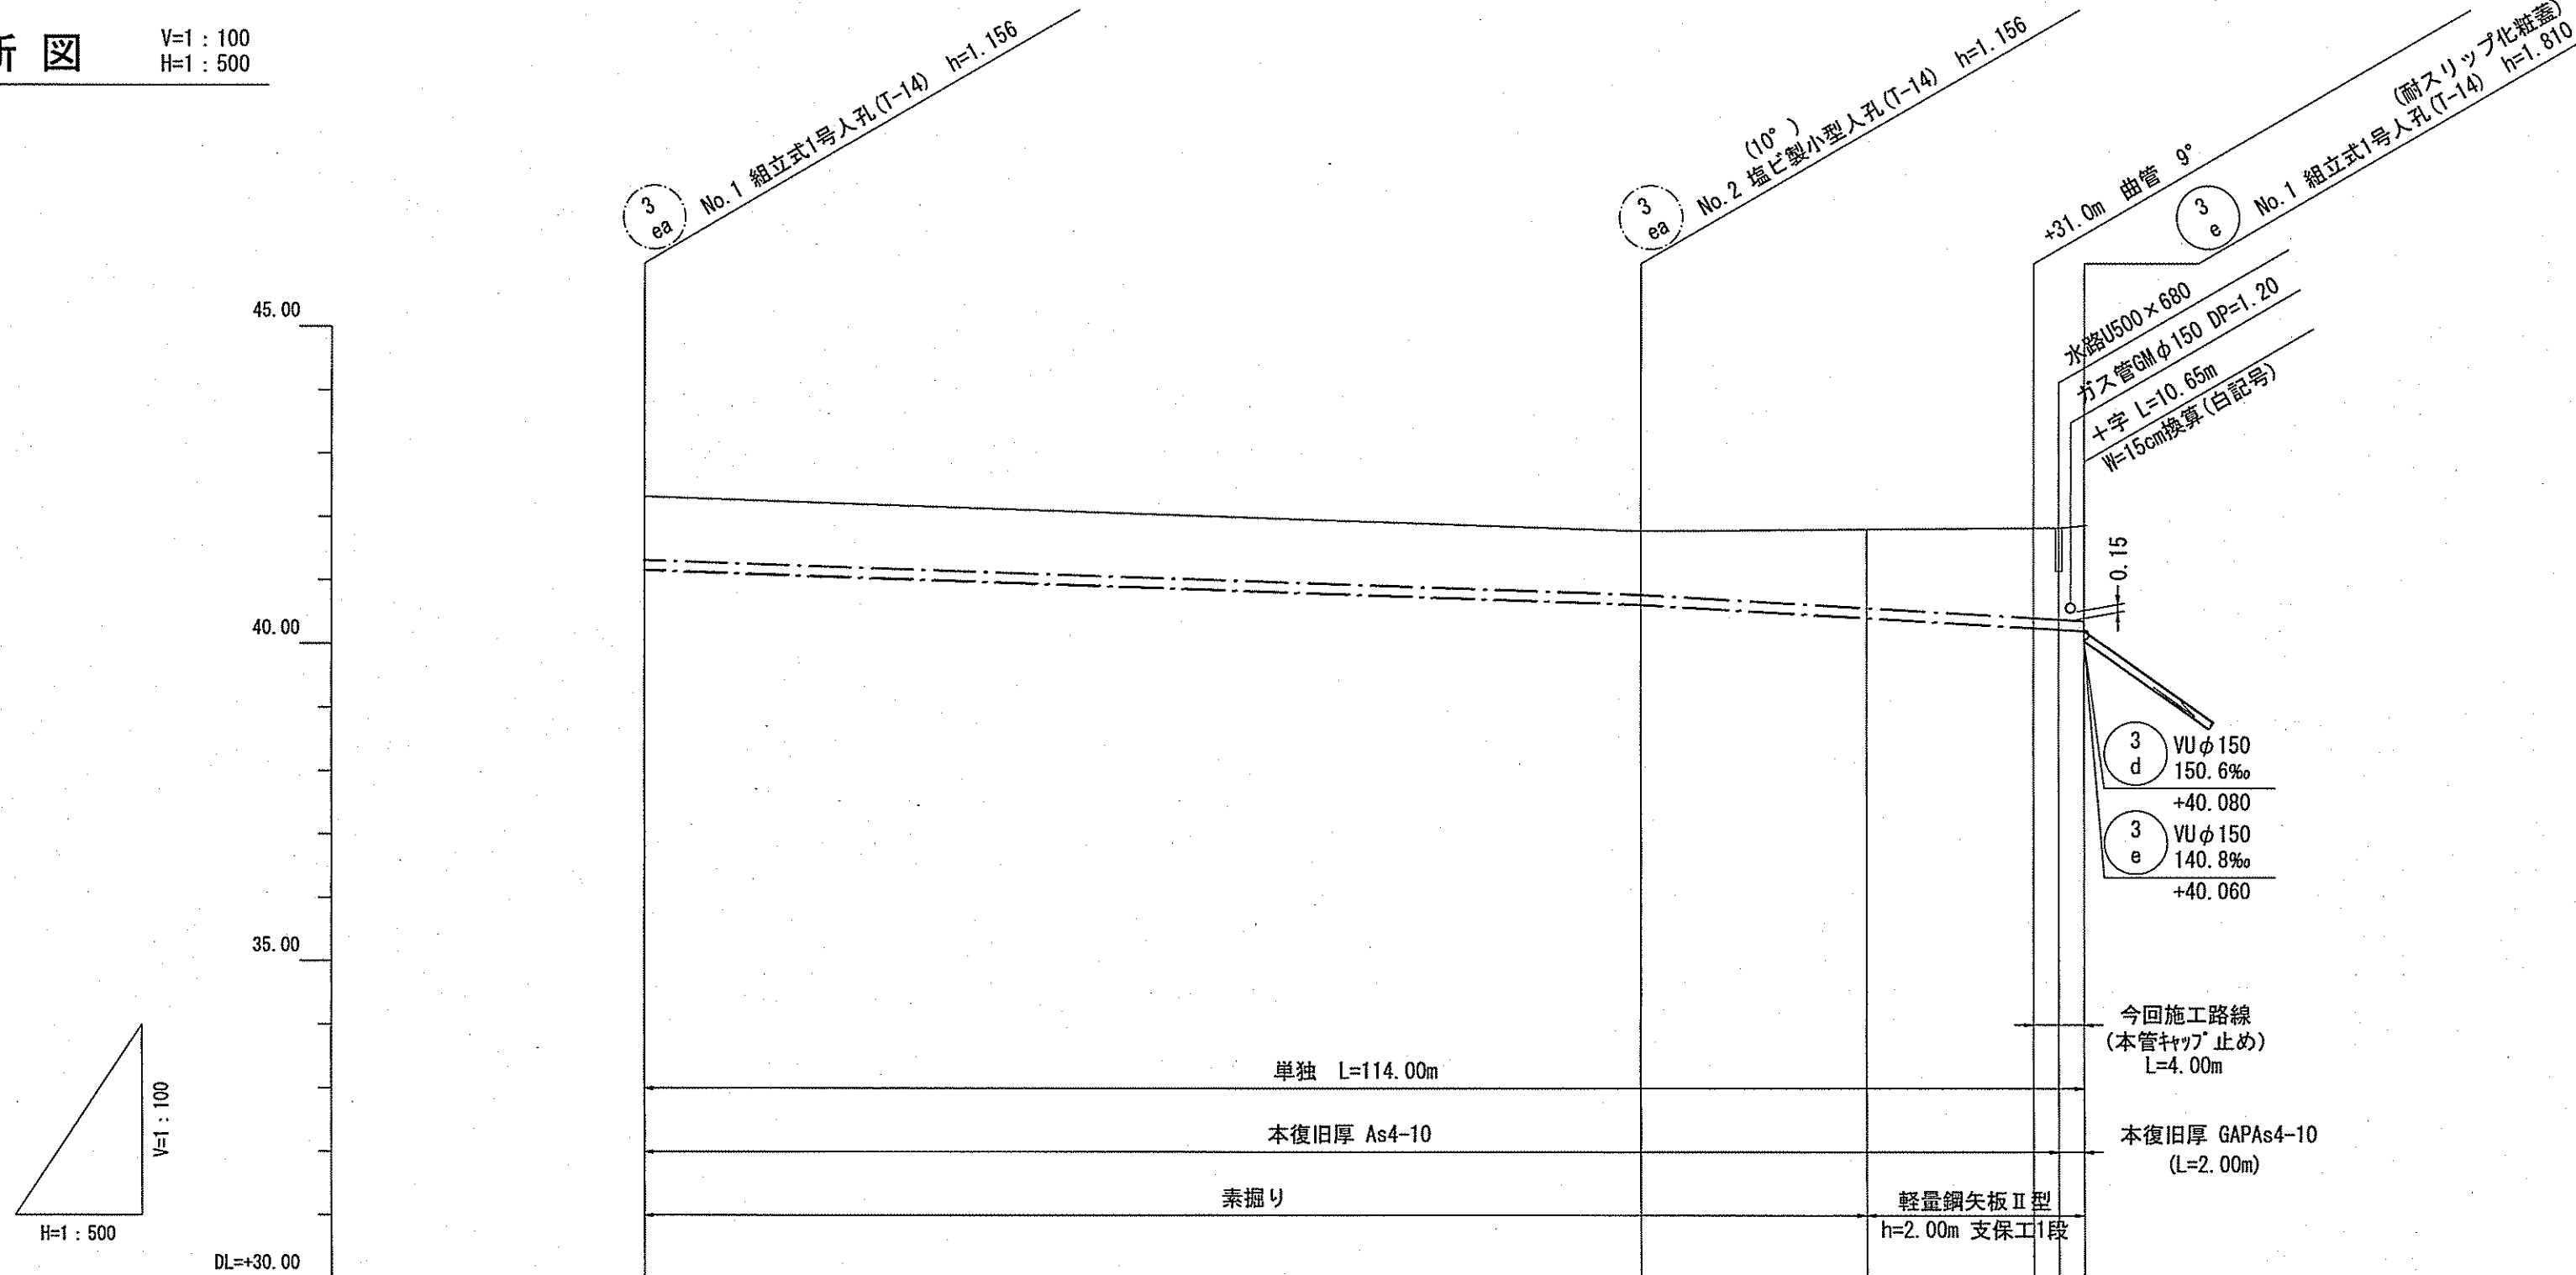

路線番号	単位	3 ea			
管 径	mm	VUφ150 (t=6mm)			
勾 配	‰	6.8 11.7			
延 長	m	114.00			
人孔間距離	m	79.00	35.00	31.00	4.00
掘削深	m	1.262	1.262	1.500	1.675
土 被 り	m	1.00	1.00	1.41	1.50
地盤高	m	42.32	41.78	41.83	41.87
管底高	m	41.164	40.624	40.261	40.214
追加距離	m	0.00	79.00	96.85	13.15
単 距 離	m	0.00	79.00	17.85	4.00


横断図 S=1:100

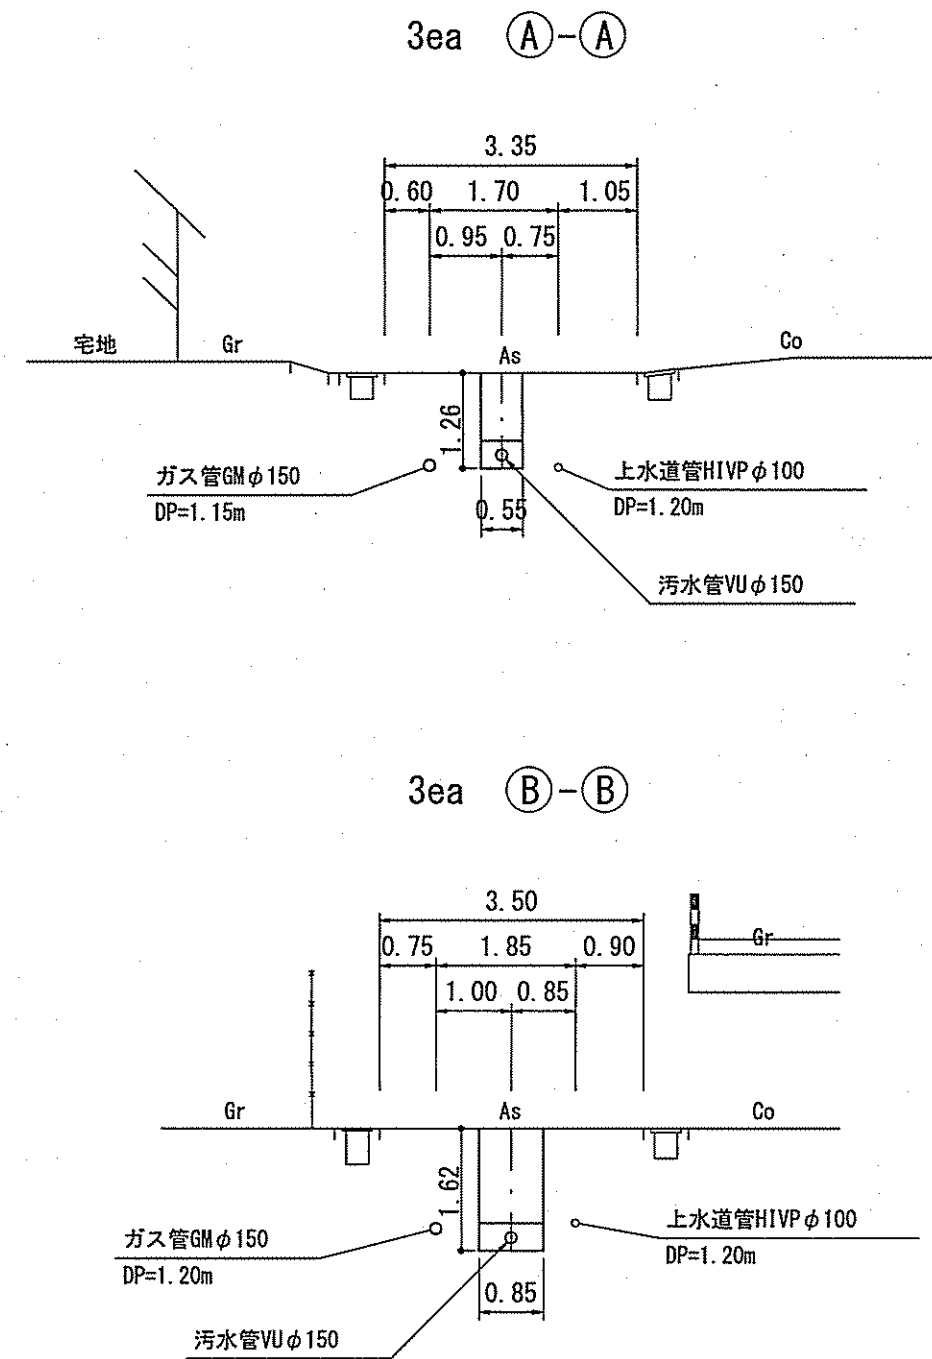

- 計画概要
- 3ea 本管最小土被り1.0mで計画。
 - 3ea 3e No.1付近ガス管φ150mmの横断クリアランス0.15mで計画。
(本管土被りDP=1.20+0.15+0.15=1.50)
 - 取付管は、地下埋設物の上越しとして計画。

凡 例	
	工事実施路線
	既設路線
	計画路線
	塩ビ製小型人孔
	コンクリート製小型人孔
	組立式0号人孔 (φ750)
	組立式片橋門人孔 (600×900)
	組立式1号人孔 (φ900)
	組立式2号人孔 (φ1200)
	副管付人孔
	起点人孔
	曲管
	汚水樹及び取付管
	ガス管
	水道管
	NTT地中線
	風呂場
	トイレ
	台 所
	浄化槽
	試験箇所

位置図 S=1:5,000

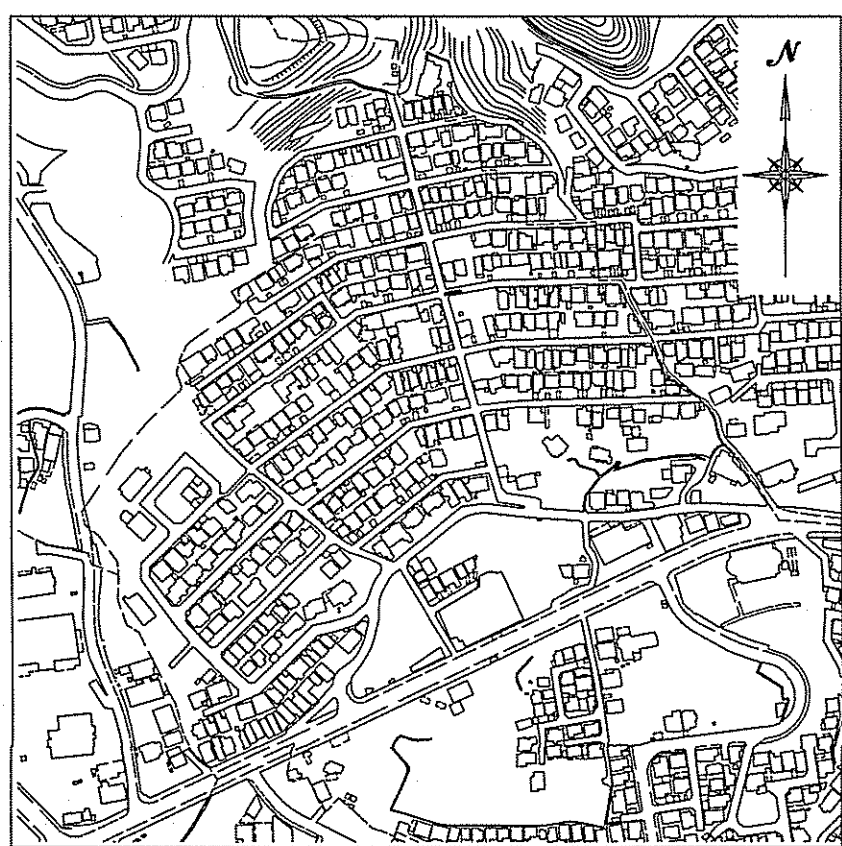

【 単 独 】



令和7年度		公 共 下 水 道 事 業	
設計番号	全 16 葉ノ内第 8 号	名 称	旭街北分区分水管理渠築造工事 (R7-3)
縮 尺	図 示	課 長	課 長 補 佐
係 長	係 長	係 長	係 長
設 計	設 計	設 計	設 計
高知市上下水道局下水道整備課			



 
S=1 : 500



S=1 : 100




V=1 : 100
H=1 : 500





- 位置図

S=1:5,000

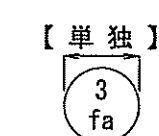


路槽番号	単位	3 fa			
管 径	mm	VU φ 150 (t=6mm)			
勾 配	%	2.9		4.0	
延 長	m	152.20			
人孔間距離	m	100.00		52.20 48.20	
掘削深	m	1.262		1.500	
土被り	m	1.00		1.35	
地盤高	m	36.14		36.20	
管底高	m	34.884		34.694	
追加距離	m	0.00		100.00	
単 距 離	m	0.00		32.00	

平面図 S=1:500

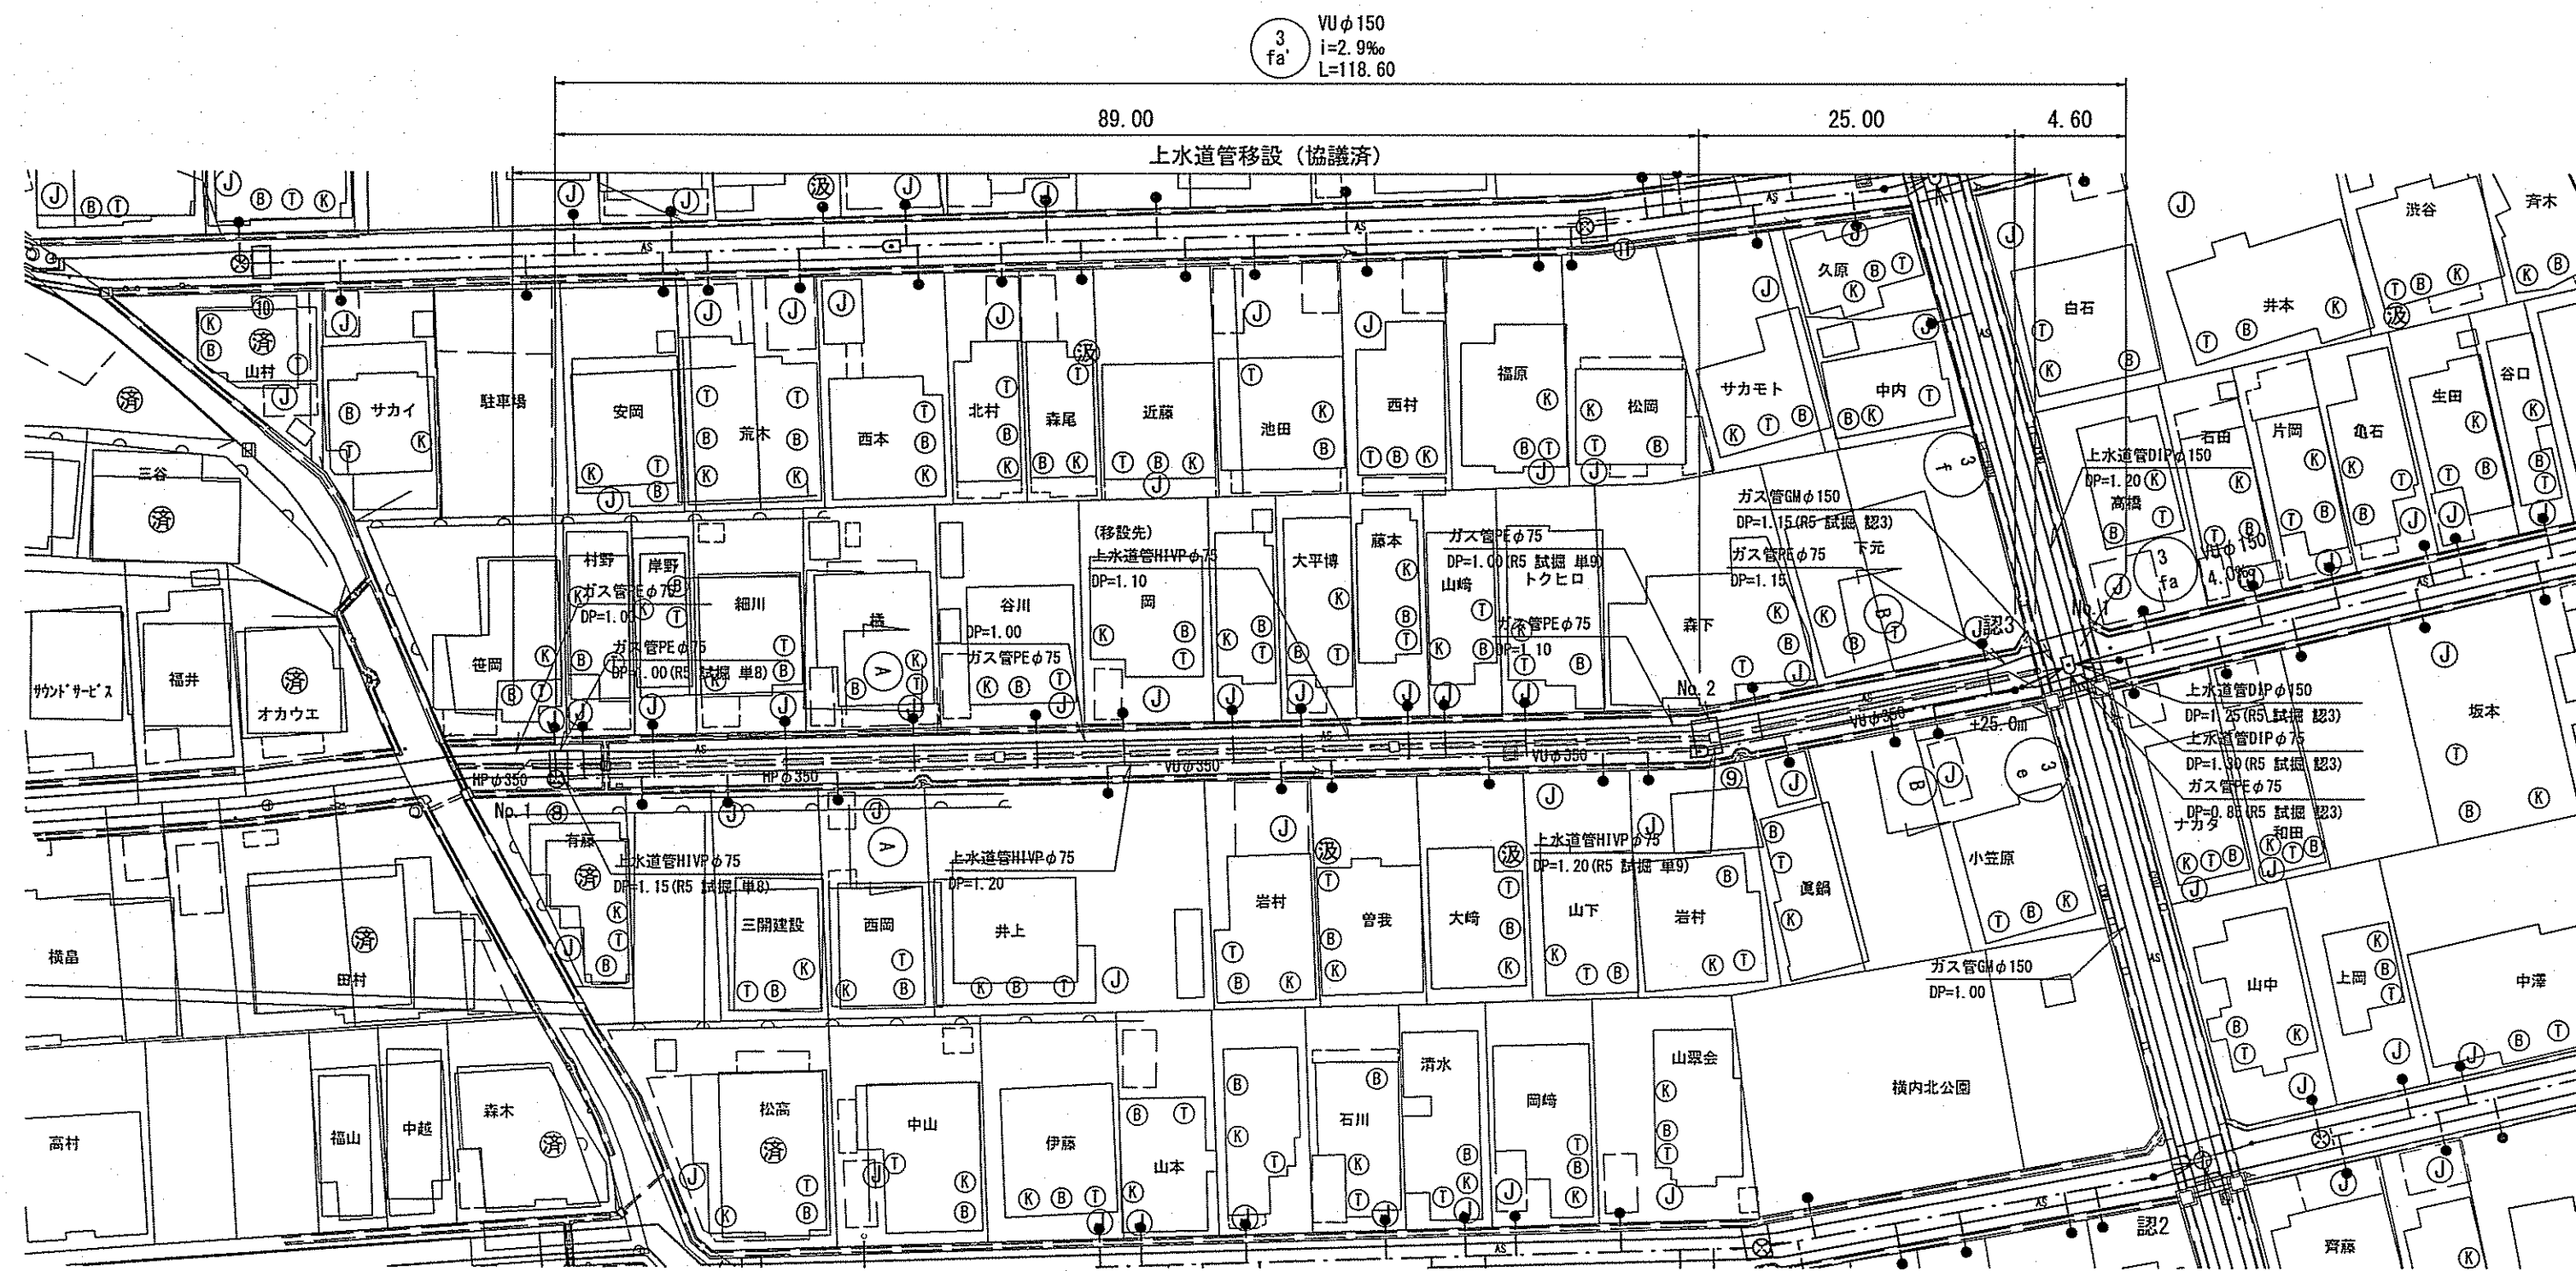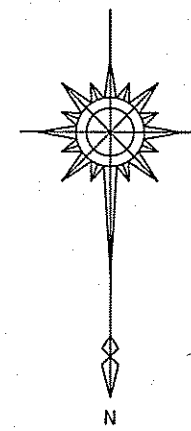


縦断面図 V=1:100 H=1:500

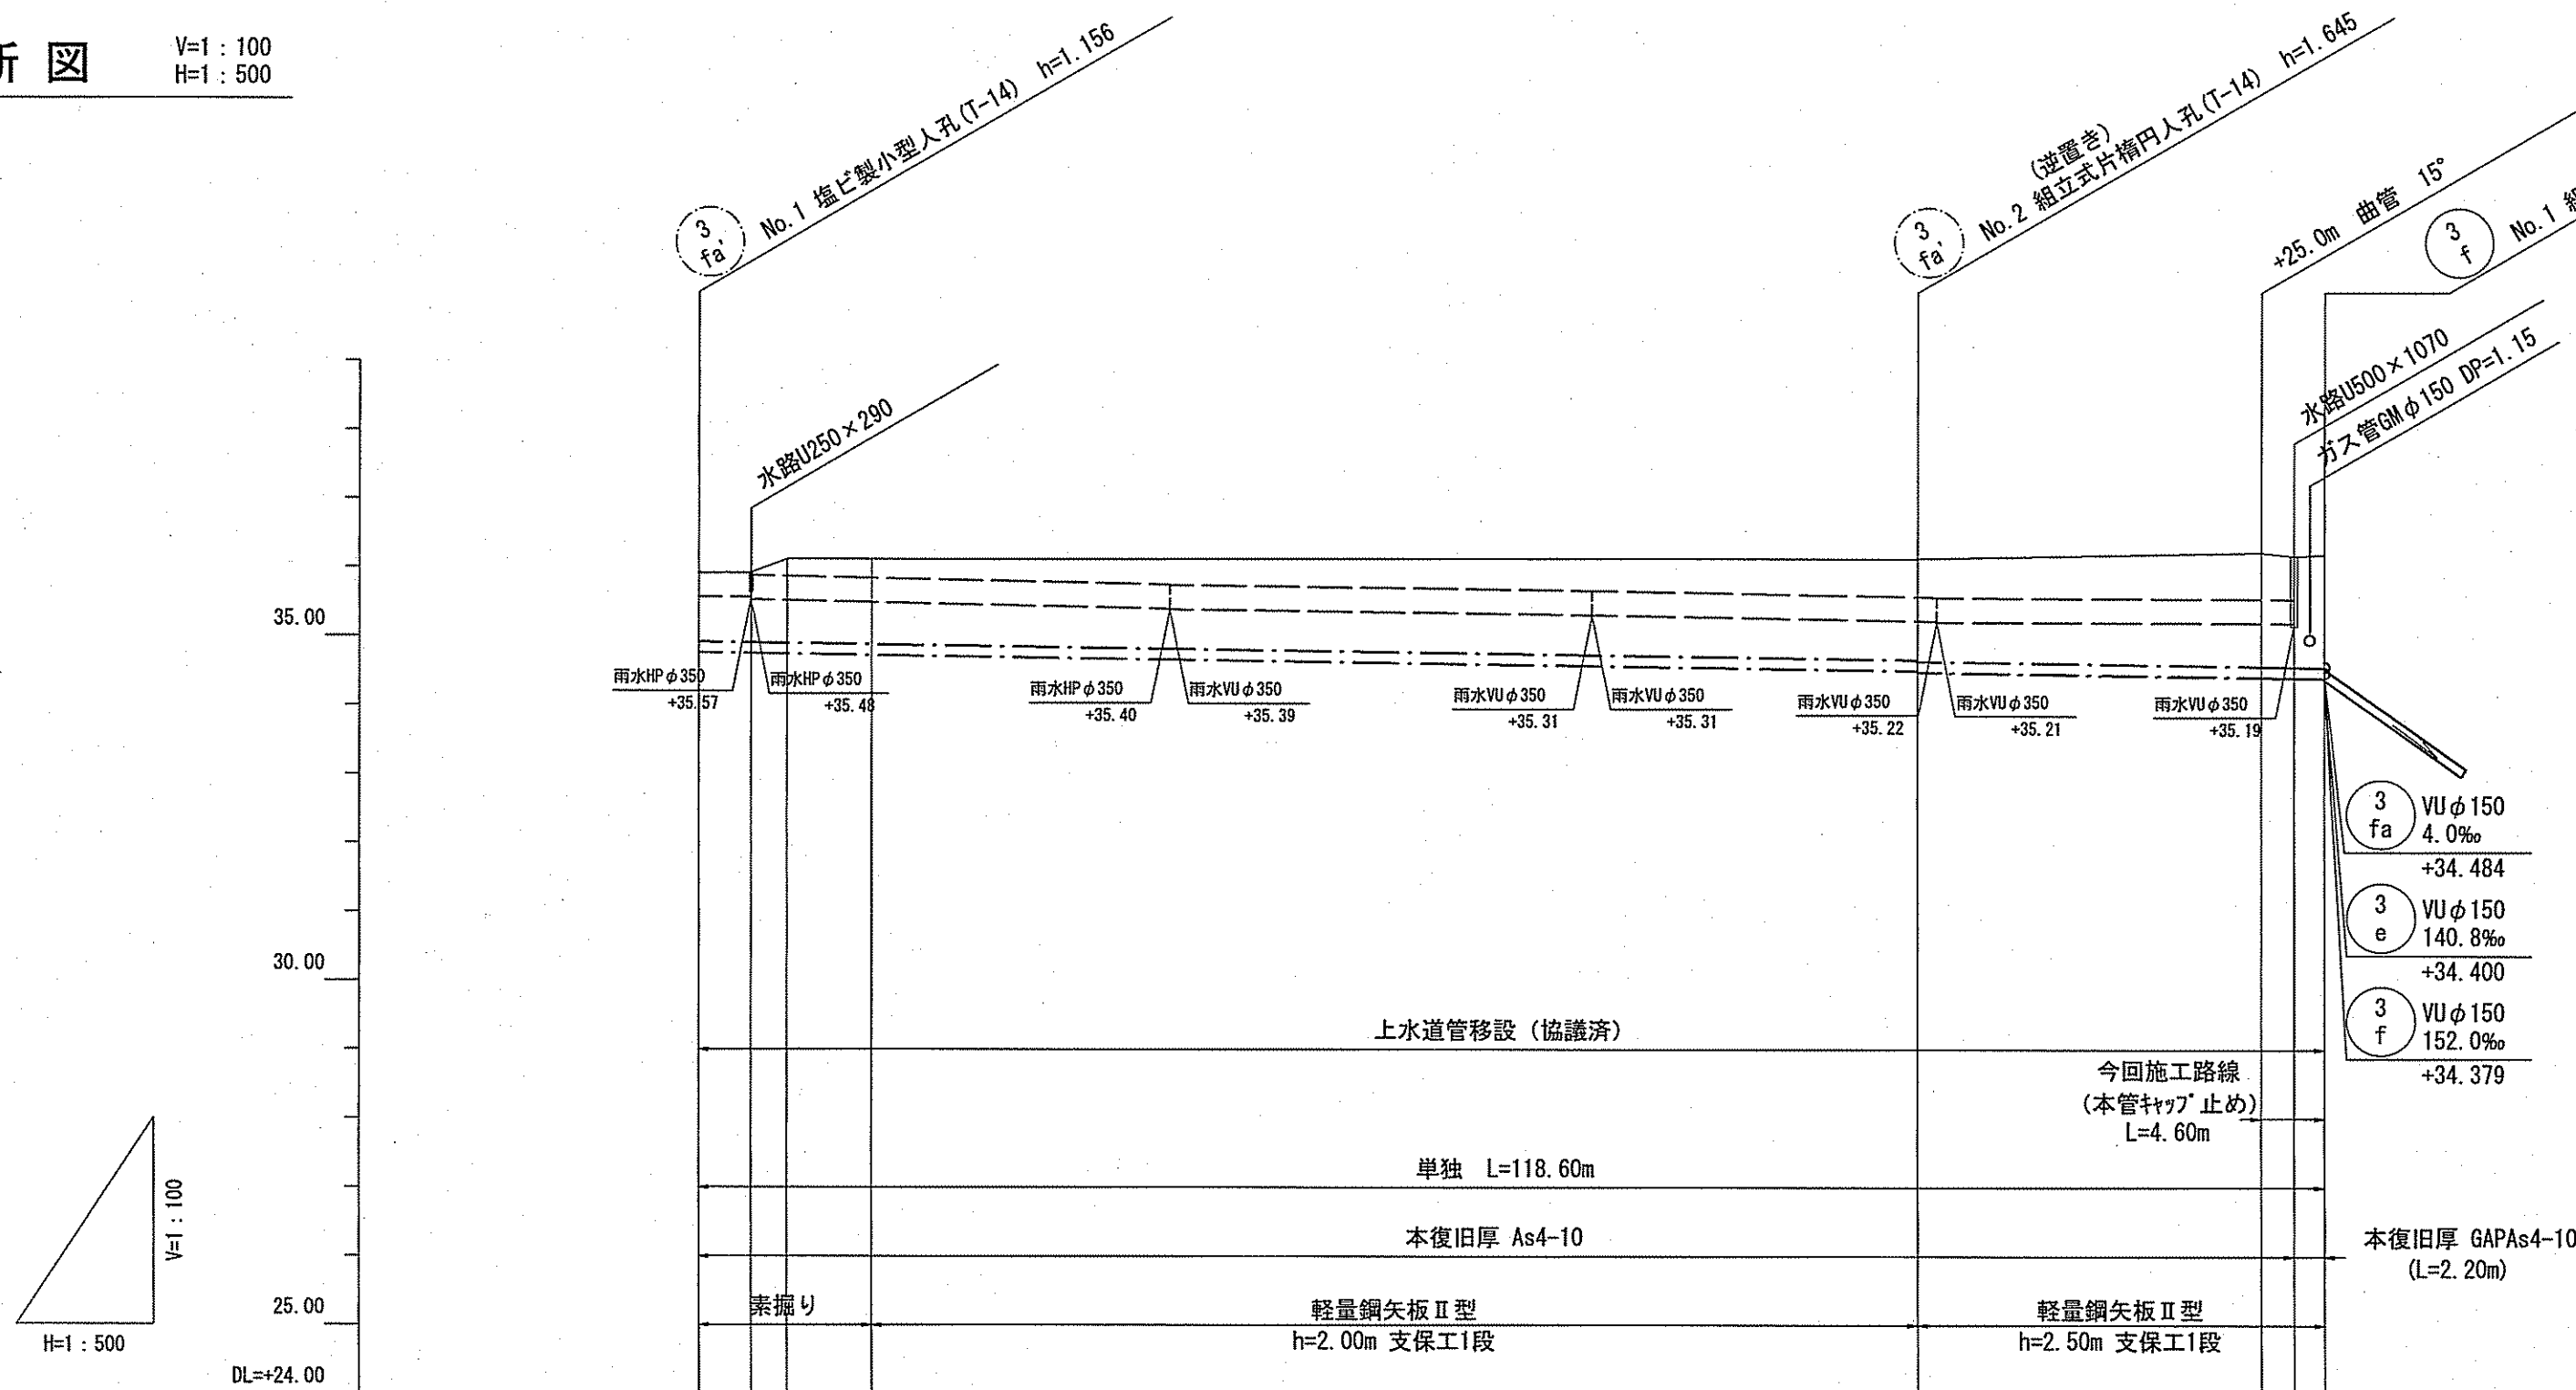

路線番号	単位	3fa' ③			
管 径	mm	VUφ150 (t=6mm)			
勾 配	‰	2.9			
延 長	m	118.60			
人孔間距離	m	89.00 29.60 25.00 4.60			
掘削深	m	0.00 - 1.262	1.731	1.914	1.897
土 被 り	m	1.00 - 1.262	1.47	1.65	1.64
地盤高	m	35.92 - 34.764	36.13	36.22	36.19
管底高	m	3.85 - 34.752	34.505	34.412	34.399
追加距離	m	3.85 - 34.752	89.00 - 34.485	114.00 - 34.412	118.60 - 34.399
単 距 離	m	0.00 - 1.262	76.25	25.00	4.60


横断面図 S=1:100

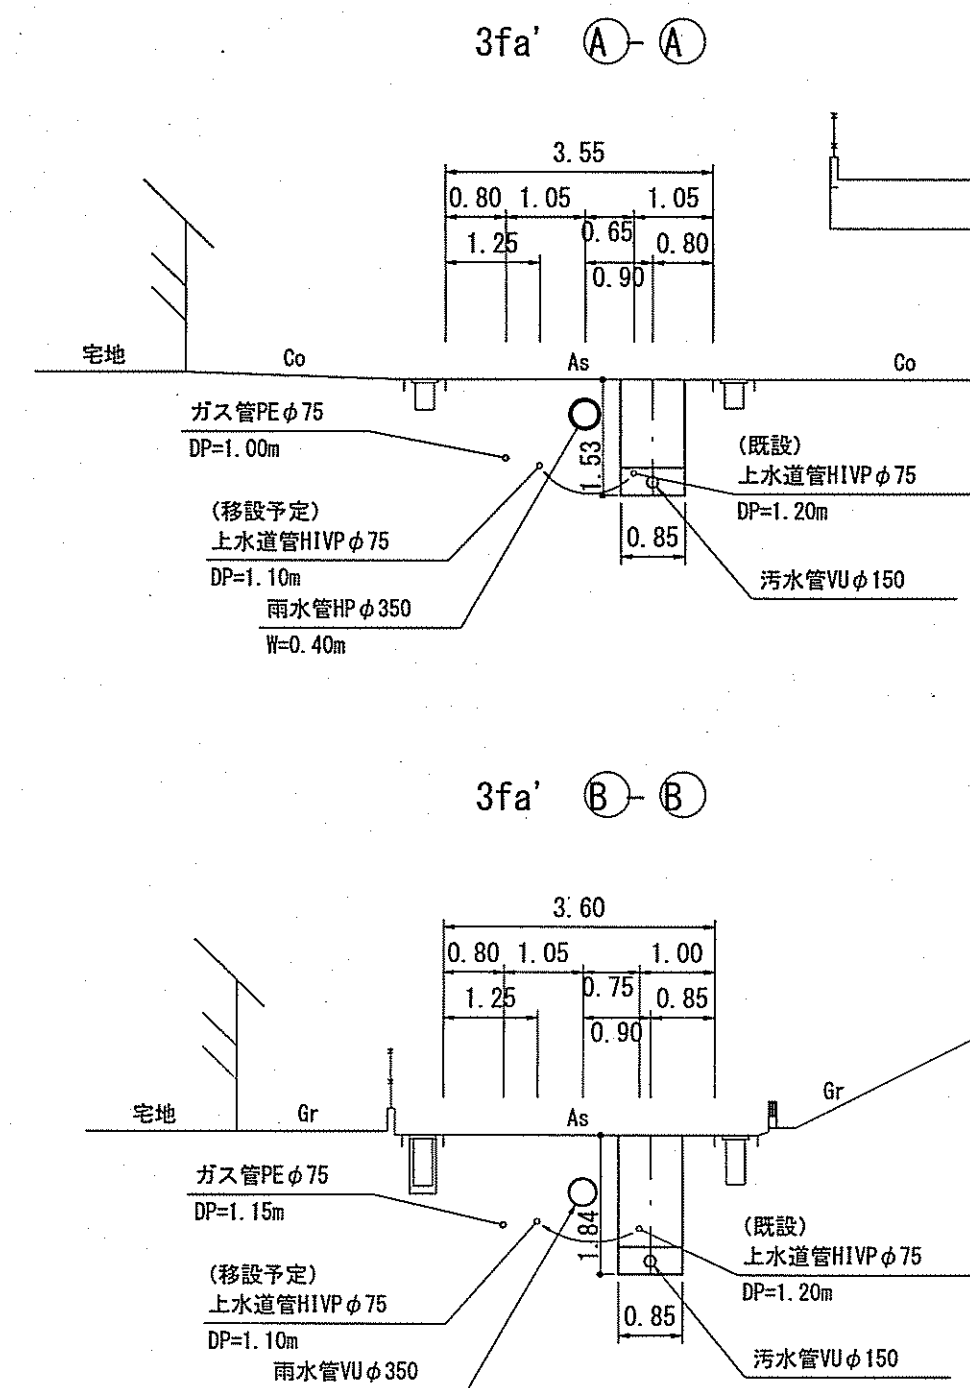


計画概要

- ・現地状況より、取付管DP=0.6mで支障がないことを確認。
- ・取付管は、地下埋設物の上越しとすること。
- ・3fa' 最小土被り1.0mで計画。
- ・3fa' VUφ150mm最小勾配2.9‰で計画。
- ・3fa' 上水道管φ75mmの移設で計画。(協議済)

位置図 S=1:5,000


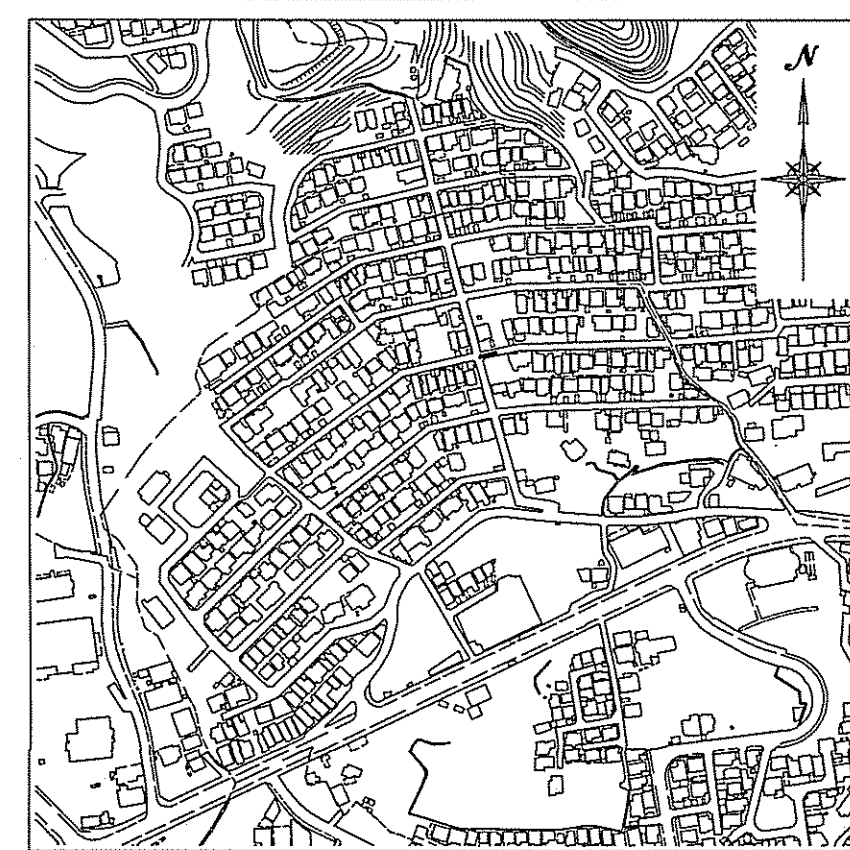


【単 独】

 


令和7年度		公 共 下 水 道 事 業	
設計番号	全 16 葉ノ内第 10 号	名 称	旭街北分區汚水管渠築造工事 (R7-3)
縮 尺	図 示	名 称	平面図・縦断面図・横断面図
課長	課長補佐	係長	係
設計	設計	設計	設計
高知市上下水道局下水道整備課			

平面図 S=1:500

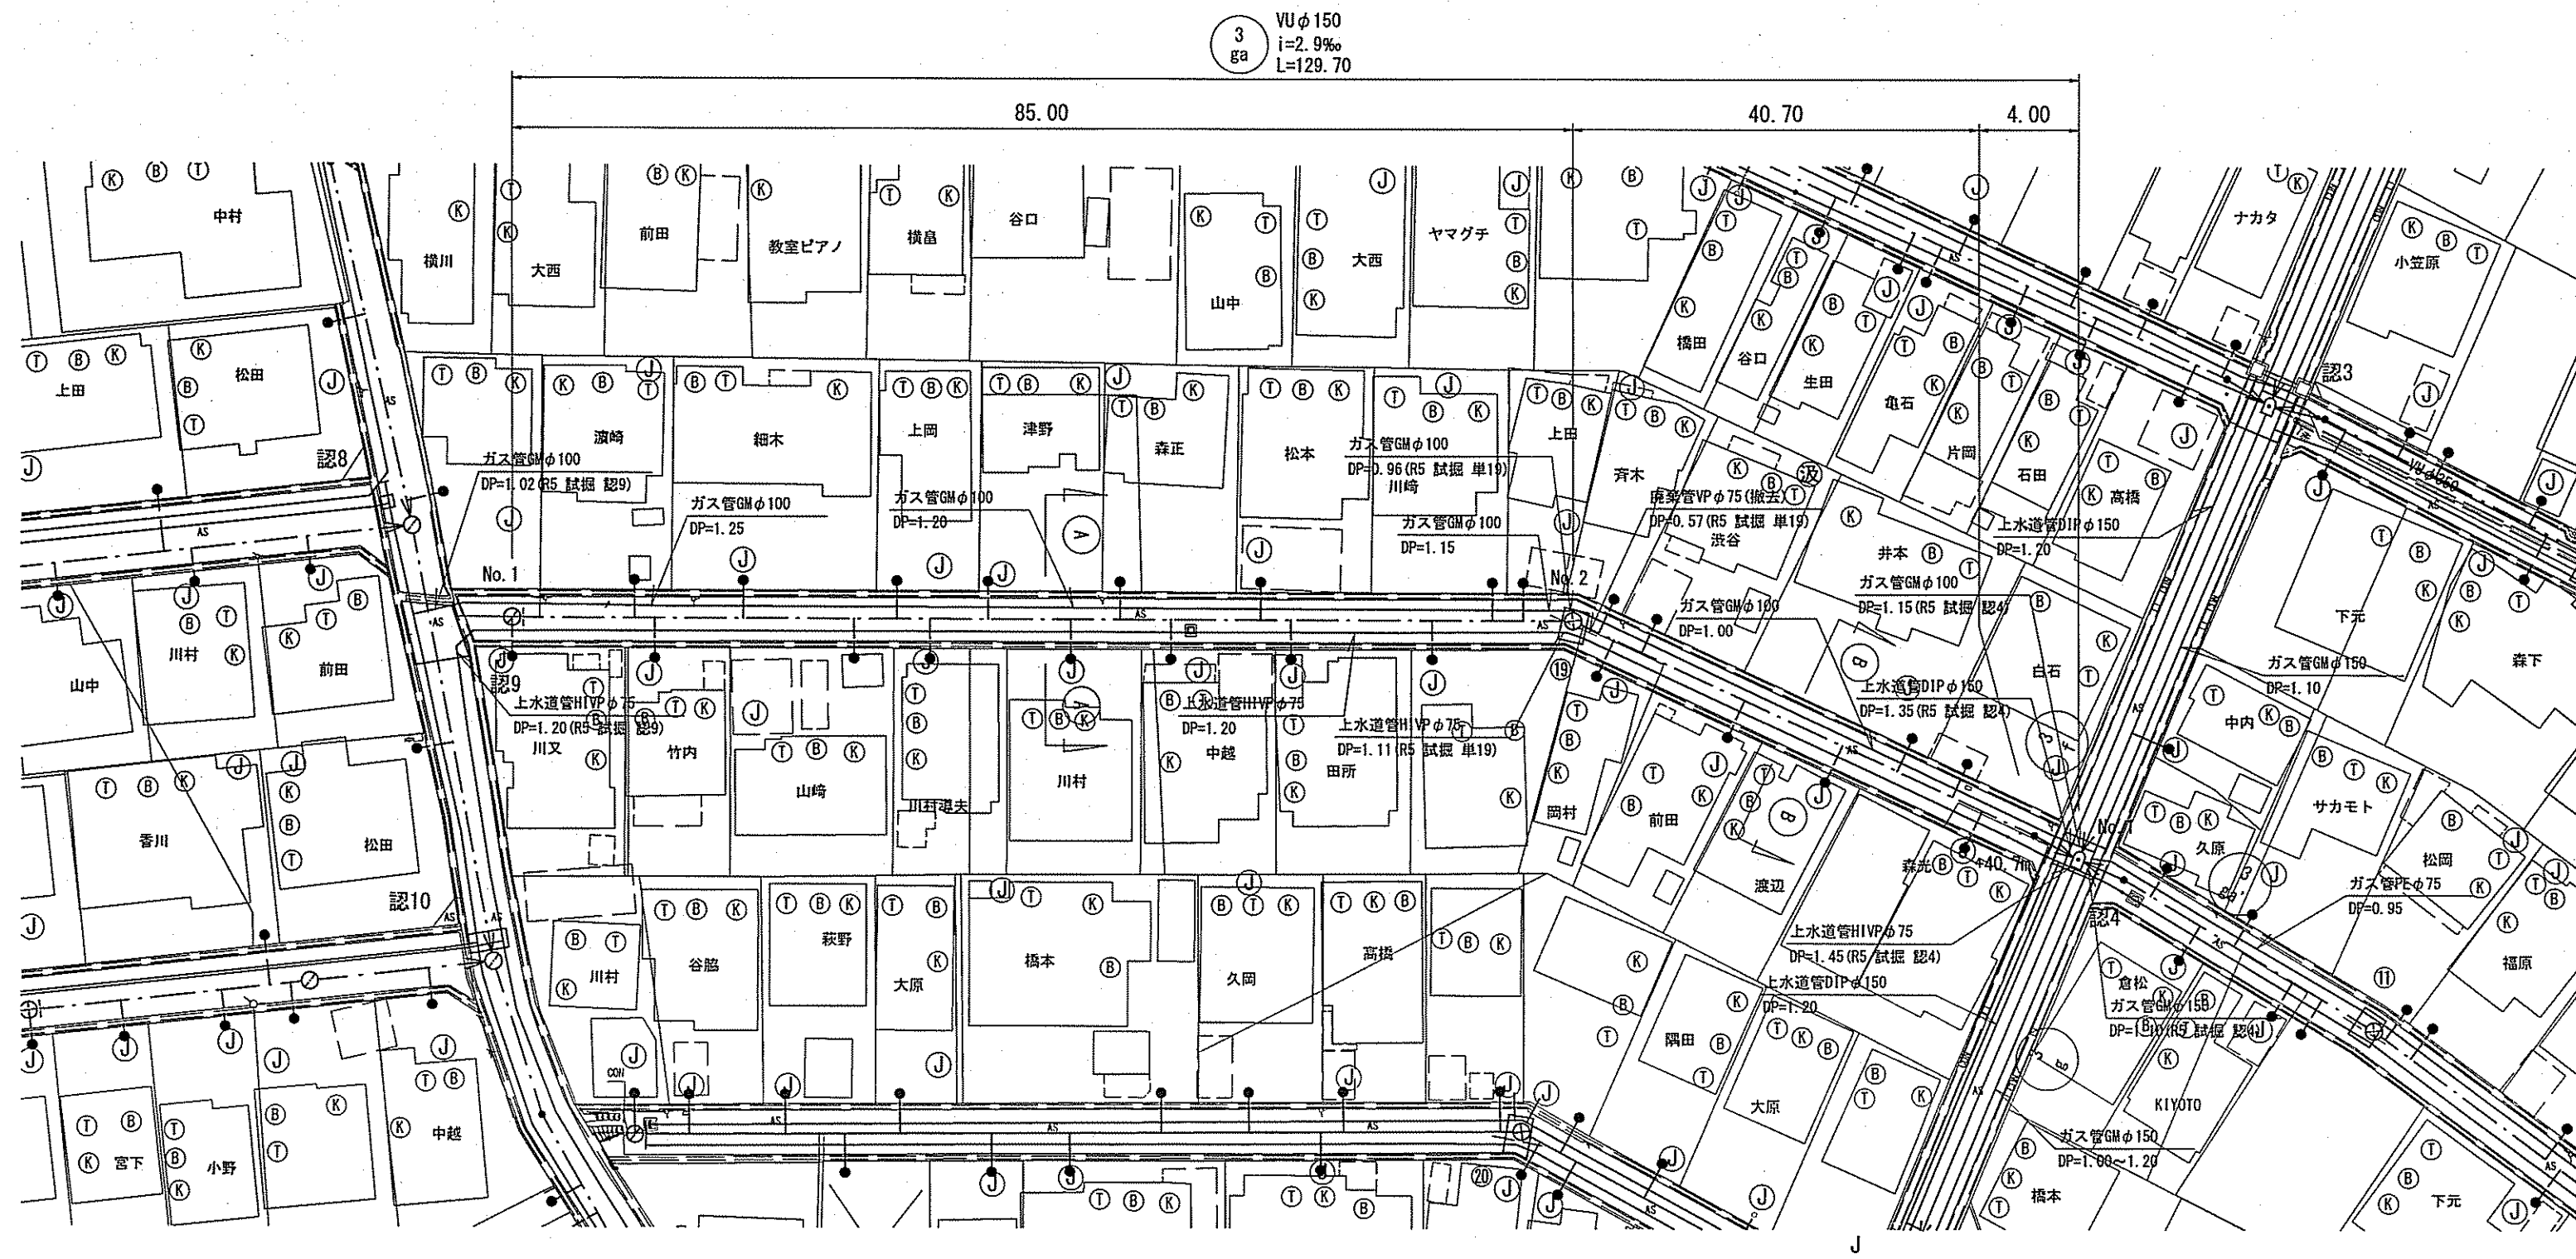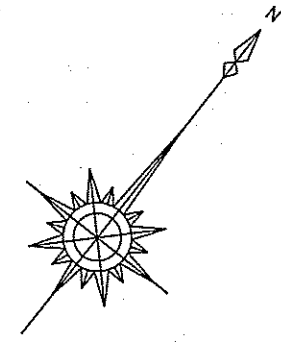


縦断図 V=1:100 H=1:500

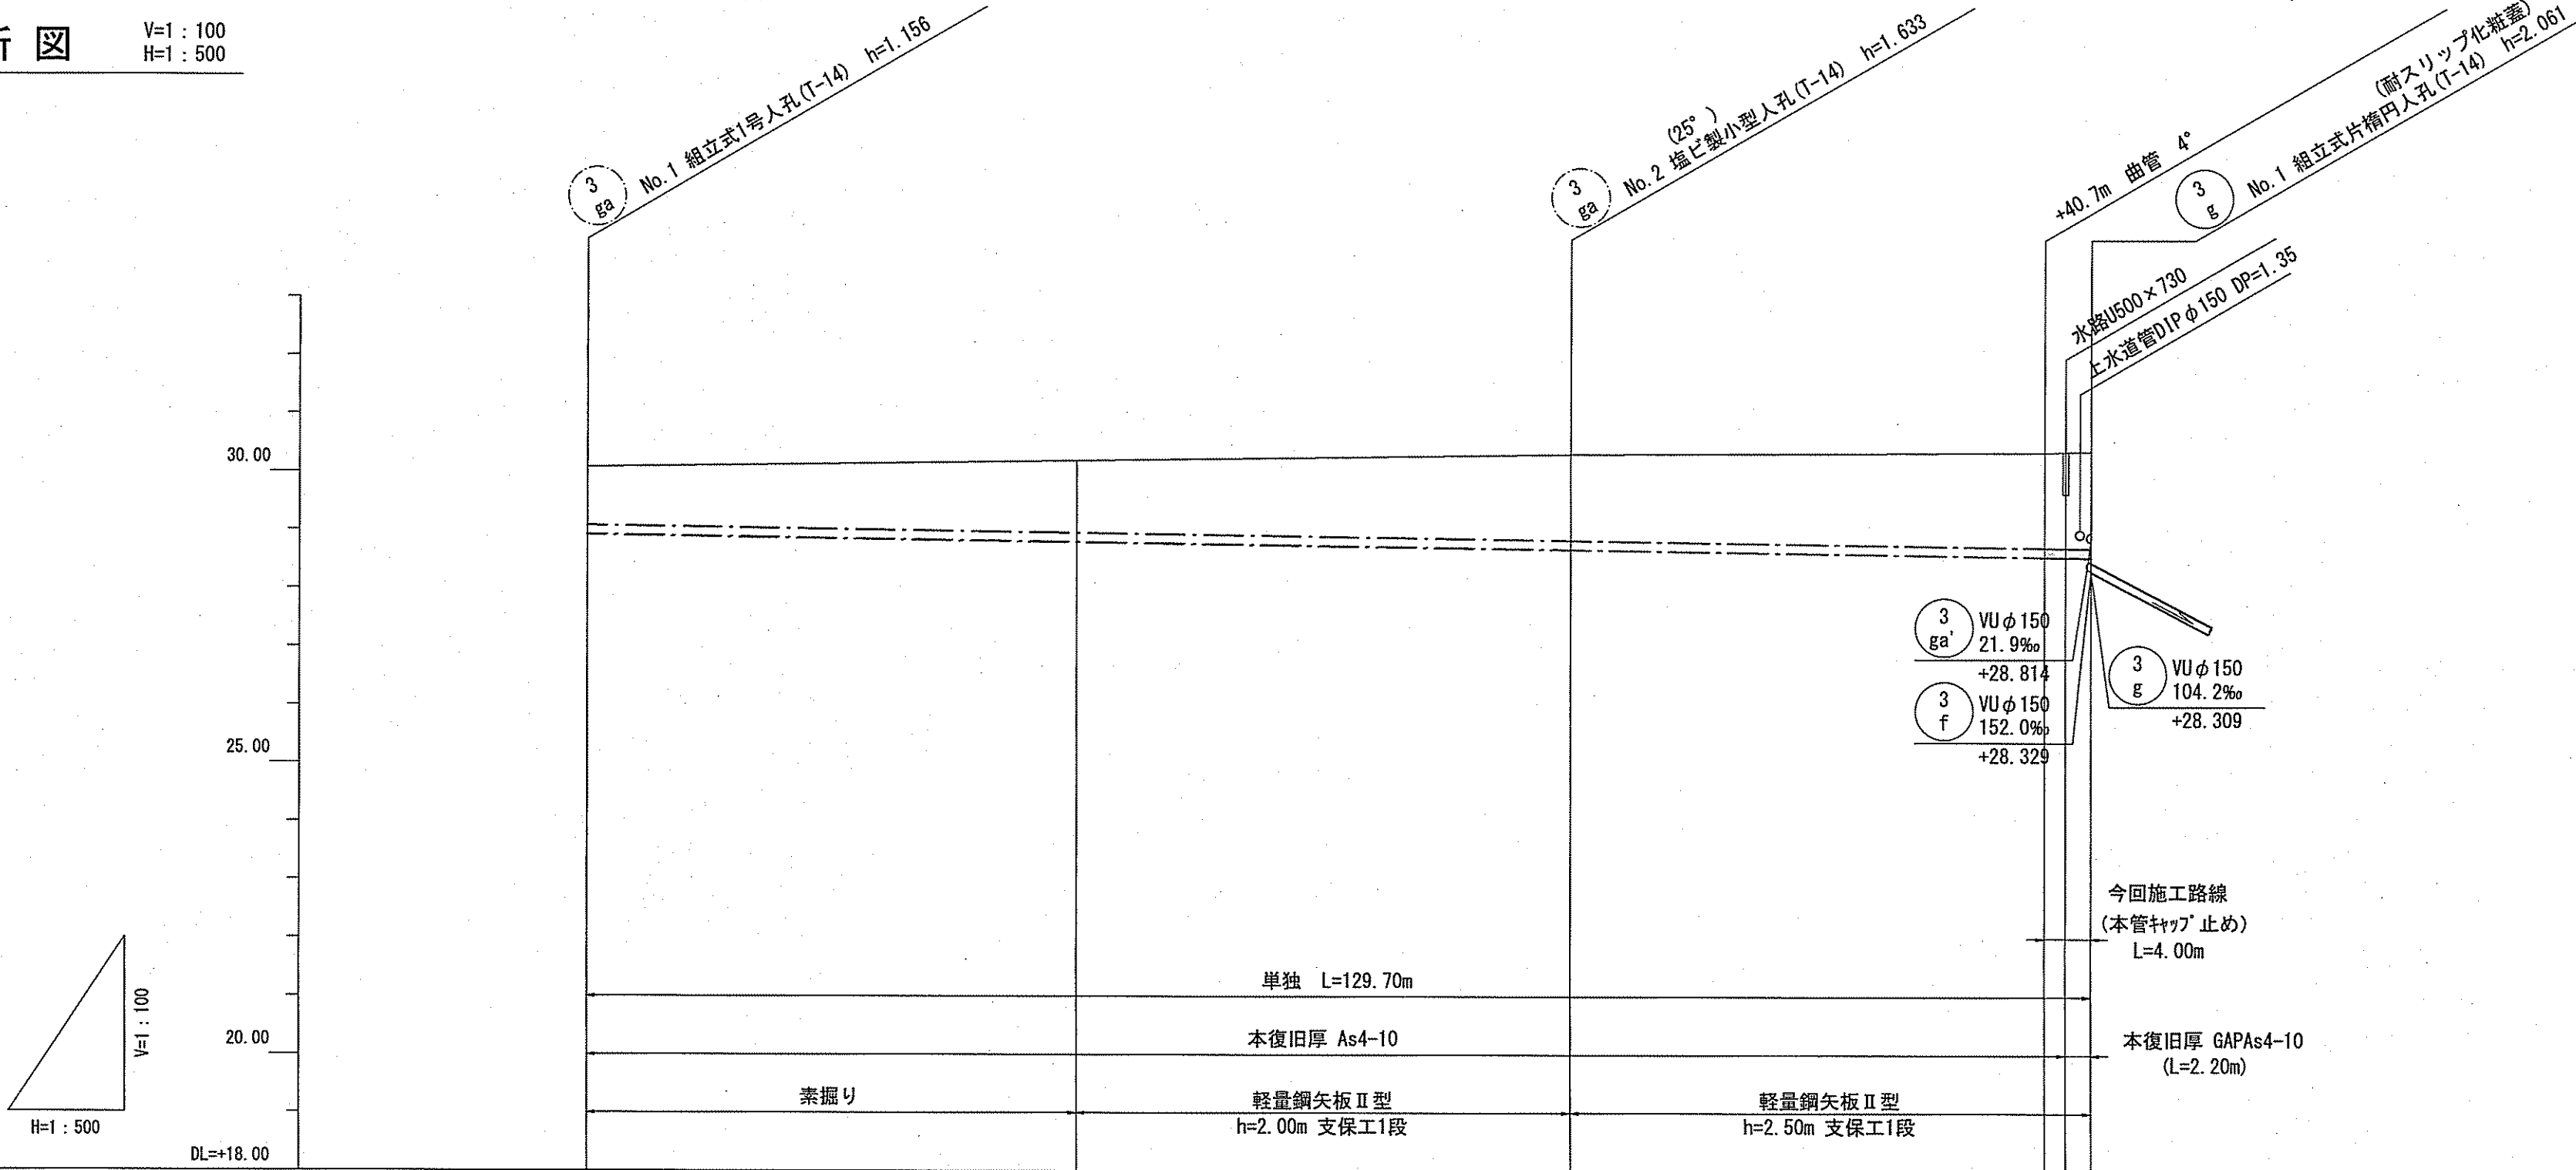

路線番号	単位	3 ga			
管 径	mm	VUφ150 (t=6mm)			
勾 配	‰	2.9			
延 長	m	129.70			
人孔間距離	m	85.00 44.70 4.00			
掘削深	m	1.262	1.500	1.729	1.898
土被り	m	1.00	1.48	1.64	1.67
地盤高	m	30.08	30.31	30.35	30.37
管底高	m	28.924	28.677	28.558	28.547
追加距離	m	0.00	42.40	40.70	4.00
単 距 離	m	0.00	42.40	40.70	4.00


横断図 S=1:100

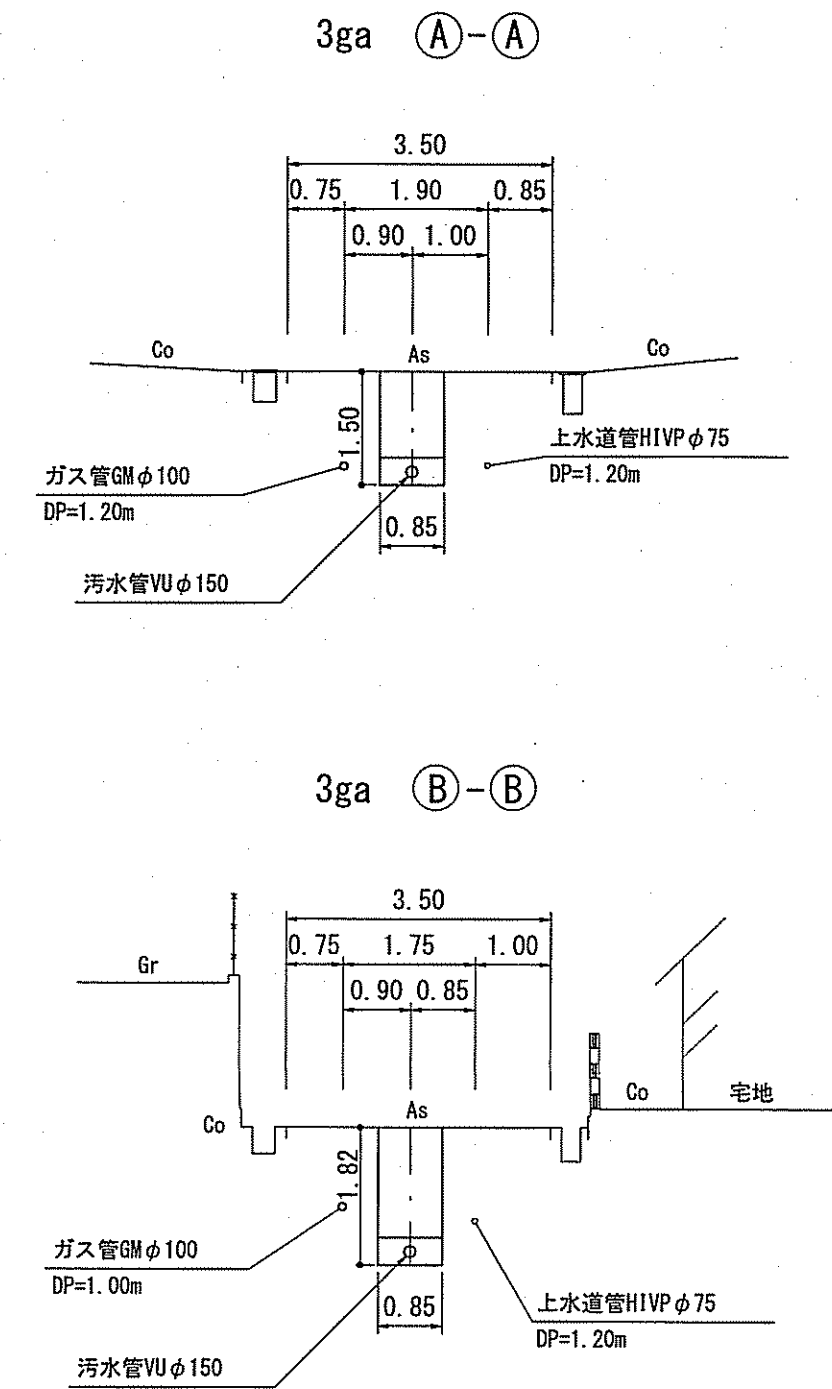

計画概要

- ・3ga 本管最小土被り1.0mで計画。
- ・3ga VUφ150mm最小勾配2.9‰で計画。
- ・取付管は、地下埋設物の上越しとして計画。
- ・取付管は、No. 2~3g No. 1ガス管φ100mmの下越しとして計画。

位置図 S=1:5,000

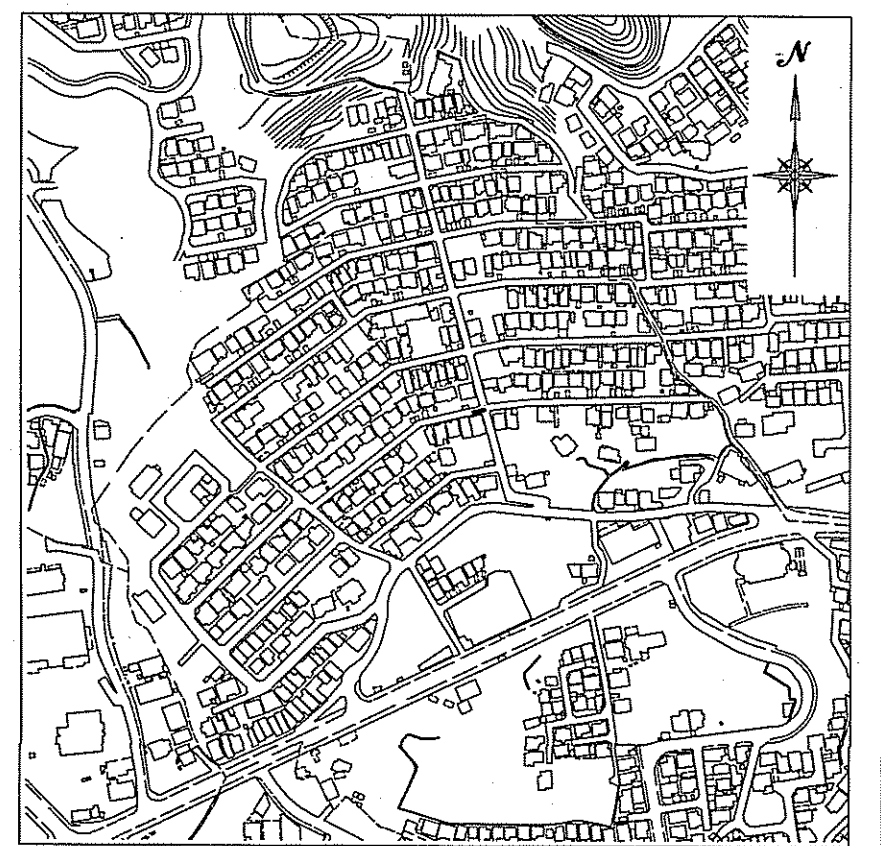


【 単 独 】




令和7年度		公 共 下 水 道 事 業	
設計番号	全 16 葉ノ内第 11 号	名 称	旭街北分区分水管理施設工事(R7-3)
縮 尺	図 示	課 長	課 長 補 佐
係 長	係 長	係 長	係 長
設 計	設 計	設 計	設 計
高知市上下水道局下水道整備課			

平面図 S=1:500

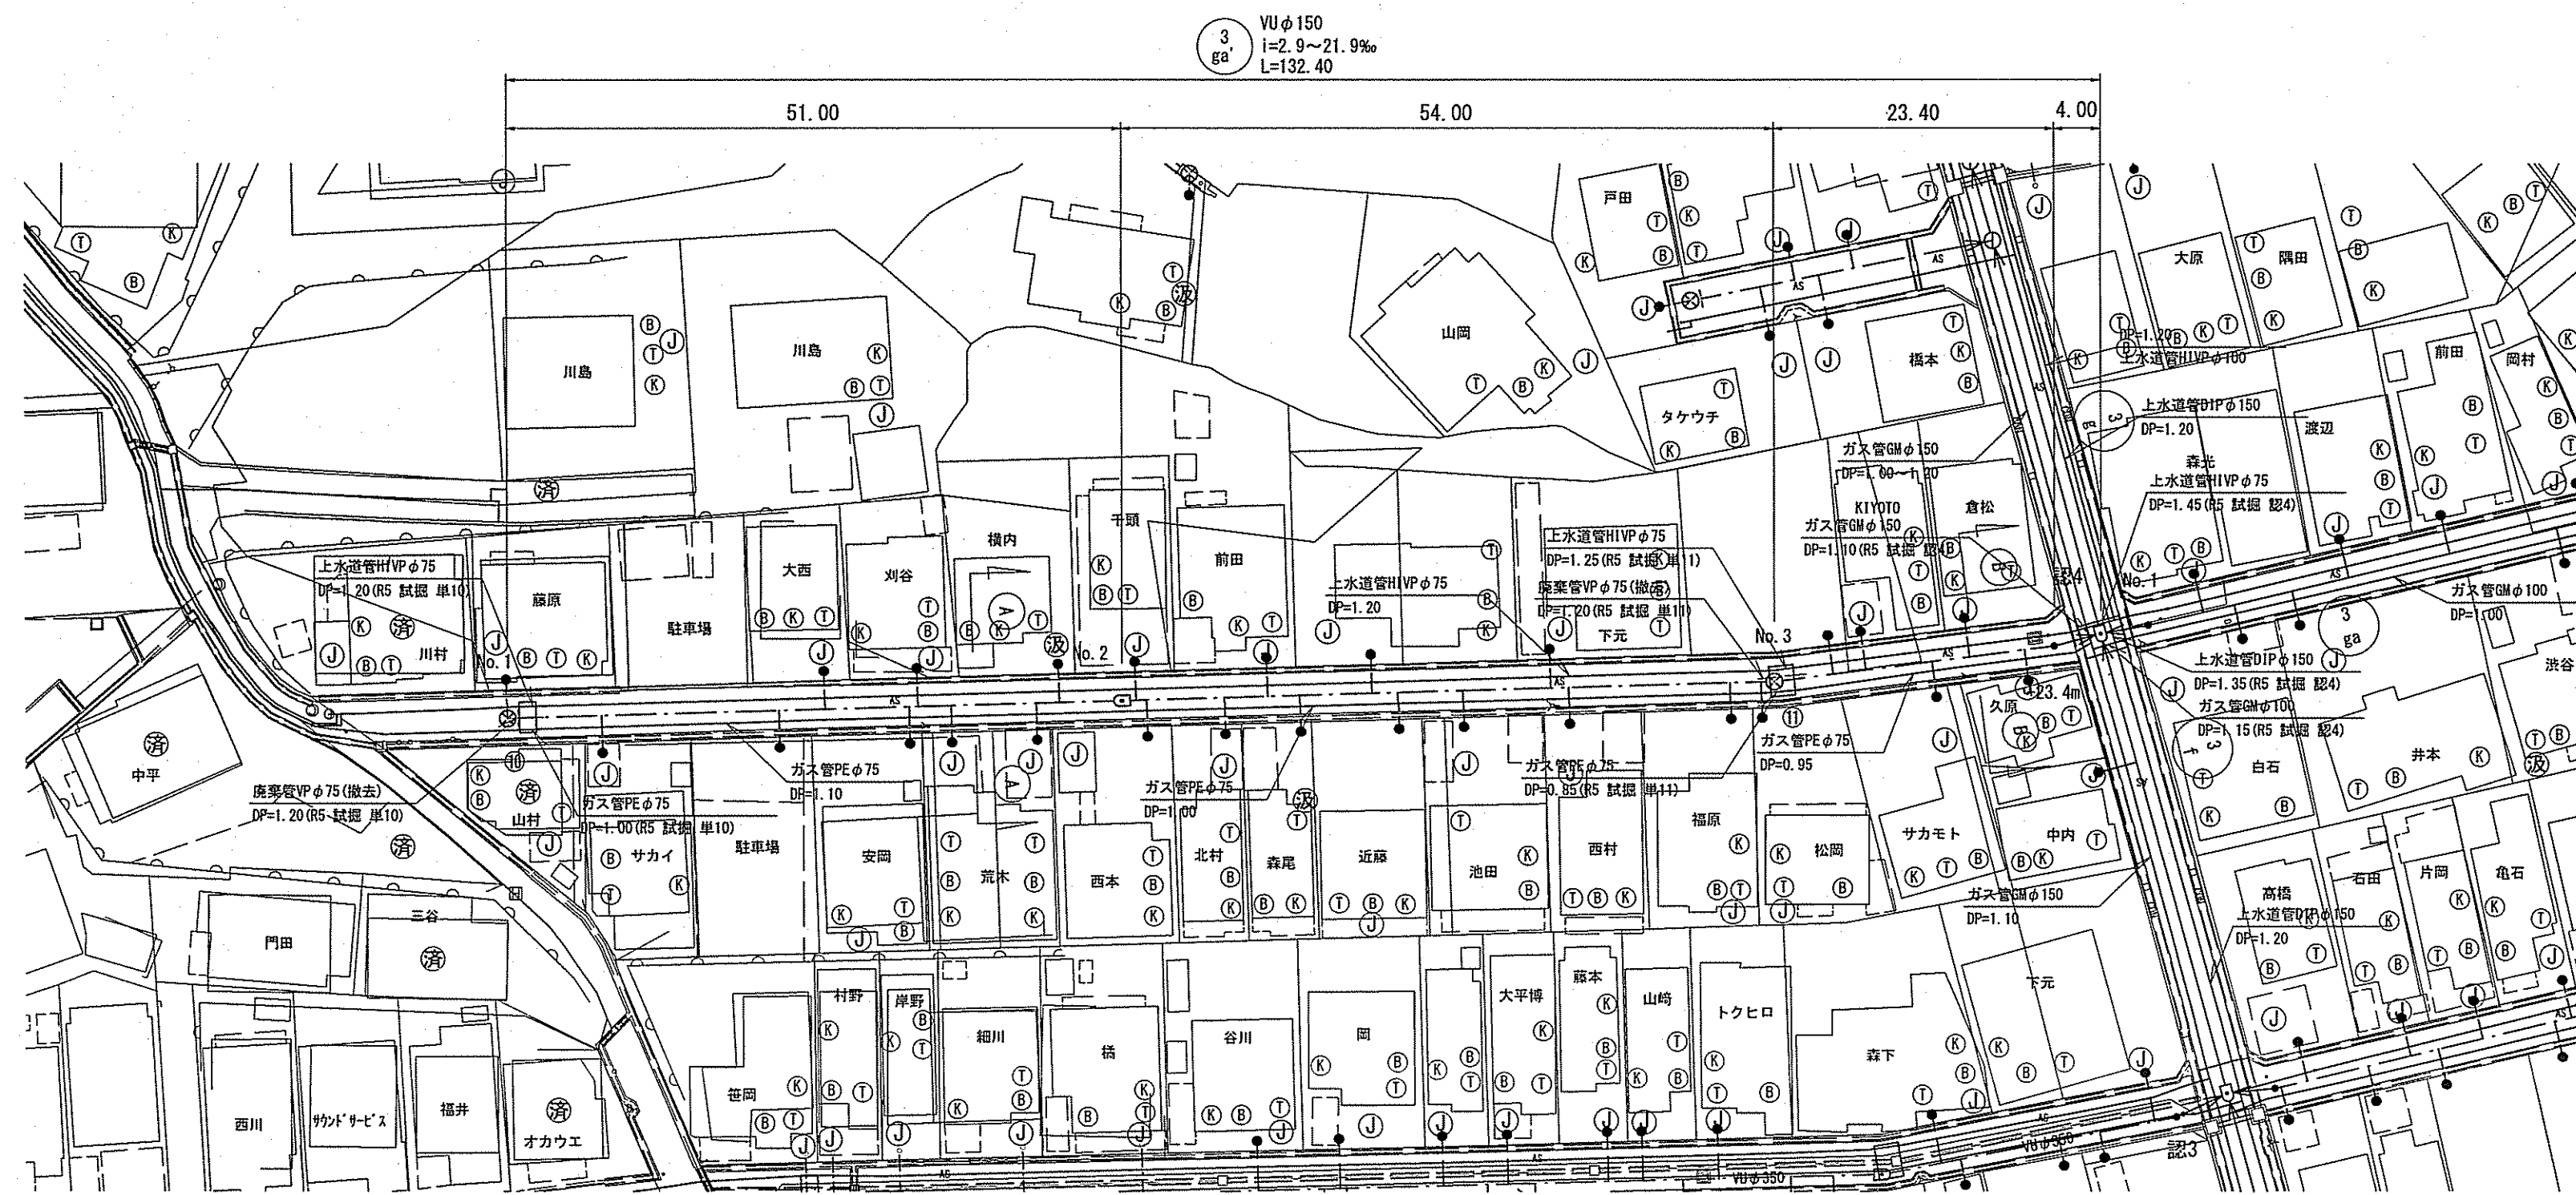


縦断図 V=1:100 H=1:500

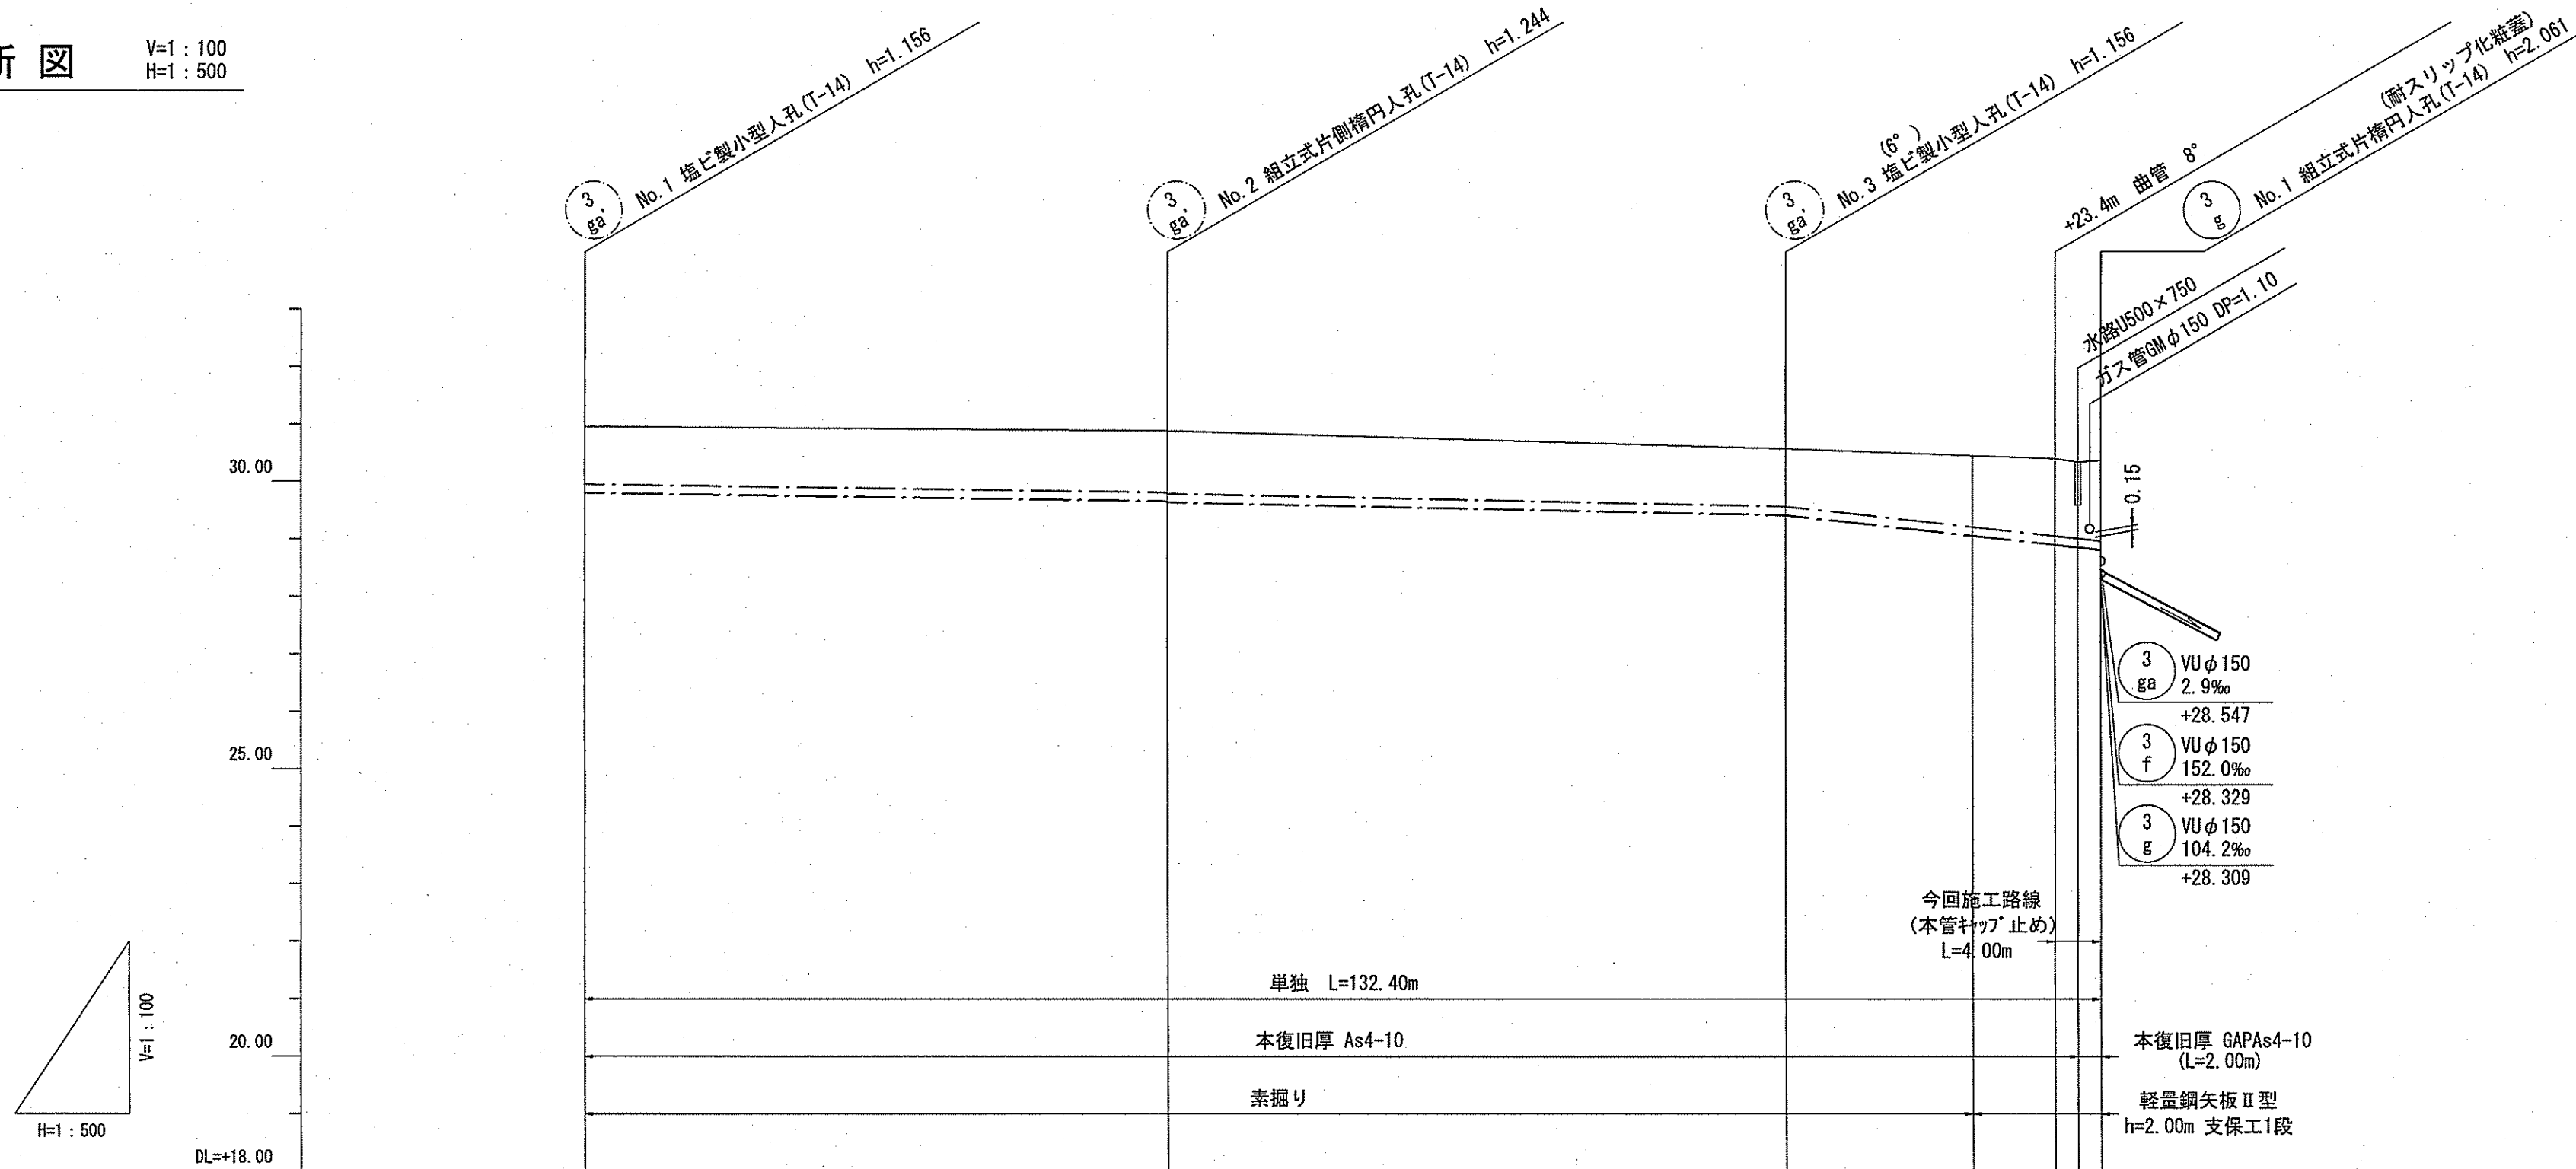

路線番号	単位	3ga' VUφ150 (t=6mm)			
管径	mm	2.9			
勾配	%	2.9			
延長	m	132.40			
人孔間距離	m	51.00	54.00	27.40	4.00
掘削深	m	1.282	1.320	1.282	1.500
土被り	m	1.00	1.07	1.00	1.34
地盤高	m	30.96	30.88	30.57	30.37
管底高	m	29.964	29.855	29.414	28.902
追加距離	m	0.00	51.00	105.00	132.40
単距離	m	0.00	51.00	54.00	4.00


横断図 S=1:100

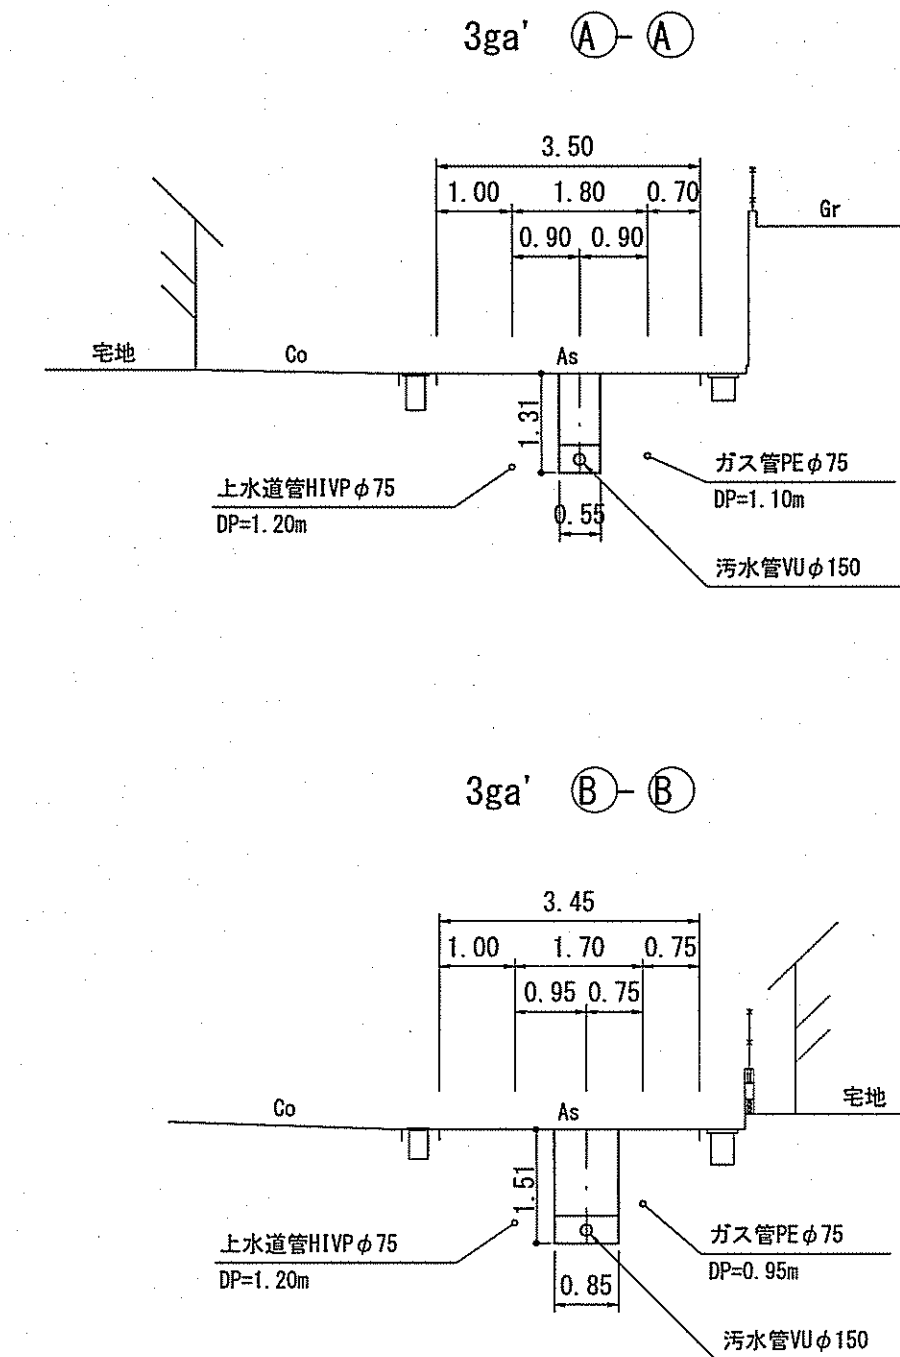

計画概要

- ・現地状況より、取付管DP=0.6mで支障がないことを確認。
- ・取付管は、地下埋設物の上越しとする。
- ・3ga' No.1～No.3 最小土被り1.0mで計画。
- ・3ga' No.1～No.2 VUφ150mm最小勾配2.9‰で計画。
- ・3ga' 3g No.1付近ガス管φ150mmの横断クリアランス0.15mで計画。
(本管土被りDP=1.10+0.15+0.15=1.40)

位置図 S=1:5,000

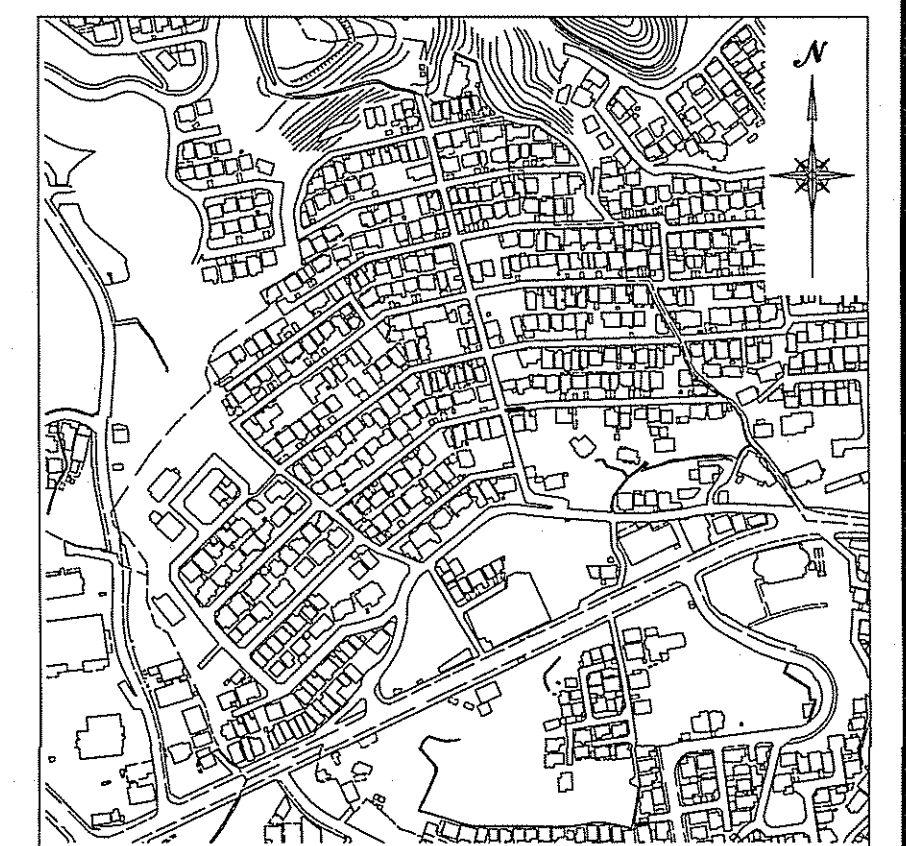


【単独】

令和7年度	公共下水道事業	
設計番号	全 16 案ノ内第 12 号	
名	旭街北分区分水管理構築工事 (R7-3)	縮尺
称	平面図・縦断図・横断図	図示
課長	課長補佐	係長
課長	課長補佐	係
高知市上下水道局下水道整備課		




平面図

S=1:500

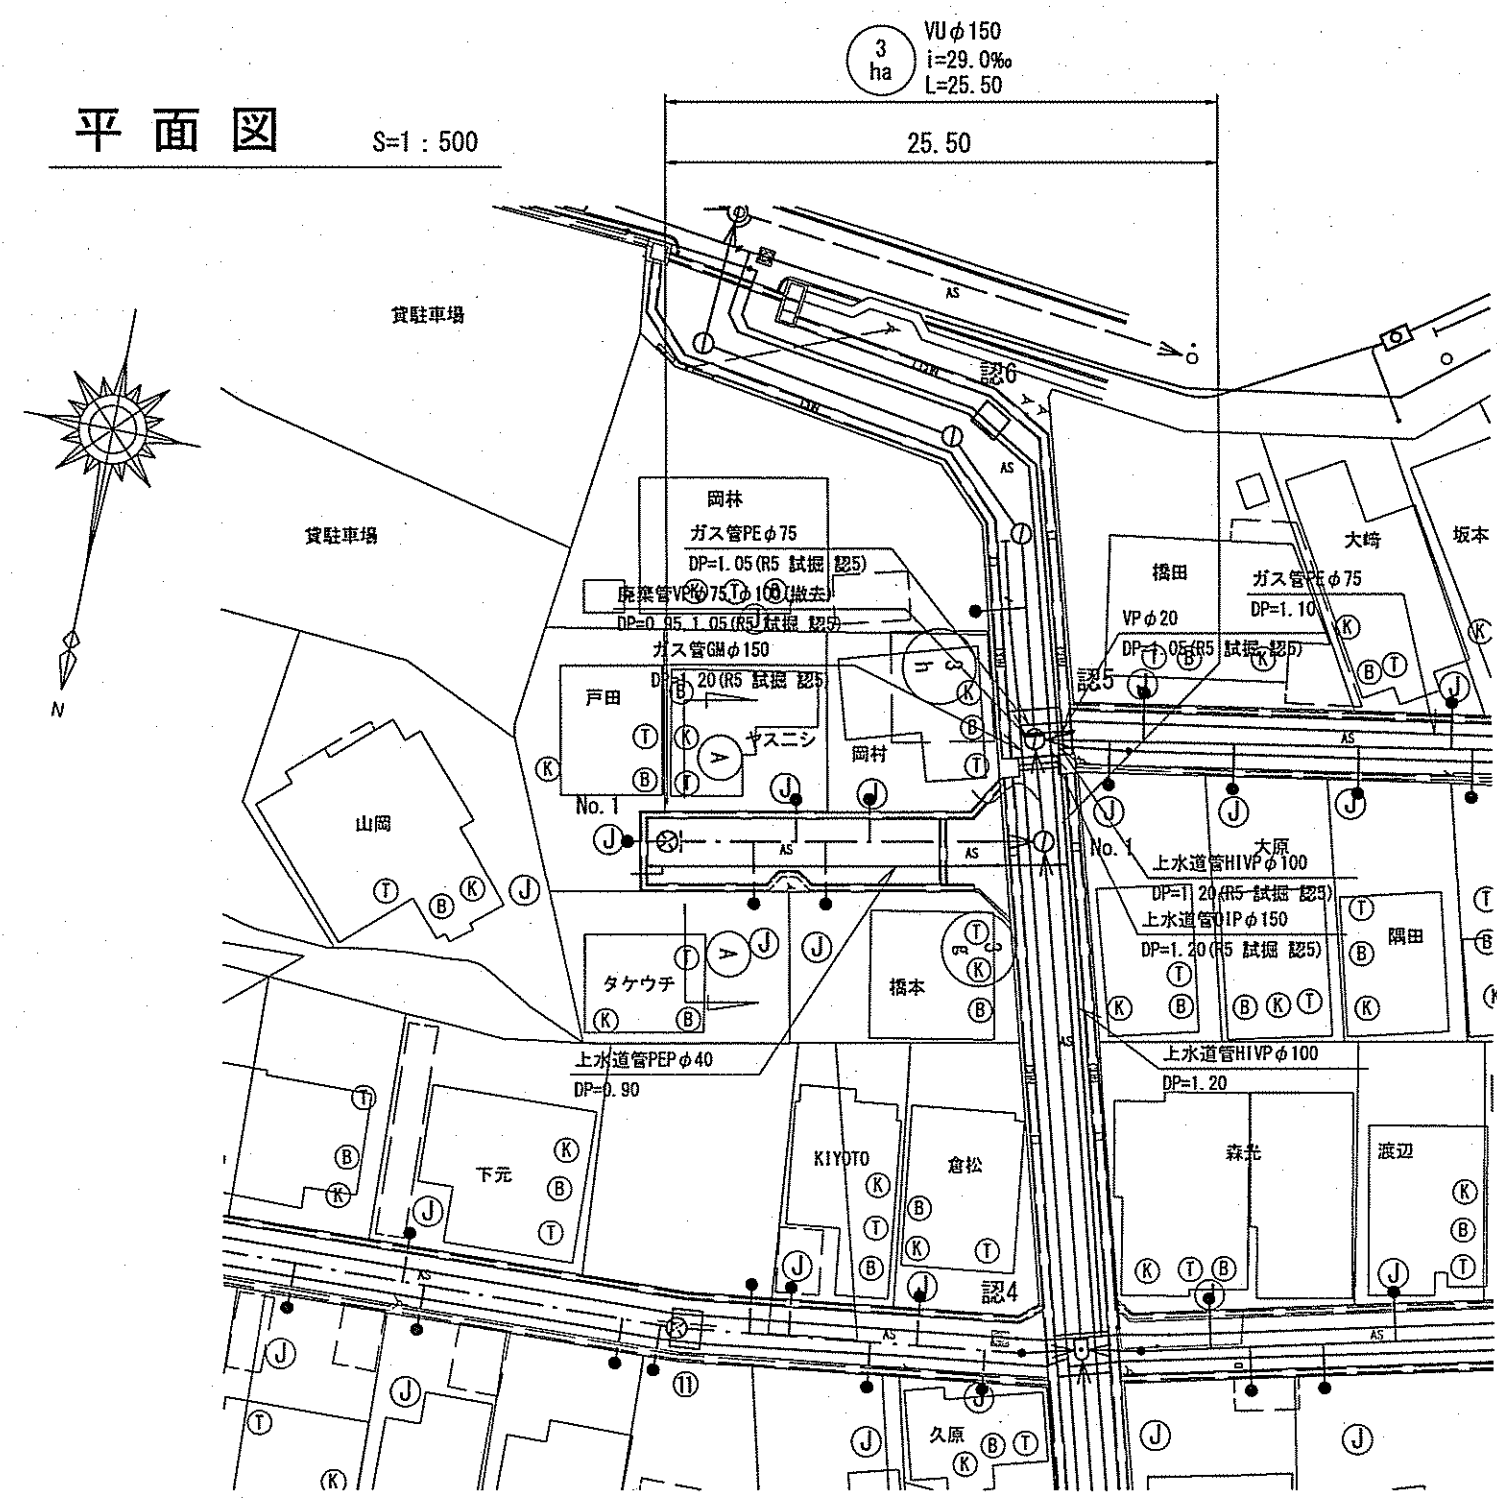


縦断面図

V=1:100
H=1:500

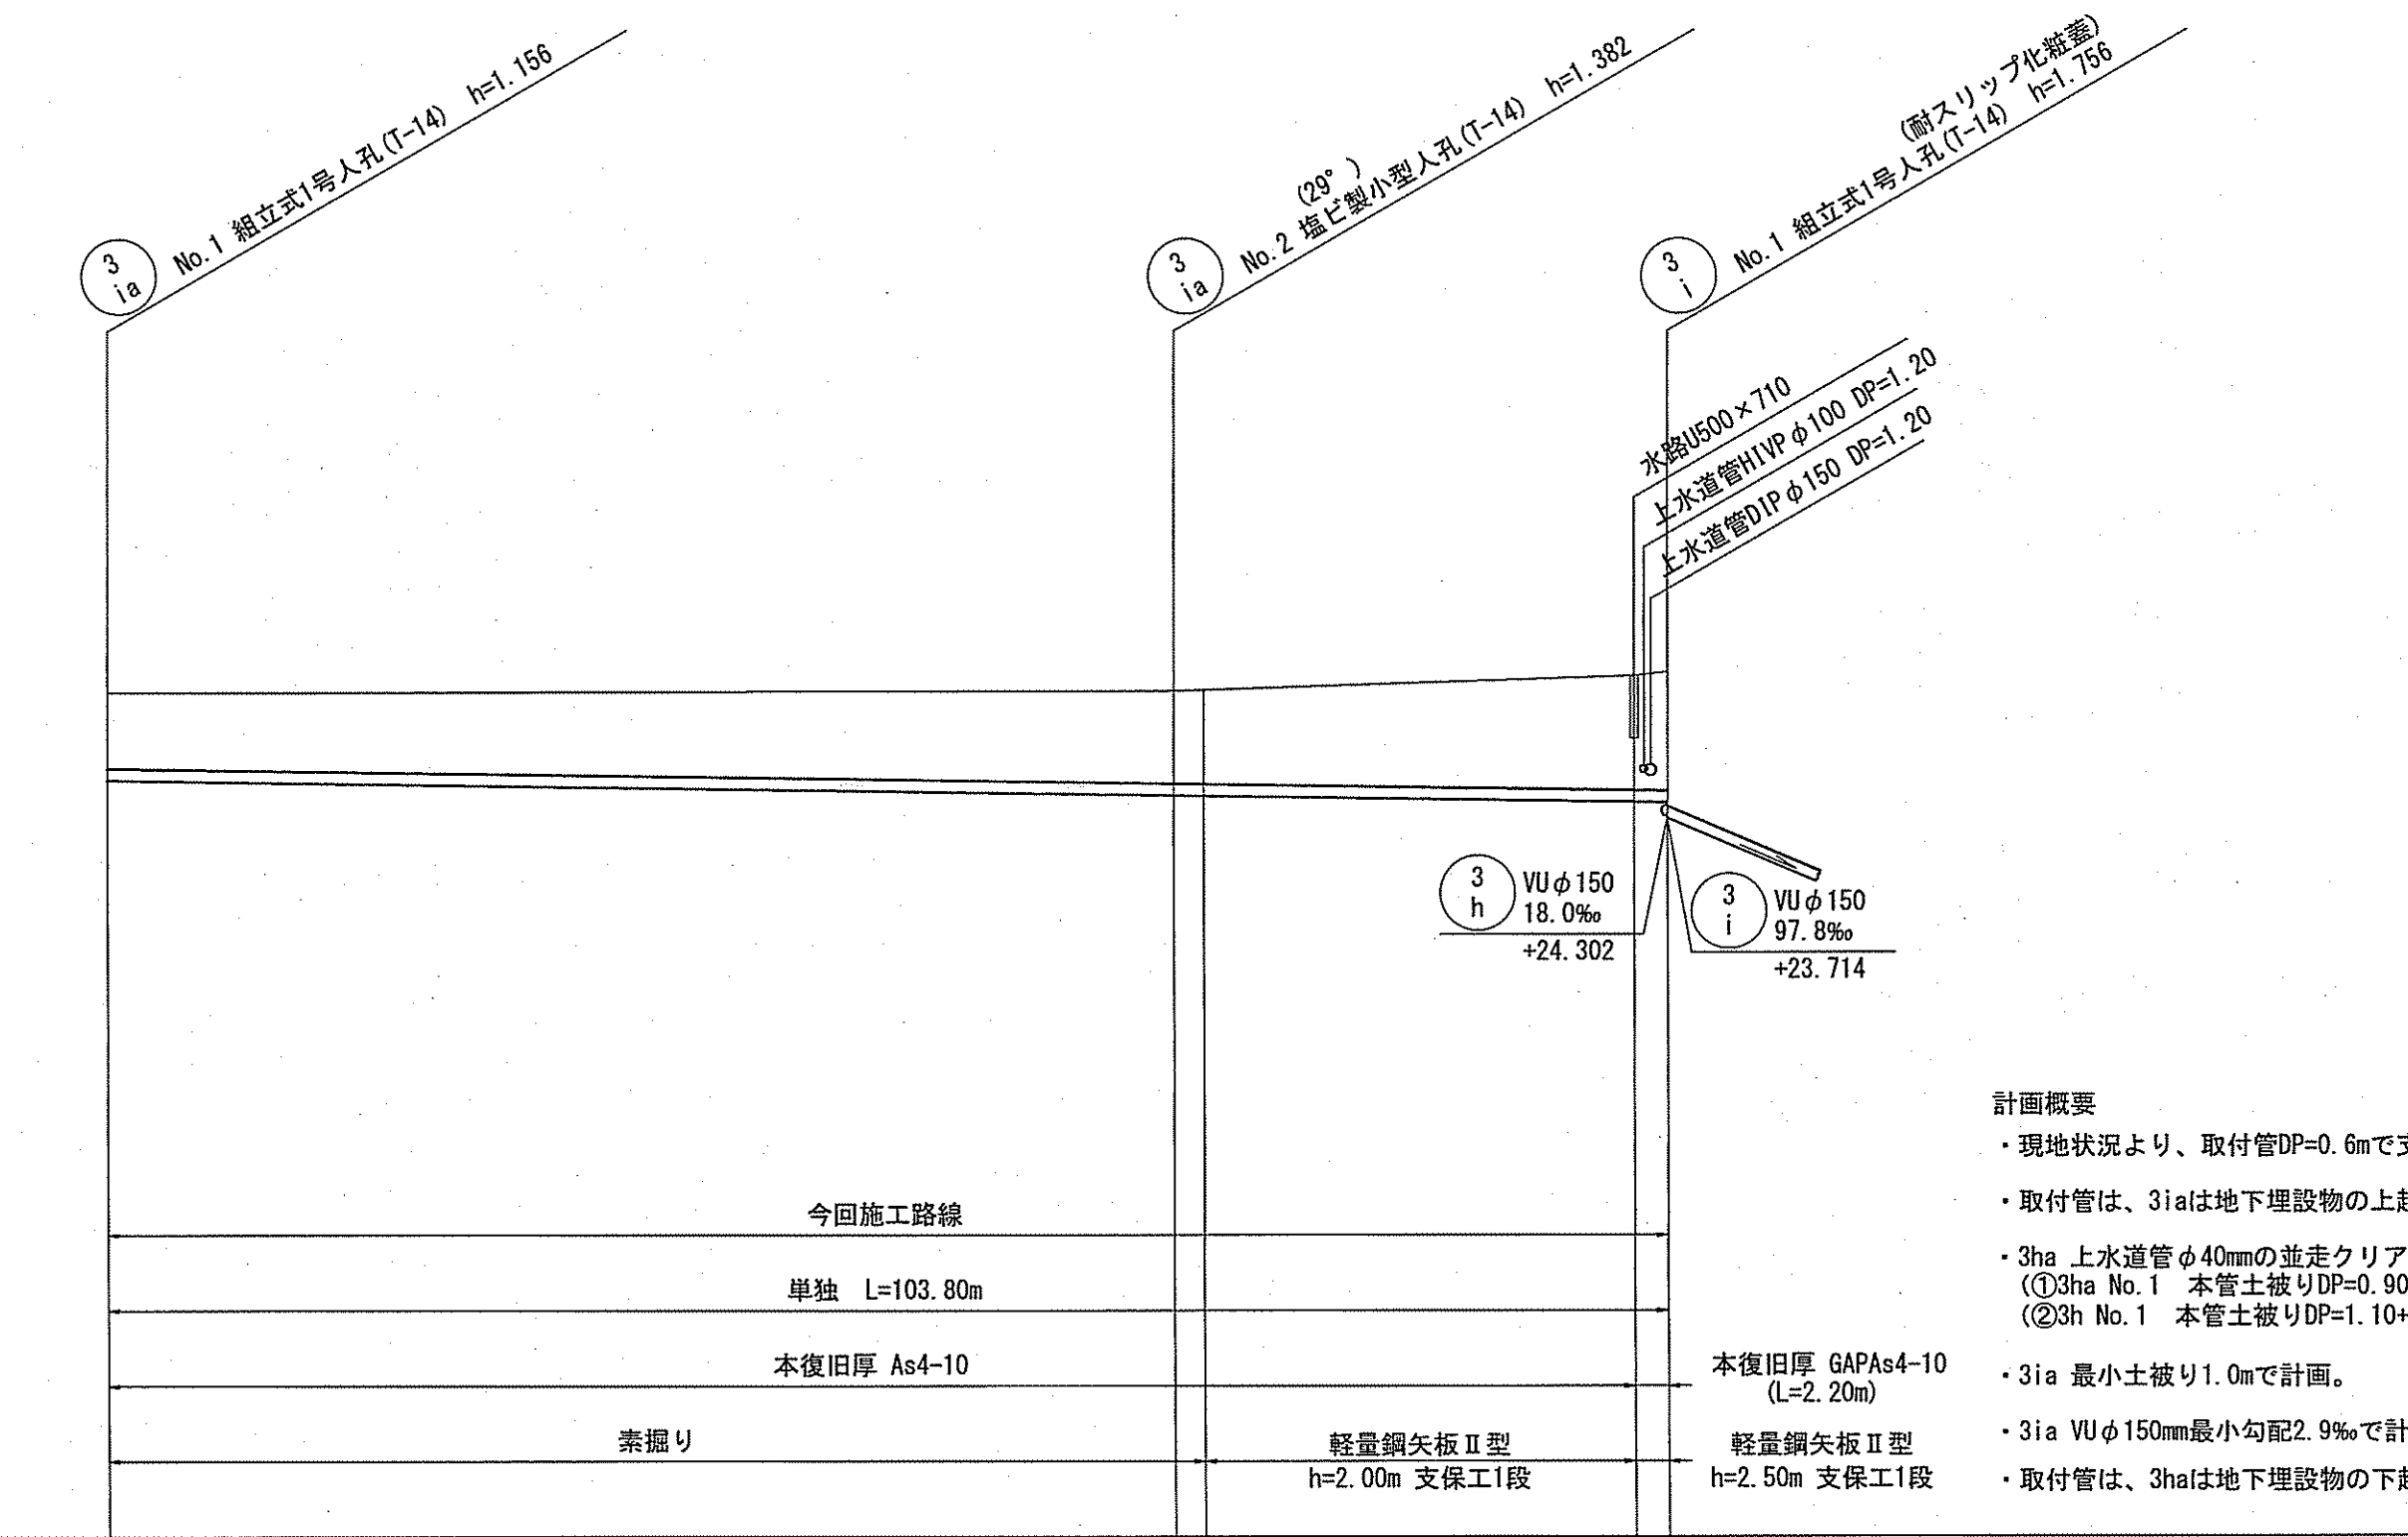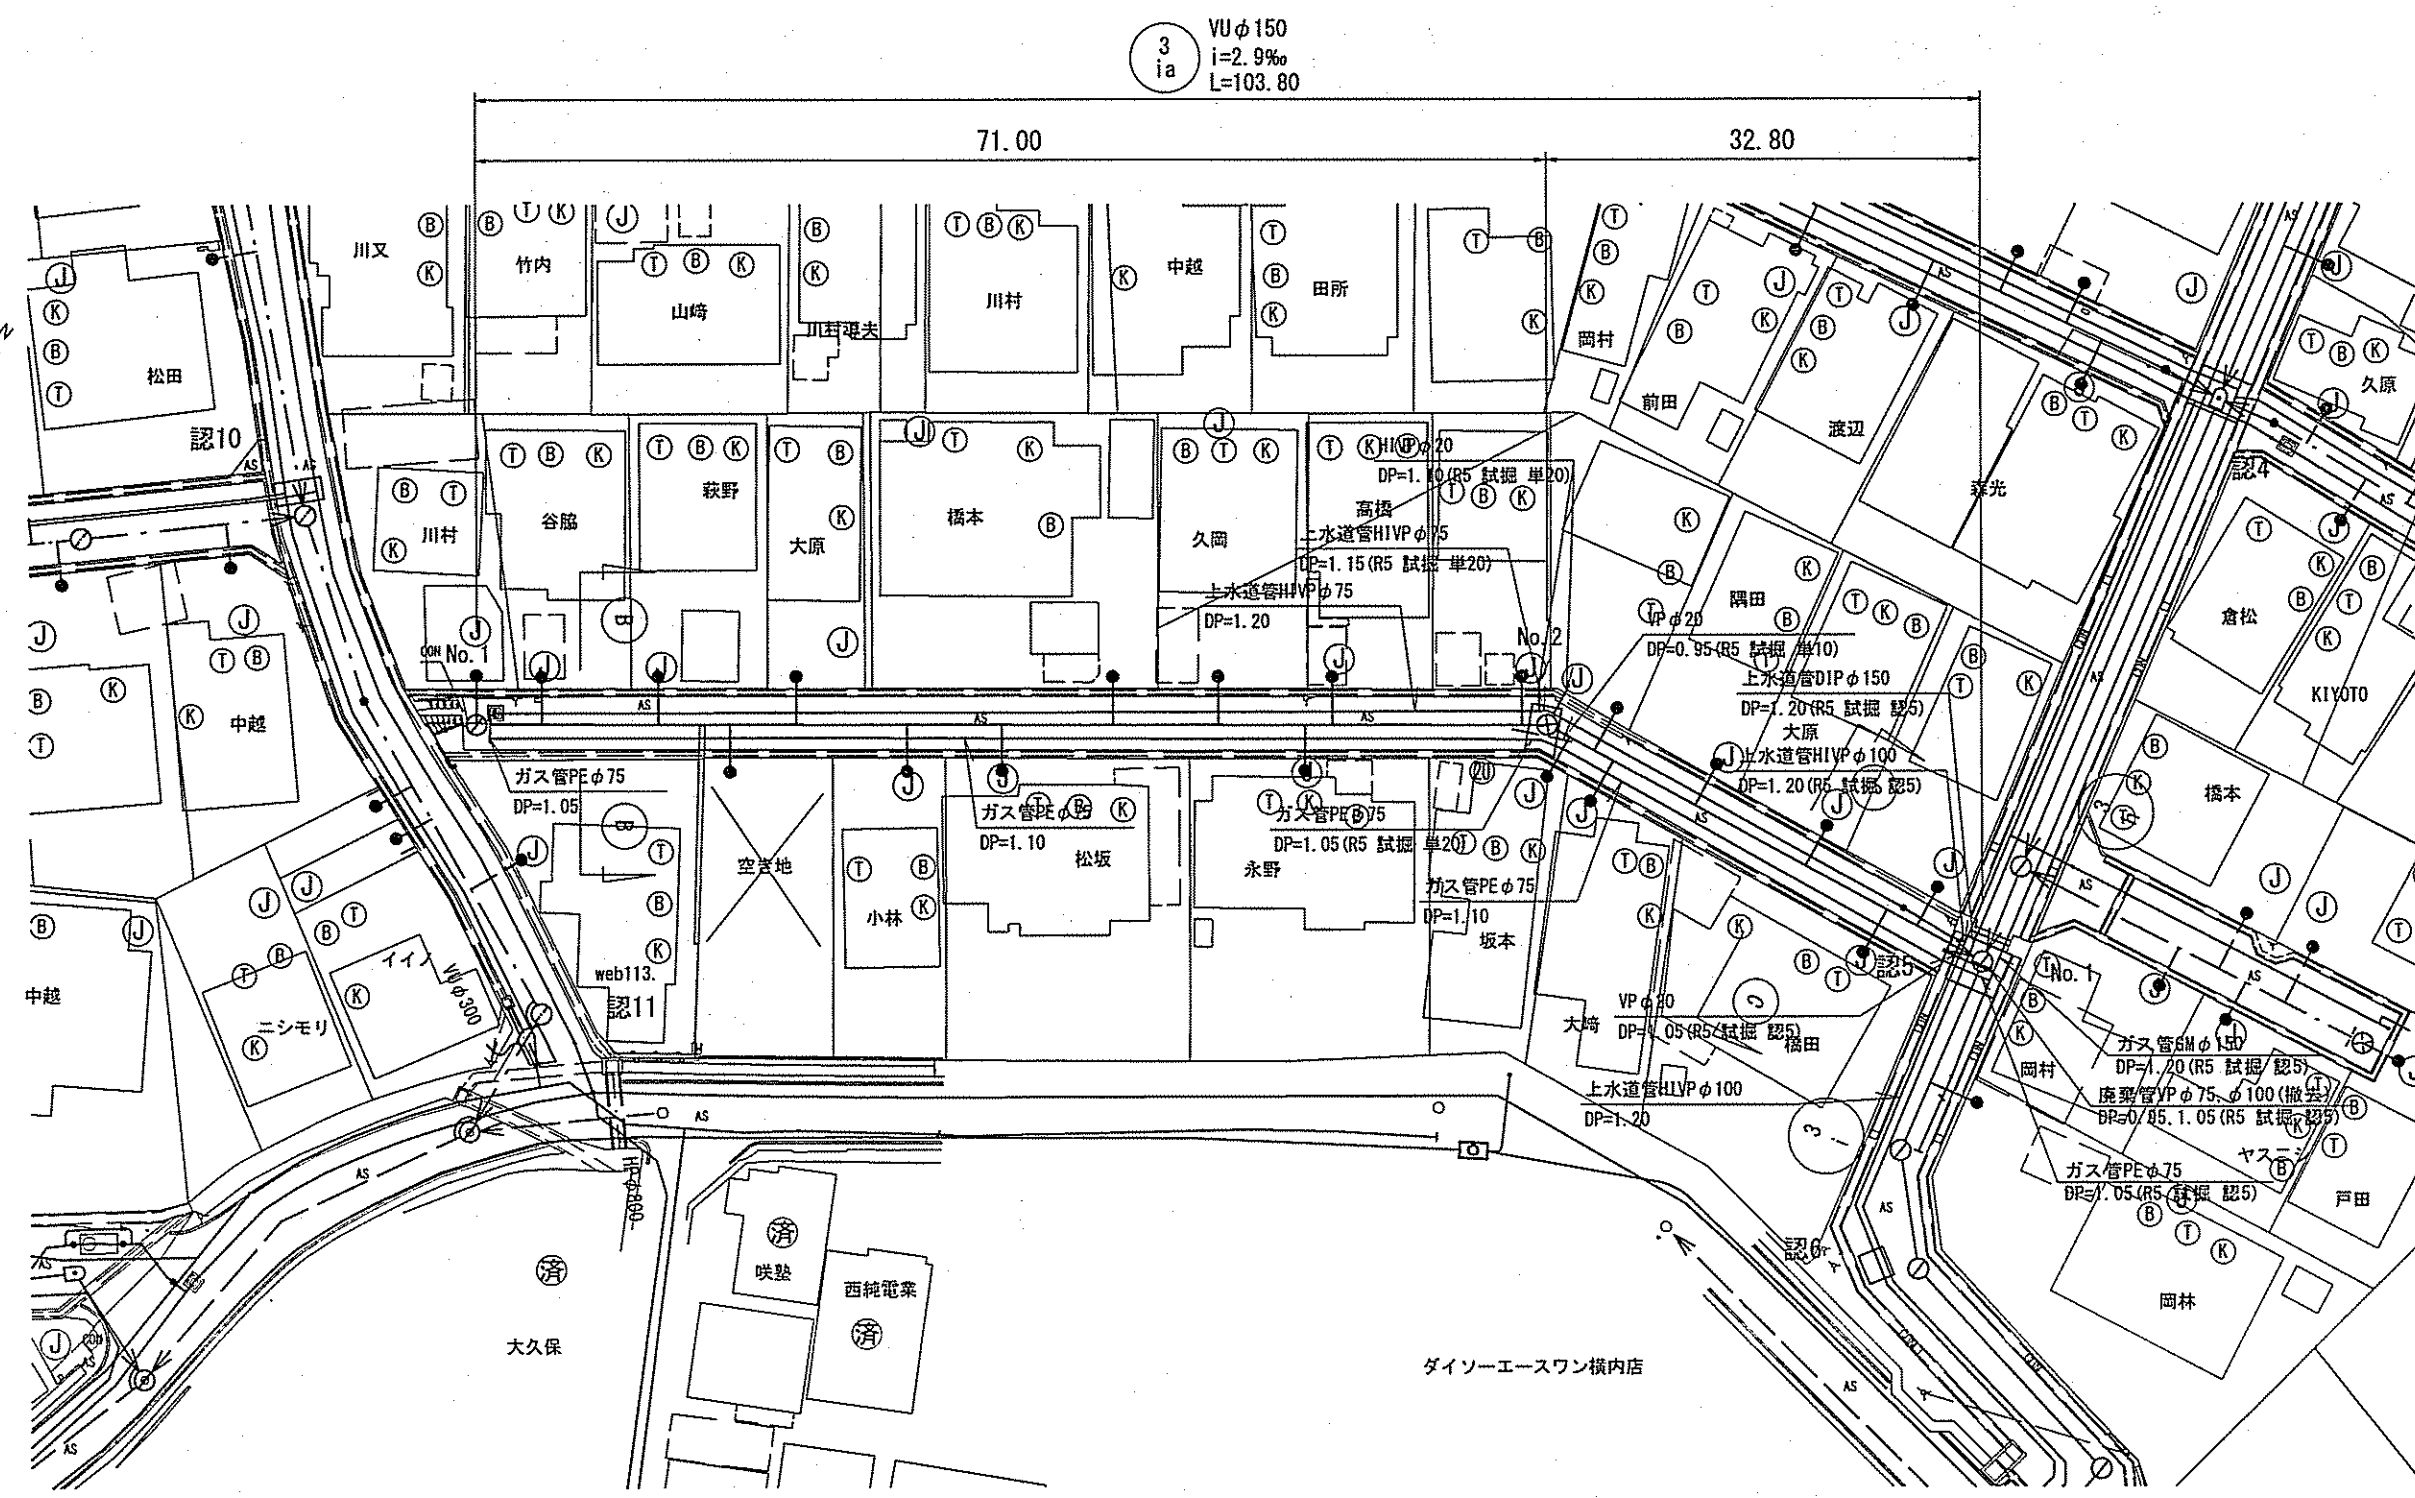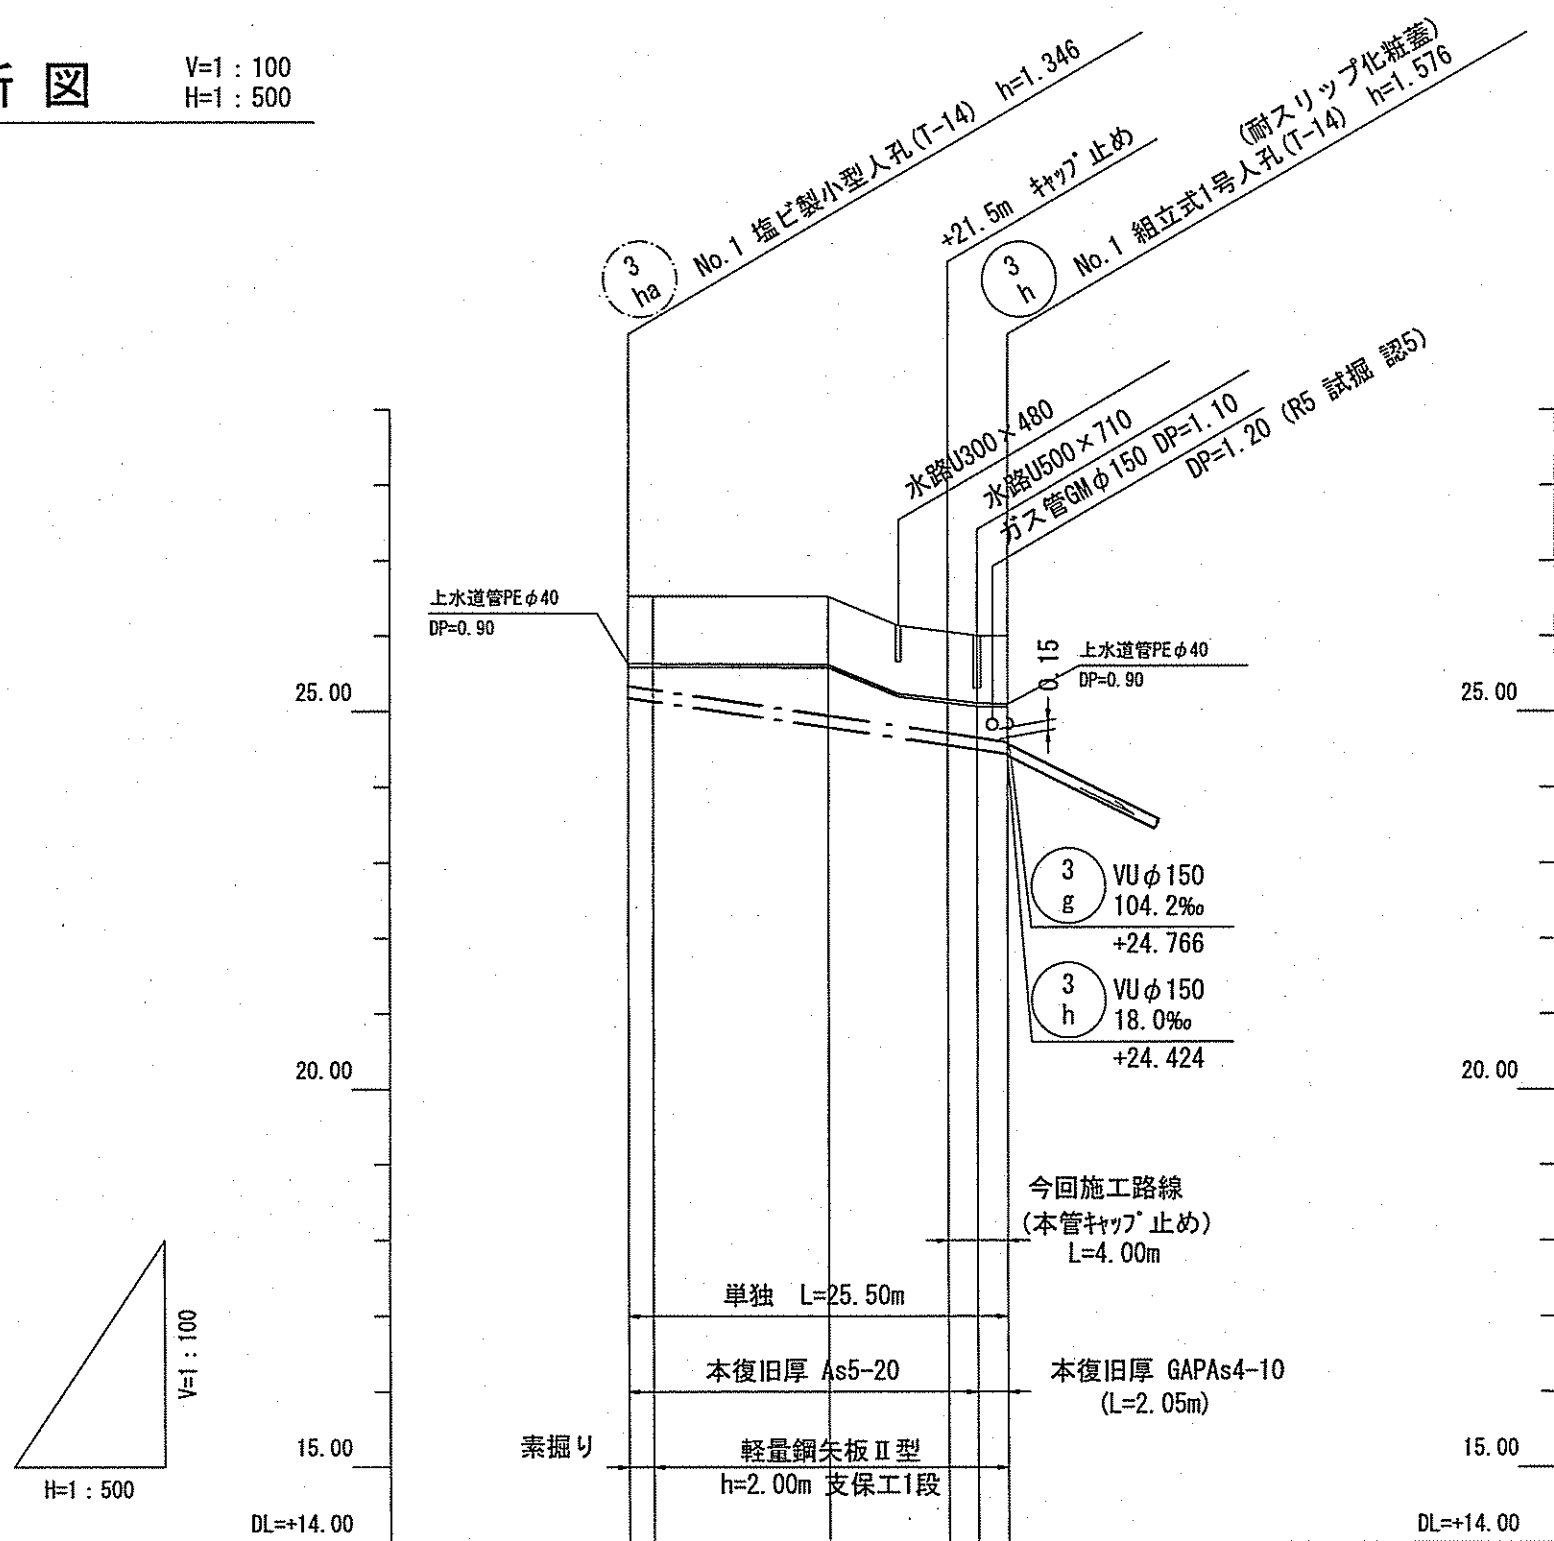


横断面図


S=1:100

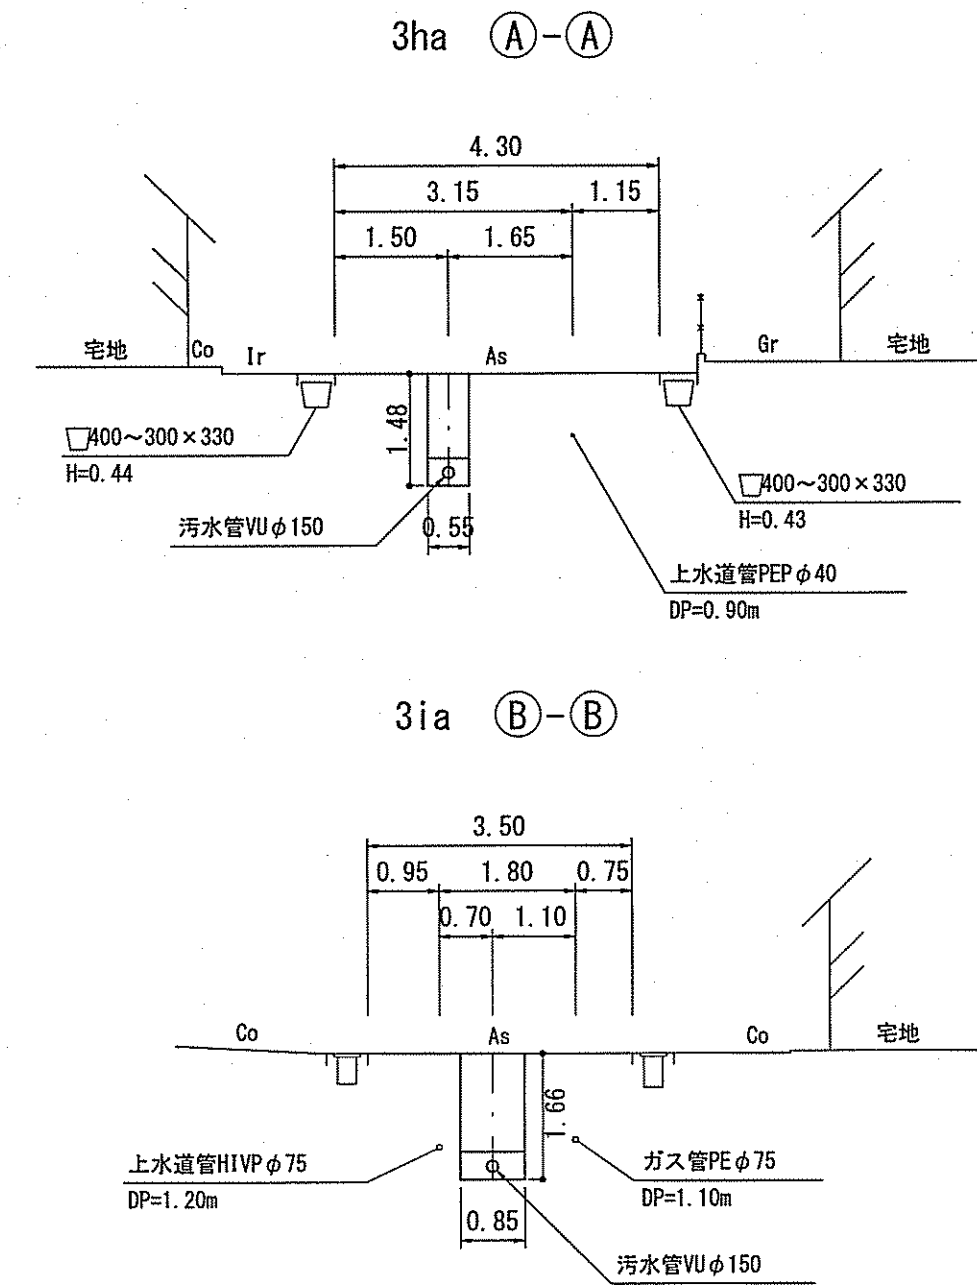

3ia (B-B)

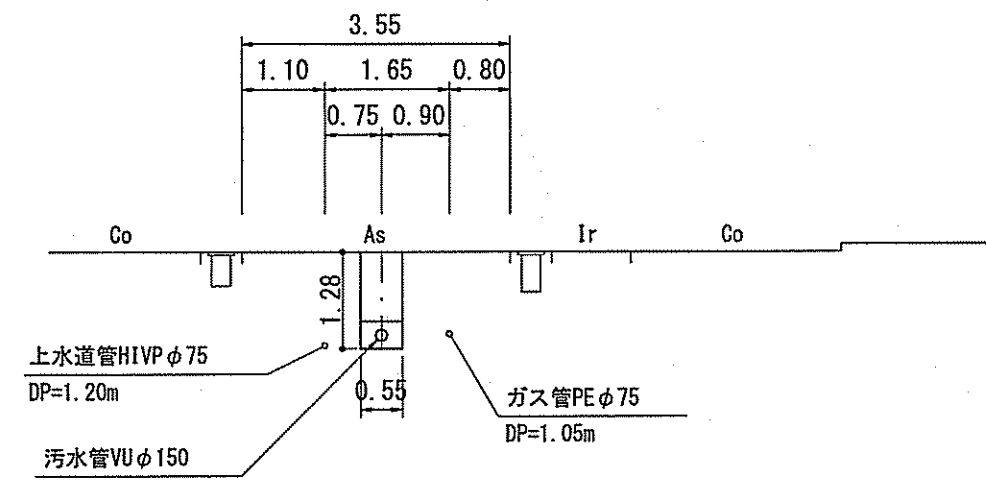


3ia (C-C)

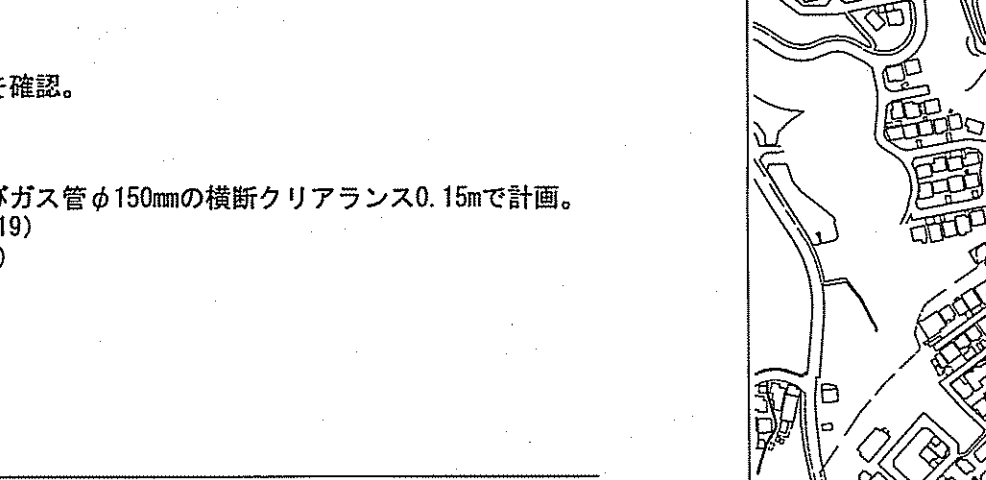

凡 例	
→	工事実施路線
→	既設路線
→	計画路線
⊗	塩ビ製小型人孔
⊙	コンクリート製小型人孔
⊕	組立式0号人孔 (φ750)
⊖	組立式片構人孔 (600×900)
⊗	組立式1号人孔 (φ900)
⊘	組立式2号人孔 (φ1200)
⊙	副管付人孔
⊕	起点人孔
⊖	曲管
●	汚水樹及び取付管
—G—	ガス管
—W—	水道管
—T—	NTT地中線
⊙	風呂場
⊕	トイレ
⊖	台 所
⊗	浄化槽
□	試験箇所

位置図

S=1:5,000

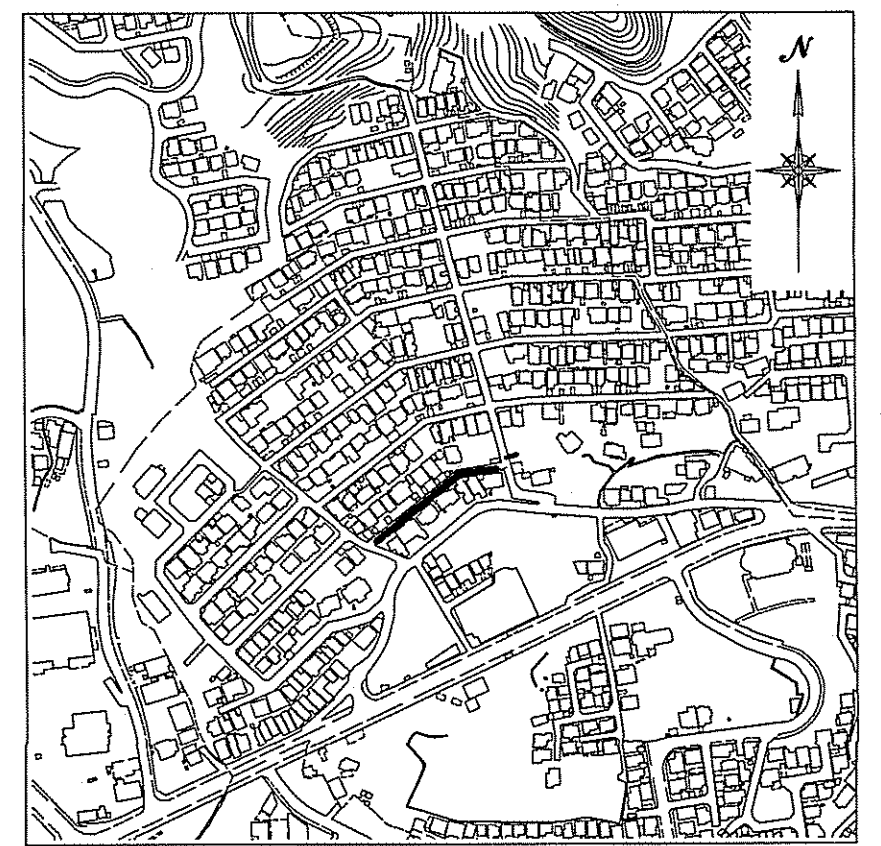

【 単 独 】
3 ha 3 ia


令和7年度		公共下水道事業	
設計番号	全 16	案ノ内第 13	号
名	旭街北分区分水管理施設工事 (R7-3)		
称	平面図・縦断面図・横断面図		
課長	課長補佐	係長	係
設計	高知市上下水道局下水道整備課		

計画概要


- ・現地状況より、取付管DP=0.6mで支障がないことを確認。
- ・取付管は、3iaは地下埋設物の上越しとする。
- ・3ha 上水道管φ40mmの並走クリアランス0.25m及びガス管φ150mmの横断クリアランス0.15mで計画。
(①3ha No.1 本管土被りDP=0.90+0.04+0.25=1.19)
(②3h No.1 本管土被りDP=1.10+0.15+0.15=1.40)
- ・3ia 最小土被り1.0mで計画。
- ・3ia VUφ150mm最小勾配2.9‰で計画。
- ・取付管は、3haは地下埋設物の下越しとして計画。

路線番号	単位	3 ha	3 ia
管 径	mm	VUφ150 (t=6mm)	VUφ150 (t=6mm)
勾 配	‰	29.0	2.9
延 長	m	25.50	103.80
人孔間距離	m	25.50	71.00 32.80
掘削深	m	1.450 1.19 26.53	1.488 1.23 25.22
土被り	m	1.57 1.34 26.06	1.52 1.57 25.47
地盤高	m	26.53 24.793 26.06	25.22 23.838 25.47
管底高	m	25.04 24.444 26.00	23.749 23.142 25.47
追加距離	m	0.00 1.70 11.80	71.00 72.25 8.00
単 距 離	m	0.00 1.70 11.80	71.00 72.25 8.00


平面図 S=1:500

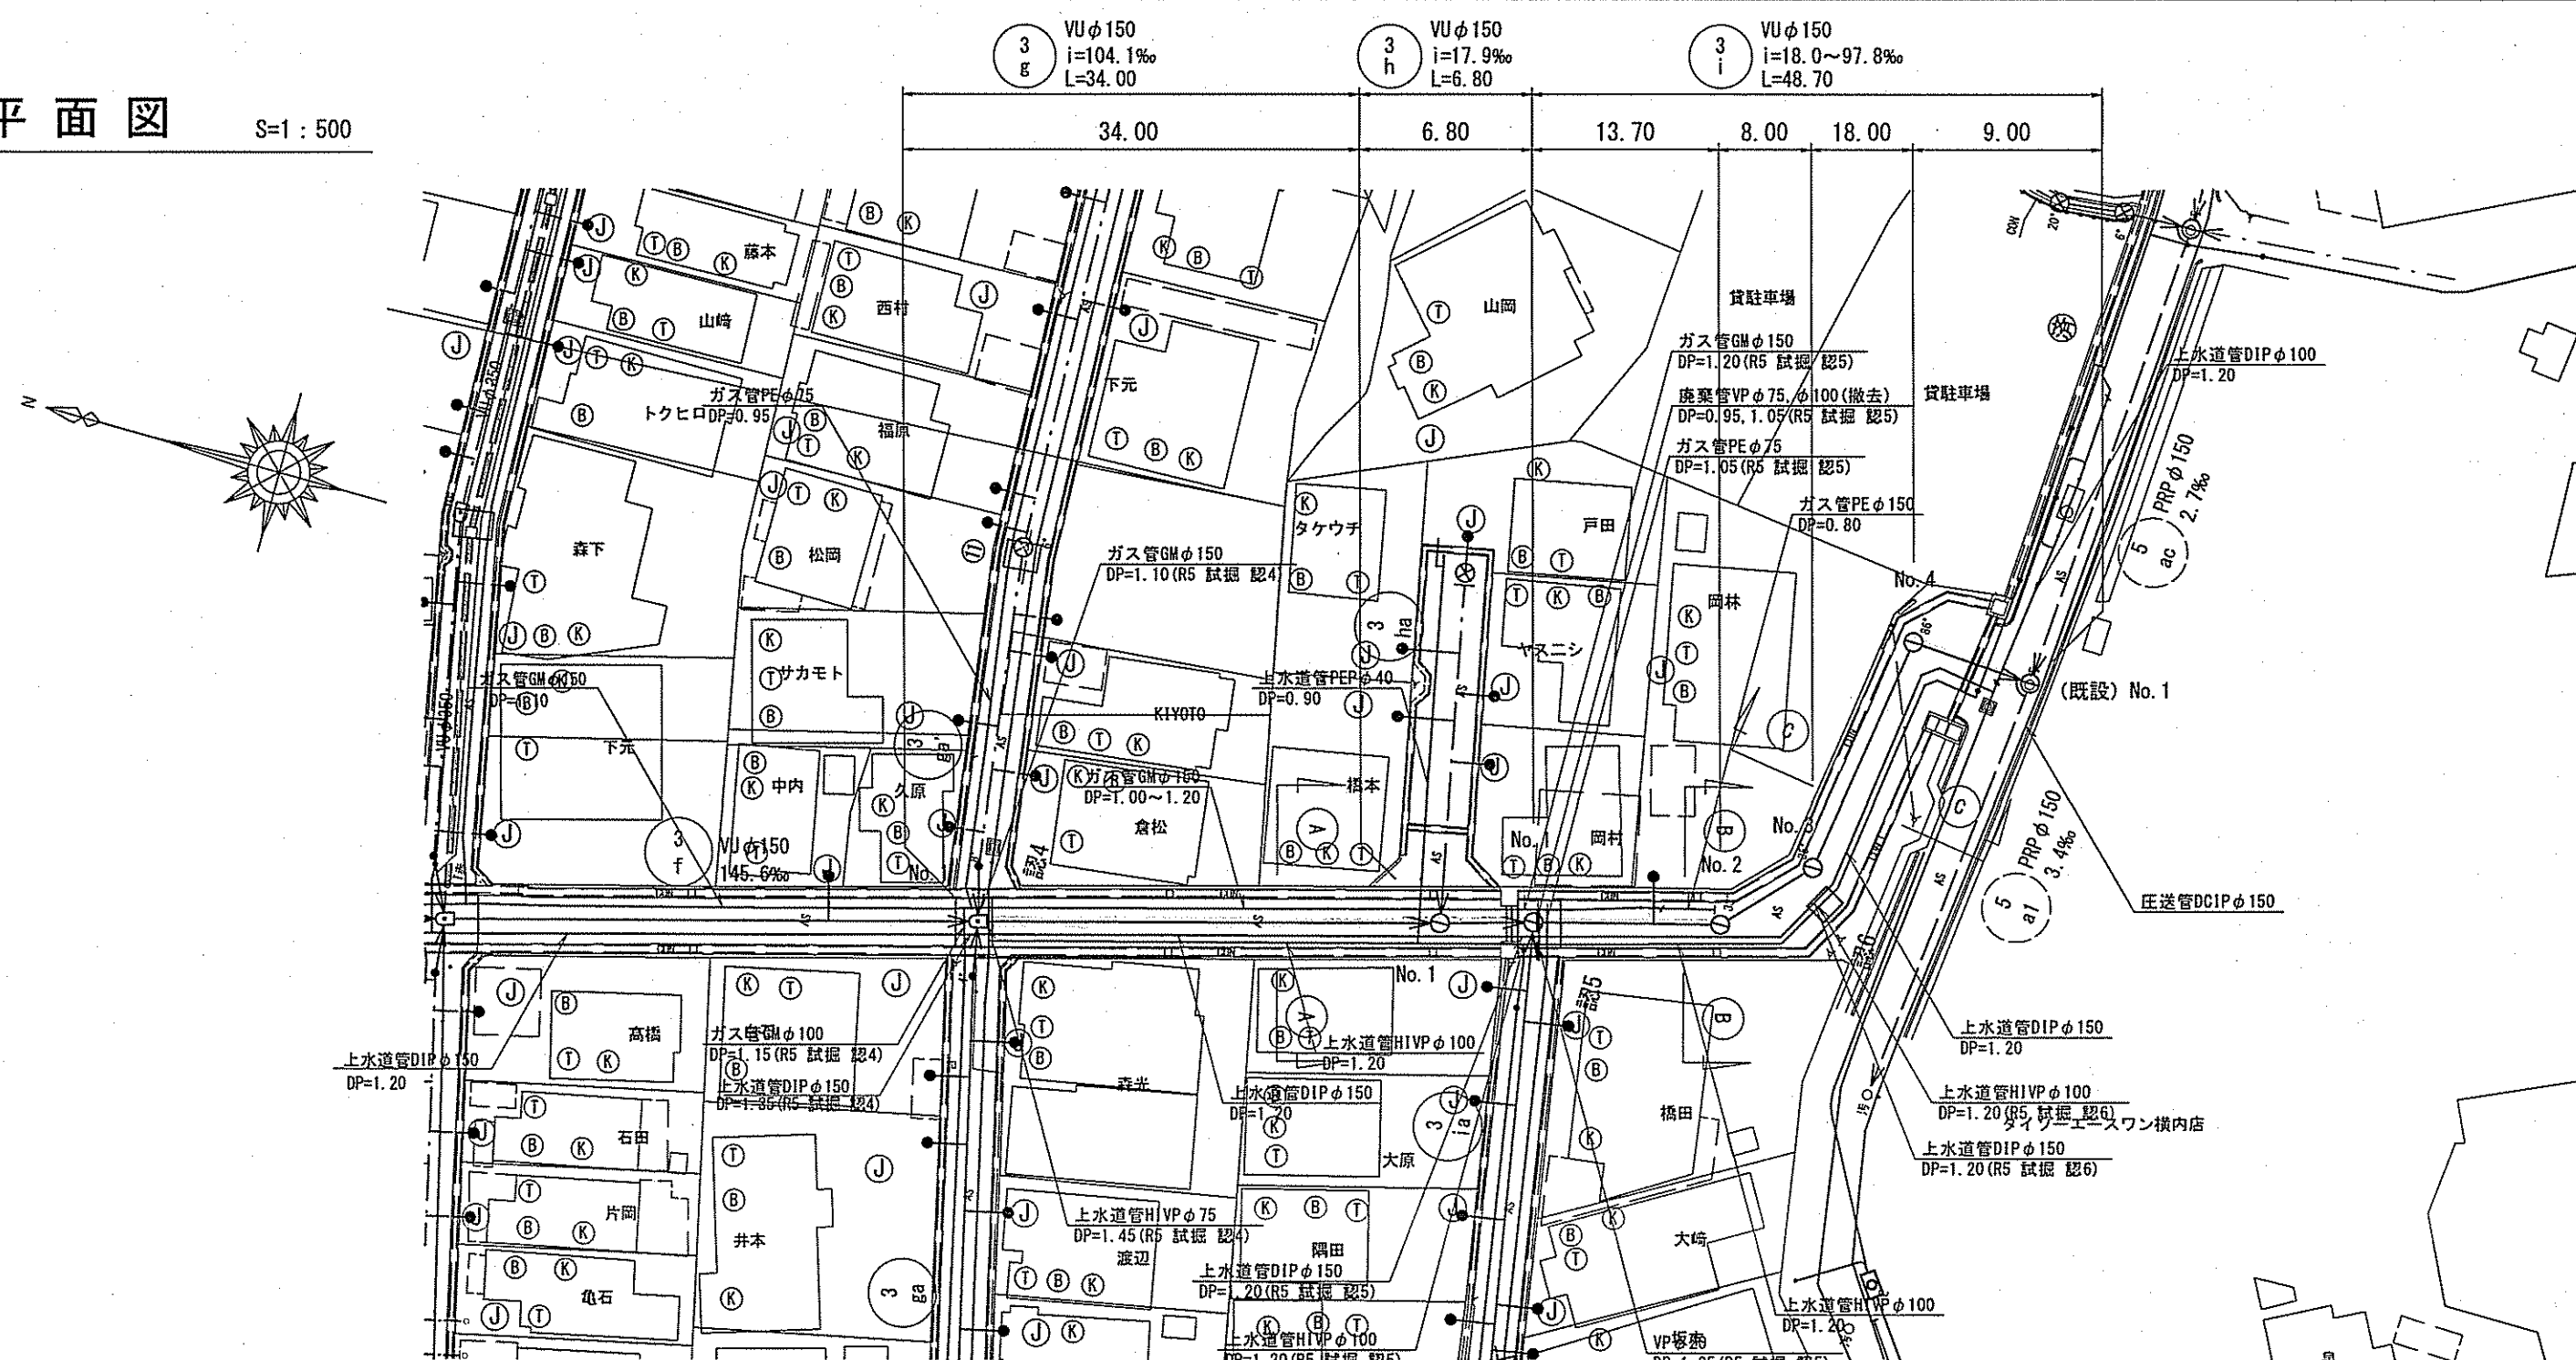

縦断面図 V=1:100
H=1:500

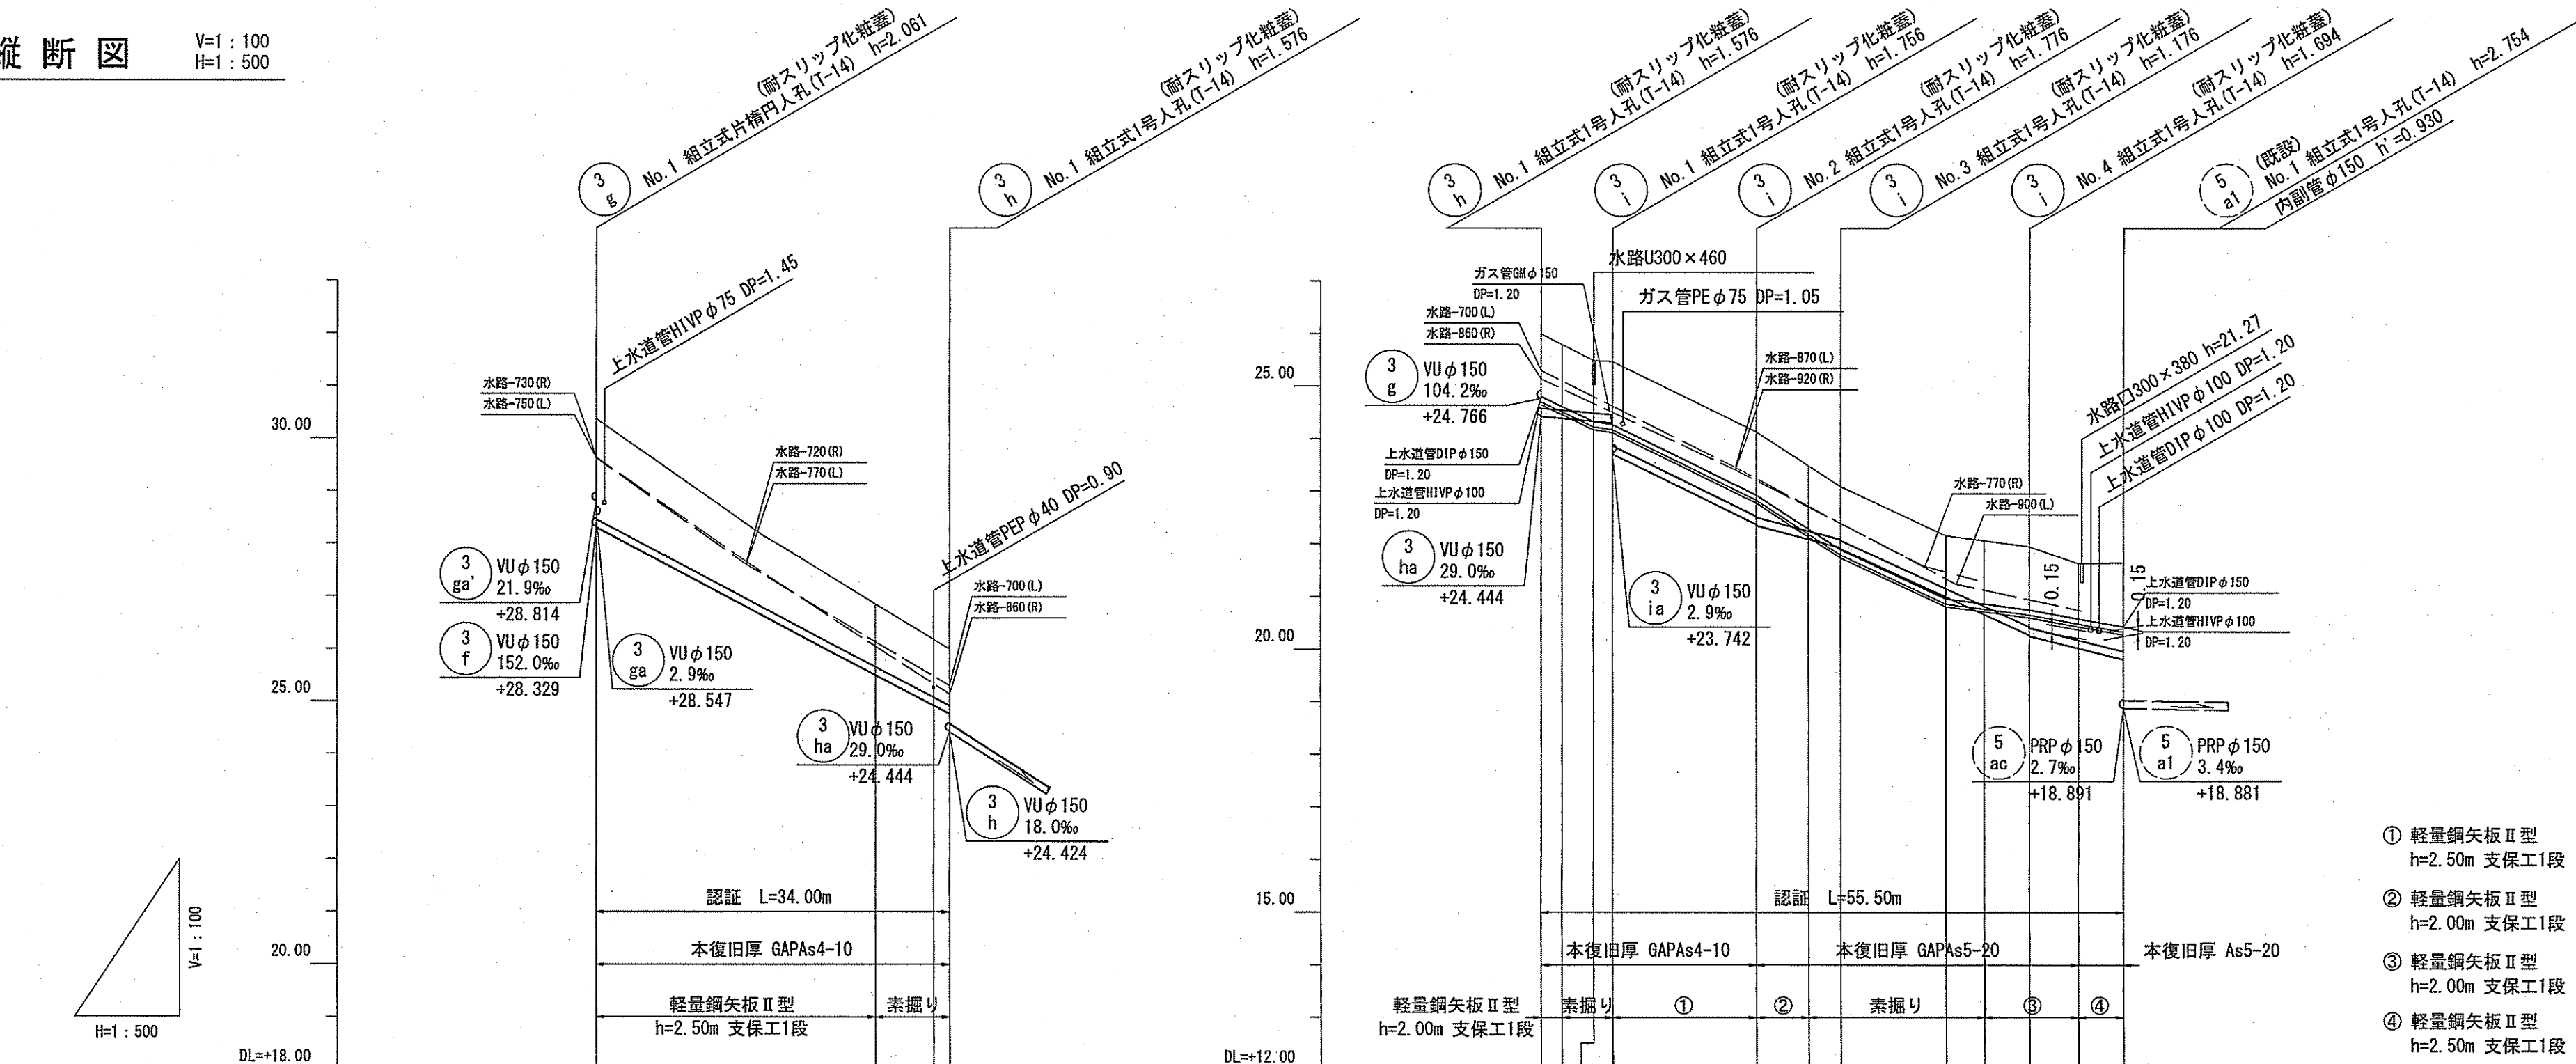

横断面図 S=1:100

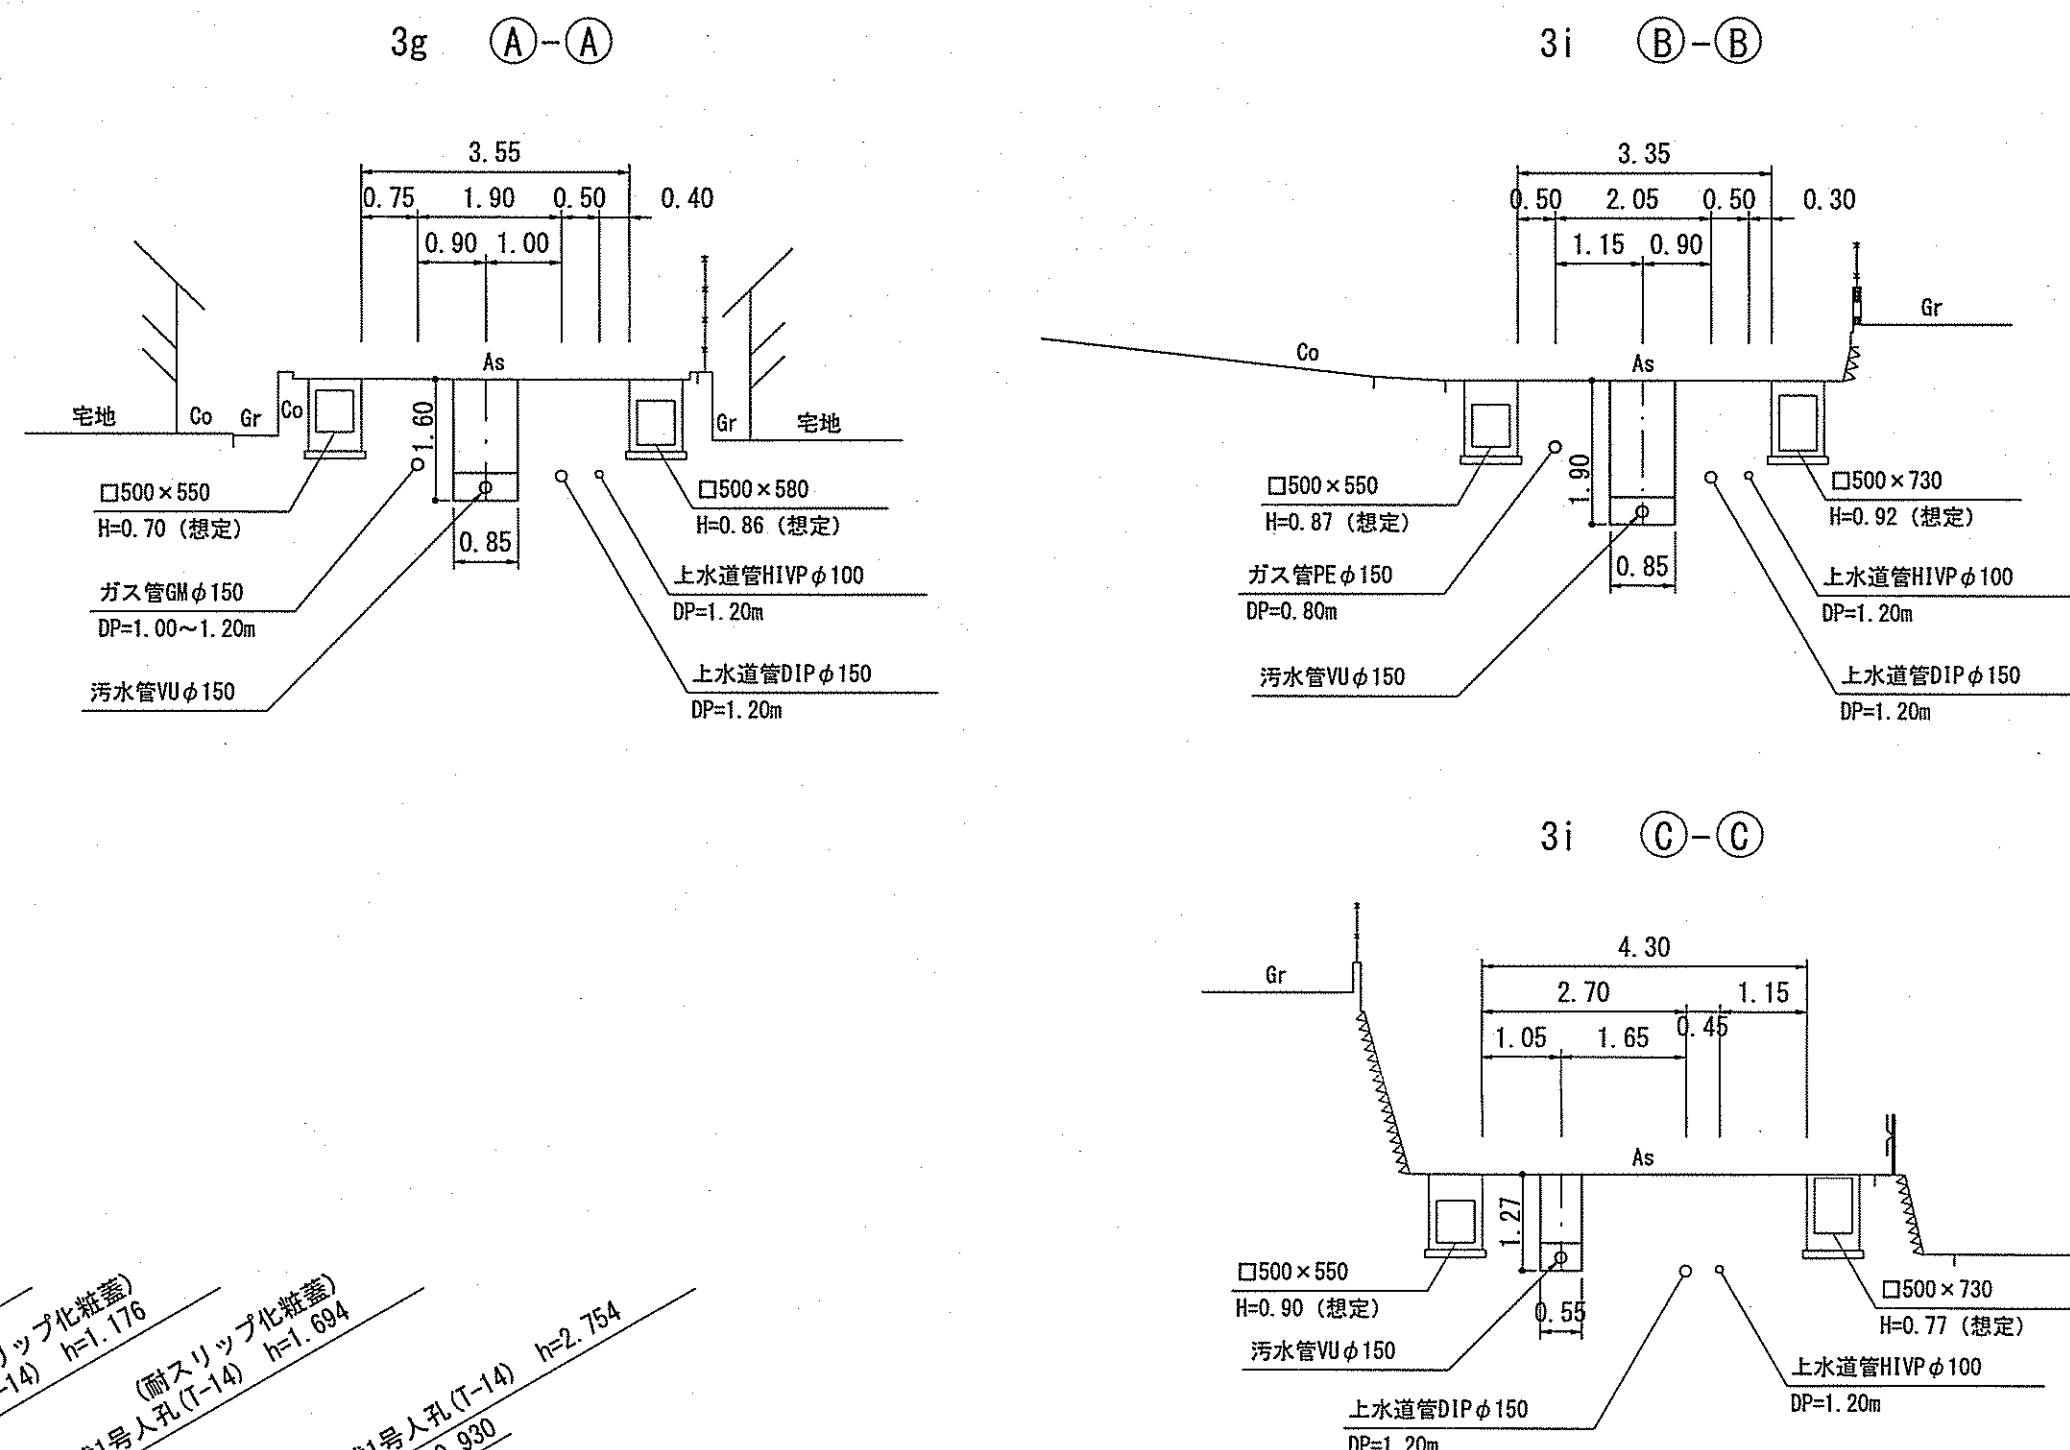


凡 例	
	工事実施路線
	既設路線
	計画路線
	塩ビ製小型人孔
	コンクリート製小型人孔
	組立式0号人孔 (φ750)
	組立式1号人孔 (φ900)
	組立式2号人孔 (φ1200)
	副管付人孔
	起点人孔
	曲管
	汚水管及び取付管
	ガス管
	水道管
	NTT地中線
	風呂場
	トイレ
	合所
	浄化槽
	試験箇所


計画概要

- 3g No. 1の管底 3fの流入高ステップで計画。
- 3g 上水道管φ40mmの横断クリアランス0.15mで計画。
(本管土被りDP=0.90+0.04+0.15=1.09≒1.10)
- 3h No. 1の管底 3haの流入高ステップで計画。
- 3h 3iNo. 1付近 横断水路(300×460)天端より最小土被り1.0mで計画。
- 3i No. 1～No. 2 上水道管φ150mm及びガス管φ150mmの並走クリアランス0.25mで計画。
(本管土被りDP=1.20+0.15+0.25=1.60)
- 3i No. 2～No. 4 最小土被り1.0mで計画。
- 3i No. 4～5a1 No. 1 上水道管φ100mmの横断クリアランス0.15mで計画。
(本管土被りDP=1.20+0.10+0.15=1.45)
- 取付管は、地下埋設物の下越しとして計画。

位置図 S=1:5,000

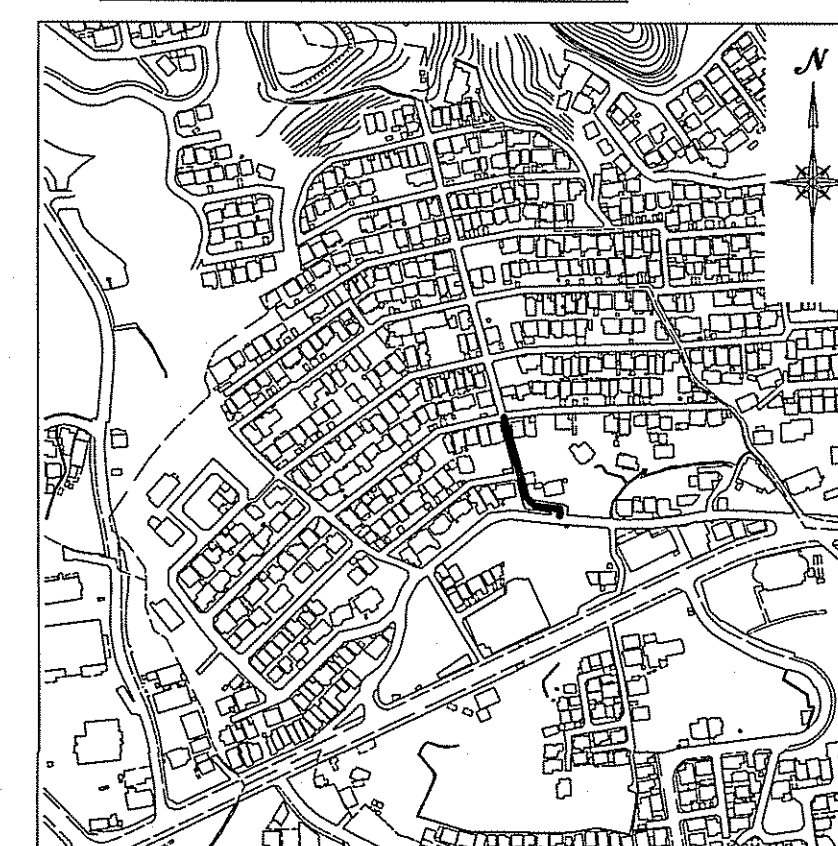

【 認 証 】



 


令和7年度		公共下水道事業	
設計番号	全 16 葉	内第 14 号	
名 称	旭街北分区分水管理施設工事 (R7-3)		縮 尺
	平面図・縦断面図・横断面図		図 示
課長	課長補佐	係長	係
設計			
高知市上下水道局下水道整備課			

路線番号	単位	3 g		3 h		3 i			
管 径	mm	VU φ150 (t=6mm)		VU φ150 (t=6mm)					
勾 配	‰	104.2		18.0	97.8	52.5	91.0	49.4	
延 長	m	34.00		6.80	48.70				
人孔間距離	m	34.00		6.80	13.70	8.00	18.00	9.00	
掘削深	m		2.167	1.500	1.862	1.862	1.500	1.862	1.862
土被り	m		1.91	1.08	1.42	1.62	1.500	1.780	1.930
地盤高	m		30.37	26.00	25.49	24.13	23.09	21.63	21.635
管底高	m		28.309	24.424	24.334	22.374	21.934	20.276	19.811
追加距離	m		0.00	26.95	34.00	54.50	62.50	76.15	89.50
単 距 離	m		0.00	26.95	13.70	4.95	3.05	4.35	4.30

S=1:20

   取付管土工





管 種	呼 び 径 (mm)	管 外 径 d (mm)	掘 削 幅		基 礎 幅 b (mm)	基 礎 厚 H (mm)	摘 要
			W1 (mm)	W2 (mm)			
VU	150	165	550	850	750	100	

令和7年度		公共下水道事業									
設計番号		全 16 葉 / 内第 15 号									
名 称	旭街北分區污水管渠築造工事 (R7-3)										縮 尺
	土工定規圖										S=1:20
課長		課長 補佐		係長		係		設計			
高知市上下水道局下水道整備課											

舗装復旧断面図

市道As
舗装幅員<4.0m



仮復旧

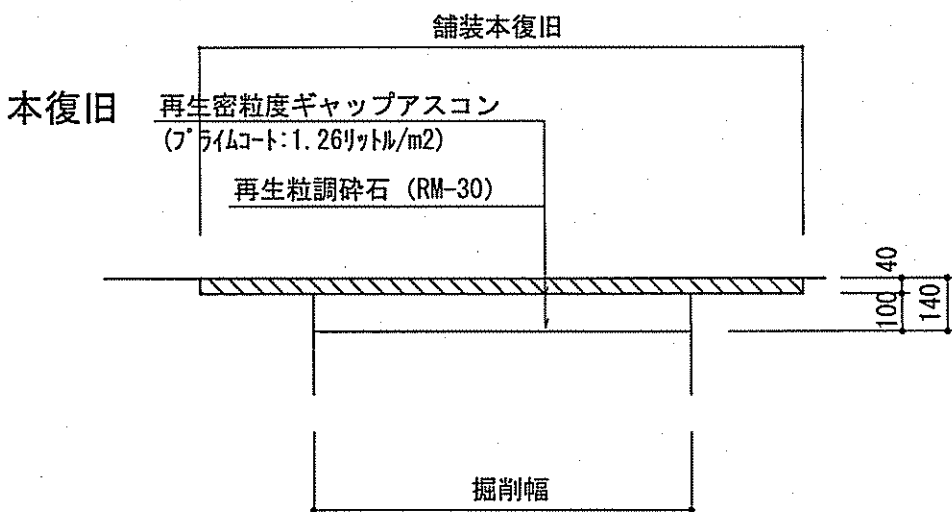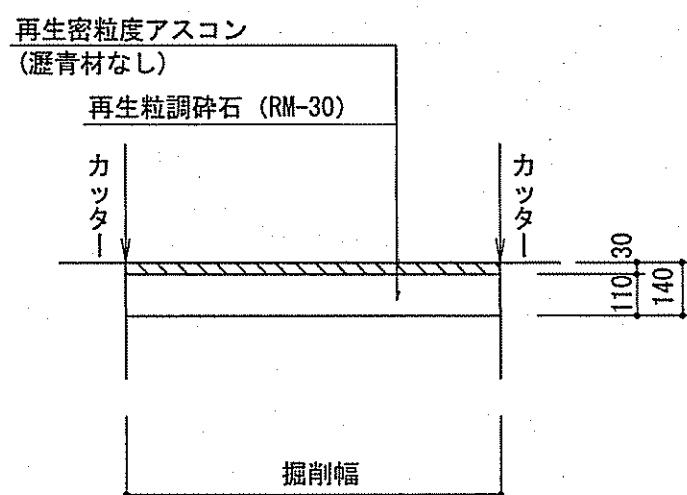

市道As
舗装幅員<4.0m



道路勾配9%以上

仮復旧

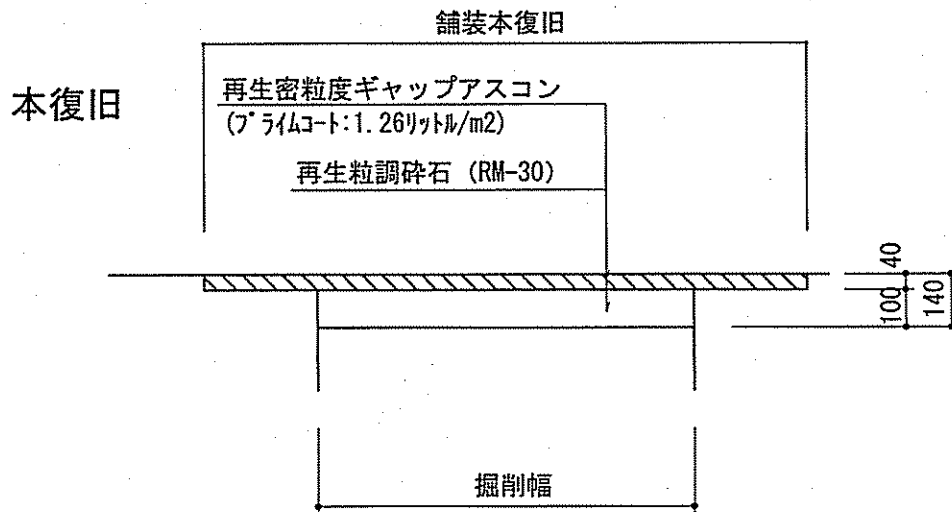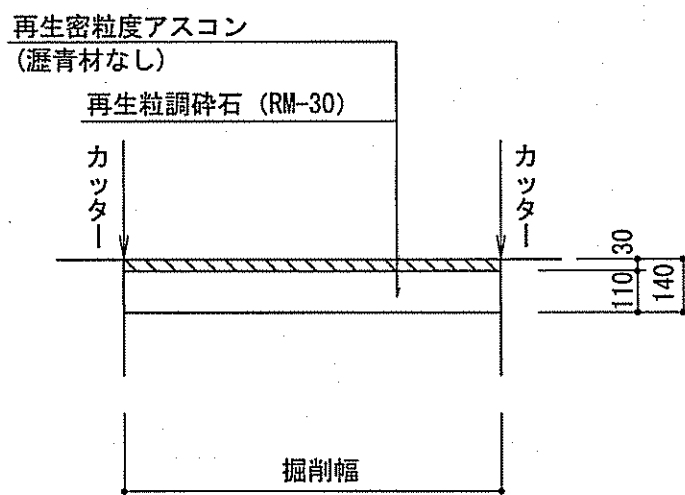



市道As
舗装幅員≥4.0m

仮復旧

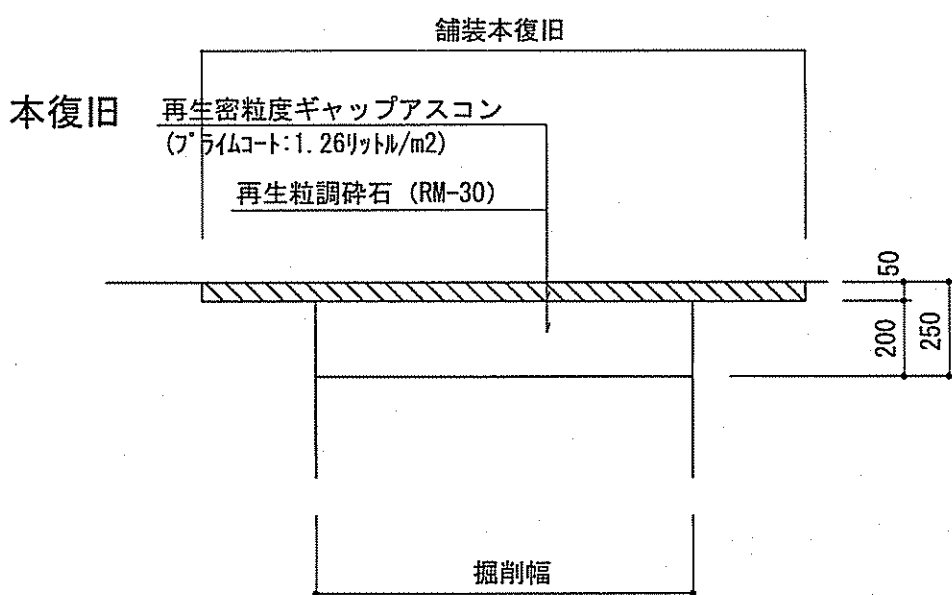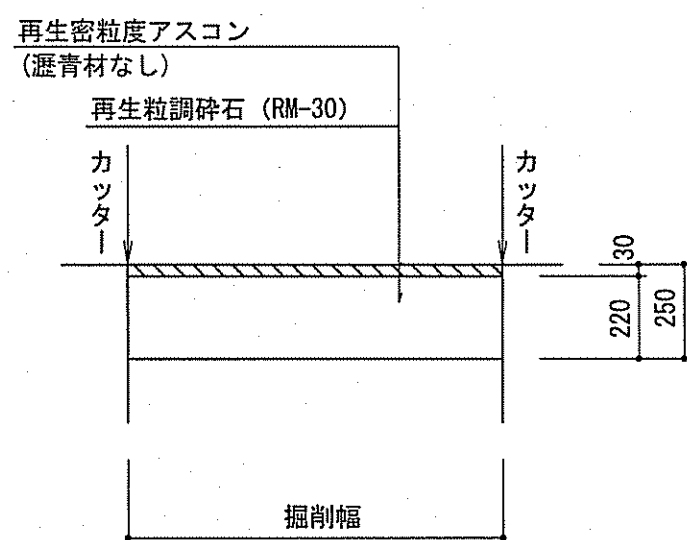

道路勾配9%以上


仮復旧

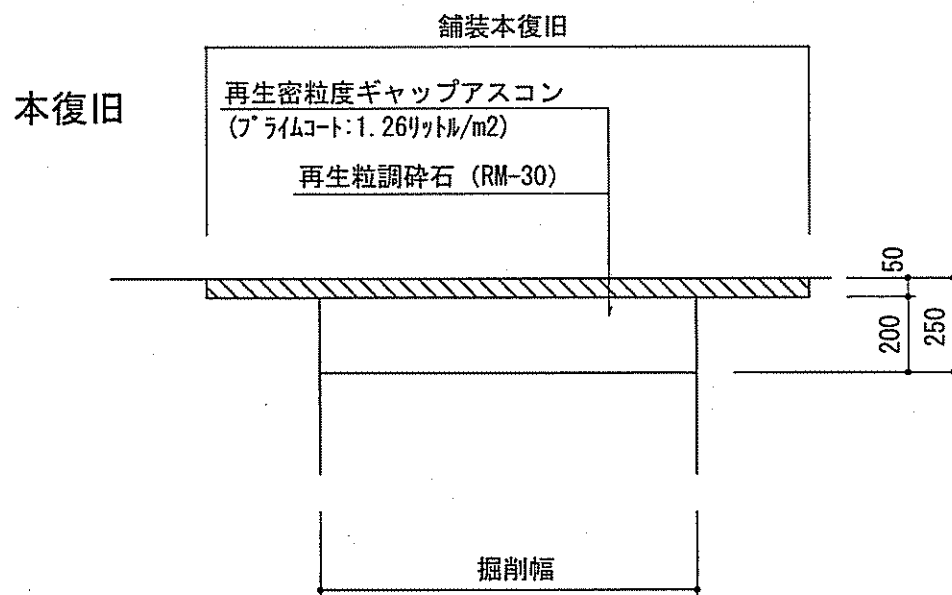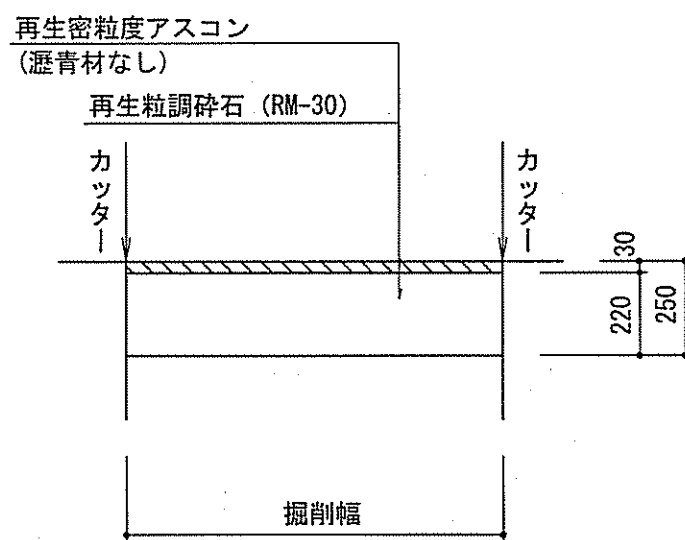

区画線工


S=1:40

3e No. 1

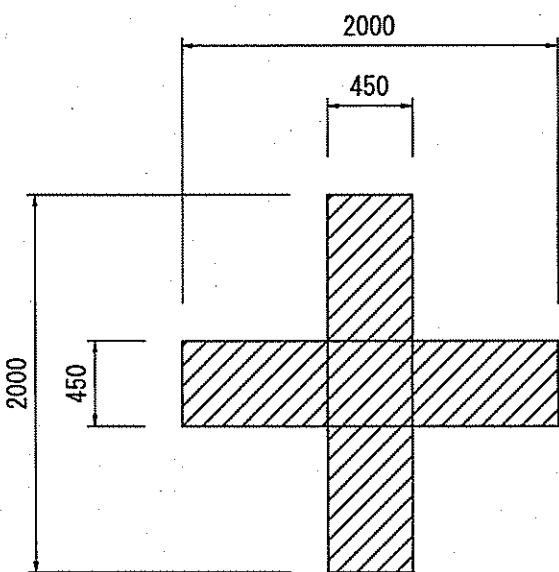

※十字 L=10.65m W=15cm換算(白記号)

3e No. 1付近

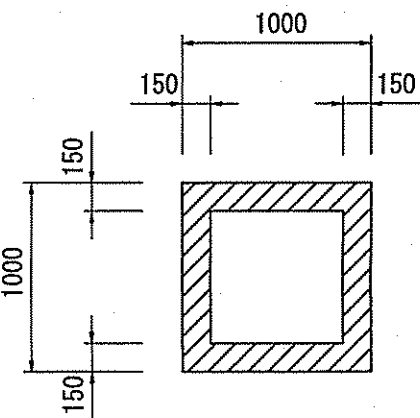

※区画線(消火栓) L=4.00m W=15cm換算(黄記号)

令和7年度		公共下水道事業			
設計番号		全 16 案ノ内第 16 号			
名称	旭街北分区污水管渠築造工事(R7-3)				縮尺
	舗装復旧断面図				図示
課長		課長補佐		係長	
		係		設計	
高知市上下水道局下水道整備課					