




配水管平面図 S=1:500

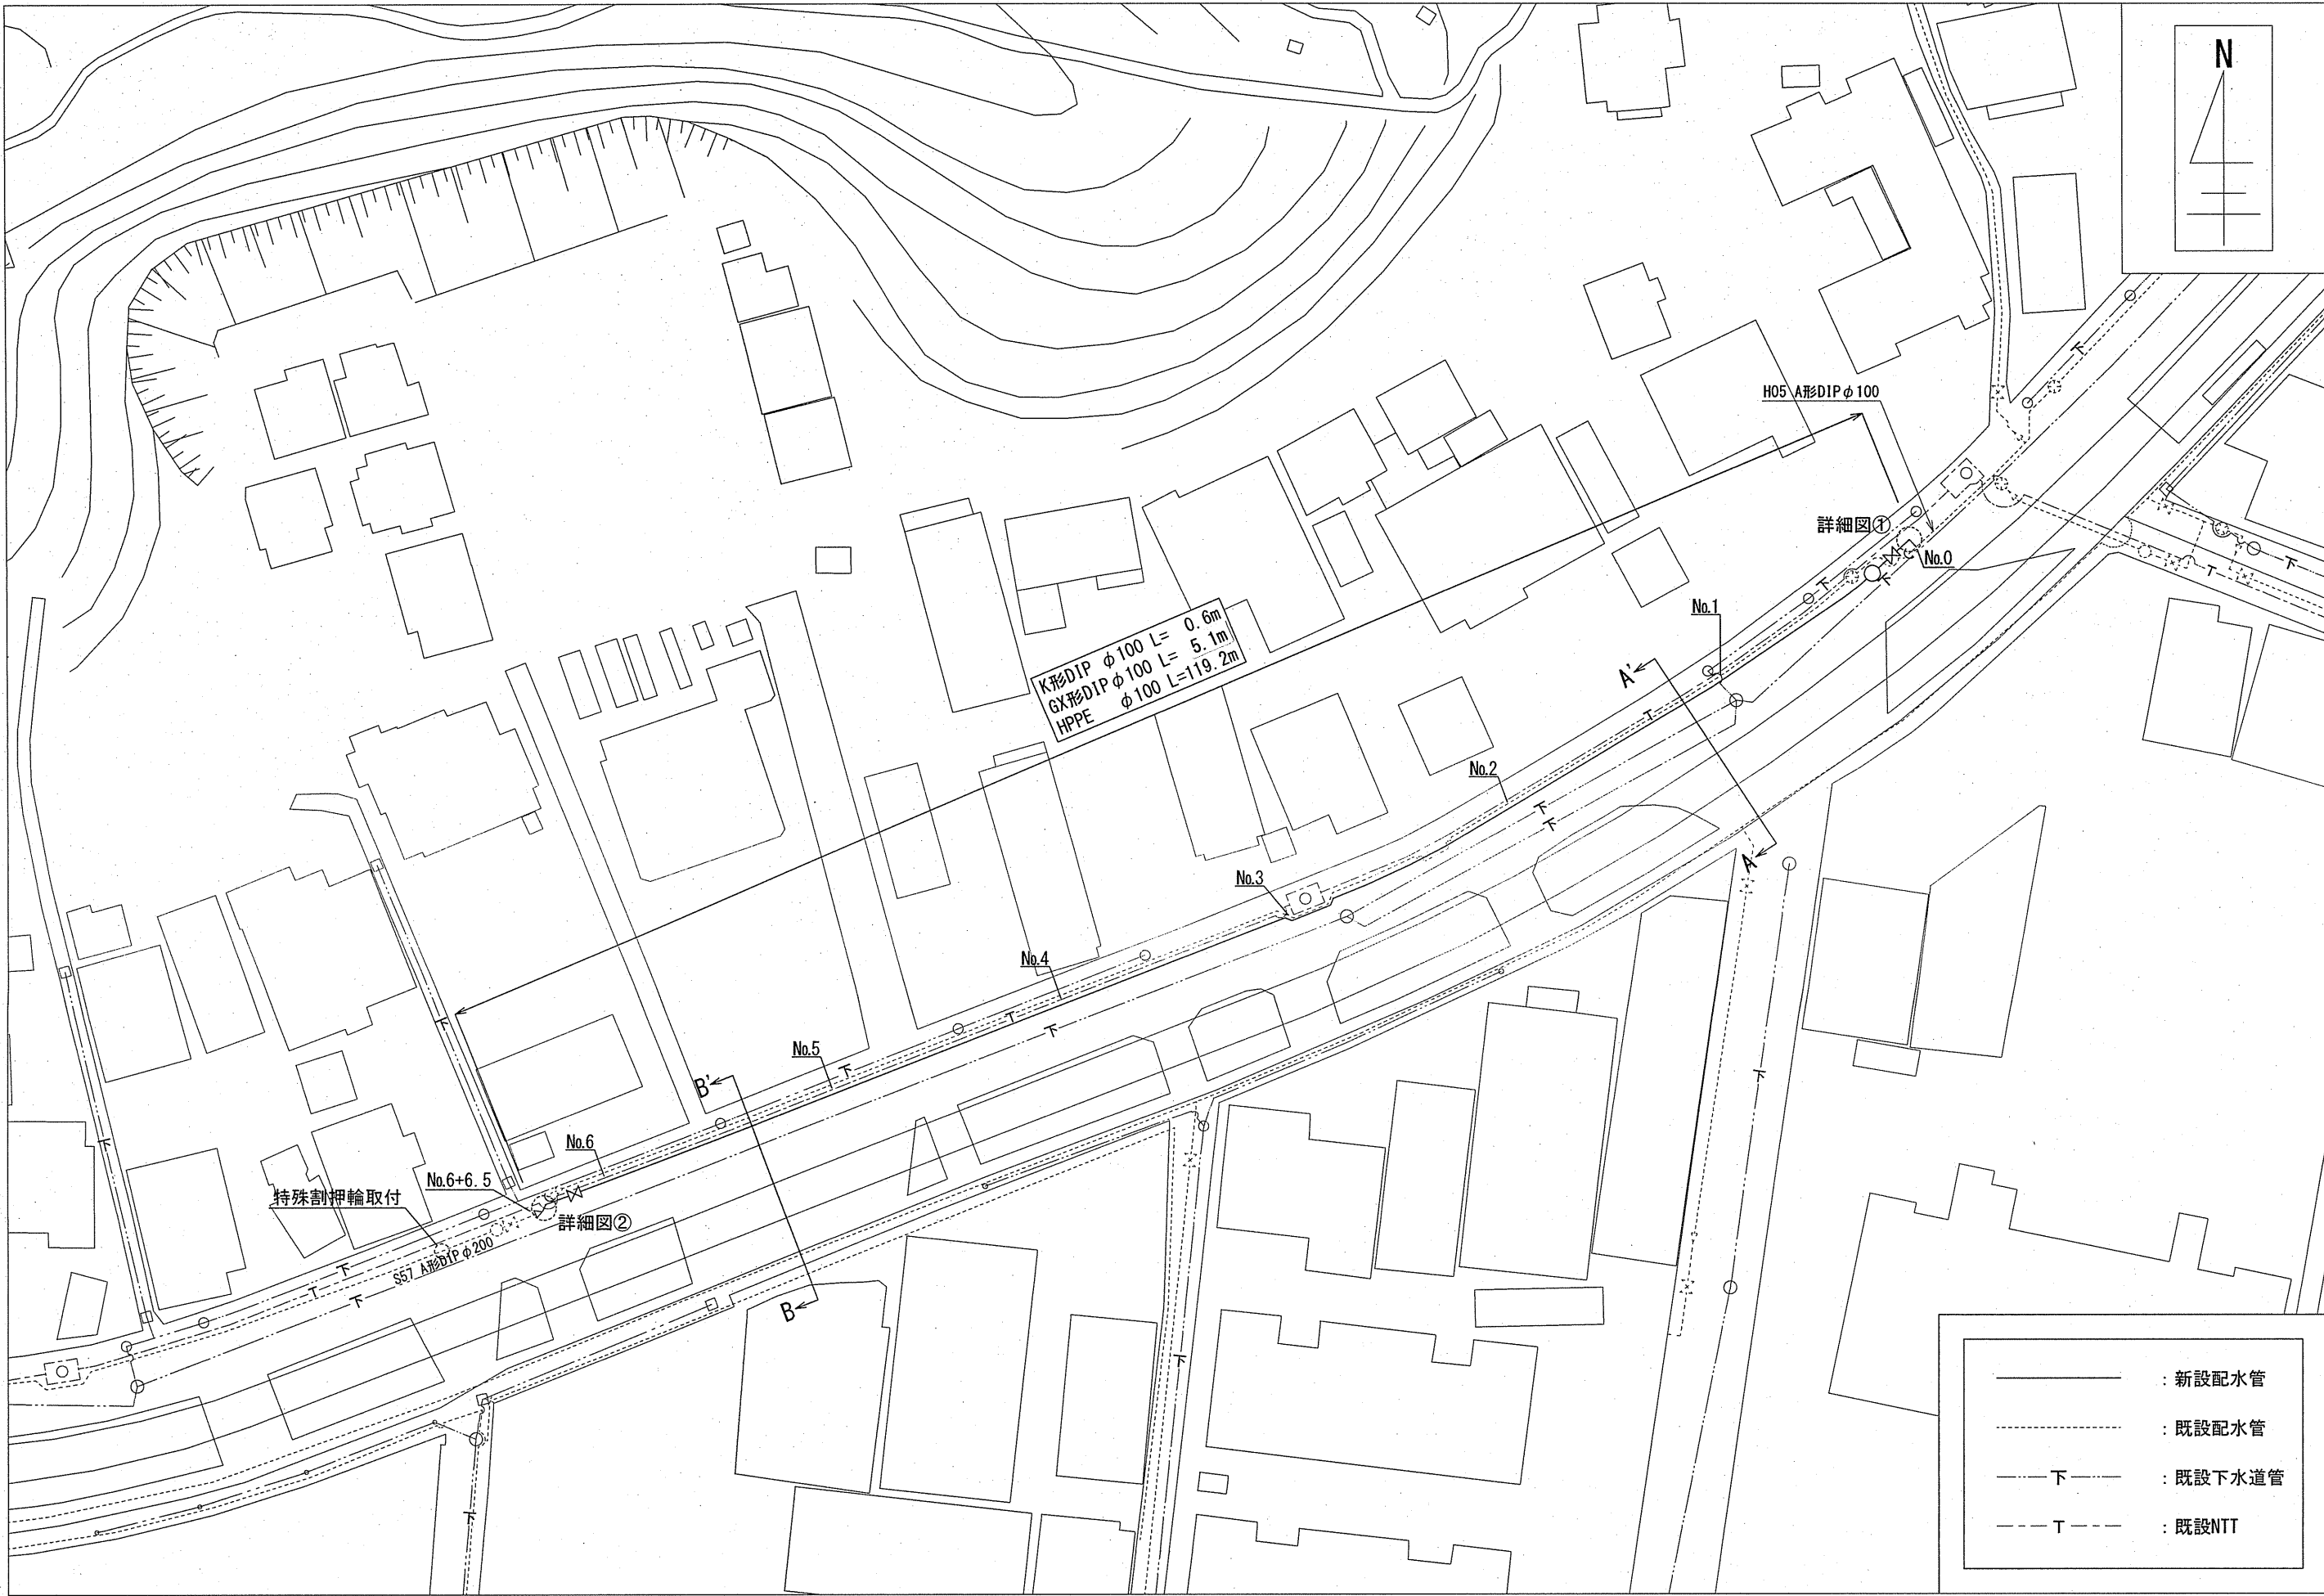


A-A' 横断面図 S=1:100

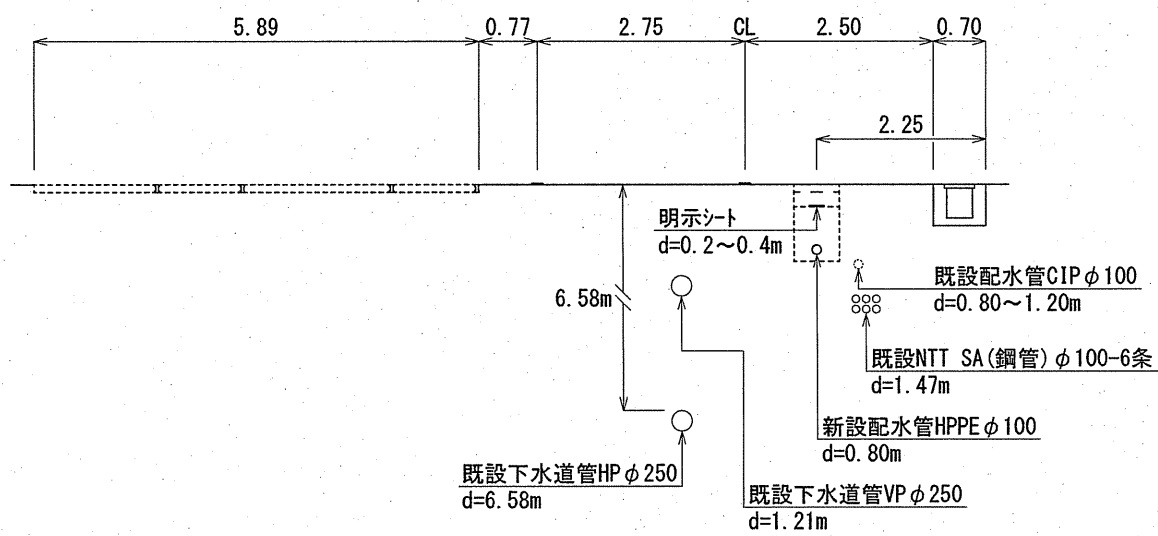


B-B' 横断面図 S=1:100

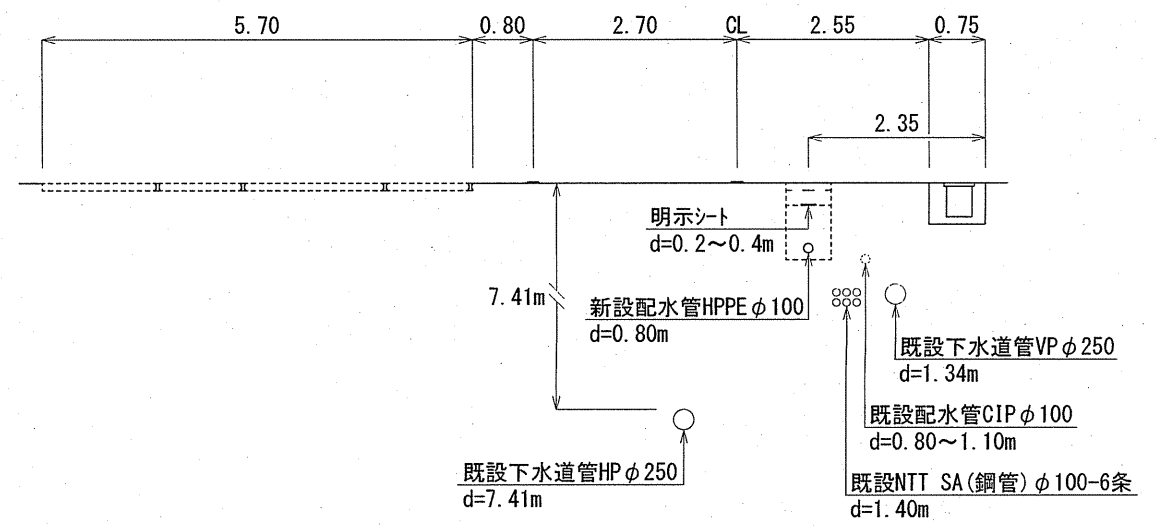


詳細図② S=Free

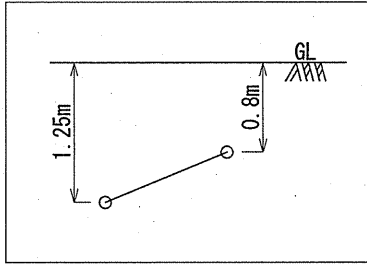

詳細図① S=Free

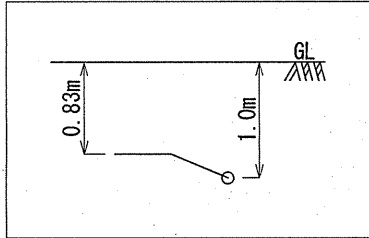

位置図 S=1:2500

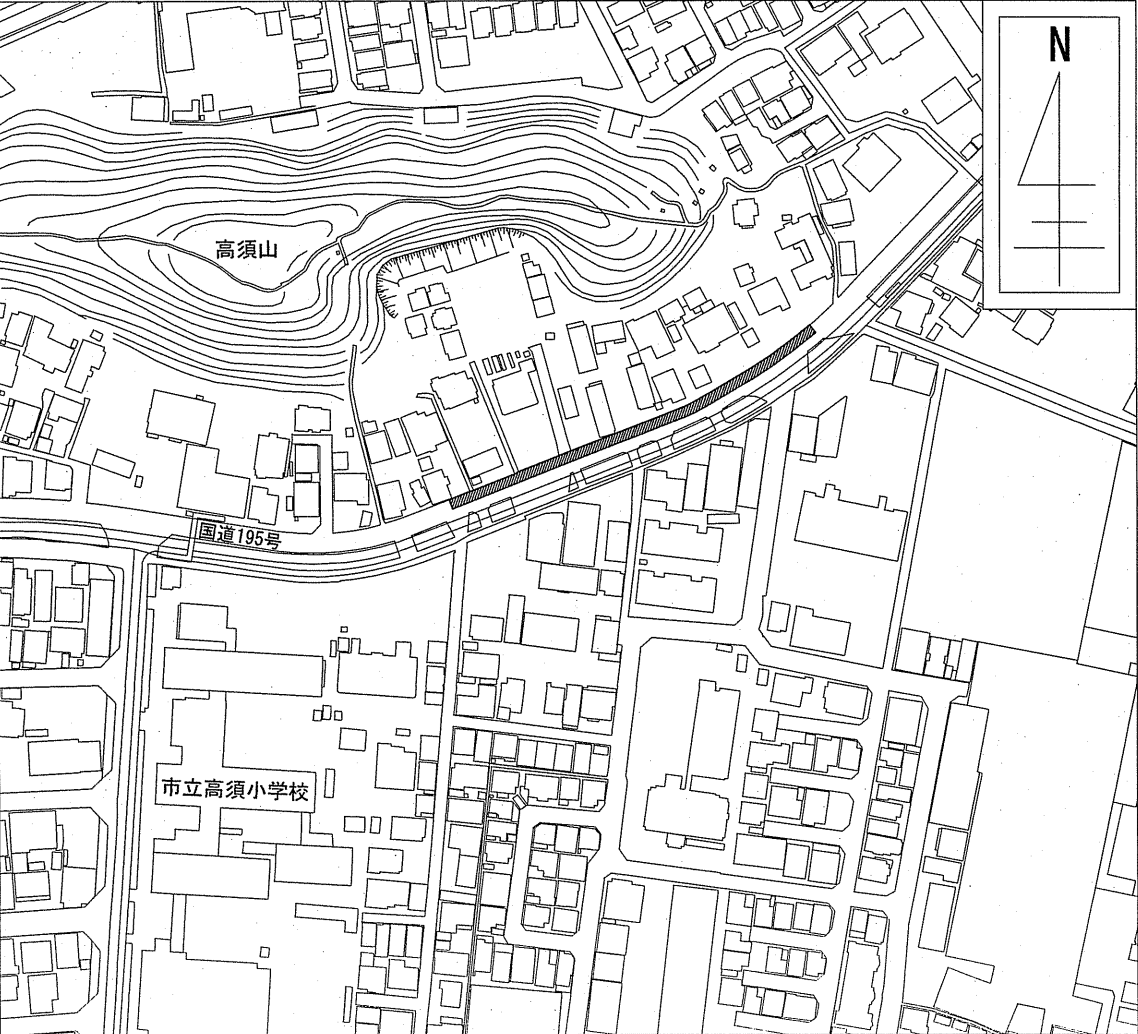


工事場所

土工図 S=1:30

管明示シートの設置深度は0.2~0.4mとする。
ただし、管埋設深度が1.2m以上の場合は0.5mとする。


割T字管取付部

L=1.0m

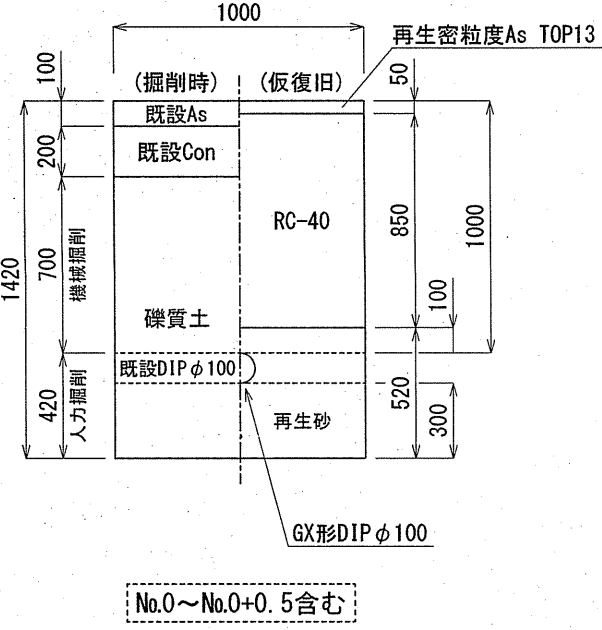


GX形DIPφ100標準部①

L=0.8m

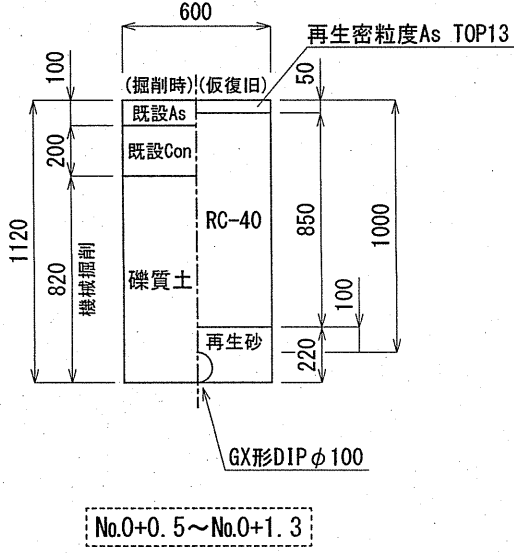


GX形DIPφ100標準部②

L=1.8m

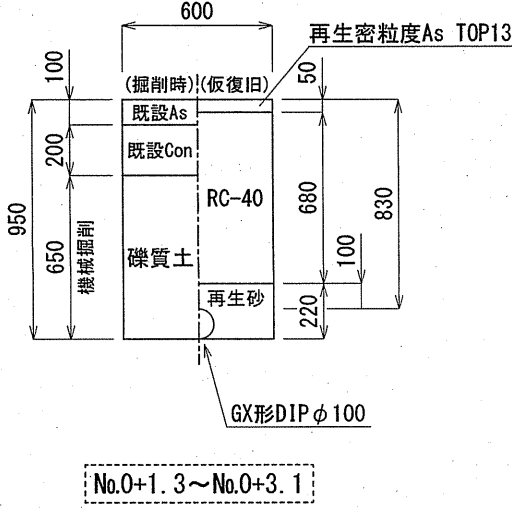


HPPEφ100標準部①

L=8.4m

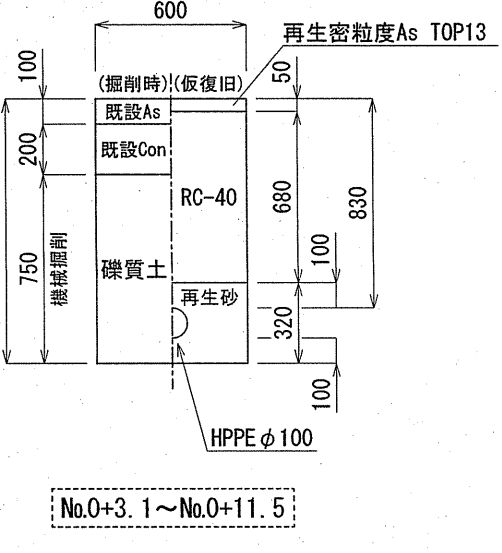


HPPEφ100標準部②

L=6.3m

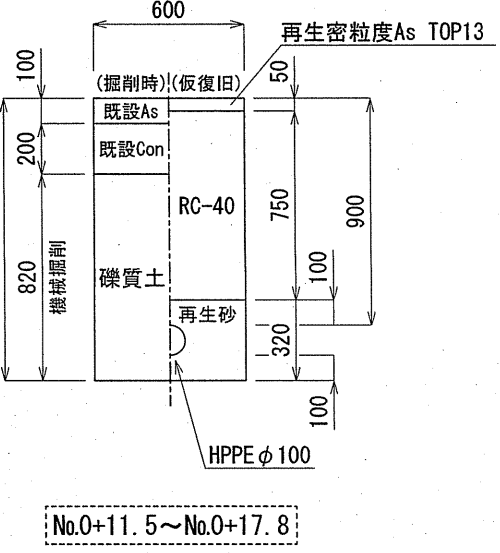


HPPEφ100標準部③

L=104.5m

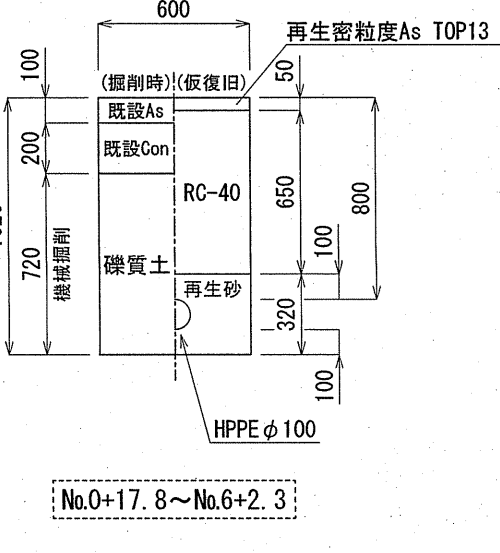


舗装構成図 S=Free

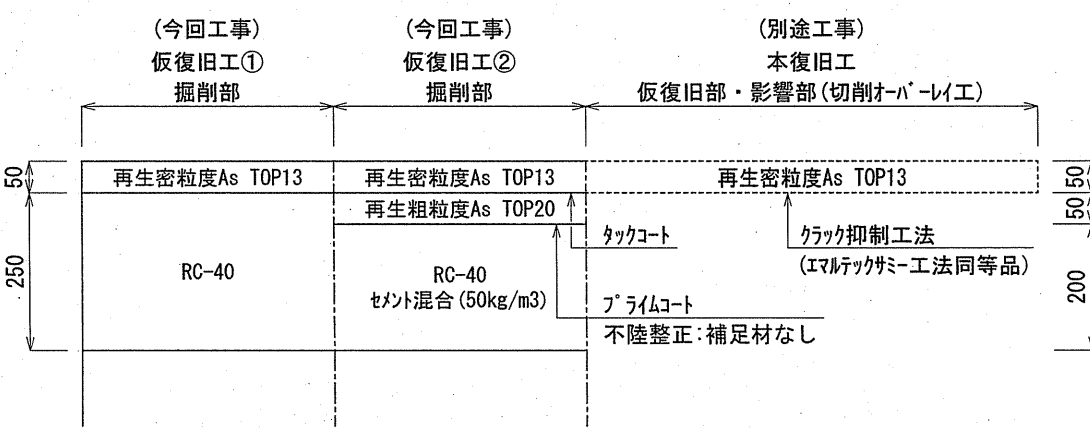


GX形DIPφ100標準部③

L=2.3m

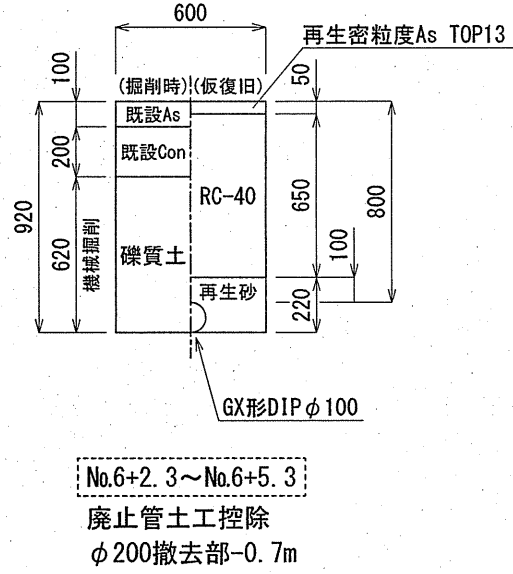


K形DIPφ100標準部

L=0.6m

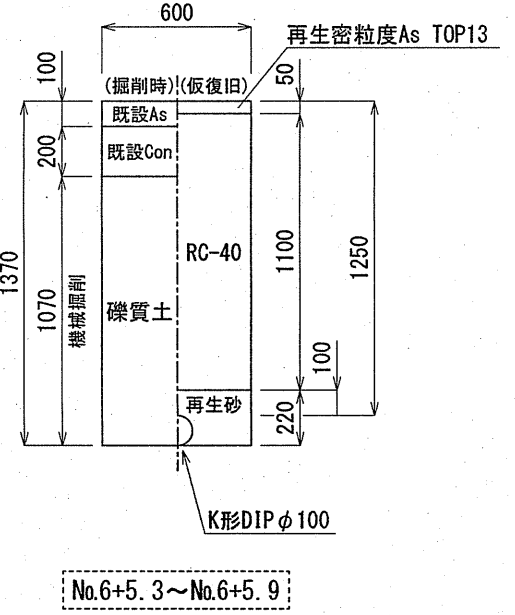


K形DIPφ200連絡部

L=1.1m

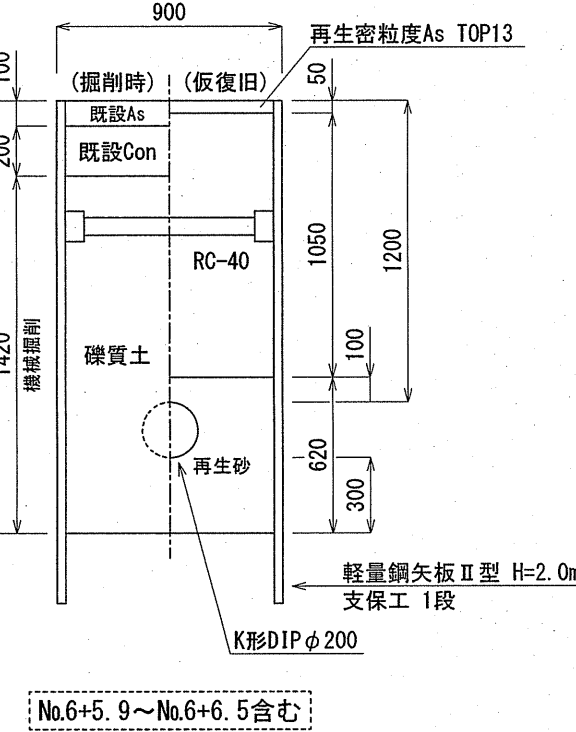


特殊割押輪取付部

L=1.0m(既設A形DIP継手部)

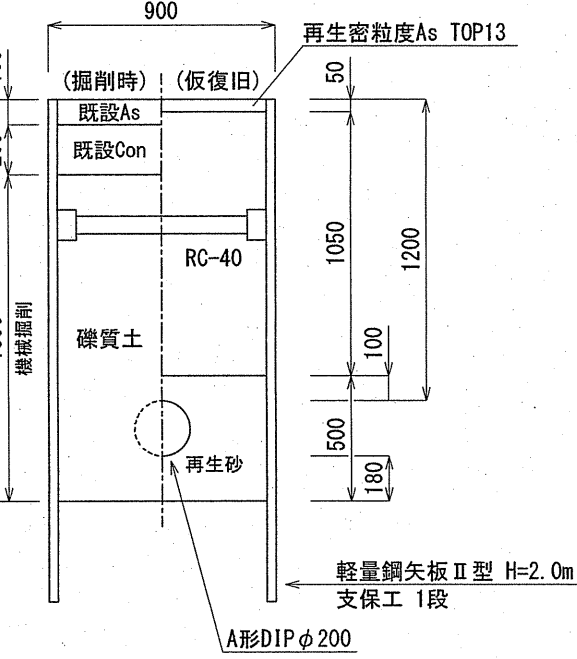


キャップ止施工部

L=0.5m No.0付近

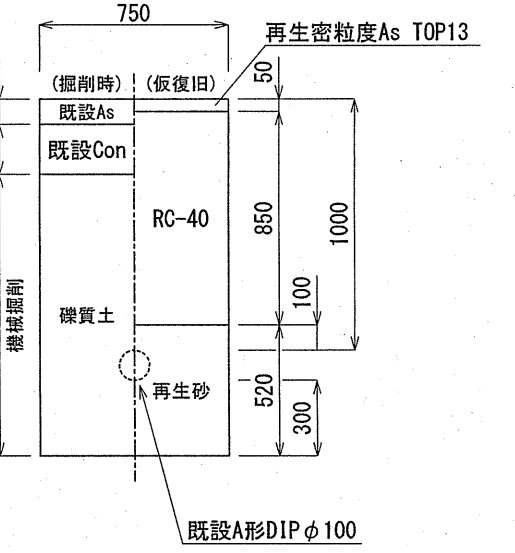


試掘部①

L=1.5m×6箇所

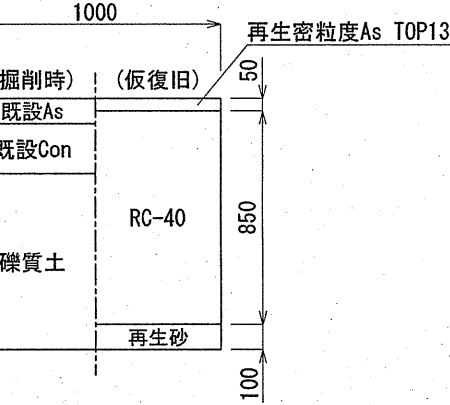

試掘部②

L=2.0m×1箇所

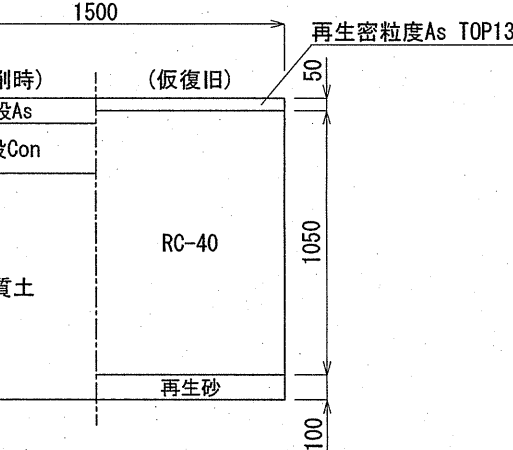


課長	課長補佐	係長	調査	設計
宮本	田中	中井	間	宮本
高須本町配水管布設替工事				令和7年度
設計図				1/2
位置図・平面図・横断面図 詳細図・土工図・舗装構成図				図示
高知市上下水道局 水道整備課				


給水管平面図 S=1:500




廃止管平面図 S=1:500

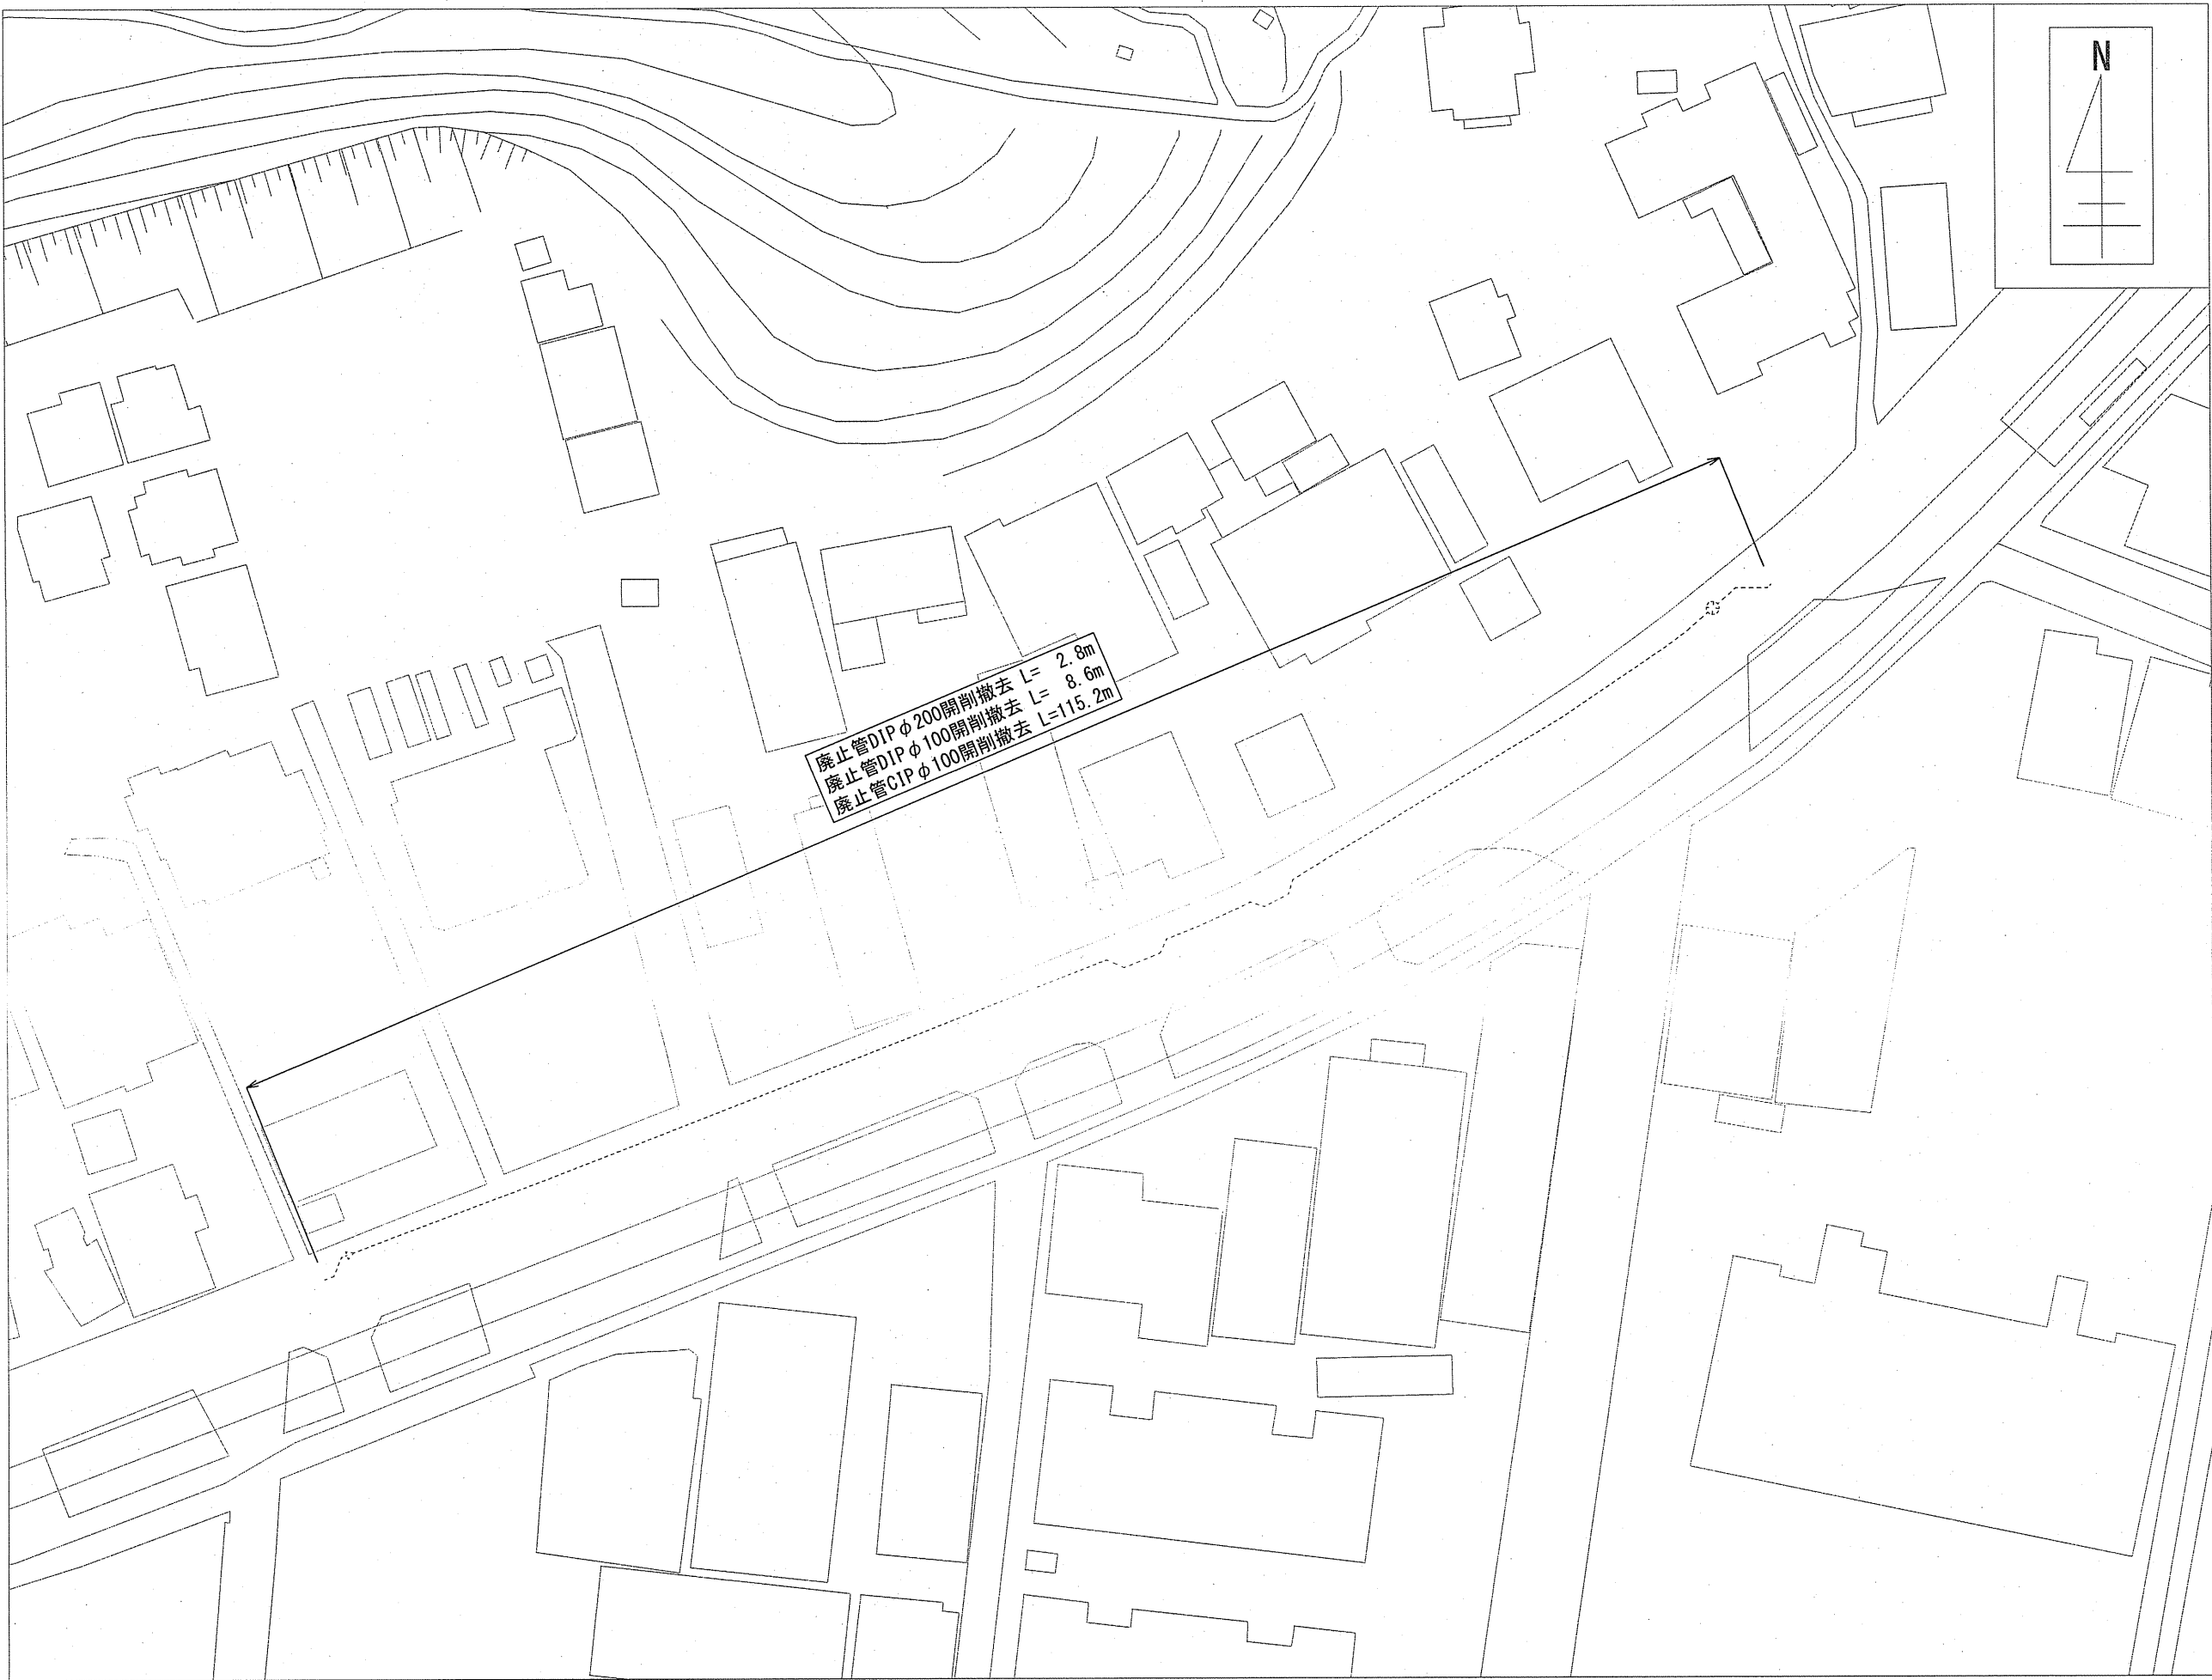

切替標準図 S=Free

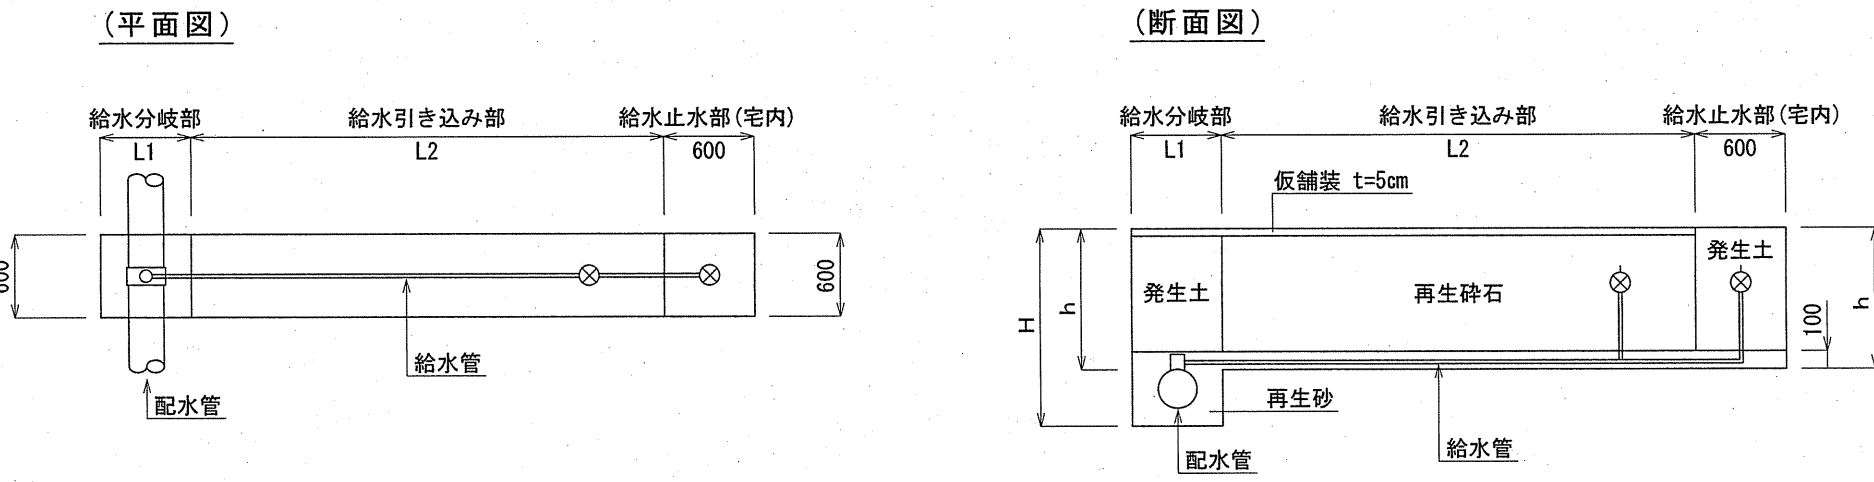

廃止管土工図 S=1:30

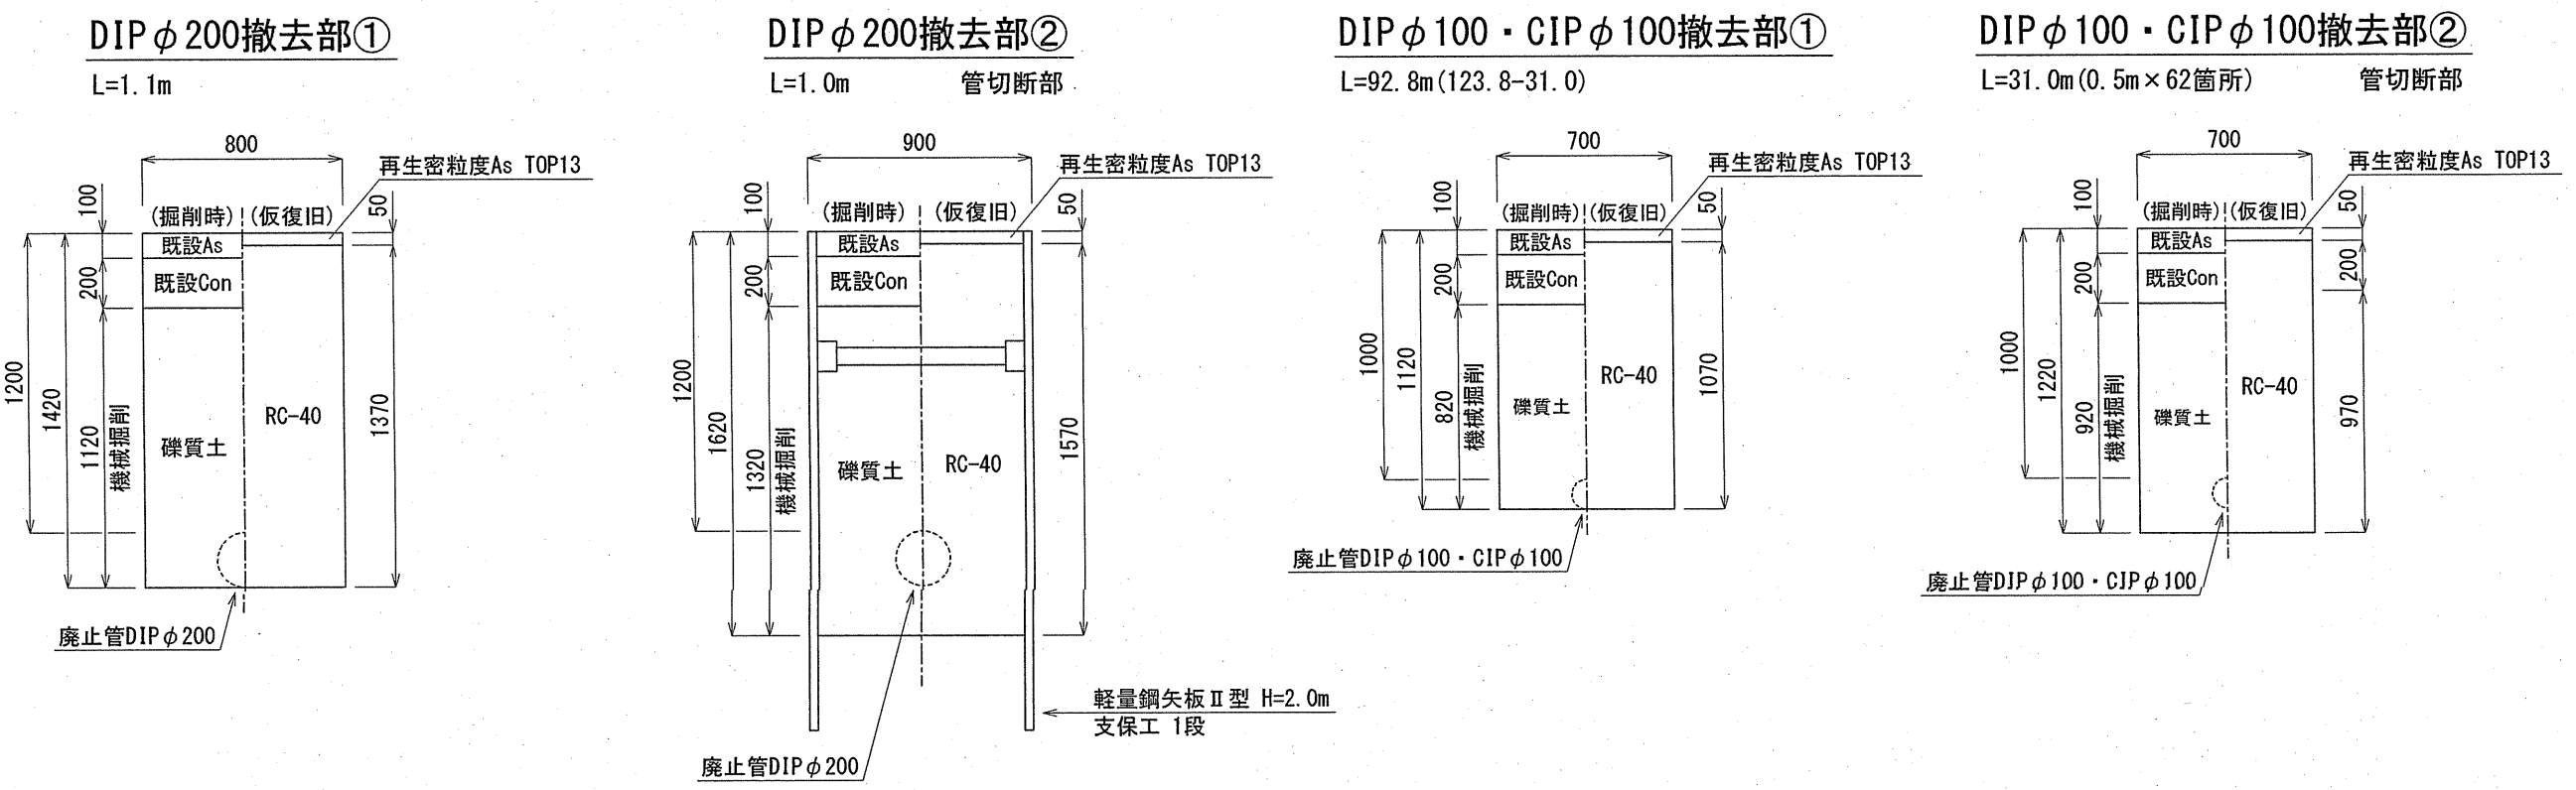

課長	課長補佐	係長	調査	設計
宮本	星	中井	岡	森
高須本町配水管布設替工事			令和7年度	
			図番	2/2
設計図			縮尺	図示
平面図、切替標準図、廃止管土工図				
高知市上下水道局 水道整備課				