



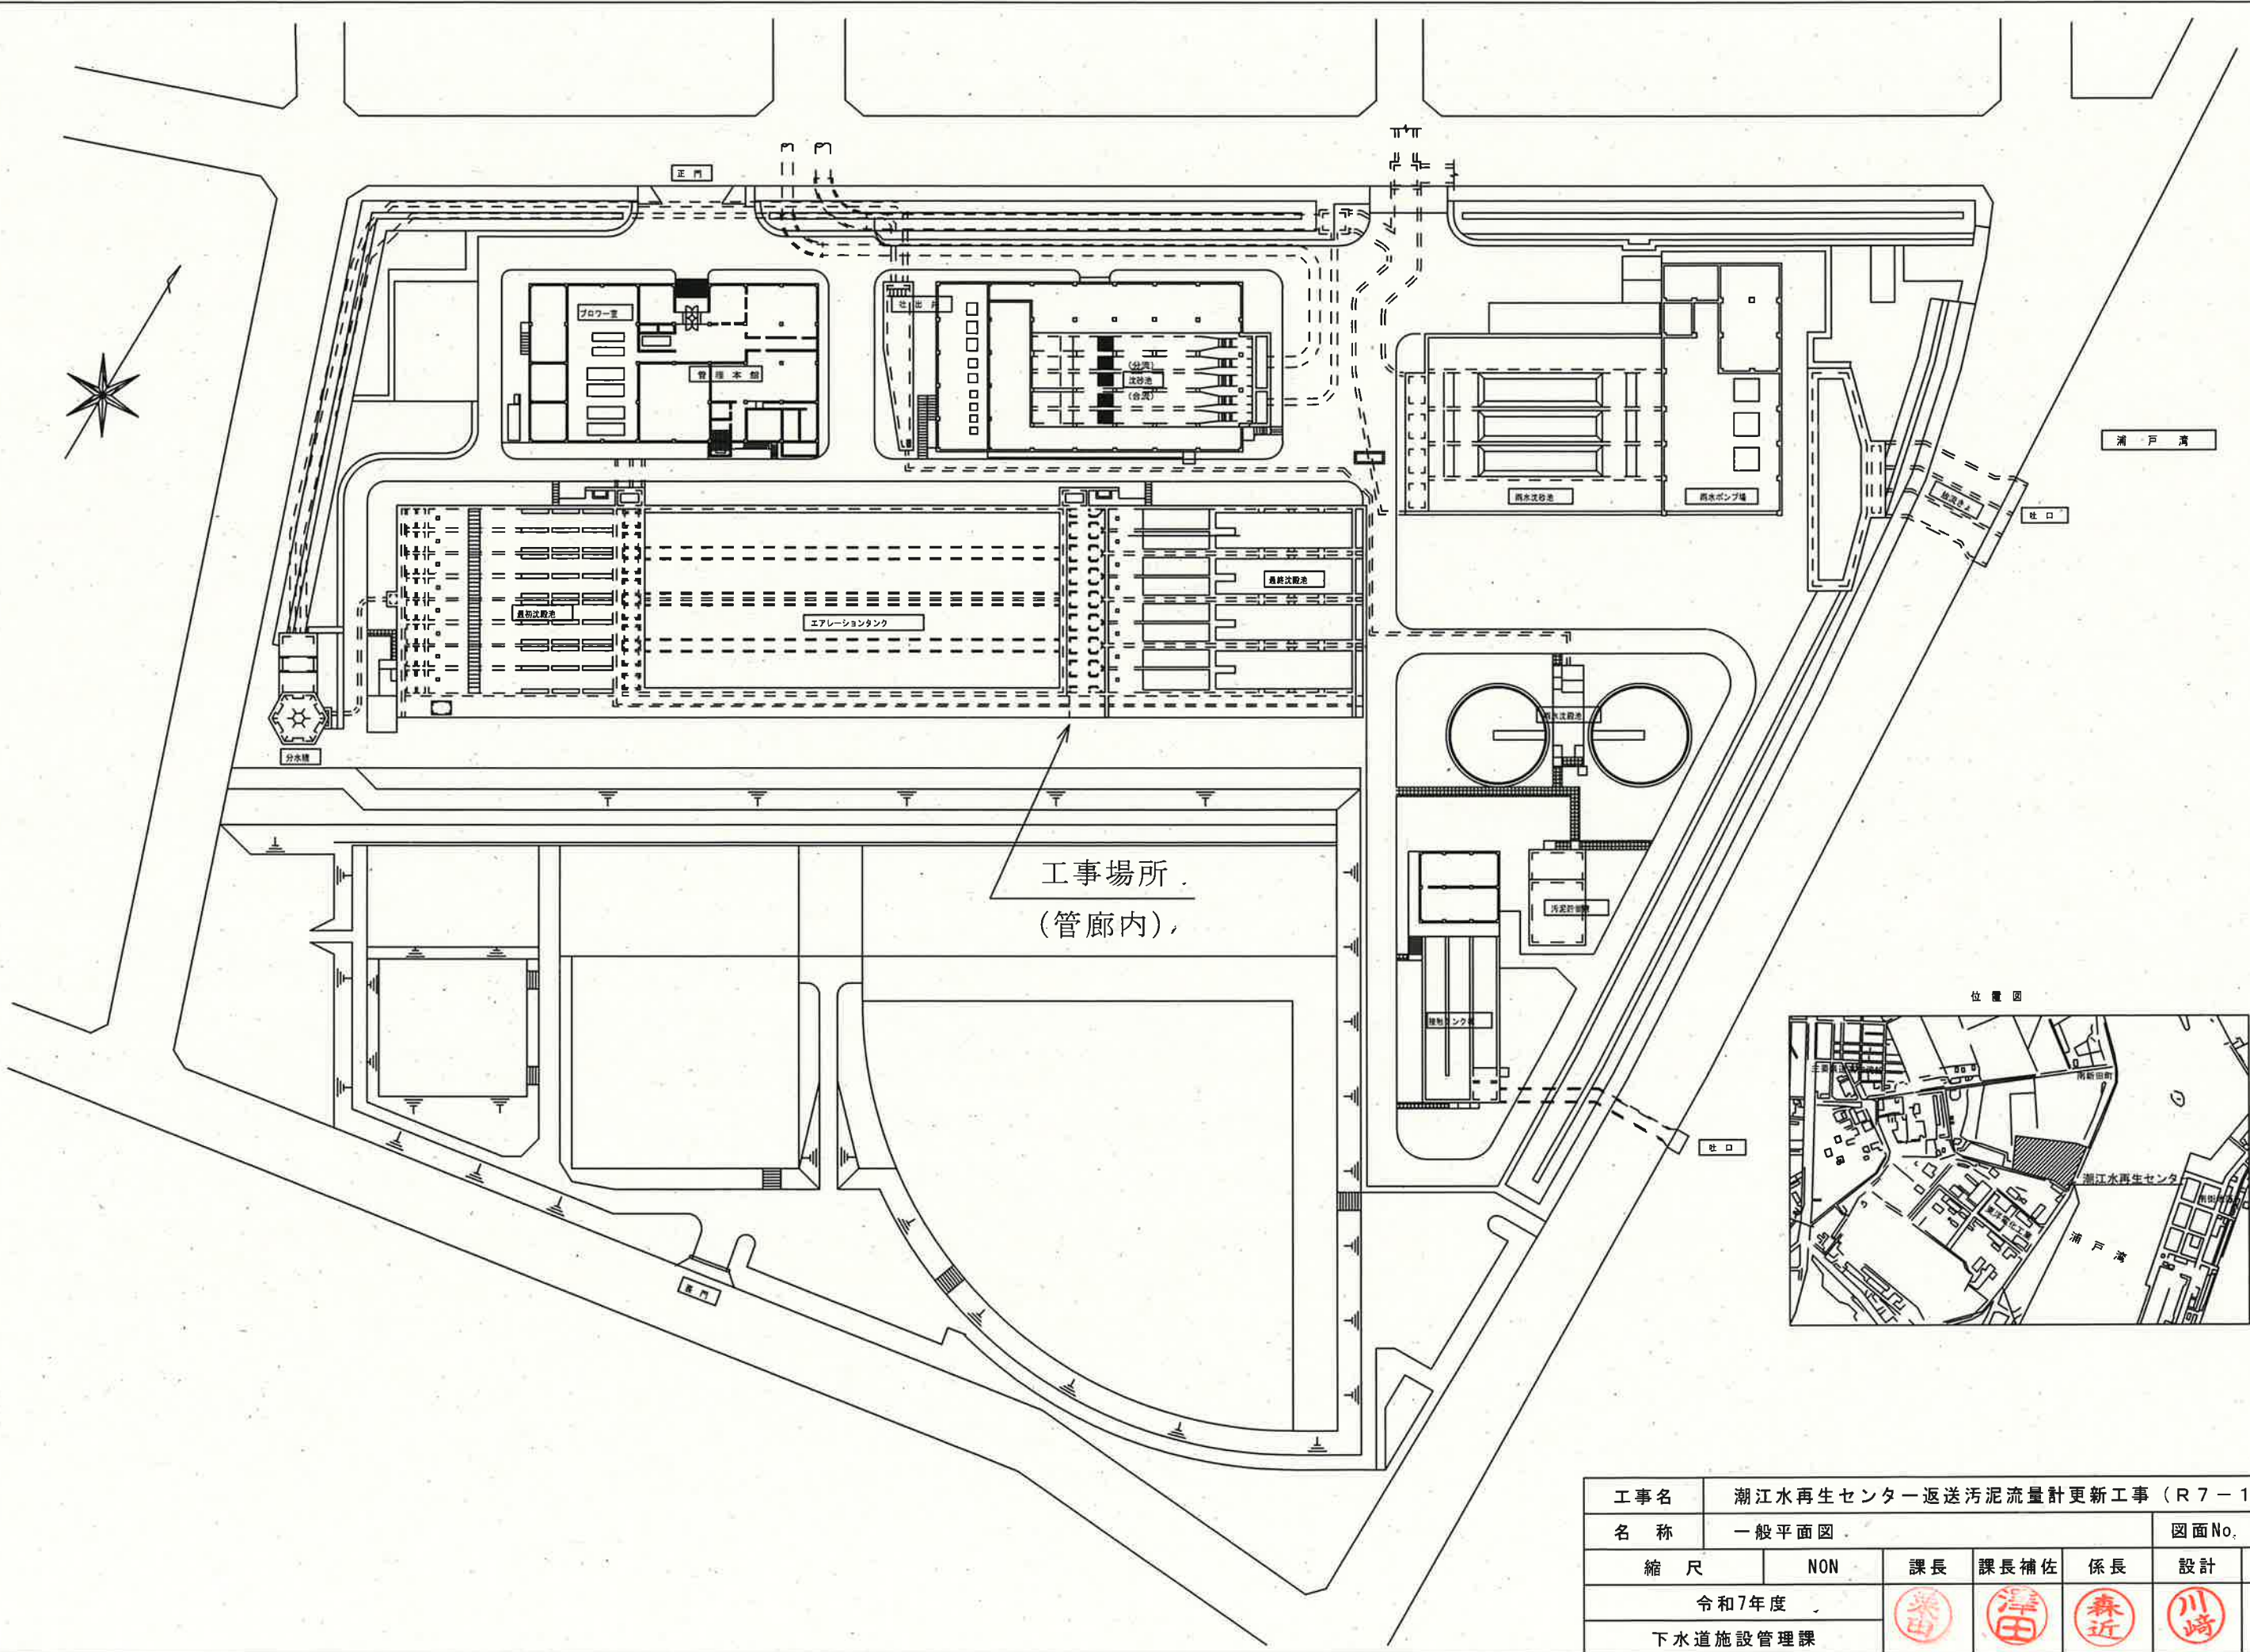


工事名	潮江水再生センター返送汚泥流量計更新工事 (R7-1)					
名称	一般平面図				図面No. 1/6	
縮尺	NON	課長	課長補佐	係長	設計	検図
令和7年度		栗田	澤田	森近	川崎	松岡
下水道施設管理課						

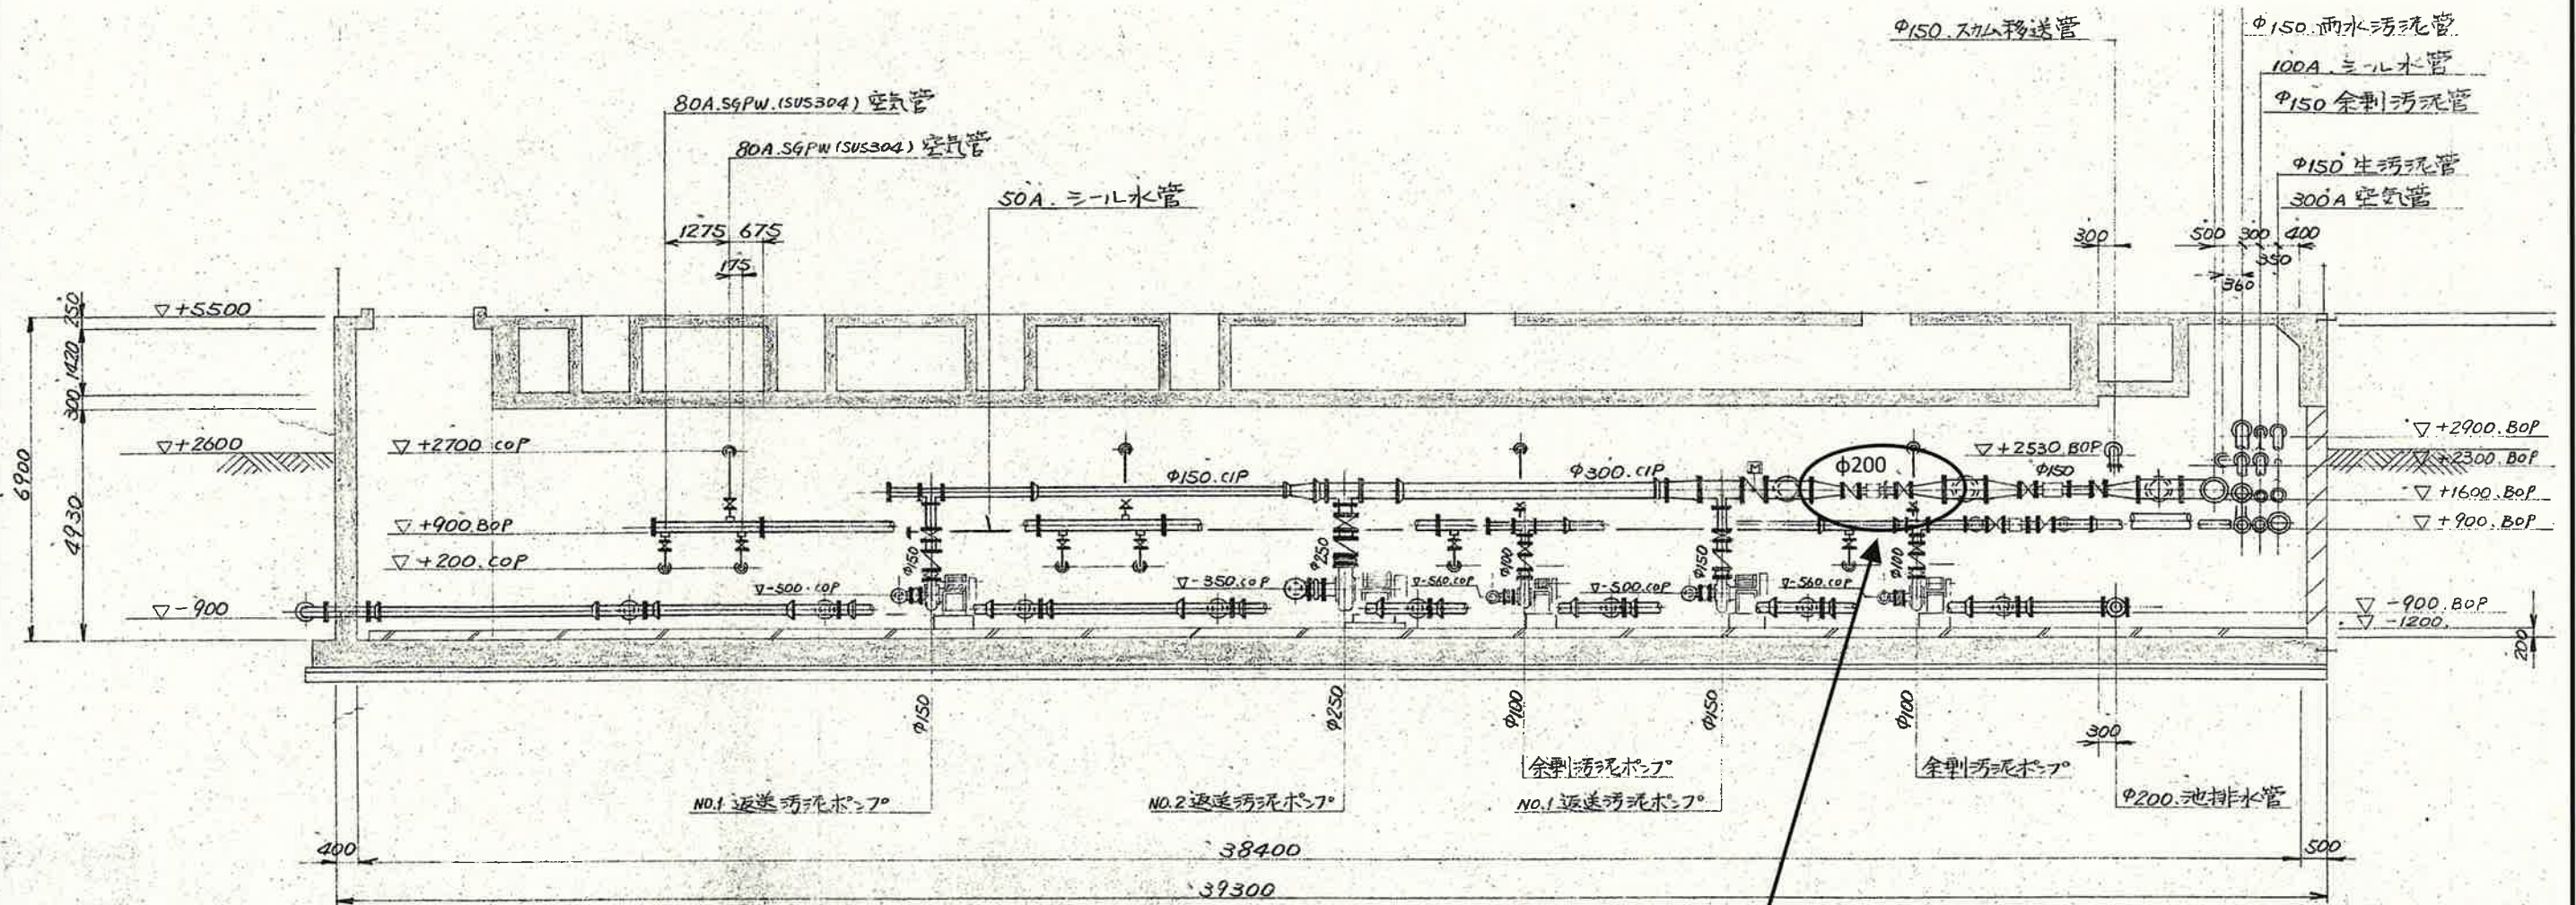


今回施工範囲


工事名	潮江水再生センター返送汚泥流量計更新工事(R7-1)					
名称	管廊断面図					図面No. 3/6
縮尺	NON	課長	課長補佐	係長	設計	検図
令和7年度		栗田	澤田	森近	川崎	松岡
下水道施設管理課						

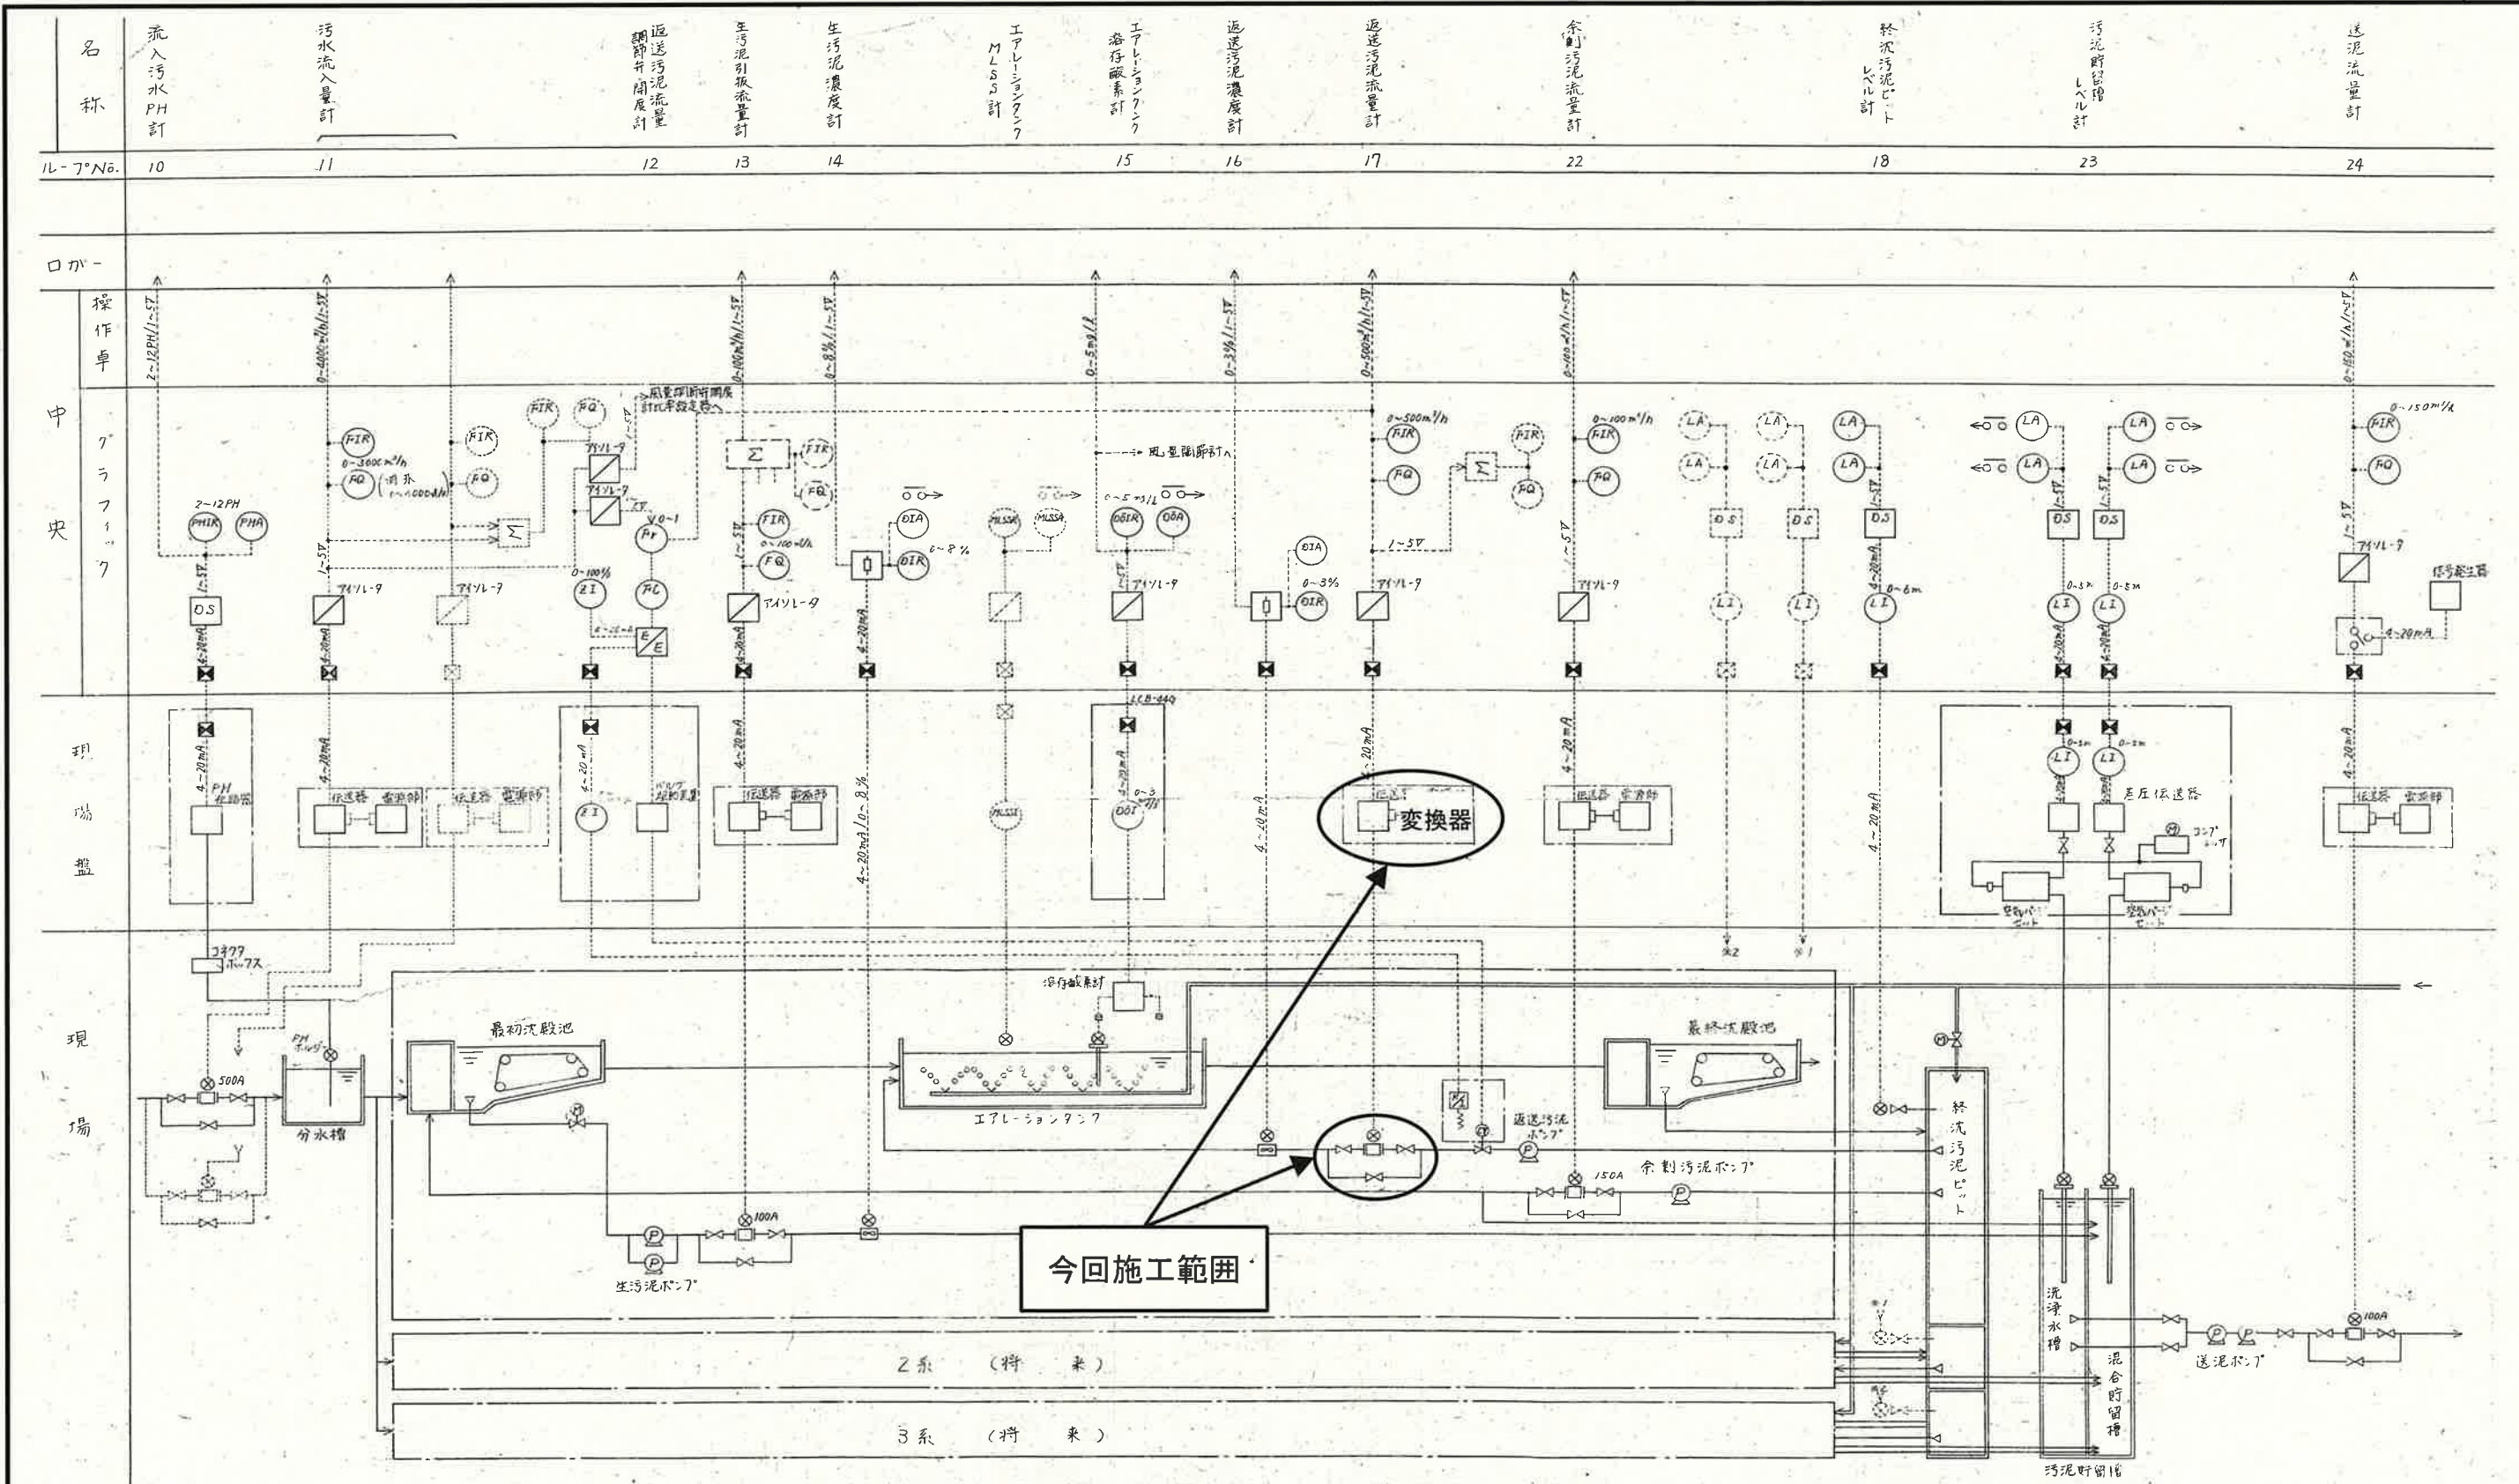

工事名	潮江水再生センター返送汚泥流量計更新工事(R7-1)					
名称	計装フローシート					図面No. 4/6
縮尺	NON	課長	課長補佐	係長	設計	検図
令和7年度		栗田	澤田	森近	川崎	松岡
下水道施設管理課						

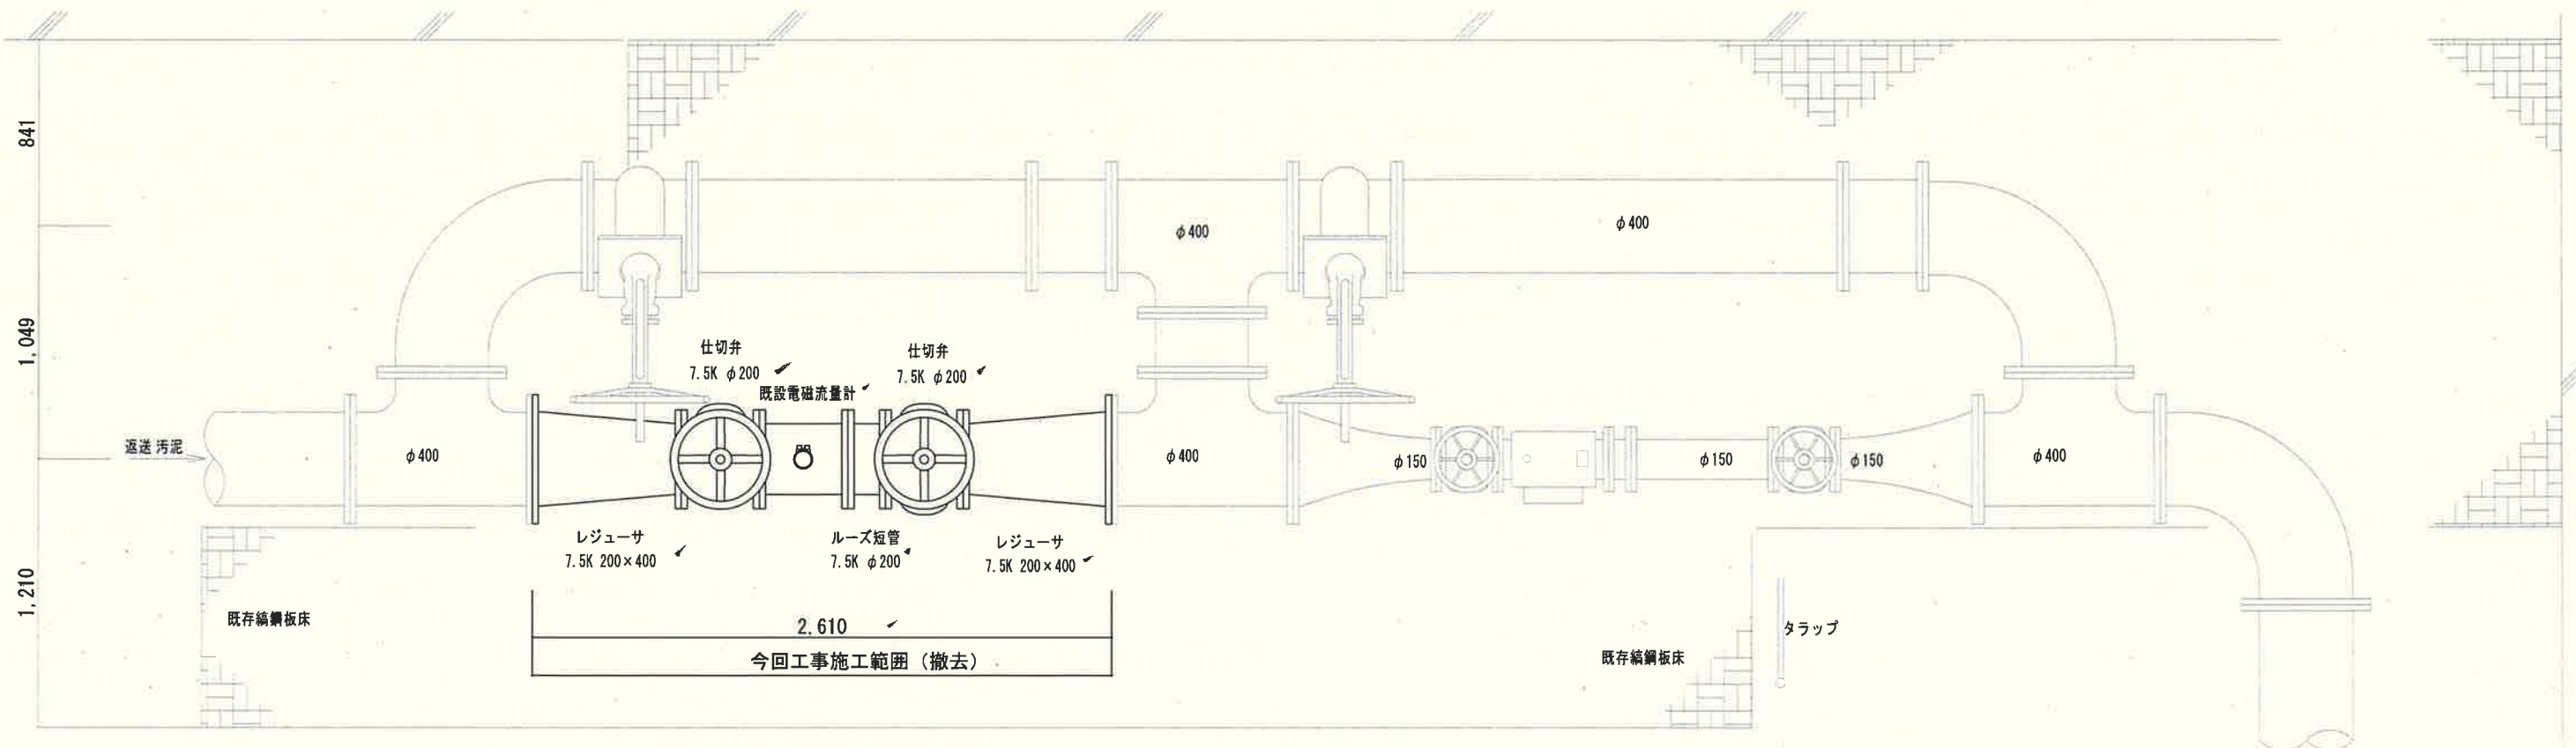


既設流量計配置図

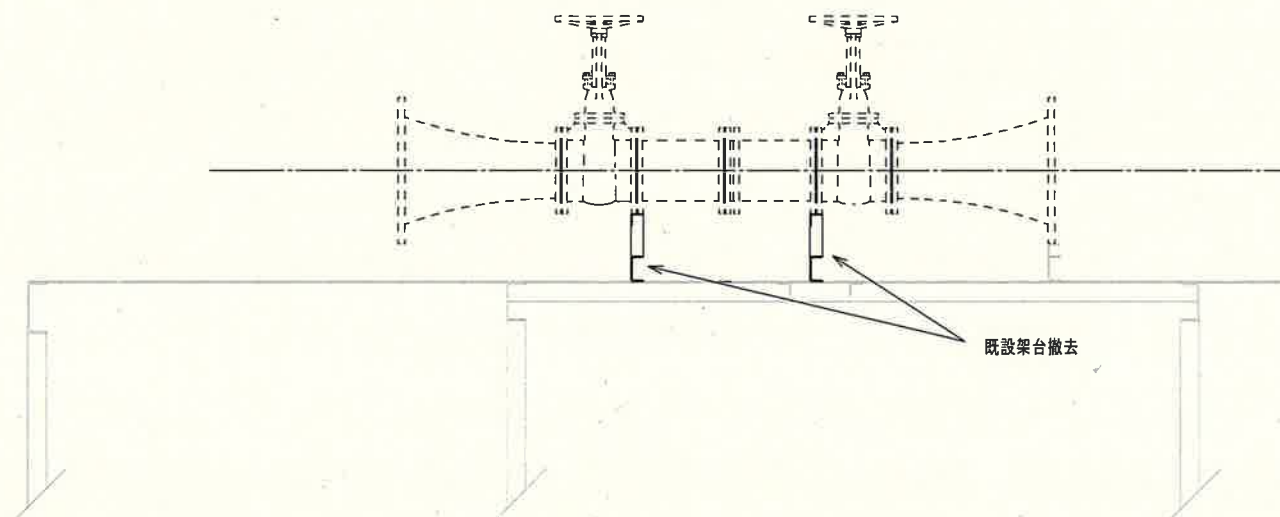


既設支持架台配置図


工事名	潮江水再生センター返送汚泥流量計更新工事 (R7-1)					
名称	既設返送汚泥流量計撤去図					図面No. 5/6
縮尺	1:30	課長	課長補佐	係長	設計	検図
令和7年度		栗田	澤田	森近	川崎	松岡
下水道施設管理課						

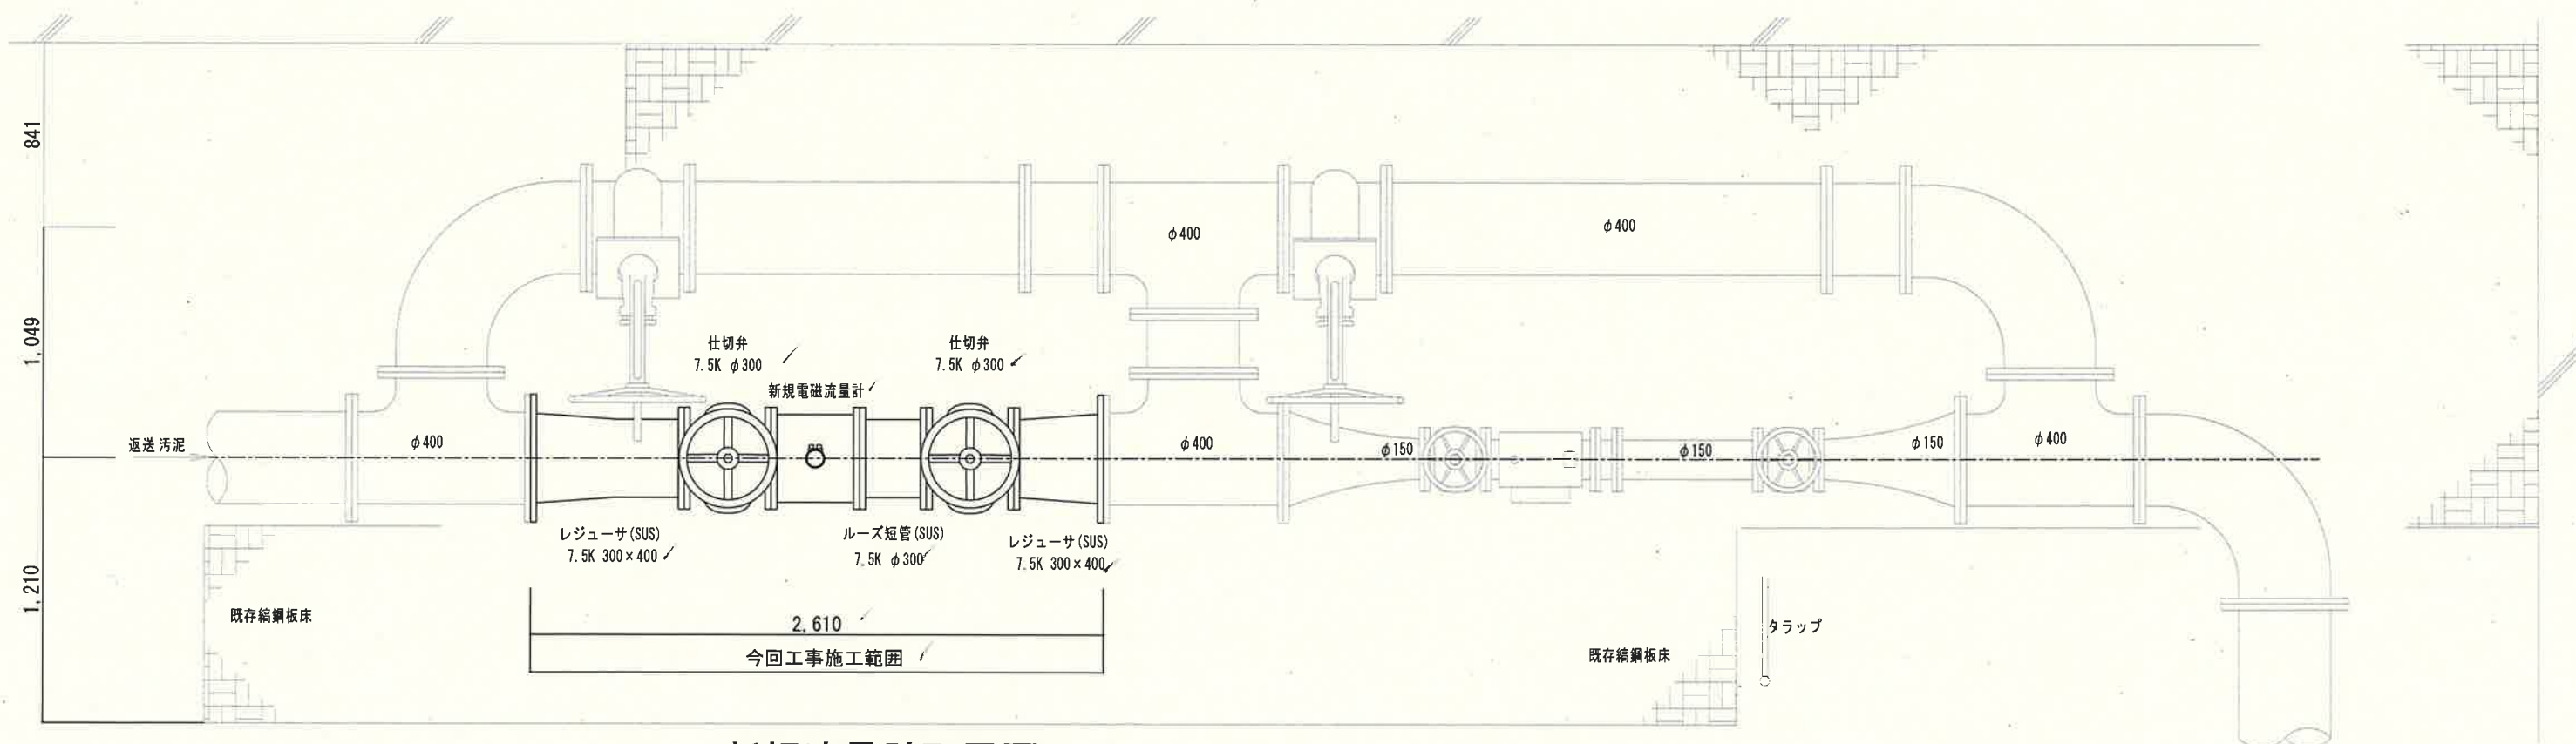


新規模流量計配置図

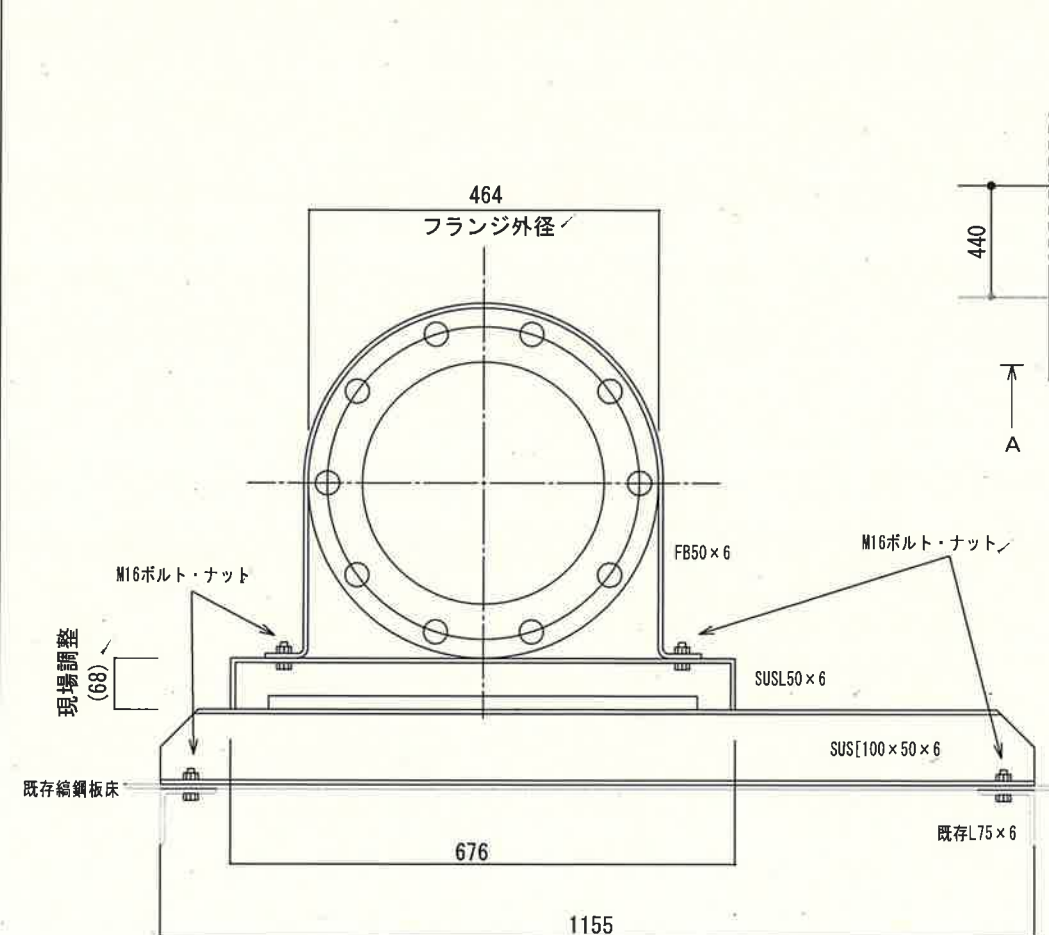

支持架台詳細図(1:10)

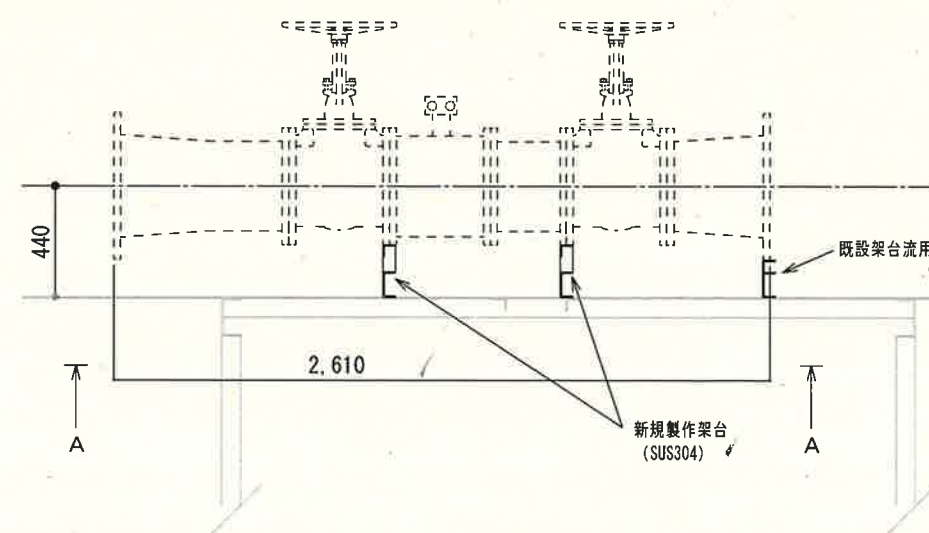

支持架台配置図

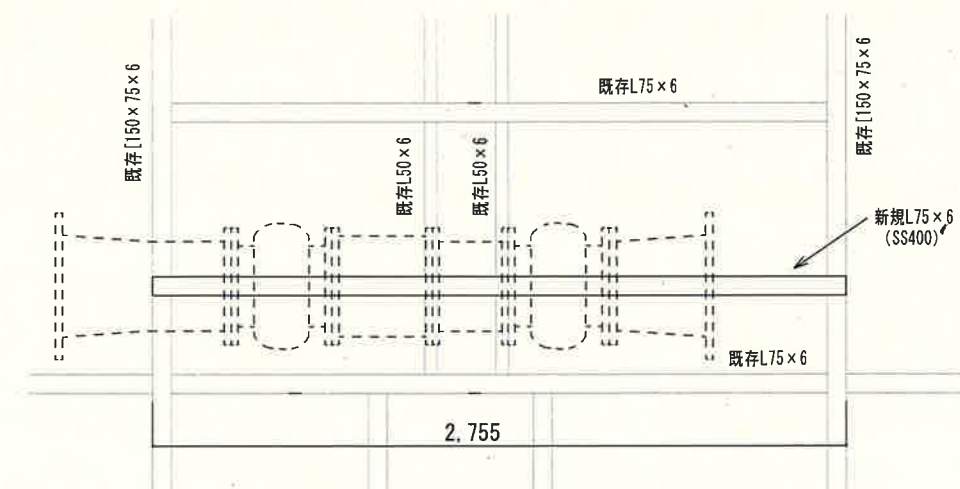

床面補強配置図 (A-A矢視図)

参考図

本図の寸法は参考値であるため、施工においては現地をよく確認すること。

工事名	潮江水再生センター返送汚泥流量計更新工事 (R7-1)					
名称	新規返送汚泥流量計取付図				図面No. 6/6	
縮尺	1:30	課長	課長補佐	係長	設計	検図
令和7年度			栗田	澤田	森近	川崎
下水道施設管理課					松岡	