



平面図 S=1:500

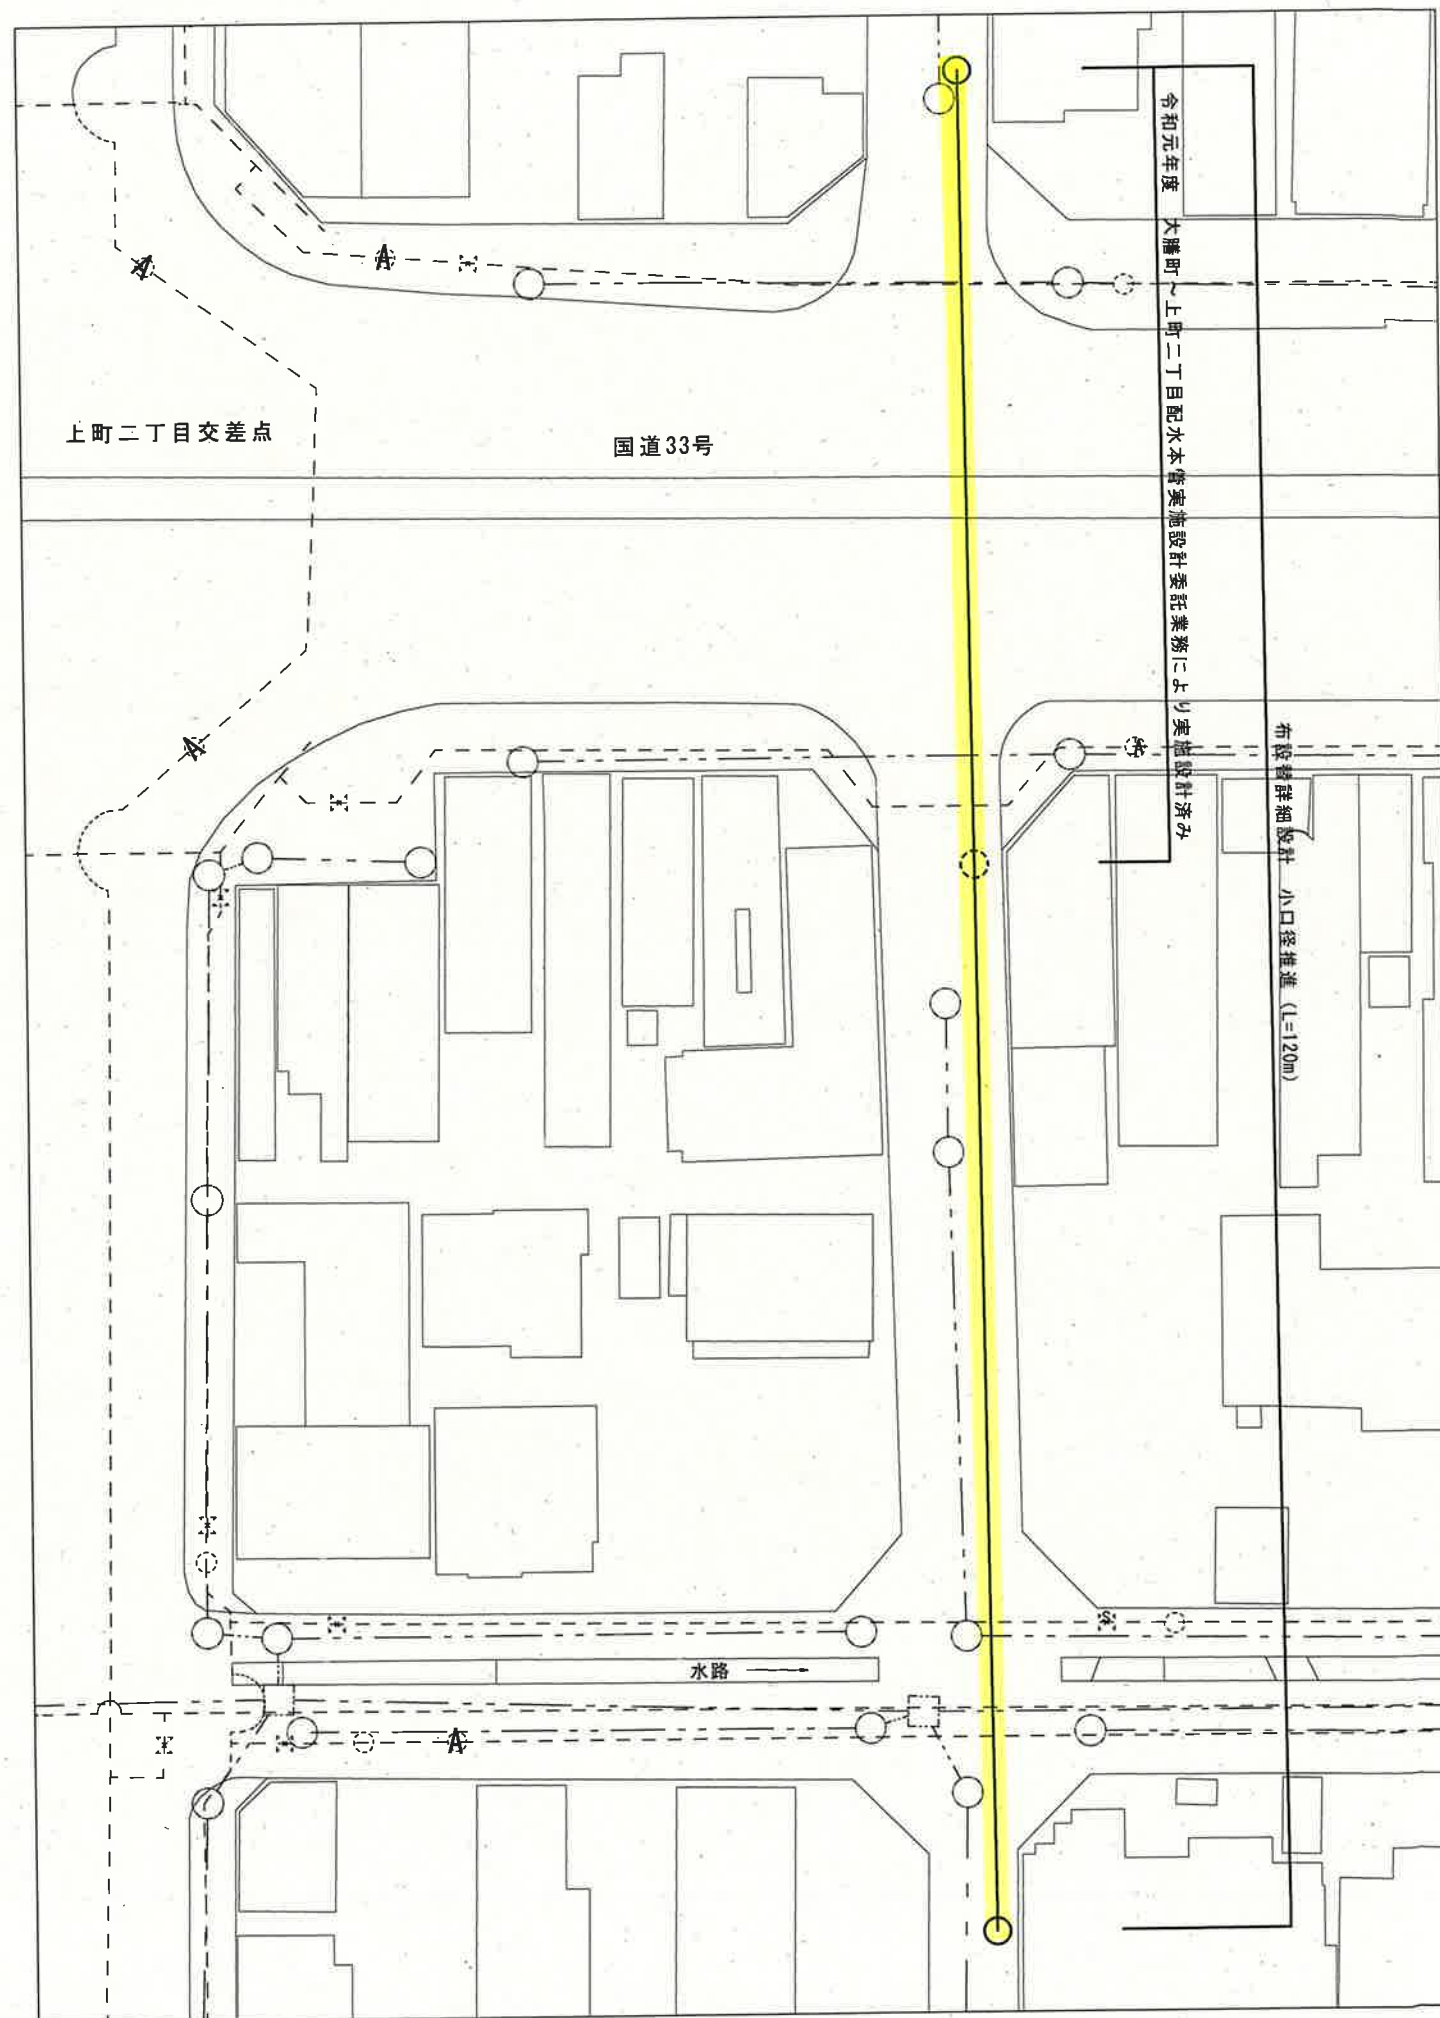

位置図 S=1:2500

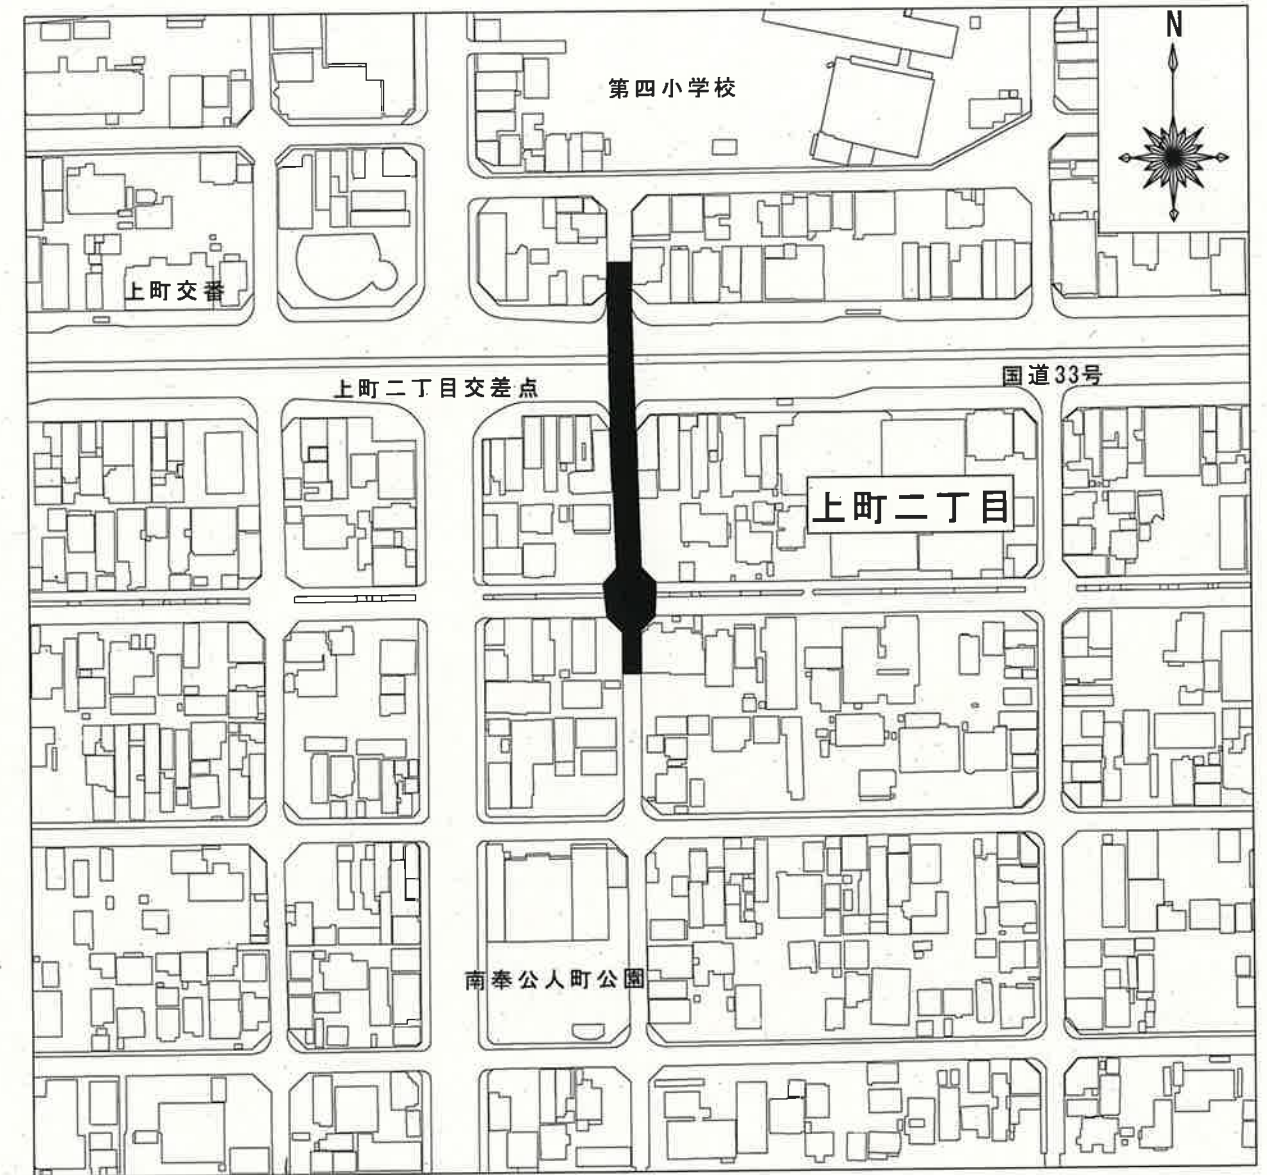

課長	課長補佐	係長	調査	設計
宮本	星澤	日野	富中	藤岡
上町二丁目配水本管布設替 実施設計委託業務				令和7年度 図番 1/1
位置図・平面図				設計図 縮尺 図示
高知市上下水道局水道整備課				