




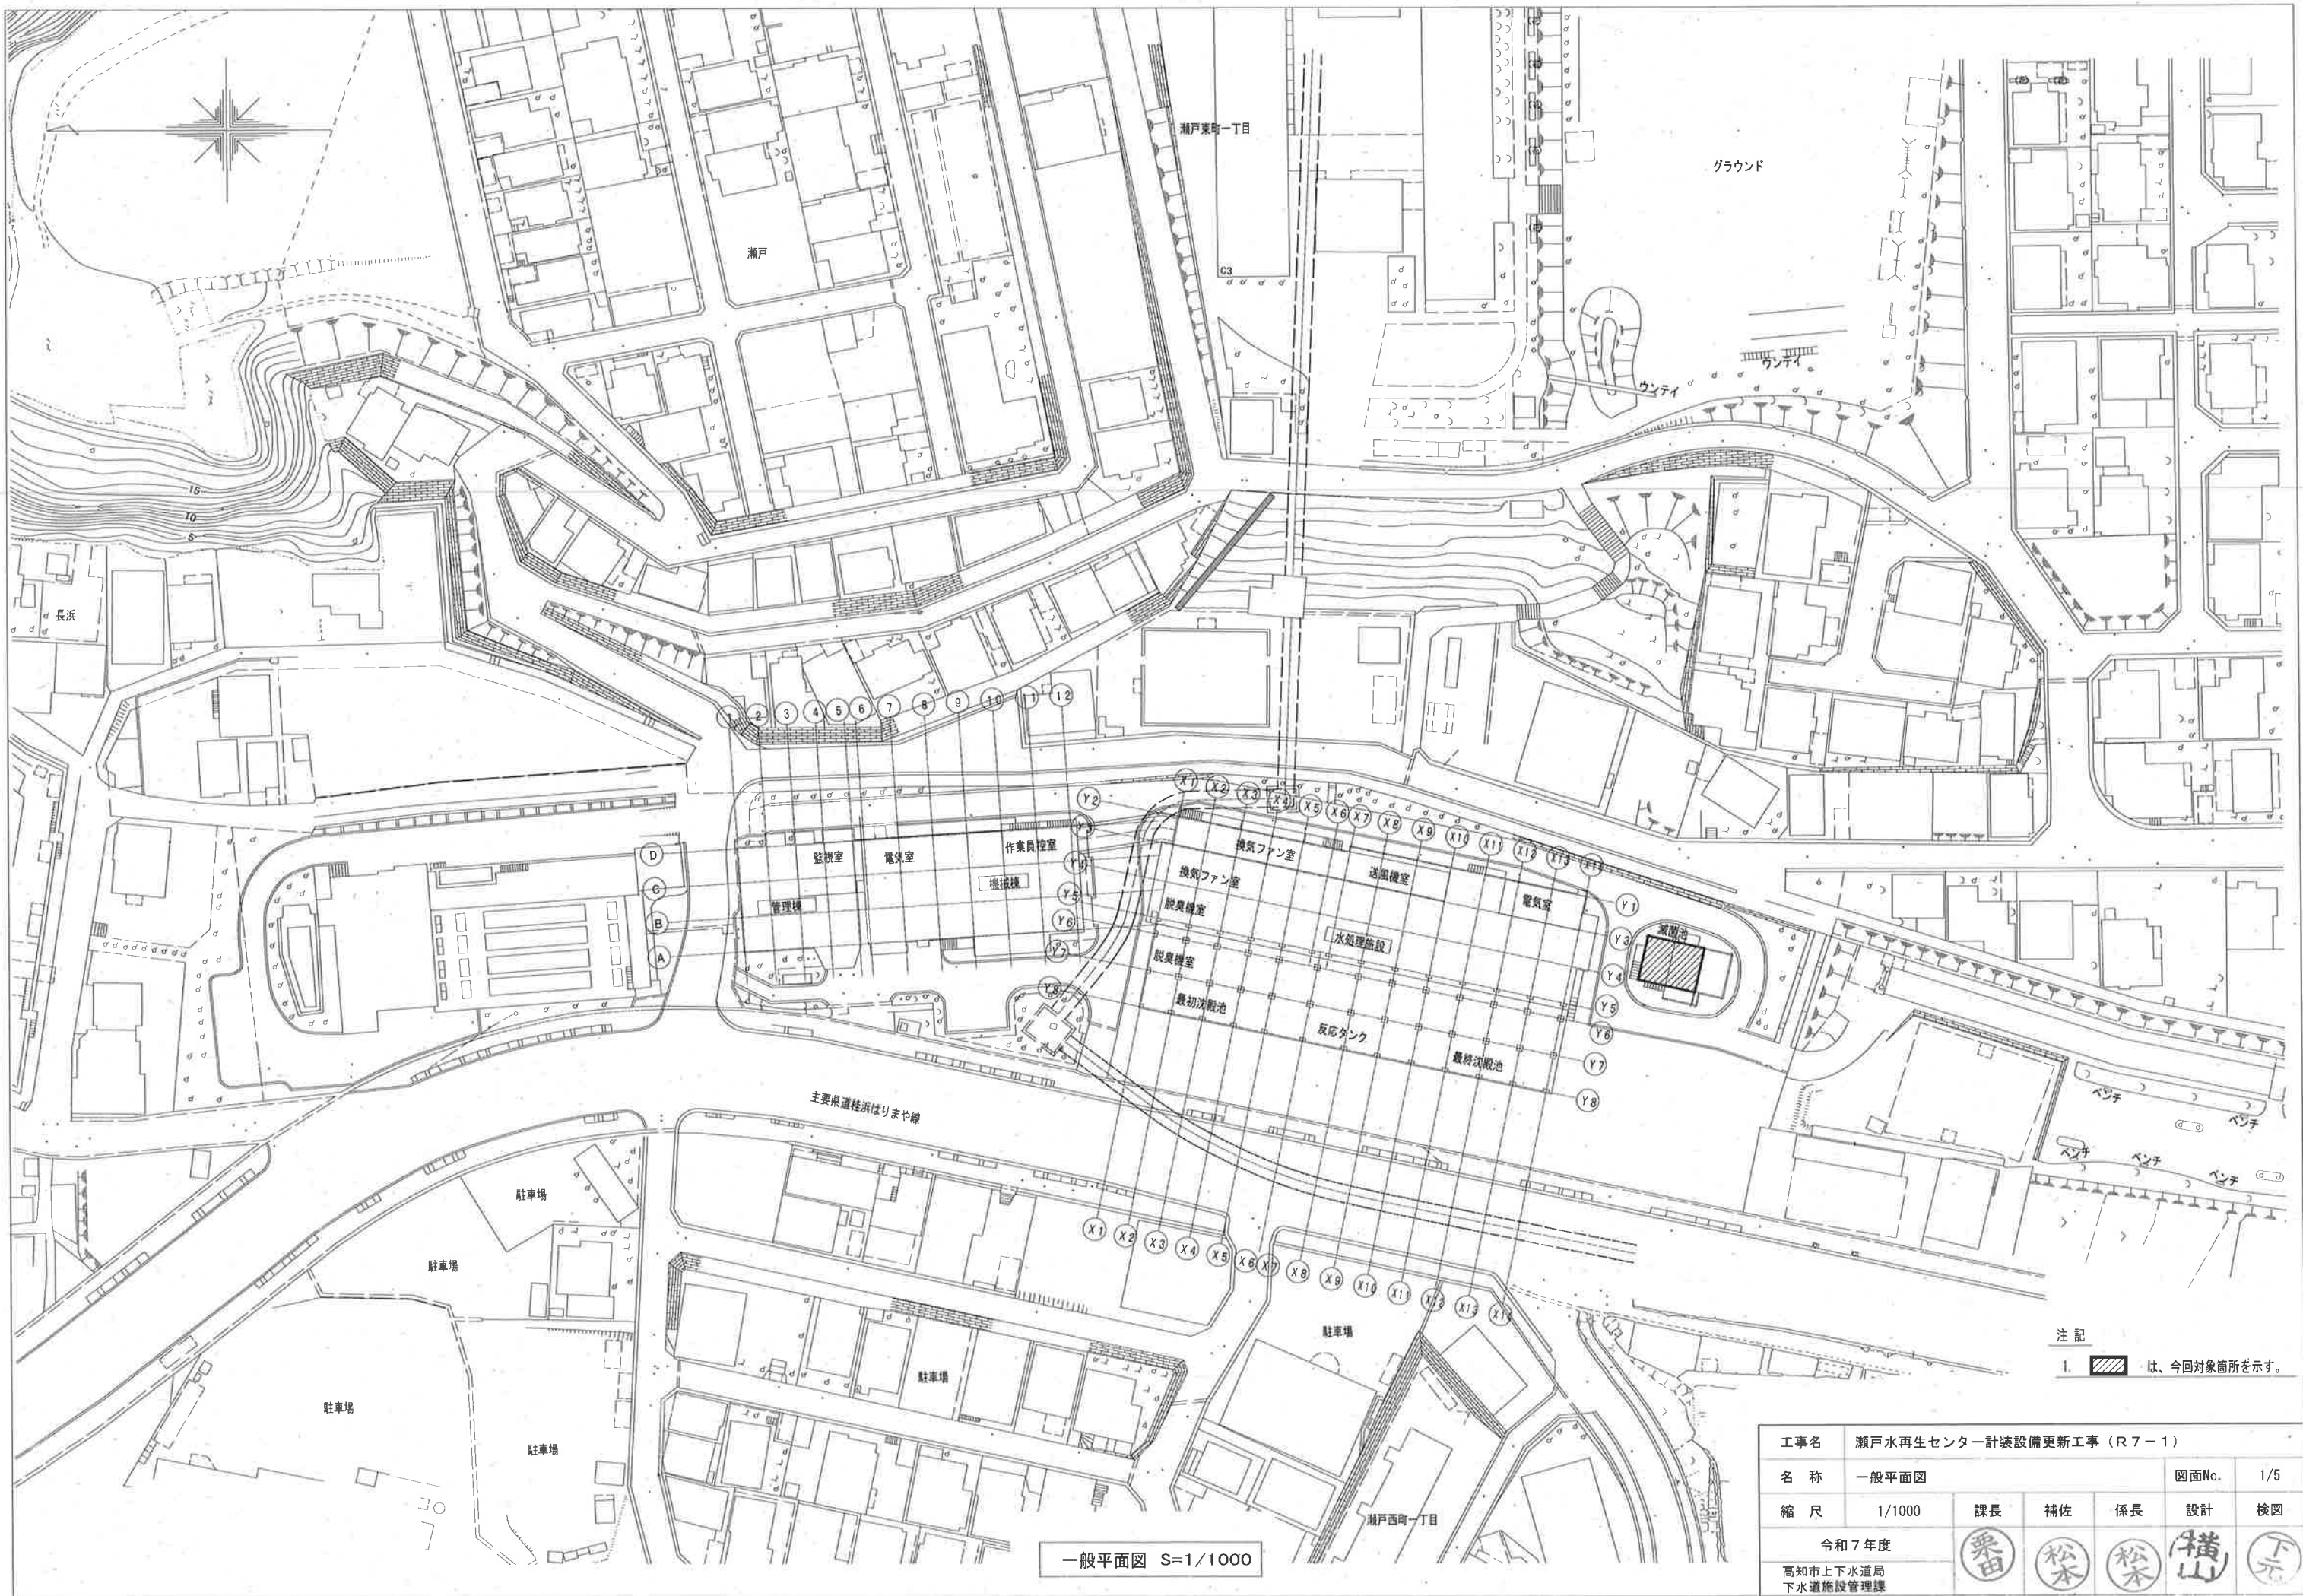

注記
1. は、今回対象箇所を示す。

工事名	瀬戸水再生センター計装設備更新工事（R7-1）				
名称	一般平面図	図面No.	1/5		
縮尺	1/1000	課長	補佐	係長	設計
令和7年度					
高知市上下水道局 下水道施設管理課					

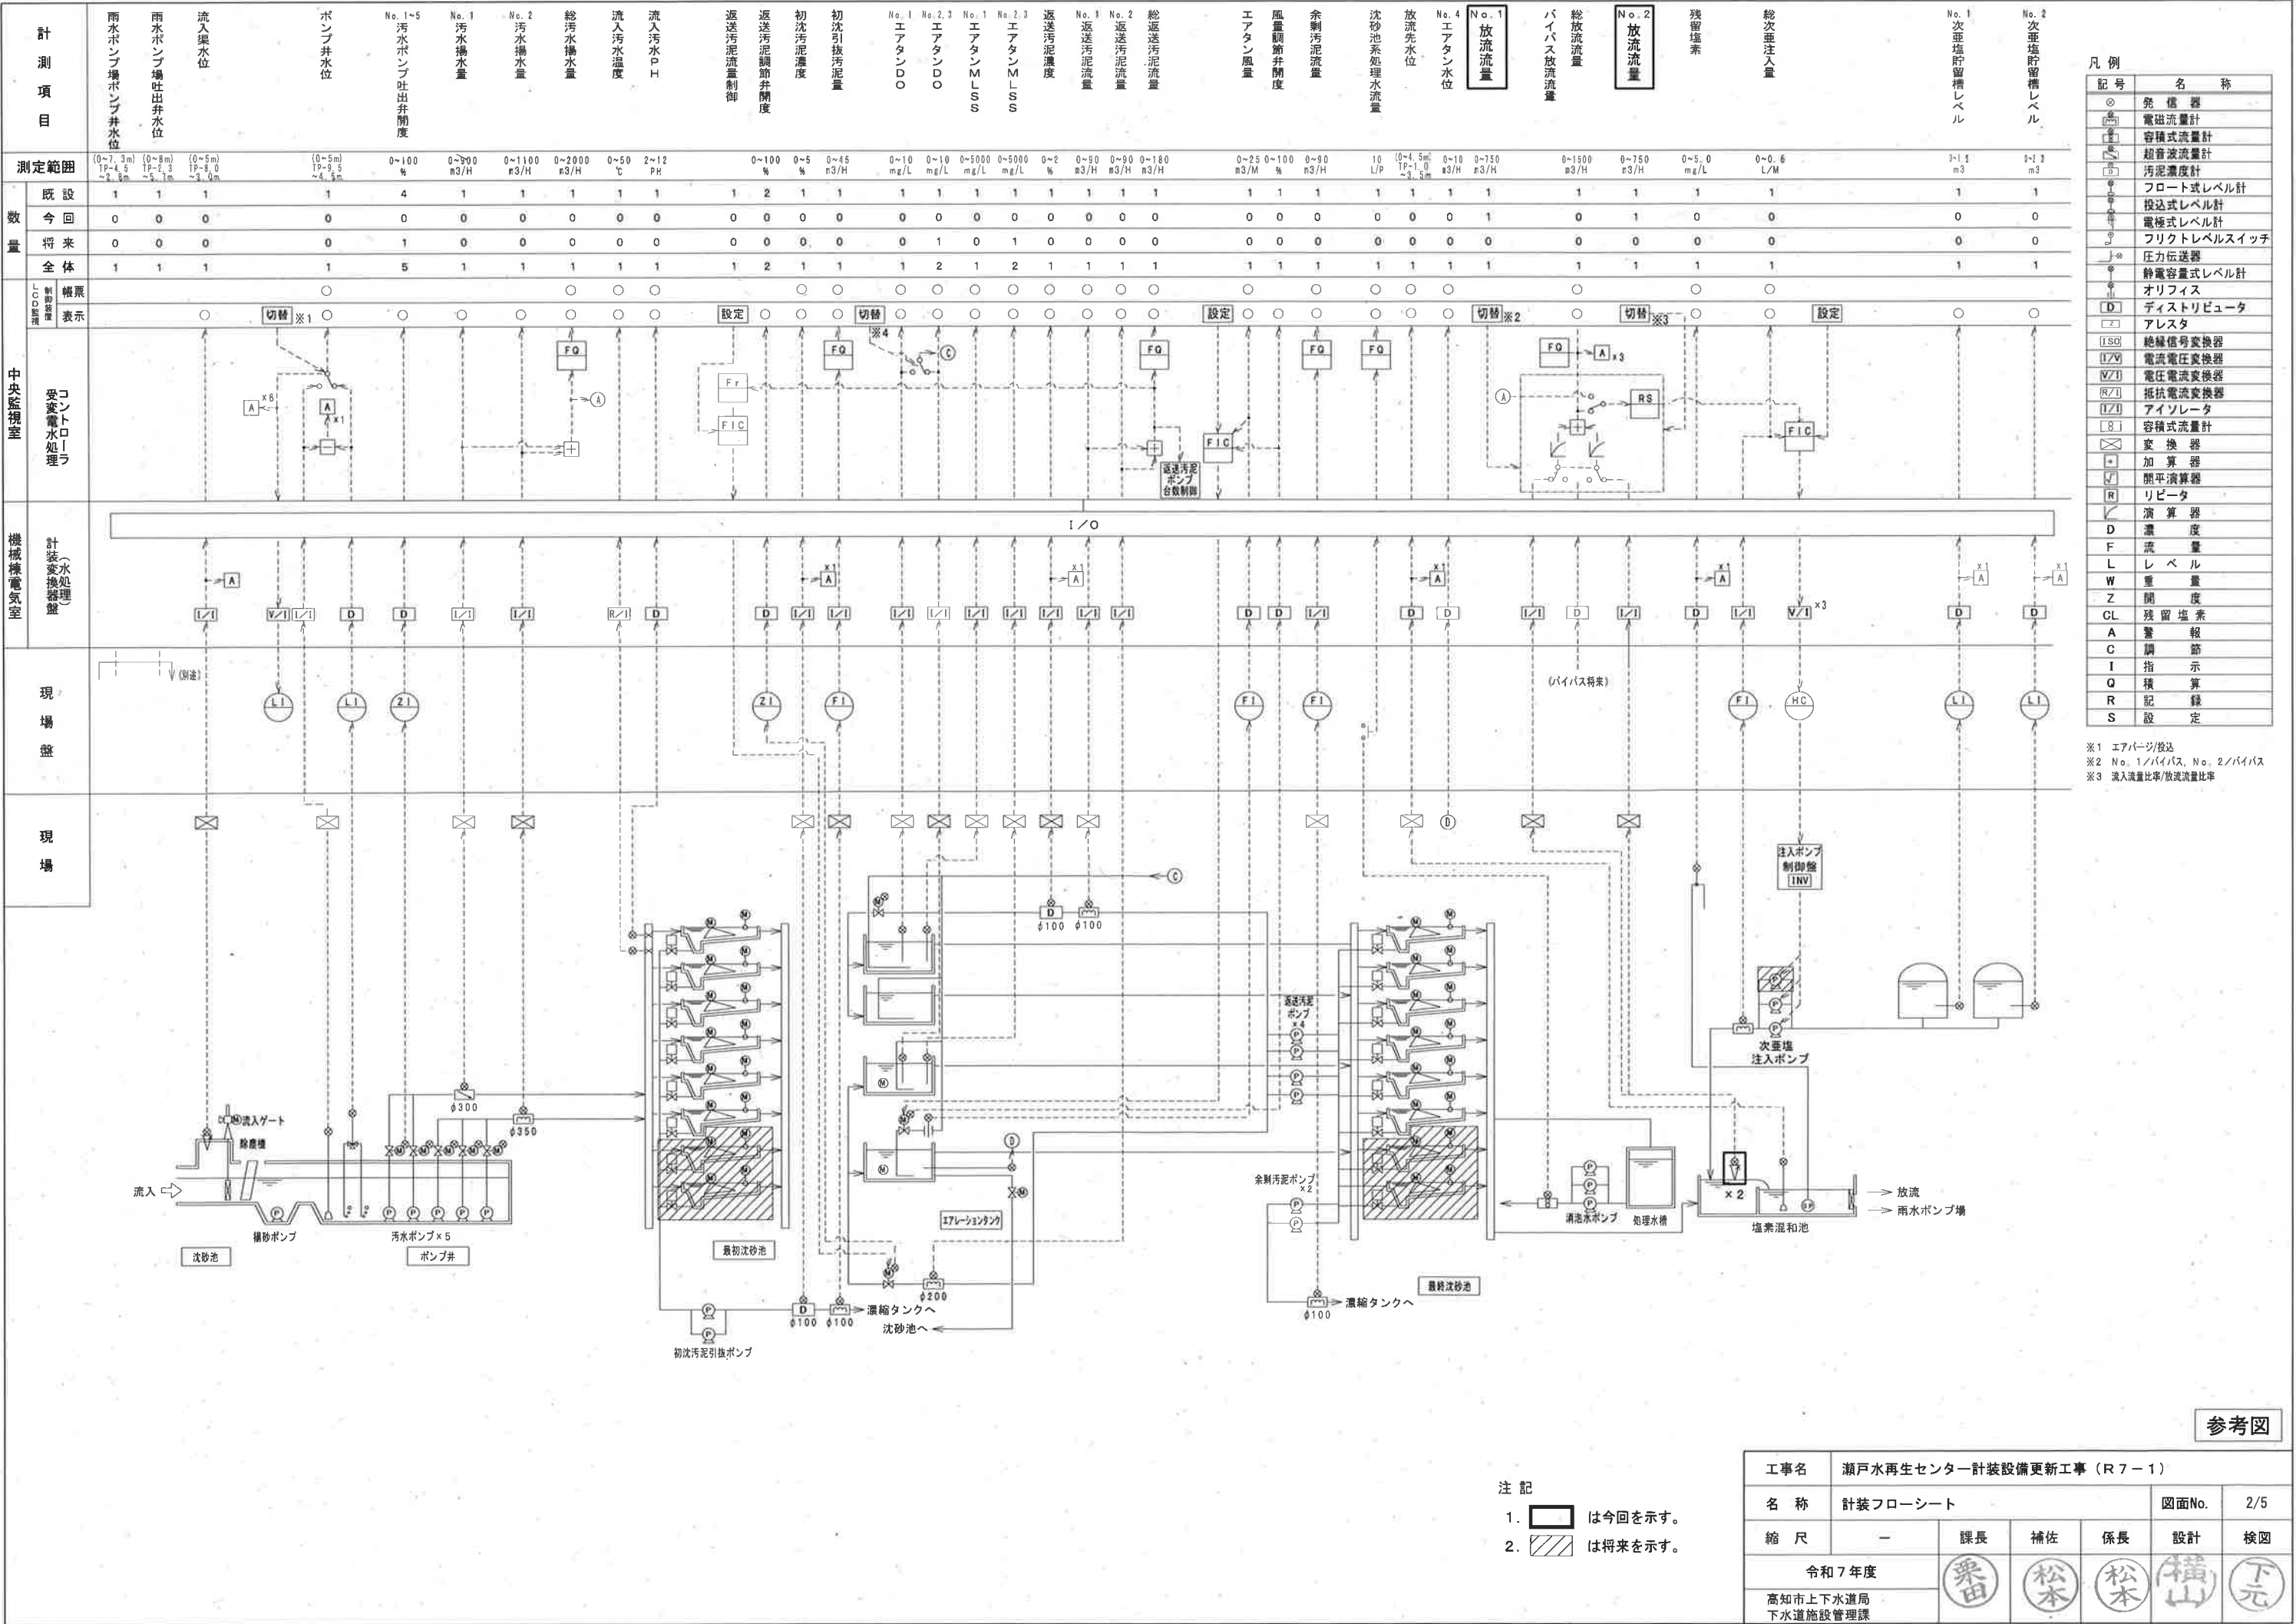

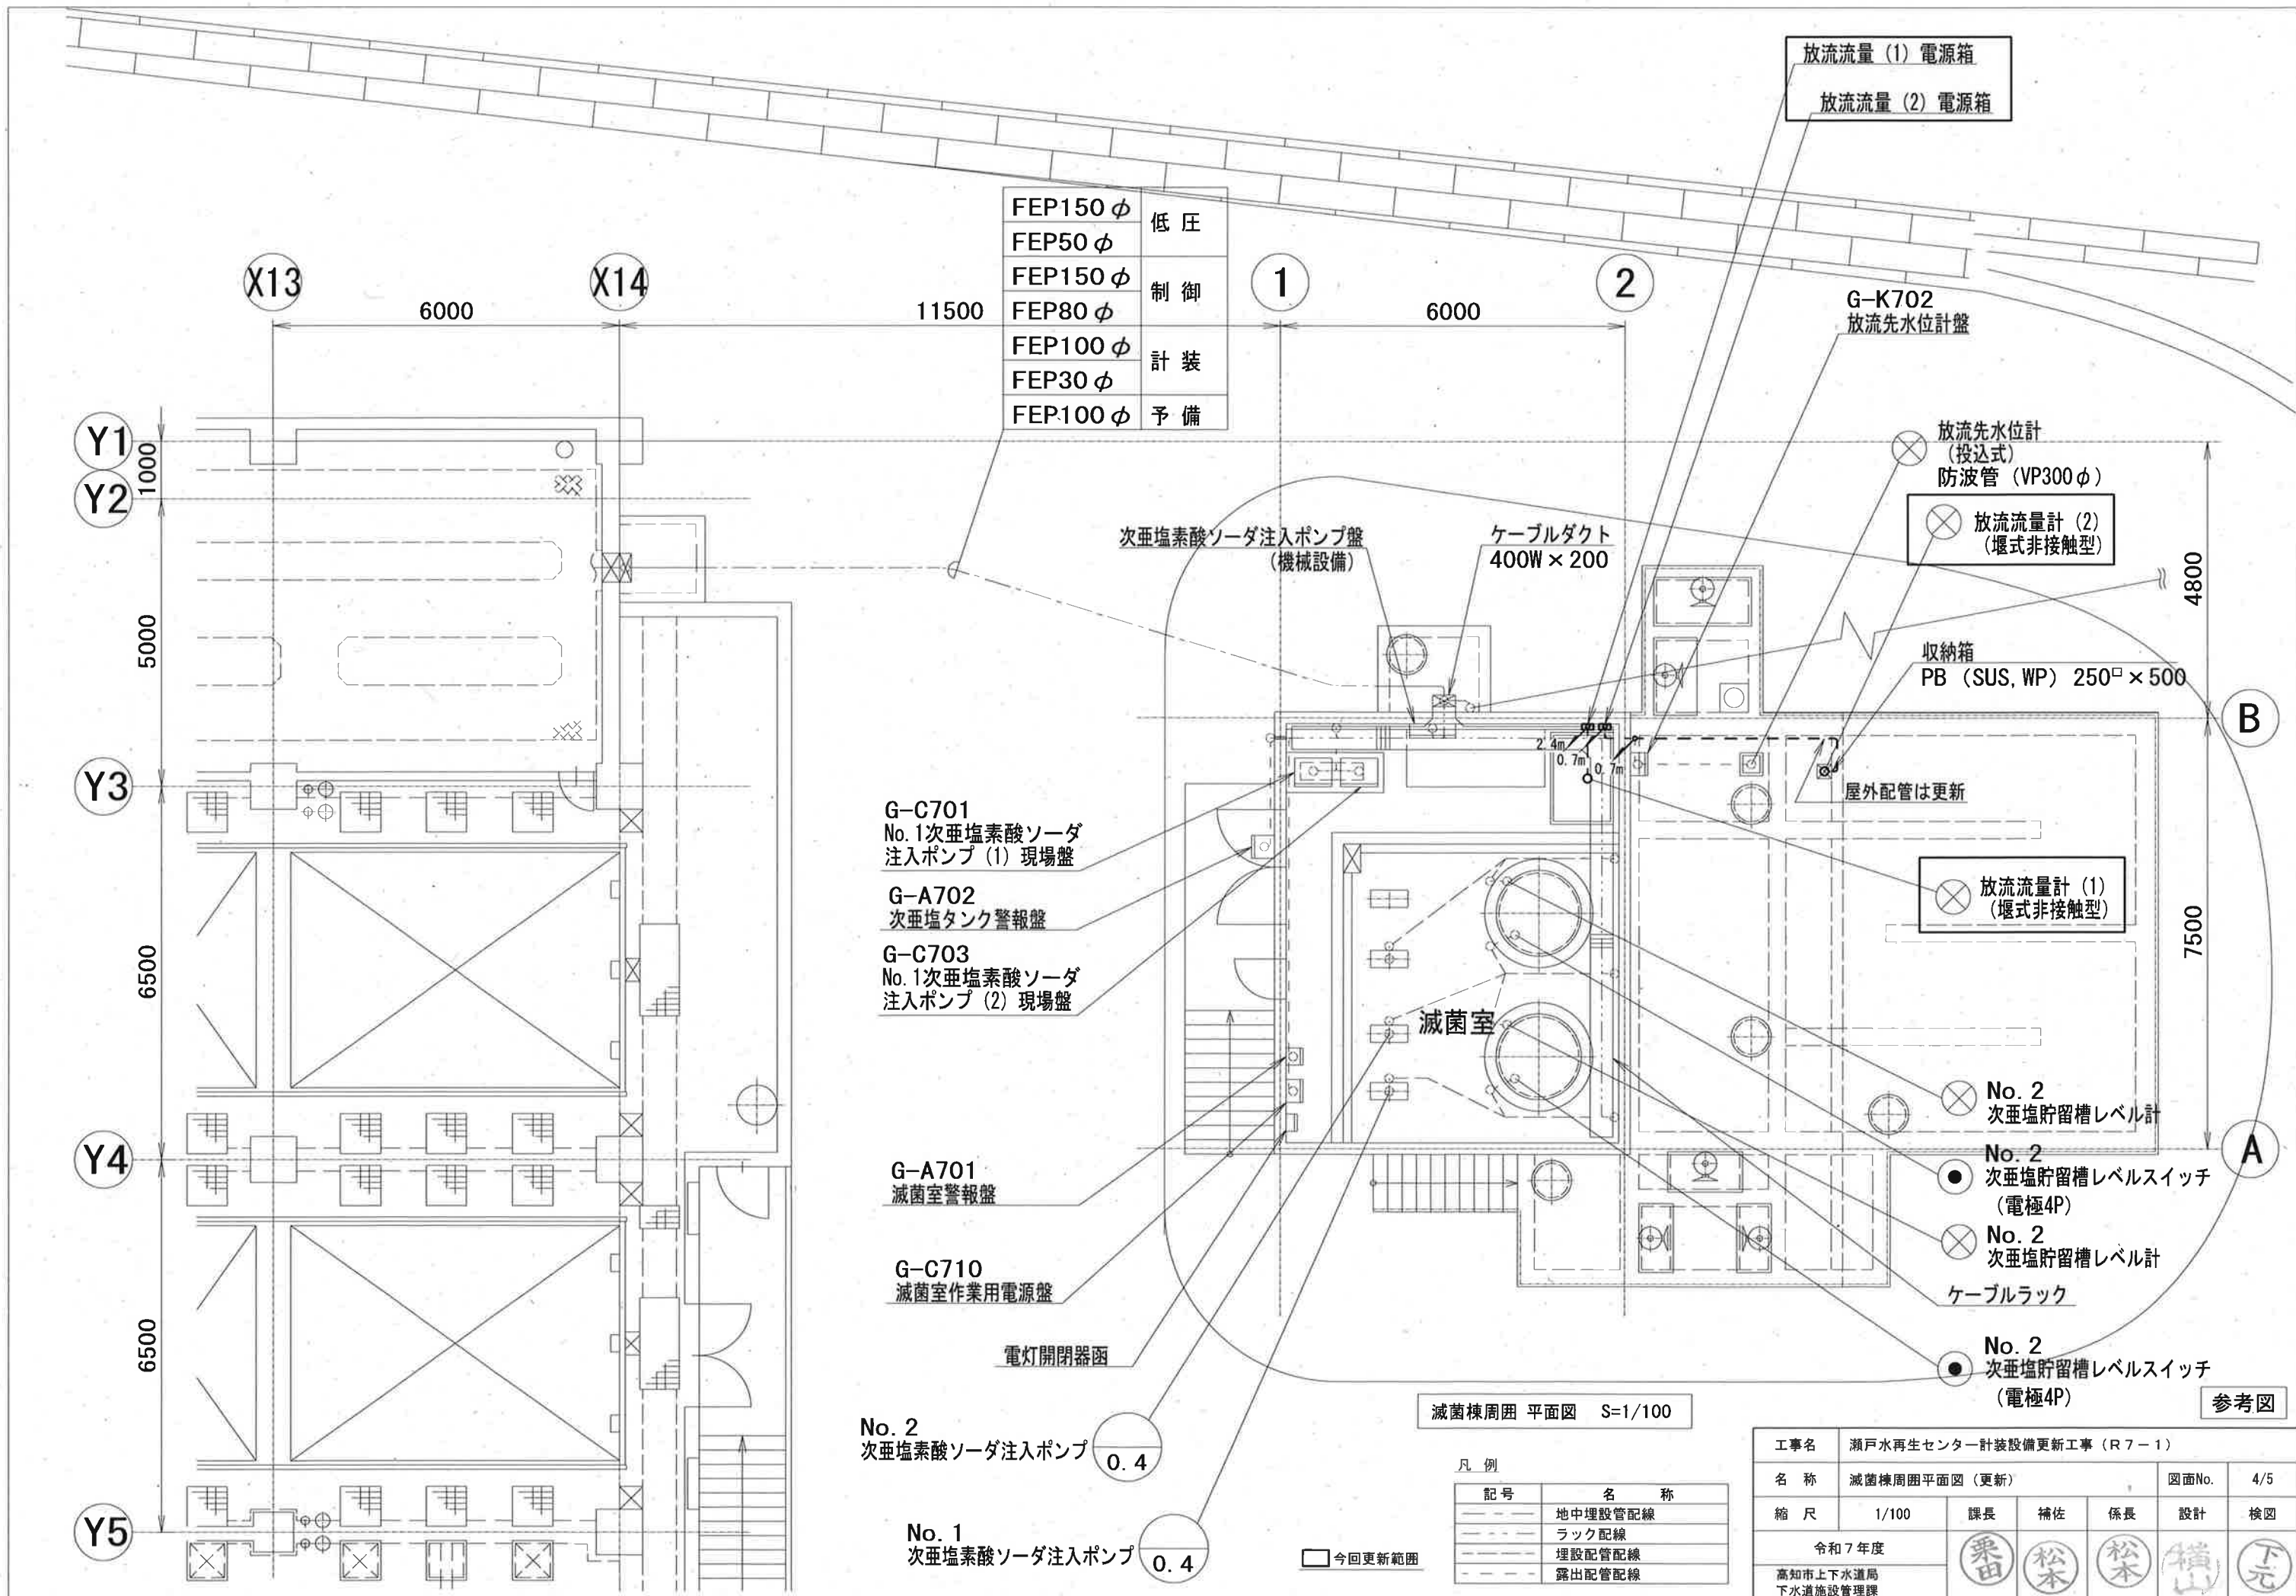


FEP150φ	低 圧
FEP50φ	
FEP150φ	制 御
FEP80φ	
FEP100φ	計 装
FEP30φ	
FEP100φ	予 備

滅菌棟周囲 平面図 S=1/100

凡 例	
記 号	名 称
---	地中埋設管配線
---	ラック配線
---	埋設配管配線
---	露出配管配線

工事名 瀬戸水再生センター計装設備更新工事 (R7-1)					
名 称	滅菌棟周囲平面図 (更新)				図面No. 4/5
縮 尺	1/100	課長	補佐	係長	設計 検図
令和7年度					
高知市上下水道局 下水道施設管理課					
栗田 松本 松本 横山 下元					

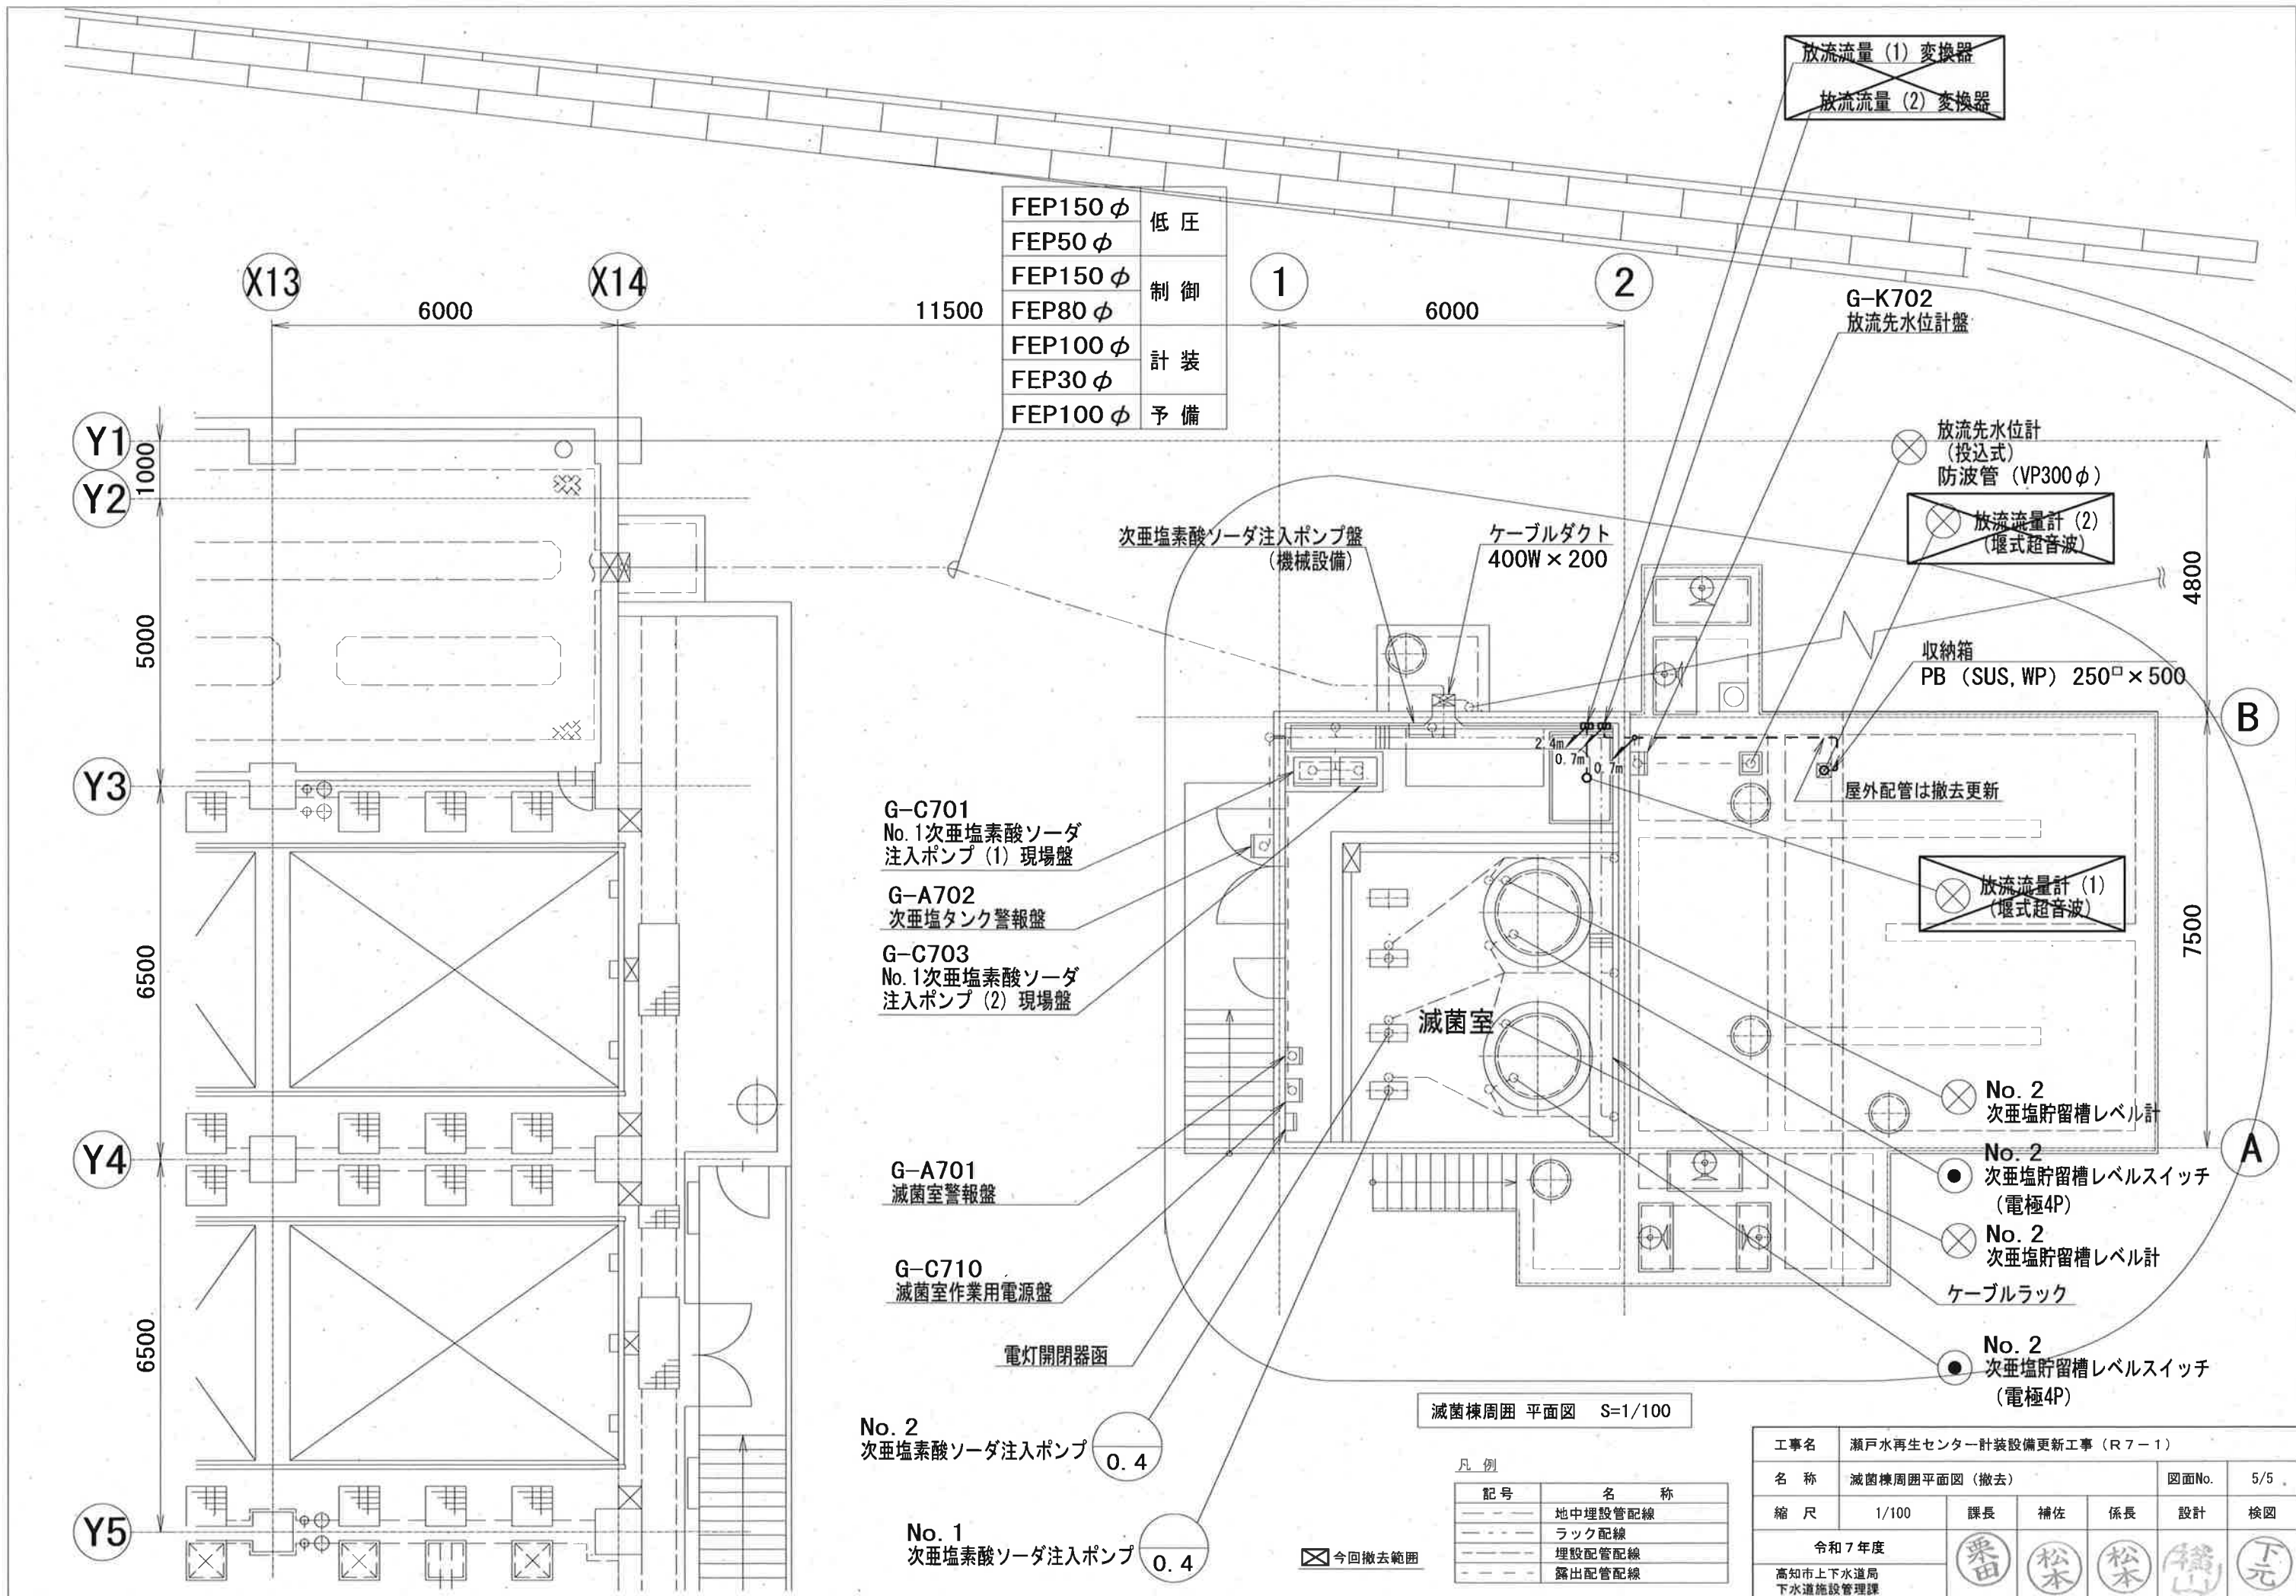

FEP150 φ	低 圧
FEP50 φ	
FEP150 φ	制 御
FEP80 φ	
FEP100 φ	計 装
FEP30 φ	
FEP100 φ	予 備

G-C701
No. 1次亜塩素酸ソーダ
注入ポンプ (1) 現場盤

G-A702
次亜塩タンク警報盤

G-C703
No. 1次亜塩素酸ソーダ
注入ポンプ (2) 現場盤

G-A701
滅菌室警報盤

G-C710
滅菌室作業用電源盤

電灯開閉器函

No. 2
次亜塩素酸ソーダ注入ポンプ 0.4

No. 1
次亜塩素酸ソーダ注入ポンプ 0.4

滅菌棟周囲 平面図 S=1/100

凡 例

記 号	名 称
——	地中埋設管配線
---	ラック配線
---	埋設配管配線
---	露出配管配線

今回撤去範囲

工事名	瀬戸水再生センター計装設備更新工事 (R7-1)				
名 称	滅菌棟周囲平面図 (撤去)				図面No. 5/5
縮 尺	1/100	課長	補佐	係長	設計 検図
令和7年度		栗田	松本	松本	橋山
高知市上下水道局 下水道施設管理課					下元