



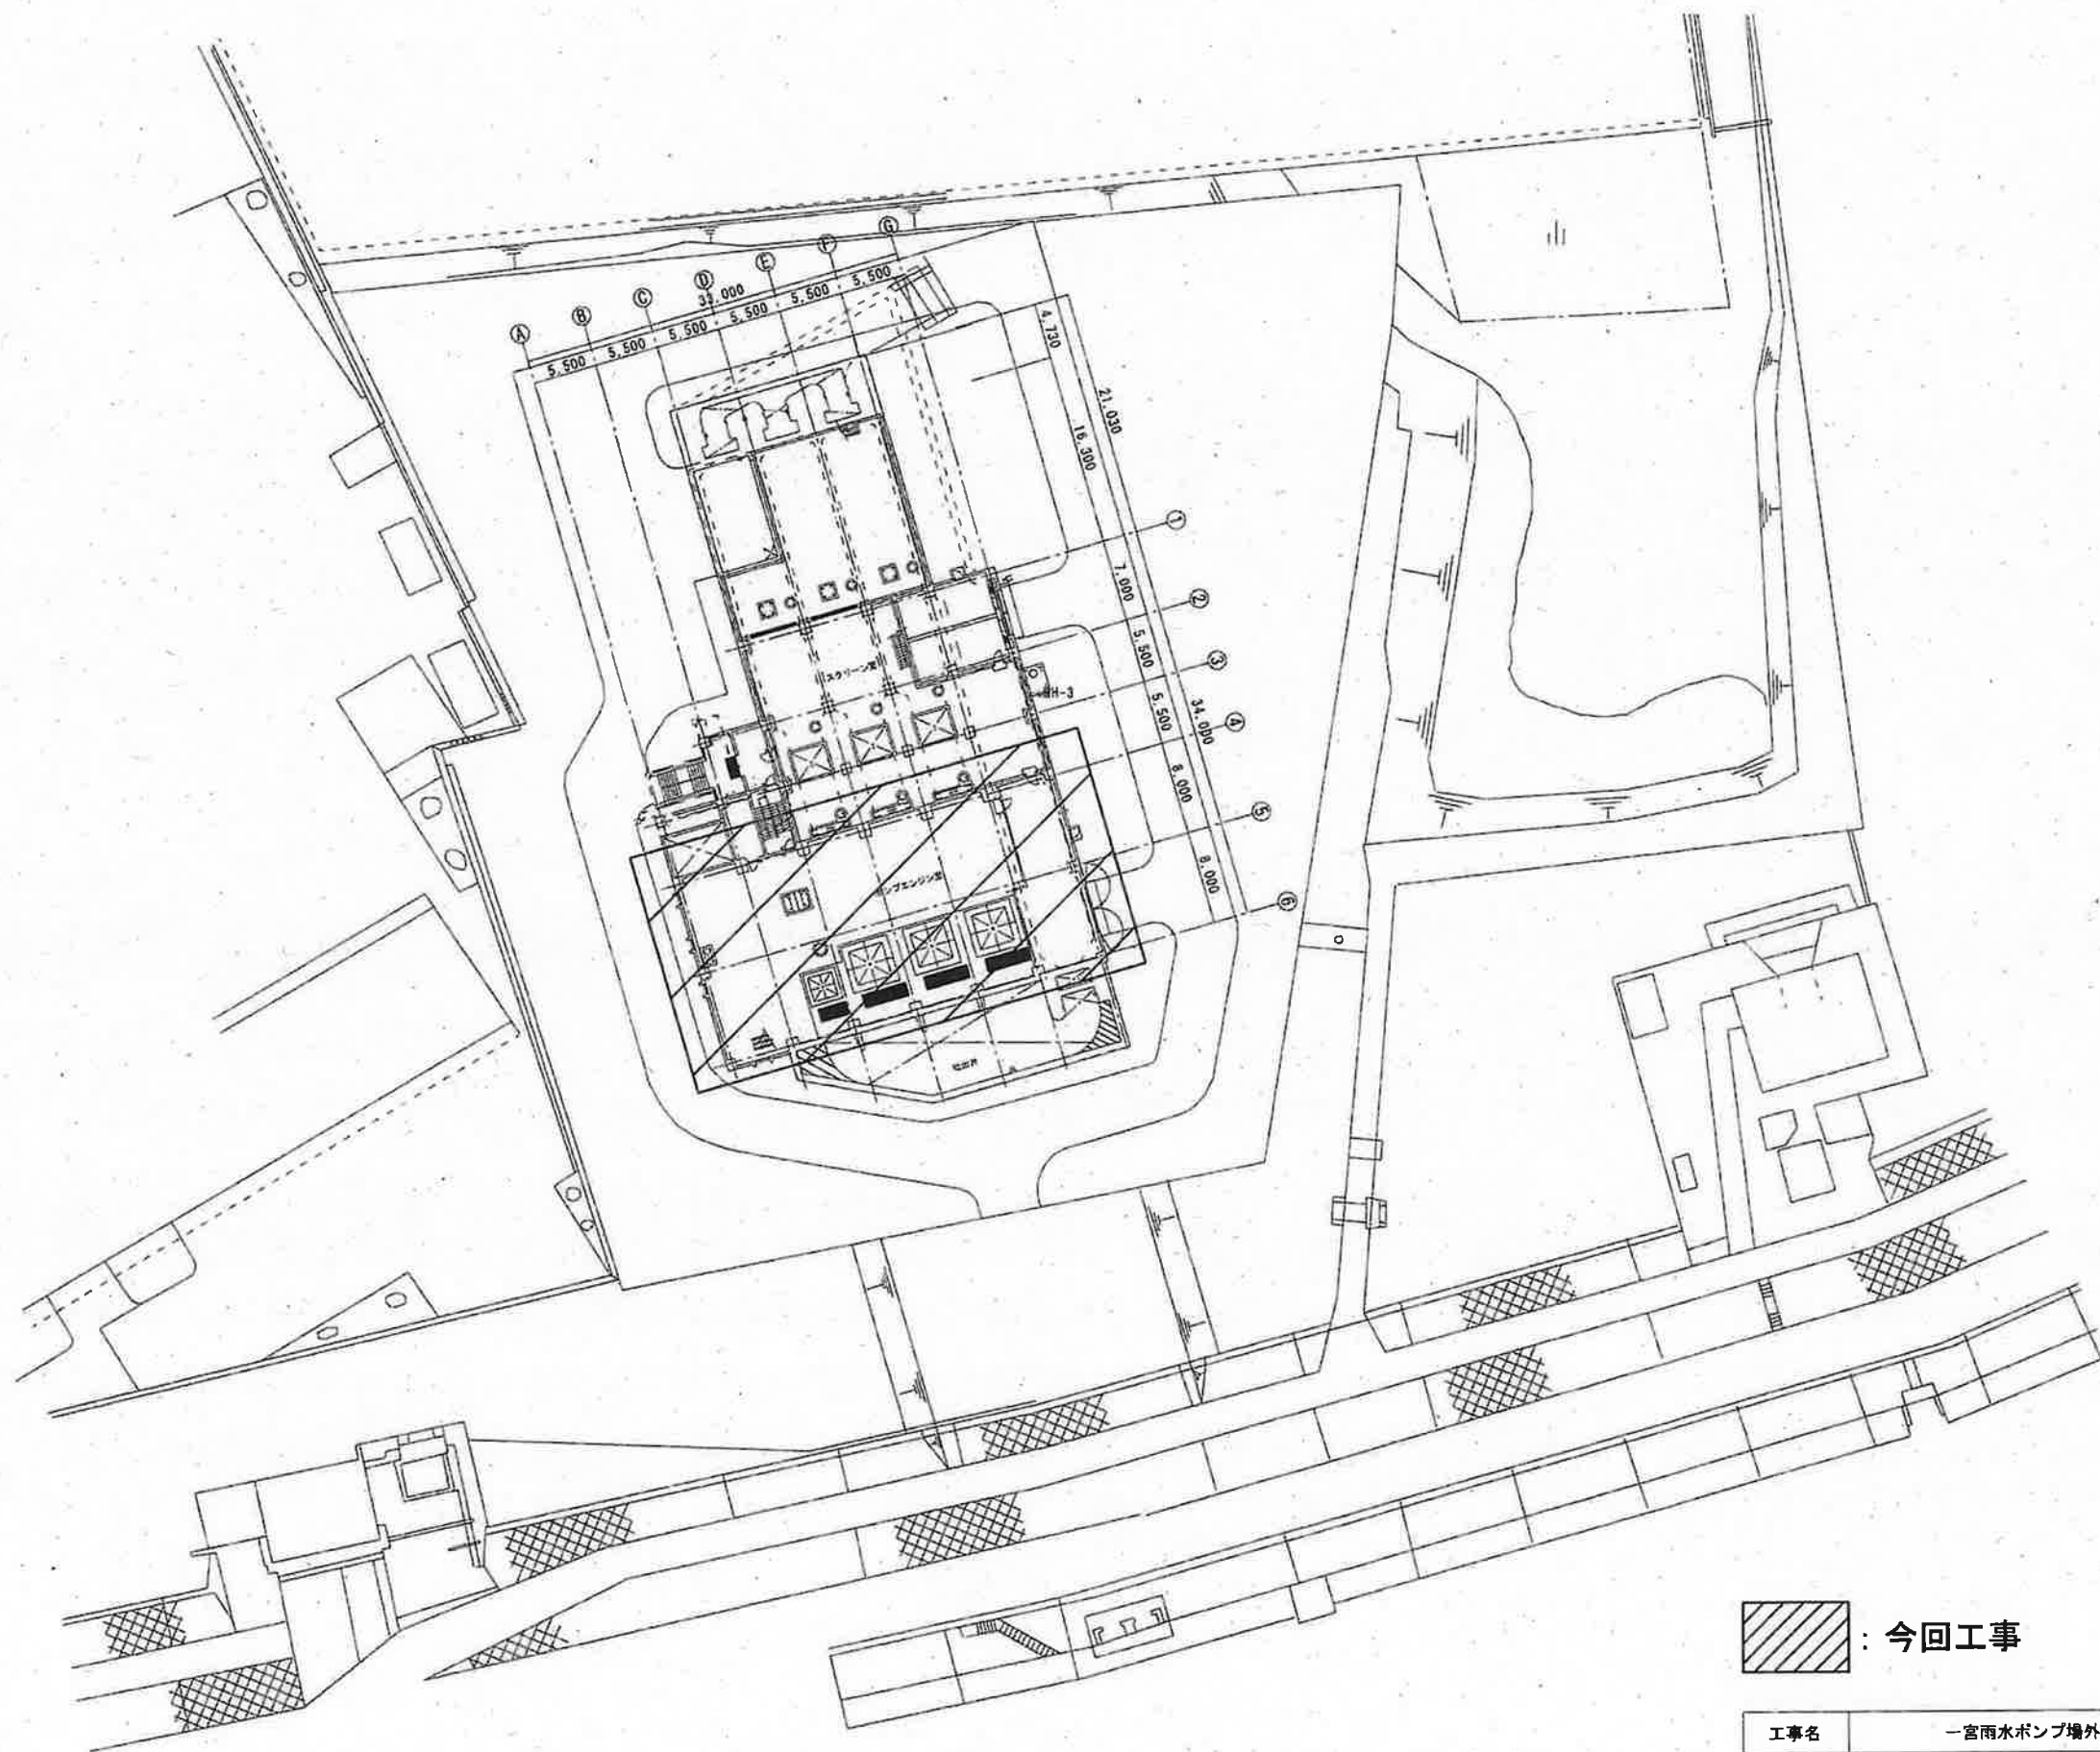

 : 今回工事


工事名	一宮雨水ポンプ場外蓄電池更新工事(R7-1)					
名 称	一宮雨水ポンプ場 一般平面図				図面No.	01/05
縮 尺	Non.	課長	補佐	係長	設計	検図
令和7年度						
高知市上下水道局 下水道施設管理課						

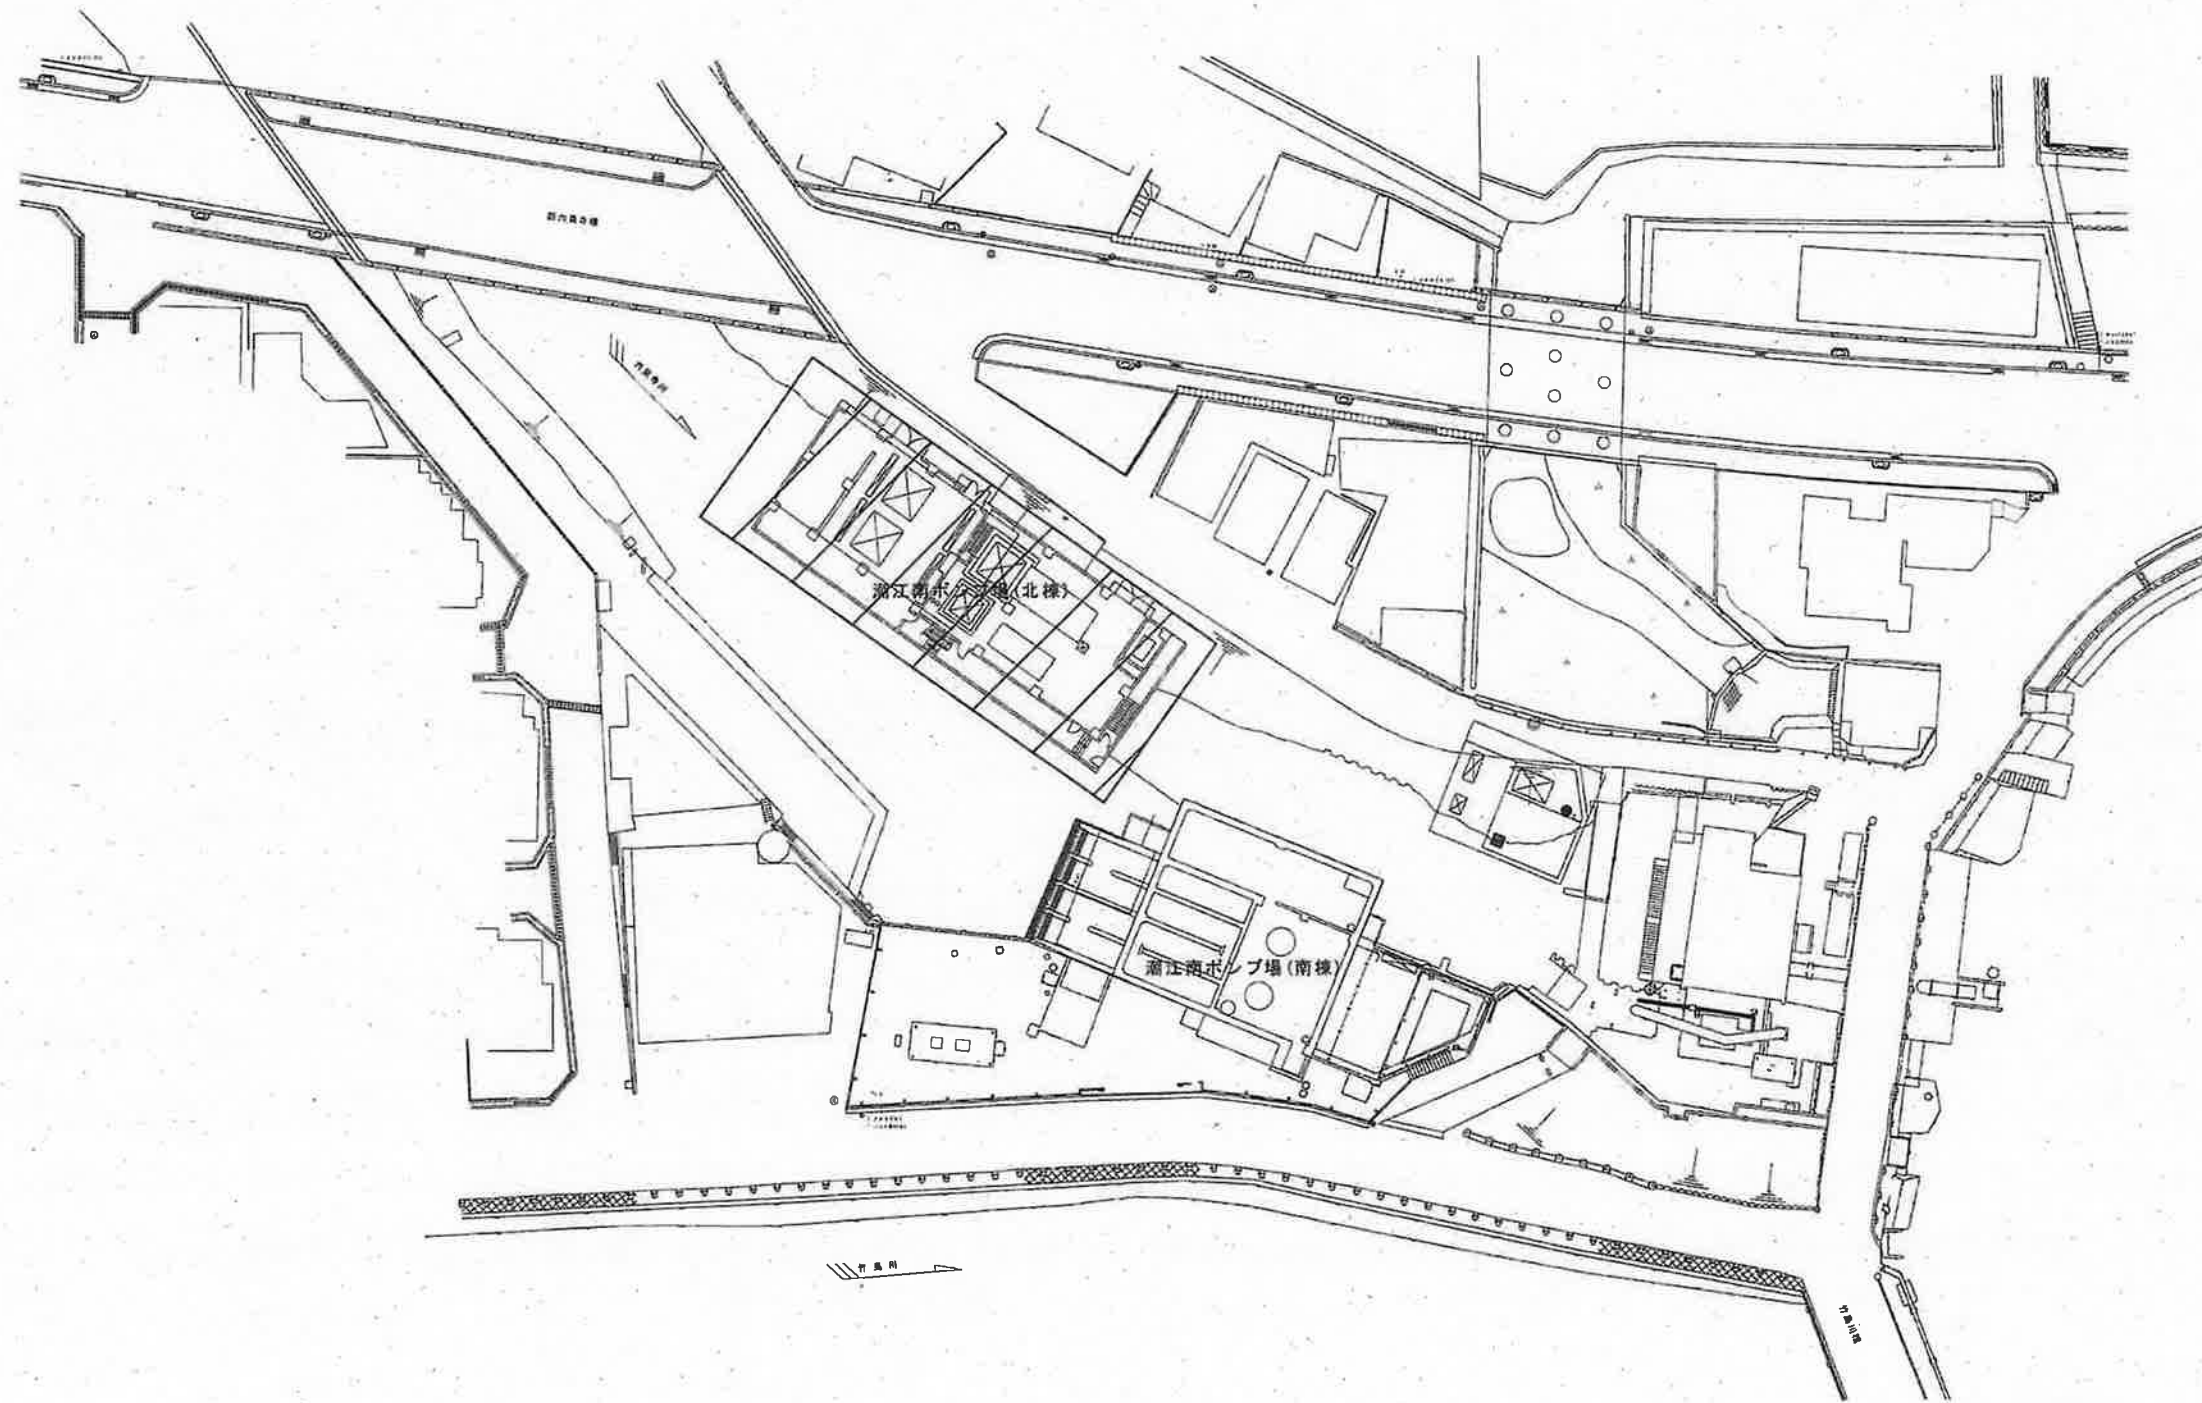

 : 今回工事

潮江南ポンプ場 一般平面図 S=Non.

工事名	一宮雨水ポンプ場外蓄電池更新工事(R7-1)					
名称	潮江南ポンプ場 一般平面図				図面No.	02/05
縮尺	Non.	課長	補佐	係長	設計	検図
令和7年度						
高知市上下水道局 下水道施設管理課						

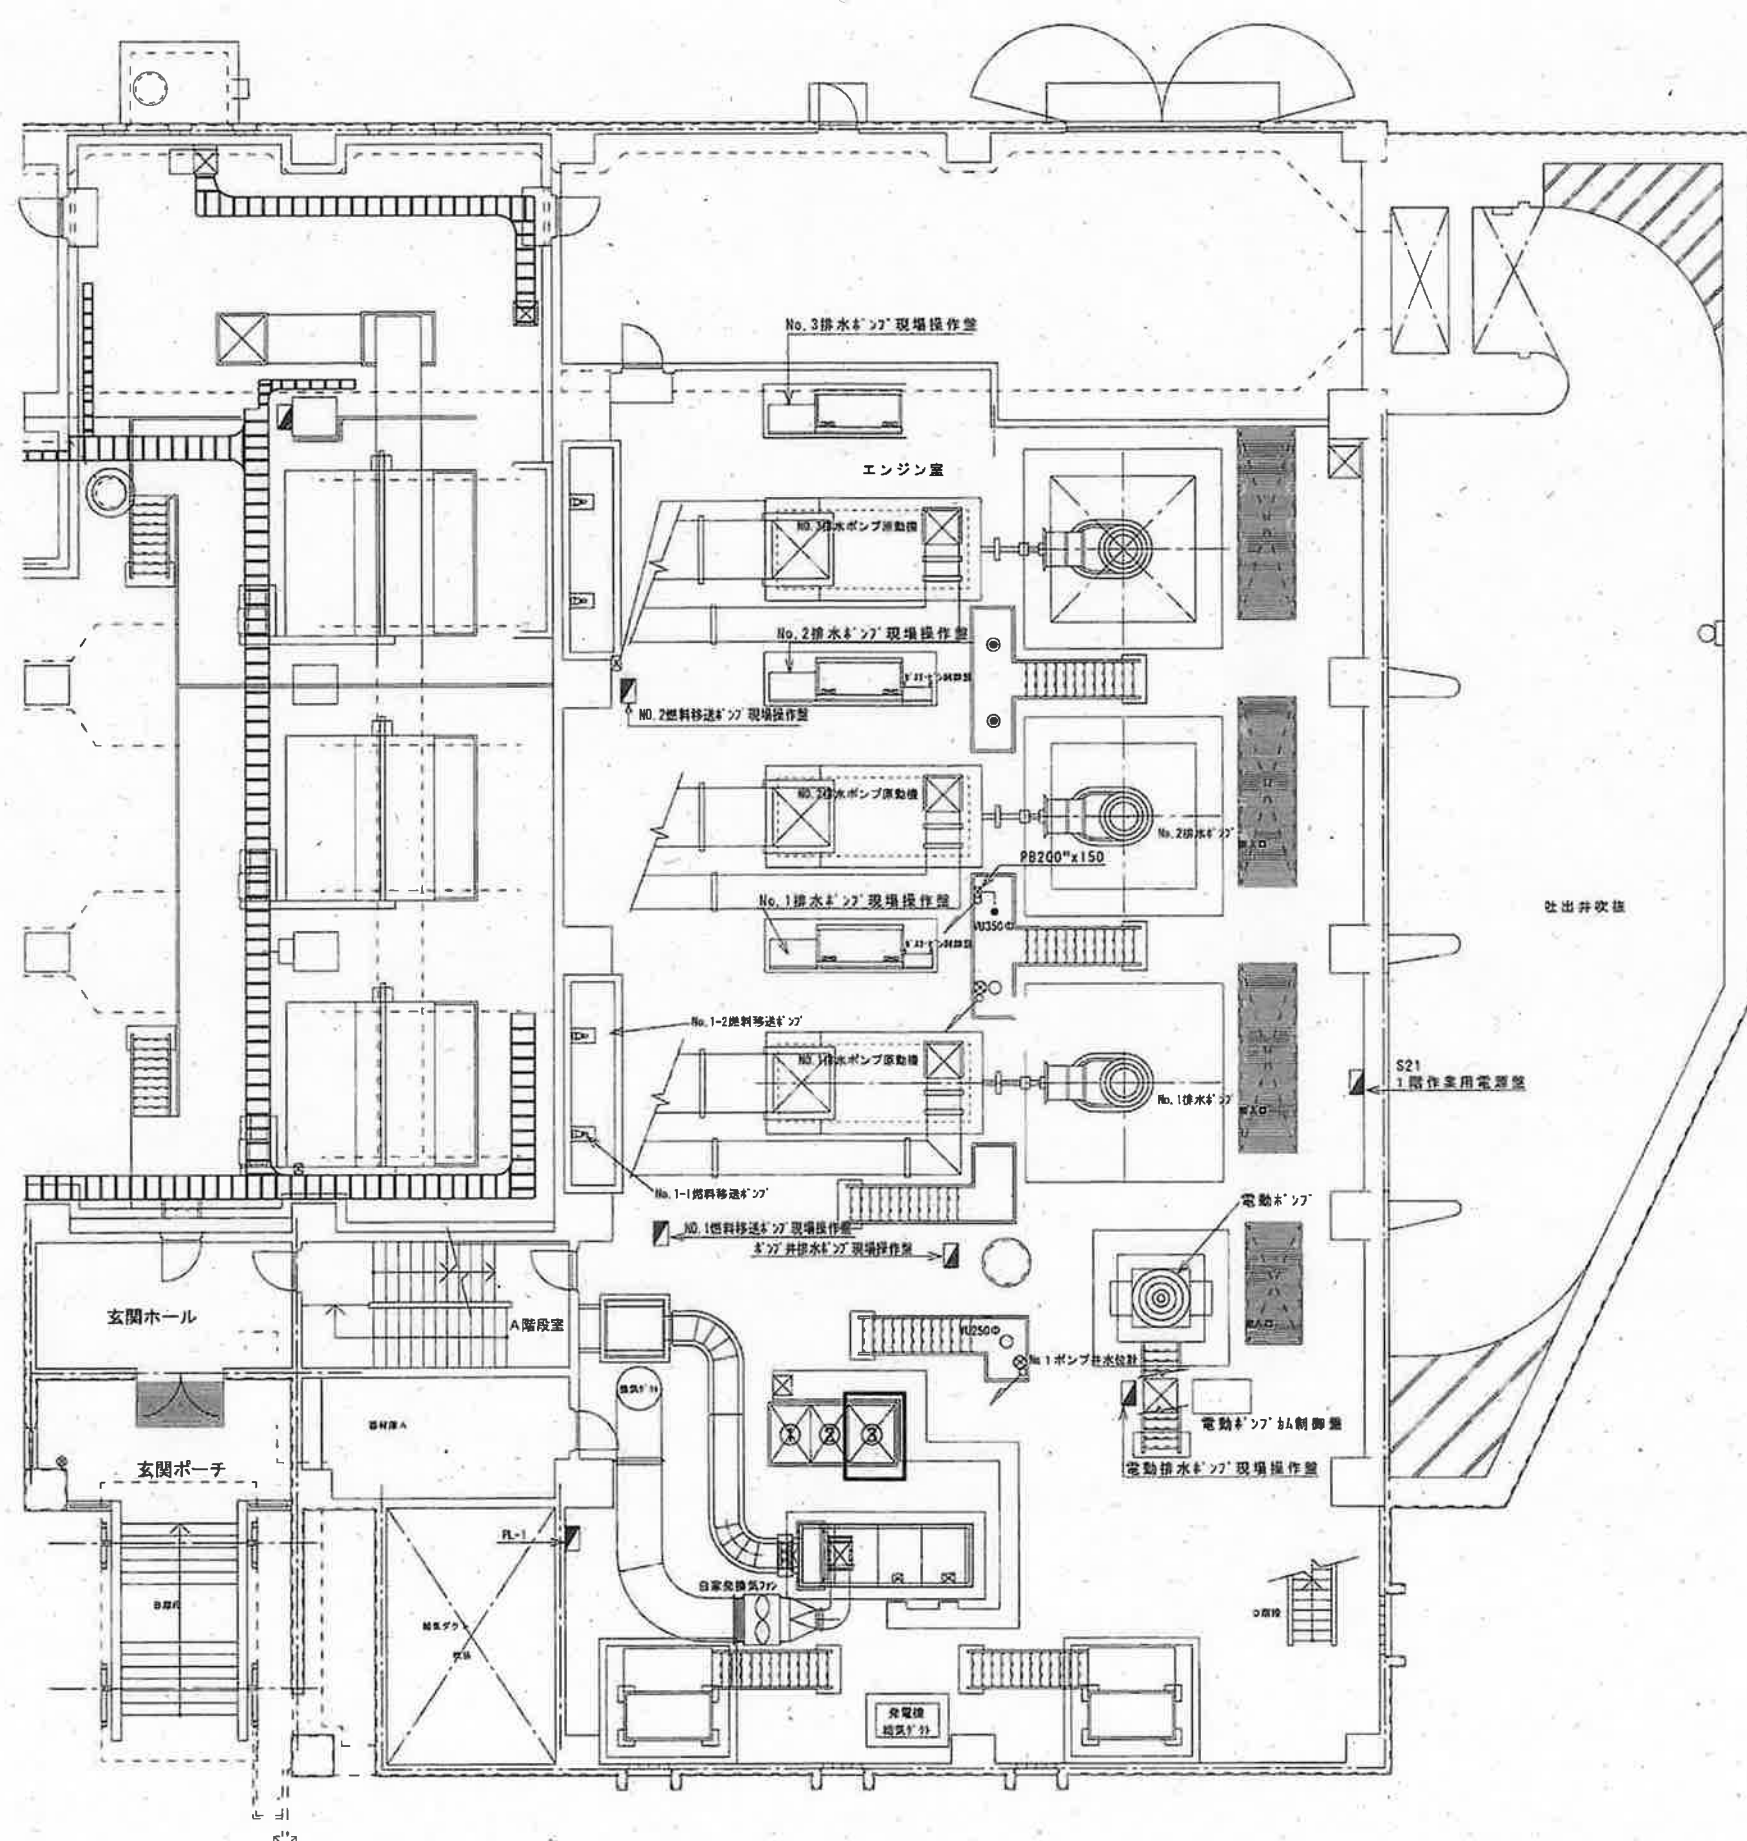

一宮雨水ポンプ場 電気室平面図 S=Non.

記入


記号	名称	備考
①	発電機盤	
②	自動始動盤	
③	始動用直流電源盤	※蓄電池のみ更新

記号	既設蓄電池	新設蓄電池
③	FVL-300×12	長寿命型MSE-300×12

上記蓄電池の更新

□: 今回工事

工事名	一宮雨水ポンプ場外蓄電池更新工事(R7-1)					
名称	一宮雨水ポンプ場 電気室平面図			図面No.	03/05	
縮尺	Non.	課長	補佐	係長	設計	検図
令和7年度			栗田	松本	廣瀬	栗
高知市上下水道局 下水道施設管理課						森本

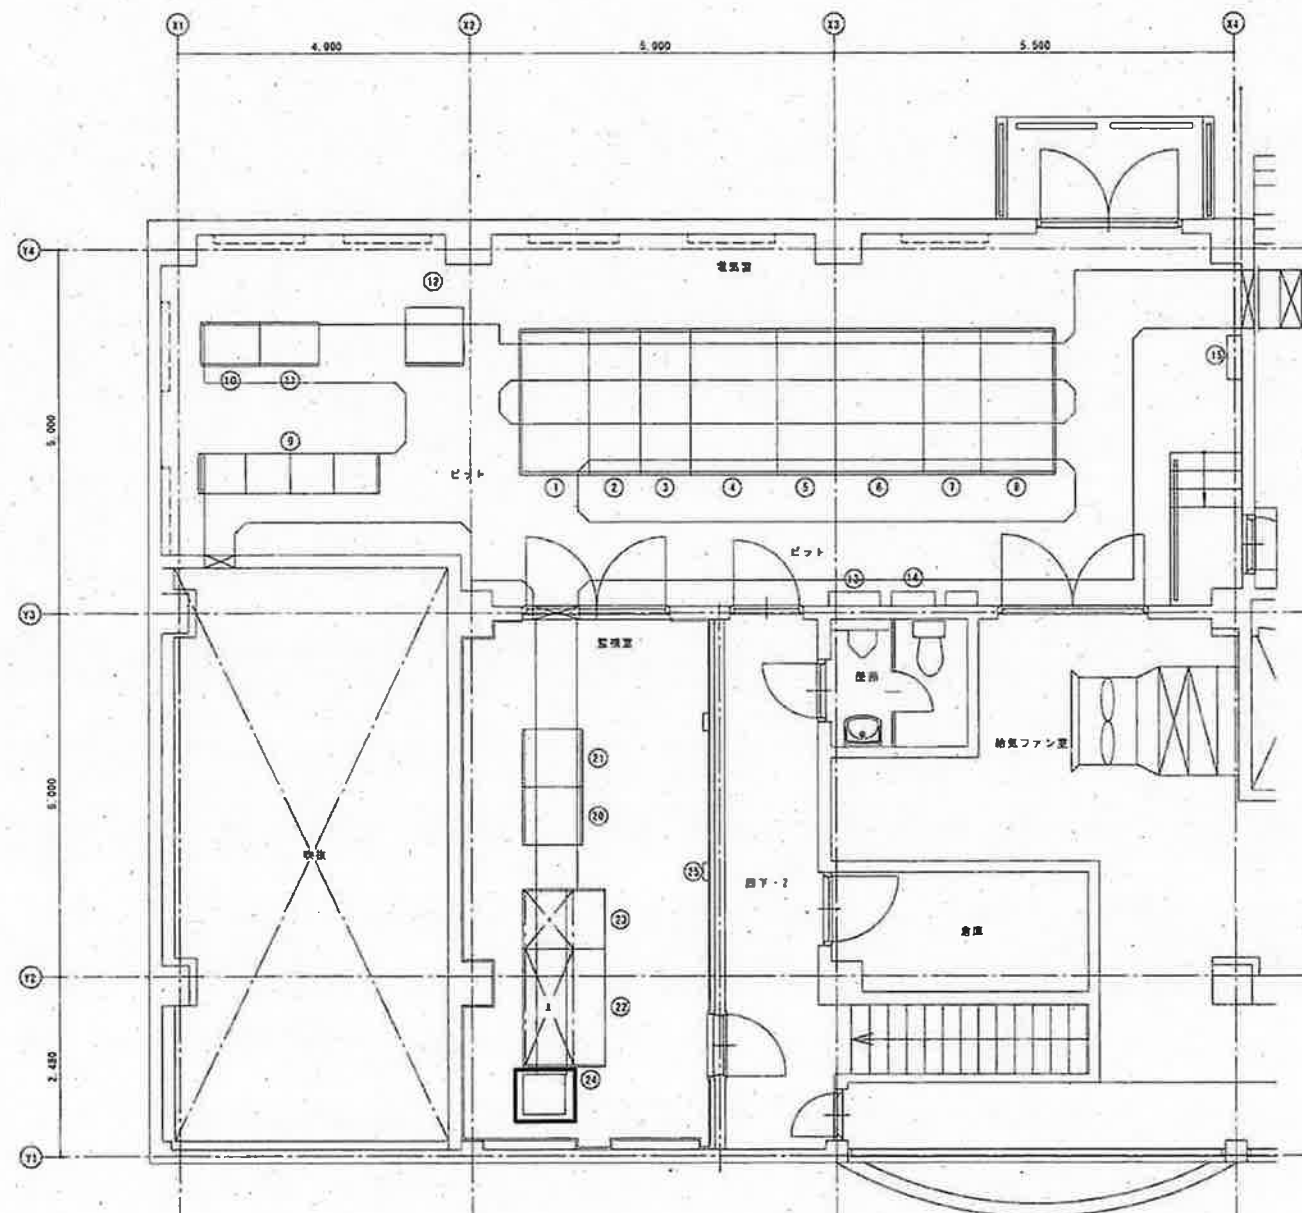


番 号	名 称	備 考
①	高圧引込盤	
②	高圧受電盤	
③	主変圧器一次盤	
	南ポンプ機フィーダ盤	
④	主変圧器二次盤	
⑤	電源切換盤	
⑥	動力盤	
⑦	照明盤	
⑧	電動排水ポンプ盤	
⑨	共通補機設備コントロールセンタ	
⑩	補助継電器盤 (1)	
⑪	補助継電器盤 (2)	
⑫	直流電源装置	
⑬	建築動力制御盤	
⑭	電灯分電盤	
⑮	接地端子箱	
⑯		
⑰		
⑱		
⑲		
⑳	計装変換器盤	
㉑	コントローラ盤	
㉒	ミニグラフィック監視操作卓	
㉓	ITV操作卓	
㉔	ミニUPS (2kVA) *	※ミニUPS全体の更新とする。
㉕	非常通報装置	

潮江南ポンプ場 2F電気室平面図 S=1/100

□: 今回工事

工事名	一宮雨水ポンプ場外蓄電池更新工事(R7-1)					
名 称	潮江南ポンプ場 2F電気室平面図			図面No.	04/05	
縮 尺	1/100	課長	補佐	係長	設計	検図
令和7年度		栗田	松本	廣瀬	正木	森本
高知市上下水道局 下水道施設管理課						

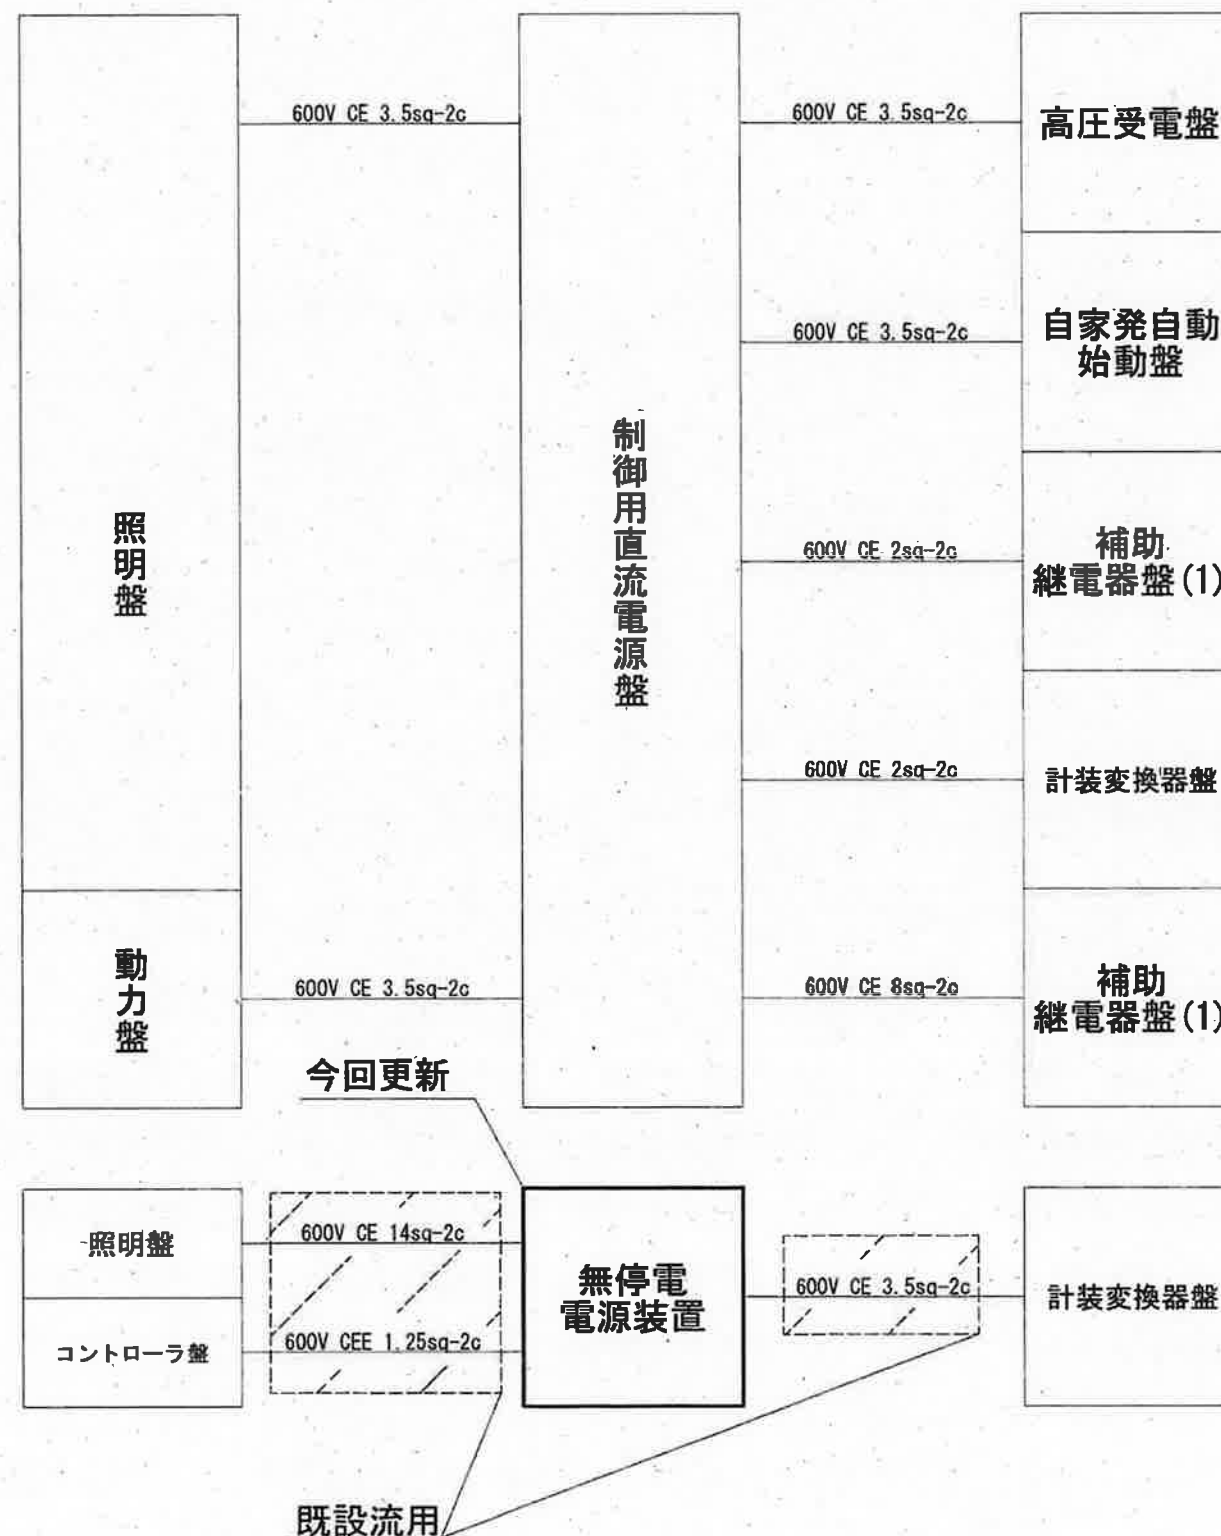

潮江南ポンプ場 配線系統図

既設流用

今回工事

工事名	一宮雨水ポンプ場外蓄電池更新工事(R7-1)					
名称	潮江南ポンプ場 配線系統図				図面No.	05/05
縮尺	Non.	課長	補佐	係長	設計	検図
令和7年度		栗田	松本	廣瀬	栗田	森本
高知市上下水道局 下水道施設管理課						