



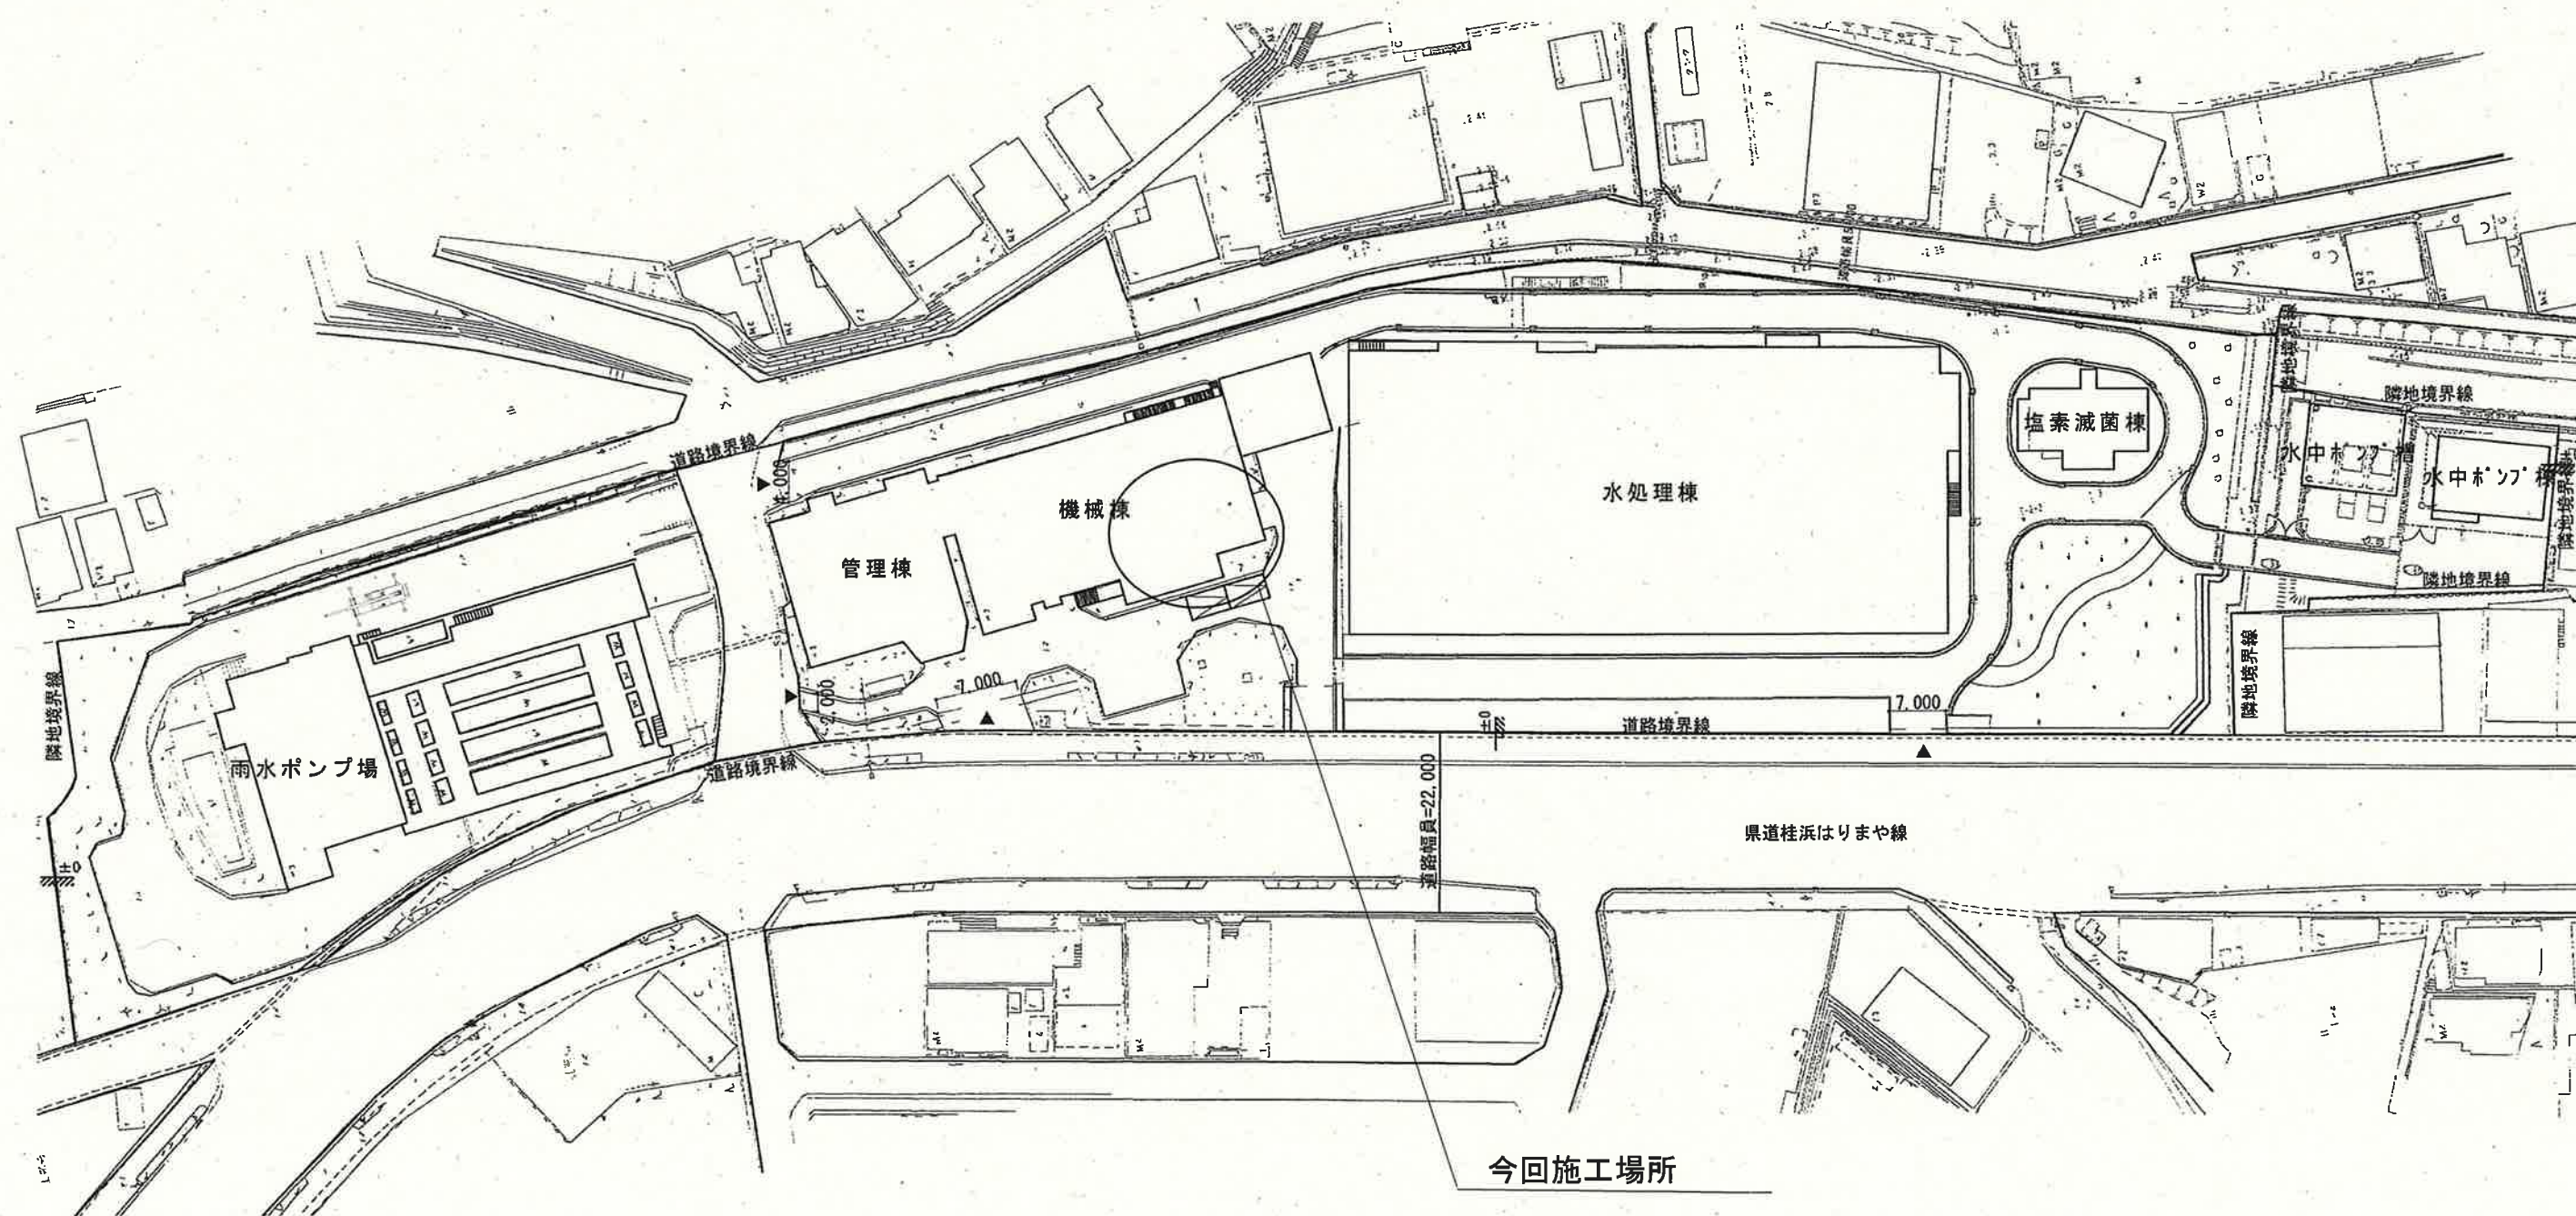


今回施工場所

工事名	瀬戸水再生センターNo.1汚水ポンプ更新工事(R7-1)					
名 称	一般平面図				図面No.	1/3
縮 尺	NON	課長	課長補佐	係長	設計	検図
令和7年度						
下水道施設管理課						

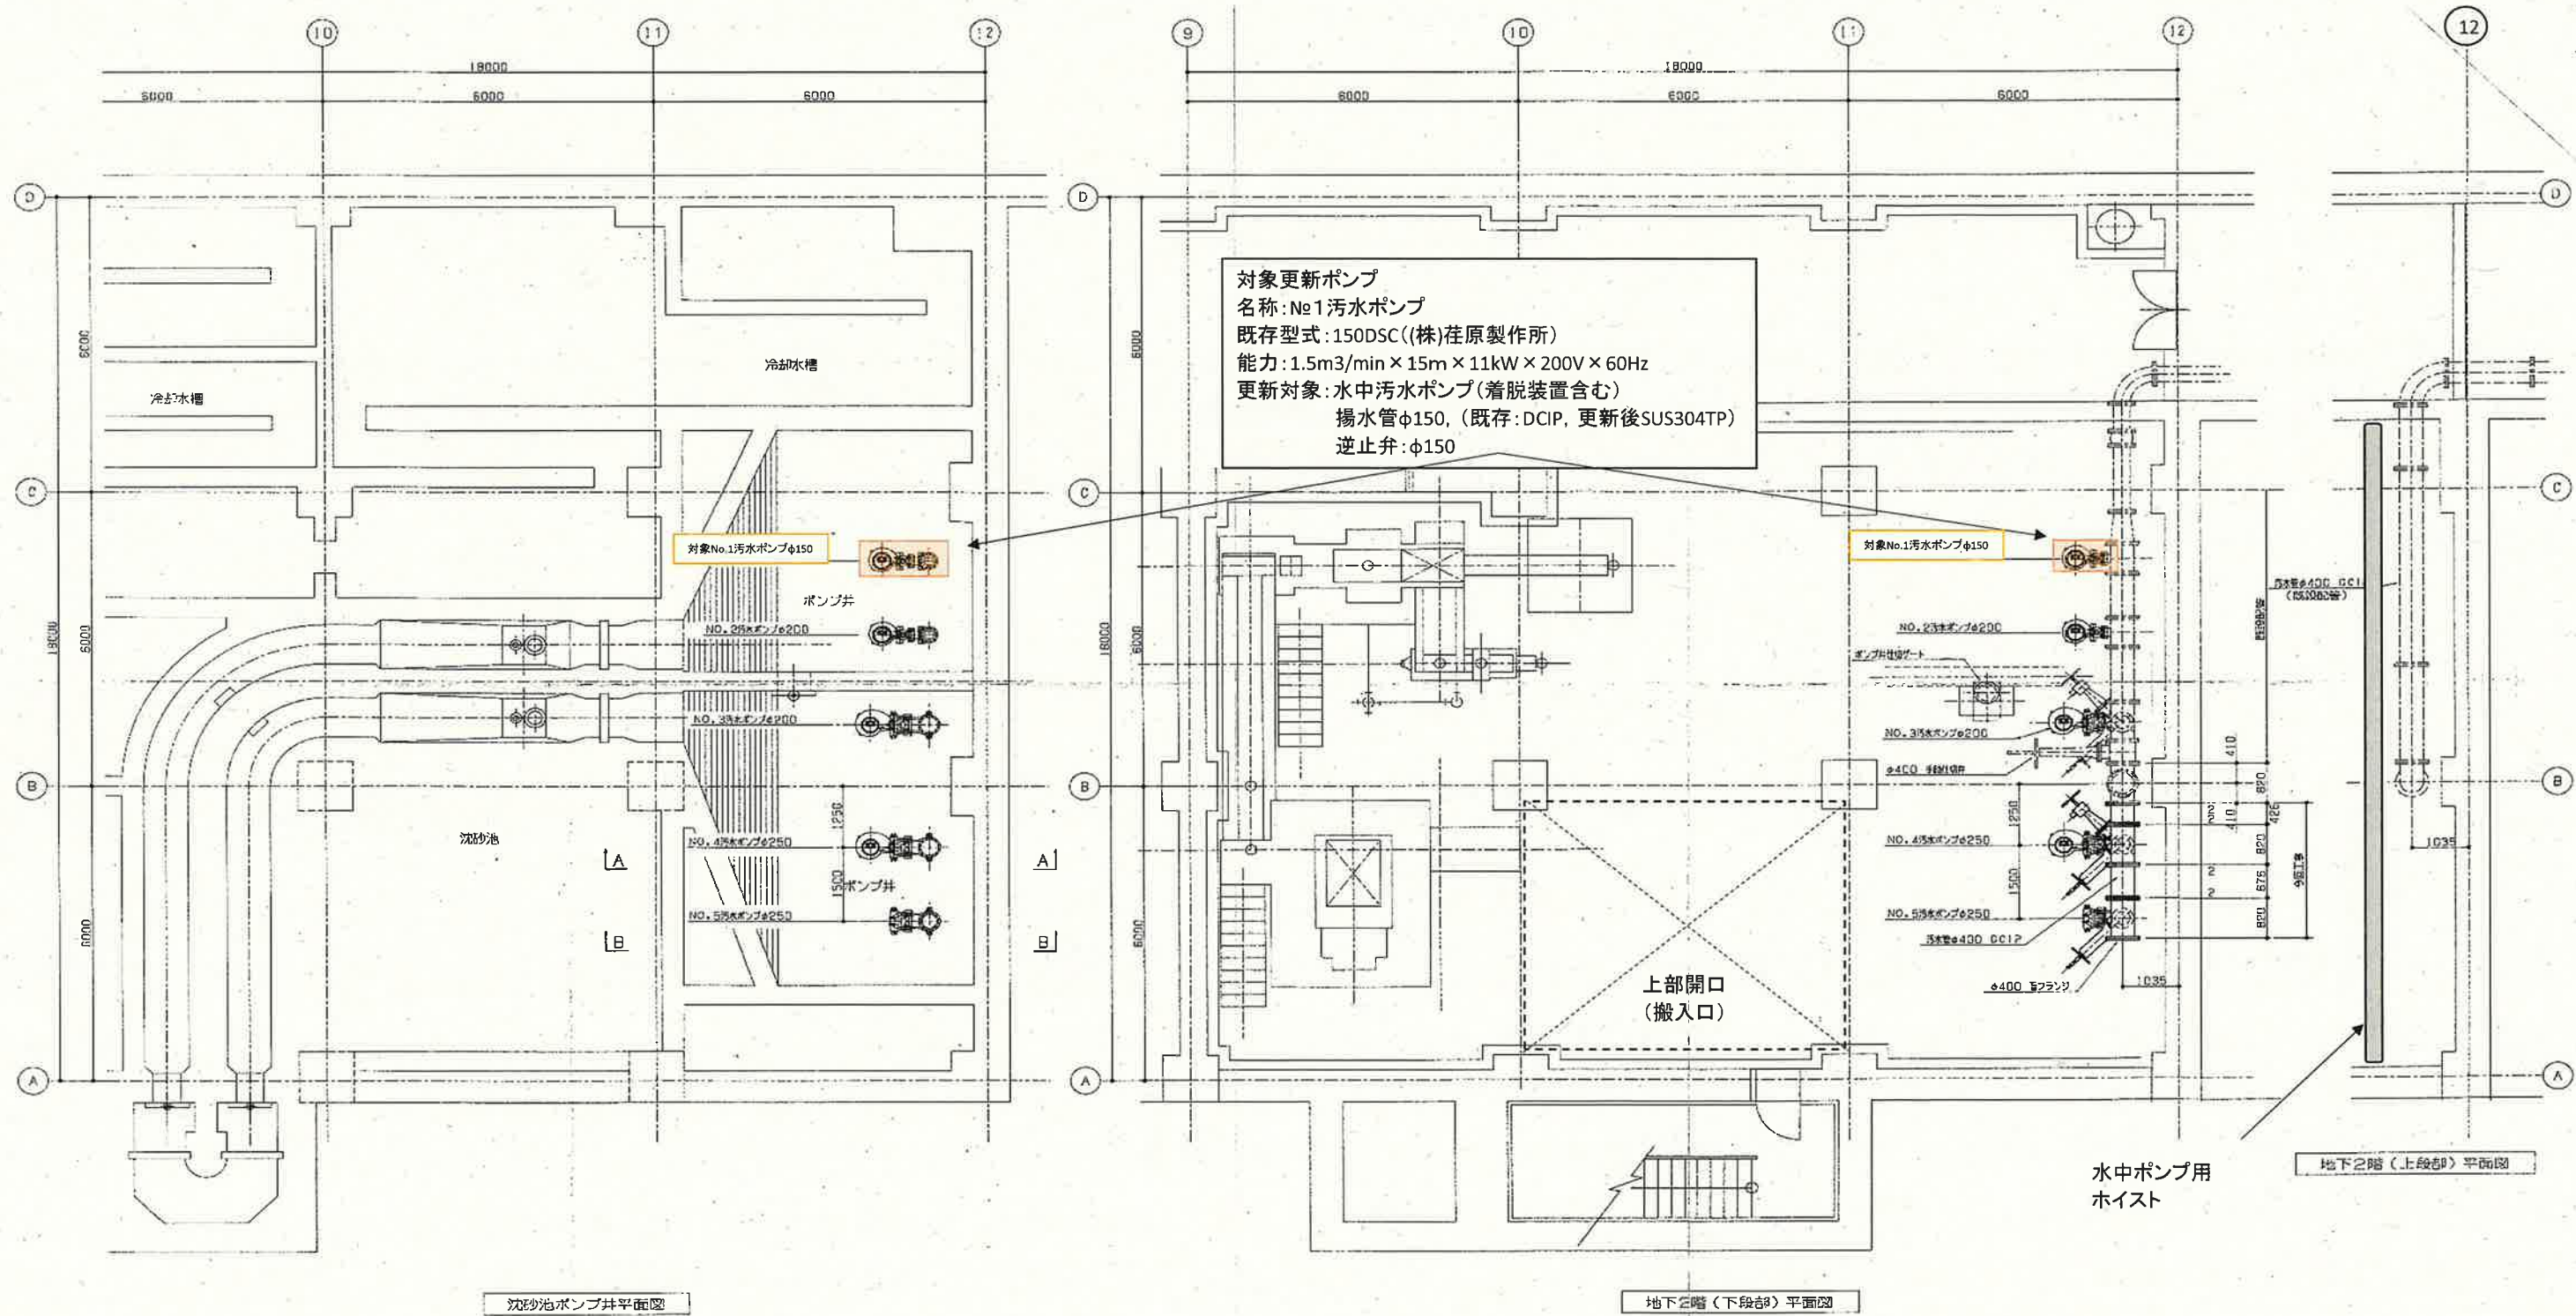


着色部は今回施工範囲を示す。


工事名	瀬戸水再生センターNo.1汚水ポンプ更新工事(R7-1)				
名称	水中ポンプ据付図(既存図)			図面No.	2/3
縮尺	NON	課長	課長補佐	係長	設計
令和7年度		栗田	澤田	森近	河添
下水道施設管理課				松岡	

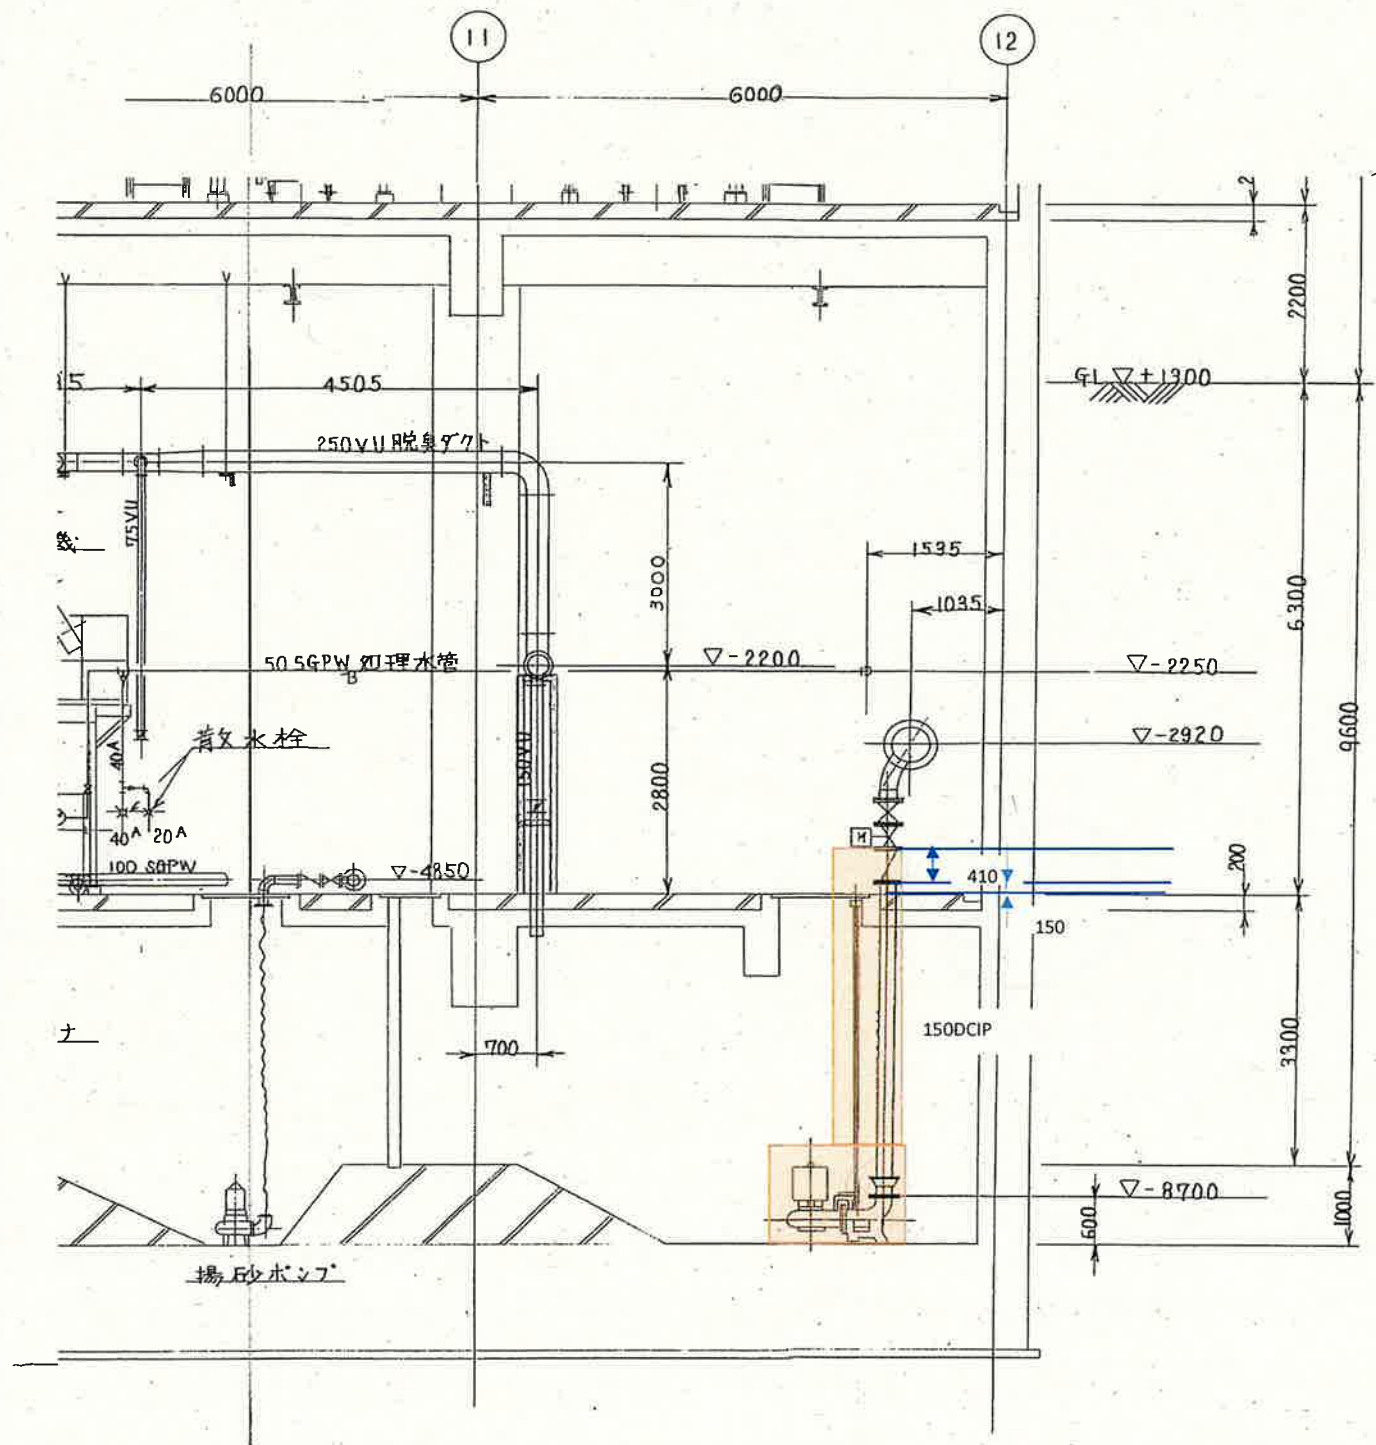

更新前 沈砂池, 地下二階断面図

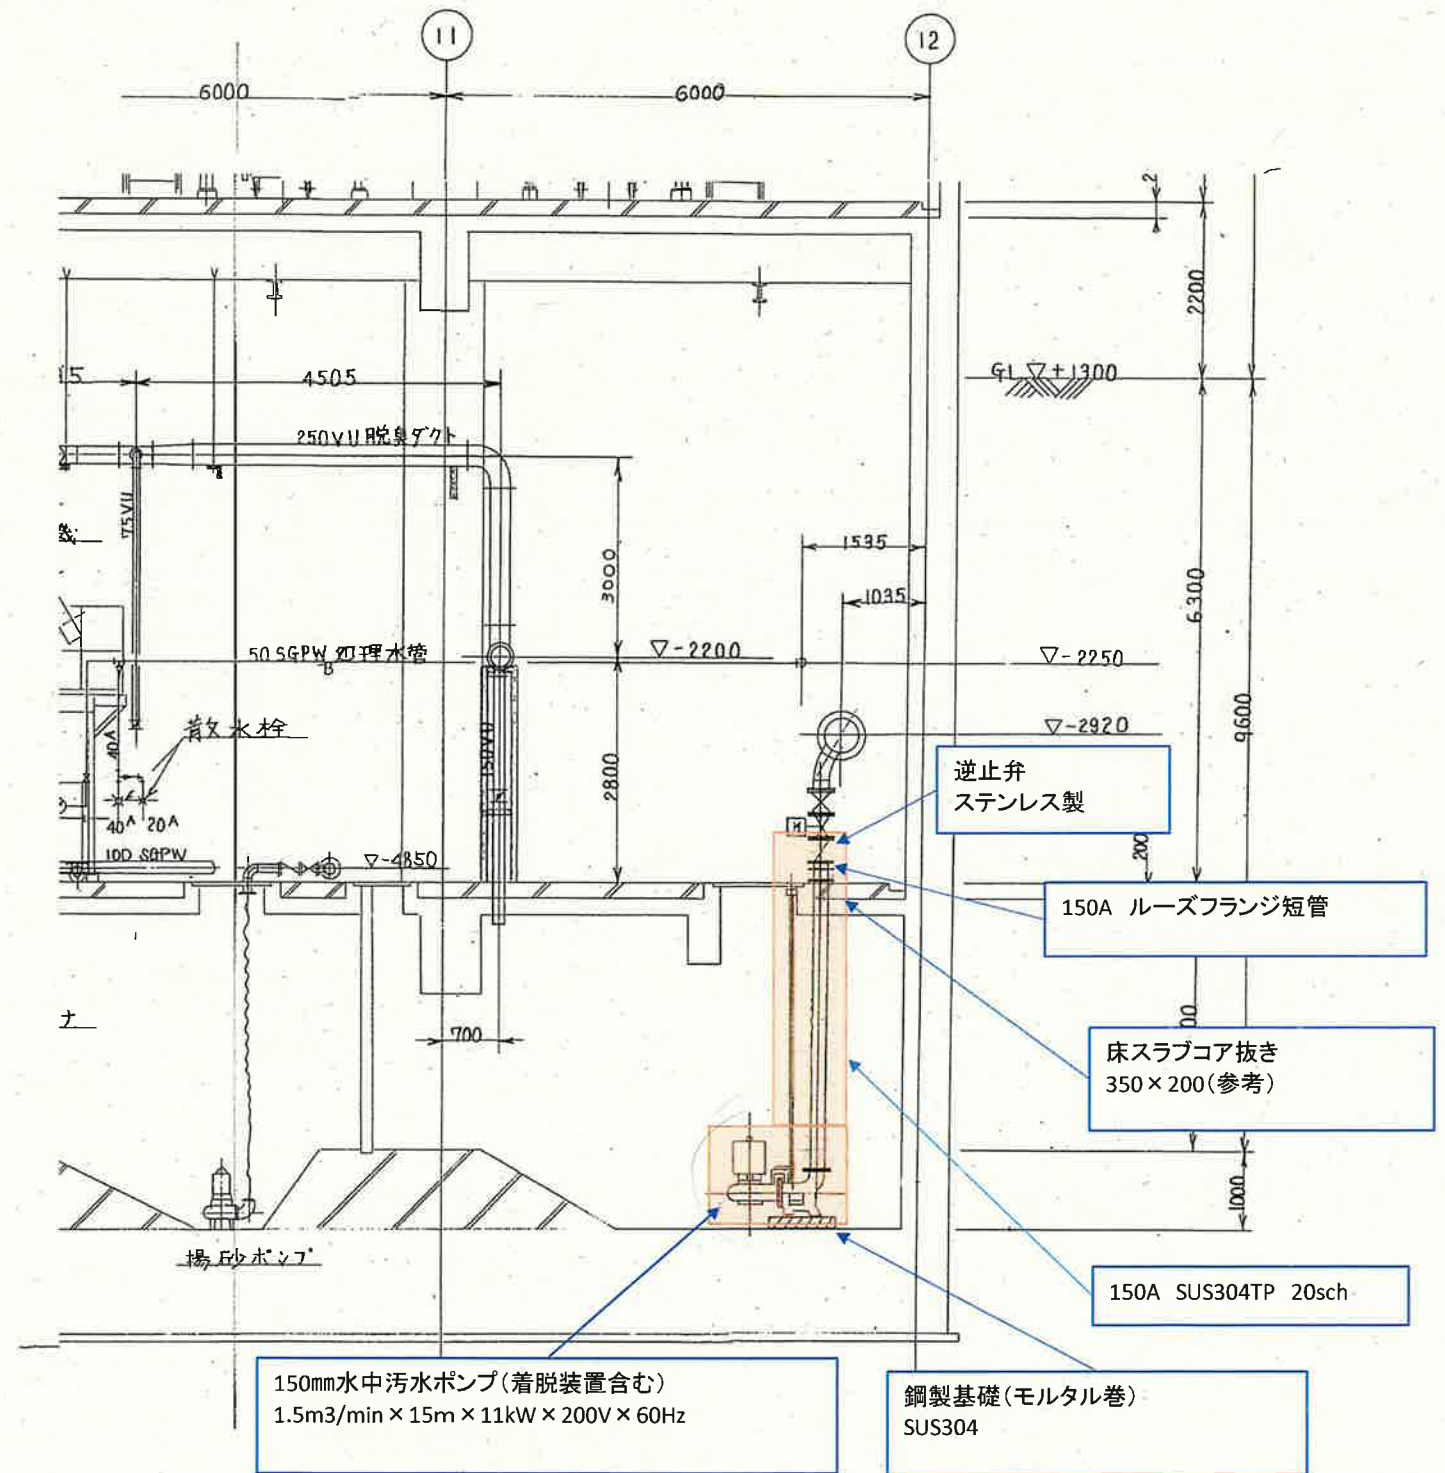

更新後 沈砂池, 地下二階断面図

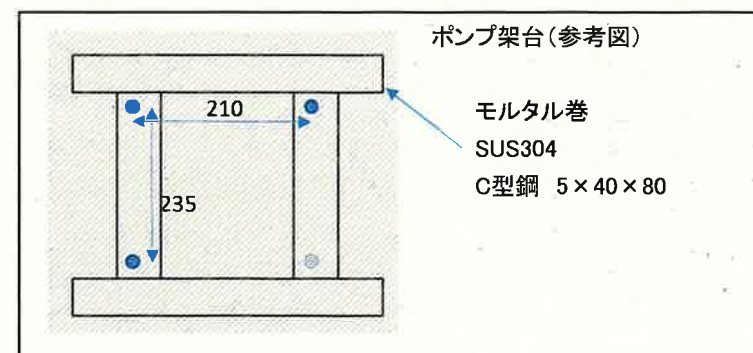

着色部は更新対象を示す。

工事名	瀬戸水再生センターNo.1 汚水ポンプ更新工事 (R7-1)				
名称	水中ポンプ断面図			図面No.	3/3
縮尺	NON	課長	課長補佐	係長	設計
令和7年度					検図
下水道施設管理課					