
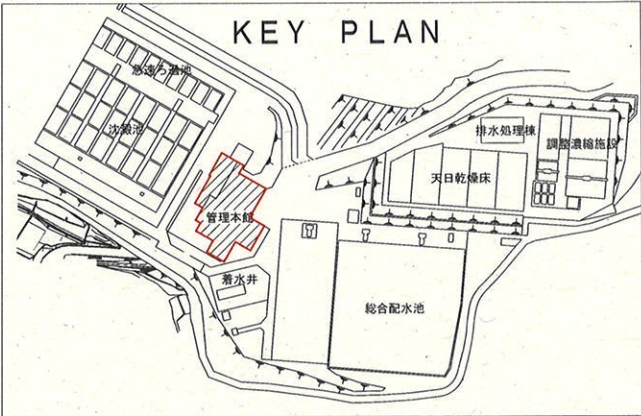


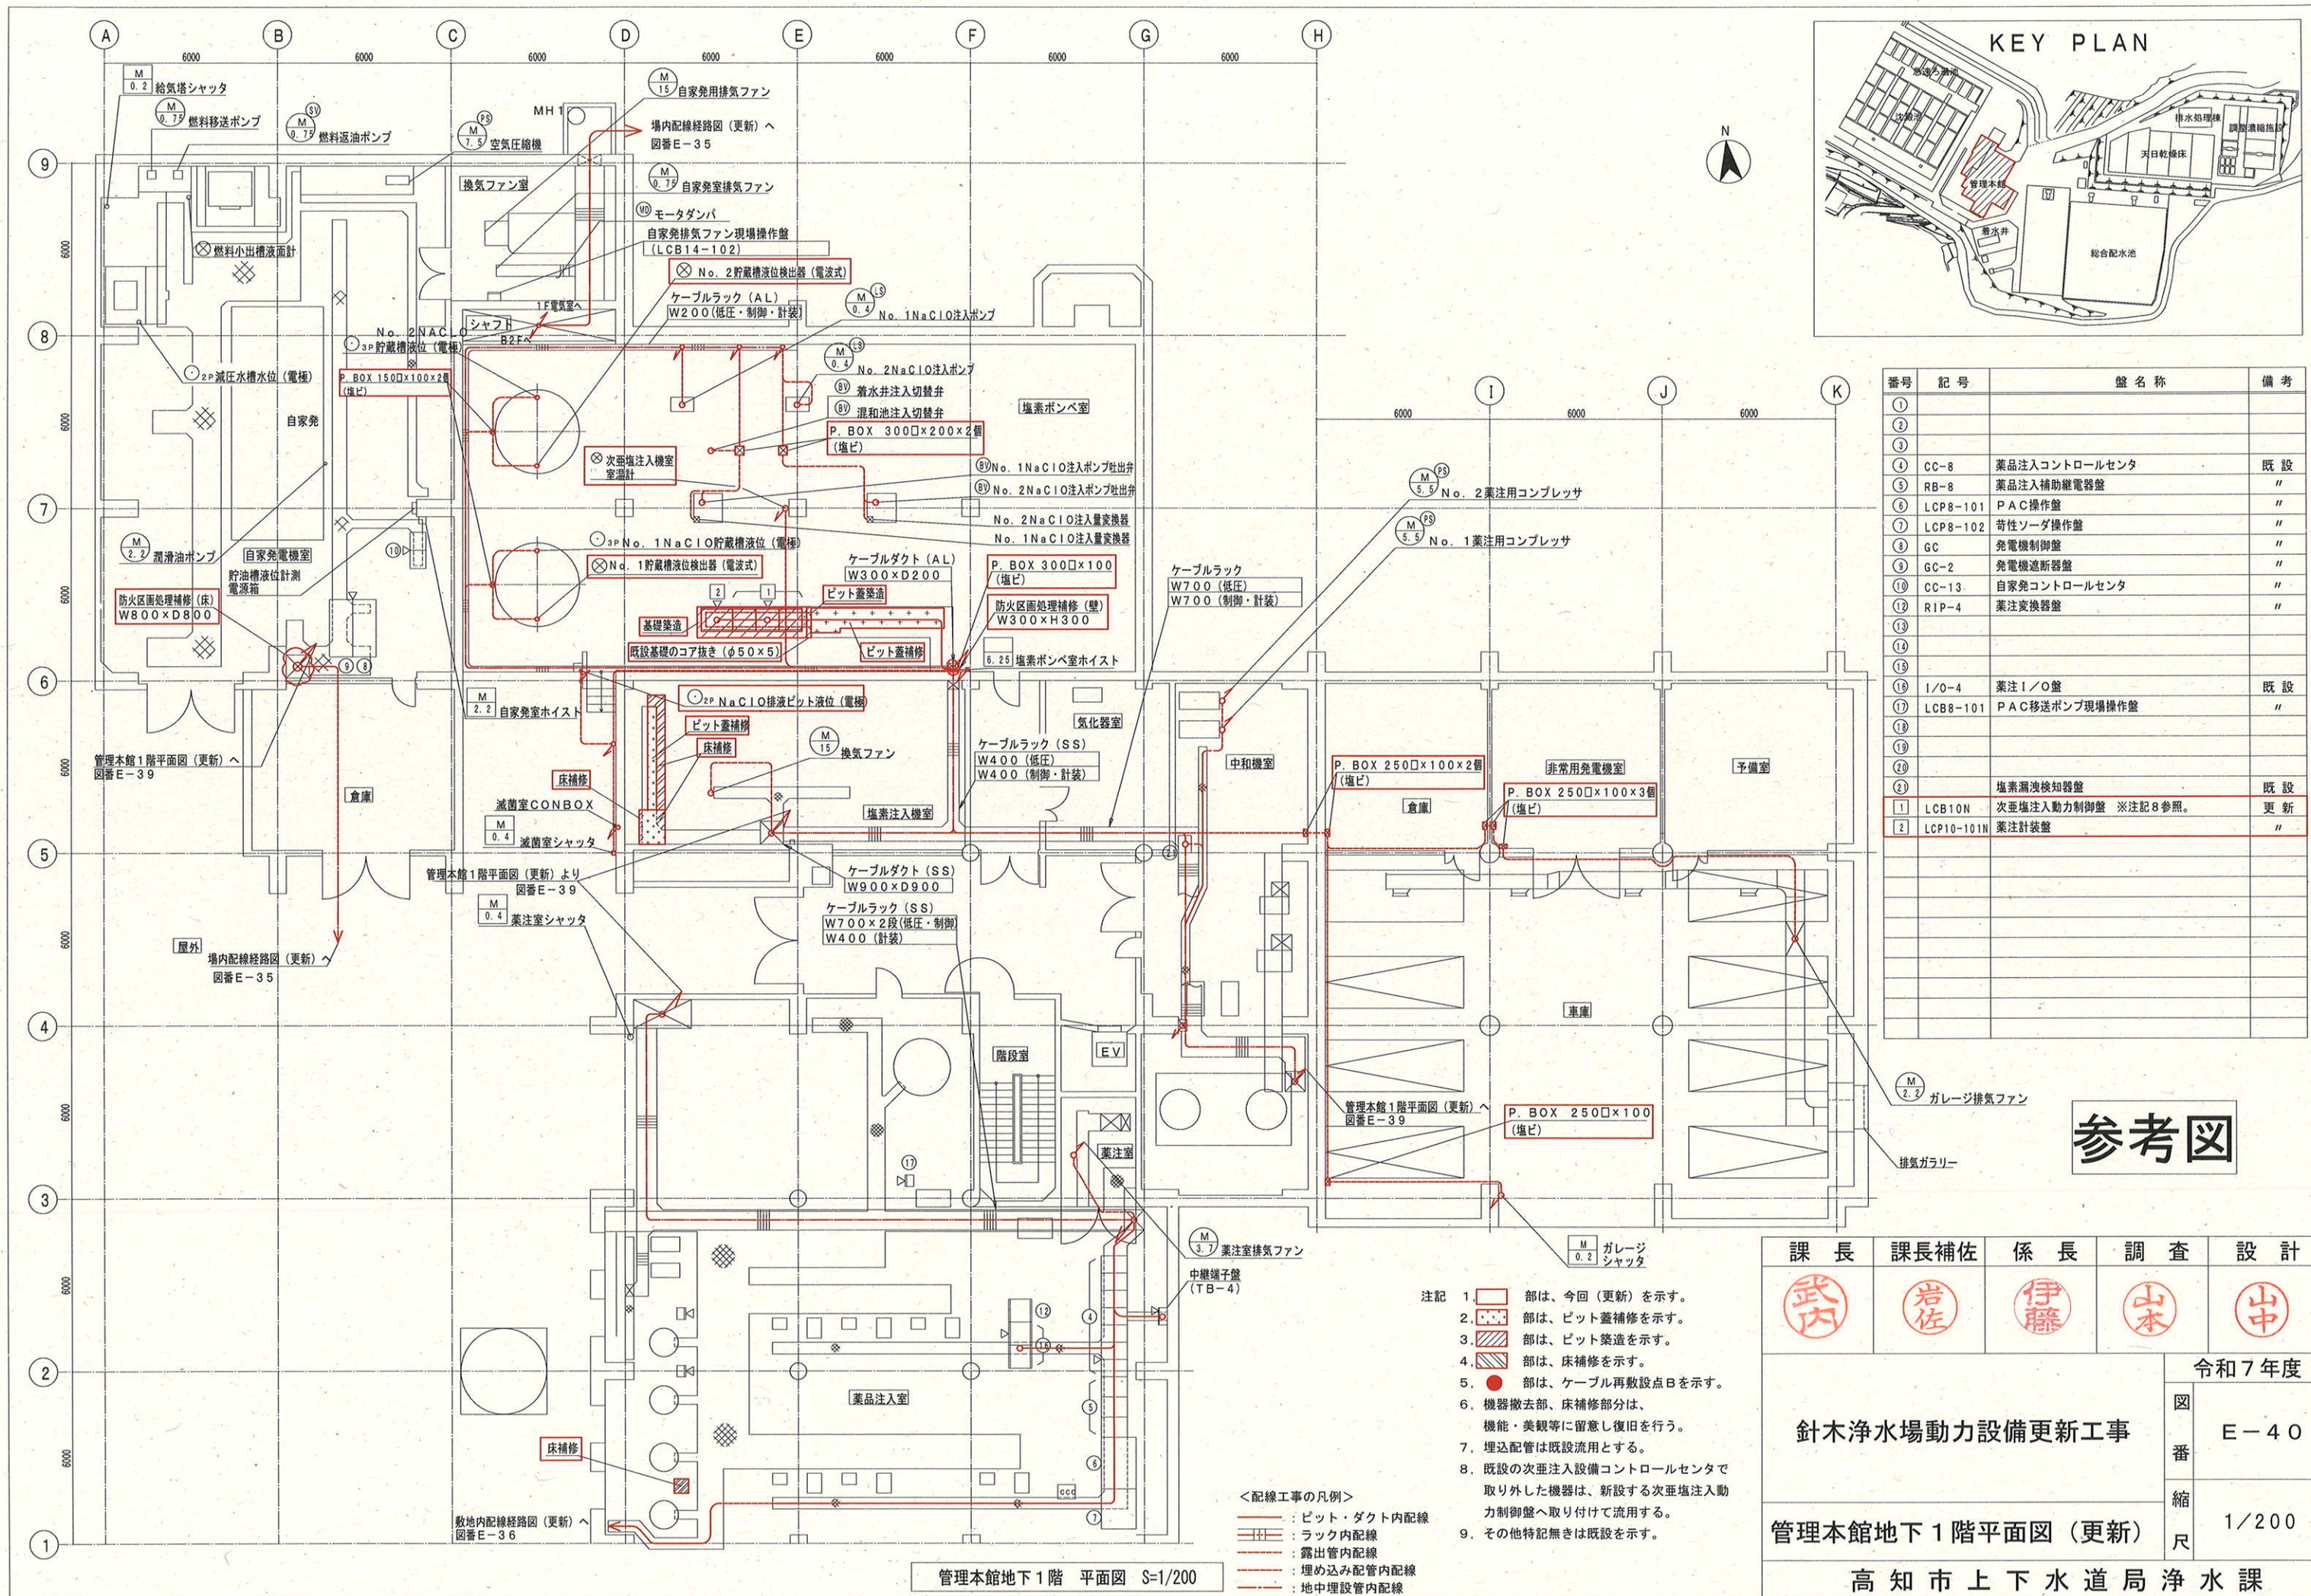

番号	記号	盤名称	備考
①			
②			
③			
④	CC-8	薬品注入コントロールセンタ	既設
⑤	RB-8	薬品注入補助継電器盤	"
⑥	LCP8-101	PAC操作盤	"
⑦	LCP8-102	苛性ソーダ操作盤	"
⑧	GC	発電機制御盤	"
⑨	GC-2	発電機遮断器盤	"
⑩	CC-13	自家発電コントロールセンタ	"
⑪	RIP-4	薬注変換器盤	"
⑫			
⑬			
⑭			
⑮			
⑯	I/O-4	薬注I/O盤	既設
⑰	LCB8-101	PAC移送ポンプ現場操作盤	"
⑱			
⑲			
⑳			
㉑		塩素漏洩検知器盤	既設
1	LCB10N	次亜塩素酸注入動力制御盤 ※注記8参照。	更新
2	LCP10-101N	薬注計装盤	"



参考図

- 注記
- 部は、今回（更新）を示す。
 - 部は、ビット蓋補修を示す。
 - 部は、ビット築造を示す。
 - 部は、床補修を示す。
 - 部は、ケーブル再敷設点Bを示す。
 - 機器撤去部、床補修部分は、機能・美観等に留意し復旧を行う。
 - 埋込配管は既設流用とする。
 - 既設の次亜注入設備コントロールセンタで取り外した機器は、新設する次亜塩素酸注入動力制御盤へ取り付けて流用する。
 - その他特記無きは既設を示す。

<配線工事の凡例>

- ：ビット・ダクト内配線
- ：ラック内配線
- ：露出管内配線
- ：埋め込み配管内配線
- ：地中埋設管内配線

課長	課長補佐	係長	調査	設計
武内	岩佐	伊藤	山本	中
針木浄水場動力設備更新工事				令和7年度
管理本館地下1階平面図（更新）				図番 E-40
高知市上下水道局浄水課				縮尺 1/200

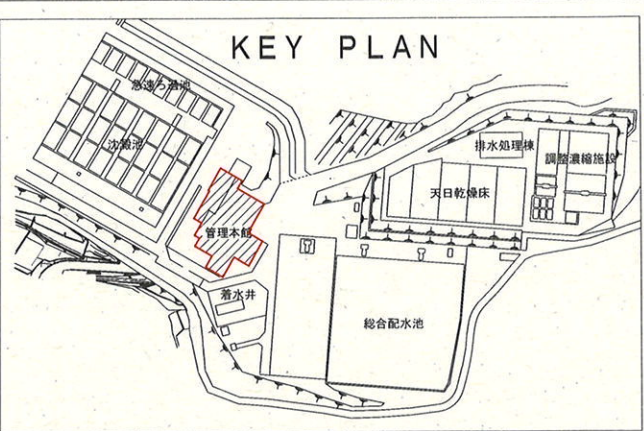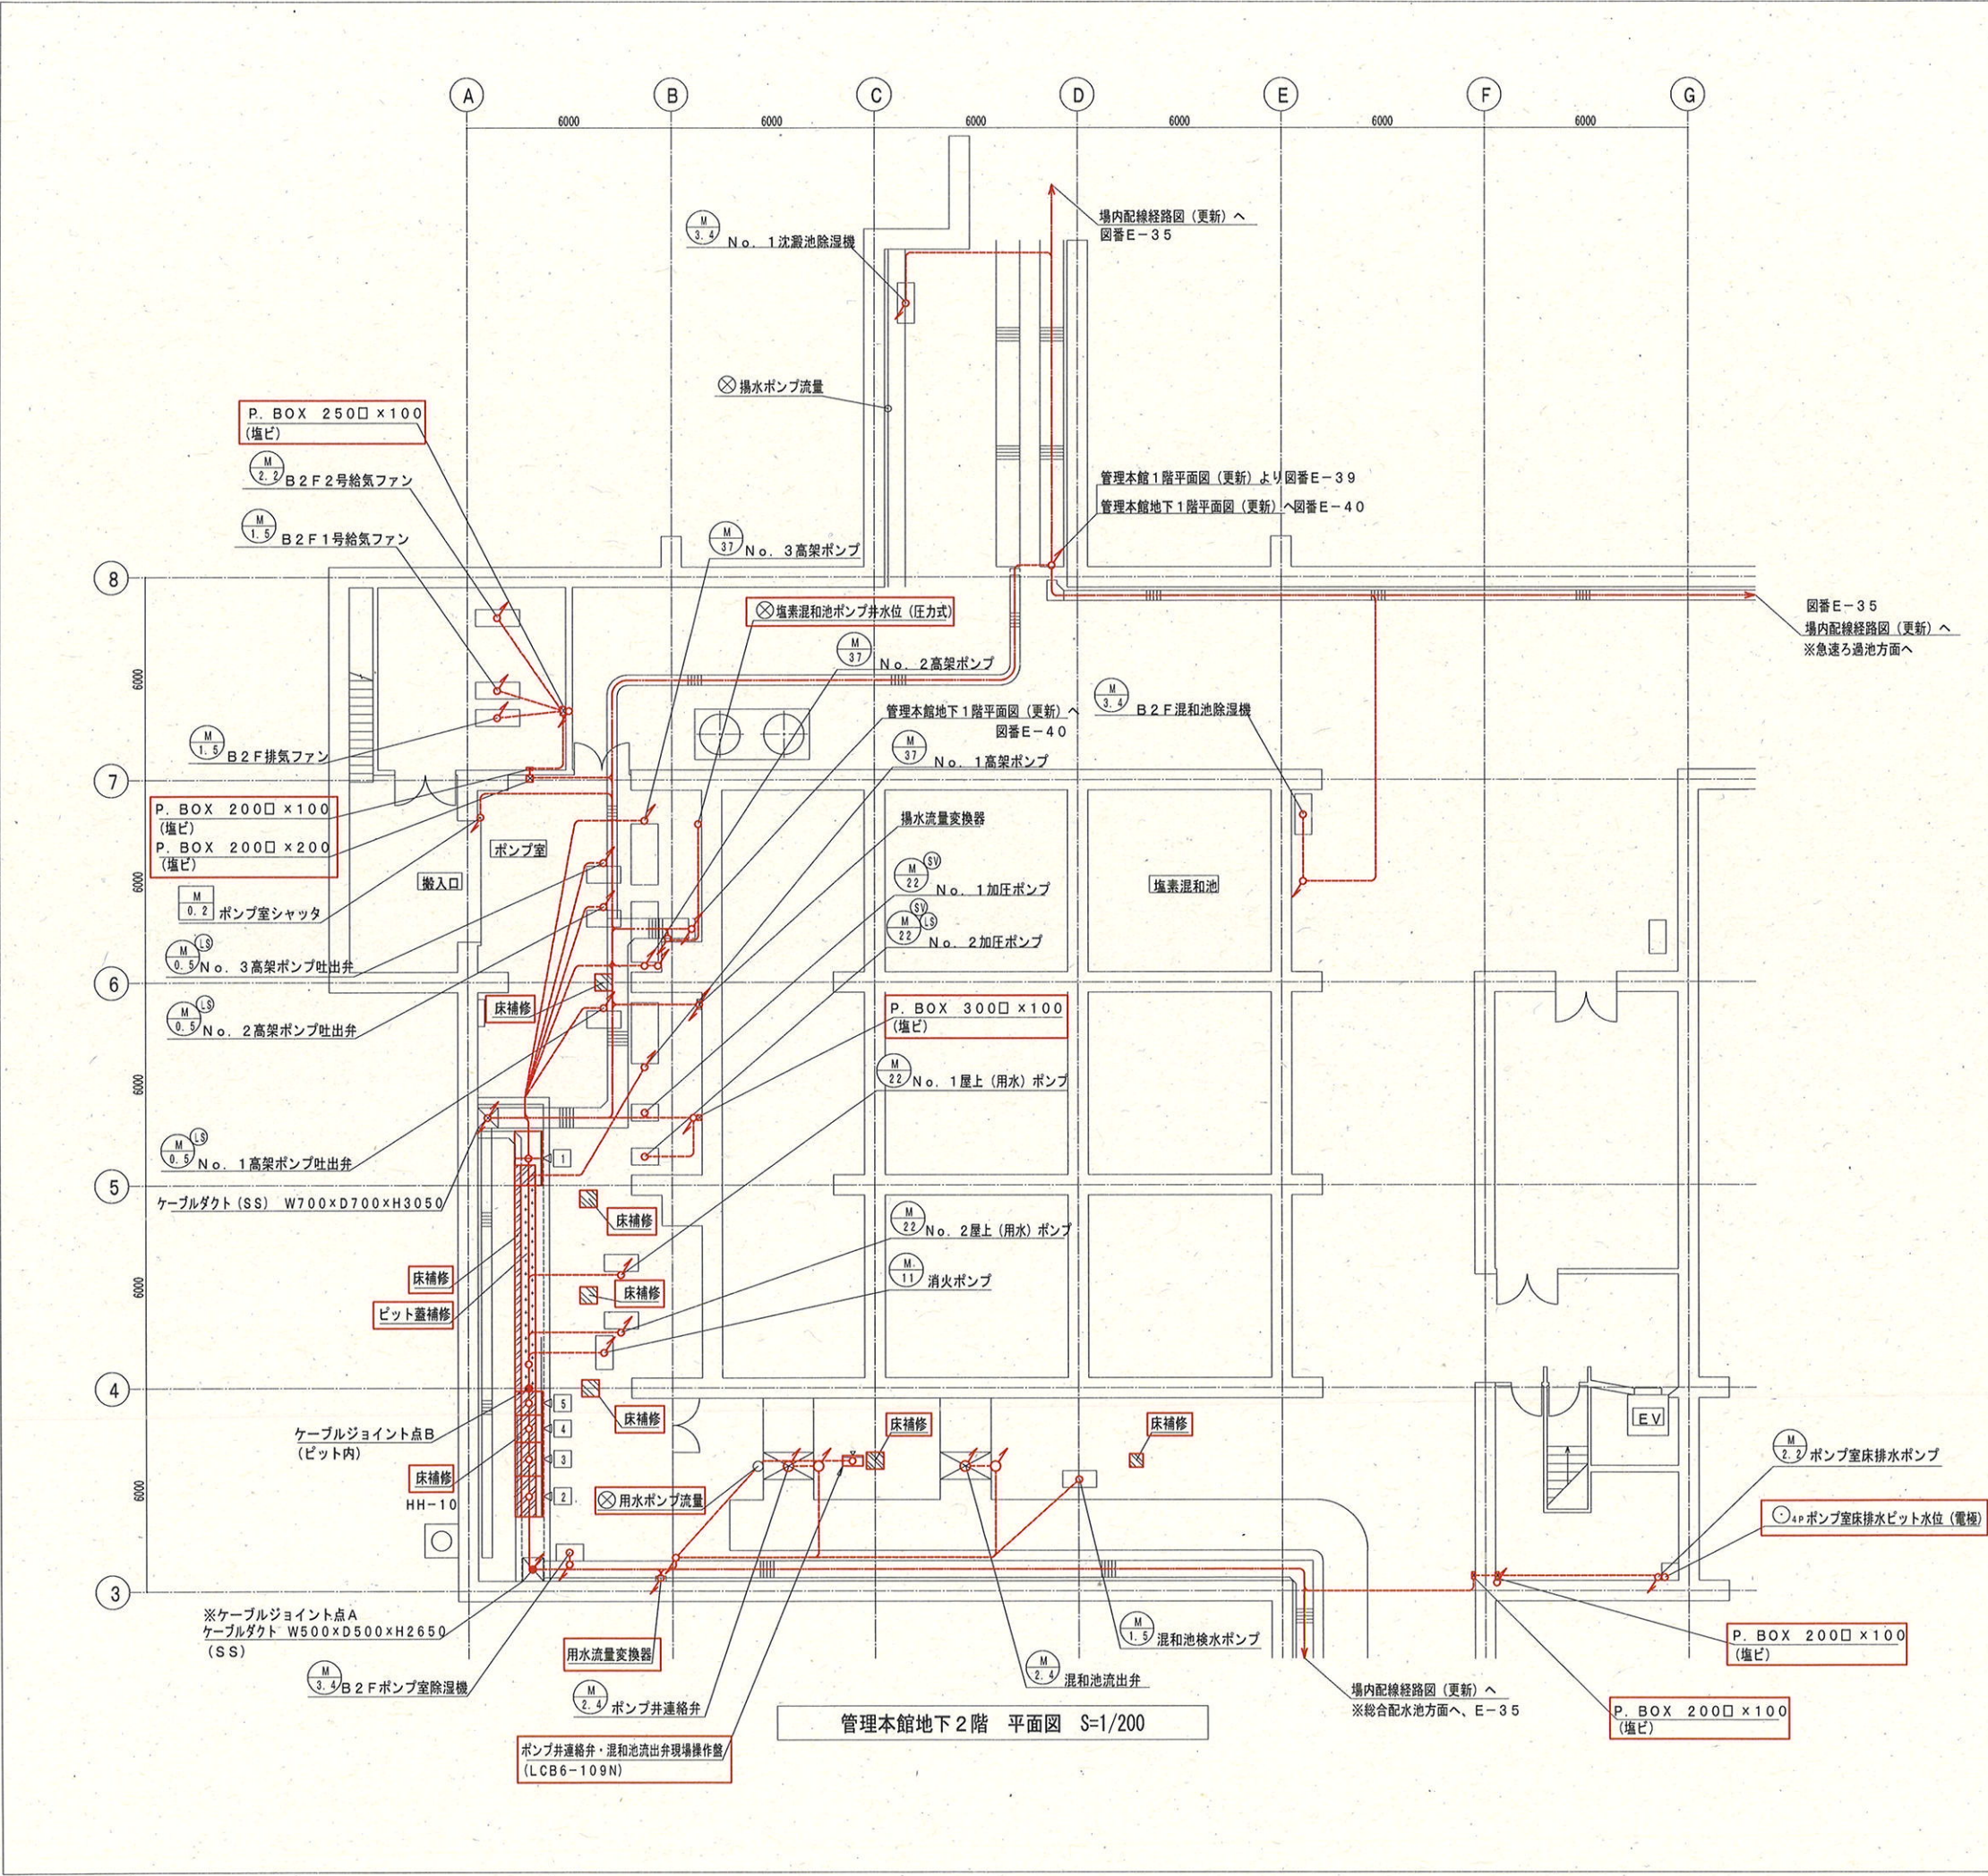



番号	記号	盤名称	備考
①			
②			
③			
④			
⑤			
⑥			
1	LCB601N	配水池設備動力制御盤	更新
2	LCB702N	No. 1, 2, 3 高架ポンプ動力制御盤	"
3	LCB703N	屋上 (用水) ポンプ動力制御盤	"
4	LCB704N	加圧ポンプ動力制御盤	"
5	LCB7-104N	消火ポンプ動力制御盤 ※注記6を参照。	"

- 注記 1. 部は、今回 (更新) を示す。
2. 部は、ビット蓋補修を示す。
3. 部は、床補修を示す。
4. 機器撤去部、床補修部分は、機能・美観等に留意し復旧を行う。
5. 埋込配管は既設流用とする。
6. 既設の消火ポンプ現場操作盤で取り外した機器は新設する消火ポンプ動力制御盤へ取り付けて流用する。
7. その他特記無きは既設を示す。

- <配線工事の凡例>
: ビット・ダクト内配線
: ラック内配線
: 露出管内配線
: 埋め込み配管内配線
: 地中埋設管内配線

参考図

課長	課長補佐	係長	調査	設計
武内	岩佐	伊藤	山本	中
令和7年度				図番
針木浄水場動力設備更新工事				E-41
管理本館地下2階平面図 (更新)				縮尺
高知市上下水道局浄水課				1/200

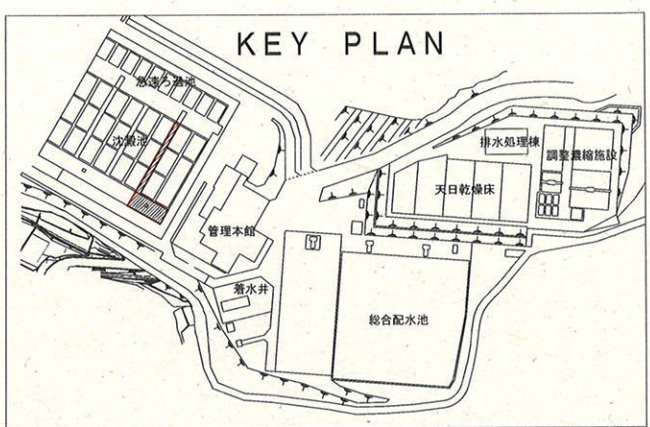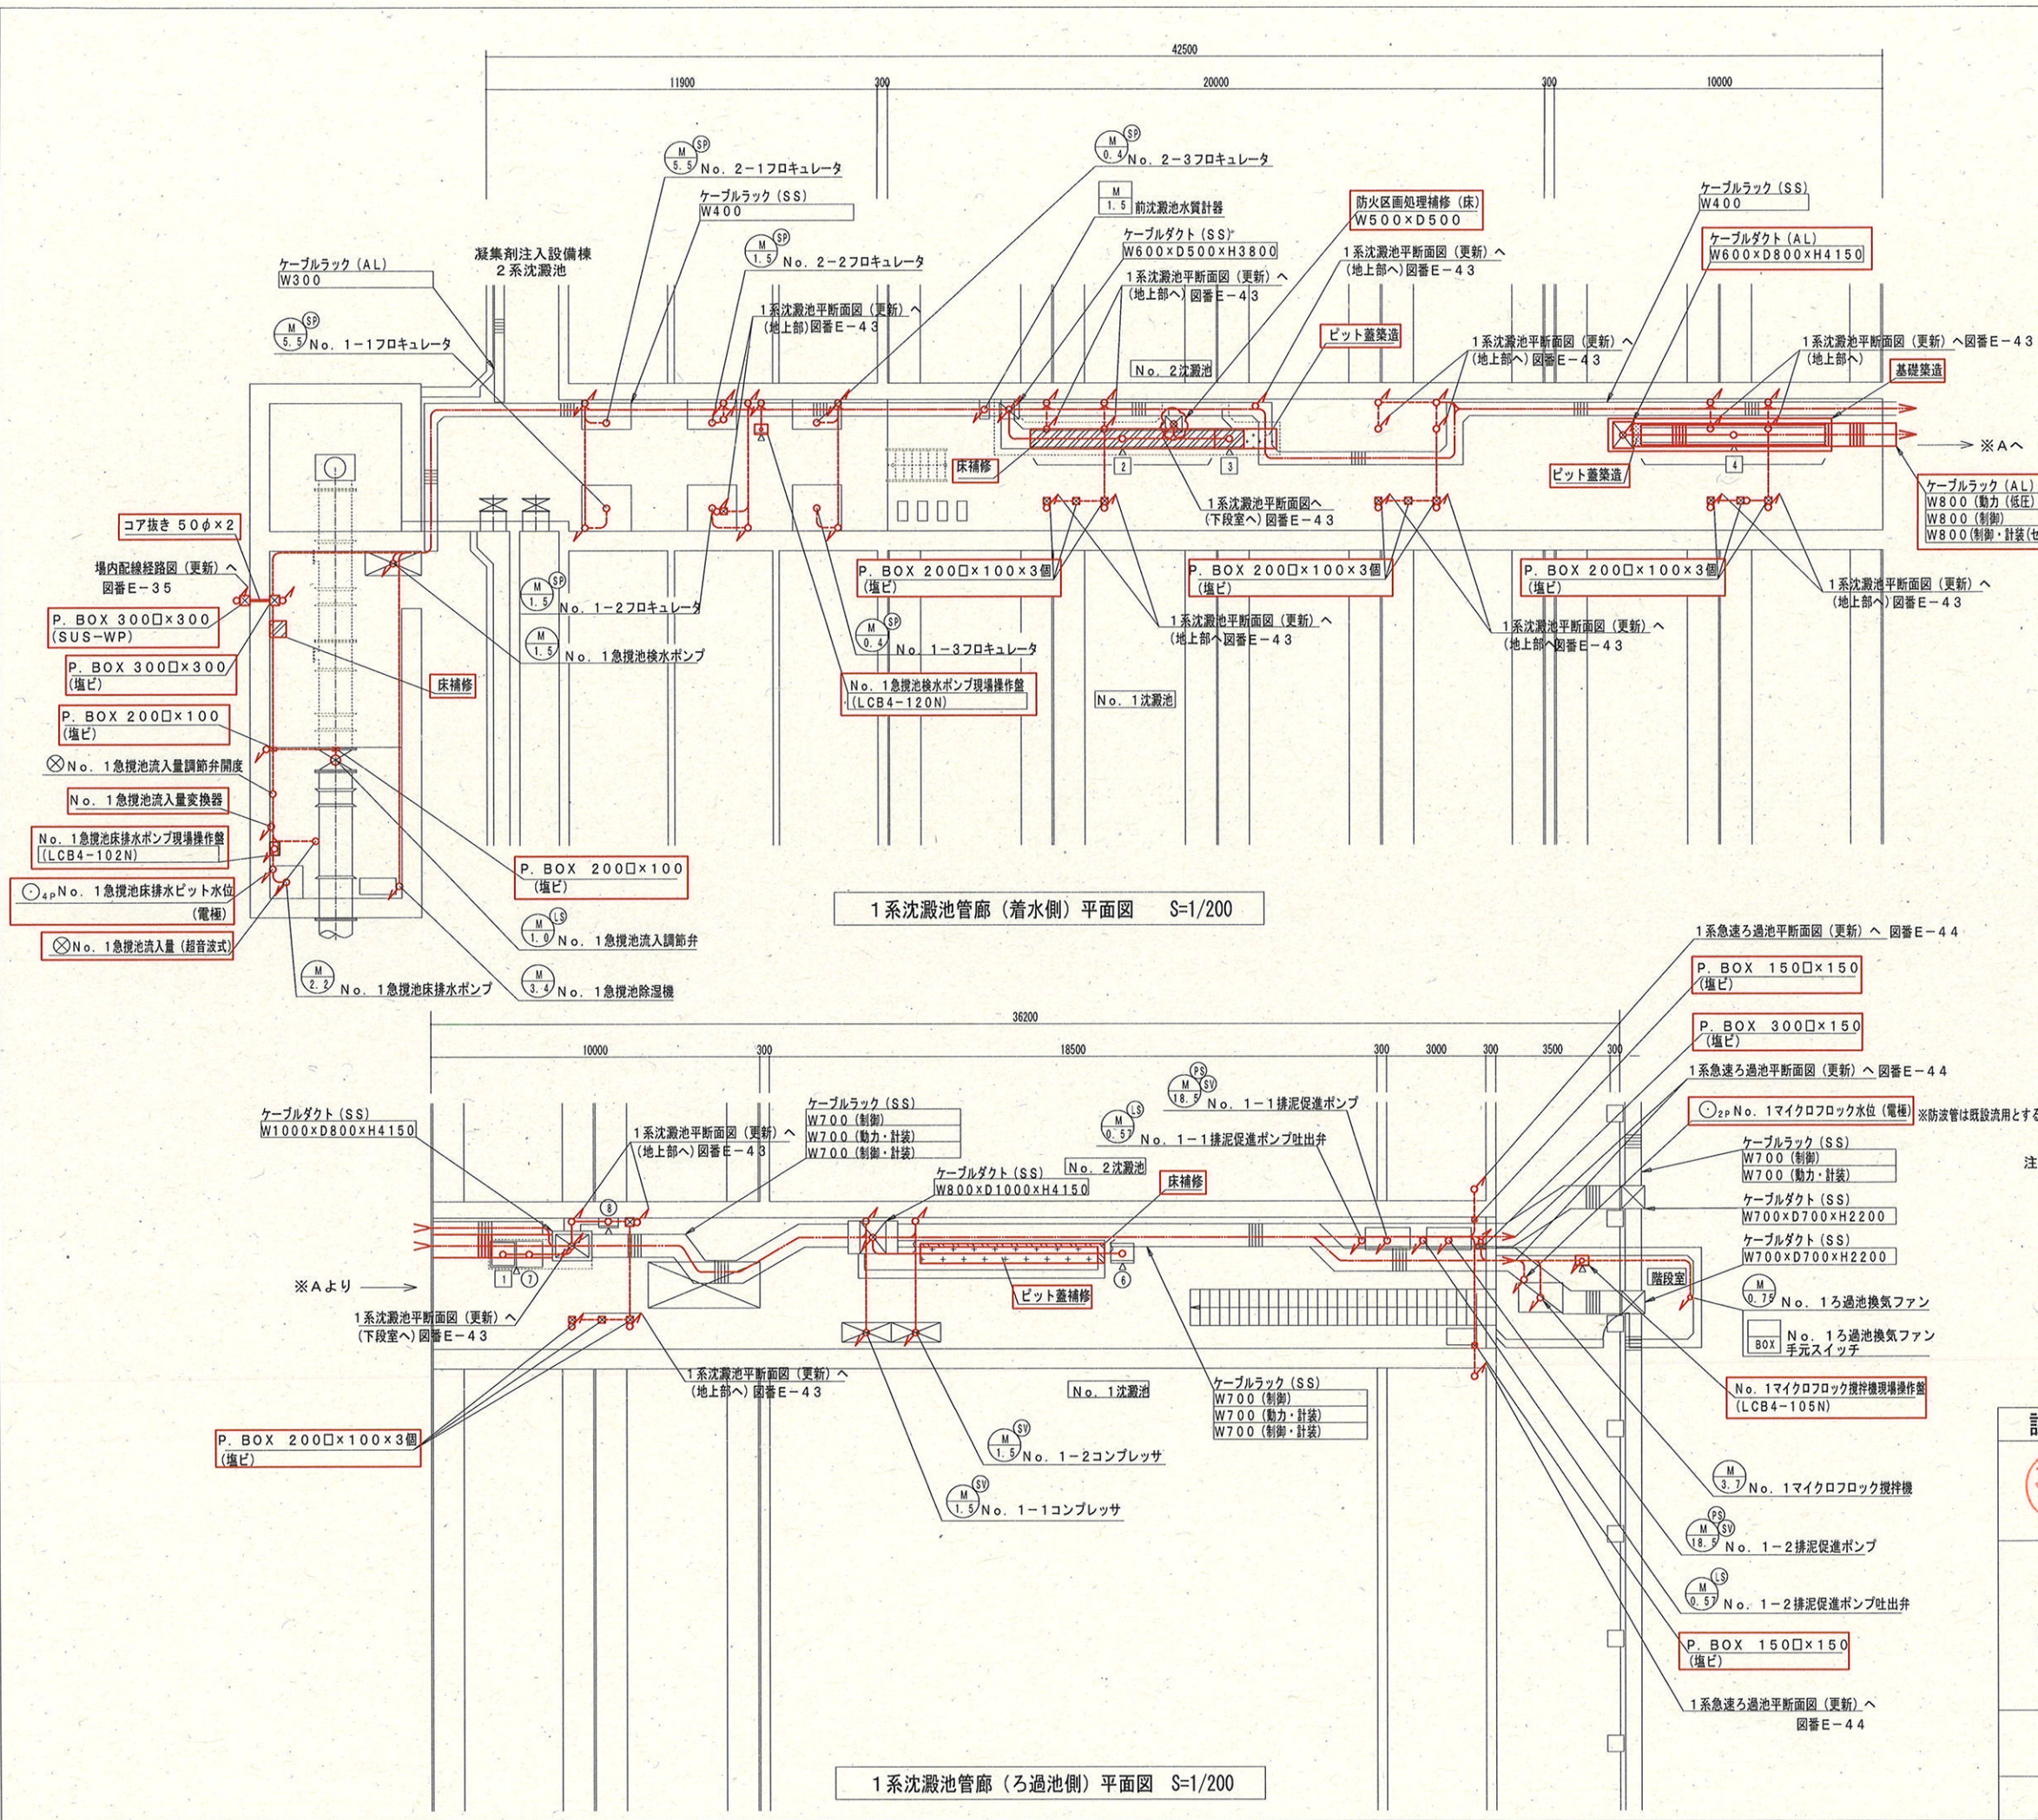


番号	記号	盤名称	備考
①			
②			
③			
④			
⑤			
⑥		3φ200V (20kVA) 盤	既設
⑦	RIP-2	1系処理変換器盤	〃
⑧	TB-5	中継端子盤	〃
①	I/O-2	1系処理I/O盤	既設
②	LCB411N	No. 1沈澱池動力制御盤	更新
③	LCP4-101N	No. 1排泥現場操作盤	〃
④	LCB511N	No. 1ろ過設備動力制御盤	〃


参考図

- 注記
- 部は、今回（更新）を示す。
 - 部は、ビット築造を示す。
 - 部は、ビット蓋築造を示す。
 - 部は、床補修を示す。
 - 機器撤去部、床補修部分は、機能・美観等に留意し復旧を行う。
 - 防波管は既設流用とする。
 - その他特記無きは既設を示す。
- <配線工事の凡例>
- ：ビット・ダクト内配線
 - ：ラック内配線
 - ：露出管内配線
 - ：埋め込み配管内配線
 - ：地中埋設管内配線



課長	課長補佐	係長	調査	設計
武内	岩佐	伊藤	山本	山中
針木浄水場動力設備更新工事				令和7年度
1系水処理管廊平面図（更新）				図番 E-42
高知市上下水道局浄水課				縮尺 1/200

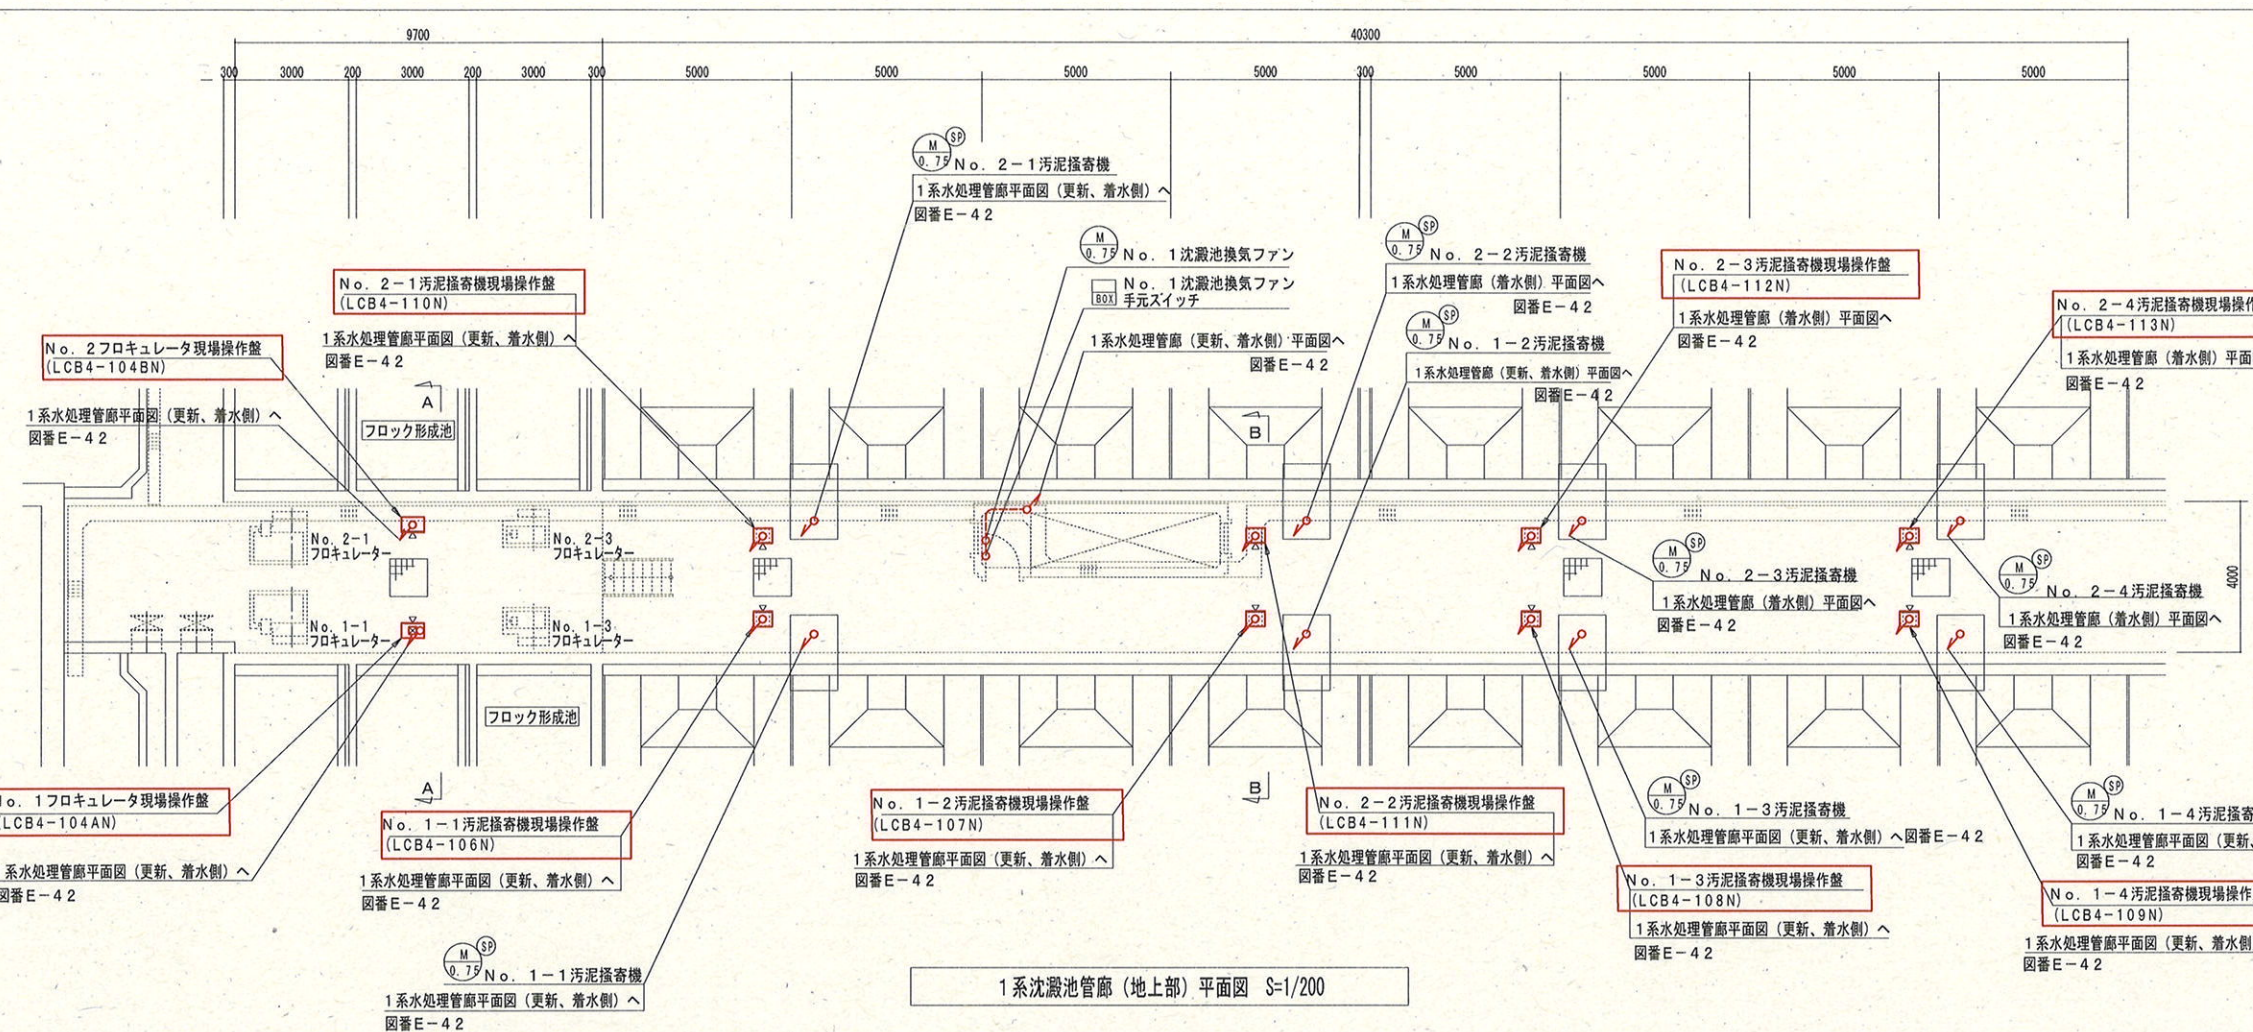


1系沈澱池管廊（地上部）平面図 S=1/200

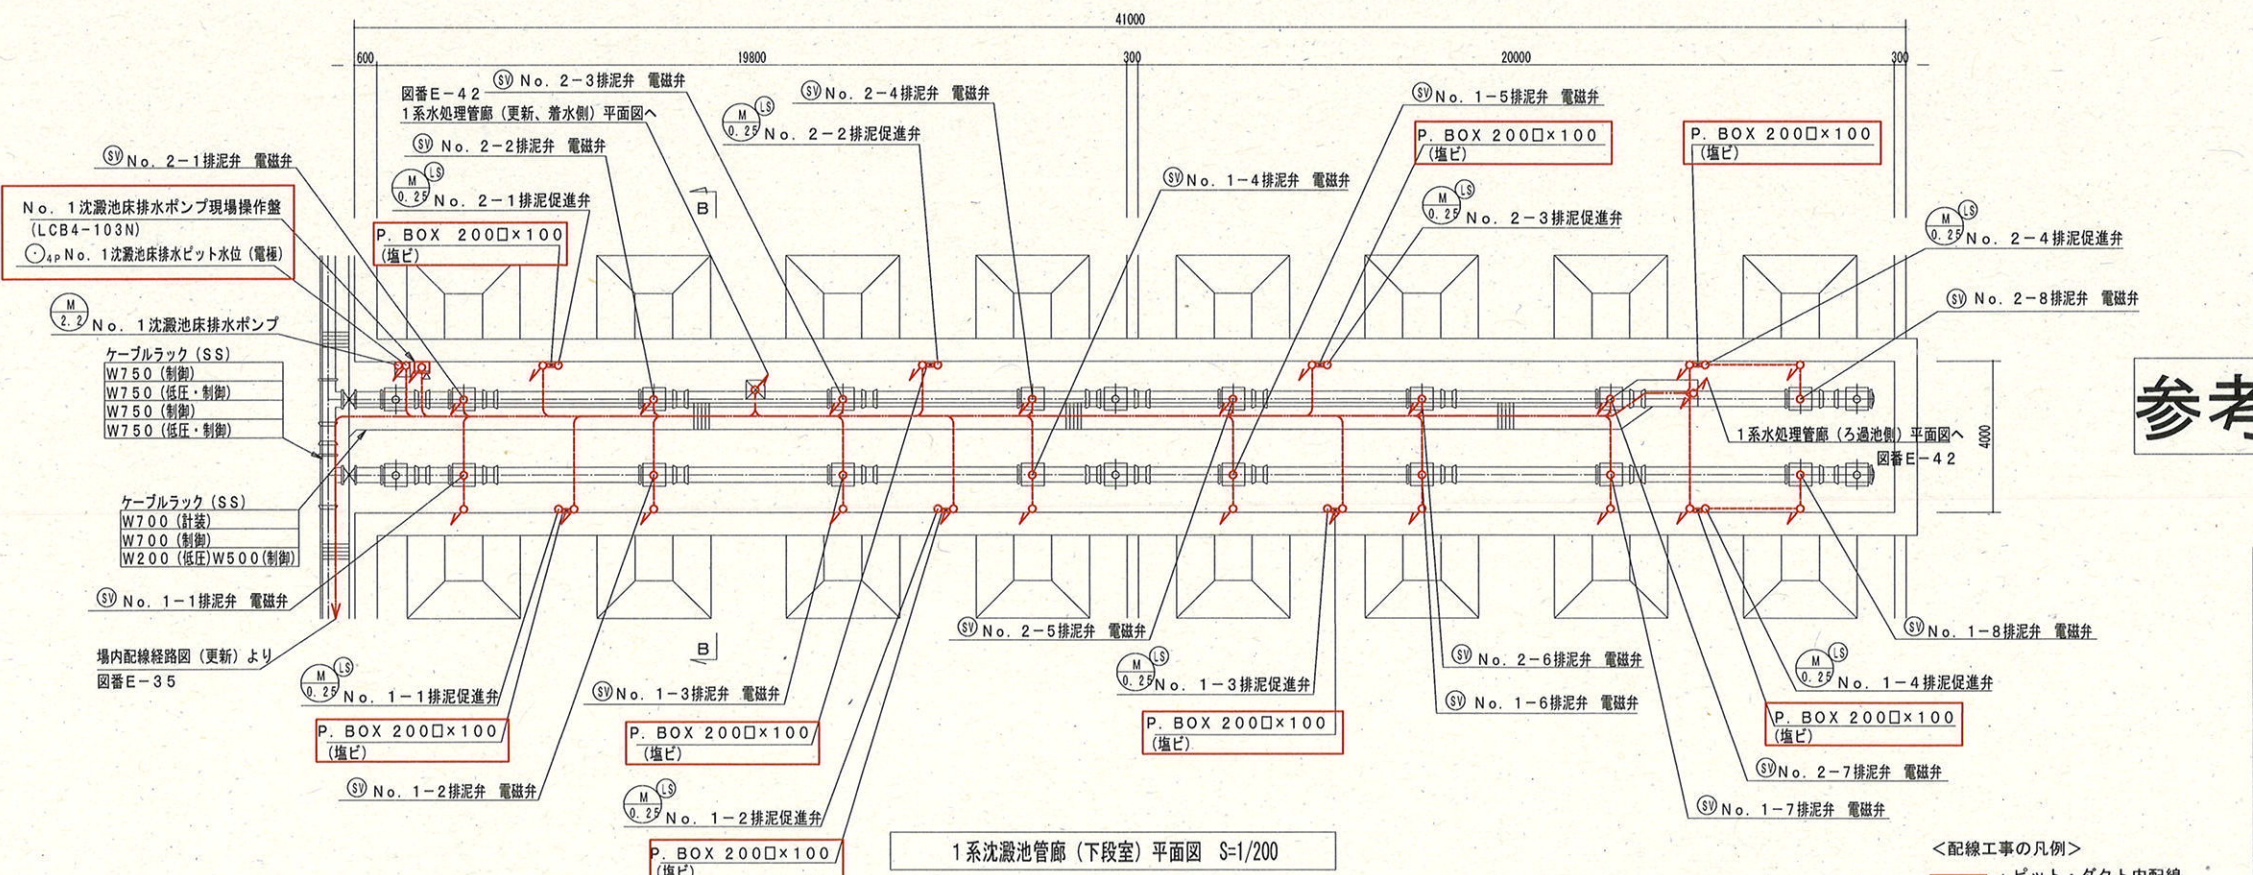

1系沈澱池管廊（下段室）平面図 S=1/200

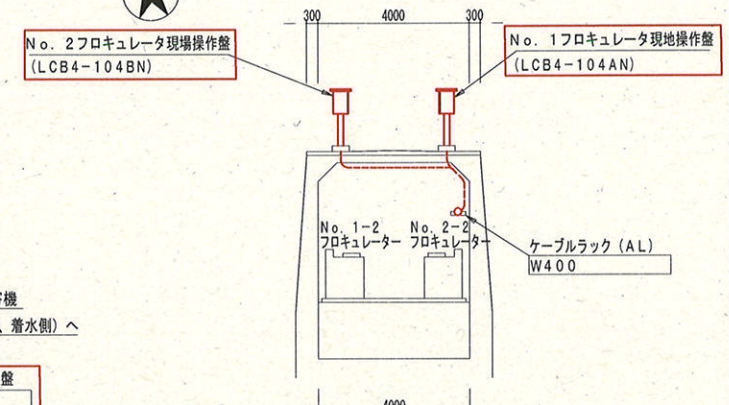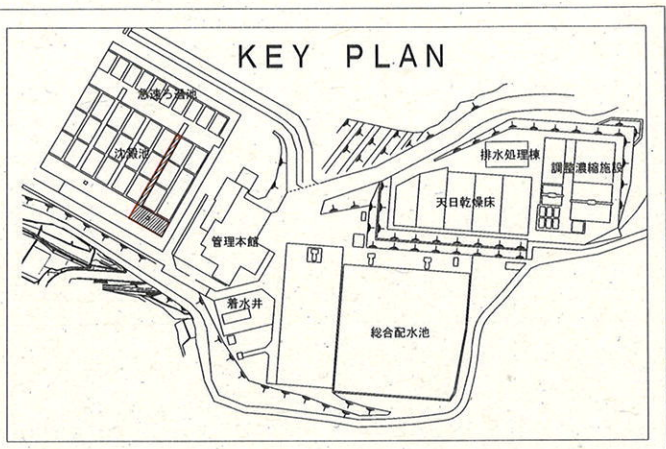

A-A断面図 S=1/200

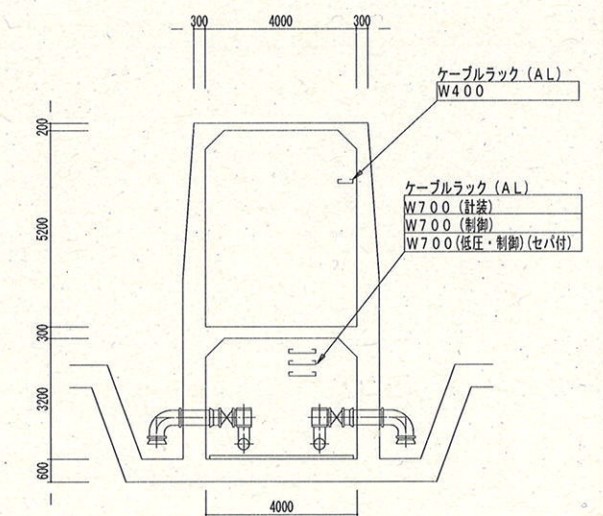



B-B断面図 S=1/200

参考図

- 注記 1. 部は、今回（更新）を示す。
2. 屋外壁の既設開口は流用とする。
3. その他特記無きは既設を示す。

- <配線工事の凡例>
: ビット・ダクト内配線
: ラック内配線
: 露出管内配線
: 埋め込み配管内配線
: 地中埋設管内配線

課 長	課長補佐	係 長	調 査	設 計
武内	岩佐	伊藤	山本	山
令和7年度				図 番 E-43
針木浄水場動力設備更新工事				縮 尺 1/200
1系沈澱池平断面図（更新）				
高知市上下水道局浄水課				

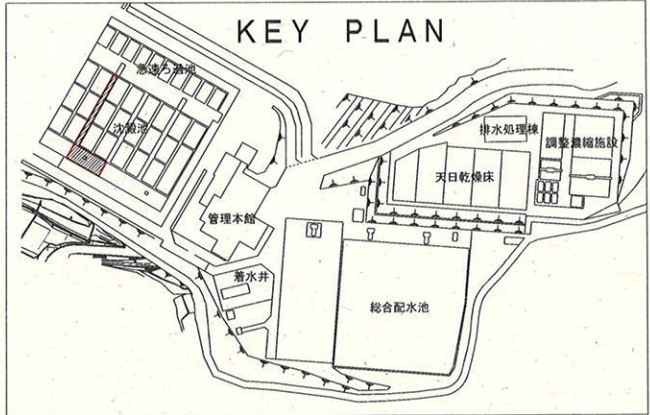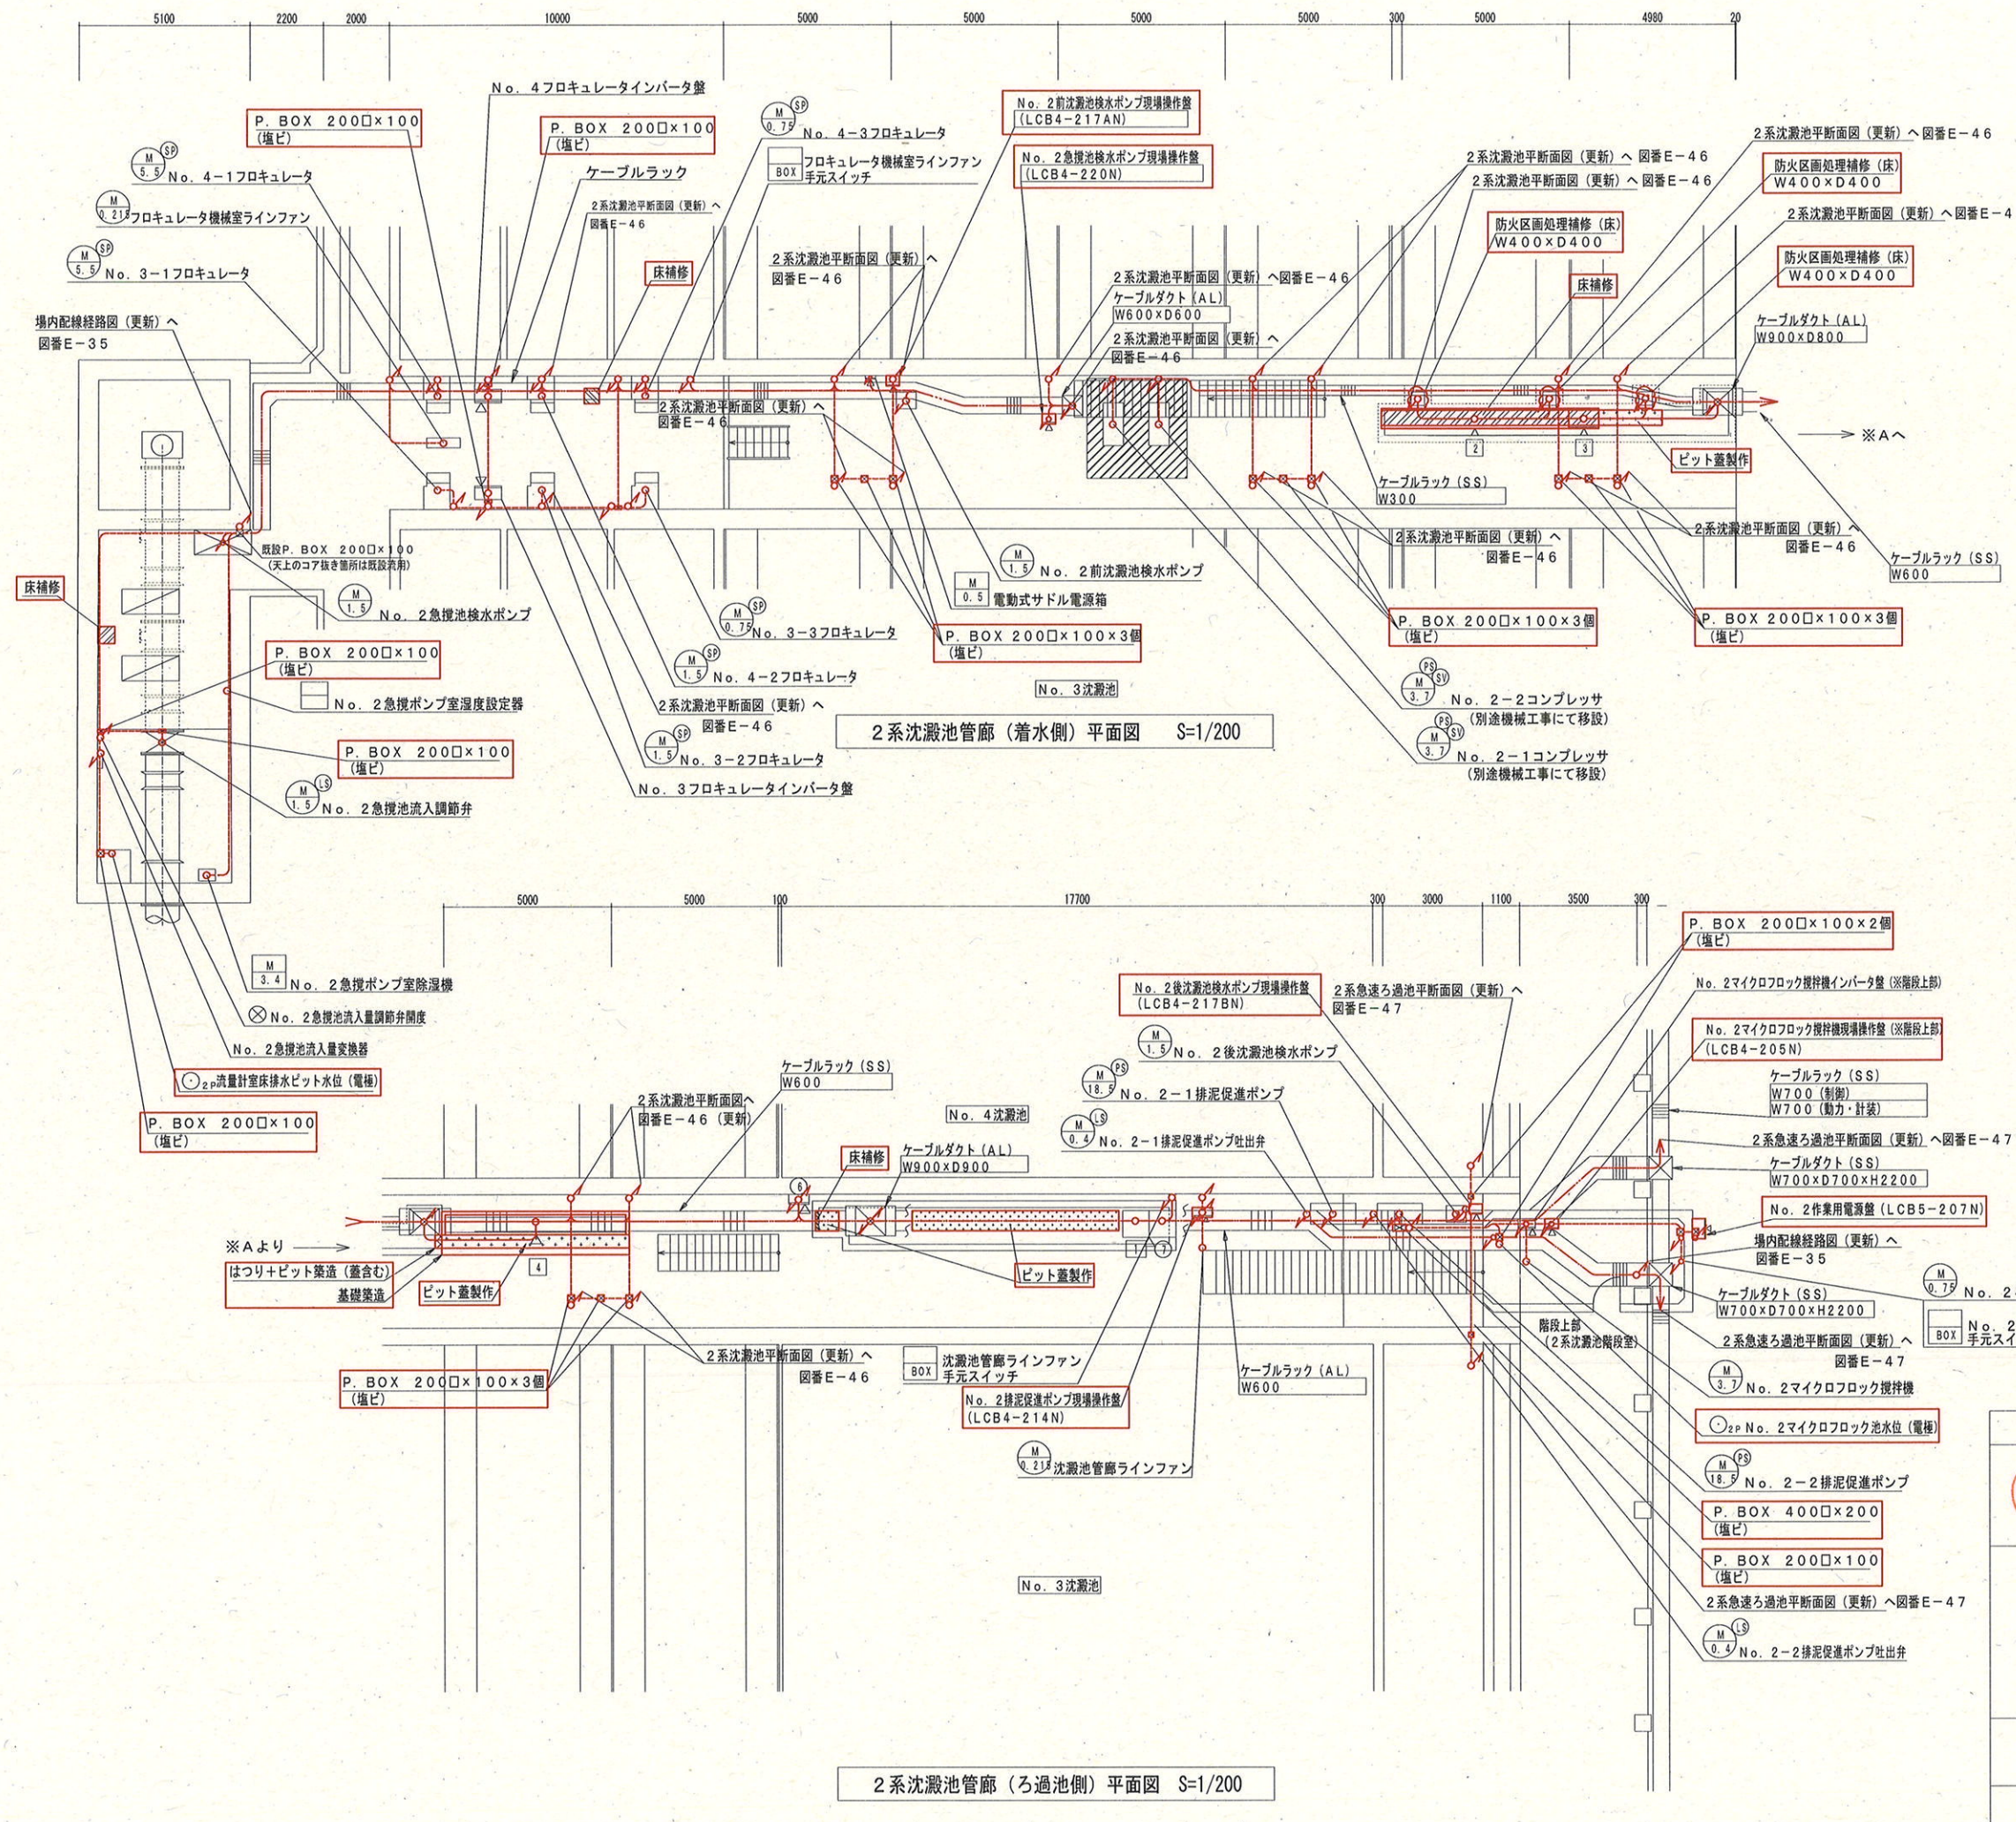


番号	記号	盤名称	備考
①			
②			
③			
④			
⑤			
⑥	TB-6	中継端子盤	既設
⑦	RIP-3	2系水処理変換器盤	〃
⑧	I/O-3	2系水処理I/O盤	〃
⑨	LCB4-21N	No. 2沈澱池動力制御盤	更新
⑩	LCB4-201N	No. 2排泥現場操作盤	〃
⑪	LCB5-21N	No. 2ろ過池動力制御盤	〃

- 注記 1. 部は、今回（更新）を示す。
2. 部は、ビット築造を示す。
3. 部は、ビット蓋製作を示す。
4. 部は、床補修を示す。
5. No. 2コンプレッサは移設を行う（別途機械工事）
6. 機器撤去部、床補修部は、機能・美観等に留意し復旧を行う。
7. 防波管は既設流用とする。
8. その他特記無きは既設を示す。

- <配線工事の凡例>
：ビット・ダクト内配線
：ラック内配線
：露出管内配線
：埋め込み配管内配線
：地中埋設管内配線


参考図

課長	課長補佐	係長	調査	設計
武内	岩佐	伊藤	山本	山中
針木浄水場動力設備更新工事				令和7年度
				図番 E-45
2系水処理管廊平面図（更新）				縮尺 1/200
高知市上下水道局浄水課				

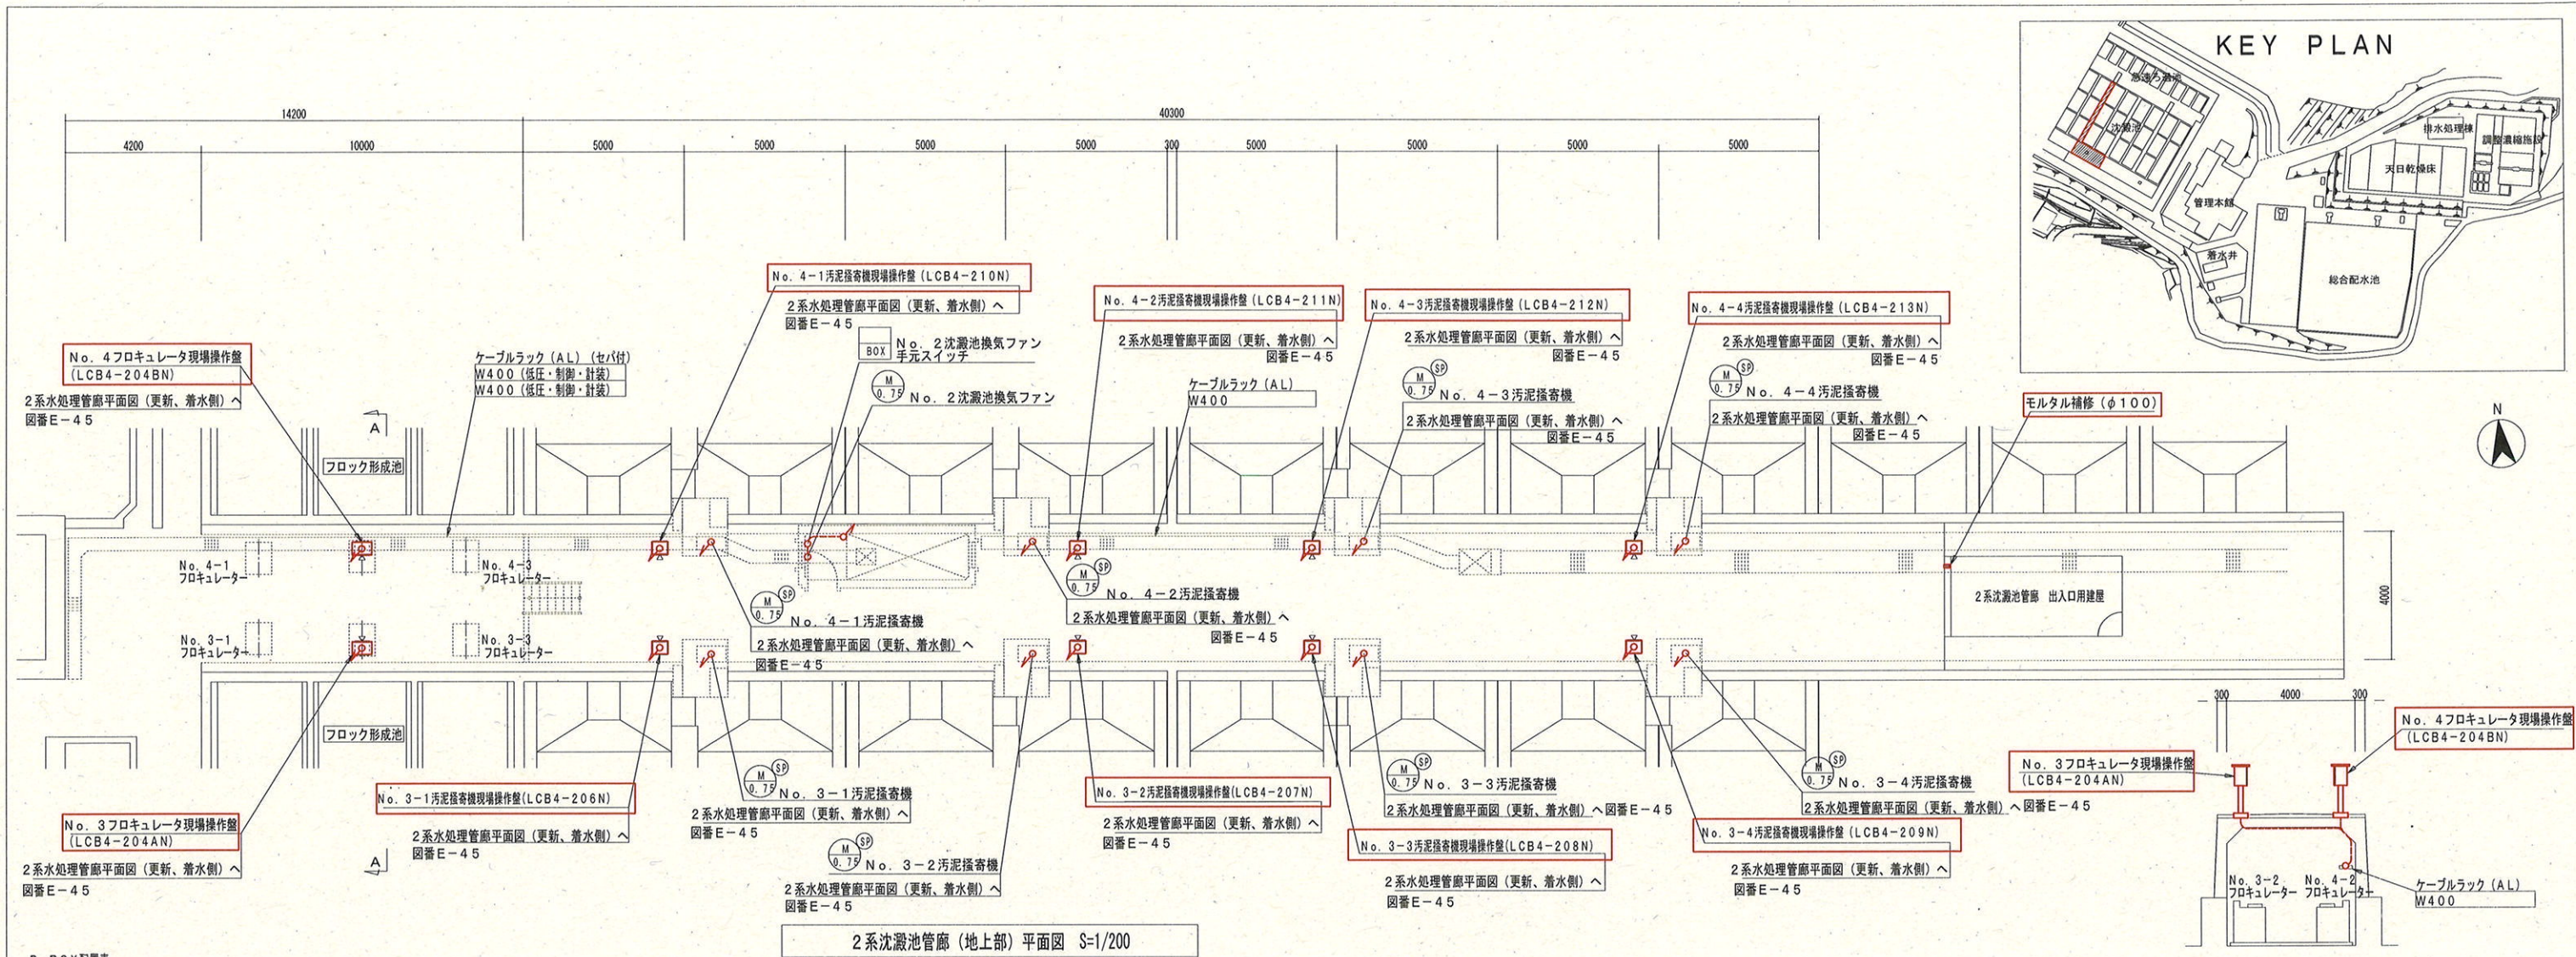

P. BOX配置表

①	P. BOX 200□×100 (塩ビ)	更新
②	P. BOX 200□×200 (塩ビ)	"

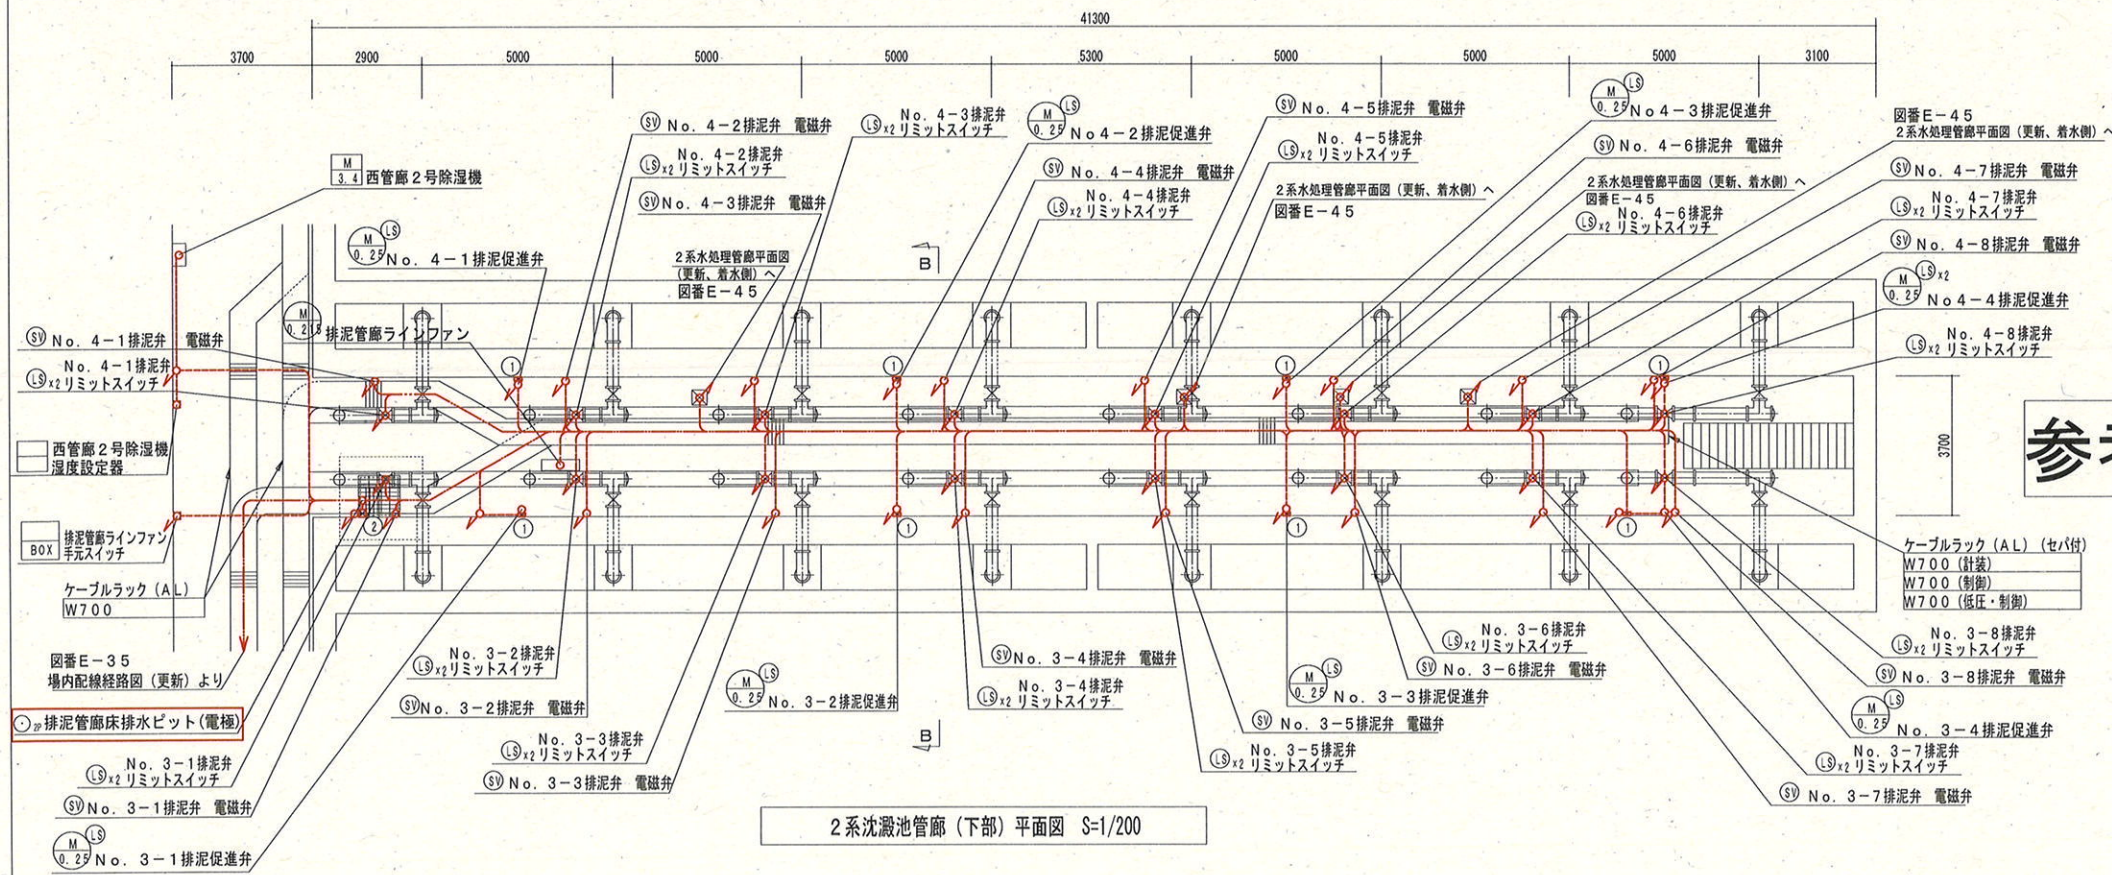




参考図

- <配線工事の凡例>
- : ビット・ダクト内配線
 - - -: ラック内配線
 - : 露出管内配線
 - - -: 埋め込み配管内配線
 - - -: 地中埋設管内配線
- 注記
1. 部は、今回（更新）を示す。
 2. 屋外盤の既設開口は流用とする。
 3. その他特記無きは既設を示す。


A-A断面図 S=1/200

B-B断面図 S=1/200

課長	課長補佐	係長	調査	設計
武内	岩佐	伊藤	山本	山
針木浄水場動力設備更新工事				令和7年度
2系沈澱池平断面図（更新）				図番 E-46
高知市上下水道局浄水課				縮尺 1/200

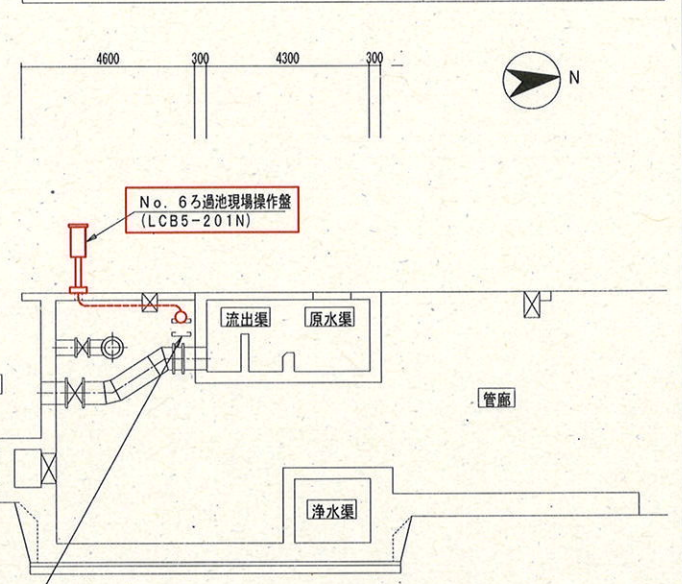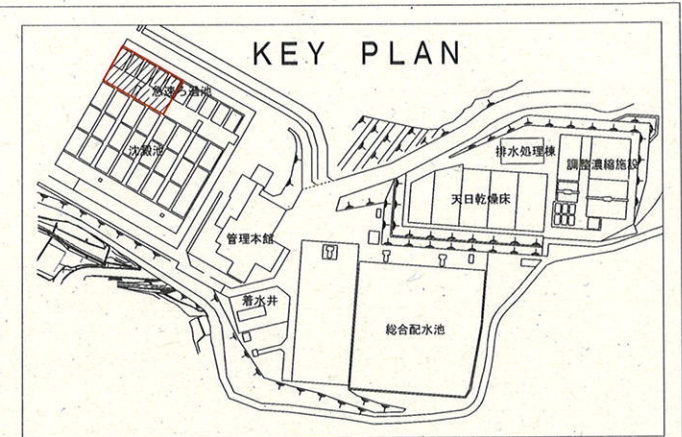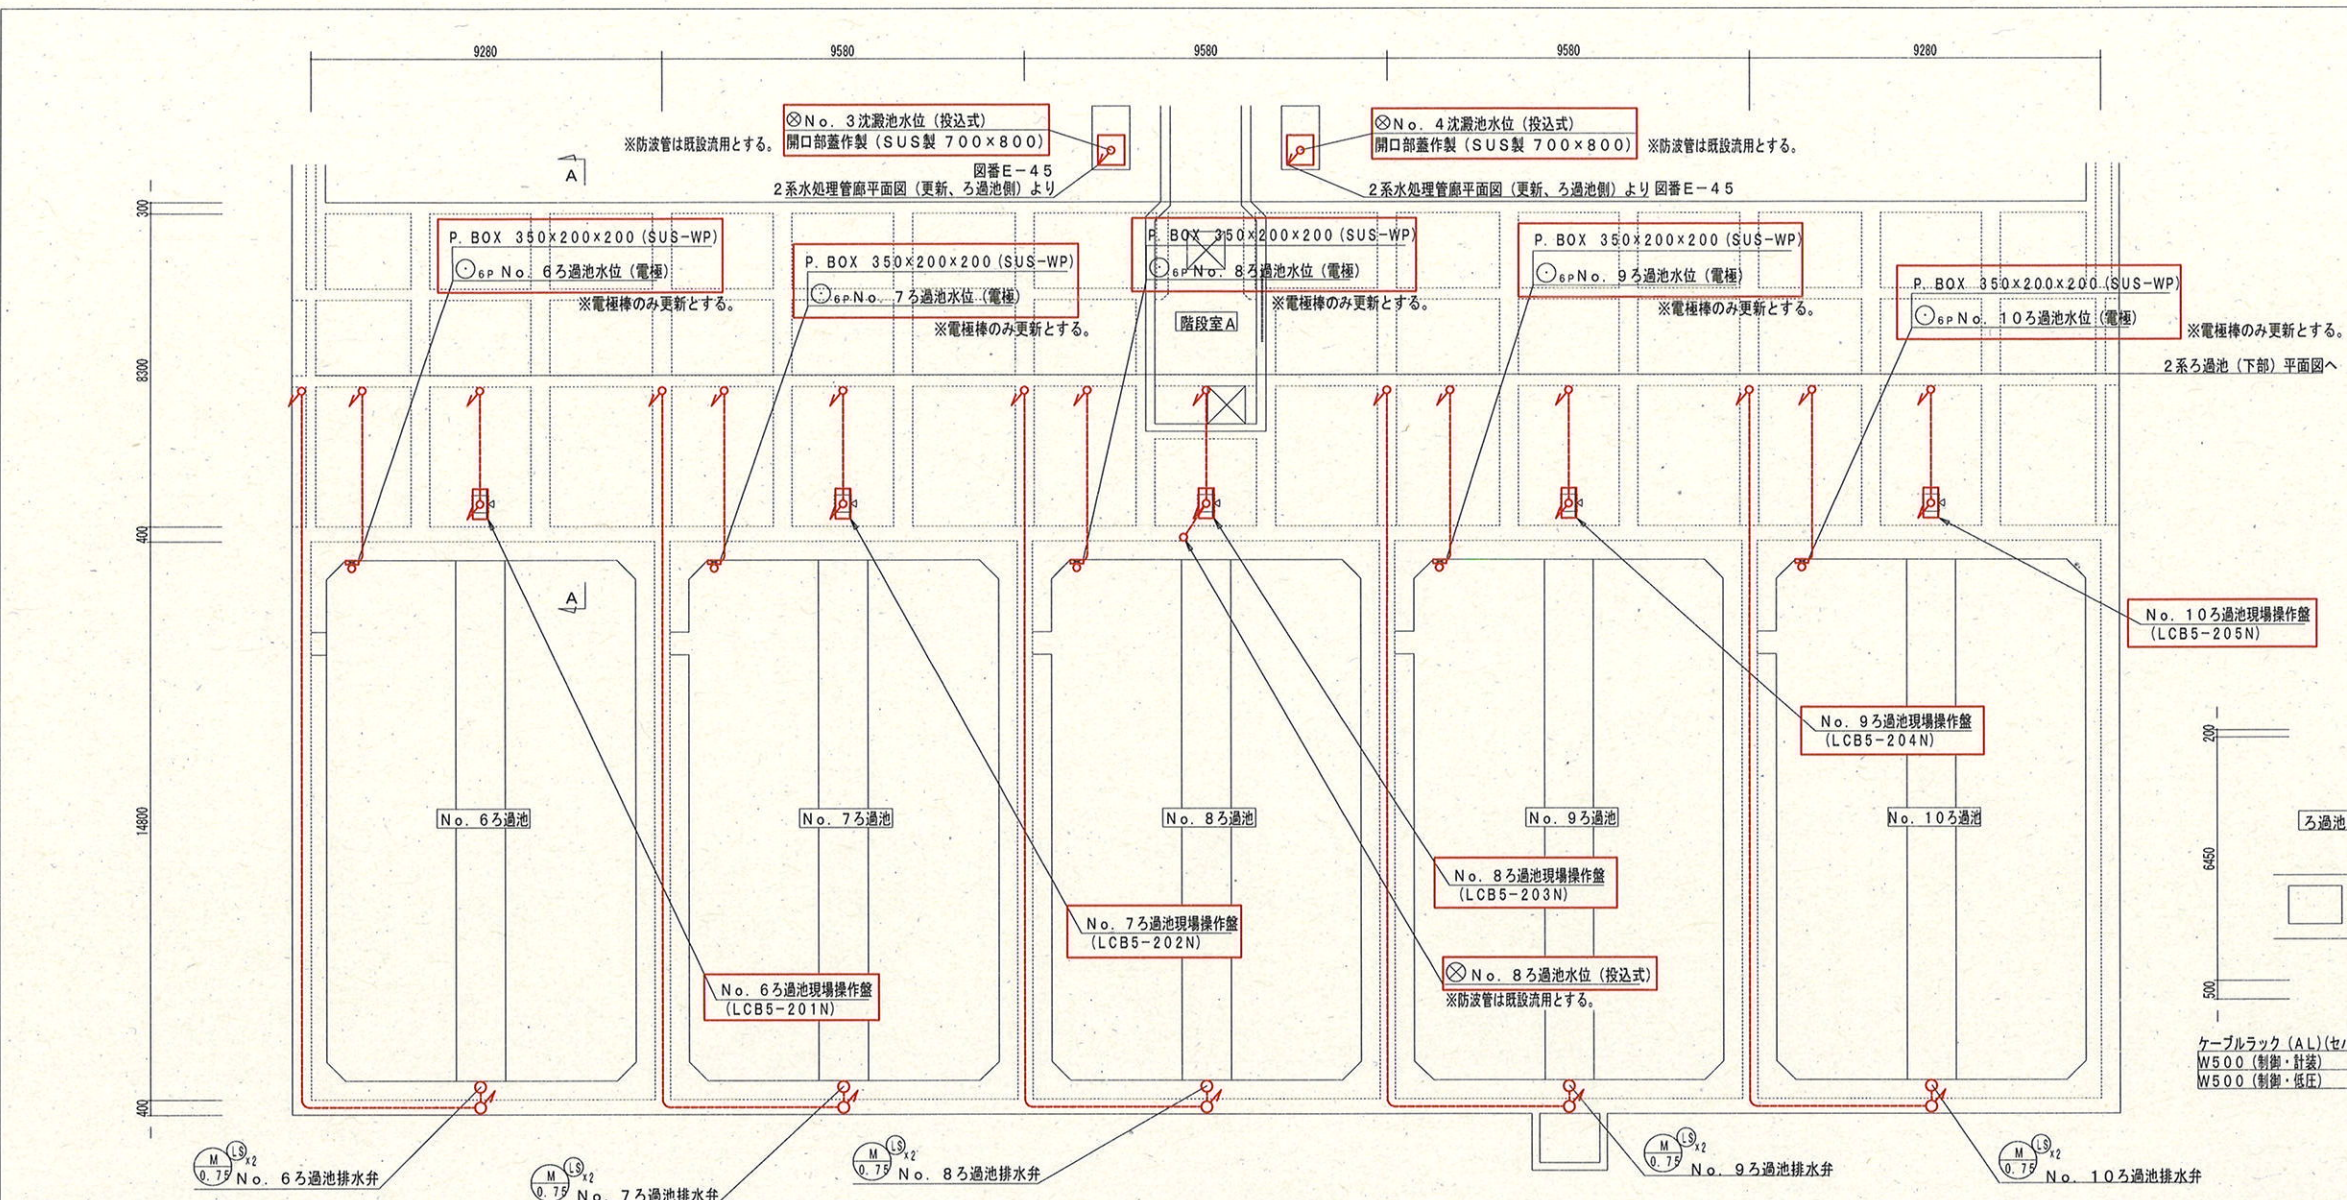




- ＜配線工事の凡例＞
- ：ビット・ダクト内配線
 - ：ラック内配線
 - ：露出管内配線
 - ：埋め込み配管内配線
 - ：地中埋設管内配線
- 注記
- 部は、今回（更新）を示す。
 - 埋込配管は既設流用とする。
 - 屋外盤の既設開口は流用とする。
 - ろ過池の電極は電極棒のみ更新とし、その他保持器等は流用する。
 - その他特記無きは既設を示す。

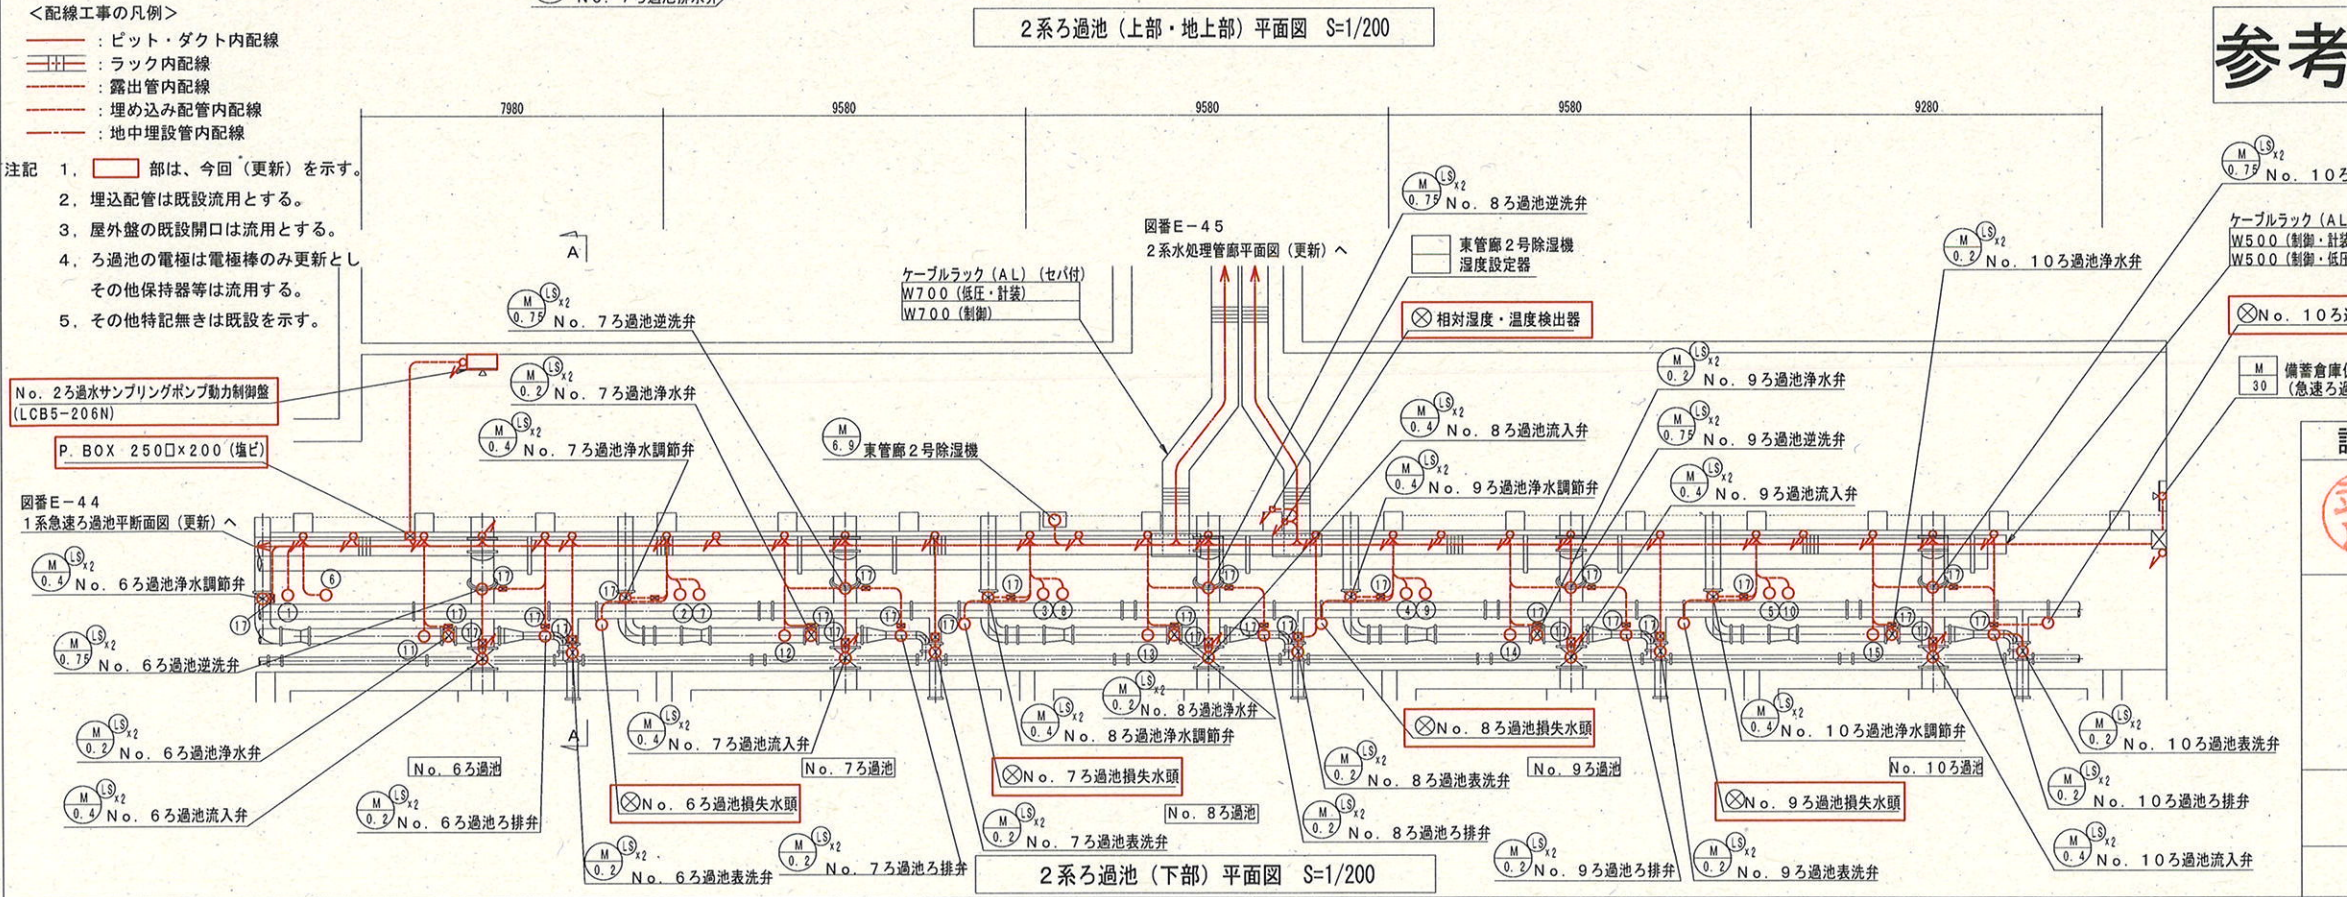

参考図

①	No. 6ろ過池浄水調節弁開度	既設
②	No. 7ろ過池浄水調節弁開度	既設
③	No. 8ろ過池浄水調節弁開度	既設
④	No. 9ろ過池浄水調節弁開度	既設
⑤	No. 10ろ過池浄水調節弁開度	既設
⑥	No. 6ろ過池流量	更新
⑦	No. 7ろ過池流量	更新
⑧	No. 8ろ過池流量	更新
⑨	No. 9ろ過池流量	更新
⑩	No. 10ろ過池流量	更新
⑪	6号池サンプリングポンプ (0.1 kW)	既設
⑫	7号池サンプリングポンプ (0.1 kW)	既設
⑬	8号池サンプリングポンプ (0.1 kW)	既設
⑭	9号池サンプリングポンプ (0.1 kW)	既設
⑮	10号池サンプリングポンプ (0.1 kW)	既設
⑯	P. BOX 200□×100 (塩ビ)	更新

課長	課長補佐	係長	調査	設計
武内	岩佐	伊藤	山本	山本
令和7年度				
針木浄水場動力設備更新工事				
図番 E-47				
縮尺 1/200				
2系急速ろ過池平断面図（更新）				
高知市上下水道局浄水課				

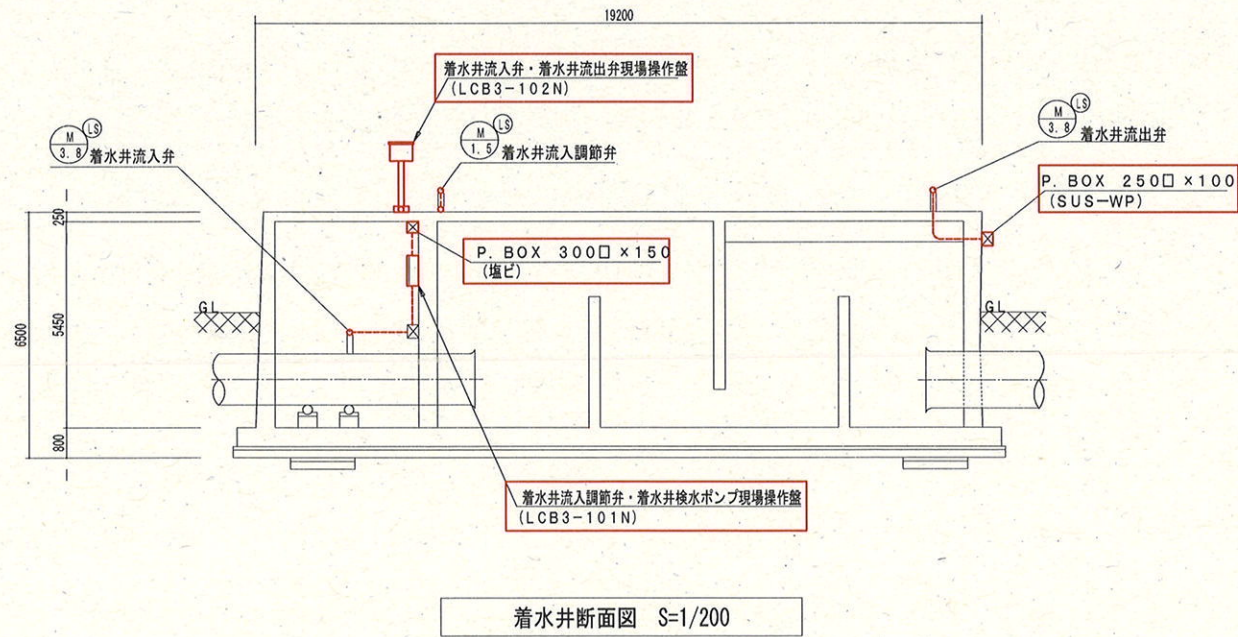
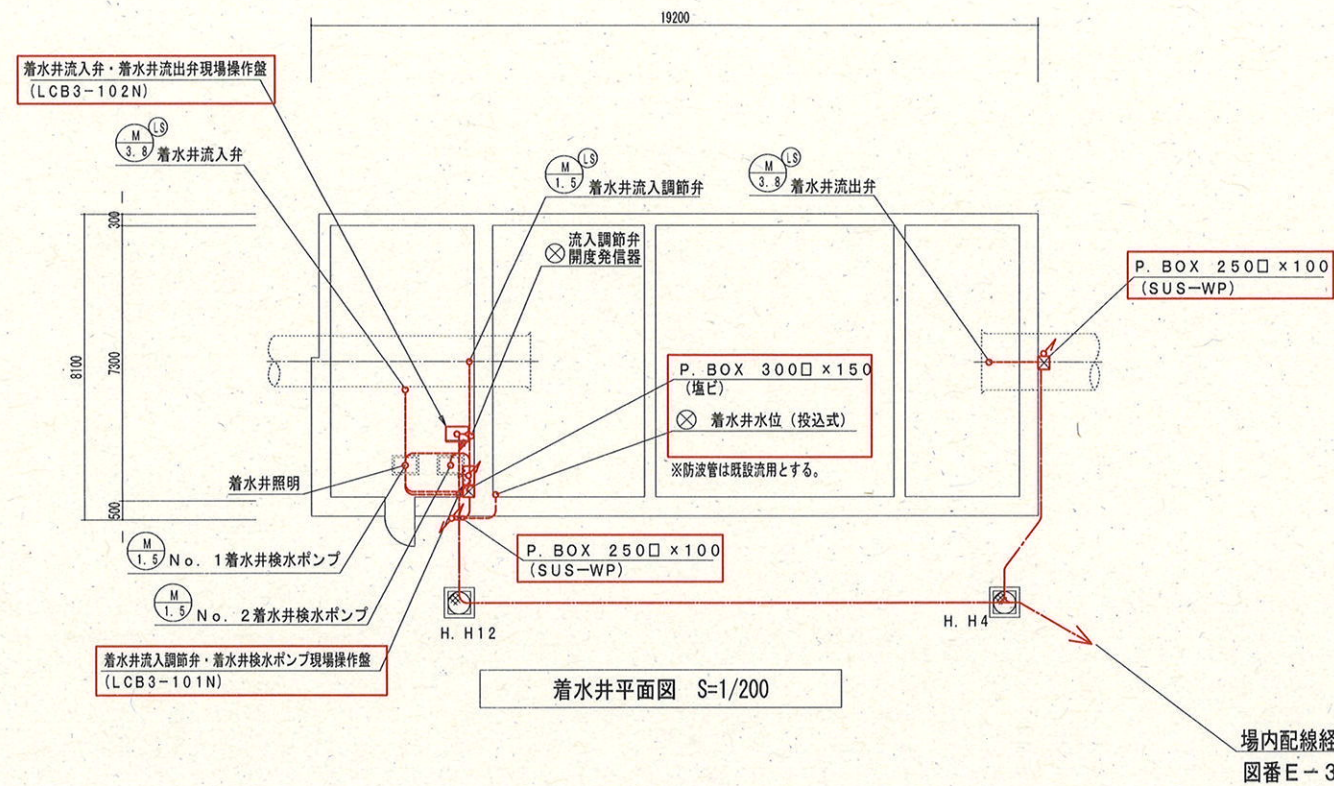
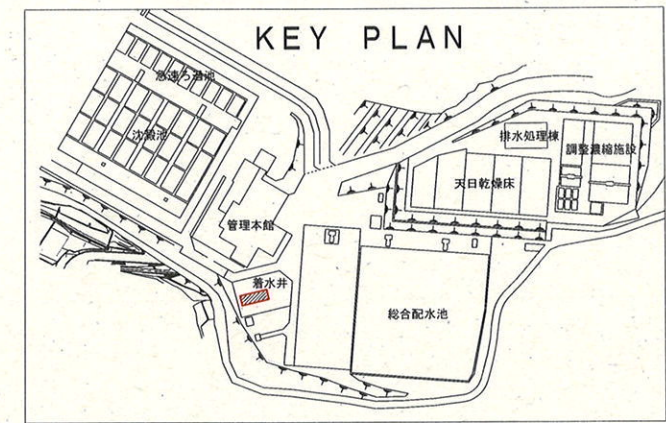


- <配線工事の凡例>
- : ビット・ダクト内配線 (Bit/Duct Internal Wiring)
 - : ラック内配線 (Rack Internal Wiring)
 - : 露出管内配線 (Exposed Pipe Internal Wiring)
 - : 埋め込み配管内配線 (Embedding Pipe Internal Wiring)
 - : 地中埋設管内配線 (Underground Buried Pipe Internal Wiring)

- 注記 1. 部は、今回 (更新) を示す。
2. 埋設配管は既設流用とする。
3. その他特記無きは既設を示す。

参考図






課 長	課長補佐	係 長	調 査	設 計
武内	岩佐	伊藤	山本	山本
針木浄水場動力設備更新工事			令和7年度	
			図 番	E-48
			縮 尺	1/200
高知市上下水道局浄水課				

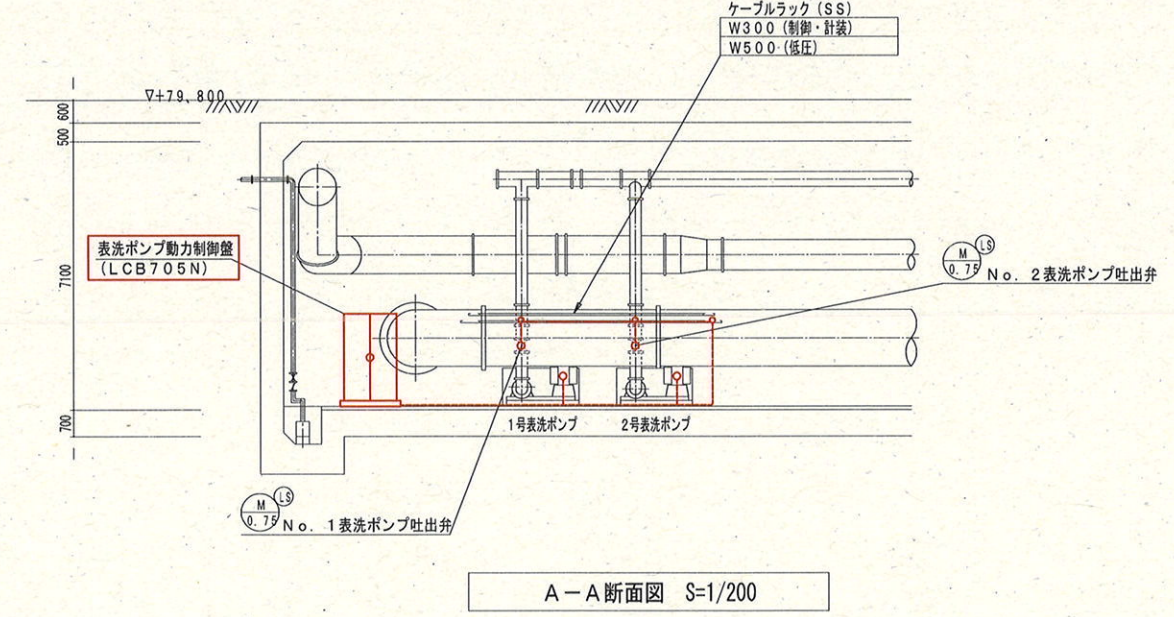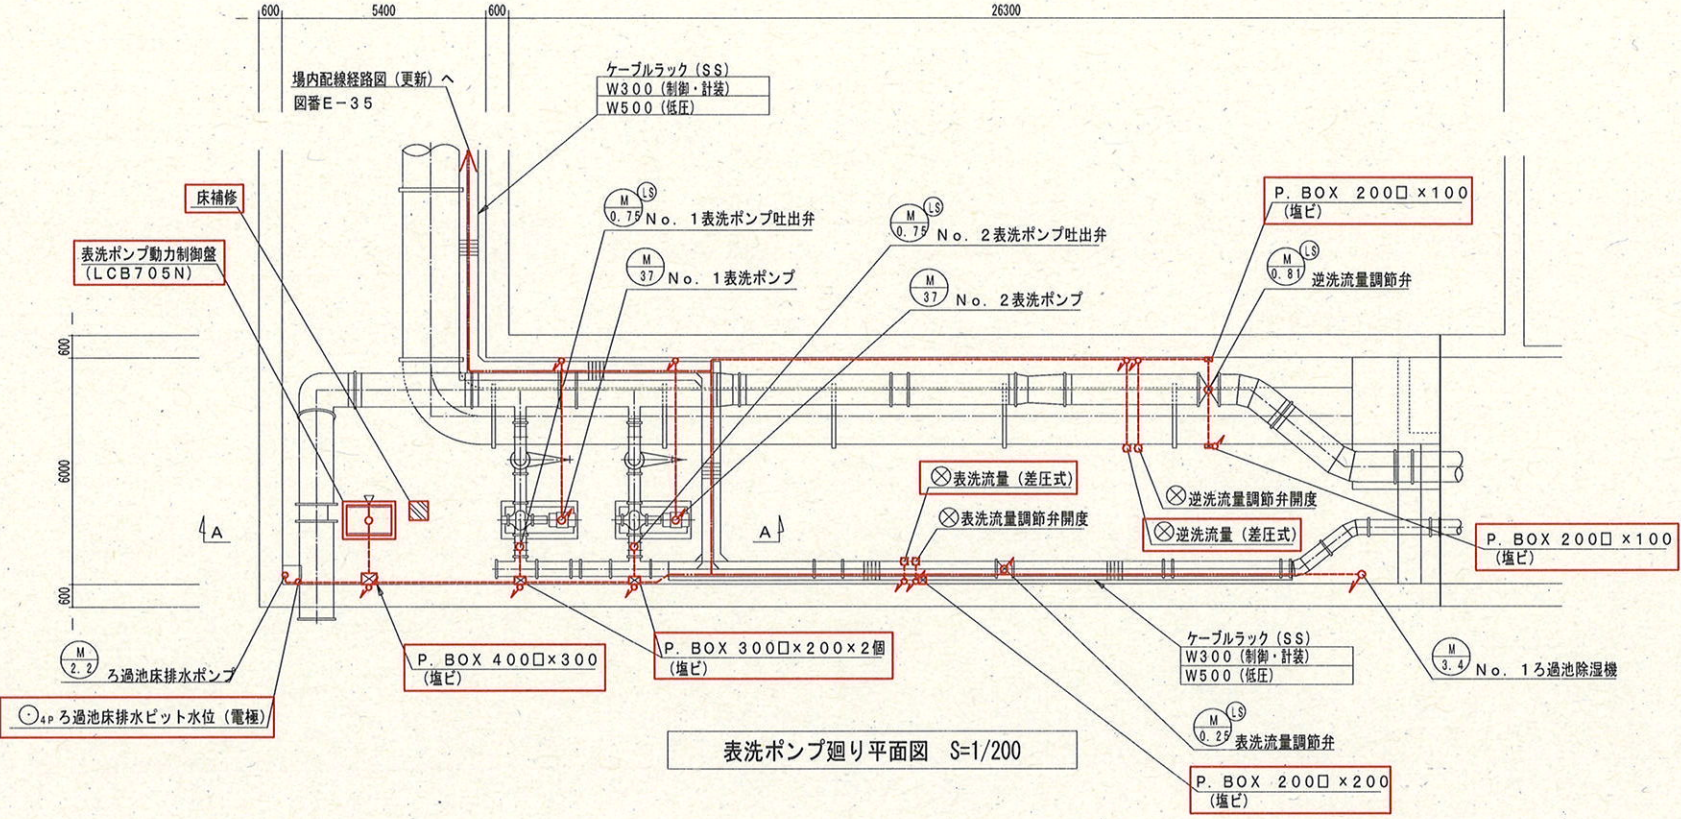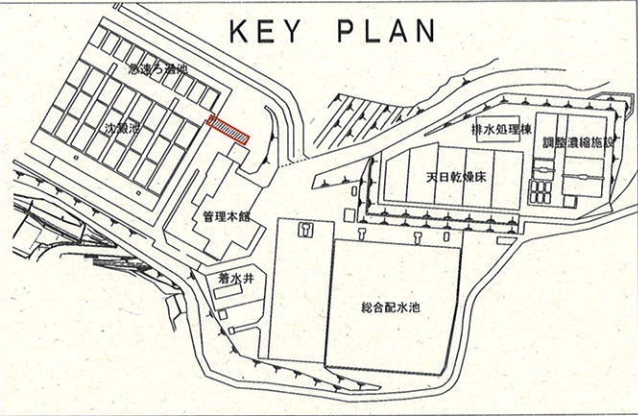

- 注記 1. 部は、今回（更新）を示す。
2. 部は、基礎築造を示す。
3. 部は、床補修を示す。
4. その他特記無きは既設を示す。
- ＜配線工事の凡例＞
: ピット・ダクト内配線
: ラック内配線
: 露出管内配線
: 埋め込み配管内配線
: 地中埋設管内配線

参考図

課 長	課長補佐	係 長	調 査	設 計
武内	岩佐	伊藤	山本	山中
針木浄水場動力設備更新工事				令和7年度 図 番 E-49
表洗ポンプ廻り平断面図（更新）				縮 尺 1/200
高知市上下水道局浄水課				

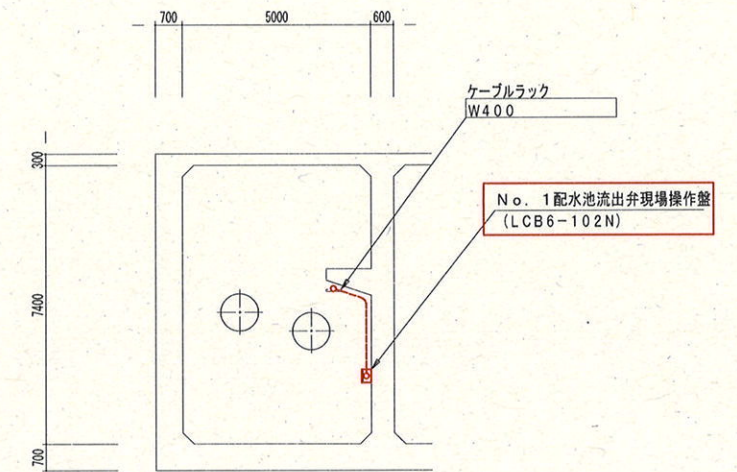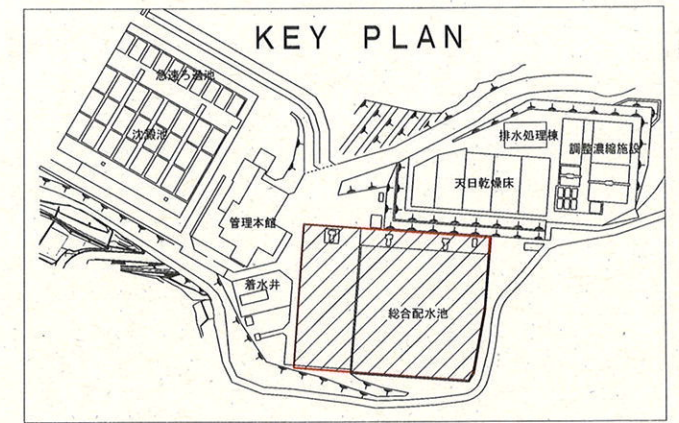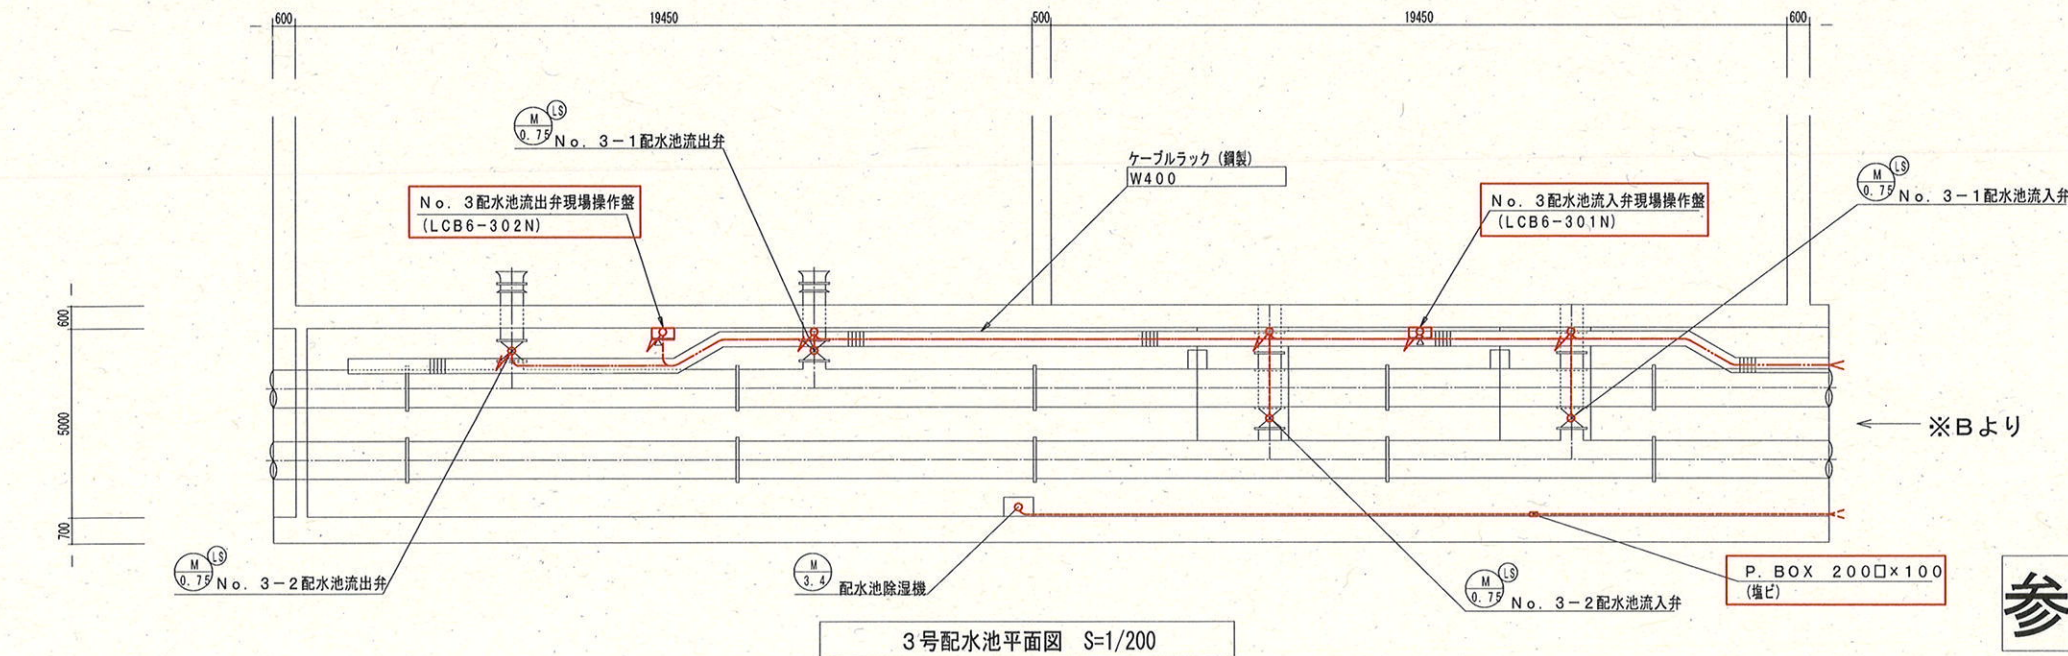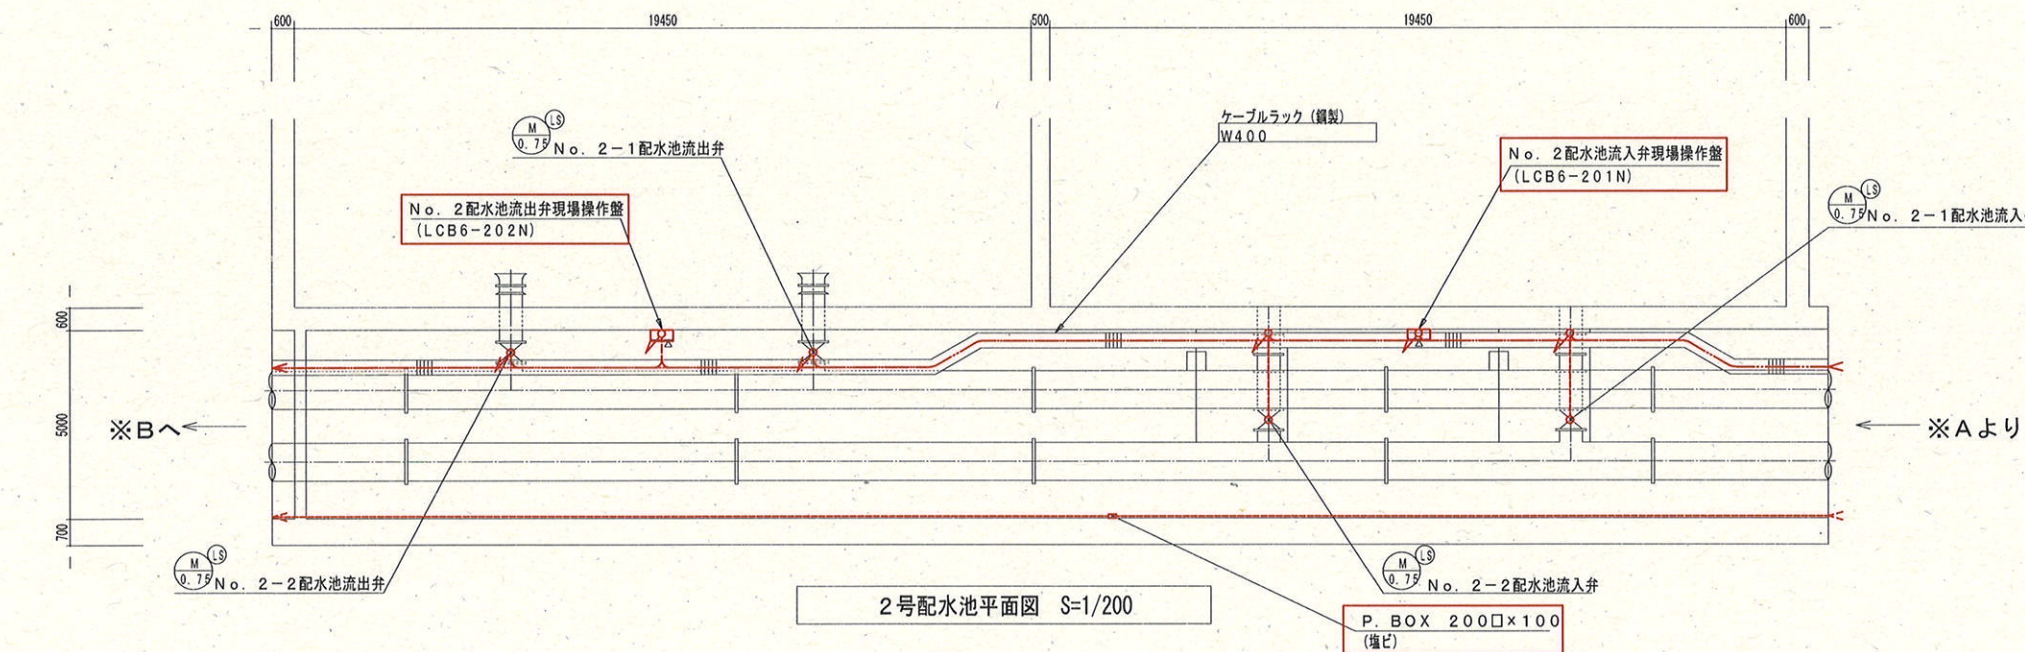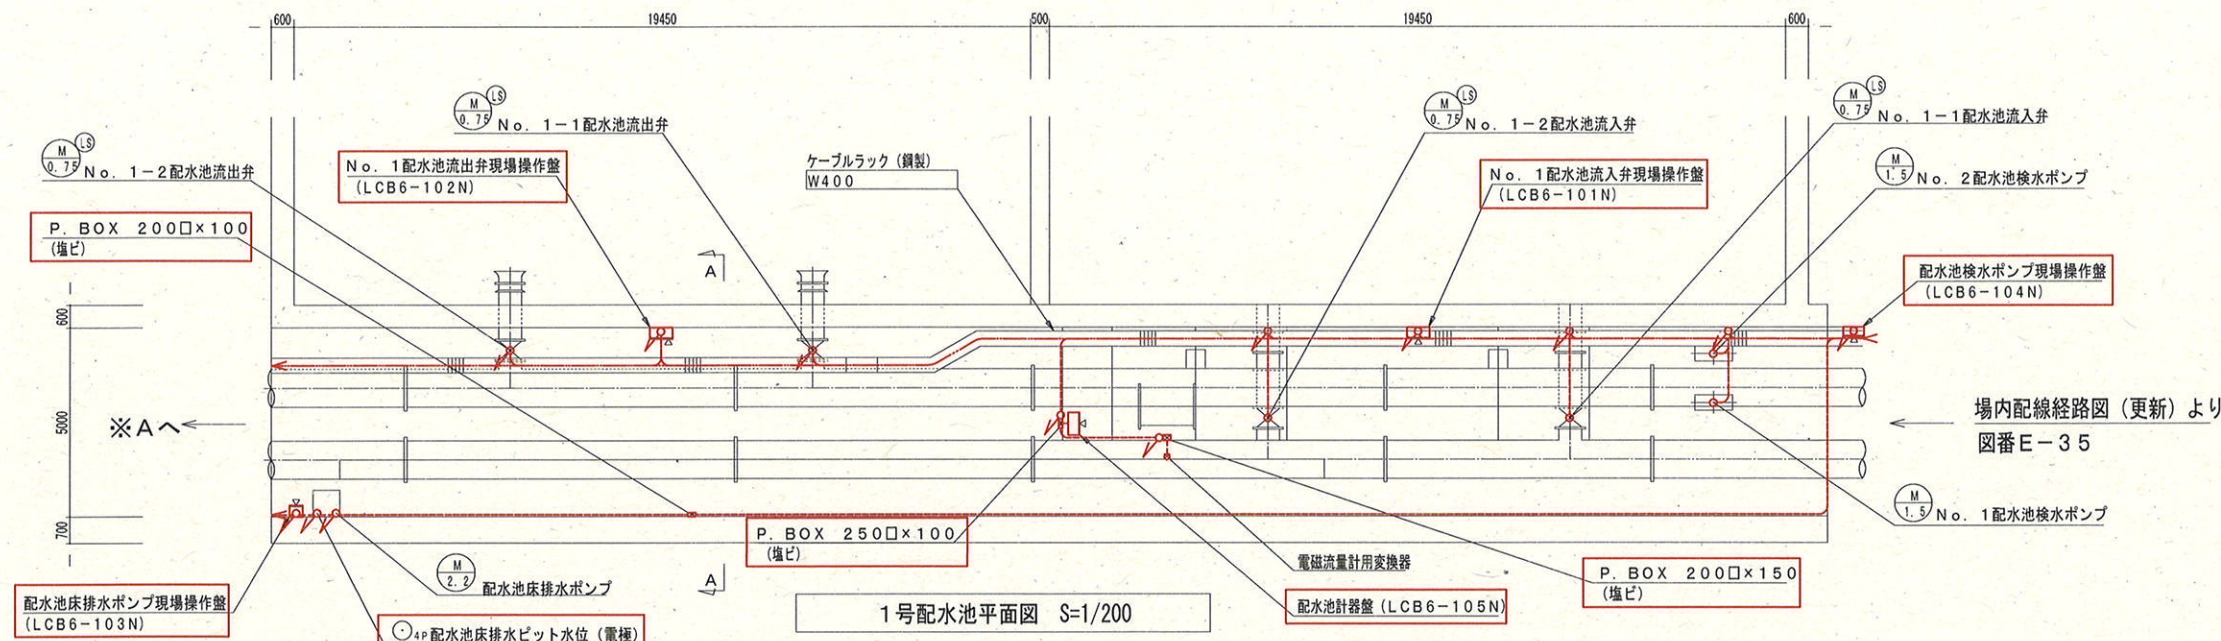

- <配線工事の凡例>
- ビット・ダクト内配線
 - ラック内配線
 - 露出管内配線
 - 埋め込み配管内配線
 - 地中埋設管内配線
- 注記 1. は、今回 (更新) を示す。
2. その他特記無きは既設を示す。

課長	課長補佐	係長	調査	設計
武内	岩佐	伊藤	山本	山本
令和7年度				図番
針木浄水場動力設備更新工事				E-50
配水池平断面図 (更新)				縮尺
高知市上下水道局浄水課				1/200

参考図