
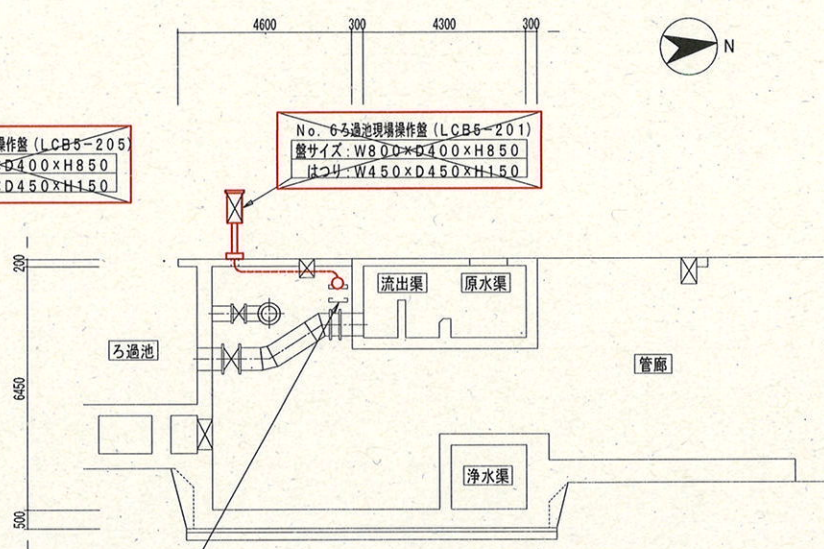
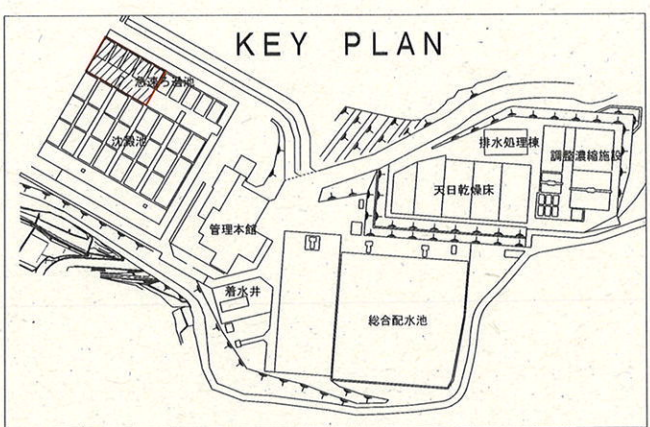


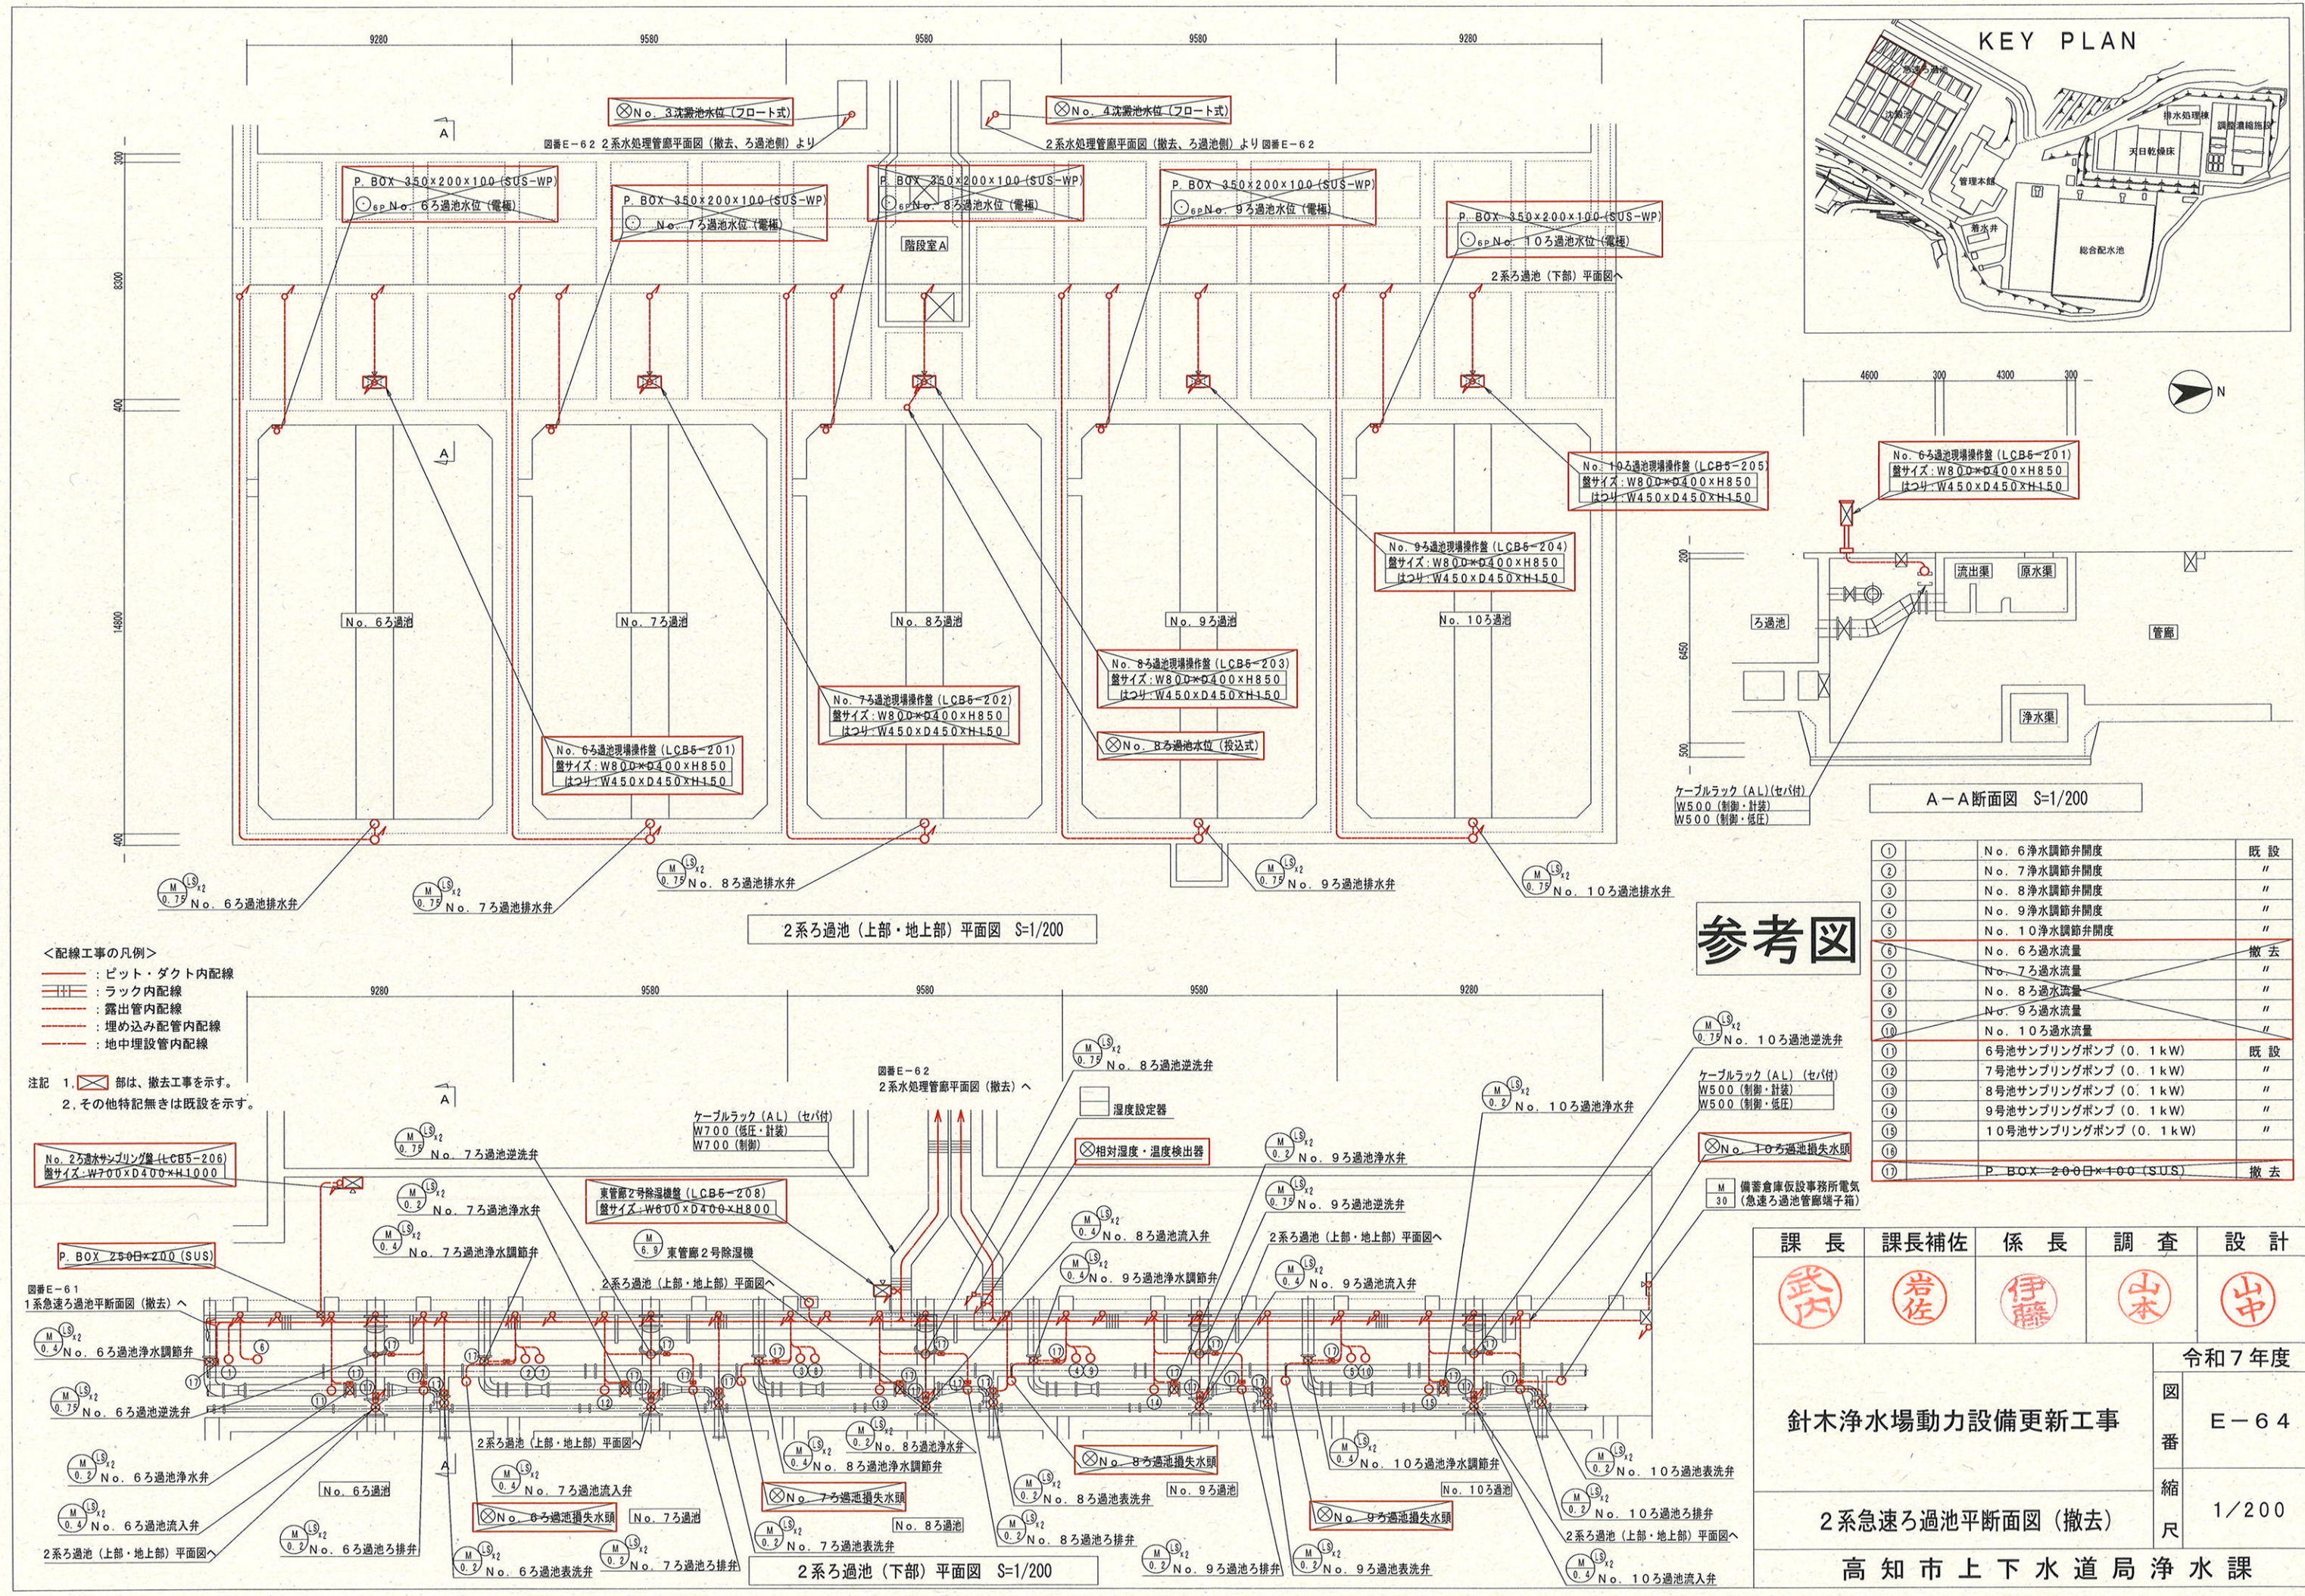

参考図

①	No. 6 浄水調節弁開度	既設
②	No. 7 浄水調節弁開度	〃
③	No. 8 浄水調節弁開度	〃
④	No. 9 浄水調節弁開度	〃
⑤	No. 10 浄水調節弁開度	〃
⑥	No. 6 ろ過流量	撤去
⑦	No. 7 ろ過流量	〃
⑧	No. 8 ろ過流量	〃
⑨	No. 9 ろ過流量	〃
⑩	No. 10 ろ過流量	〃
⑪	6号池サンプリングポンプ (0.1kW)	既設
⑫	7号池サンプリングポンプ (0.1kW)	〃
⑬	8号池サンプリングポンプ (0.1kW)	〃
⑭	9号池サンプリングポンプ (0.1kW)	〃
⑮	10号池サンプリングポンプ (0.1kW)	〃
⑯	P. BOX-2000日×1000 (SUS)	撤去

課長
武内

課長補佐
岩佐

係長
伊藤

調査
山本

設計
山

令和7年度

針木浄水場動力設備更新工事

図番
E-64




縮尺
1/200

2系急速ろ過池平断面図 (撤去)

高知市上下水道局浄水課

- ＜配線工事の凡例＞
- ：ピット・ダクト内配線
 - ：ラック内配線
 - ：露出管内配線
 - ：埋め込み配管内配線
 - ：地中埋設管内配線

注記 1. 部は、撤去工事を示す。
2. その他特記無きは既設を示す。

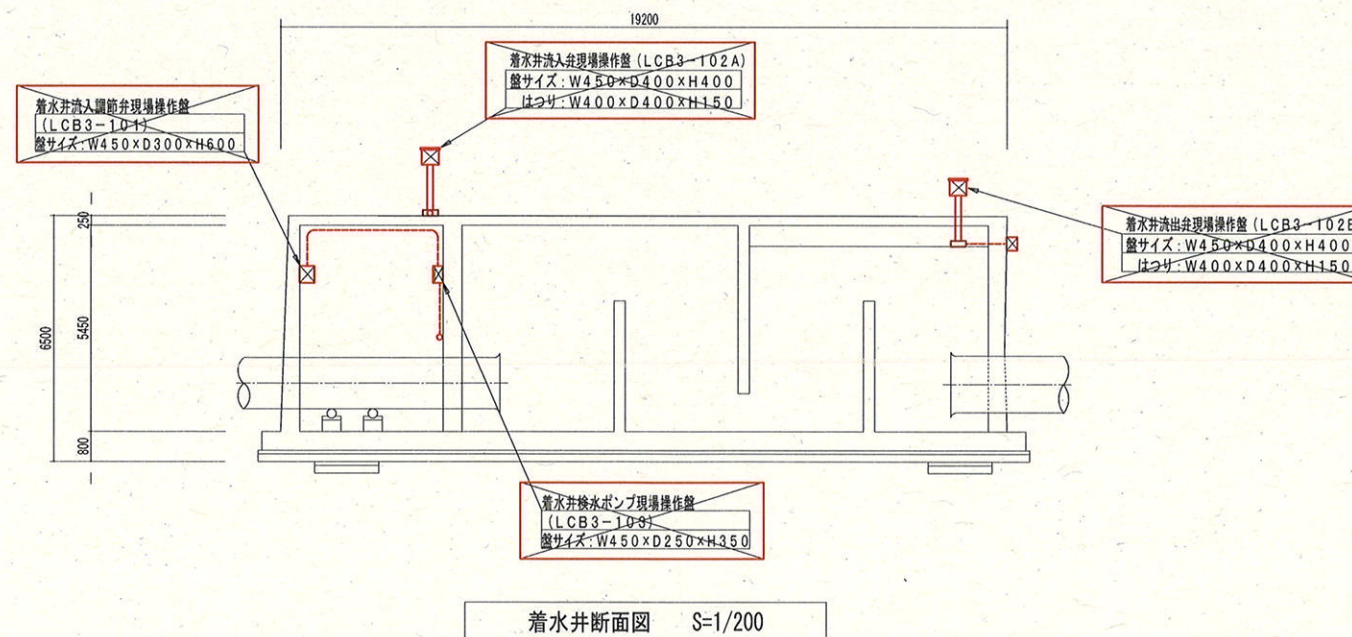
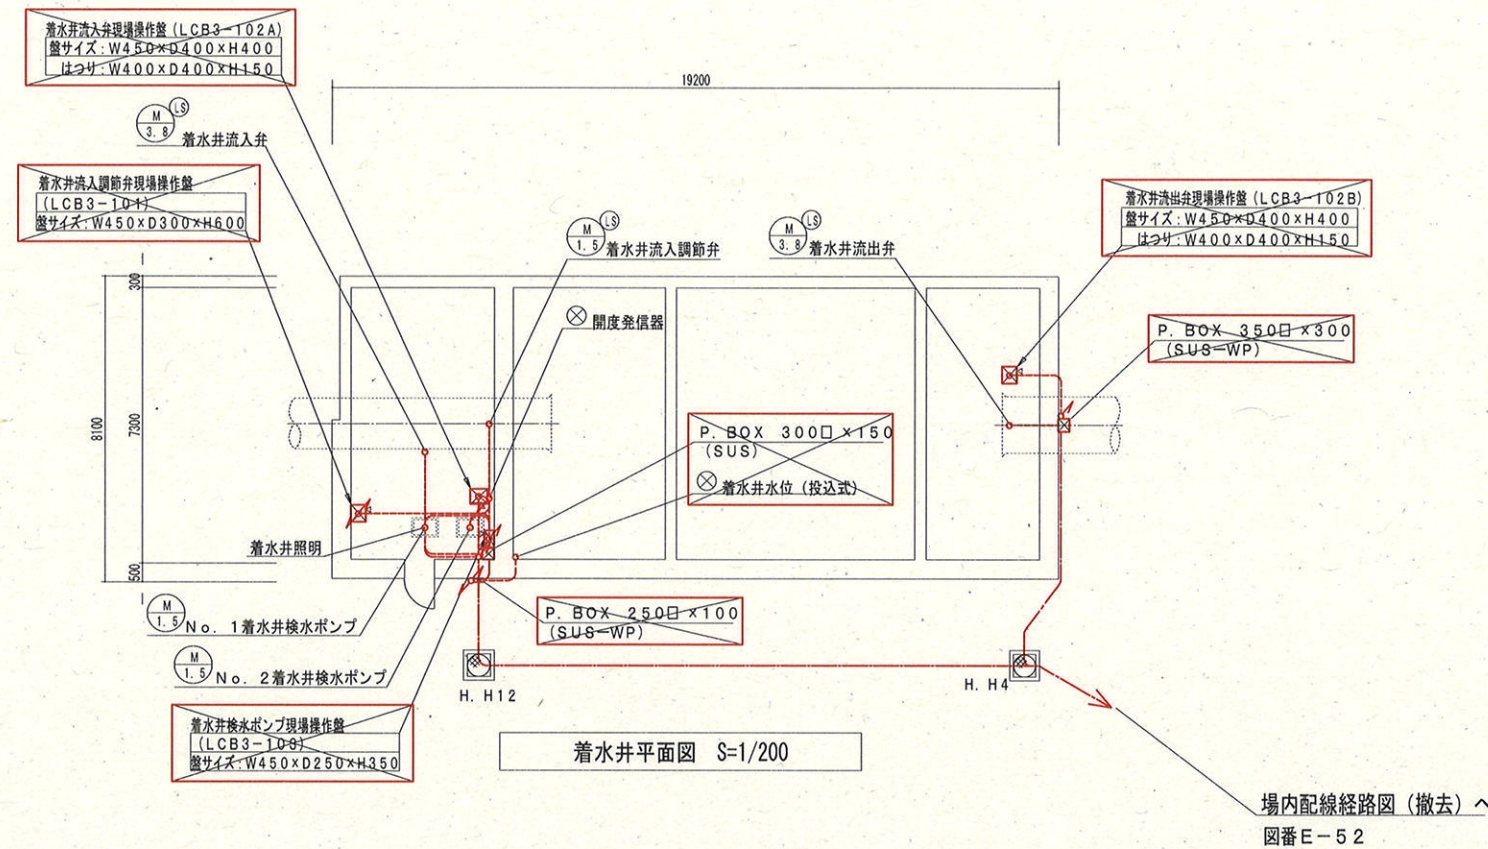
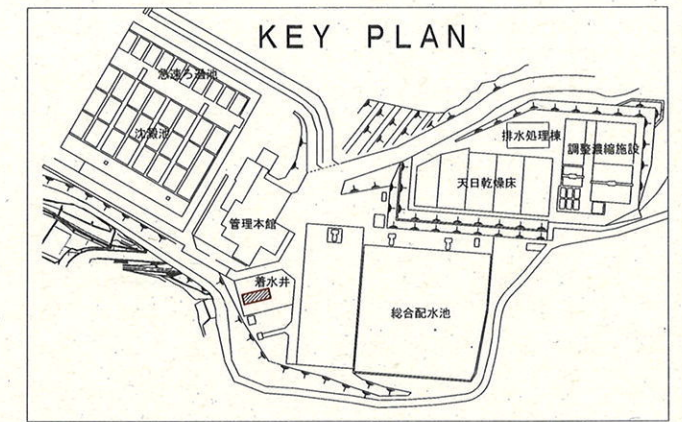


- <配線工事の凡例>
- : ビット・ダクト内配線
 - : ラック内配線
 - : 露出管内配線
 - : 埋め込み配管内配線
 - : 地中埋設管内配線

注記 1. 部は、撤去工事を示す。
2. その他特記無きは既設を示す。

参考図




課 長	課長補佐	係 長	調 査	設 計
針木浄水場動力設備更新工事				令和7年度
				図 番 E-65
				縮 尺 1/200
高知市上下水道局浄水課				

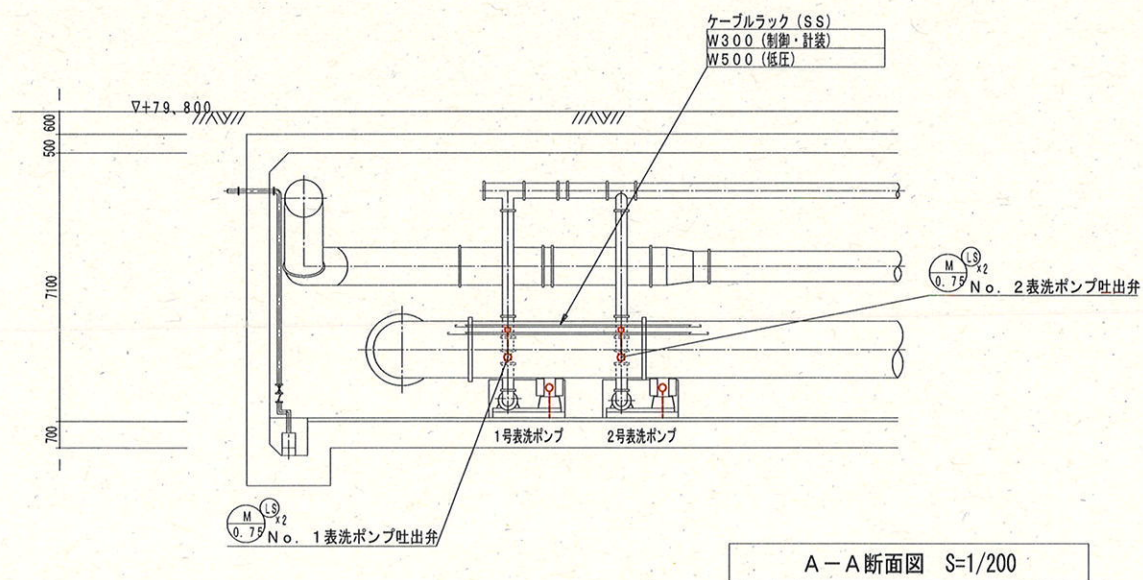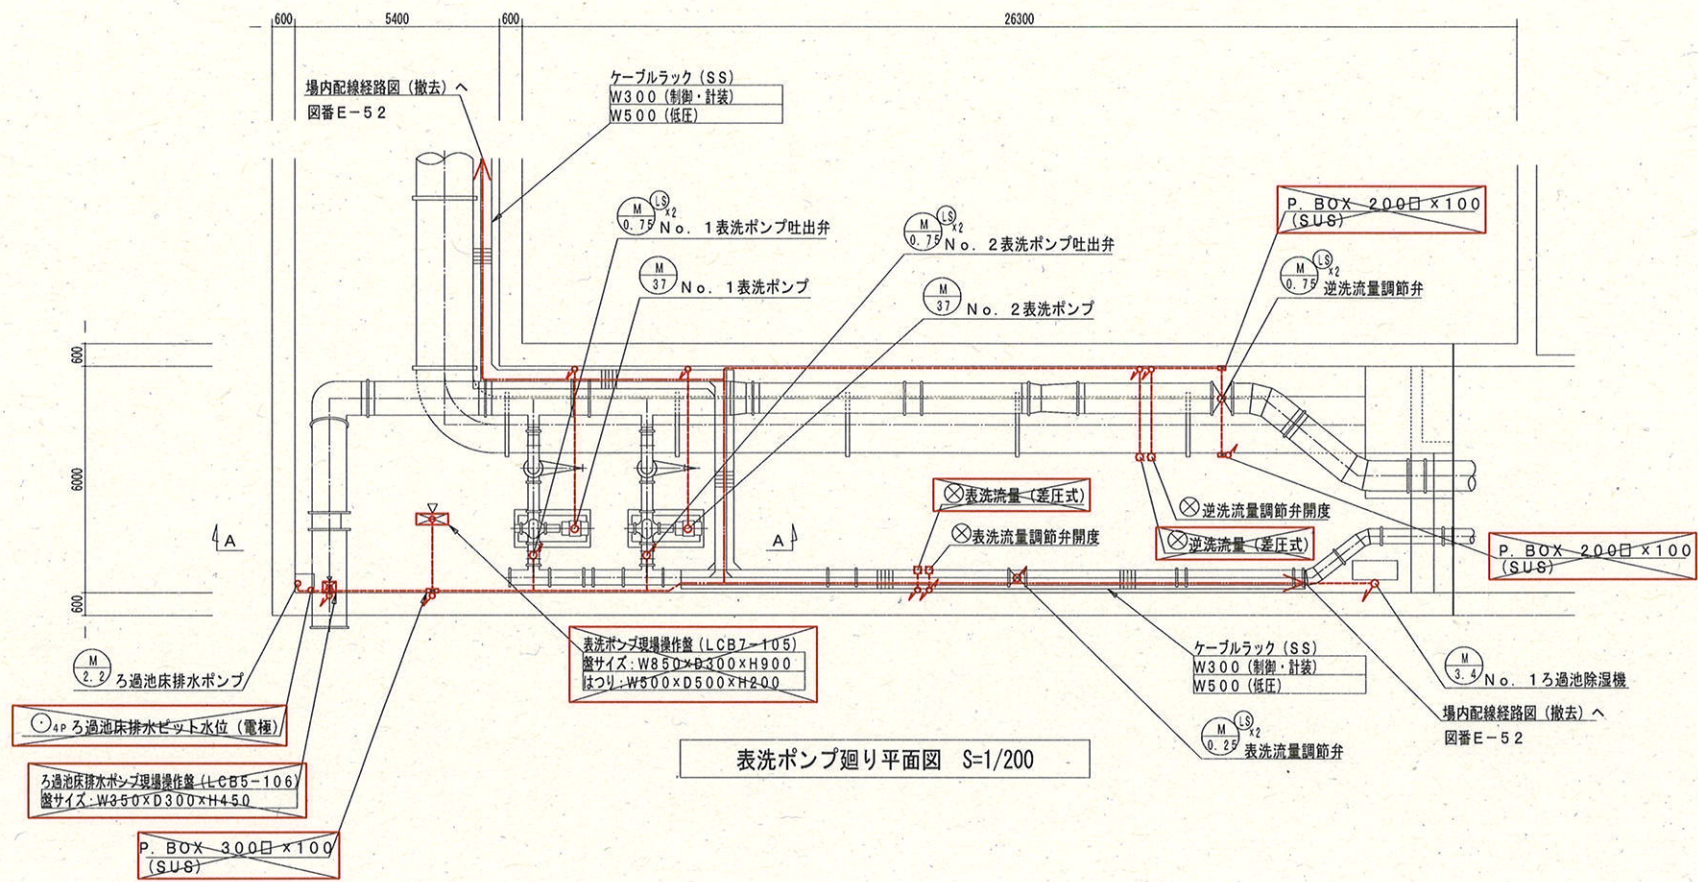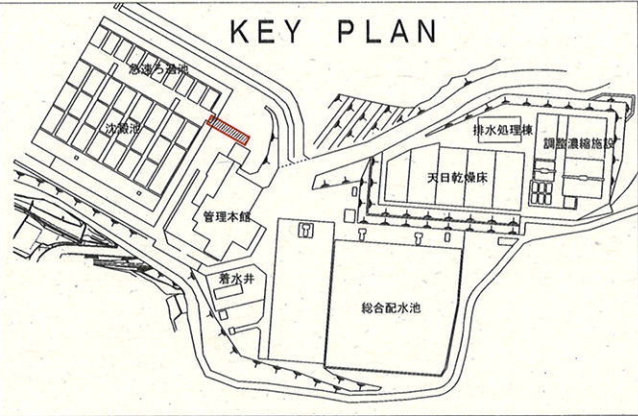

- <配線工事の凡例>
- ビット・ダクト内配線
 - ラック内配線
 - 露出管内配線
 - 埋め込み配管内配線
 - 地中埋設管内配線
- 注記 1. 部は、撤去工事を示す。
2. その他特記無きは既設を示す。

参考図

課長	課長補佐	係長	調査	設計
武内	岩佐	伊藤	山本	中
針木浄水場動力設備更新工事			令和7年度	
			図番	E-66
			縮尺	1/200
高知市上下水道局浄水課				

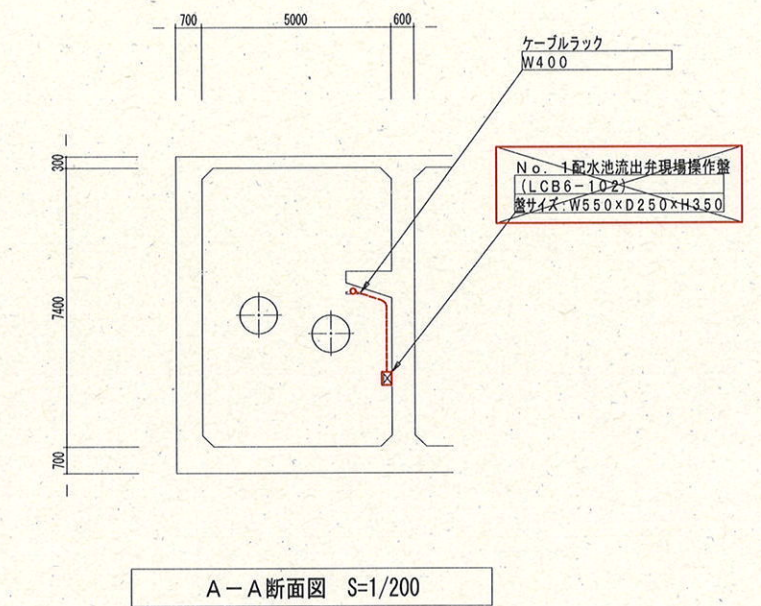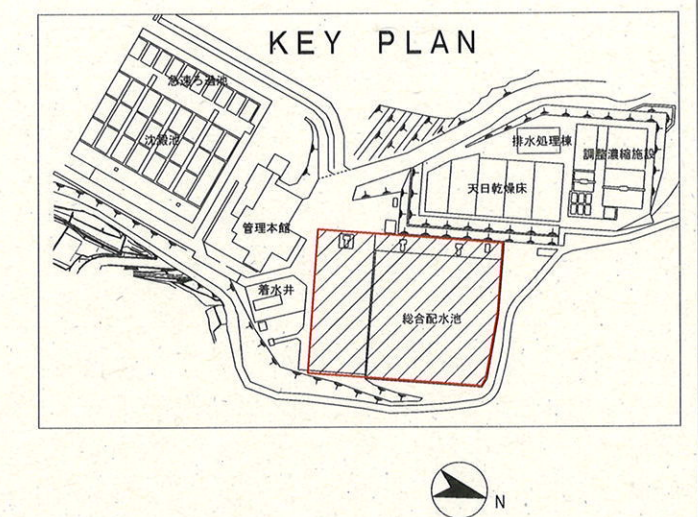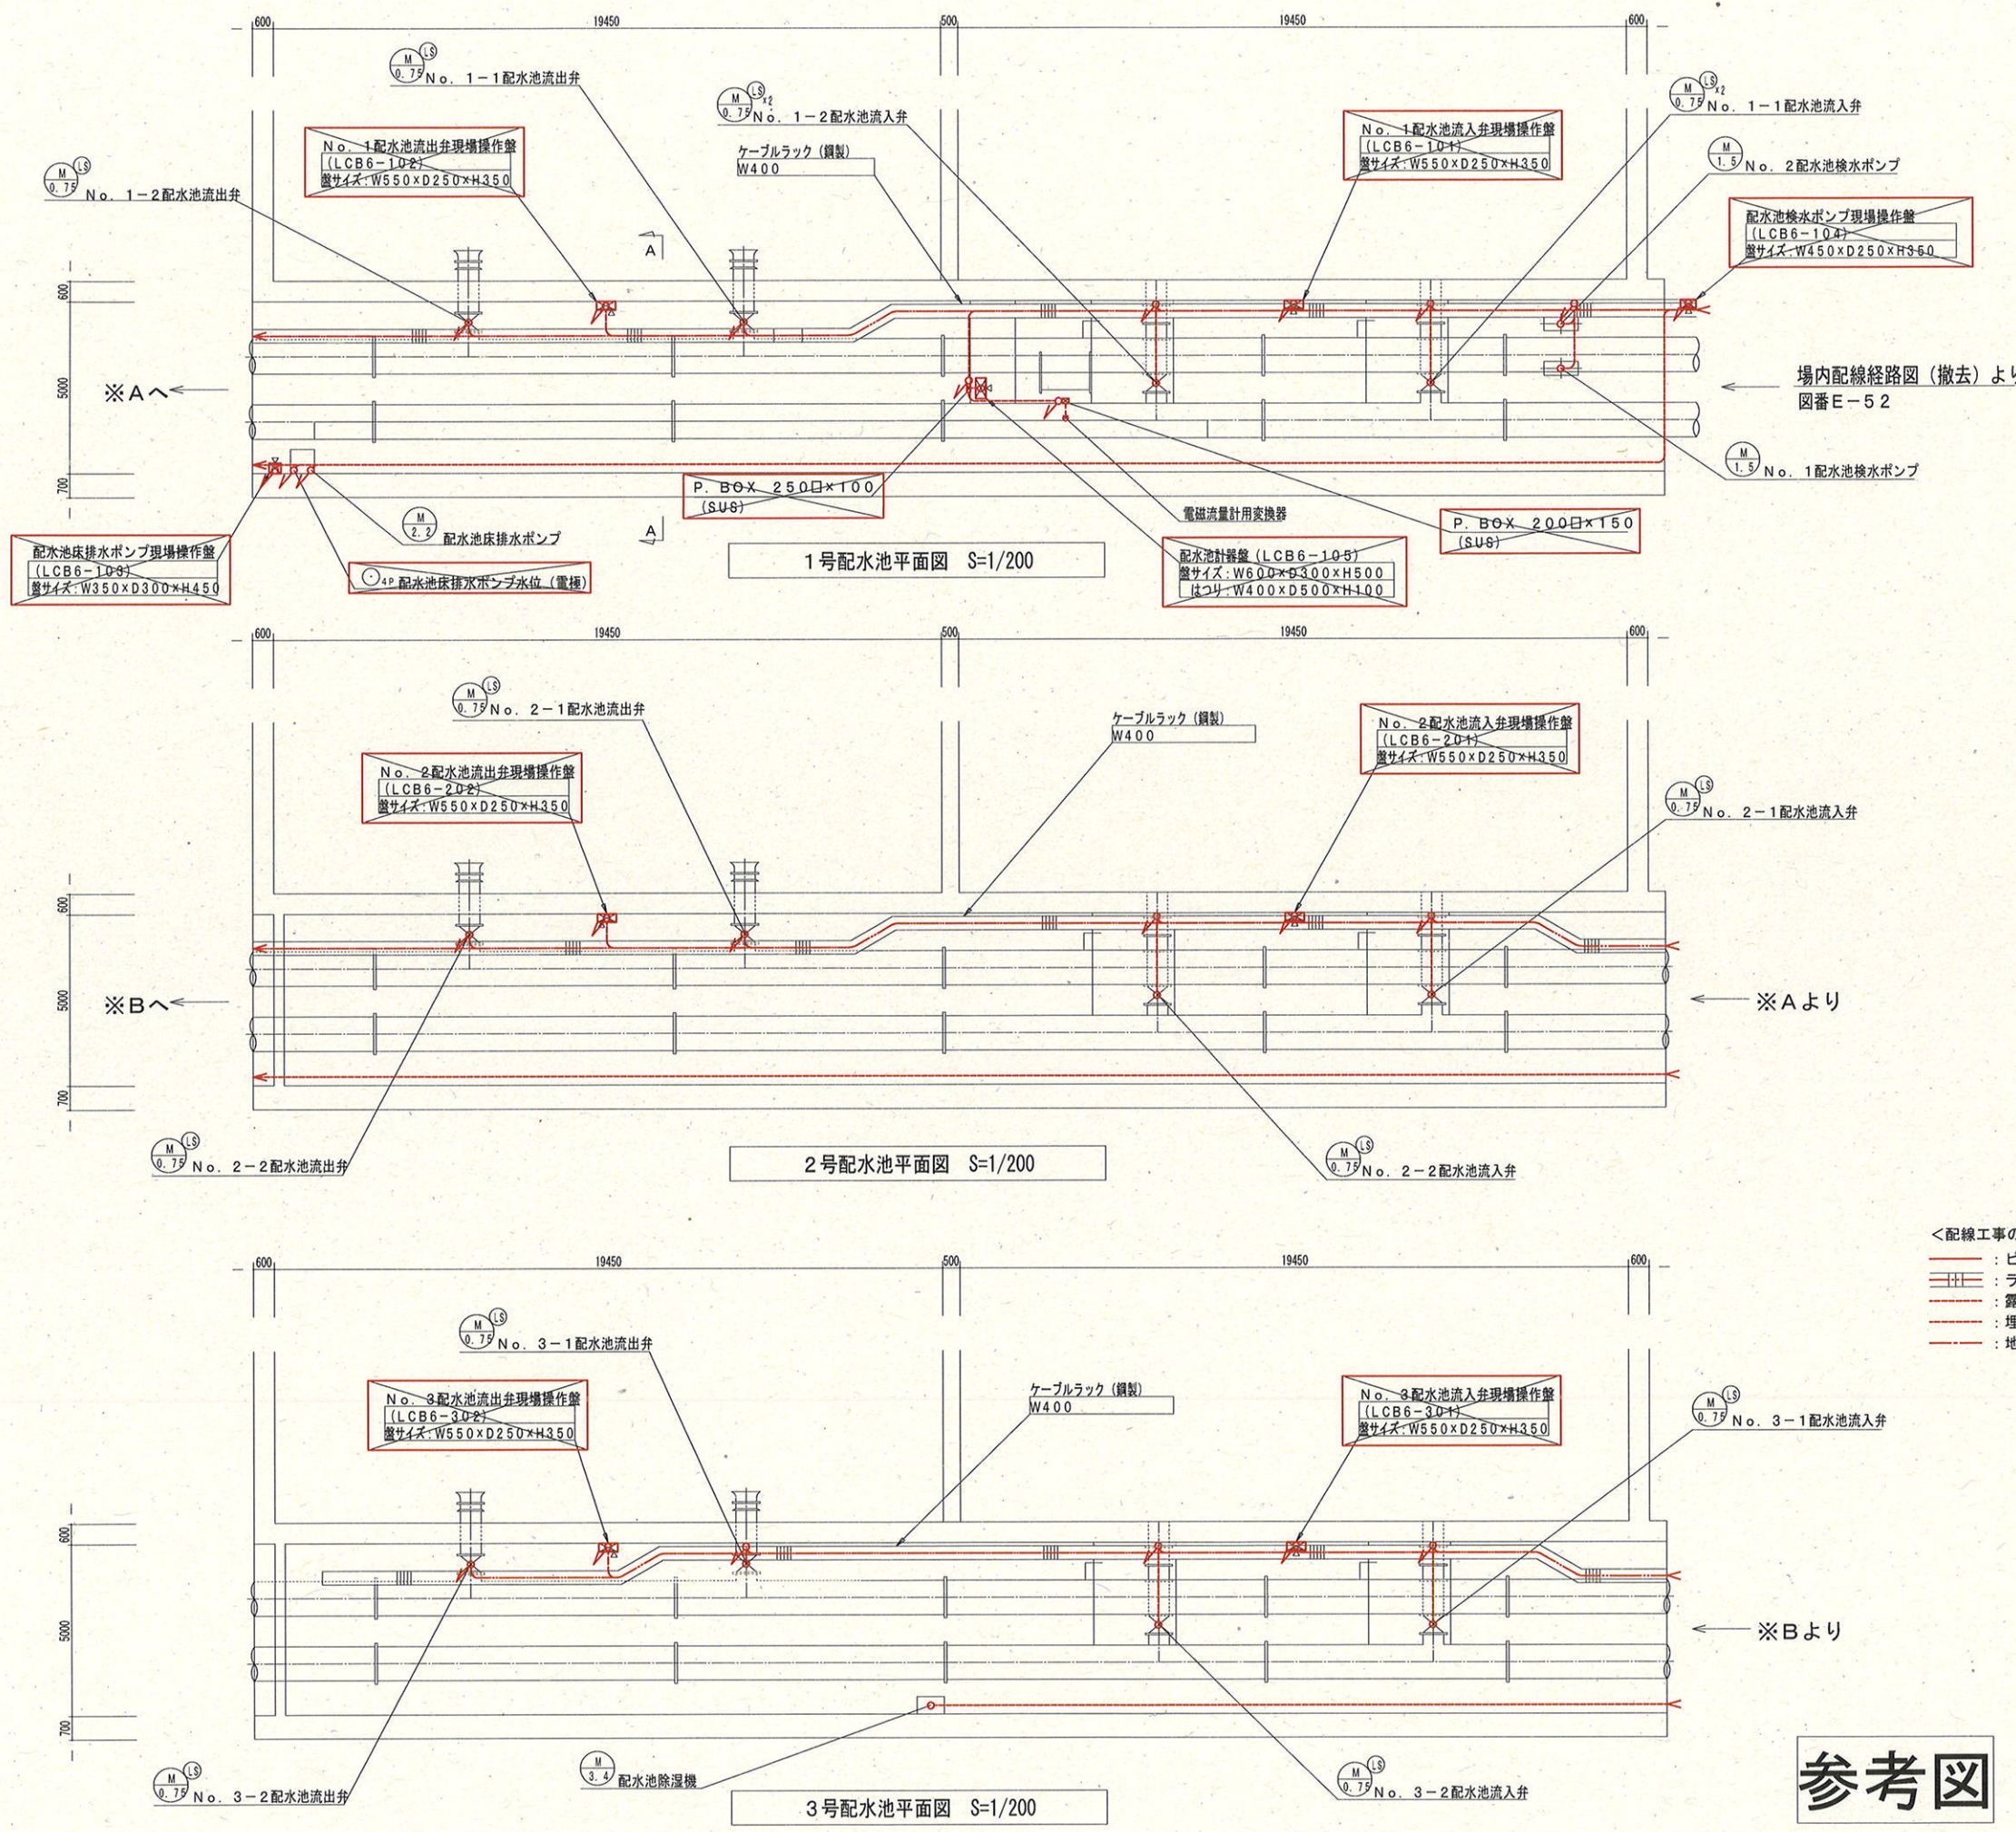


- <配線工事の凡例>
- ビット・ダクト内配線
 - ラック内配線
 - 露出管内配線
 - 埋め込み配管内配線
 - 地中埋設管内配線
- 注記 1. は、撤去工事を示す。
2. その他特記無きは既設を示す。


課長	課長補佐	係長	調査	設計
針木浄水場動力設備更新工事				令和7年度
配水池平断面図（撤去）				図番 E-67
高知市上下水道局浄水課				縮尺 1/200

参考図


※いずれも場内配線経路図（撤去）より
図番E-52

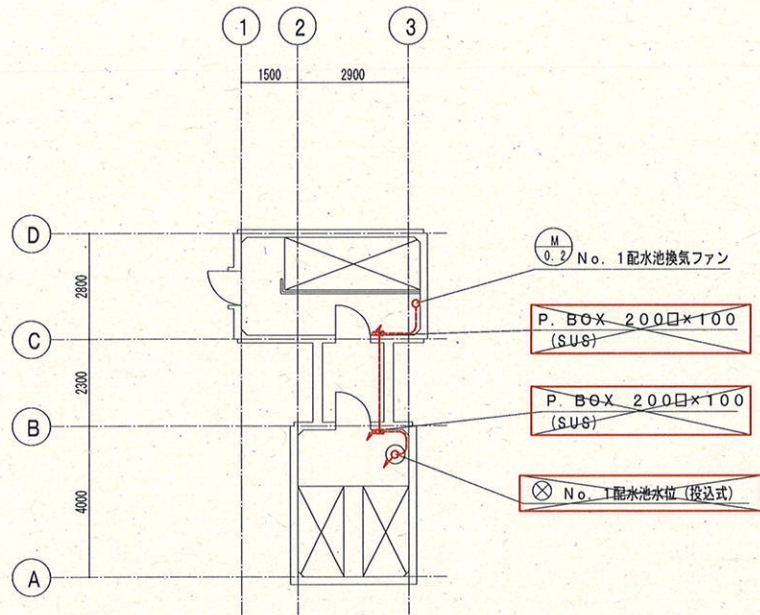


1号検水室平面図 S=1/200

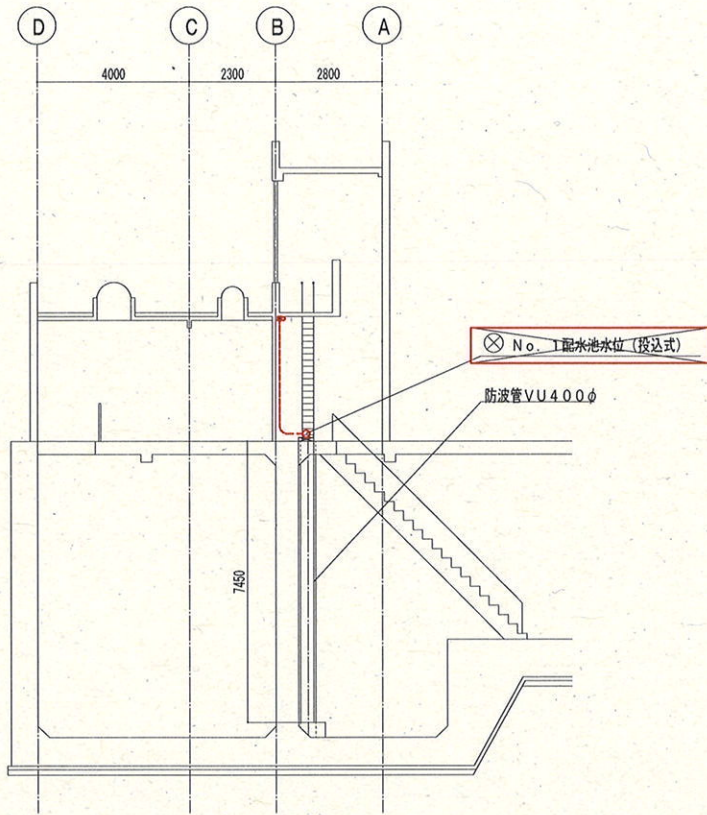


断面図 S=1/200

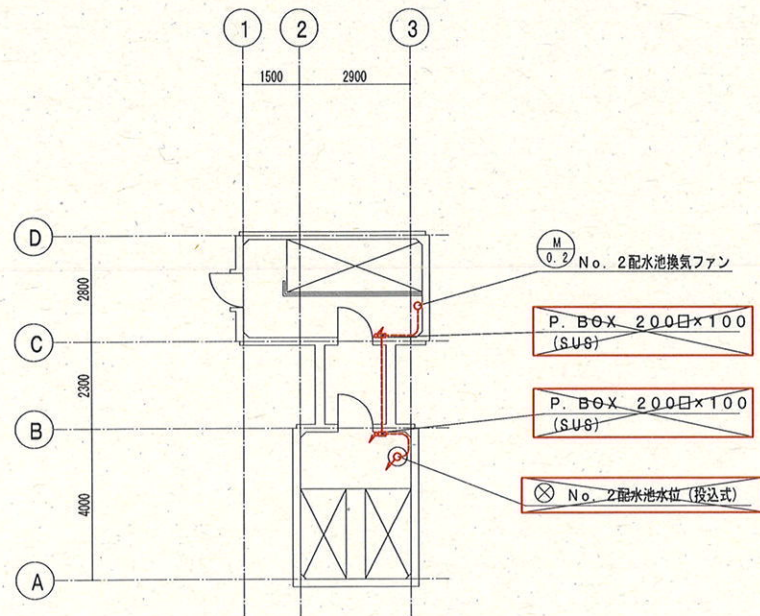


2号検水室平面図 S=1/200

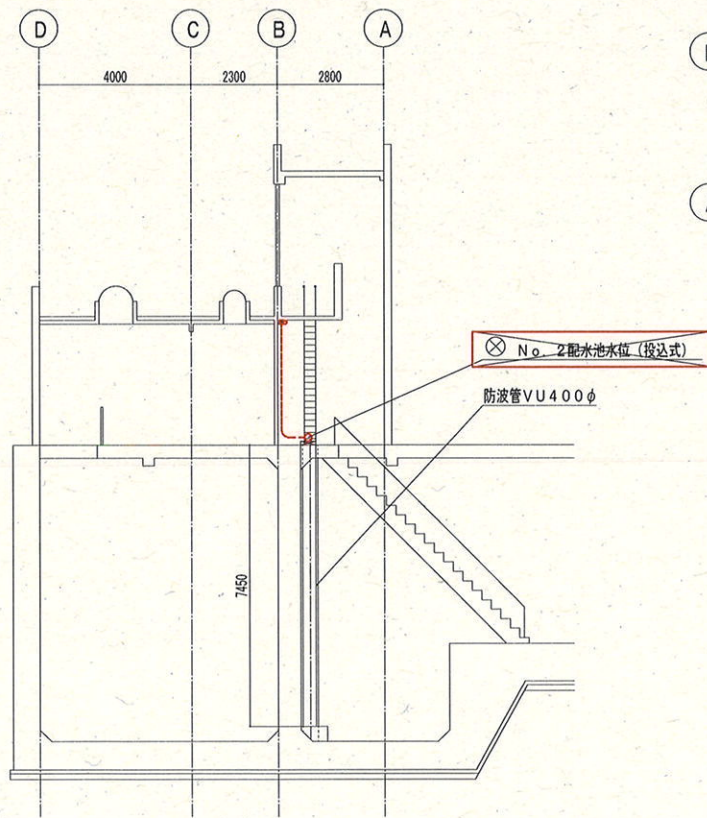


断面図 S=1/200

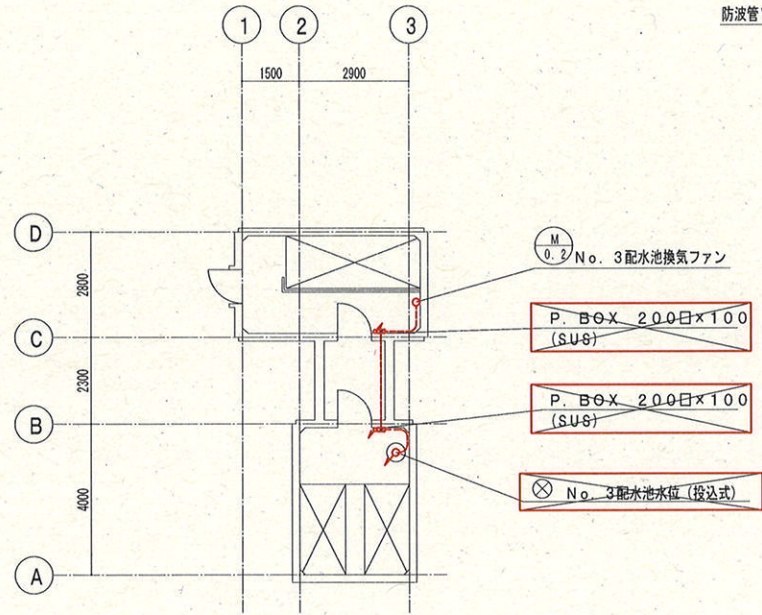

3号検水室平面図 S=1/200

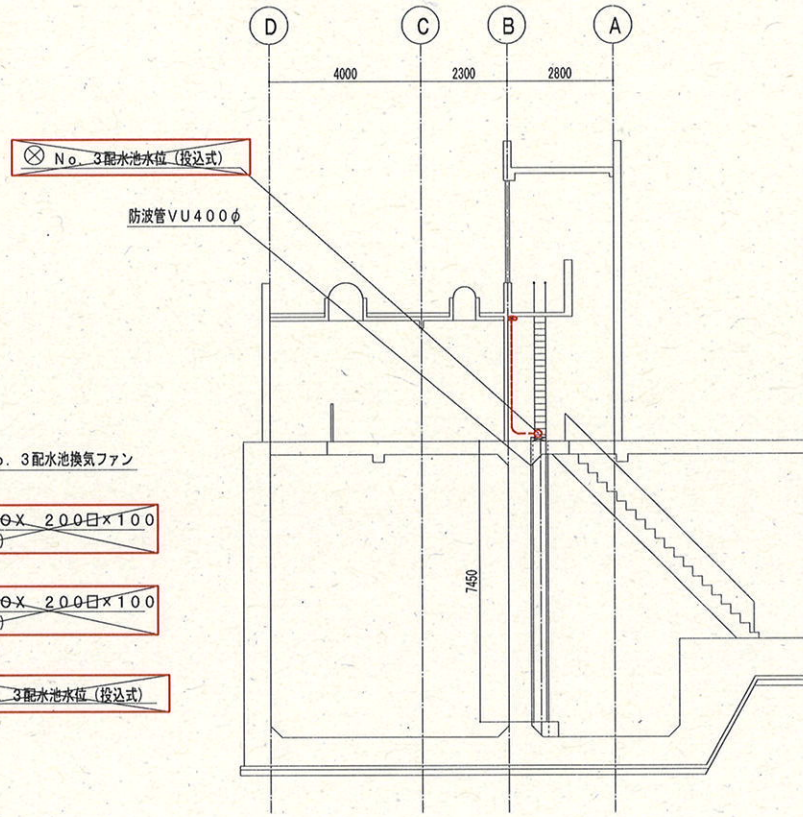

断面図 S=1/200


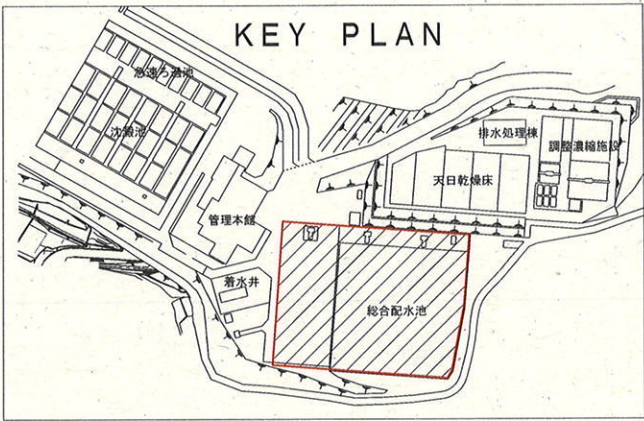


参考図

課長	課長補佐	係長	調査	設計
武内	岩佐	伊藤	山本	串
針木浄水場動力設備更新工事				令和7年度
				図番 E-68
検水室平断面図（撤去）				縮尺 1/200
高知市上下水道局浄水課				

- <配線工事の凡例>
- : ビット・ダクト内配線
 - : ラック内配線
 - : 露出管内配線
 - : 埋め込み配管内配線
 - : 地中埋設管内配線



注記 1. 部は、撤去工事を示す。
2. その他特記なきは既設を示す。

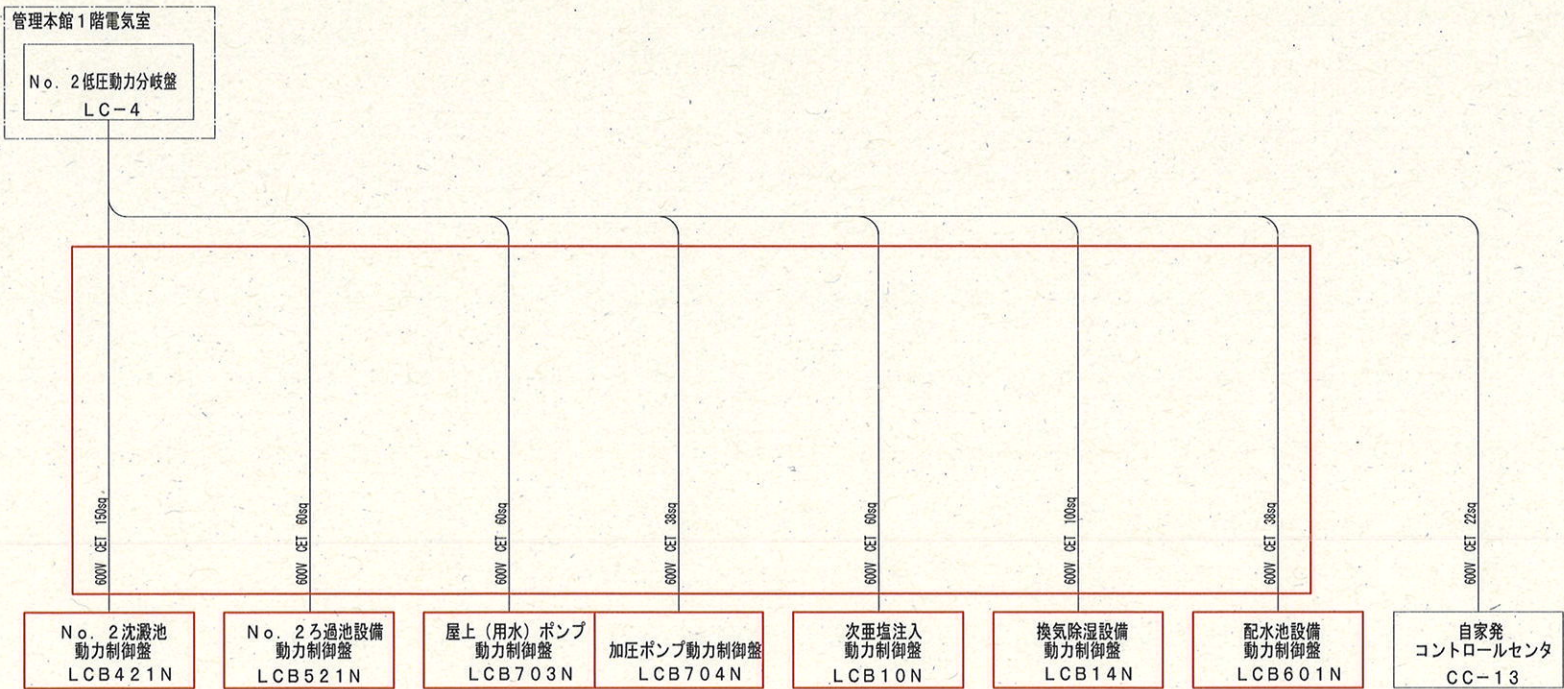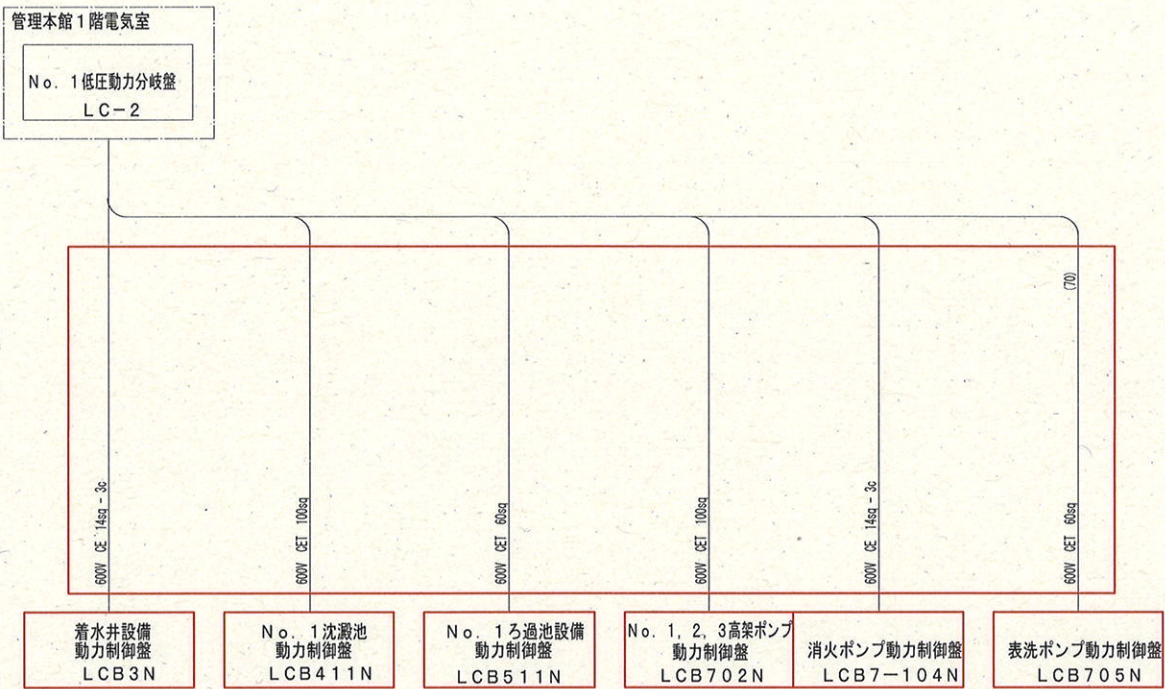

注記 1. 部は、更新工事を示す。
2. 特記なき電線管はHIVE管を示す。
3. その他特記無きは既設を示す。

参考図


課 長	課長補佐	係 長	調 査	設 計
				
針木浄水場動力設備更新工事			令和7年度	
			図 番	E-69
			縮 尺	NTS
配線系統図(1)(更新)				
高知市上下水道局浄水課				

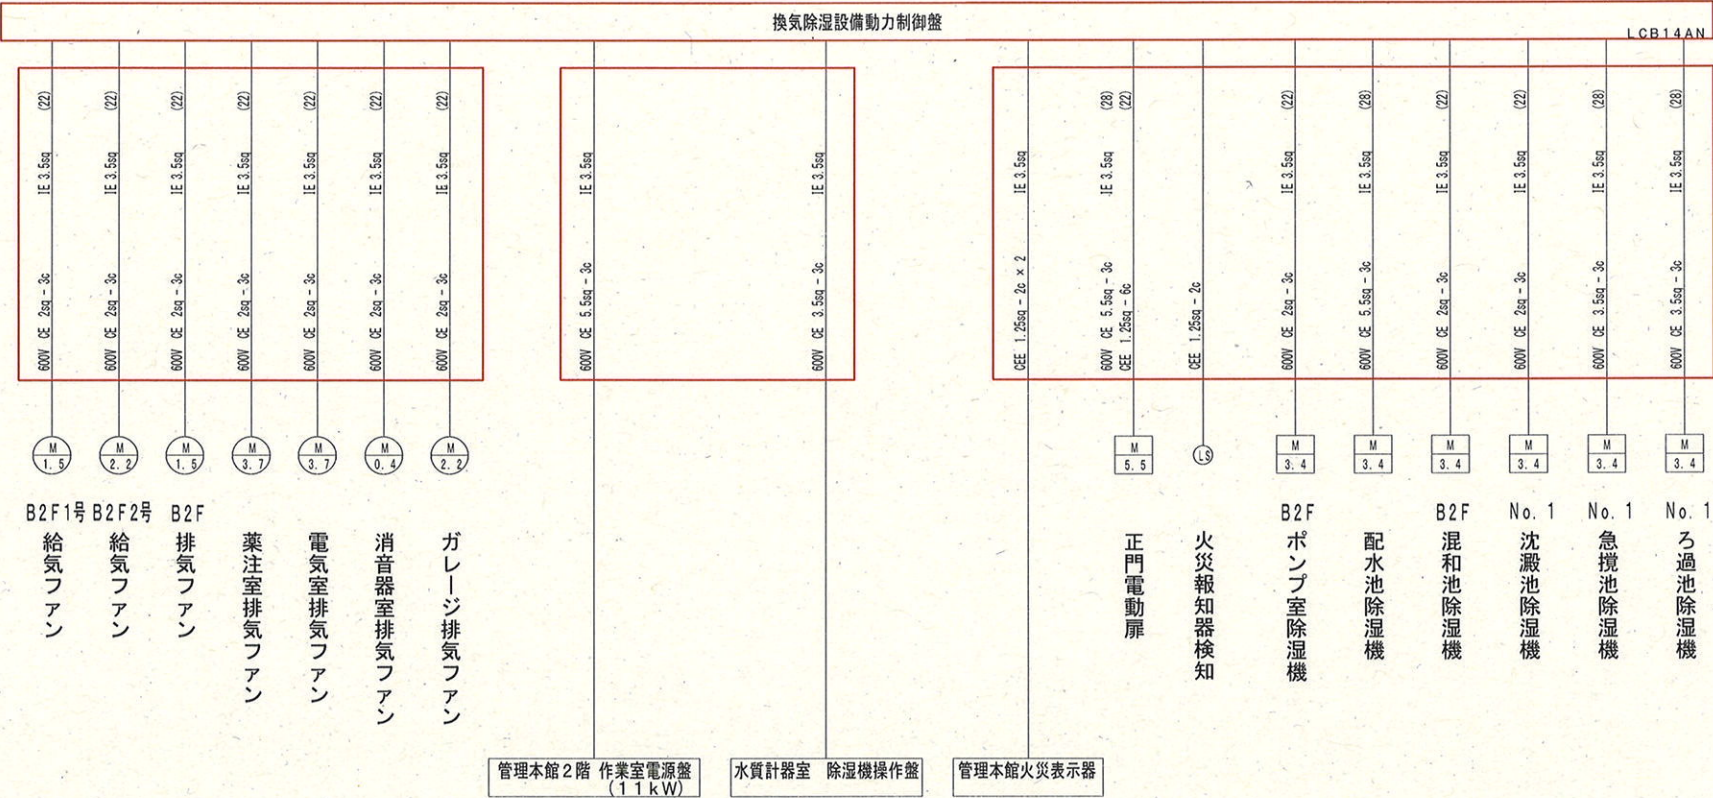
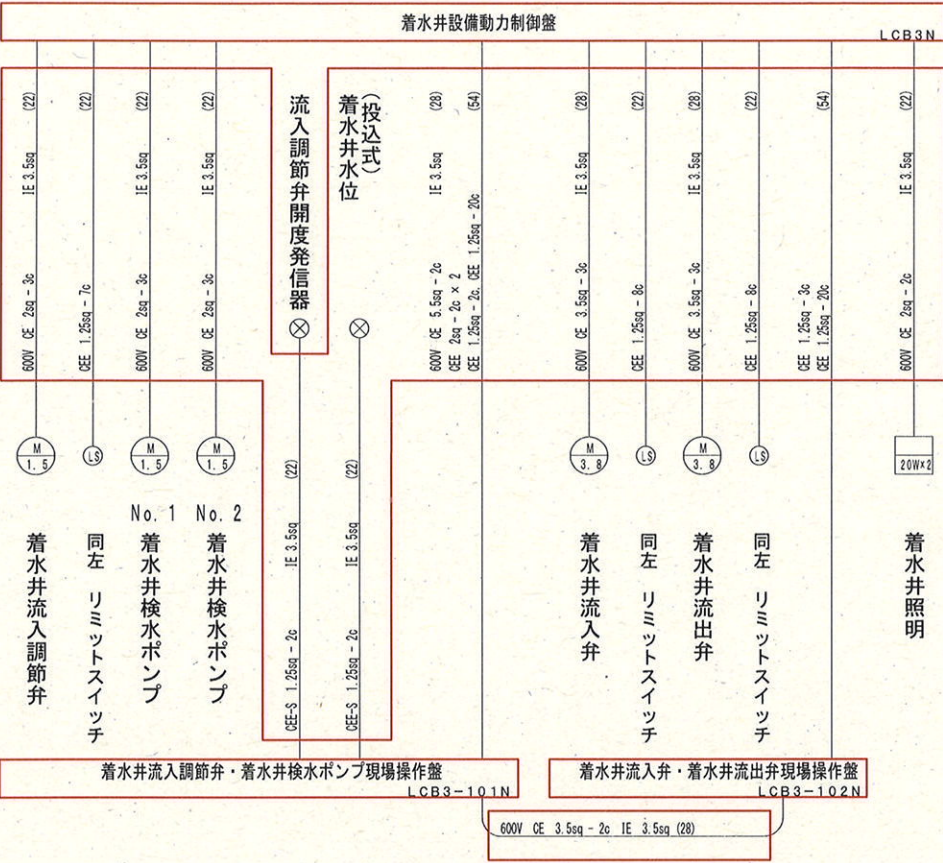


注記 1. 部は、更新工事を示す。
2. 特記なき電線管はHIVE管を示す。
3. その他特記無きは既設を示す。

参考図

課 長	課長補佐	係 長	調 査	設 計
武内	岩佐	伊藤	山本	中
針木浄水場動力設備更新工事			令和7年度	
			図 番	E-70
			縮 尺	NTS
配線系統図(2)(更新)				
高知市上下水道局浄水課				


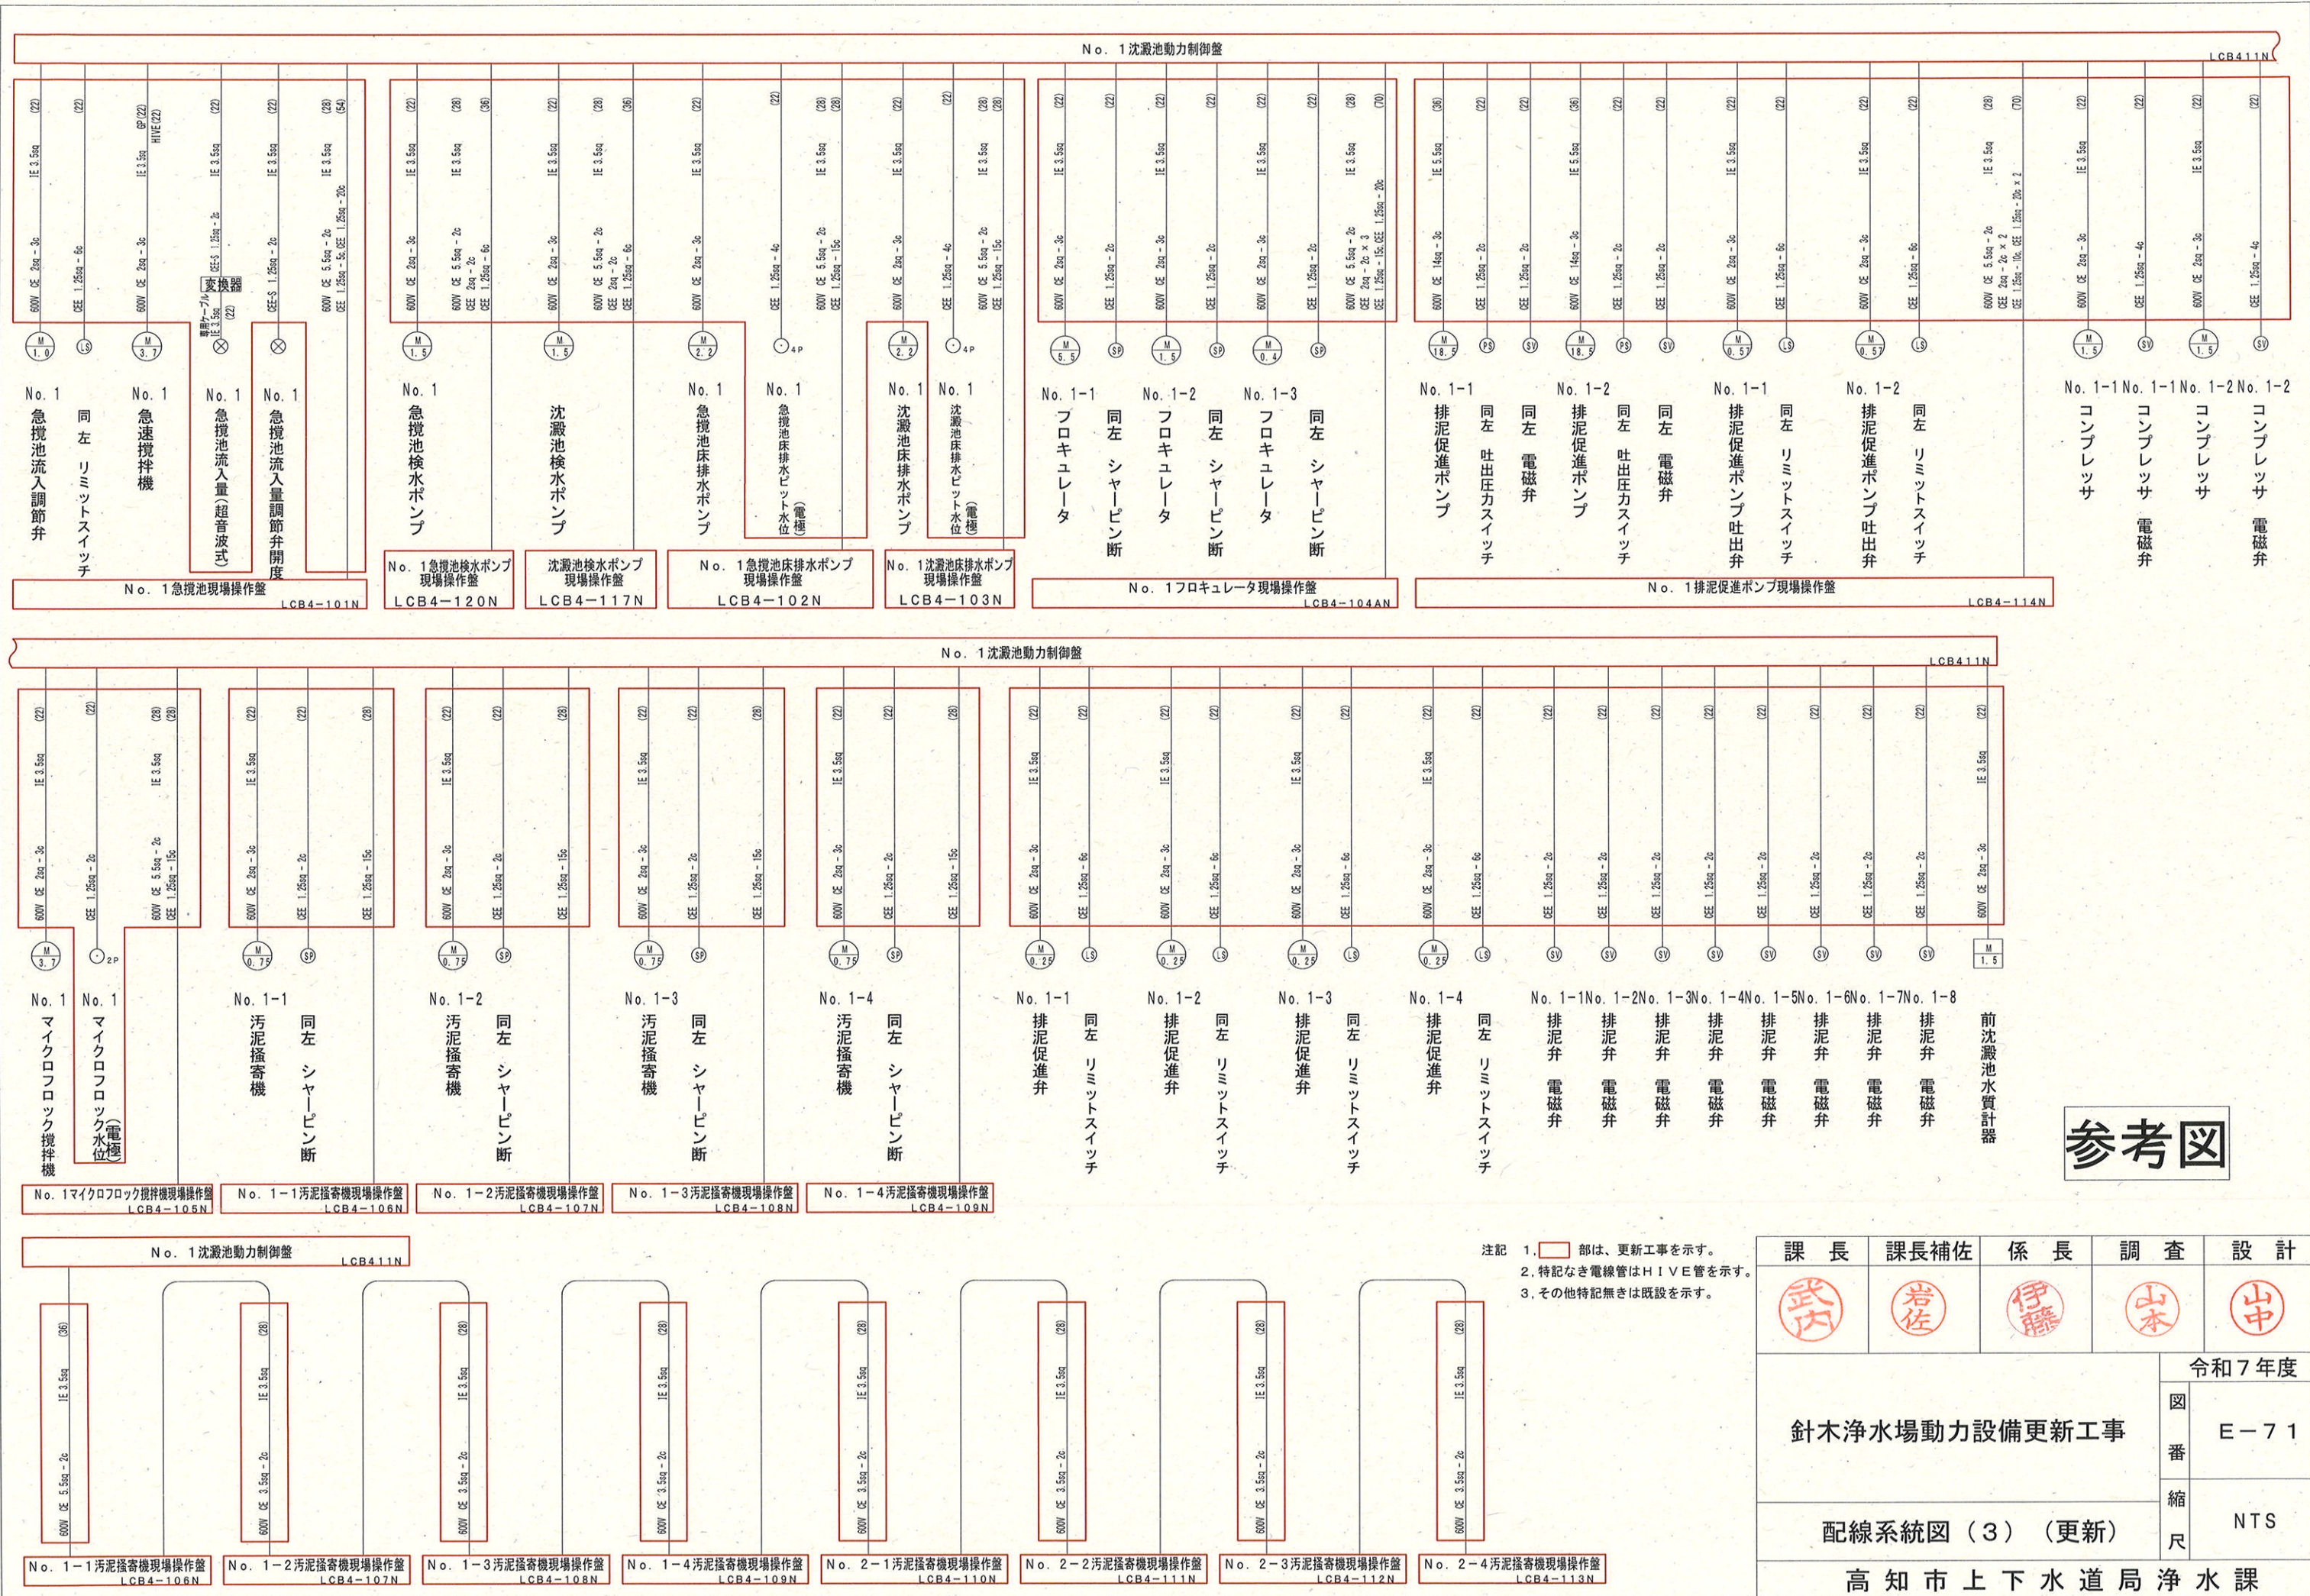


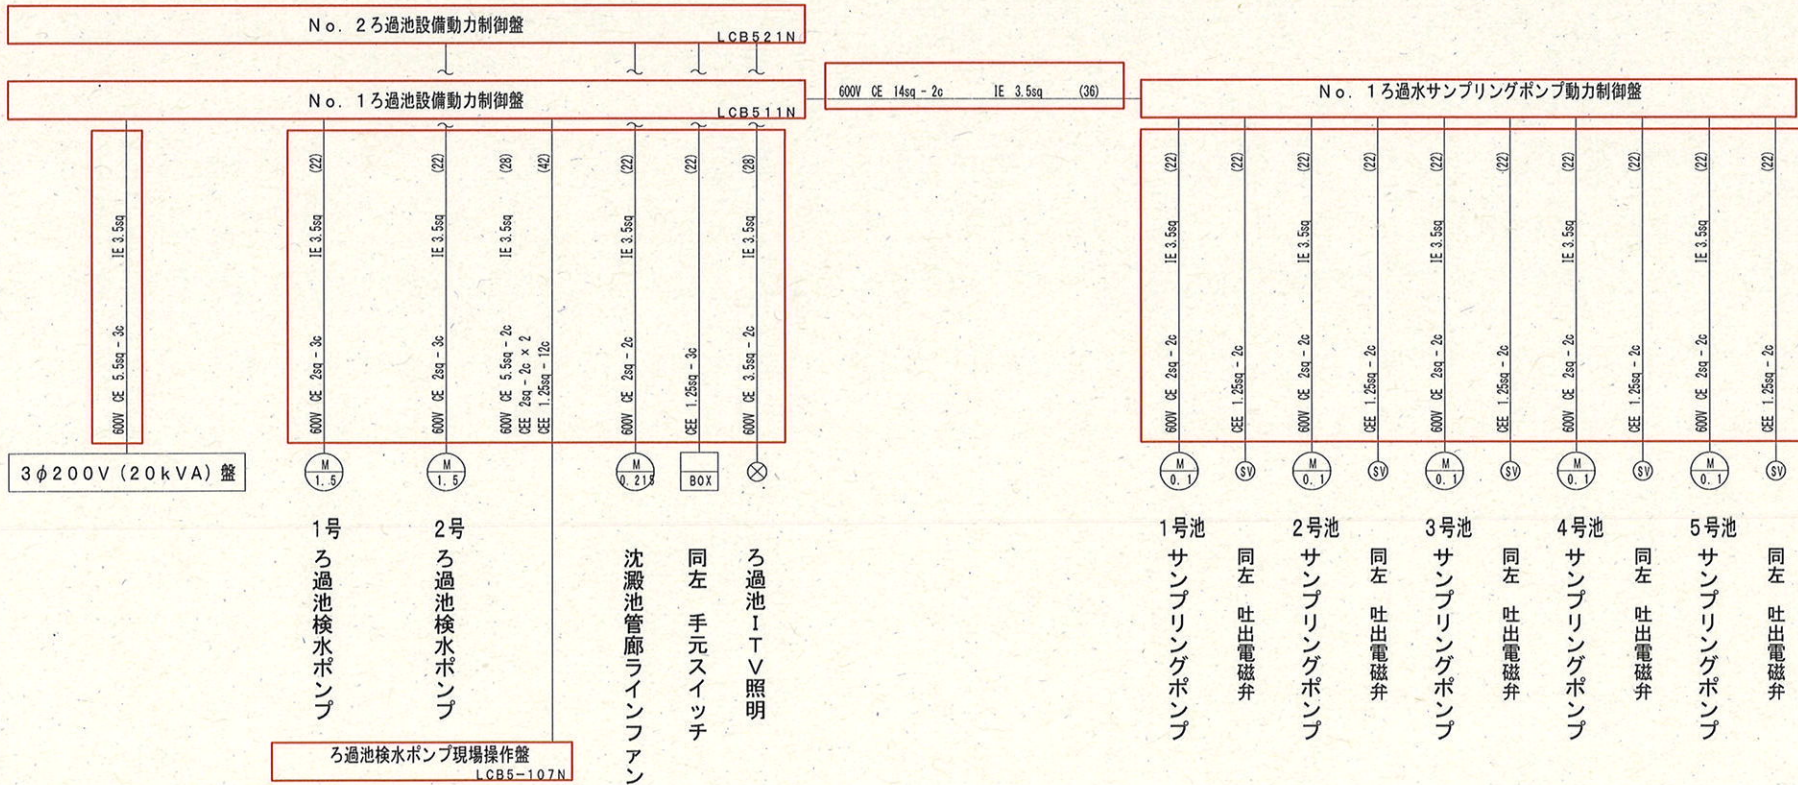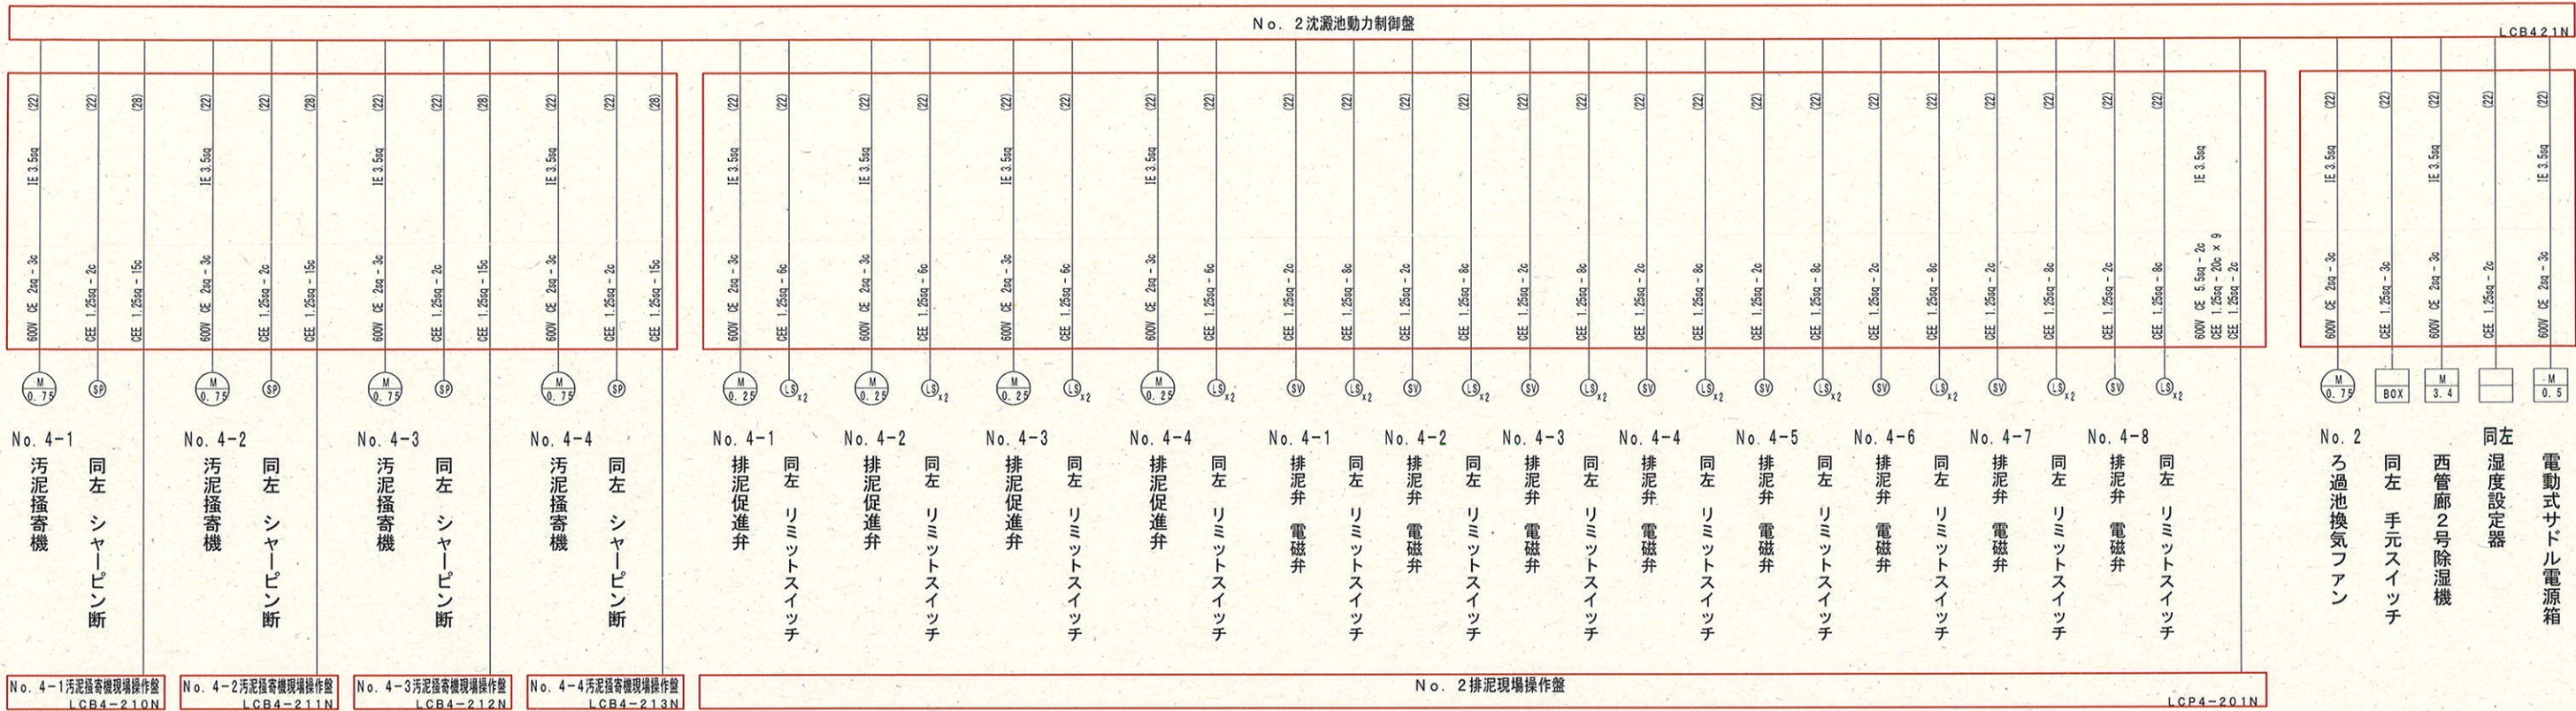

参考図

課長	課長補佐	係長	調査	設計
武内	岩佐	伊藤	山本	山中
針木浄水場動力設備更新工事				令和7年度
図番				E-74
配線系統図(6)(更新)				NTS
高知市上下水道局浄水課				


注記 1. 部は、更新工事を示す。
2. 特記なき電線管はHIVEを示す。
3. その他特記無きは既設を示す。

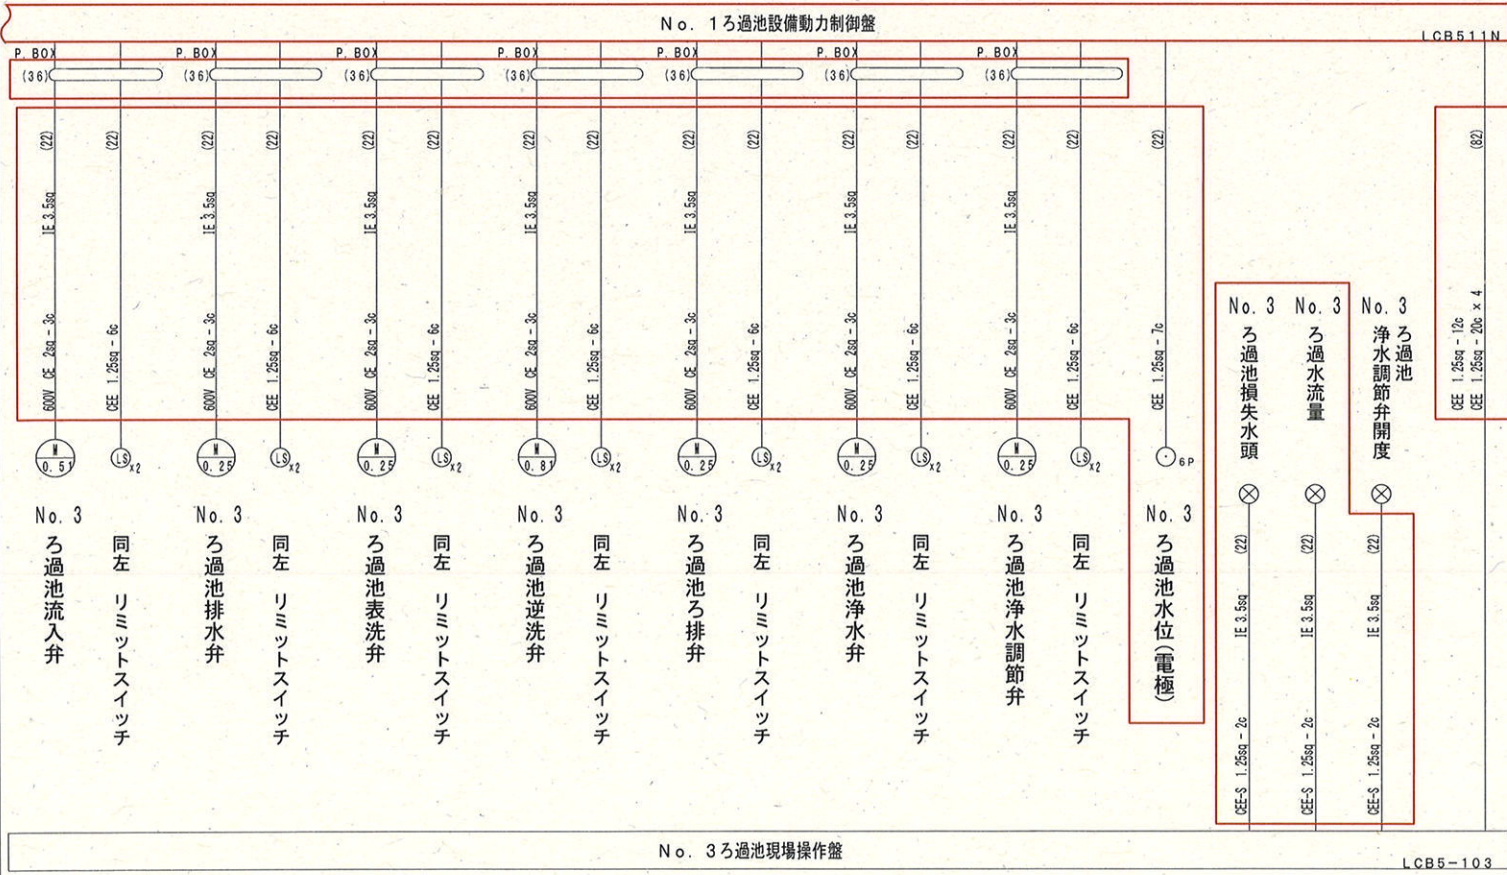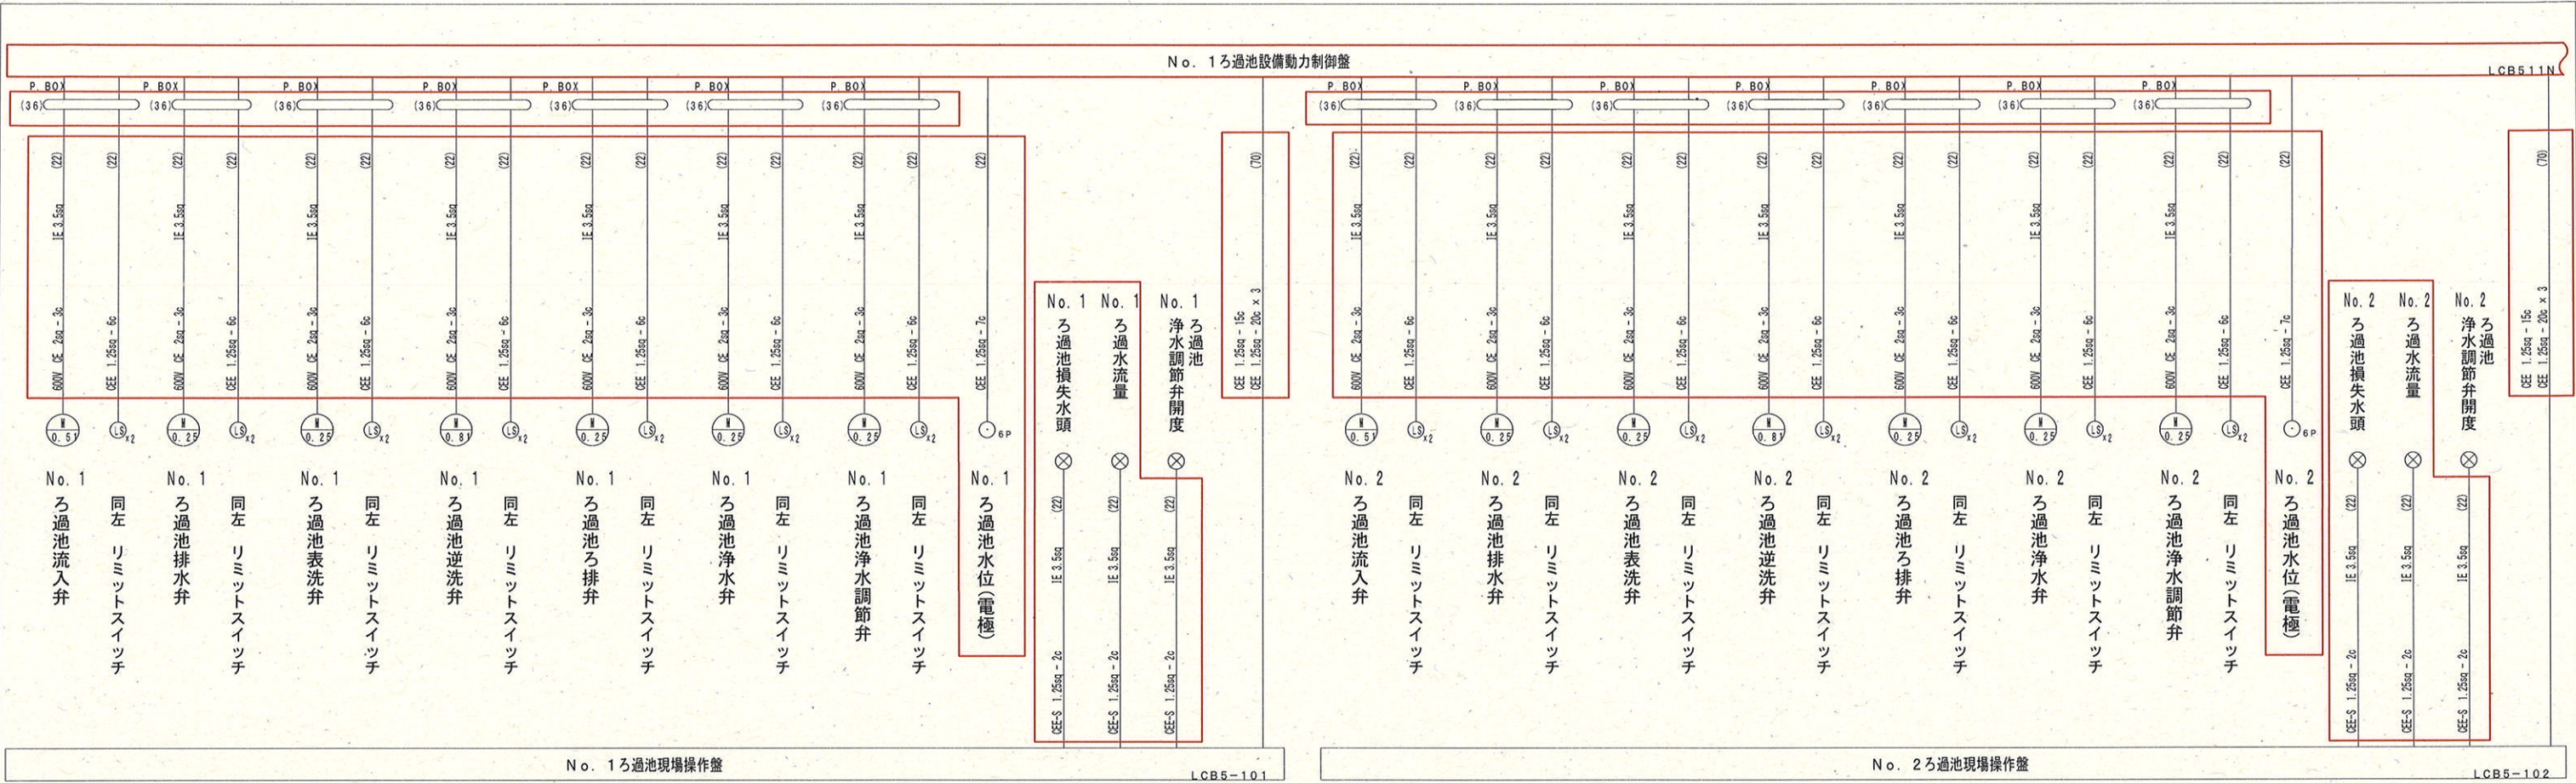

参考図


課長	課長補佐	係長	調査	設計
武内	岩佐	伊藤	山本	山中
針木浄水場動力設備更新工事				令和7年度
				図番 E-75
				縮尺 NTS
配線系統図(7)(更新)				
高知市上下水道局浄水課				

注記 1. 部は、更新工事を示す。
2. 特記なき電線管はHIVEを示す。
3. その他特記無きは既設を示す。

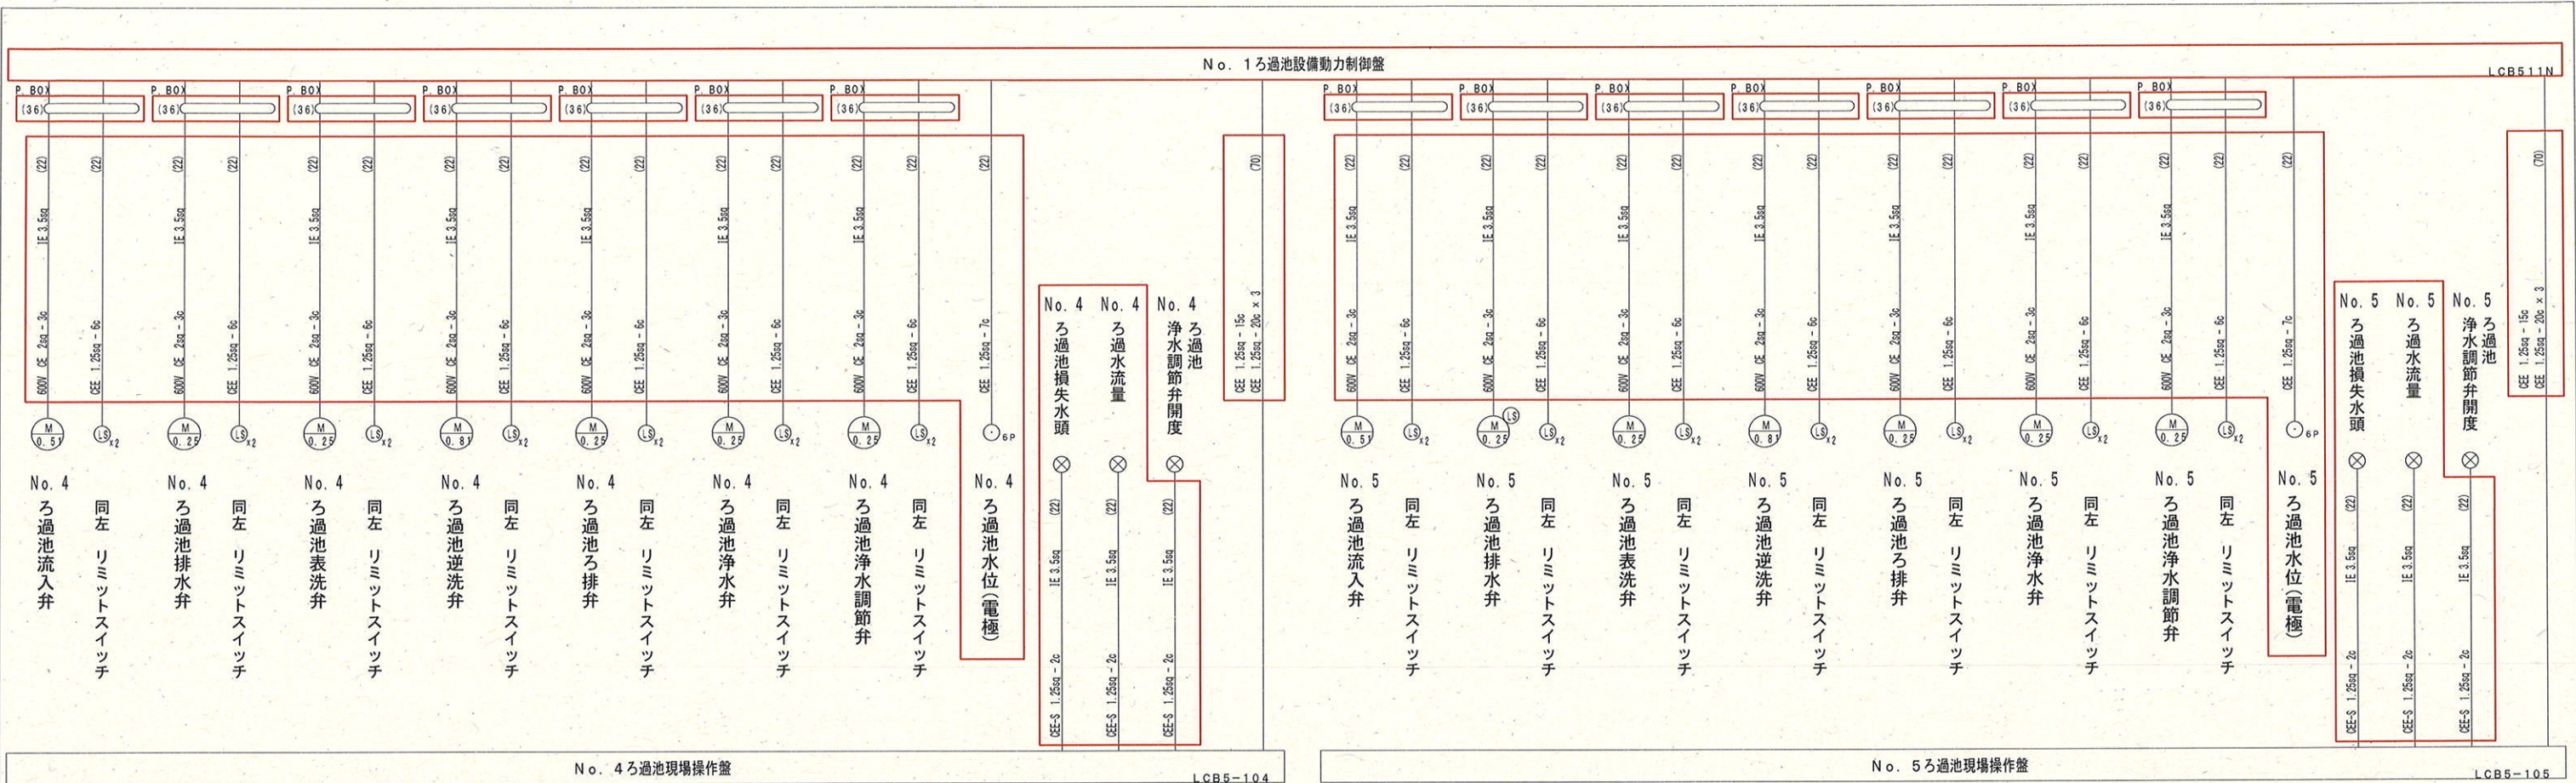

参考図

- 注記 1. 部は、更新工事を示す。
2. 特記なき電線管はHIVEを示す。
3. その他特記無きは既設を示す。

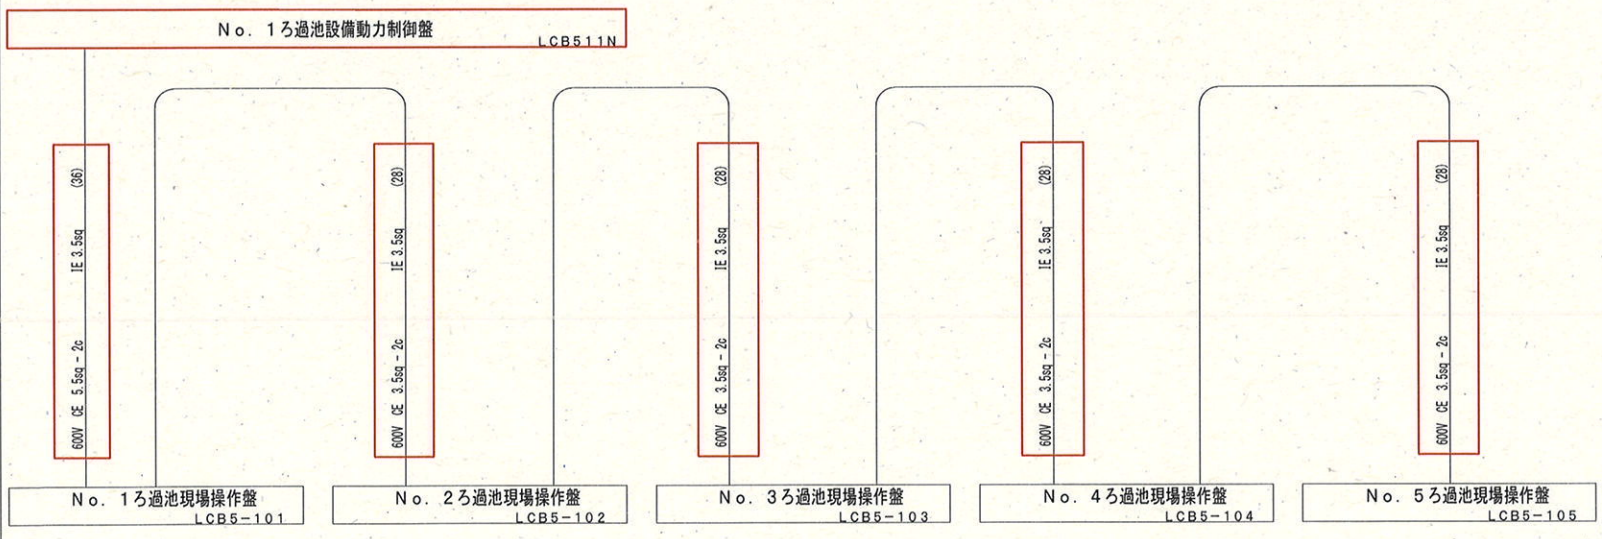

課 長	課長補佐	係 長	調 査	設 計
針木浄水場動力設備更新工事				令和7年度
				図 番 E-76
				縮 尺 NTS
配線系統図(8) (更新)				
高知市上下水道局浄水課				