


位置図 S=1:1,500




令和7年度		公 共 下 水 道 事 業	
設計番号	全	4	葉ノ内第 1 号
名 称	北街分区合流管渠改築工事 (R7-1)		縮 尺
	位 置 図		1/1,500
課長	町田	課長補佐	佐々木
	係長	智	係
		係	設計
高知市上下水道局管路管理課			

平面図 S=1:250

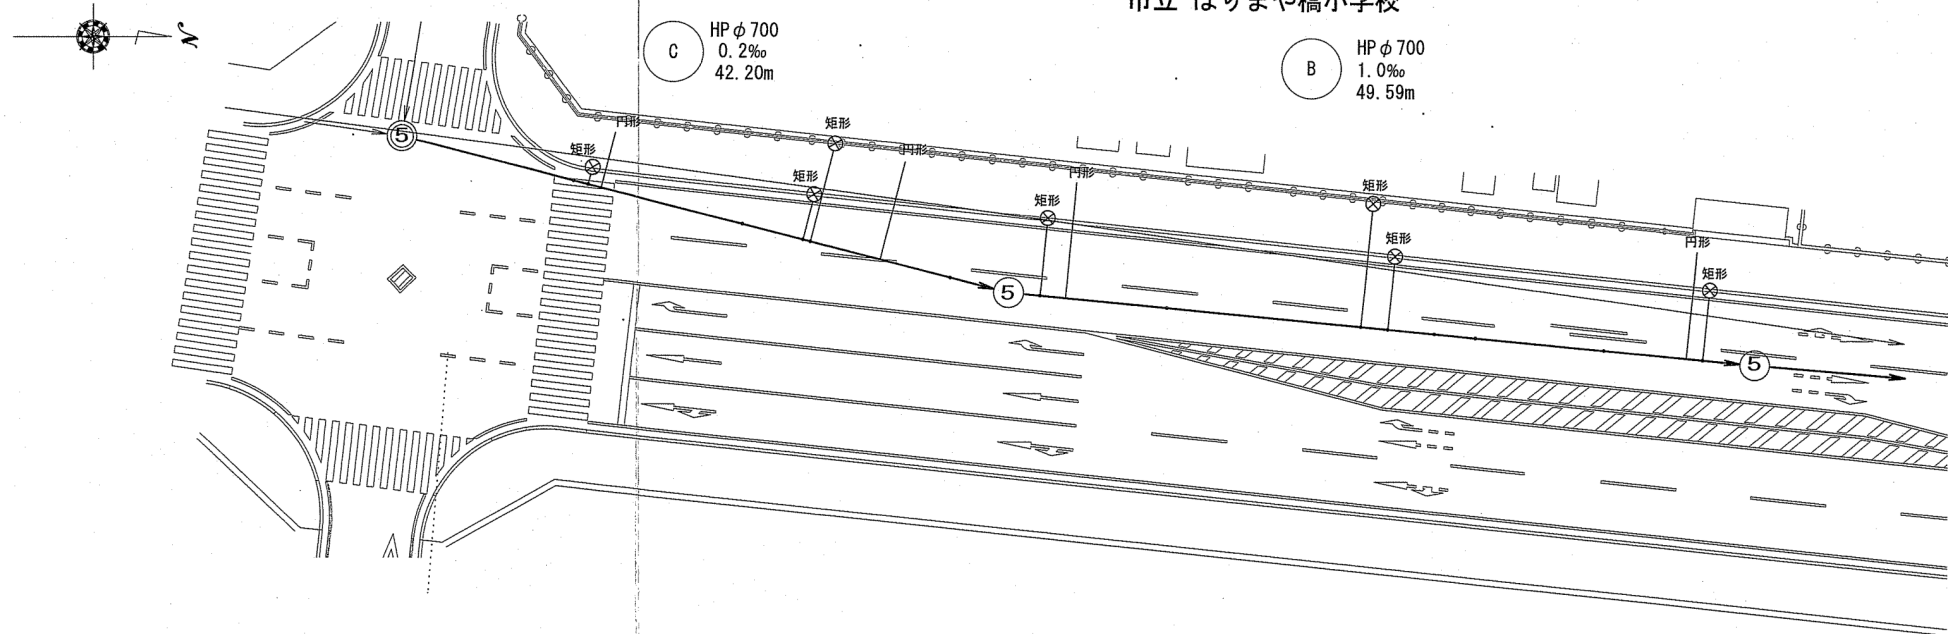

縦断面図 V=1:50
H=1:250

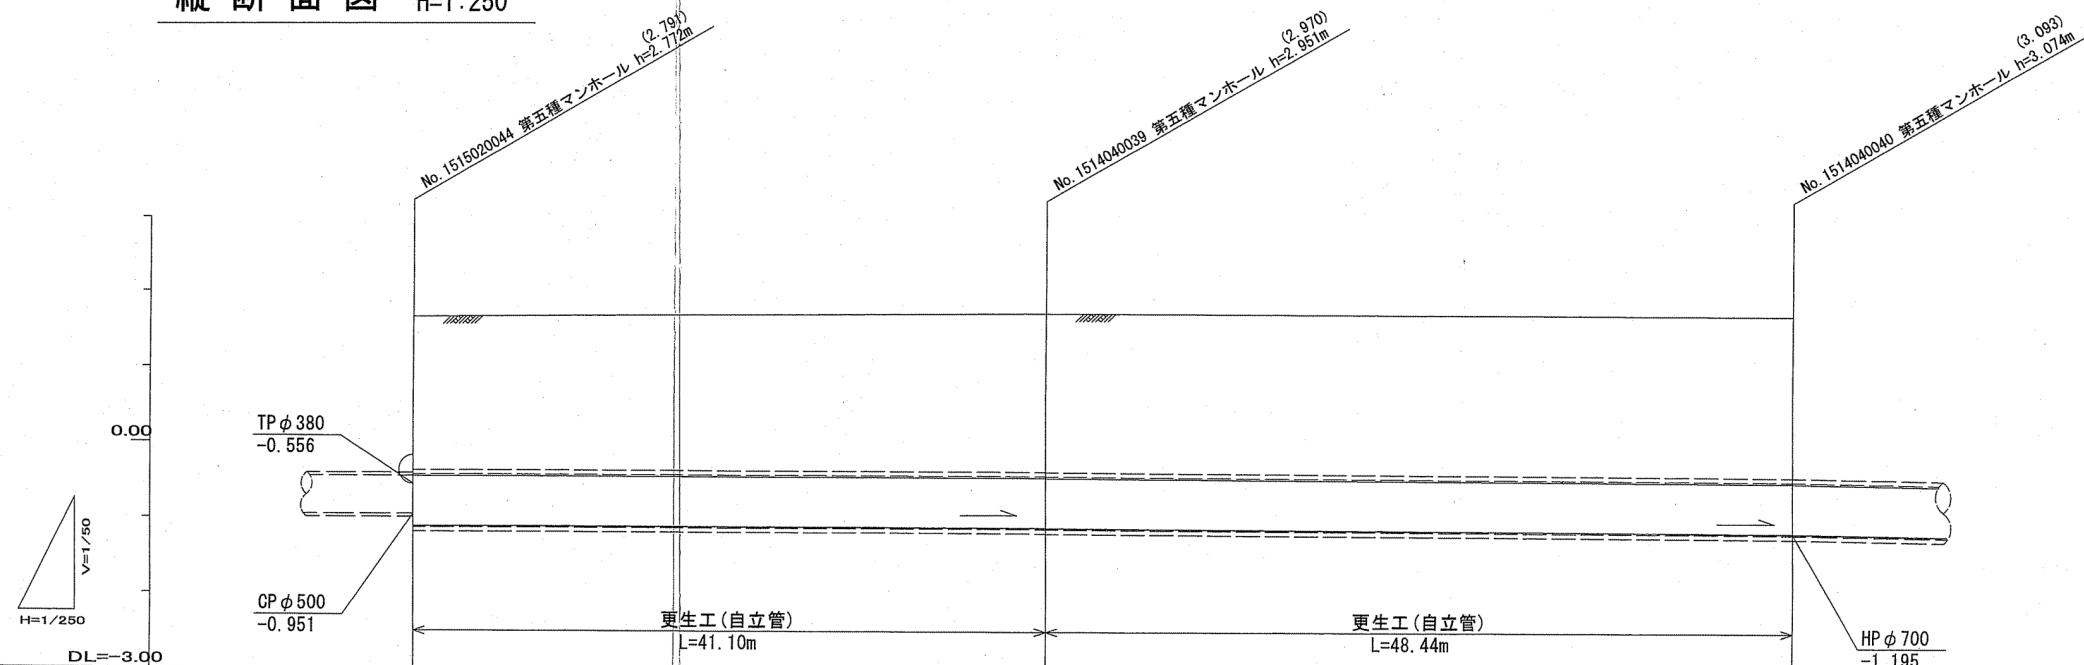


路線番号		(C)	(B)	
既設管管径		HP φ 700 (t=58)	HP φ 700 (t=58)	
更生管管径		φ 662 (t=19)	φ 662 (t=19)	
勾配		0.2‰	1.0‰	
路線延長		42.20 (41.10) ※()内は管渠延長	49.59 (48.44) ※()内は管渠延長	
土被		[2.27] [2.21] [2.21] [2.27]	[2.39] [2.34]	
既設管底高		1.132 1.113 1.069	1.140 1.121 1.025	1.195 1.176 1.898
更生後管底高		1.113 1.126 1.825	1.145 1.126 1.825	1.195 1.176 1.898
地盤高		1.069 1.113 1.132	1.025 1.121 1.140	1.898 1.176 1.195
追加距離		0.00	42.20	91.79
単距離		0.00	42.20	49.59
測点 (人孔番号)	No. 1515020044	No. 1514040039	No. 1514040040	


※[]は更生管土被り

令和7年度	公共下水道事業
設計番号	全 4 葉ノ内第 2 号
名称	北街分区合流管渠改築工事 (R7-1)
縮尺	H=1/250 V=1/50 S=1/20
課長	町田
課長補佐	田中
係長	留
係	石川
設計	石川
高知市上下水道局管路管理課	

平面図 S=1:250

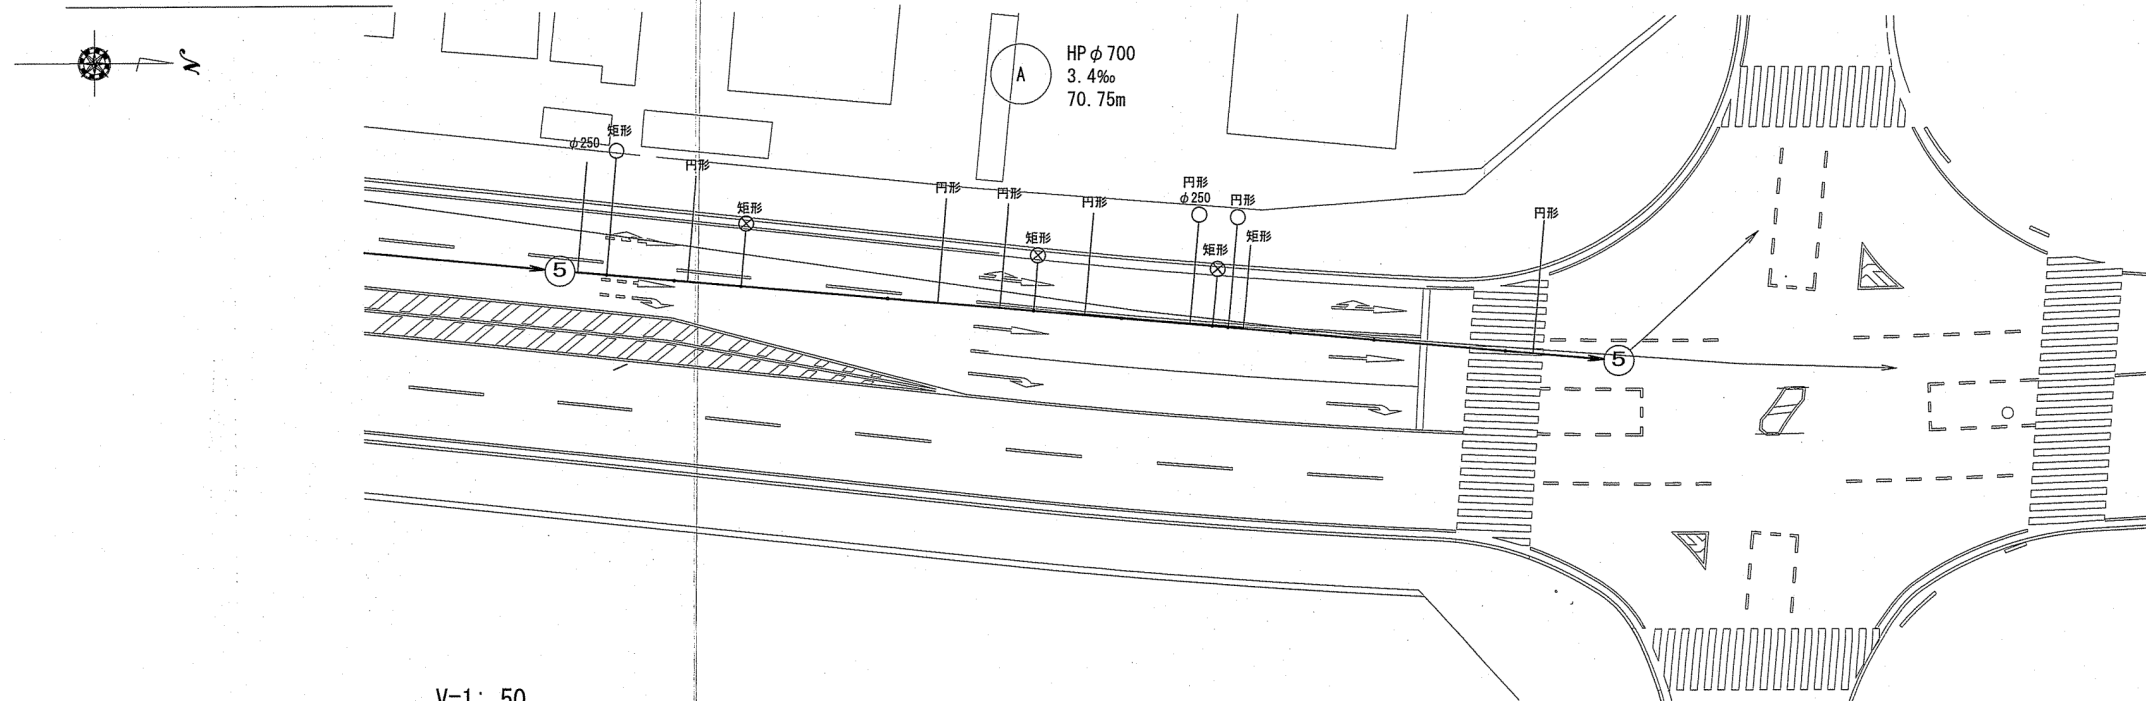

縦断面図 V=1:50
H=1:250

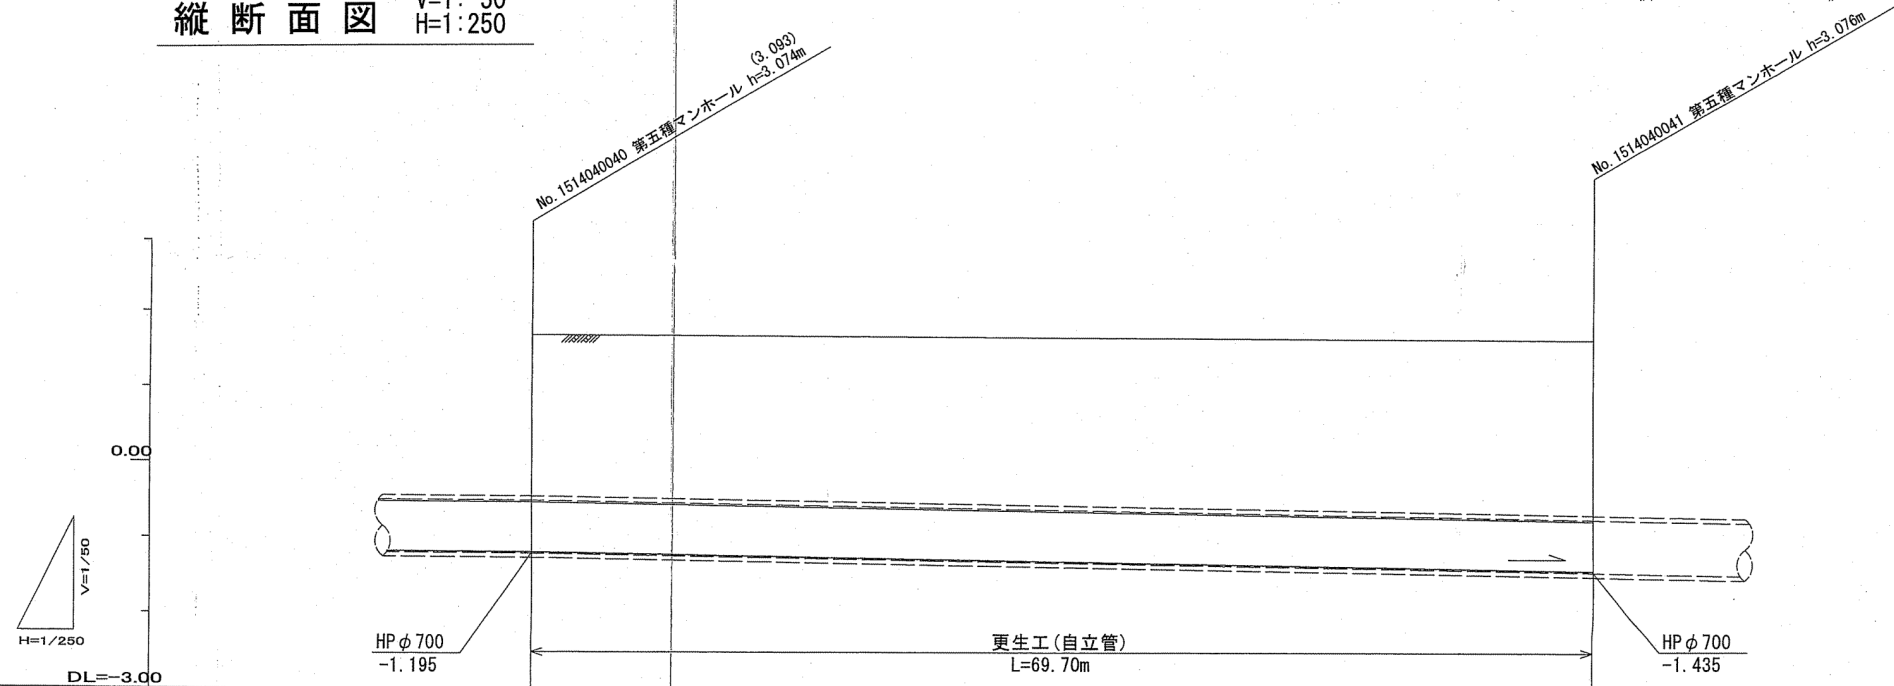

路線番号		(A)	
既設管管径		HP φ 700 (t=58)	
更生管管径		φ 662 (t=19)	
勾配		3.4‰	
路線延長		70.75 (69.70) ※()内は管渠延長	
土被		※()内は管渠延長	
既設管底高			
更生後管底高			
地盤高			
追加距離			
単距離			
測点			


※[]は更生管土被り

令和7年度	公共下水道事業
設計番号	全 4 葉ノ内第 3 号
名称	北街分区合流管渠改築工事 (R7-1)
縮尺	H=1/250 V=1/50 S=1/20
課長	課長補佐
係長	係
設計	
高知市上下水道局管路管理課	


標準断面図

既設管 HP φ700

標準断面図（参考図）s=1:20

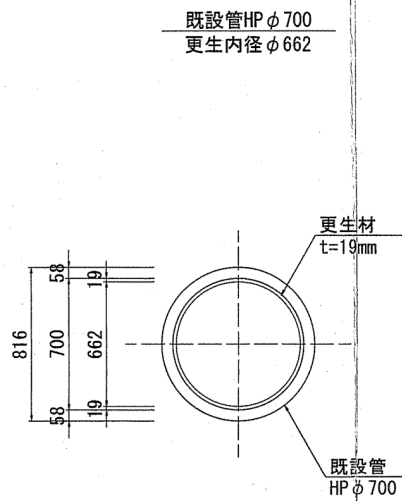

可とう継手詳細図（参考図）

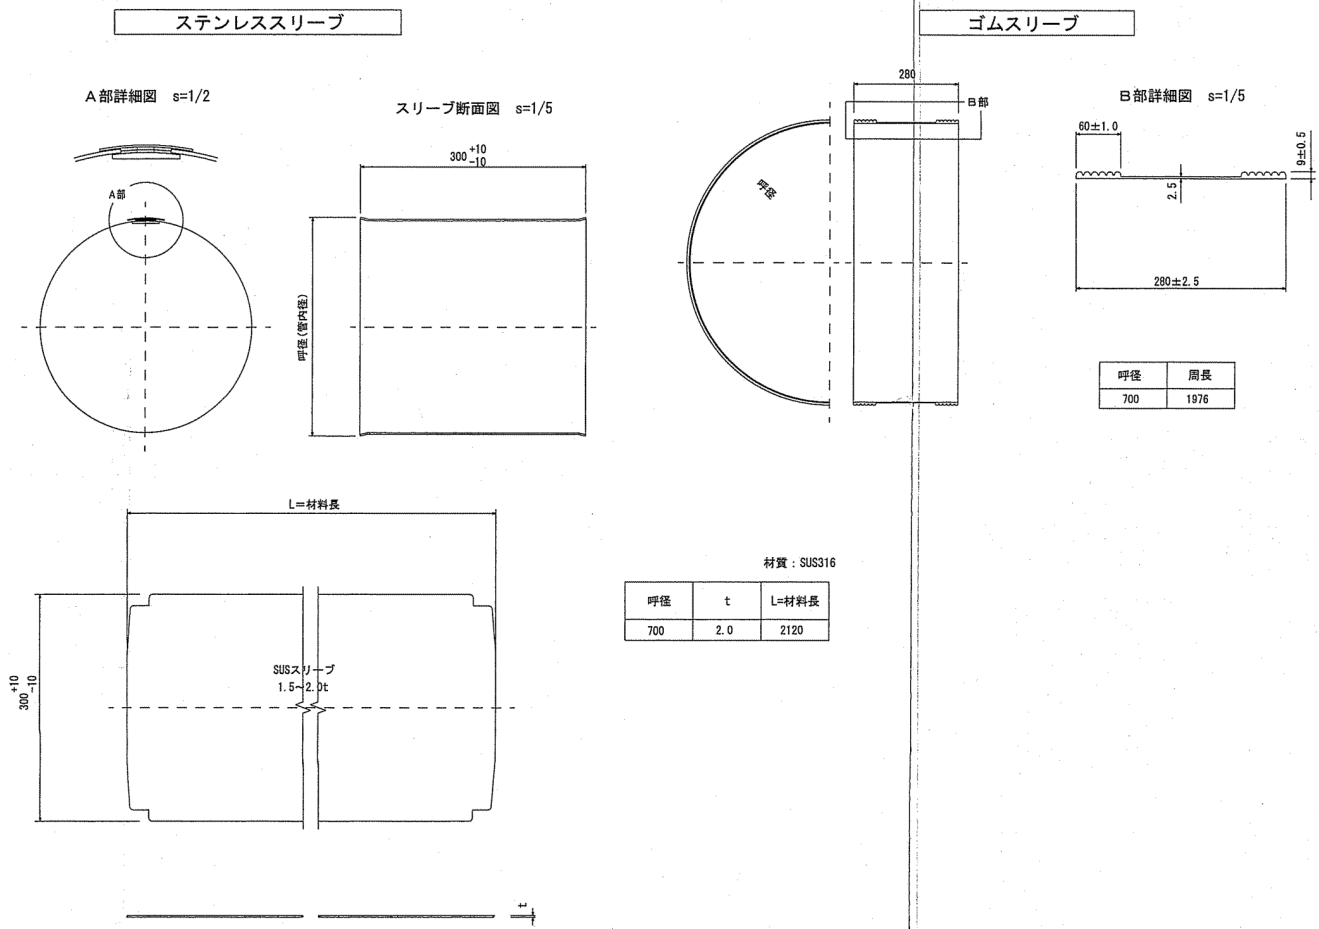

令和7年度	公 共 下 水 道 事 業			
設計番号	全	4	葉ノ内第	4 号
名 称	北街分区合流管渠改築工事（R7-1）			縮 尺
	標準断面図			図示
課長	町田	課長補佐	佐藤	係長
			和	係
			石	設計
			川	
高知市上下水道局管路管理課				