



減圧弁・U型スレーン詳細図1/10

圧力設定=1.8kg/cm²

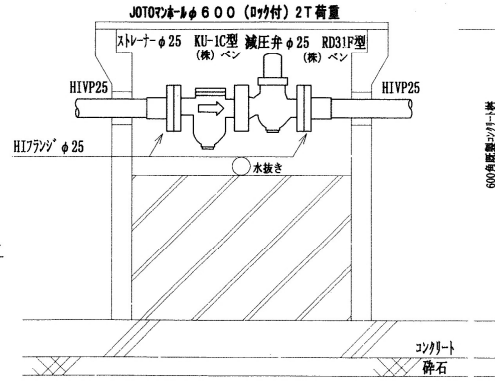

雨水井詳細図1/10

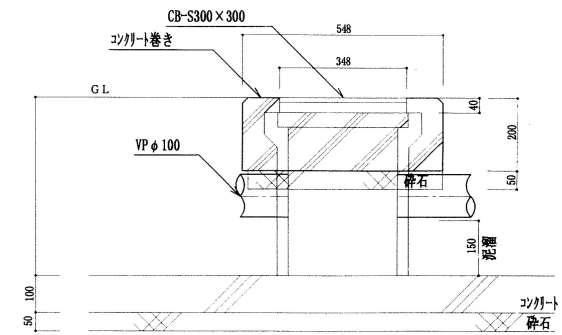

汚水井リスト

中部コーポレーション

記号	内 法	法	鉄製マンホールの (ロック式、コンクリート巻きH=200)
A	φ300 GL-730	管底	CMHL-2N φ300 アジャスター-H=510
B	φ300 GL-740	管底	CMHL-2N φ300 アジャスター-H=520
C	φ300 GL-765	管底	CMHL-2N φ300 アジャスター-H=545
D	φ300 GL-785	管底	CMHL-2N φ300 アジャスター-H=565
E	φ300 GL-810	管底	CMHL-2N φ300 アジャスター-H=590
F	φ300 GL-820	管底	CMHL-2N φ300 アジャスター-H=600
G	φ300 GL-850	管底	CMHL-2N φ300 アジャスター-H=630
H	φ300 GL-890	管底	CMHL-2N φ300 アジャスター-H=670

樹E、F、G、の枝管はアジャスターより落し込み

雨水井リスト

ダイドレ

記号	内 法	法	鉄製格付井	H
①	300×300		CB-S 300	GL-390管底
②	300×300		CB-S 300	GL-285管底
③	300×300		CB-S 300	GL-510管底
④	300×300		CB-S 300	GL-720管底

備考

1. 道路面より+900上がりヨウヘキ天
2. 基礎面+500下がりGL
3. GL+420上がりピット天
4. ピット天-815φ50管上
5. ピット天-1055φ100管上
6. 基礎面-520調整槽

φ25HIVP年号「ア」表示
埋設表示シート (GL-200)
埋設給水管「ア」巻き

○埋設表示「ア」
□埋設表示「ア」

□やり取り「ア」

記事及び変更内容

有限会社藤原工業

高知市朝倉 418-4 844-0209

工事名称 海老川老人福祉センター増設機械設備工事

工期 平成11年12月9日～平成12年3月20日

図面名 屋外給排水設備図

担当 石川

承認

縮尺

図面番号

1/100

完成図

膨張タンク	日立機材ST-12
17-並	(ベ) AF-13SS
17-並	(ベ) AF-4S
安全弁	(ベ) SL-37
φ20付弁	(ベ) CS-2US
Y型ストレーナー	(ベ) KT-4
給湯循環用ポンプ	
川本製作所	
PSS-206,0.1S	
単相100V 0.1KW	
吐出、吐出口径 φ20	
吐出量 50L/分	
全高 1m	

ガス給湯機

浴室系循環式ガス給湯機	
TP-M055GR (高木産業) 本体	
TP-MC15 リモコン	
TP-D55GX 据置台	
S9950 循環コントローラ	

浴槽用追焚給湯機

GF-120W (高木産業) 本体	
TP-S10WSP 循環ポンプ	

調理室系統図

GS-320W (高木産業) 本体	
TP-MR101 リモコン	
TP-D324Q 据置台	

浴室、脱衣室器具

浴室			
浴槽、蓋共	PTW-1612R	TOTO	1台
バス用化粧	TWG-40ARX	TOTO	1台
シャワー化粧	TUJ-40WGX	TOTO	2台
洗面器据置台	EWB-650	TOTO	2台
床排水金物	T3A-50	タノ	2台
多用給水手	W-91, 800L	三栄	4台
脱衣室			
洗面器	L-237TD, TEL51ARX	TOTO	2台
化粧鏡	TS-119FR14	TOTO	2台
床上掃除口	OW-2-75	タノ	1台
洗面器用台	W-96-2	三栄	1台

附属金具類
(TEL51ARX TL340RRR T9R T8C)

調理室器具			
混合水栓	TWC-300RX	TOTO	3台
二口ガス栓	二口ガス栓	藤井合金	1台
ガスポンプ	φ32	光陽産業	2台
金属パイプ	φ32×300L	伊藤工業	1台
床上掃除口	OW-2-100	タノ	1台
自在水栓 (舟型)	T30AR-13	TOTO	1台

記事及び変更内容

有限会社藤原工業

高知市朝倉 418-4 TEL 844-0209

工事名称 海老川老人福祉センター増築機械設備工事

工期 平成11年12月9日～平成12年3月20日

図面名 浴室、脱衣室、調理室平面図
(給湯機廻り)

担当

承諾


縮尺

図面番号

2/

完成図

1/25

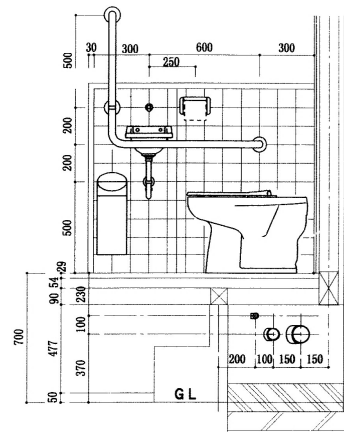

Technical drawing of a toilet unit showing front and side views with dimensions.

Front View Dimensions:

- Overall width: 1,200
- Overall height: 1,745
- Base width segments: 200, 450, 550, 30
- Base height segments: 270, 500, 200, 100, 30
- Water supply connection: 1/2" 给水栓 (1/2" water supply tap)
- Water supply pipe diameter: $\phi 25$
- Water supply pipe diameter: $\phi 20$
- Water supply pipe diameter: $\phi 15$
- Water supply pipe diameter: $\phi 10$
- Water supply pipe diameter: $\phi 8$
- Water supply pipe diameter: $\phi 6$
- Water supply pipe diameter: $\phi 4$
- Water supply pipe diameter: $\phi 3$
- Water supply pipe diameter: $\phi 2$
- Water supply pipe diameter: $\phi 1$
- Water supply pipe diameter: $\phi 0.5$


Side View Dimensions:

- Overall width: 655
- Overall height: 1,745
- Base width segments: 200, 450, 550, 30
- Base height segments: 270, 500, 200, 100, 30
- Water supply connection: 1/2" 给水栓 (1/2" water supply tap)
- Water supply pipe diameter: $\phi 25$
- Water supply pipe diameter: $\phi 20$
- Water supply pipe diameter: $\phi 15$
- Water supply pipe diameter: $\phi 10$
- Water supply pipe diameter: $\phi 8$
- Water supply pipe diameter: $\phi 6$
- Water supply pipe diameter: $\phi 4$
- Water supply pipe diameter: $\phi 3$
- Water supply pipe diameter: $\phi 2$
- Water supply pipe diameter: $\phi 1$
- Water supply pipe diameter: $\phi 0.5$


多目的便所器具リスト				(附属金具類)
車椅子対応便器	C-48AS, S-31Z17	TOTO	1ヶ所	(TS31YSW48 TS171DW29 TS2836 TS30HW75 TC254U TS6HW175 TS152V78 TL428V TS300)
洗面器	L-103A, TEL30ARX	TOTO	1ヶ所	(TEL30ARX TF103B TL2200)
手洗器	L-21N, TEL200X	TOTO	1ヶ所	(TEL200X TL60NP TA2S)
便器用手摺	W94-71L	三栄	1ヶ所	
便器用手摺(可動式)	T-950MY (φ32)	TOTO	1ヶ所	
多用途手摺	W91-800L	三栄	1ヶ所	
洗面器用手摺	W96-1	三栄	1ヶ所	
洗面器用手摺	W96-6	三栄	1ヶ所	
化粧鏡	TS-119FR14	TOTO	1ヶ所	
床上掃除口	COV-2-50	グッド・V	1ヶ所	
化粧棚	S-3	TOTO	1ヶ所	
付々々々々々	UTR-420	TOTO	1ヶ所	

図面番号	3/7
内容	


給湯機器リ断面図

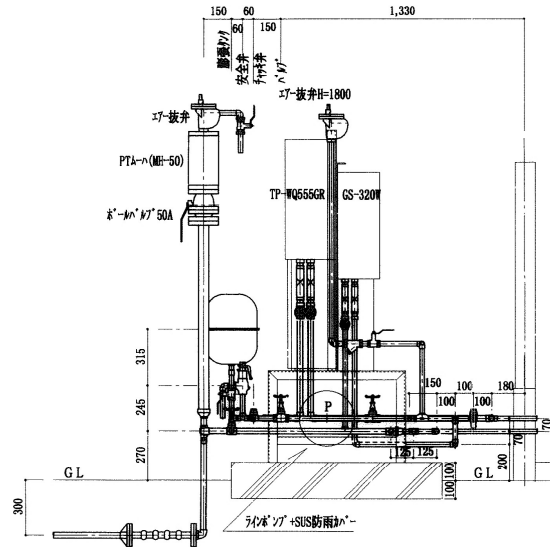


浴室断面図

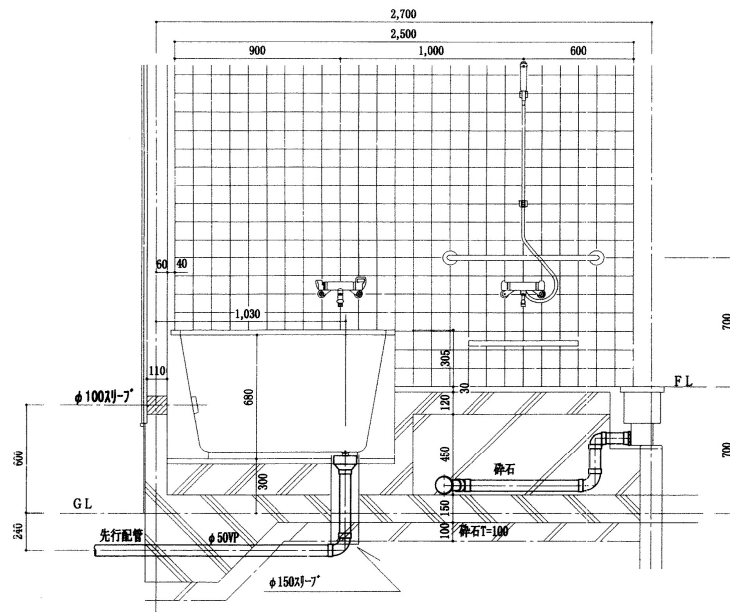


脱衣室断面図

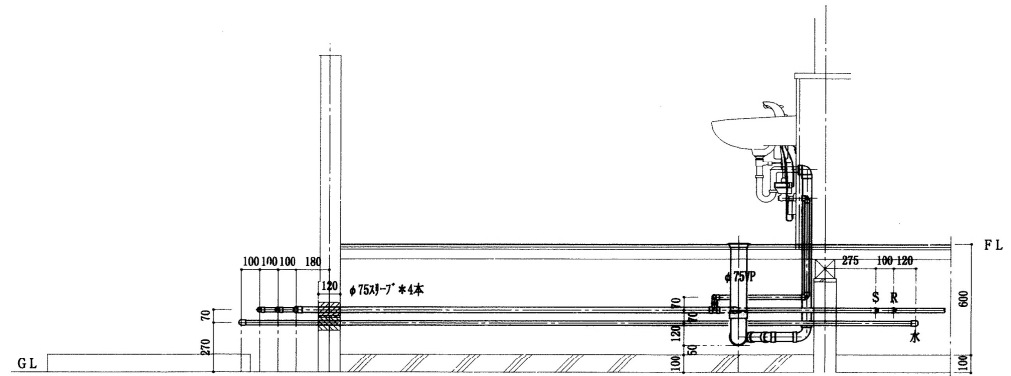

脱衣室断面図

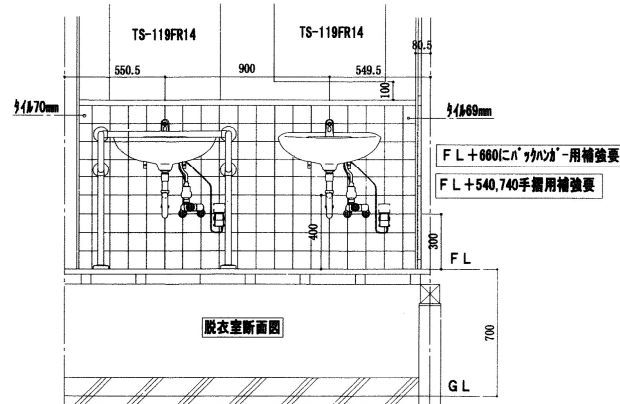

調理室断面図

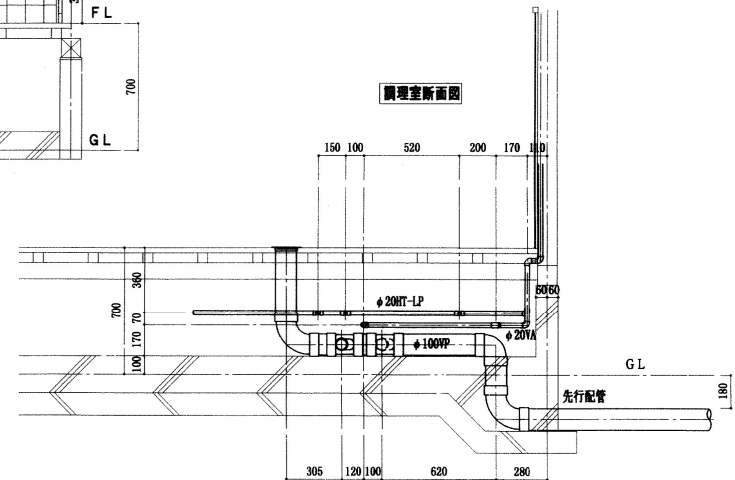

記事及び変更内容

有限会社藤原工業

高知市朝倉己 418-4 ☎ 844-0209

工事名称海老川老人福祉センター増設機械設備工事



工期 平成11年12月9日～平成12年3月20日

図面名 浴室、脱衣室、調理室、給湯機器リ断面図

担当
石川

承認

縮尺
1/20図面番号
4/20
完成図

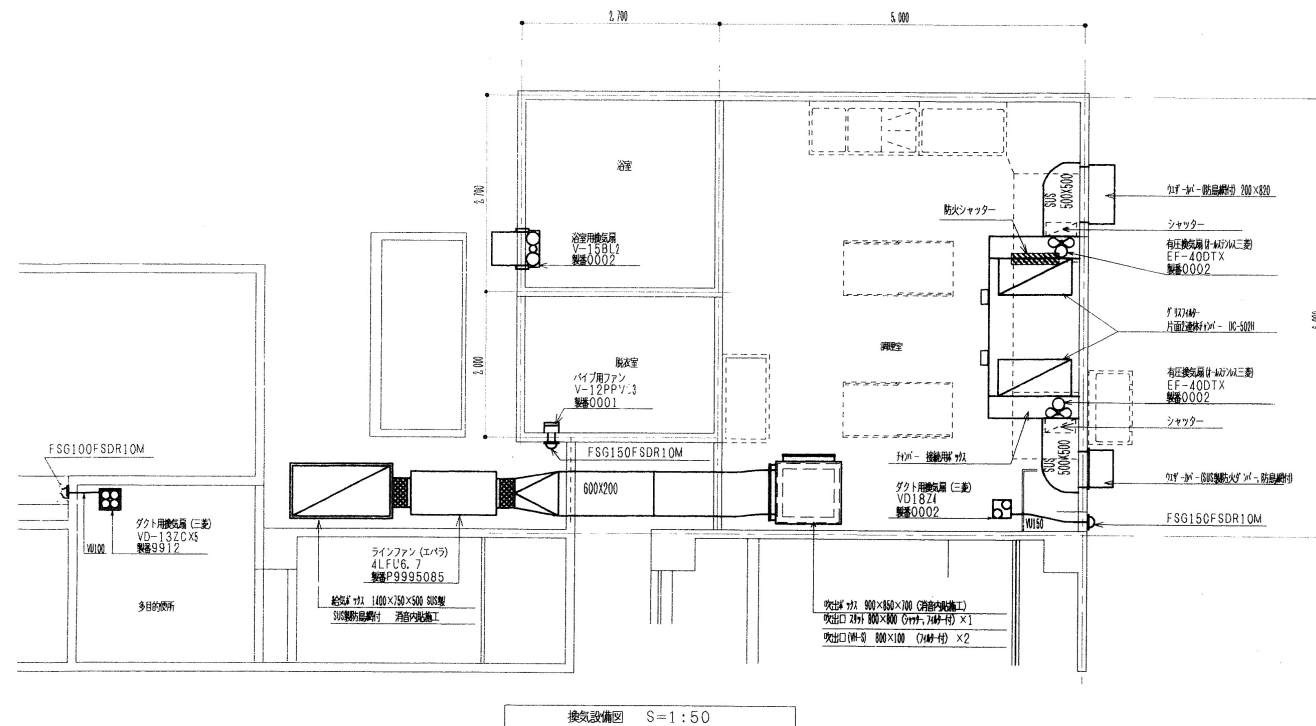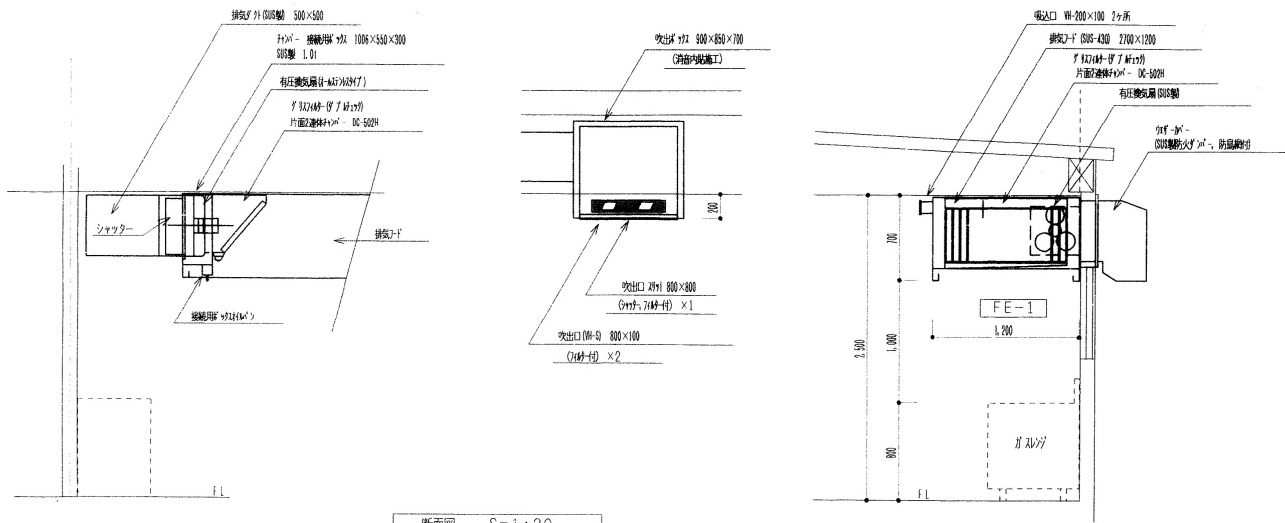

機器仕様

機器名称	仕様	台数
天井ファン (消音タイプ付)	4LFC6.7 (エベラ) 製番 P9995085 400mmφ×250Pa×700W 3Φ200V 速度調節器付タイプ付 定格出力電流: 2.1A FR-E520-1.5K 組込 FS-1 及び VFD-1×2 を連動する。 防振バネ - たわみ継手	1
有圧換気扇 (H-4515Aタイプ)	EF-400TX (三菱) 製番 0002 400mmφ×235mmφ×145Pa×200W 3Φ200V SUS製防炎型付 (防火タイプ付) (FW40SDH) SUS製電動式シャッター (PS-40SMXT) 換気扇取付枠 (PS-40ZM)	2
ダクト用換気扇	VD-1824 (三菱) 製番 0002 (低騒音型金属タイプ) 325mmφ×38W 1Φ100V SUS製深型付 (防火タイプ付) (FSG150FSDR10M) コトロープタイプ付 (P-10SM)	1
ダクト用換気扇	VD-132CX5 (三菱) 製番 9912 (低騒音型金属タイプ) 130mmφ×14.5W 1Φ100V SUS製深型付 (防火タイプ付) (FSG100FSDR10M) (エネカ) コトロープタイプ付 (P-10SM)	1
浴室用換気扇	V-158L2 (三菱) 製番 0002 (強制排気、自然結露、連動式シャッター付) (エネカ) 186mmφ×37W 1Φ100V 防火タイプ付シャッター付 (P-15CVDL)	1
パイプ用ファン	V-12PPV3 (三菱) 製番 0001 155mmφ×37.5W 1Φ100V SUS製深型付 (防火タイプ付) (FSG150FSDR10M) (エネカ) コトロープタイプ付 (P-10SM)	1

記事及び変更内容

有限会社藤原工業

高知市朝倉 418-4 TEL 844-0209

工事名称 海老川老人福祉センター増改築機械設備工事

工期 平成11年12月9日～平成12年3月20日


図面名 換気設備図

担当 石川

承認

縮尺 1/30
1/50

図面番号 6/7
完成図

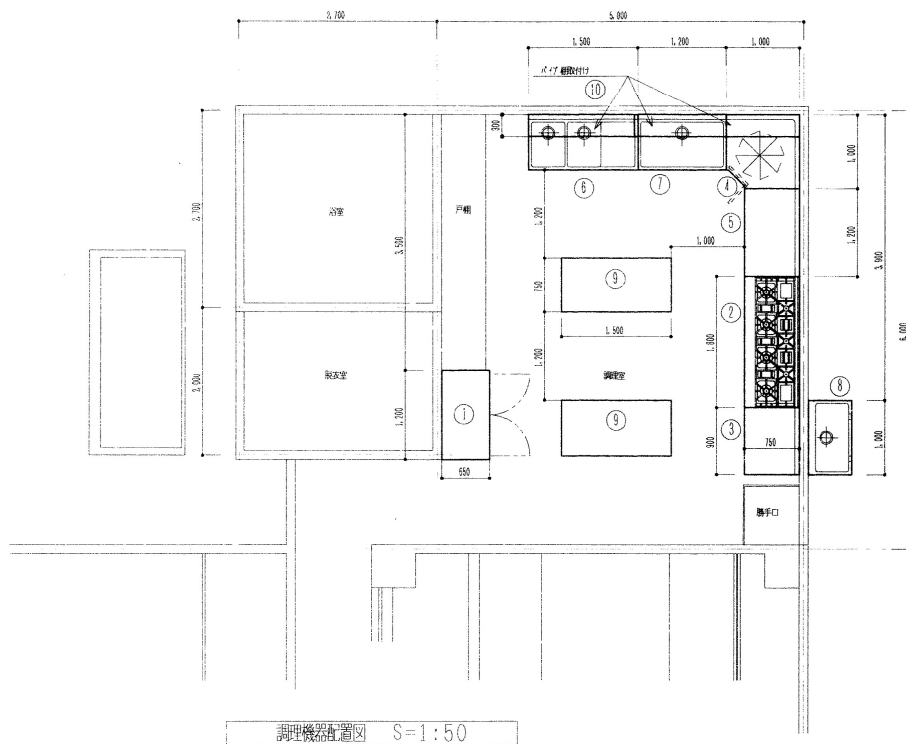

調理機器配置図 S=1:50

機器表

記号	機器名称	仕様	台数
1	冷凍冷蔵庫	431YS2 (大和冷機) 製番S4161853 1200W×6500×1905H 有効内容積 冷凍室:388L 冷蔵室:388L 厚4枚 電源:1Φ100V 672W	1
2	ガスレンジ	MGRX-187C (マルゼン) 1800W×7500×800H ガス消費量:5.91kg/h	1
3	調理台	BHD (オーダー) (マルゼン) 900W×7500×800H 引出し, 戸棚付, 自在棚	1
4	シンク	BHC-75 (オーダー) (マルゼン) 1000W×7500×800H 開き戸, 自在棚	1
5	調理台	BHD-127 (マルゼン) 1200W×7500×800H 引出し, 戸棚付, 自在棚	1
6	水切り二層シンク	BSM2-157R (マルゼン) 1500W×7500×800H スリット	1
7	一層シンク	BS1-127 (マルゼン) 1200W×7500×800H スリット	1
8	角型シンク (バック無し)	BSF1-106M (マルゼン) 1000W×6000×800H スリット	1
9	調理台	BHD (オーダー) (マルゼン) 1500W×7500×800H 引出し, 戸棚付 (直置き), 自在棚	2
10	パイプ棚	RPS30-18 (マルゼン) 1500W×3000×800H x1 1200W×3000×800H x1 1000W×3000×800H x1	3

調理機器仕様

構, 甲板, 骨組	SUS-430
化粧板, スリット, 引出し, 引違戸, 自在棚	SUS-430
ガス, 脚	SUS-304
排水金物	大型:3/4インチ 50φ
オーバーフロー	小口径
パイプ	H:150

記事及び変更内容

有限会社藤原工業
高知市朝倉 418-4 Tel. 844-0209

工事名称 海老川老人福祉センター増築機材設備工事
工期 平成11年12月9日～平成12年3月20日

図面名 調理機器配置図及び機器表図

担当 石川

承諾

縮尺

1/50

図面番号
7/5
完成図