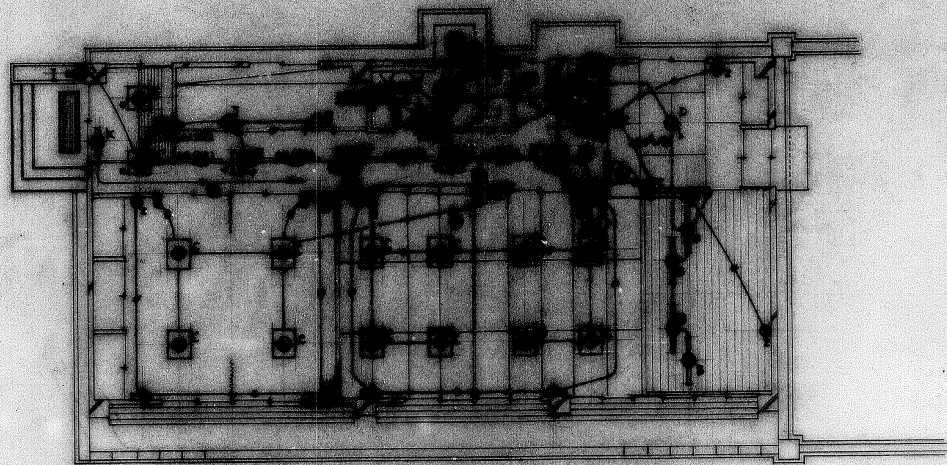

 
 
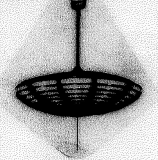
 







| 記号 | 名称 | 備考 |
|----|----------|-------------------------------|
| | 別注用電源 | 本機電源 |
| | 電灯動力電源 | " |
| | プラグレイト取付 | " |
| | レベルスイッチ | 新調機と ENP II |
| | 保安接地 | 松浦電機 |
| | 電線引込口 | " |
| | アンテナ | VHF 8素子 |
| | " | UHF 14素子 |
| | テレビ機子 | " |
| | 非常警報装置 | ヤルランア・押倉 非常警報装置 松下電工 BG 700 Z |

雄工國

| | | | |
|--------------------------------|-----------|-----|-------|
| 海老川老人福祉センター施設整備工事設計図 | | | |
| 図書 | 中心幹線動力 | 端電 | 西園路 1 |
| 東電機株式会社 | | | |
| 高知市上町5丁目3番1号 TEL (097) 22-2668 | | | |
| 設計 | 昭和53年3月5日 | 竣工 | 1/100 |
| 訂正 | 昭和 年 月 日 | 担当者 | 永野 |



| | | | | |
|---|---|---|---|--|
| A FL 20x2 | B FL 40x1 GH | C FL 20x4 | D FCL 32+30 | E FCL 30 |
| A' " 17262 | | | | E' FCL 20 非常電源内蔵 |
|  A 松F FA22066 GH A' " FA22016 " |  松F FA41751 GH |  松F HA992 |  松F HD999 |  E 松F グラフイット 3F/83K E' " グラフイット 2F/8183K |
| G FL10 | H FL15 | I FL 20 | J IL 40 | K FL 20 非常電源内蔵(片面) |
|  HW622 |  松F HW165 |  松F HW725 |  松F LB5640B |  松F FA21957 |

竣工図

| | | | |
|--------------------------------|---------------|------|-------|
| 海尾川老人福祉センター電気設備工事設計図 | | | |
| 図面番号 | KJ-2020-10-01 | 図面種類 | 乙 |
| 東京電機株式会社 | | | |
| 東京都上野区5丁目8番1号 TEL (03) 52-8844 | | | |
| 設計 | 昭和53年3月3日 | 縮尺 | 1/100 |
| 訂正 | 第1号 | 第2号 | 第3号 |