



# 春野町内ノ谷地区汚水処理施設配置平面図

S = 1 : 200

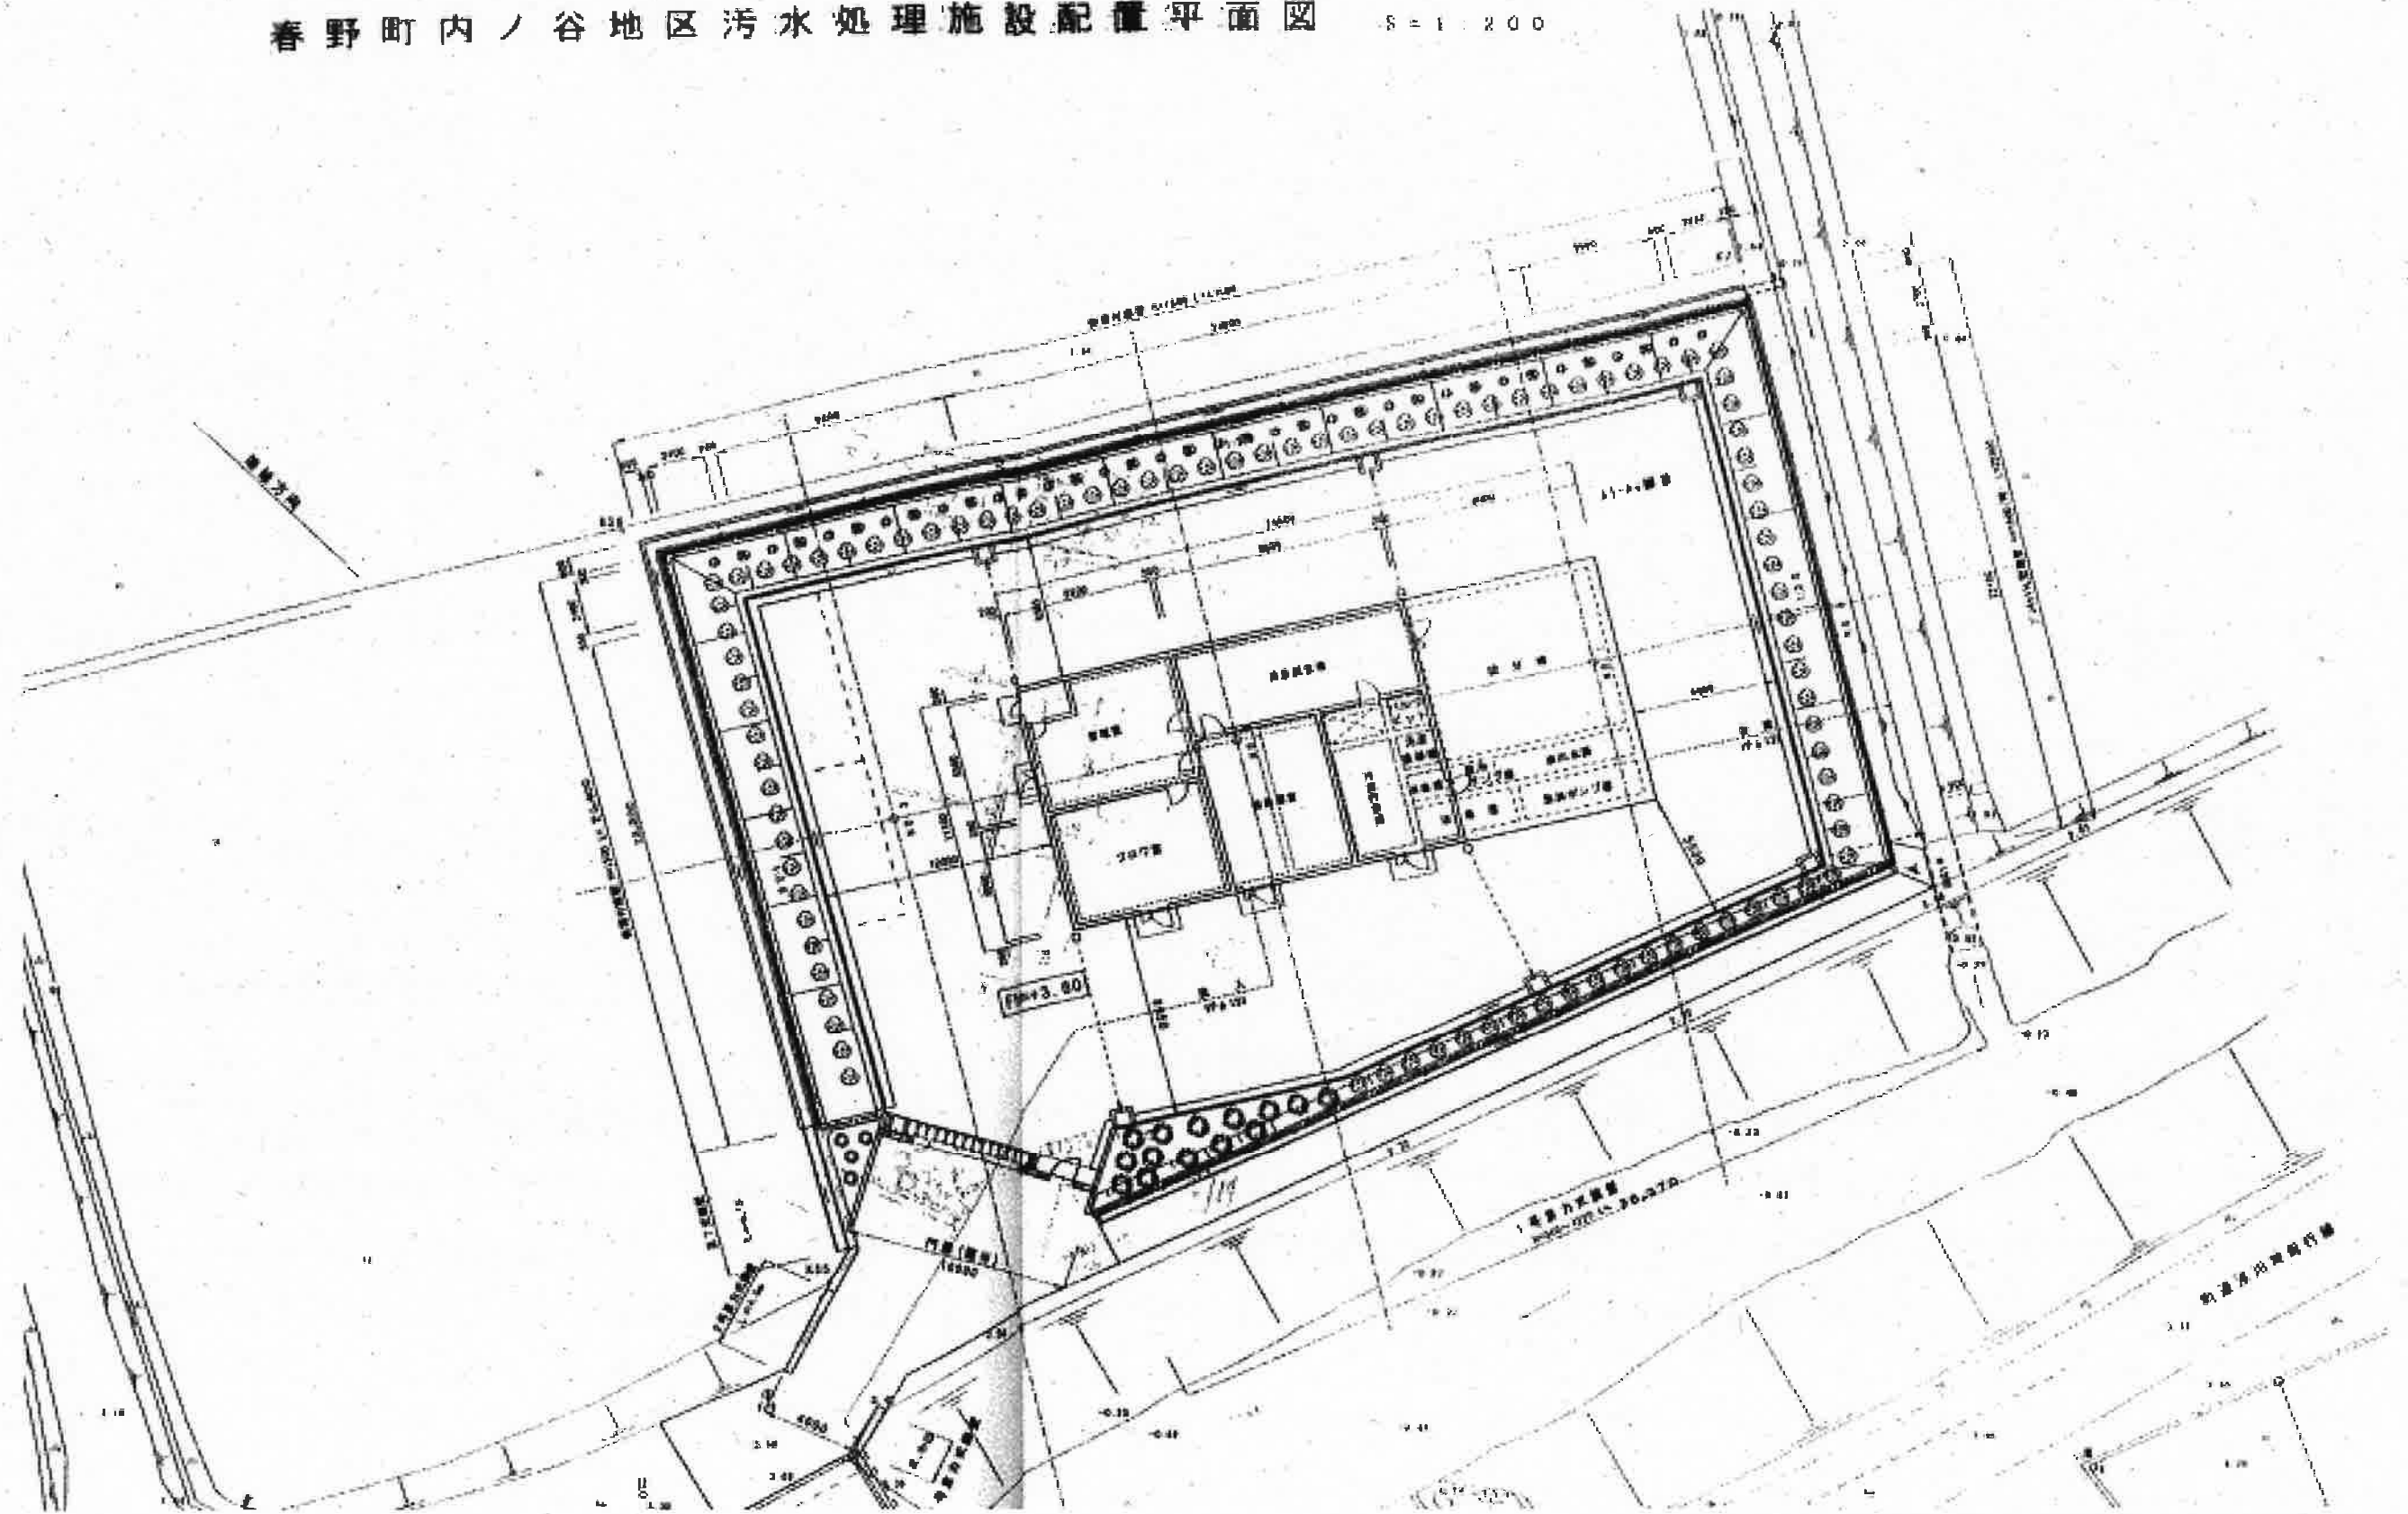


|           |                         |    |      |    |    |           |
|-----------|-------------------------|----|------|----|----|-----------|
| 工事名       | クリーンセンター内ノ谷水処理機械設備更新工事ノ |    |      |    |    |           |
| 名称        | クリーンセンター内ノ谷全体平面図ノ       |    |      |    |    | 図面No. 1/4 |
| 縮尺        | NONノ                    | 課長 | 課長補佐 | 係長 | 設計 | 検図        |
| 令和7年度ノ    |                         | 栗田 | 澤田   | 森近 | 泉  | 川崎        |
| 下水道施設管理課ノ |                         |    |      |    |    |           |

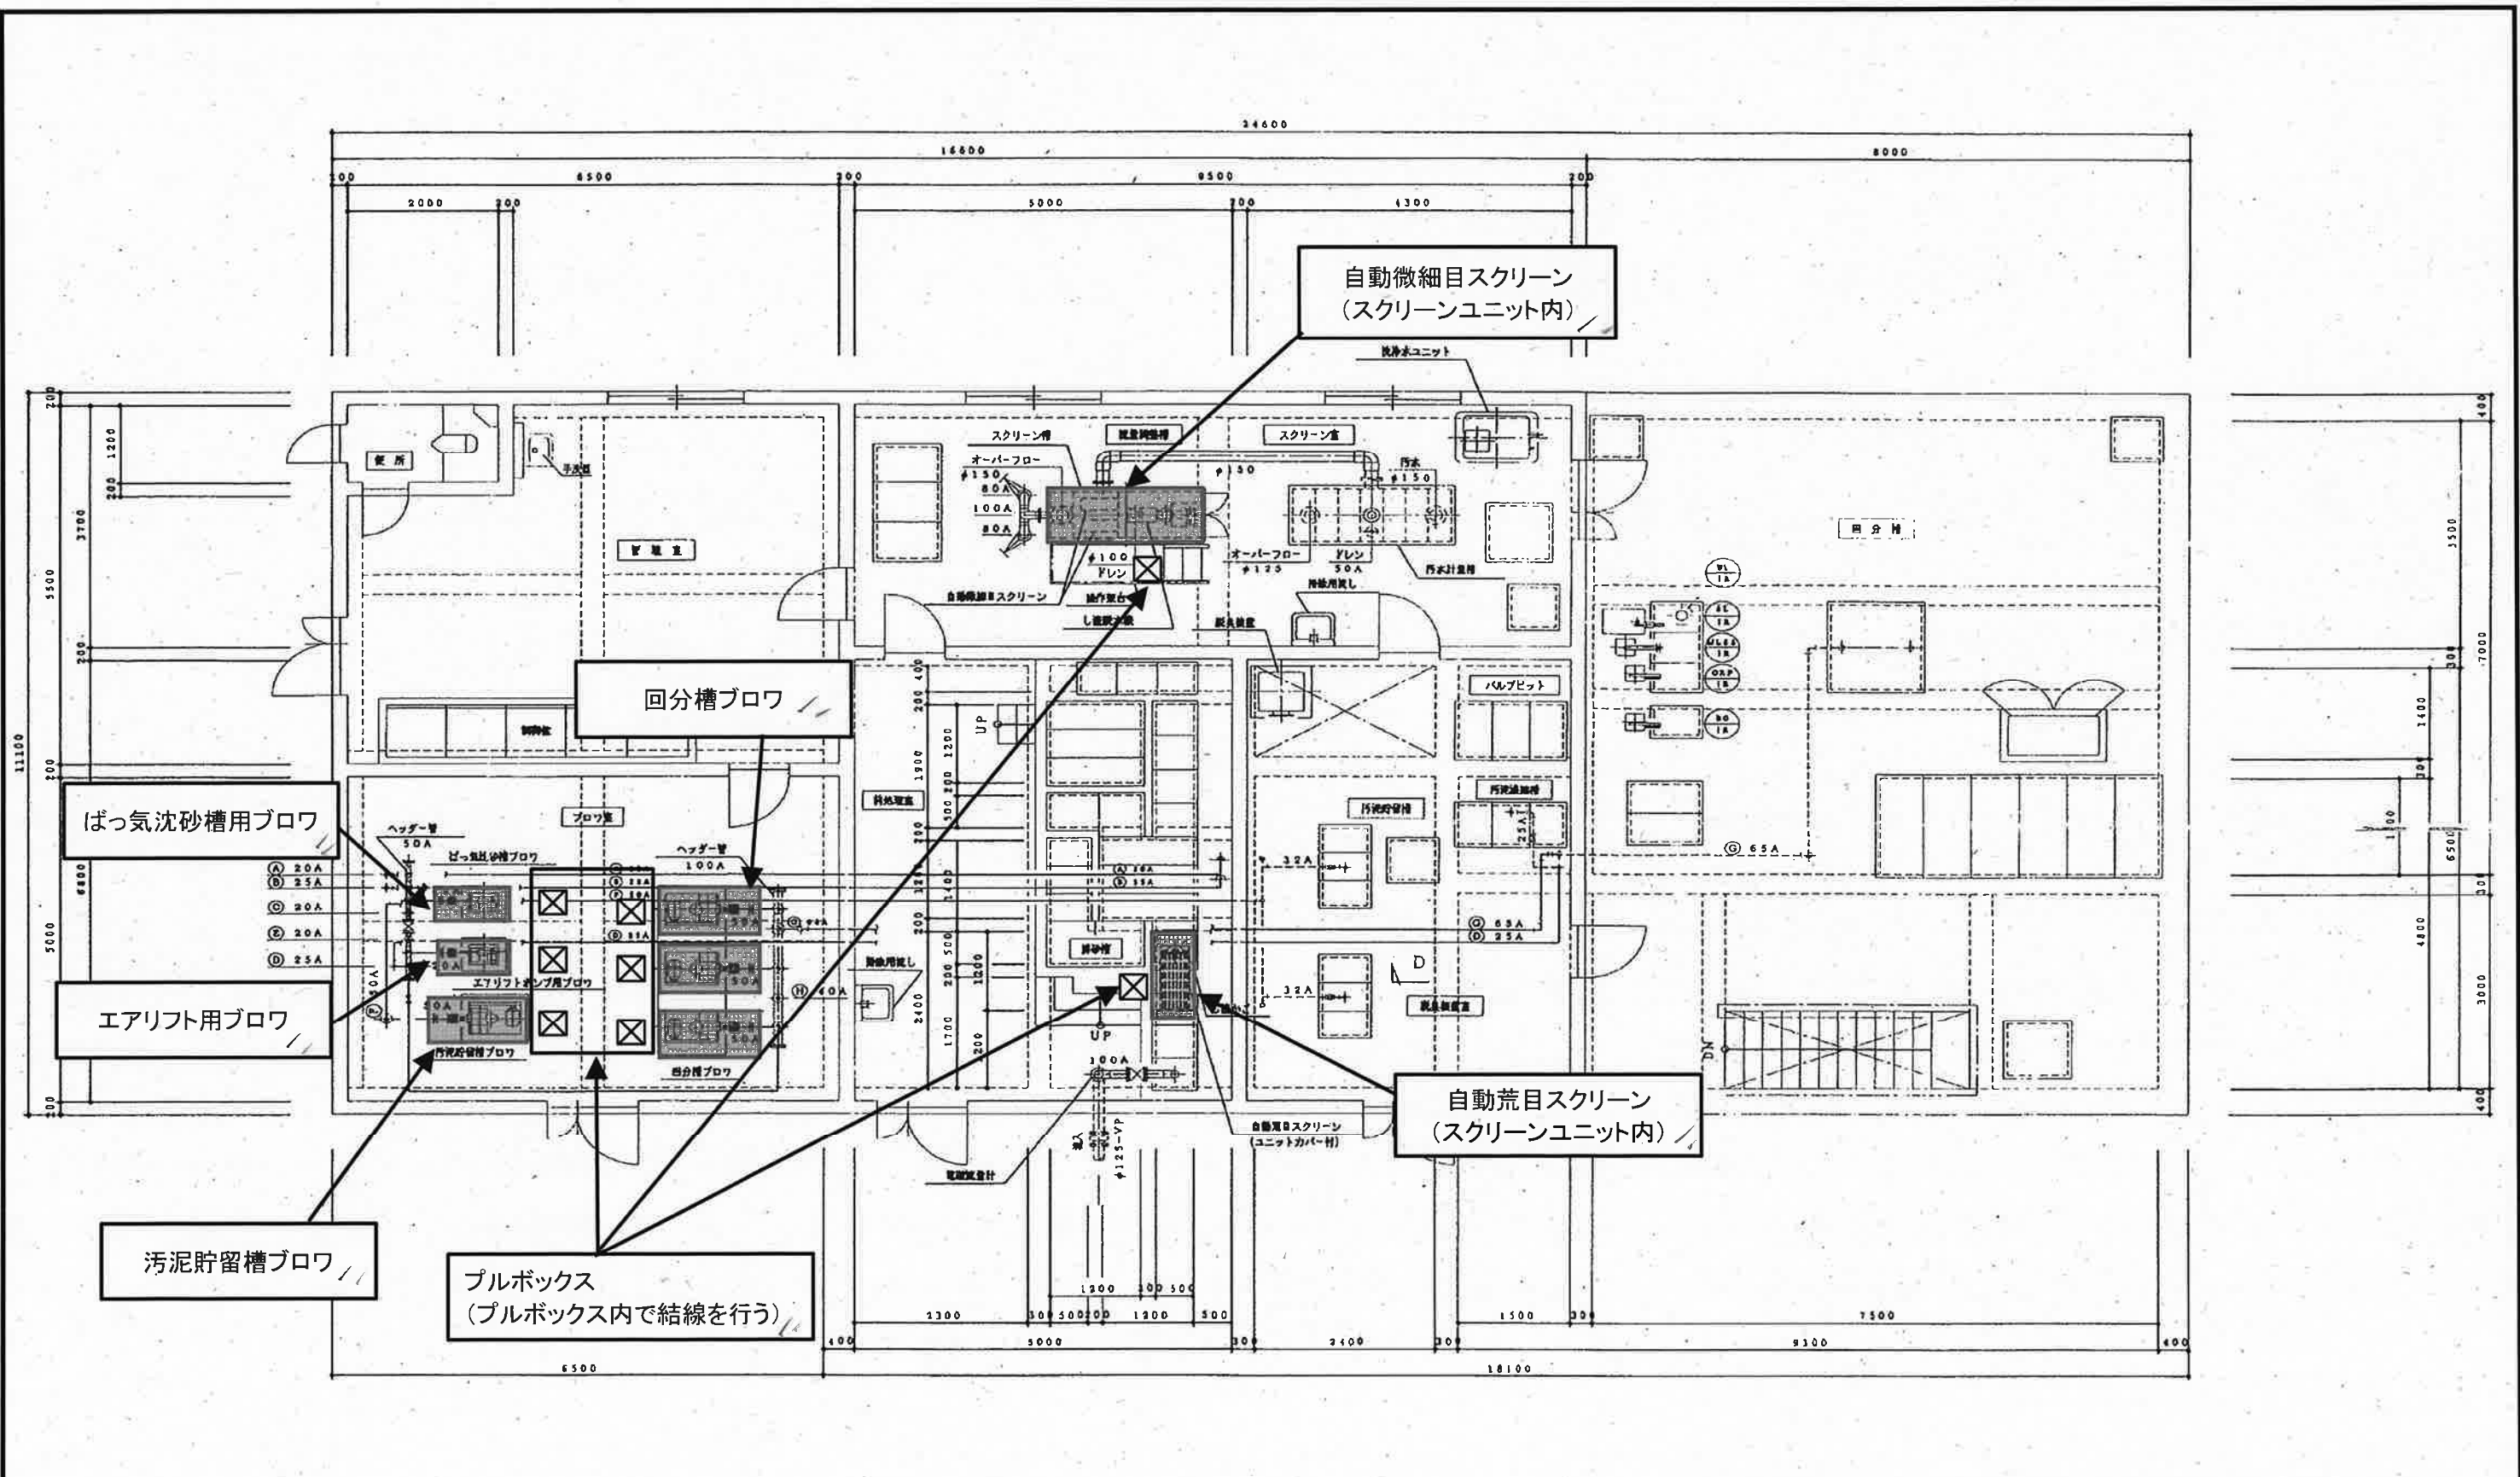



 施工箇所を示す

|          |                        |                                                                                       |                                                                                       |                                                                                       |                                                                                       |                                                                                       |
|----------|------------------------|---------------------------------------------------------------------------------------|---------------------------------------------------------------------------------------|---------------------------------------------------------------------------------------|---------------------------------------------------------------------------------------|---------------------------------------------------------------------------------------|
| 工事名      | クリーンセンター内ノ谷水処理機械設備更新工事 |                                                                                       |                                                                                       |                                                                                       |                                                                                       |                                                                                       |
| 名称       | 平面図                    |                                                                                       |                                                                                       |                                                                                       |                                                                                       | 図面No. 2/4                                                                             |
| 縮尺       | NON                    | 課長                                                                                    | 課長補佐                                                                                  | 係長                                                                                    | 設計                                                                                    | 検図                                                                                    |
| 令和7年度    |                        |  |  |  |  |  |
| 下水道施設管理課 |                        |                                                                                       |                                                                                       |                                                                                       |                                                                                       |                                                                                       |


# ばっ気沈砂槽用ブロワ

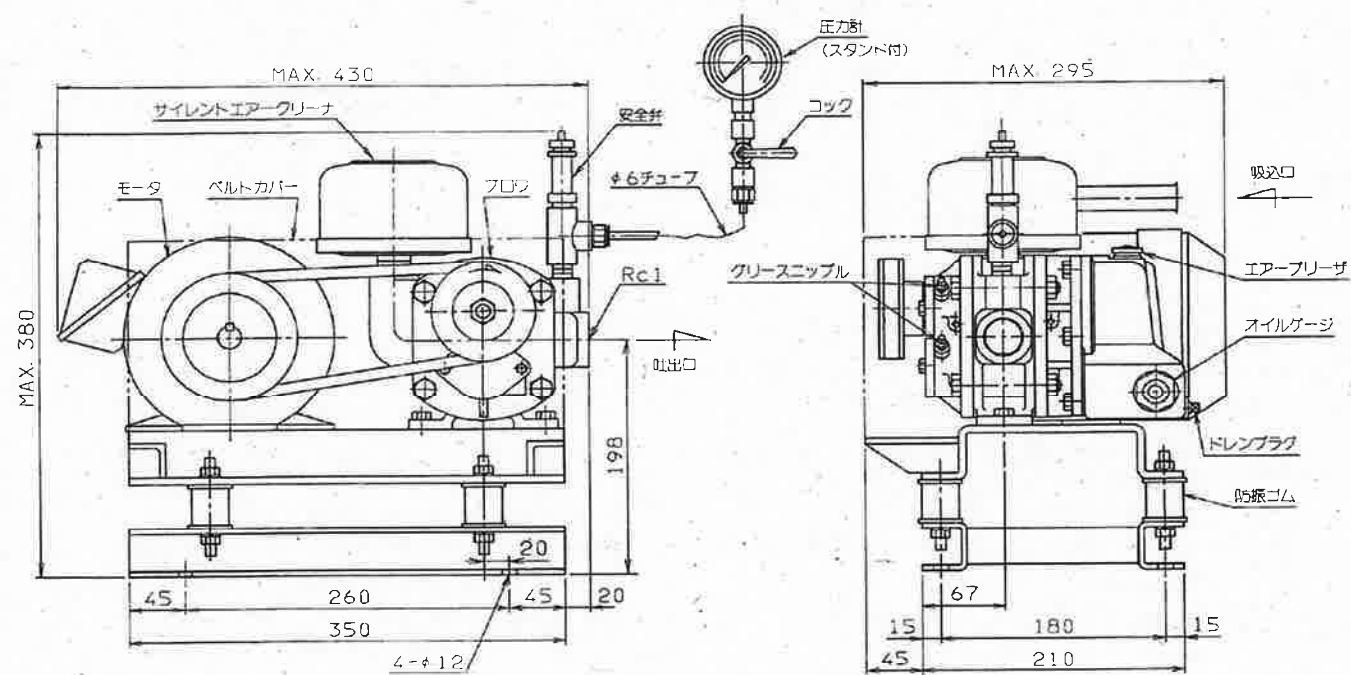


# エアリフト用ブロワ

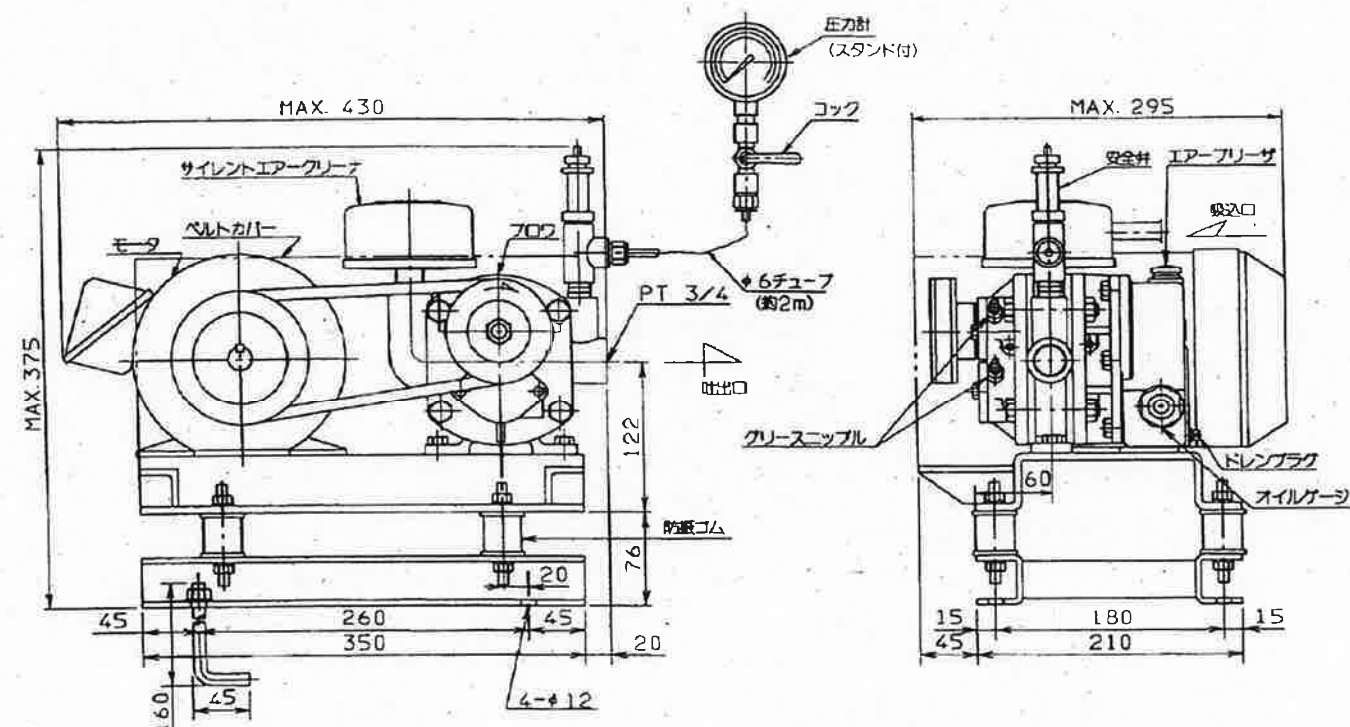

# 回分槽ブロワ

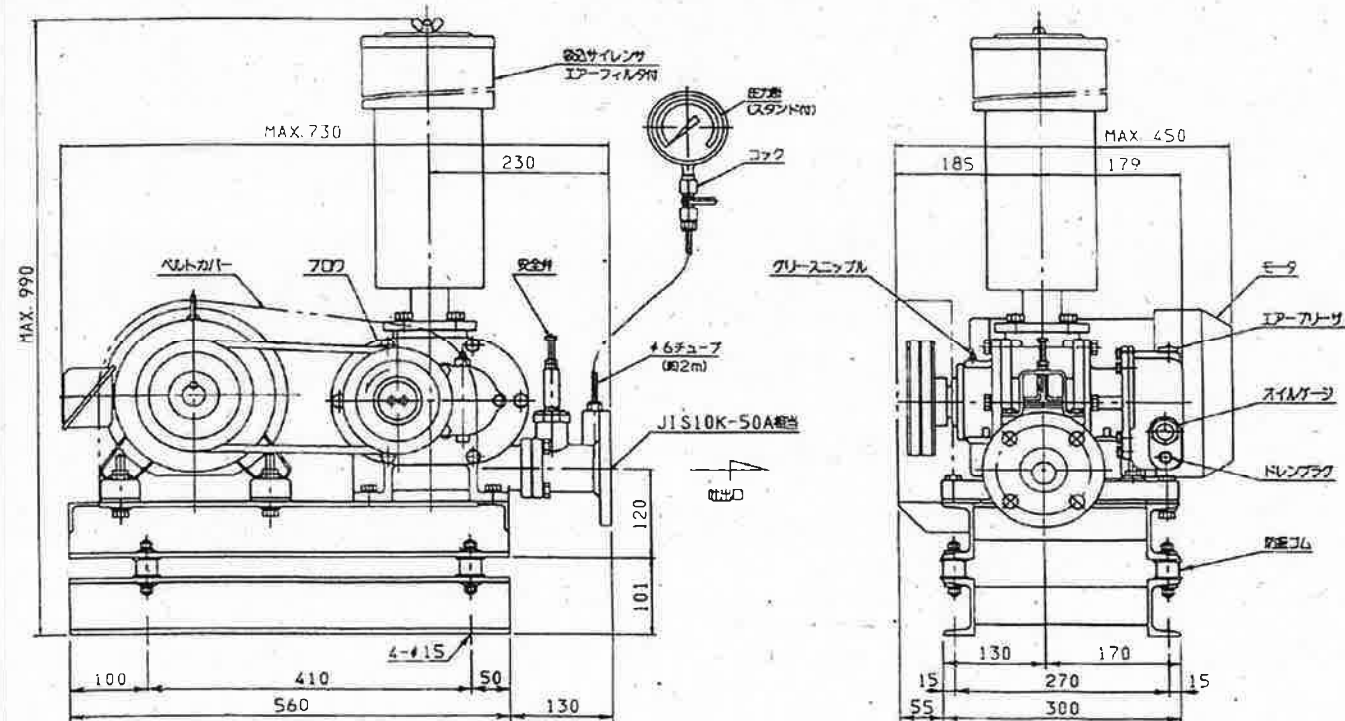


# 汚泥貯留槽ブロワ

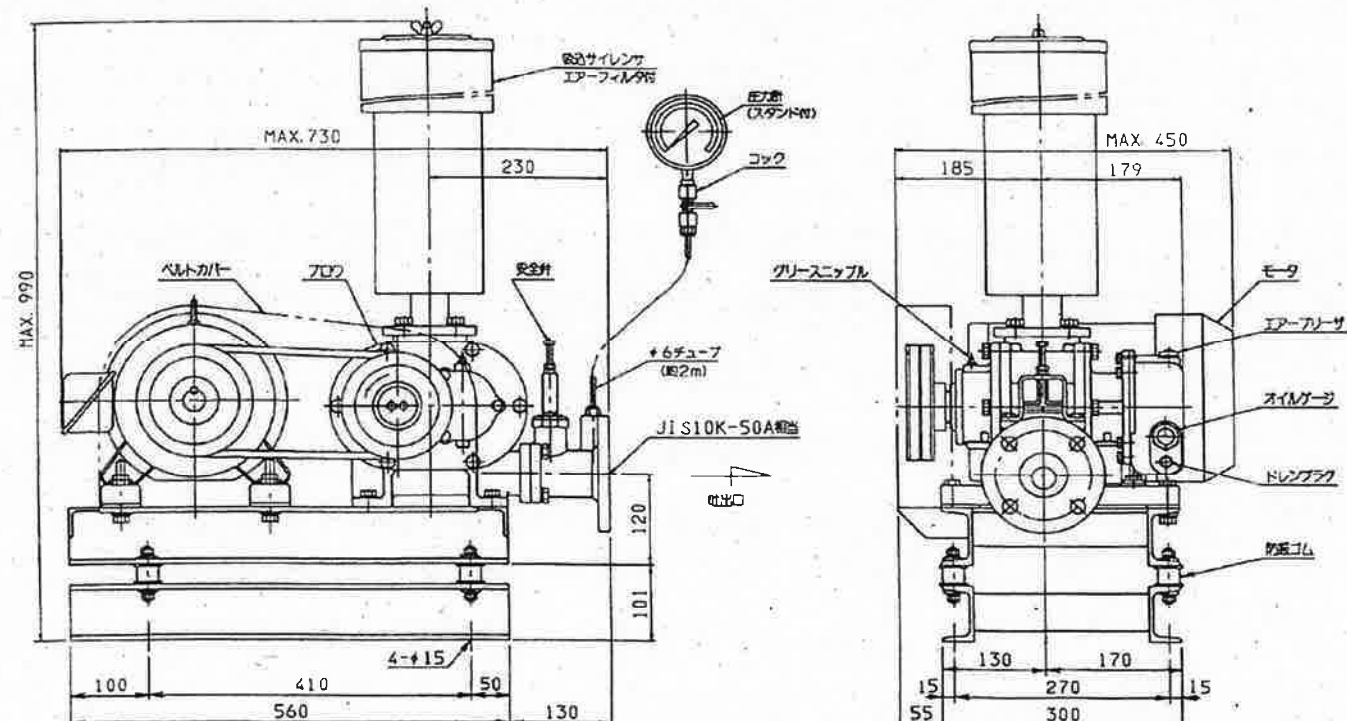


・各ブロワの結線は図面No:2/4に示したプルボックス内で行う

|          |                        |    |      |    |    |           |
|----------|------------------------|----|------|----|----|-----------|
| 工事名      | クリーンセンター内ノ谷水処理機械設備更新工事 |    |      |    |    |           |
| 名称       | ブロワ設備既設図               |    |      |    |    | 図面No. 3/4 |
| 縮尺       | NON                    | 課長 | 課長補佐 | 係長 | 設計 | 検図        |
| 令和7年度    |                        |    |      |    |    |           |
| 下水道施設管理課 |                        |    |      |    |    |           |

自動荒目スクリーン

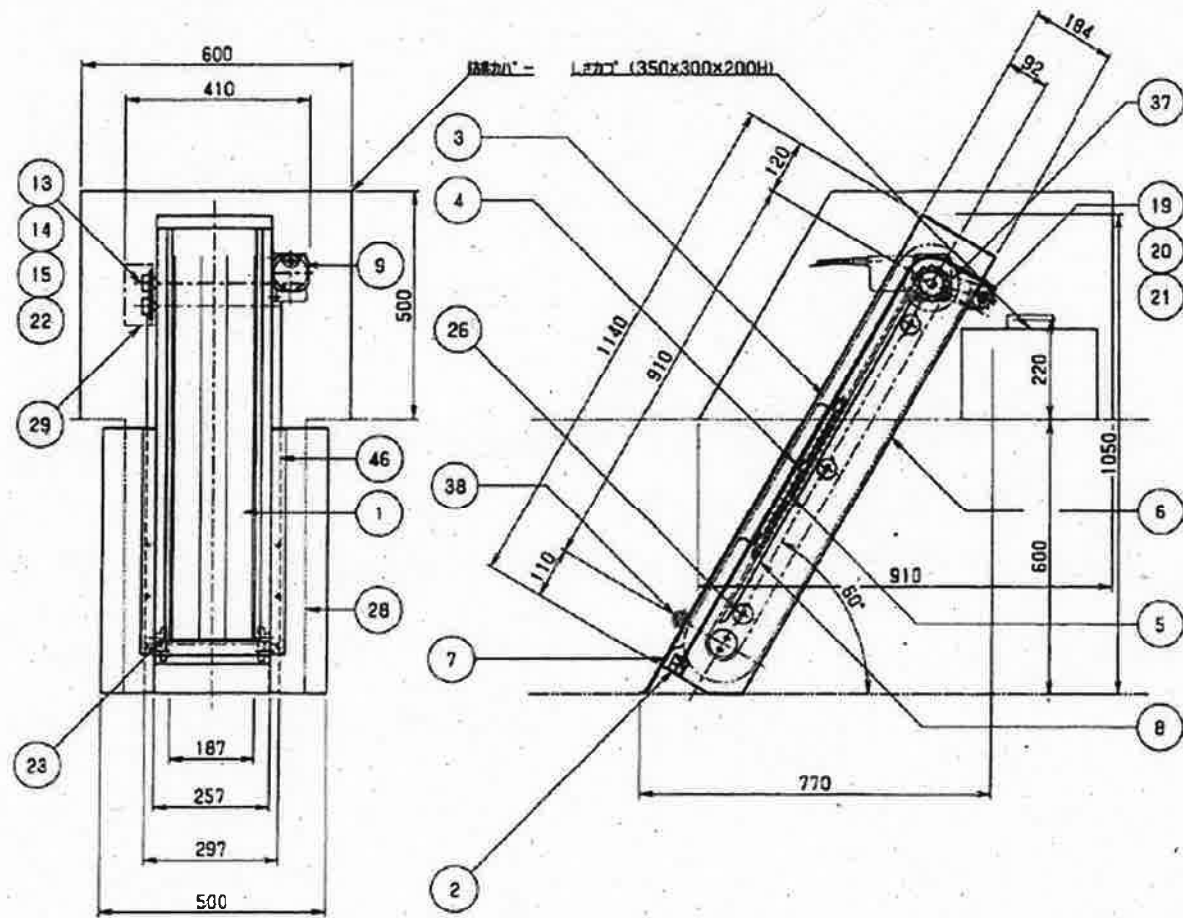

自動微細目スクリーン

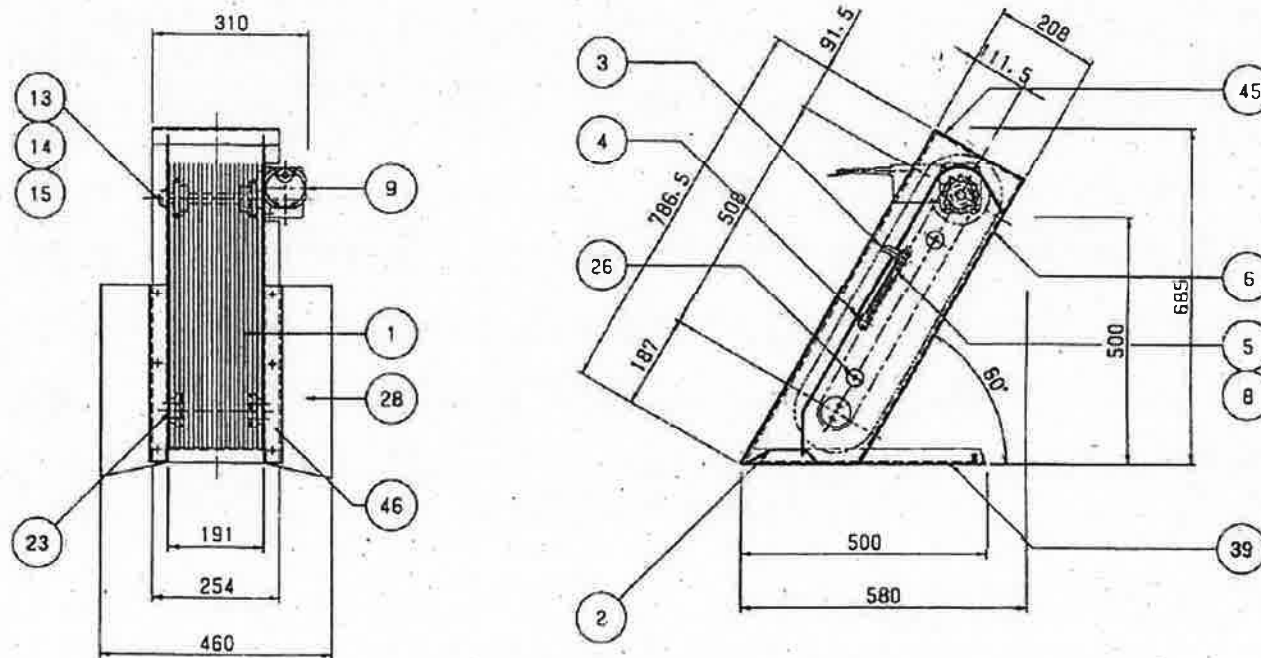

・各スクリーンの結線は図面No:2/4に示したプルボックス内で行う

|          |                        |    |      |    |    |           |  |
|----------|------------------------|----|------|----|----|-----------|--|
| 工事名      | クリーンセンター内ノ谷水処理機械設備更新工事 |    |      |    |    |           |  |
| 名 称      | スクリーン設備既設図             |    |      |    |    | 図面No. 4/4 |  |
| 縮 尺      | NON                    | 課長 | 課長補佐 | 係長 | 設計 | 検図        |  |
| 令和7年度    |                        | 栗田 | 澤田   | 森近 | 泉  | 川崎        |  |
| 下水道施設管理課 |                        |    |      |    |    |           |  |