




電力会社より

3φ3W 200V 1φ2W 100V

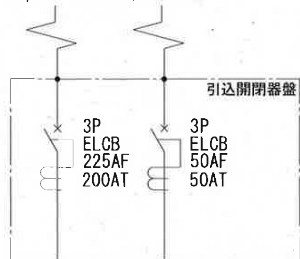

電灯分電盤へ

全体単線結線図（新設）

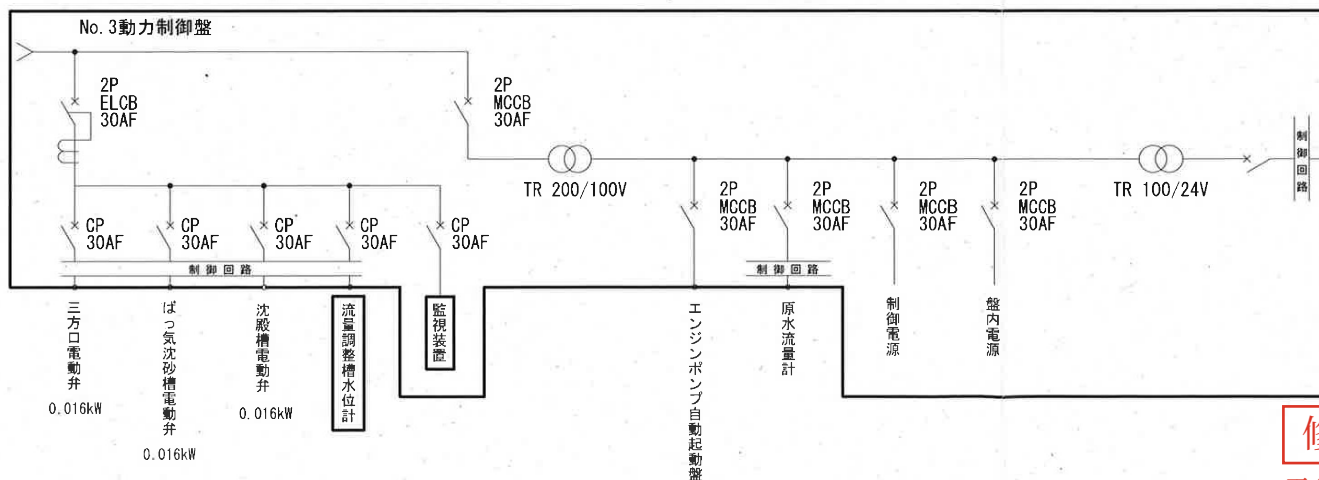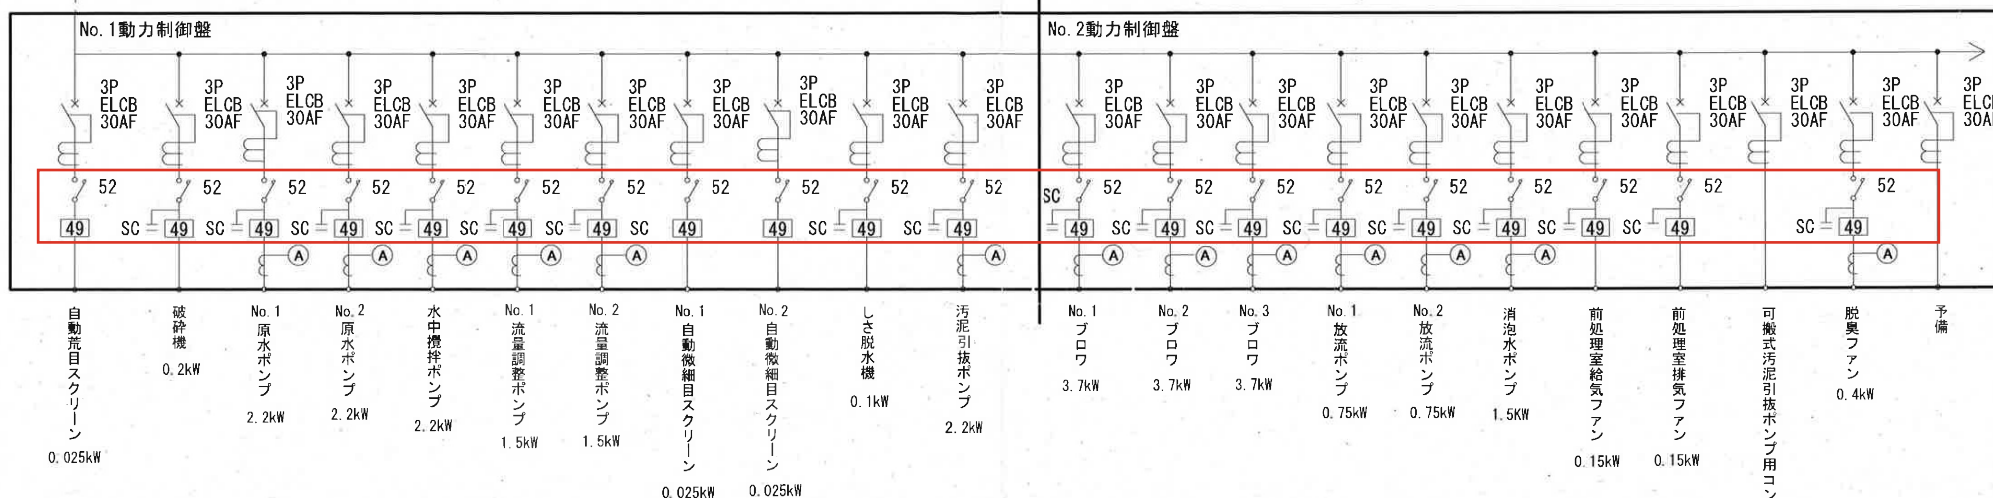

 は本工事で新設
 は既設ケーブルを示す
 は既設盤を示す

参考図

修正後
電磁開閉器の追記

工事名	クリーンセンター西畑電気設備更新工事					
名称	全体単線結線図（新設）				図面No.	3/9
縮尺	NON	課長	補佐	係長	設計	検図
令和7年度		栗田	松本	松本	松本	松本
高知市上下水道局 下水道施設管理課						