


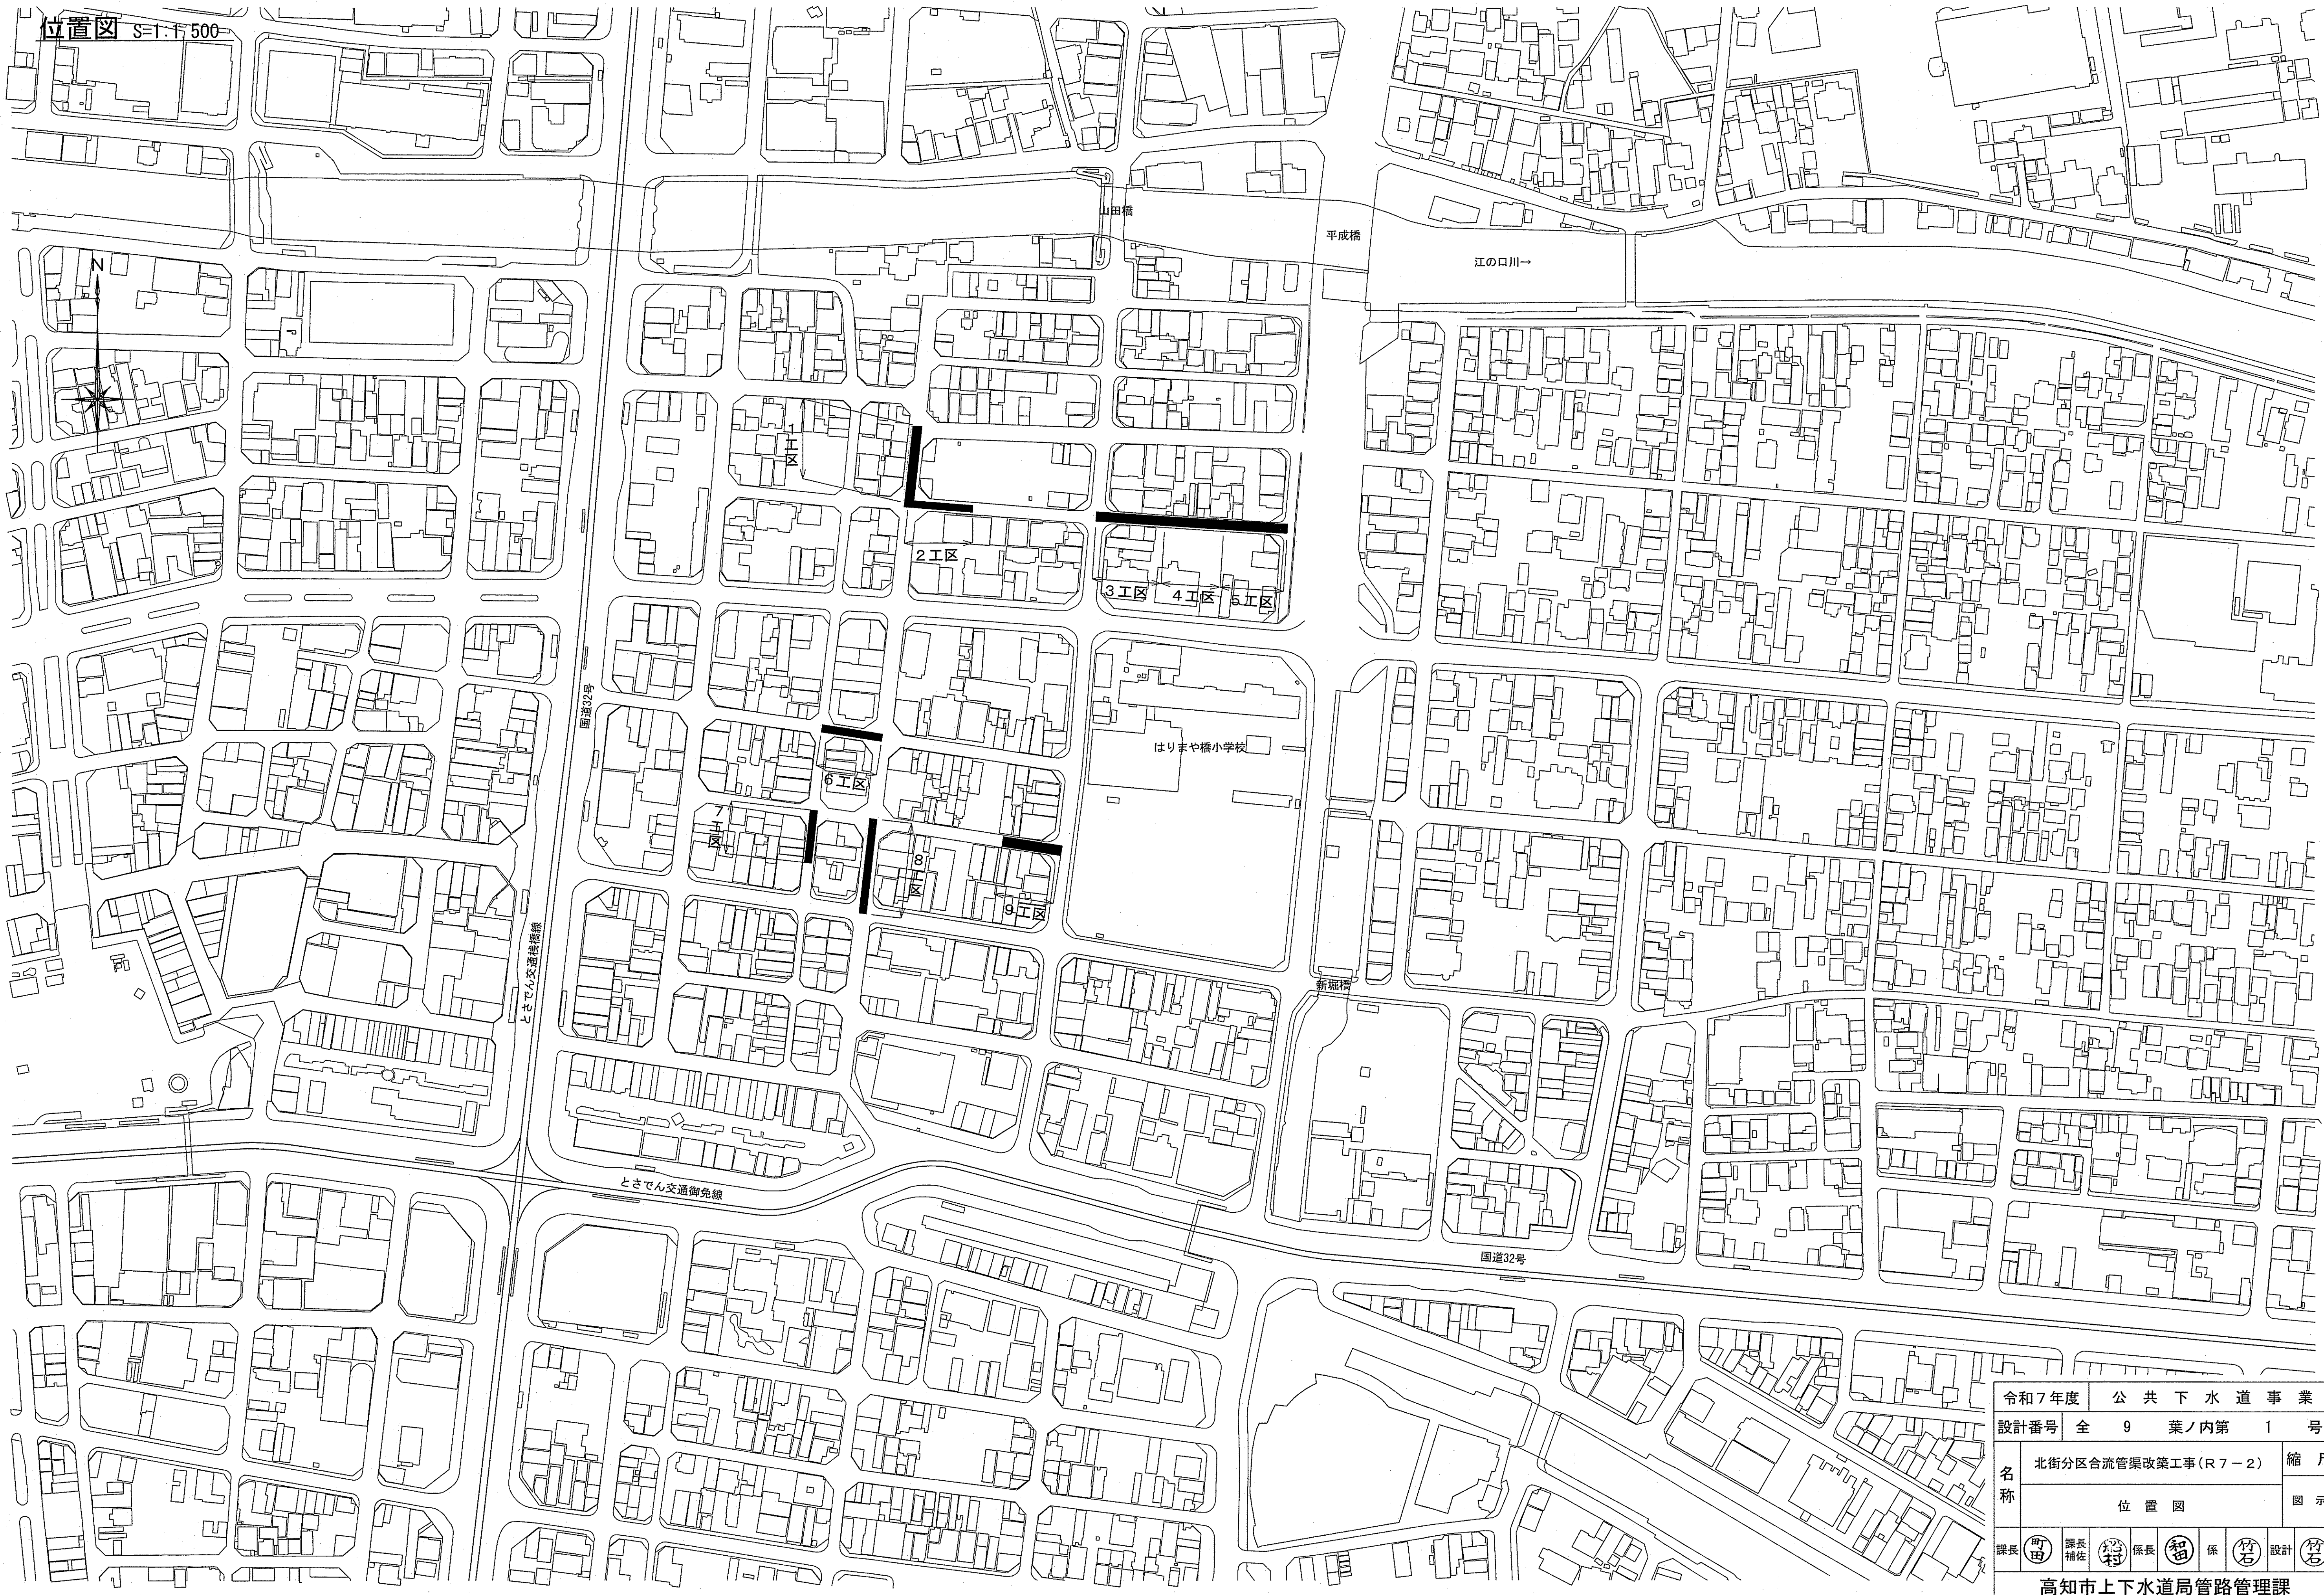


位置図 S=1:500

令和7年度			公 共 下 水 道 事 業						
設計番号		全 9		葉ノ内第 1		号			
名 称	北街分区合流管渠改築工事（R7－2）						縮 尺		
	位 置 図						図 示		
課長	町田	課長補佐	杉村	係長	智留	係	竹石	設計	竹石
高知市上下水道局管路管理課									

1 工区


平面図 S=1:250

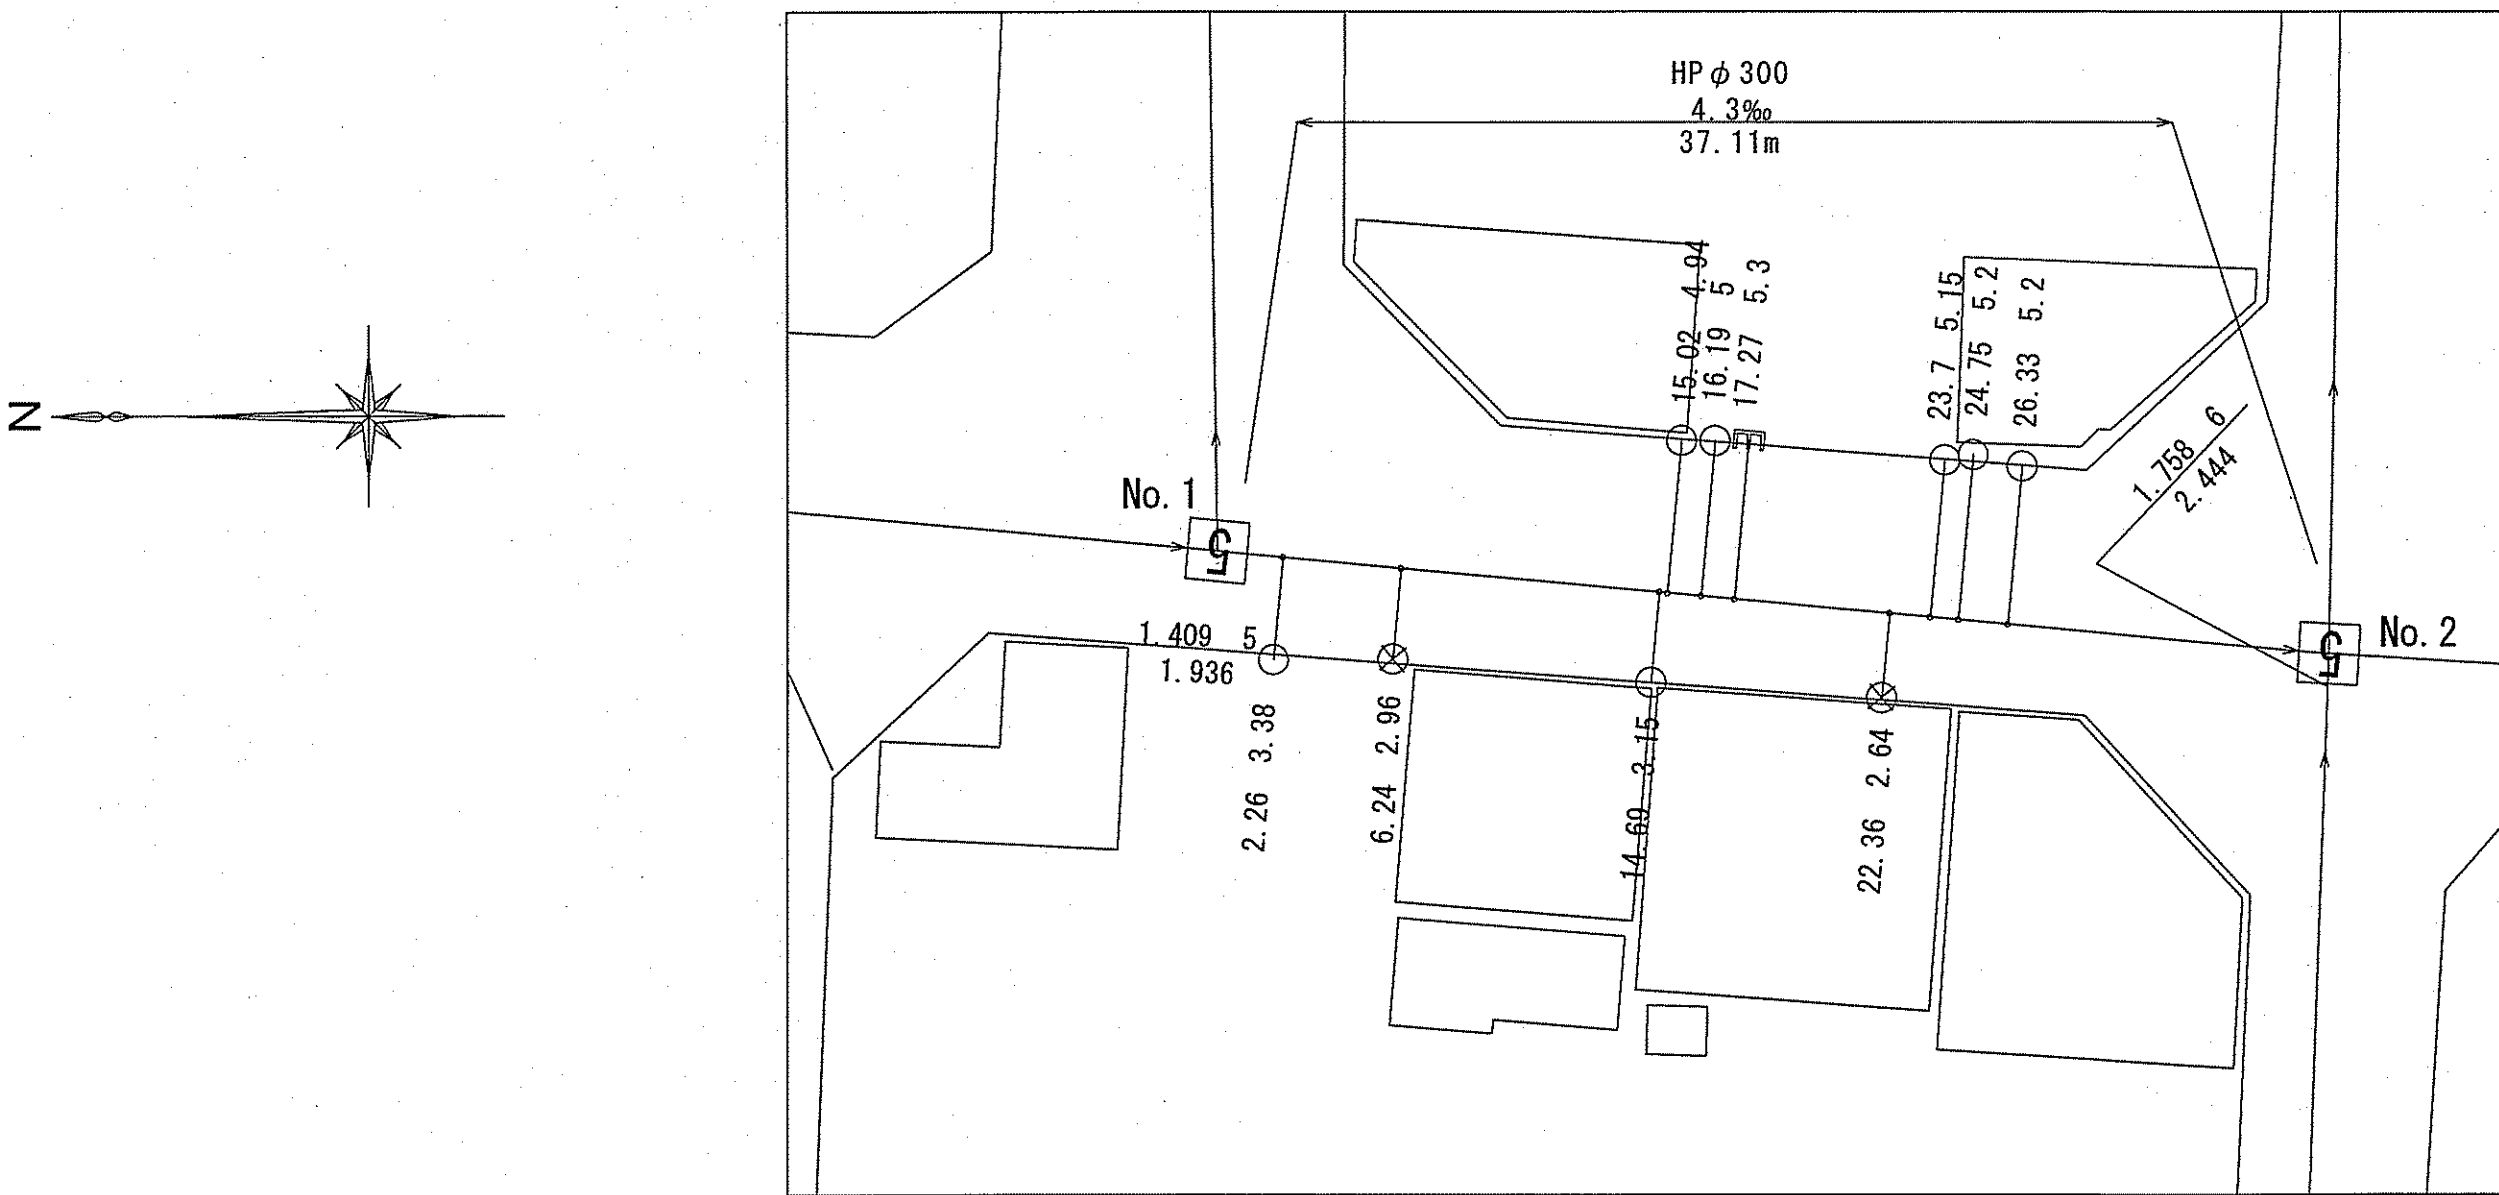


位置図 S=1:1500



縦断図 V=1:50
H=1:250

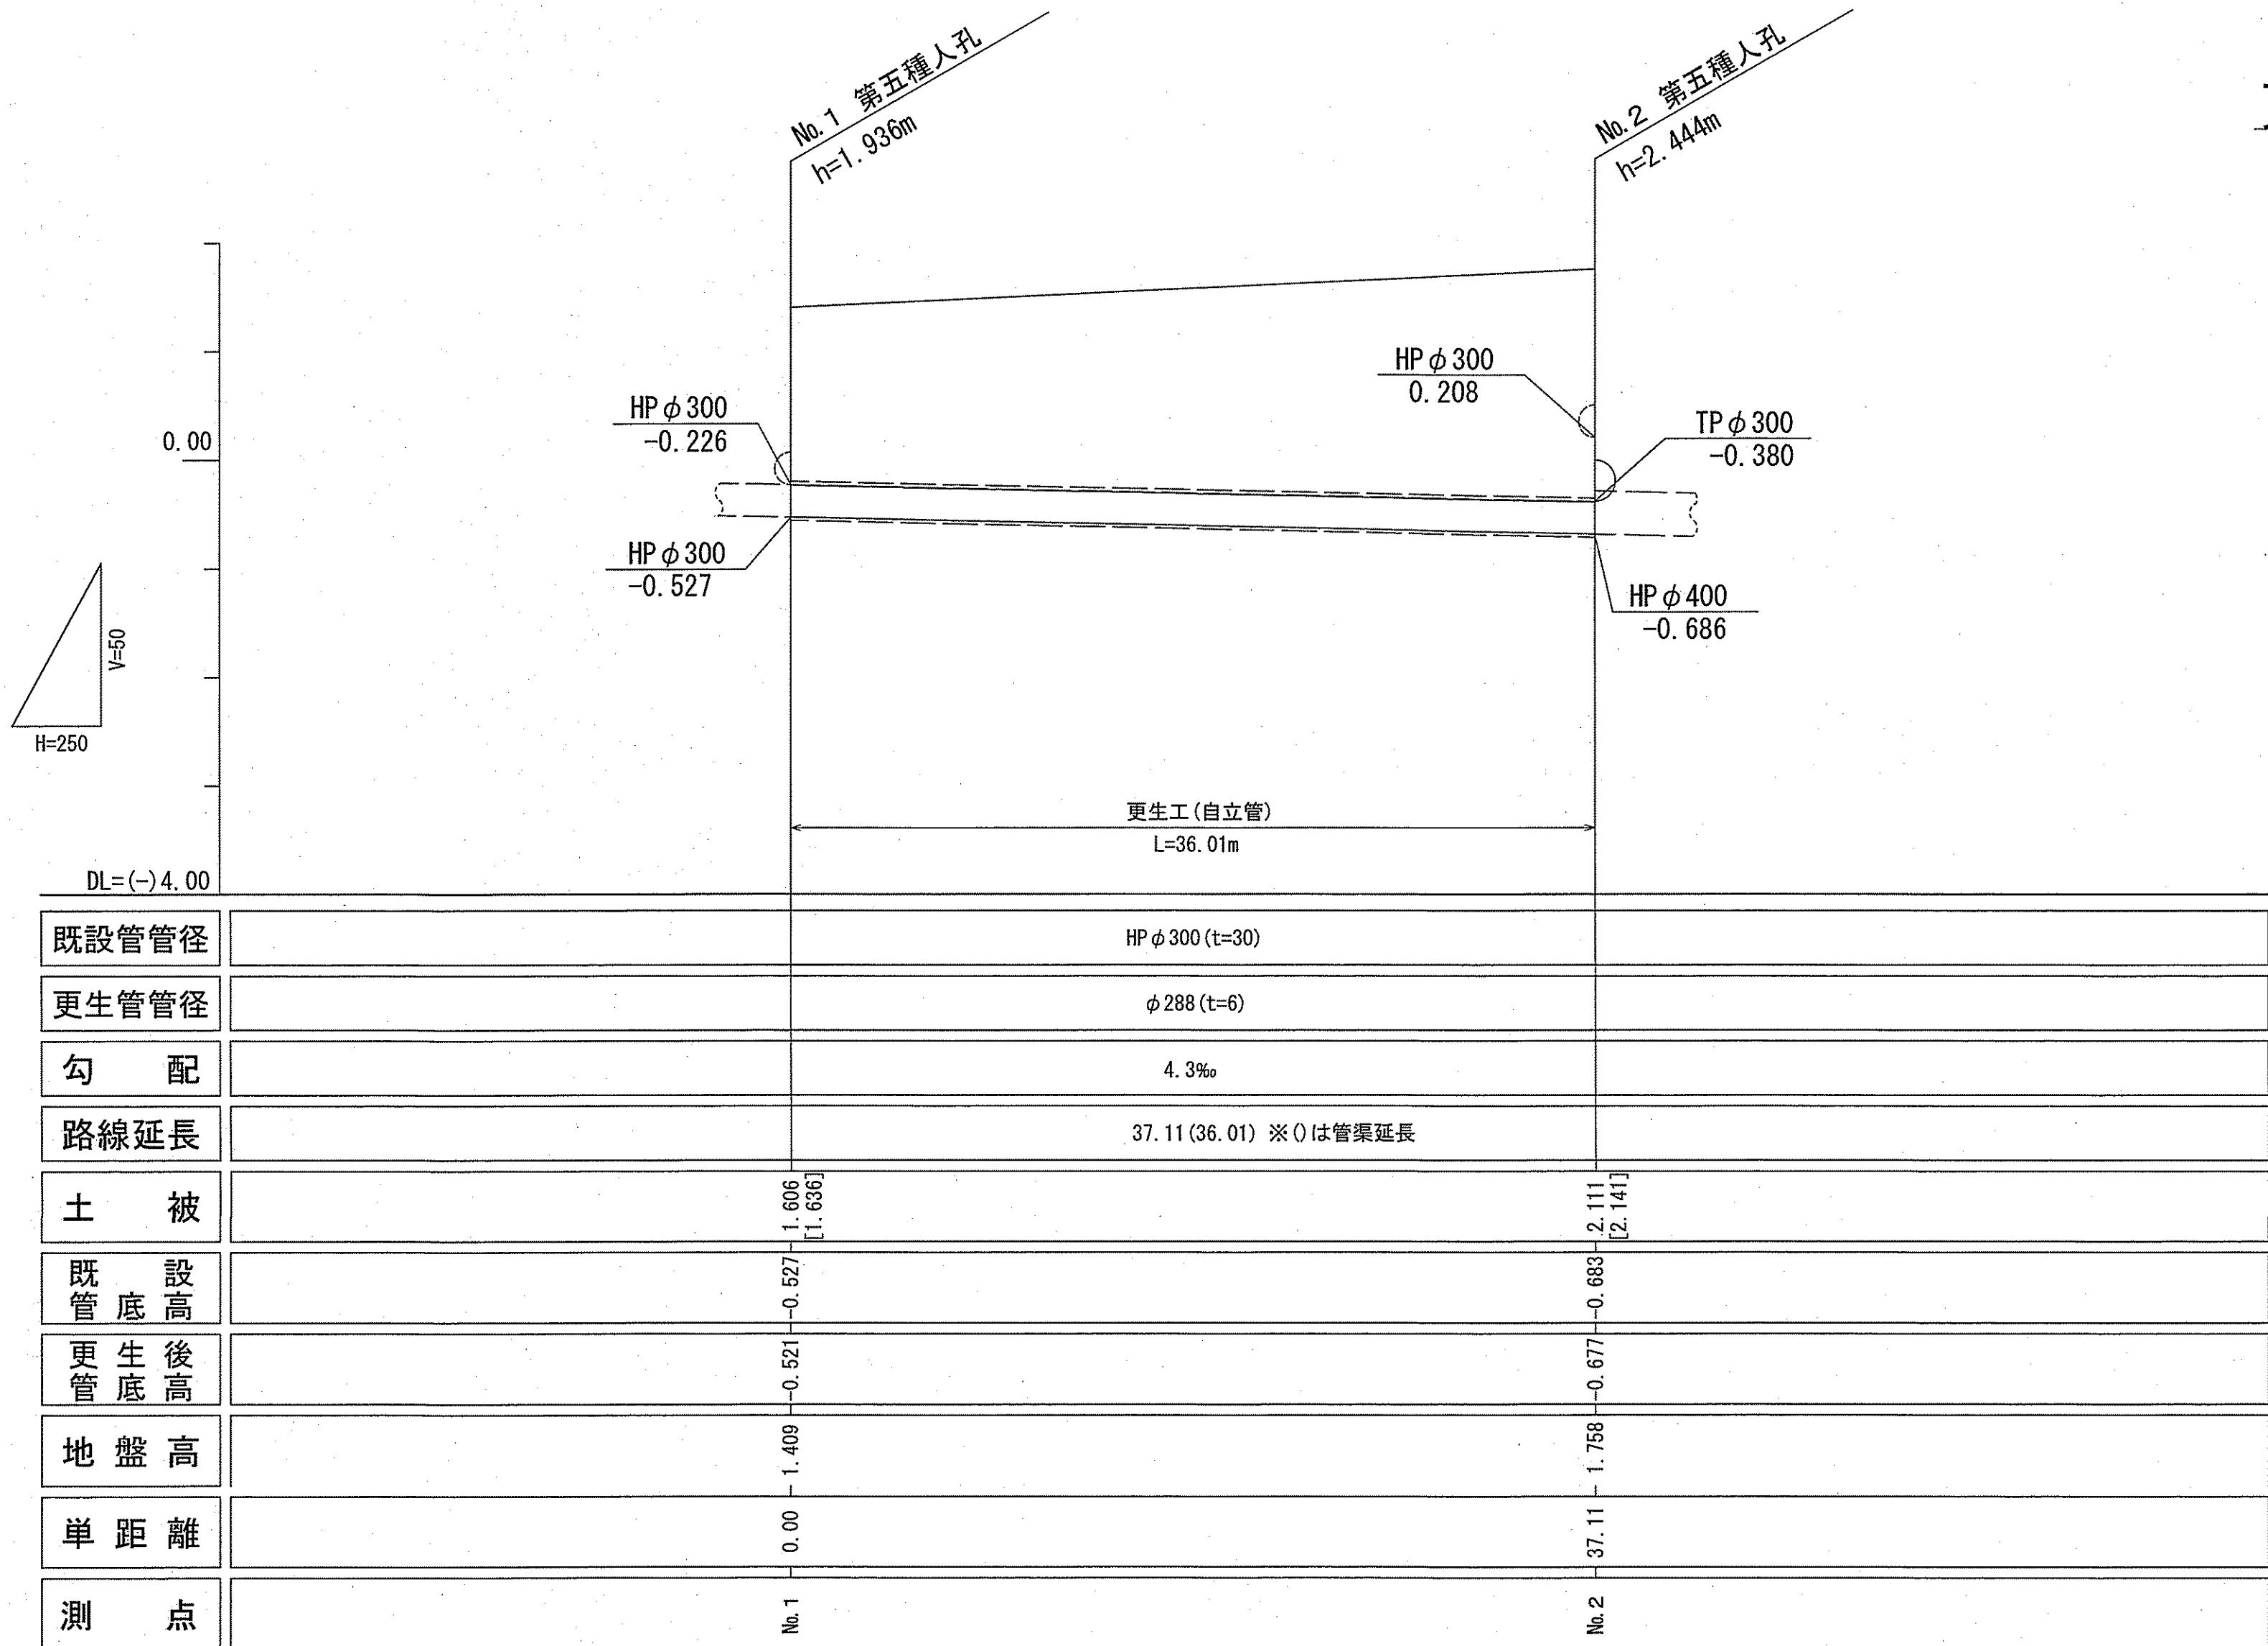

更生管詳細図(参考図) S=1:10


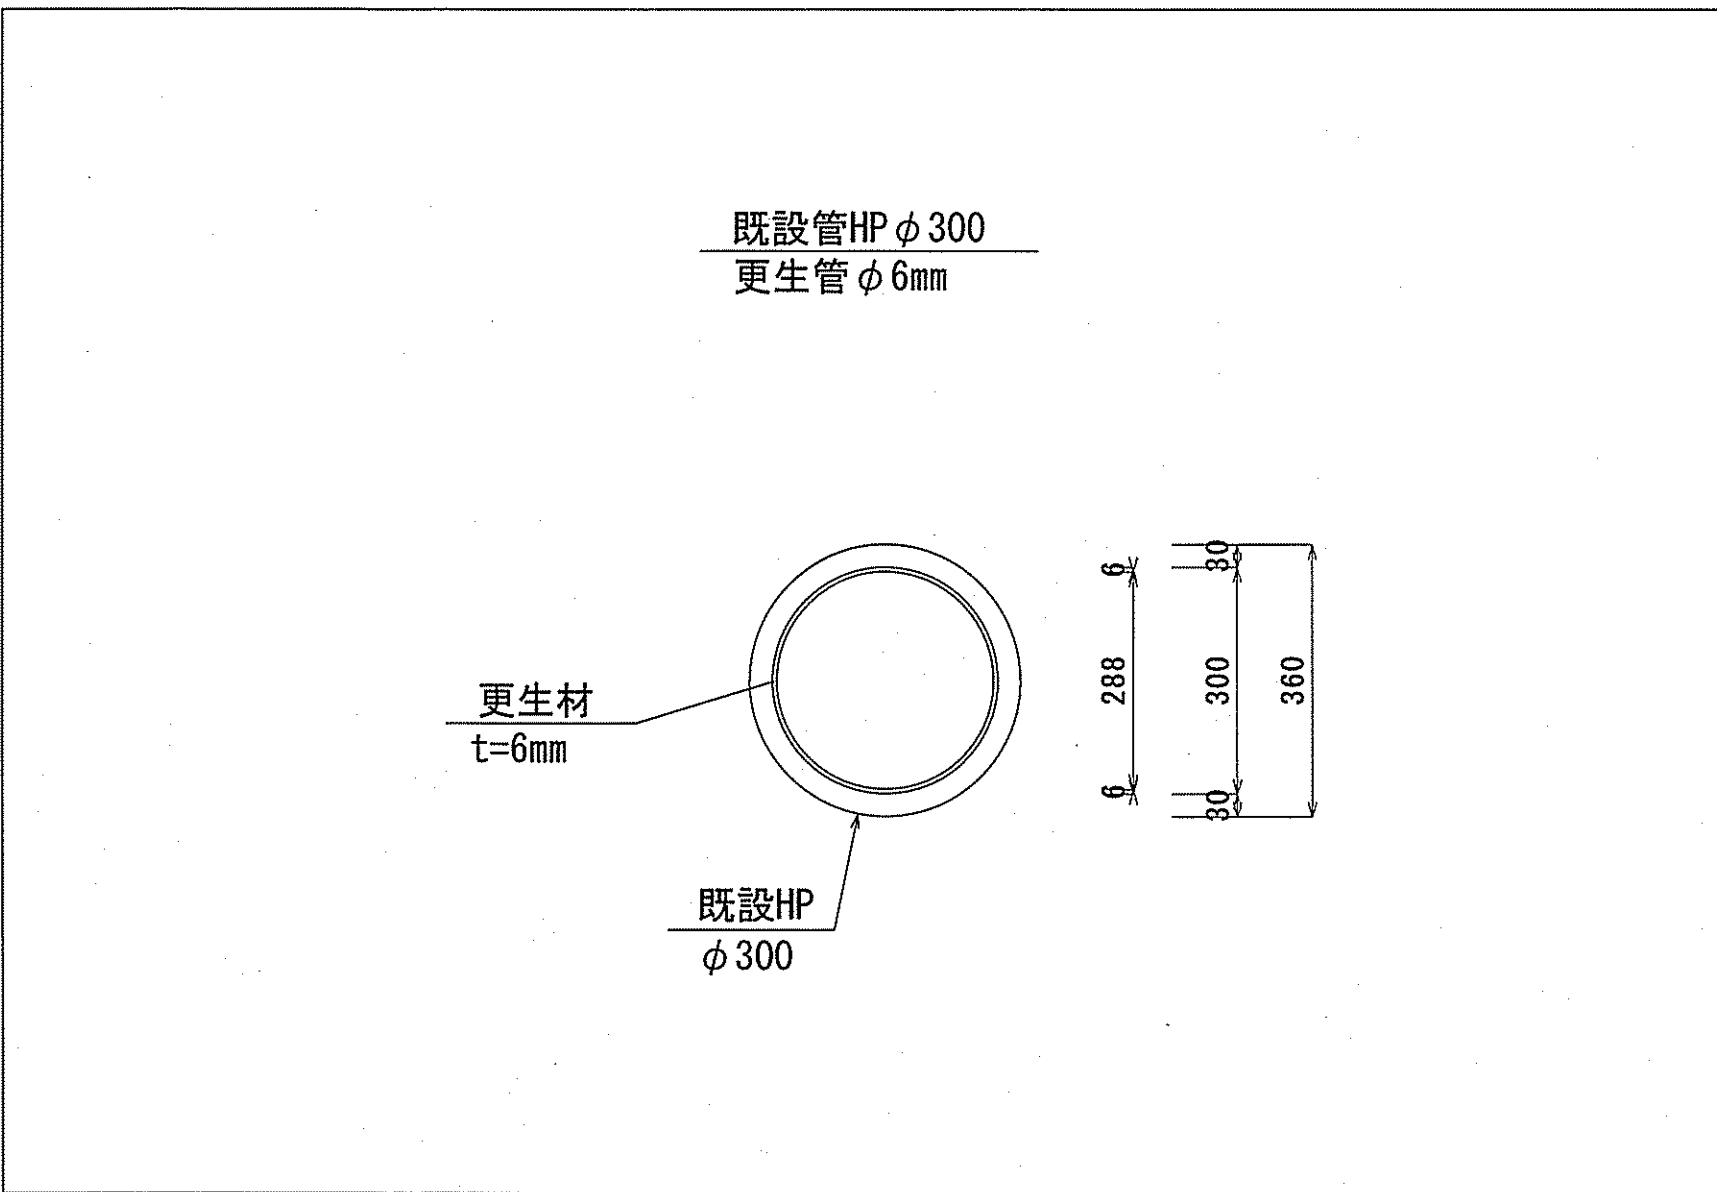


区 間 距 離	37.11m
管 渠 延 長	36.01m
取 付 管	10箇所
管 種	HP (ヒューム管)
管 径	300mm



※更生管径, 更生後管底高については, 参考値とする。

令和7年度	公 共 下 水 道 事 業
設計番号	全 9 葉ノ内第 2 号
名称	北街分区合流管渠改築工事(R7-2)
課長	町田
課長補佐	村松
係長	智
係	竹石
設計	竹石
高知市上下水道局管路管理課	



平面図 S=1:250

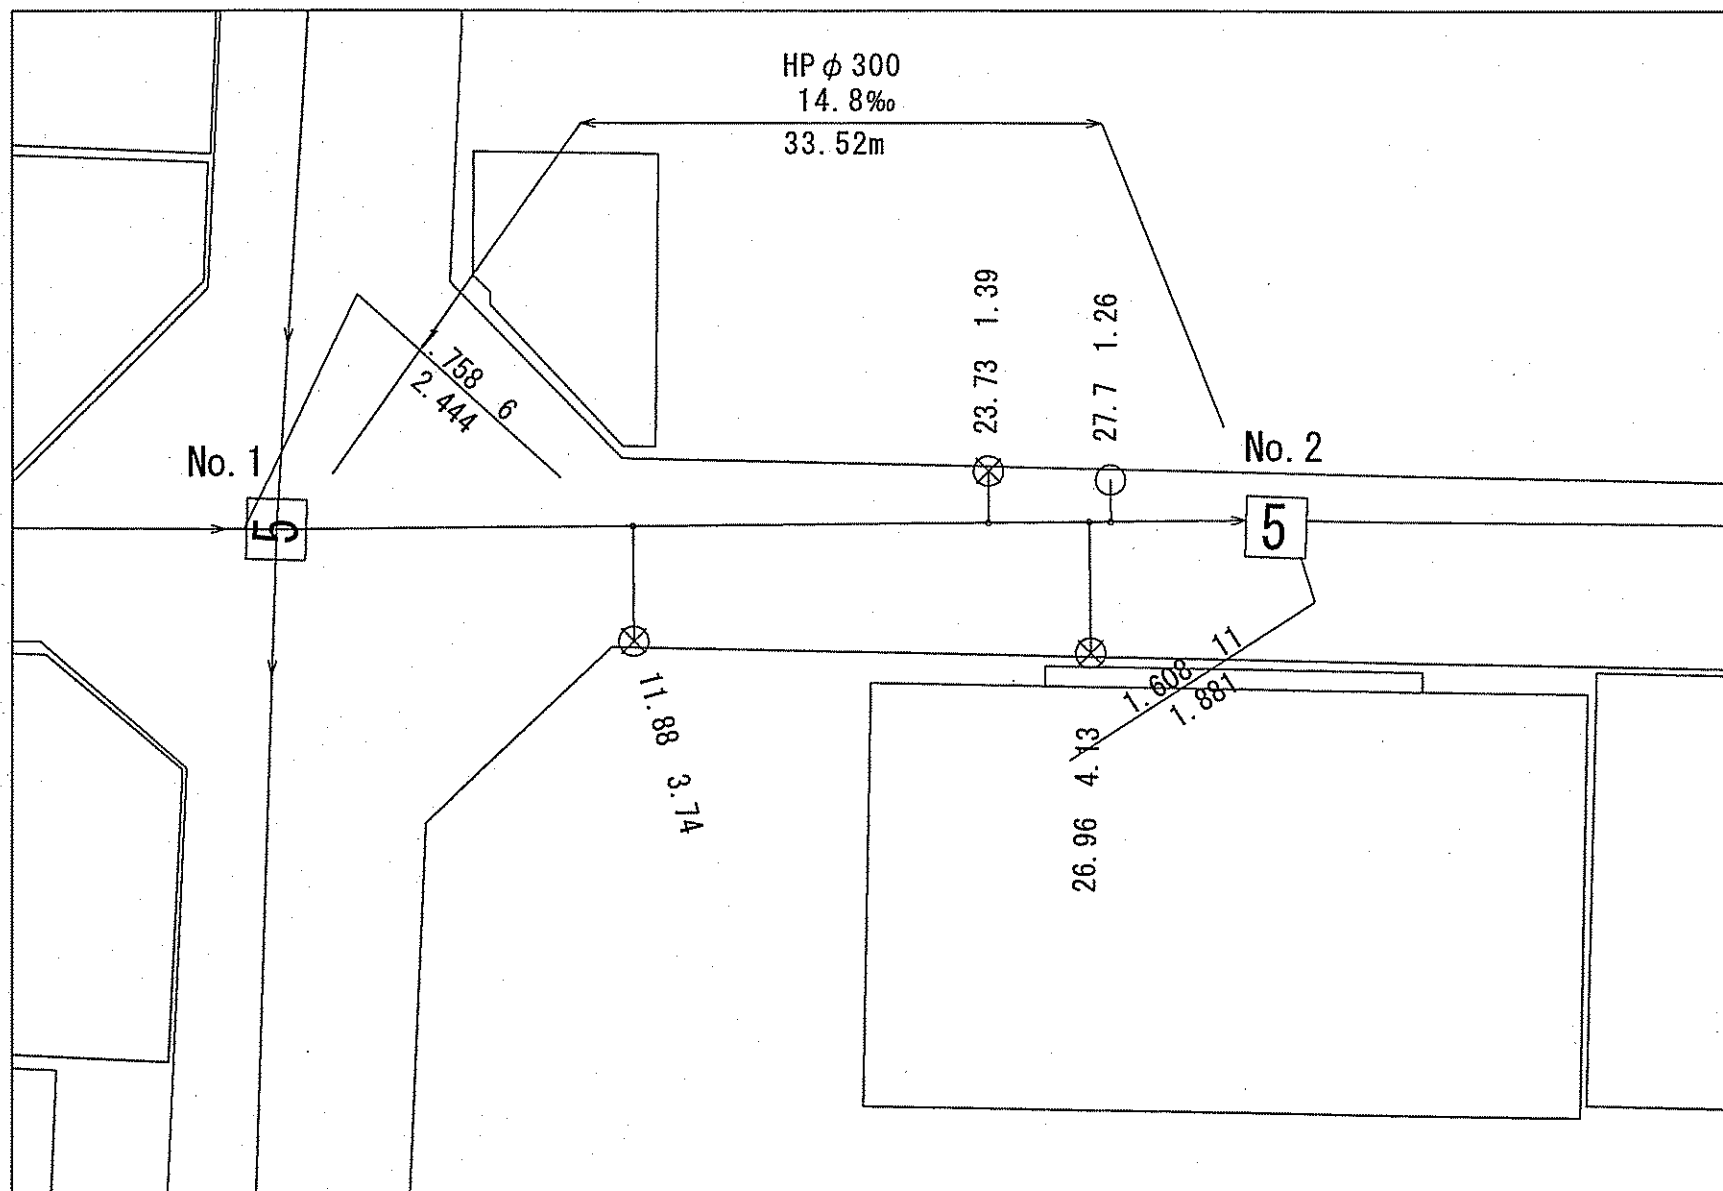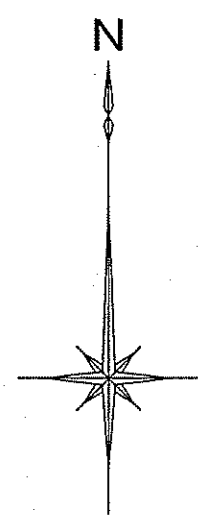

位置図 S=1:1500

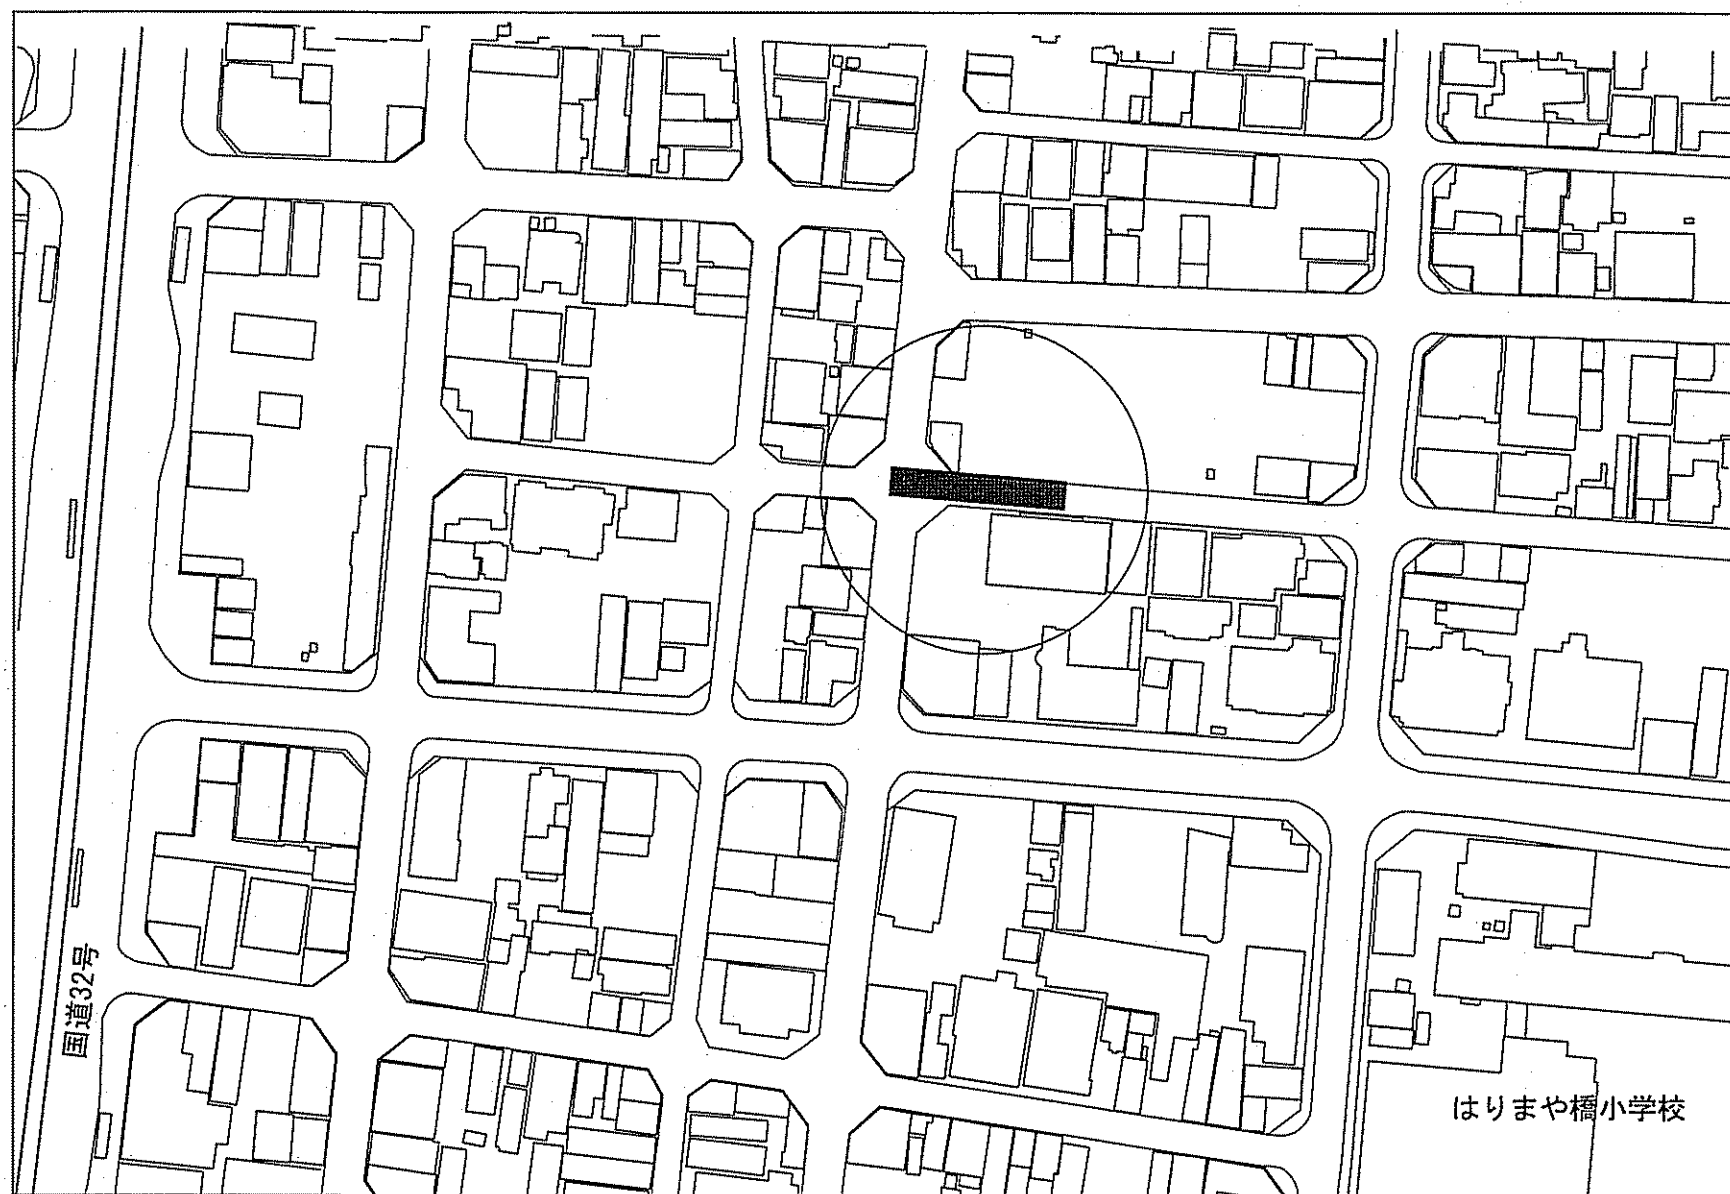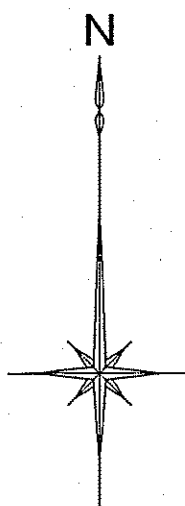


縦断図 V=1:50
H=1:250

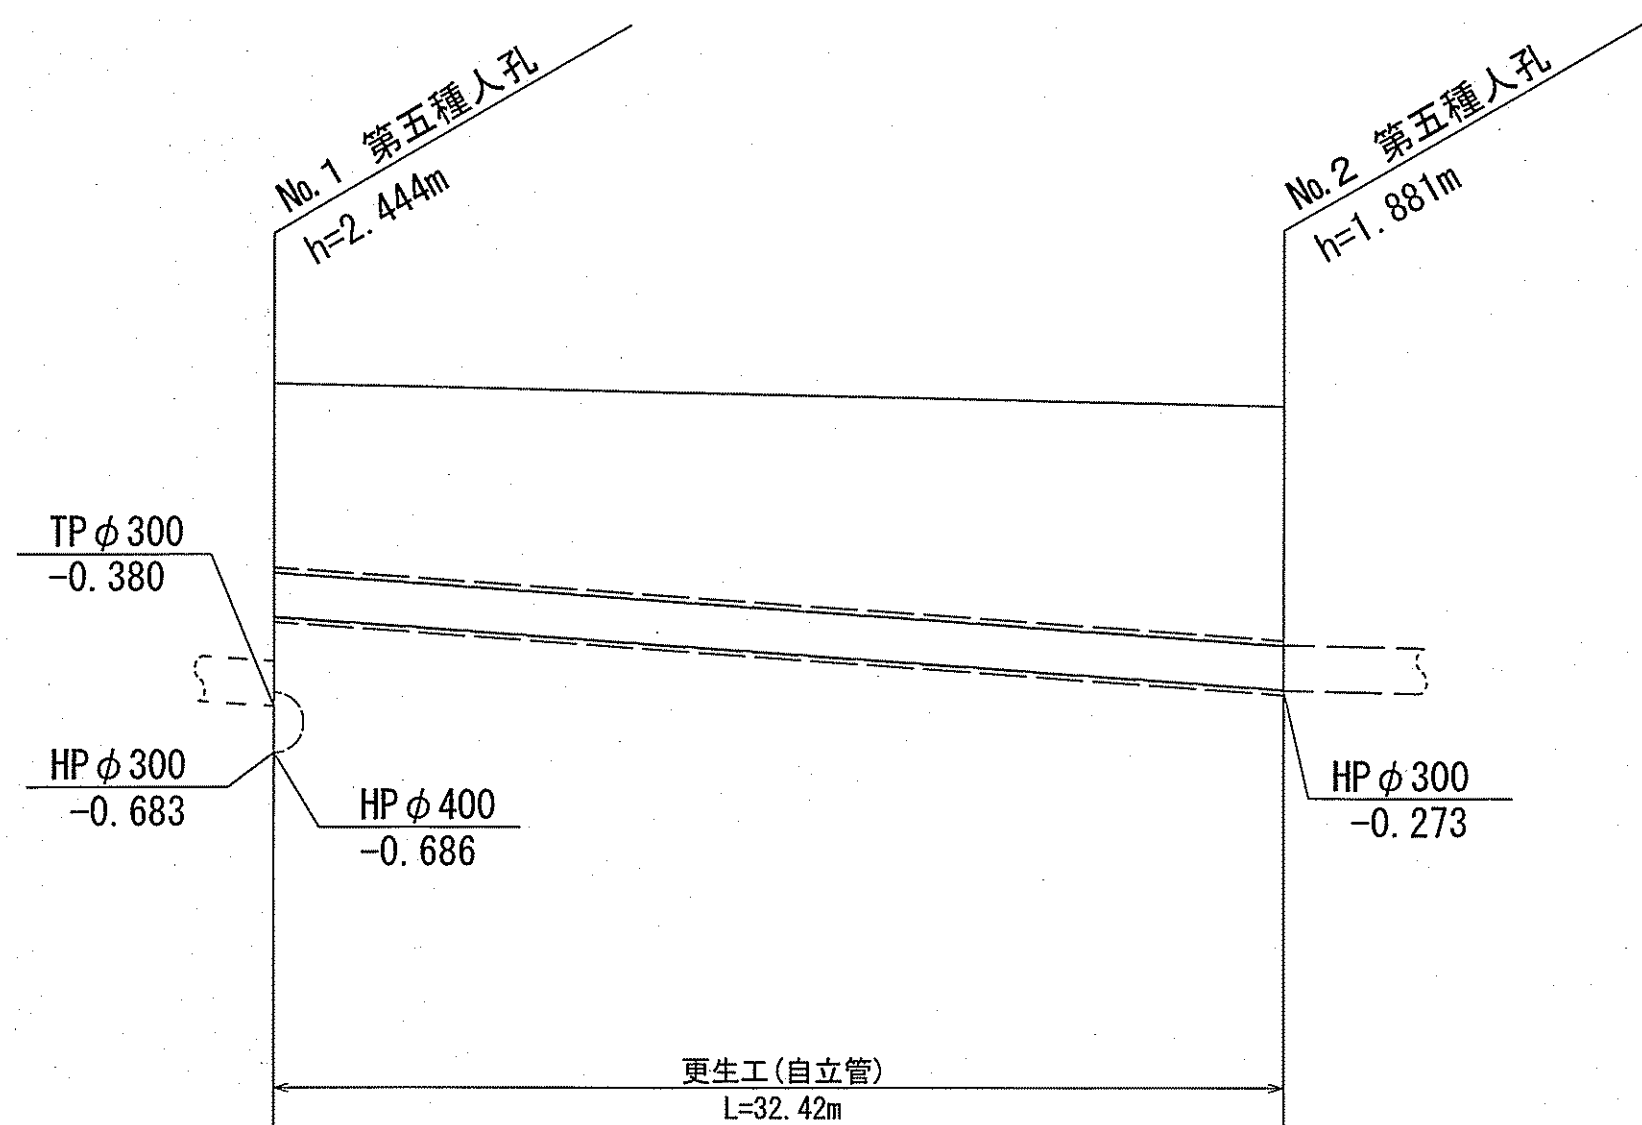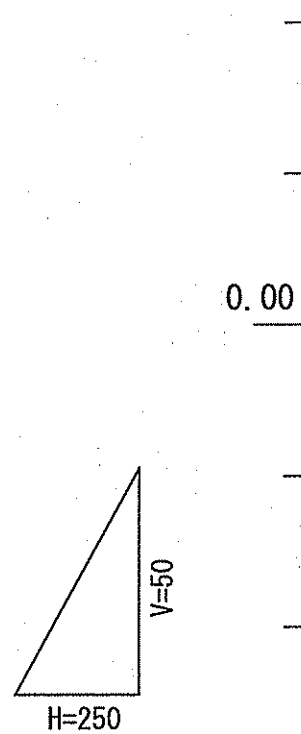

既設管管径	HP φ300 (t=30)	
更生管管径	φ288 (t=6)	
勾配	14.8‰	
路線延長	33.52 (32.42) ※○は管渠延長	
土被	1.220 [1.250]	1.550 [1.580]
既設管底高	-0.208	-0.272
更生後管底高	-0.214	-0.266
地盤高	1.758	1.608
単距離	0.00	33.52
測点	No. 1	No. 2

[]は更生管土被り

更生管詳細図(参考図) S=1:10

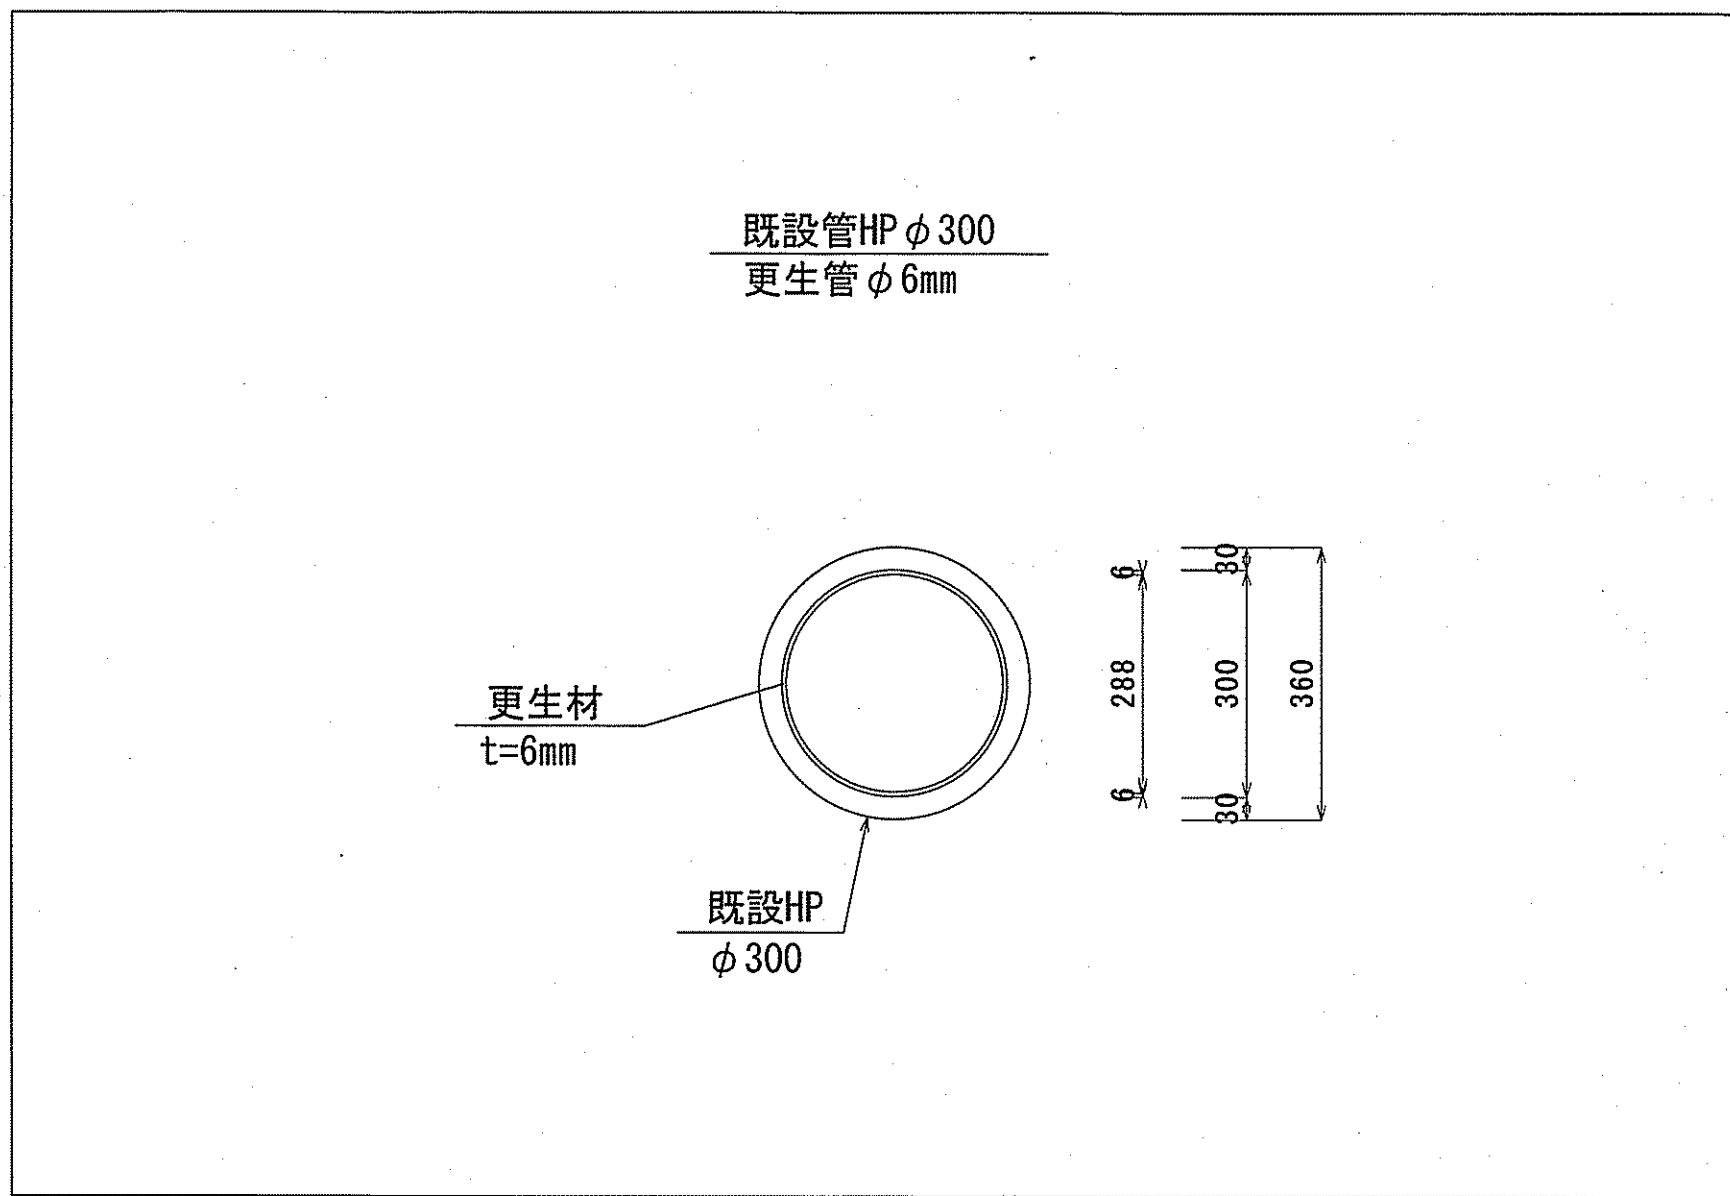


区間距離	33.52m
管渠延長	32.42m
取付管	4箇所
管種	HP (ヒューム管)
管径	300mm

※更生管径, 更生後管底高については, 参考値とする。


令和7年度		公共下水道事業	
設計番号	全 9	葉ノ内第 3	号
名称	北街分区合流管渠改築工事(R7-2)		縮尺
	位置図・平面図・縦断図・詳細図		図示
課長	町田	課長補佐	田村
係長	智留	係	竹石
設計	竹石		
高知市上下水道局管路管理課			

3工区, 4工区, 5工区

平面図 S=1:250

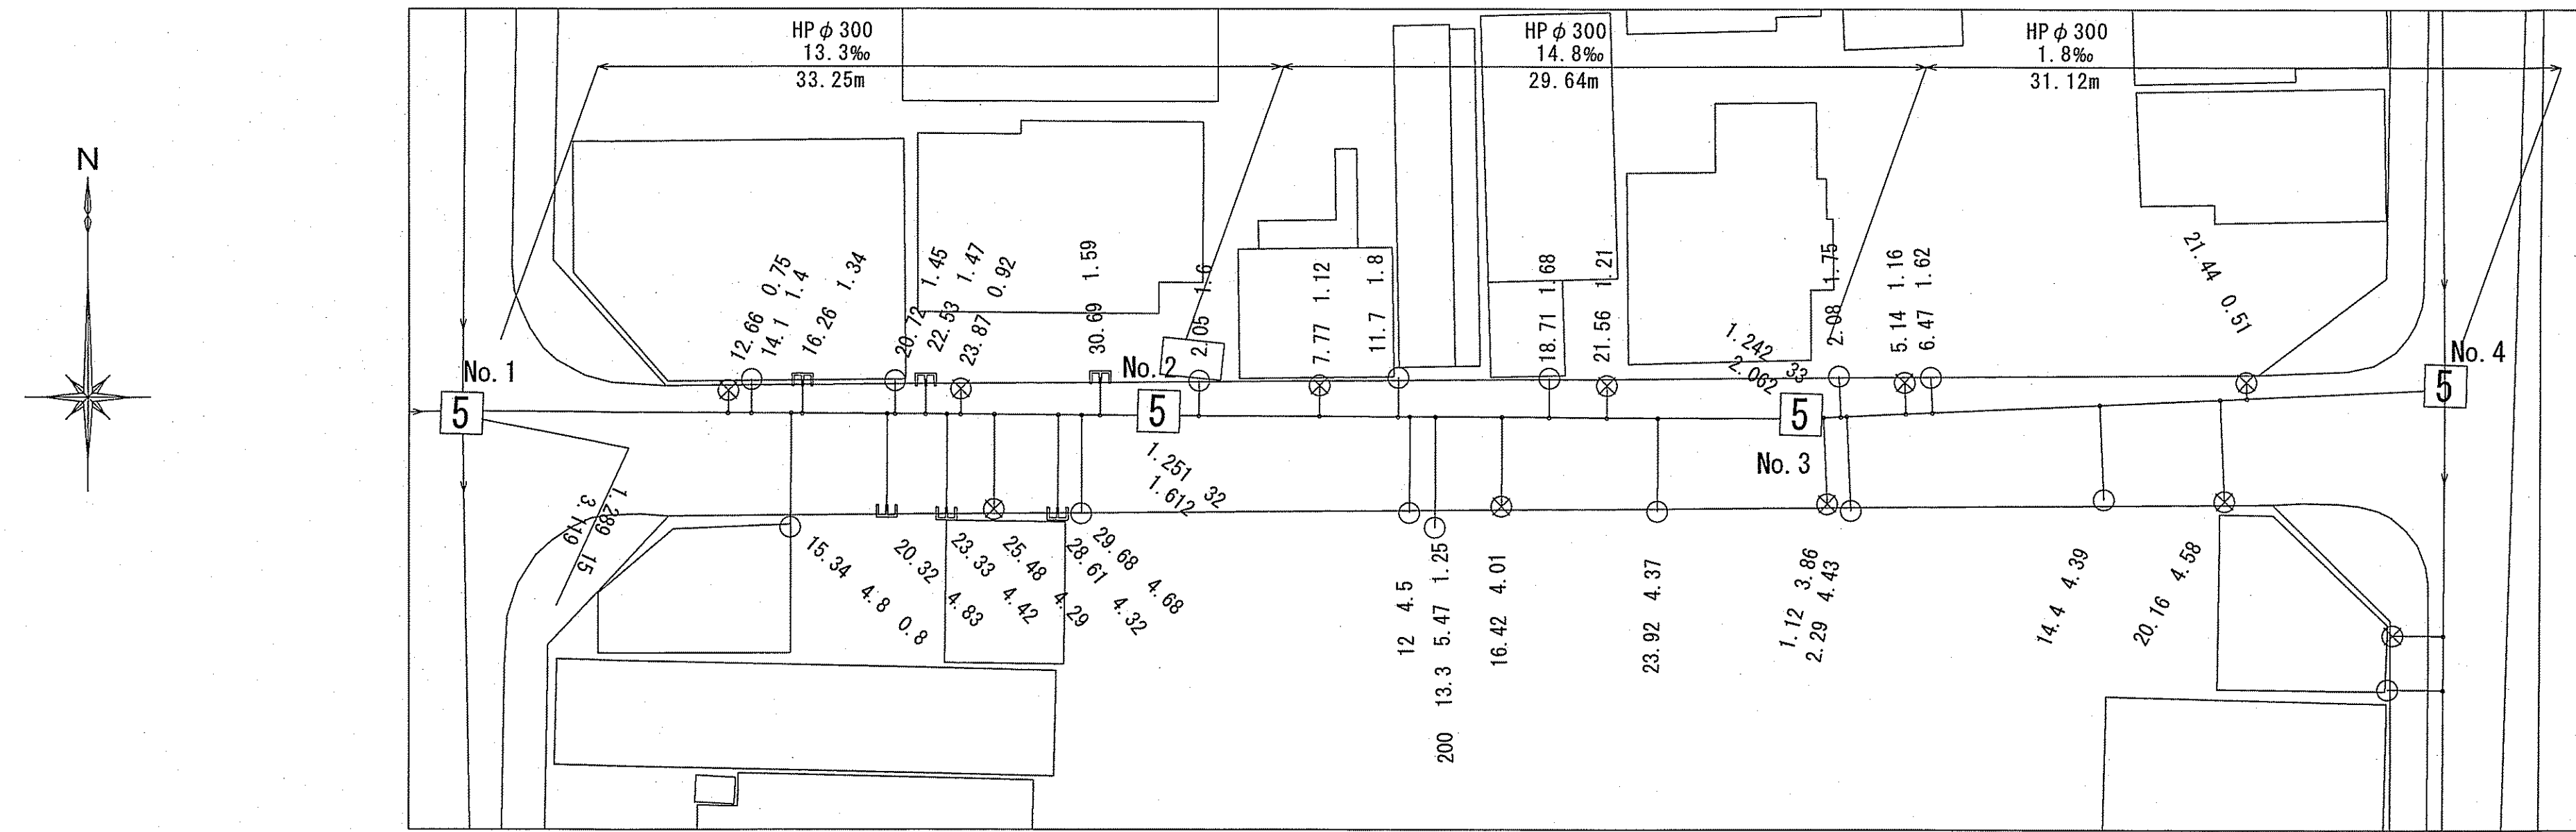


縦断図 V=1:50
H=1:250

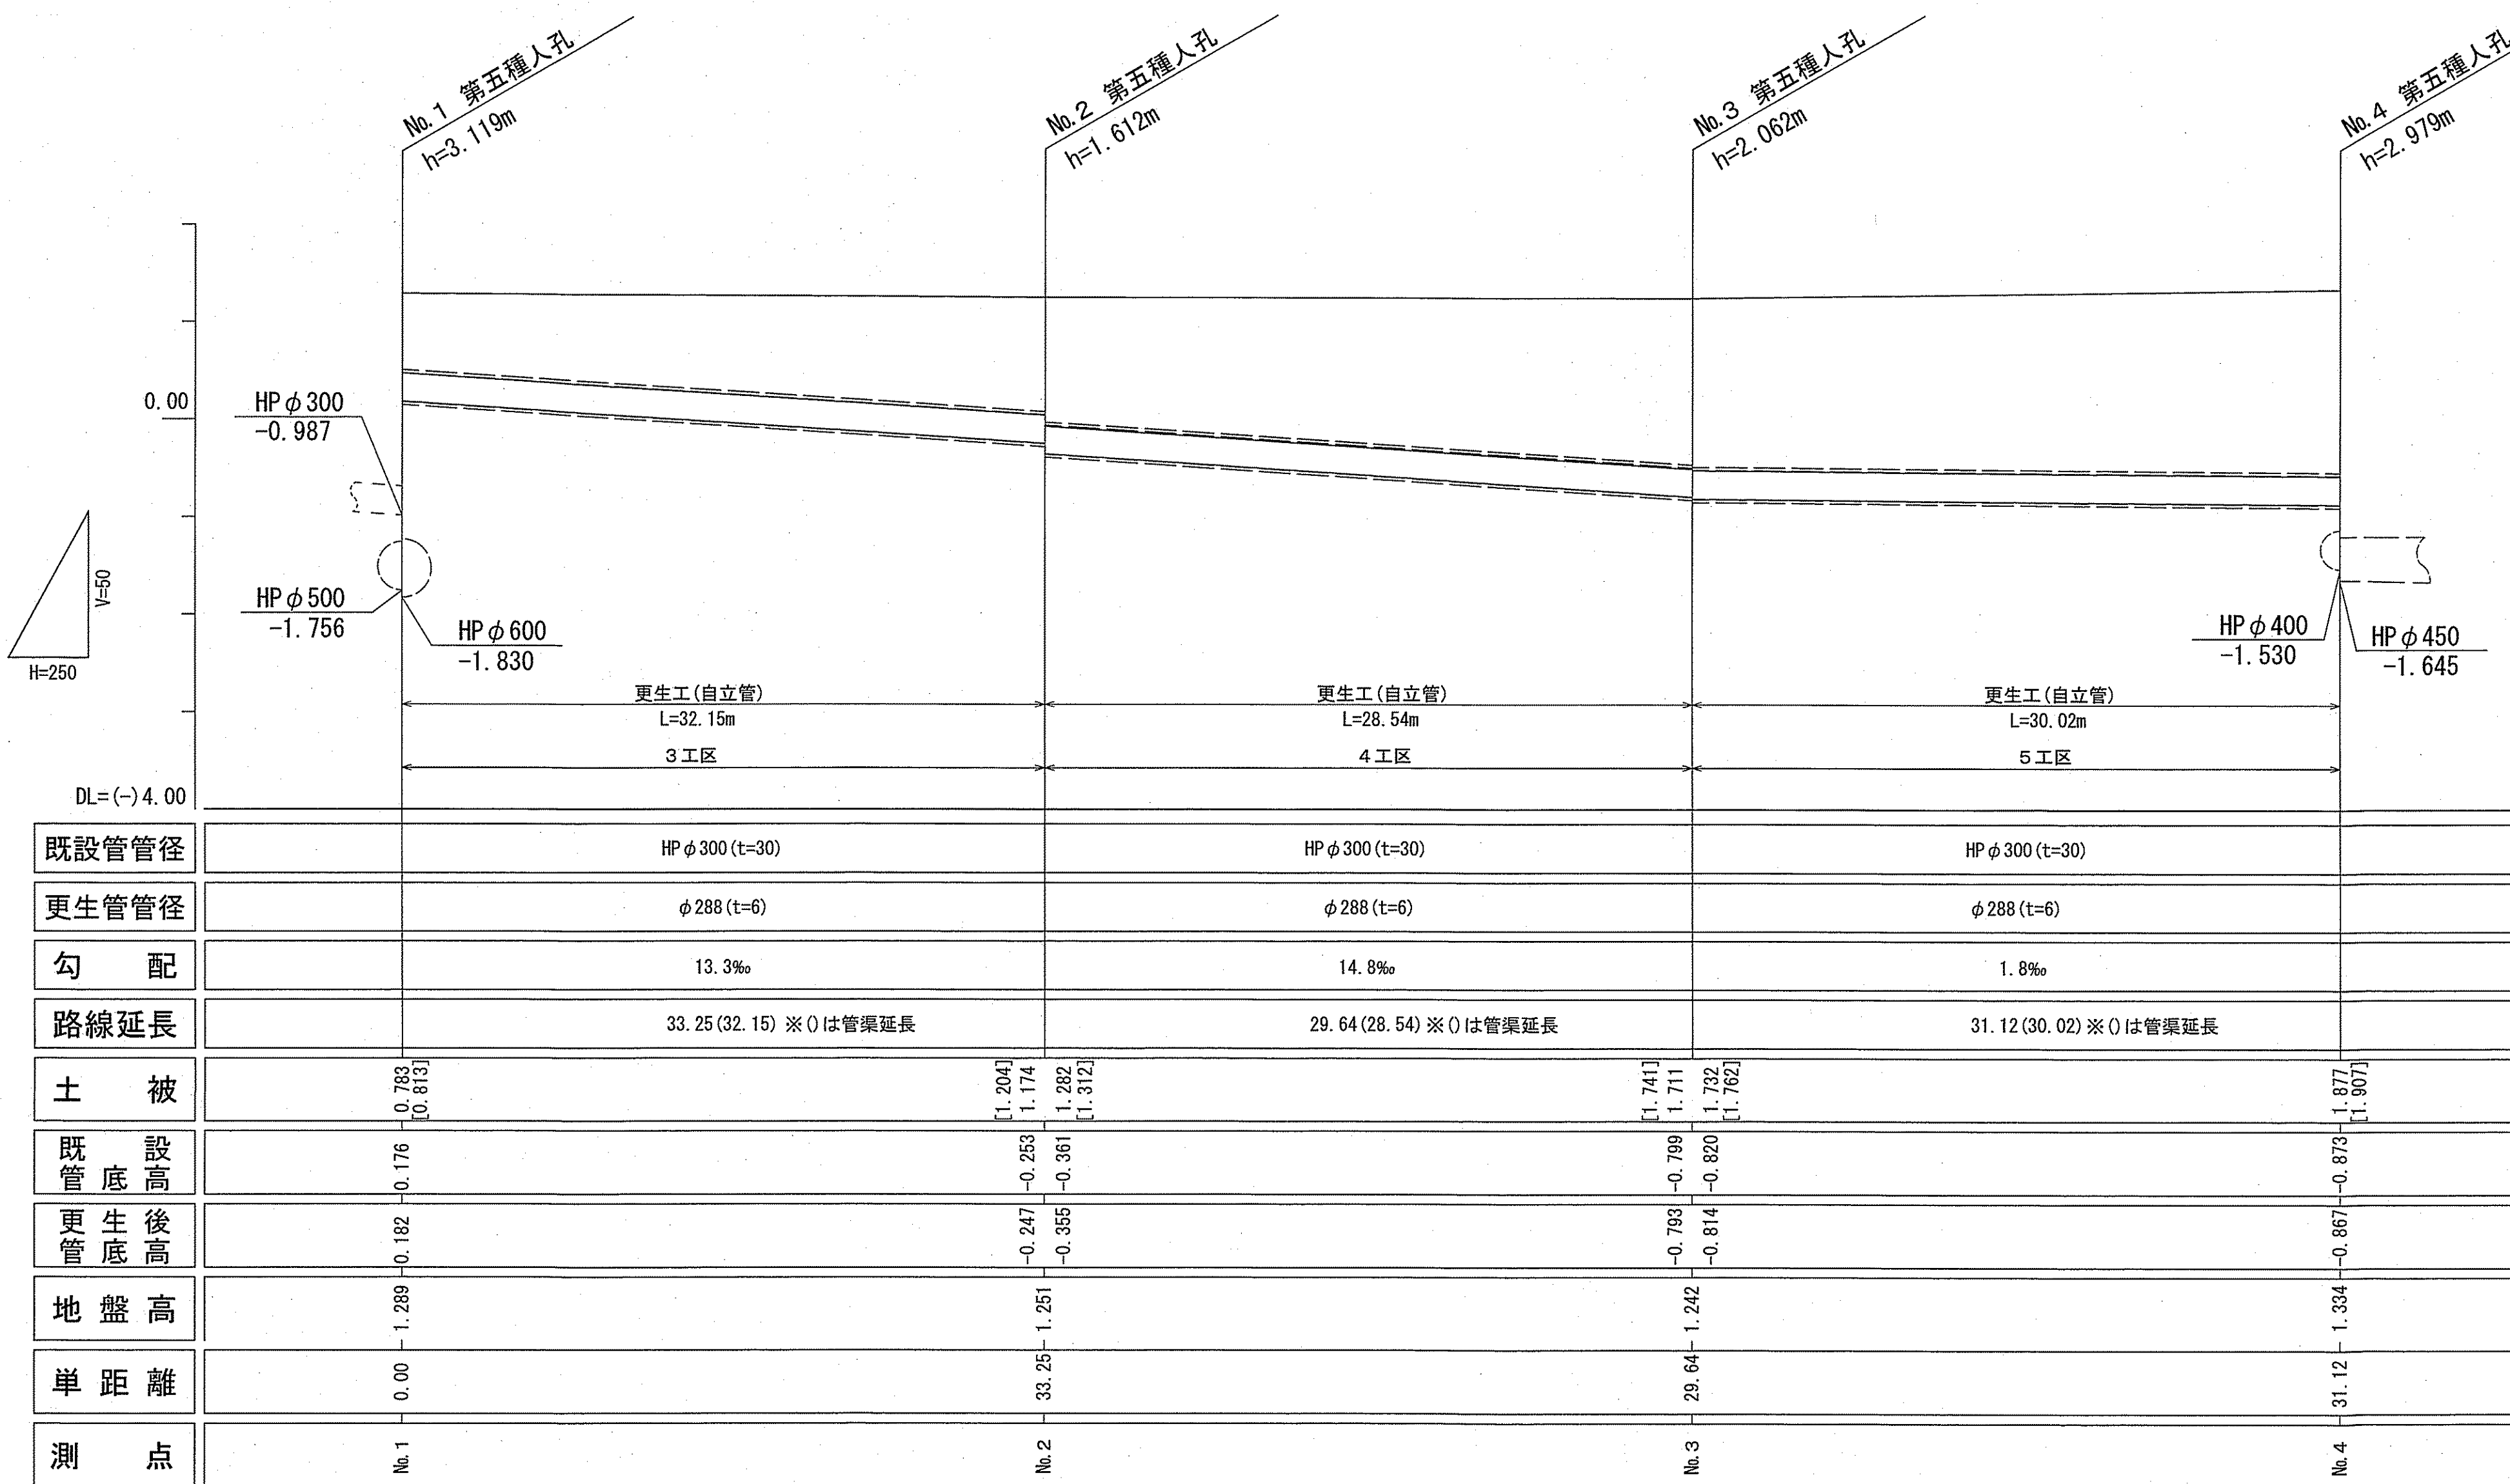


[]は更生管土被り

※4工区の一部において、継手ズレが大きい箇所があるため、開削にて継手調整を行う

位置図 S=1:1500

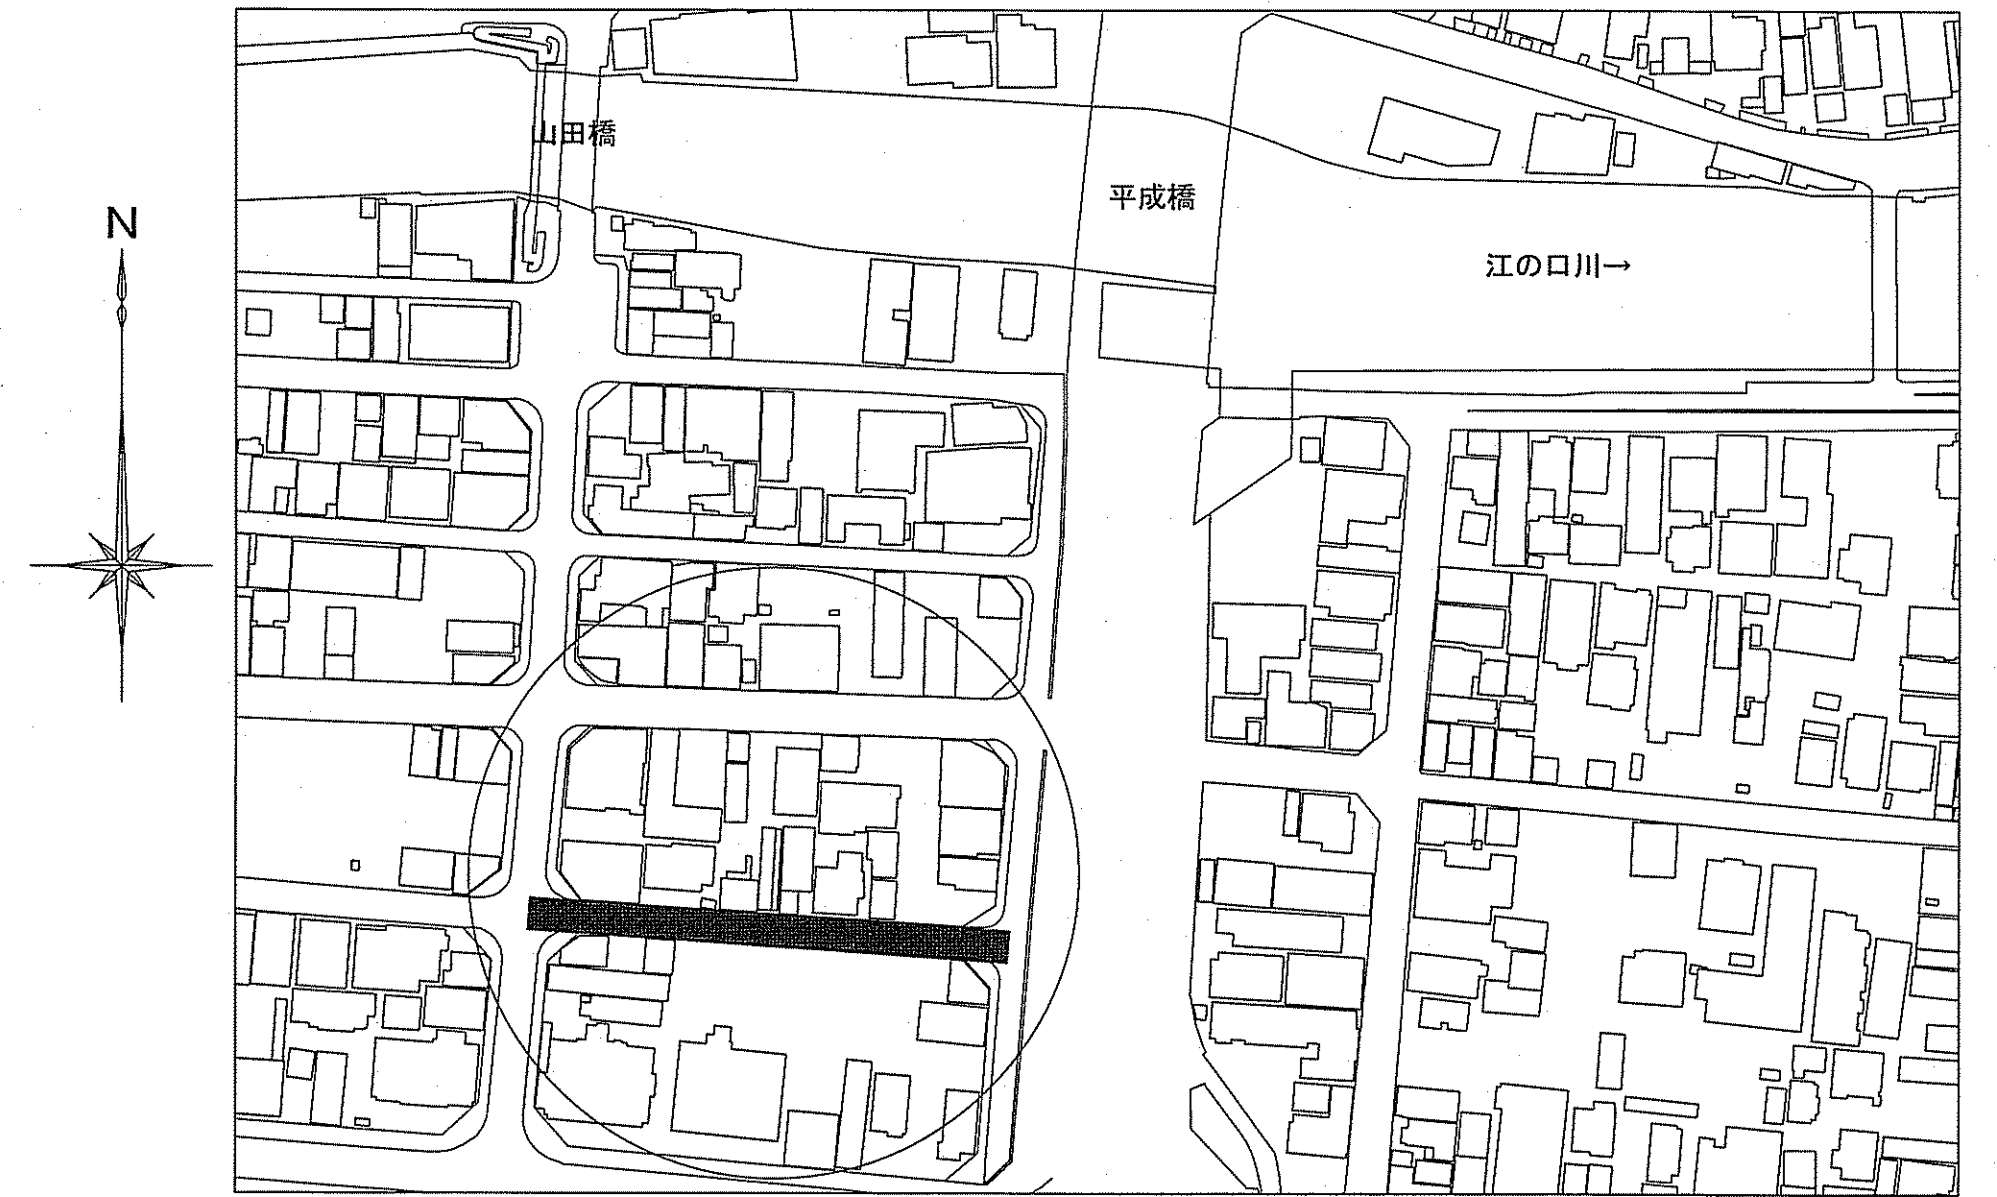

更生管詳細図(参考図) S=1:10

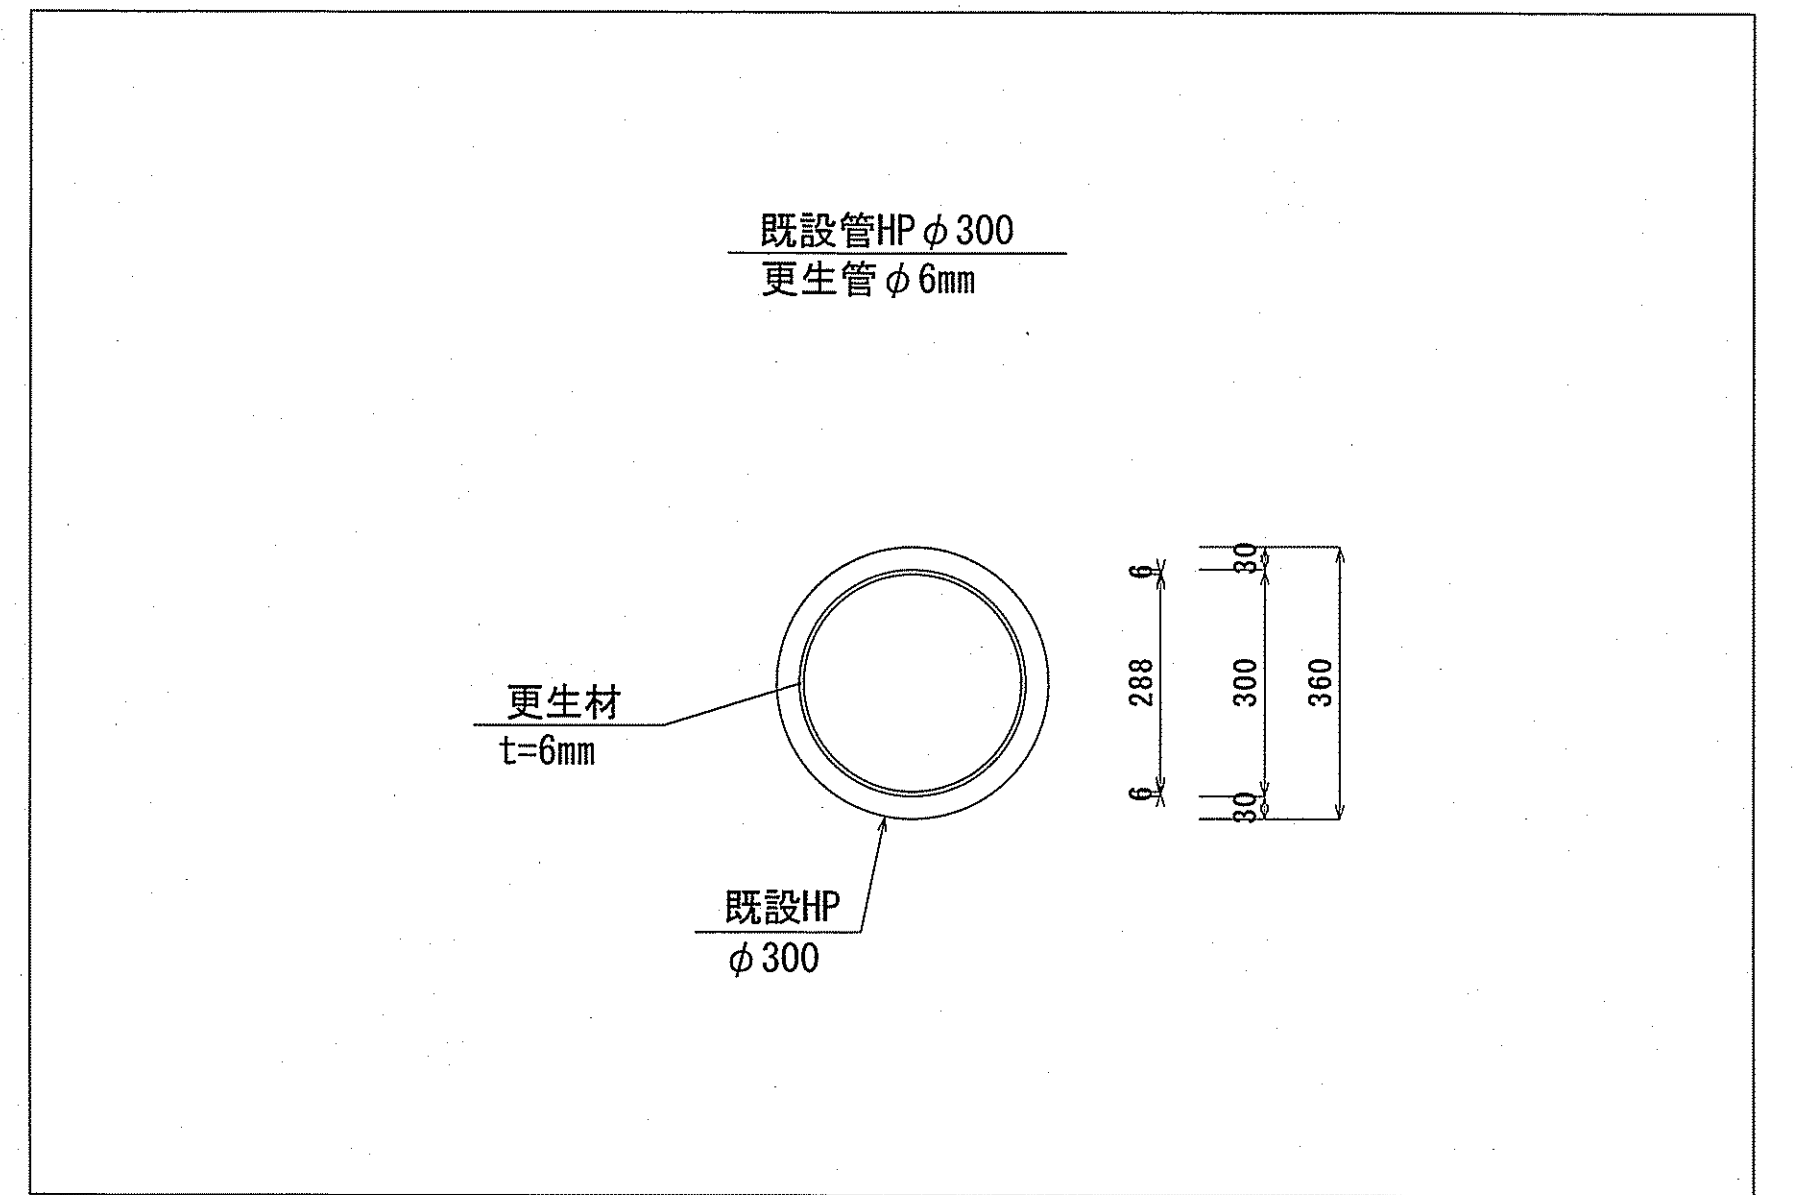



	3工区	4工区	5工区
区間距離	33.25m	29.64m	31.12m
管渠延長	32.15m	28.54m	30.02m
取付管	13箇所	9箇所	8箇所
管種	HP (ヒューム管)	HP (ヒューム管)	HP (ヒューム管)
管径	300mm	300mm	300mm

※更生管径、更生後管底高については、参考値とする。


令和7年度		公 共 下 水 道 事 業			
設計番号		全 9		葉ノ内第 4 号	
名 称	北街分区合流管渠改築工事(R7-2)				縮 尺
	位置図・平面図・縦断図・詳細図				図 示
課長	町田	課長補佐	杉村	係長	和田
				係	竹石
					設計
					竹石
高知市上下水道局管路管理課					

6 工区

平面图 S=1:250

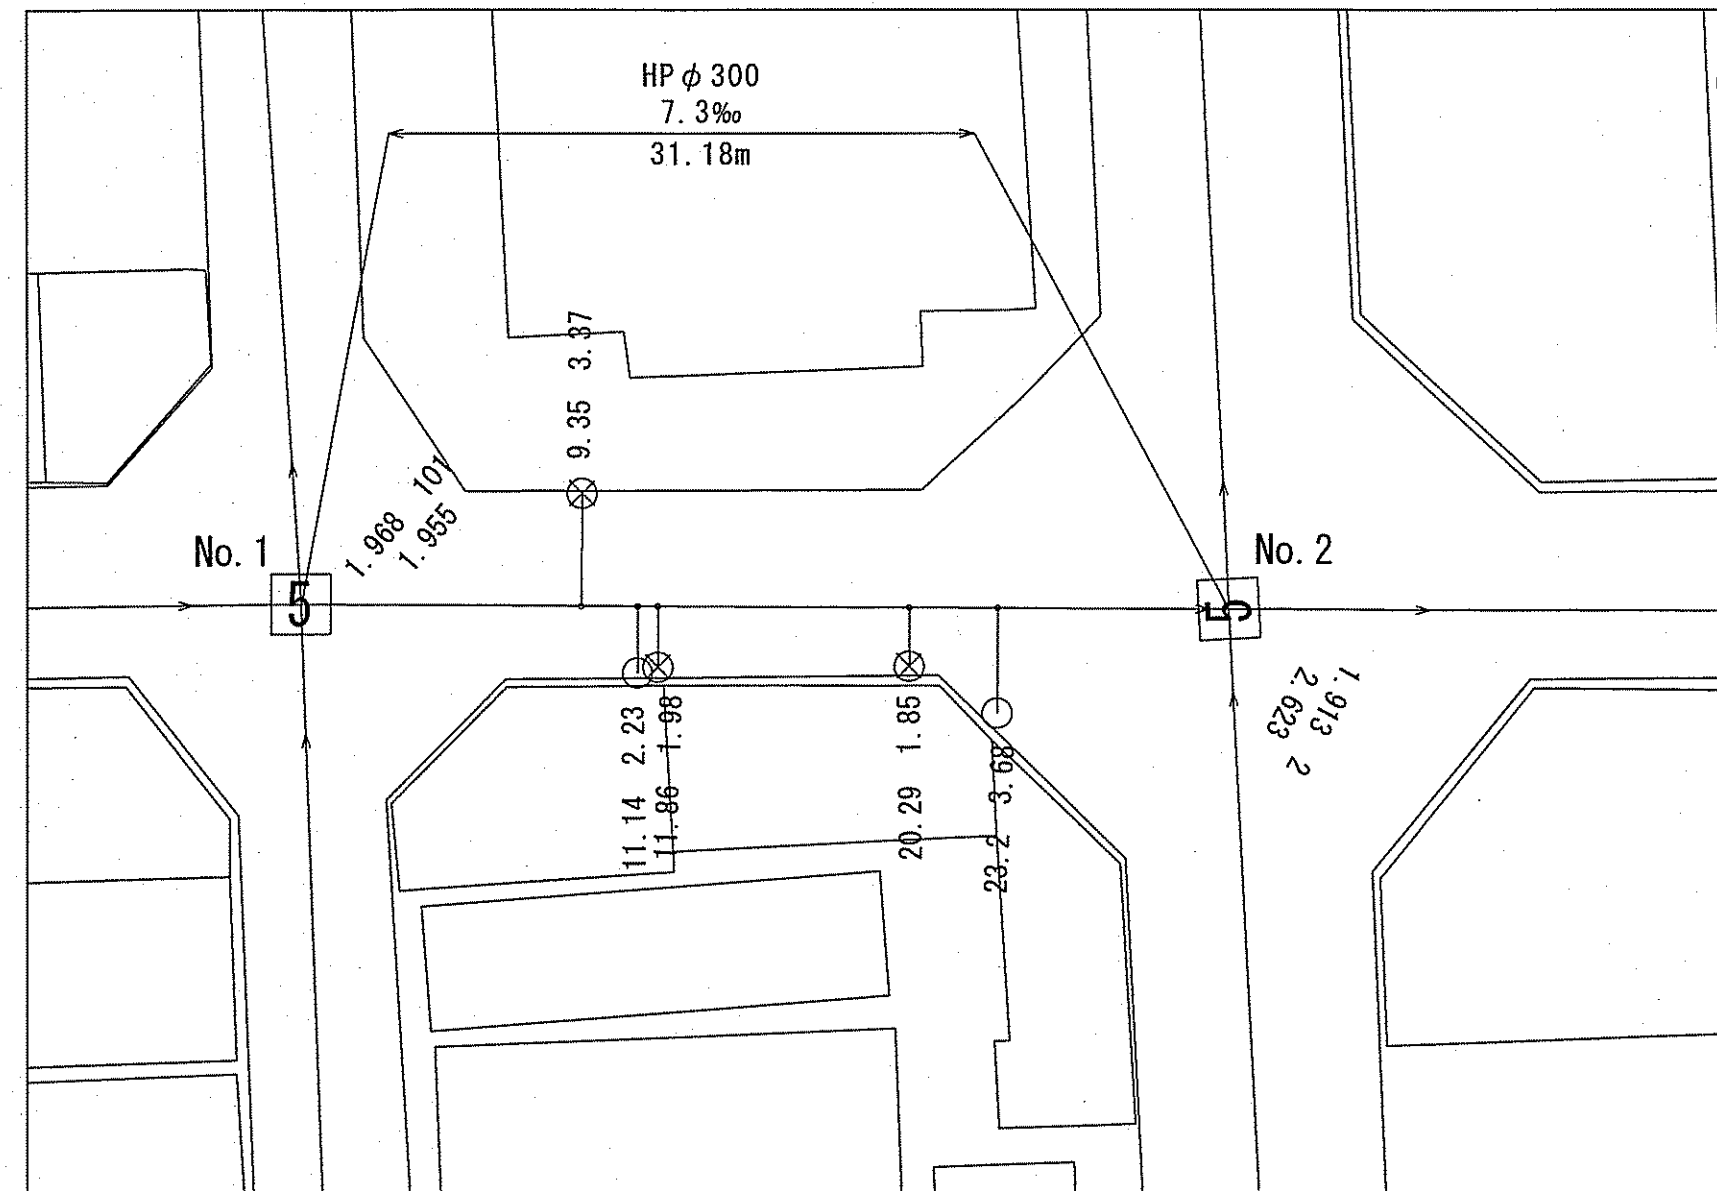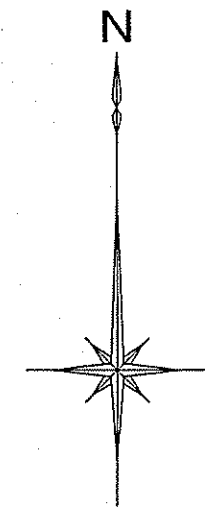


縦断図 $V=1:50$
 $H=1:250$

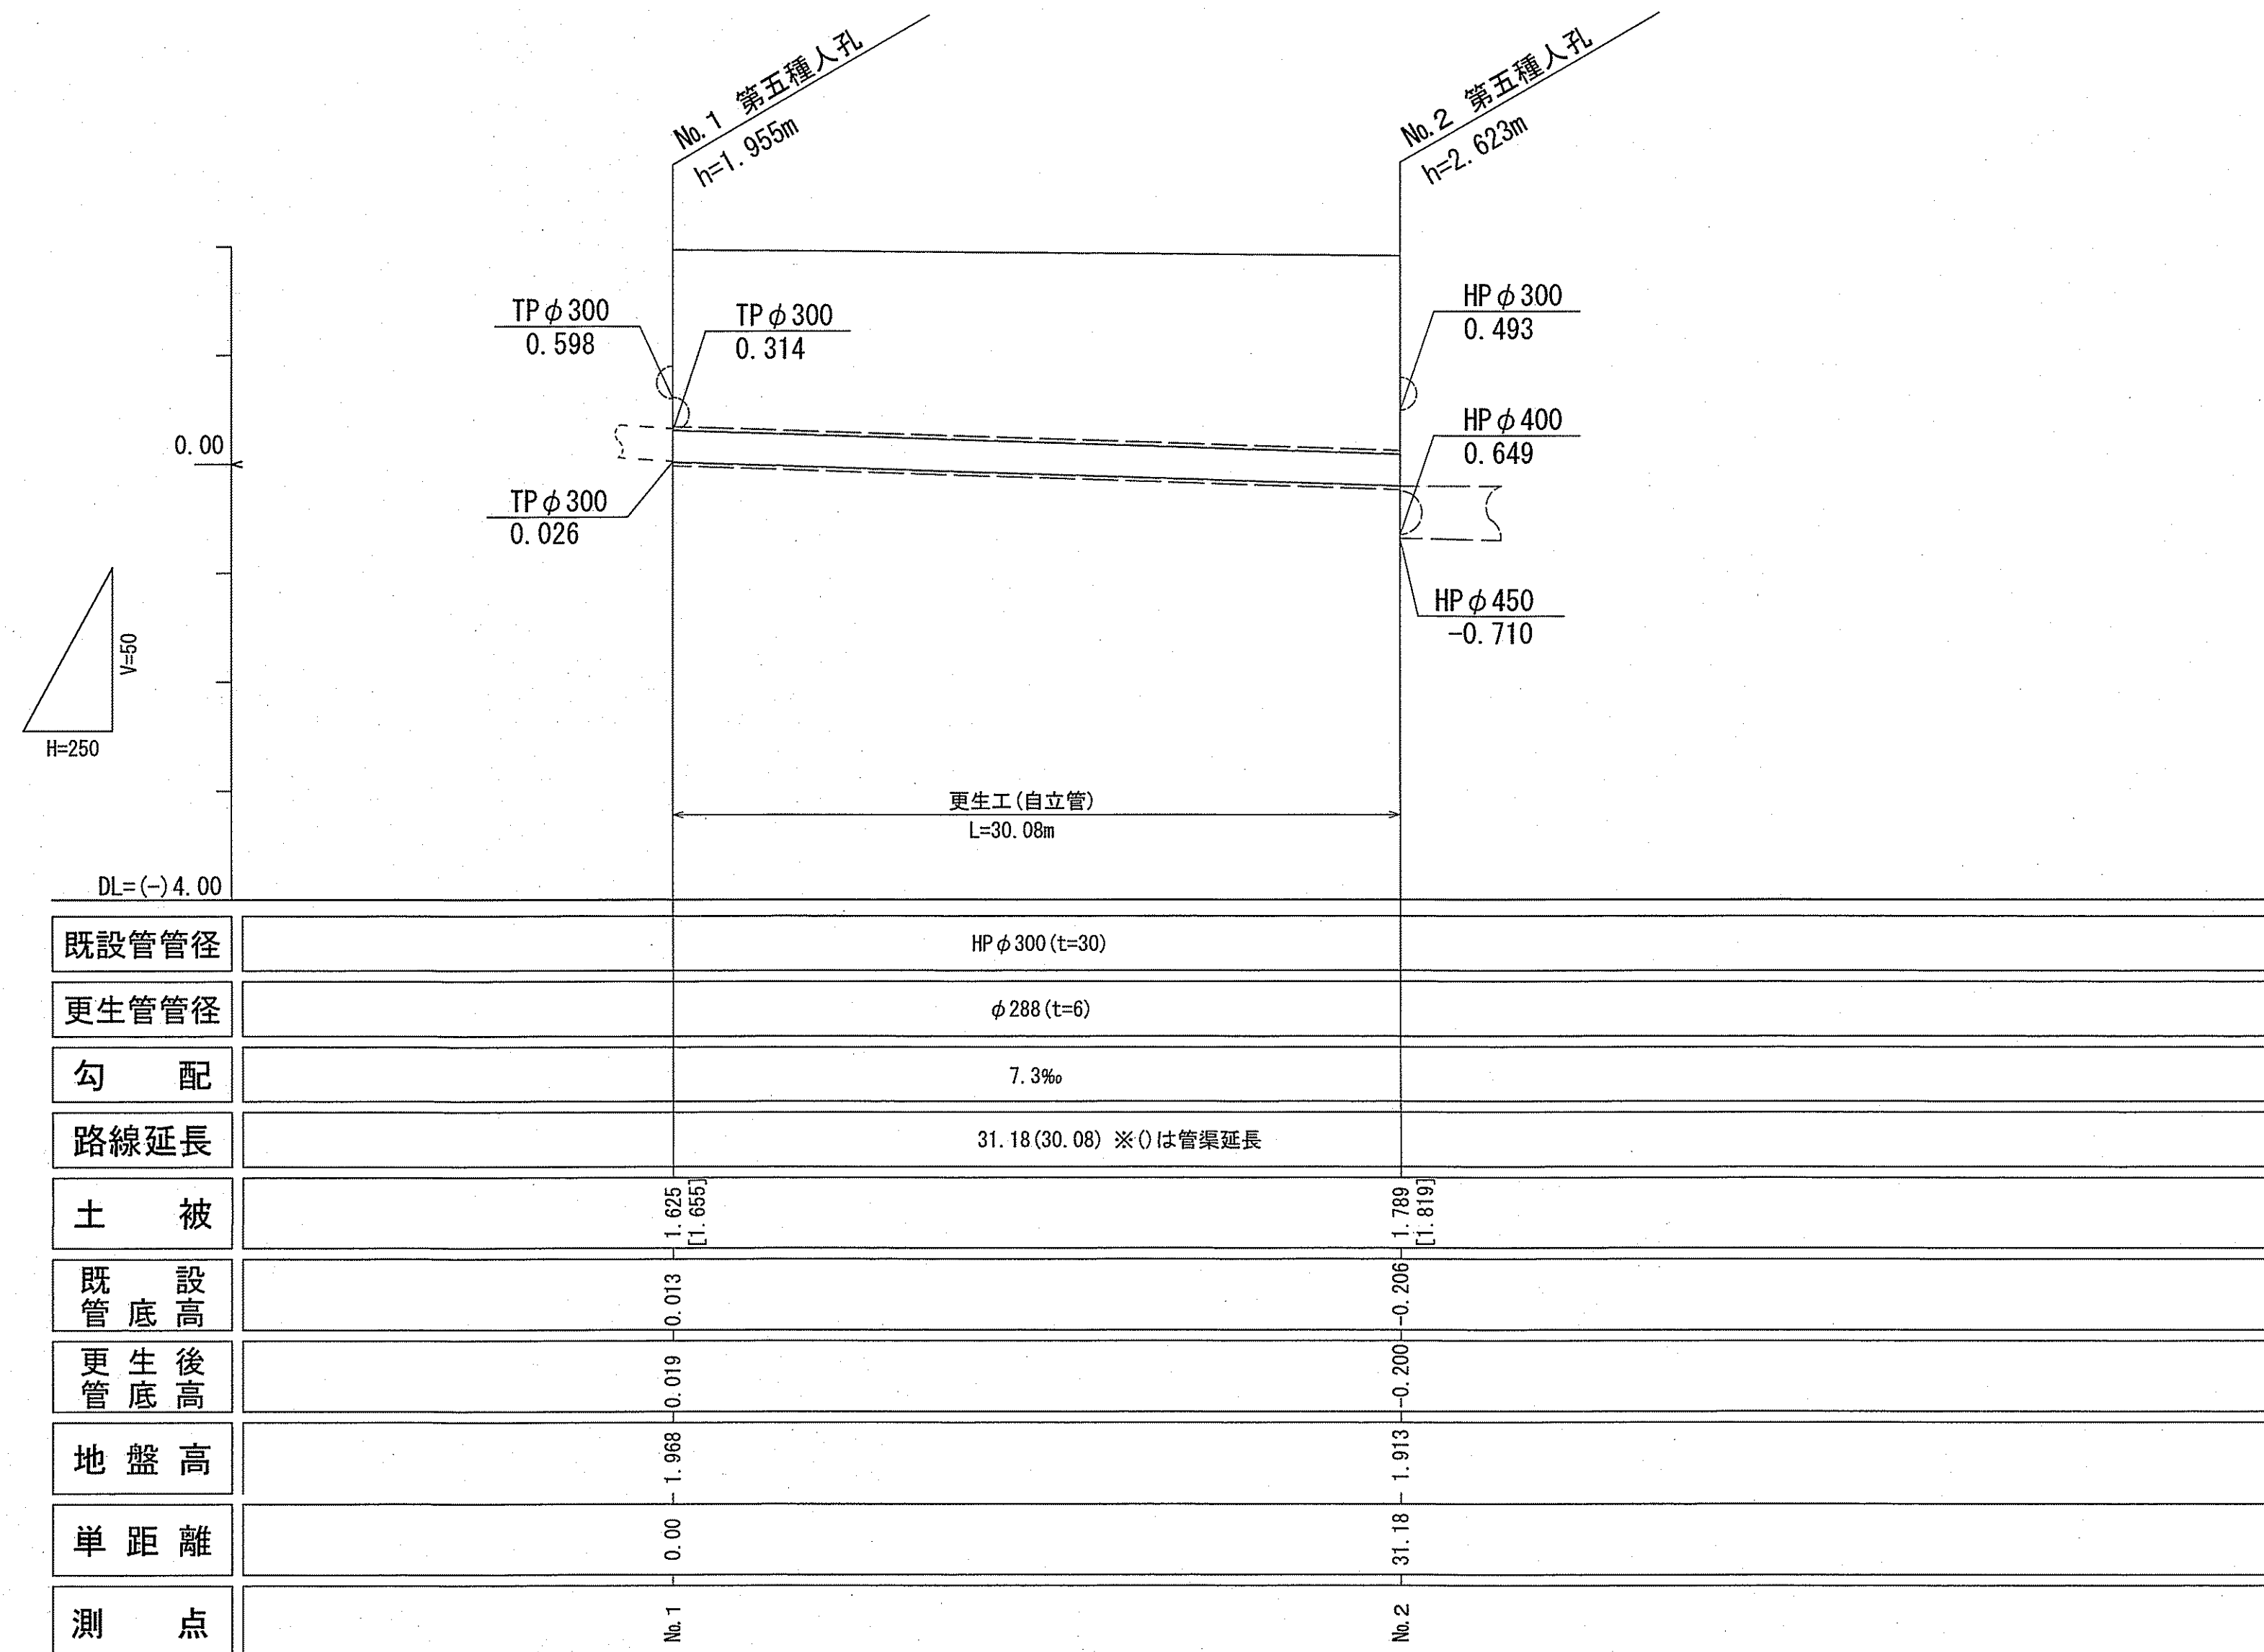


[]は更生管土被り

位置図 S=1:1500

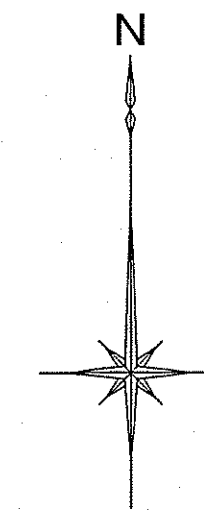

更生管詳細図(参考図) S=1:10

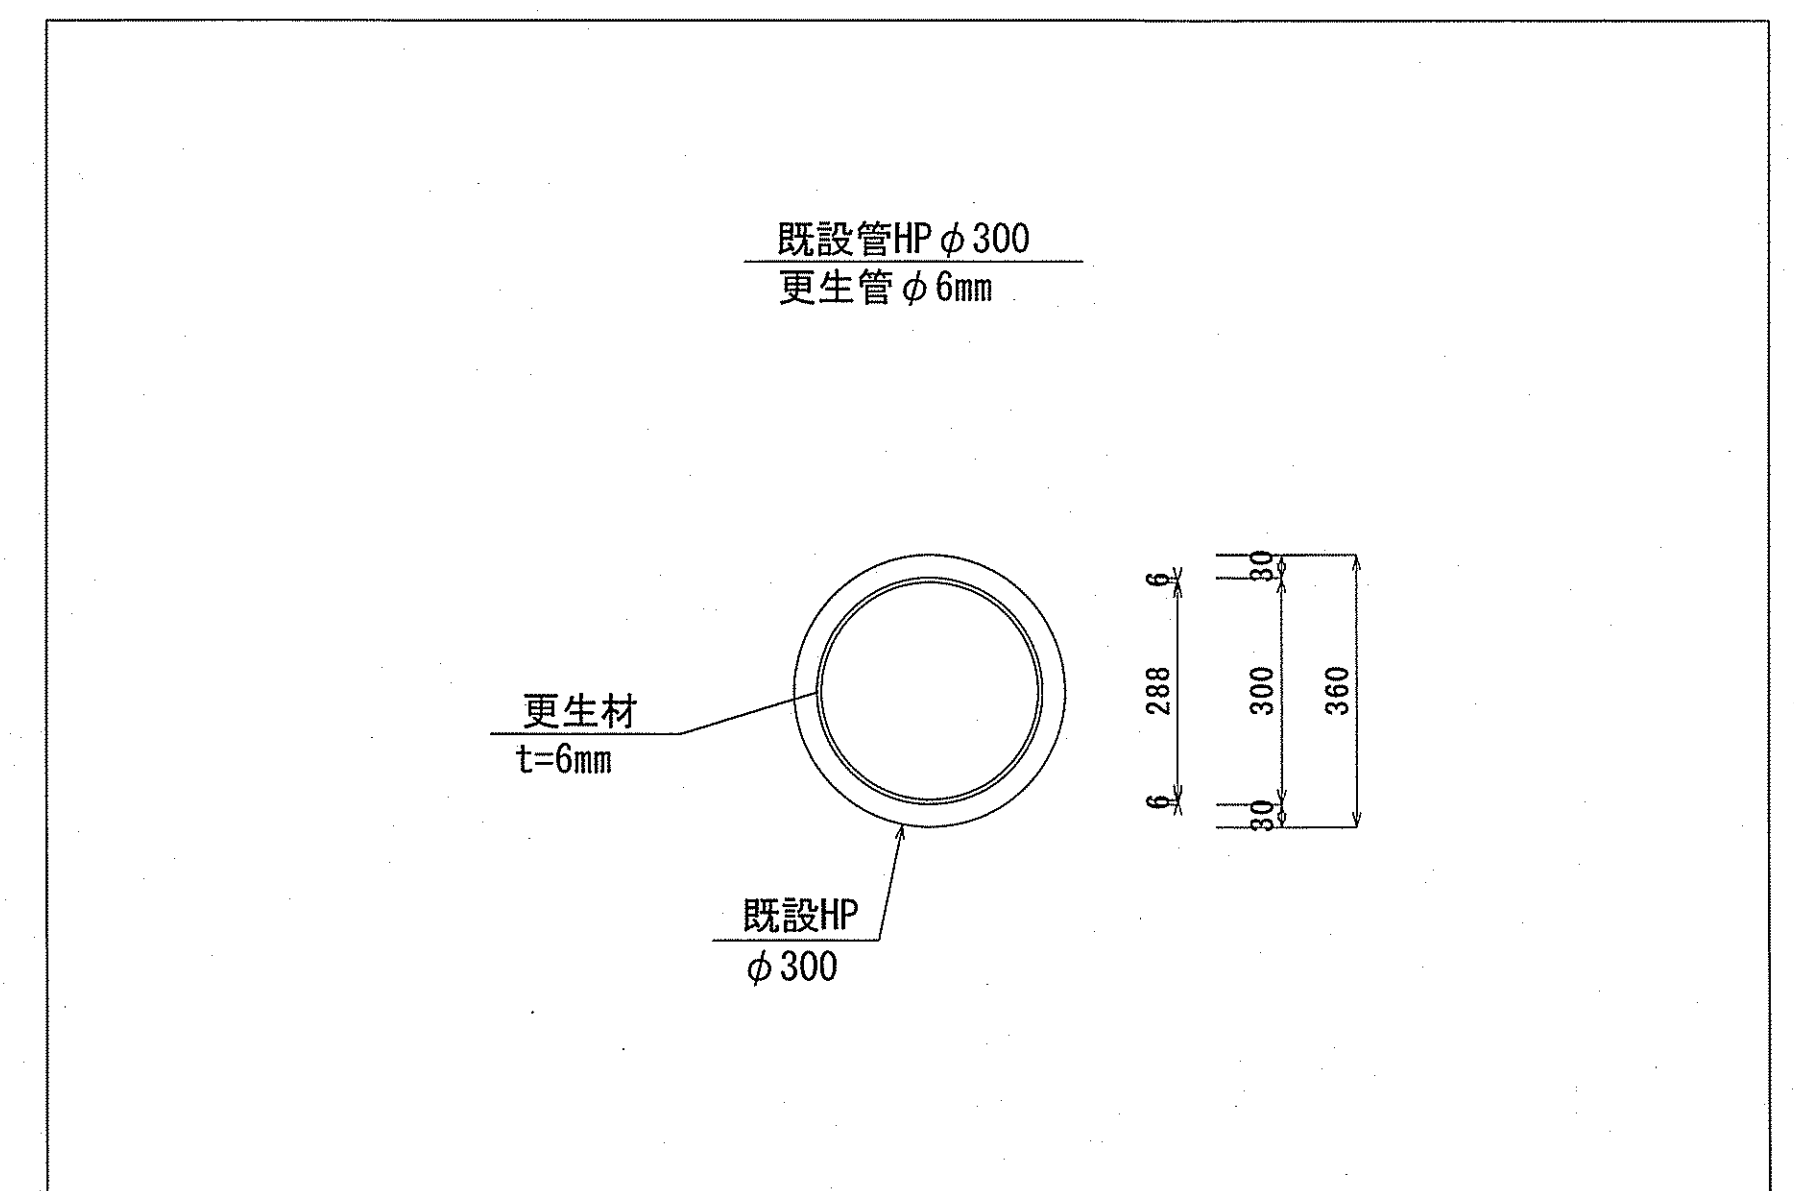


区 間 距 離	31.18m
管 渠 延 長	30.08m
取 付 管	5箇所
管 種	HP（ヒューム管）
管 径	300mm


※更生管径，更生後管底高については，参考値とする。

令和7年度			公 共 下 水 道 事 業						
設計番号			全 9 葉ノ内第 5 号						
名称	北街分区分合流管渠改築工事（R7－2）						縮 尺		
	位置図・平面図・縦断面図・詳細図						図 示		
課長	町田	課長補佐	菊田	係長	智田	係	竹石	設計	竹石
高知市上下水道局管路管理課									

平面図 S=1:250

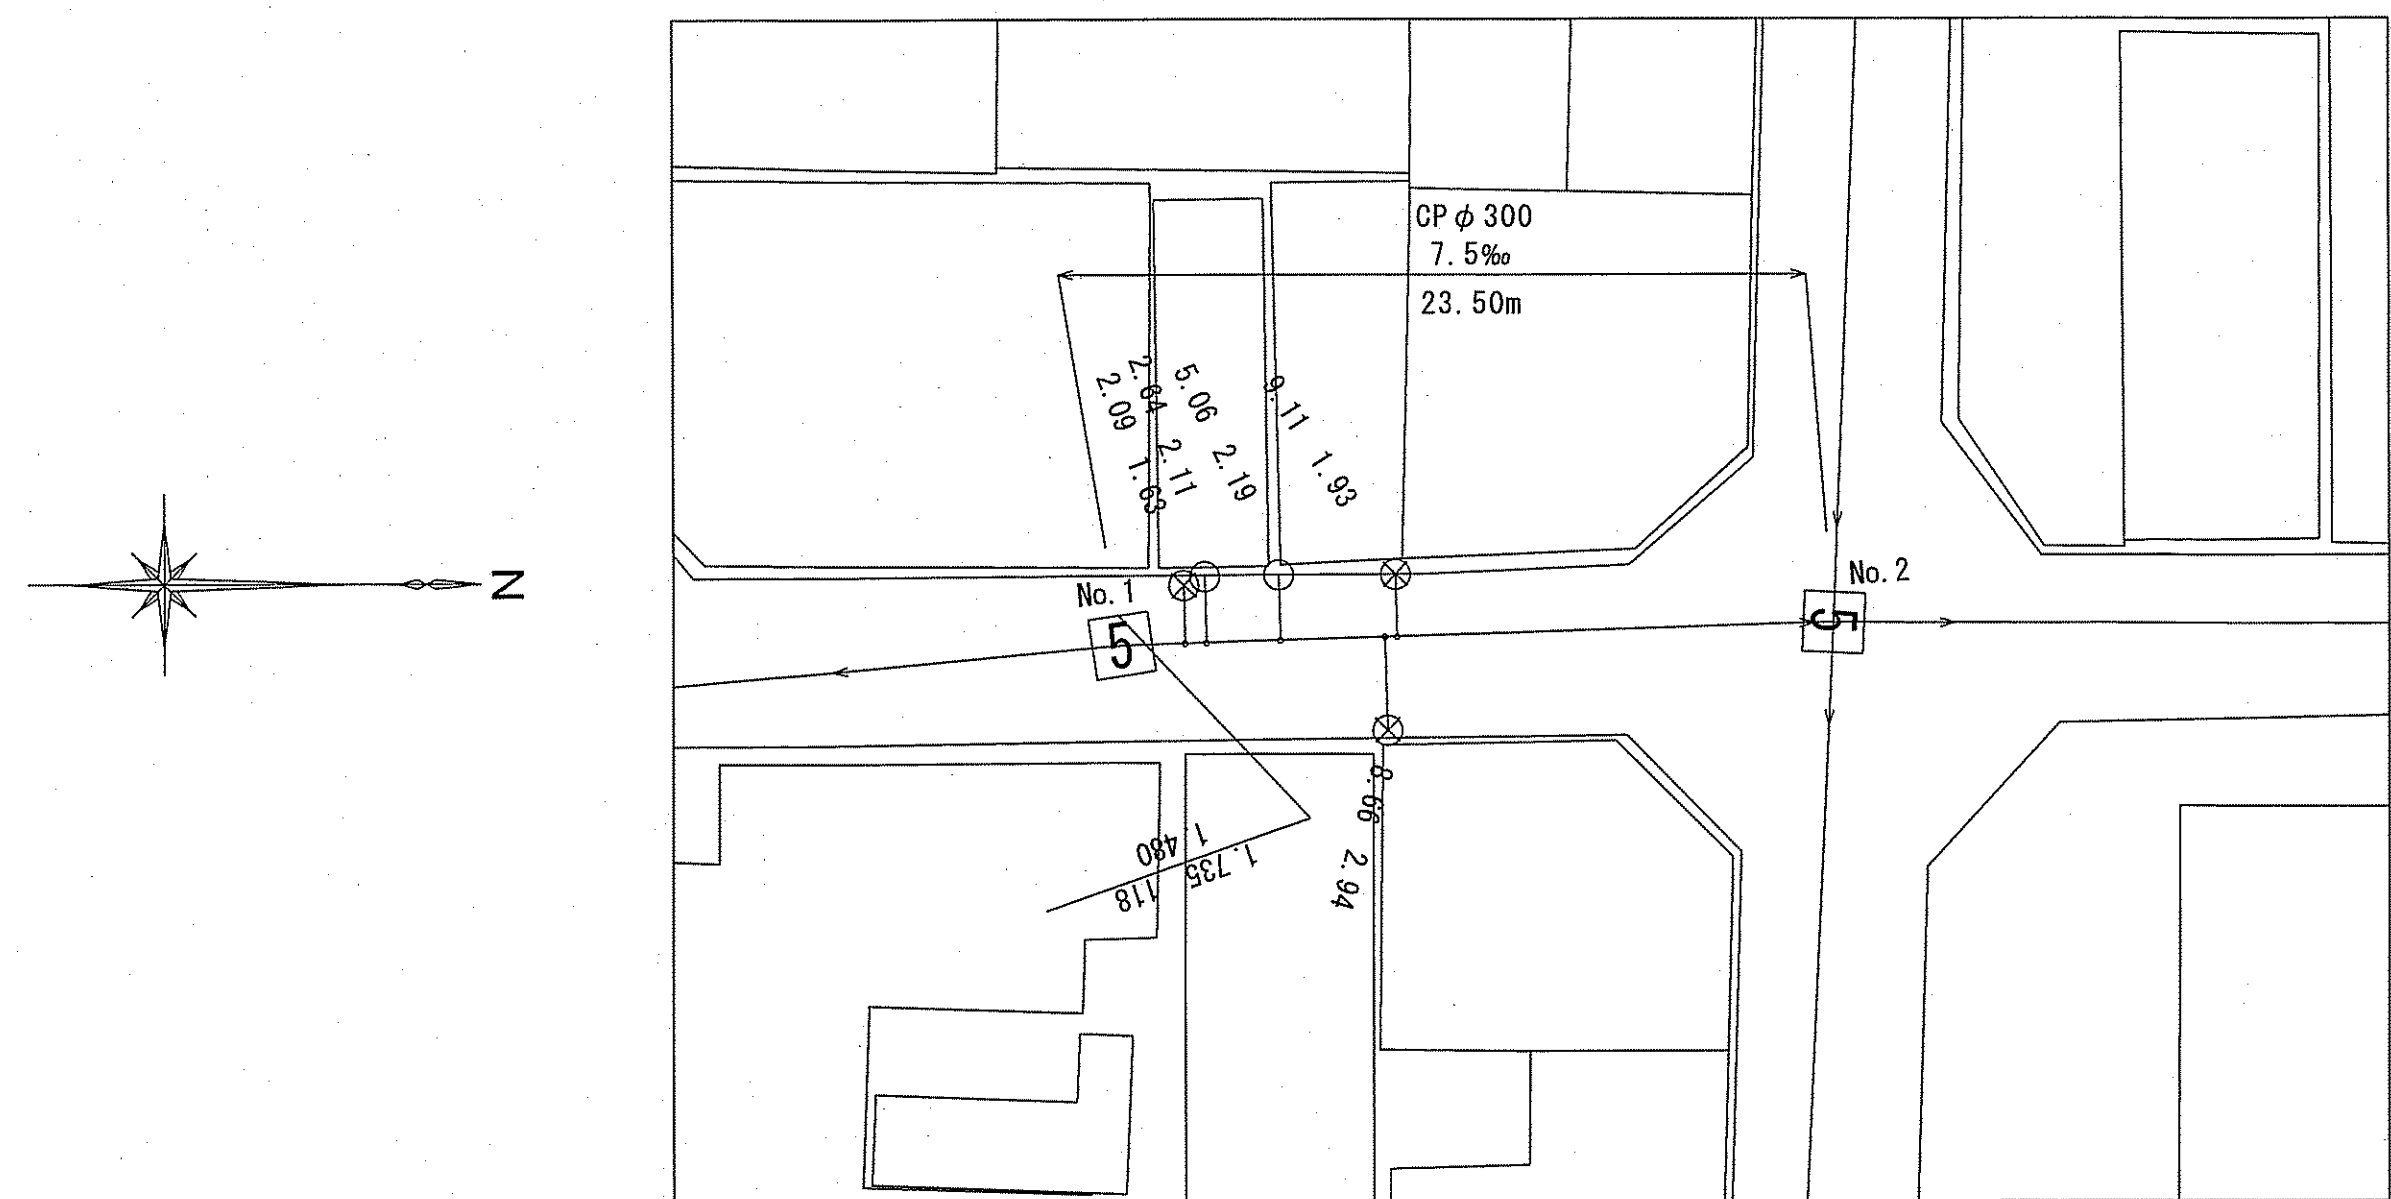

縦断図 V=1:50
H=1:250

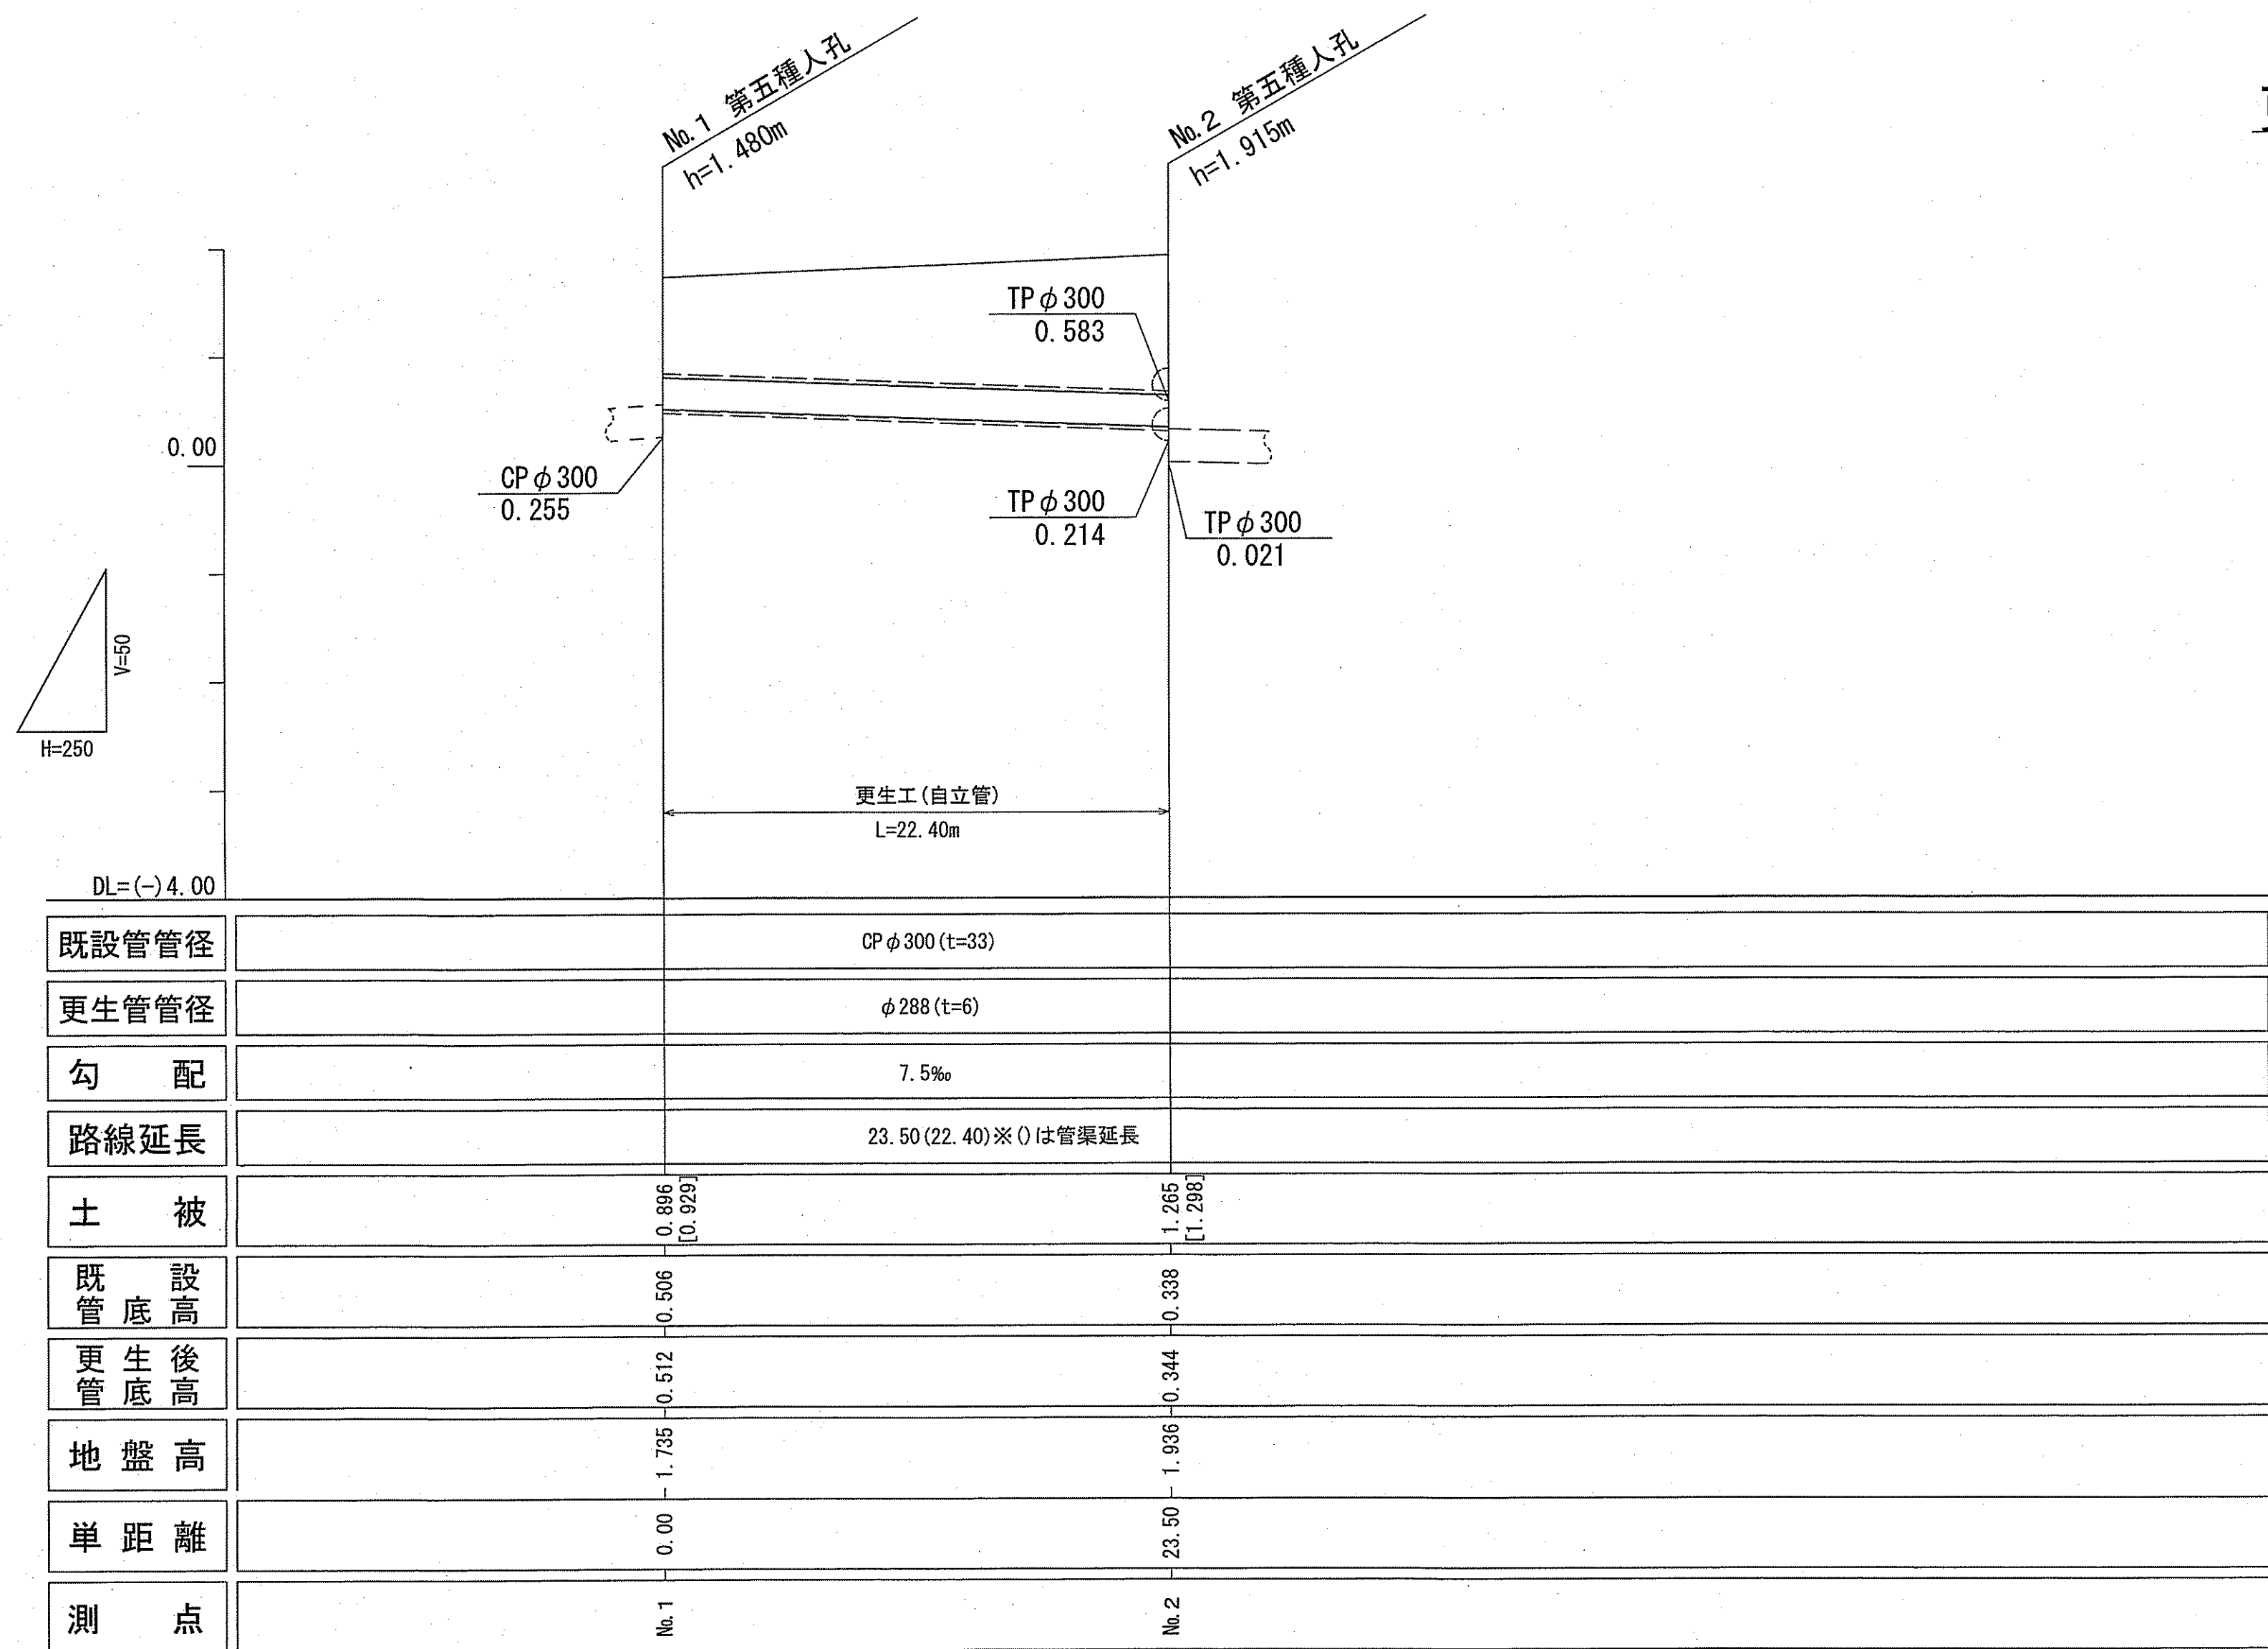


[]は更生管土被り

位置図 S=1:1500



更生管詳細図(参考図) S=1:10

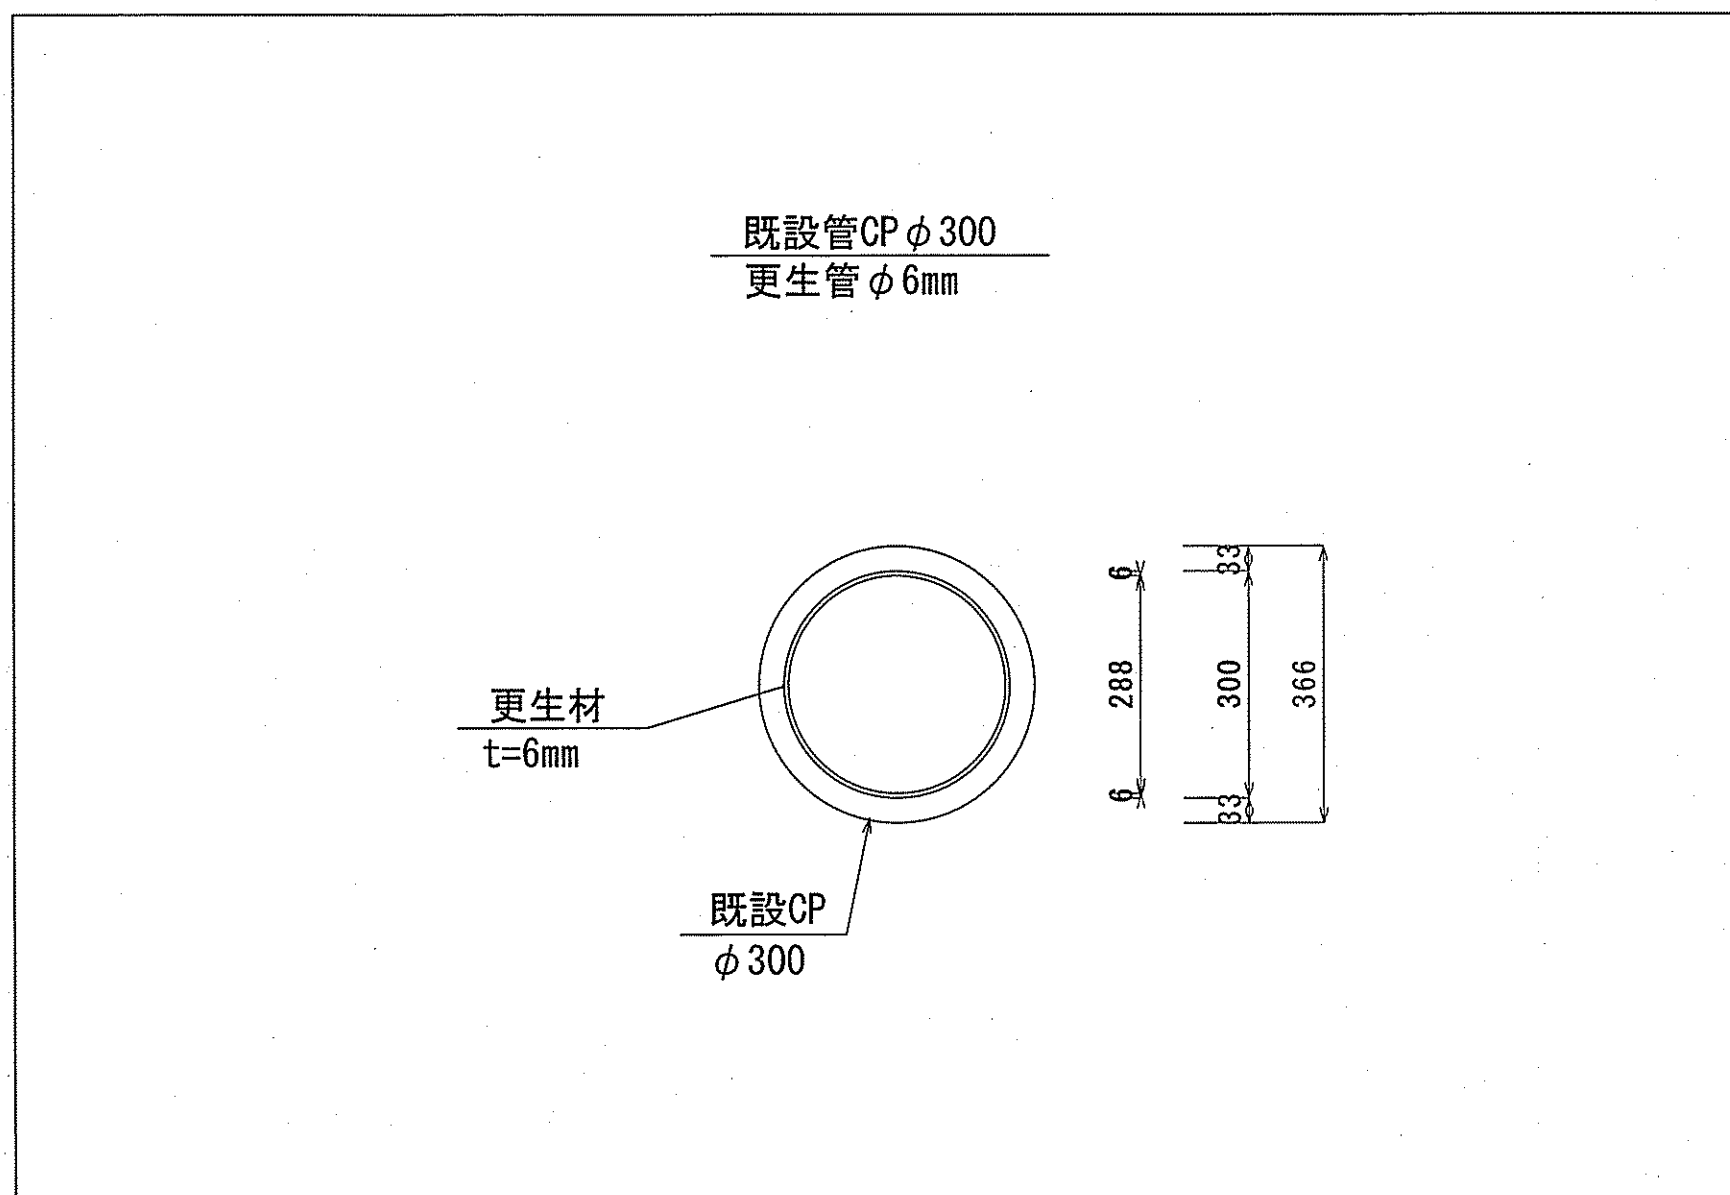


区間距離	23.50m
管渠延長	22.40m
取付管	5箇所
管種	CP (コンクリート管)
管径	300mm

※更生管径、更生後管底高については、参考値とする。

令和7年度	公共下水道事業
設計番号	全 9 葉ノ内第 6 号
名称	北街分区合流管渠改築工事(R7-2)
縮尺	位置図・平面図・縦断図・詳細図
課長	町田 課長補佐 佐藤 係長 和田 係 竹石 設計 竹石
高知市上下水道局管路管理課	


平面図 S=1:250

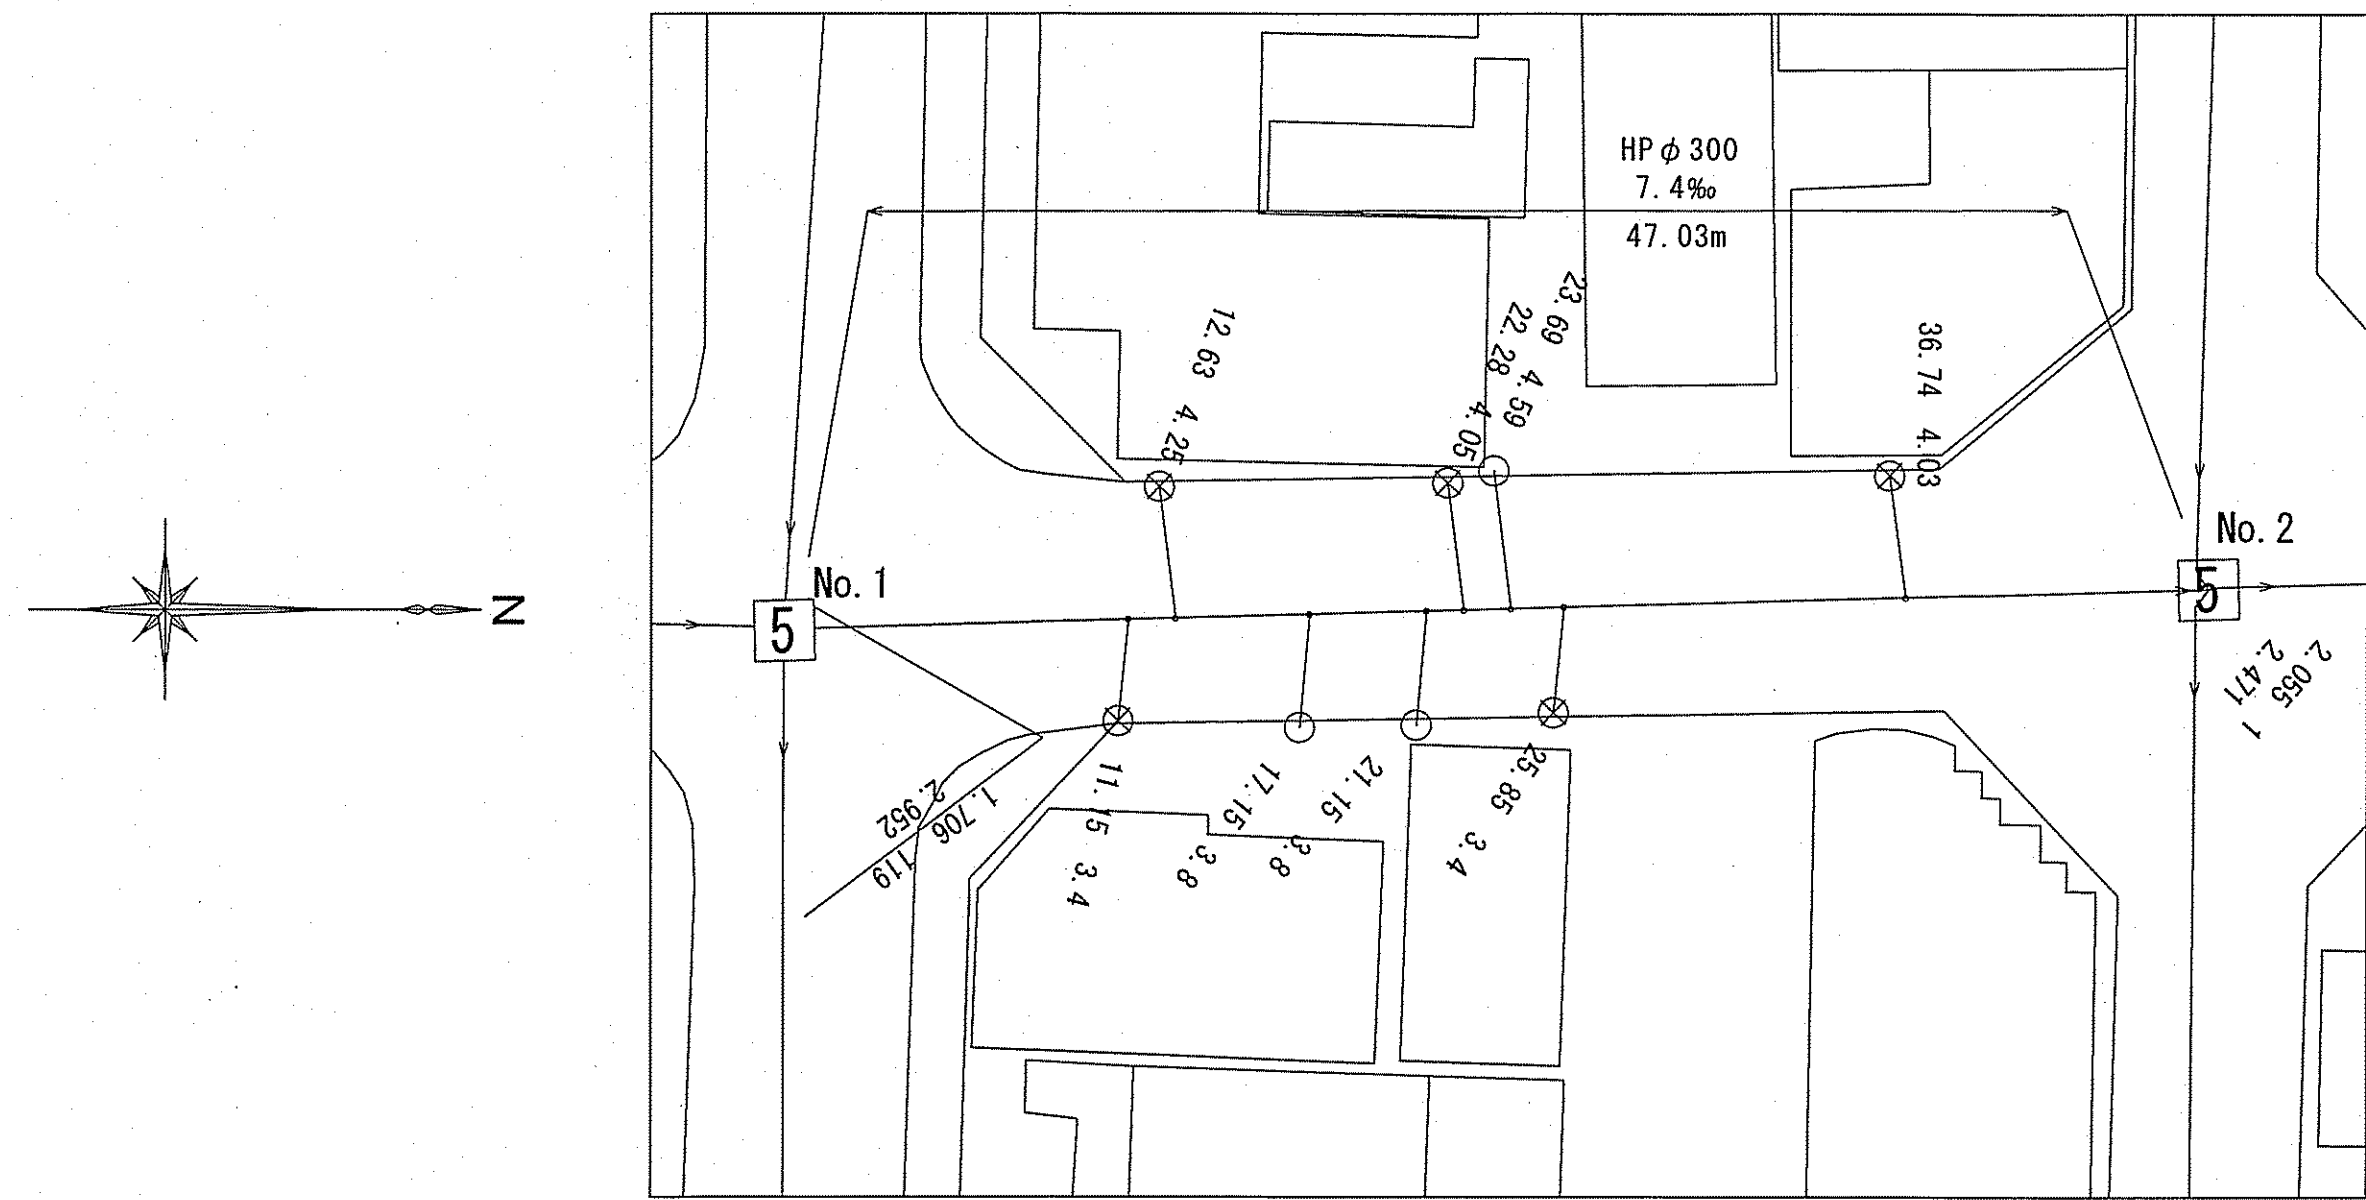

位置図 S=1:1500




縦断図 V=1:50
H=1:250

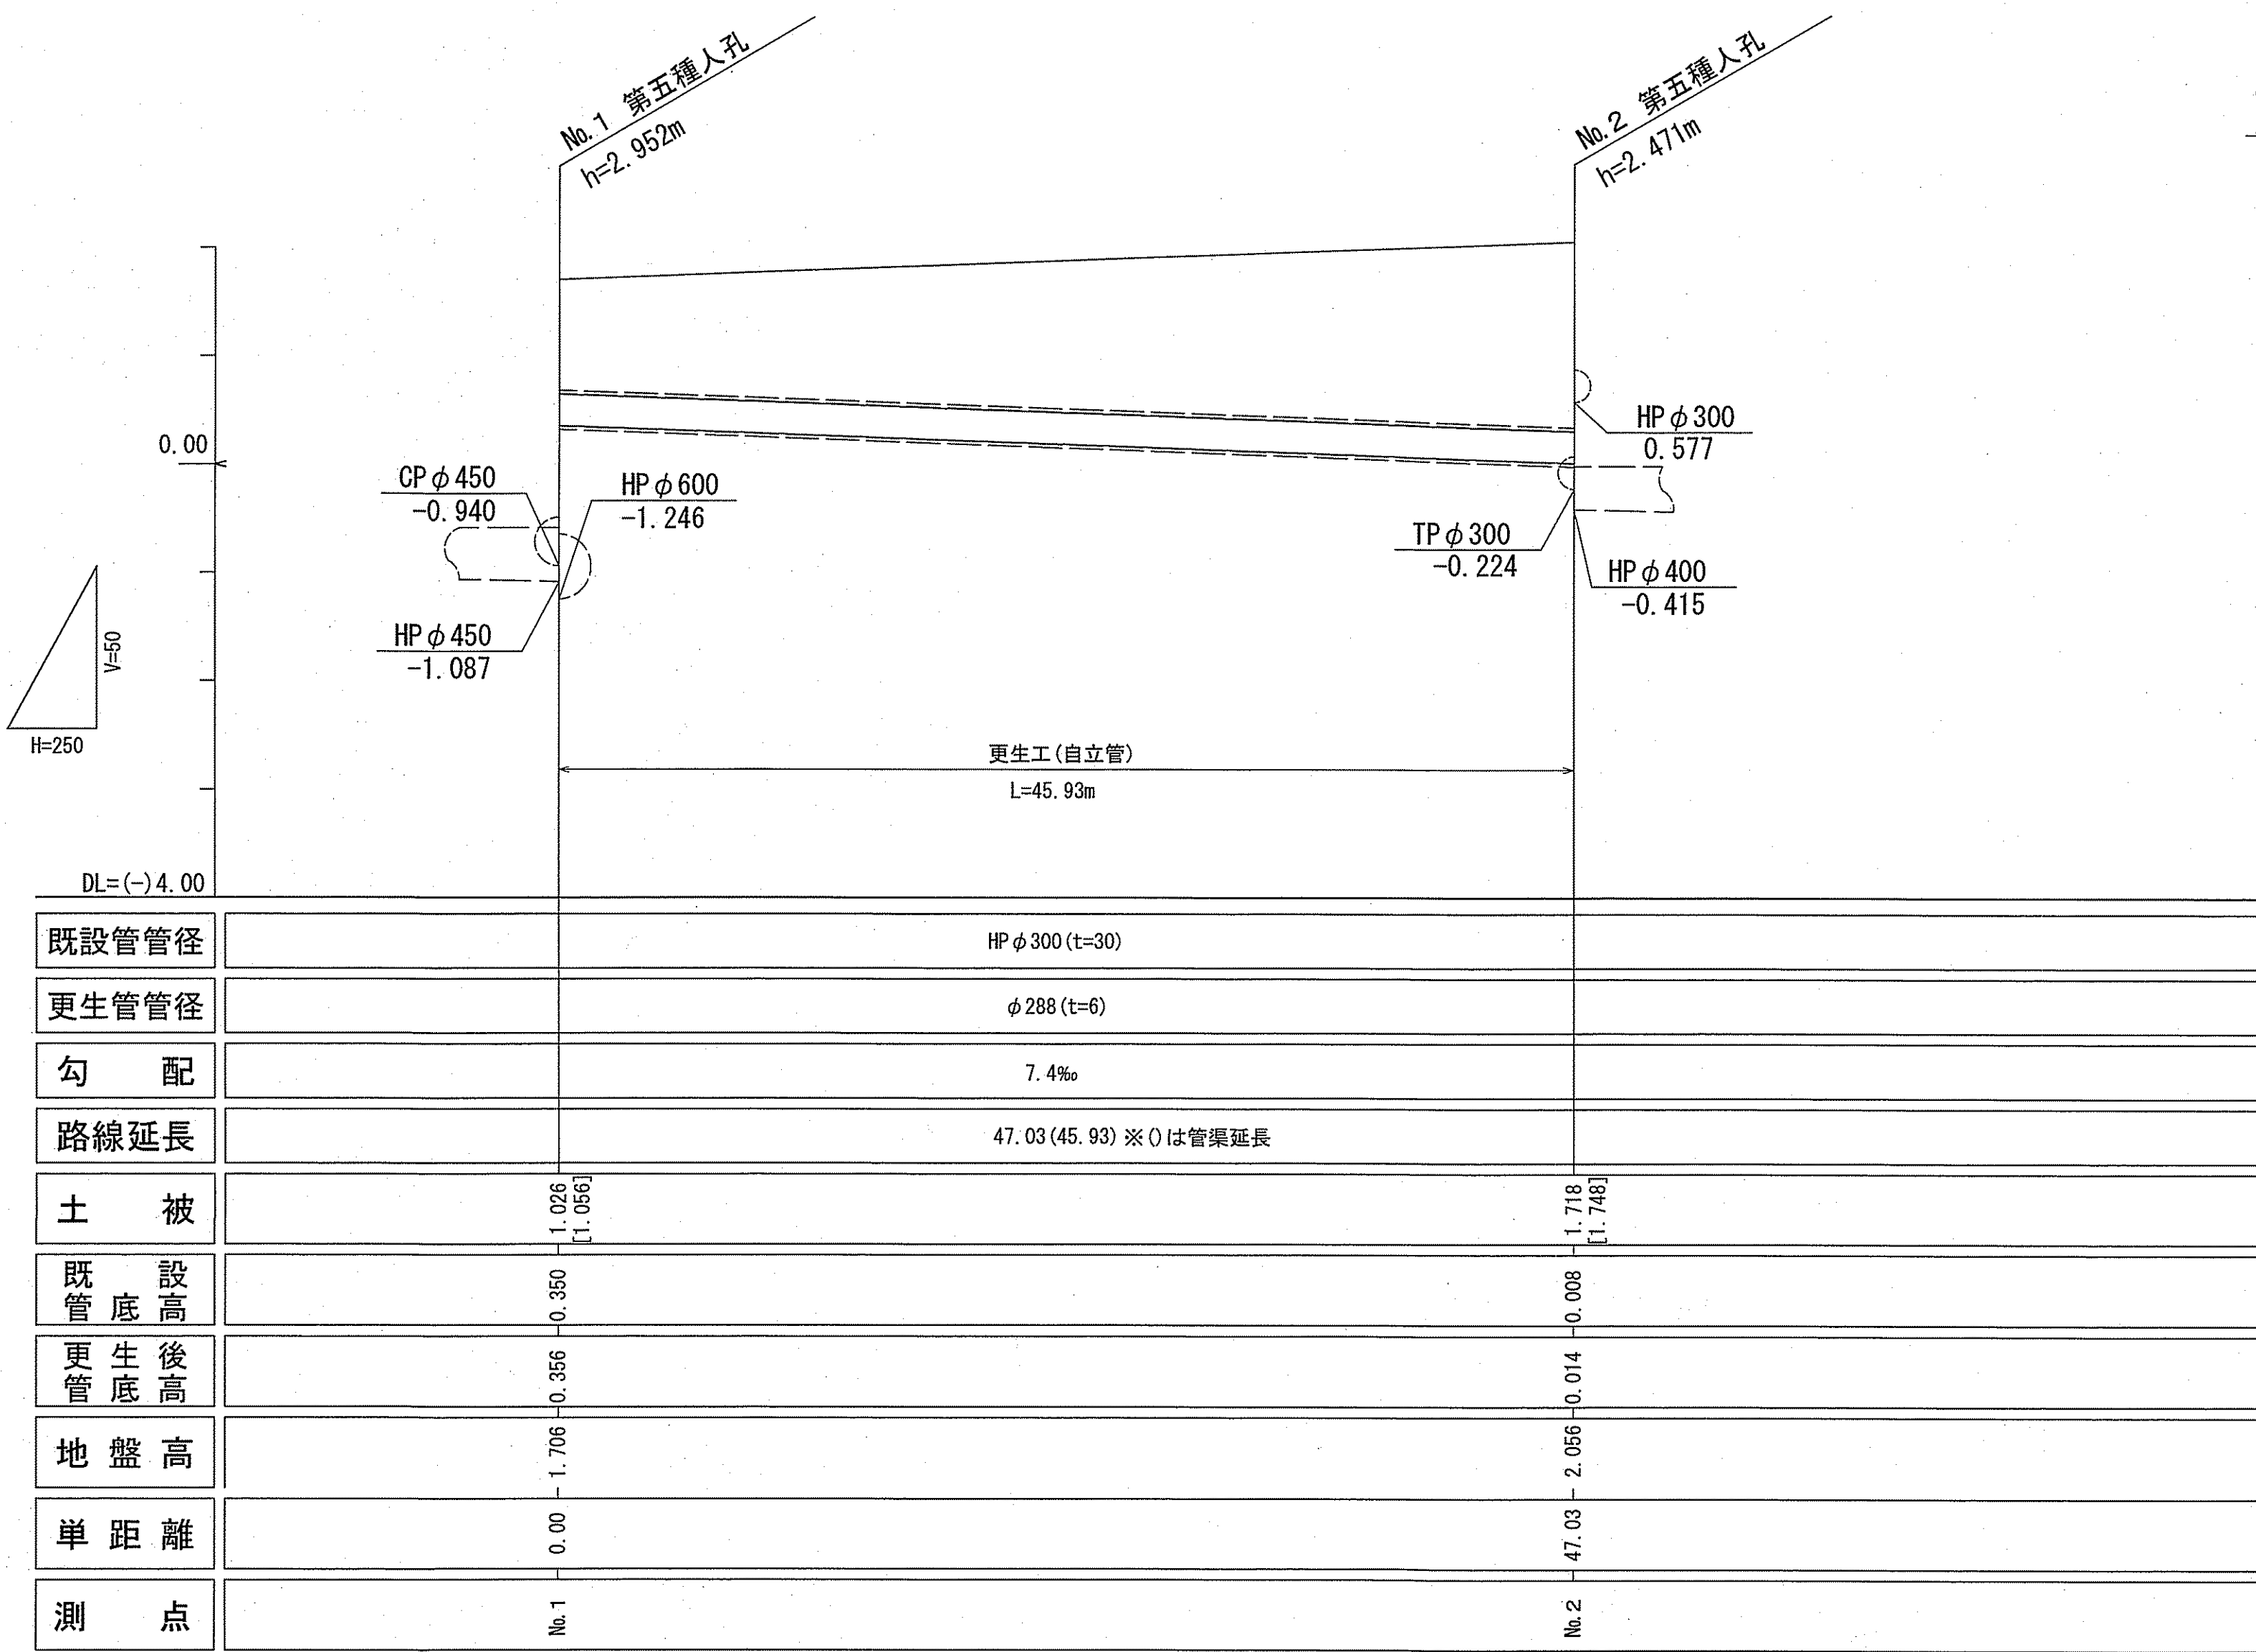

[]は更生管土被り

更生管詳細図(参考図) S=1:10


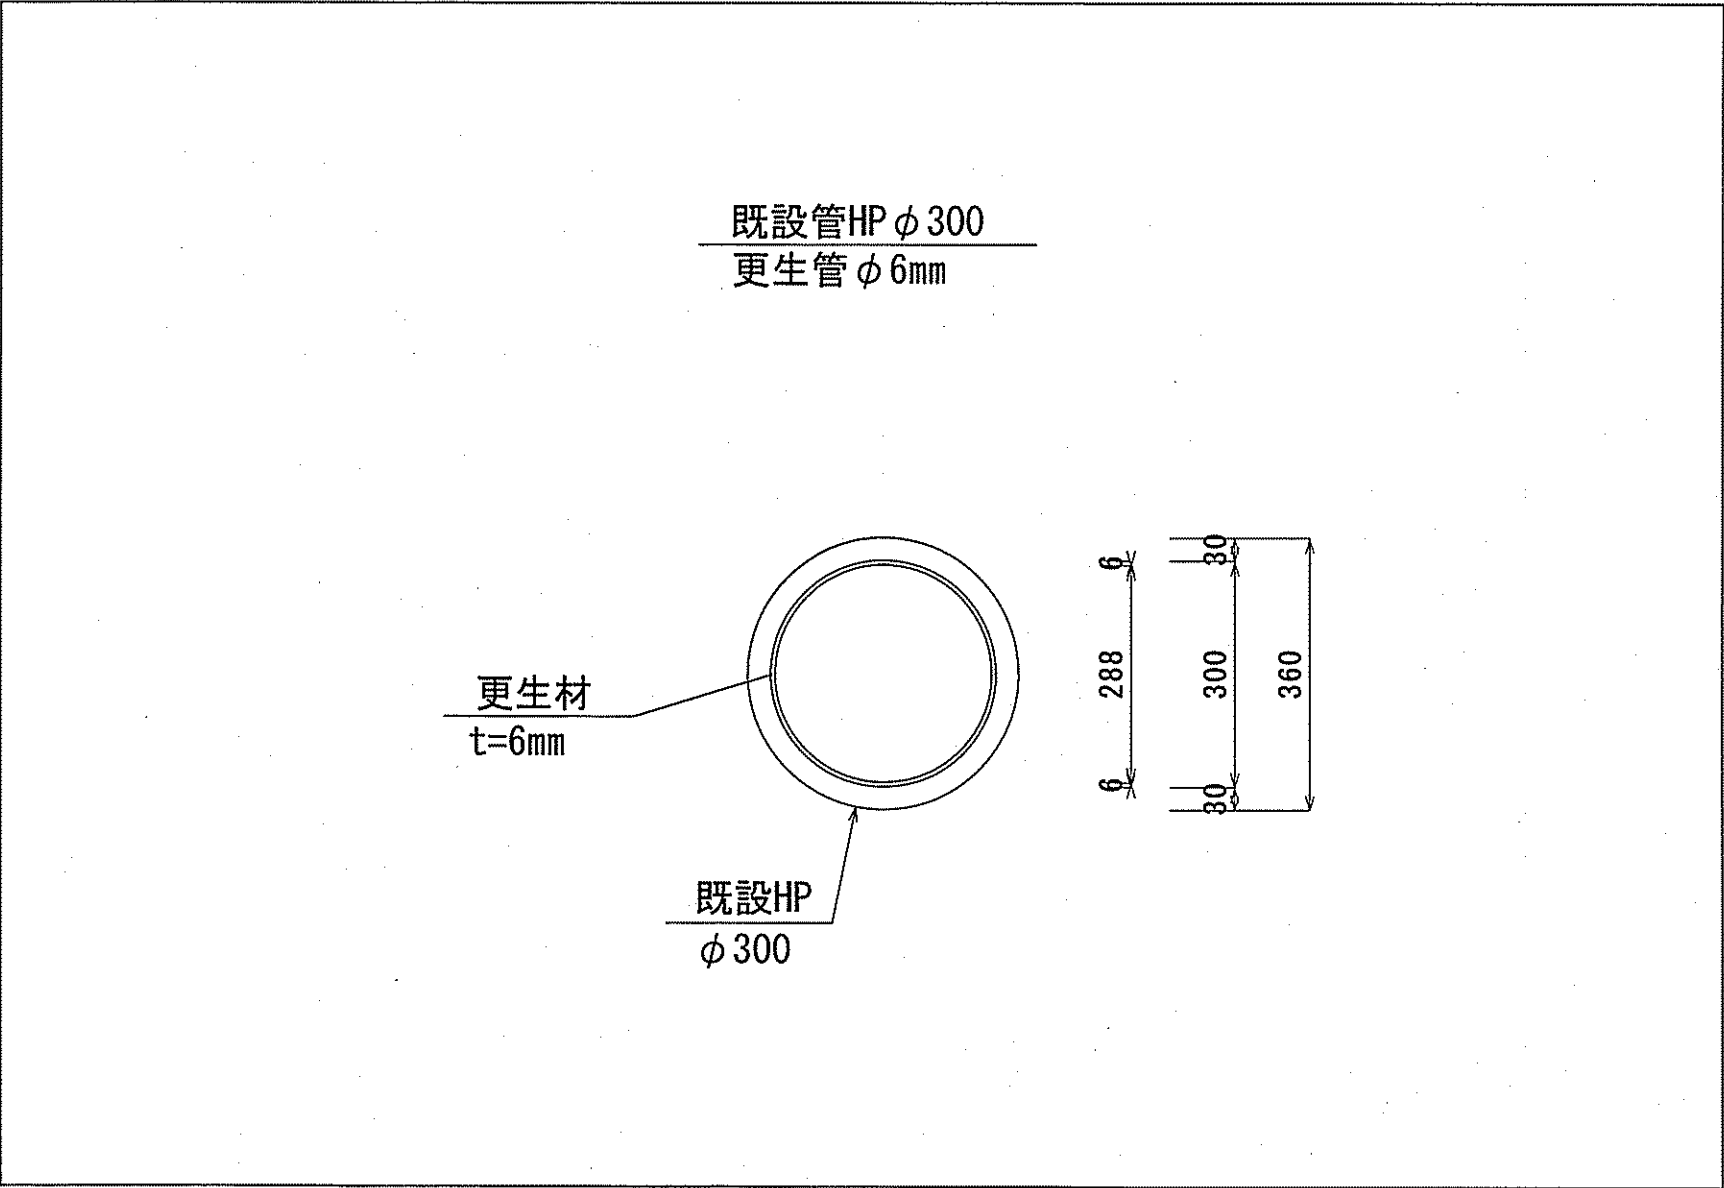


区間距離	47.03m
管渠延長	45.93m
取付管	8箇所
管種	HP (ヒューム管)
管径	300mm


※更生管径、更生後管底高については、参考値とする。

令和7年度		公共下水道事業	
設計番号	全 9	葉ノ内第 7	号
名称	北街分区合流管渠改築工事(R7-2)		
	位置図・平面図・縦断図・詳細図		
課長	町田	課長補佐	田中
係長	智	係	竹石
設計	竹石		
高知市上下水道局管路管理課			


平面図 S=1:250

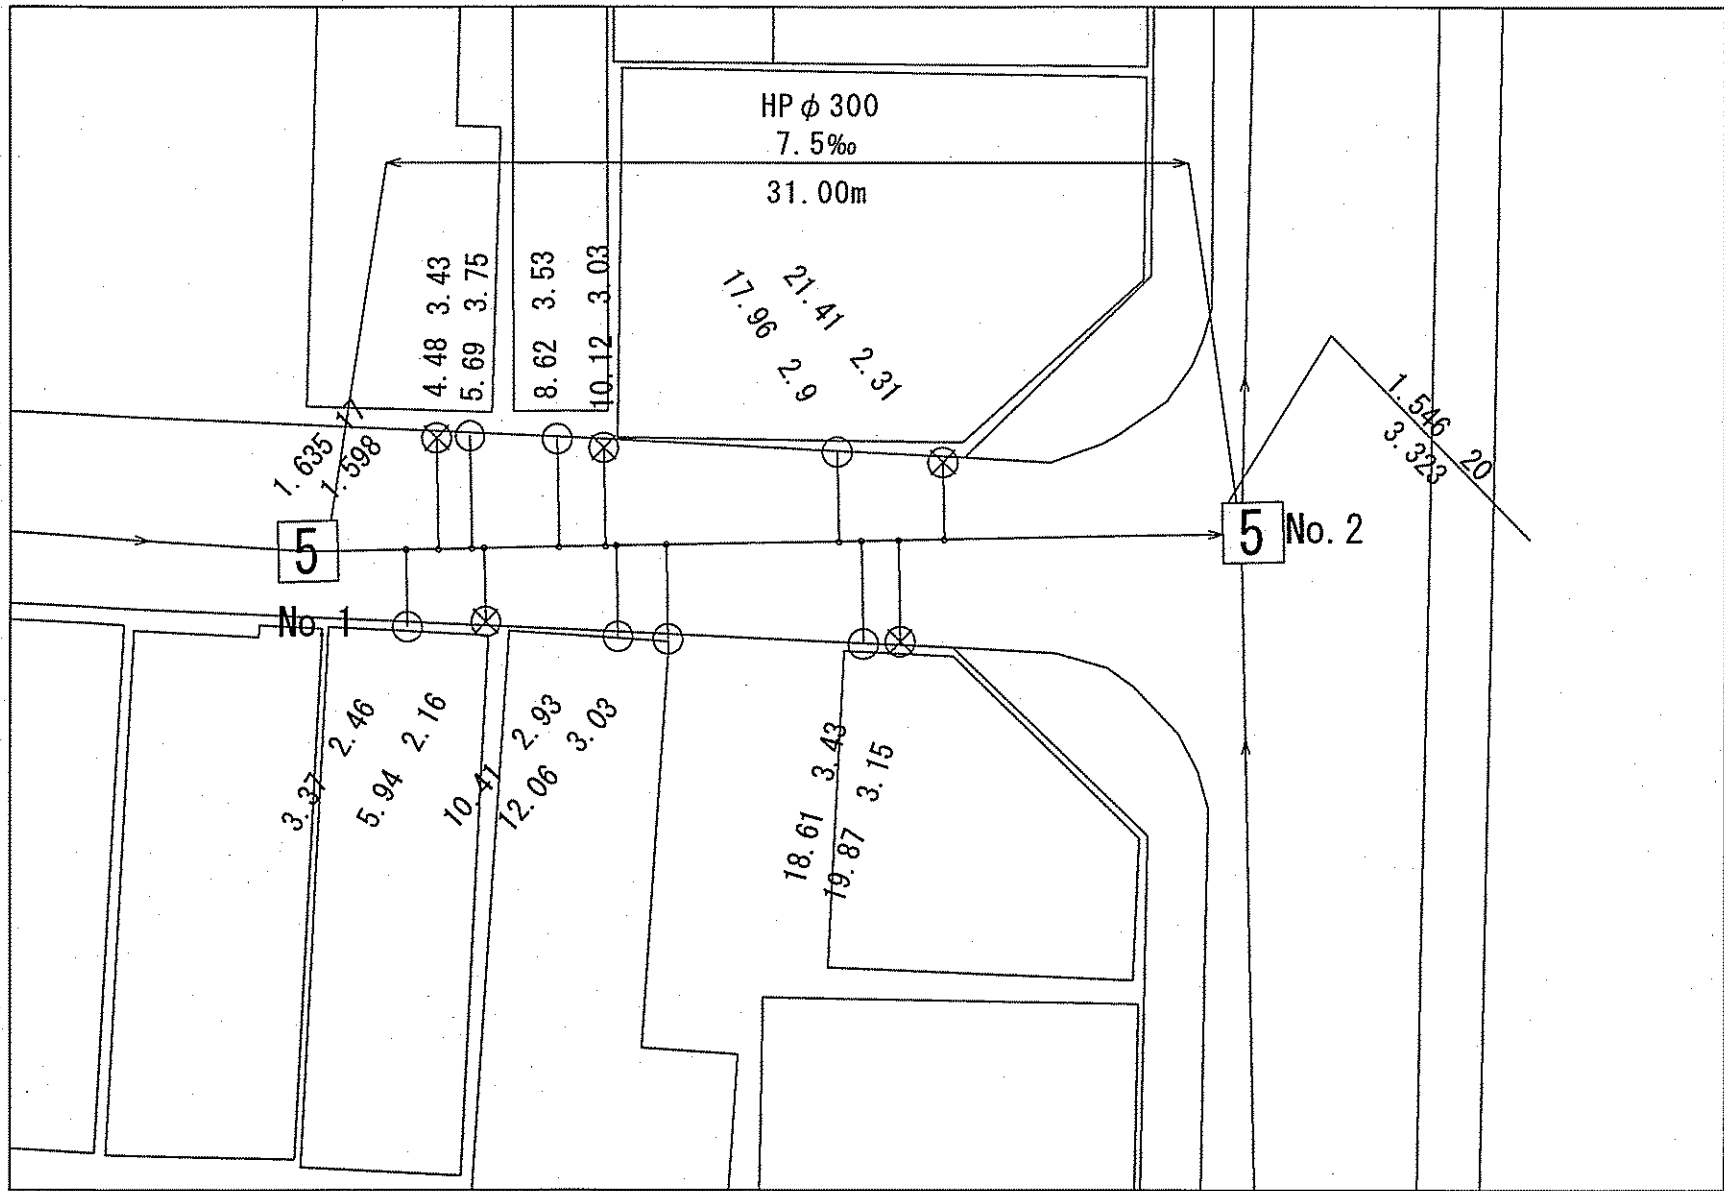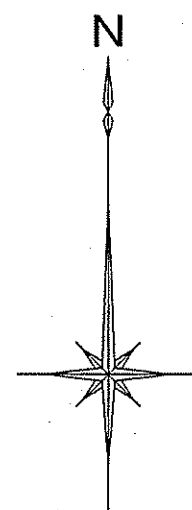

位置図 S=1:1500

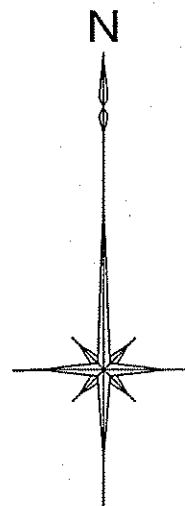


縦断図 V=1:50
H=1:250

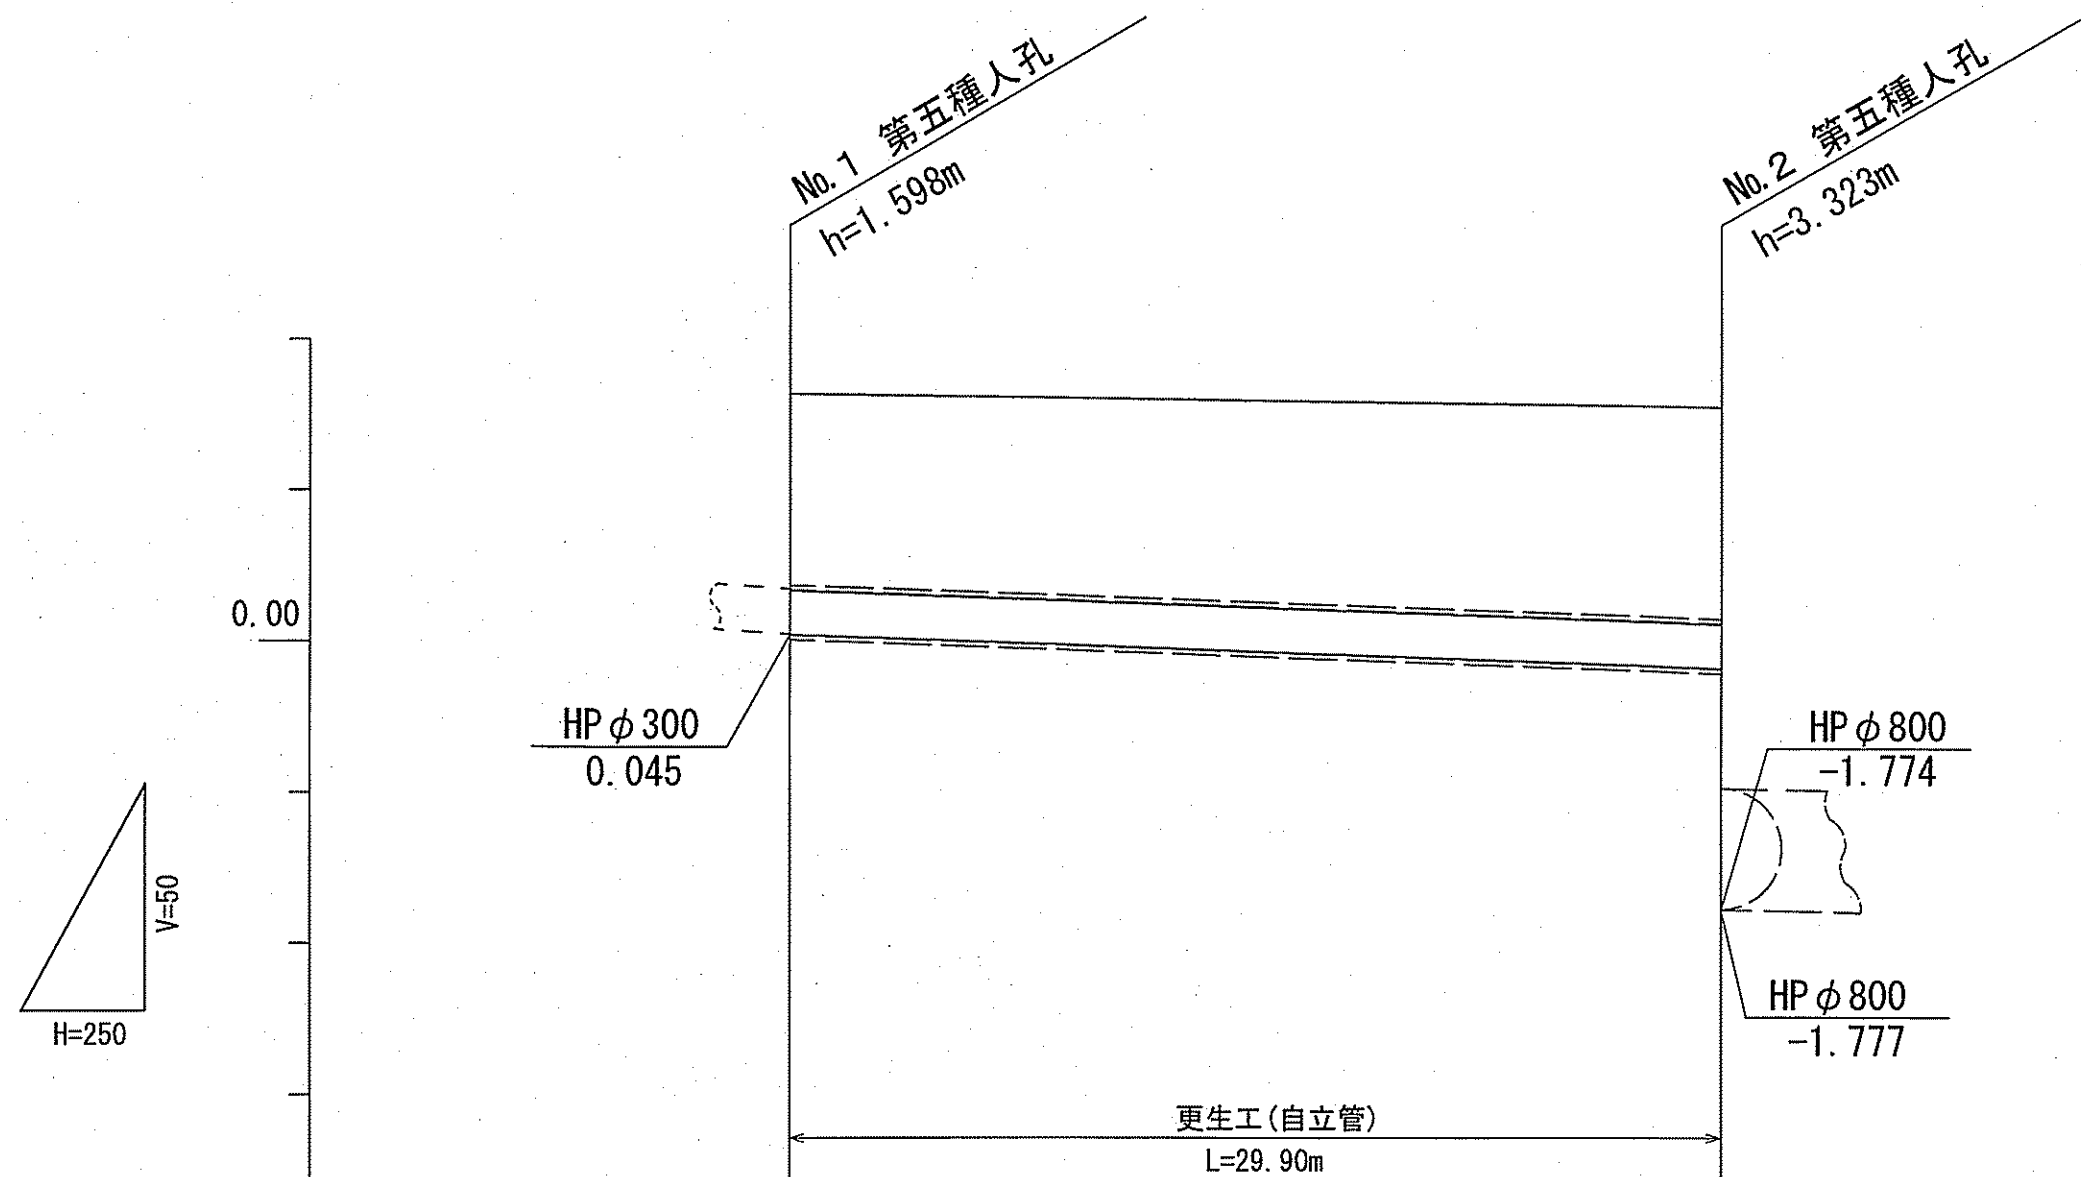

DL=(-)4.00		
既設管管径	HP φ 300 (t=30)	
更生管管径	φ 288 (t=6)	
勾配	7.5‰	
路線延長	31.00 (29.90) ※○は管渠延長	
土被	1.288 [1.288]	1.403 [1.433]
既設管底高	0.037	0.187
更生後管底高	0.043	0.181
地盤高	1.635	1.546
単距離	0.00	31.00
測点	No.1	No.2

[]は更生管土被り

更生管詳細図(参考図) S=1:10

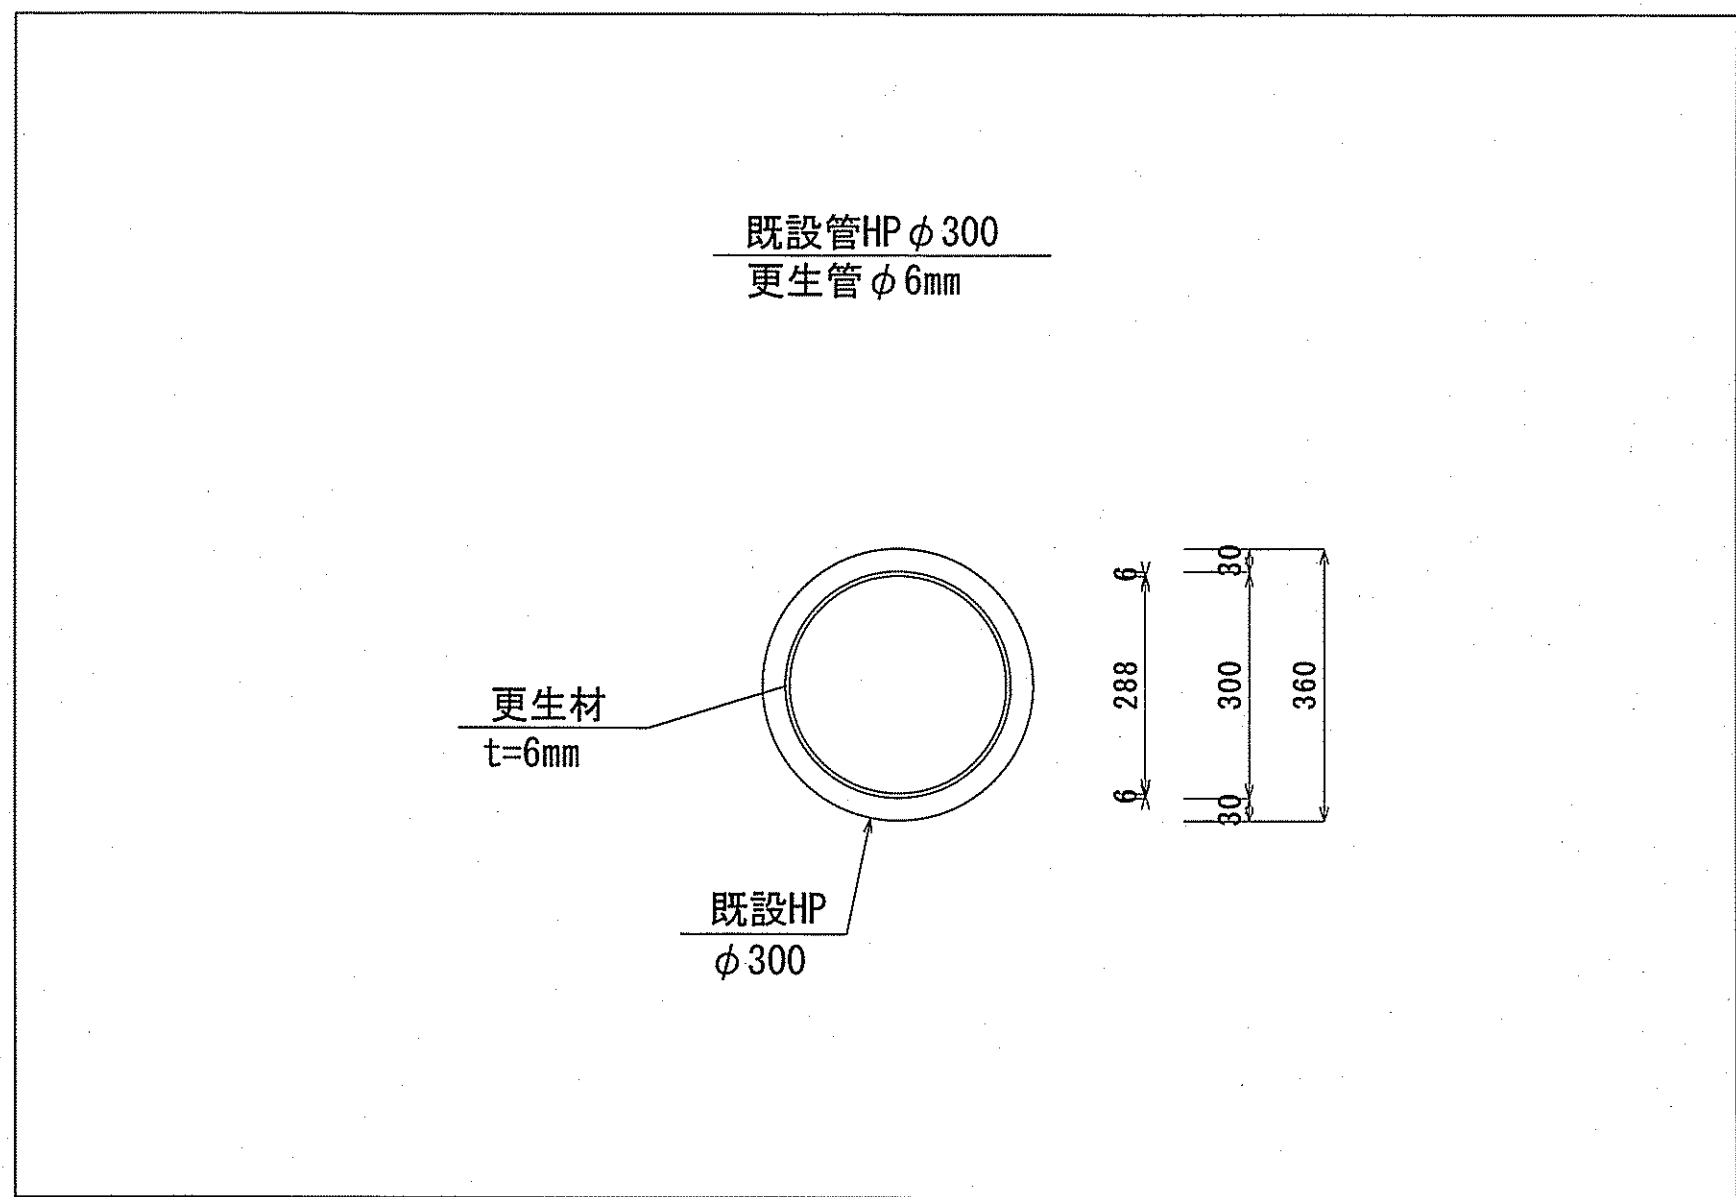


区間距離	31.00m
管渠延長	29.90m
取付管	12箇所
管種	HP (ヒューム管)
管径	300mm

※更生管径, 更生後管底高については, 参考値とする。

令和7年度		公共下水道事業			
設計番号	全	9	葉ノ内第	8	号
名称	北街分区分合流管渠改築工事(R7-2)				縮尺
	位置図・平面図・縦断図・詳細図				図示
課長	町田	課長補佐	村松	係長	智留
				係	竹石
					設計
					竹石
高知市上下水道局管路管理課					

可とう継手詳細図(参考図)

既設管 HPφ300

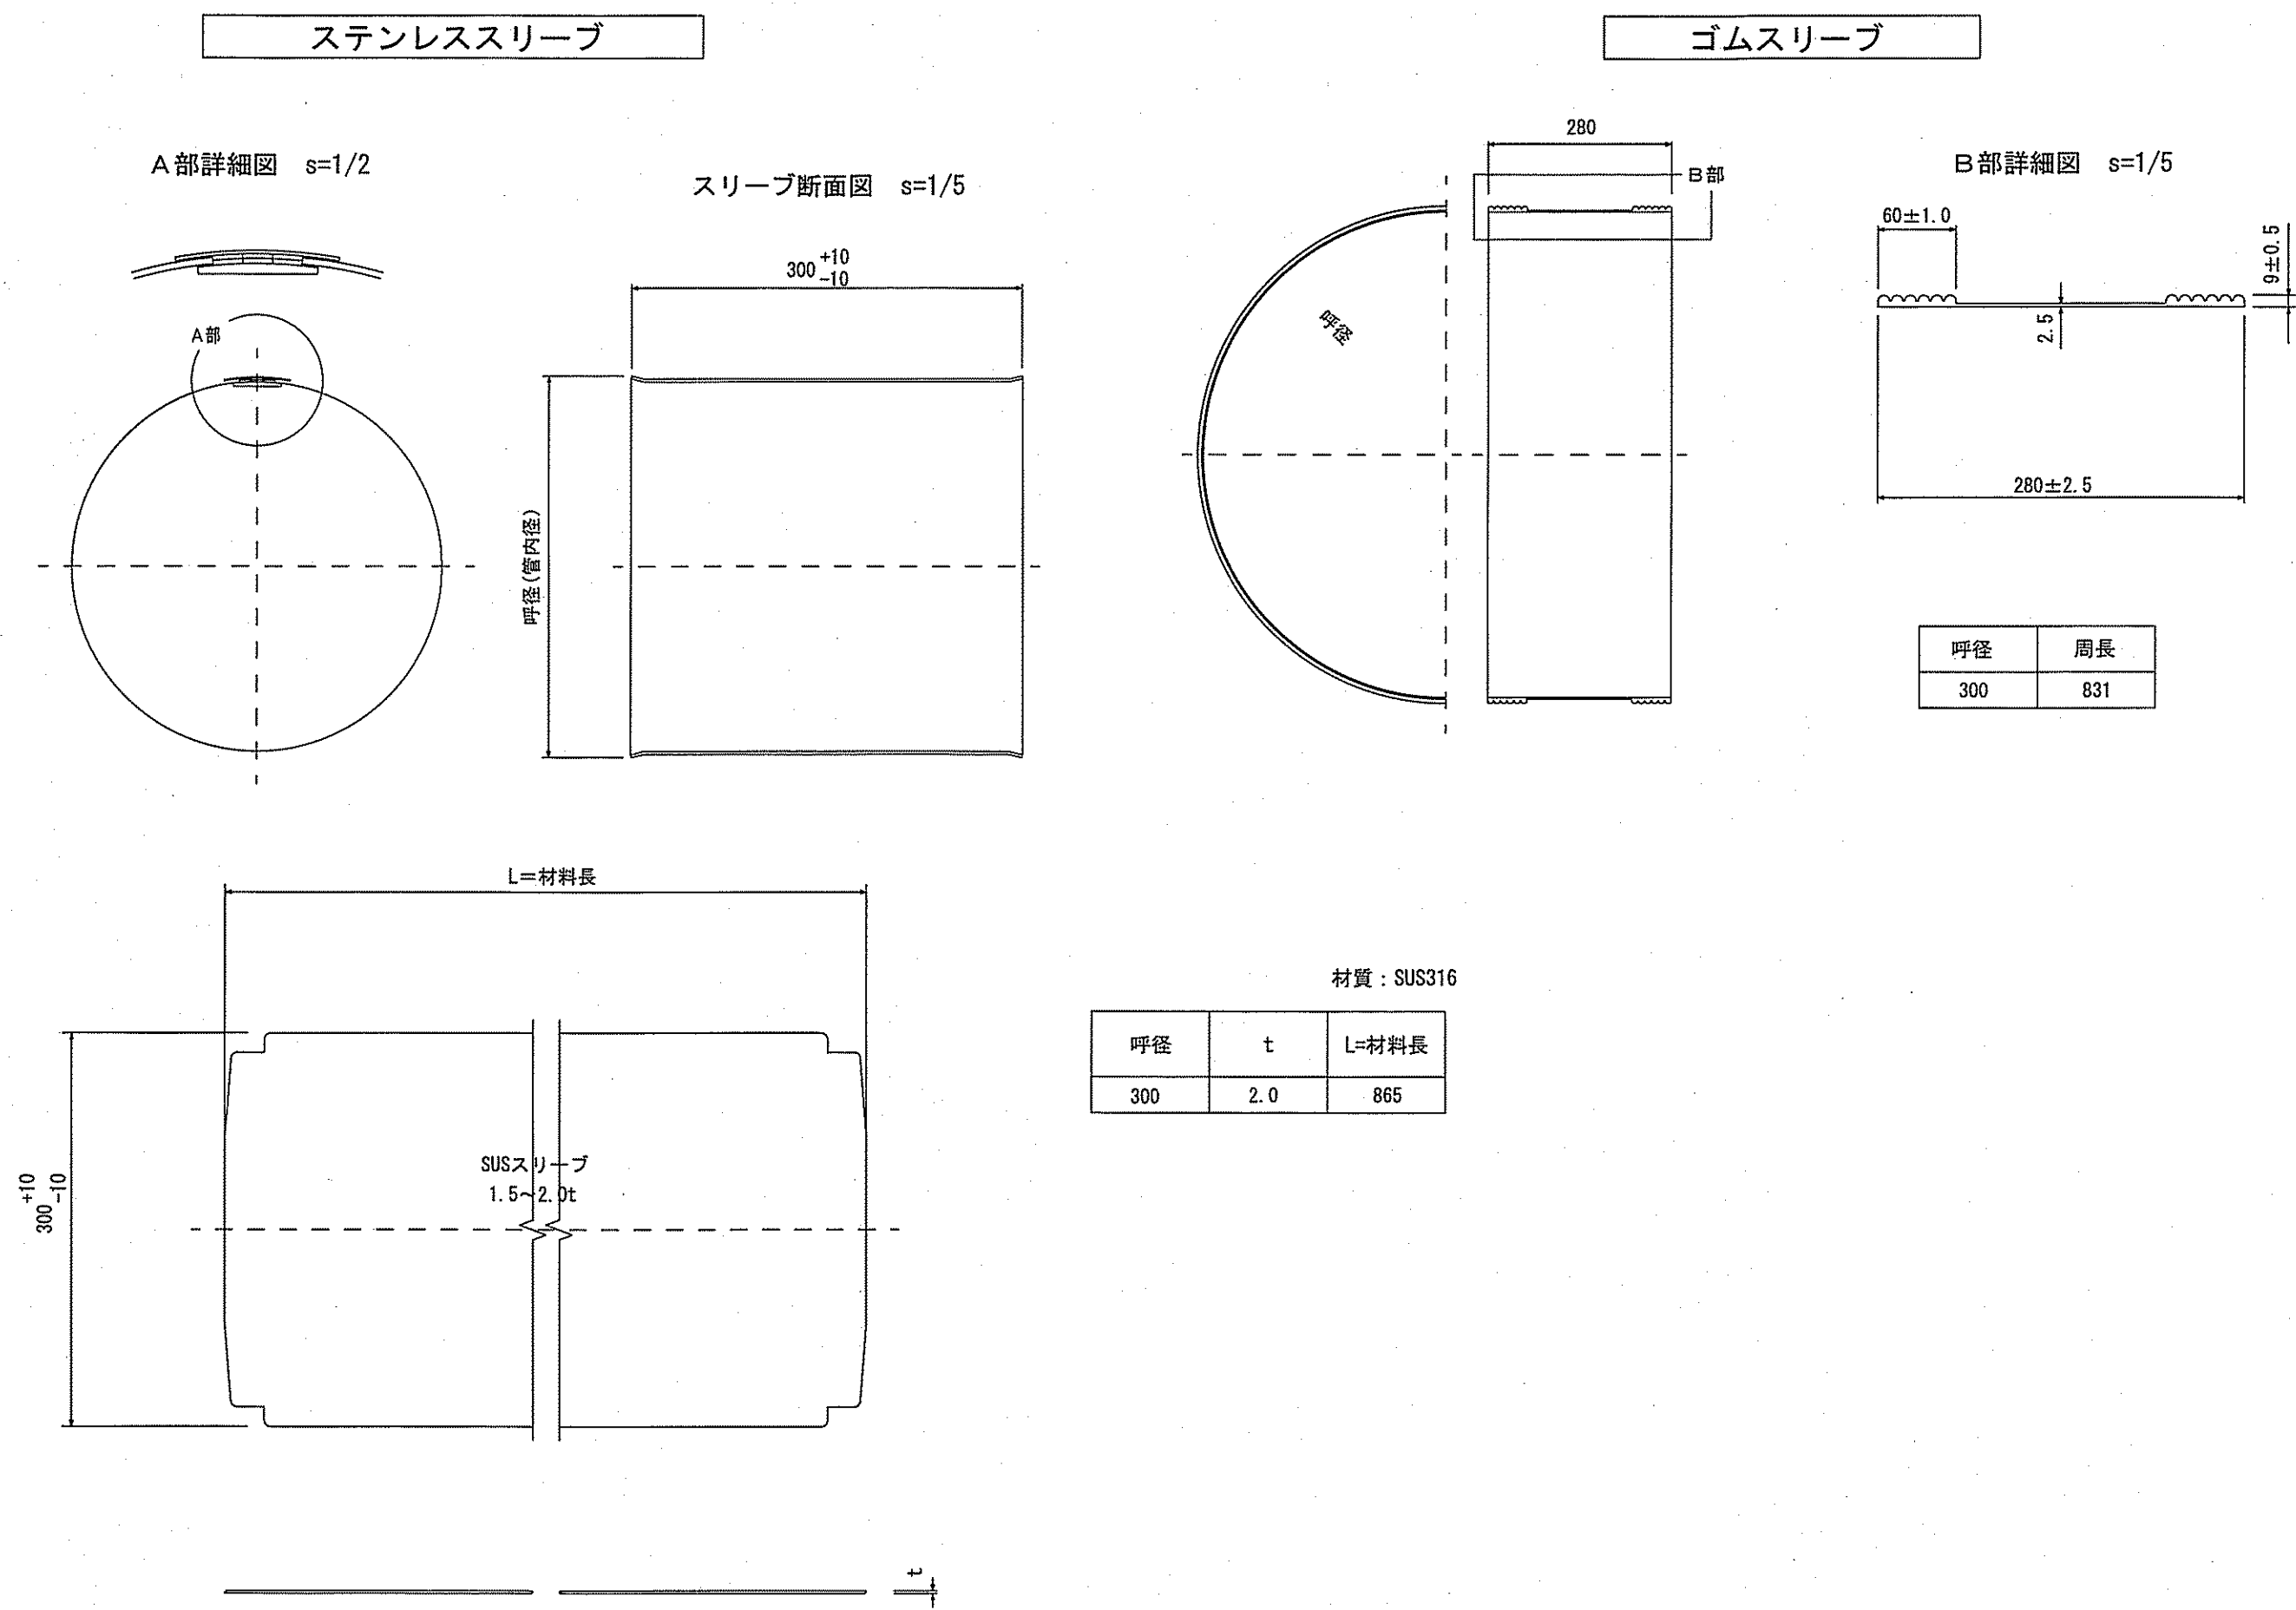

令和7年度		公 共 下 水 道 事 業							
設計番号		全 9		葉ノ内第 9		号			
名称	北街分区合流管渠改築工事(R7-2)					縮 尺			
	可とう継手詳細図(参考図)					図 示			
課長	町田	課長補佐	村松	係長	留	係	竹石	設計	竹石
高知市上下水道局管路管理課									