




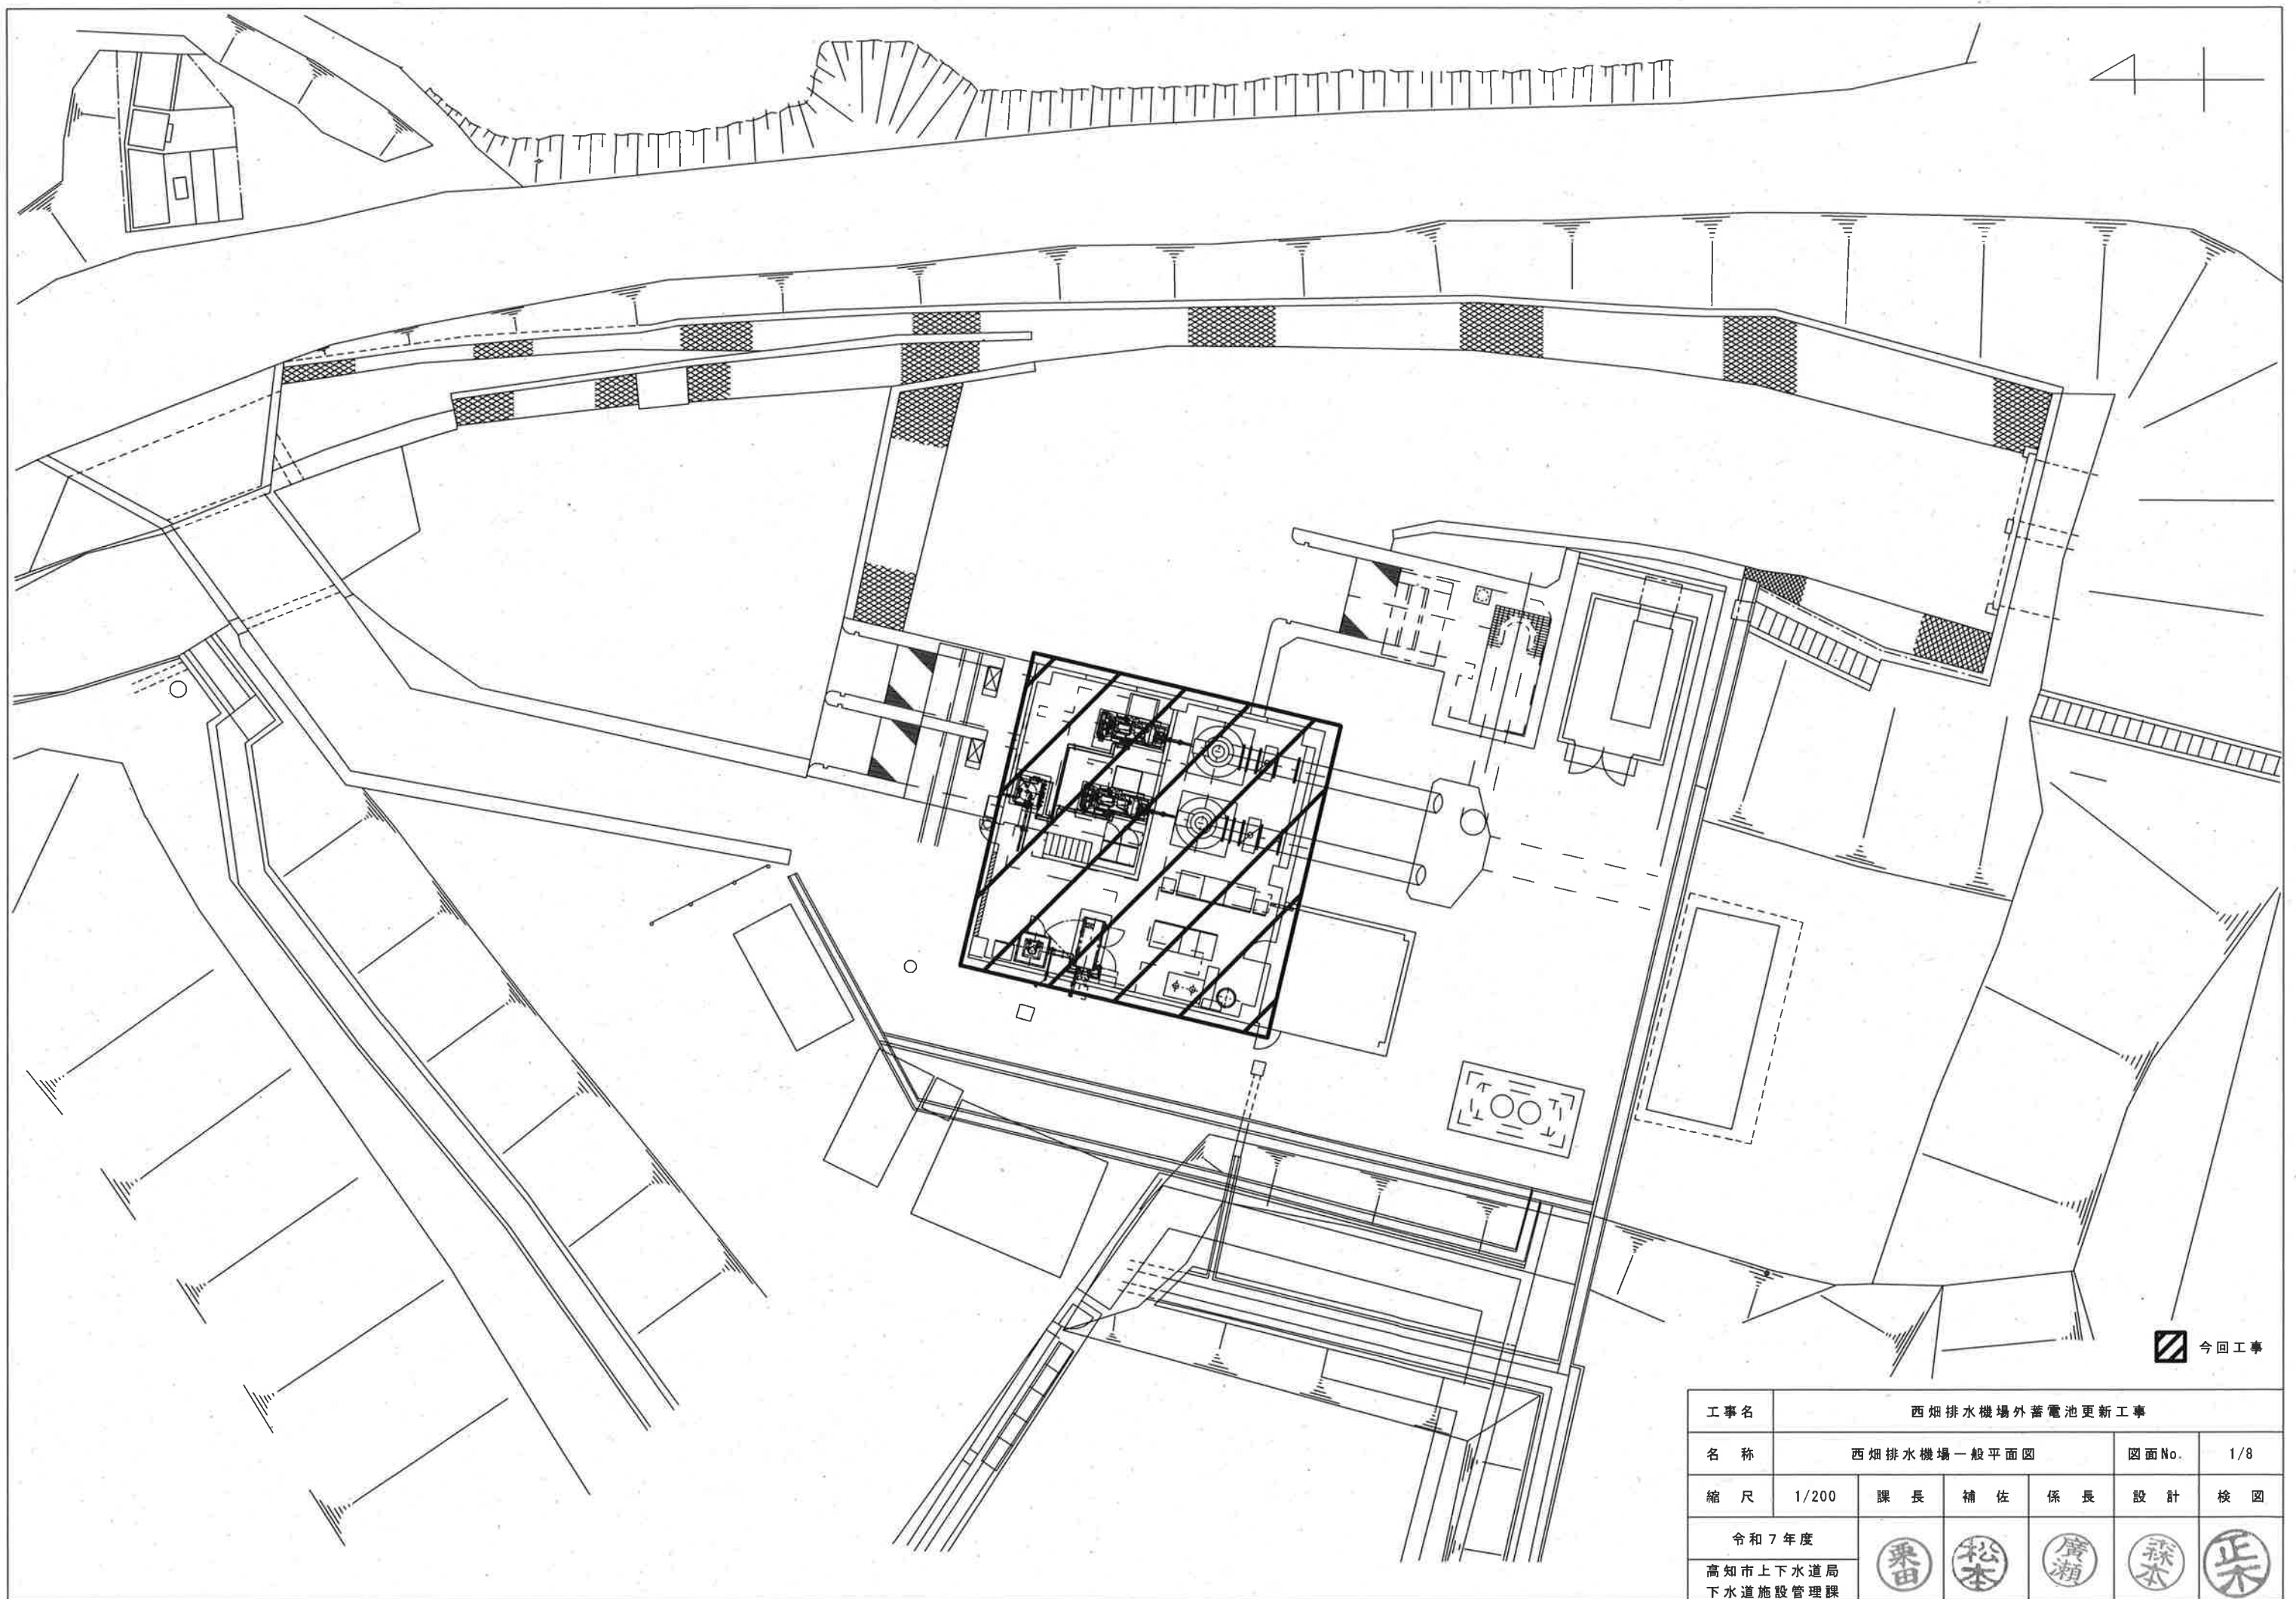

工事名	西畑排水機場外蓄電池更新工事					
名称	西畑排水機場一般平面図			図面No.	1/8	
縮尺	1/200	課長	補佐	係長	設計	検図
令和7年度			栗田	松本	廣瀬	森本
高知市上下水道局 下水道施設管理課			栗田	松本	廣瀬	森本

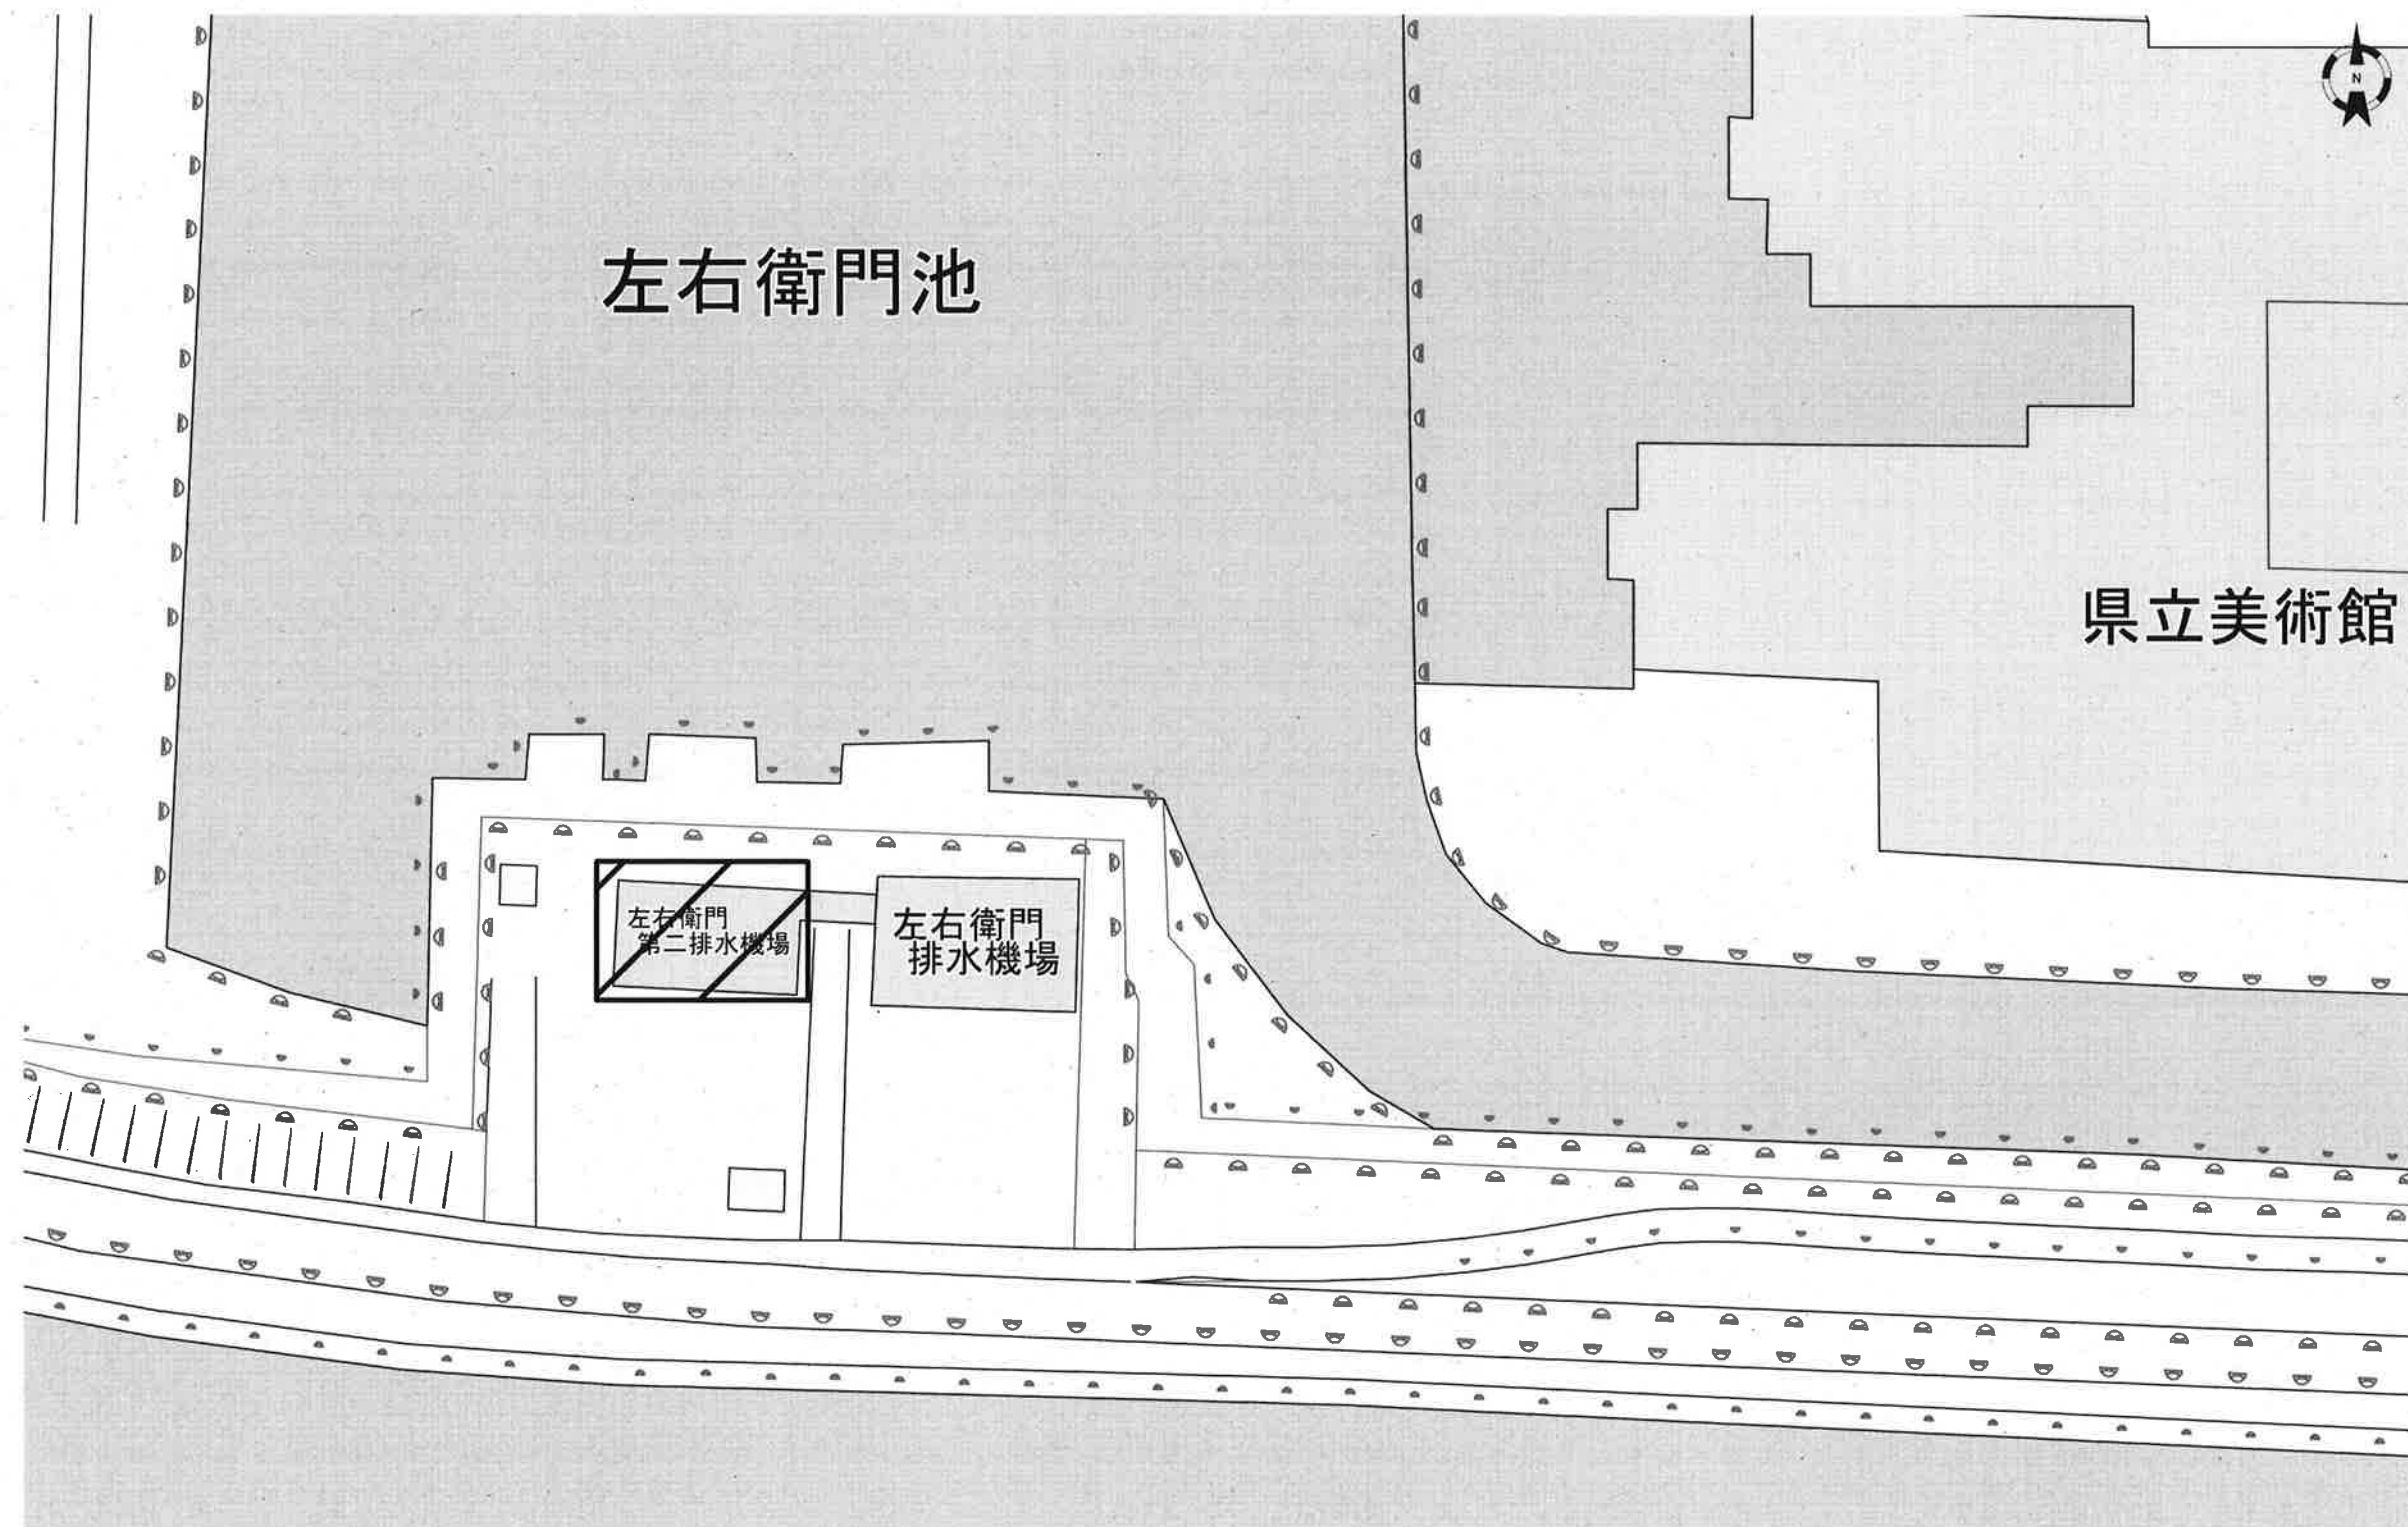


工事名	西畑排水機場外蓄電池更新工事					
名称	左右衛門第二排水機場一般平面図			図面No.	2/8	
縮尺	1/200	課長	補佐	係長	設計	検図
令和7年度		栗田	松本	廣瀬	森本	栗田
高知市上下水道局 下水道施設管理課						

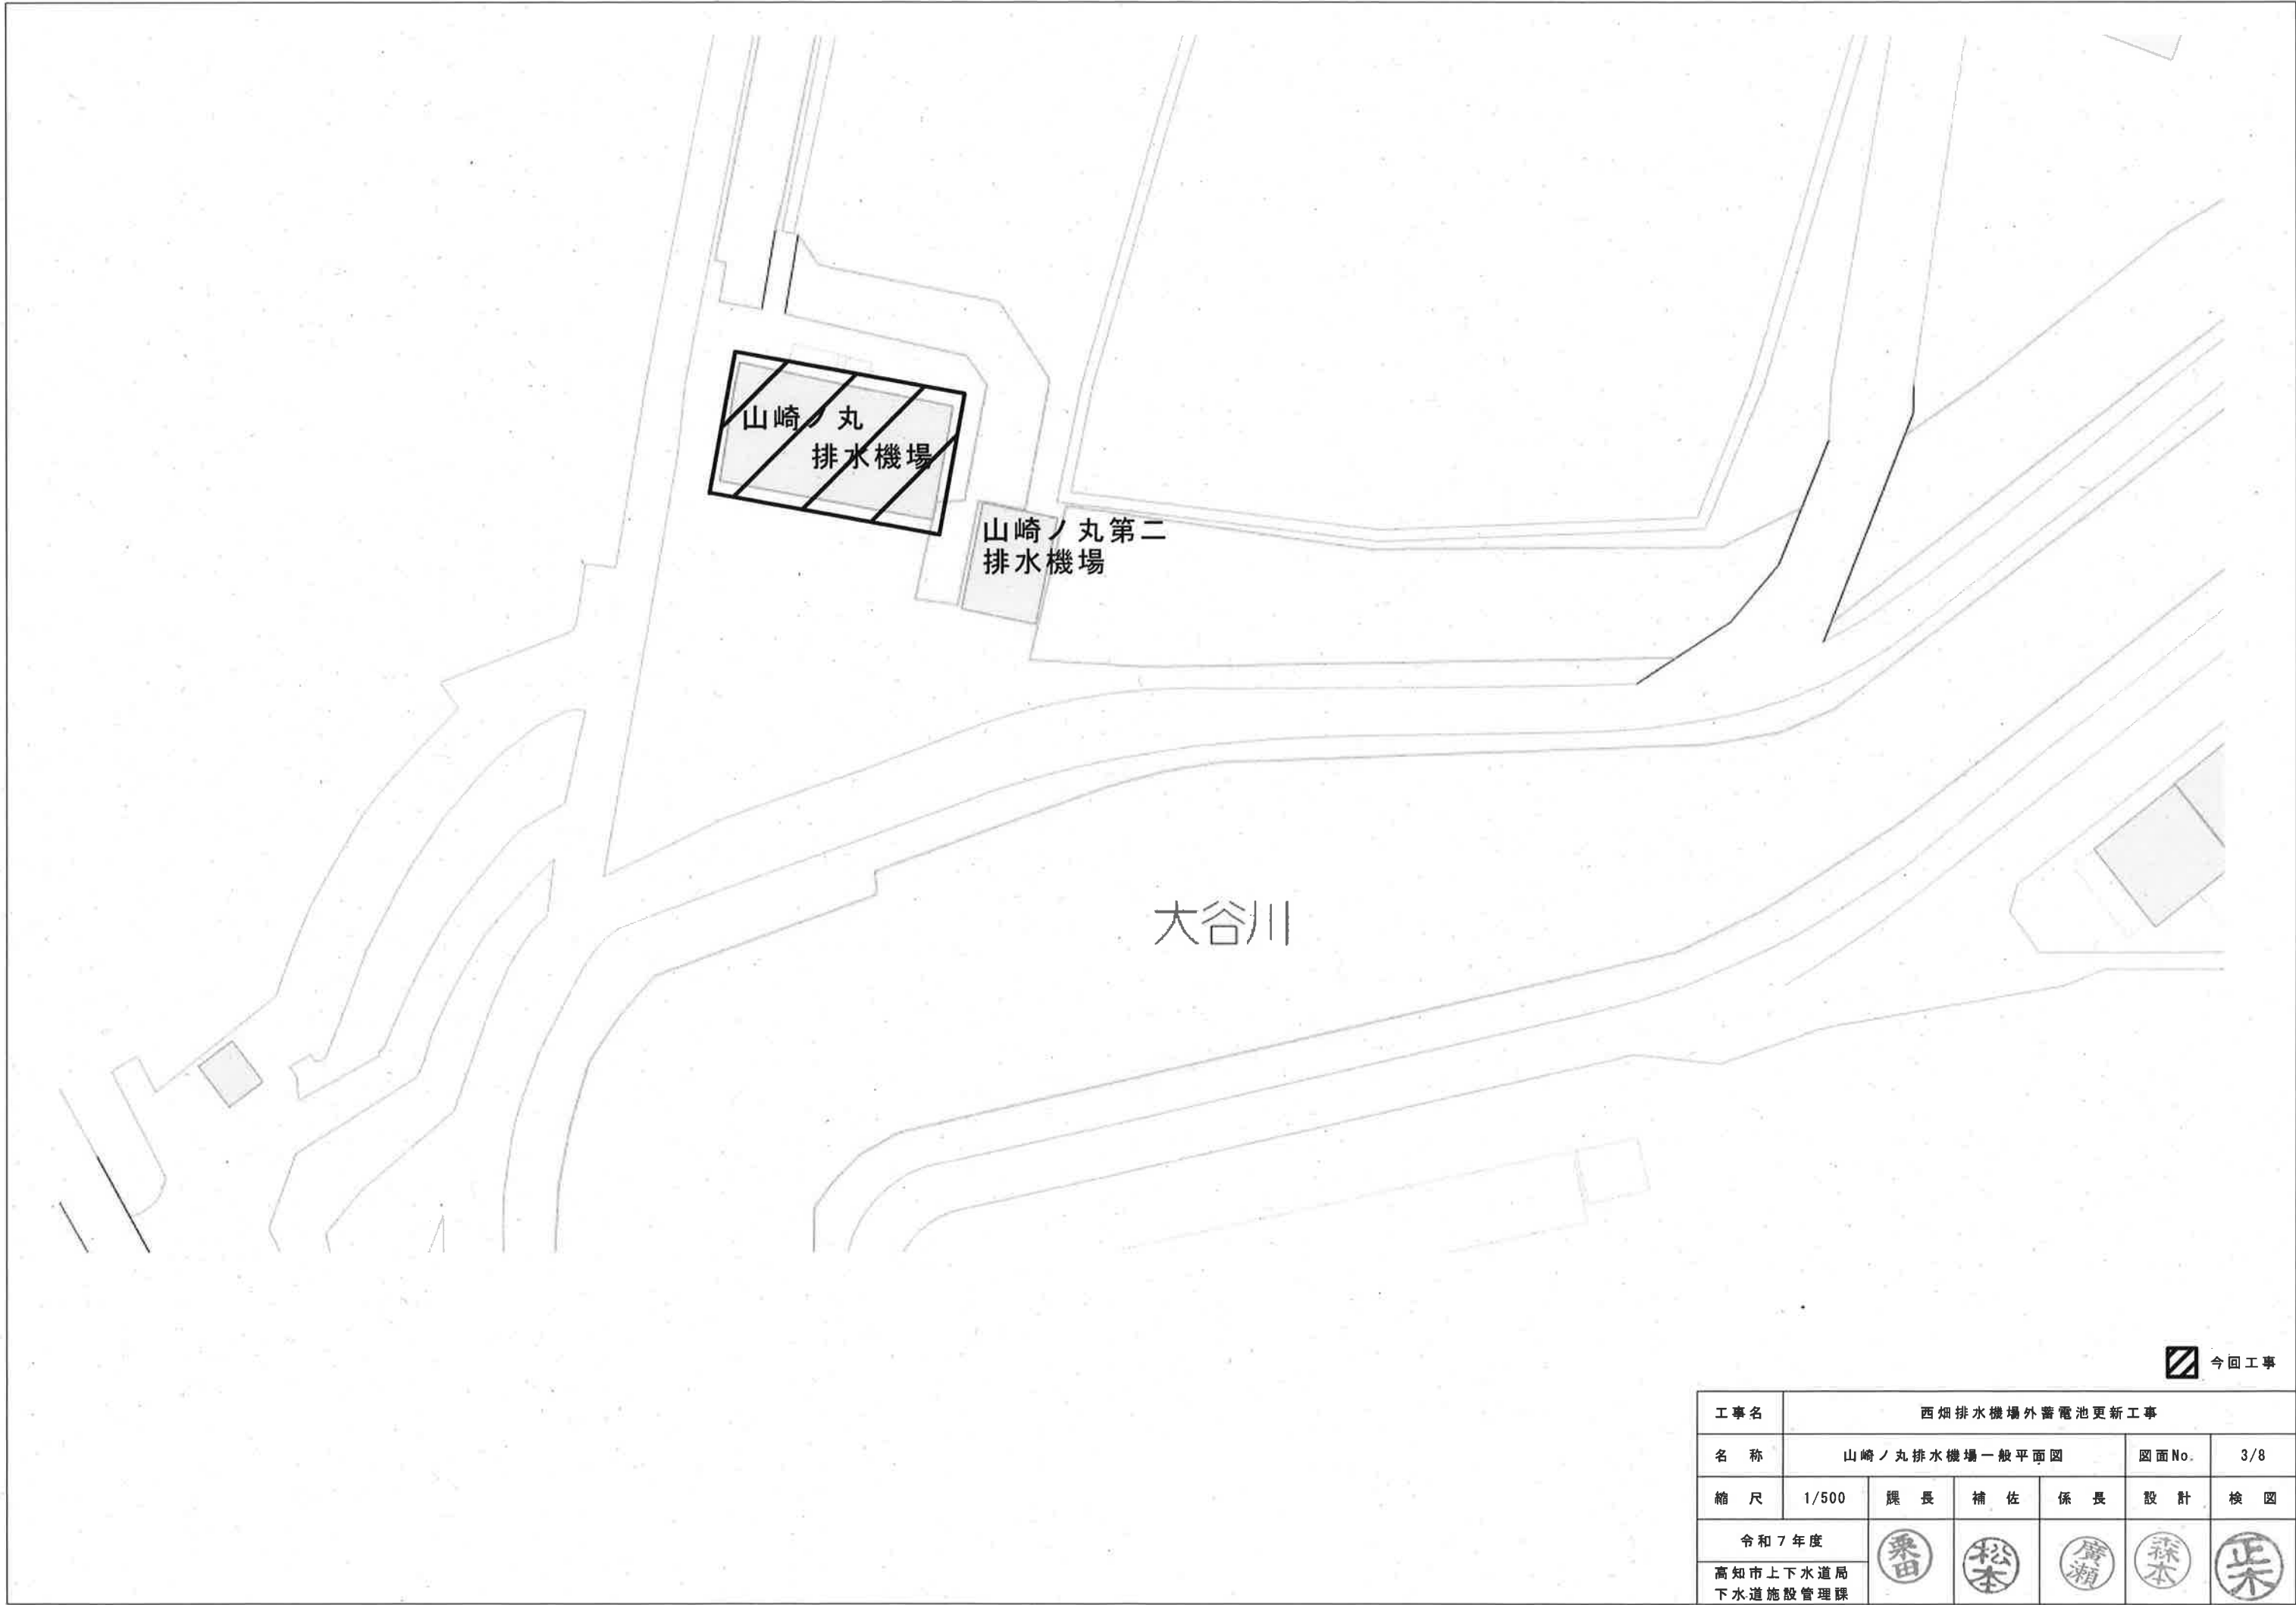


今回工事

工事名	西畑排水機場外蓄電池更新工事					
名称	山崎ノ丸排水機場一般平面図				図面No.	3/8
縮尺	1/500	課長	補佐	係長	設計	検図
令和7年度		栗田	松本	廣瀬	森本	栗
高知市上下水道局 下水道施設管理課						

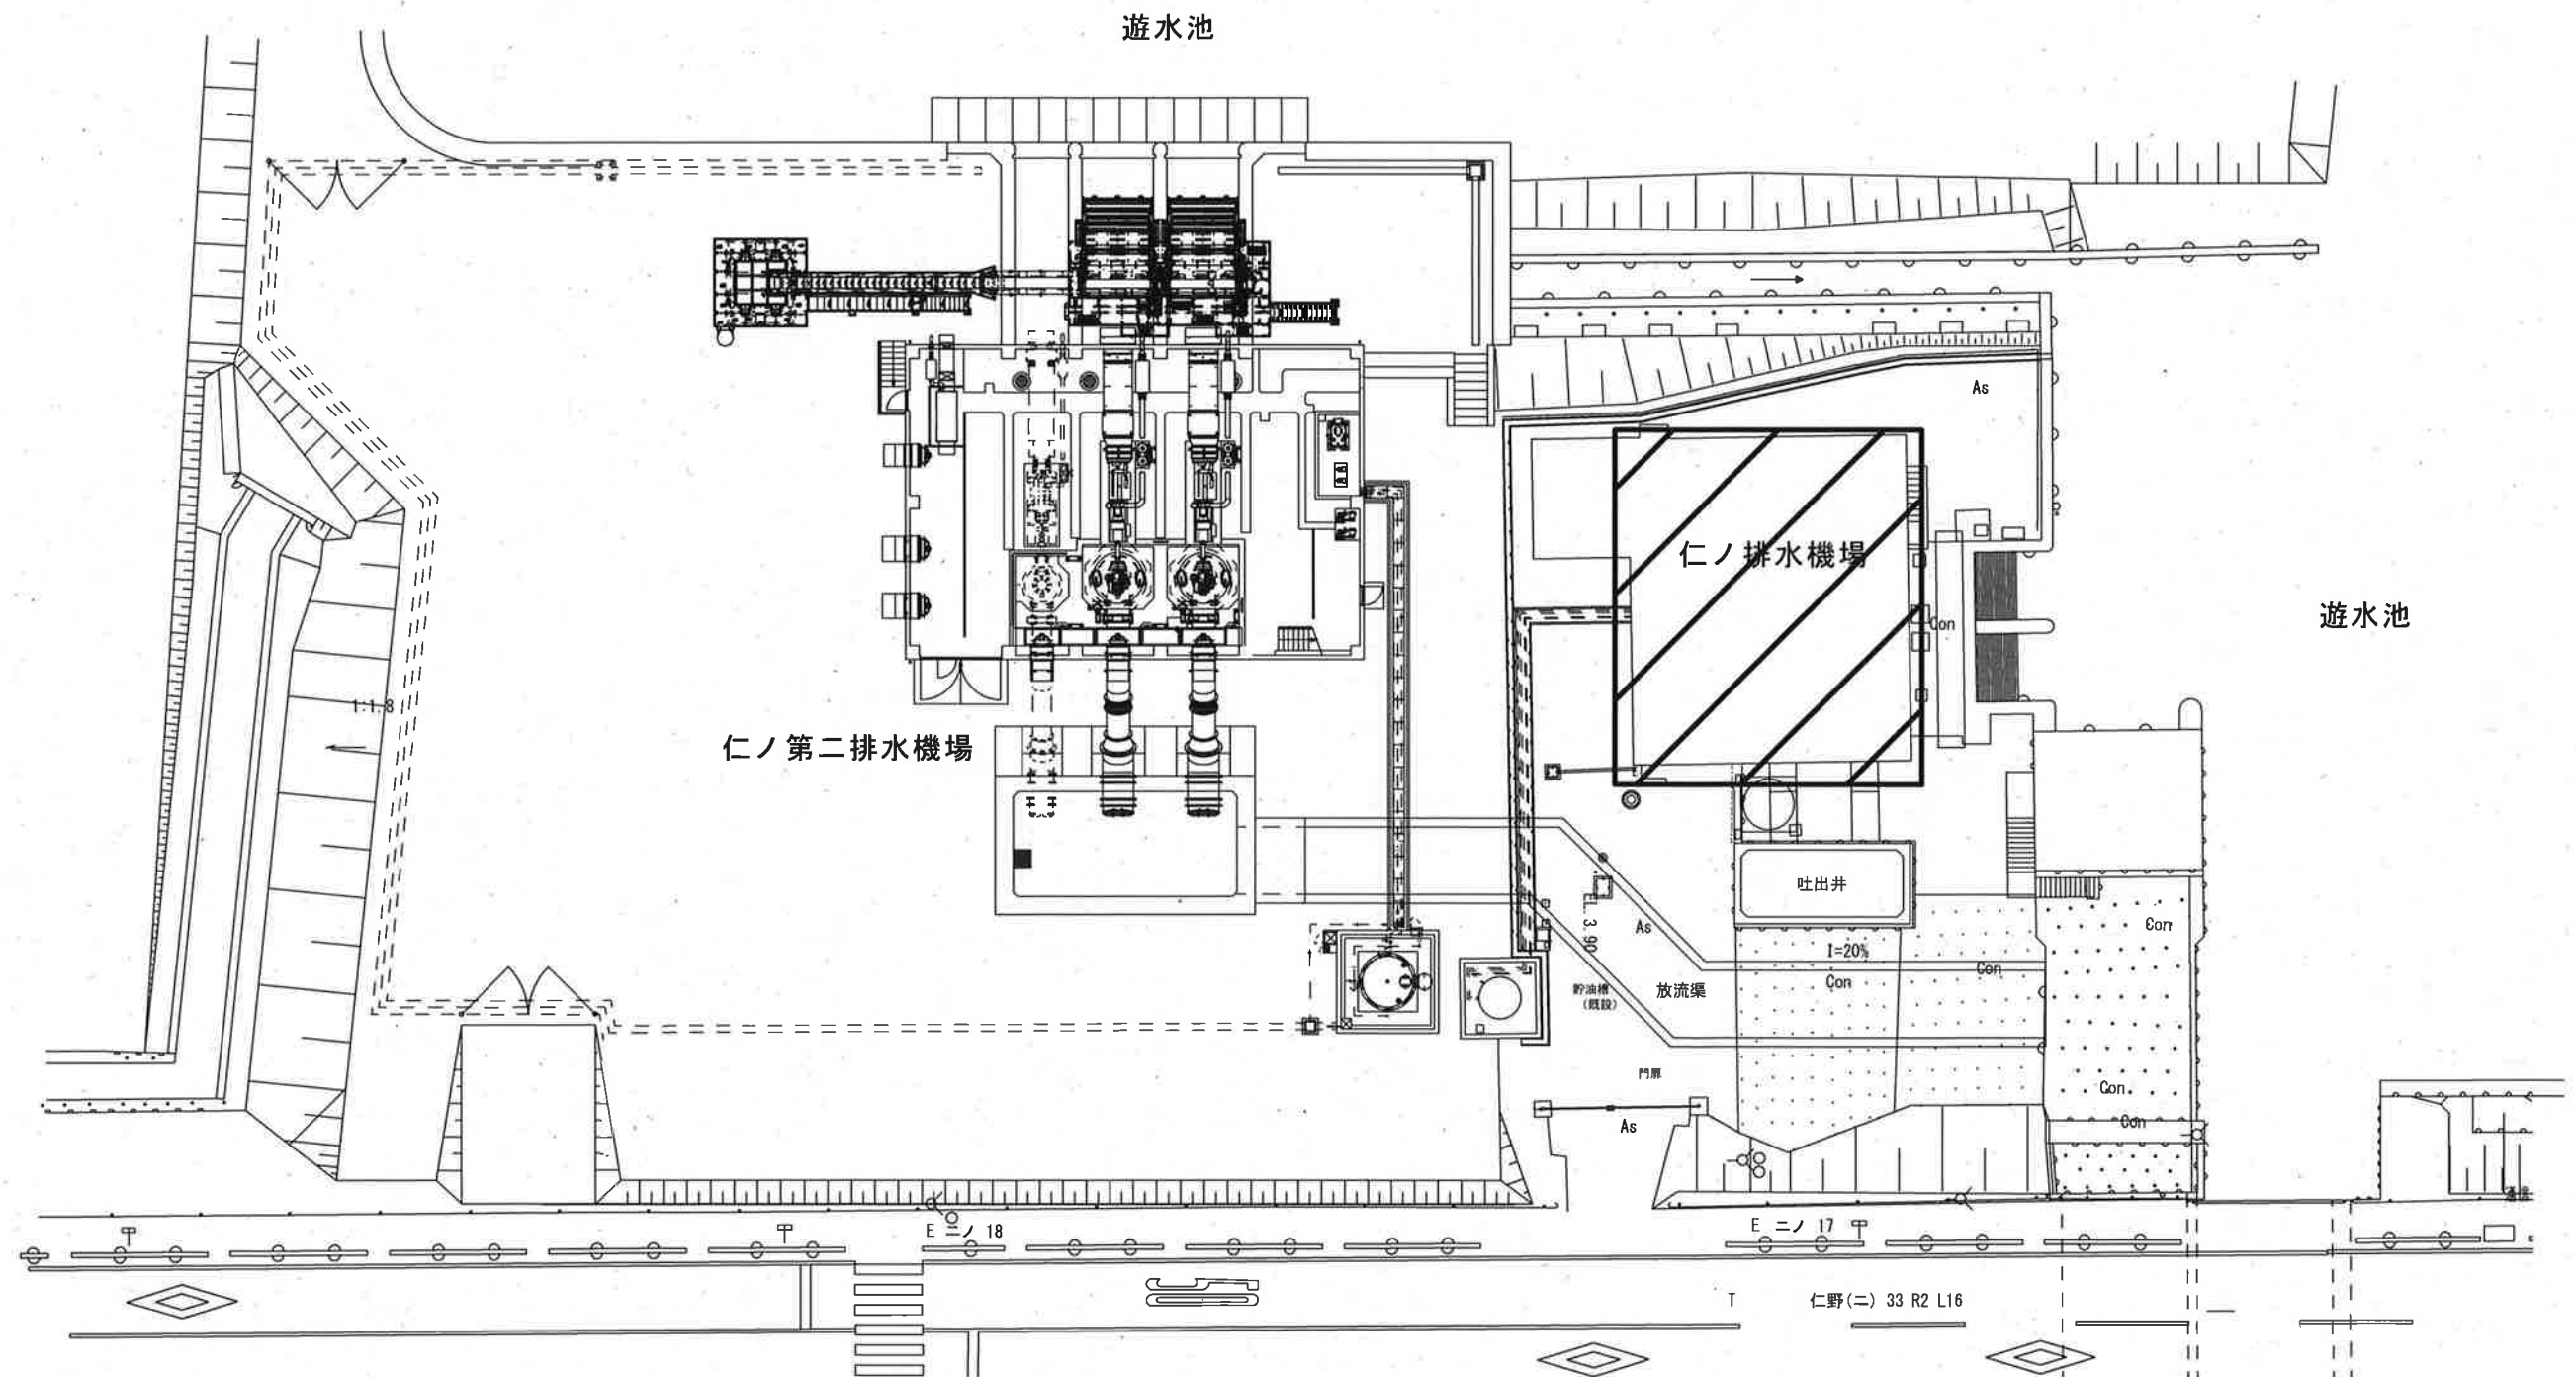

今回工事

工事名	西畑排水機場外蓄電池更新工事					
名称	仁ノ排水機場一般平面図				図面No.	4/8
縮尺	NON	課長	補佐	係長	設計	検図
令和7年度		栗田	松本	廣瀬	森本	栗
高知市上下水道局 下水道施設管理課						

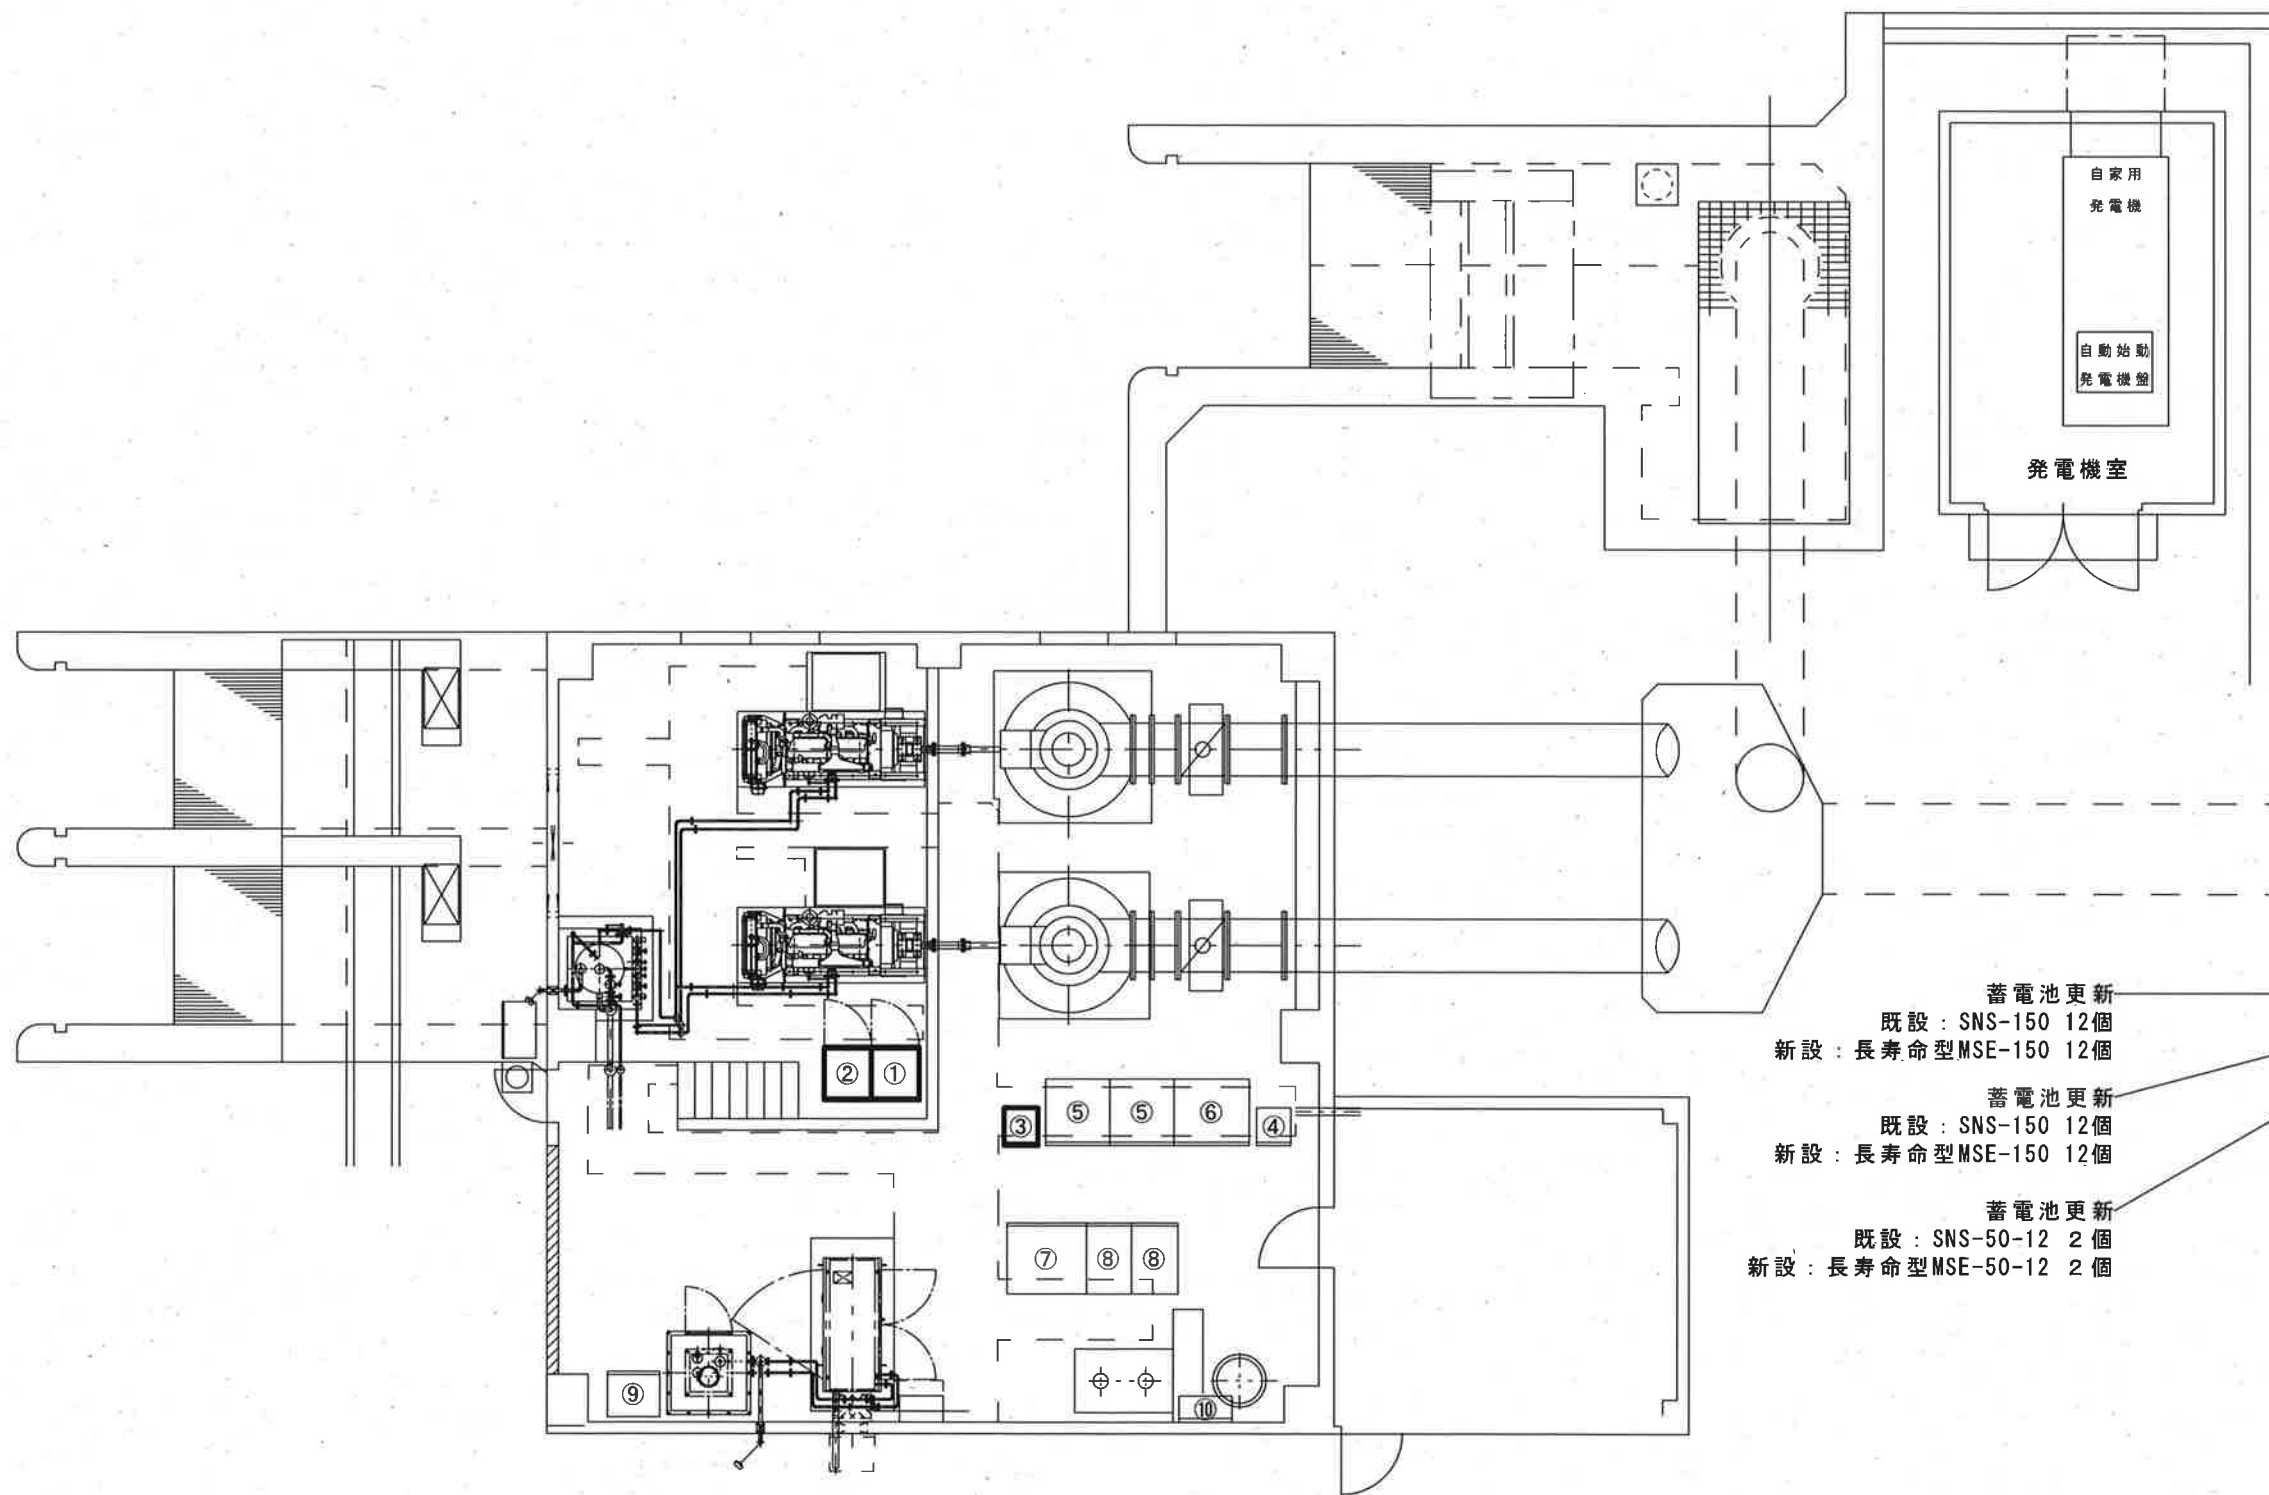


蓄電池更新
既設：SNS-150 12個
新設：長寿命型MSE-150 12個

蓄電池更新
既設：SNS-150 12個
新設：長寿命型MSE-150 12個


蓄電池更新
既設：SNS-50-12 2個
新設：長寿命型MSE-50-12 2個

No.	名 称
①	No.1ポンプ始動用直流電源盤
②	No.2ポンプ始動用直流電源盤
③	No.1制御用直流電源盤
④	No.2制御用直流電源盤
⑤	主ポンプ操作盤
⑥	補機盤
⑦	水中ポンプ補機盤
⑧	水中ポンプ盤
⑨	除塵機動力盤
⑩	接地端子箱

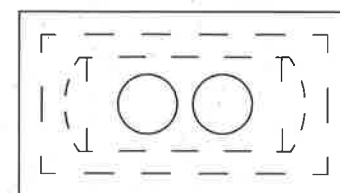


 今回工事

工事名	西畑排水機場外蓄電池更新工事					
名 称	西畑排水機場平面図				図面No.	5/8
縮 尺	1/100	課 長	補 佐	係 長	設 計	検 図
令和7年度						
高知市上下水道局 下水道施設管理課						

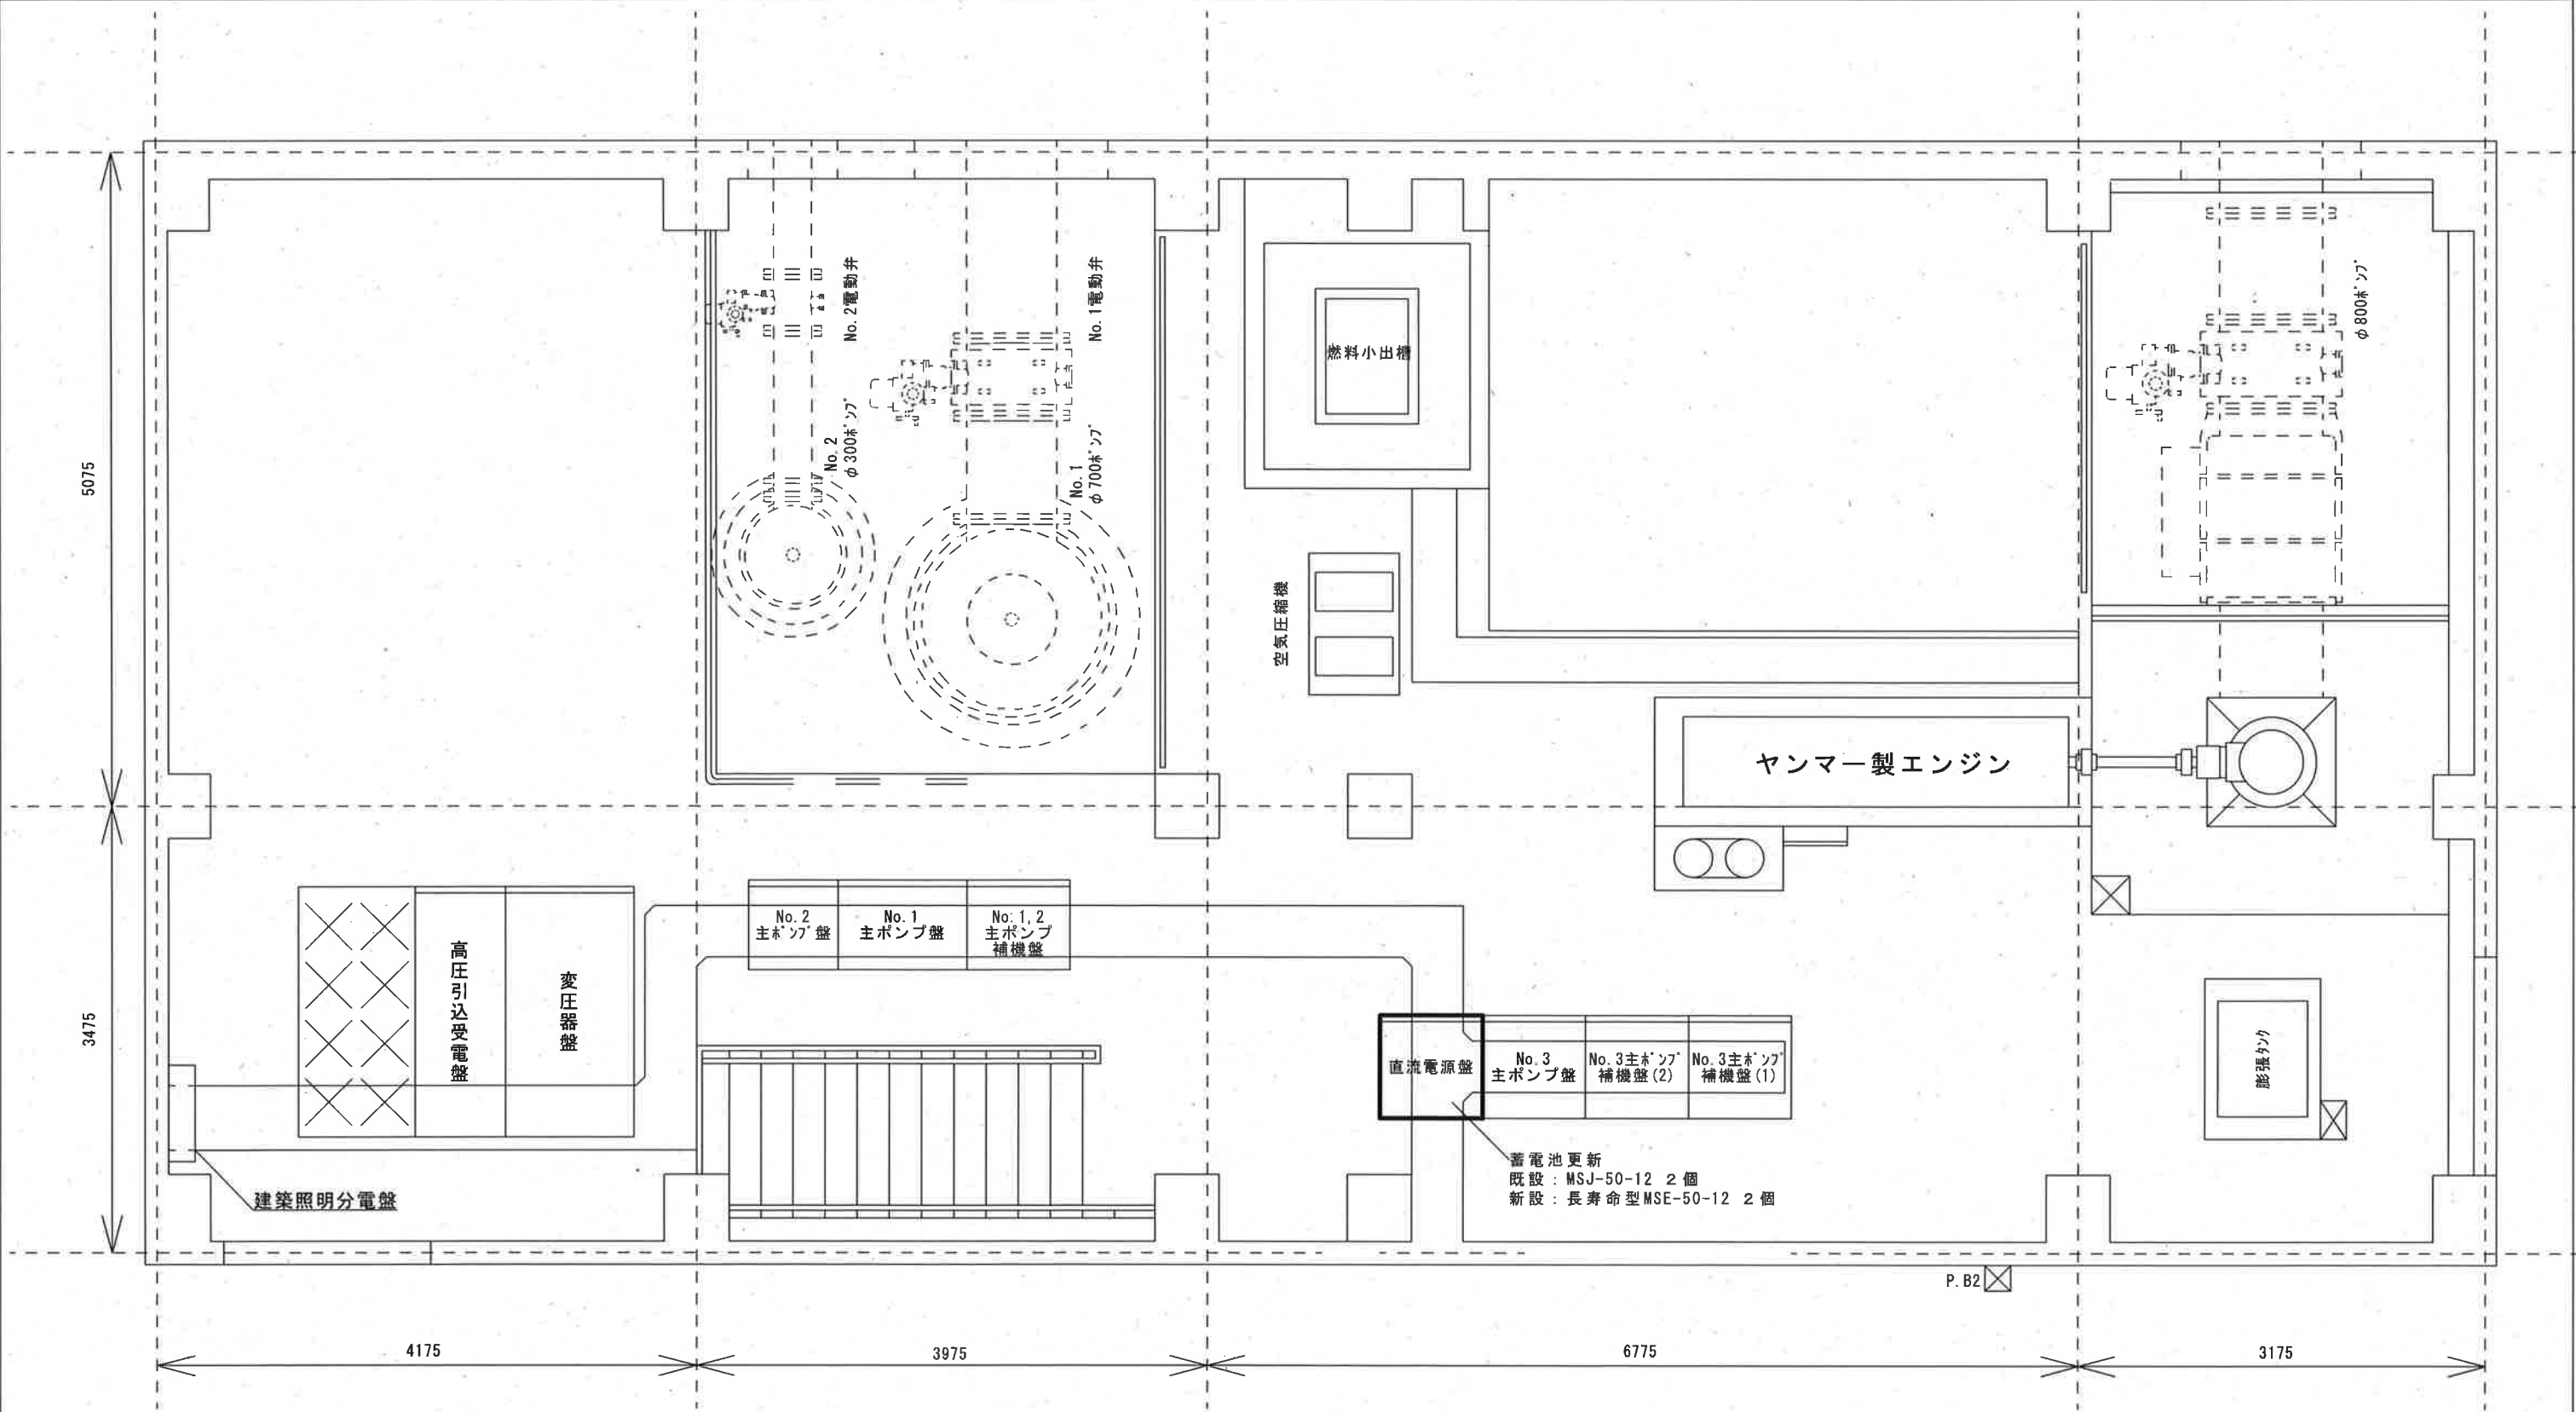


☐ 今回工事

工事名	西畑排水機場外蓄電池更新工事					
名 称	左右衛門第二排水機場平面図				図面No.	6/8
縮 尺	1/50	課 長	補 佐	係 長	設 計	検 図
令和7年度						
高知市上下水道局 下水道施設管理課						

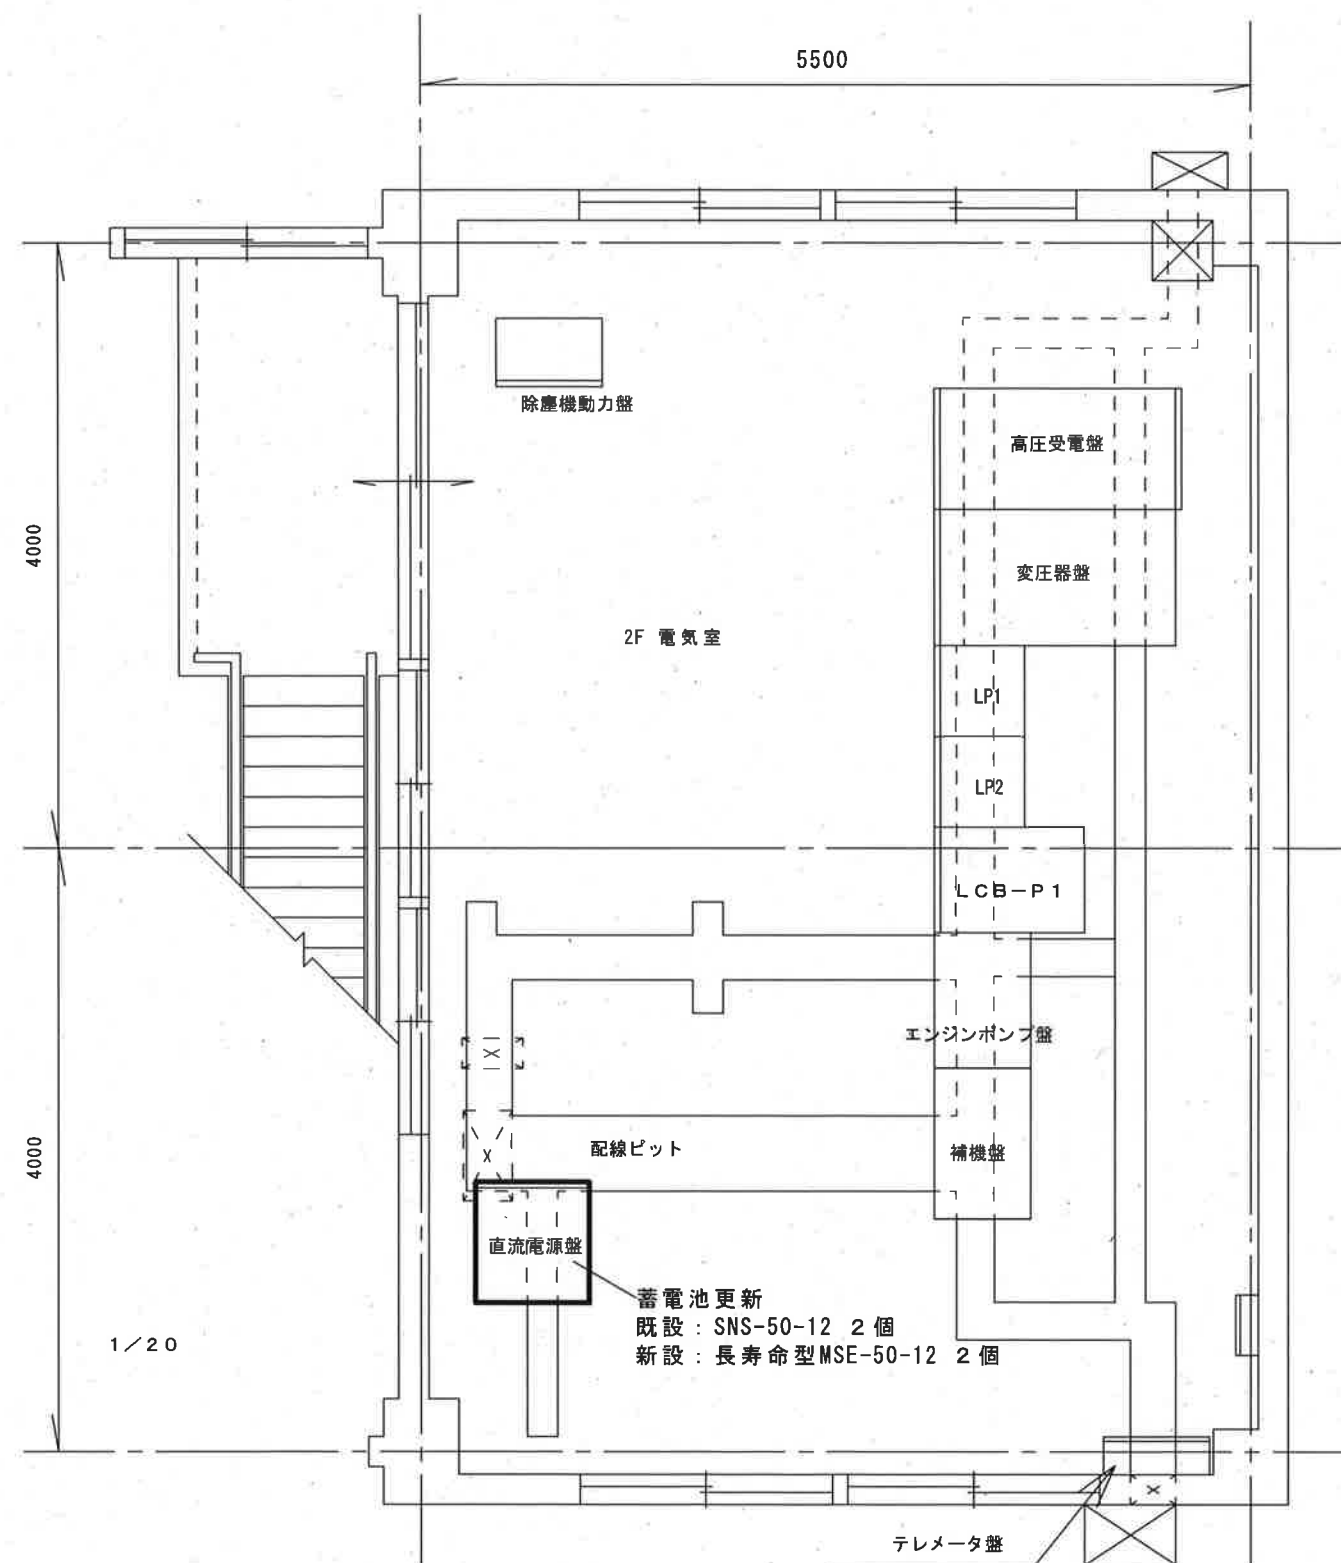

今回工事

工事名	西畑排水機場外蓄電池更新工事					
名称	山崎ノ丸排水機場平面図			図面No.	7/8	
縮尺	1/50	課長	補佐	係長	設計	検図
令和7年度						
高知市上下水道局 下水道施設管理課						

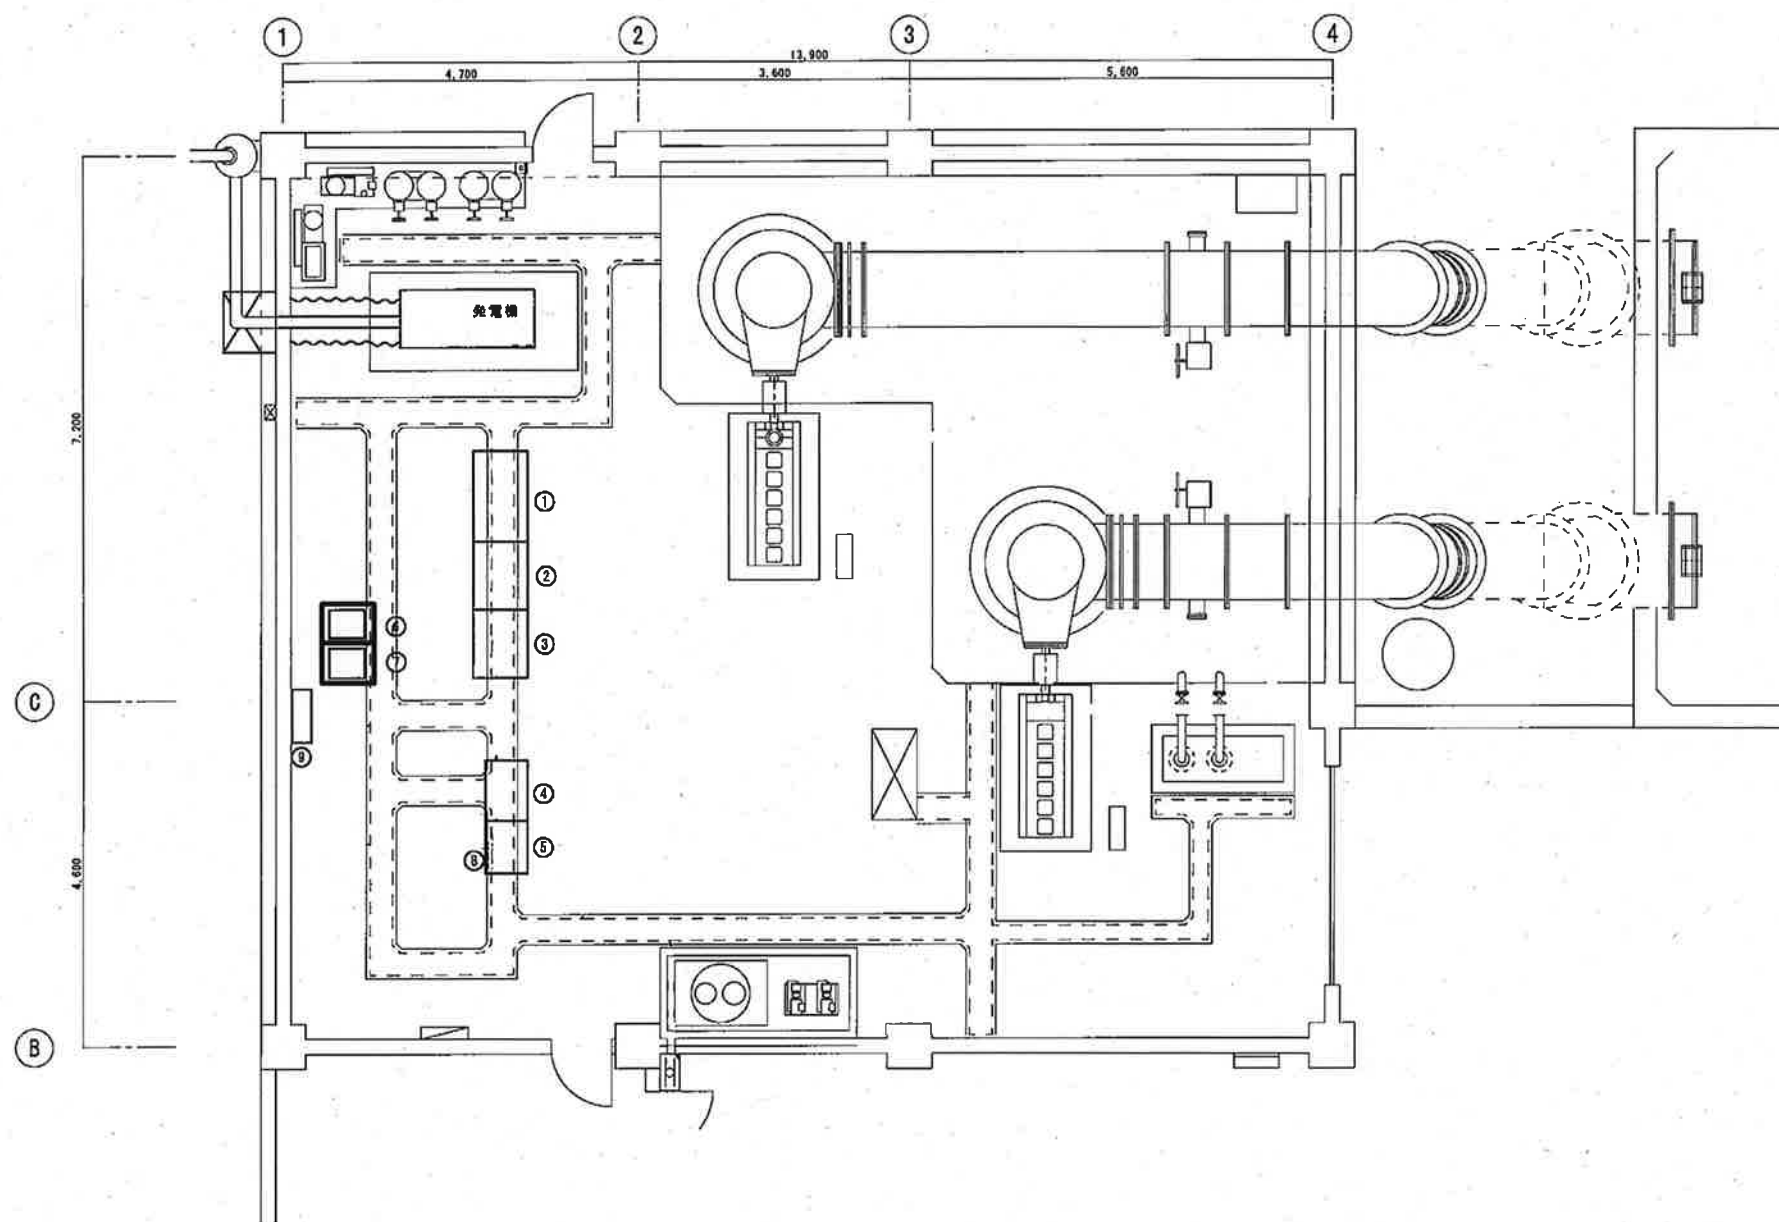

番号	名 称
①	補機動力盤
②	No.2エンジンポンプ操作盤
③	No.1エンジンポンプ操作盤
④	除塵機動力盤
⑤	ゲート遠方監視盤
⑥	No.2直流電源盤
⑦	No.1直流電源盤
⑧	自動通報装置（ゲート遠方監視盤内）
⑨	テレメータ盤

蓄電池更新
既設：SNS-50-12 2個
新設：長寿命型MSE-50-12 2個

蓄電池更新
既設：SNS-50-12 2個
新設：長寿命型MSE-50-12 2個

☐ 今回工事

工事名	西畑排水機場外蓄電池更新工事					
名 称	仁ノ排水機場平面図				図面No.	8/8
縮 尺	1/100	課 長	補 佐	係 長	設 計	検 図
令和7年度		栗田	松本	廣瀬	森本	栗田
高知市上下水道局 下水道施設管理課						