


工事場所 (南ヶ丘送水ポンプ所)
高知市春野町内ノ谷2249他



南消防署

付近見取図
(S=NON)

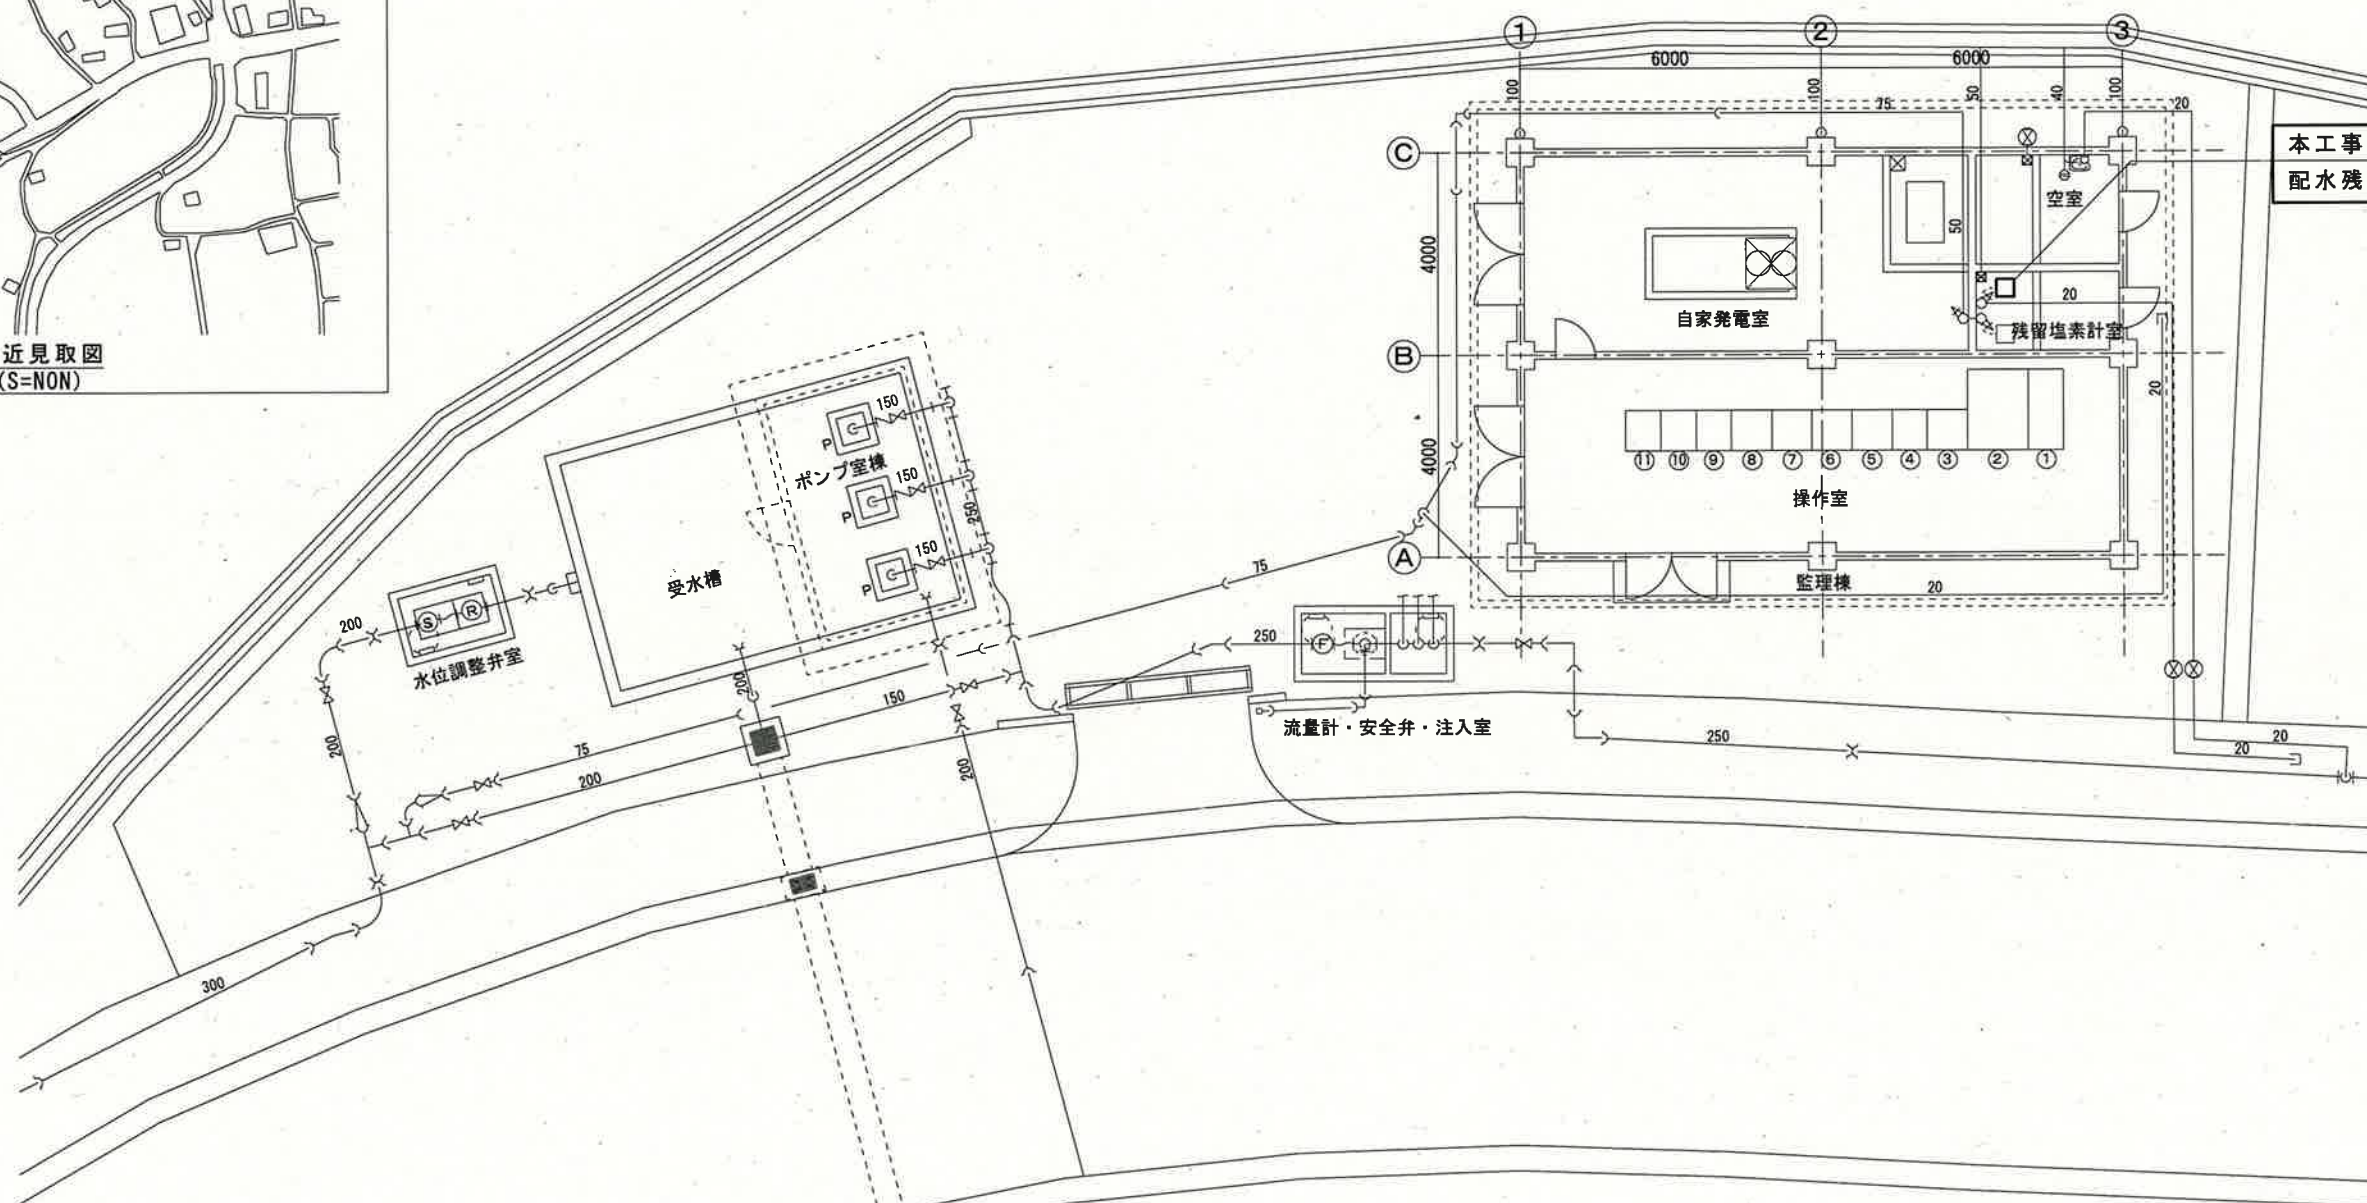

本工事対象
配水残留塩素計

一般平面図
(S=1/150)

No	名称	備考
①	引込受電盤	既設
②	変圧器盤	〃
③	主回路切替盤	〃
④	No. 1送水ポンプ盤	〃
⑤	No. 2送水ポンプ盤	〃
⑥	No. 3送水ポンプ盤	〃
⑦	補機盤	〃
⑧	補助継電器盤	〃
⑨	計装盤	〃
⑩	テレメータ盤	〃
⑪	UPS	〃

注記



- は、今回工事(更新)を示す。
- その他は、既設を示す。

参考図

課長	課長補佐	係長	調査	設計
武内	岩佐	伊藤	米	田辺
南ヶ丘送水ポンプ所外配水残留塩素計更新工事				令和7年度 PE-01
付近見取図、一般平面図(南ヶ丘送水ポンプ所)				縮尺 NON 1/150
高知市上下水道局浄水課				


計装回路図

配水池残留塩素

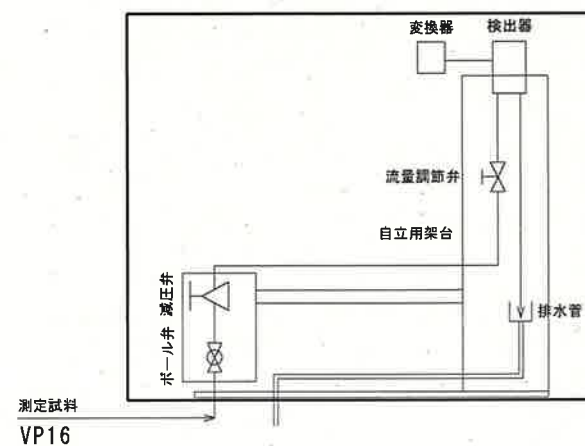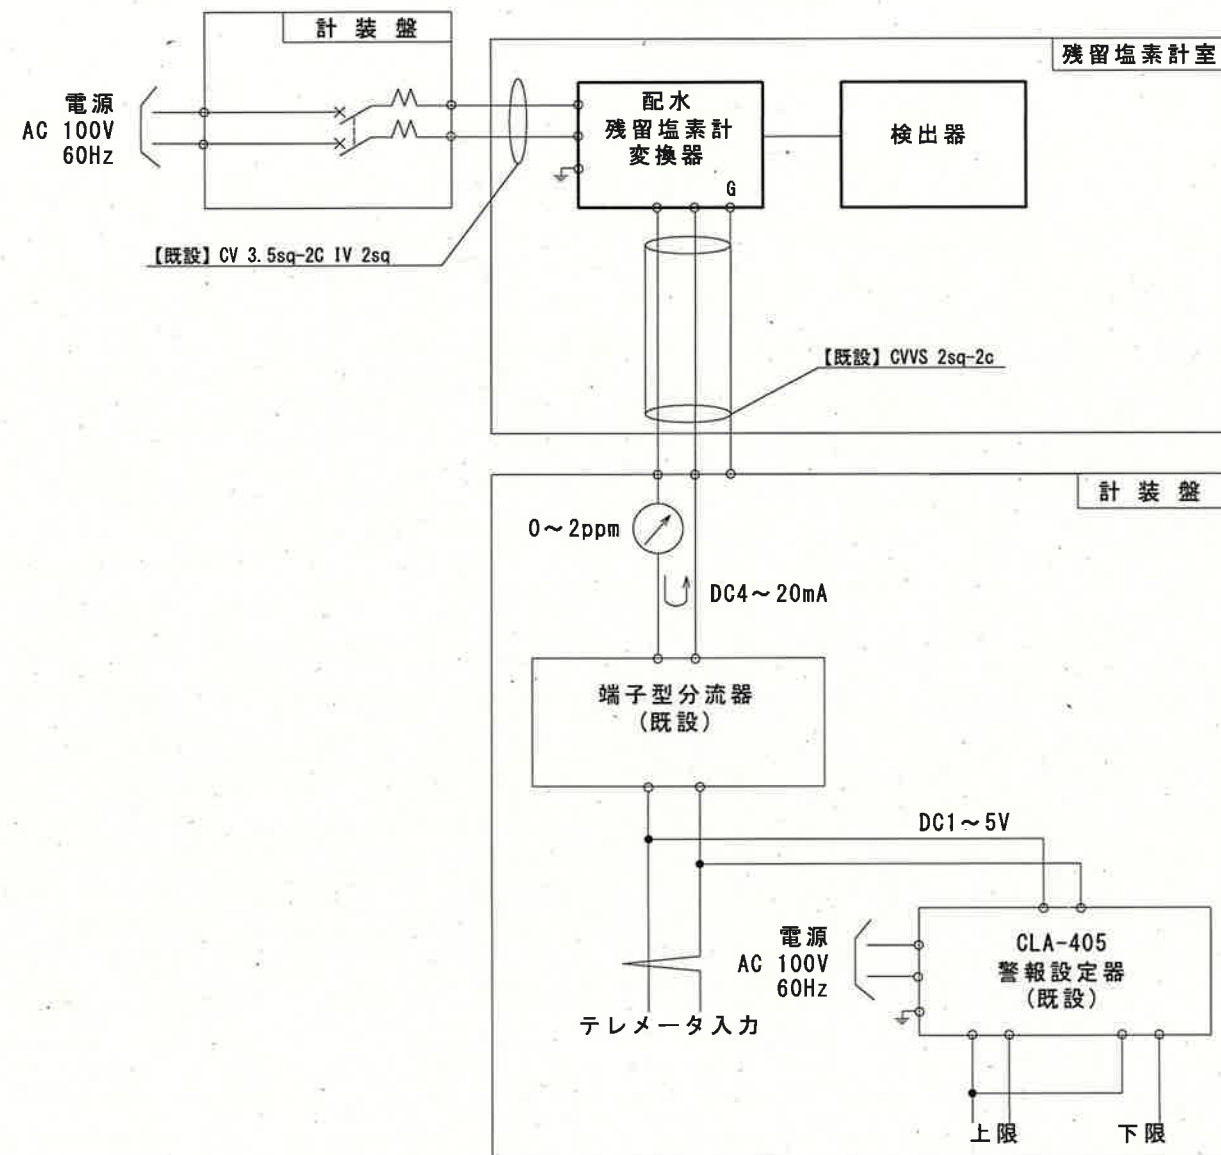


配管系統図

注記
□ : 更新対象

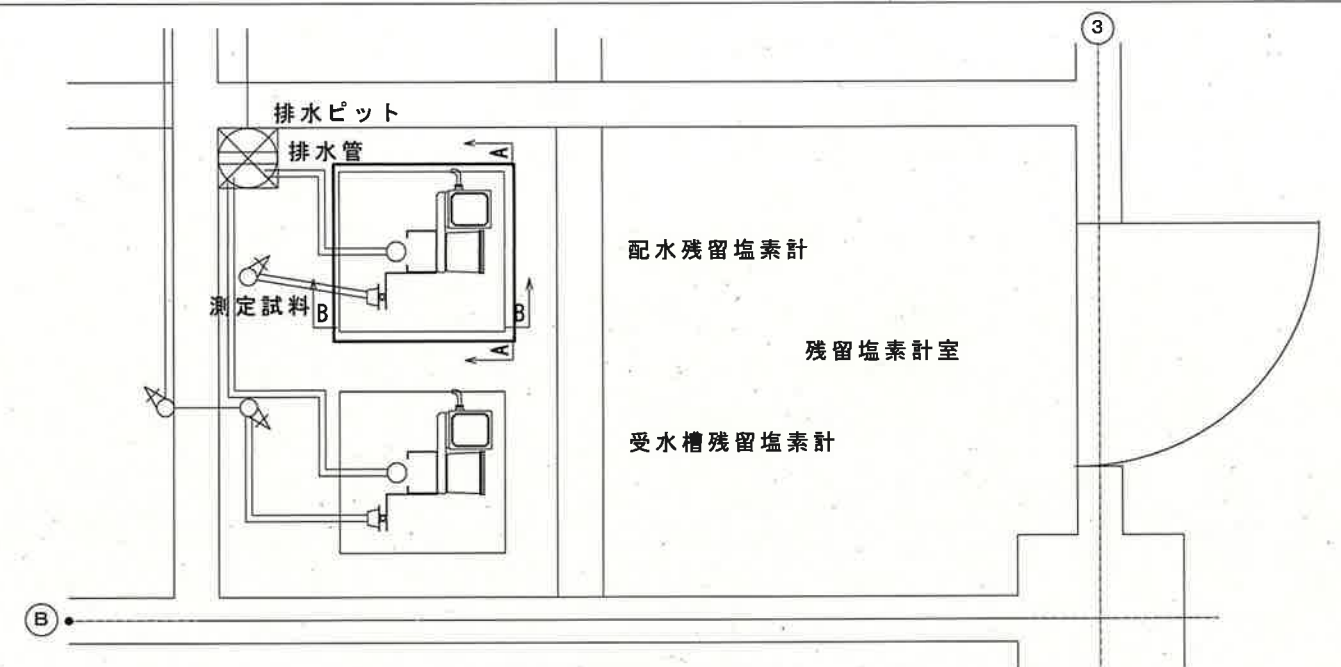

残留塩素計室 平面図
(S=1/25)

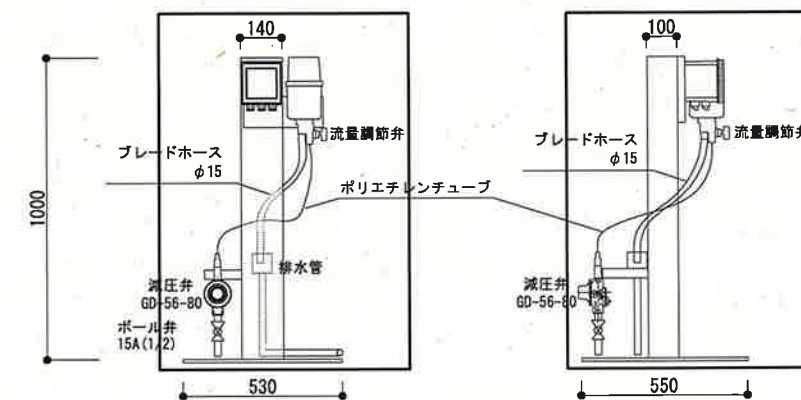

配水残留塩素計 姿図
(S=1/25)

注記
□ : 更新対象


参考図

課長	課長補佐	係長	調査	設計
武内	岩佐	伊藤	米	田
南ヶ丘送水ポンプ所外配水残留塩素計更新工事				令和7年度
				図番 PE-03
計装回路図・配管系統図(南ヶ丘送水ポンプ所) 平面図(残留塩素計室), 姿図(配水残留塩素計)				縮尺 NON 1/25
高知市上下水道局浄水課				

工事場所
(みづき坂送水ポンプ所)
みづき三丁目201番



付近見取図
(S=NON)

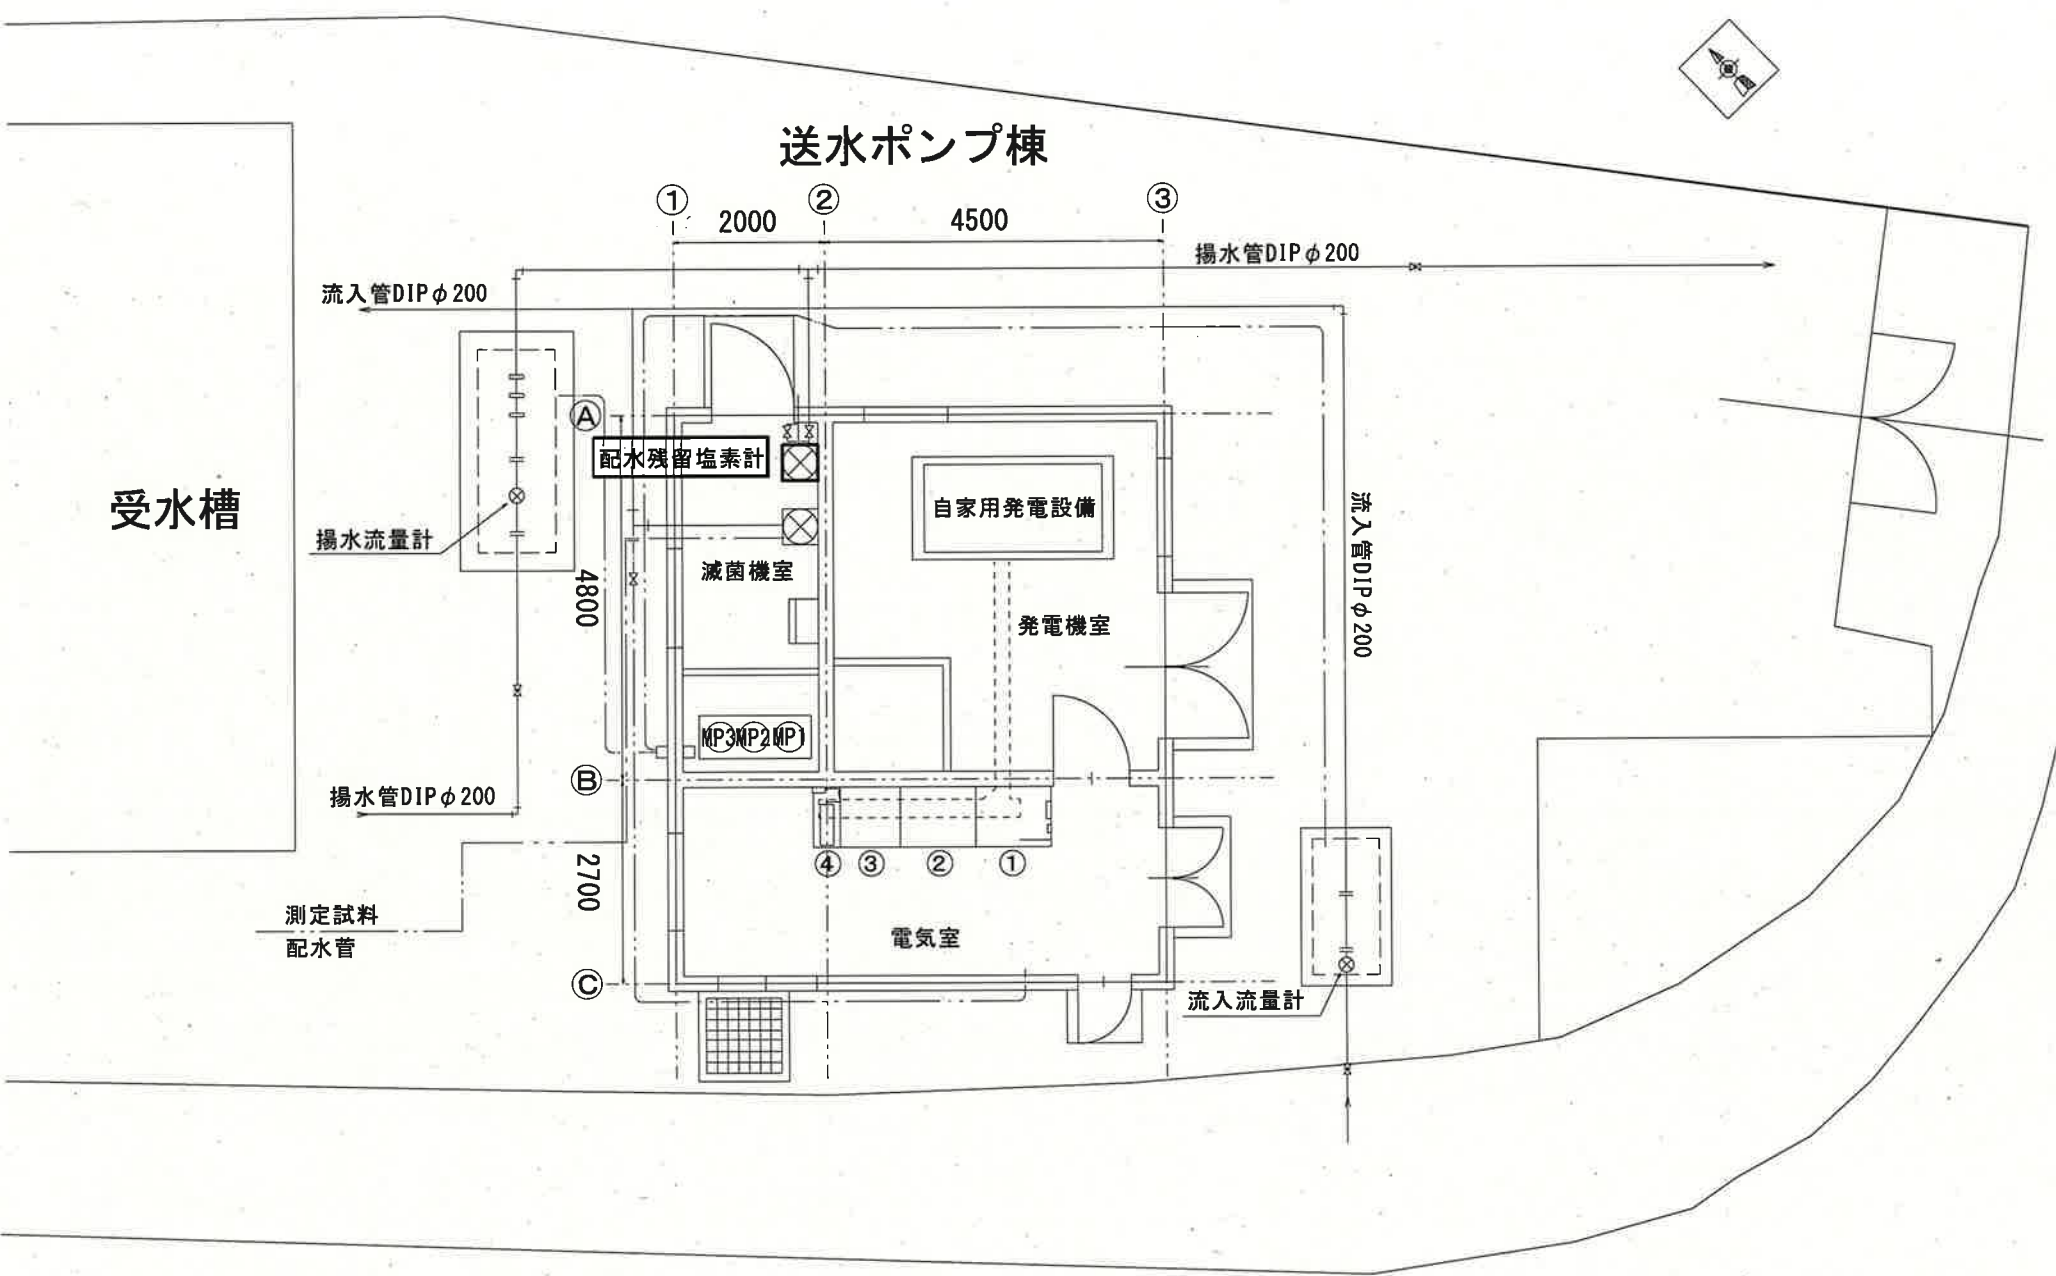

一般平面図
(S=1/100)

No	名称	備考
①	計装盤	既設
②	ポンプ盤	既設
③	電源盤	既設
④	UPS	既設


注 記

- は、今回工事(更新)を示す。
- その他は、既設を示す。

参考図

課 長	課長補佐	係 長	調 査	設 計
令和7年度				図 番
南ヶ丘送水ポンプ所外配水残留塩素計更新工事				PE-04
付近見取図、一般平面図(みづき坂送水ポンプ所)				縮 尺
高知市上下水道局浄水課				NON 1/100

計測項目		流入流量	流入圧力	流入／配水残塩	受水槽水位	揚水流量	揚水残塩休止中	配水池水位	配水流量
スケール		0~200 m ³ /h	0~1.00 Mpa	0~2 mg/L	0~5 m	0~200 m ³ /h	0~2 mg/L	0~5 m	0~100 m ³ /h
数量	既設	1	1	1	1	1	1	1	1
	今回	0	0	1	0	0	0	0	0
	全体	1	1	1	1	1	1	1	1
旭浄水場	LCD	帳票	○	○	○	○	○	○	○
	LCD		○	○	○	○	○	○	○
	コントローラ								
テレメータ親局									

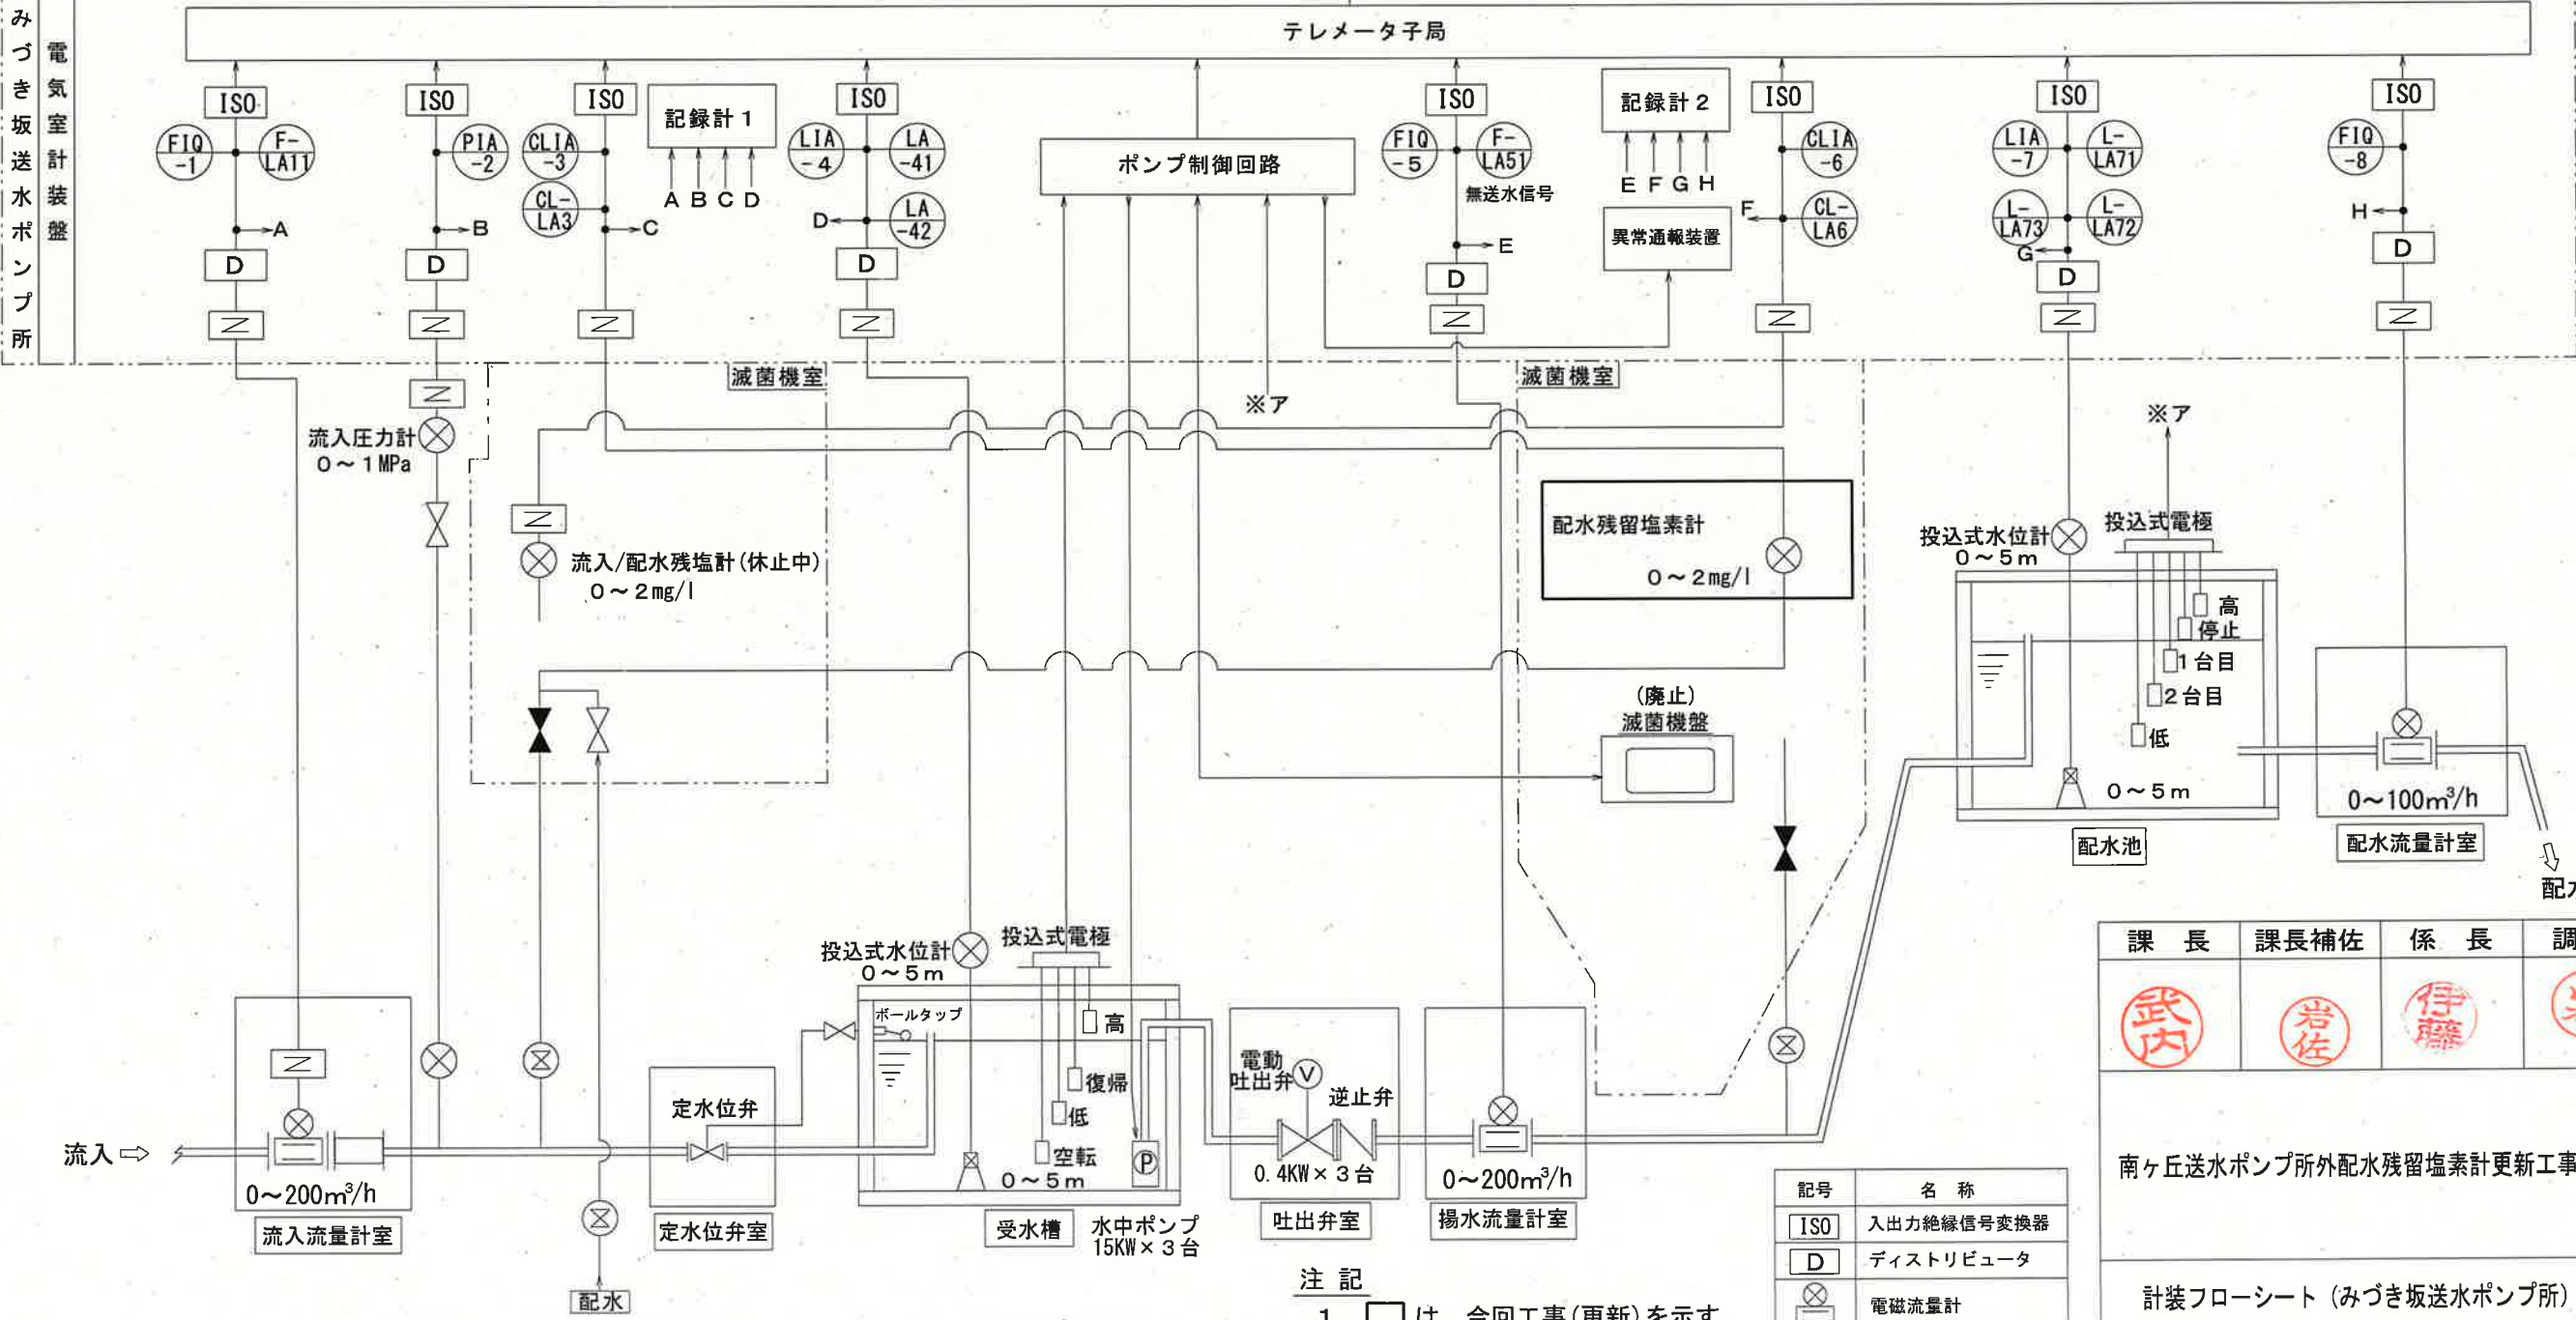



注記

1. □ は、今回工事(更新)を示す。




2. その他は、既設を示す。

記号	名称
ISO	入出力絶縁信号変換器
D	ディストリビュータ
⊗	電磁流量計
≡	信号アレスタ

計装回路図
流入/配水残塩

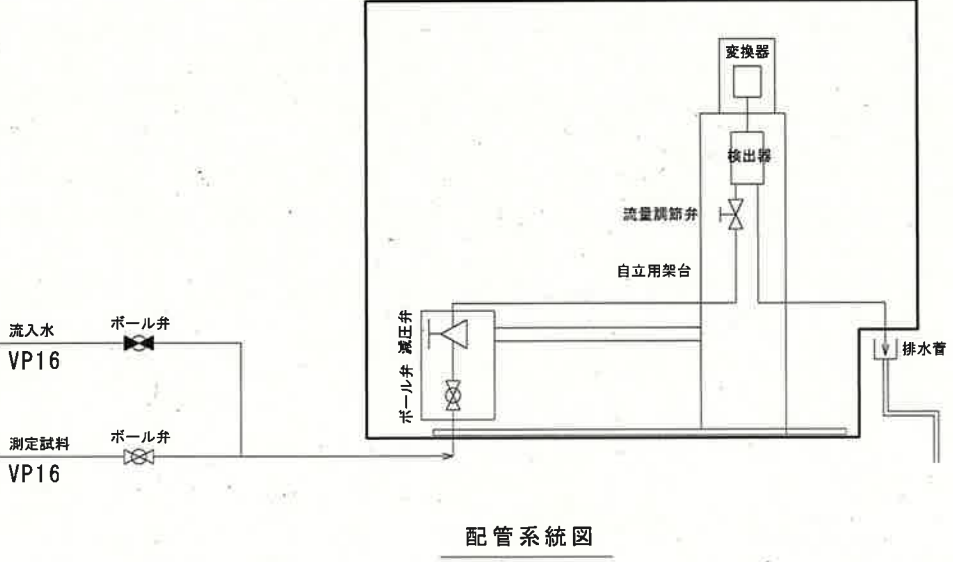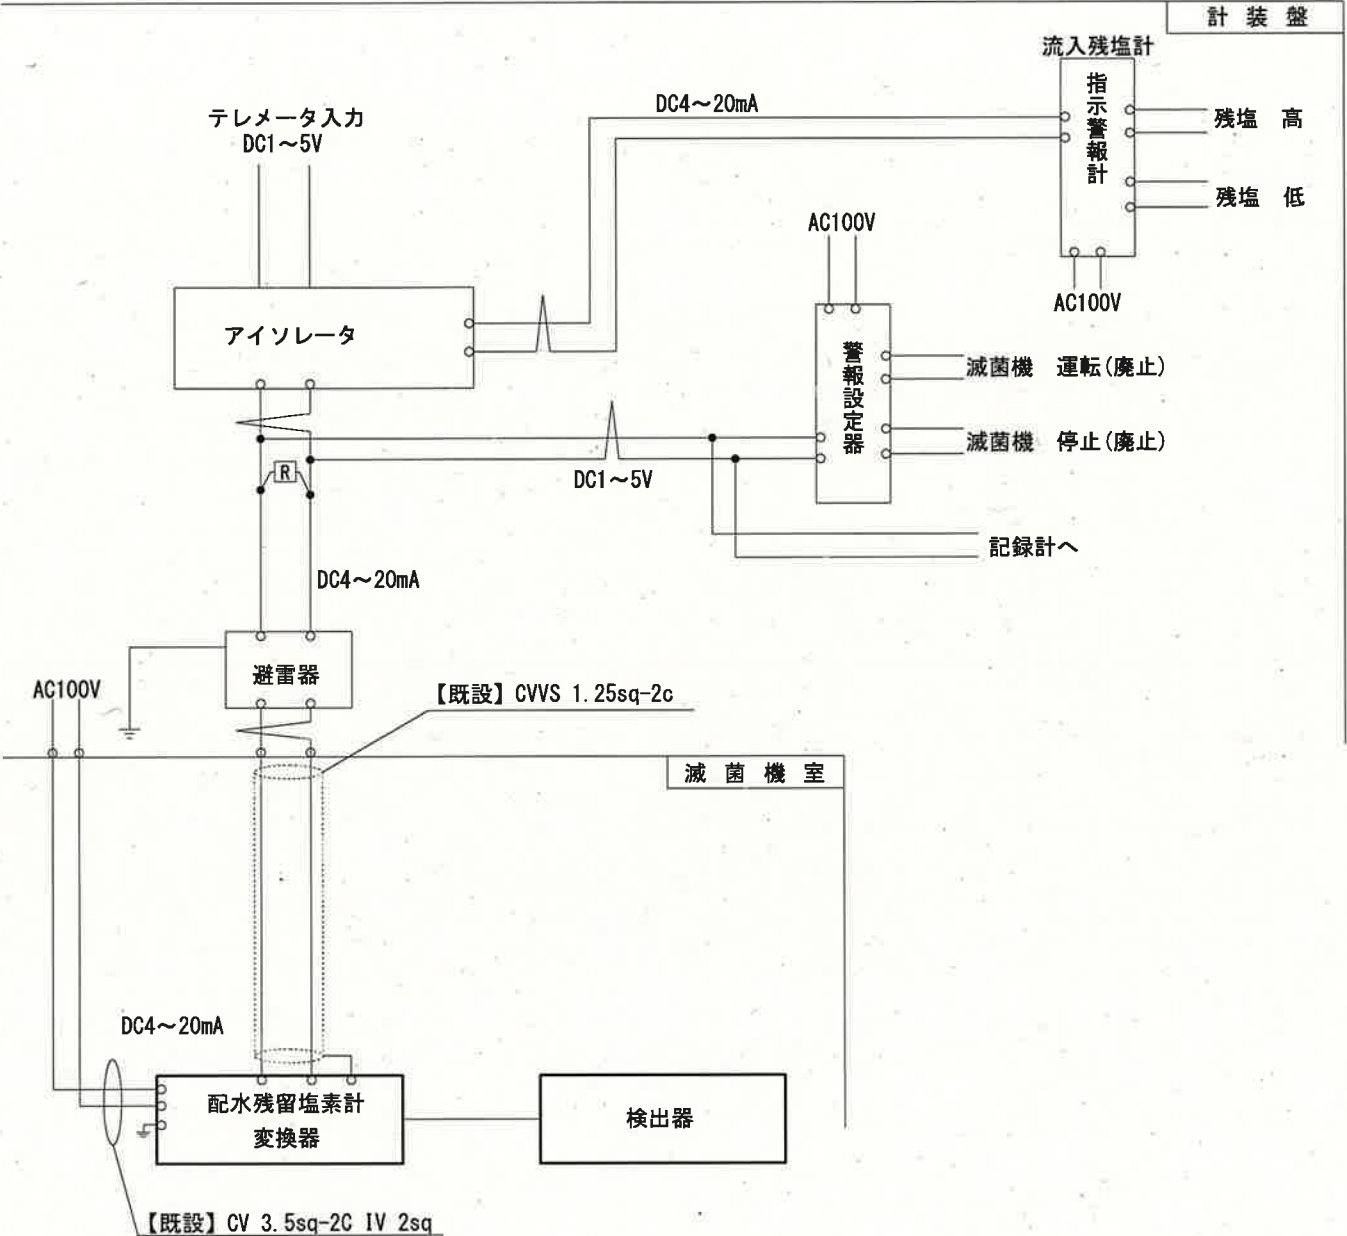

注記
更新対象

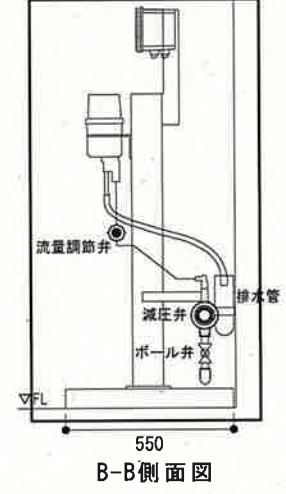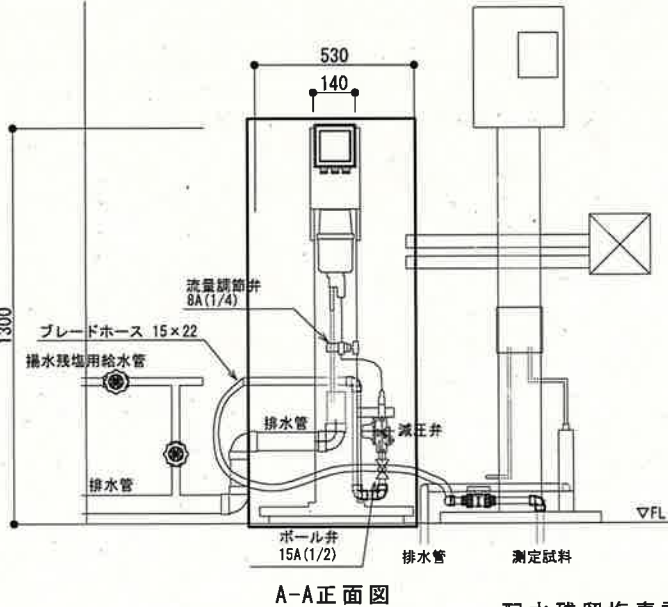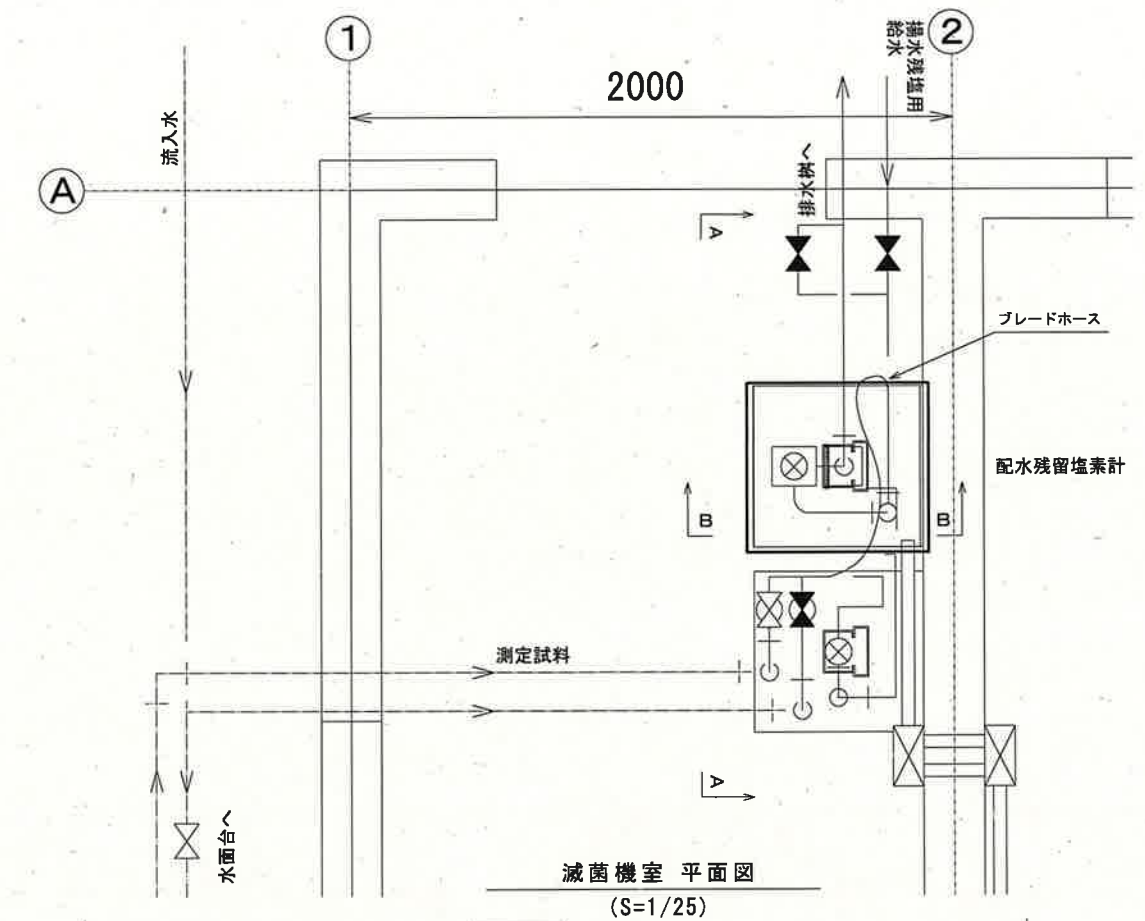

配水残留塩素計 姿図
(S=1/25)

注記
更新対象

参考図				
課長	課長補佐	係長	調査	設計
武内	岩佐	伊藤	山本	田中
南ヶ丘送水ポンプ所外配水残留塩素計更新工事				令和7年度
図番				PE-06
縮尺				NON 1/25
計装回路図・配管系統図 (みづき坂送水ポンプ所) 平面図(滅菌機室), 姿図(配水残留塩素計)				
高知市上下水道局浄水課				