
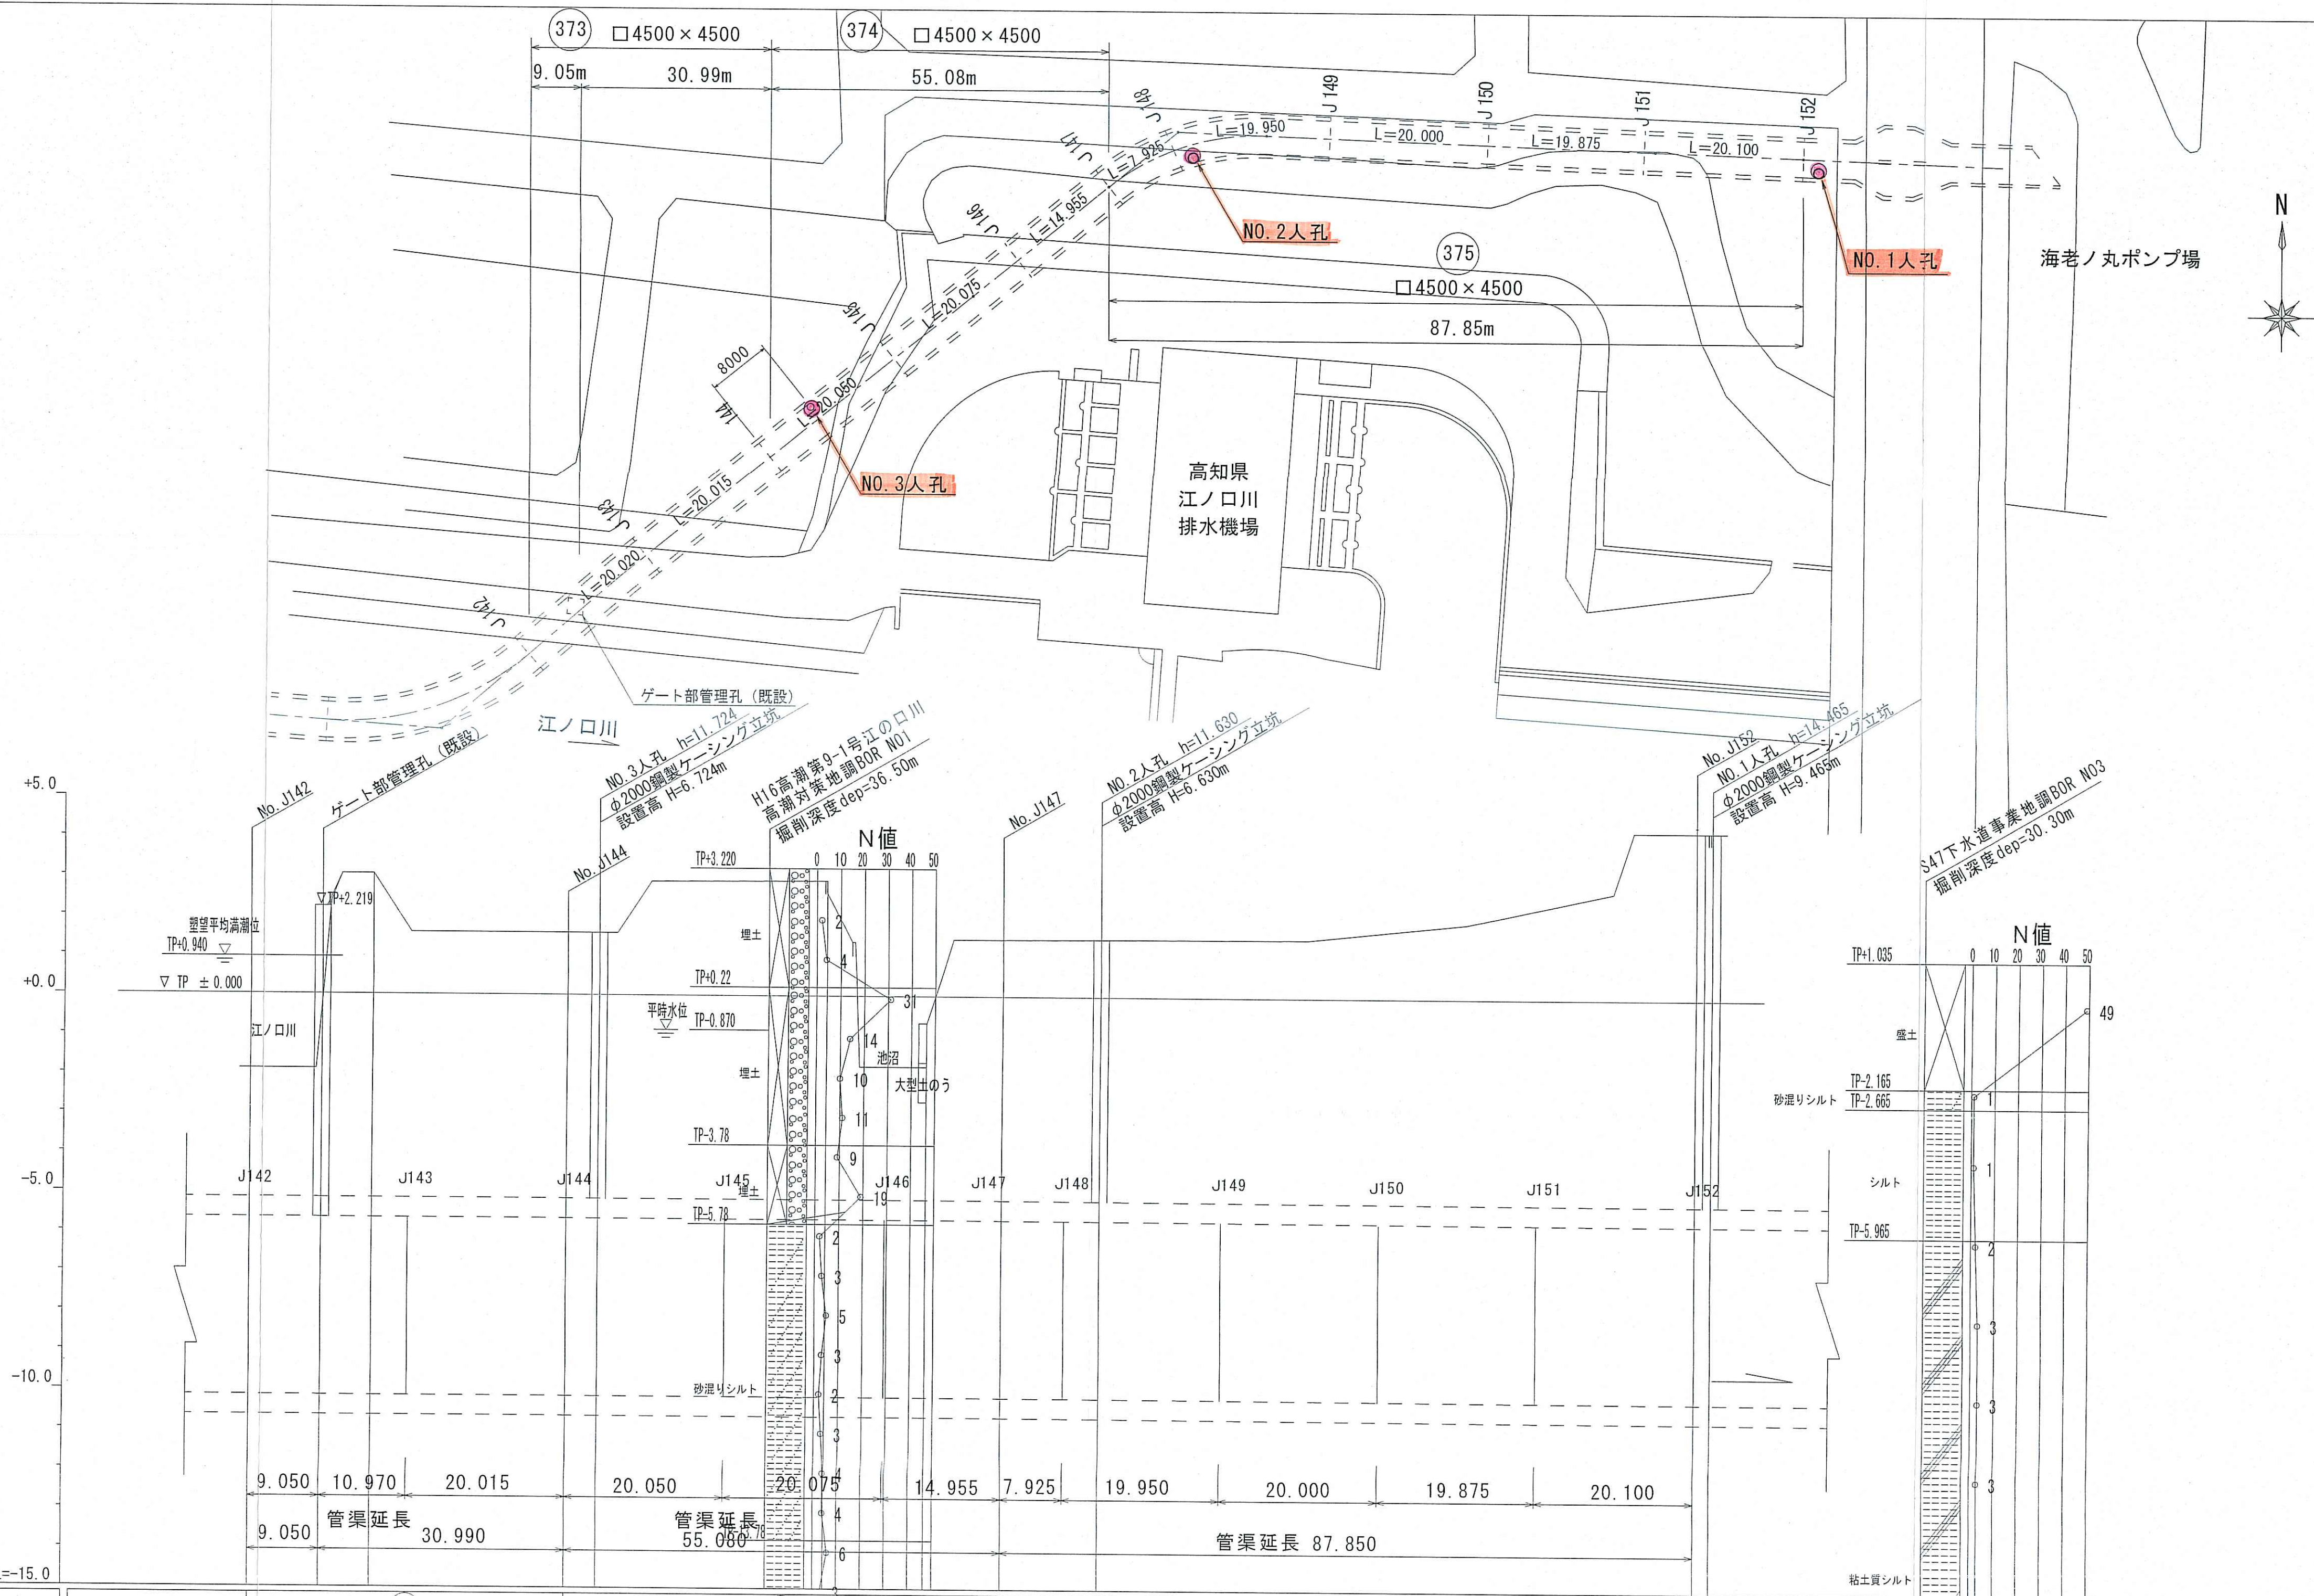


平面図 S=1:500

縦断面図 V=1:100
H=1:500

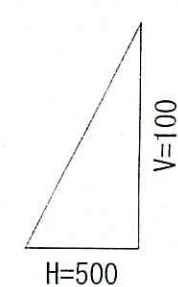

路線番号	(373)			(374)			(375)		
既設管管径	□現場打撃 4500×4500			□現場打撃 4500×4500			□現場打撃 4500×4500		
更生管管径	4100×4280			4100×4280			4100×4280		
勾配	0.4 ‰			0.4 ‰			0.4 ‰		
路線延長	9.05	30.99		55.08			87.85		
土被	3.160	7.372	6.724	8.073	3.379	6.608	9.465		
既設管底高	-10.149	-10.153	-10.156	-10.162	-10.164	-10.166	-10.221		
更生後管底高	-10.117	-10.121	-10.124	-10.130	-10.132	-10.134	-10.189		
地盤高	-1.989	2.219	1.568	2.911	-1.785	1.442	4.244		
追加距離	-9.05	0.00	30.99	88.15			176.00		
単距離	-9.05	0.00	30.99	55.08	12.50	100.65	75.35		
測点	No.J142	No.J142 +9.050m No.J142 +15.500m	No.J144 M3	No.J144 +32.700m	No.J144 +45.140m	No.J147 M2	No.J152 M1		

令和7年度 公共下水道事業






設計番号 全4葉ノ内第1号

名 中部合流幹線人孔築造工事(R7-1) 縮尺

称 平面図・縦断面図 図示

課長 課長補佐 係長 坂本 係 岡崎 設計 岡崎


高知市上下水道局 下水道整備課

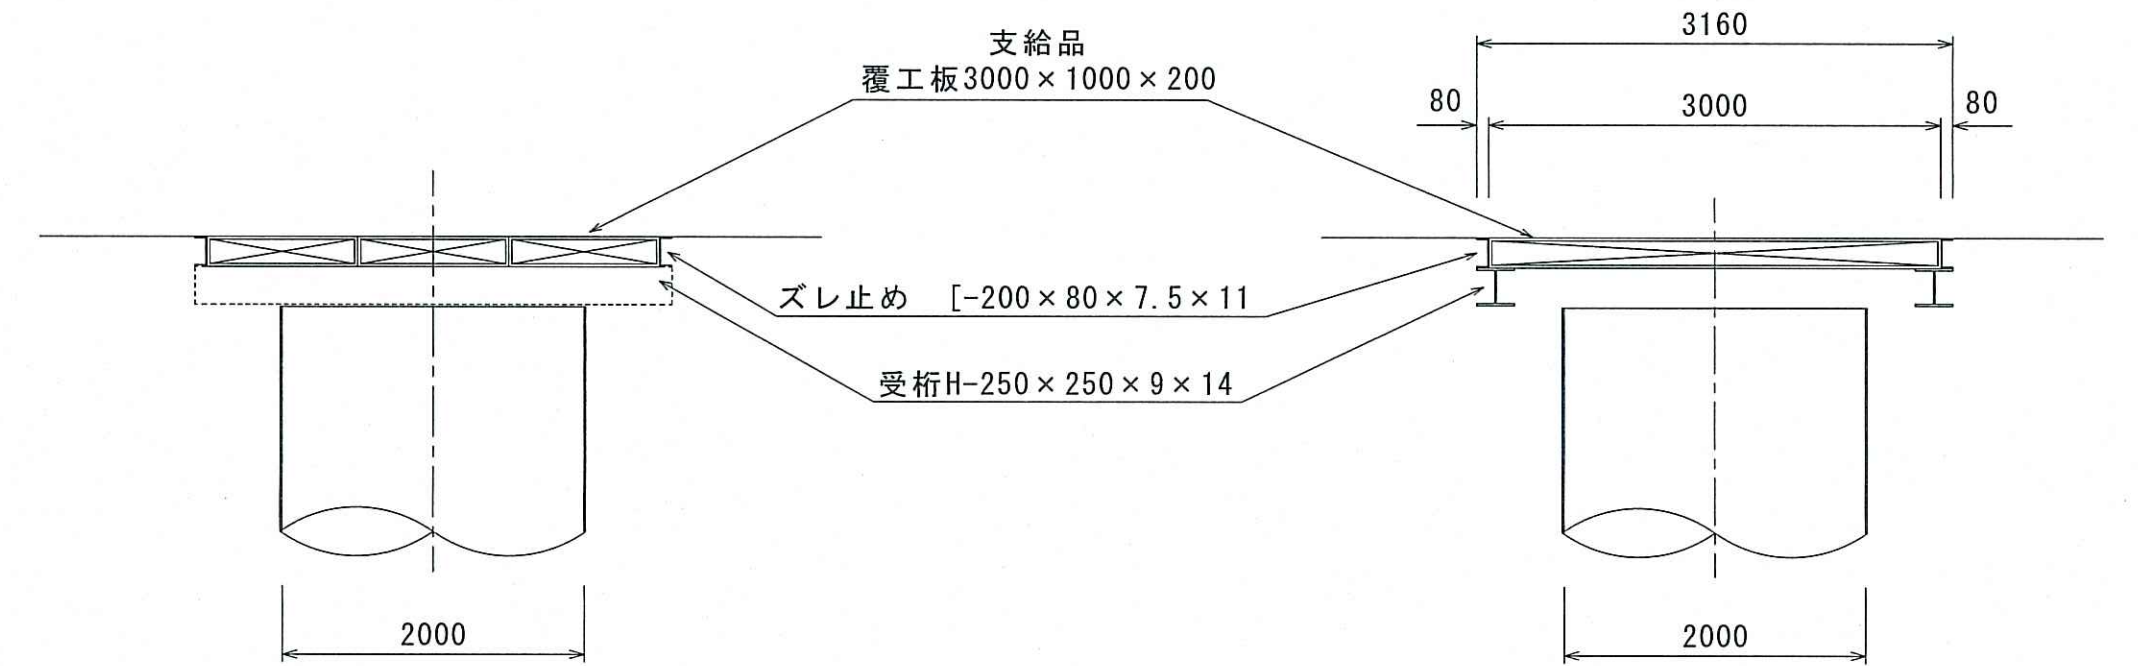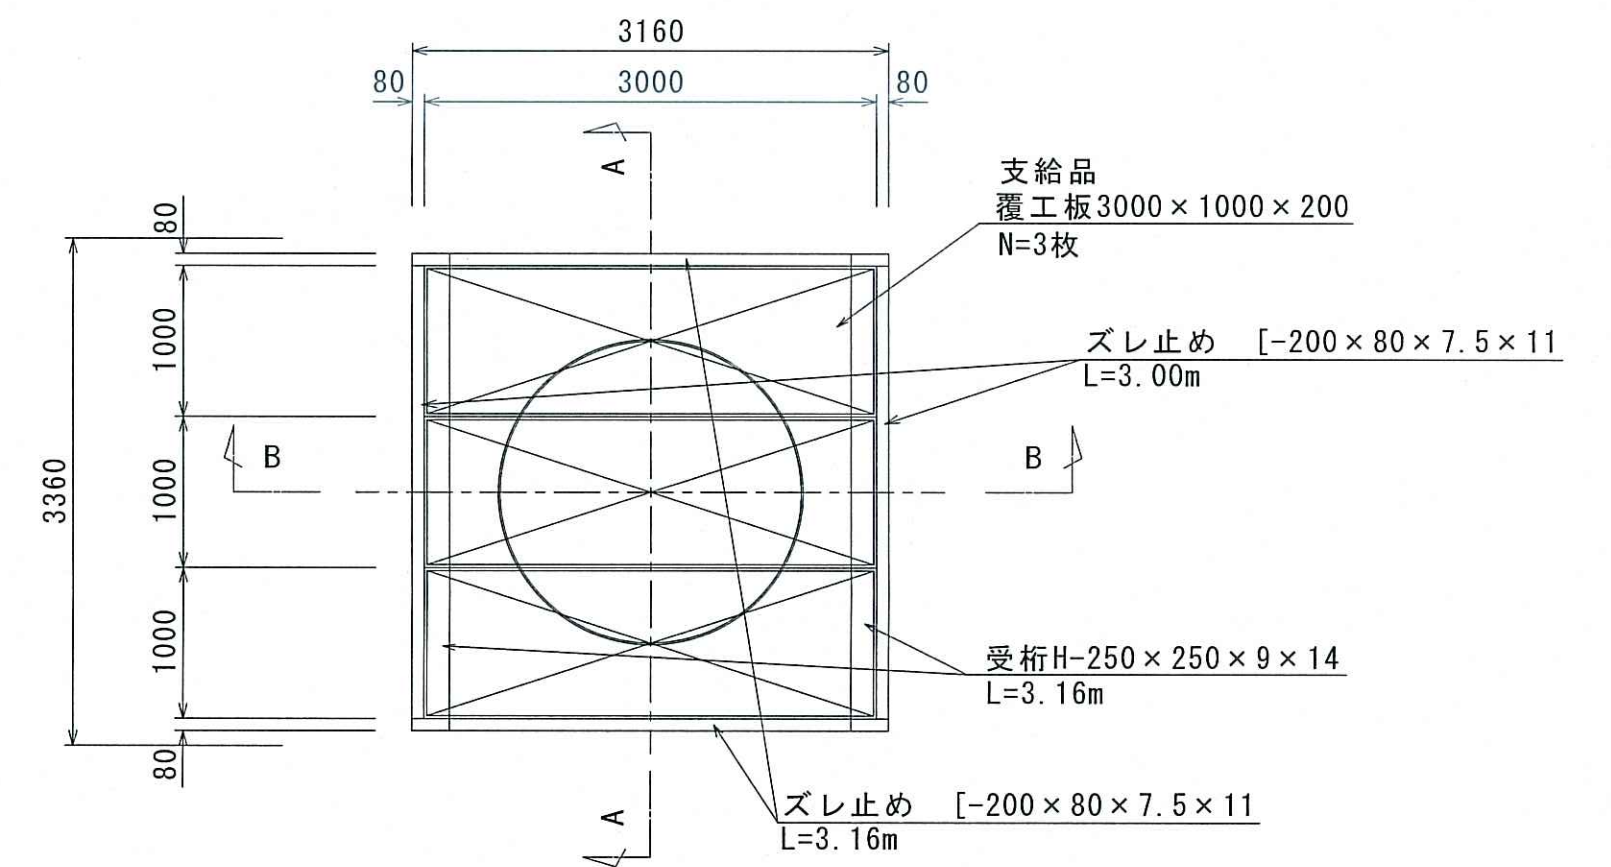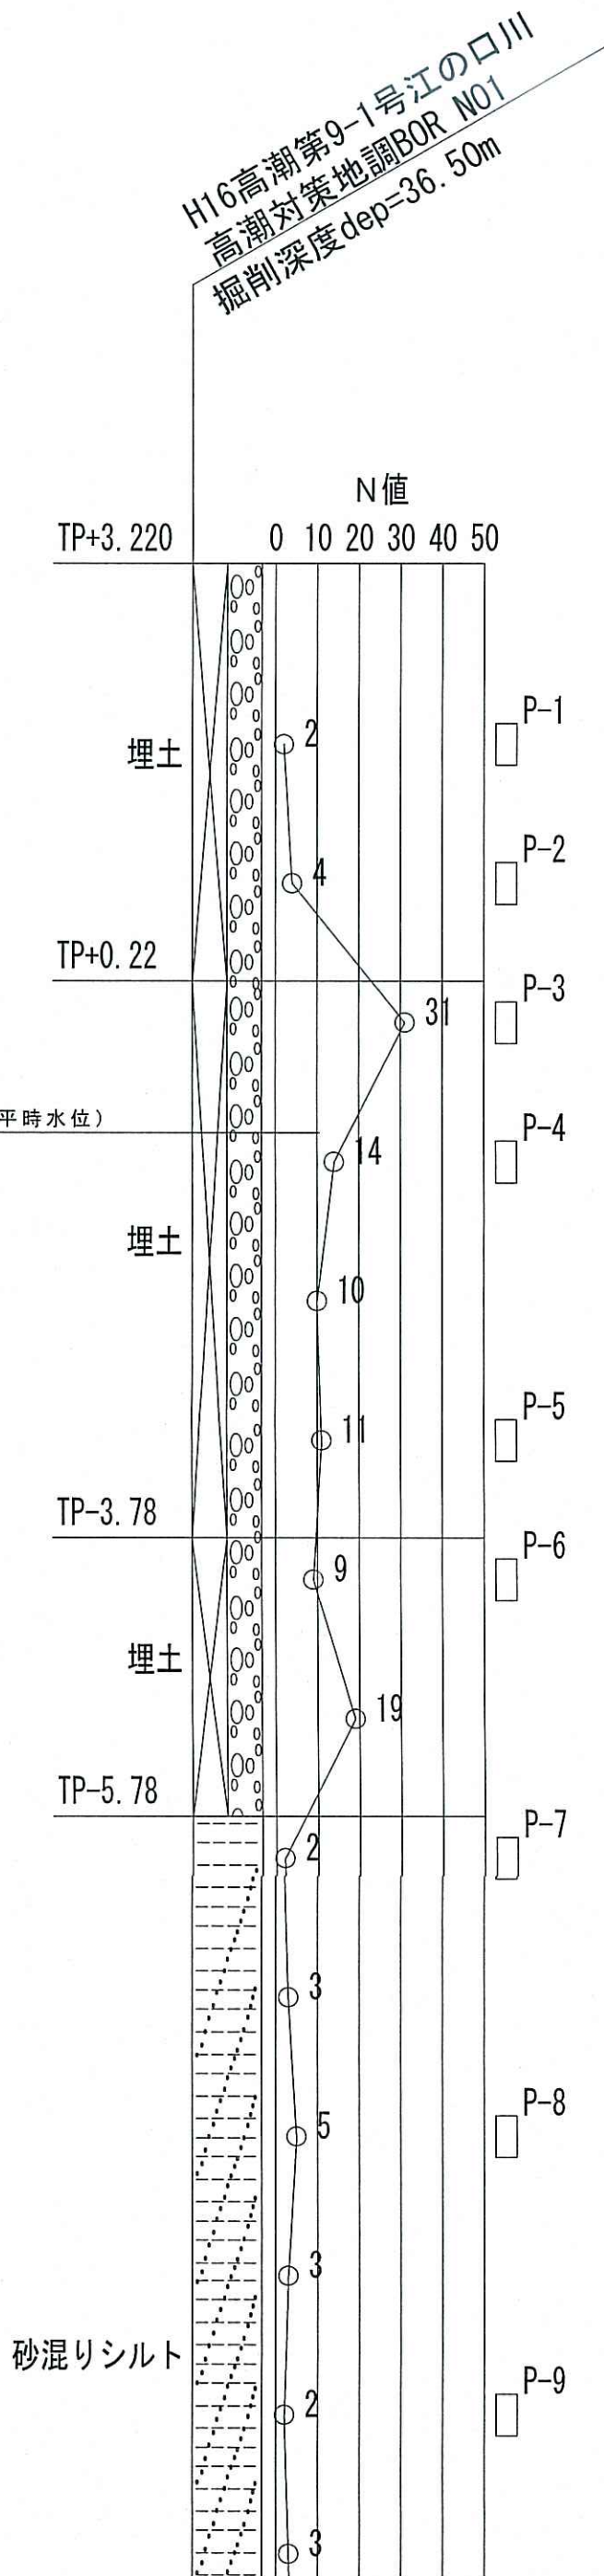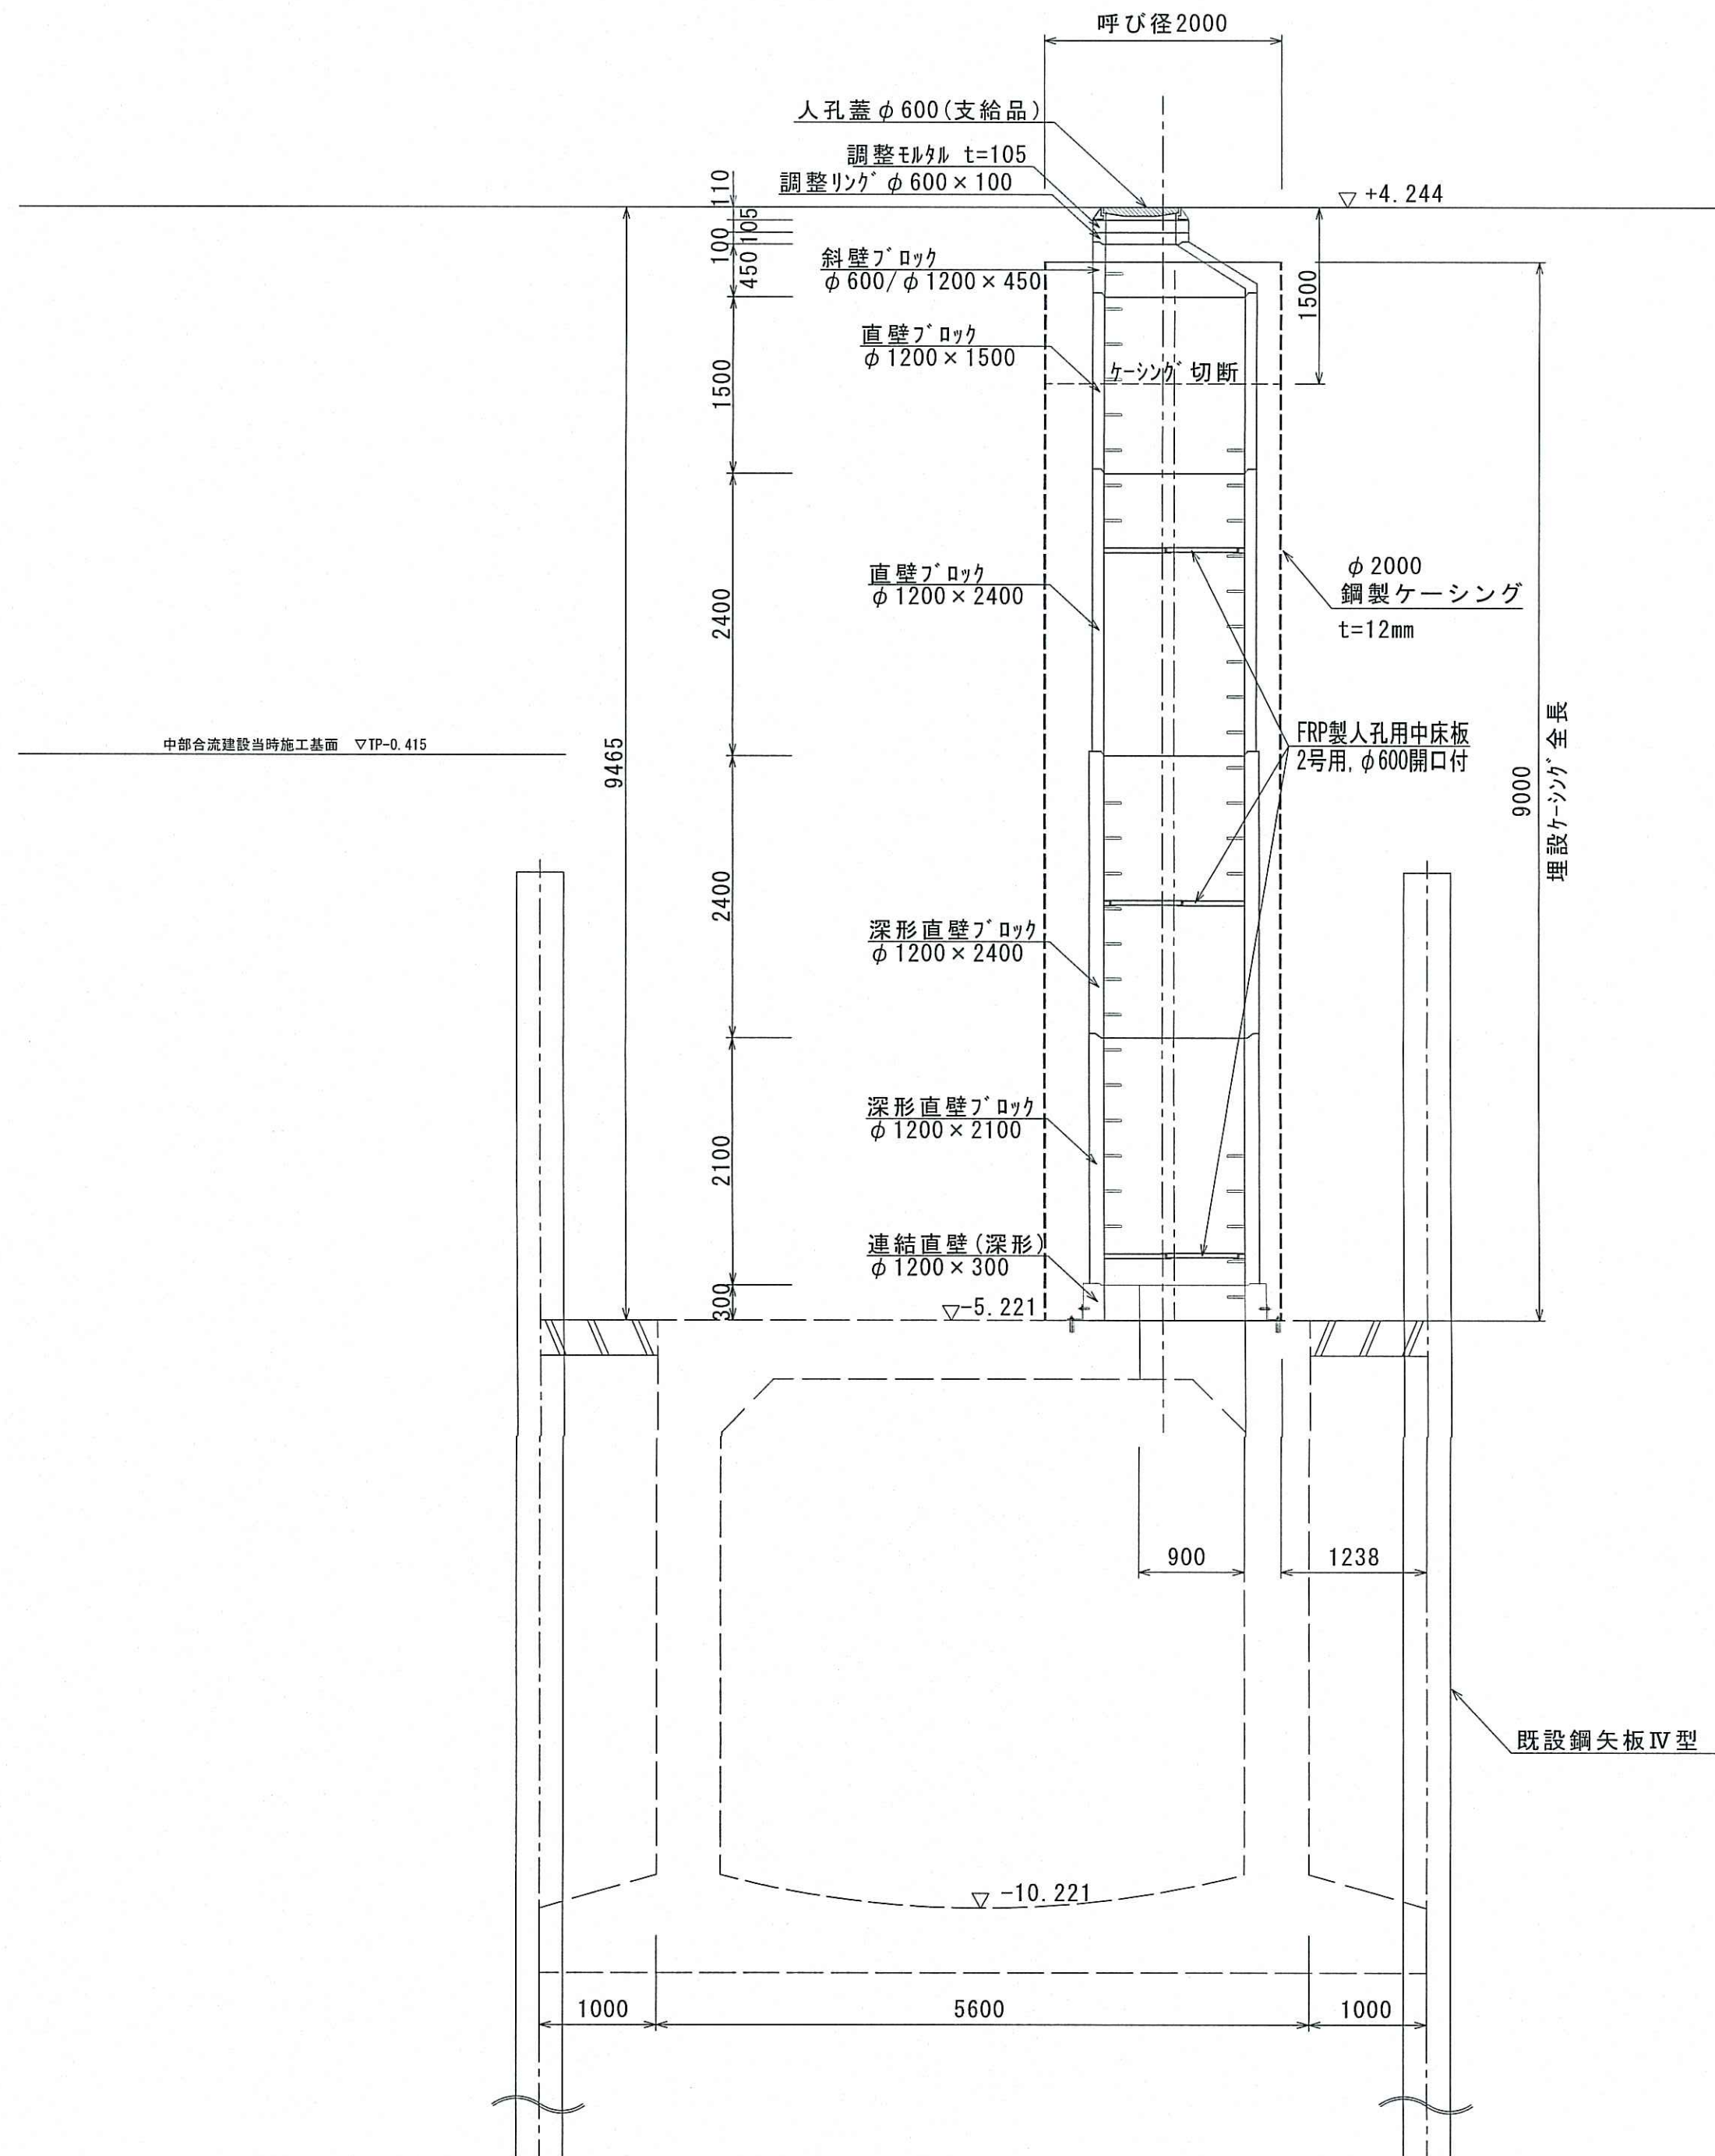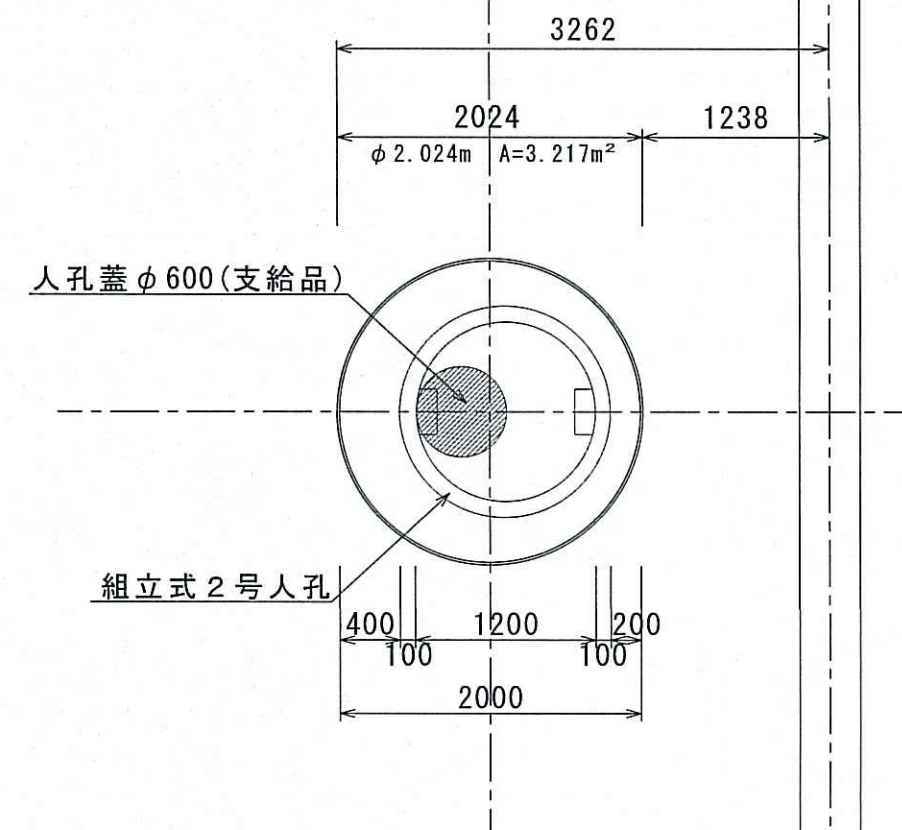



令和7年度		公共下水道事業	
設計番号		全4葉ノ内第2号	
名称	中部合流幹線人孔築造工事(R7-1)		縮尺
	NO.1人孔構造図		図示
課長	課長補佐	係長	係
設計	設計	設計	設計
高知市上下水道局 下水道整備課			

N0.2人孔構造図 S= 1:50


平面図

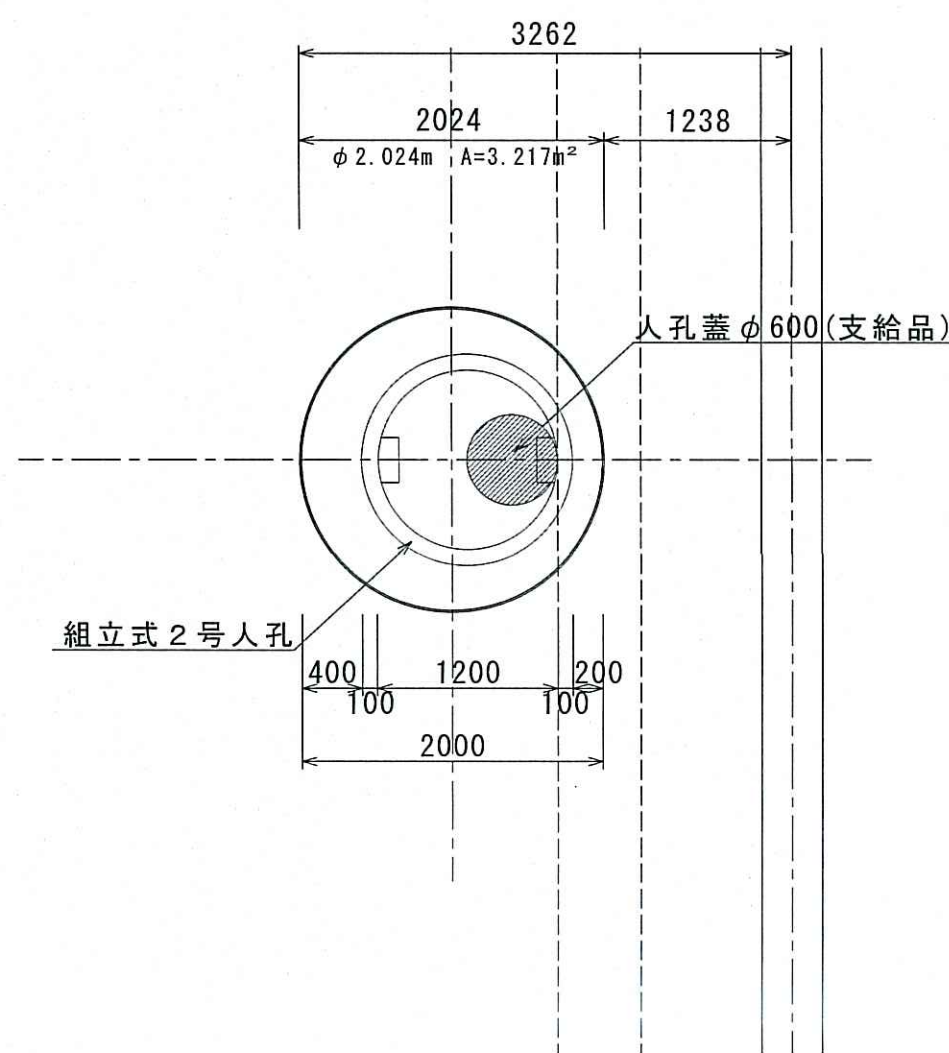


断面図

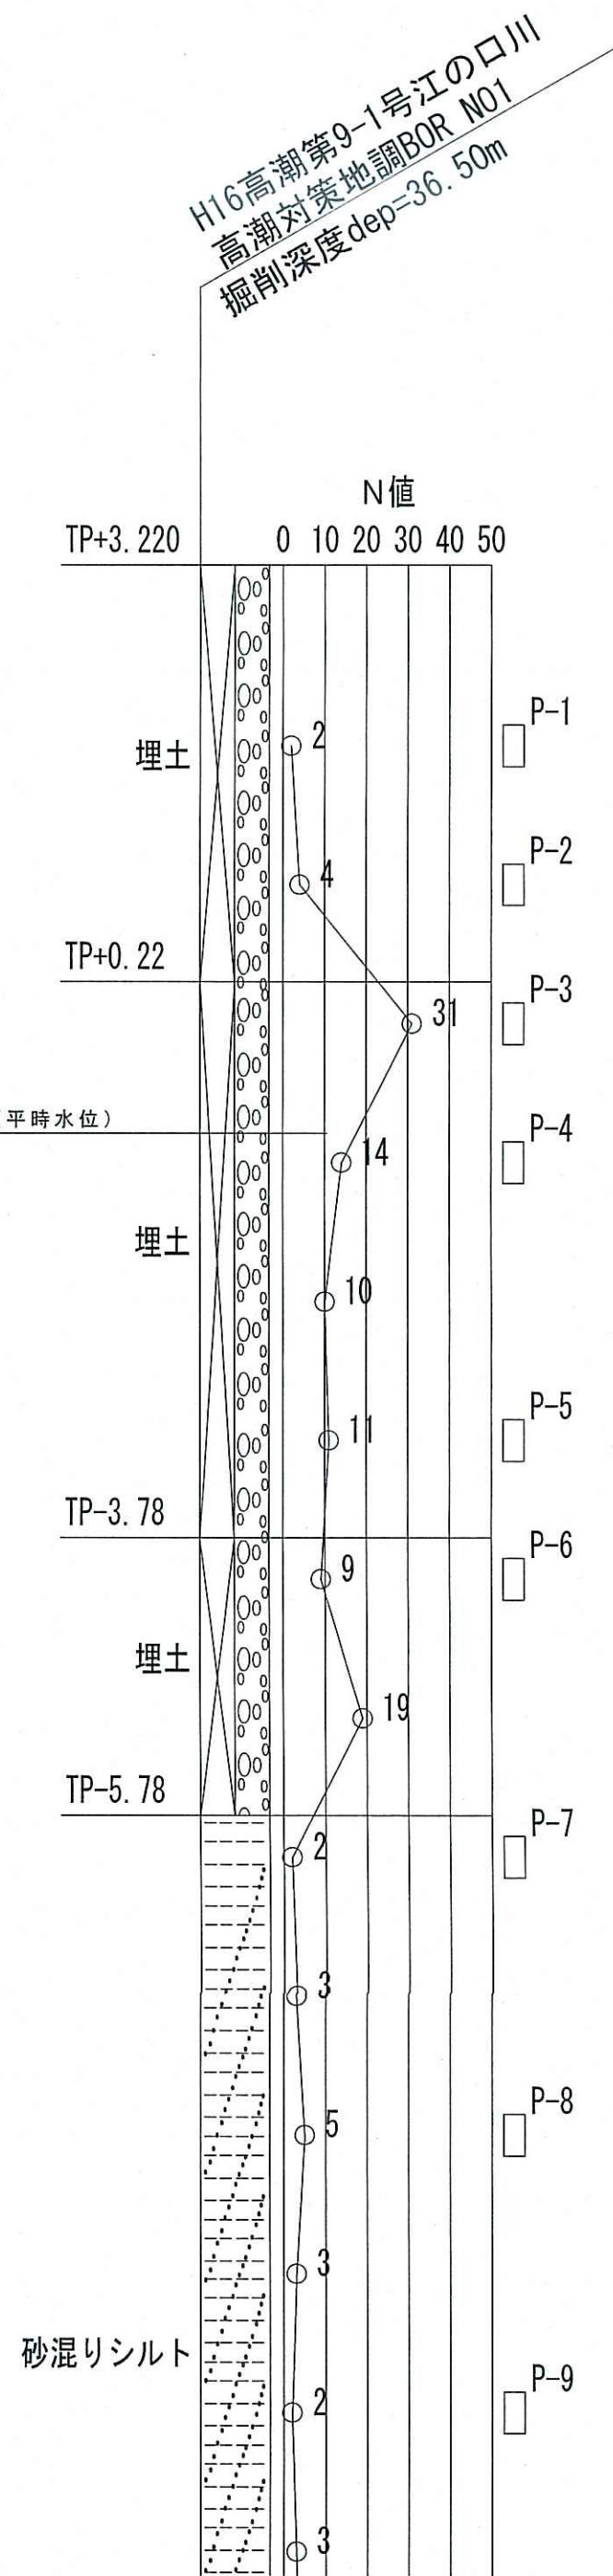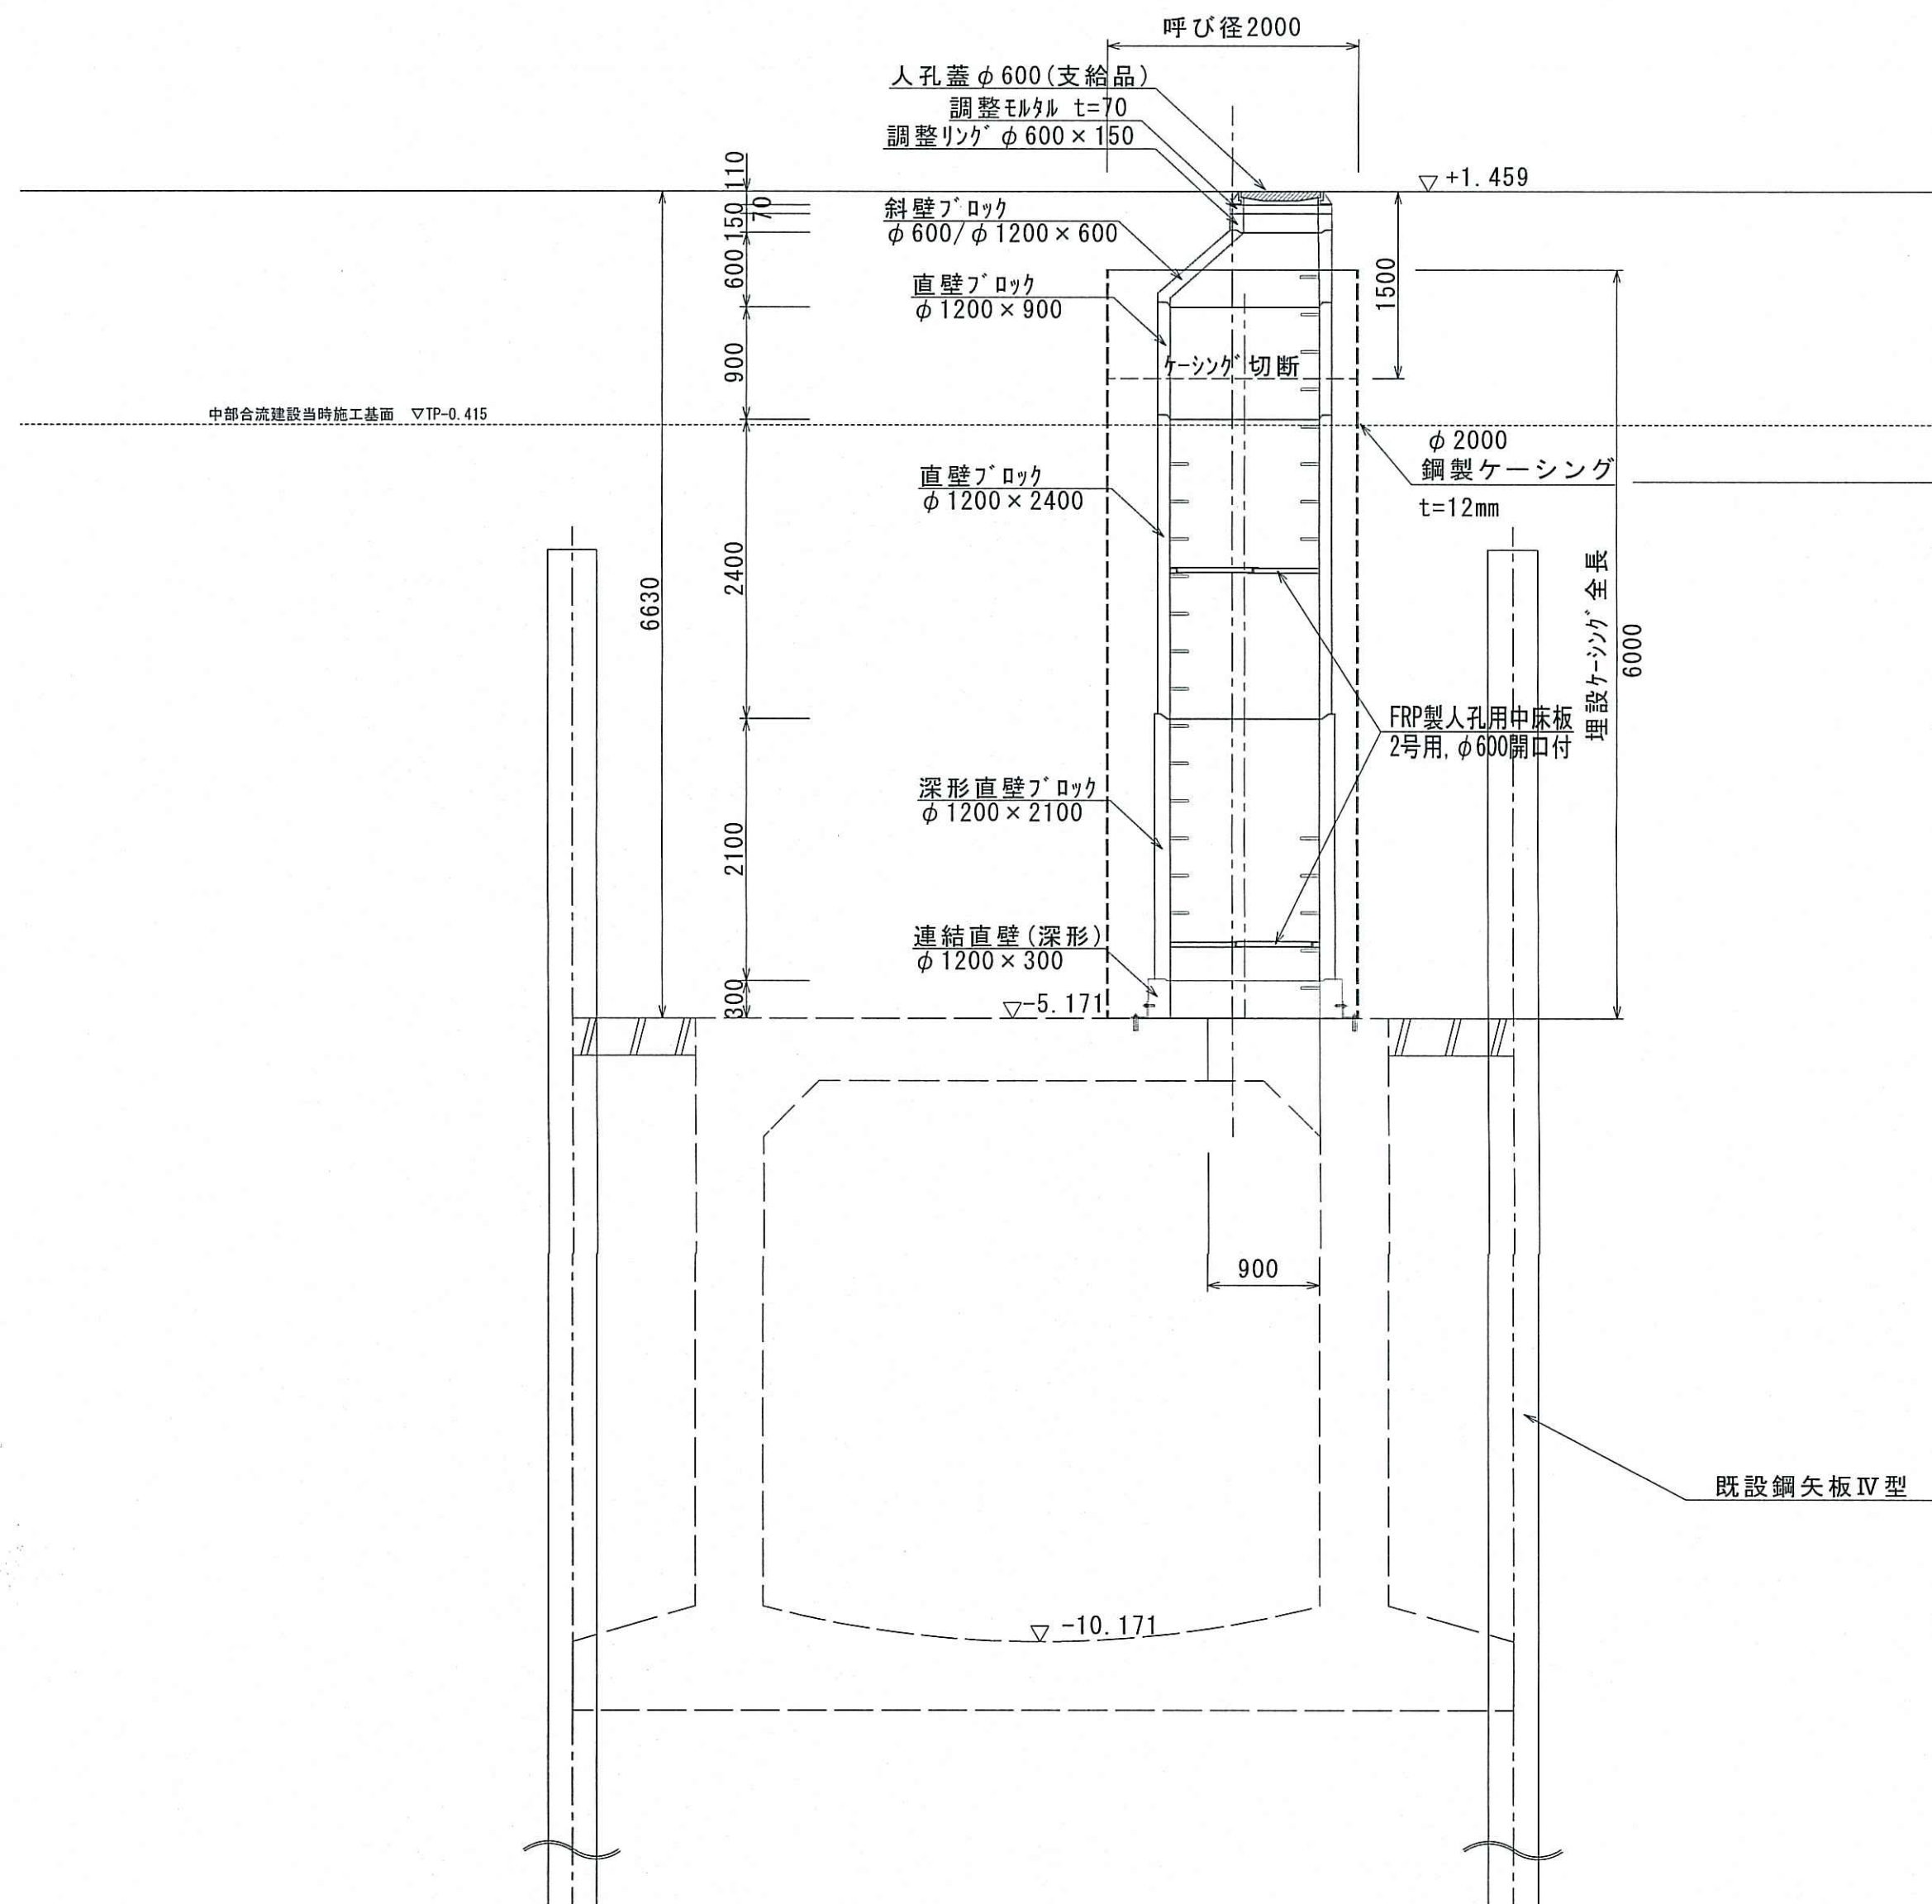

路面覆工図

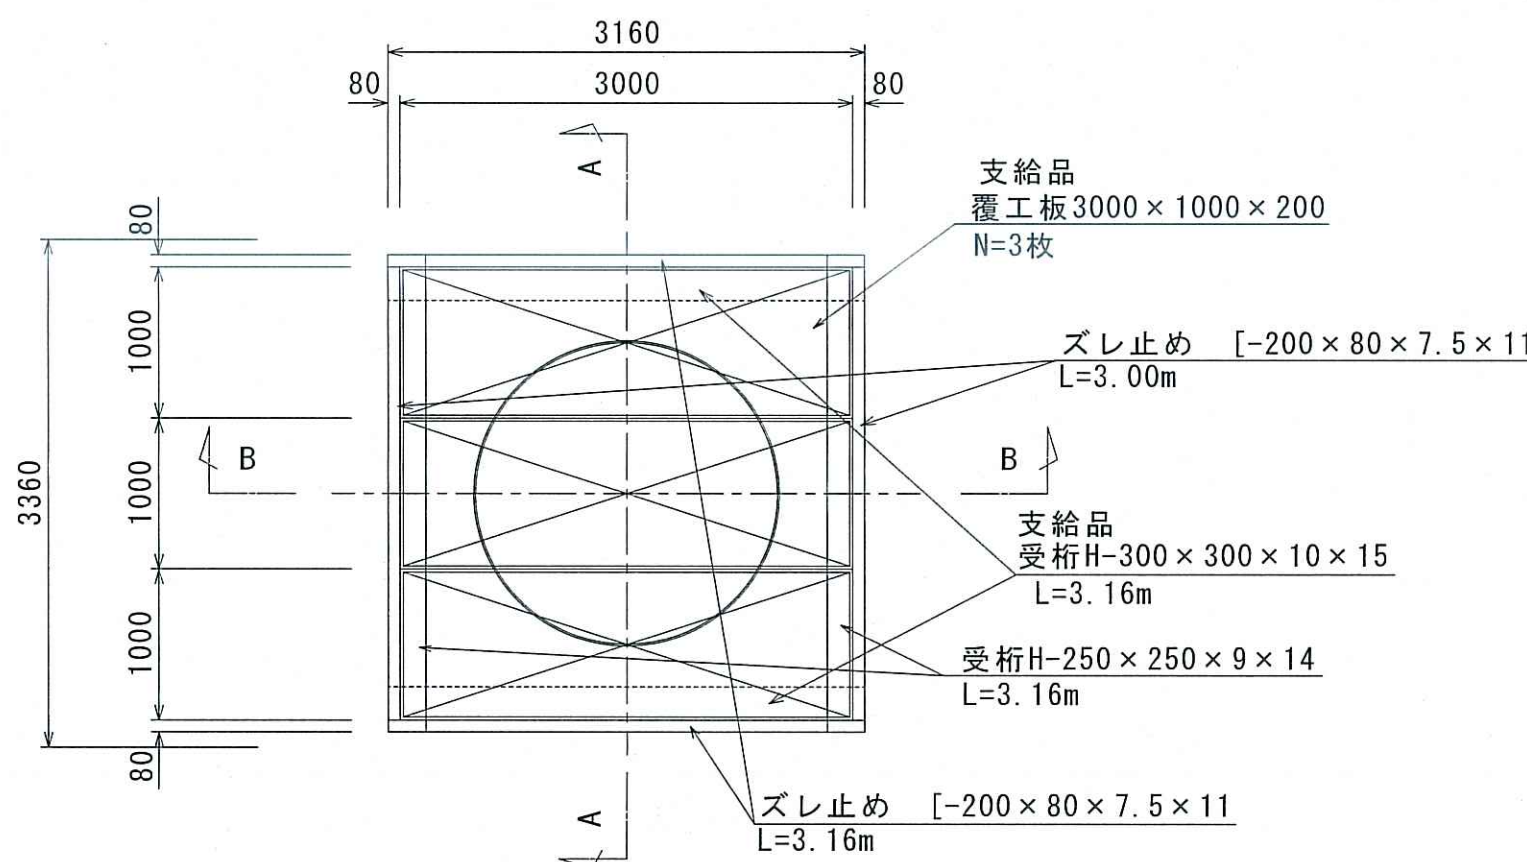

A-A 断面図

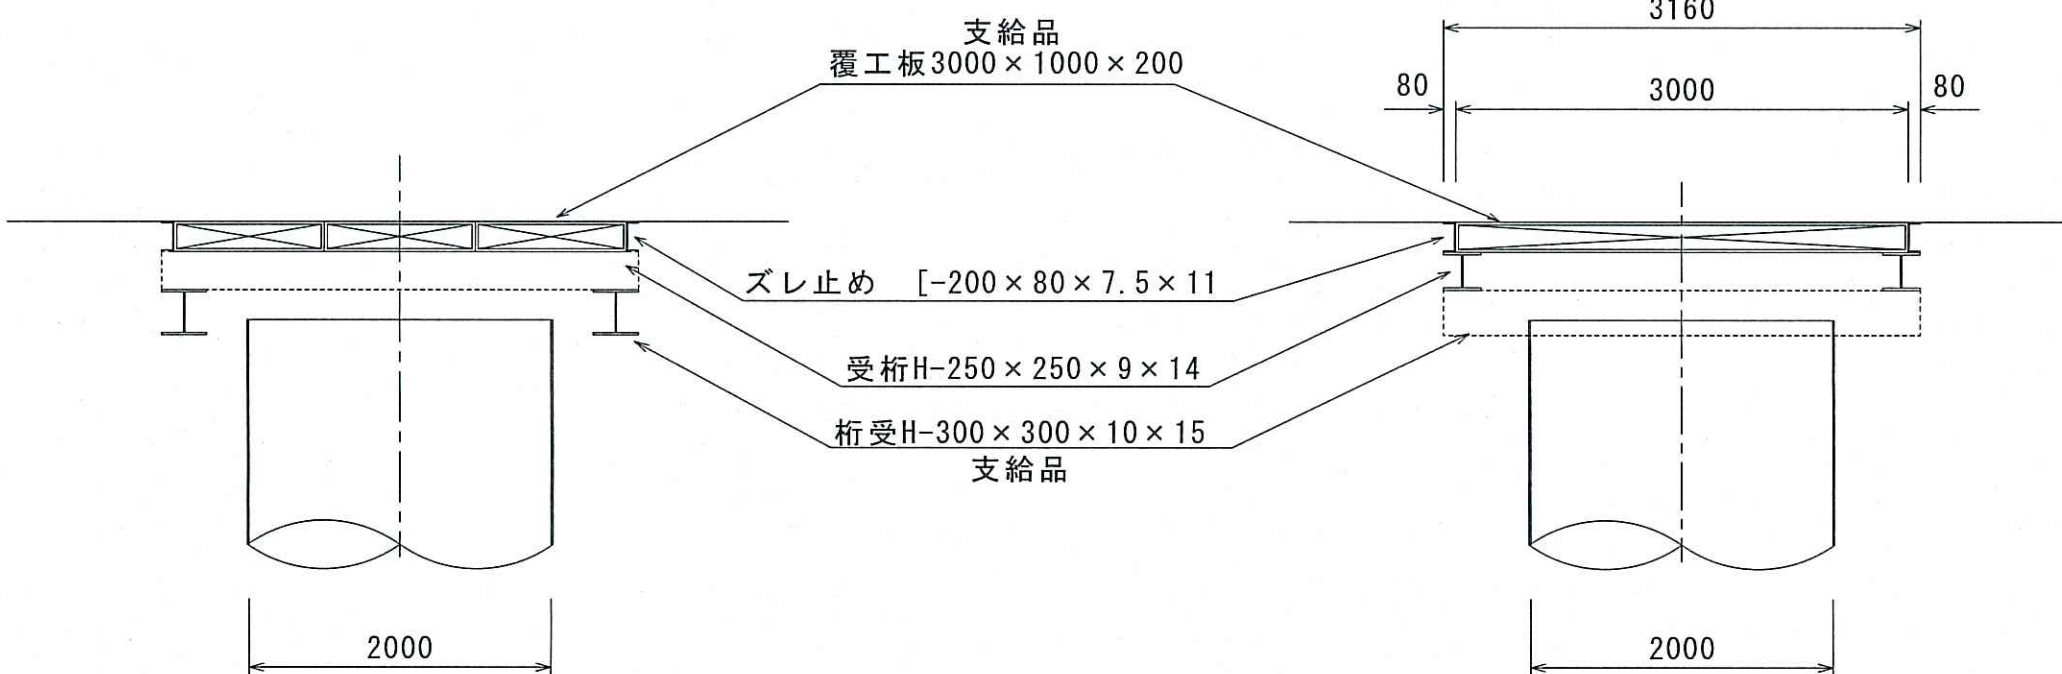


B-B 断面図



令和7年度	公共下水道事業			
設計番号	全4葉ノ内第3号			
名称	中部合流幹線人孔築造工事(R7-1)			縮尺
	N0.2人孔構造図			図示
課長	課長補佐	係長	係	設計
高知市上下水道局 下水道整備課				

N0.3人孔構造図 S= 1:50


平面図

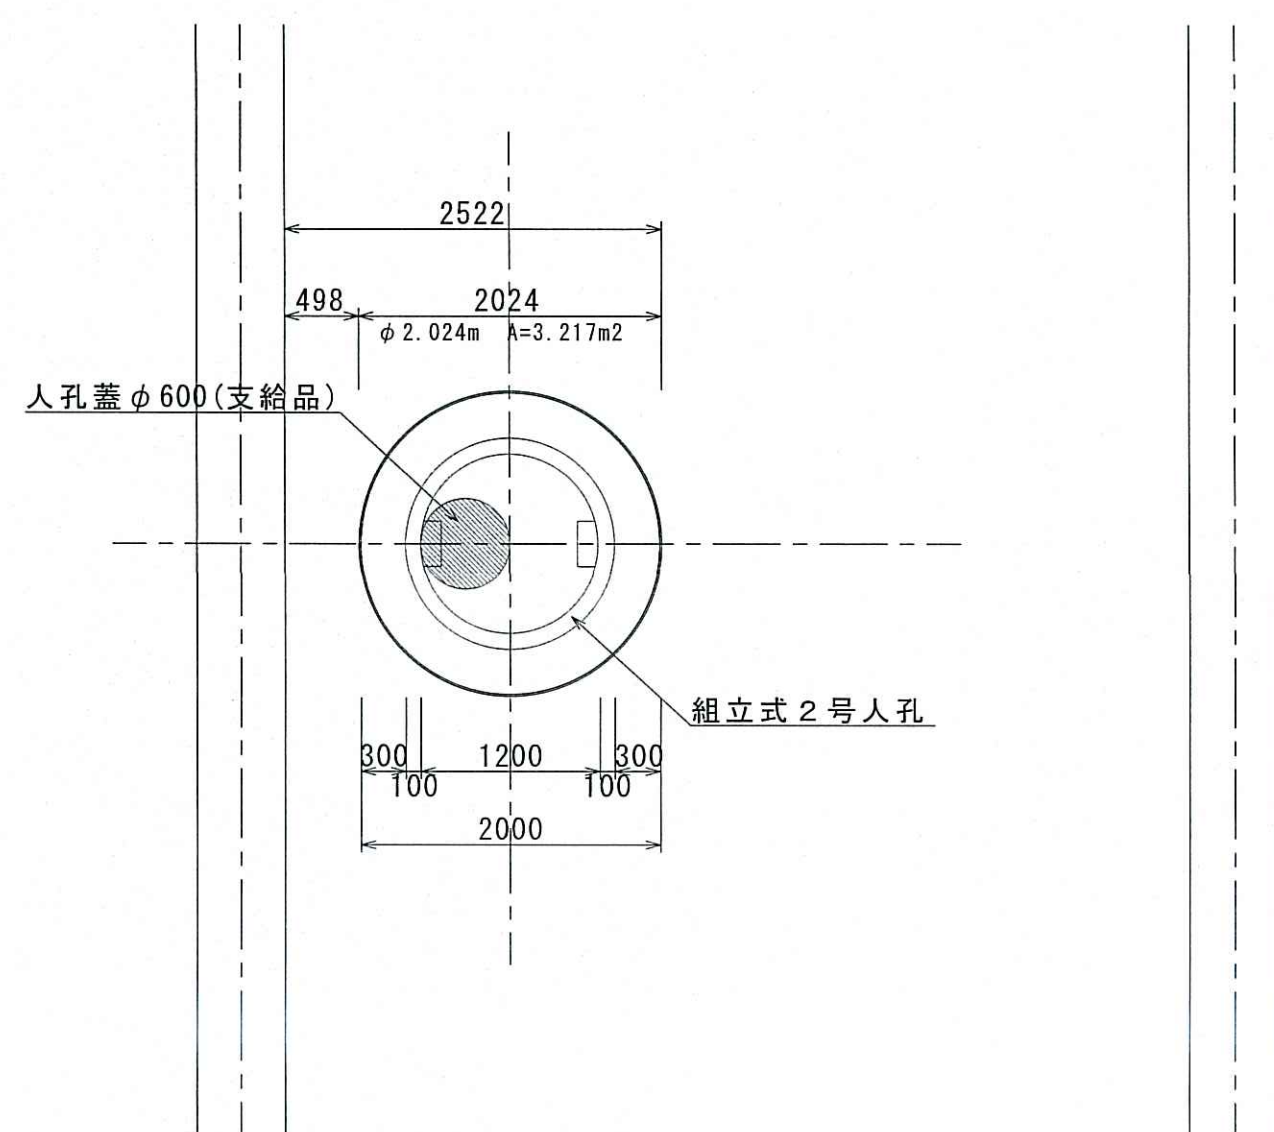


断面図

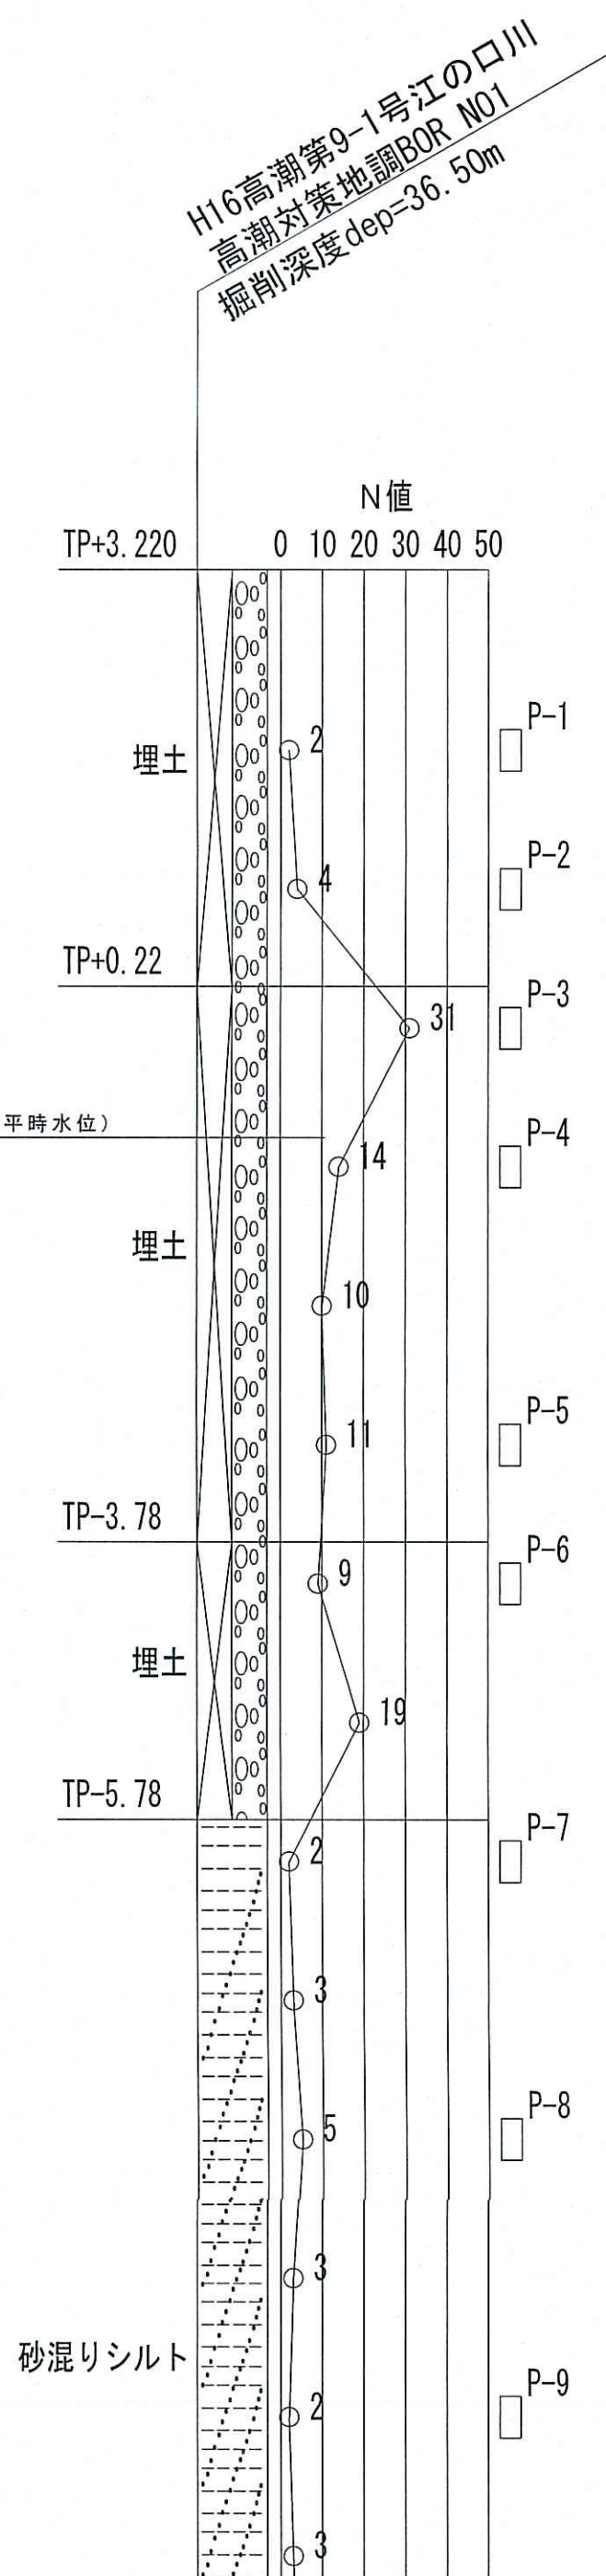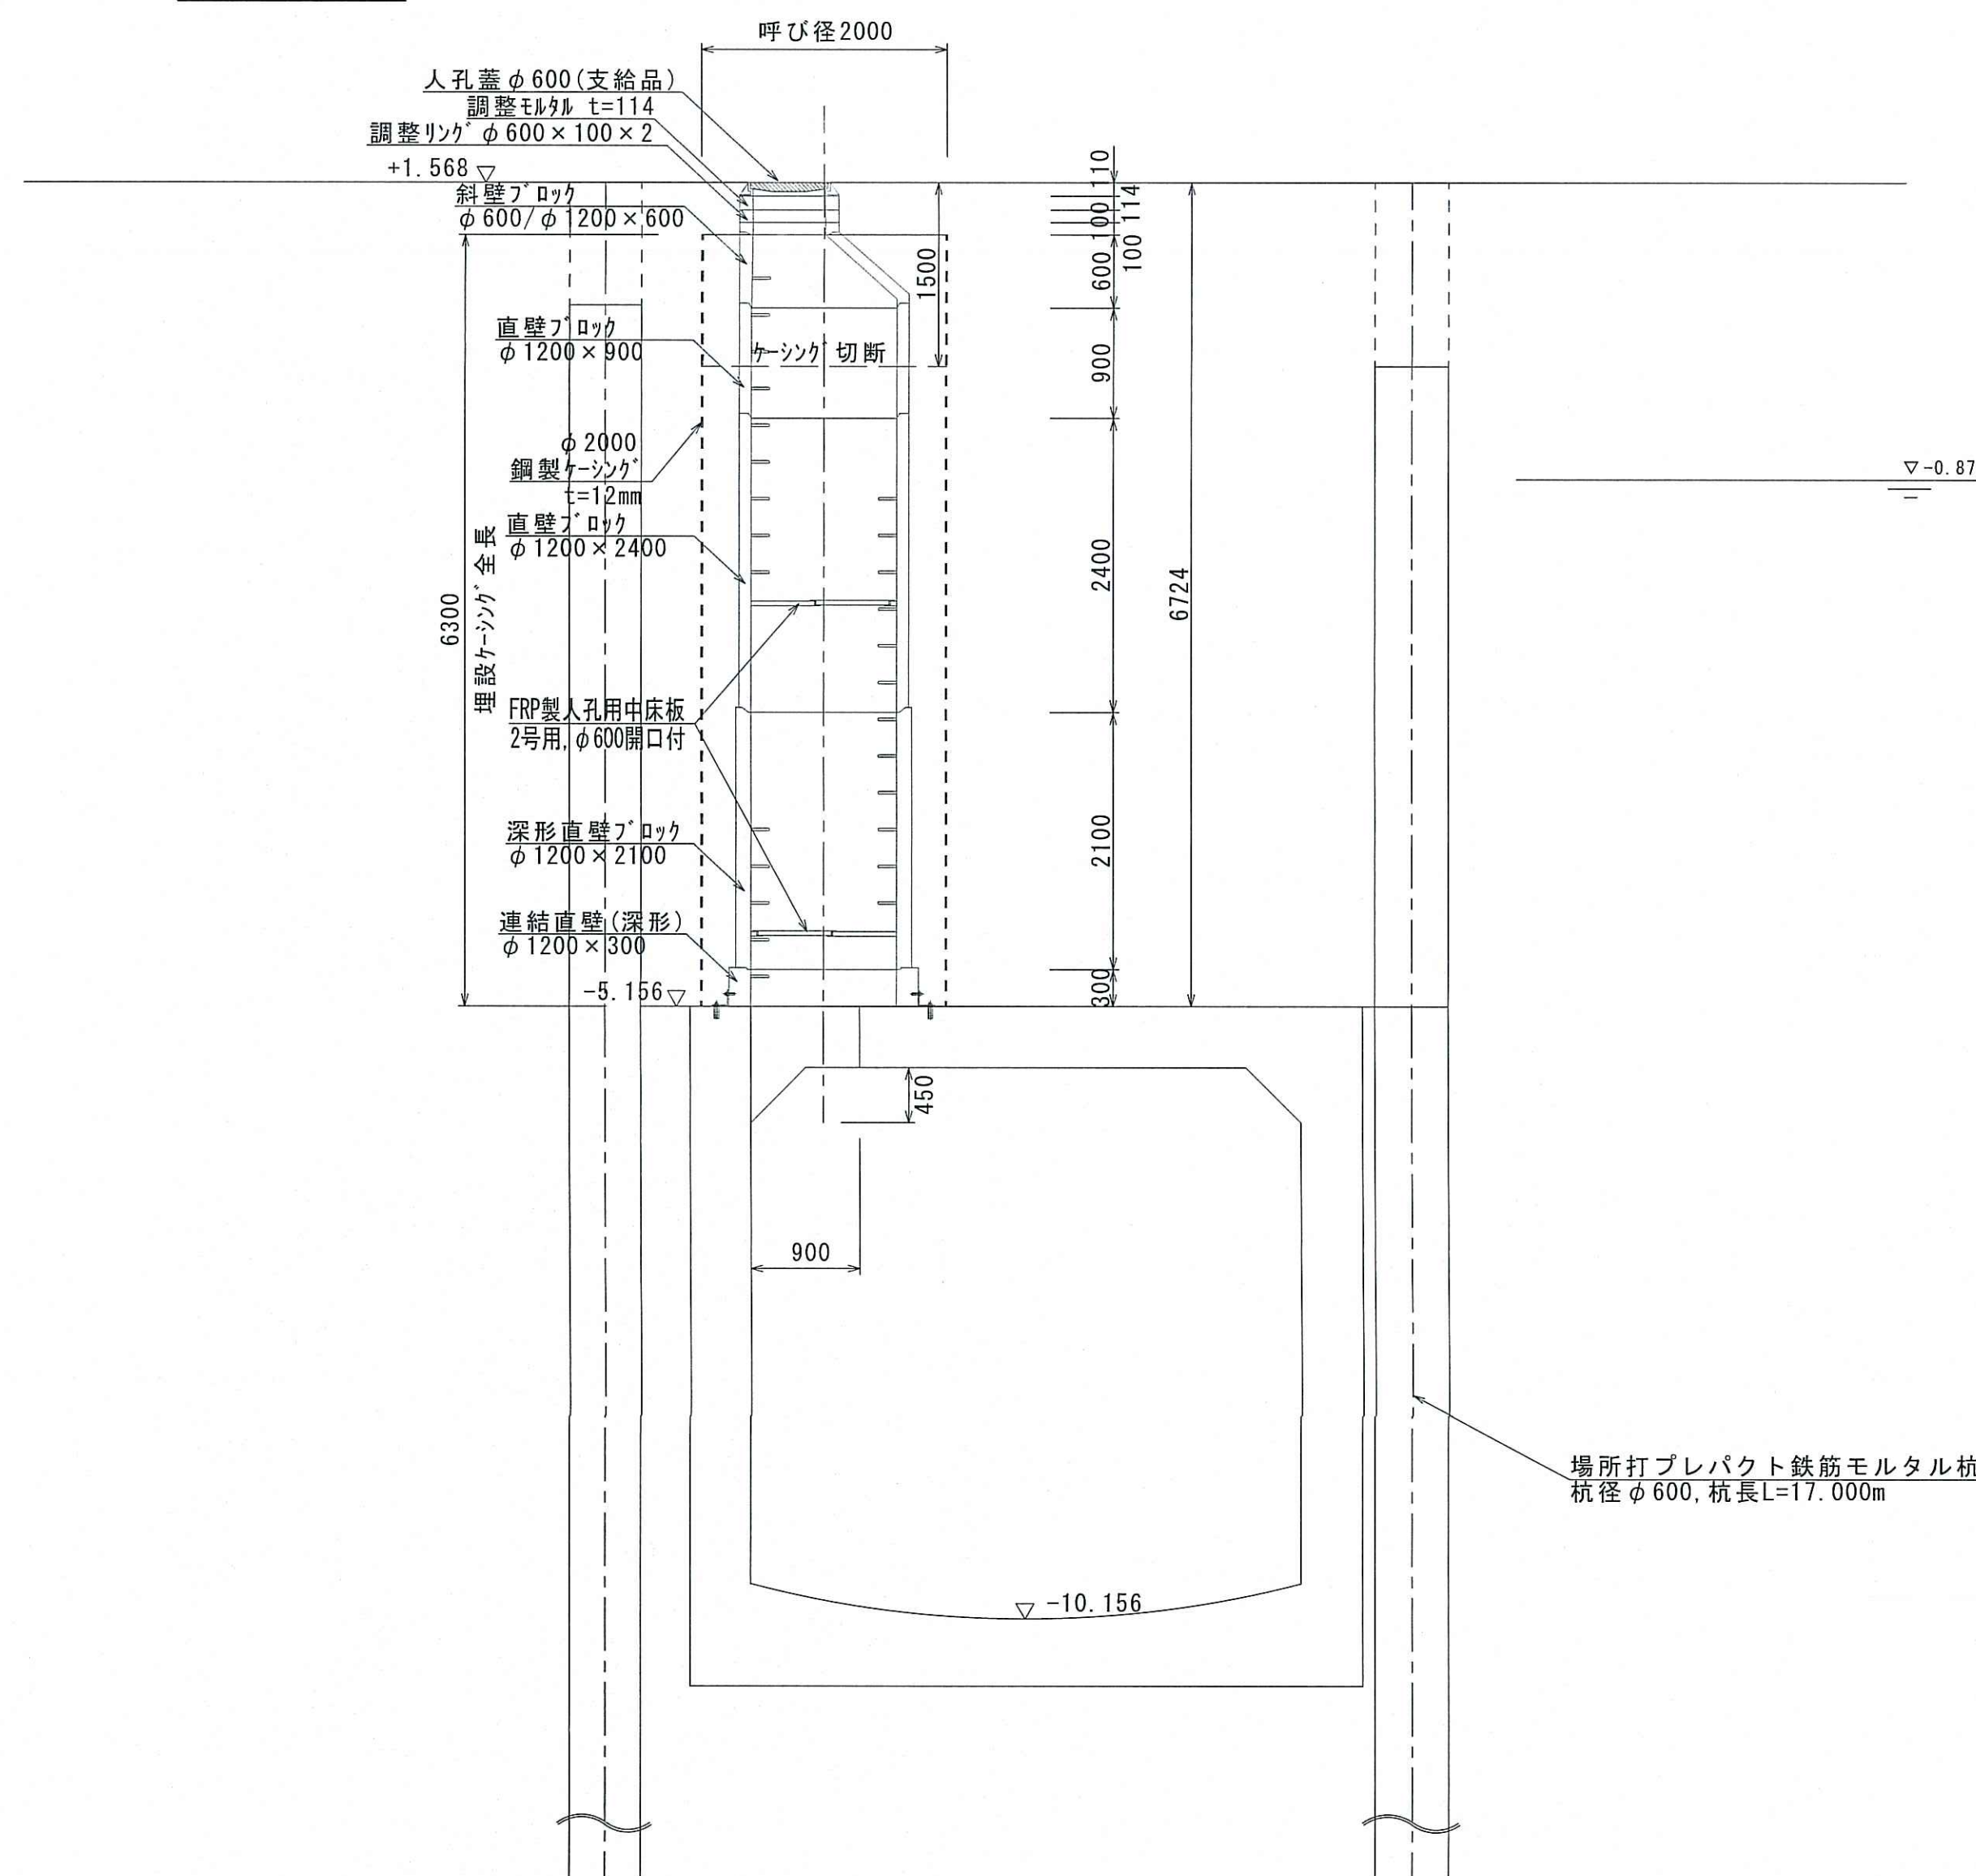


路面覆工図

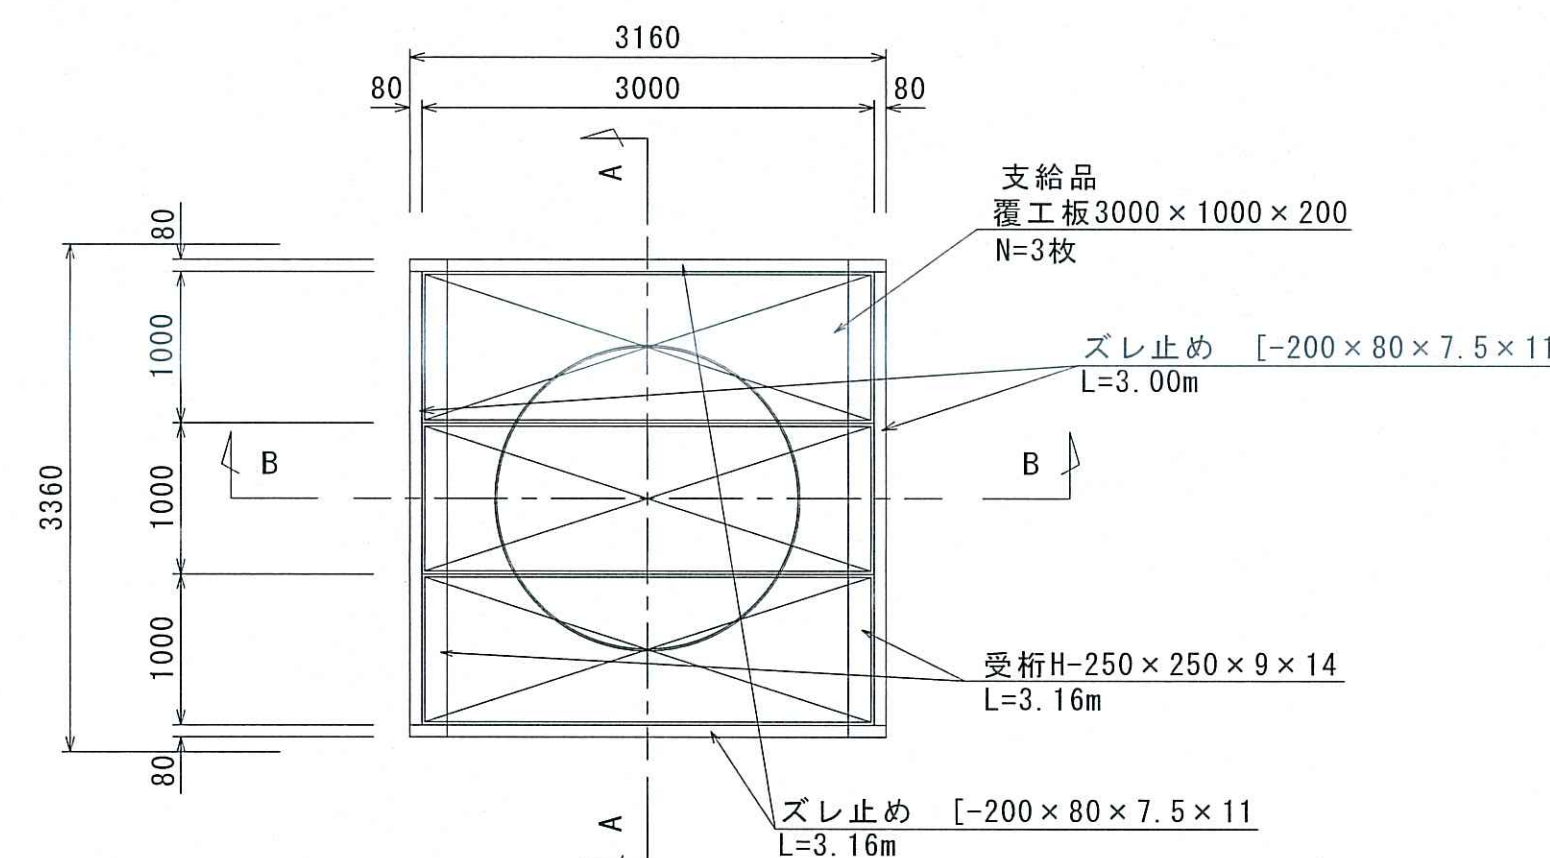

A-A 断面図

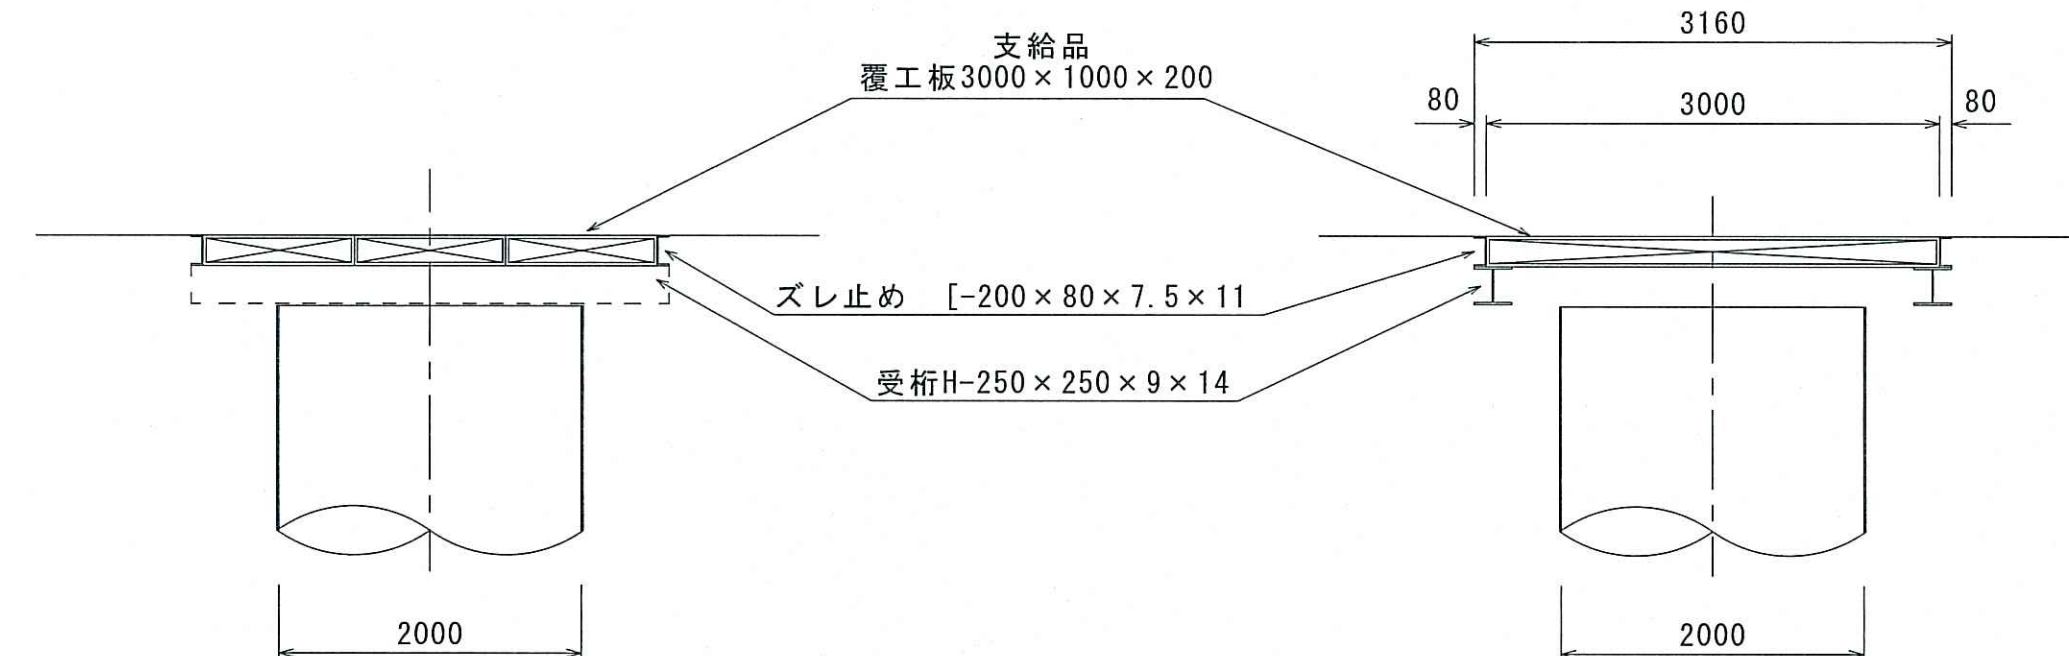

B-B 断面図

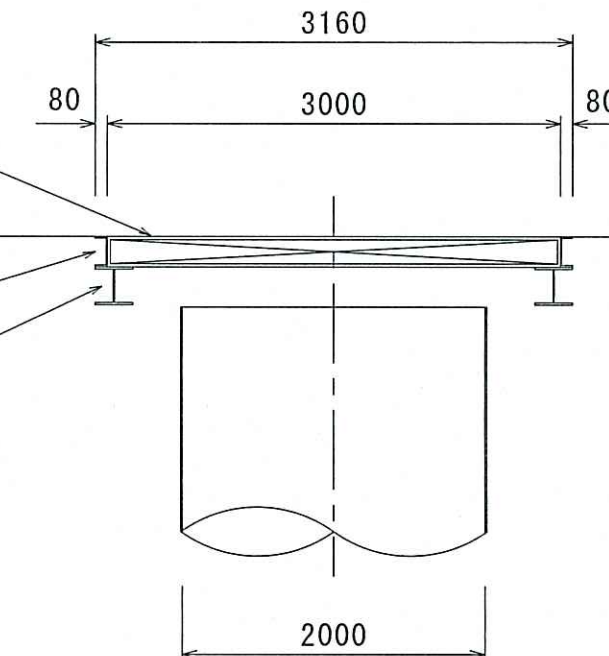

令和7年度	公共下水道事業			
設計番号	全4葉ノ内第4号			
名称	中部合流幹線人孔築造工事(R7-1)			縮尺
	N0.3人孔構造図			図示
課長	課長補佐	係長	係	設計
田嶋	松本	岡崎	岡崎	岡崎
高知市上下水道局 下水道整備課				