

 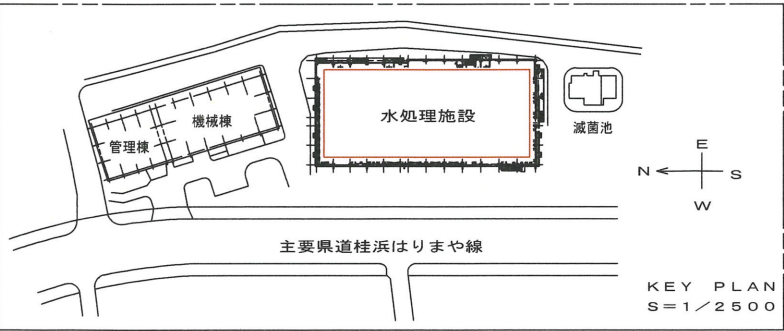



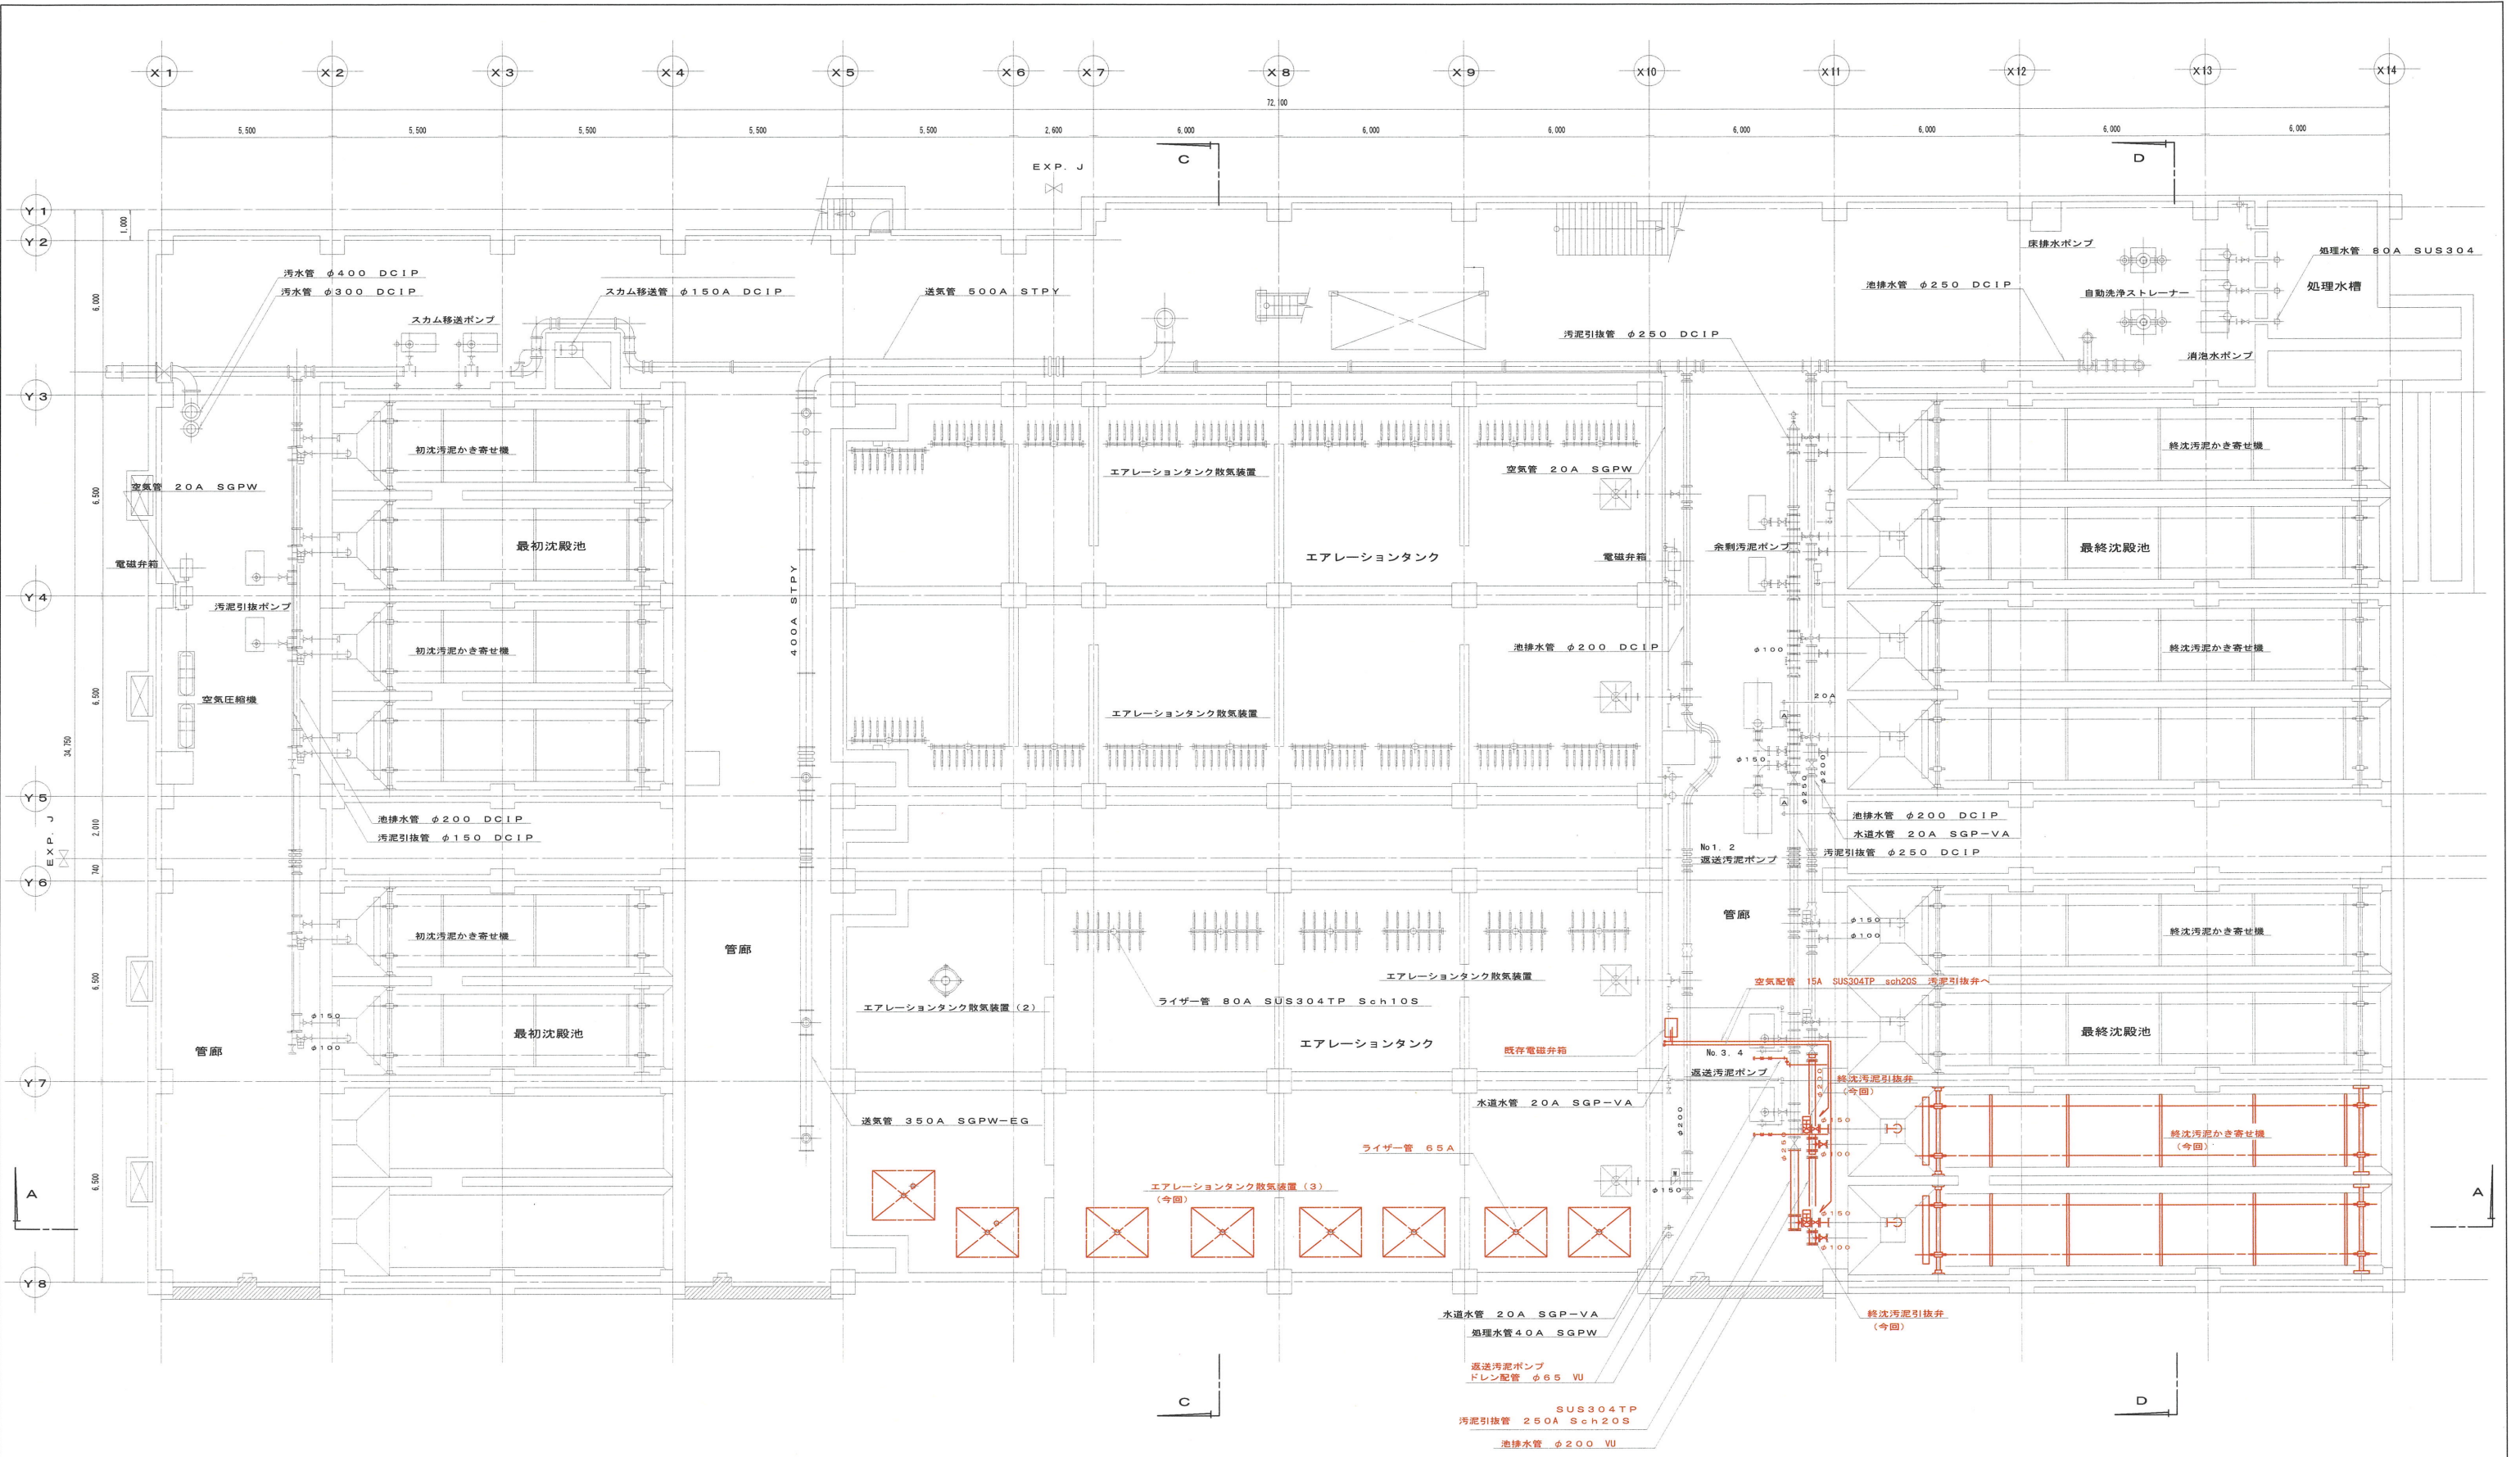


※朱書部は対象範囲を示す。
※詳細は特記仕様書による。

参考図

 


工事名	瀬戸水再生センター水処理施設（4池目）機械設備工事（R7-1）			
名称	水処理設備 B1F平面図（更新）			図面No. 4/13
縮尺	1/200	課長	課長補佐	係長
令和7年度				
下水道施設管理課				

 
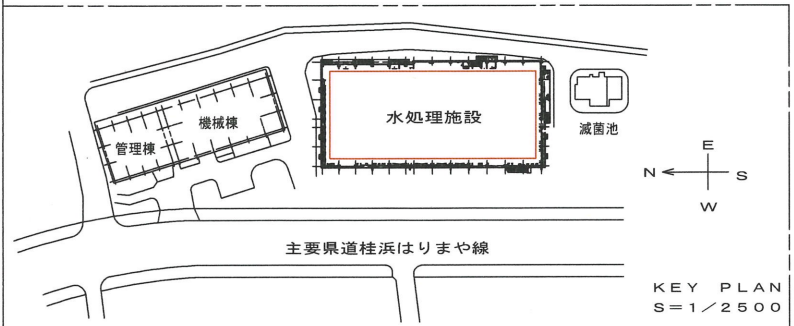
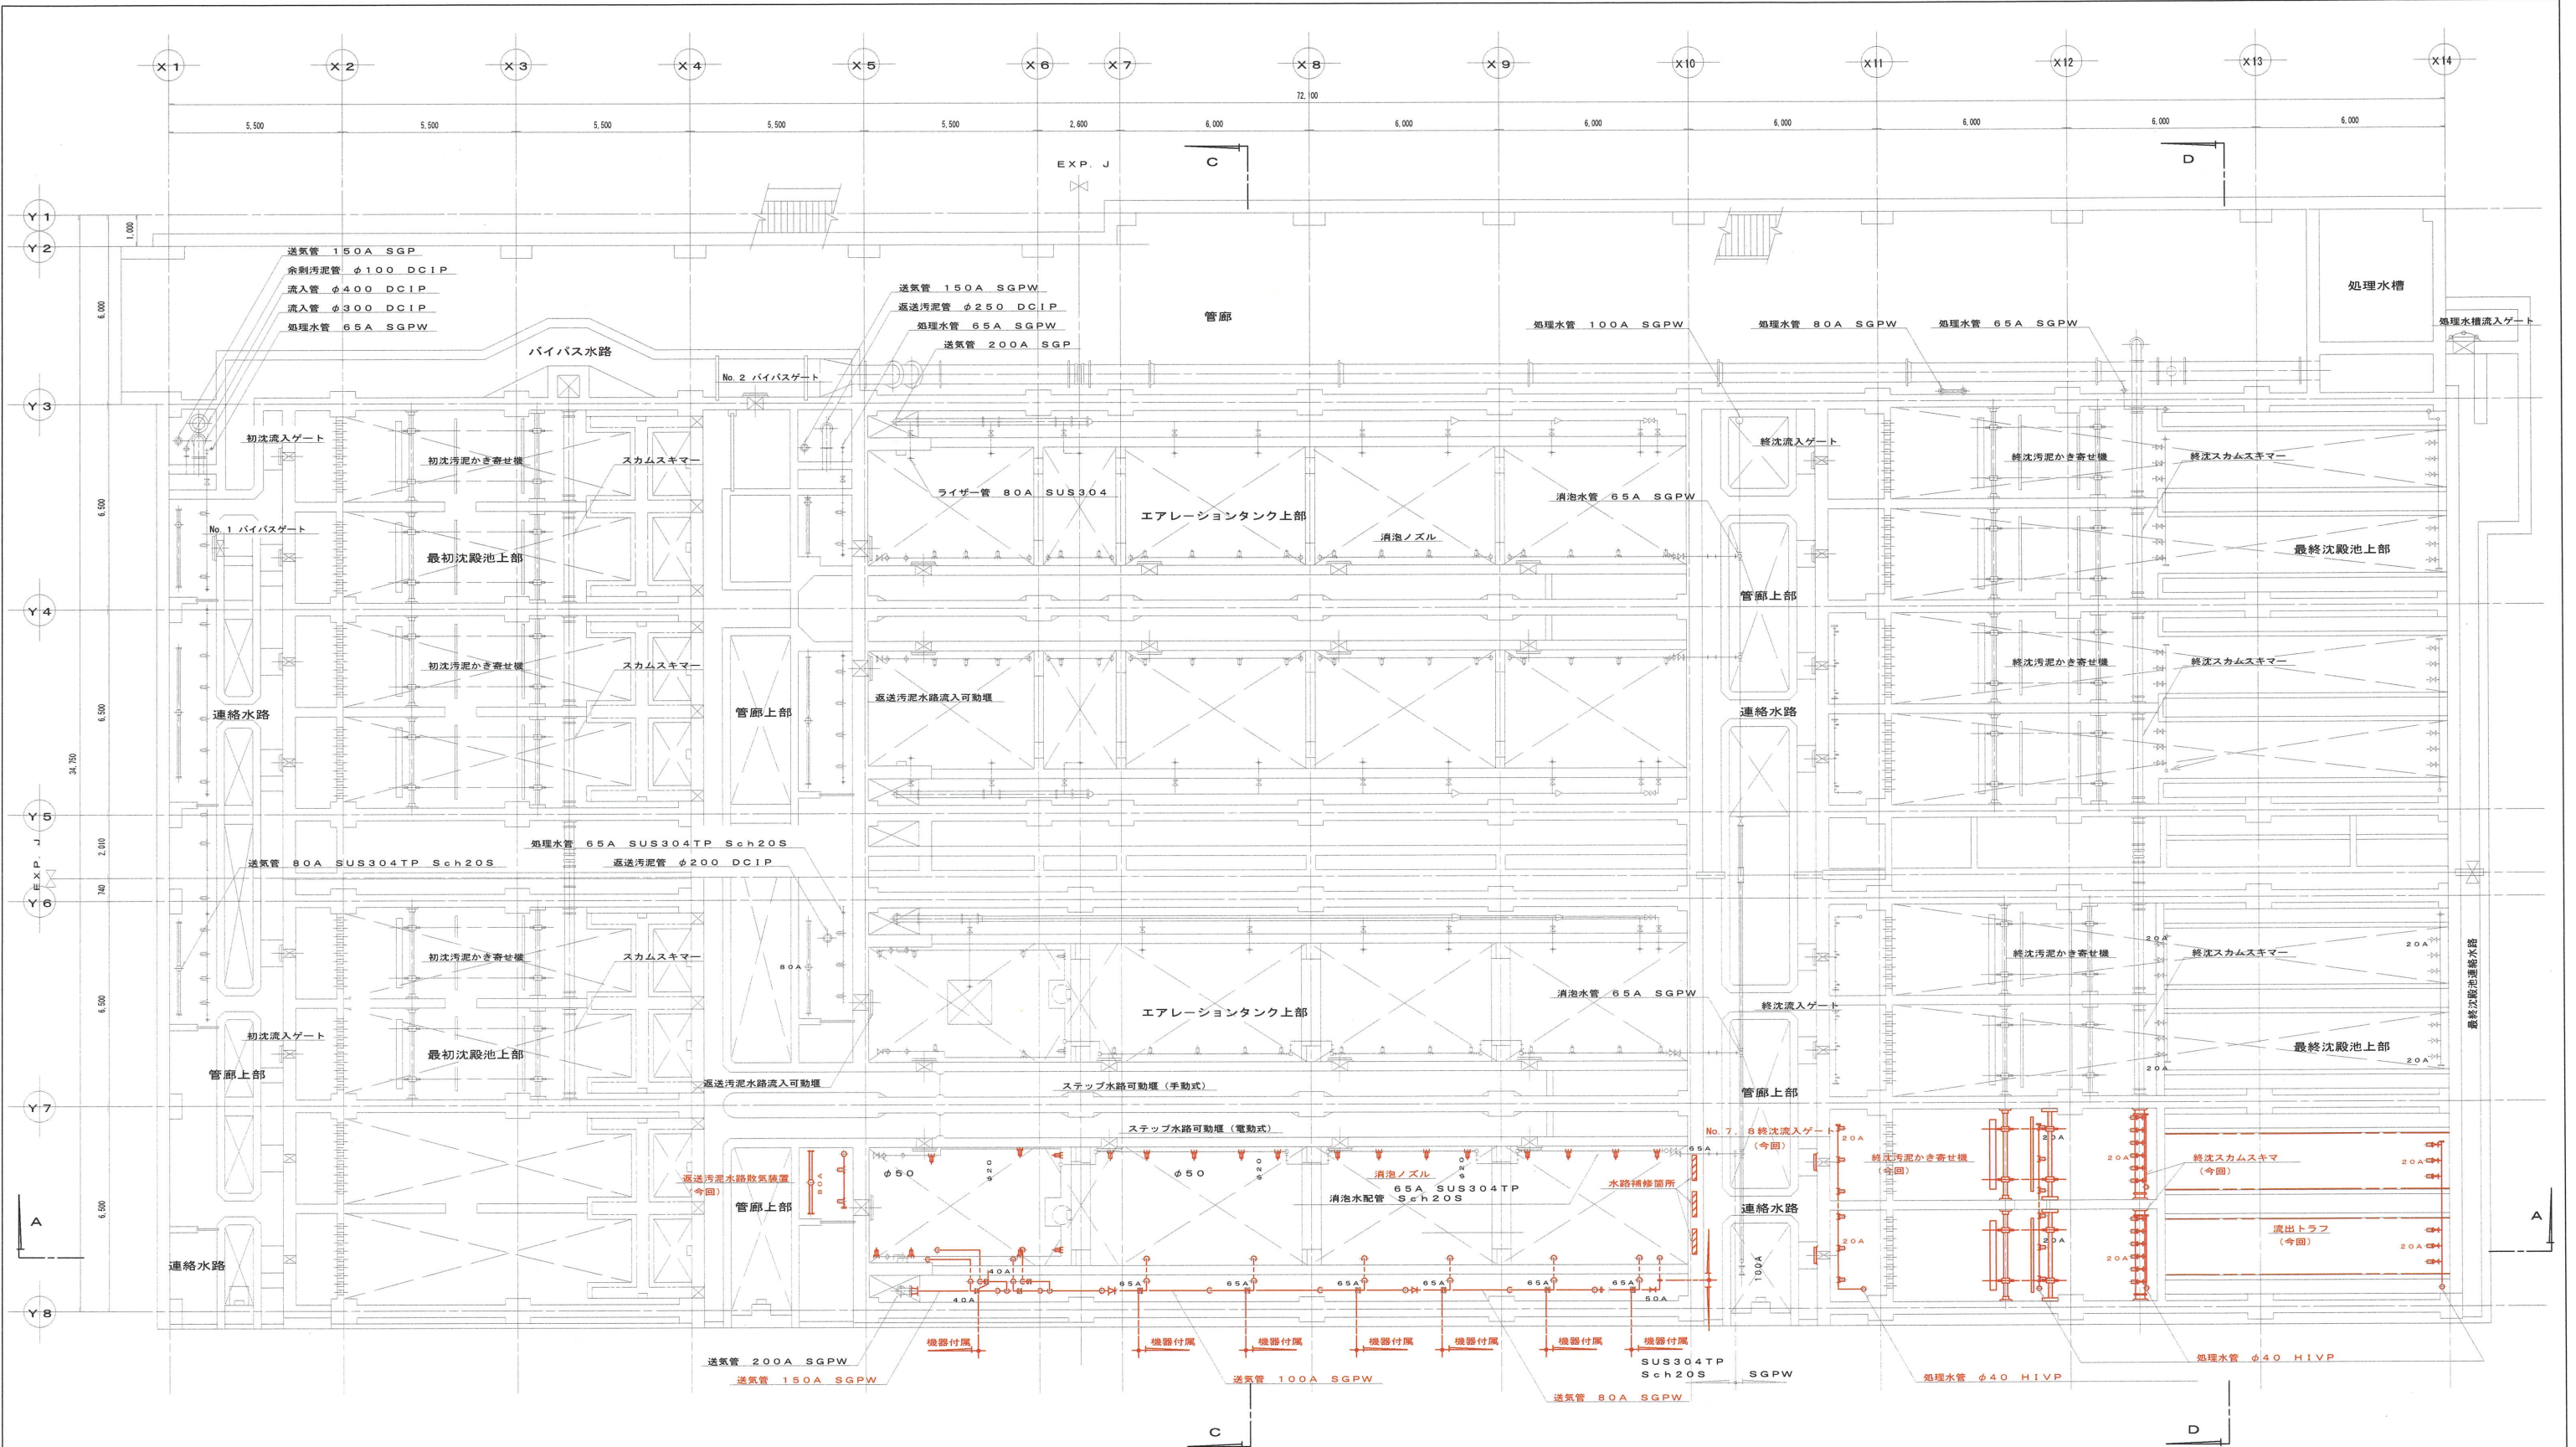


※朱書部は対象範囲を示す。
※詳細は特記仕様書による。

参考図



工事名	瀬戸水再生センター水処理施設（4池目）機械設備工事（R7-1）				
名称	水処理設備	水路部平面図（更新）	図面No.	5/13	
縮尺	1/200	課長	課長補佐	係長	設計 検図
令和7年度					
下水道施設管理課		栗田	澤田	森近	河添 岡村

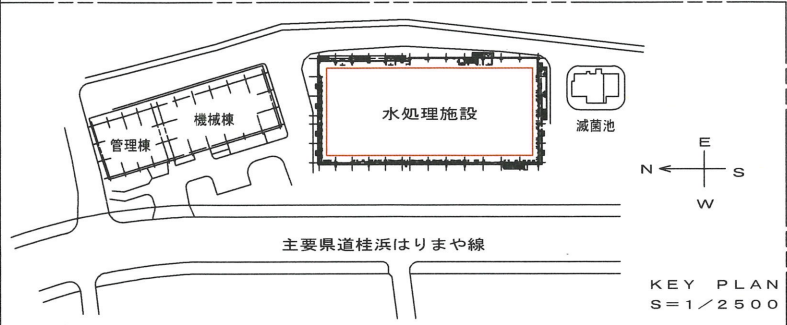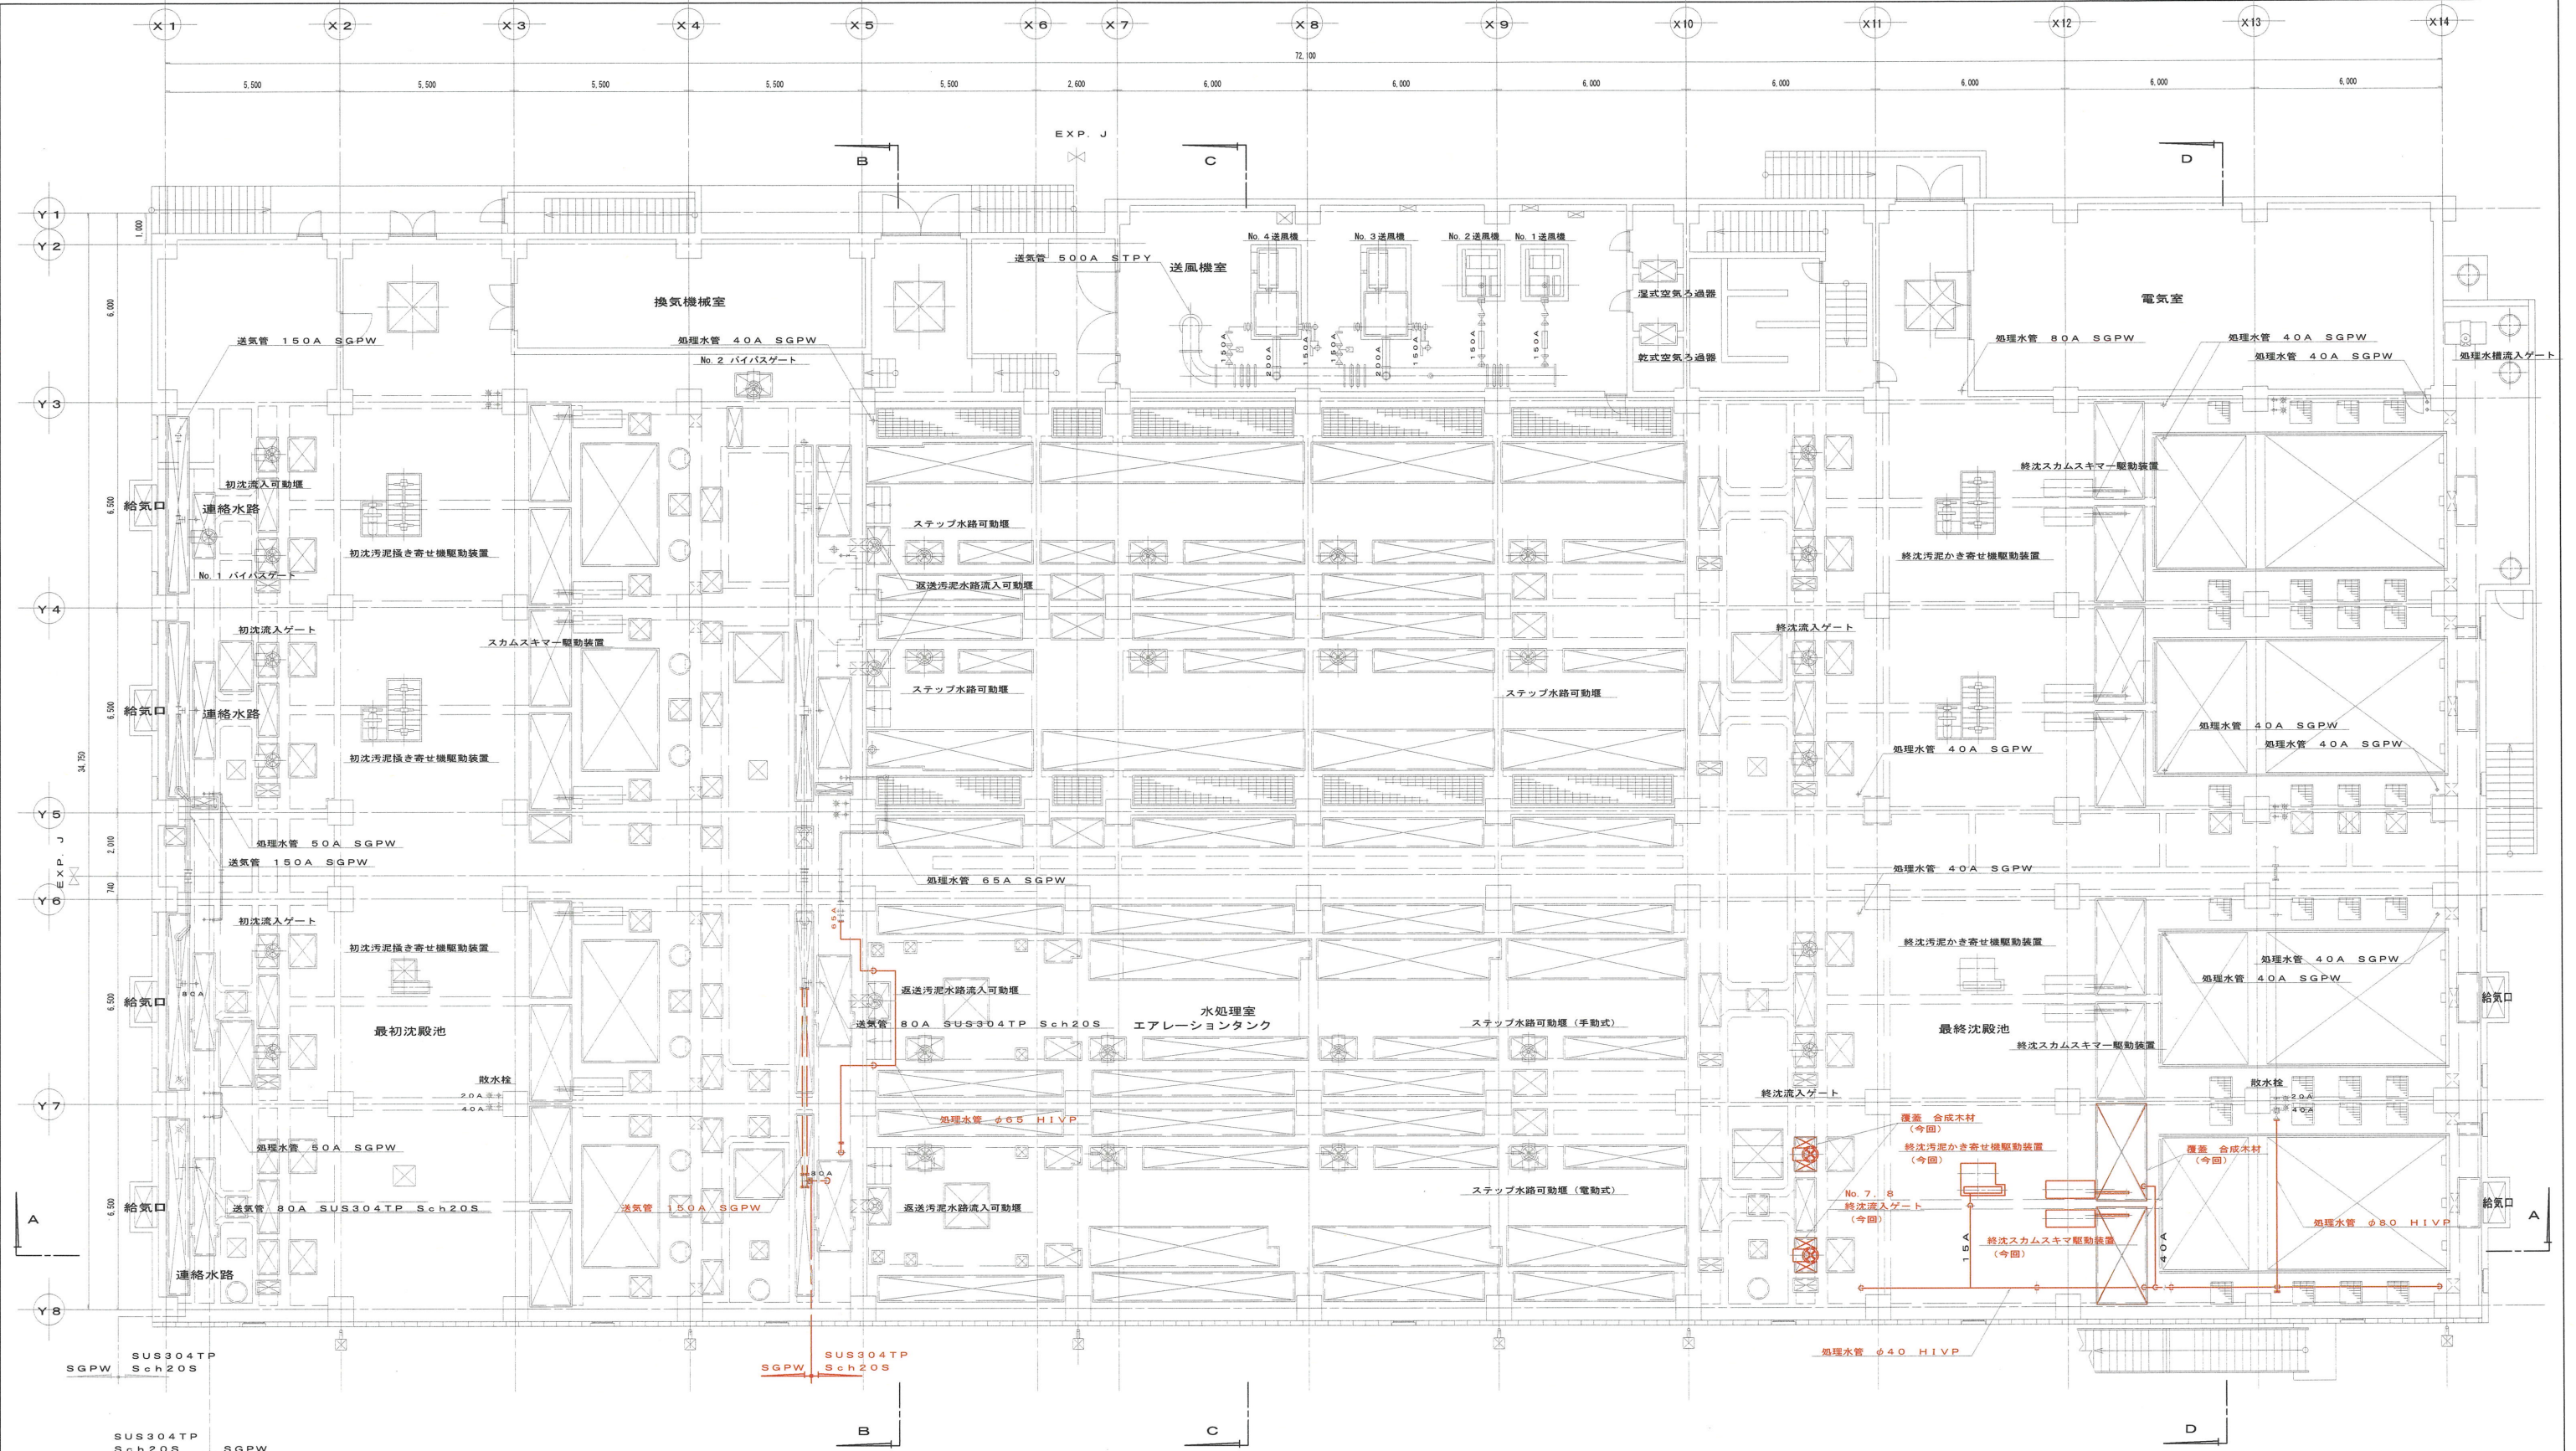

※朱書部は対象範囲を示す。
※詳細は特記仕様書による。

参考図

工事名	瀬戸水再生センター水処理施設（4池目）機械設備工事（R7-1）				
名 称	水処理設備 1F平面図（更新）	図面No.	6/13		
縮 尺	1/200	課 長	課長補佐	係 長	設 計 検 図
令和7年度	R7. 11				
下水道施設管理課		栗田	澤田	森近	河添 岡村