

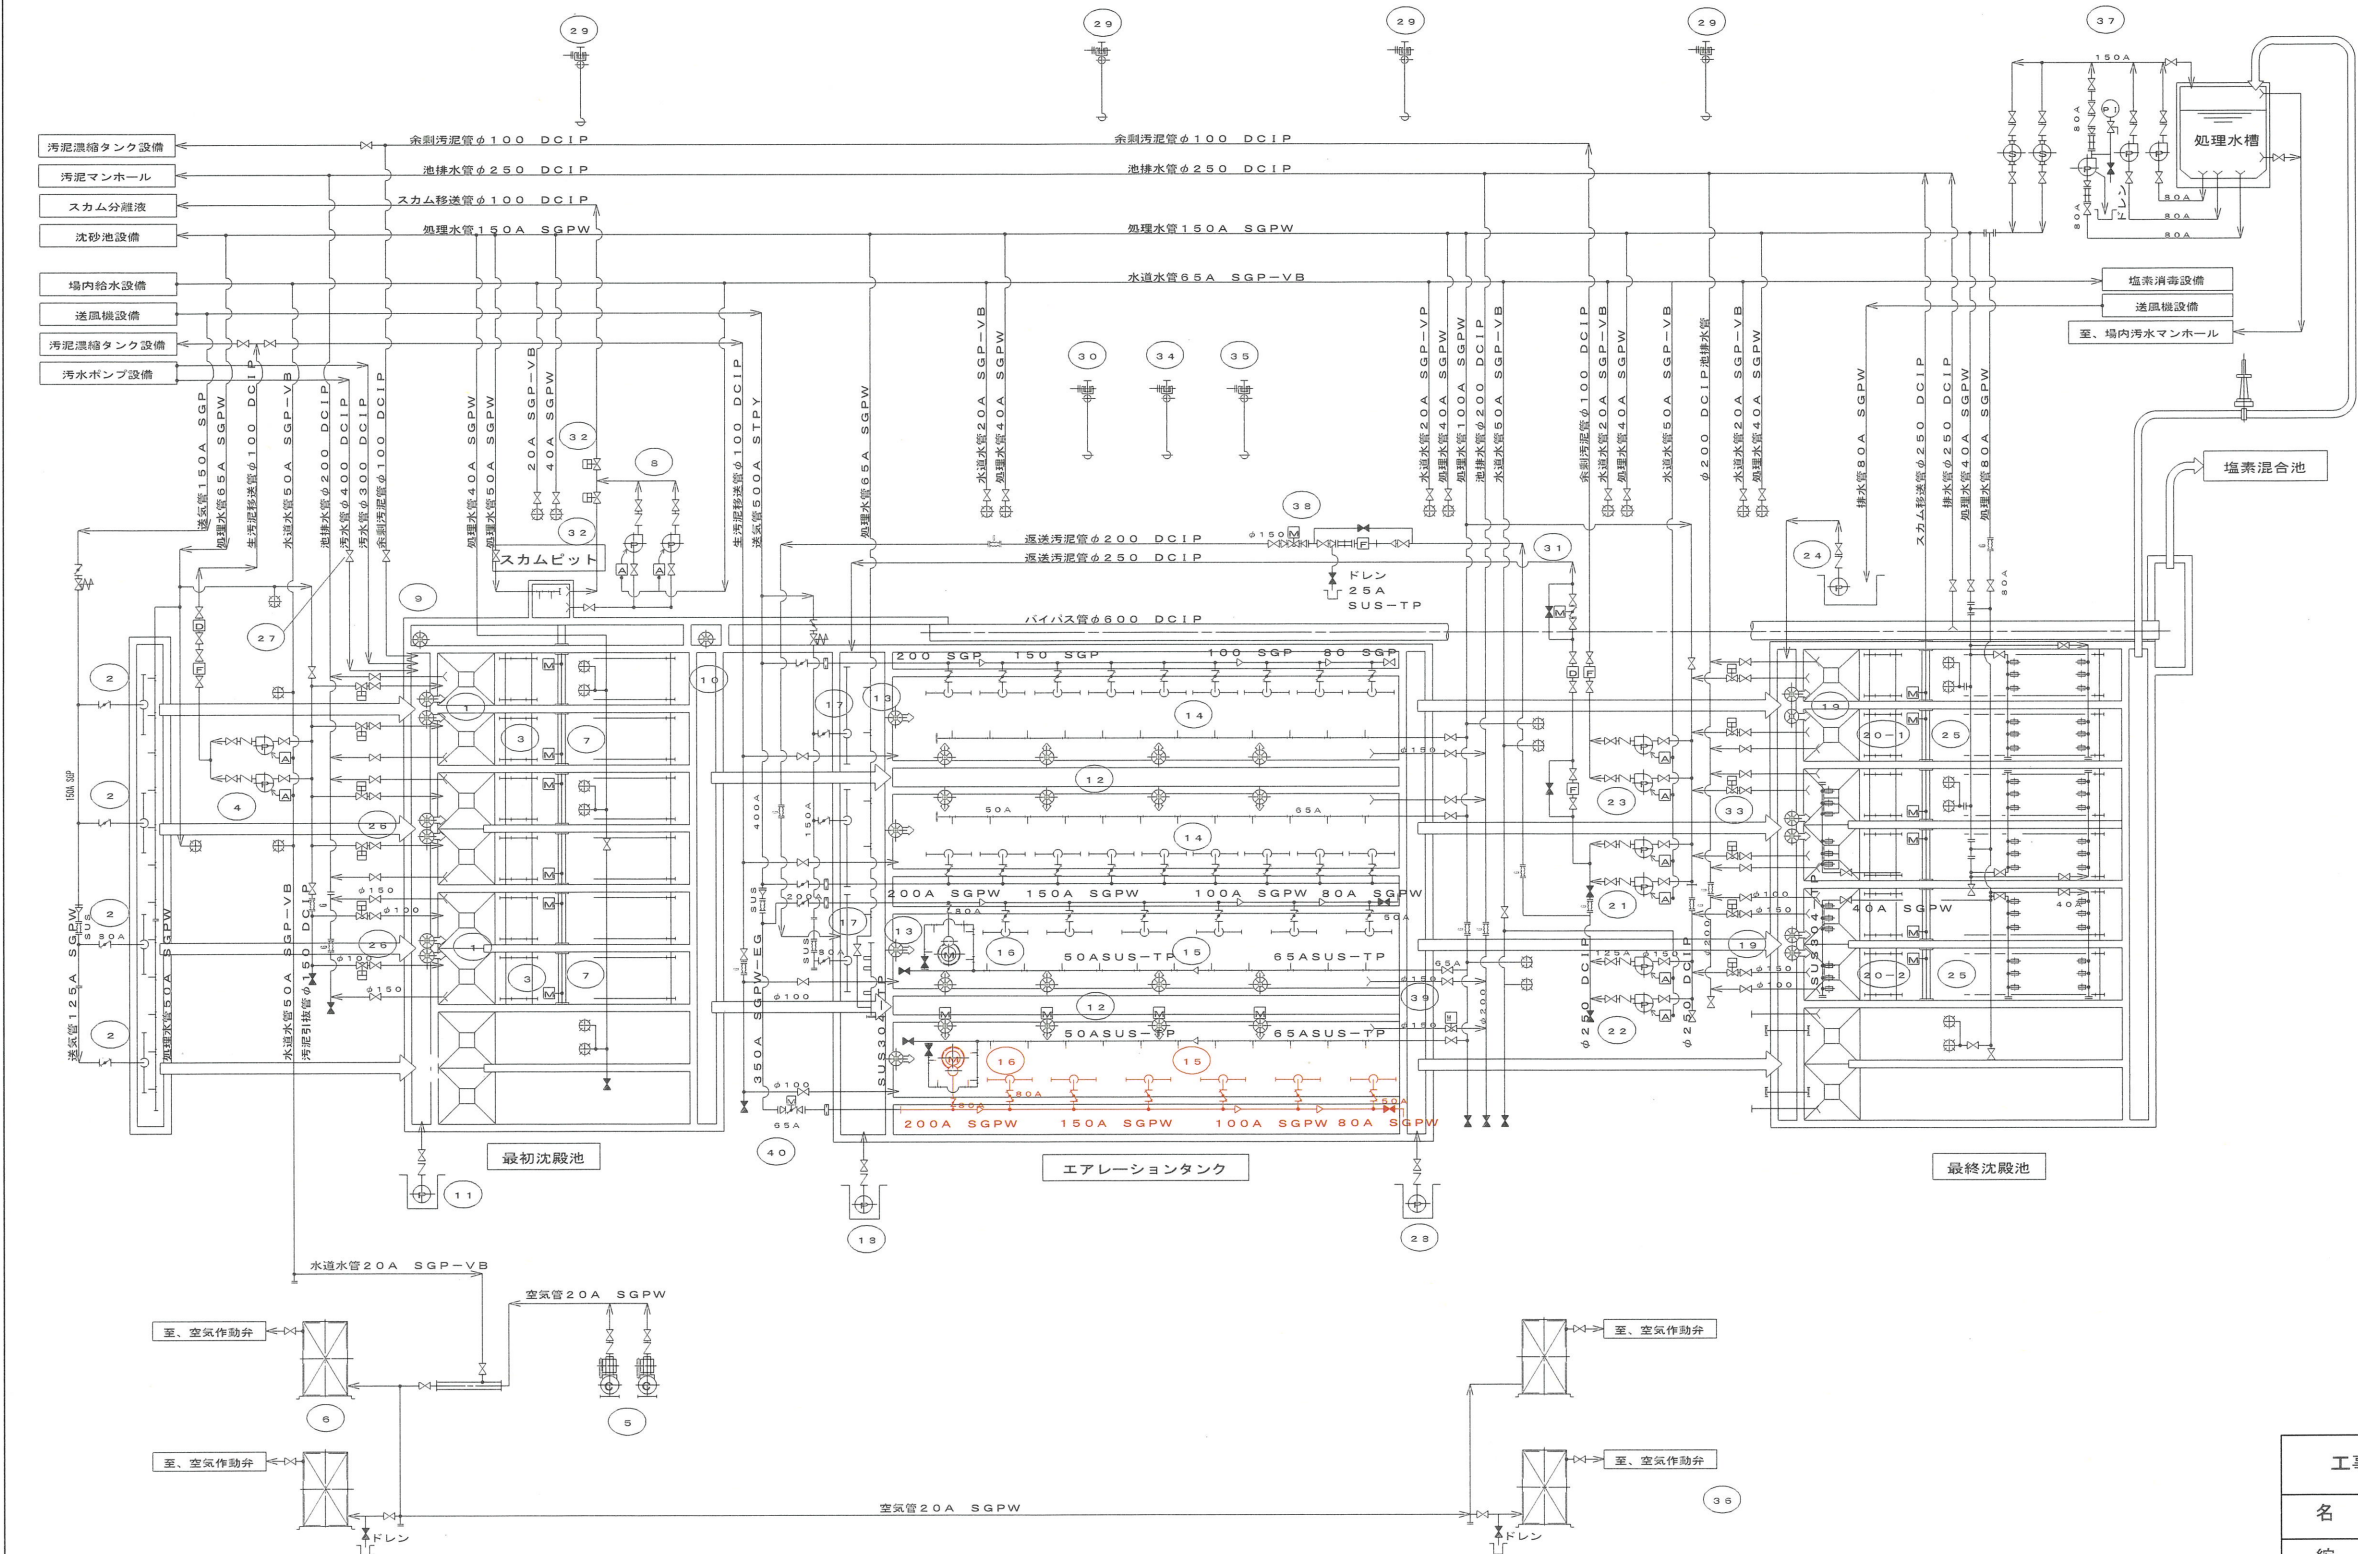


記 号	名 称	備 考	記 号	名 称	備 考	記 号	名 称	備 考	記 号	名 称	備 考	記 号	名 称	備 考
	仕切弁	常時間		電動バタフライ弁			温度計			散水栓（処理水）	40A		伸縮管	※
	逆止弁			空気作動式仕切弁						電磁流量計			フローサイト	
	手動バタフライ弁			電動仕切弁			減圧弁			オリフィス流量計			積算計	
	フローリレー			電動ボール弁			仕切弁	常時全開	※ G：ゴム製 SUS：ステンレス製					
	圧力計			ルーズフランジ短管			電動式偏心構造弁							
	三方弁			空気作動式偏心構造弁										

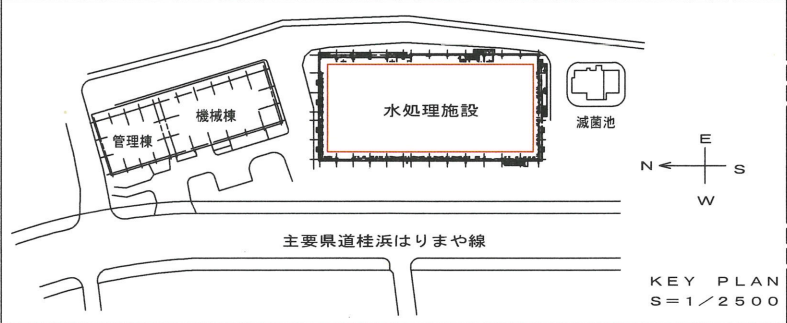


※1 今回対象の4項目は4本/ホルダー×2組							
※2 今回対象の4項目は4本/ホルダー×4組							
40	風量調節弁	1	0	1	電動開閉式バタフライ弁 φ6.5	0.02	
39	池排水調節弁	1	0	1	電動開閉式偏心構造弁 φ150	0.4	
38	返送汚泥調節弁（2）	1	0	1	電動開閉式偏心構造弁 φ150	0.2	
37	消泡水ポンプ	3 (1)	0 (1)	3 (1)	吸込渦巻ポンプ φ5.5×φ100×φ.3m ³ /分×2.0m	7.5	
36	電磁弁箱（終沈）	2	0	2	鋼板製自立形 φ.6mW×φ.4mL×1.3mH	—	
35	点検用チェンブロック（3） （エアタン散気装置用）	1	0	1	ギヤードトリ付チェンブロック 1ton×約4.0mH	—	
34	点検用チェンブロック（2） （エアタン散気装置用）	1	0	1	ギヤードトリ付チェンブロック 1ton×約4.0mH	—	
33	終沈汚泥引抜弁	6	0	8	空気作動式偏心構造弁 φ150	—	
32	スカム切換弁	2	0	2	鋼板製空気作動仕切弁 φ100	—	
31	返送汚泥調節弁	1	0	1	電動開閉式バタフライ弁 φ150	0.2	
30	点検用チェンブロック（1） （エアタン散気装置用）	1	0	1	ギヤードトリ付チェンブロック 1ton×約4.0mH	—	
29	搬入用チェンブロック （水処理機器搬入用）	4	0	4	ギヤードトリ付チェンブロック 1ton×約9.0mH	—	
28	管内床排水ポンプ （4）	1	0	1	水中汚水汚物ポンプ φ6.5×φ.3m ³ /分×1.0m	1.5	
27	手動仕切弁	1	0	1	鋼板製外ネジ式仕切弁 φ400	—	
26	初沈汚泥引抜弁	6	0	6	空気作動偏心構造弁 φ100	—	
25	終沈スカムスキマー	6	0	8	電動開閉式バイパスキマー φ300×2.900mmL	0.1	
24	管内床排水ポンプ （3）	1	0	1	水中汚水汚物ポンプ φ6.5×φ.3m ³ /分×1.0m	1.5	
23	余剰汚泥ポンプ	2 (1)	0 (1)	2 (1)	吸込スクリー付汚泥ポンプ φ80×φ.5m ³ /分×8m	3.7	
22	No. 3. 4 返送汚泥ポンプ	2 (1)	0 (1)	2 (1)	吸込スクリー付汚泥ポンプ φ125-φ150×2m ³ /分×5m	5.5	
21	No. 1. 2 返送汚泥ポンプ	2 (1)	0 (1)	2 (1)	吸込スクリー付汚泥ポンプ φ100×1m ³ /分×5m	3.7	
20-2	終沈汚泥かき寄せ機	1	0	2	チェンフライド式汚泥かき寄せ機 2.9mW×1.7.6mL×3.5mH	0.4	
20-1	終沈汚泥掻き寄せ機	2	0	2	チェンフライド式汚泥掻き寄せ機 2.9mW×1.7.6mL×3.5mH	0.75	
19	終沈流入ゲート	6	0	8	鋼板製手動開閉外ネジ角形ゲート 250mm×250mm	—	
18	管内床排水ポンプ （2）	1	0	1	水中汚水汚物ポンプ φ6.5×φ.3m ³ /分×1.0m	1.5	
17	返送汚泥水路散気装置	3	0	4	固定式多孔管 φ80×1.300L/分・組	—	
16	エアレーションタンク 散気装置（2）	2	1	1	水中機械撹拌式曝気装置 撹拌容量 22.5m ³ /分	2.2	
15	エアレーションタンク 散気装置	4	2	2	固定式散気装置 φ80×1.20L/分-1.50L/分・本	— ※1 1.4本/ ホルダー	
		8	4	4	固定式散気装置 φ80×1.20L/分-1.50L/分・本	— ※2 1.2本/ ホルダー	
14	エアレーションタンク 散気装置	18	0	18	固定式散気装置 φ80×1.20L/分-1.50L/分・本	— ※10本/ ホルダー	
13	返送汚泥水路 流入可動堰	4	0	4	鋼板製手動開閉式可動堰 500mm×300mm×300mmST	—	
12	ステップ水路 流入可動堰	16	0	16	鋼板製手動開閉式可動堰 500mm×300mm×300mmST	— ※4台 電動式 4台 0.4kW	
11	管内床排水ポンプ （1）	1	0	1	水中汚水汚物ポンプ φ6.5×φ.3m ³ /分×1.0m	1.5	
10	No. 2 バイパス可動堰	1	0	1	鋼板製手動開閉式可動堰 500mm×500mm×500mmST	—	
9	No. 1 バイパスゲート	1	0	1	鋼板製手動開閉外ネジ角形ゲート 500mm×500mm	—	
8	スカム移送ポンプ	2	0	2	吸込スクリー付汚泥ポンプ (1) φ80×φ.5m ³ /分×1.0m	3.7	
7	初沈スカムスキマー	6	0	6	電動開閉式バイパスキマー φ300×2.900mmL	0.1	
6	電磁弁箱（初沈）	2	0	2	鋼板製自立形 φ.6mW×φ.4mL×1.3mH	—	
5	空気圧縮機	2	0	2	圧力開閉式空気圧縮機 φ.15m ³ /分×8.5kg/m ²	1.5	
4	汚泥引抜ポンプ	2	0	2	吸込スクリー付汚泥ポンプ φ80×φ.5m ³ /分×5m	3.7	
3	初沈汚泥掻き寄せ機	3	0	3	チェンフライド式汚泥掻き寄せ機 2.9mW×1.1.9mL×5.0mH	0.4	
2	流入水路散気装置	3	0	3	固定式多孔管 φ80×1.300L/分・組	—	
1	初沈流入ゲート	6	0	6	鋼板製手動開閉可動堰 250mm×250mm×250mmST	—	
番号	機器名称	既設	撤去	全件	機器仕様	電動機 kW	備考
		数量					




工事名	瀬戸水再生センター水処理施設（4池目）機械設備工事（R7-1）				
名 称	水処理設備 フローシート（撤去）			図面No.	10/13
縮 尺	NON	課 長	課長補佐	係 長	設 計
令和7年度					検 図
下水道施設管理課					

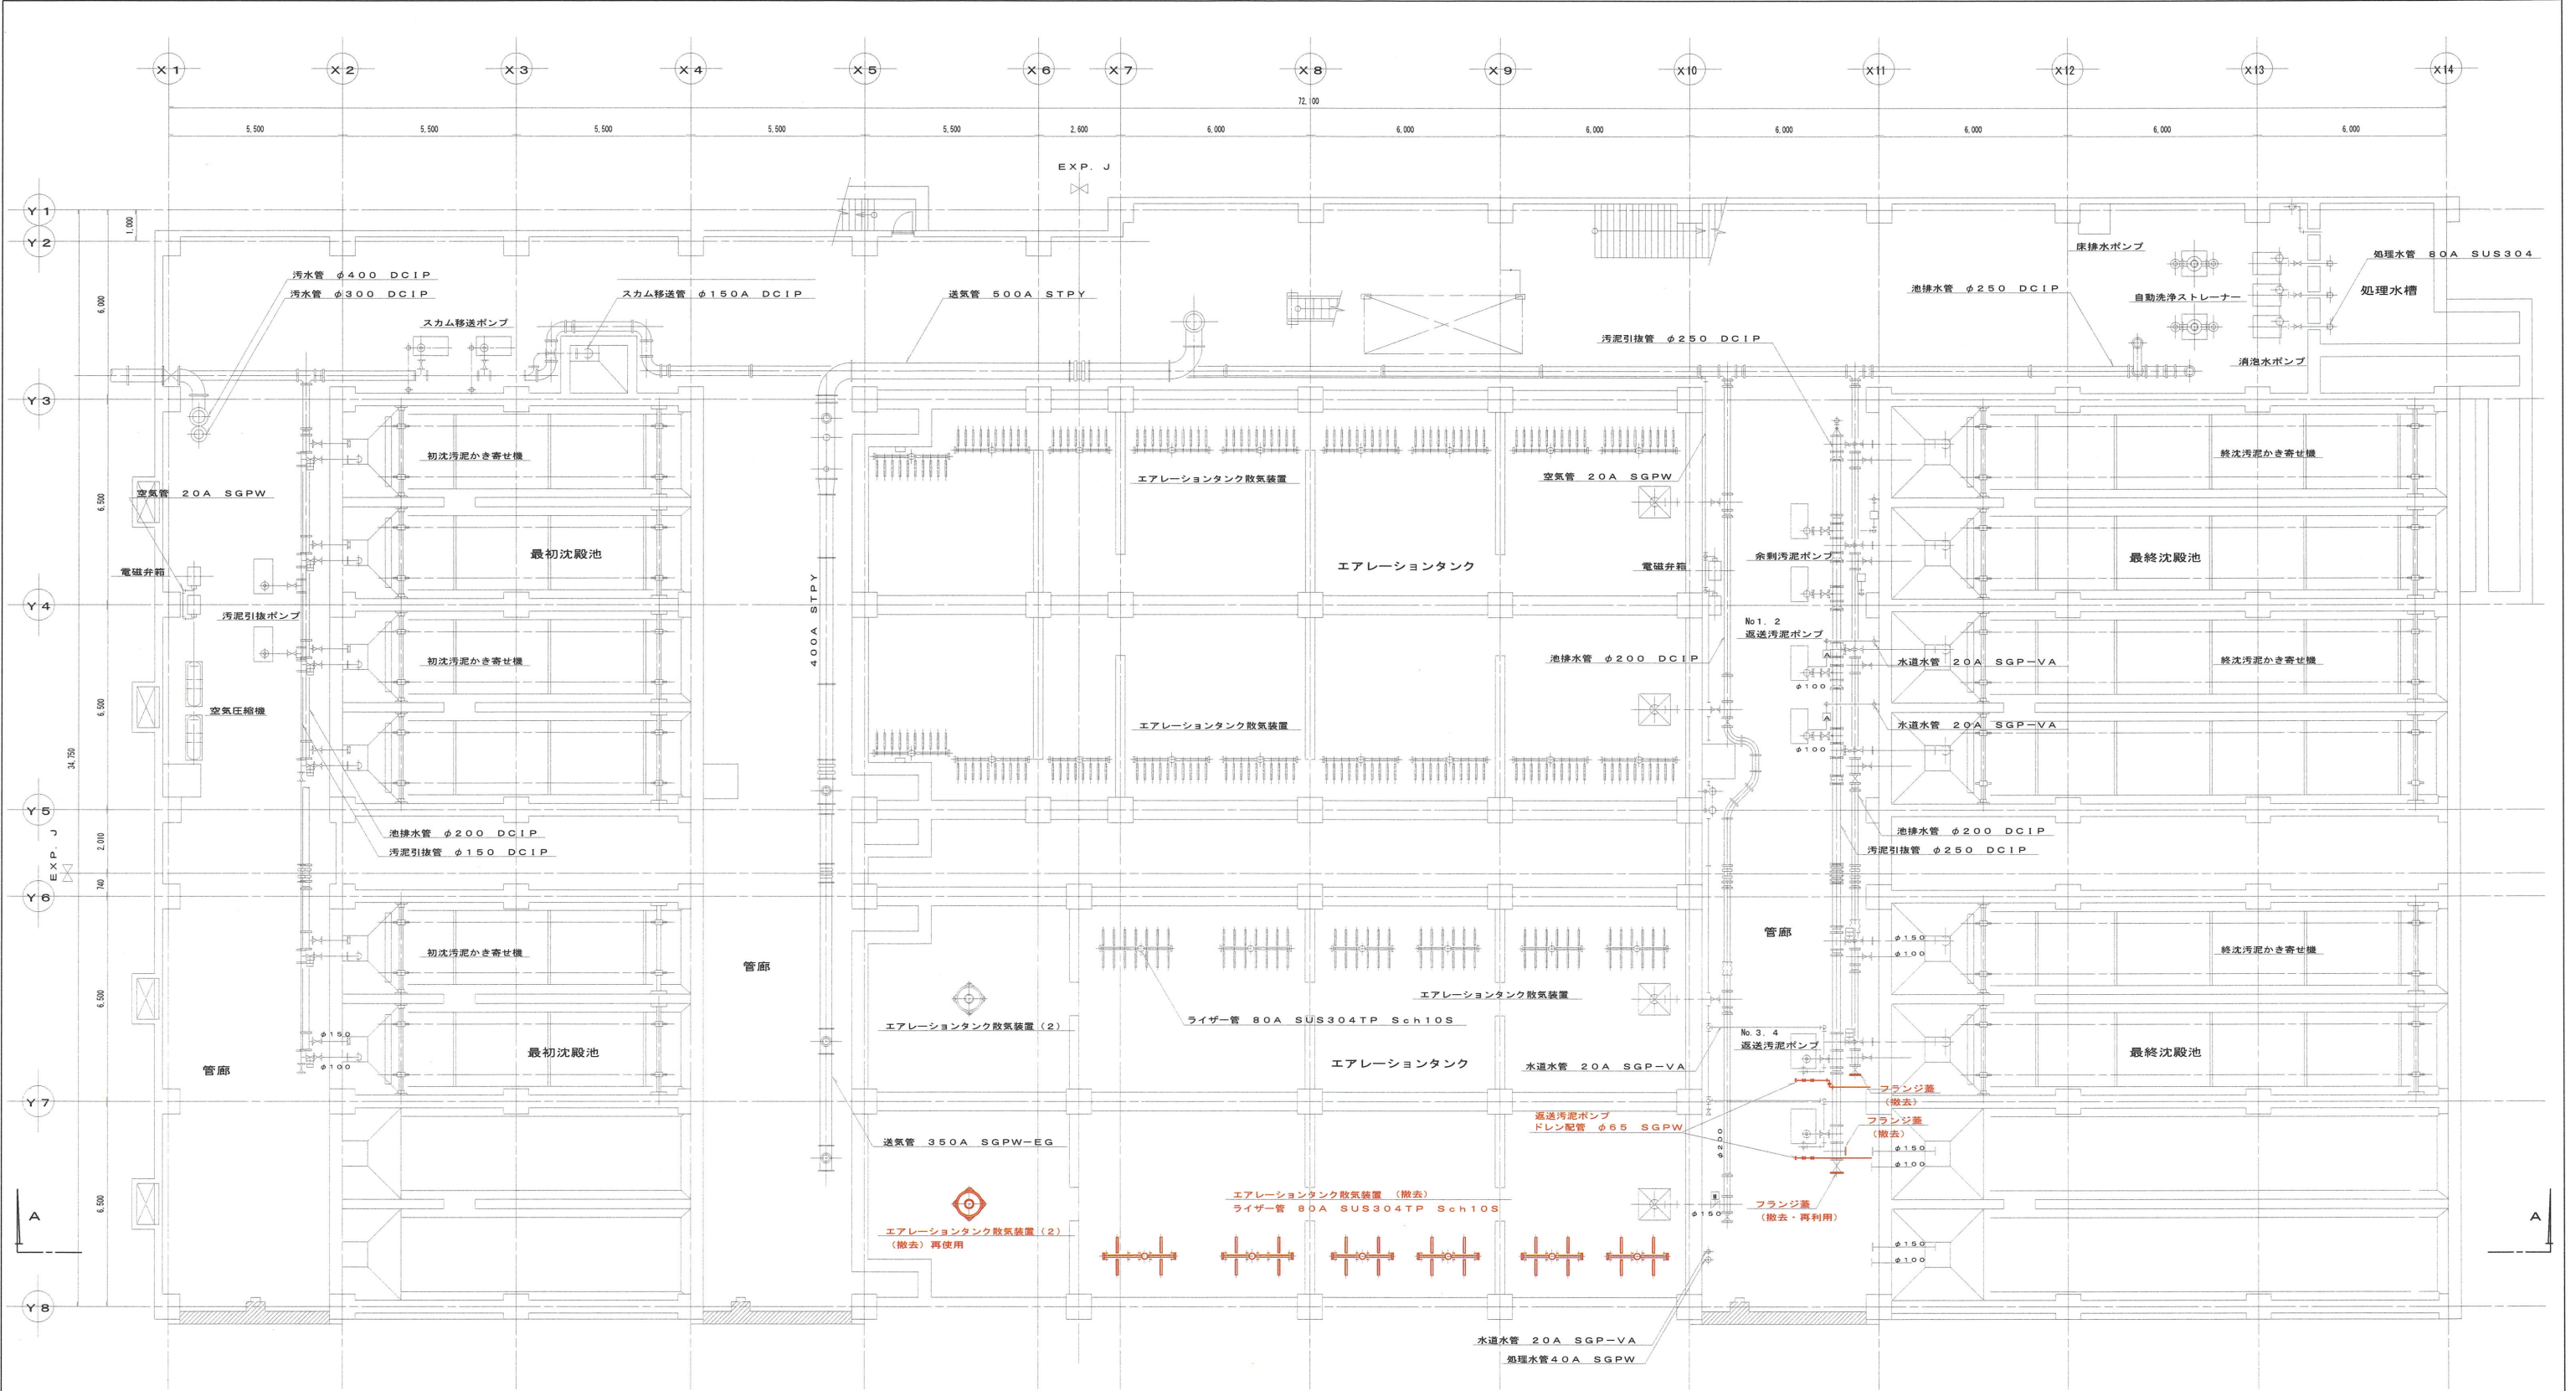

 ※朱書部は対象範囲を示す。
※詳細は特記仕様書による。




工事名	瀬戸水再生センター水処理施設（4池目）機械設備工事（R7-1）				
名称	水処理設備 B1F平面図（撤去）			図面No.	11/13
縮尺	1/200	課長	課長補佐	係長	設計 検図
令和7年度					
下水道施設管理課		栗田	澤田	林近	河添 岡村

 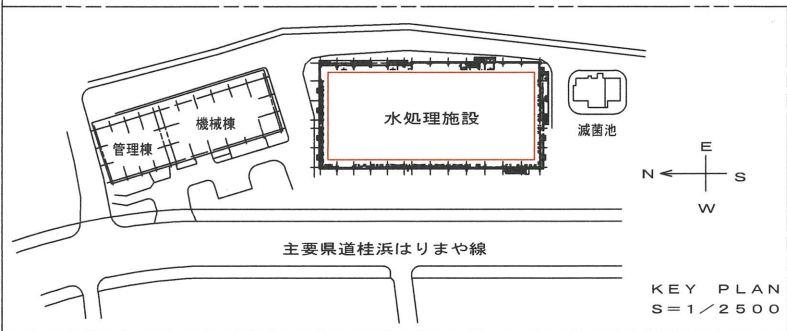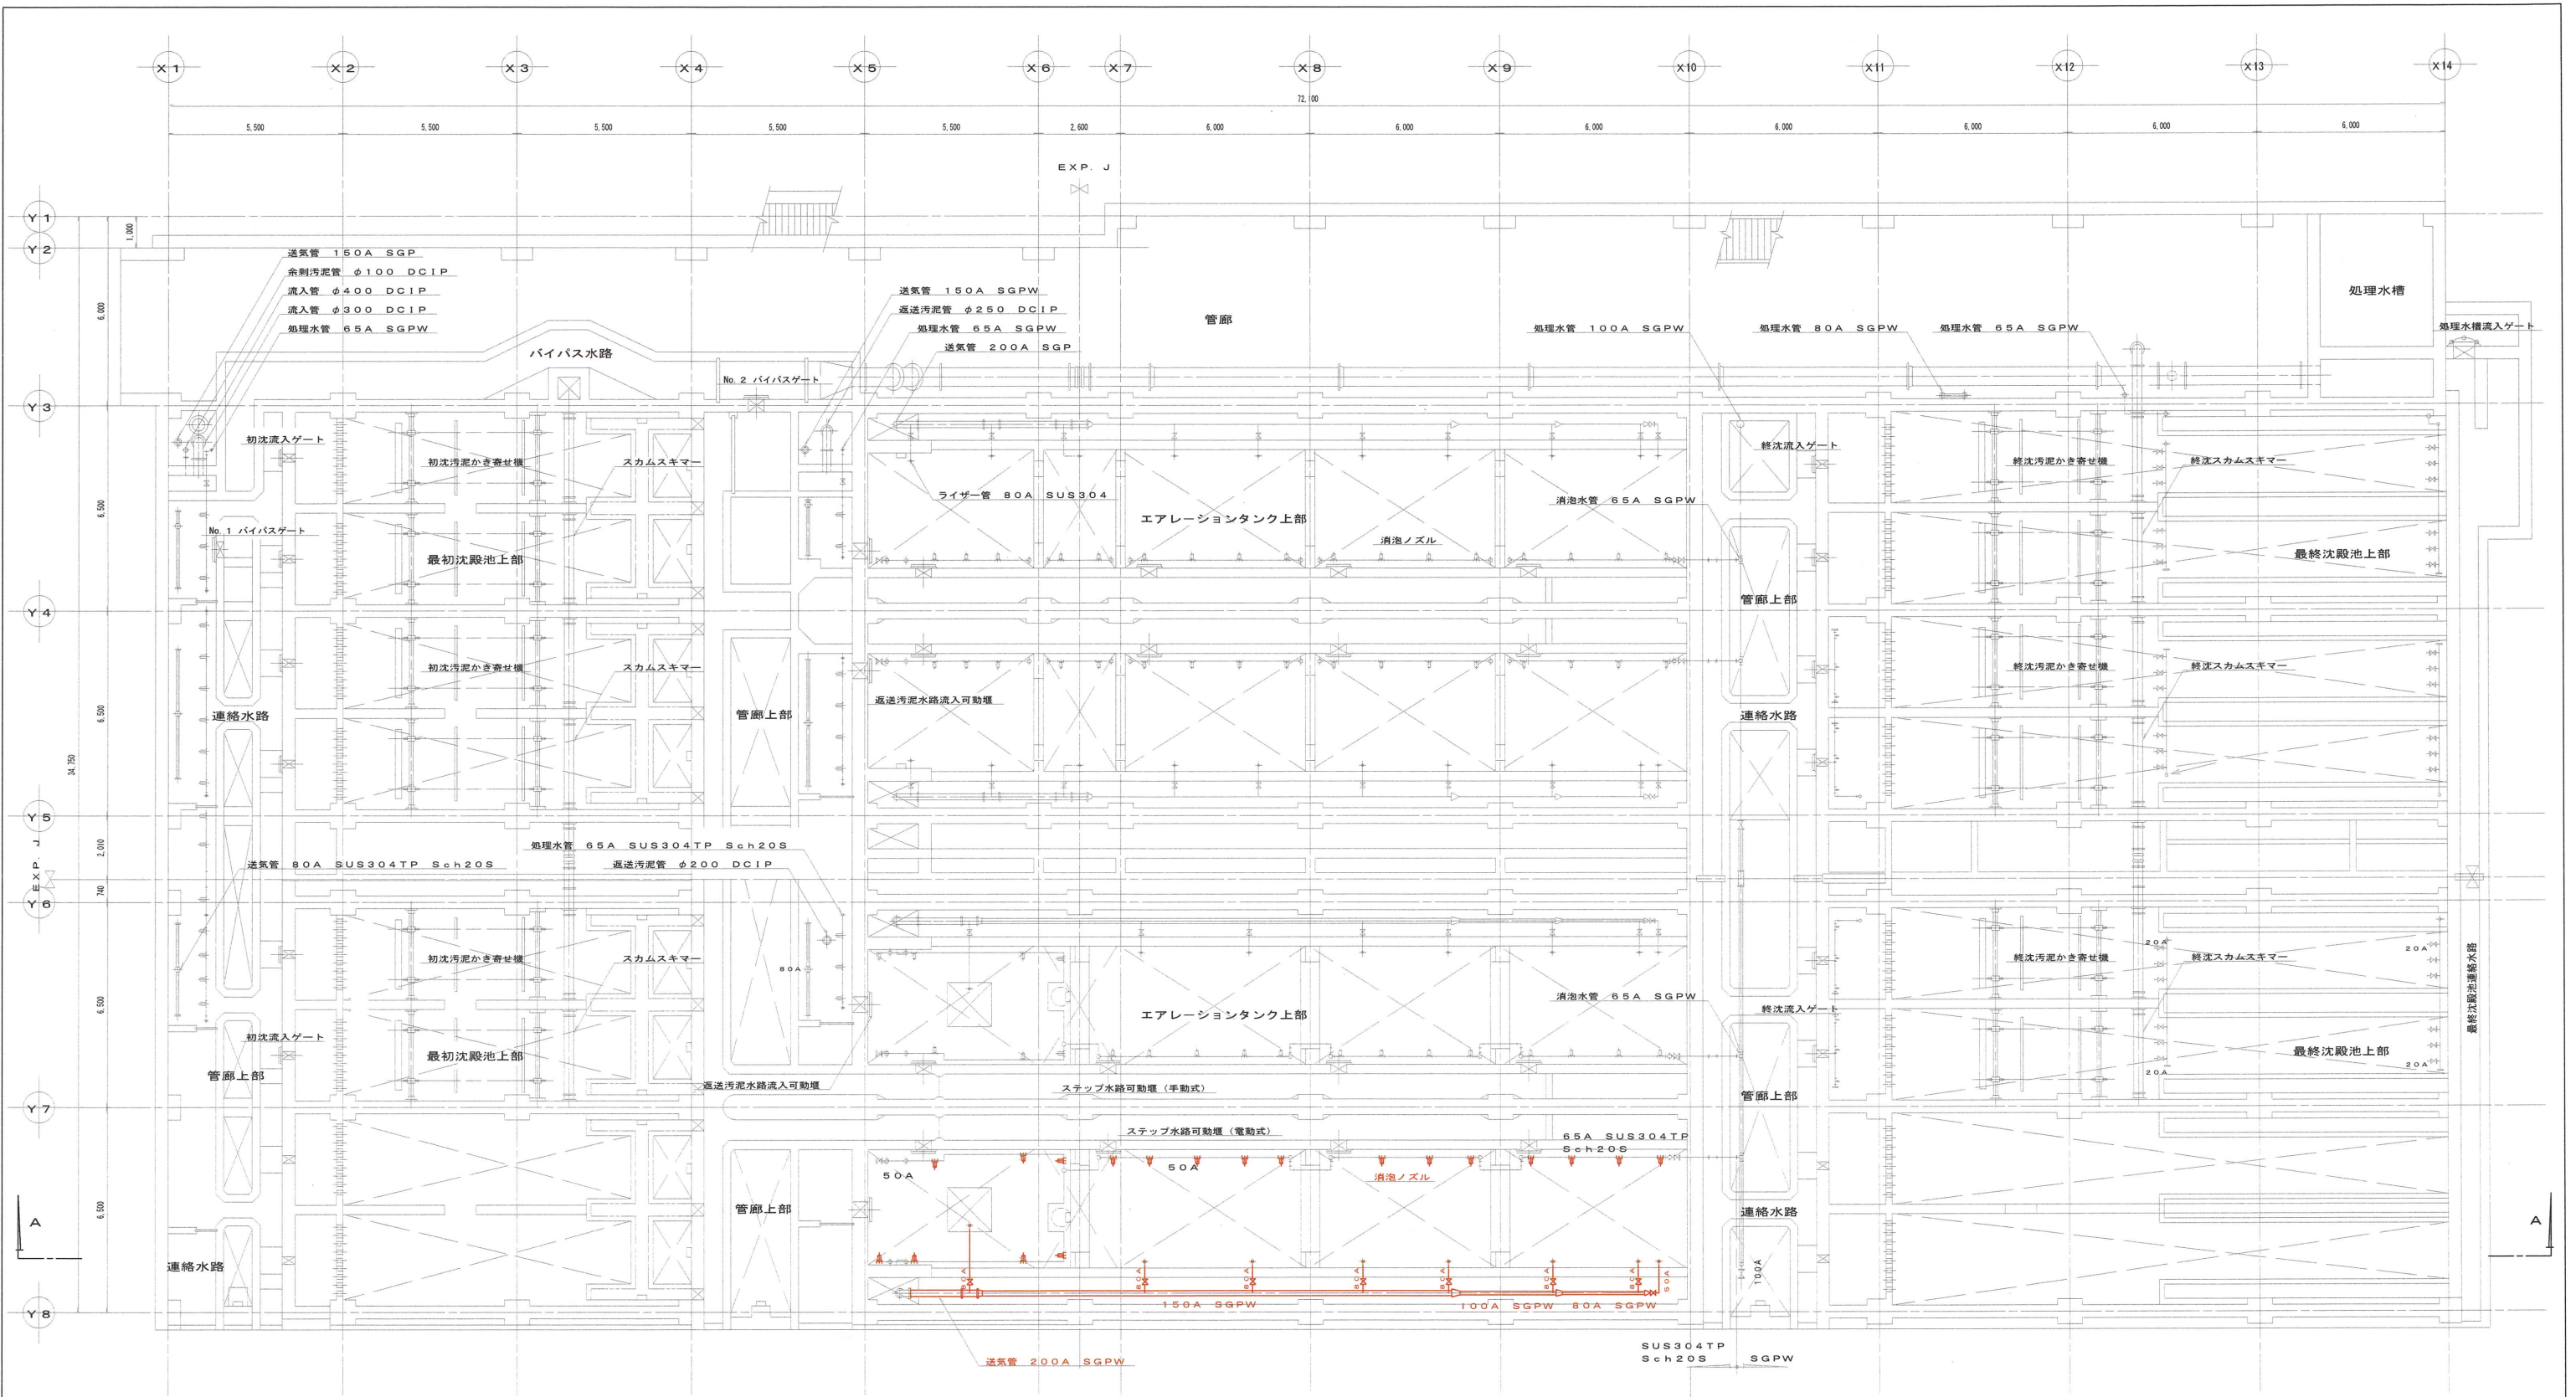

※朱書部は対象範囲を示す。
※詳細は特記仕様書による。

工事名	瀬戸水再生センター水処理施設（4池目）機械設備工事（R7-1）				
名 称	水処理設備	水路部平面図（撤去）	図面No.	12/13	
縮 尺	1/200	課 長	課長補佐	係 長	設 計 検 図
令和7年度					
下水道施設管理課		栗田	澤田	森近	河添 岡村

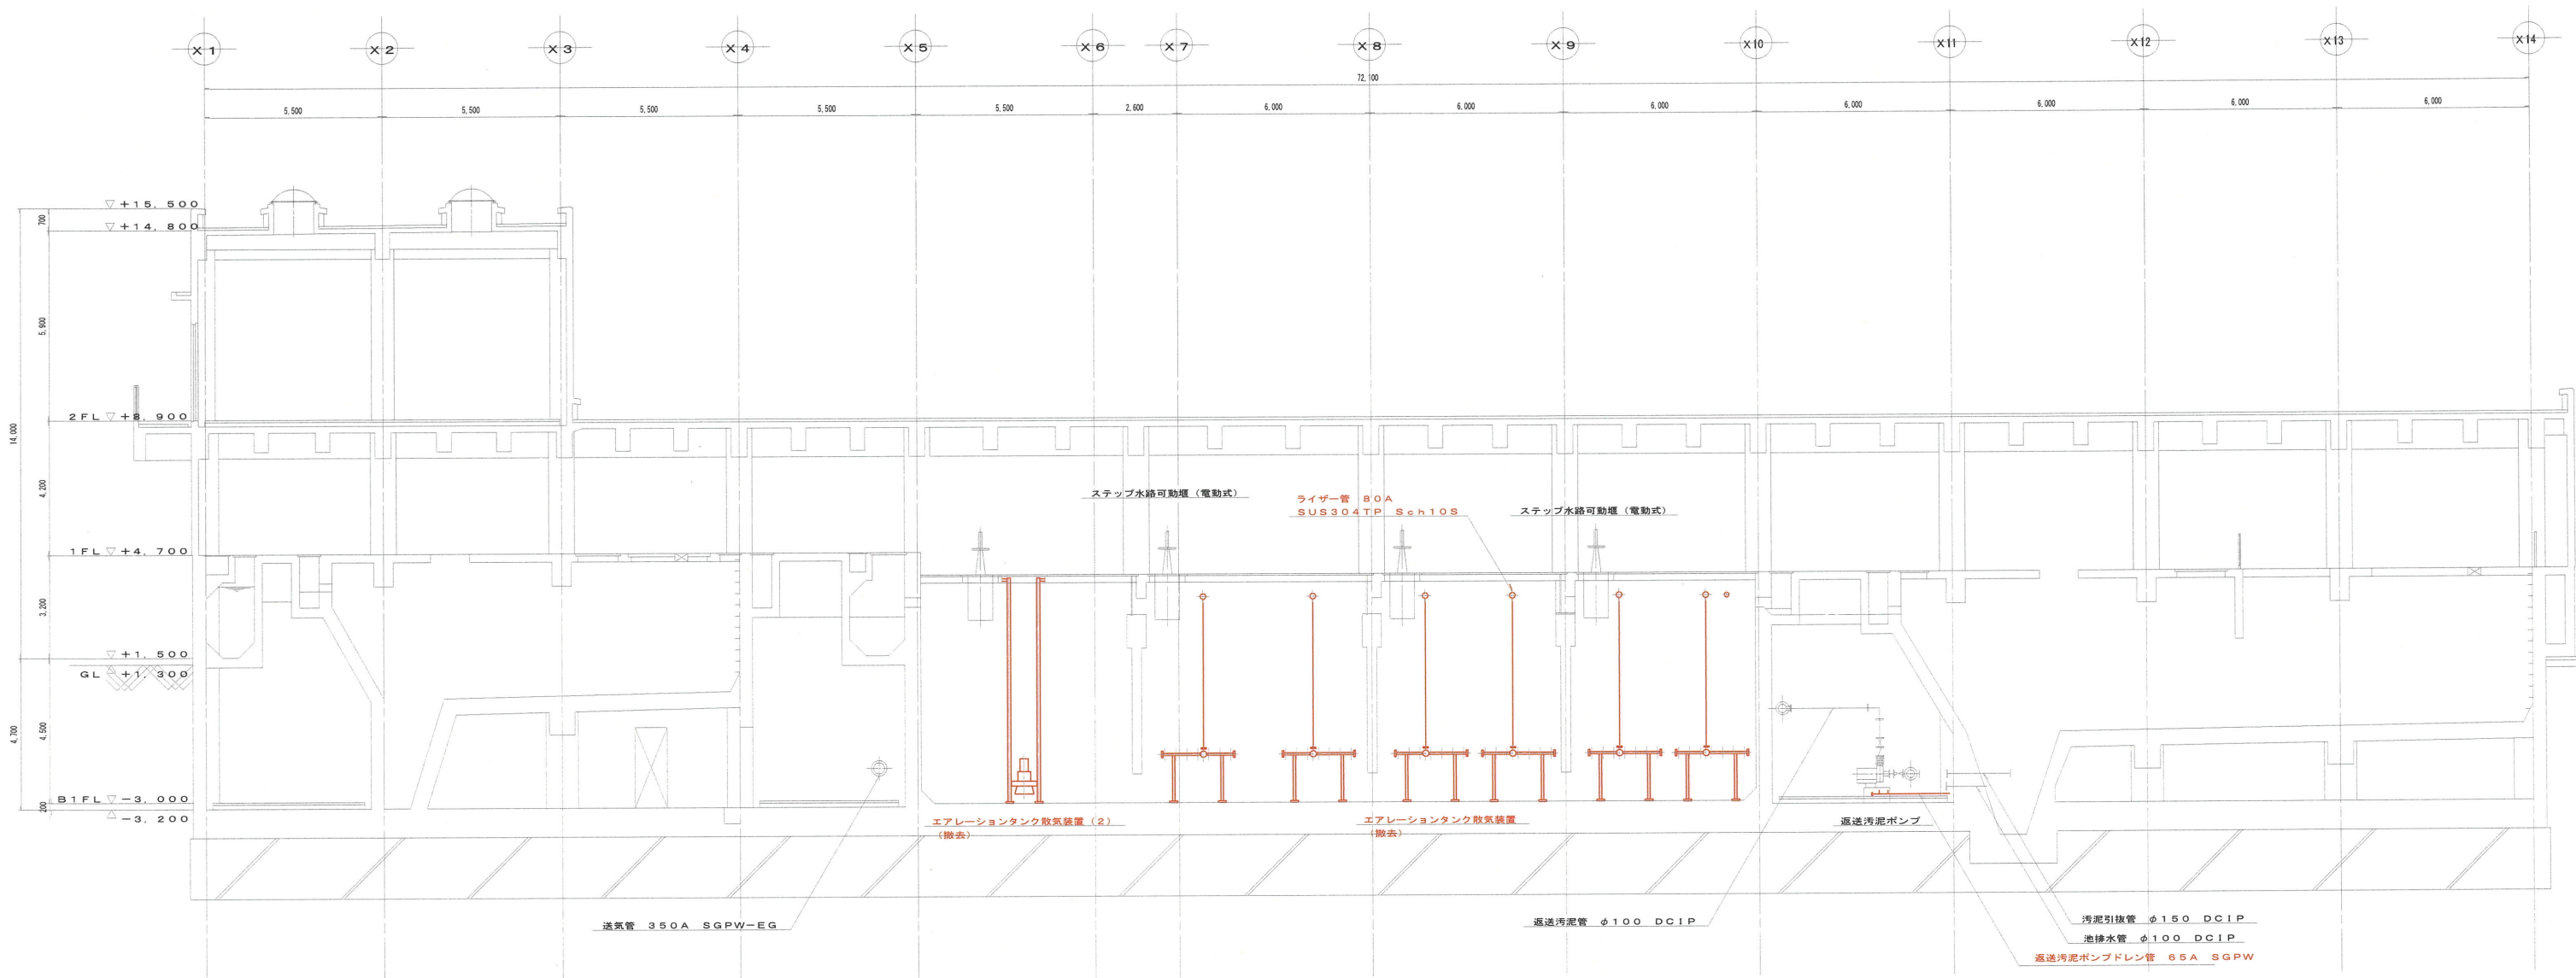

A-A 断面図 S=1/200

※朱書部は対象範囲を示す。
※詳細は特記仕様書による。

工事名	瀬戸水再生センター水処理施設（4池目）機械設備工事（R7-1）				
名称	水処理設備 断面図（撤去）			図面No.	13/13
縮尺	1/200	課長	課長補佐	係長	設計 検図
令和7年度					
下水道施設管理課		栗田	澤田	森近	河添 岡村