



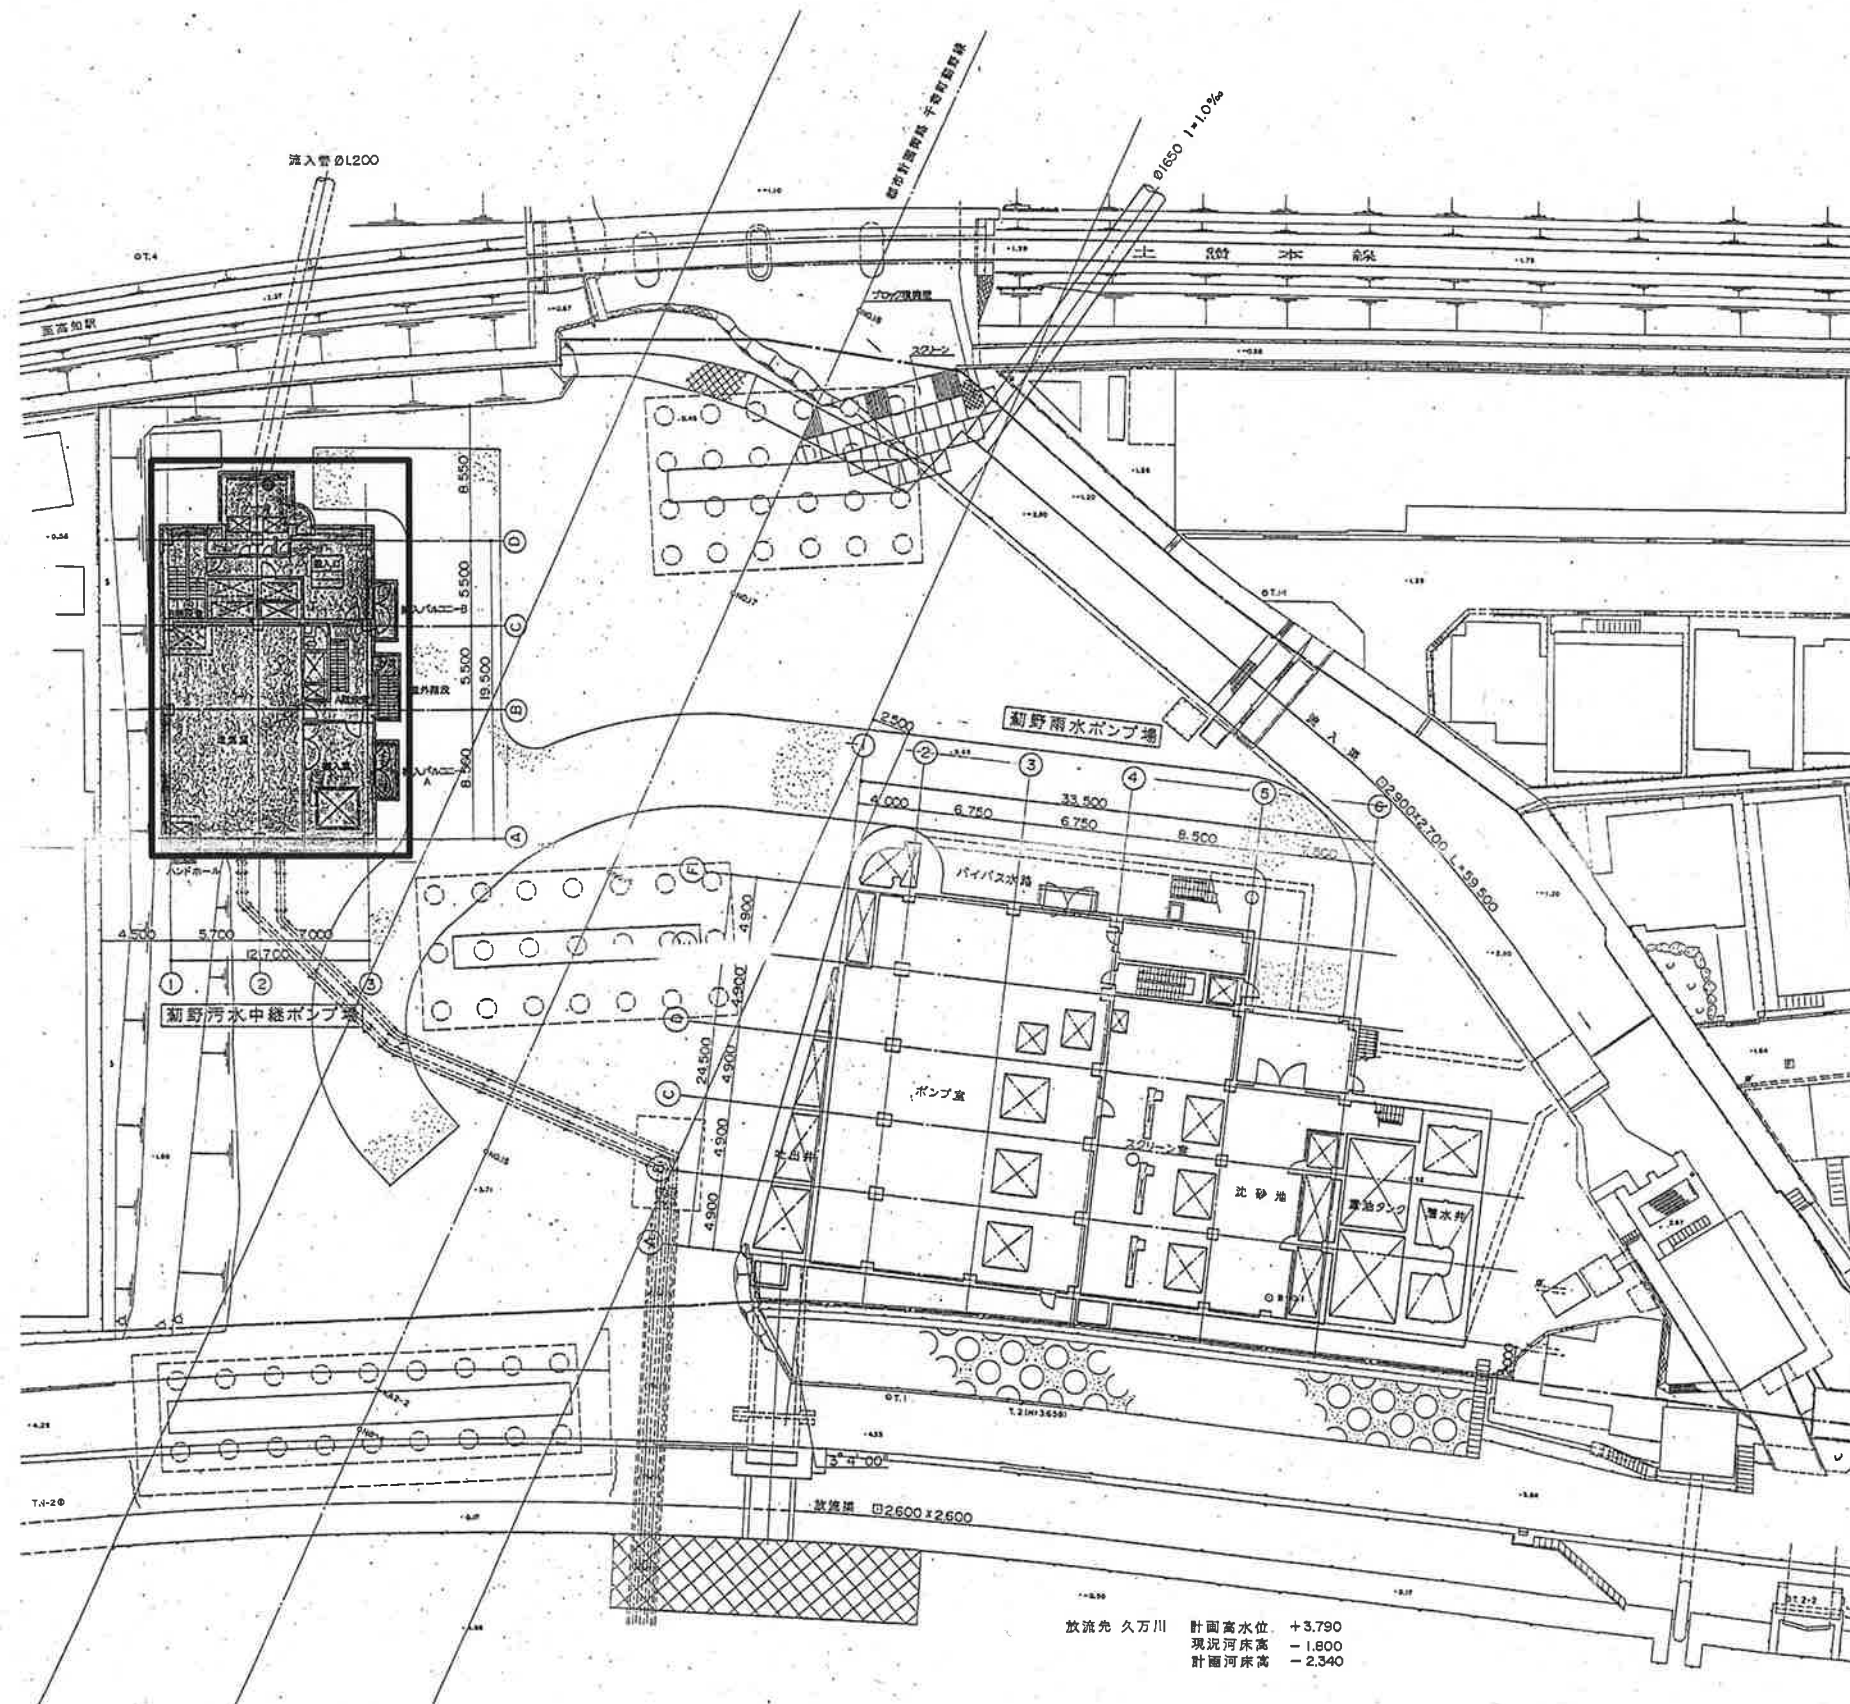


□ 今回工事

工事名	菊野汚水中継ポンプ場No.2-1ポンプ機械設備工事(R7-1)				
名称	一般平面図				図面 No. 1 / 6
縮尺	NON	課長	課長補佐	係長	設計 検図
令和7年度		栗田	澤田	飯間	吉田 神田
下水道施設管理課					

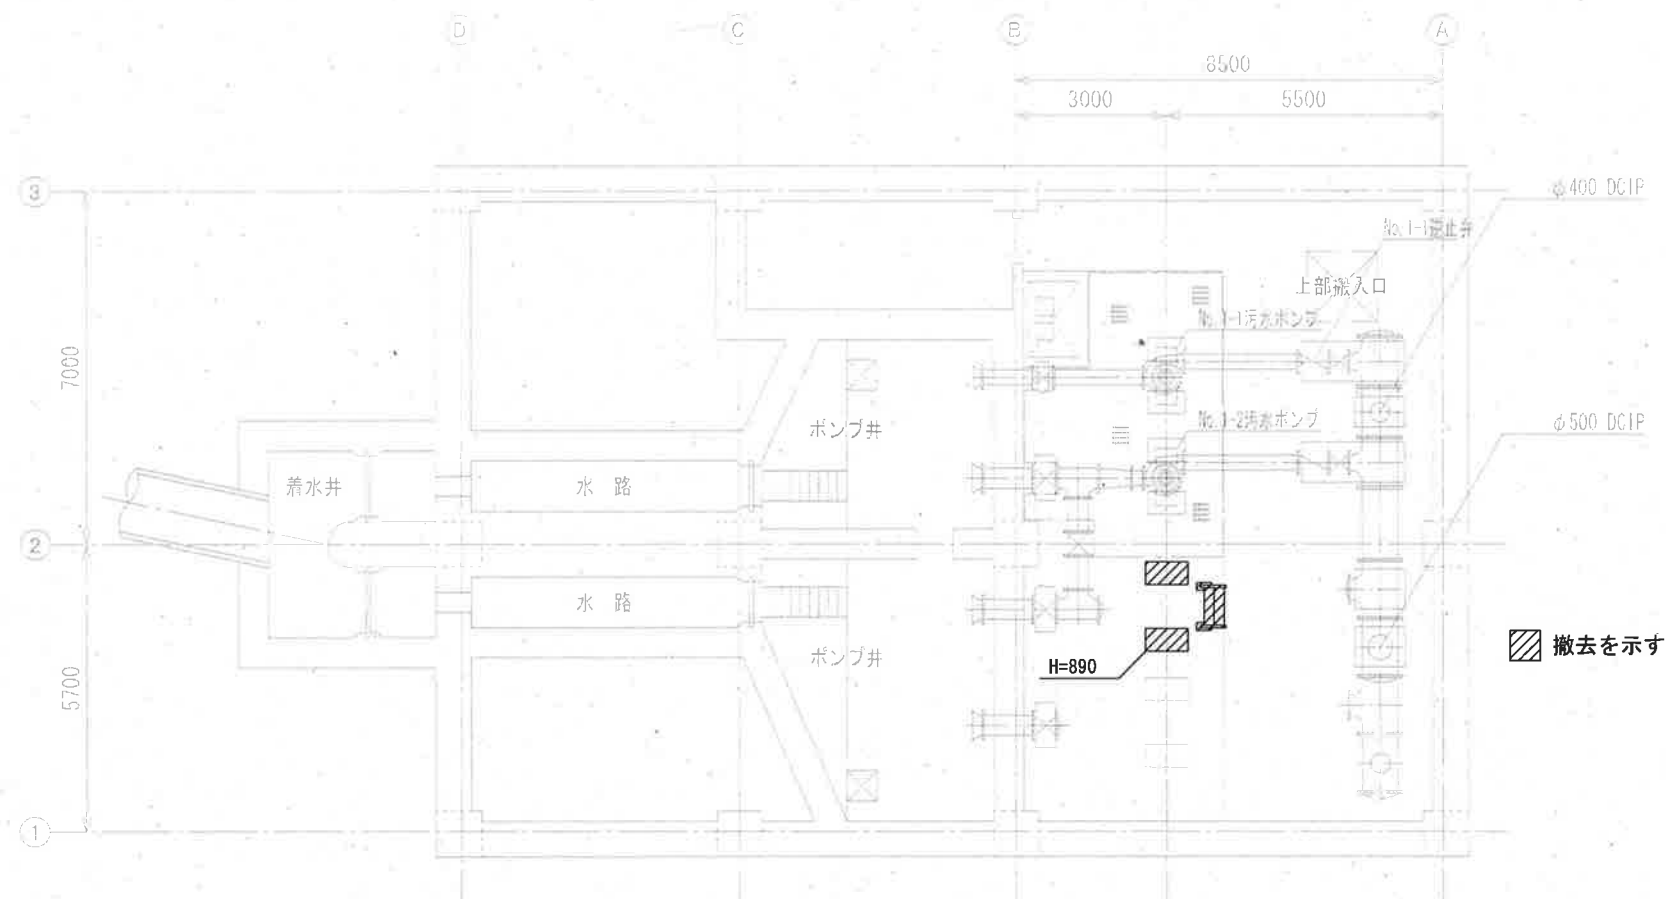

更新前 地下3階平面図

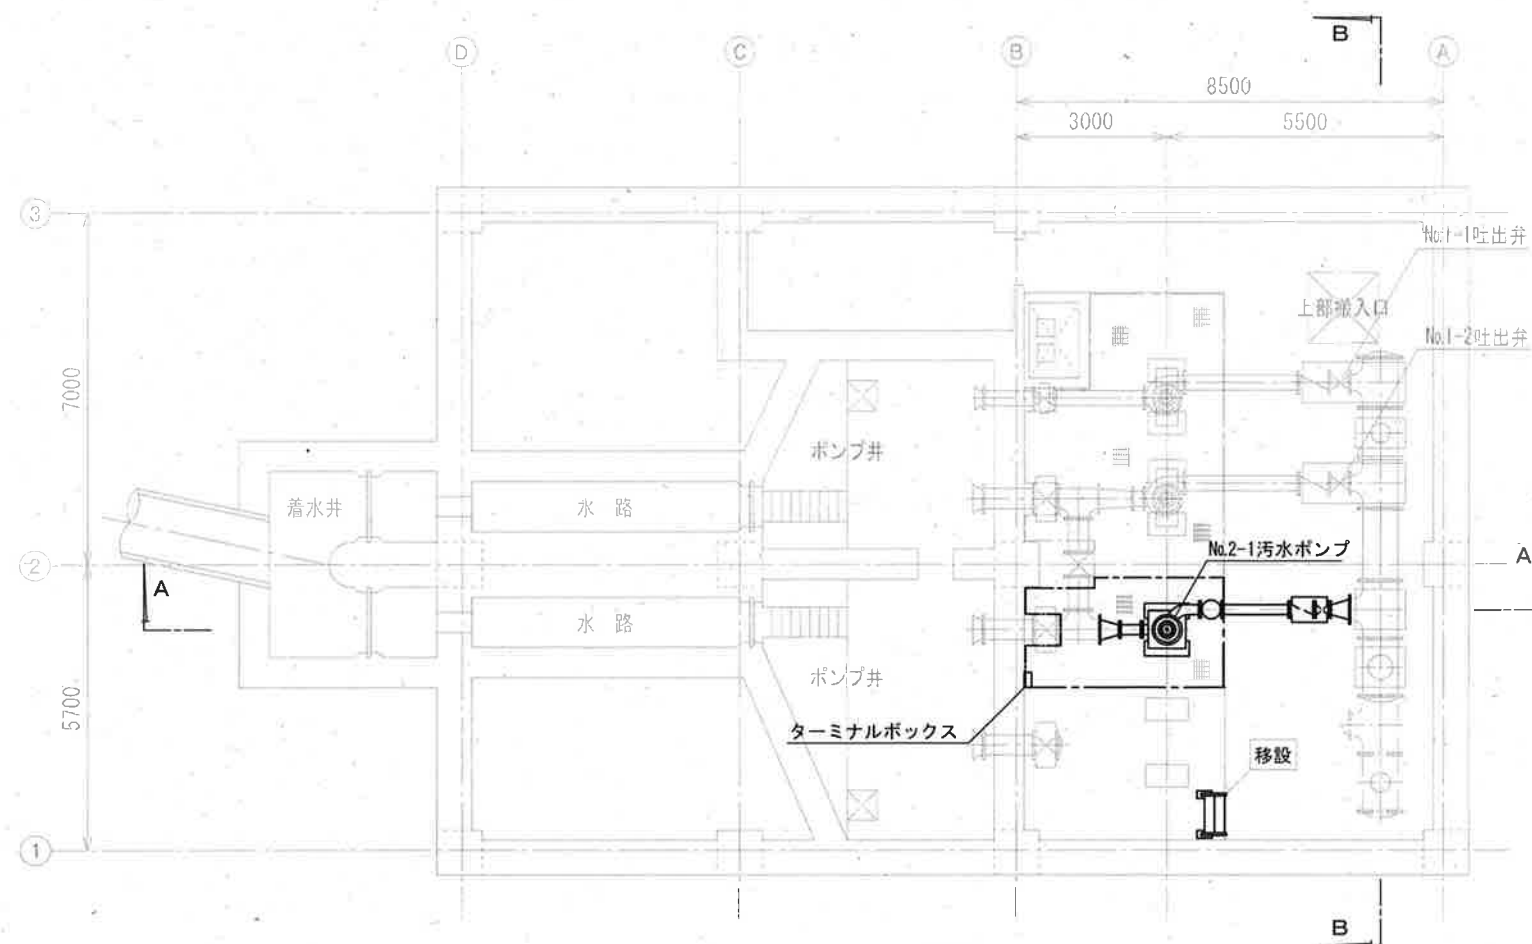


更新後 地下3階平面図


— 太線部 今回工事範囲

部 品	仕 様	数 量
No.2-1汚 水 ポ ン プ	φ 200× 5m3/min× 13m	1 台
No.2-1仕 切 弁	φ 200 電 動 仕 切 弁	1 台
No.2-1逆 止 弁	φ 200 フ ラ ン ジ 式 逆 止 弁	1 台
レ ジ ュ ー サ ー	φ 400× φ 200 SUS304	2 個
防 振 継 手	φ 200 SUS304、ゴ ム	1 個
直 管	φ 200 SUS304	1.75m
点 検 歩 廊	溶 融 亜 鉛 め っ き 処 理 (HDZ177)	1 式

工 事 名	薊野汚水中継ポンプ場No.2-1ポンプ機械設備工事 (R7-1)				
名 称	平面図				図 面 No. 2 / 6
縮 尺	1 / 150	課 長	課長補佐	係 長	設 計 検 図
令和7年度					
下 水 道 施 設 管 理 課					

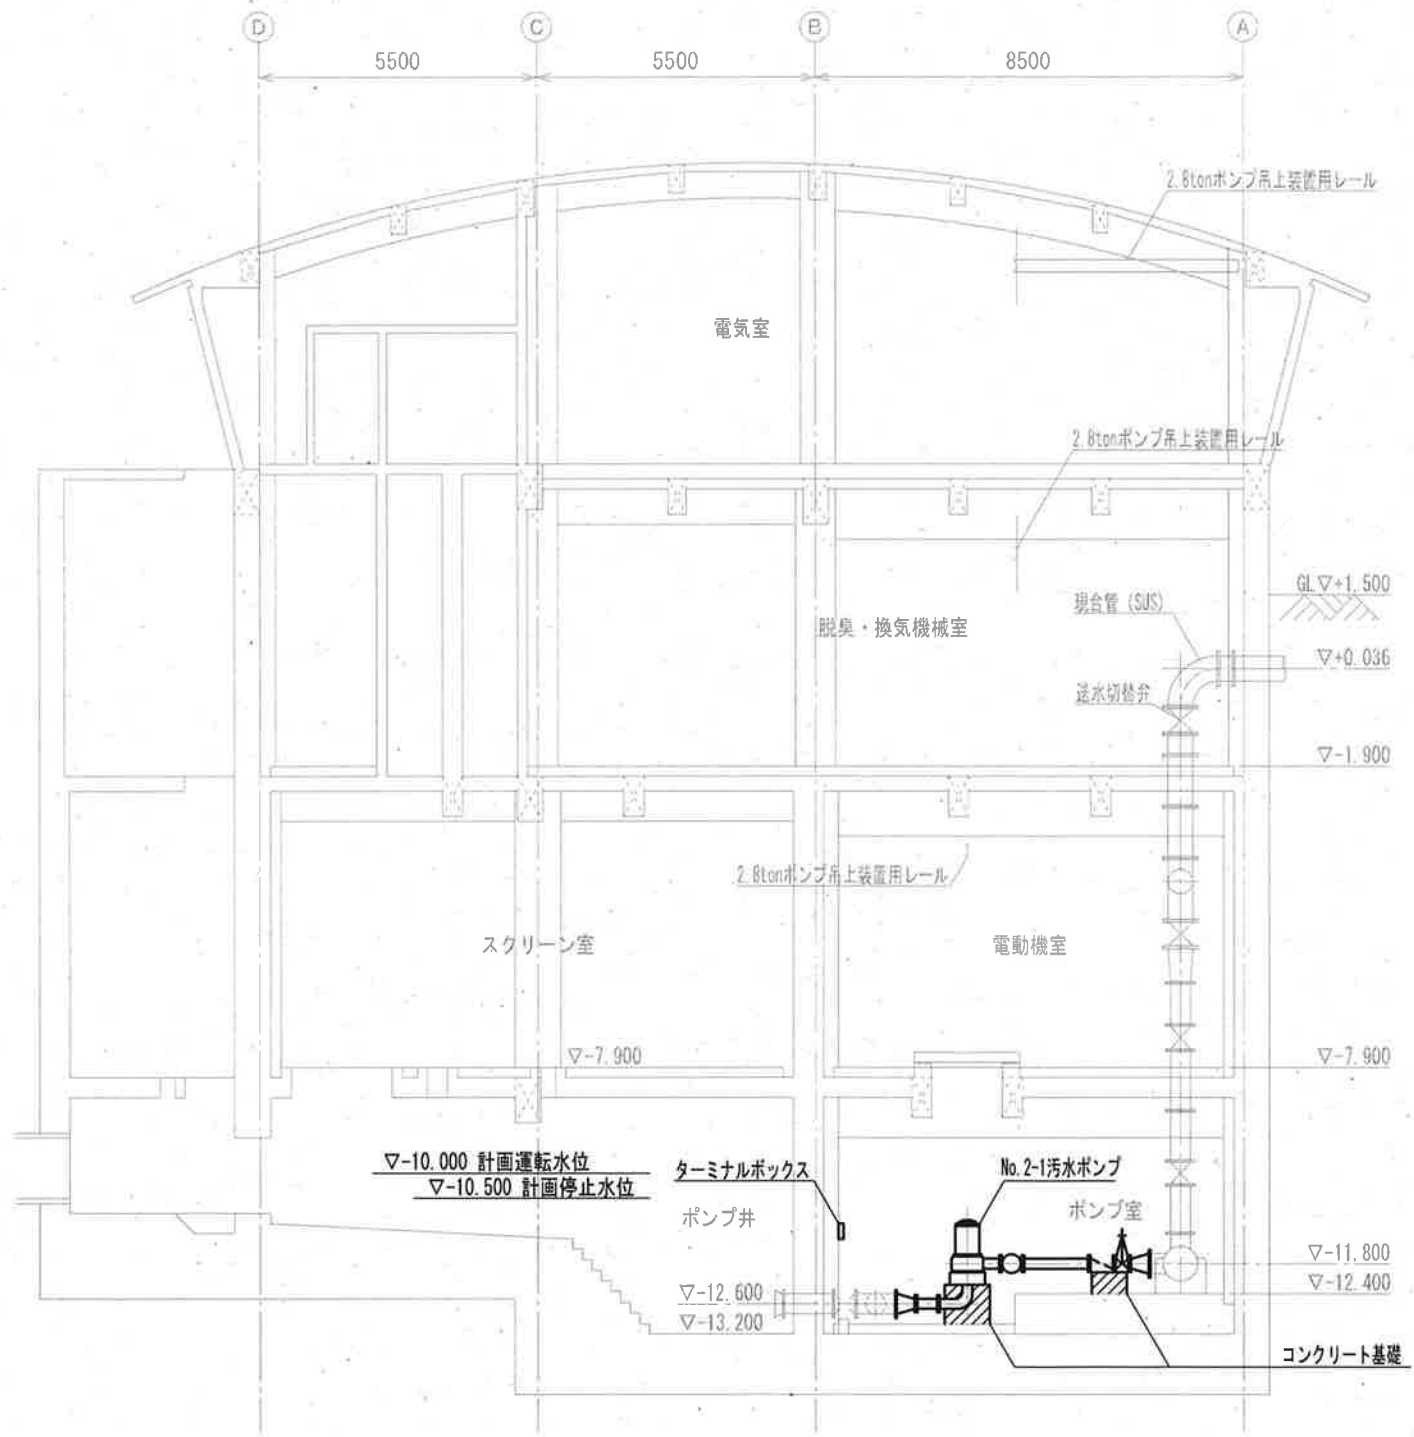


A-A断面図

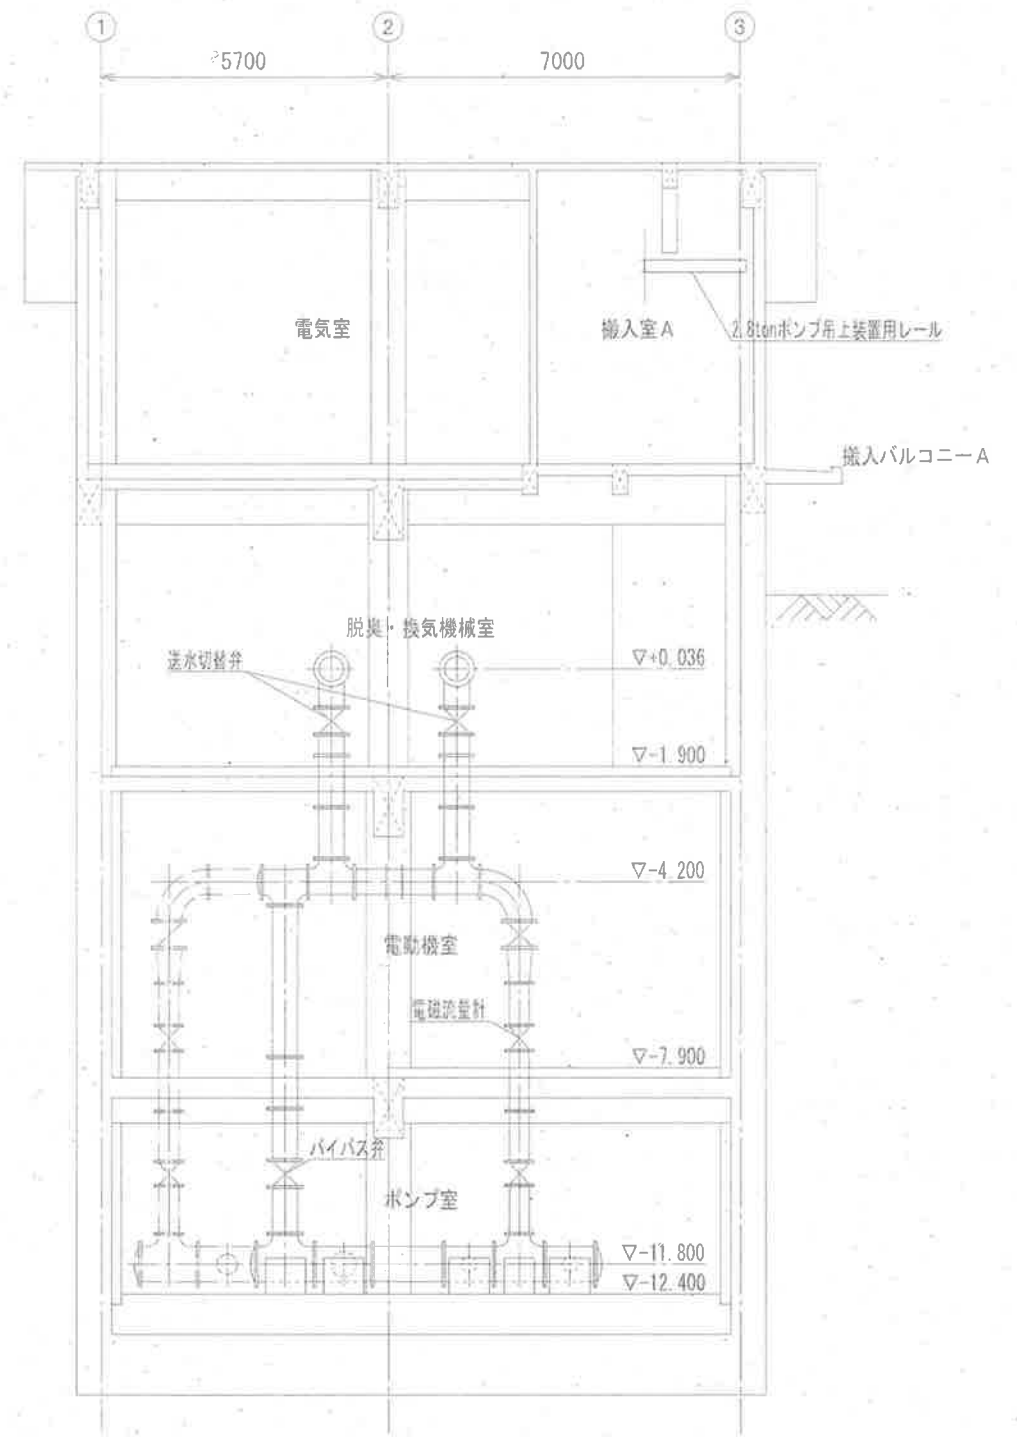

B-B断面図



— 太線部 今回工事範囲

工事名	荻野汚水中継ポンプ場No.2-1ポンプ機械設備工事 (R7-1)				
名称	断面図				図面 No. 3 / 6
縮尺	1 / 150	課長	課長補佐	係長	設計 検図
令和7年度					
下水道施設管理課					

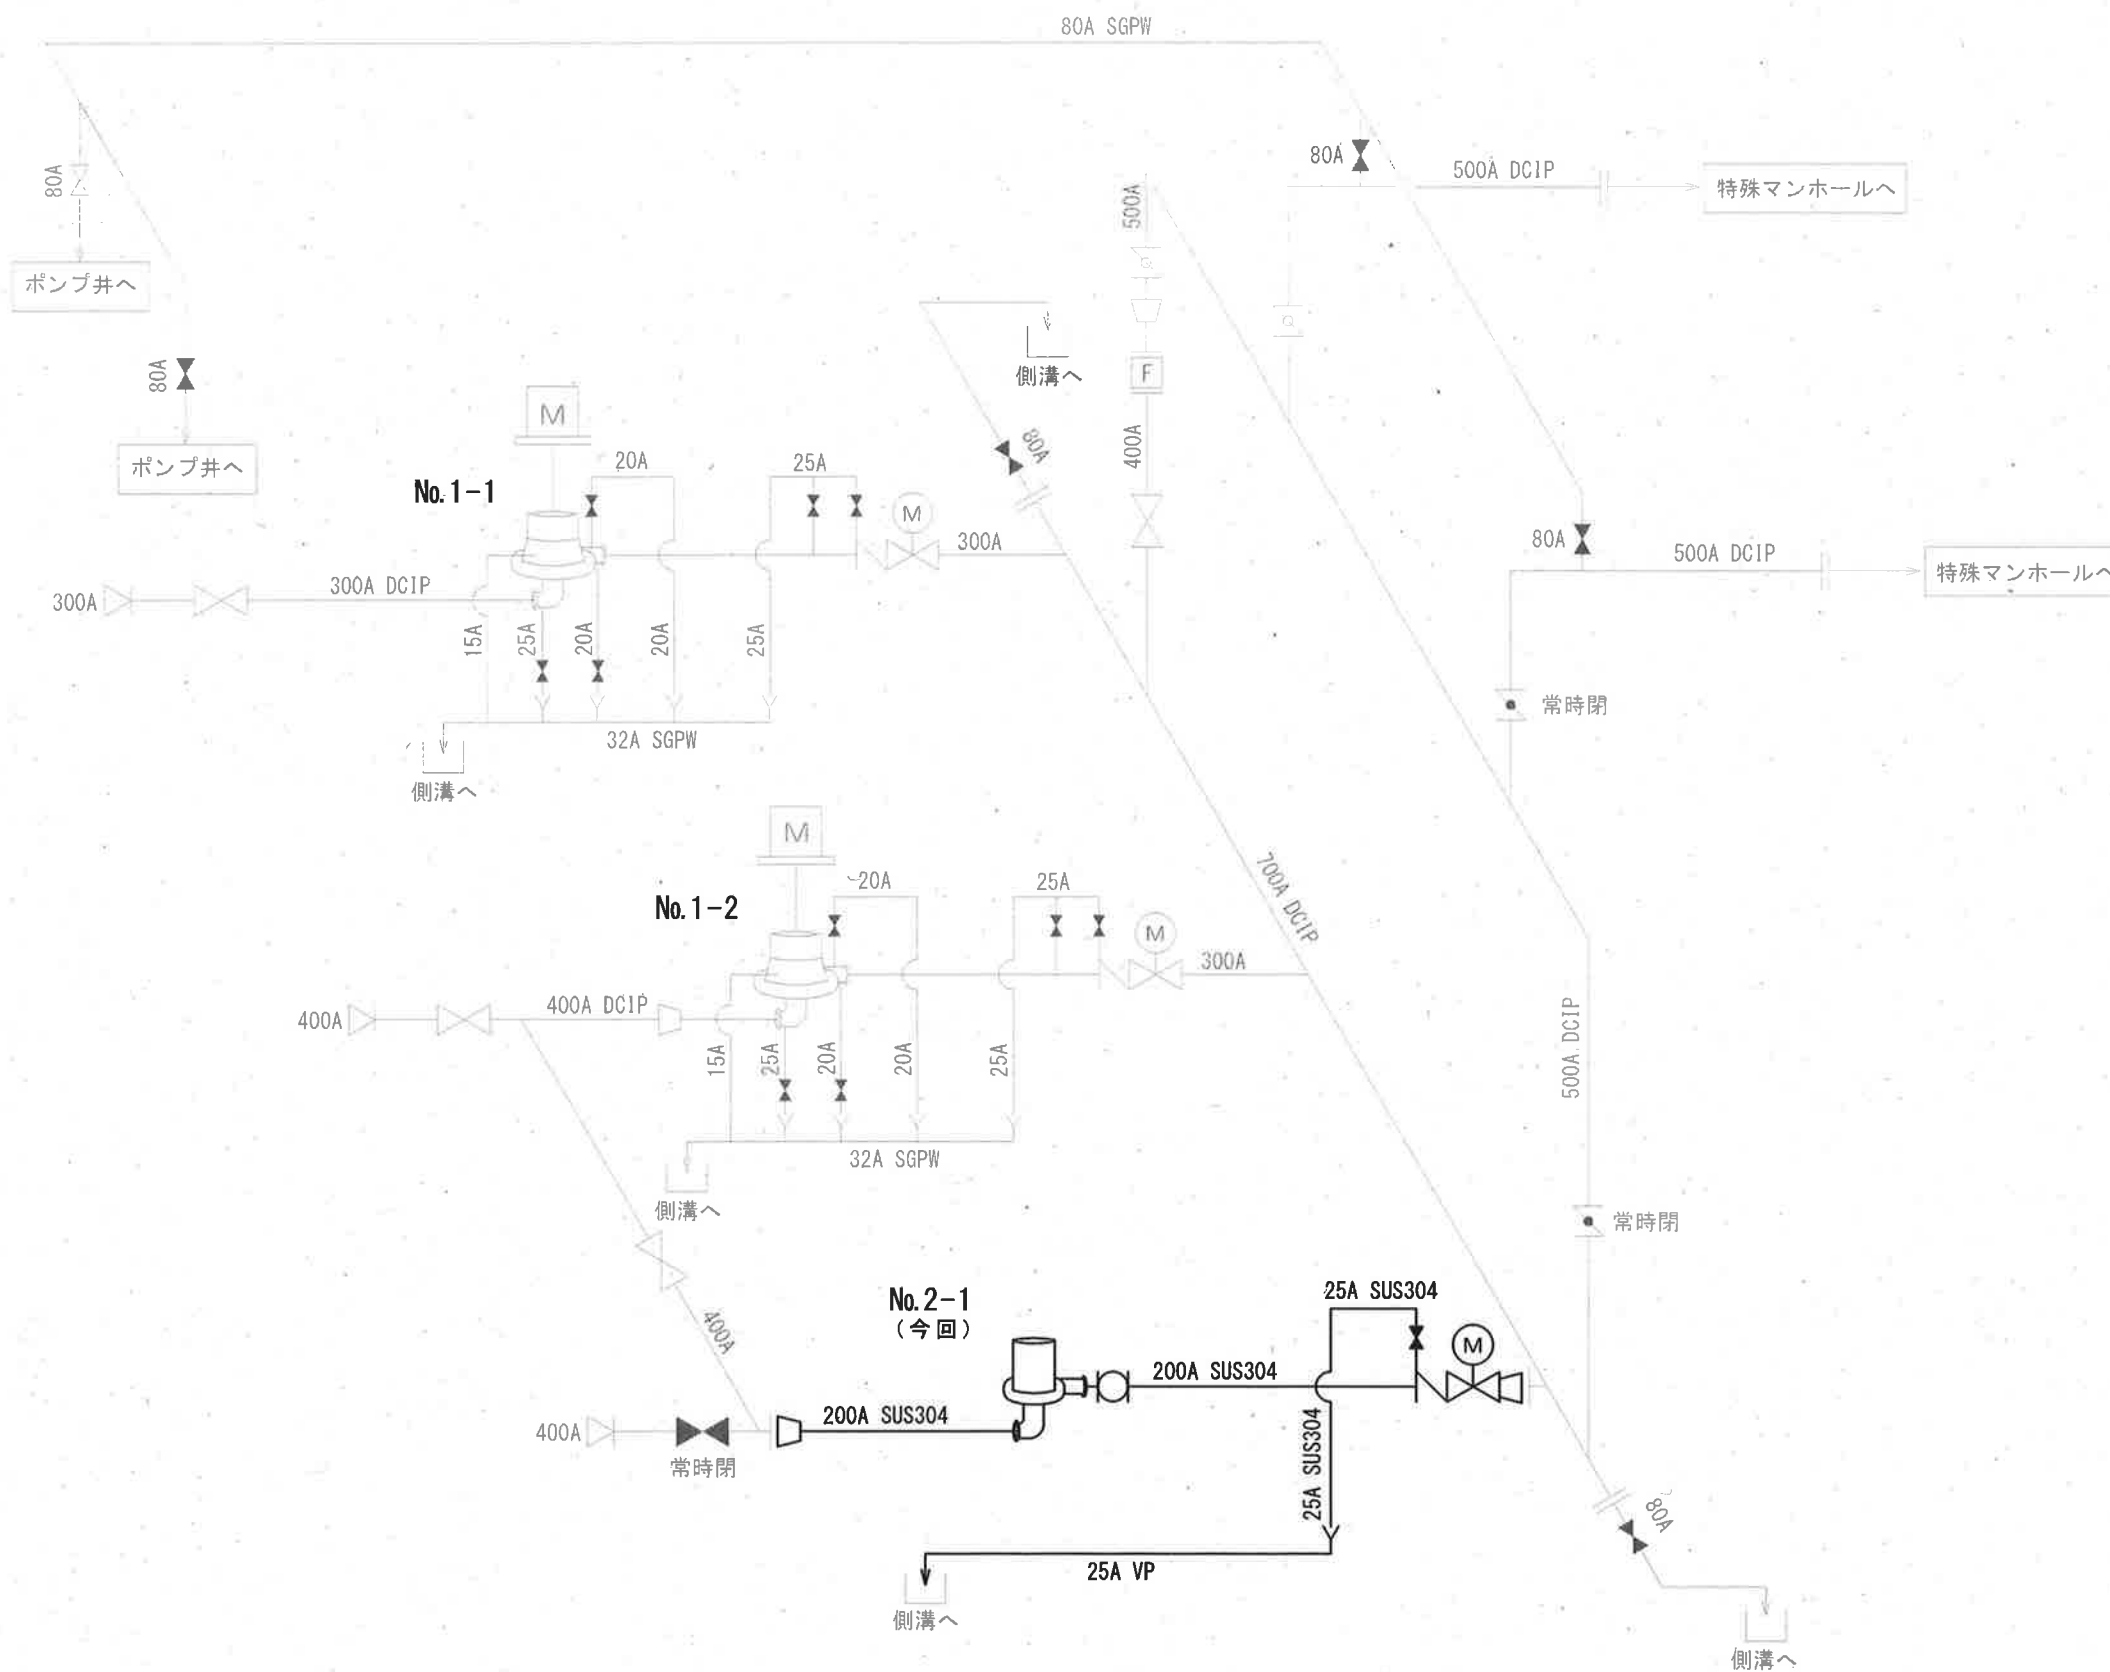


— 太線部 今回工事範囲

工事名	薊野汚水中継ポンプ場No.2-1ポンプ機械設備工事 (R7-1)				
名称	装置フローシート				図面 No. 4 / 6
縮尺	NON	課長	課長補佐	係長	設計 検図
令和7年度		栗田	澤田	飯間	吉田 神田
下水道施設管理課					

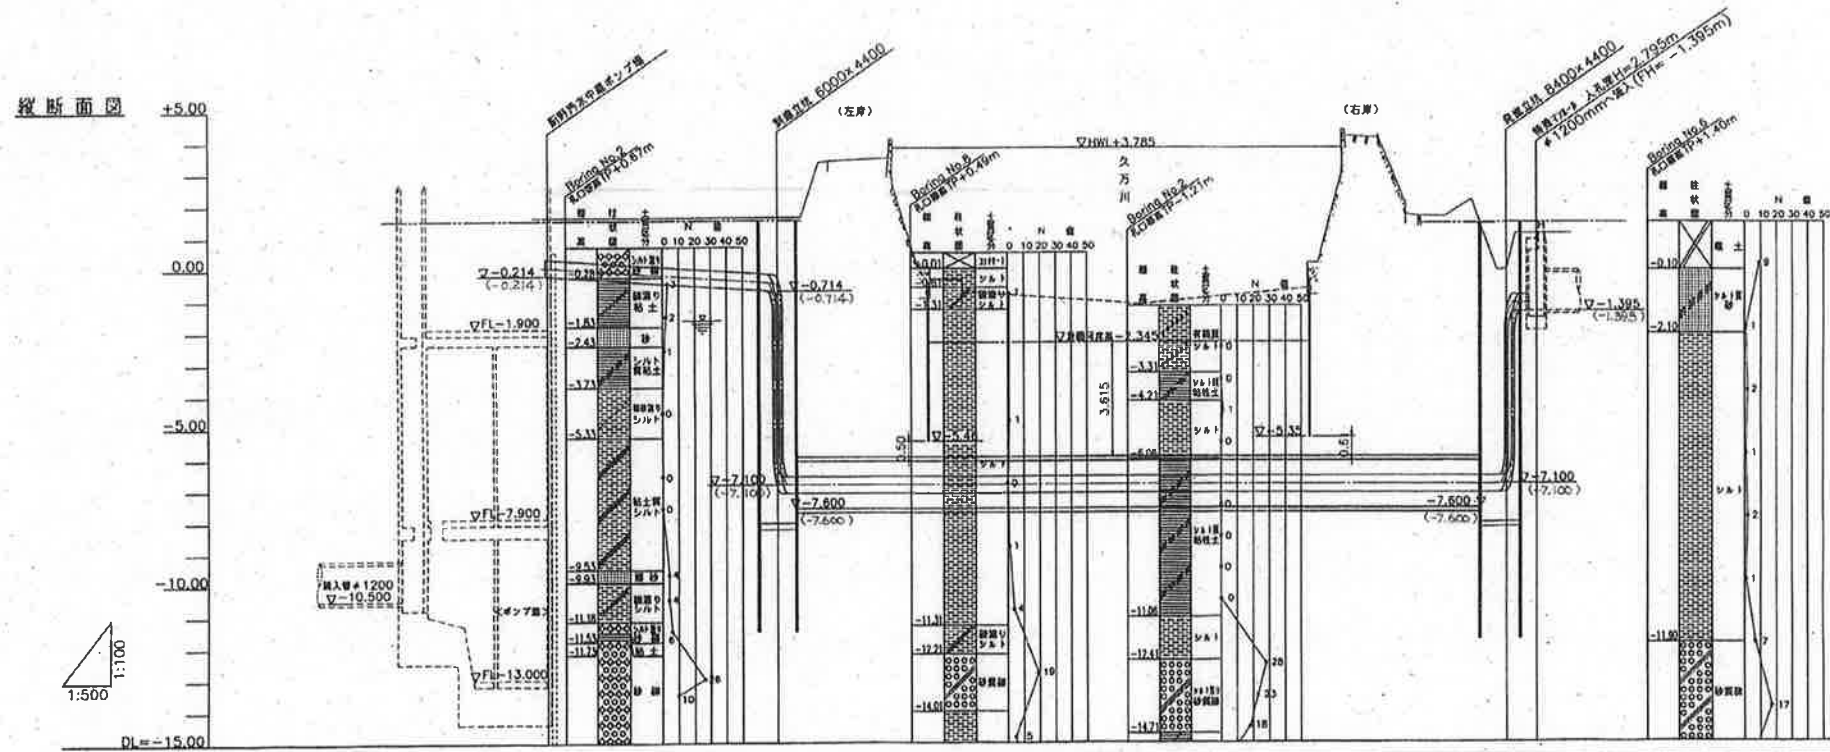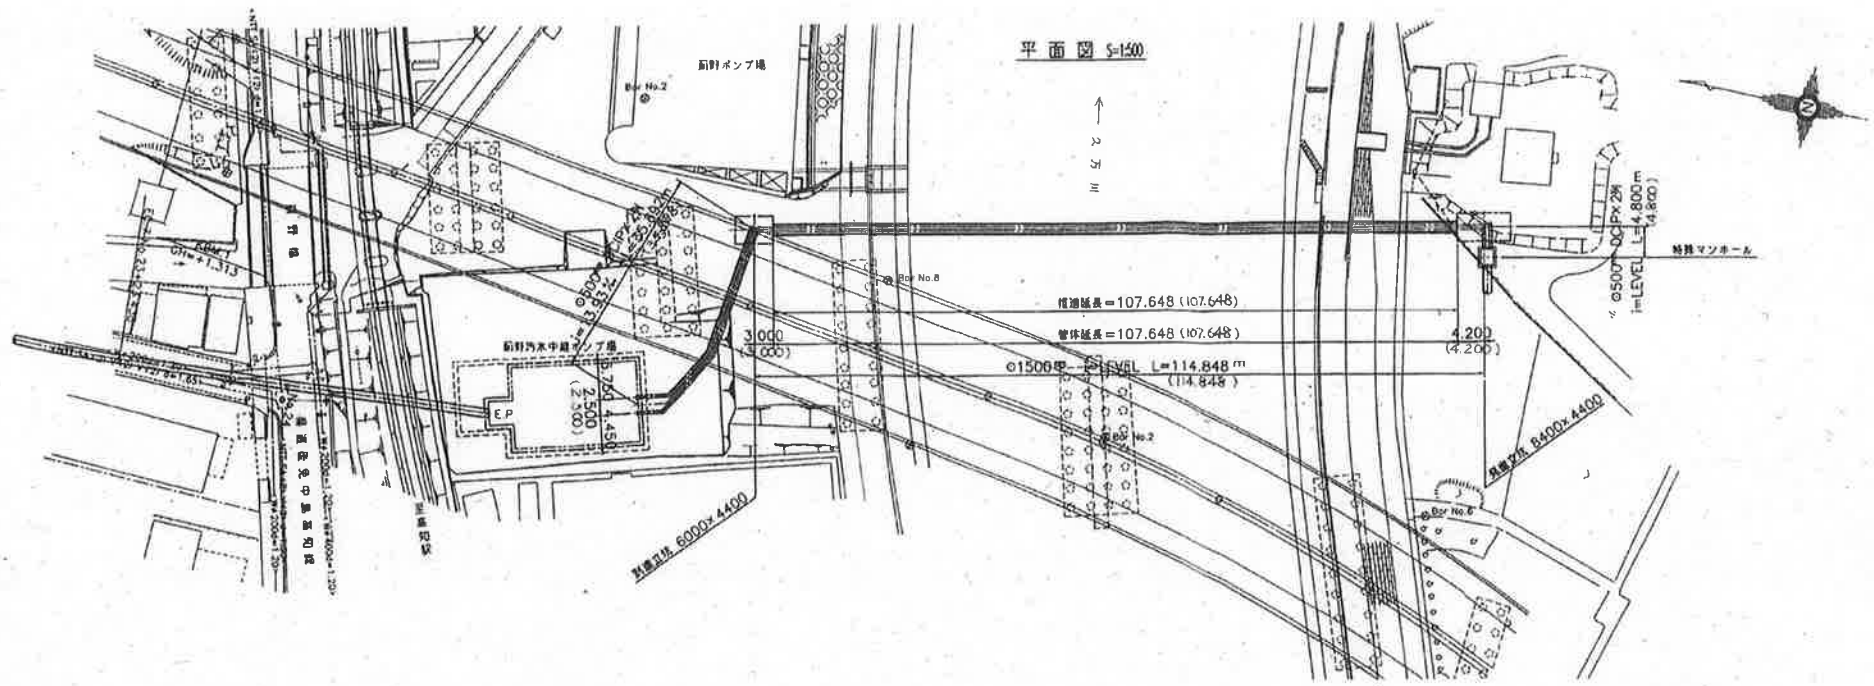


管径・勾配・管長	管径・勾配・管長	管径・勾配・管長	管径・勾配・管長
φ500mm DCIPX2M i=13.93% L=35.892m (25.550)	φ500mm DCIPX2M i=LEVEL L=114.848m (114.848) φ1500mm HP i=LEVEL 埋設延長 L=107.648m (107.648)	φ500mm DCIPX2M i=LEVEL L=4.800m (4.800)	
地盤高			() 内数値は計測地盤高を示す。
土質			() 内数値は計測地盤高より土質を示す。
管底高			() 内数値は管底高を示す。
埋設深			
測点			


工事名	荻野汚水中継ポンプ場No.2-1ポンプ機械設備工事 (R7-1)				
名称	平面図・縦断面図				図面 No. 5 / 6
縮尺	NON	課長	課長補佐	係長	設計 検図
令和7年度					
下水道施設管理課					

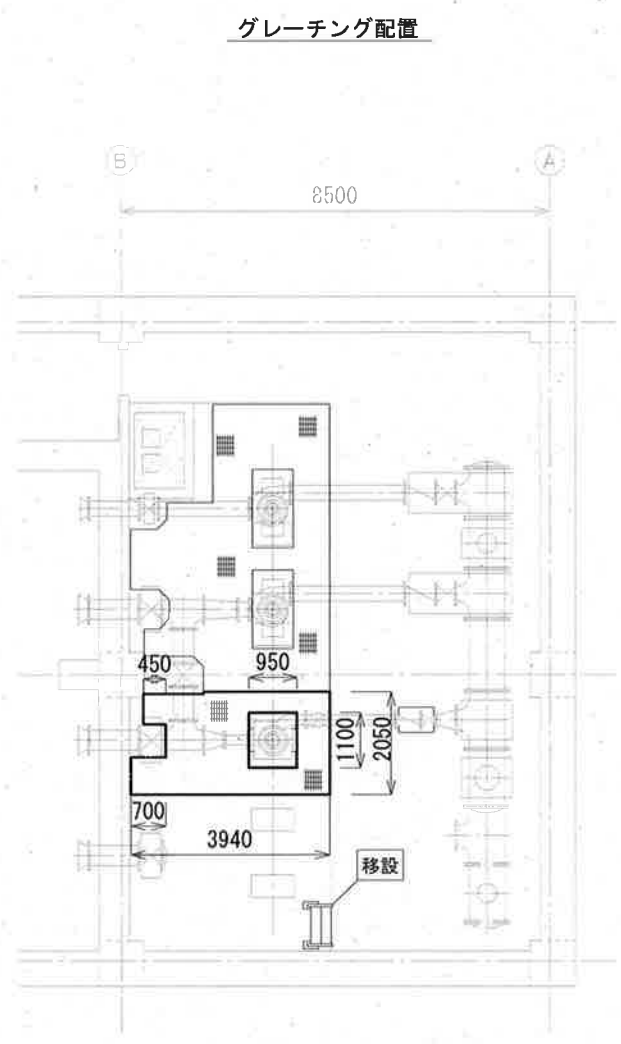

床板用グレーチング I-32×5
クローズエンド型、サドルクリップ式とする。

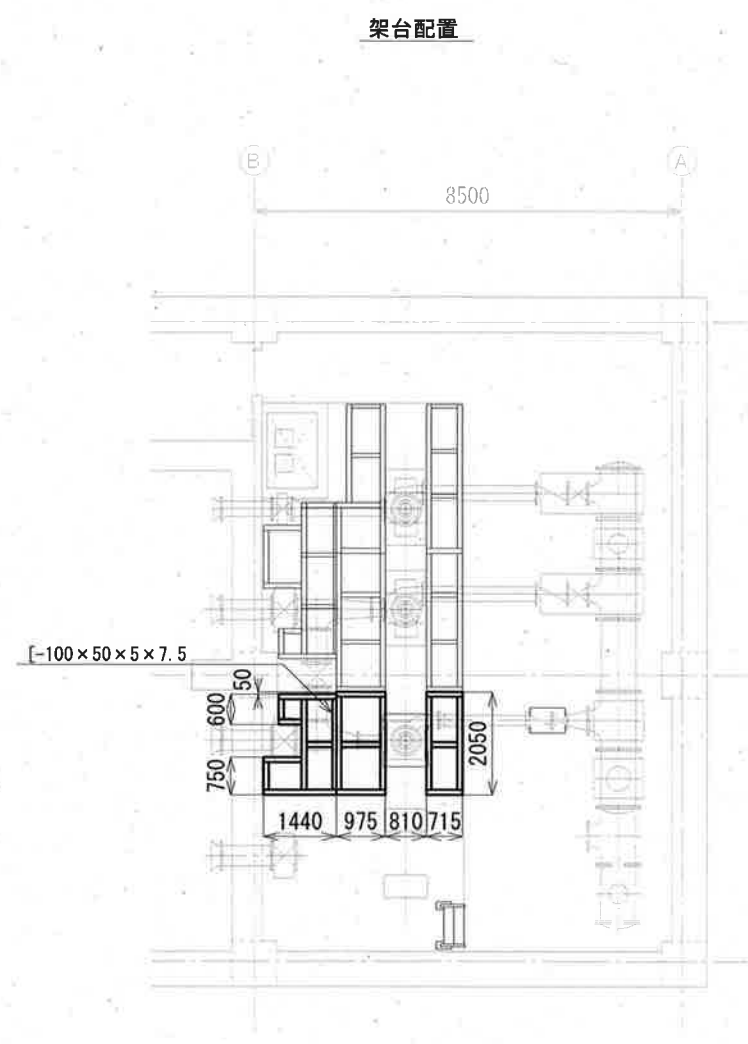

指示なき部材は、全てH-100×100×6×8とする。
架台脚は、H-100×100×6×8、L=670とする。
溶融亜鉛めっき（HDZT77）処理品とする。

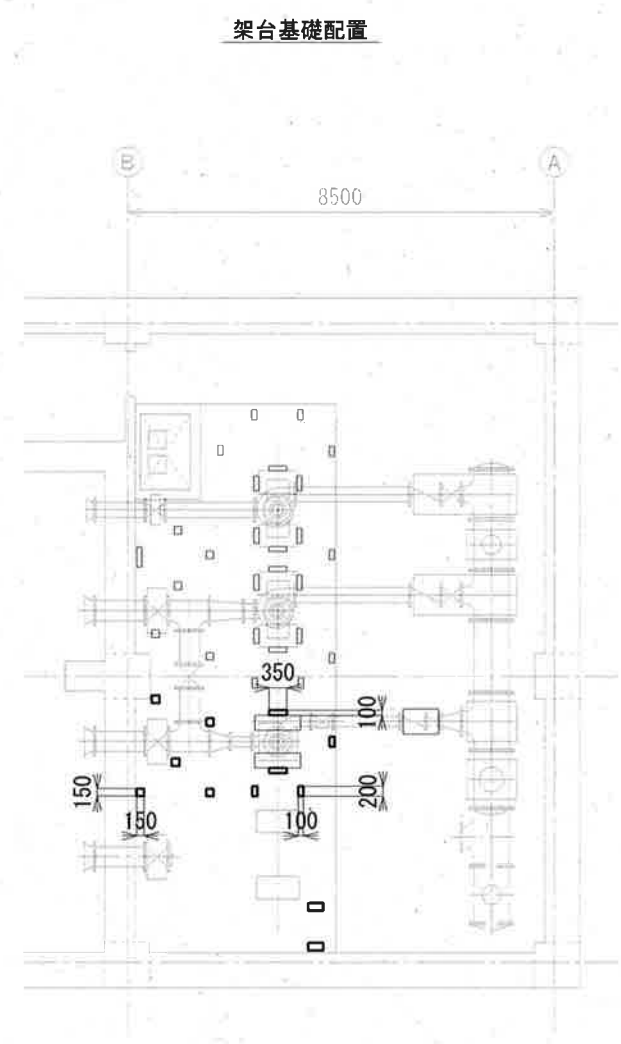

基礎高さは、H=50とする。

参考図

— 太線部 今回工事範囲

工 事 名	薊野汚水中継ポンプ場No.2－1ポンプ機械設備工事（R7－1）				
名 称	点検歩廊				図 面 No. 6 / 6
縮 尺	1 / 150	課 長	課長補佐	係 長	設 計 検 閲
令和7年度		栗田	澤田	飯間	吉田 神田
下水道施設管理課					