

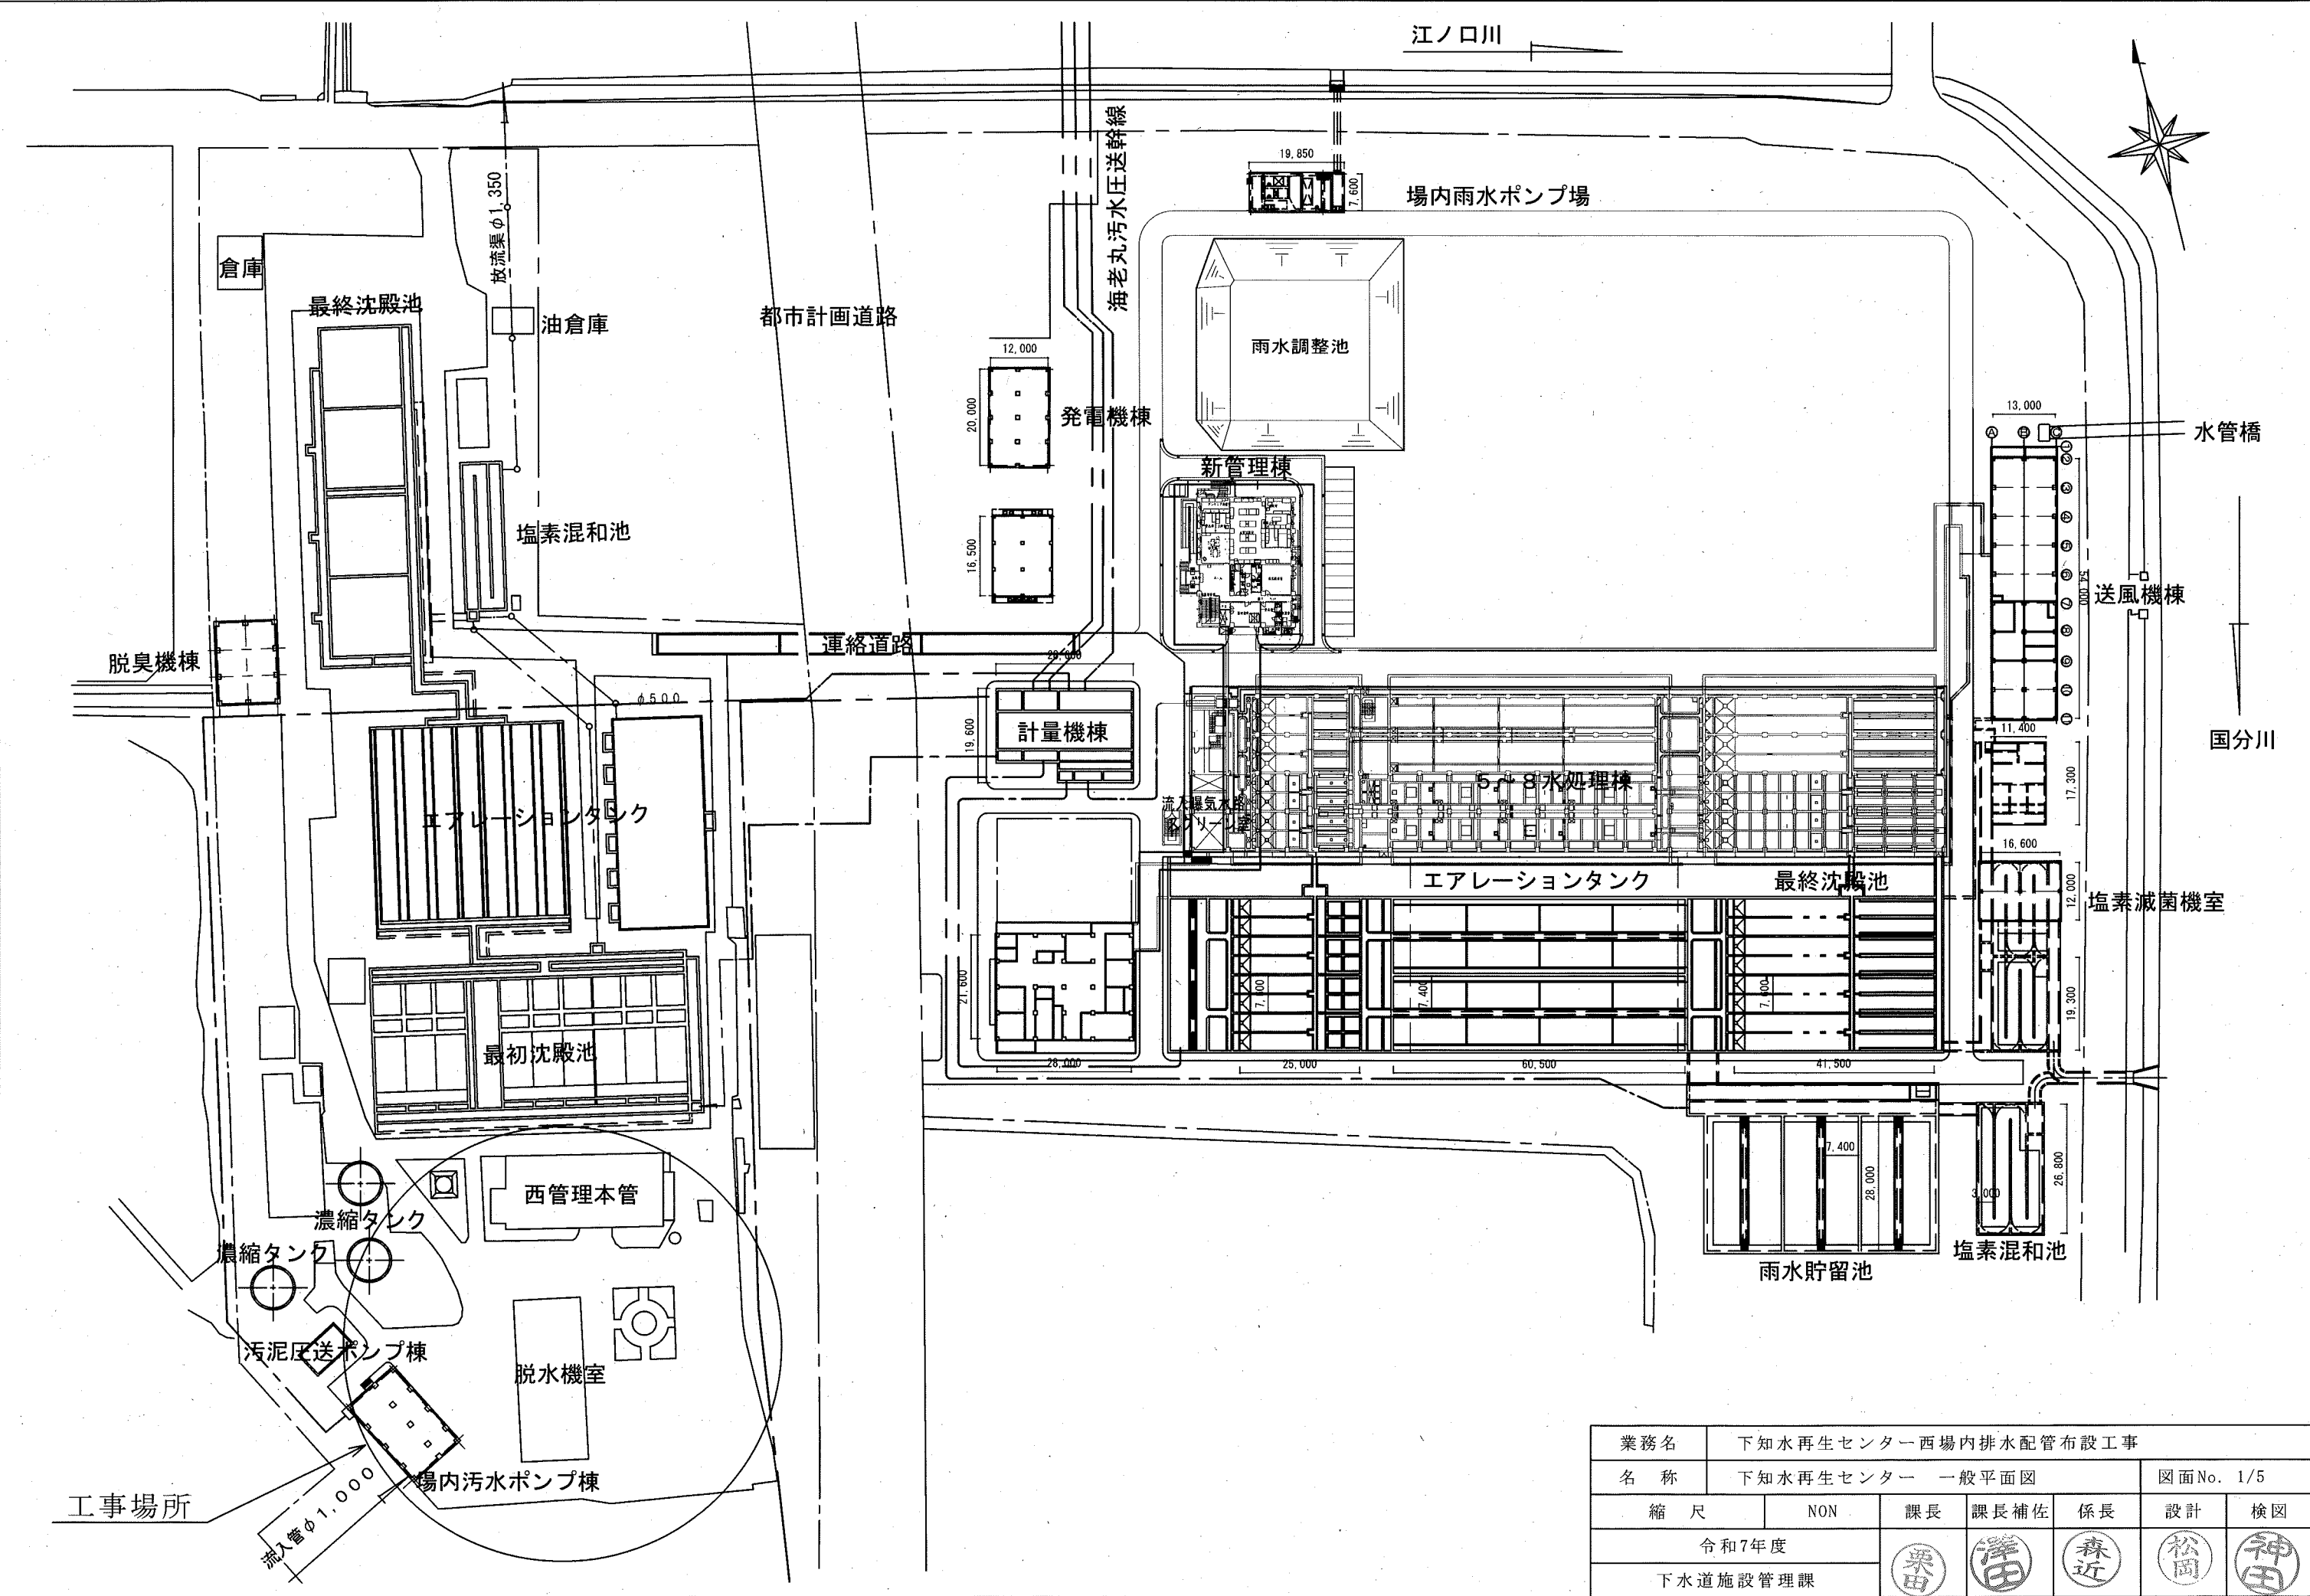


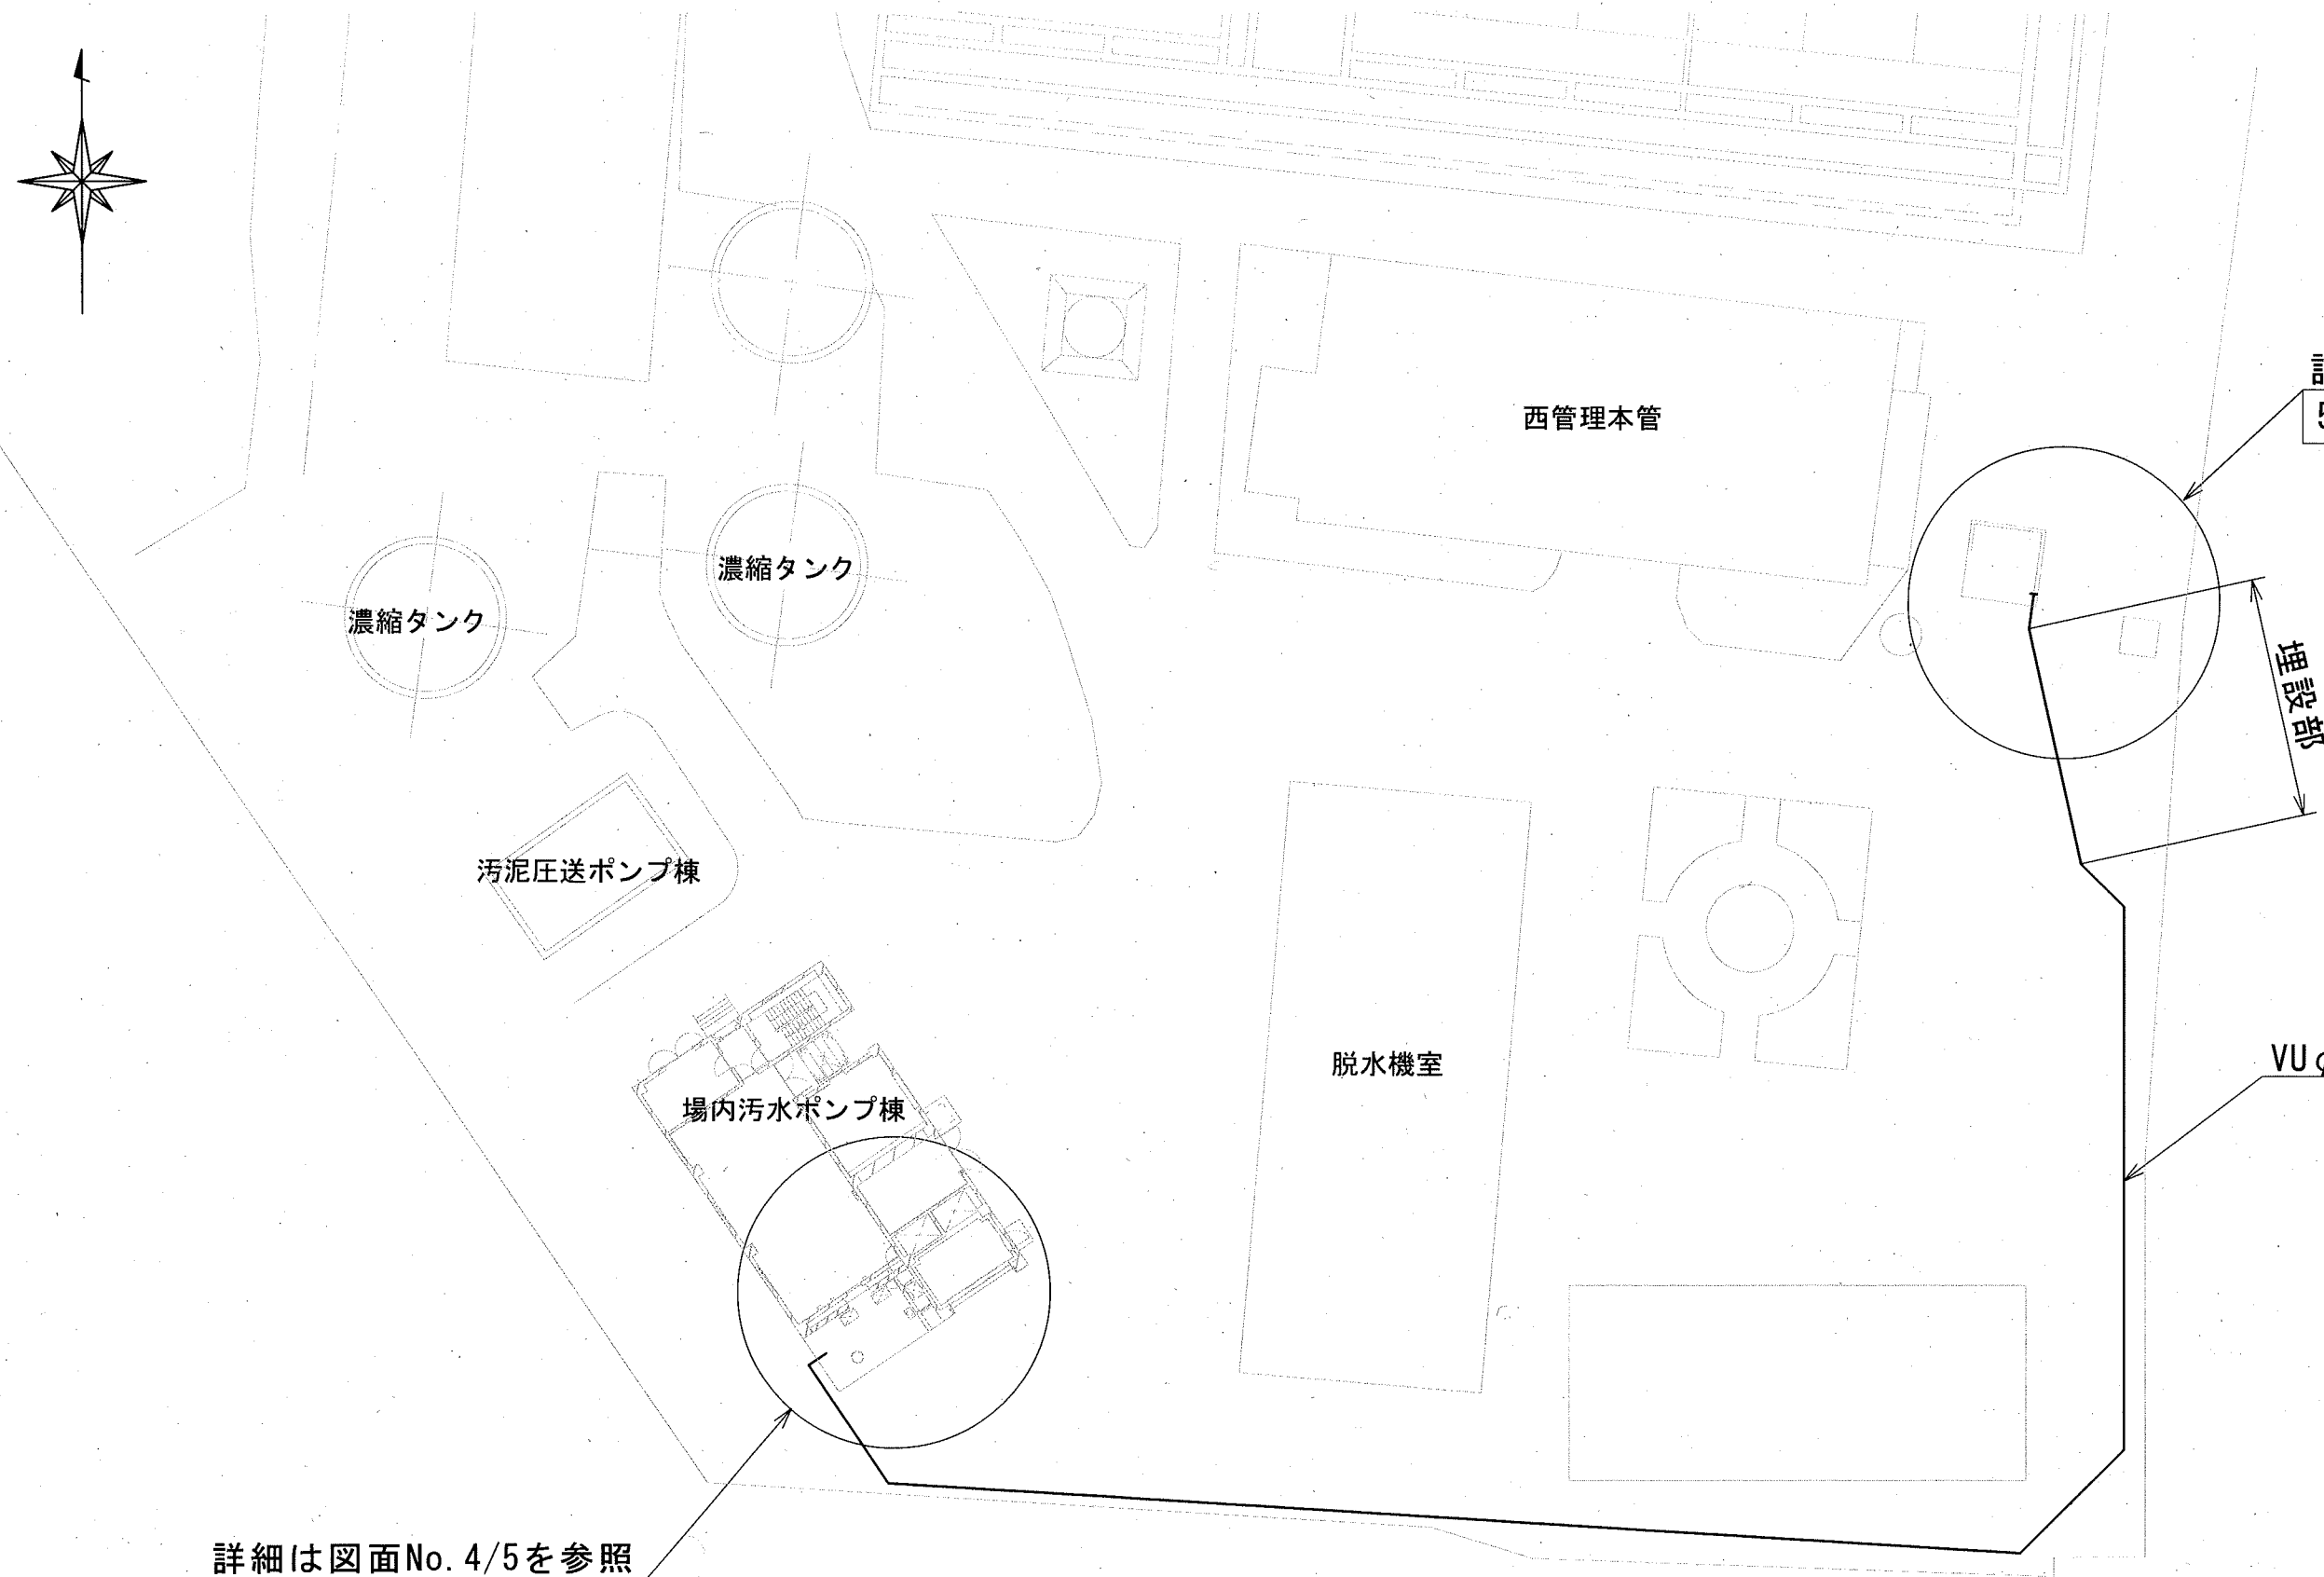

業務名	下知水再生センター西場内排水配管布設工事					
名称	下知水再生センター 一般平面図				図面No. 1/5	
縮尺	NON	課長	課長補佐	係長	設計	検図
令和7年度			栗田	澤田	森近	松岡
下水道施設管理課			栗田	澤田	森近	神田

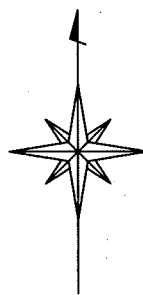

詳細は図面No. 3/5、
5/5を参照

埋設部





VUφ250

詳細は図面No. 4/5を参照

濃線部は配管布設ルートを示す


布設する配管（VUφ250）は一部埋設部を除き露出配管とする

業務名	下知水再生センター西場内排水配管布設工事					
名称	配管ルート図					図面No. 2/5
縮尺	1/400	課長	課長補佐	係長	設計	検図
令和7年度		栗田	澤田	森近	松岡	神田
下水道施設管理課						

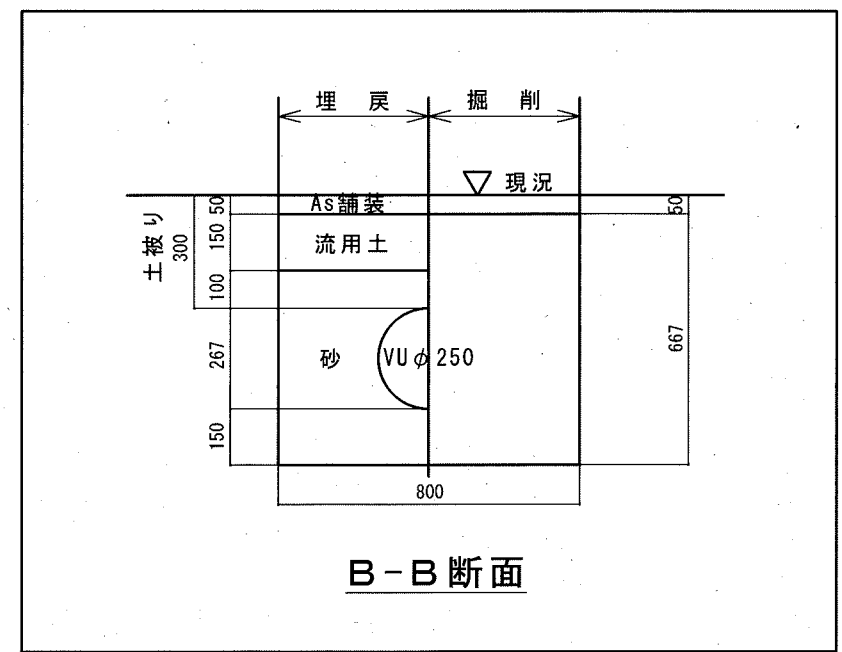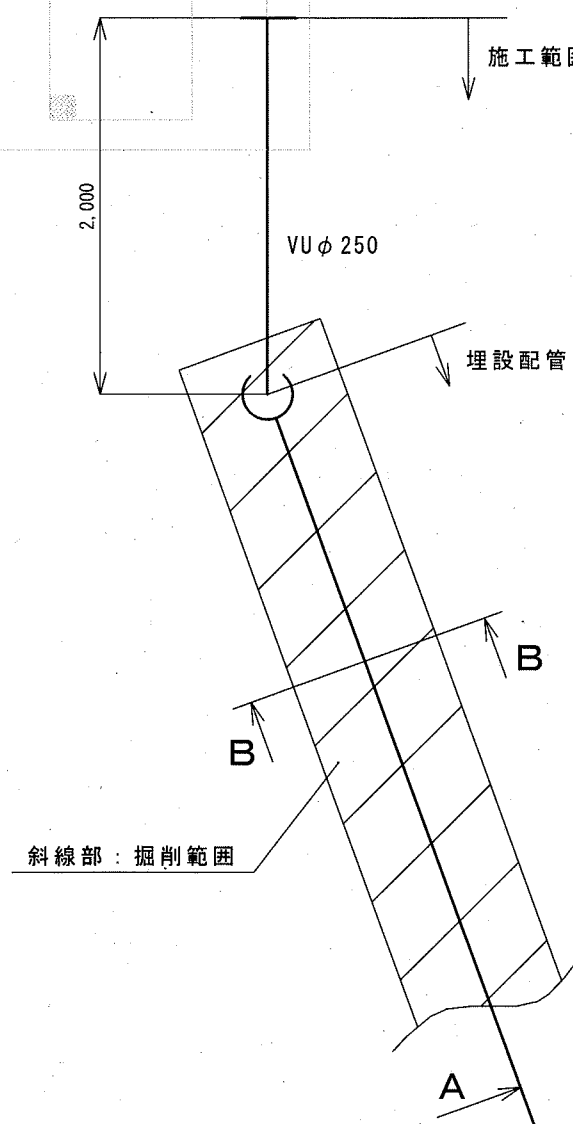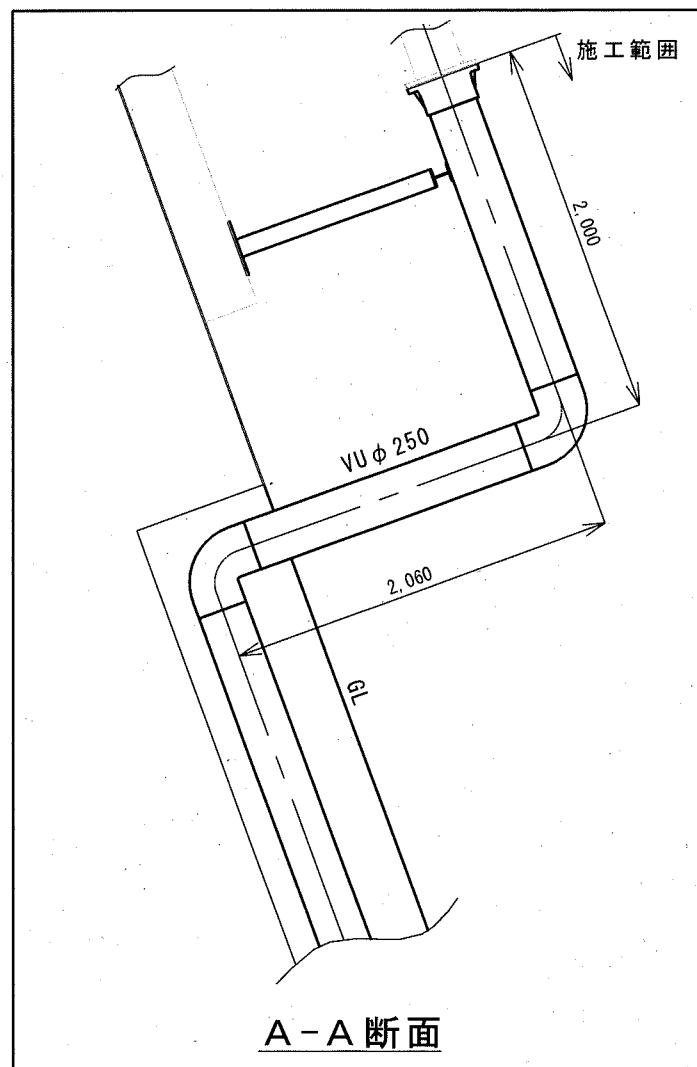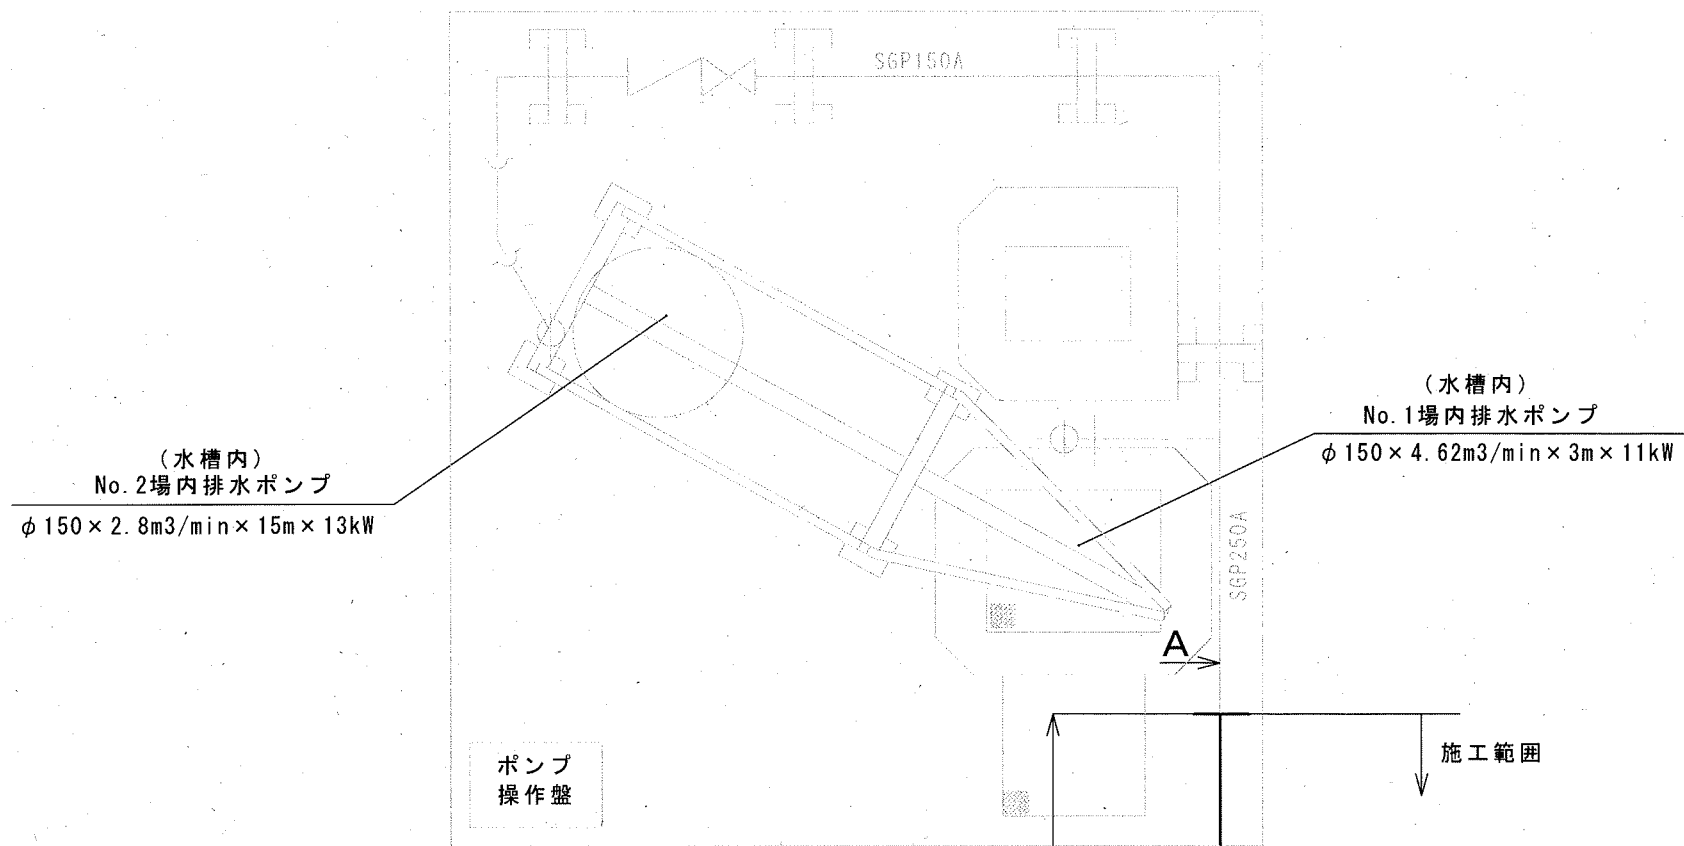


濃線部は本工事範囲を示す

業務名	下知水再生センター西場内排水配管布設工事					
名称	場内排水ポンプ平面図（変更後）					図面No. 3/5
縮尺	1/40	課長	課長補佐	係長	設計	検図
令和7年度		栗田	澤田	森近	松岡	神田
下水道施設管理課						

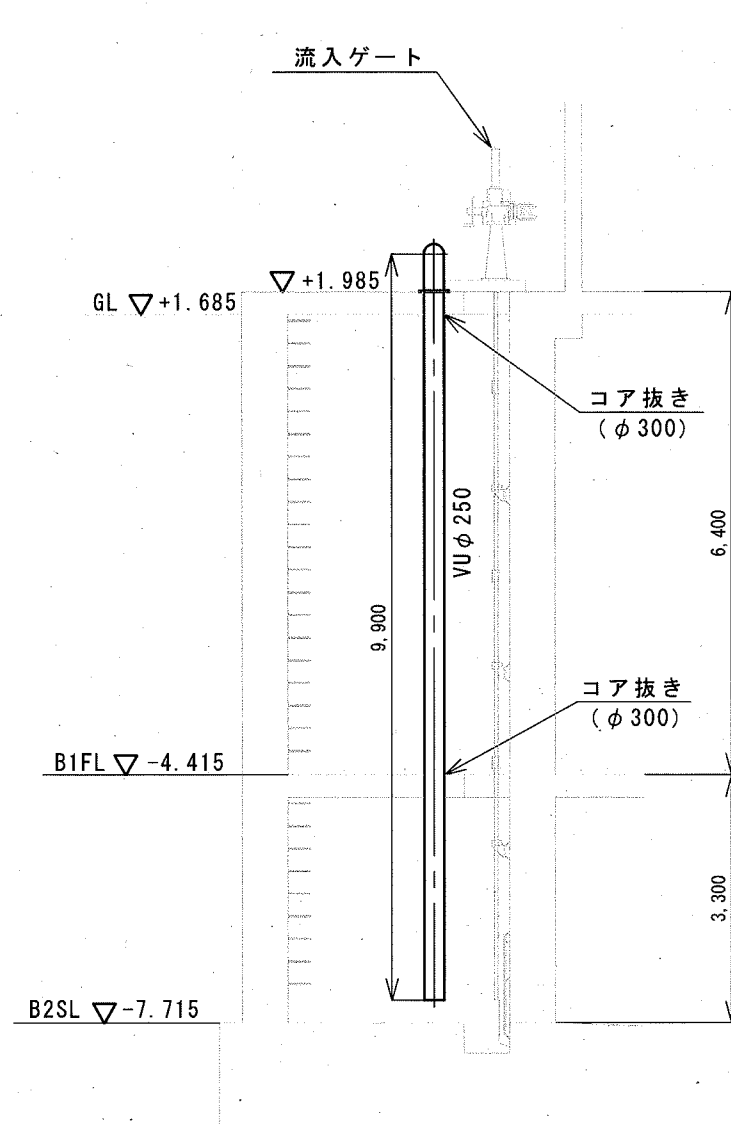


A-A 断面

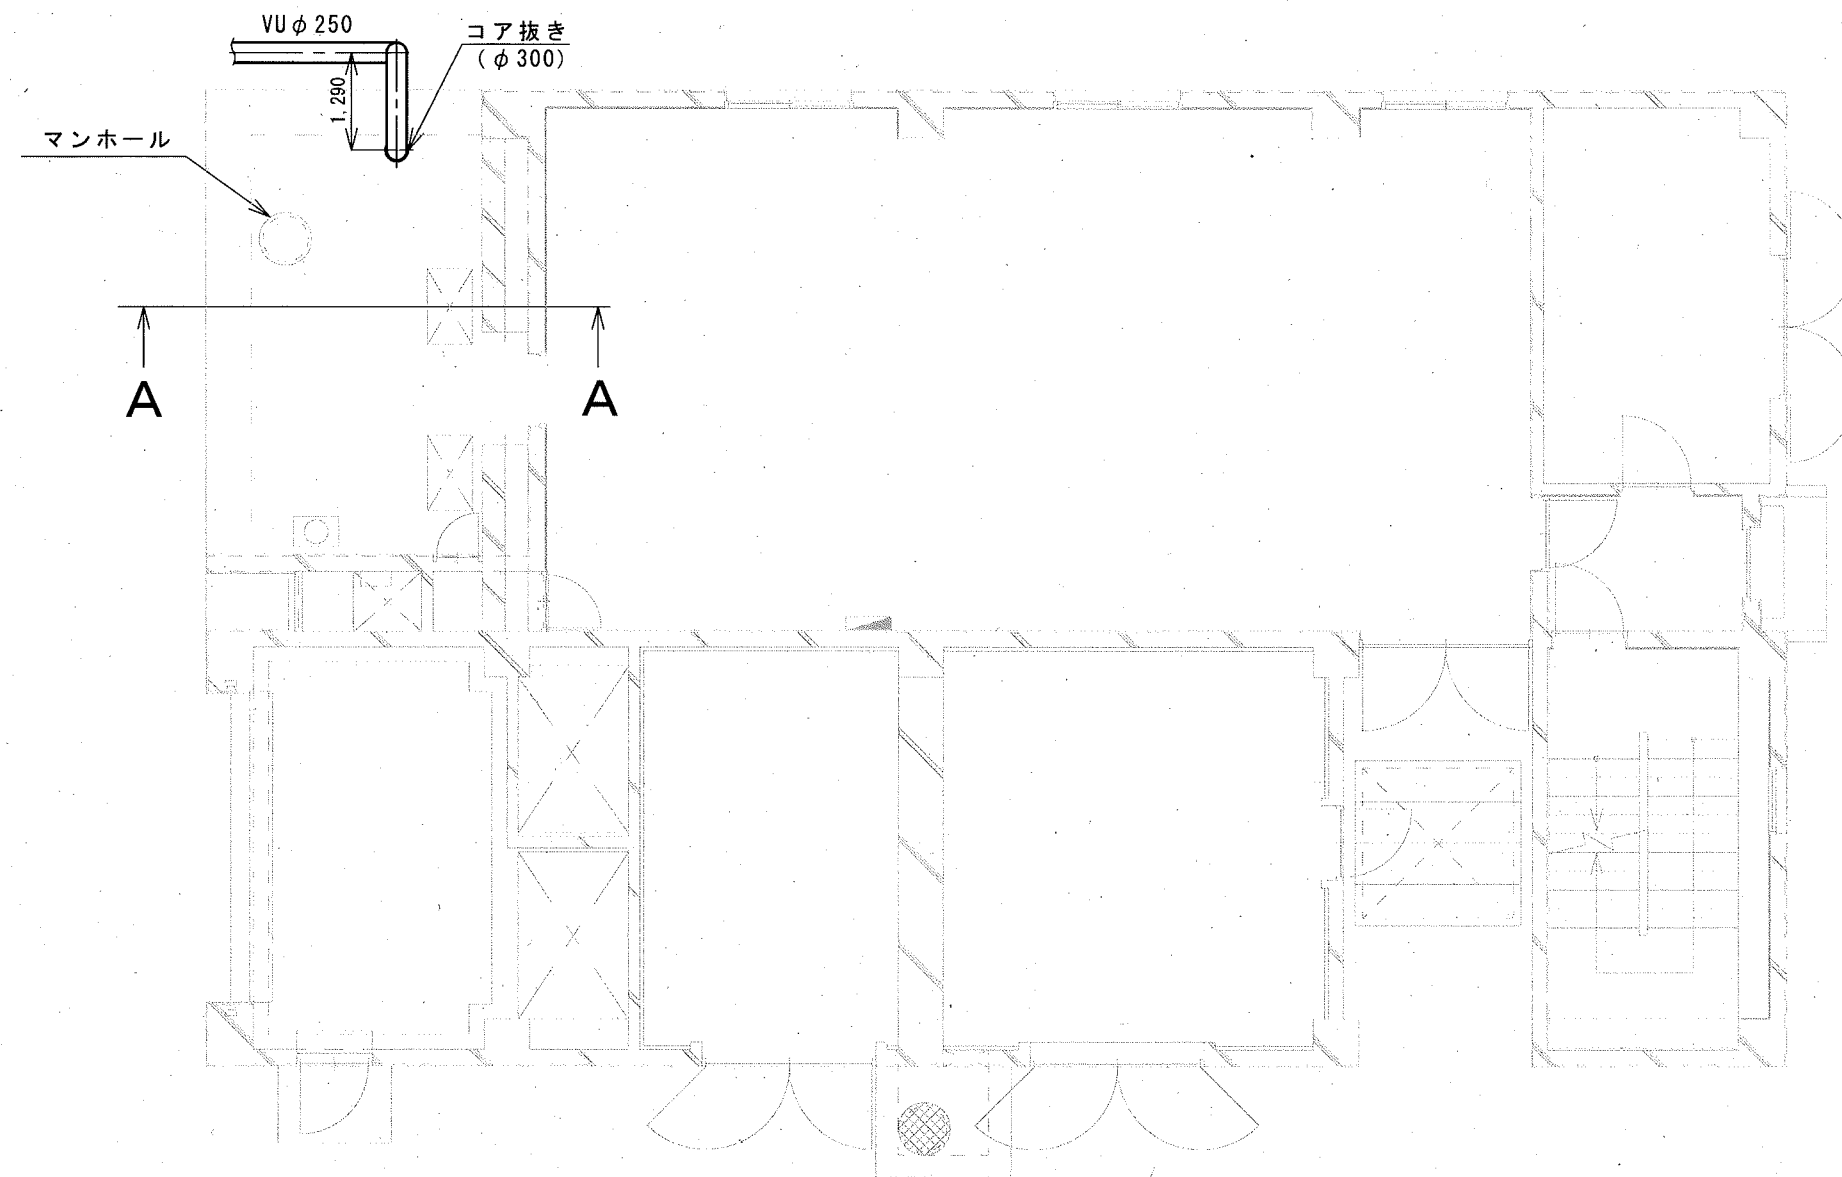


場内汚水ポンプ棟平面図

濃線部は本工事範囲を示す

業務名	下知水再生センター西場内排水配管布設工事					
名称	場内汚水ポンプ棟断面図					図面No. 4/5
縮尺	1/100	課長	課長補佐	係長	設計	検図
令和7年度		栗田	清田	森近	松岡	神田
下水道施設管理課						

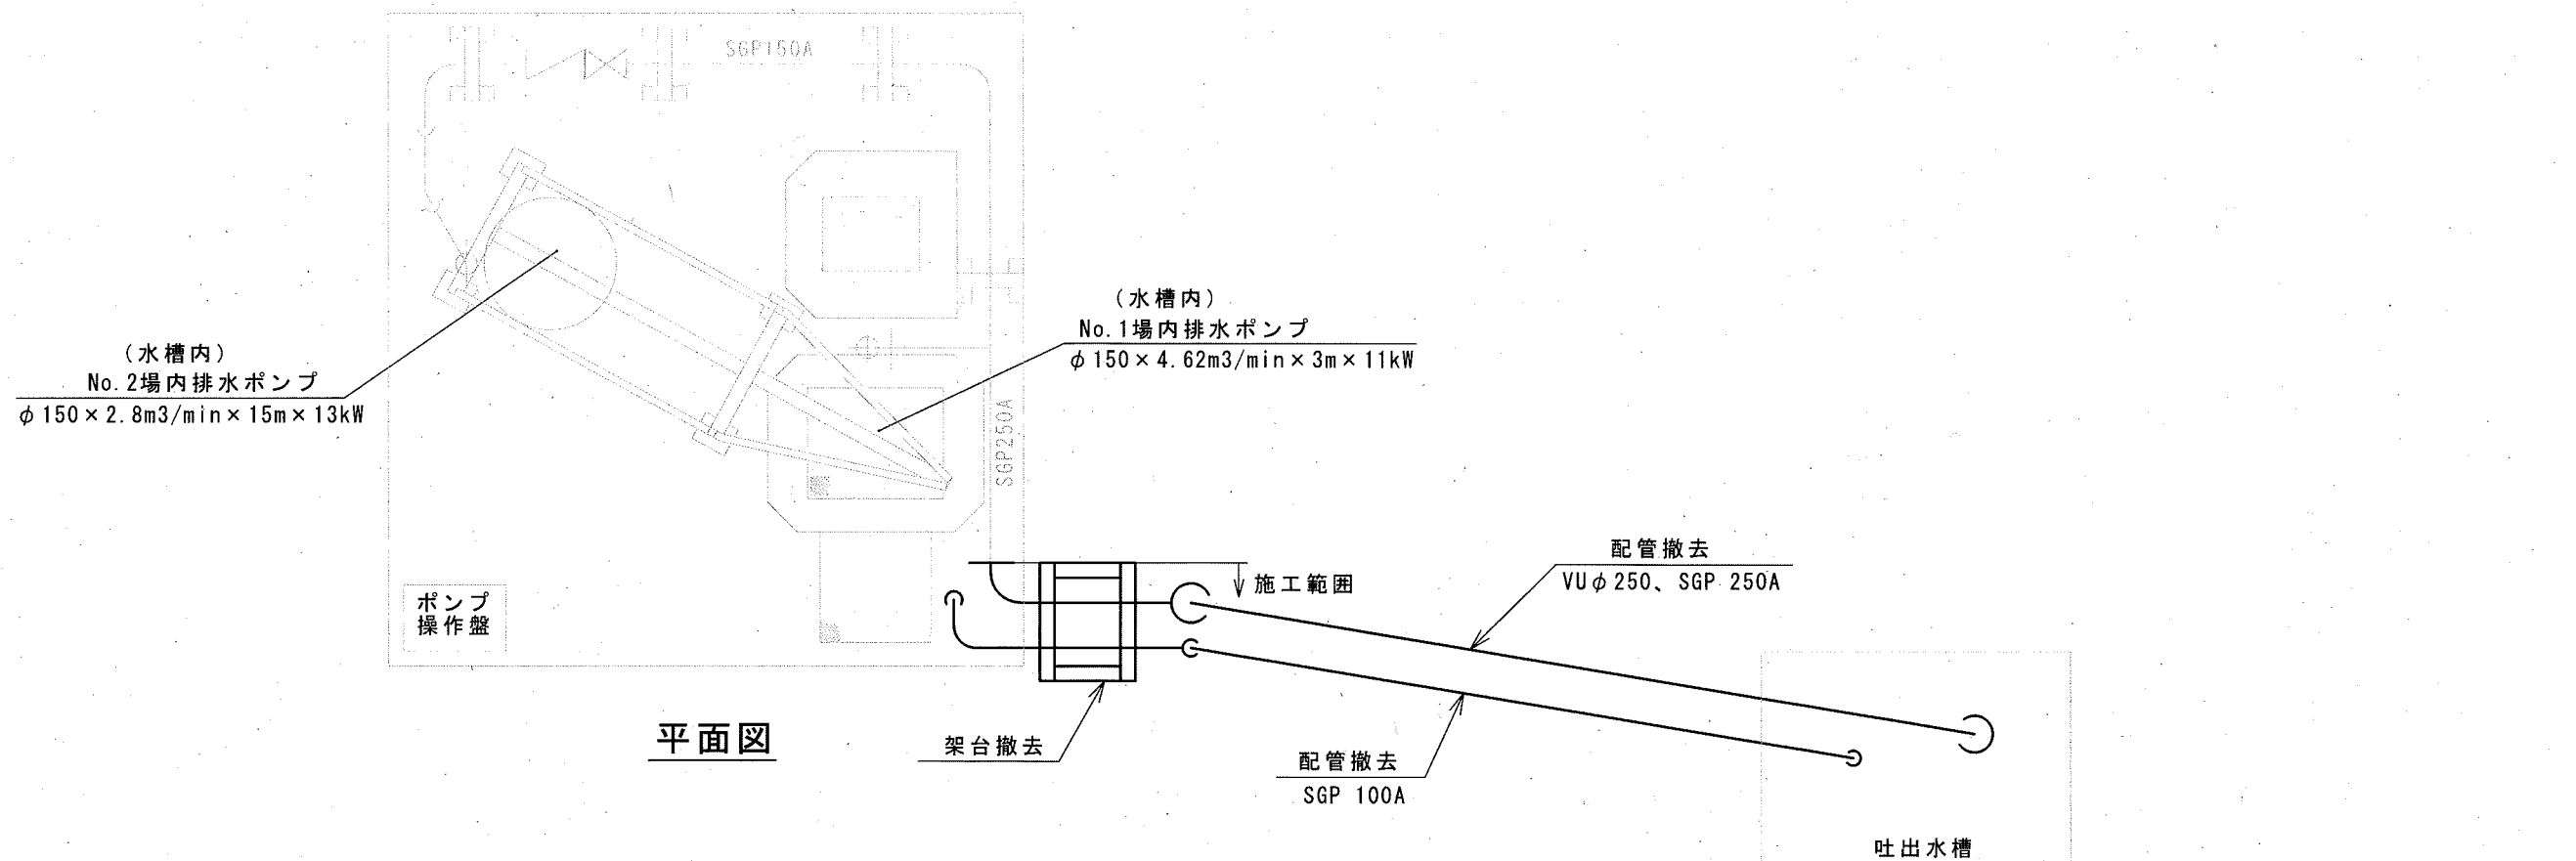

平面図

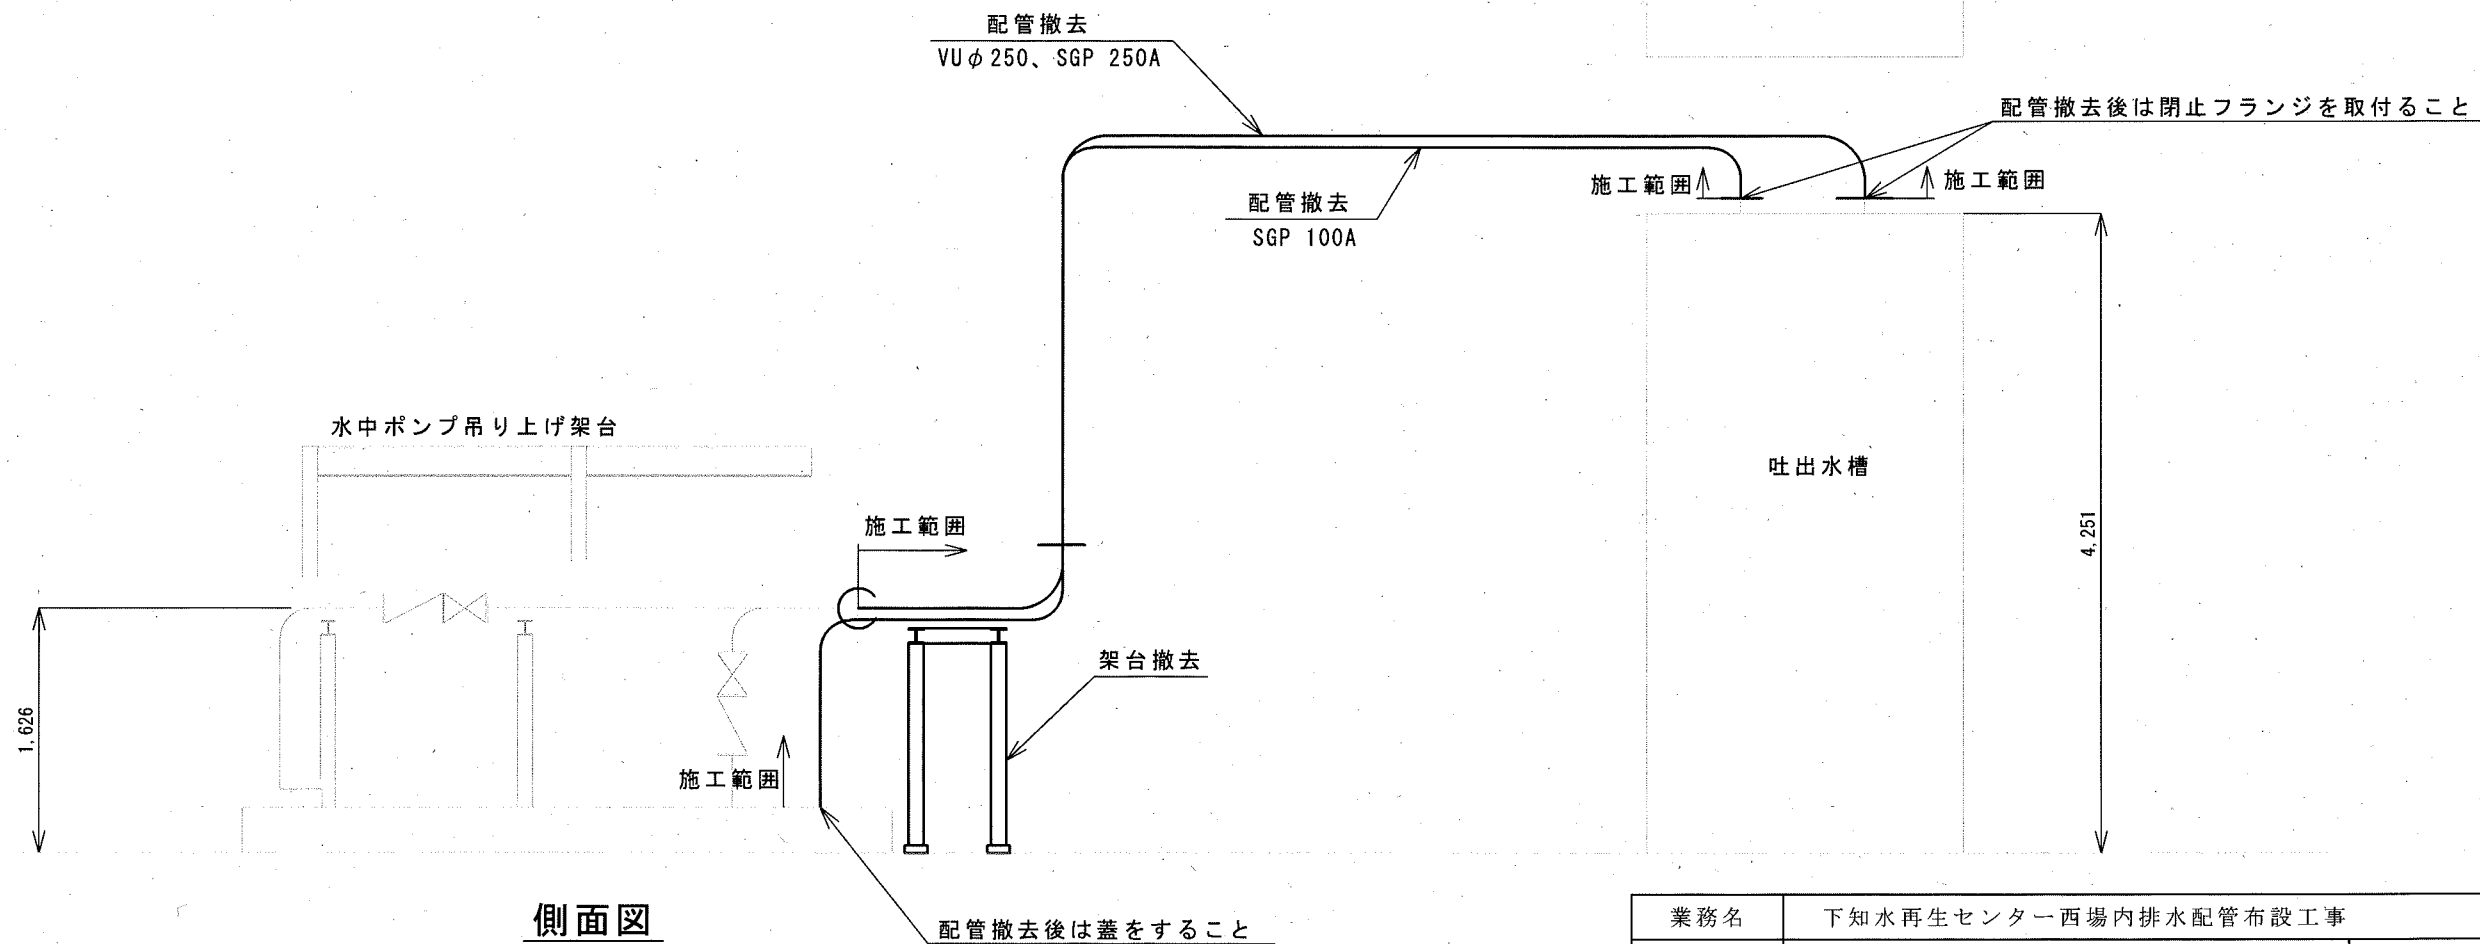

側面図

濃線部は撤去範囲を示す

業務名	下知水再生センター西場内排水配管布設工事					
名称	場内排水ポンプ平面図（既設及び撤去）				図面No. 5/5	
縮尺	1/40	課長	課長補佐	係長	設計	検図
令和7年度		栗田	澤田	森近	松岡	神田
下水道施設管理課						