



平面図 S=1:250

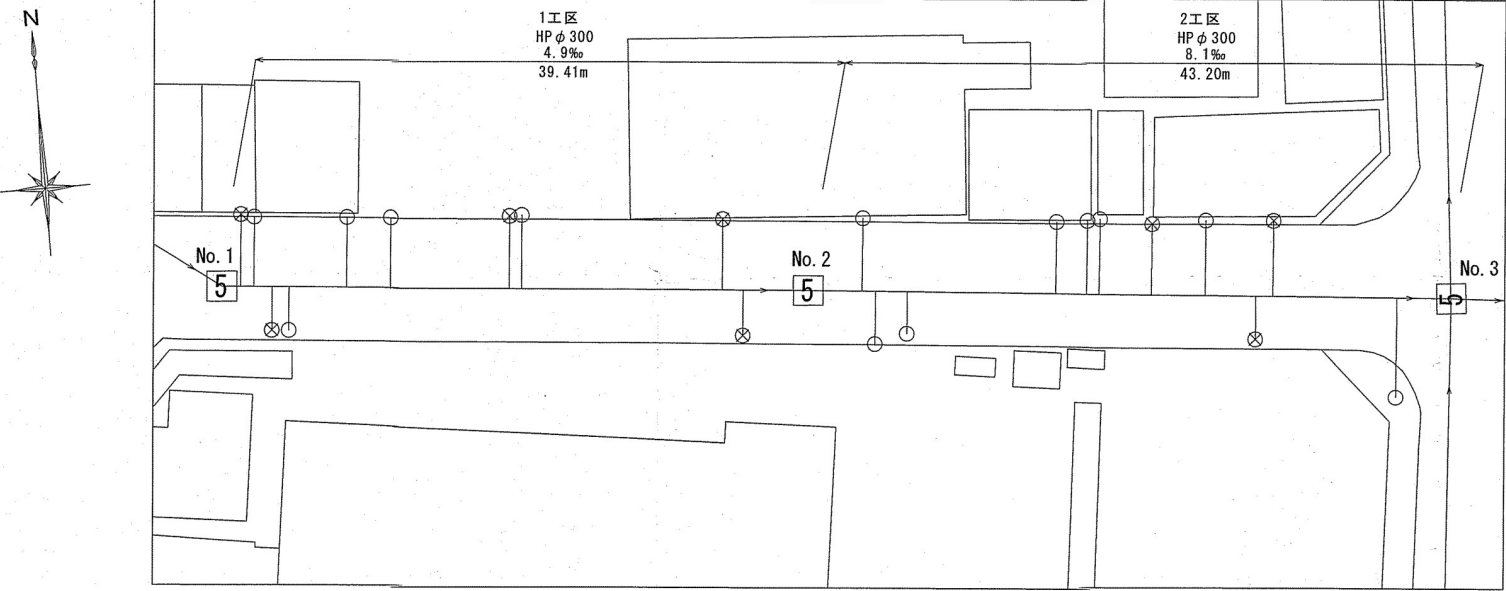


縦断図 V=1:50
H=1:250

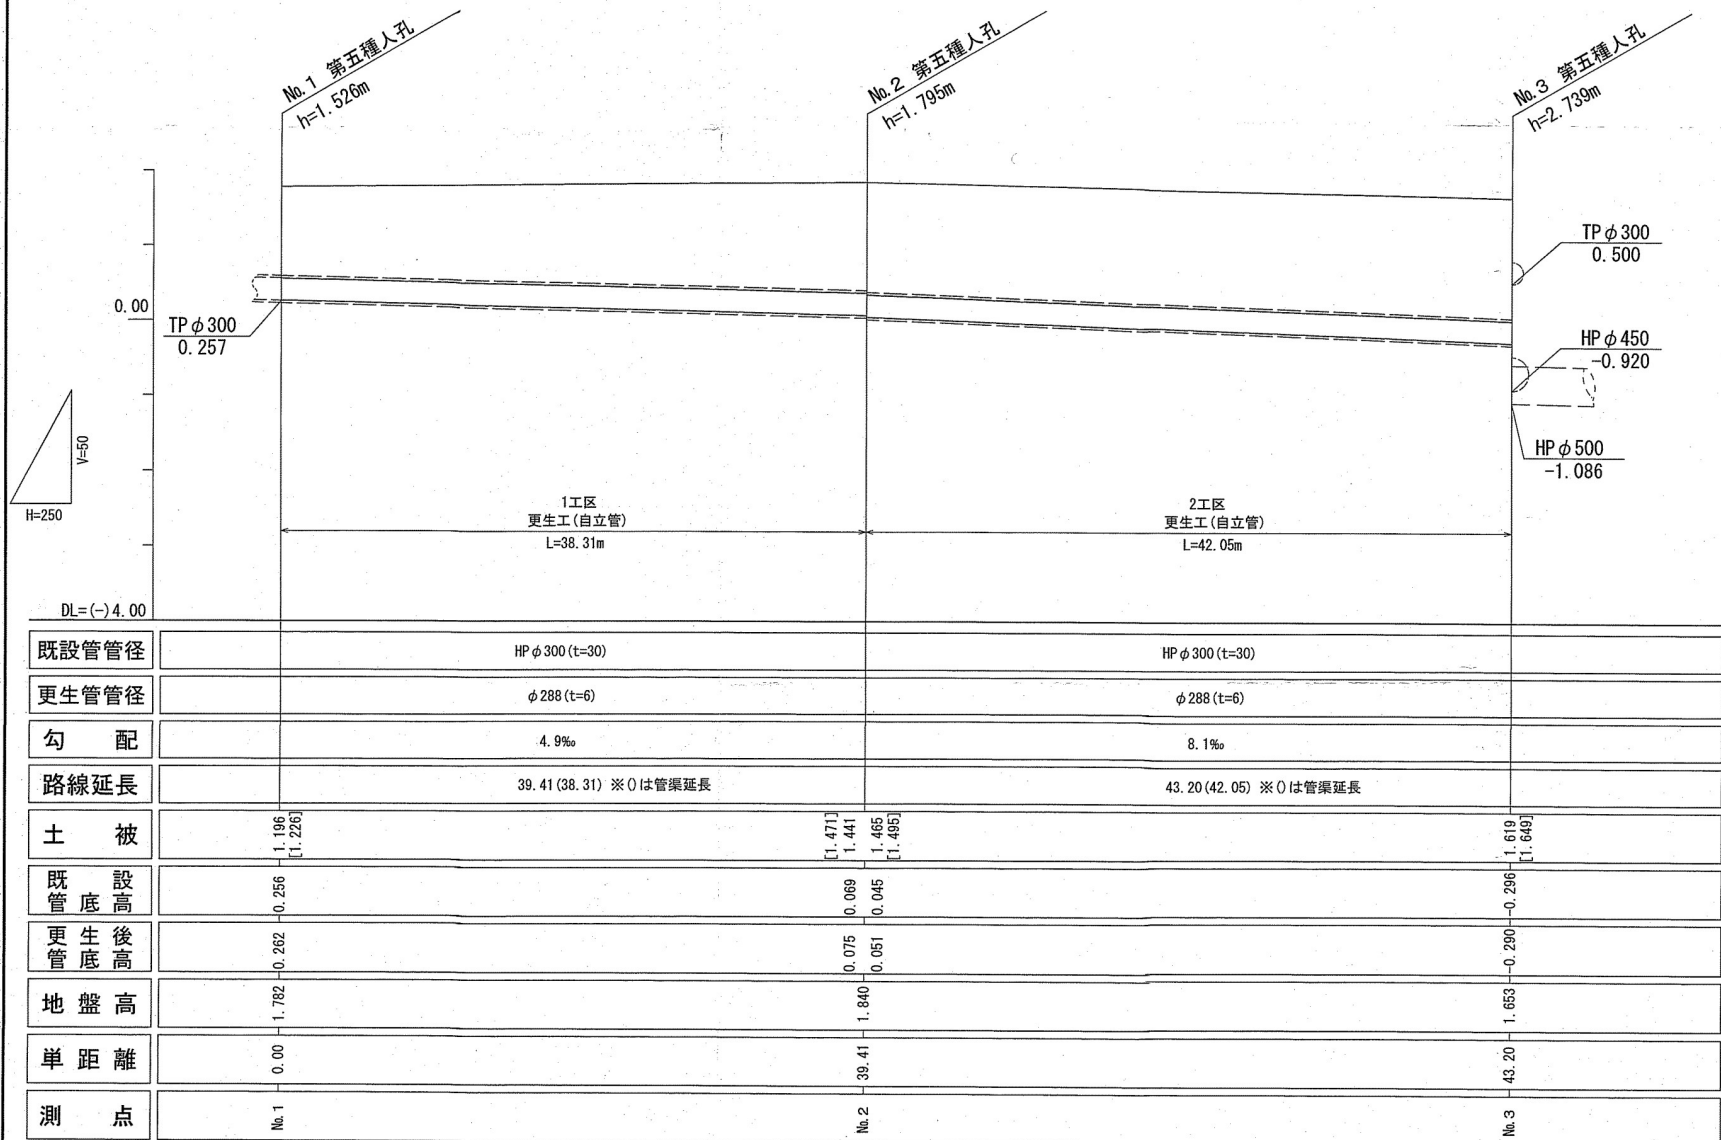


[]は更生管土被り

1工区・2工区

位置図 S=1:1500

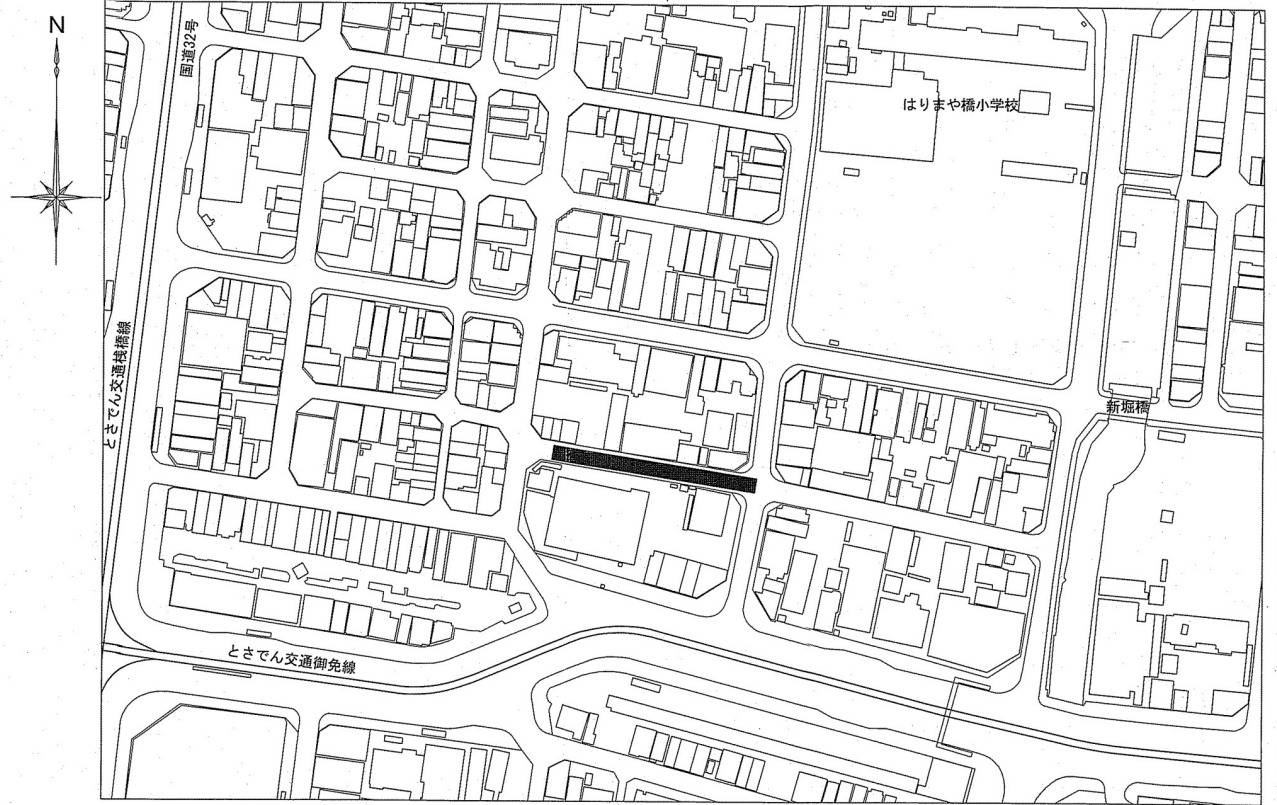

更生管詳細図(参考図) S=1:10

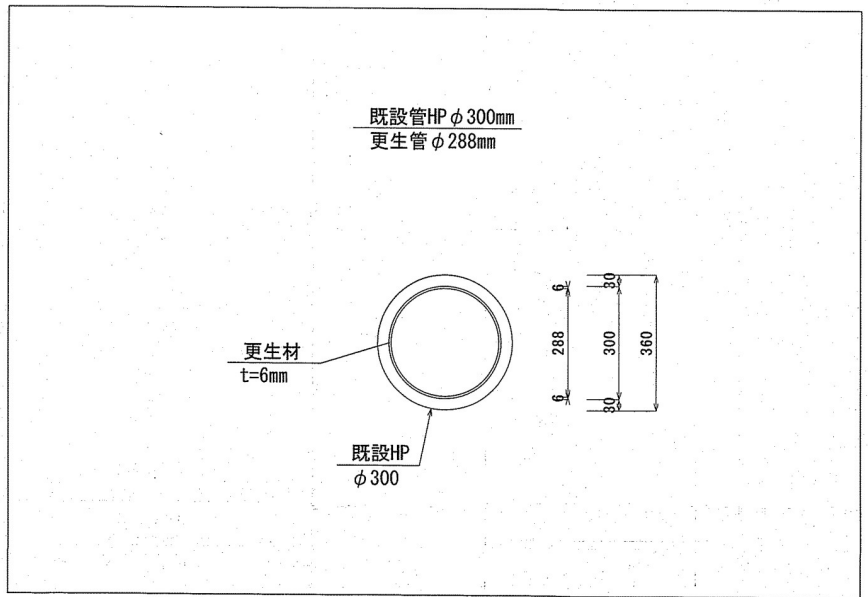


	1工区	2工区
区間距離	39.41m	43.20m
管渠延長	38.31m	42.05m
取付管	10箇所	11箇所
管種	HP (ヒューム管)	HP (ヒューム管)
管径	300mm	300mm

※更生管径, 更生後管底高については, 参考値とする。

令和7年度	公共下水道事業			
設計番号	全	2	葉ノ内第	1号
名称	北街分区分合流管渠改築工事(R7-3)			縮尺
	位置図・平面図・縦断図・詳細図			図示
課長	副課長	係長	係	設計
町田	佐々木	田中	田中	田中
高知市上下水道局管路管理課				

可とう継手詳細図(参考図)

既設管 HP φ300

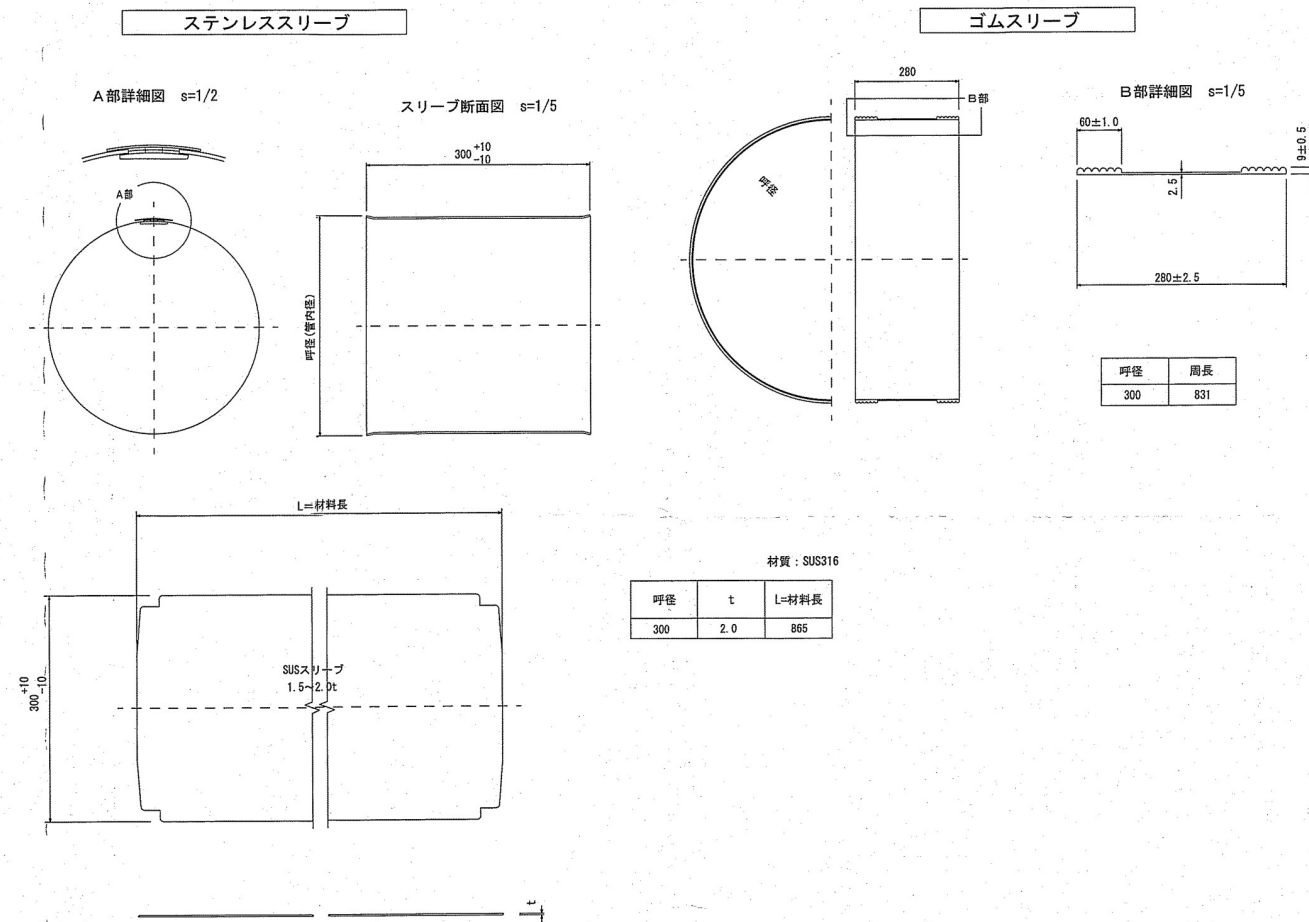

令和7年度	公 共 下 水 道 事 業			
設計番号	全	2	葉ノ内第	2 号
名 称	北街分区合流管渠改築工事(R7-3)			縮 尺
	可とう継手詳細図(参考図)			図 示
課長	町田	課長補佐	佐々木	係長
	智田	係	廣田	設計
高知市上下水道局管路管理課				