


一般平面図 S=1:50

注記


1.  は、今回更新を示す。

参考図

課長	課長補佐	係長	調査	設計
武内	岩佐	野	富中	竹崎
海老川高地区加圧配水施設 圧力タンク更新工事				令和7年度 図番
				PM-01
一般平面図				設計図 縮尺
高知市上下水道局浄水課				1:50

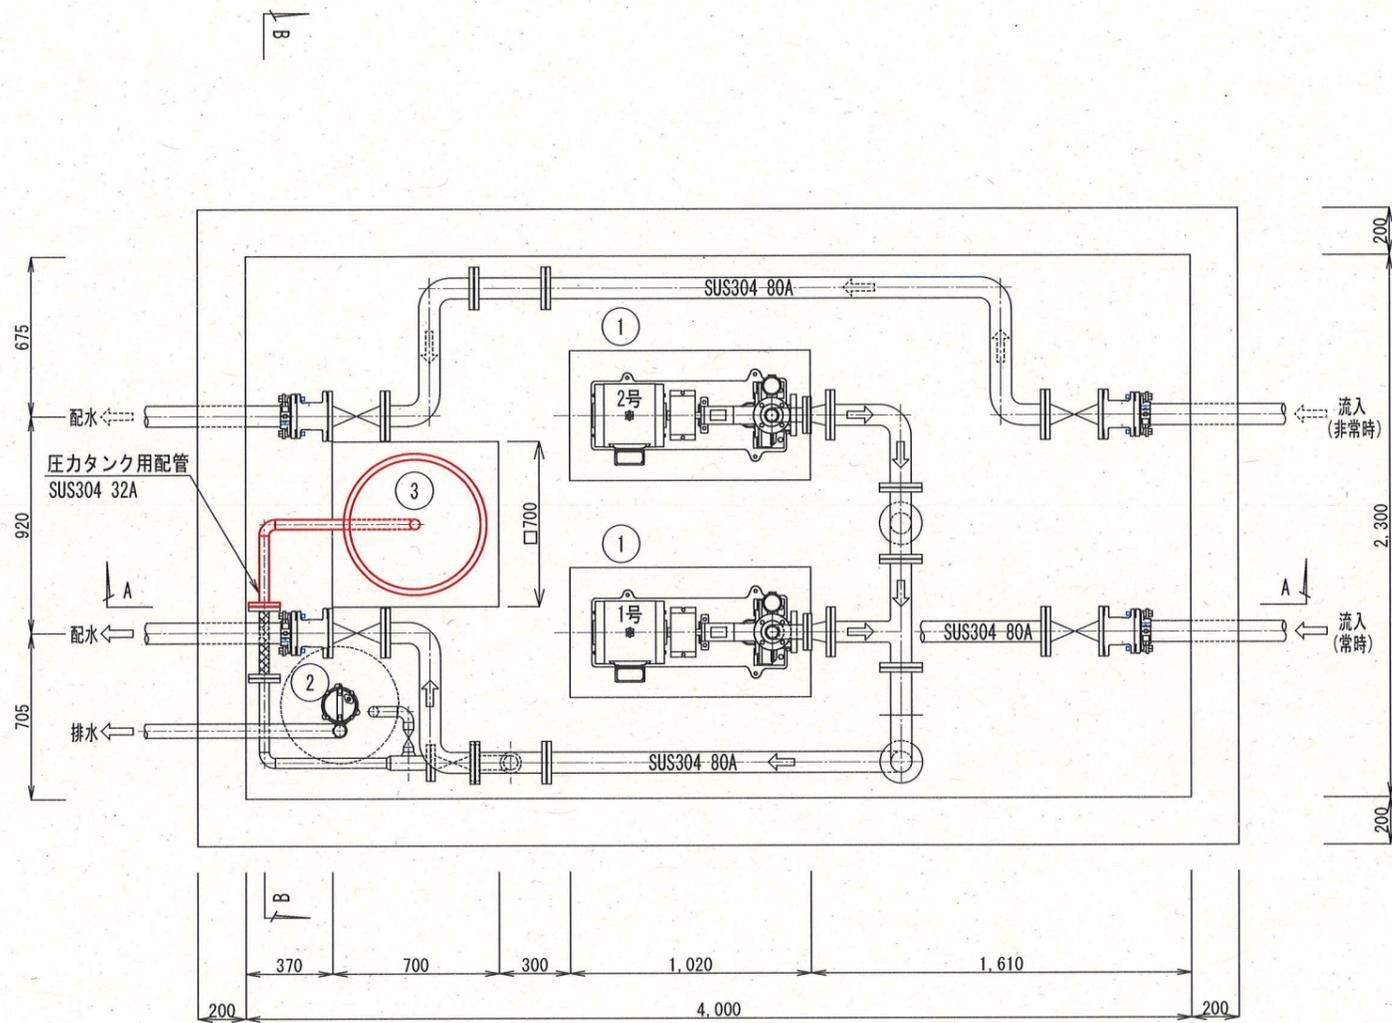

ポンプ室下部平面図 S=1:30

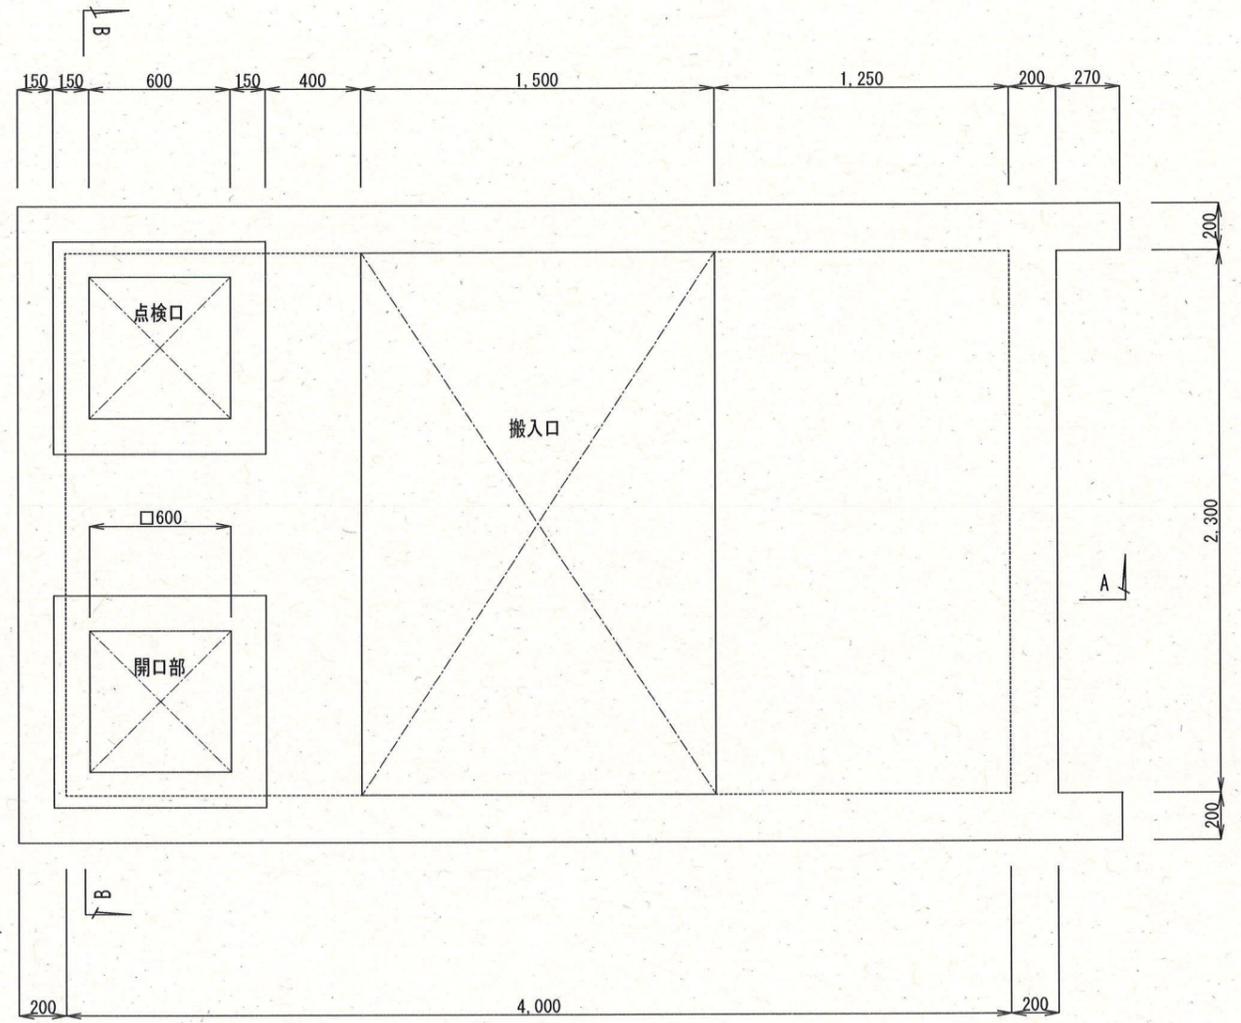

ポンプ室上部平面図 S=1:30


注記

1.    は、今回更新を示す。


参考図

番号	名称	主仕様	kW	台数(予備)			備考
				全体	既設	今回	
1	1~2号加圧ポンプ	φ65×φ50×0.5m <sup>3</sup> /min×35m 片吸込渦巻ポンプ	7.5	2	2	-	機名: 65×50FS2HN67.5 荏原製作所製
2	排水ポンプ	φ50×0.06m <sup>3</sup> /min×5m 水中ポンプ	0.4	1	1	-	
3	圧力タンク	タンク内容積: 260L 隔膜式給水用圧力タンク	-	1	1	1	(耐塩害塗装仕様) ポリウレタン樹脂塗装

課長	課長補佐	係長	調査	設計
武内	岩佐	濱口	富中	竹崎
海老川高地区加圧配水施設 圧力タンク更新工事				令和7年度 図番 PM-02
ポンプ室平面図				設計図 縮尺 1:30
高知市上下水道局浄水課				

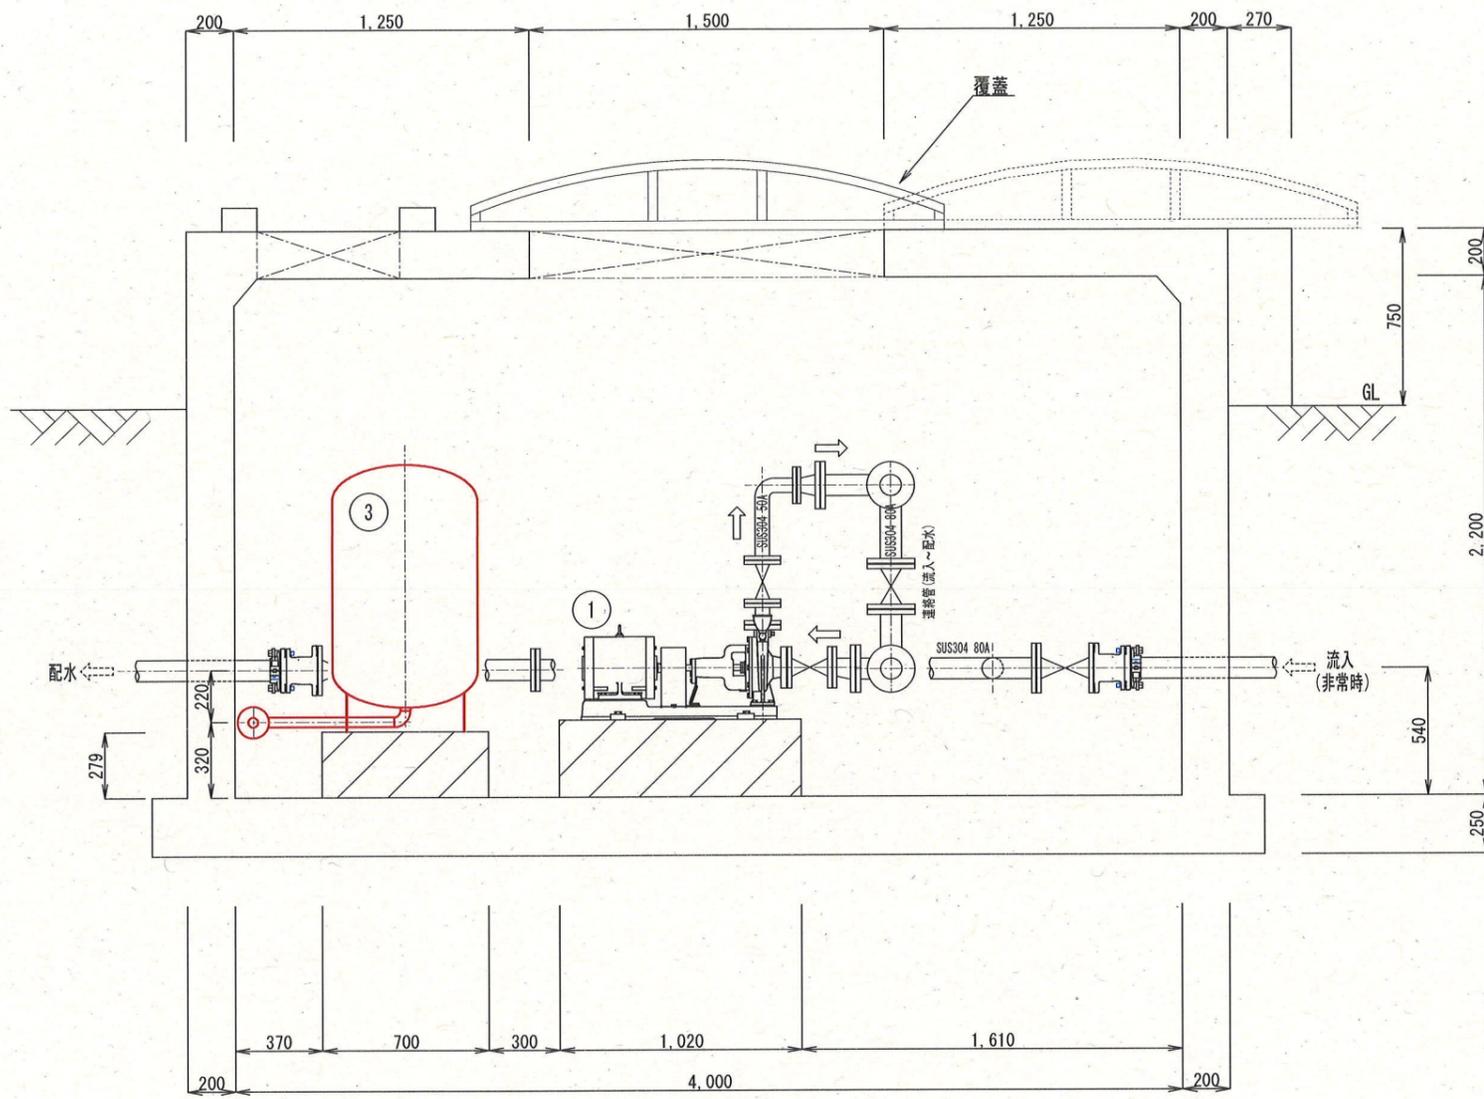

A-A矢视图 S=1:30

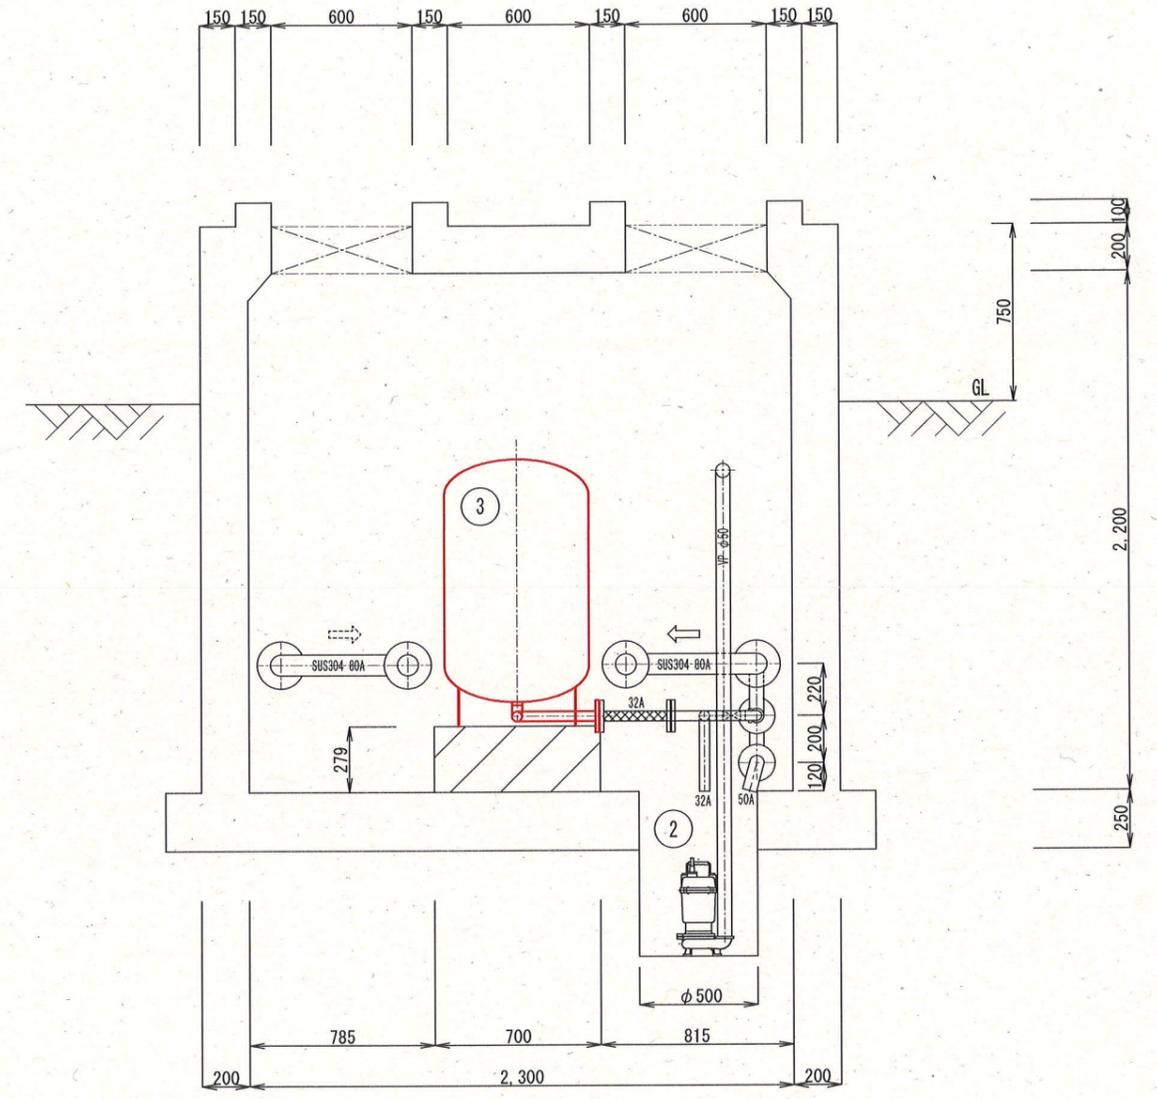

B-B矢视图 S=1:30

注記

1.    は、今回更新を示す。

参考図

番号	名称	主仕様	kW	台数(予備)			備考
				全体	既設	今回	
1	1~2号加圧ポンプ	φ65×φ50×0.5m <sup>3</sup> /min×35m 片吸込渦巻ポンプ	7.5	2	2	-	機名: 65×50FS2HN67.5 荏原製作所製
2	排水ポンプ	φ50×0.06m <sup>3</sup> /min×5m 水中ポンプ	0.4	1	1	-	
3	圧力タンク	タンク内容積: 260L 隔膜式給水用圧力タンク	-	1	1	1	(耐塩害塗装仕様) ポリウレタン樹脂塗装

課長	課長補佐	係長	調査	設計
武内	岩佐	濱口	富中	竹崎
海老川高地区加圧配水施設 圧力タンク更新工事				令和7年度 図番 PM-03
ポンプ室断面図				設計図 縮尺 1:30
高知市上下水道局浄水課				