




平面図 S=1:500

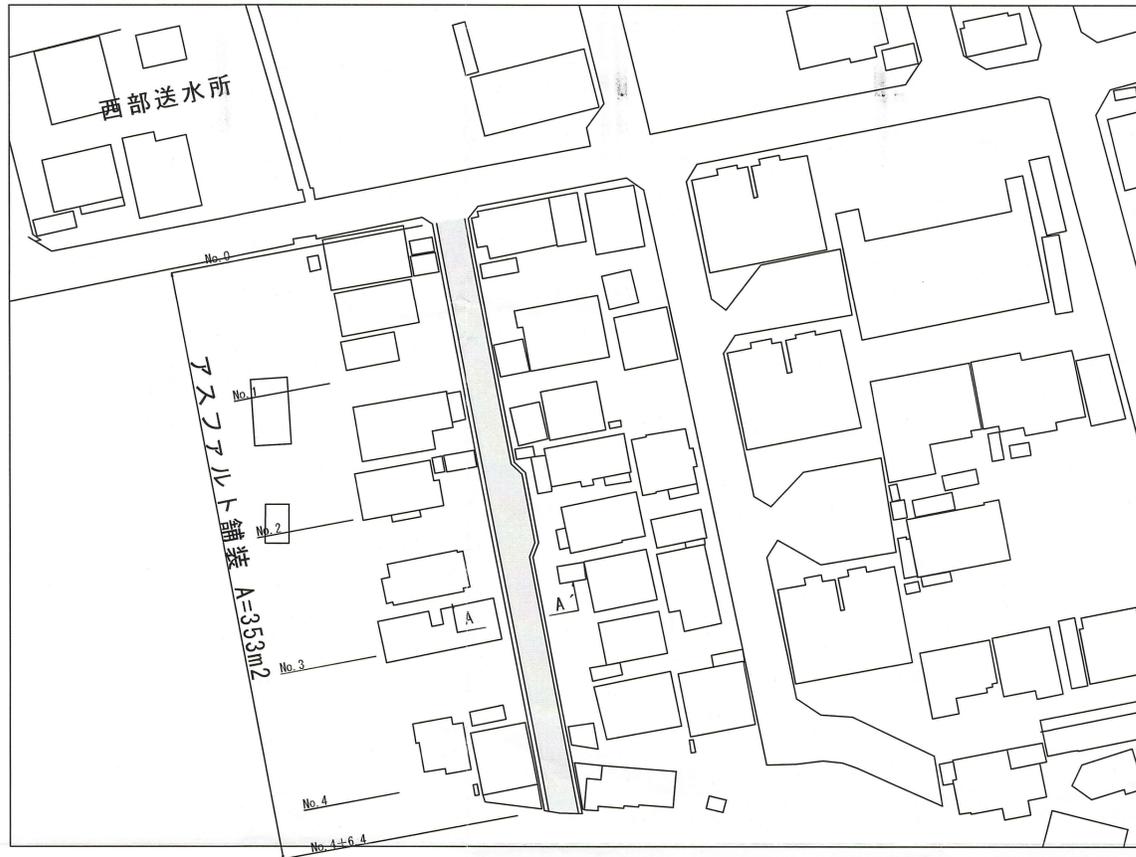


位置図 S=1:6000

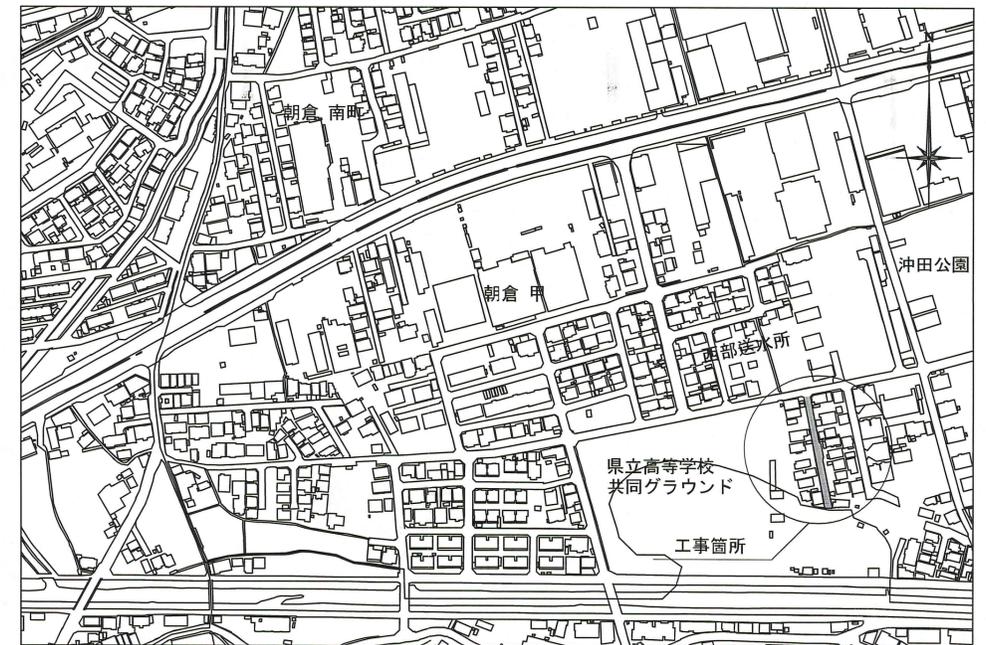

横断面図 S=1:50

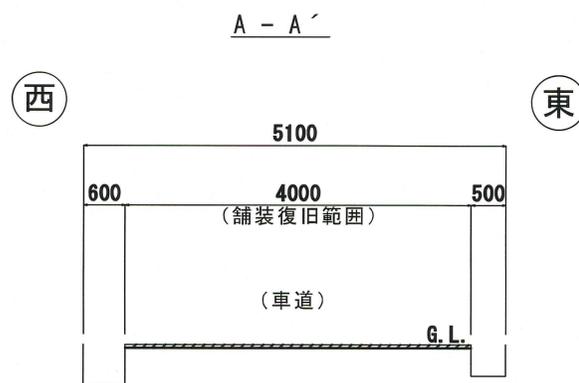

舗装復旧断面図 S=FREE

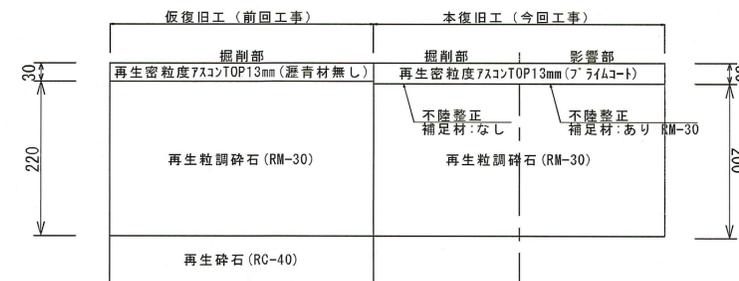

|                      |      |    |                 |
|----------------------|------|----|-----------------|
| 課長                   | 課長補佐 | 係長 | 設計              |
|                      |      |    |                 |
| 朝倉甲配水管布設に伴う舗装工事      |      |    | 令和7年度<br>図番 1/1 |
| 位置図、平面図、横断面図、舗装復旧断面図 |      |    | 縮尺 図示           |
| 高知市上下水道局水道整備課        |      |    |                 |