







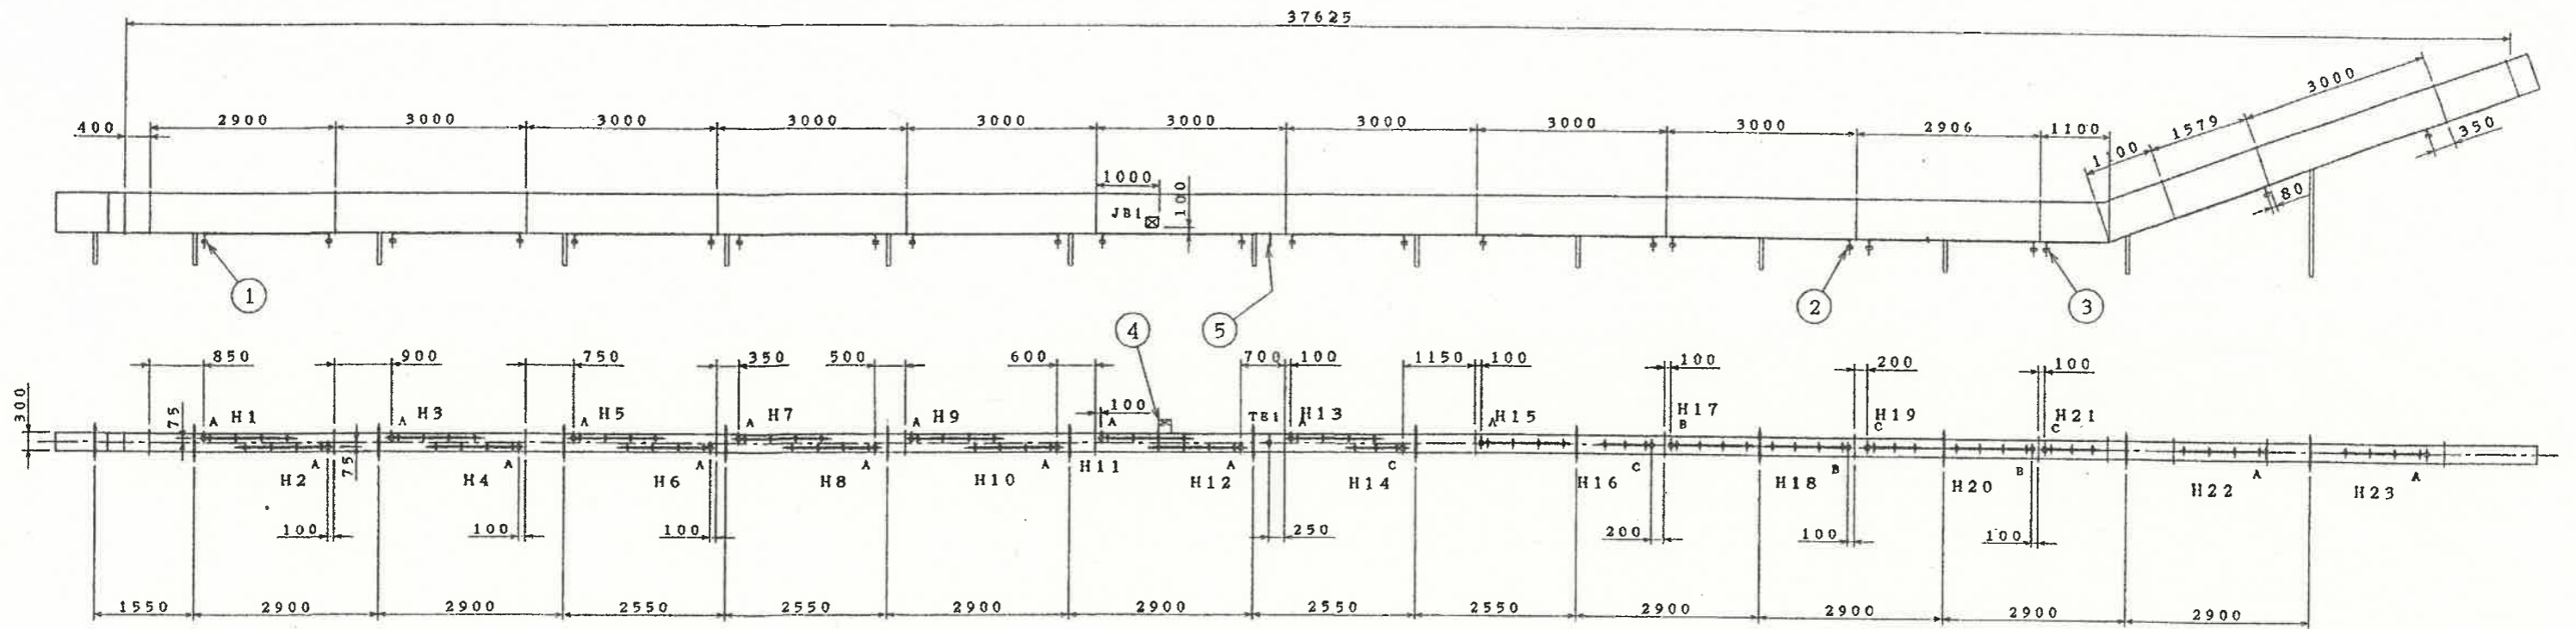


設計		精査		係長		副工場長				工場長	
名	令和8年度						設計		令和8年 3月		
称	高知市清掃工場2系ダスト集合コンベヤ1整備工事									図番	1/4
	清掃工場位置図									縮尺	—
高知市清掃工場											

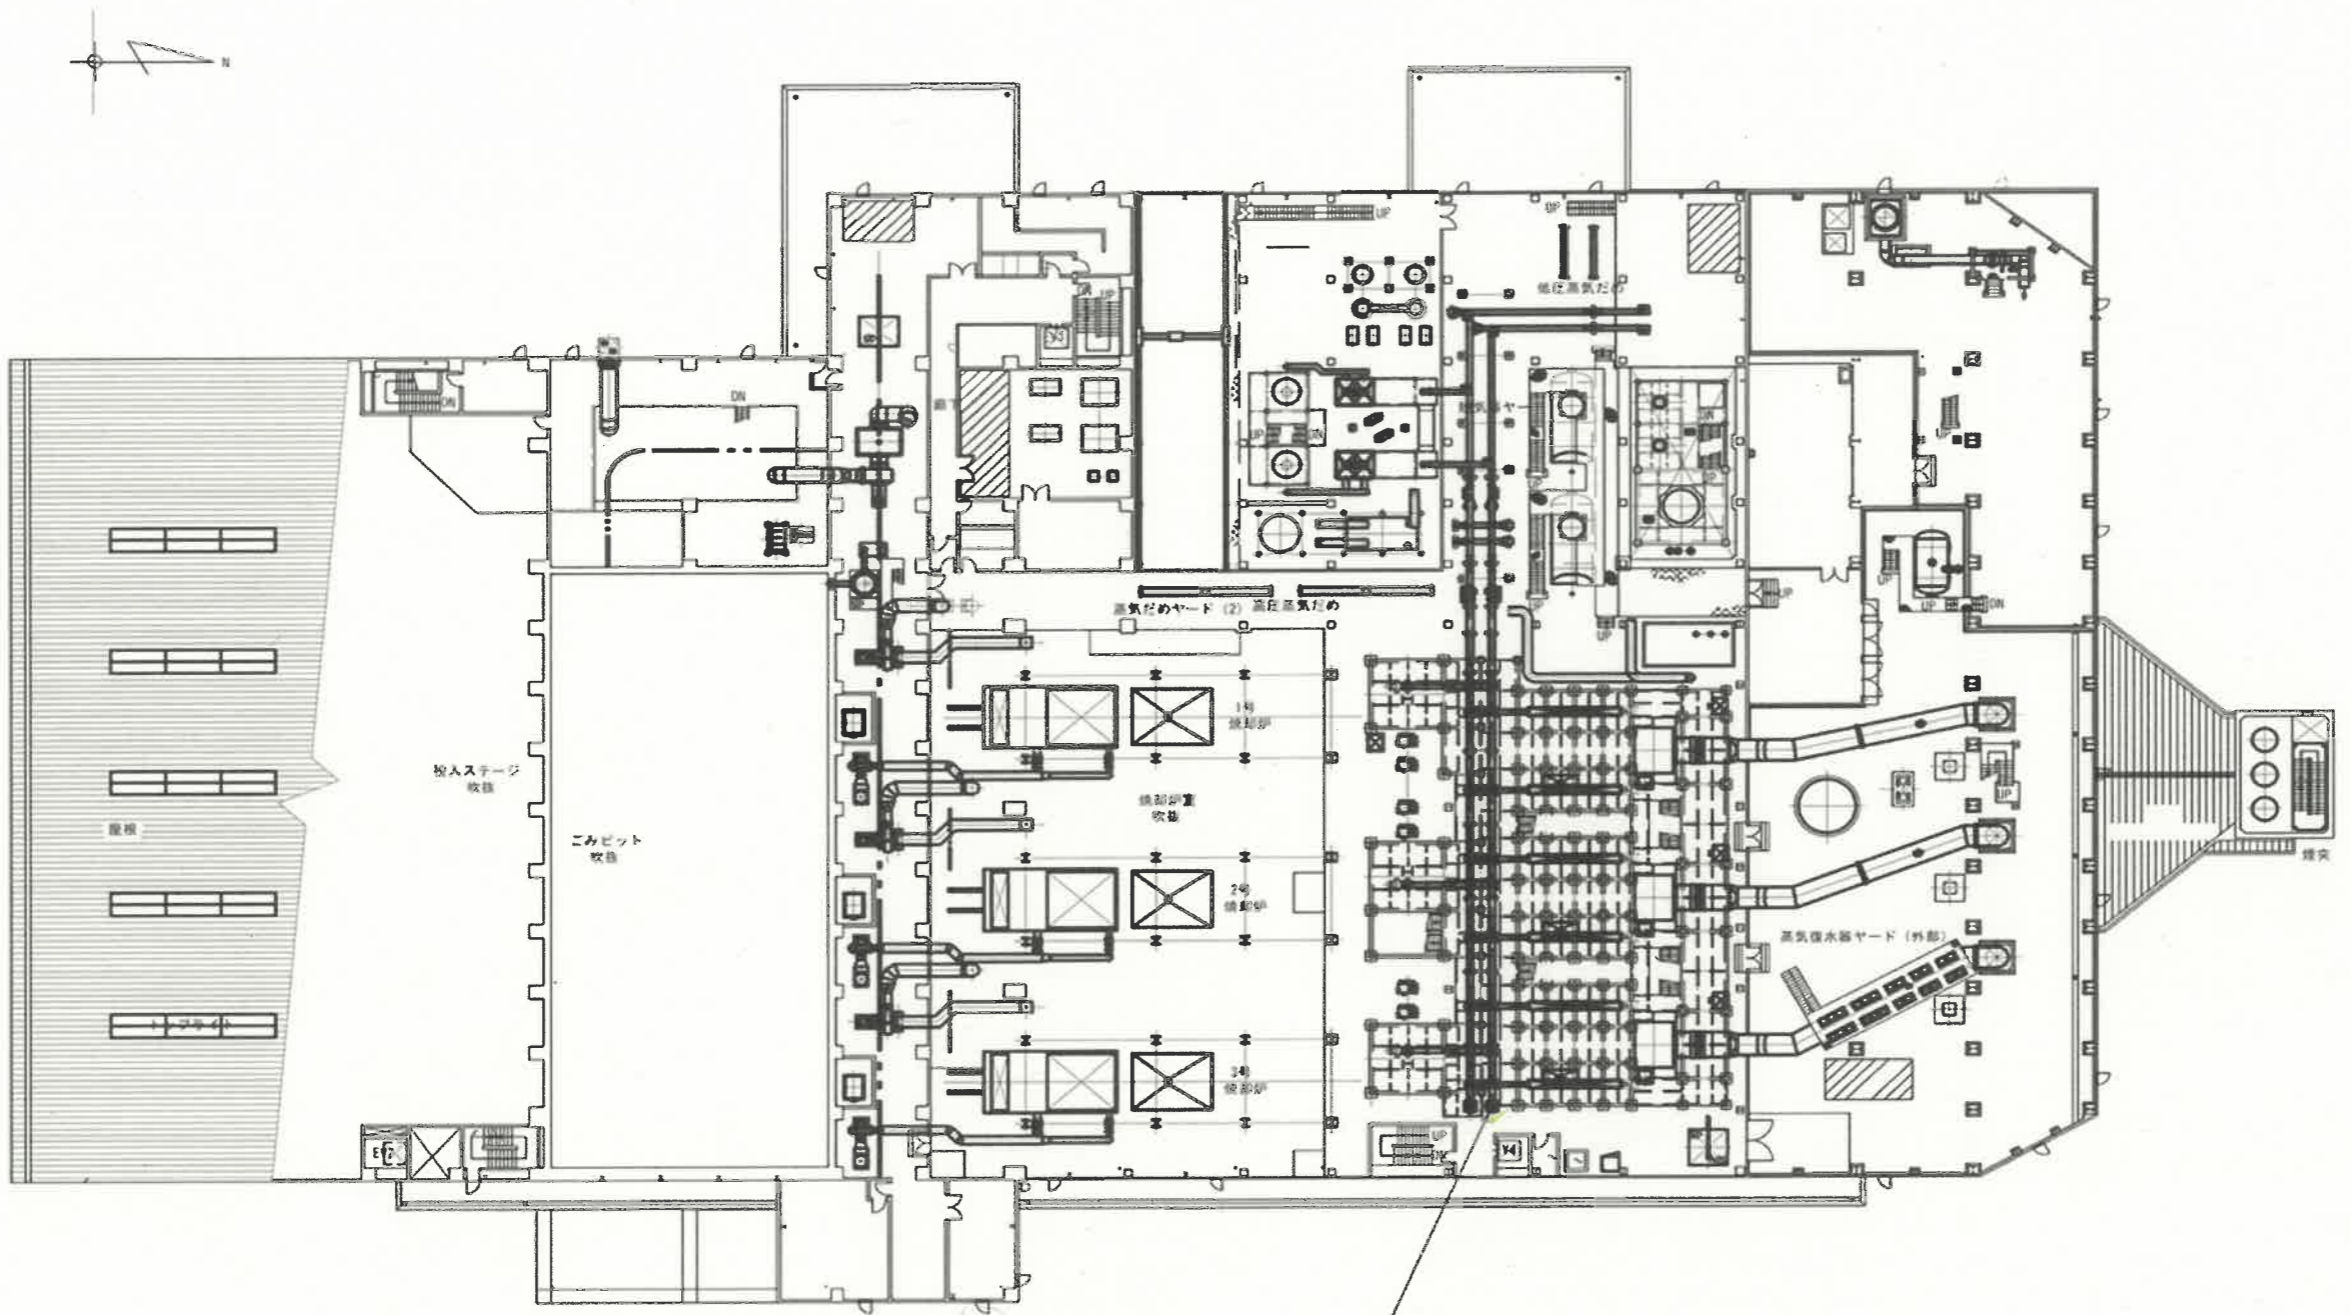

本工事対象機器
2系ダスト集合コンベヤ1

設計		精査		係長		副工場長				工場長	
	令和8年度			設計		令和8年 3月					
名称	高知市清掃工場2系ダスト集合コンベヤ1整備工事									図番	2/4
称	3F平面図									縮尺	—
高知市清掃工場											



5	熱電対(取付座付)	SUS316	1	
4	端子箱(サポート付)	SPCC	1	
3	IDK 角形シーズヒータ(C)	STKM	4	L=850
2	IDK 角形シーズヒータ(B)	STKM	3	L=1300
1	IDK 角形シーズヒータ(A)	STKM	16	L=1400
No.	部品名称	材質	個数	備考

設計	精査	係長	副工場長	工場長
松村	北村	原	松本	中村
令和8年度		設計	令和8年 3月	
名	高知市清掃工場2系ダスト集合コンベヤ1整備工事			図番
称	ヒータ配置参考図			縮尺
高知市清掃工場				