




平面図① S=1:500

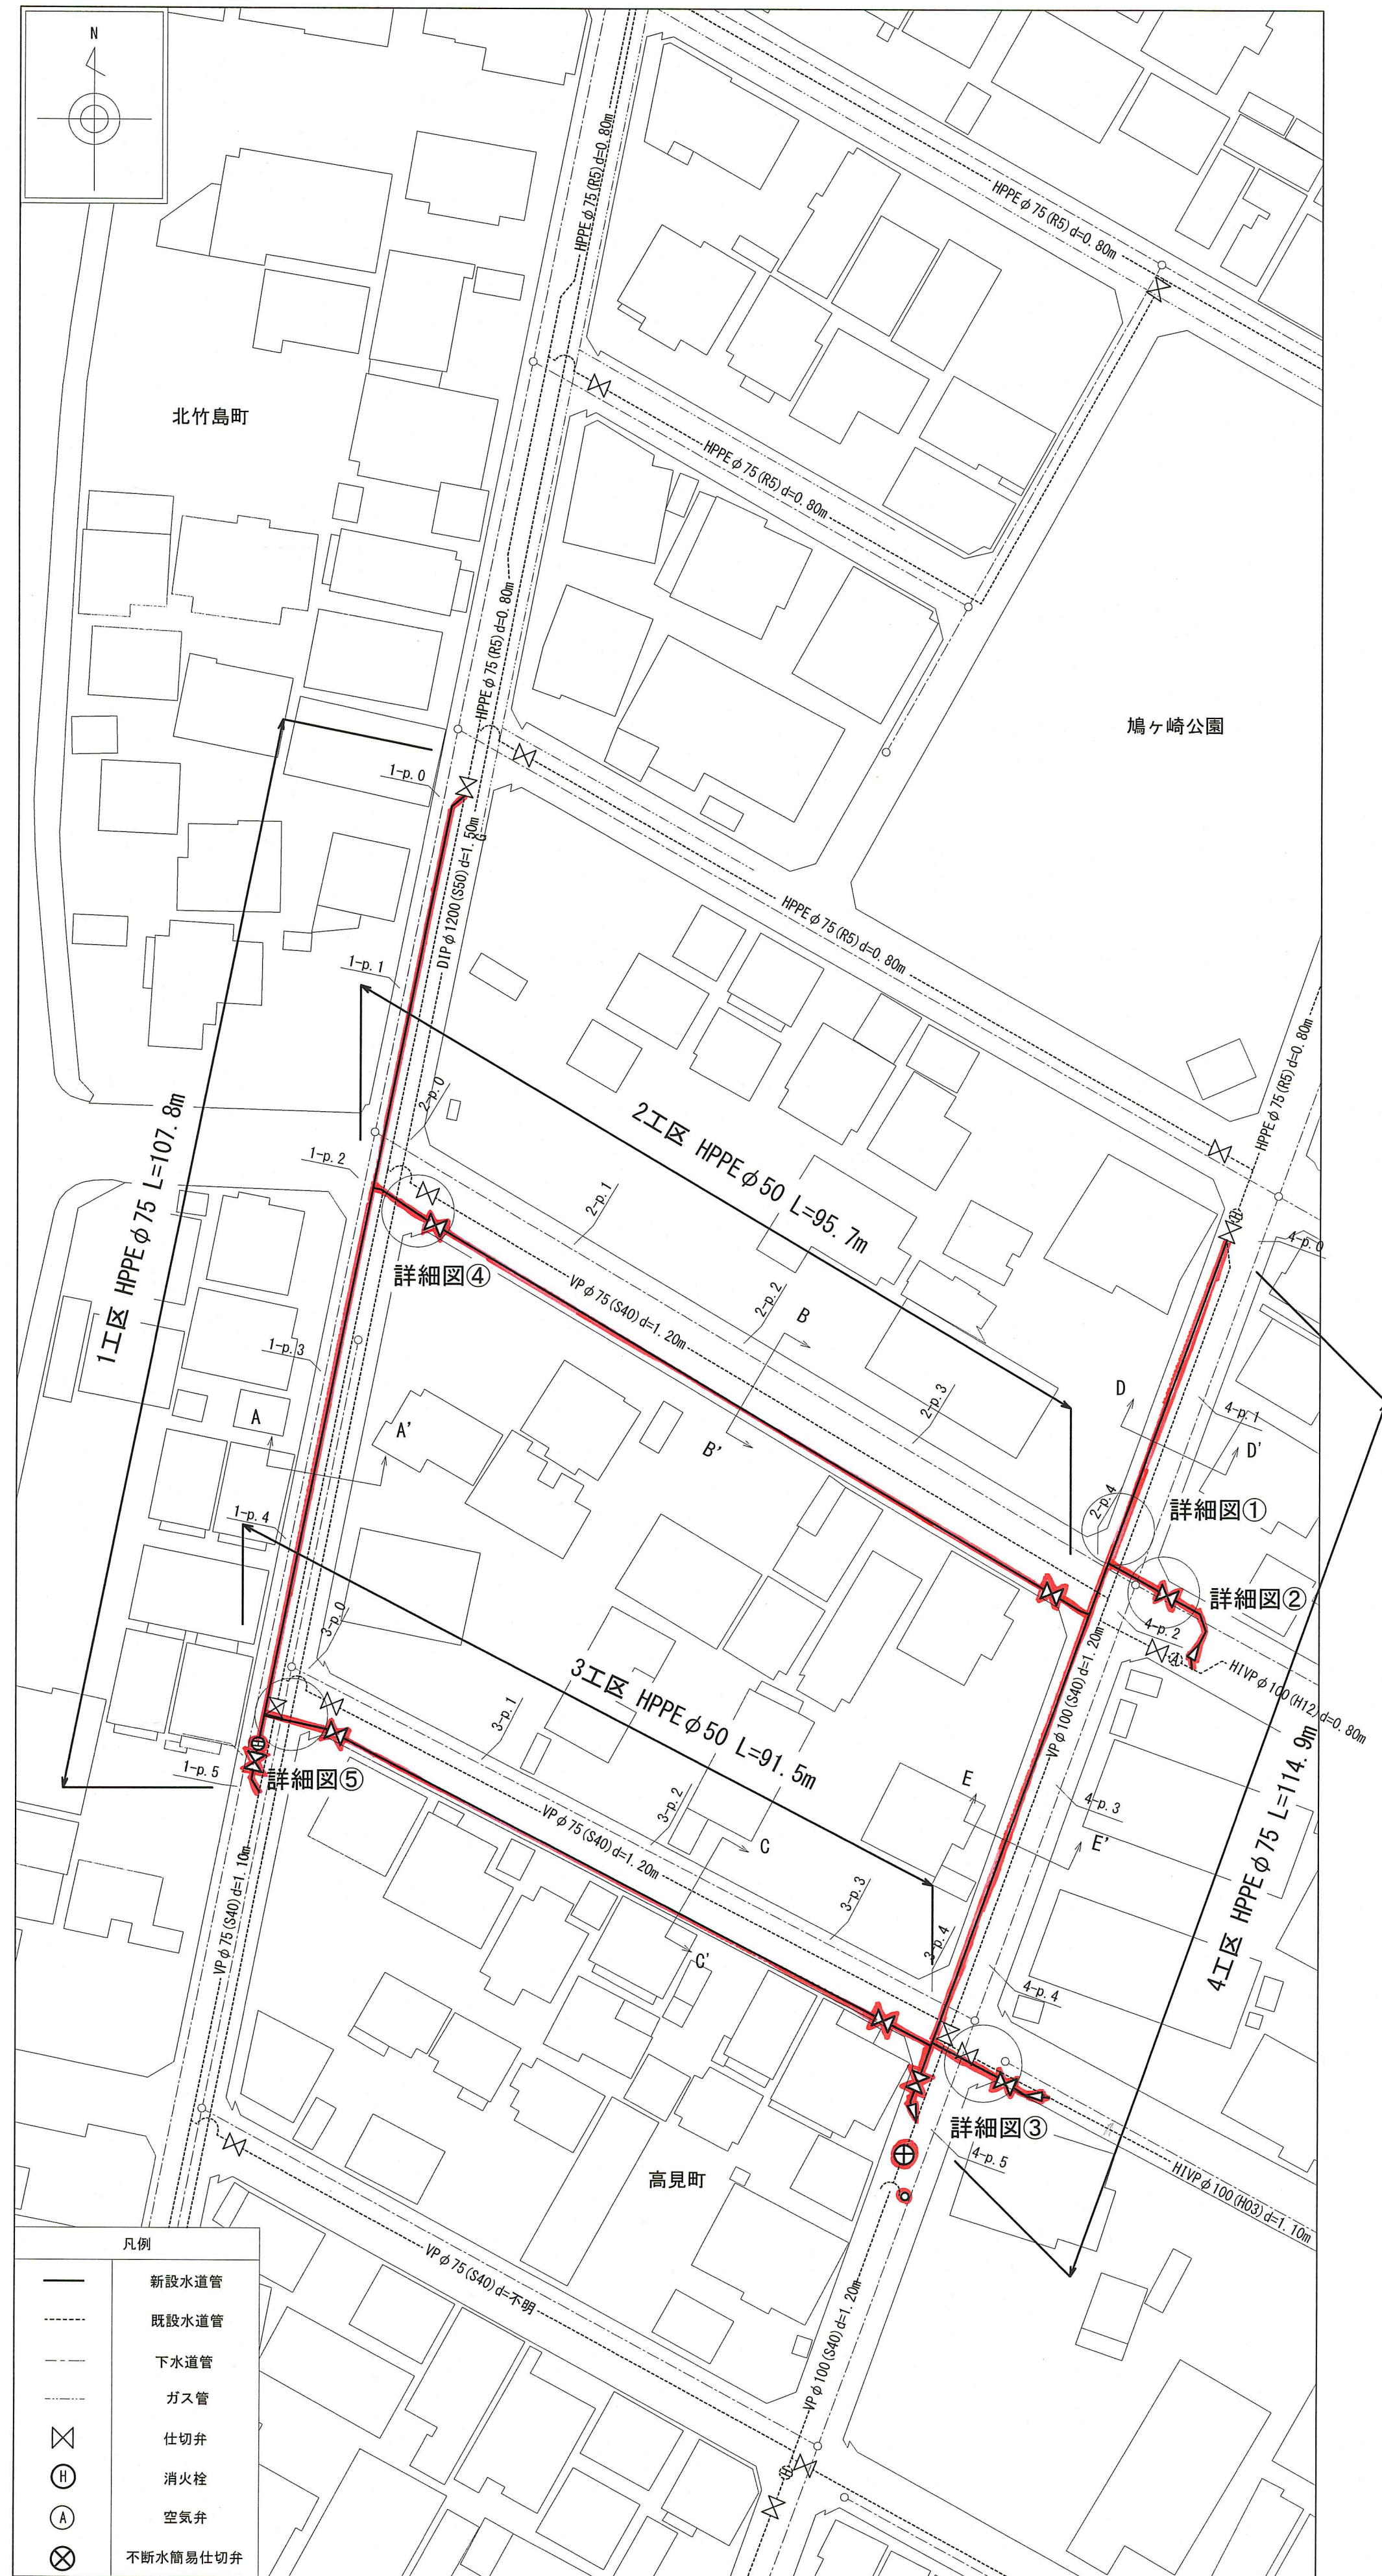


位置図 S=1:2500

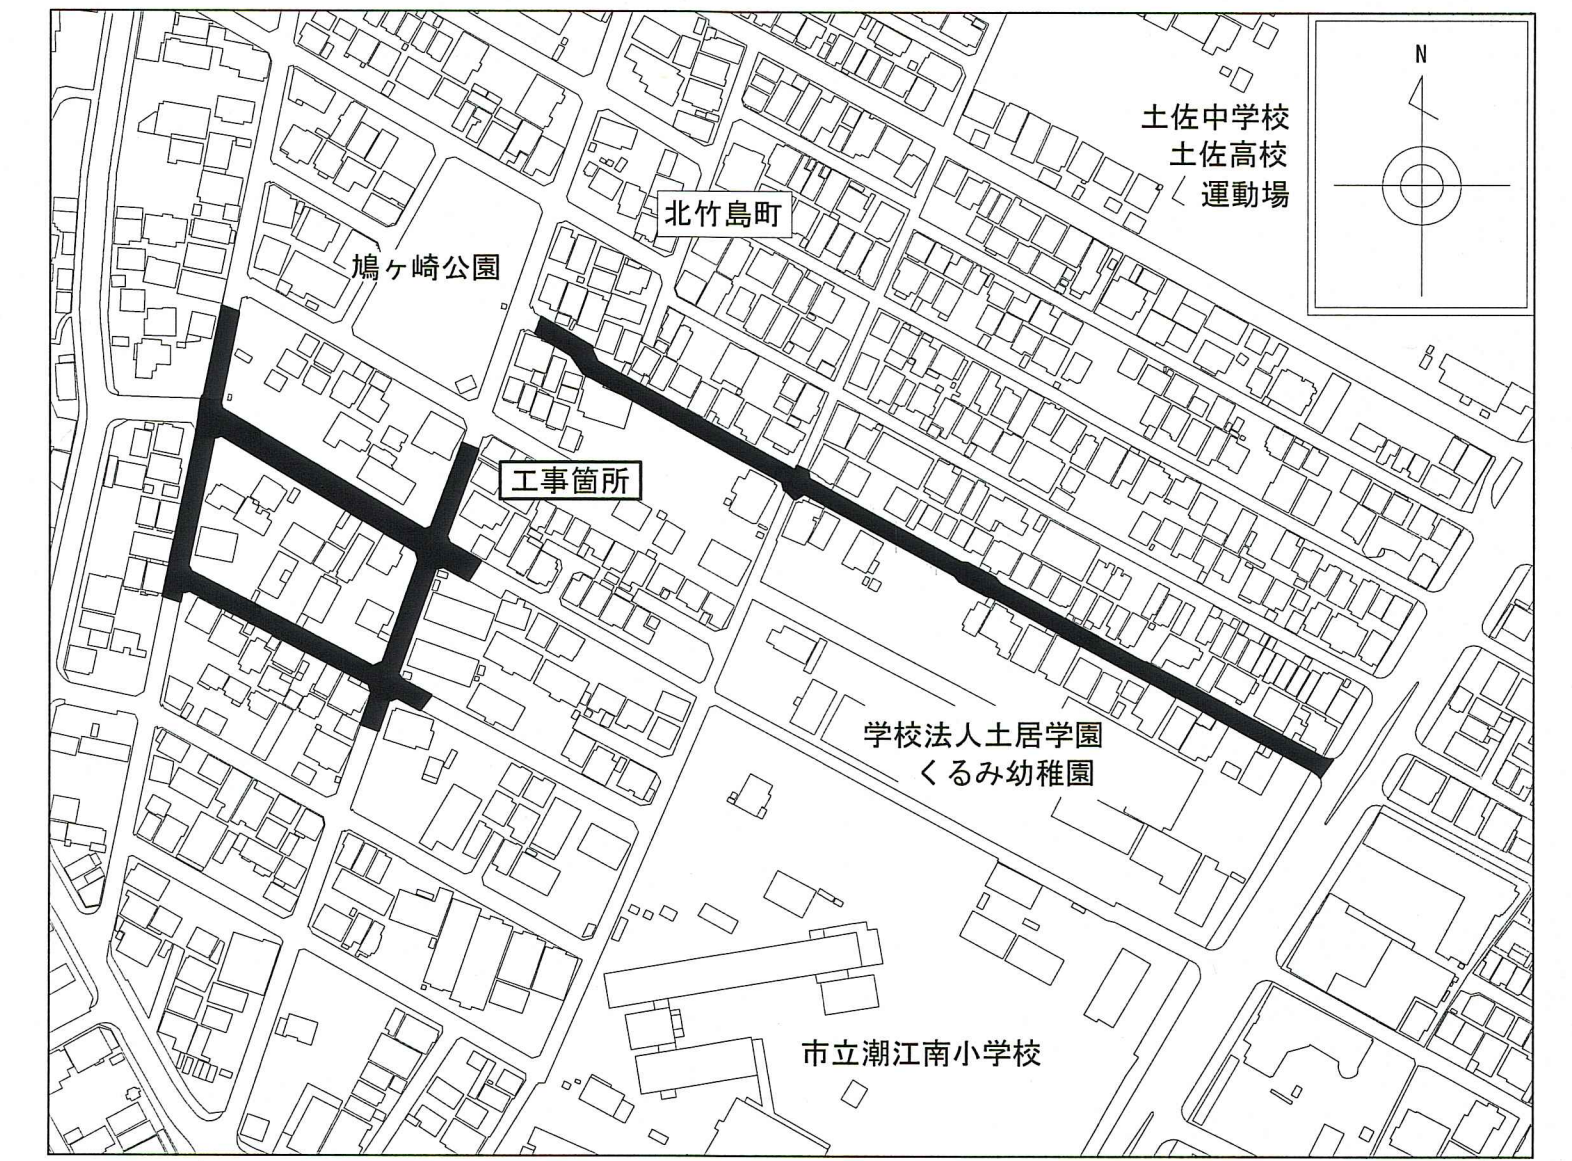

横断面図① S=1:100

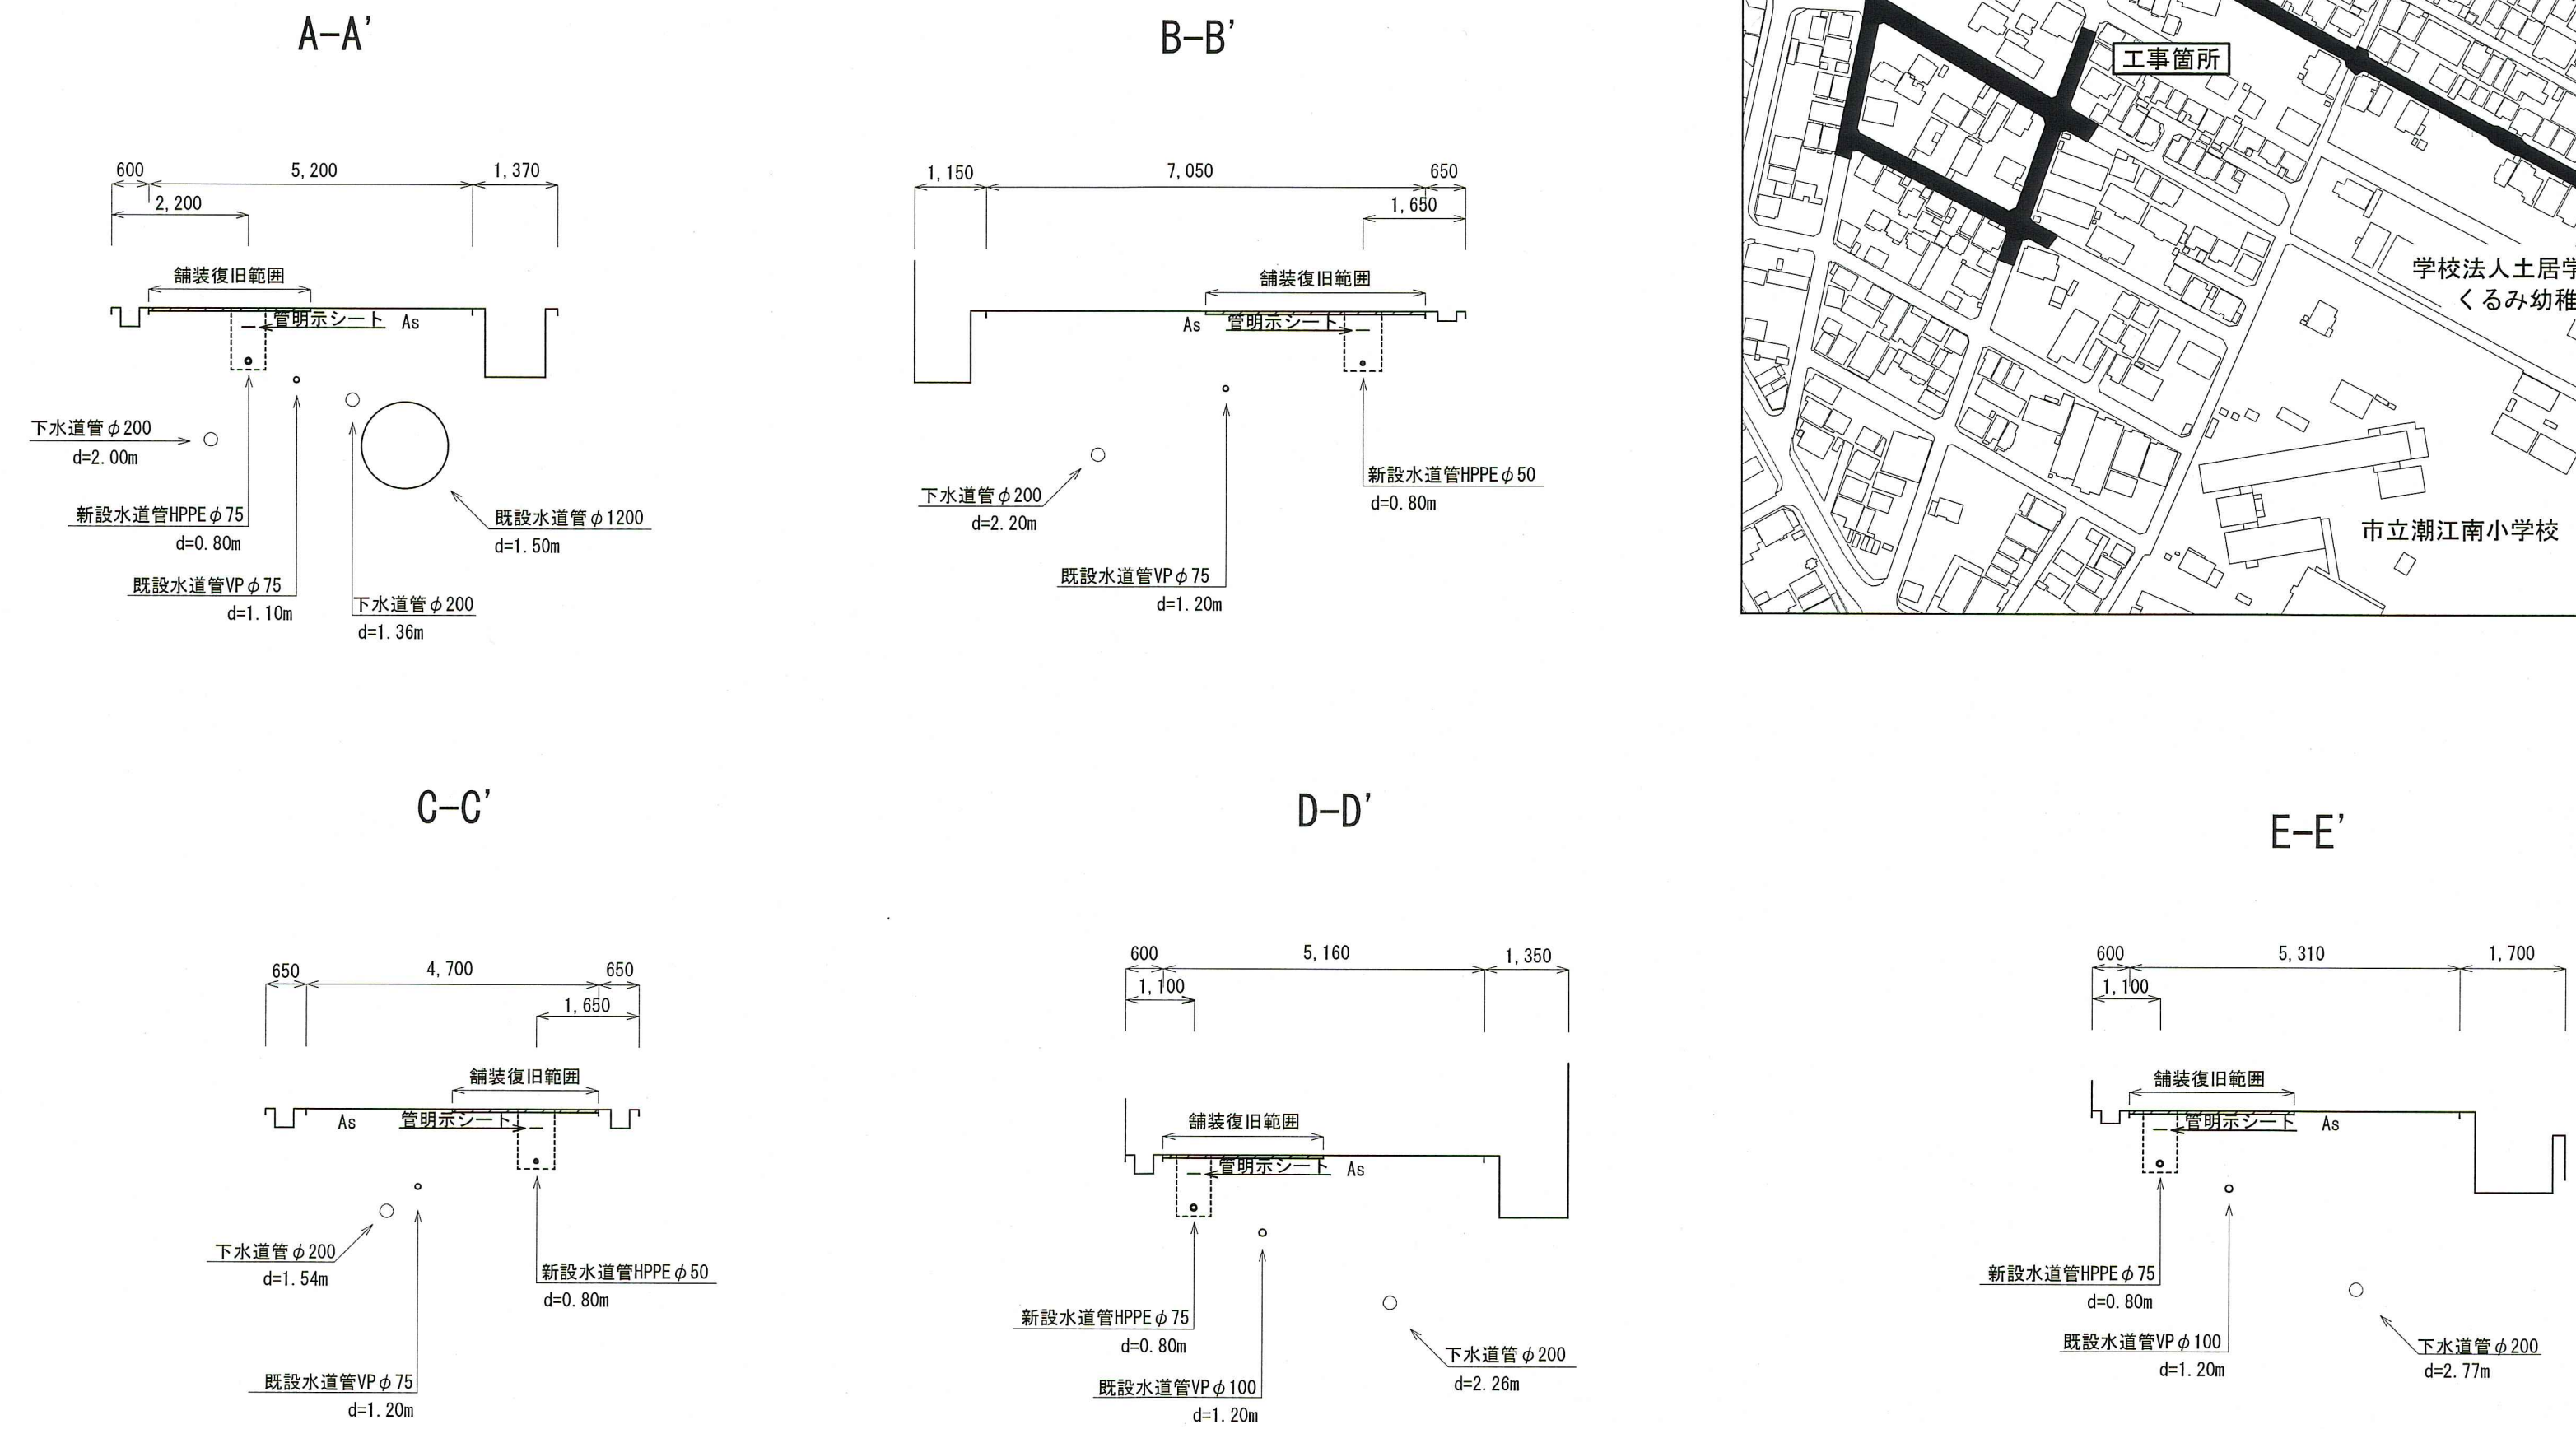

詳細図 S=1:Free

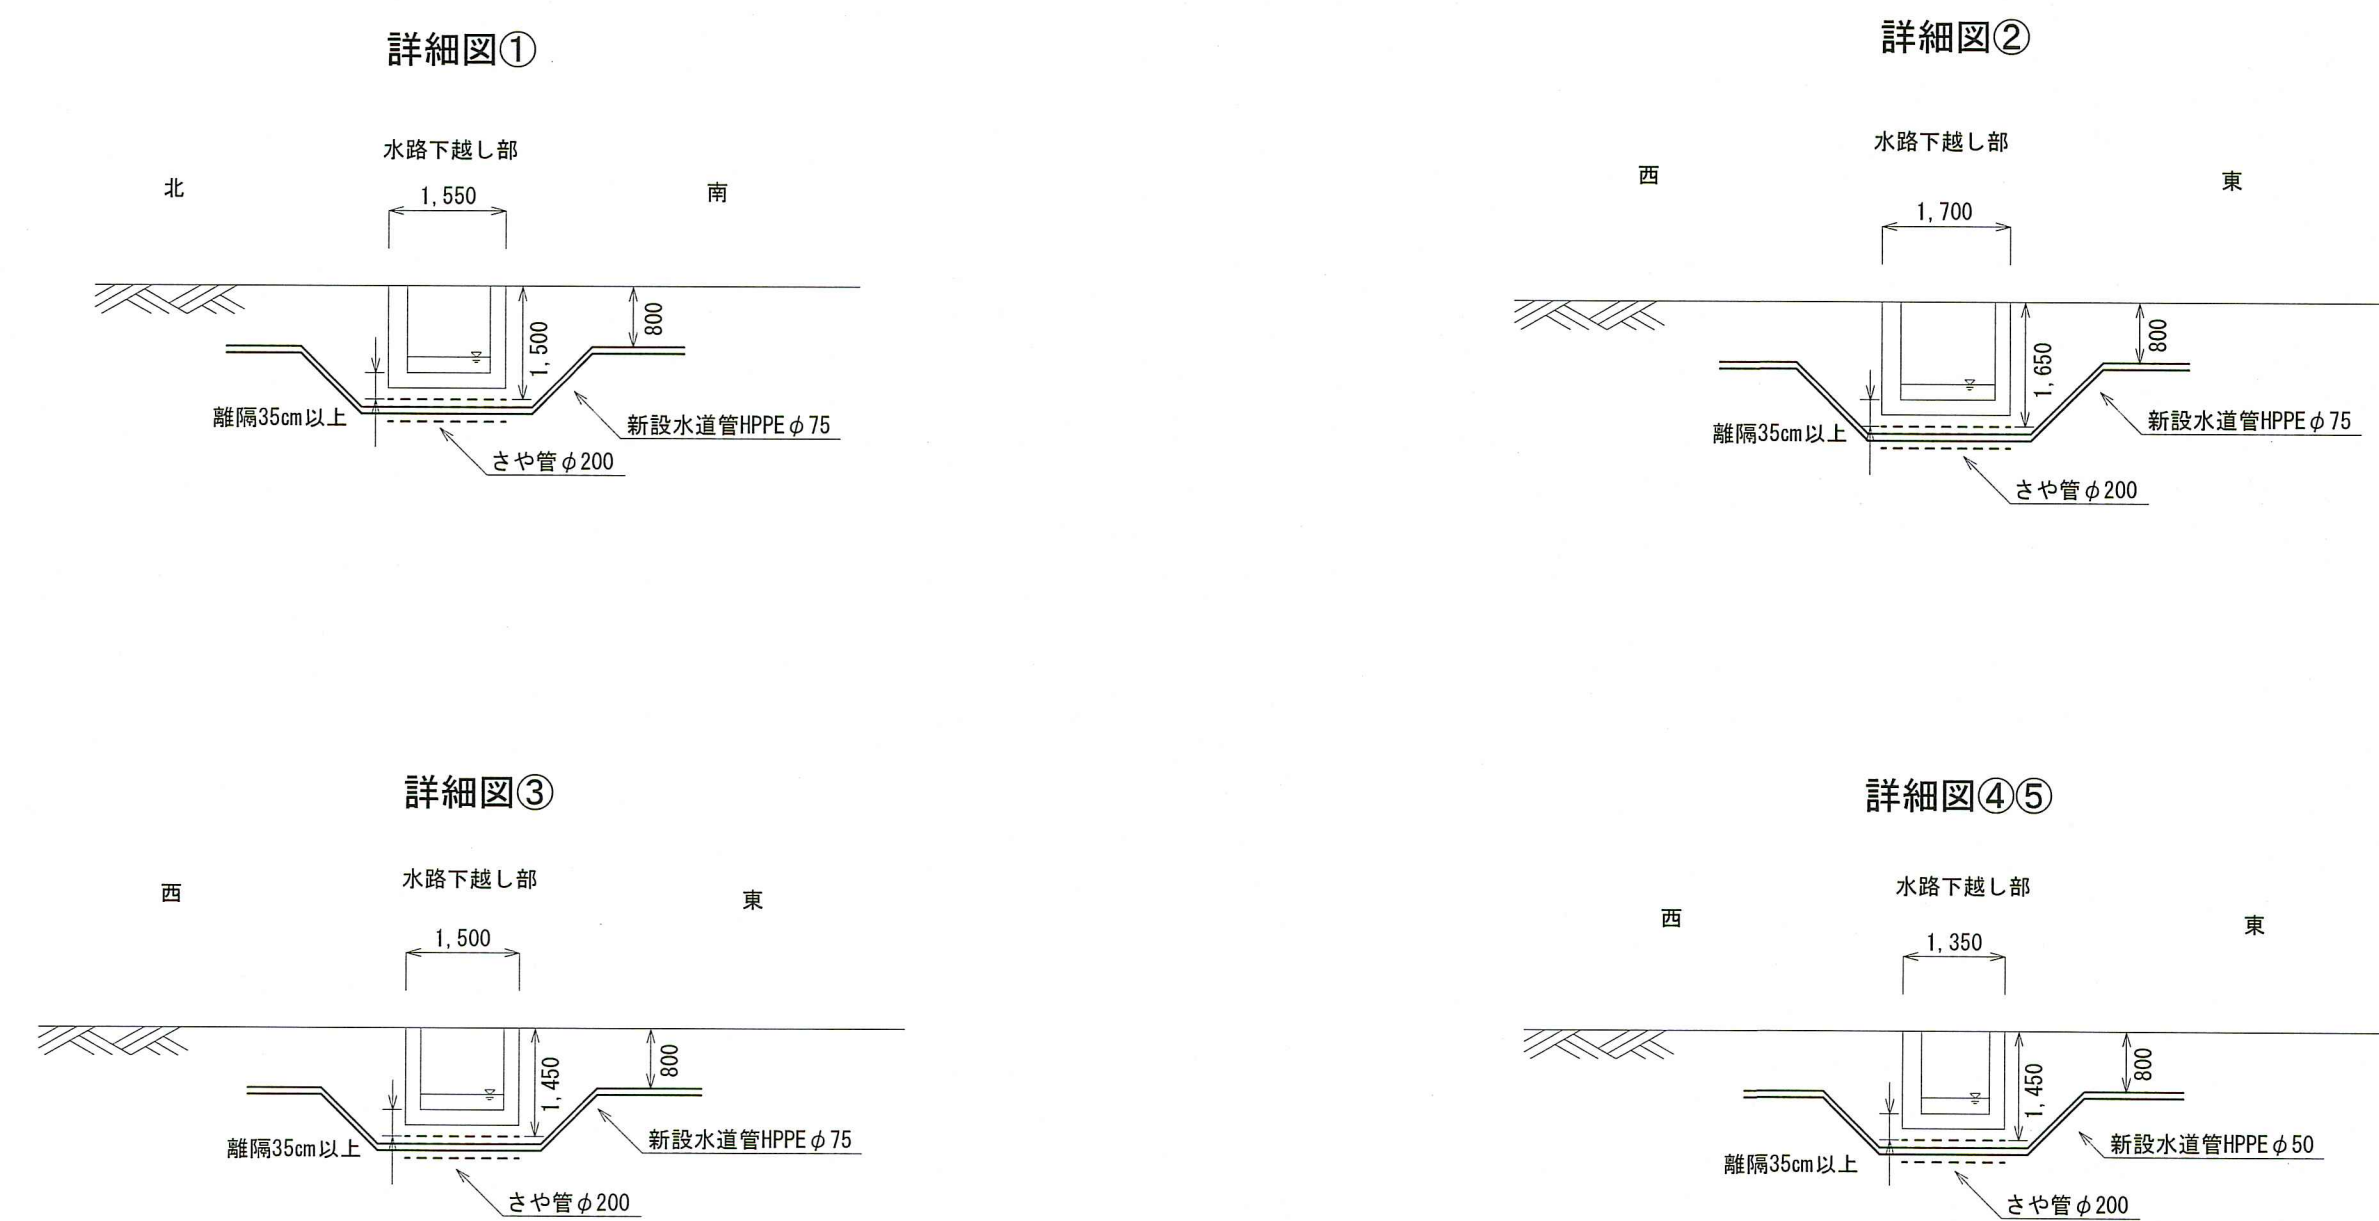


課長	課長補佐	係長	設計
北竹島町・高見町			令和8年度
配水管布設替工事 設計図			1/5
位置図・平面図①			縮尺
横断面図①・詳細図			図示
高知市 上下水道局 水道整備課			

平面図② S=1:500




横断図② S=1:100

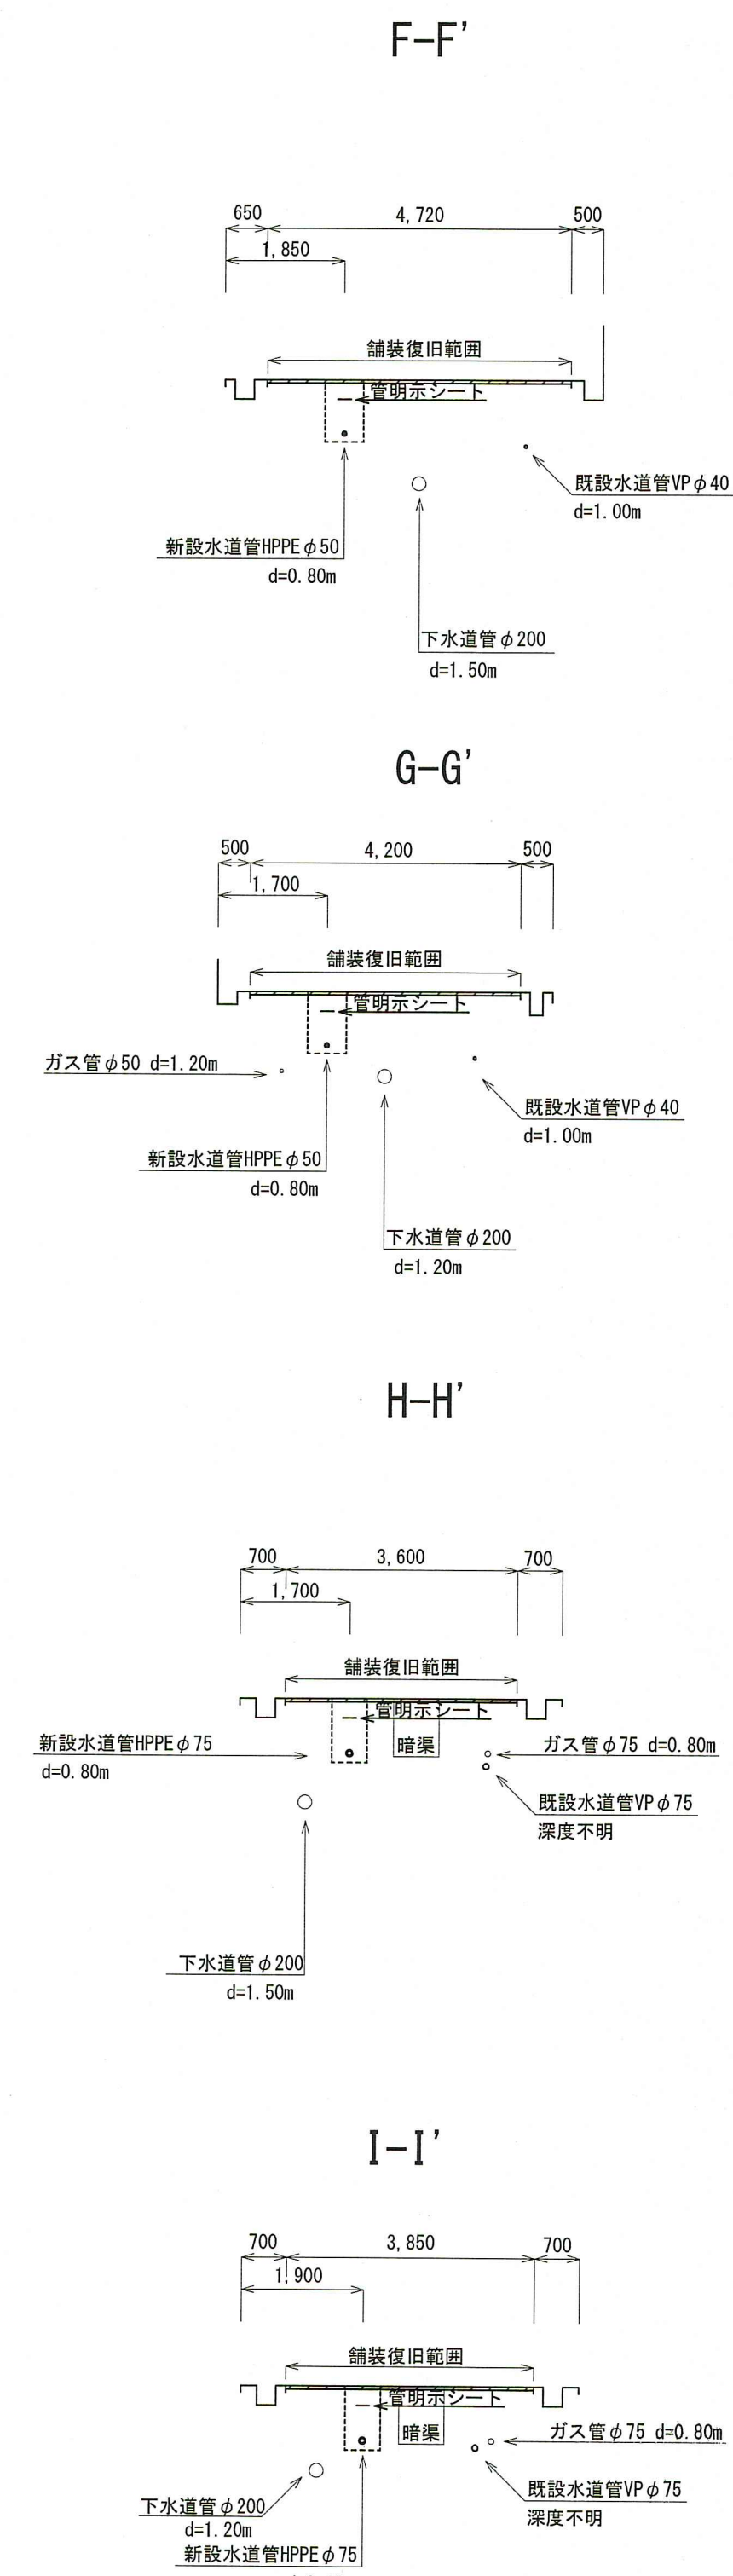


土工図 S=1:30

管明示りの設置深度は、0.2m~0.4mとする。
ただし、管埋設深度が1.2m以上の場合は0.5mとする。

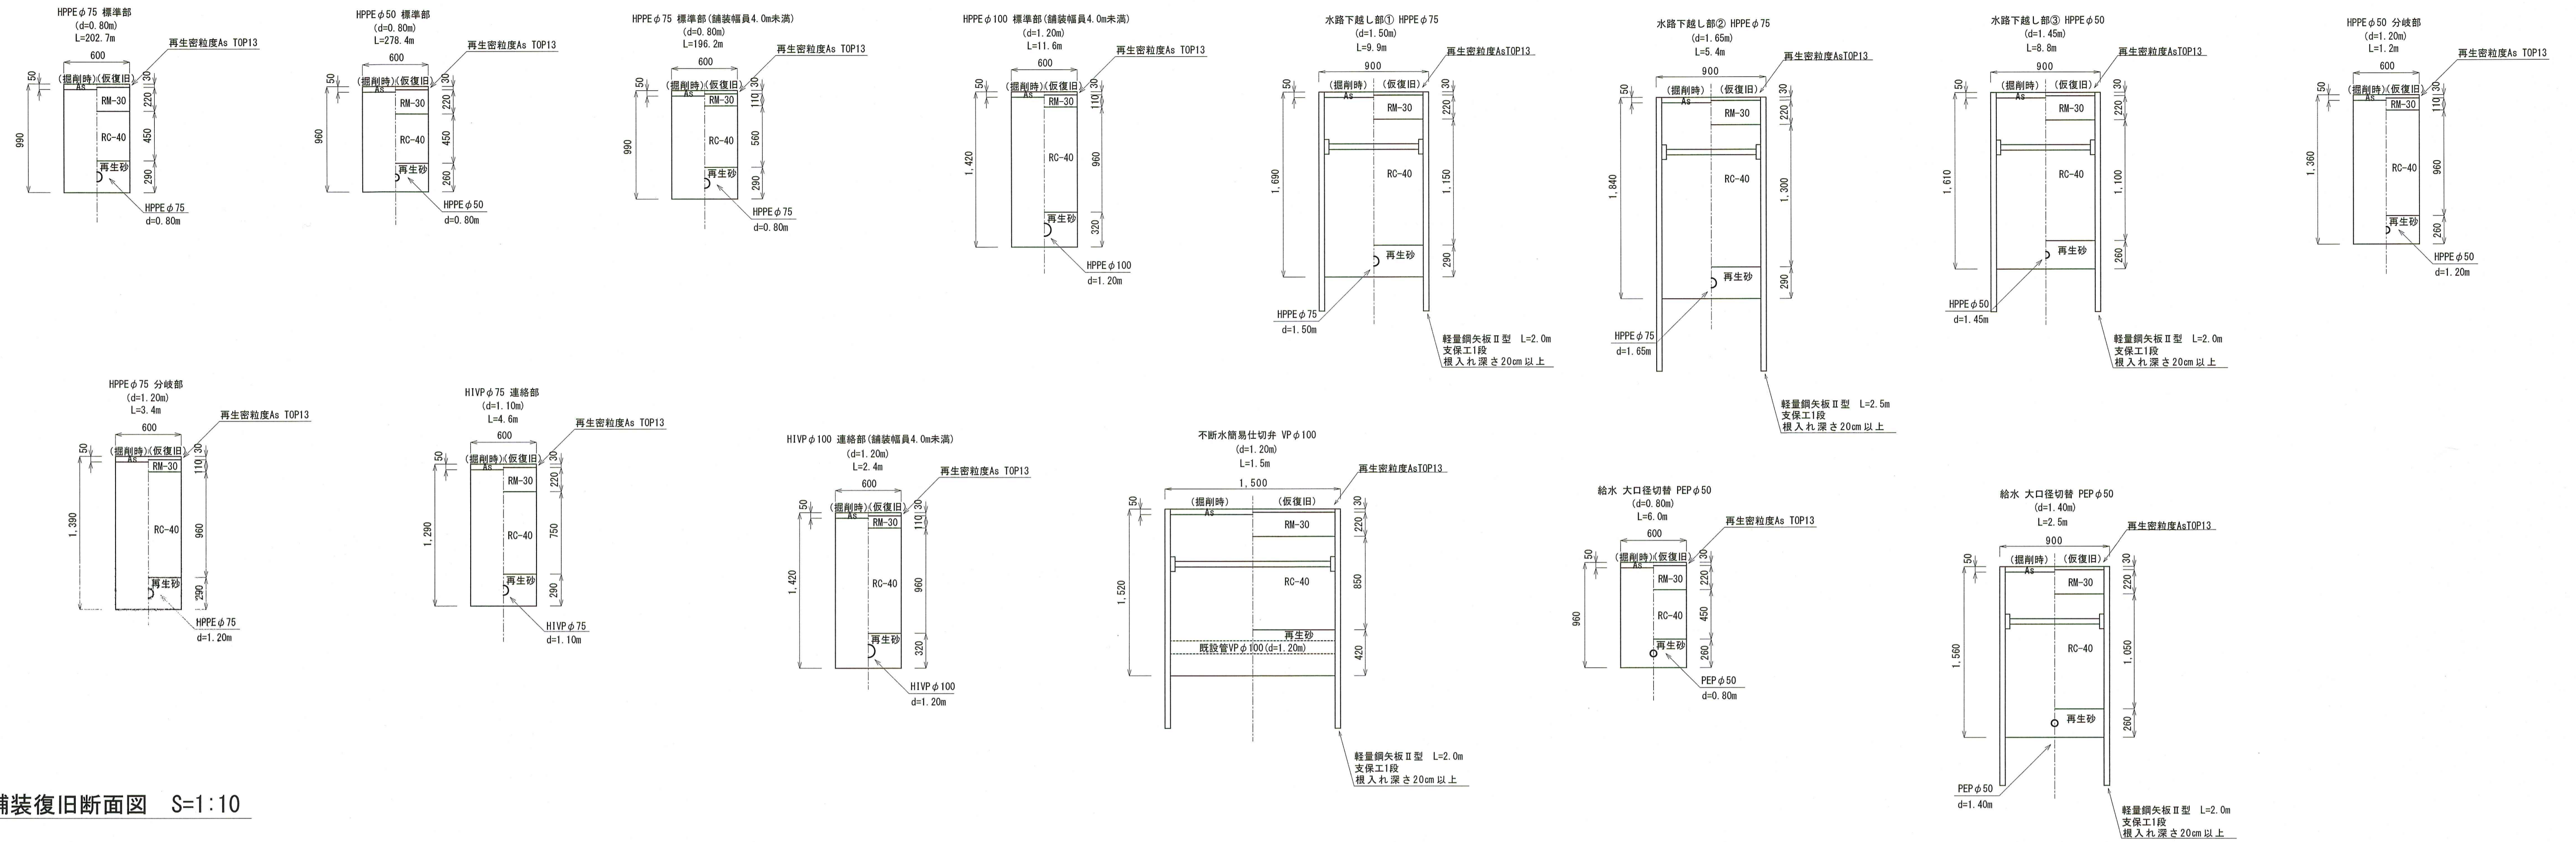

舗装復旧断面図 S=1:10

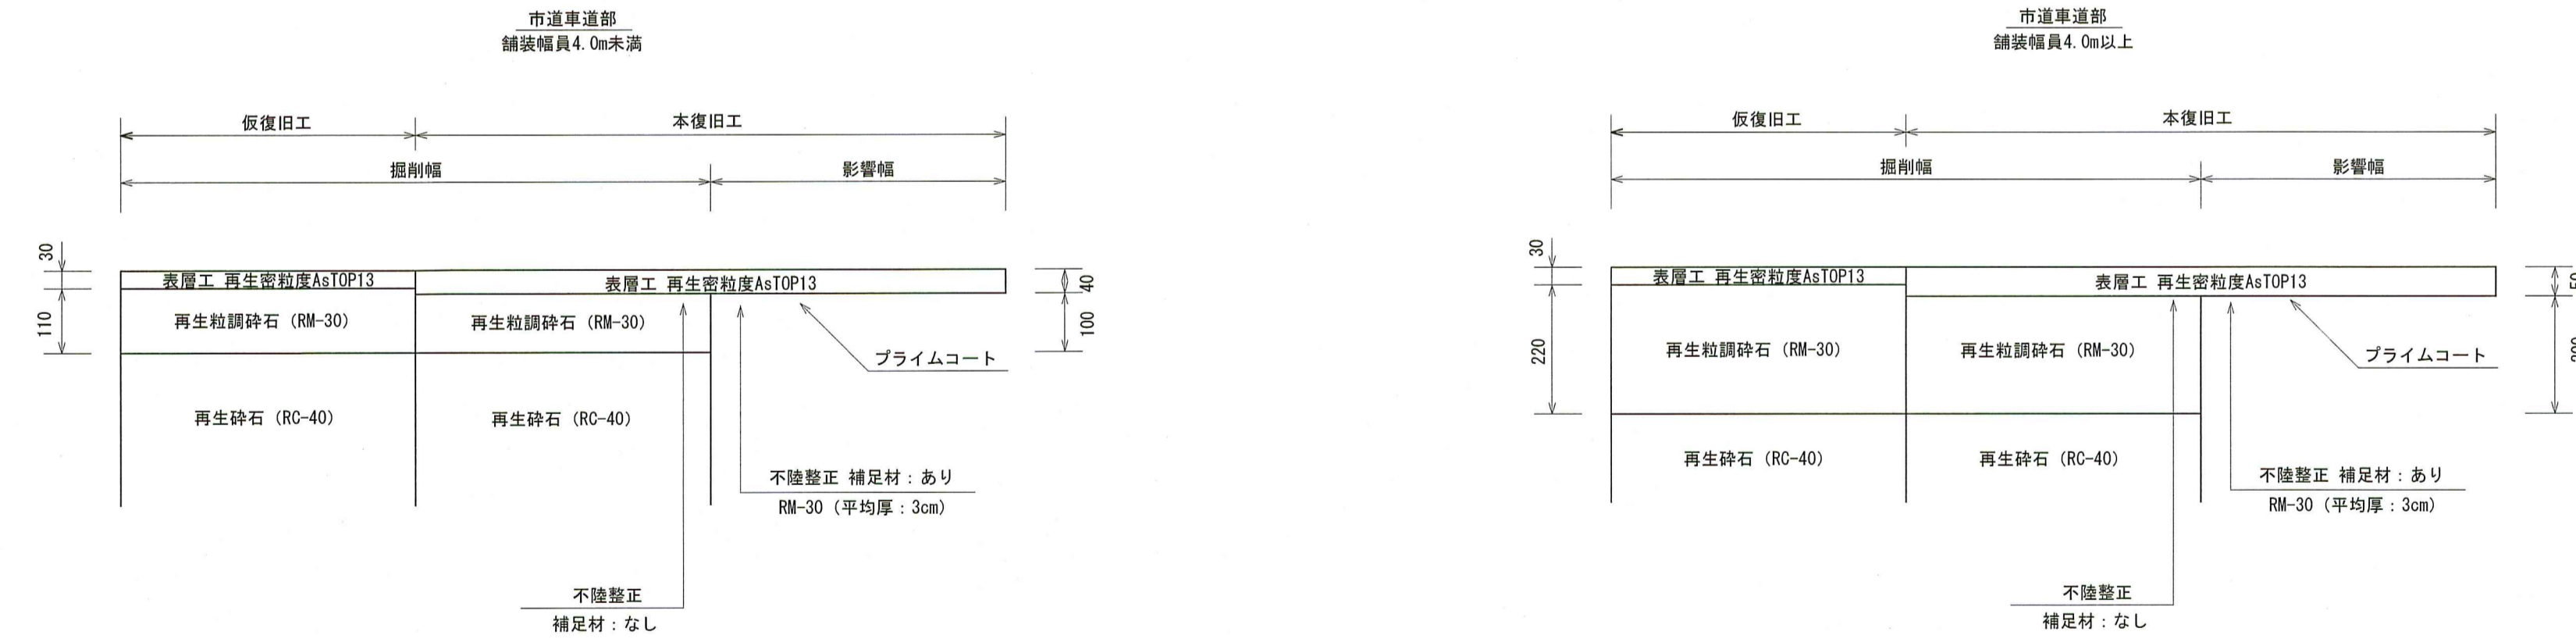

課長	課長補佐	係長	設計
北竹島町・高見町			令和8年度
配水管布設替工事 設計図			3/5
土工図・舗装復旧断面図			縮
廃止管土工図・試掘土工図			図示
高知市 上下水道局 水道整備課			

切替平面図 S=1:500




切替断面図 S=1:Free


L1は本管標準掘削幅

宅内メータ、宅内止水栓

(平面図)

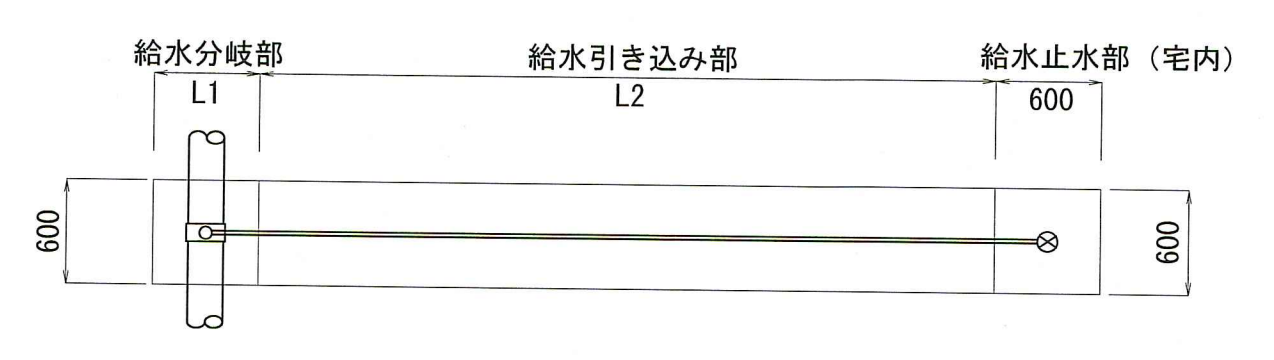


(断面図)

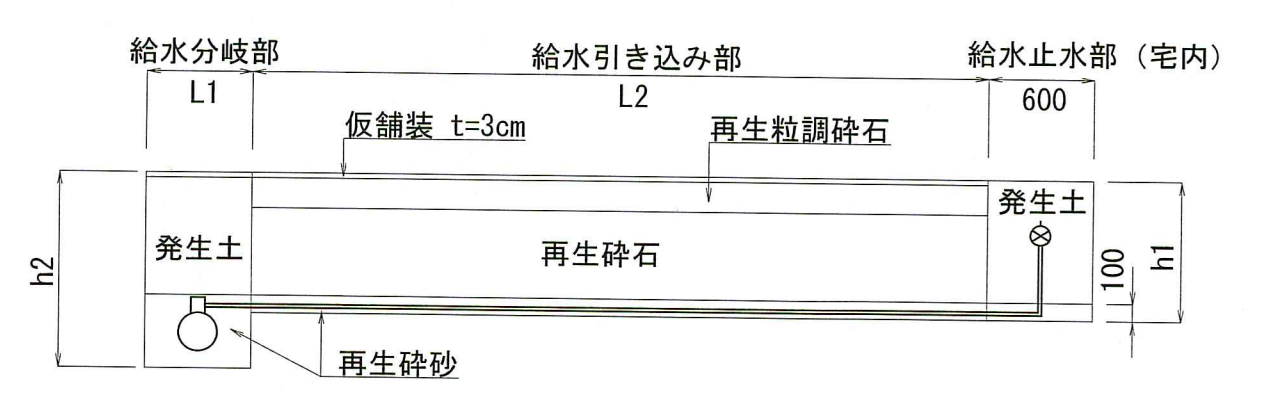


※h2=h1+配水管外径+100

路上メータ、路上止水栓

(平面図)

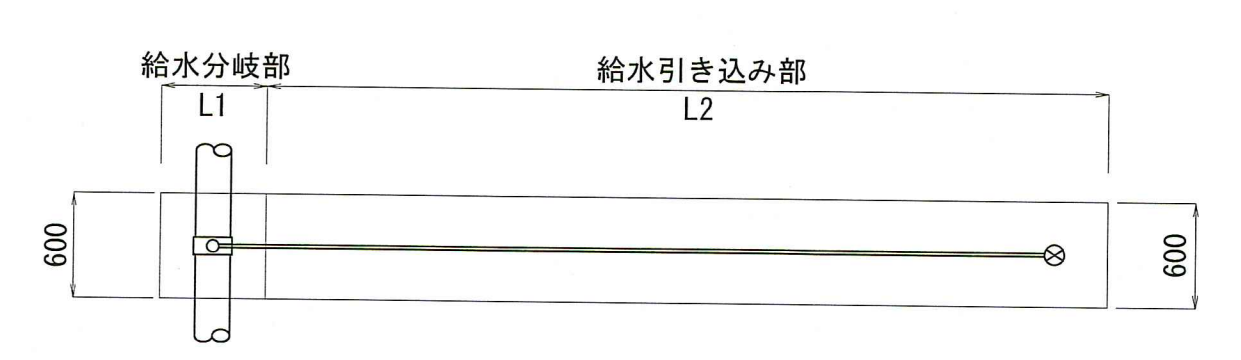

(断面図)

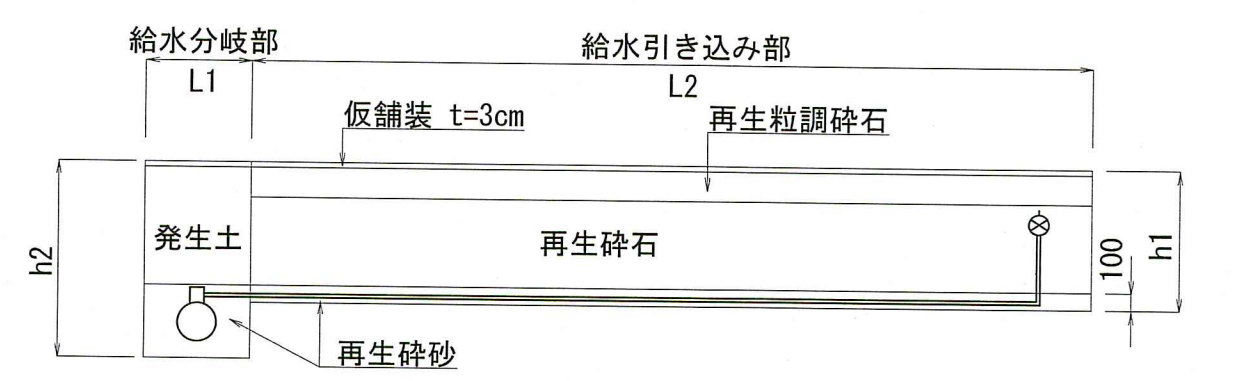






課長	課長補佐	係長	設計
北竹島町・高見町			令和8年度
配水管布設替工事 設計図			4/5
切替平面図・切替断面図			縮尺 図示
高知市 上下水道局 水道整備課			

廃止管平面図 S=1:500



廃止管土工図 S=1:30

廃止管中詰充填図 S=1:Free

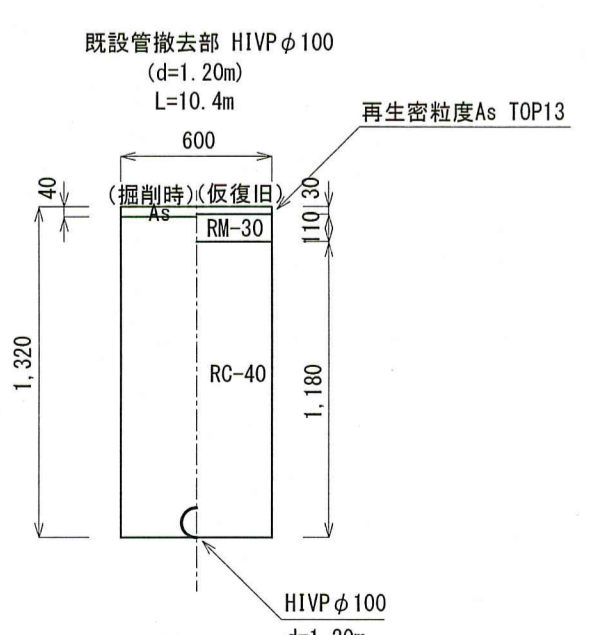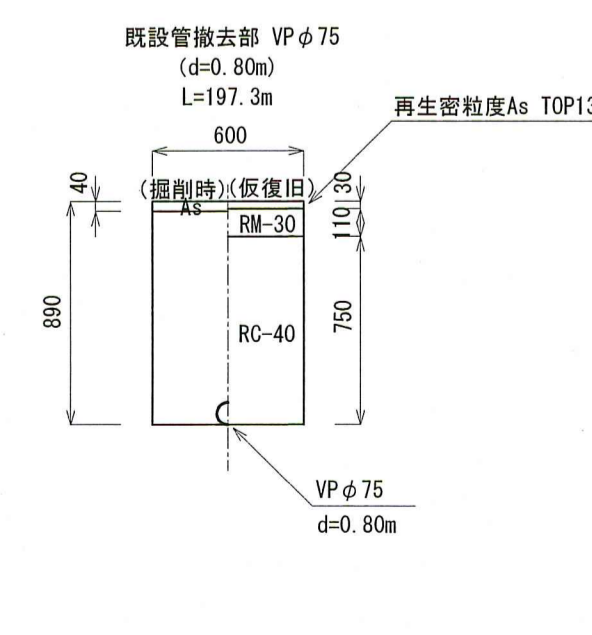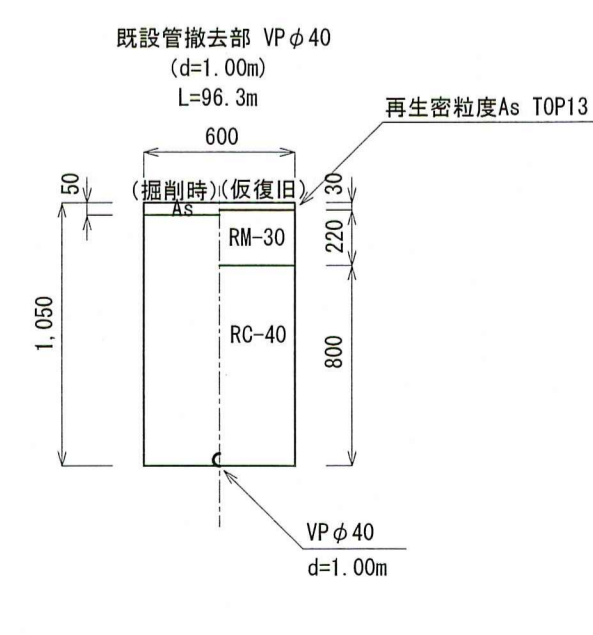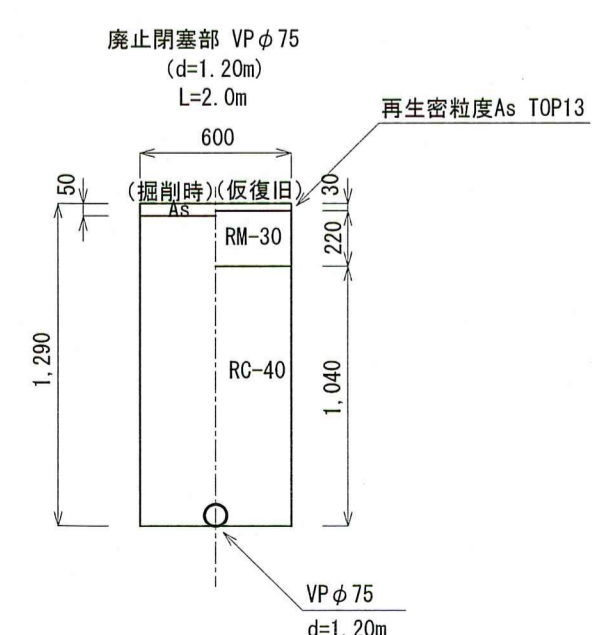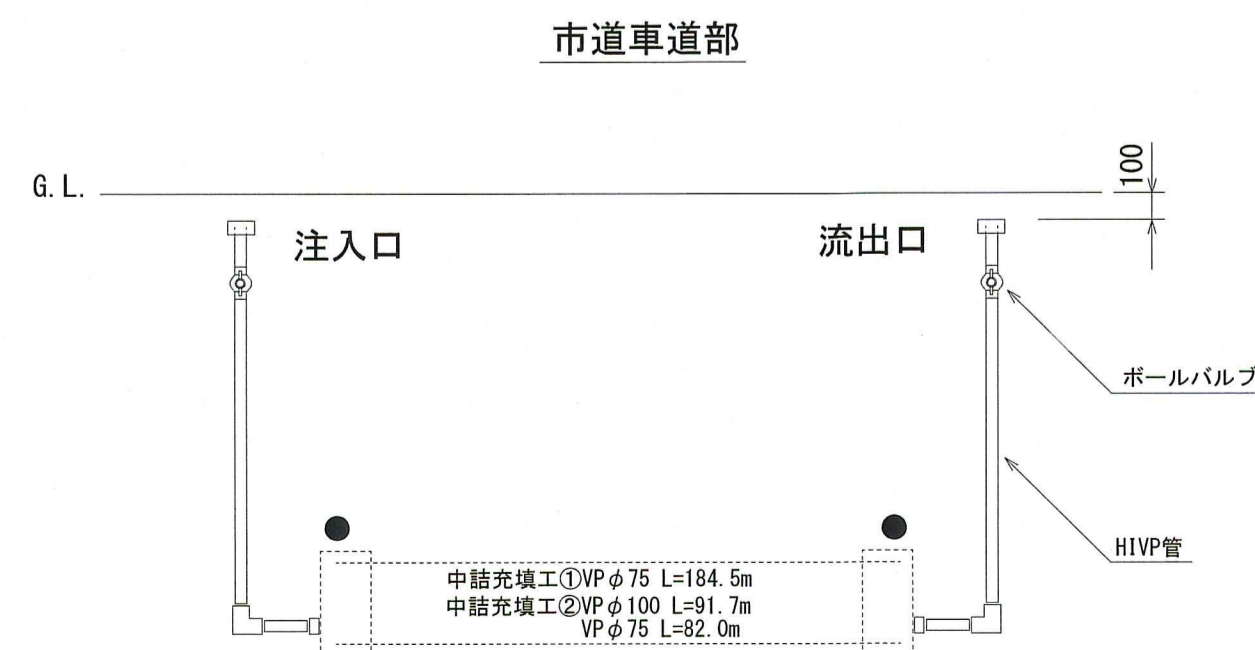

課長	課長補佐	係長	設計
北竹島町・高見町			令和8年度
配水管布設替工事 設計図			5 / 5
廃止管平面図・廃止管中詰充填図			縮尺 図示
高知市 上下水道局 水道整備課			