



平面図 S=1:500

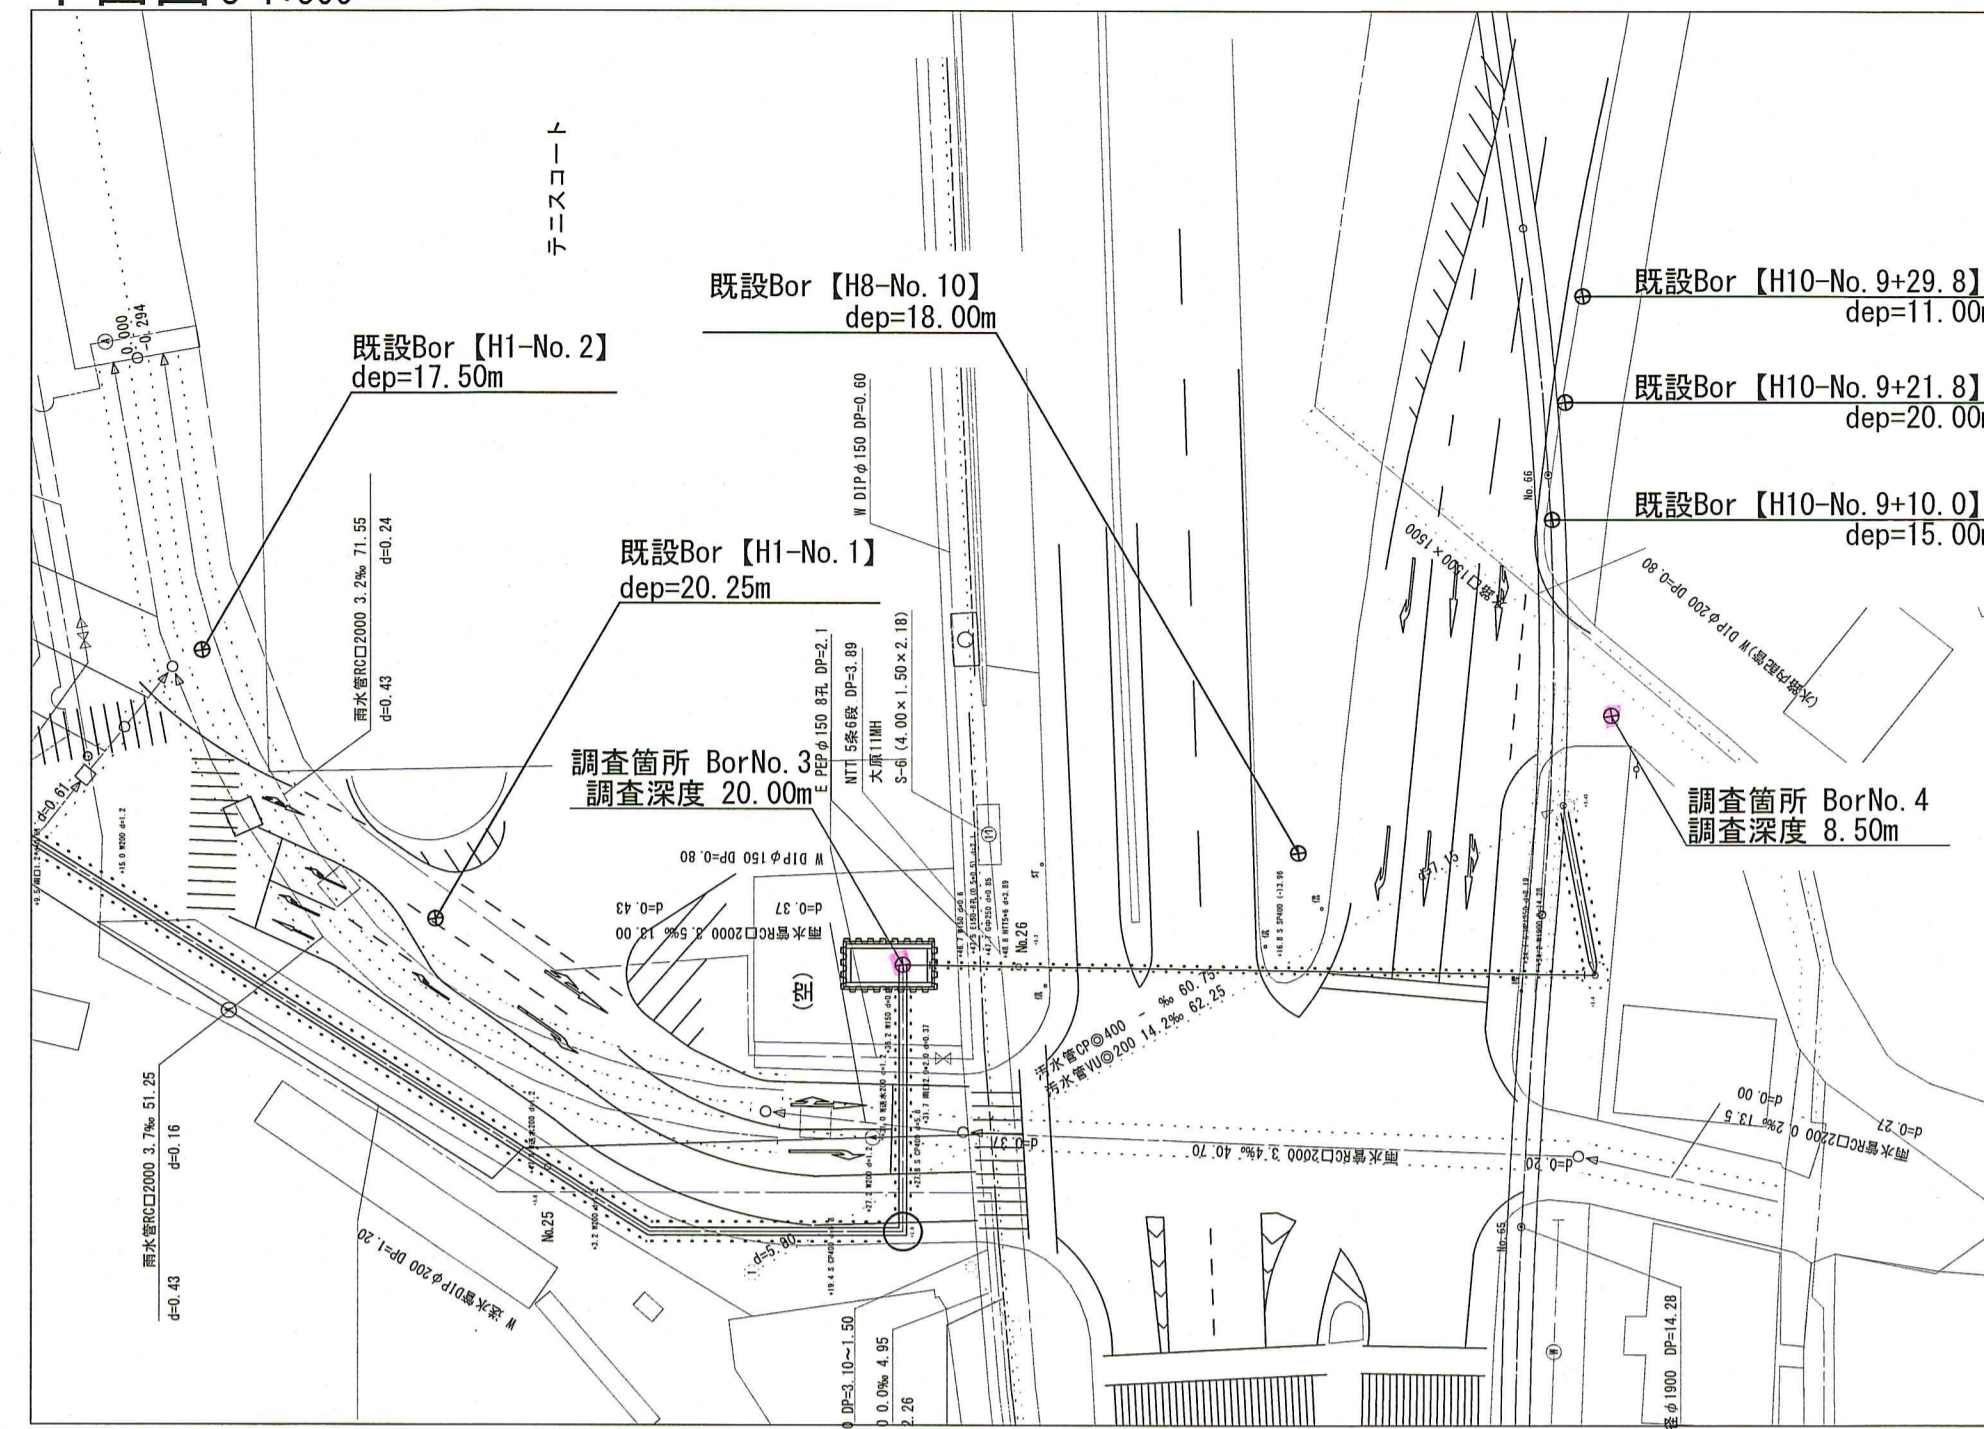

位置図 S=1:2500



地質想定断面図 V=1:100 S=1:500

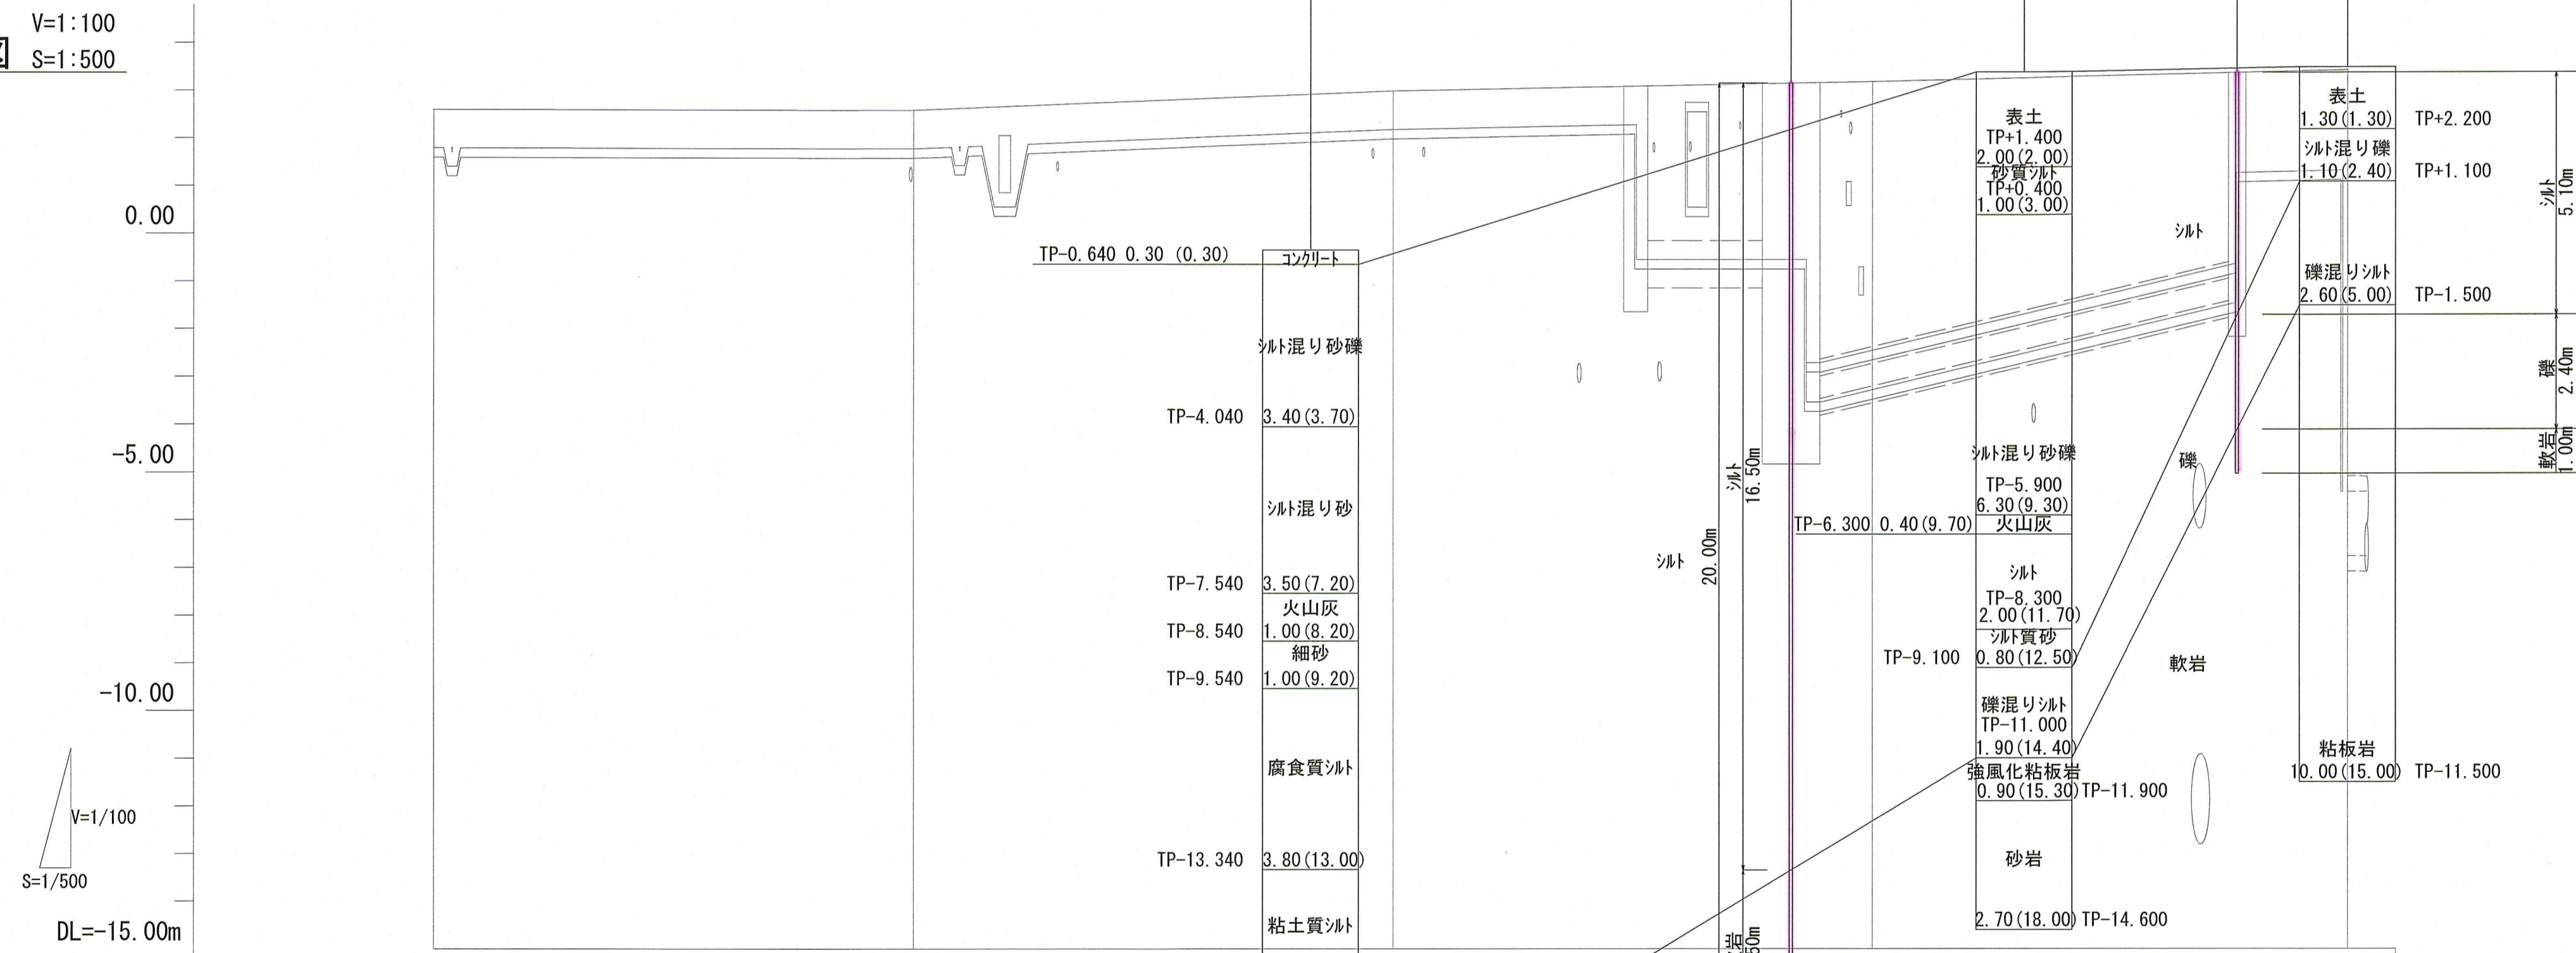

管渠表示					
土被り	0.80	0.80	0.80	0.80	2.10
管底高	1.591	1.581	1.991	2.191	1.131
地盤高	2.60	2.59	3.00	3.20	3.44
単距離	50.00	50.00	50.00	50.00	49.50
追加距離	1150.00	1200.00	1250.00	1300.00	1349.50
人孔番号	No.23	No.24	No.25	No.26	E.P.

令和8年度	公共下水道事業			
設計番号	全2葉内第2号			
名	下知潮江1号汚水幹線管渠実施設計委託業務 (R7-1) に伴う地質調査委託業務	縮尺		
称	位置図・平面図・地質想定断面図			図示
課長	課長補佐	係長	係	設計
高知市上下水道局 下水道整備課				