



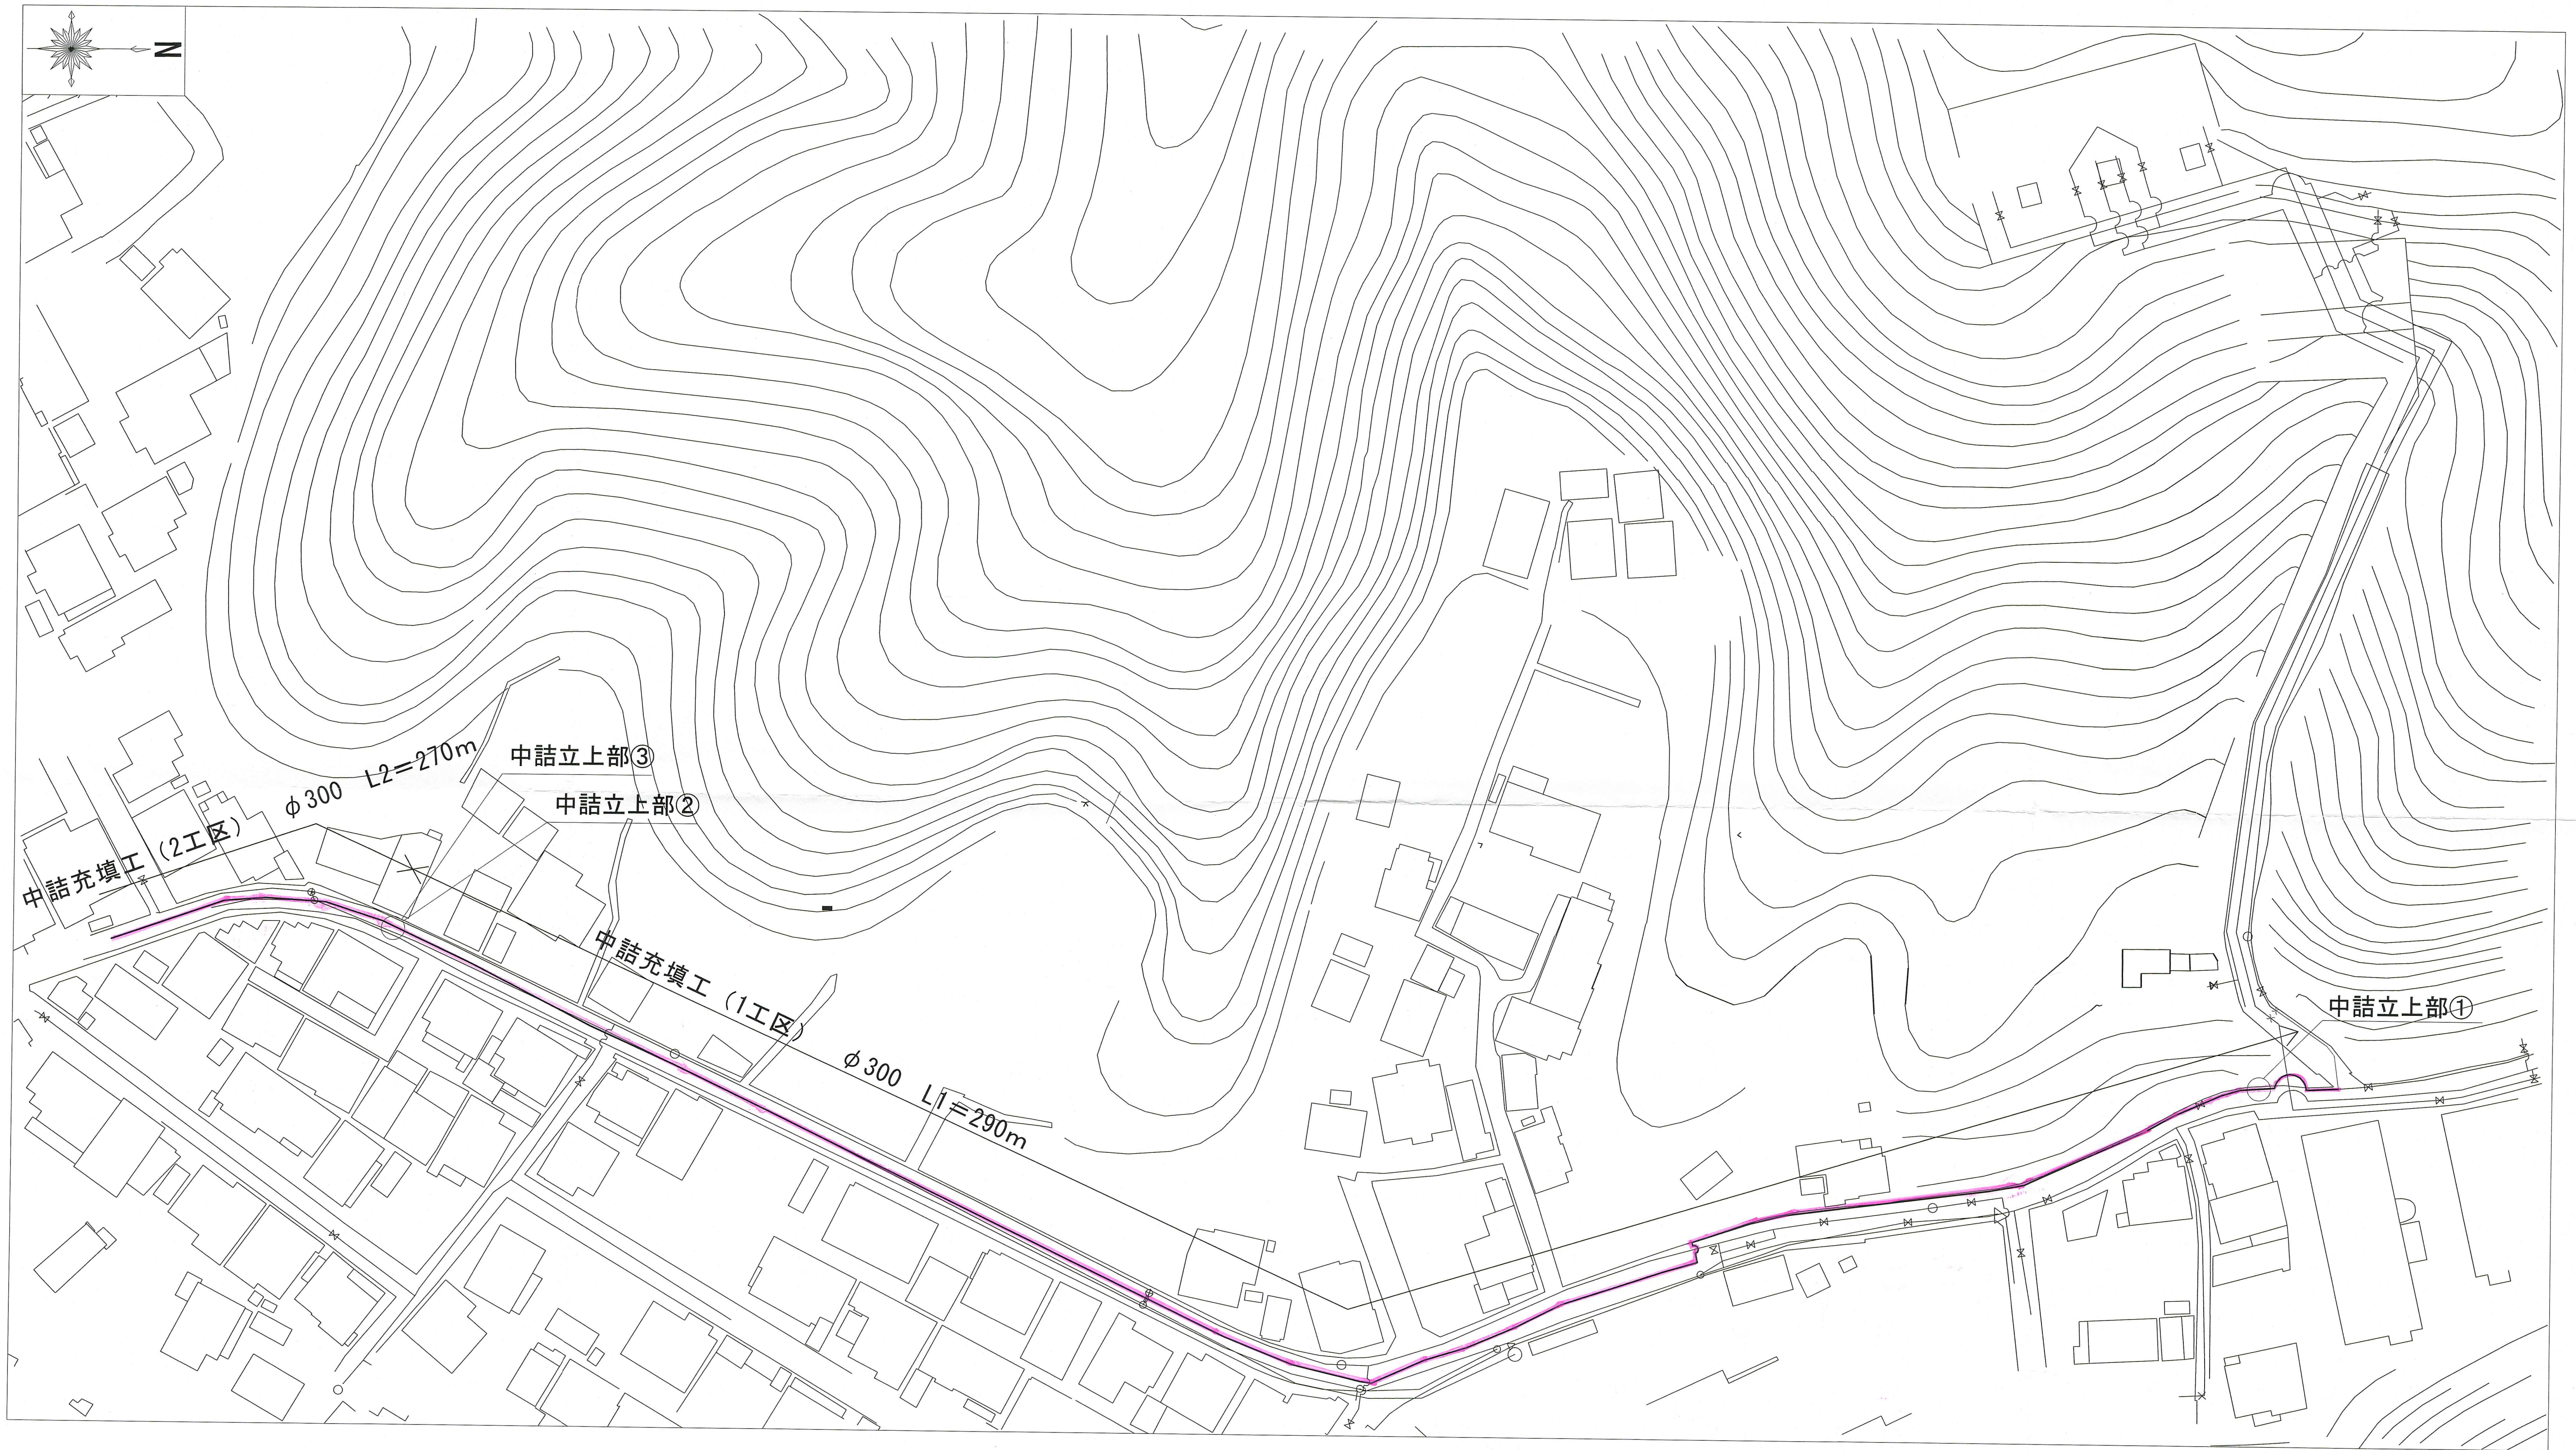
位置図 S=1:2500



凡例  
 工事範囲


課長	課長補佐	係長	調査	設計
				
長浜・御畳瀬				令和8年度
配水管撤去工事				図面 1/4
位置図				縮尺 1/2500
高知市上下水道局水道整備課				

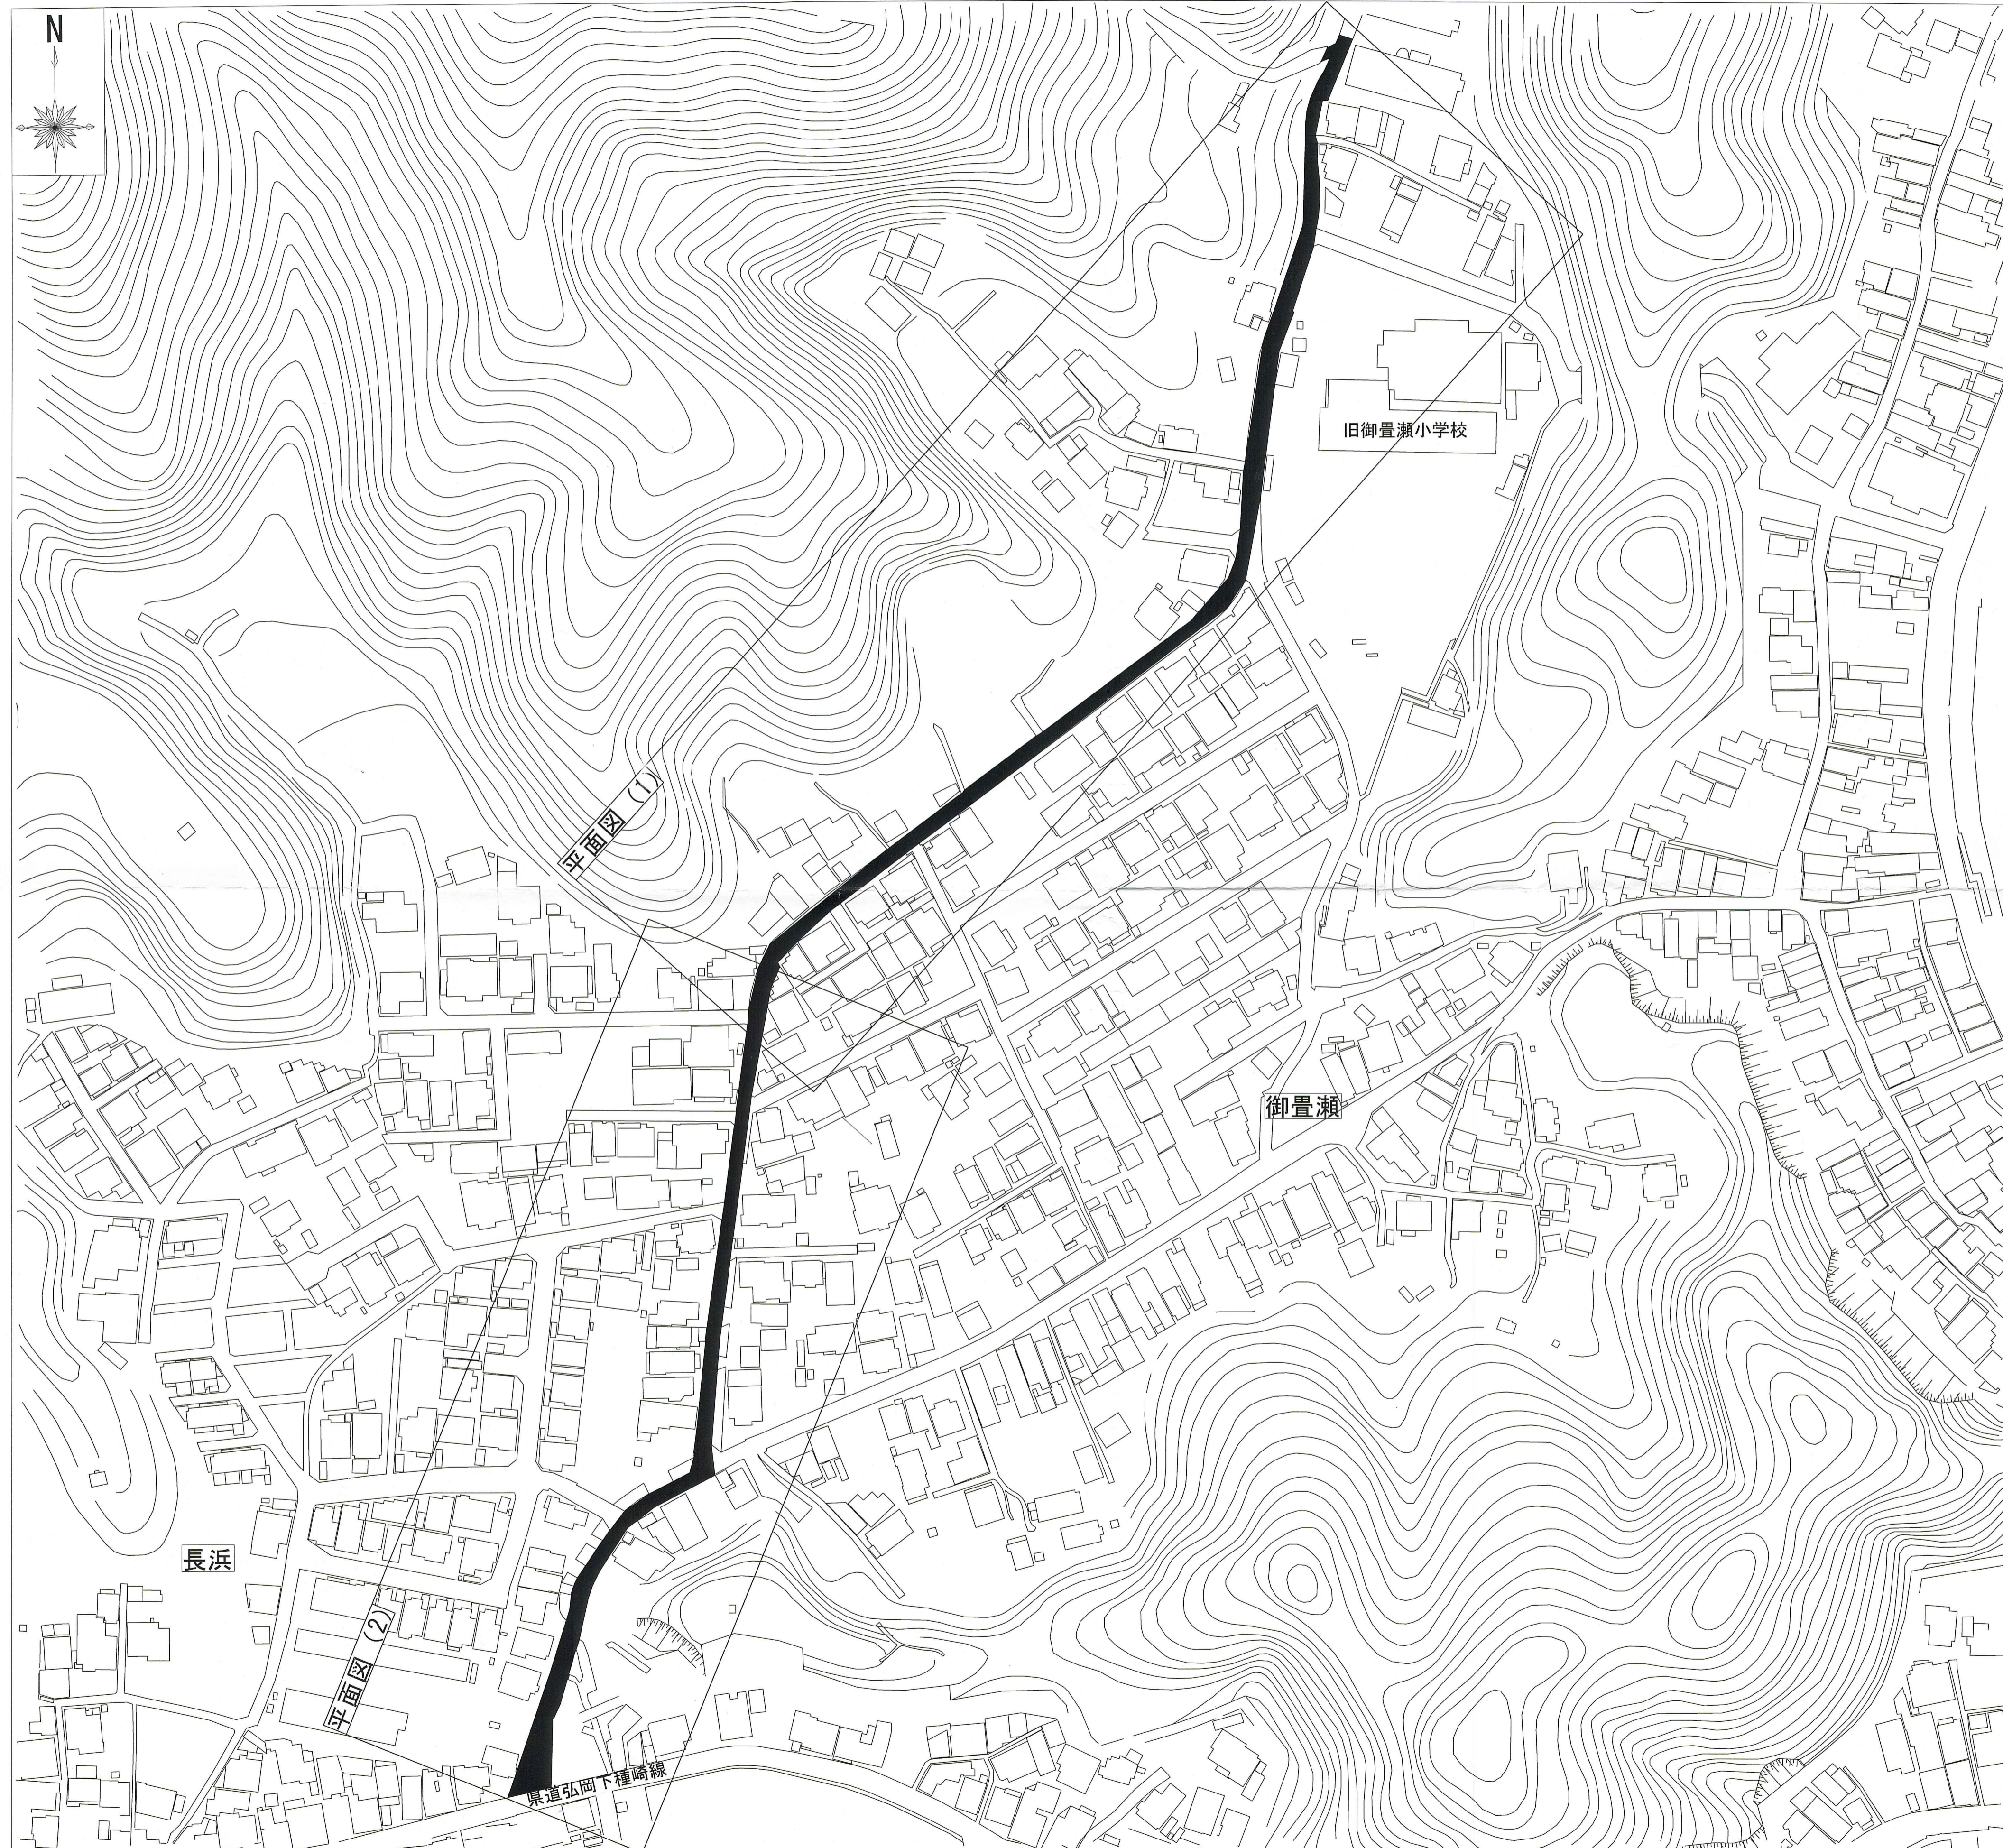




平面図 (1) S=1:500

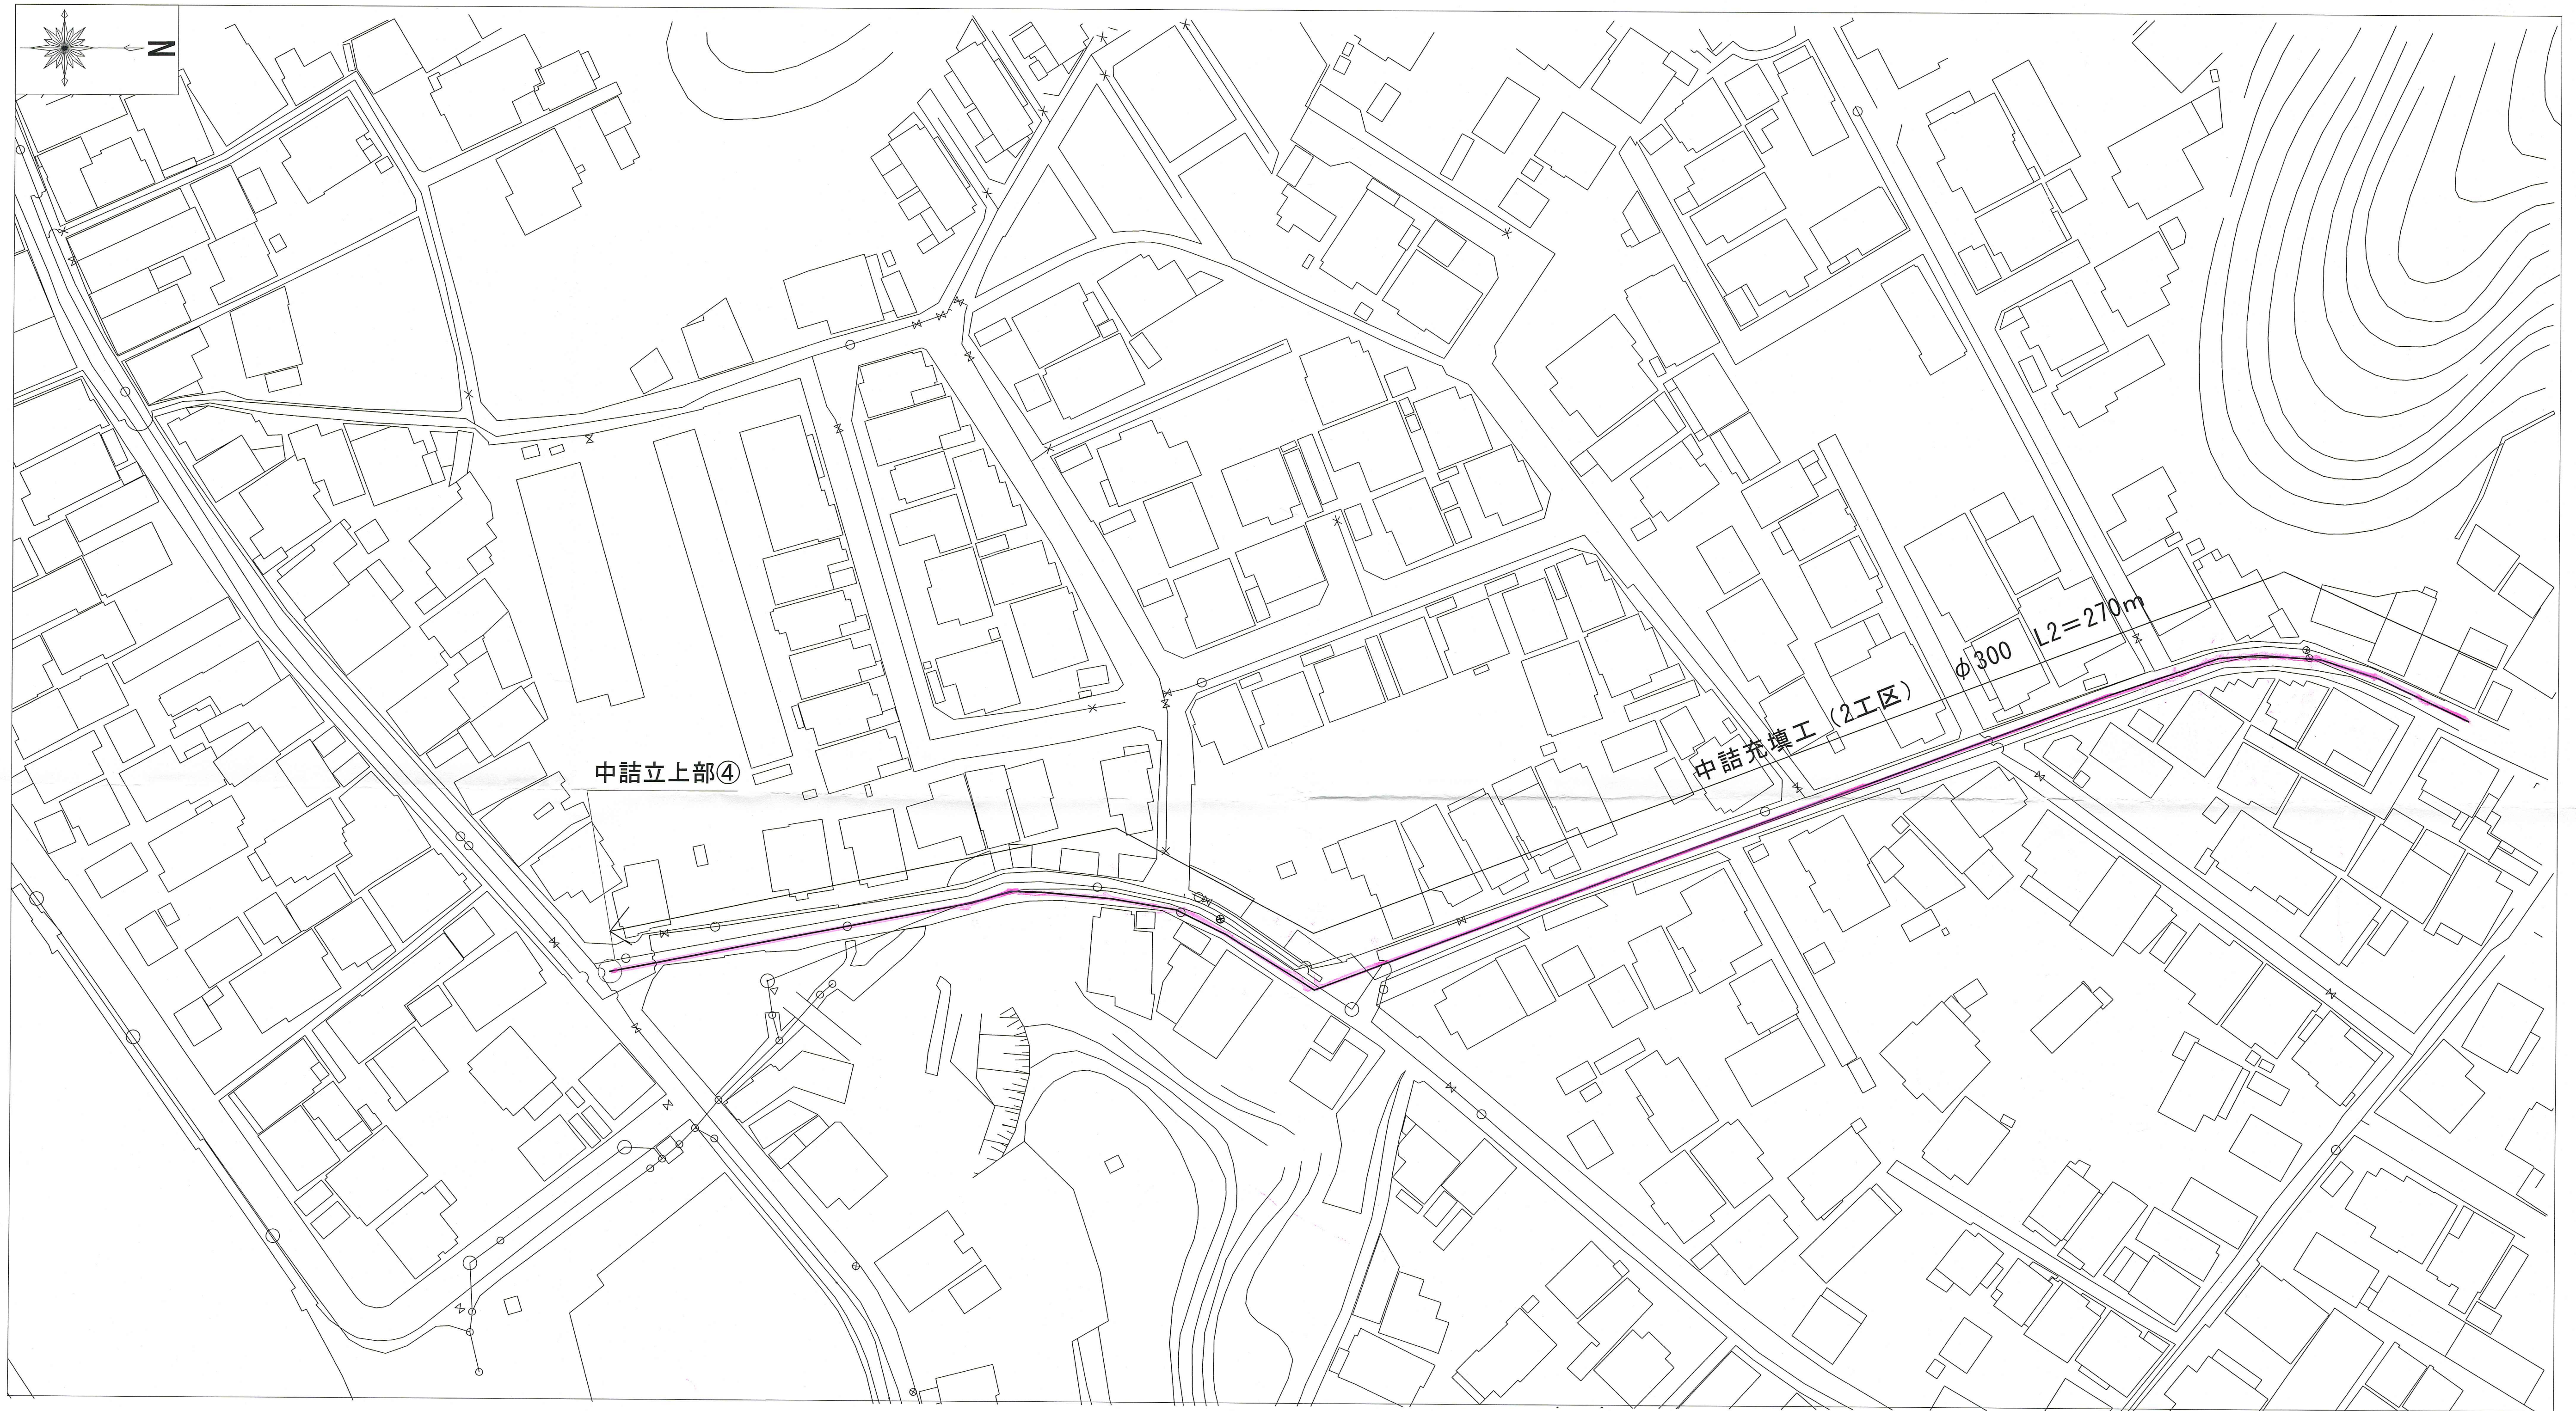


課長	課長補佐	係長	調査	設計
長浜・御堂瀬			令和8年度	
配水管撤去工事			図面 2/4	
平面図 (1)			縮尺 1/500	
高知市上下水道局水道整備課				

平面図(2) S=1:500




課長	課長補佐	係長	調査	設計
				
長浜・御畳瀬 配水管撤去工事				令和8年度 図面 3/4
平面図(2)				縮尺 1/500
高知市上下水道局水道整備課				


舗装構成図 S=1:10

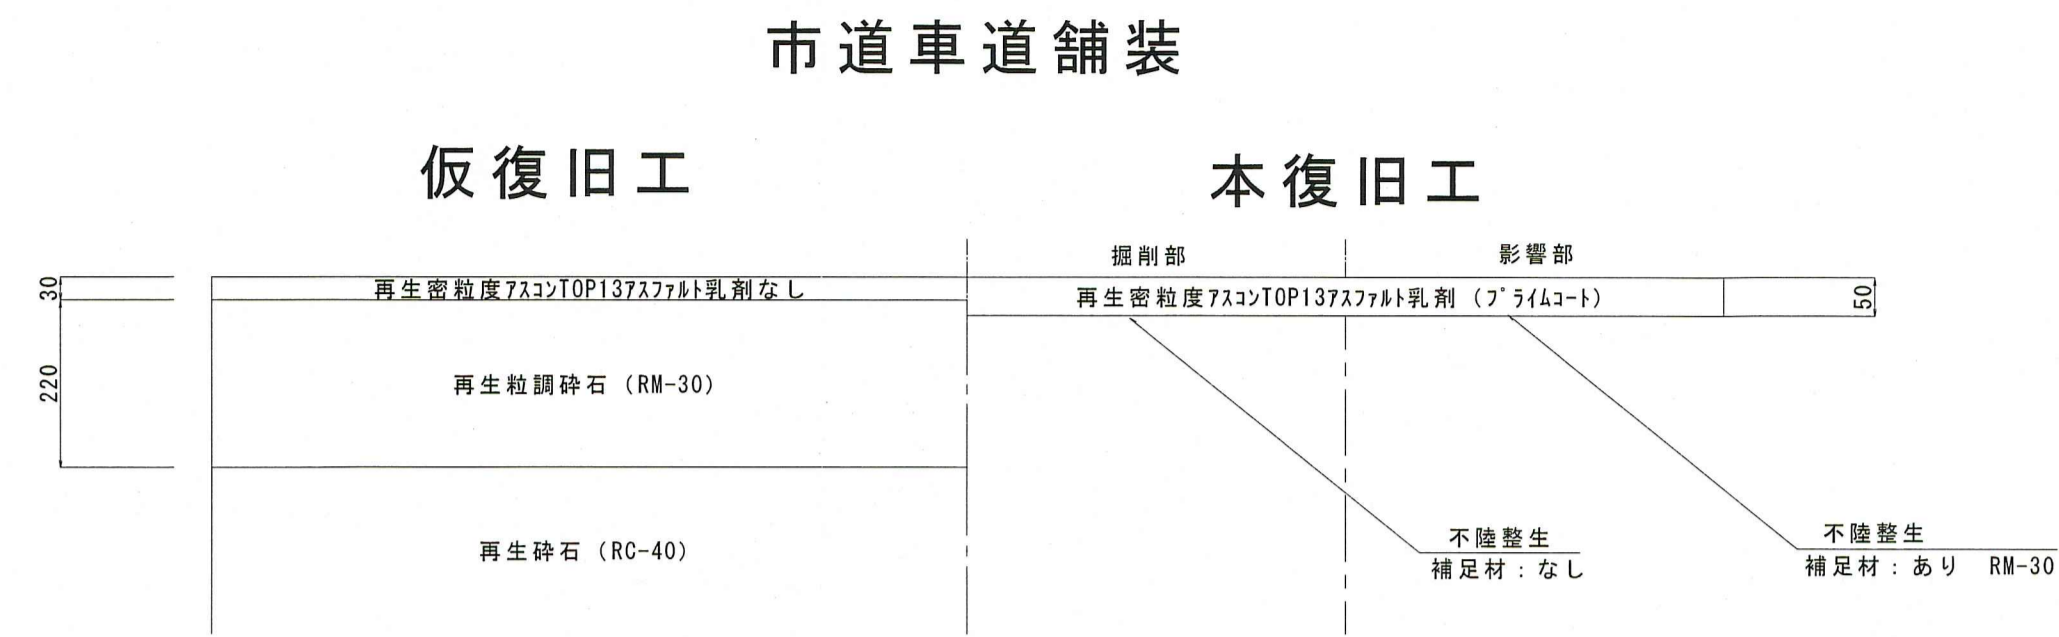

土工図 S=1:30

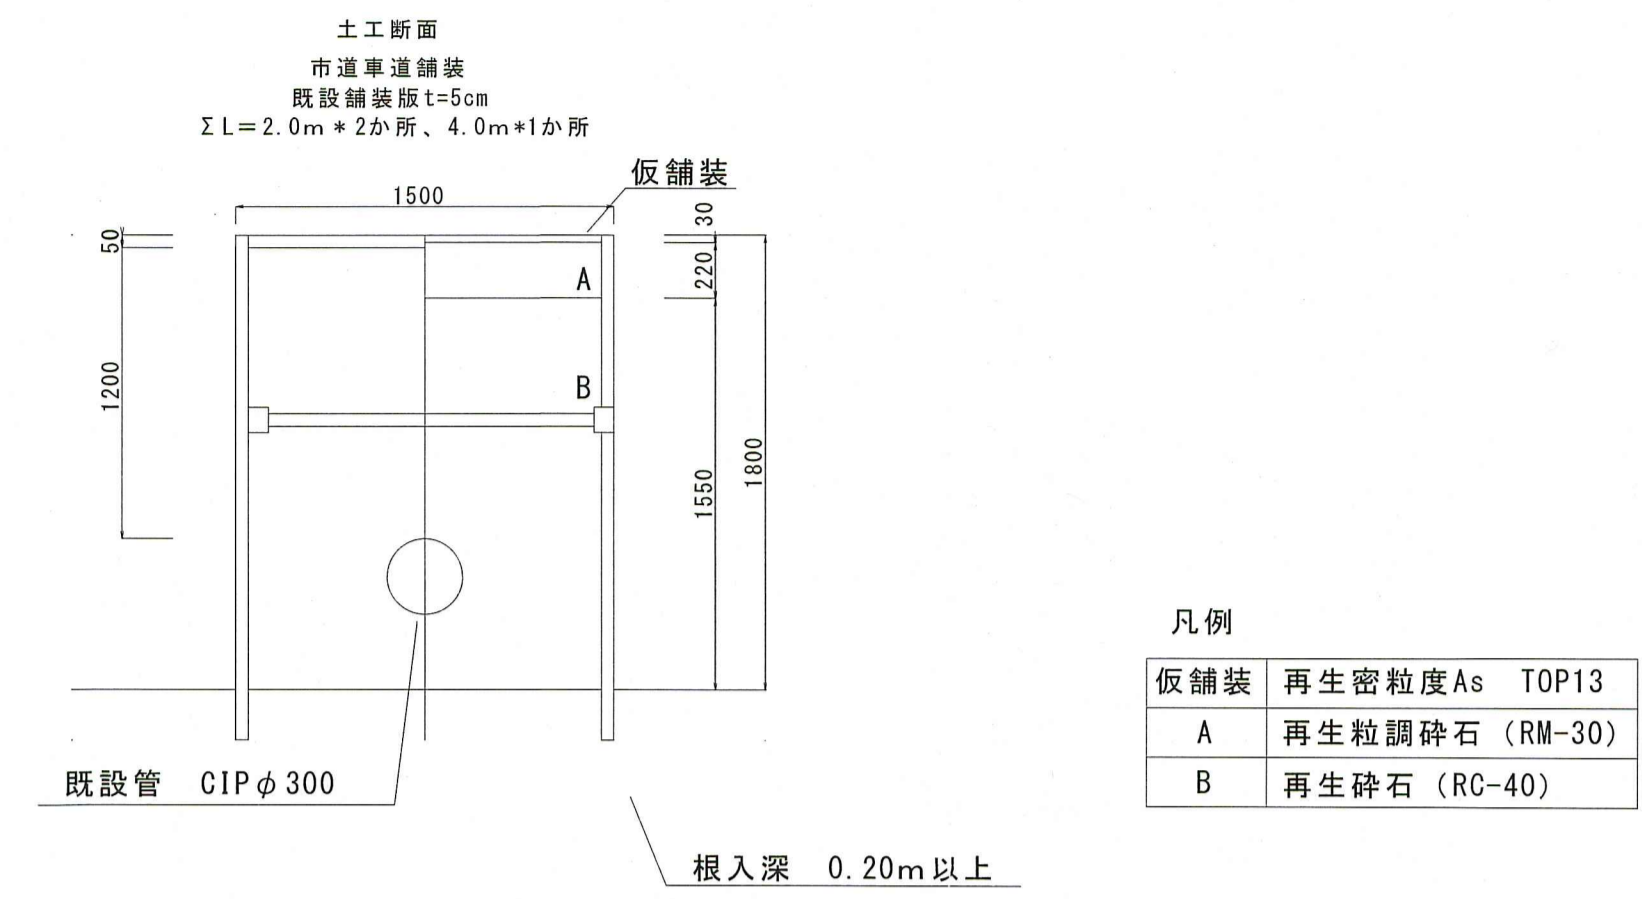

廃止管中詰充填図 S=1:Free

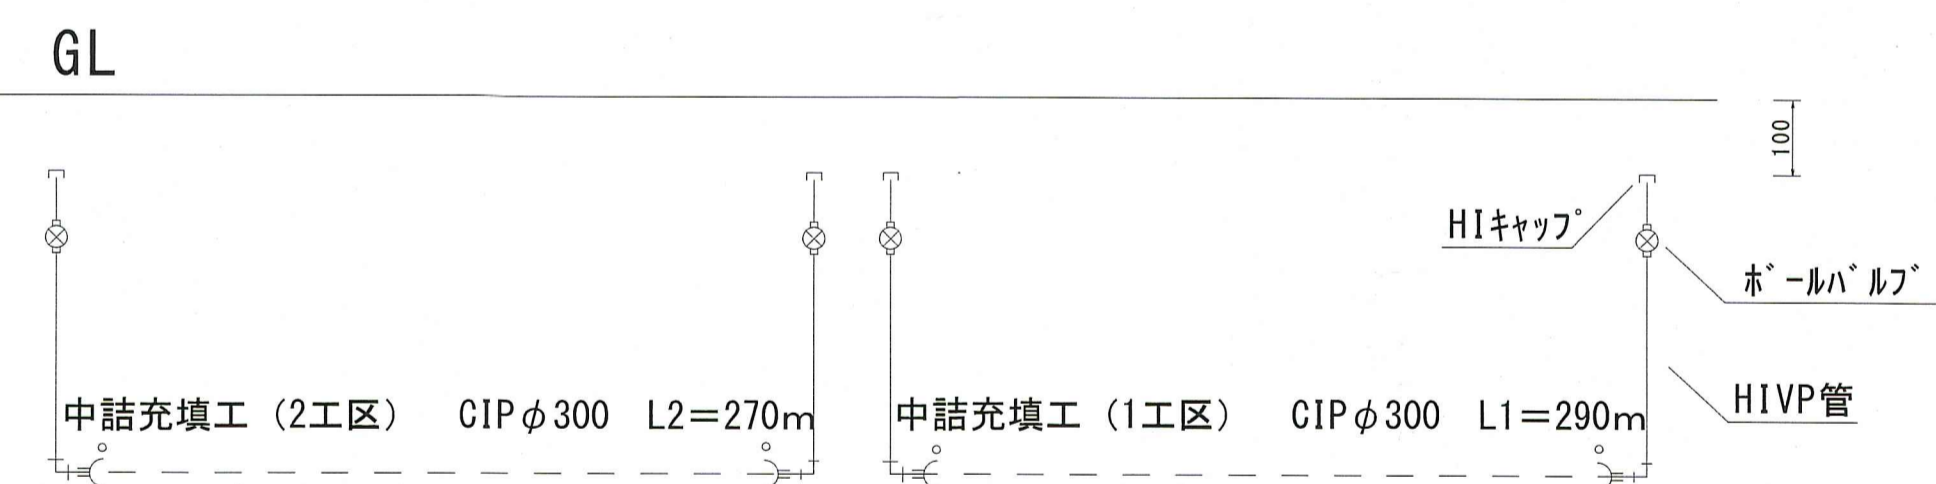

課長	課長補佐	係長	調査	設計
長浜・御畳瀬				令和8年度
配水管撤去工事				図面 4/4
舗装構成図、土工図、廃止管中詰充填図				縮尺 図示
高知市上下水道局水道整備課				