



三里文化会館受変電設備改修工事

図 面 目 録

図面番号	図面名称
E - 01	特記仕様書(1)
E - 02	特記仕様書(2)
E - 03	附近見取図・配置図・工事概要
E - 04	受変電設備図(改修前・後)
E - 05	1階高圧ケーブル配線図
E - 06	2階高圧ケーブル配線図

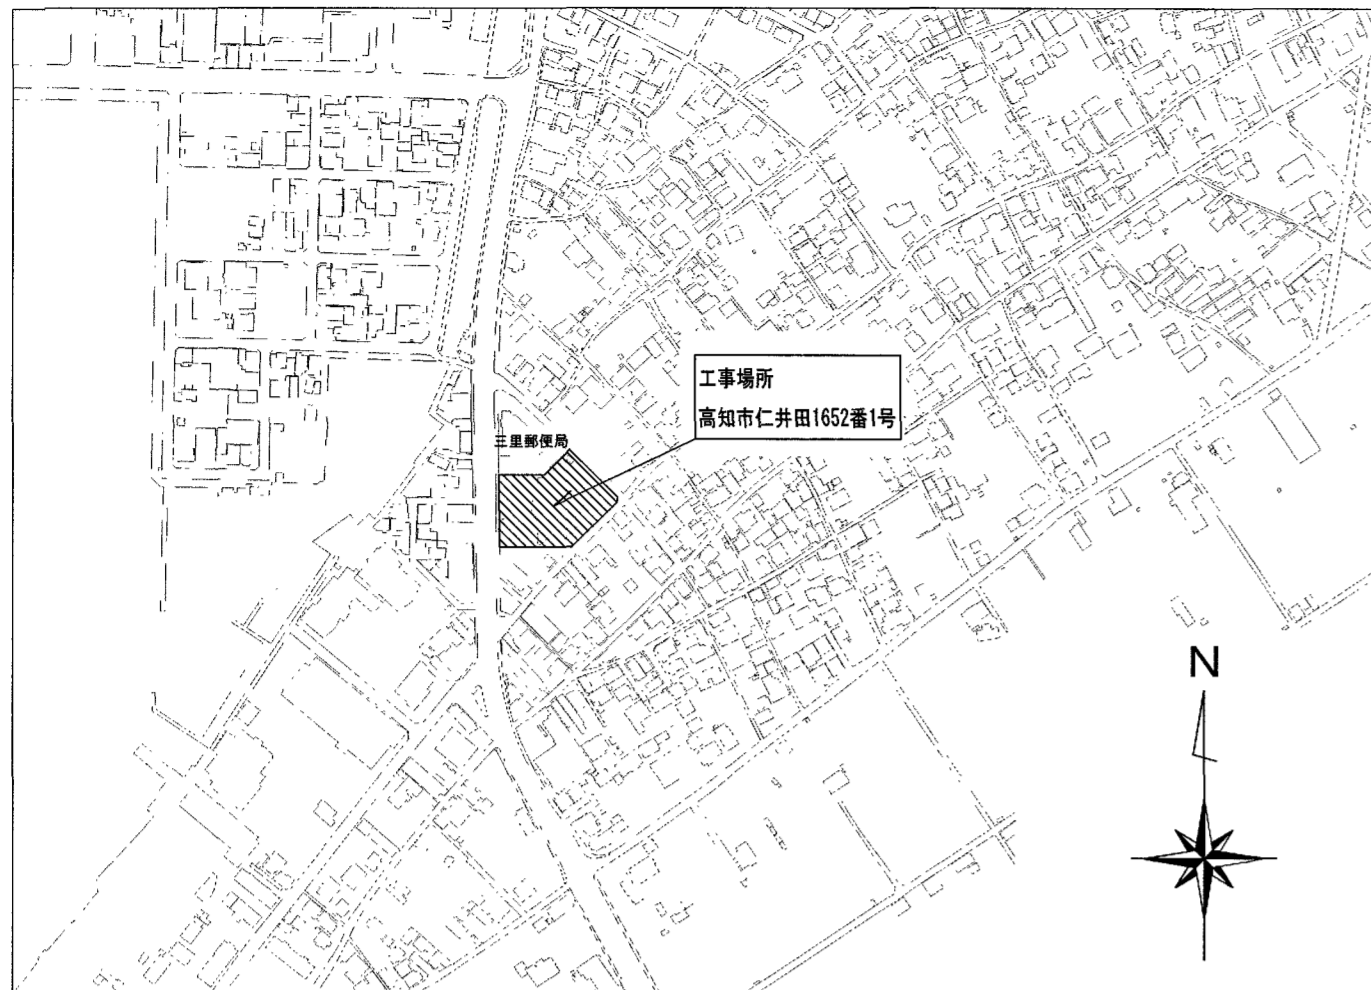

附近見取図 NoScale

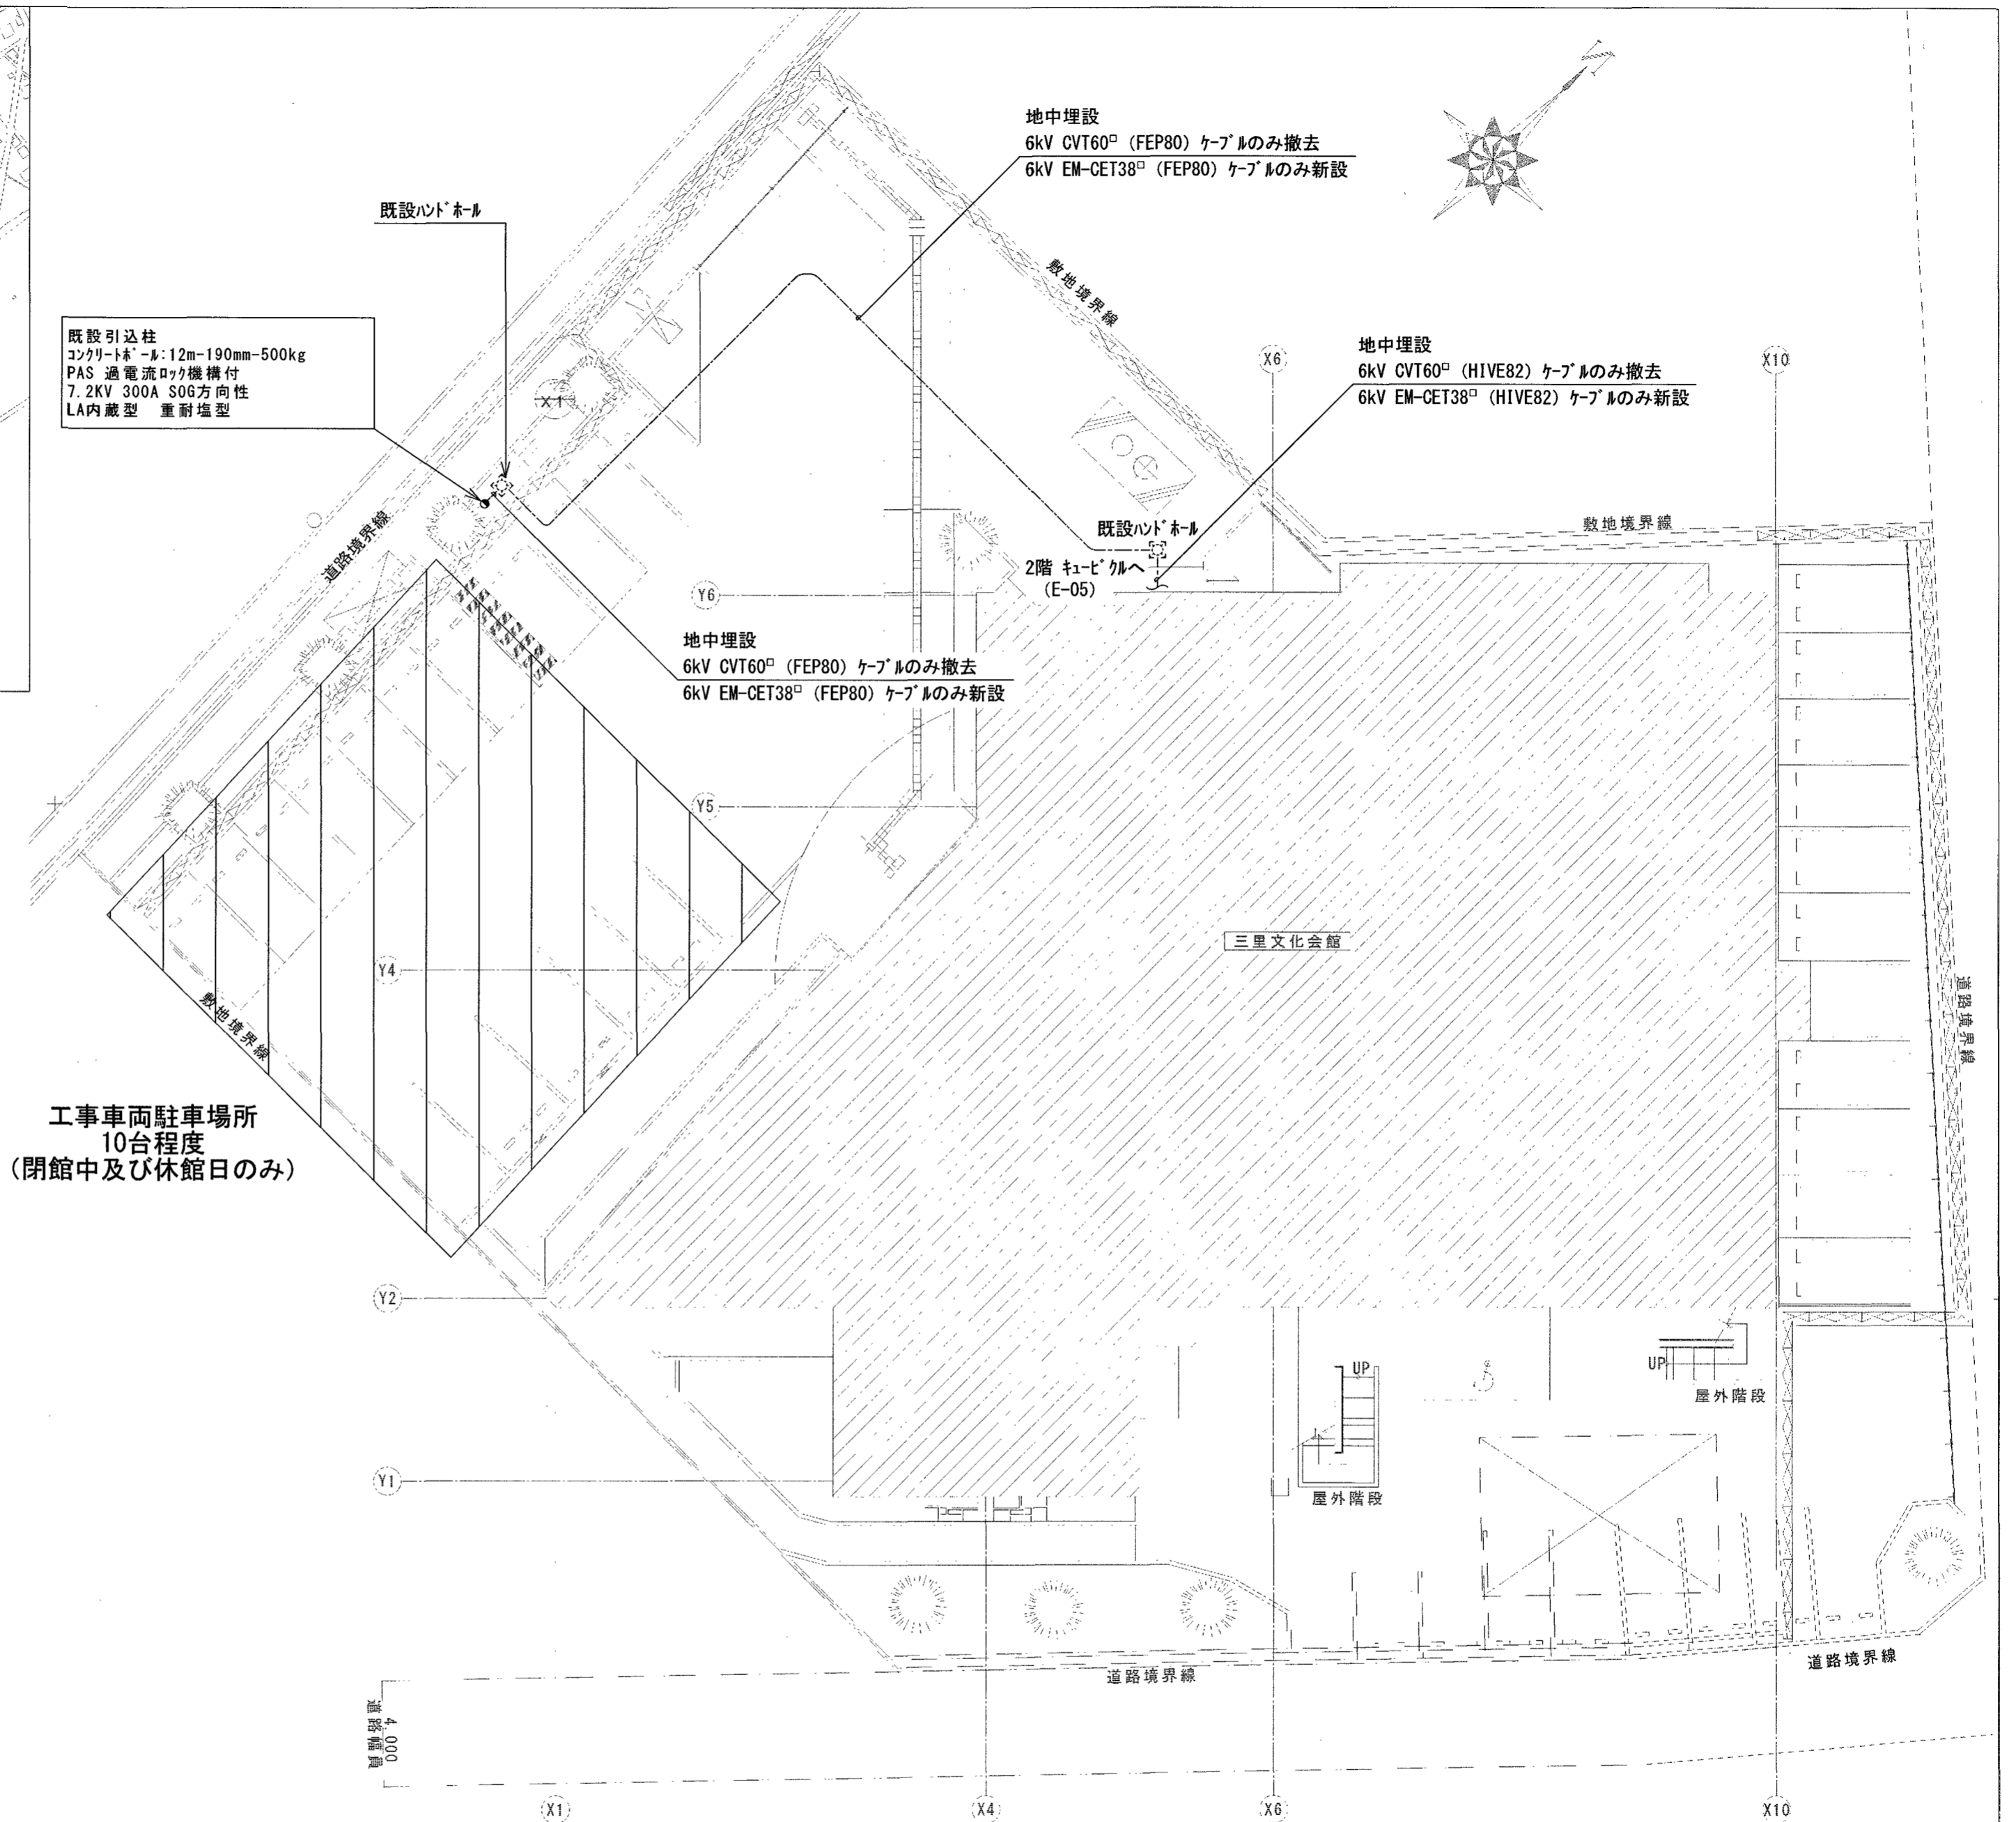

配置図 1/200

工事概要
<input type="checkbox"/> 電気設備工事 ・高圧引込ケーブルの撤去 (CVT60 [□]) ・新設 (EM-CET38 [□] E-Eタイプ) ・受変電設備のうち、内部機器の一部撤去・新設 (E-04参照) ・新設する機器は既設と同容量のものとする <input type="checkbox"/> 実質工期：1ヶ月程度
施工条件
・仮設計画、調査及び工事施工等に伴う停電作業日時については、事前に施設管理者と協議し決定すること。 ・停電作業日時については、原則として施設開館時間を避けること。 ・停電作業以外において騒音・振動等を伴う作業を行う場合は、施設等を使用しながらの工事となるため、事前に施設所管課に許可を取った上で実施すること。 ・既存設備について事前調査（機能確認等）を行ったのちに施工にあたること。 ・高圧ケーブルはE-Eタイプとし、端末処理材はジュツカ [®] が抑制製品を使用すること。 ・資機材等の搬入出時には専任の誘導員を配置し、事故等防止に努めること。 ・車両の出入りの際に通行人に十分注意すること。 ・他の関連する工事と連絡を密にし、安全に作業を行うこと。 ・施設構内は禁煙とする。
施設開館時間及び休館日
【三里文化会館】 開館時間：9:00 から 21:00 まで 休館日：月曜日、祝日、12月28日から1月4日まで


用紙サイズ：A2 (A3の場合は70%縮小)	高知市 都市建設部 公共建築課	工事名	三里文化会館受変電設備改修工事	係	係長	課長補佐	課長	図面番号
		図面名	附近見取図・配置図・工事概要	縮尺	1/200	作図	2026年 6月 日	E - 03

改修前

PAS 過電流ロク機構付
7.2kV 300A SOG方向性
LA内蔵型 重耐塩型

凡例

- ✕ 本工事における撤去・新設部分を示す
- ▨ 本工事における機器撤去・新設部分を示す

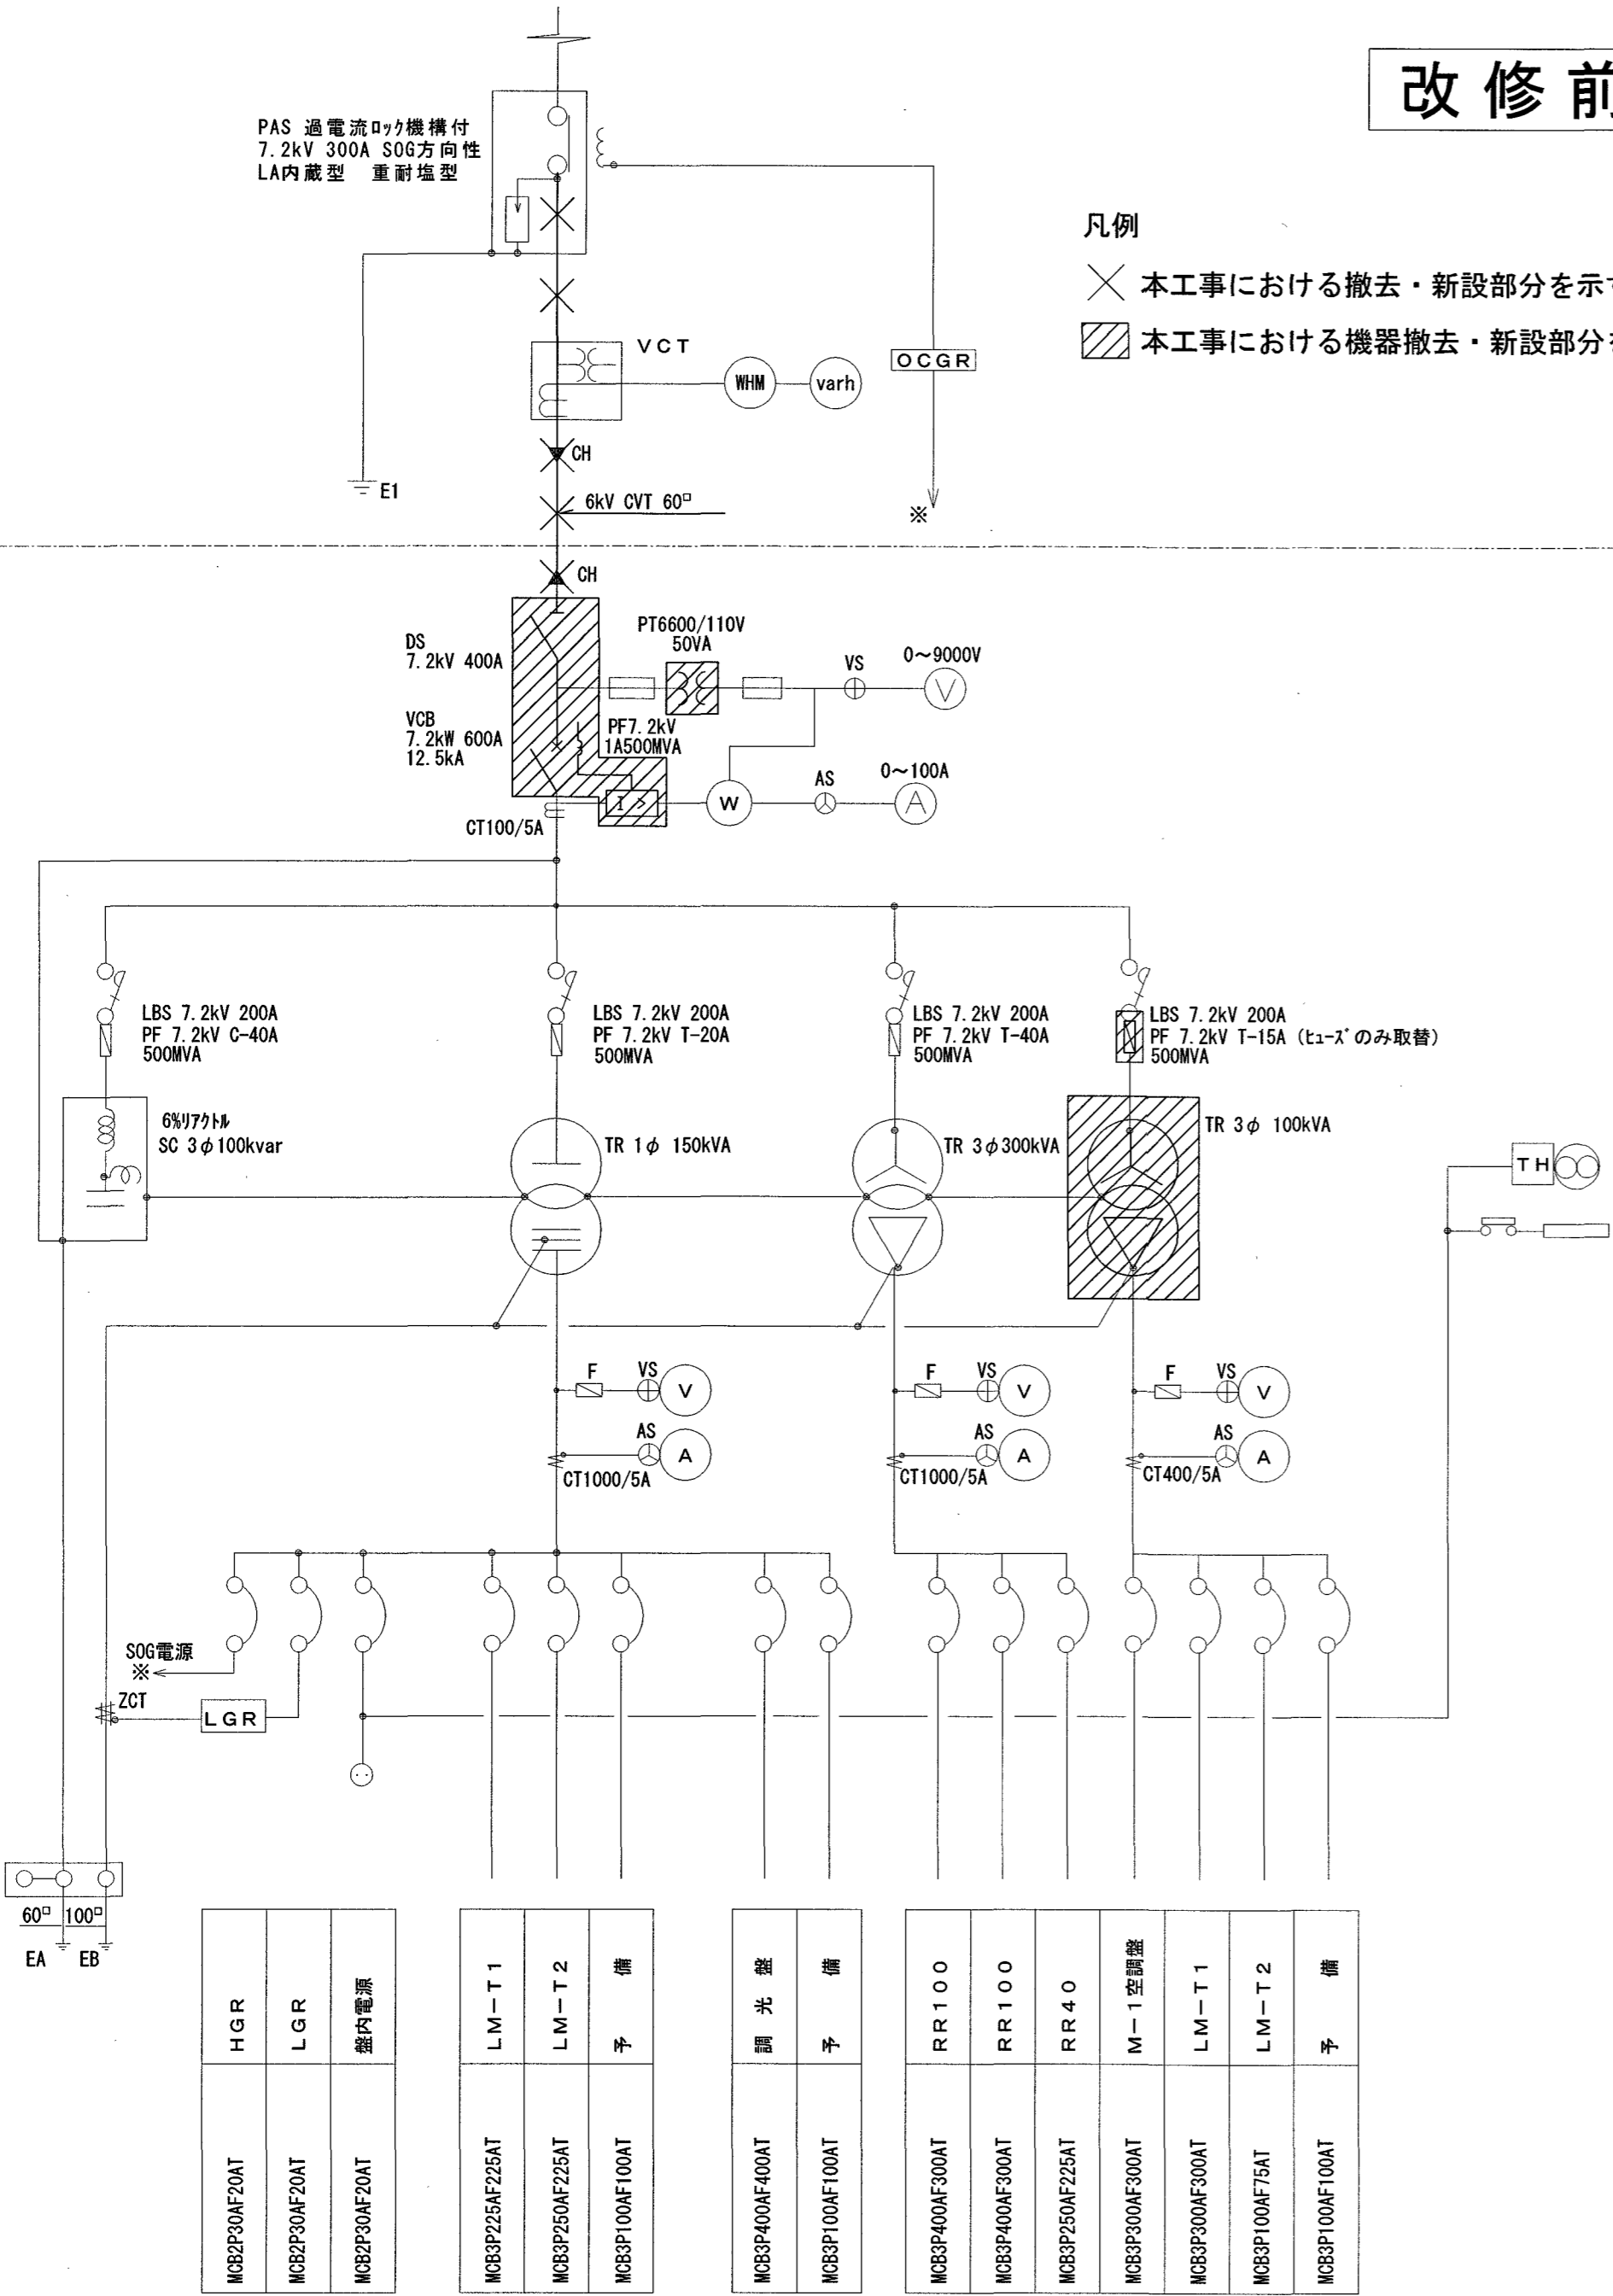


改修

改修後

PAS 過電流ロク機構付
7.2kV 300A SOG方向性
LA内蔵型 重耐塩型


凡例

- 既設部分を示す

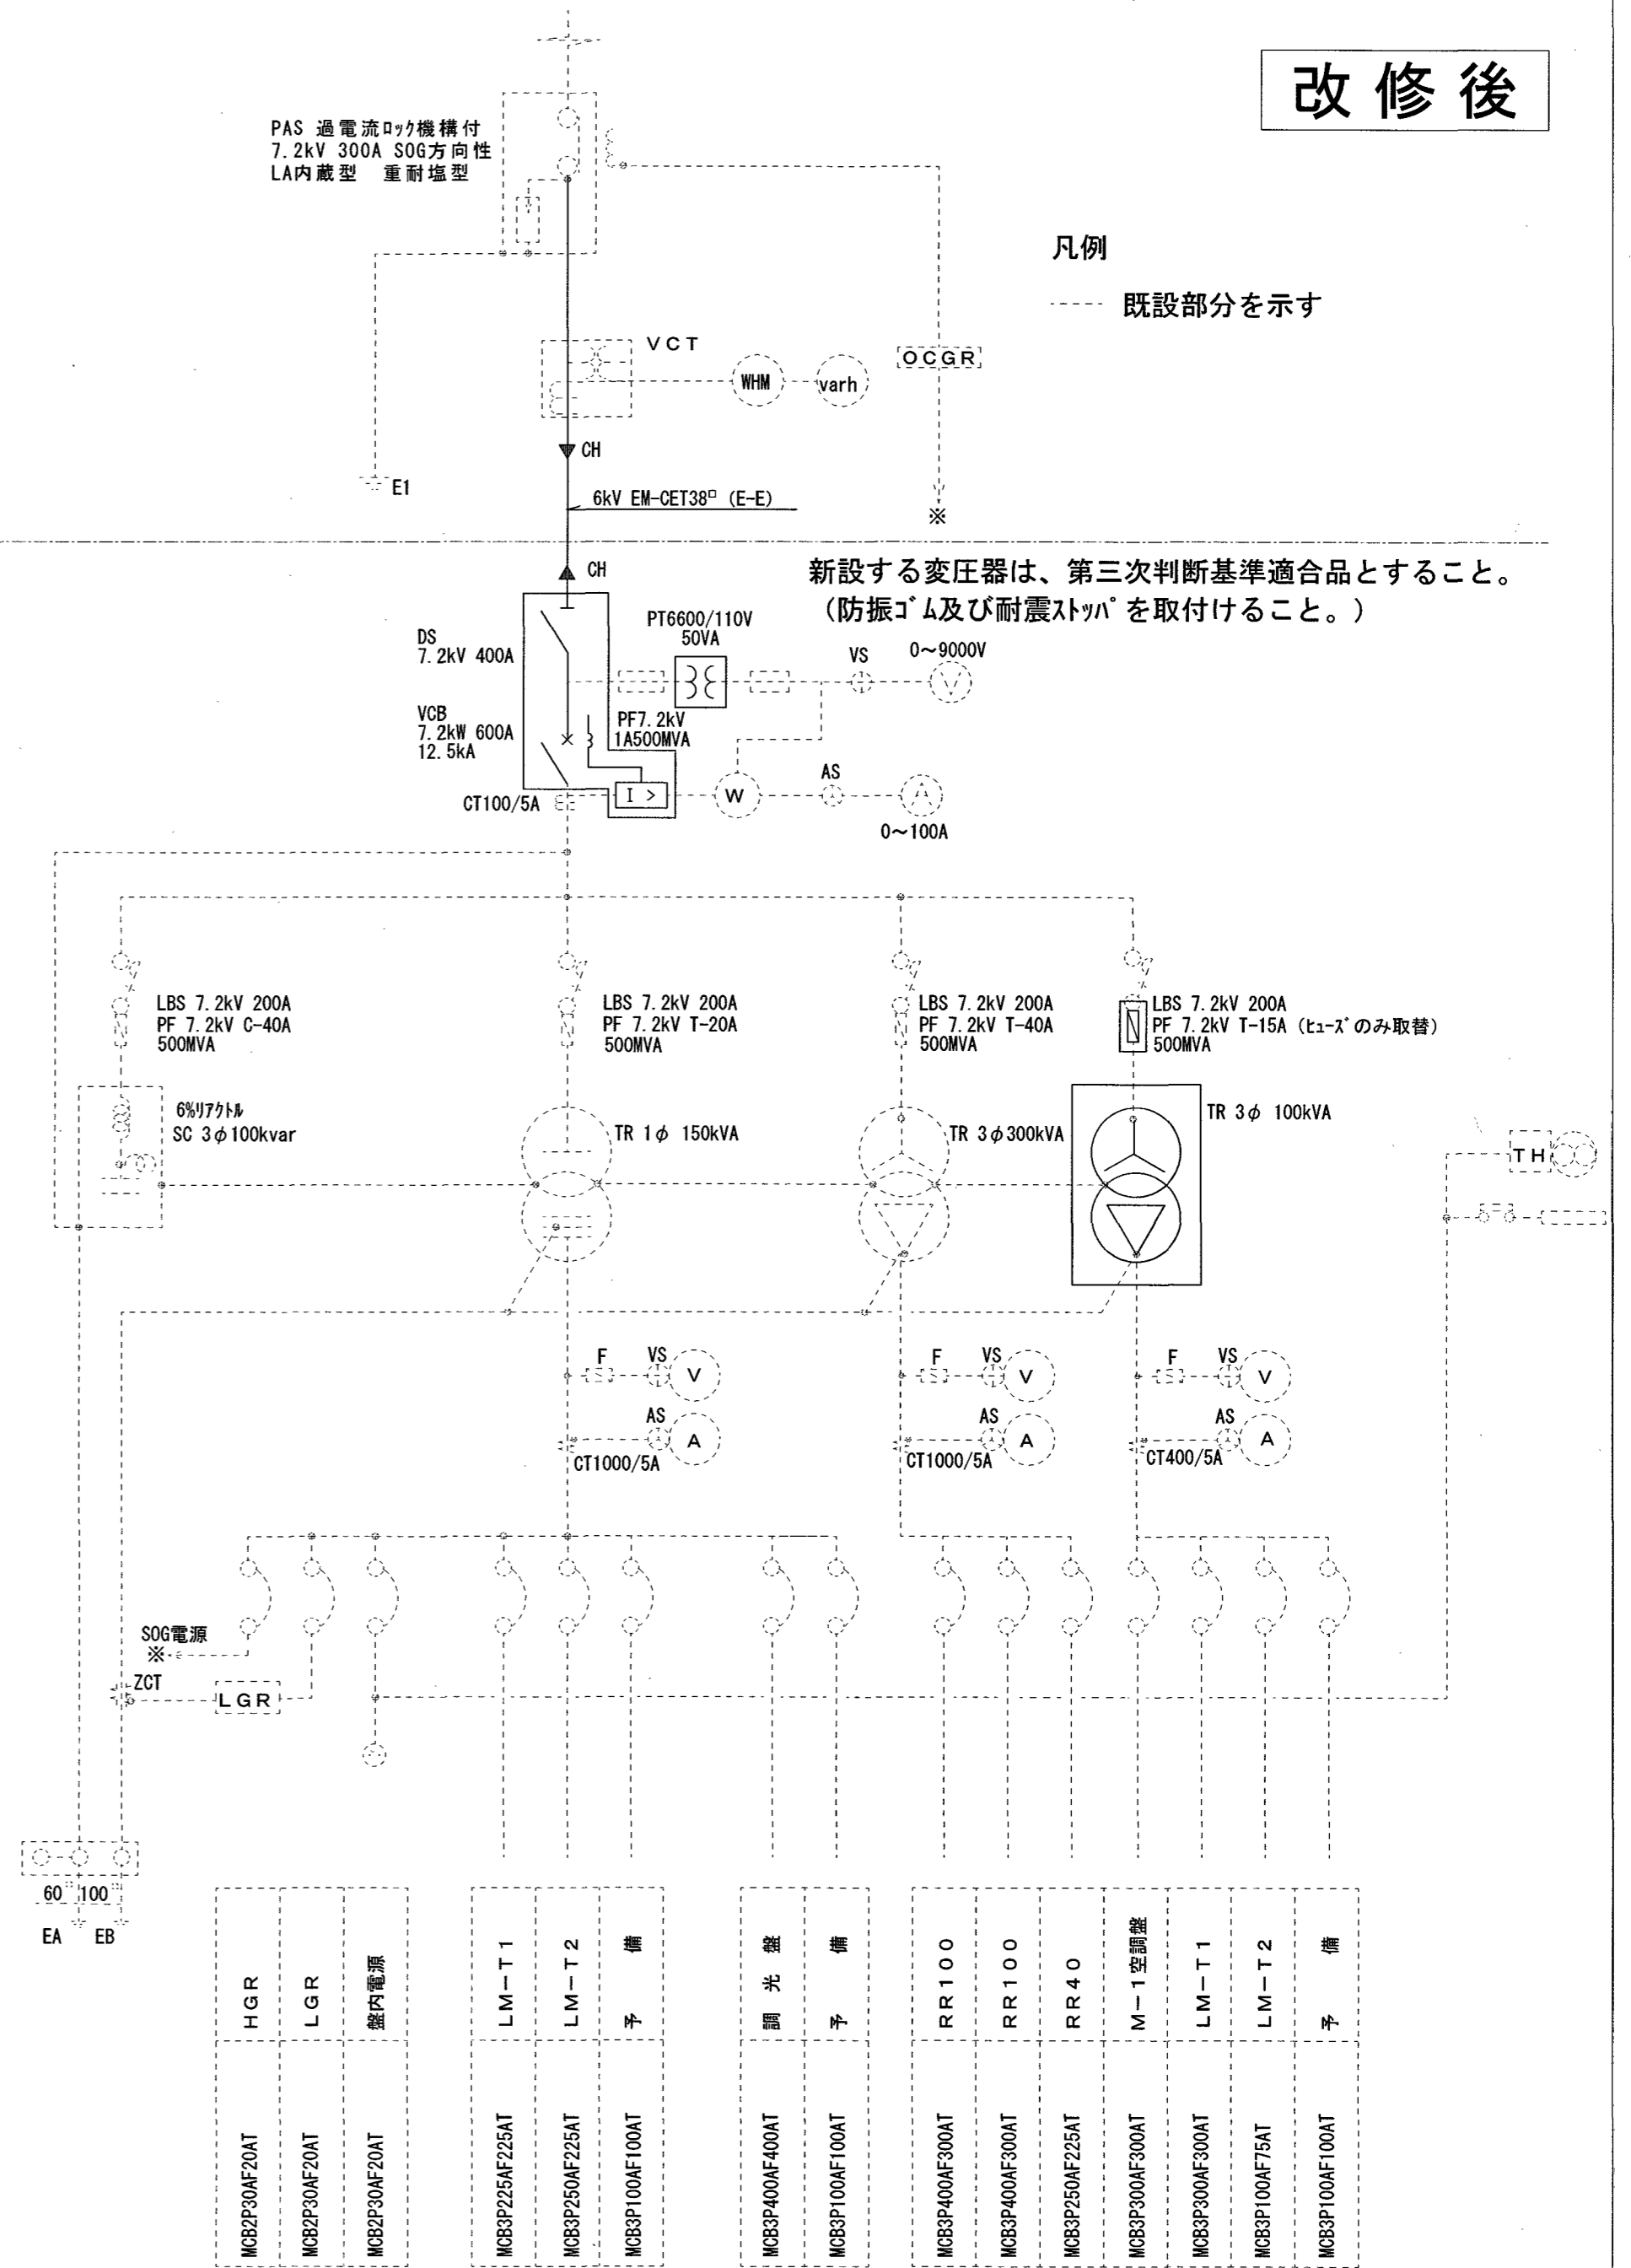

高知市 都市建設部 公共建築課

工事名	三里文化会館受変電設備改修工事			
係	係長	課長補佐	課長	図面番号
	伊藤	伊藤	伊藤	E-04
図面名	受変電設備図(改修前・後)	縮尺	-	作・図
				2026年 6月 日

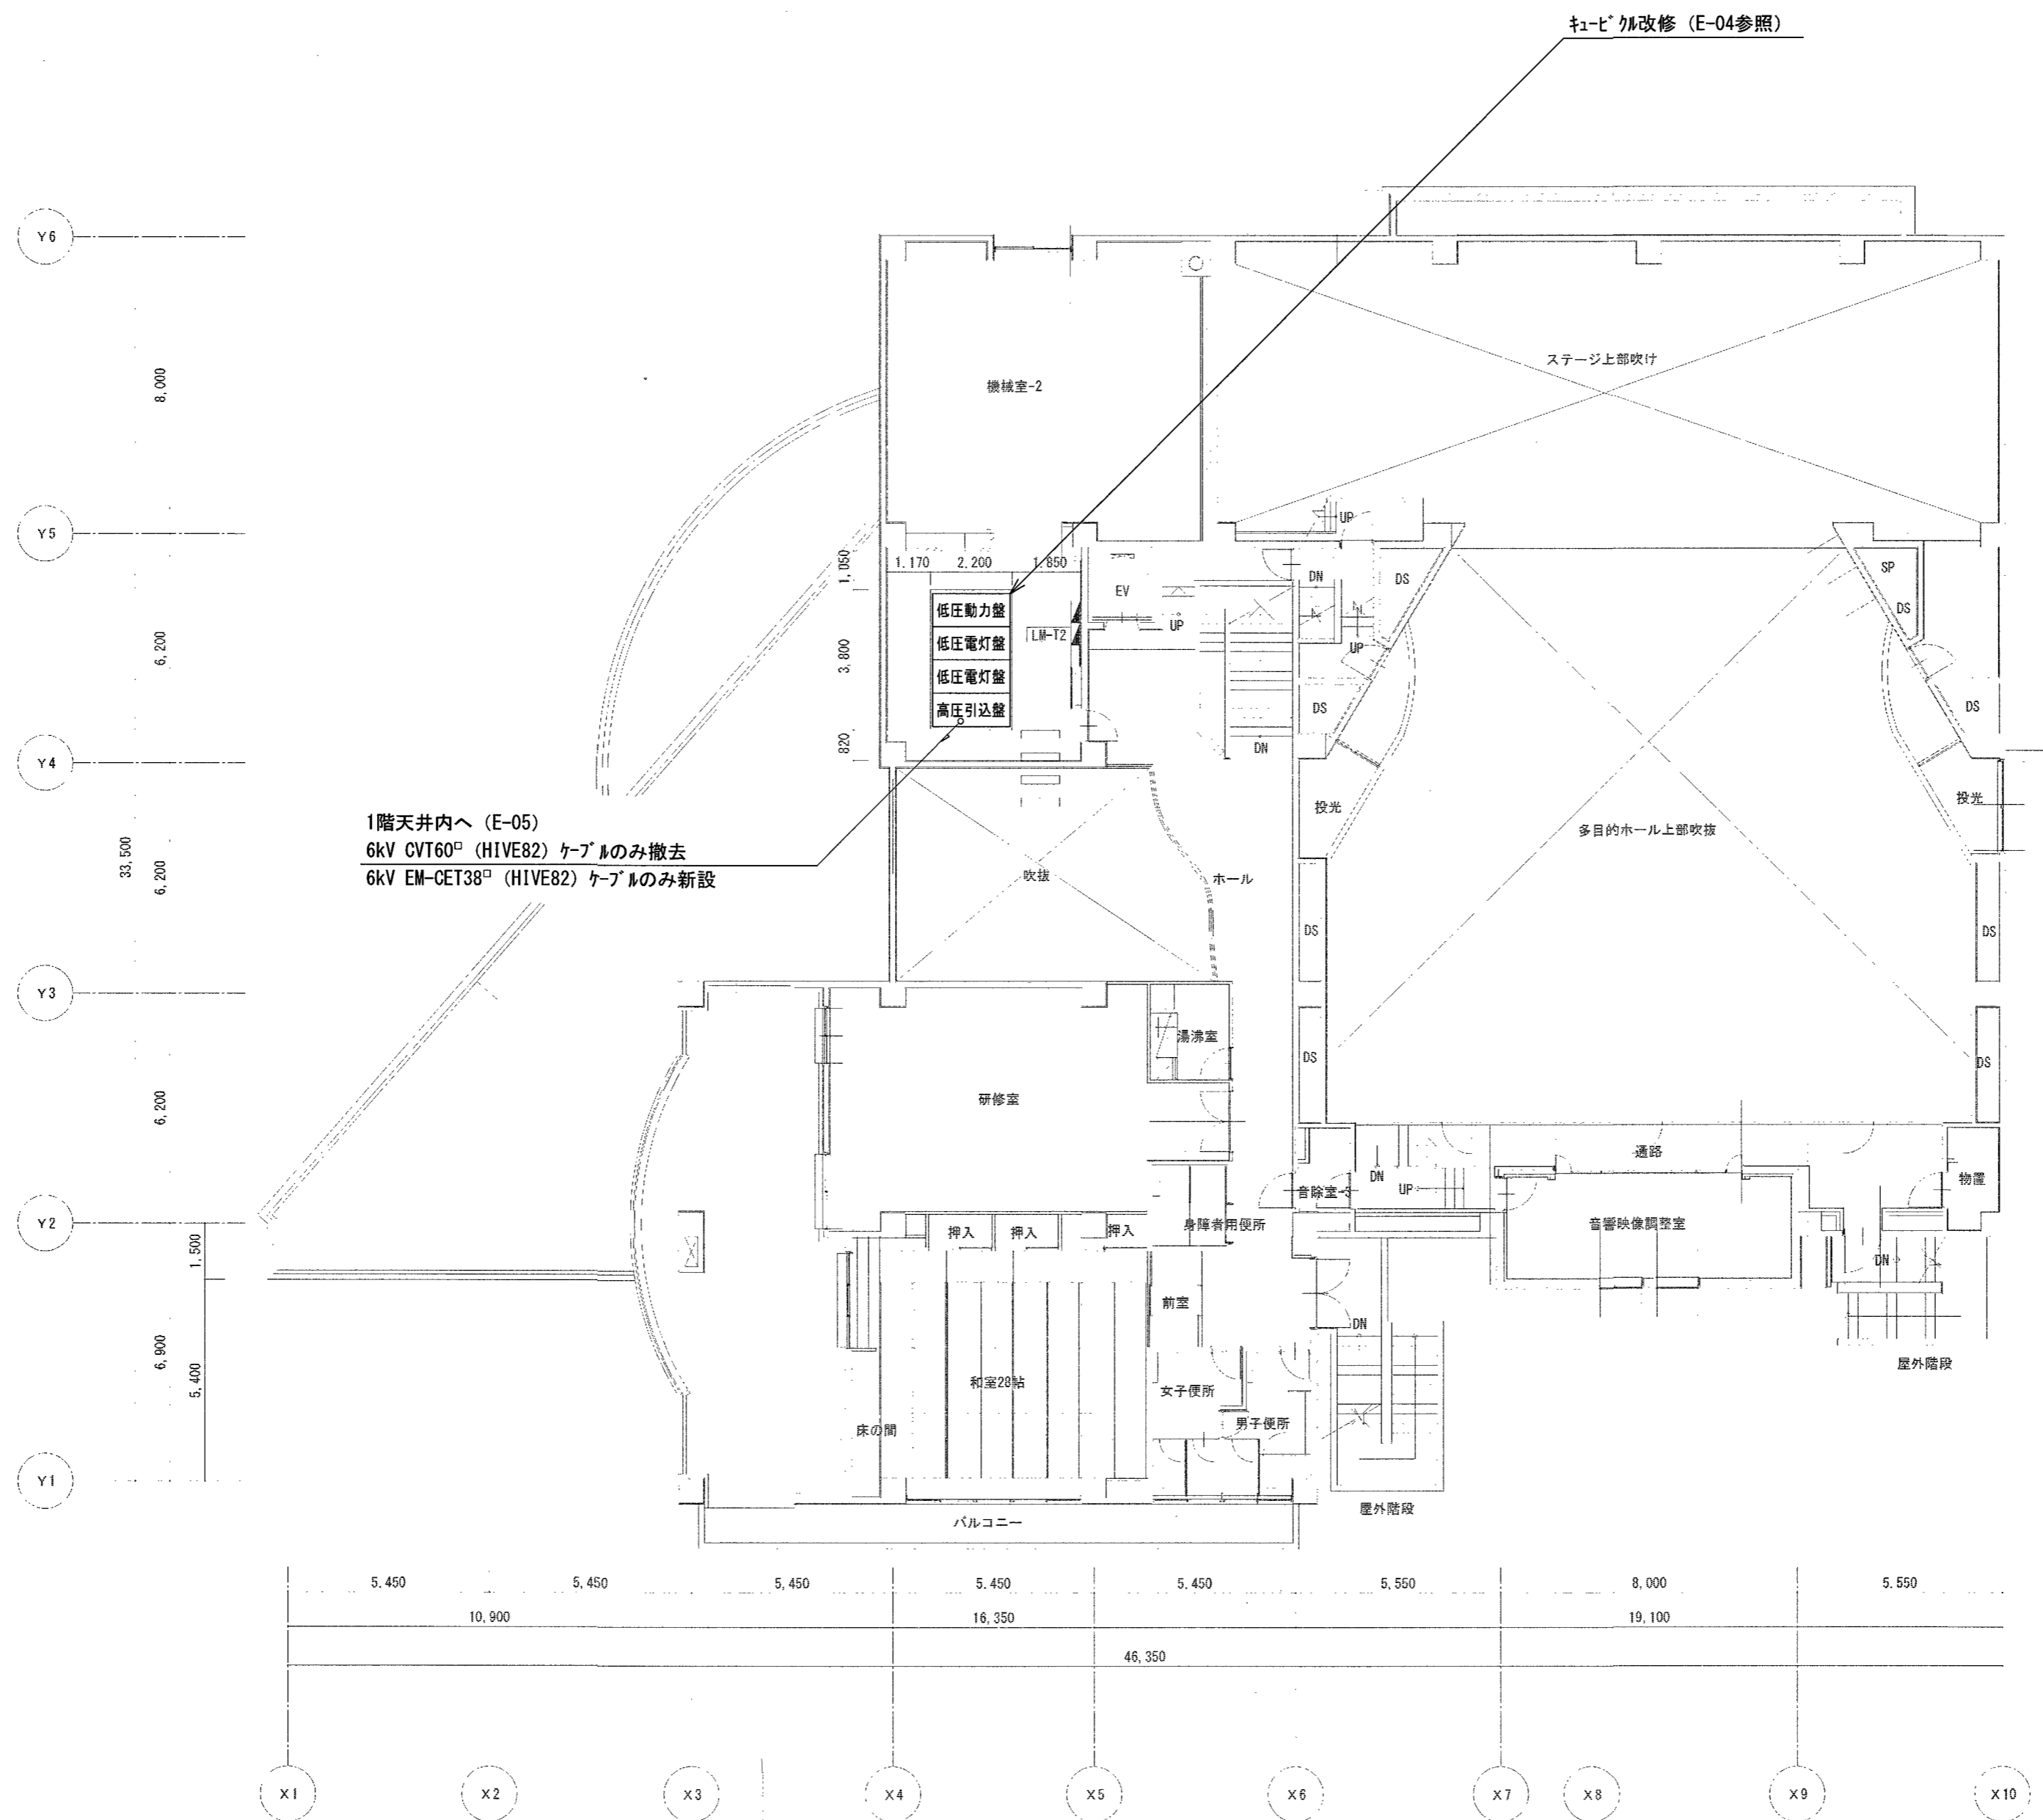

2階平面図 1/150

用紙サイズ：A2 (A3の場合は70%縮小)	高知市 都市建設部 公共建築課	工事名	三里文化会館受変電設備改修工事							
		係	係長	課長補佐	課長	図面番号				
		図面名	2階高圧ケーブル配線図	縮尺	1/150	作図	2026年	6月	日	E - 06