


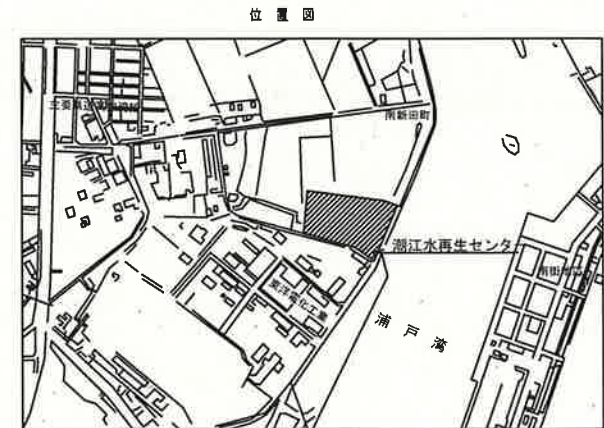


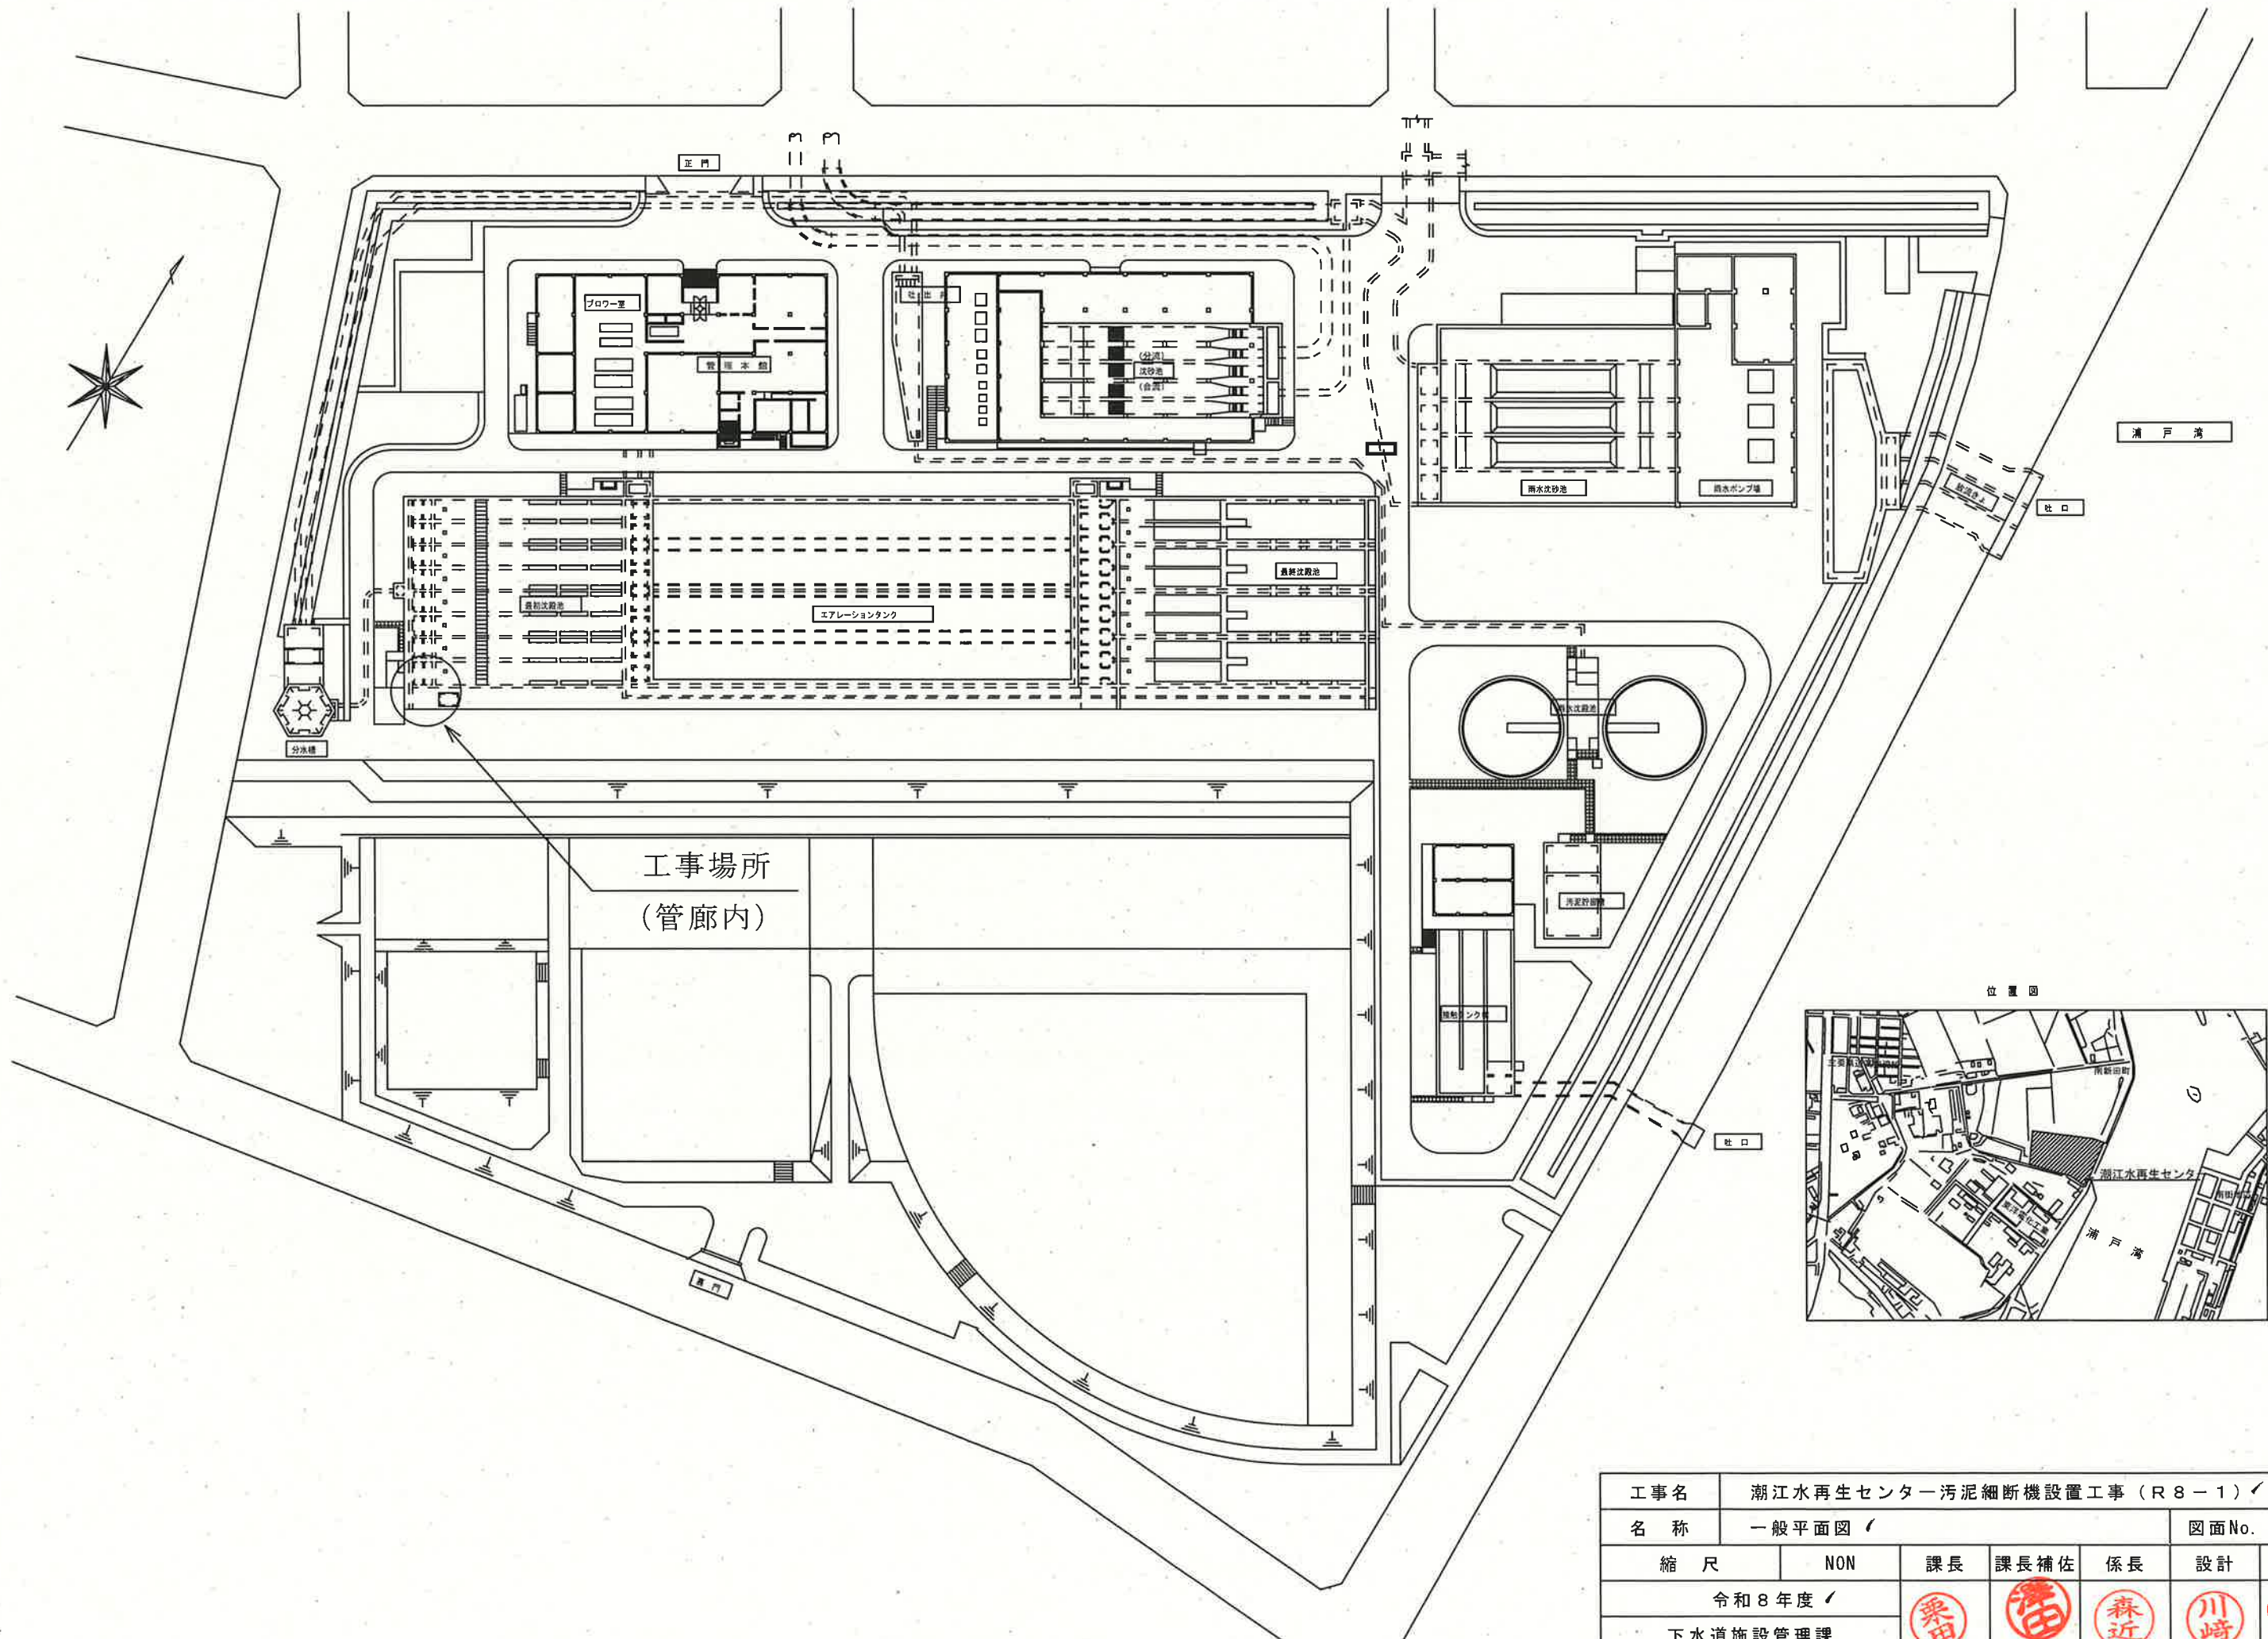

工事名	潮江水再生センター汚泥細断機設置工事 (R 8 - 1) ✓					
名 称	一般平面図 ✓					図面No. 1/4
縮 尺	NON	課長	課長補佐	係長	設計	検図
令和 8 年度 ✓		栗田	津田	森近	川崎	河添
下水道施設管理課						

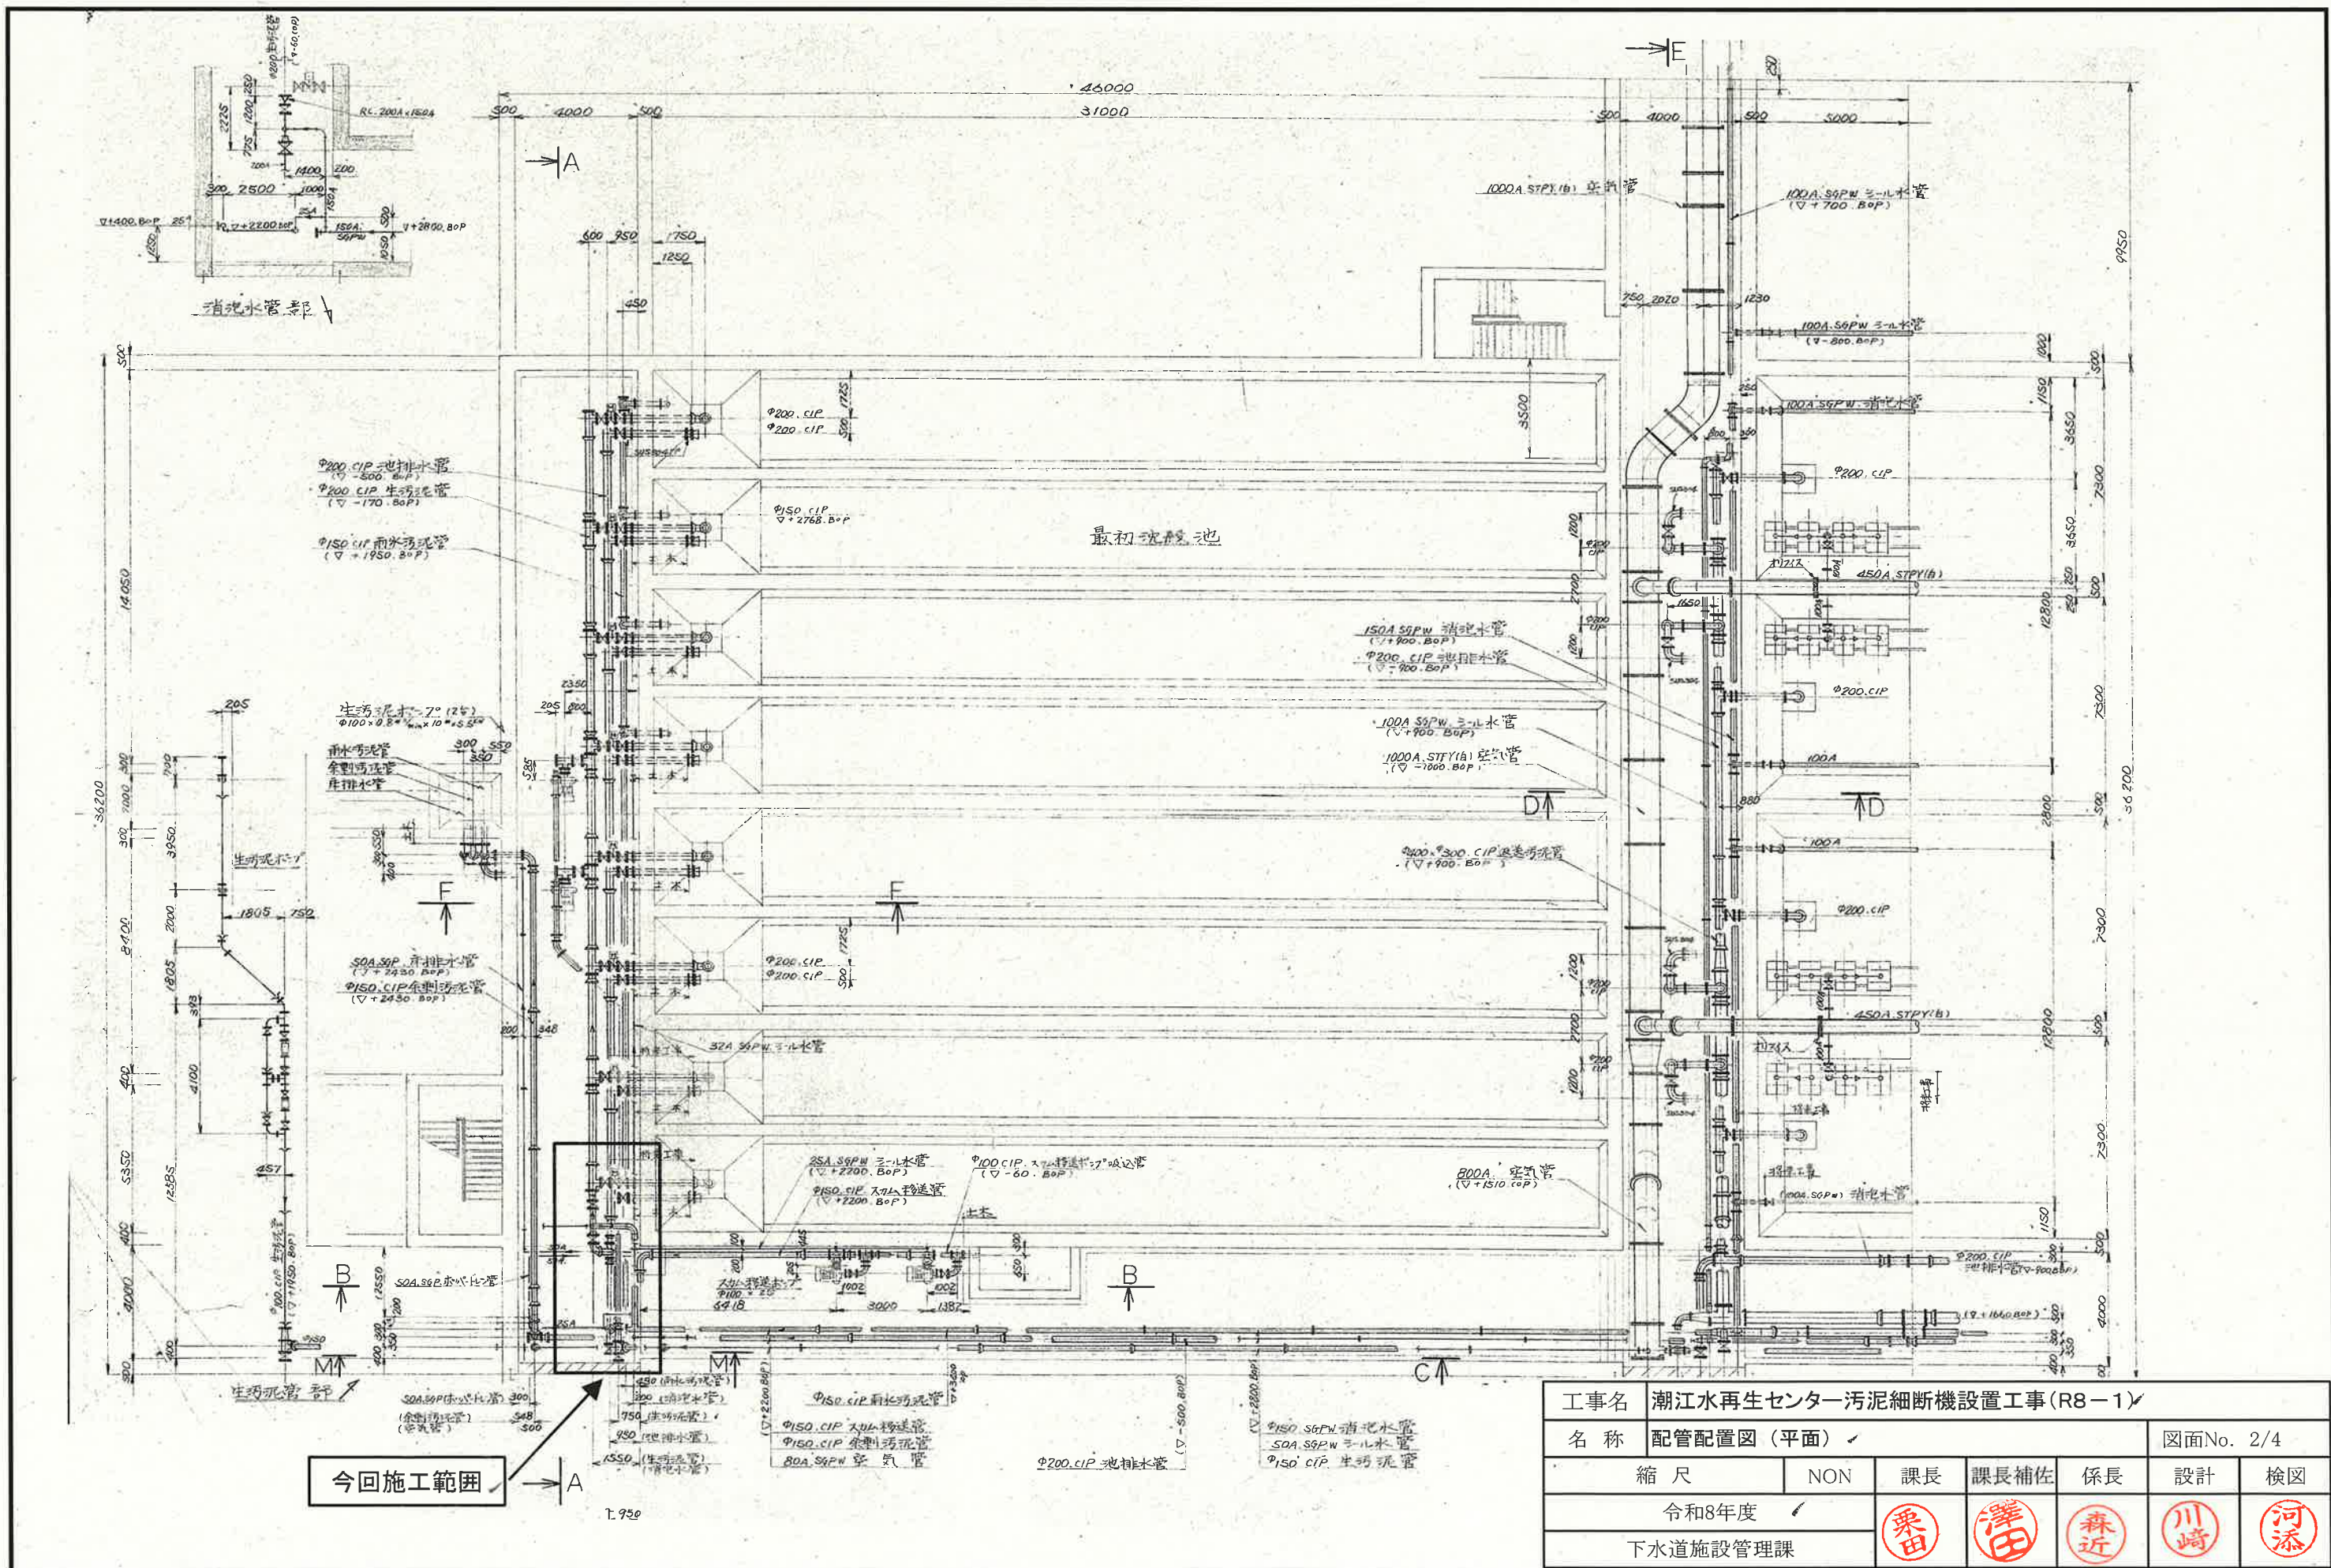


工事名		潮江水再生センター汚泥細断機設置工事(R8-1)				
名称		配管配置図(平面)				図面No. 2/4
縮尺		NON	課長	課長補佐	係長	設計
令和8年度			栗田	澤田	森近	川崎
下水道施設管理課						河添

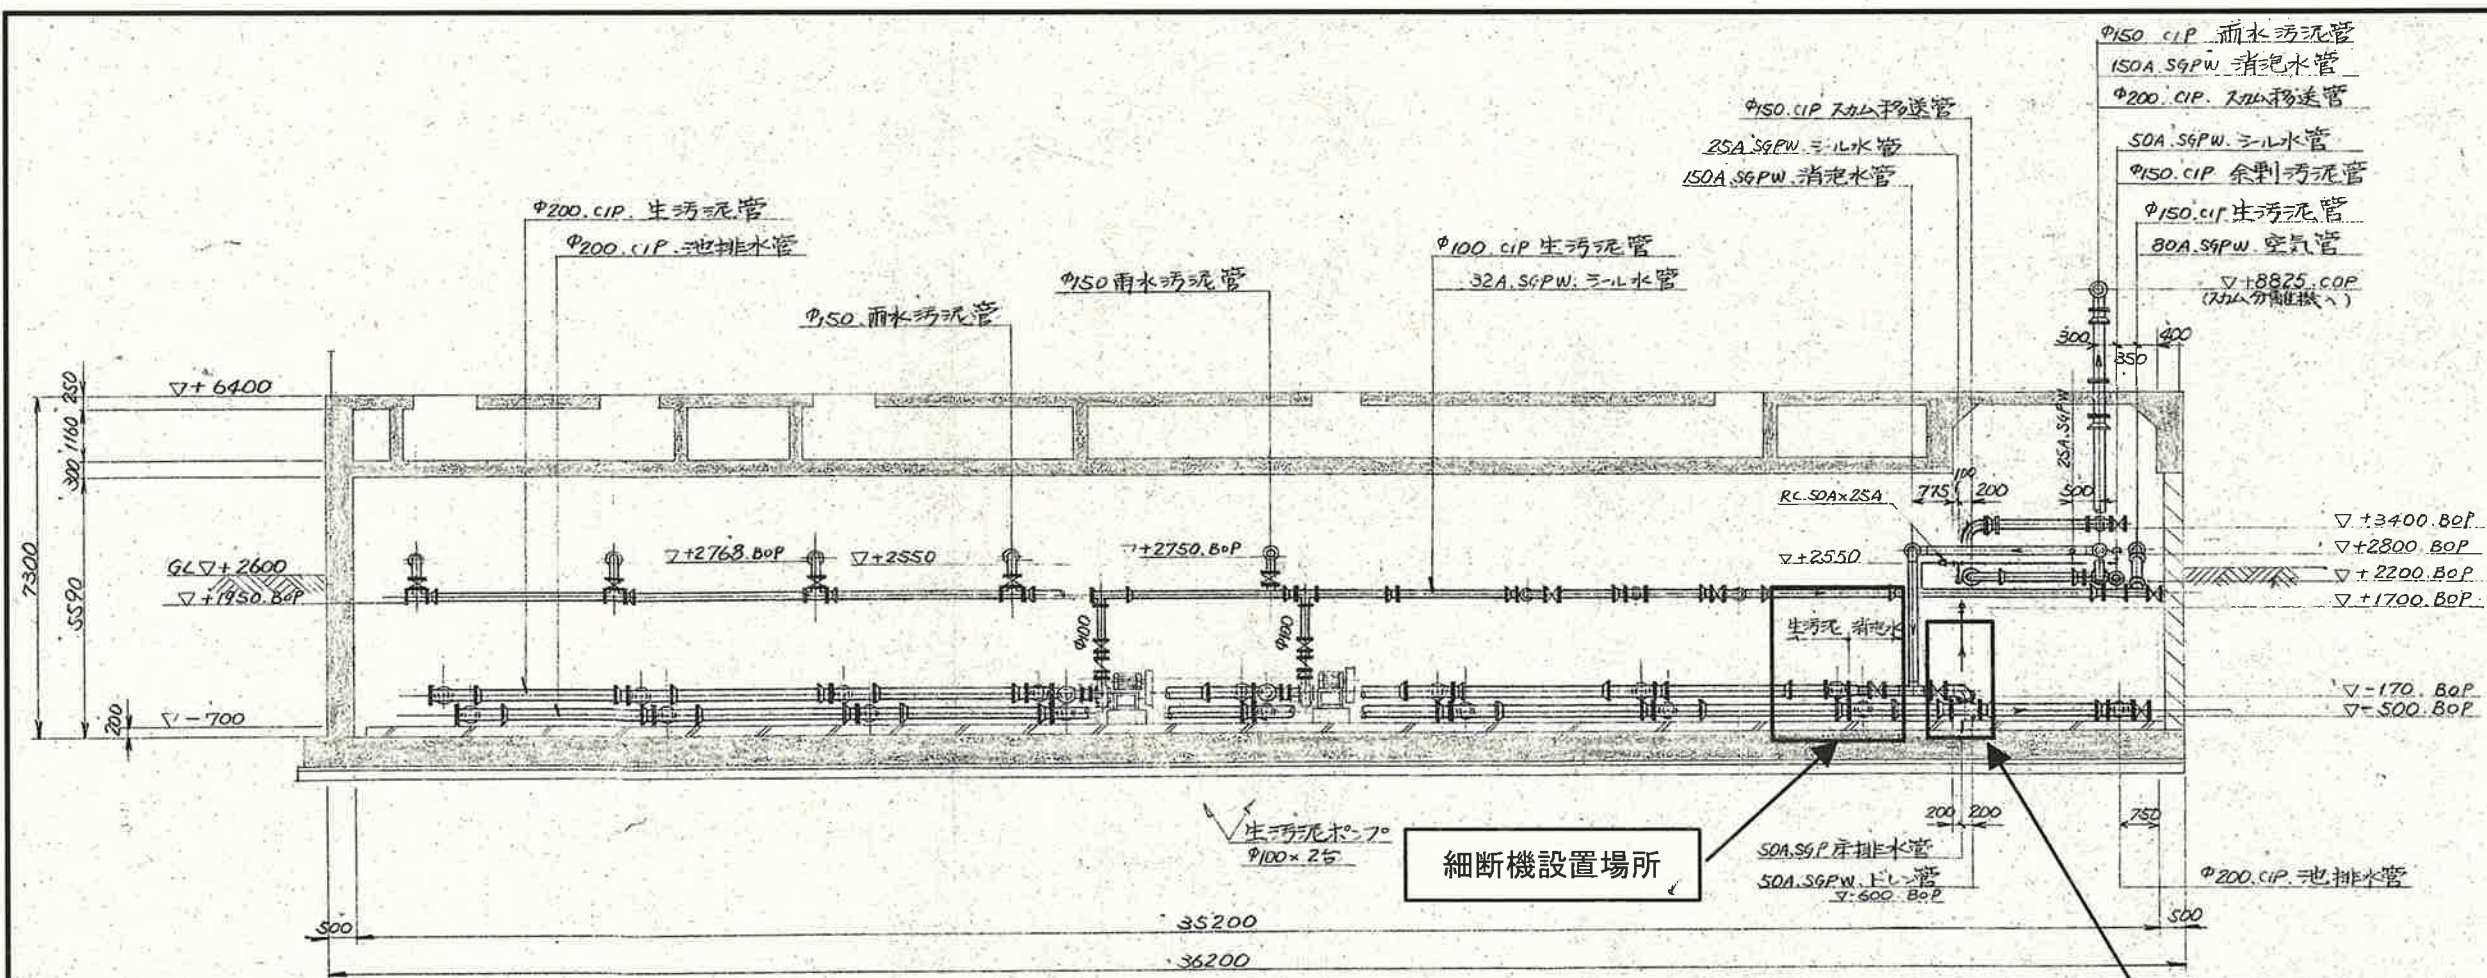

A-A 断面

細断機設置場所


細断機付属スタンド型制御盤
設置場所

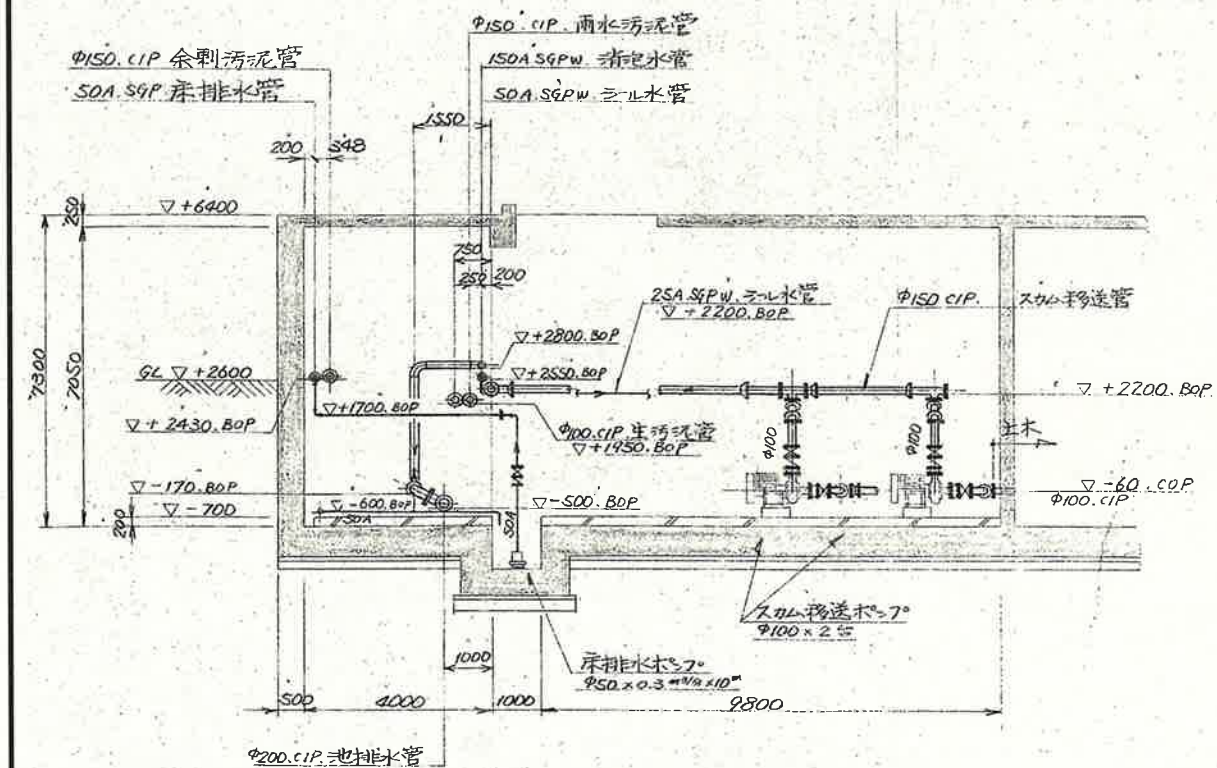


B-B 断面

工事名	潮江水再生センター汚泥細断機設置工事(R8-1)					
名称	配管配置図(断面)					図面No. 3/4
縮尺	NON	課長	課長補佐	係長	設計	検図
令和8年度		栗田	澤田	森近	川崎	河添
下水道施設管理課						


番号	名 称	材質	数量	備 考	施工内容
①	メカニカル継手	—	2個	150A×100A	新設
②	外ねじ式手動仕切弁	樹脂	3個	150A	新設

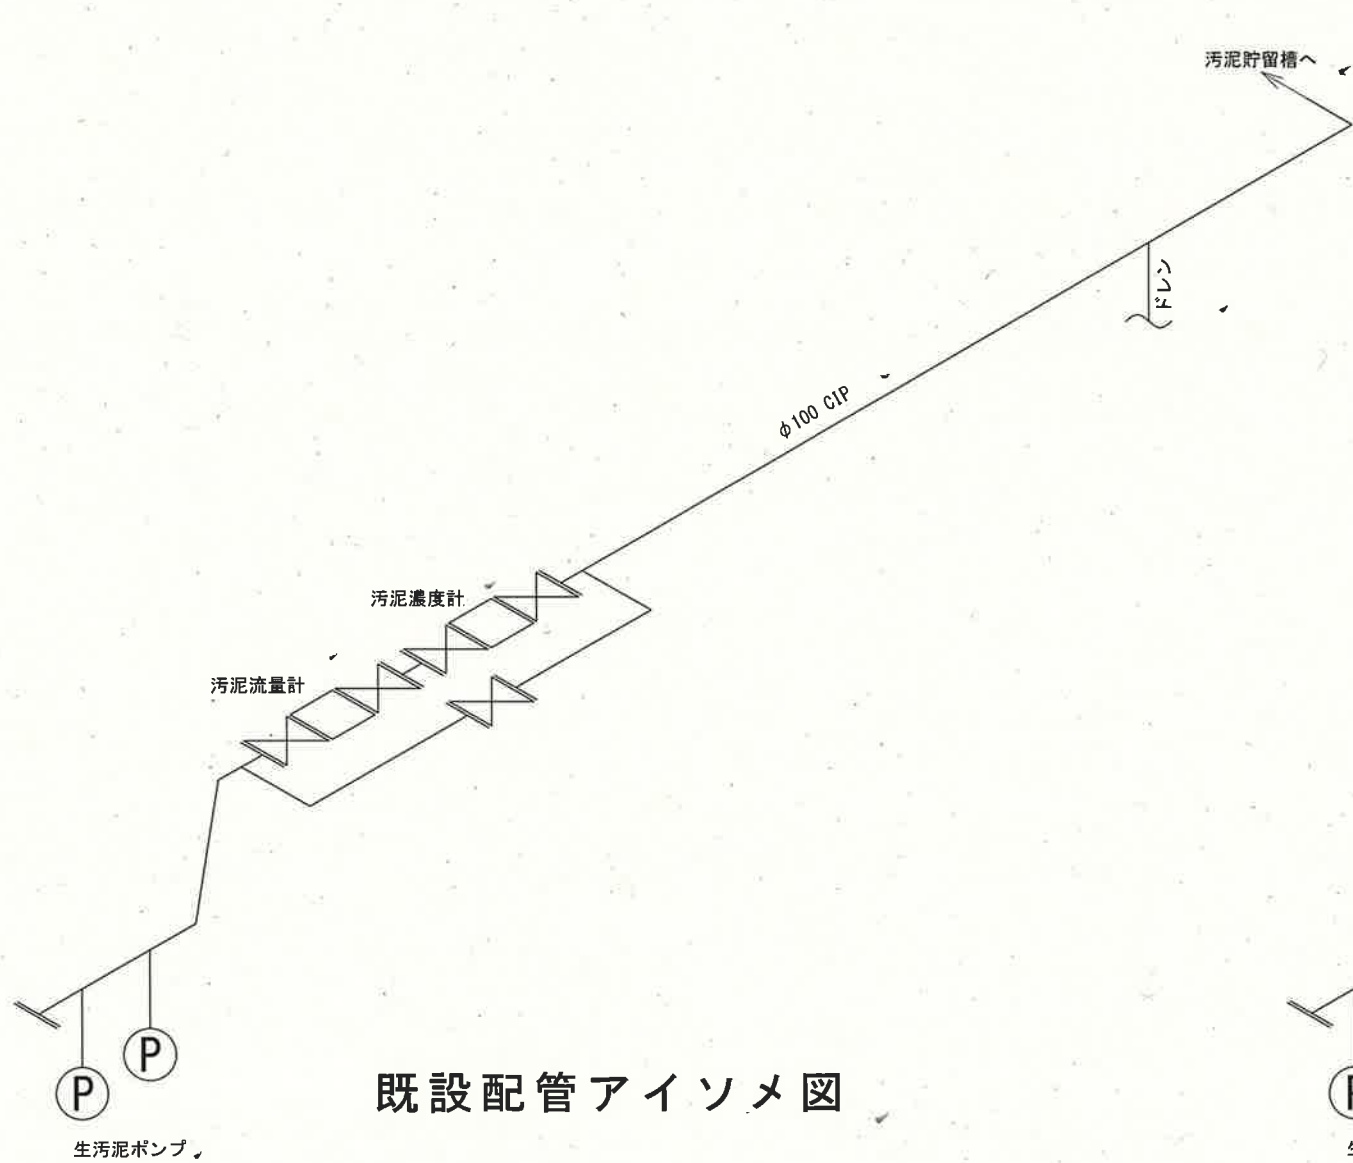

既設配管アイソメ図

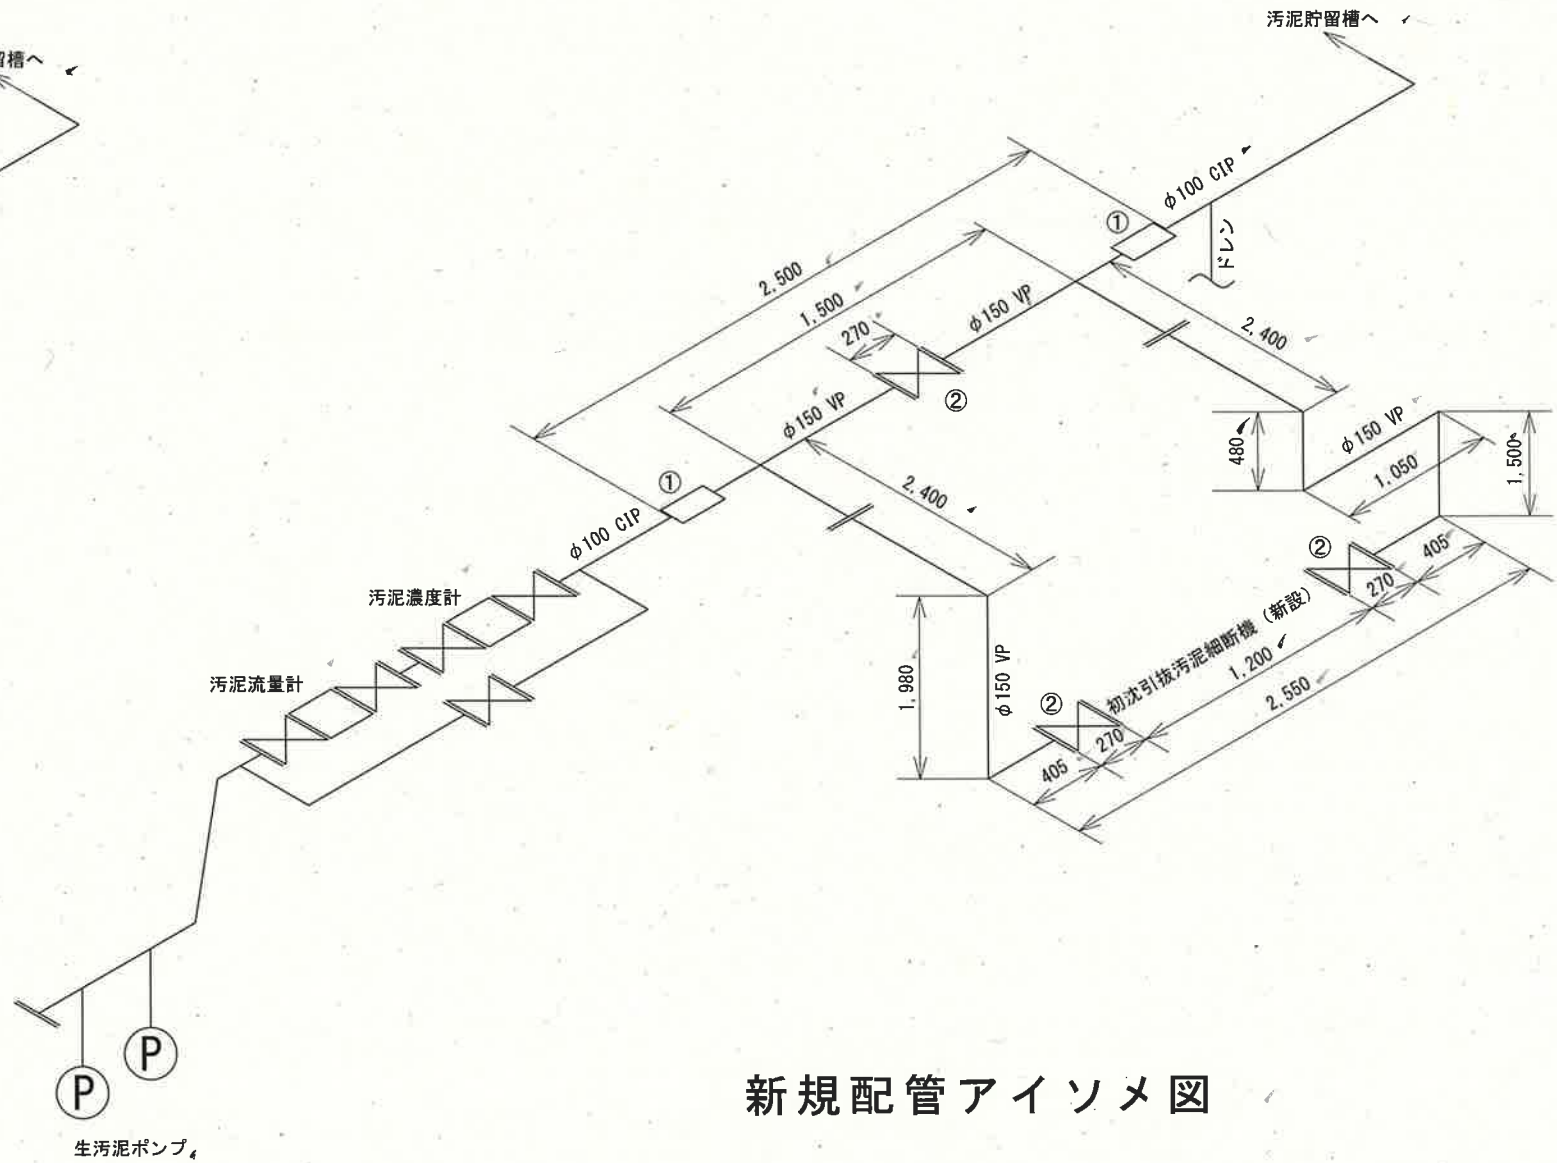

新規配管アイソメ図

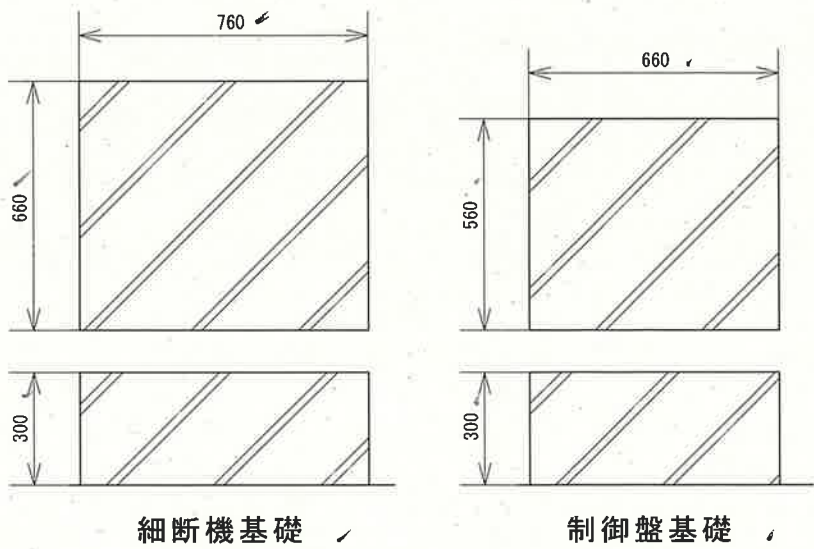

機械基礎図

本図の寸法は参考値であるため、施工においては、
現地をよく確認すること。

工事名	潮江水再生センター汚泥細断機設置工事（R8-1）					
名 称	アイソメ図					図面No. 4/4
縮 尺	NON	課長	課長補佐	係長	設計	検図
令和8年度		栗田	澤田	森近	川崎	河添
下水道施設管理課						