


























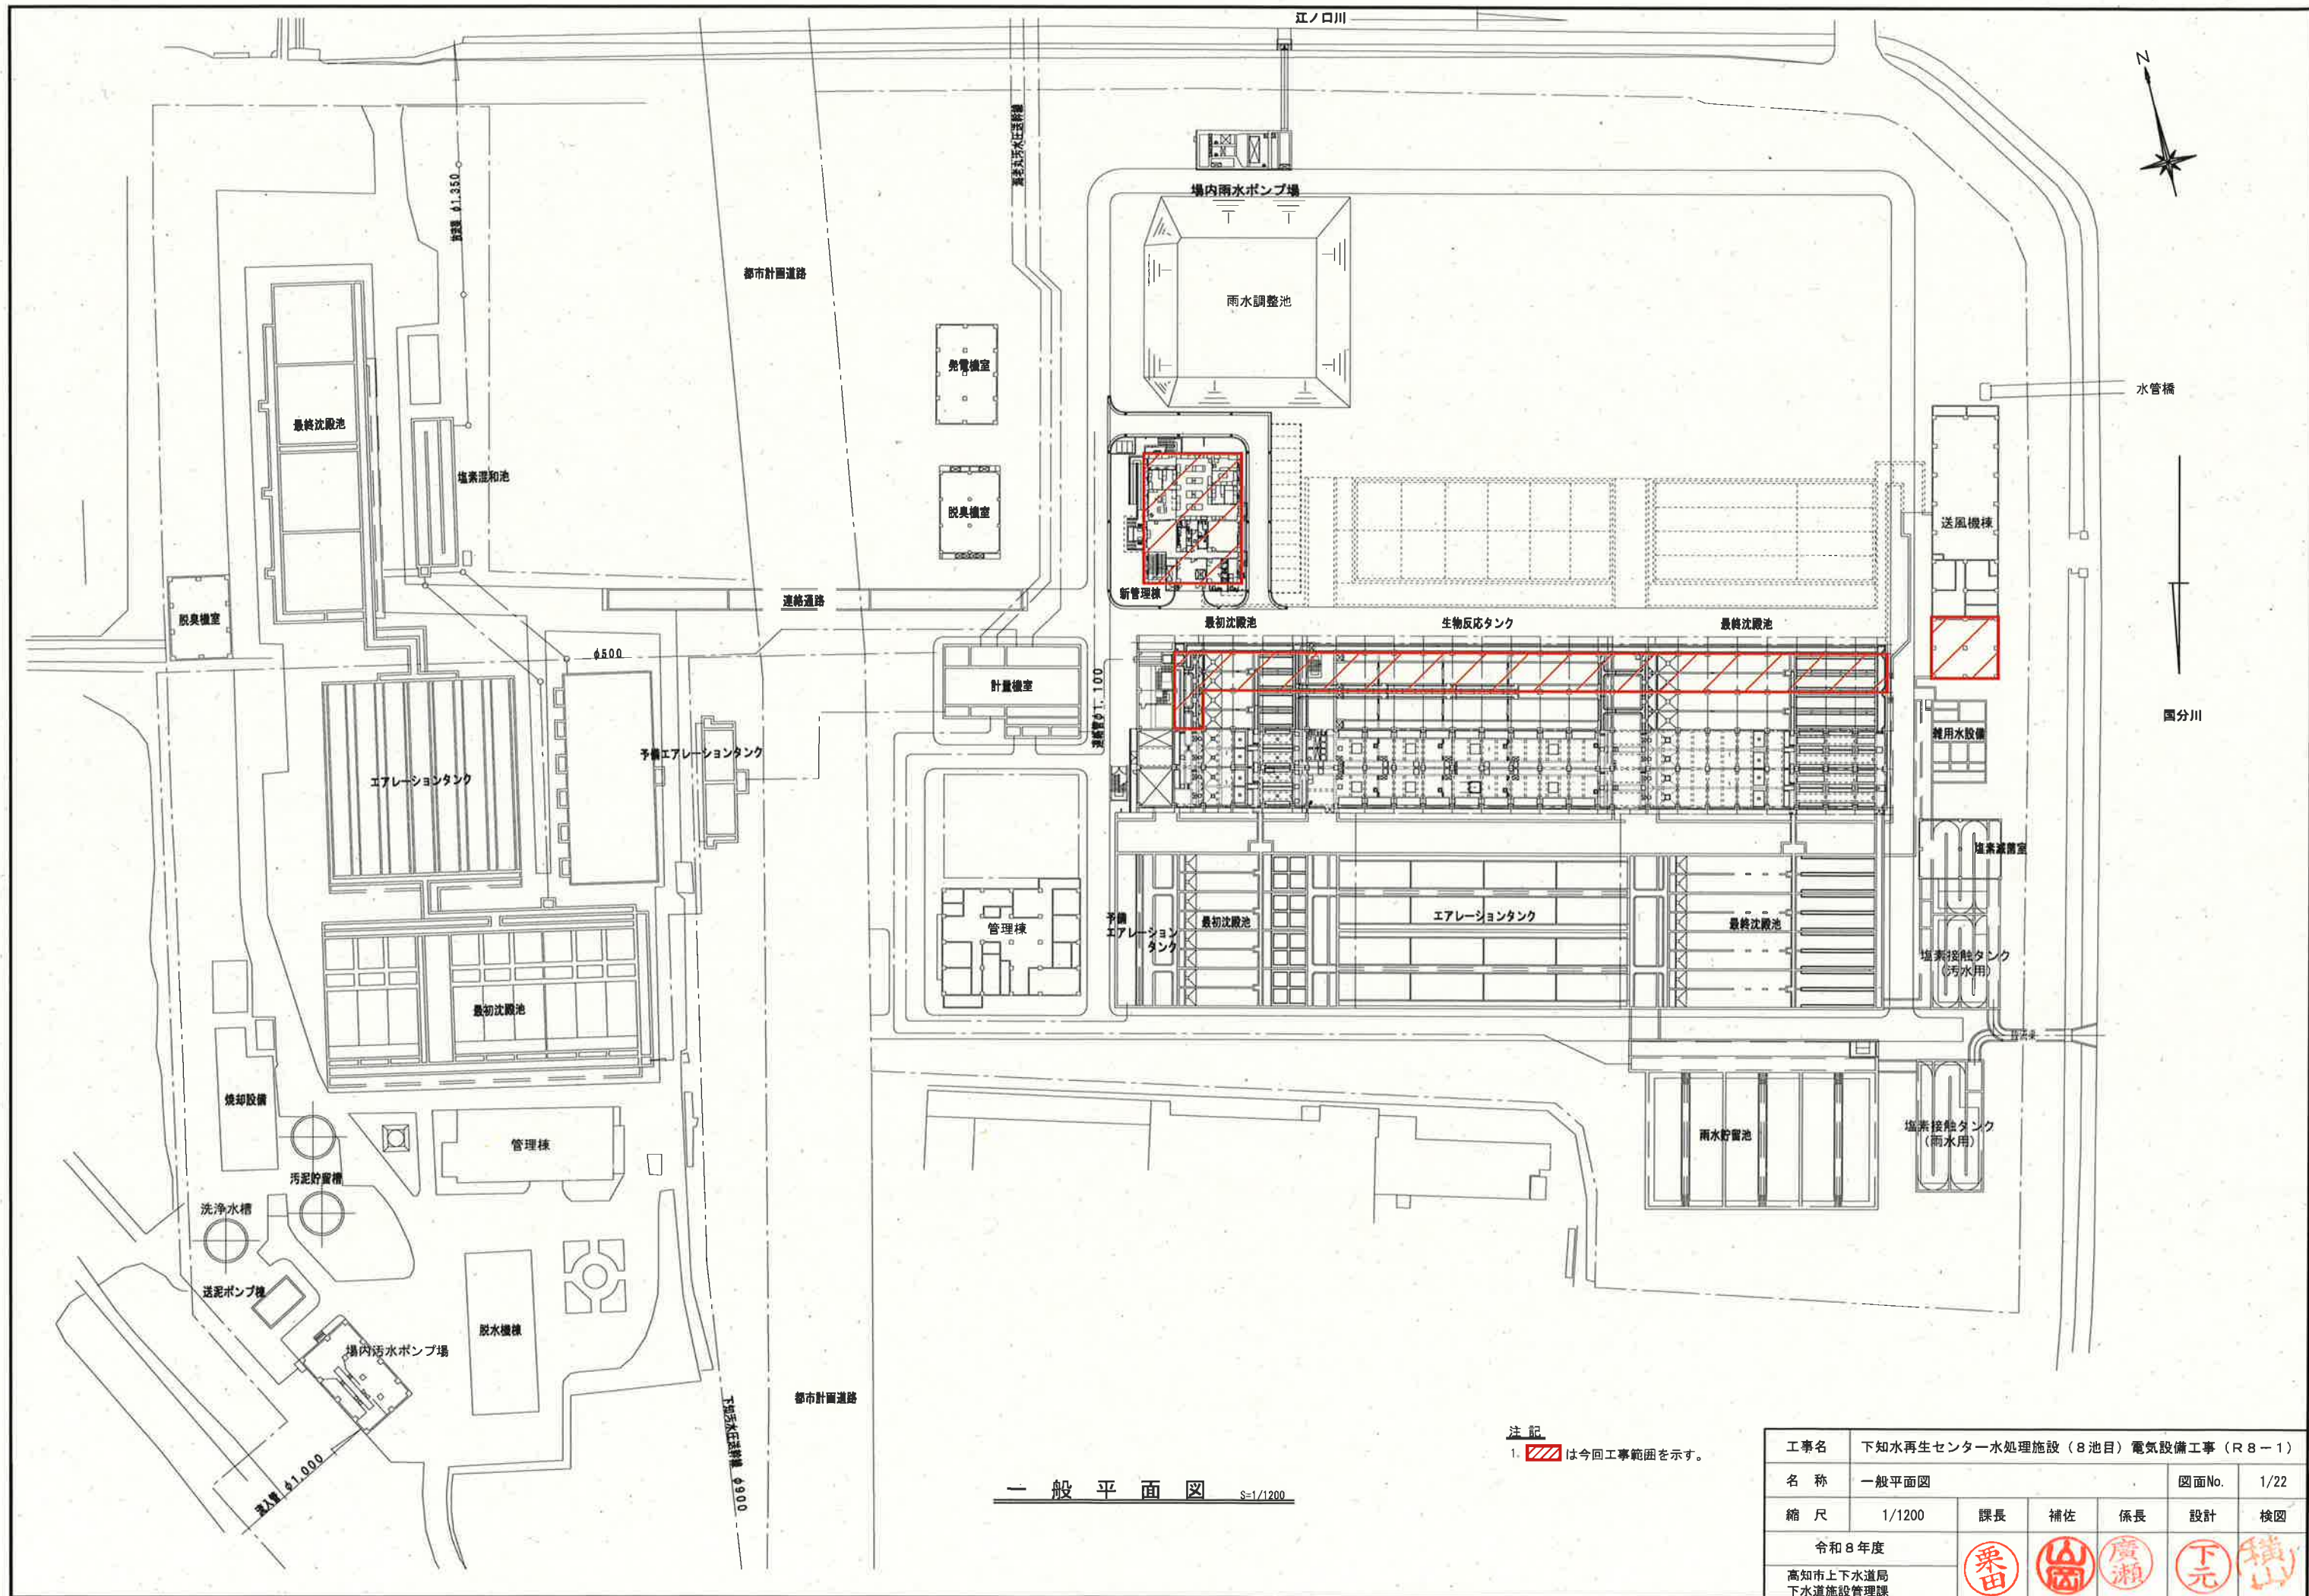


注記
1. は今回工事範囲を示す。

一般平面図 S=1/1200



工事名	下知水再生センター水処理施設（8池目）電気設備工事（R8-1）					
名称	一般平面図	図面No.		1/22		
縮尺	1/1200	課長	補佐	係長	設計	検図
令和8年度						
高知市上下水道局 下水道施設管理課						

四国電力(株)より
3φ3W 6600V 60Hz

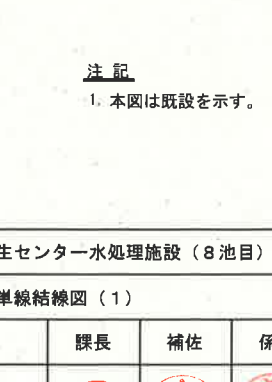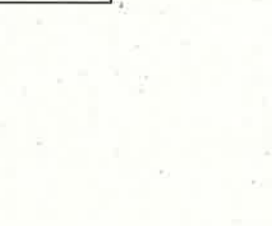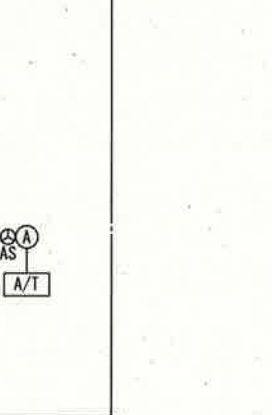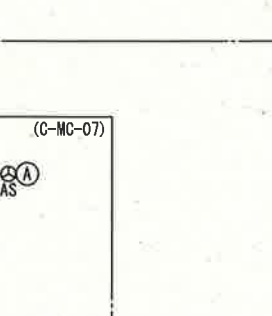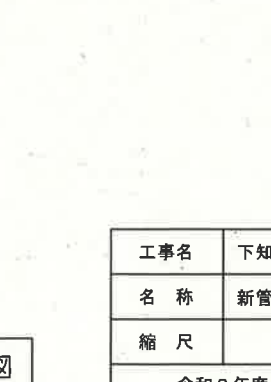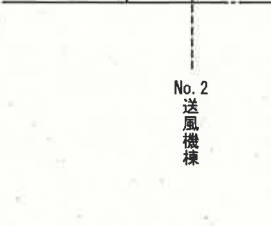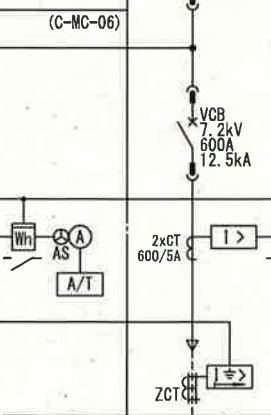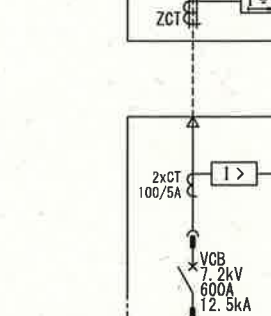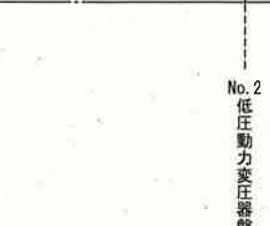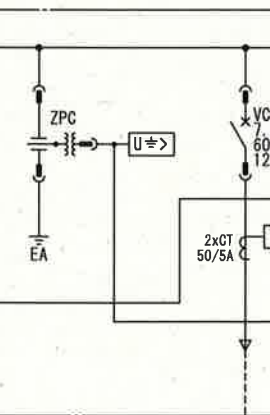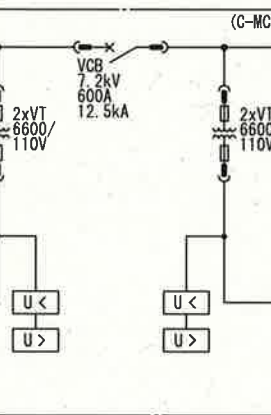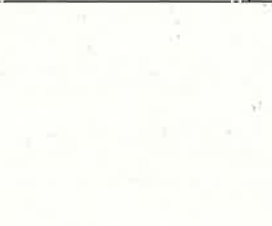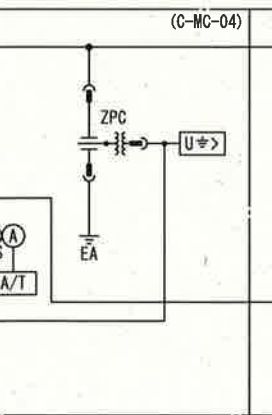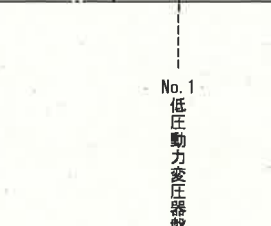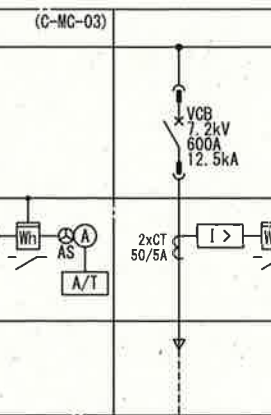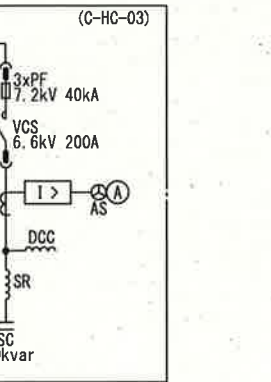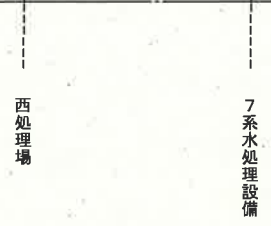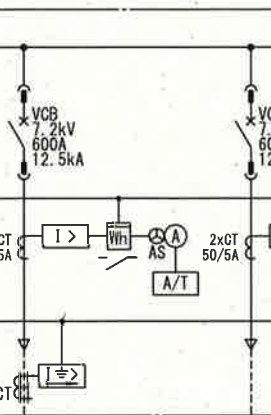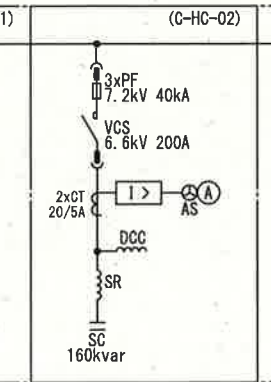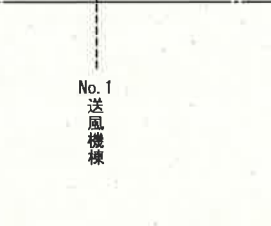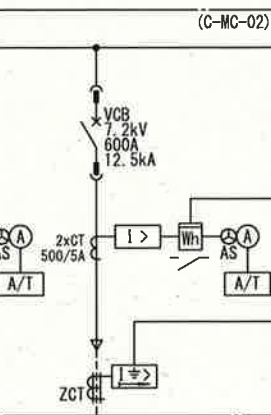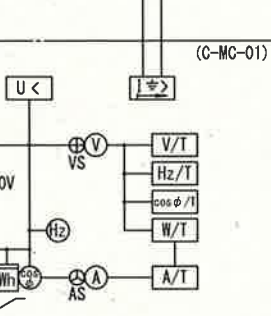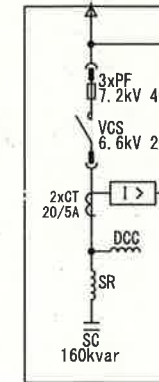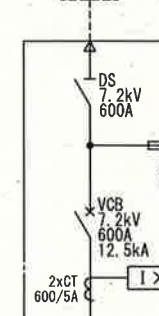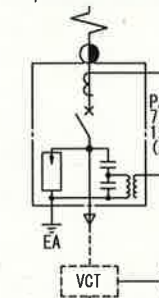

凡例

記号	名称	記号	名称	記号	名称
PAS	柱上気中負荷開閉器	V	電圧計	I>	過電流継電器
VCT	取引用変成器	VS	同上用切替スイッチ	I≠>	地絡方向継電器
DS	断路器	W	電力計	U>	過電圧継電器
VCB	真空遮断器	Wh	電力量計	U<	不足電圧継電器
VT	計器用変圧器	cosφ	力率計	U≠>	地絡過電圧継電器
CT	変流器	Hz	周波数計	U	電圧継電器
ZCT	零相変流器			RG	制限抵抗器
PF	電力ヒューズ	G	発電機	A/T	電流変換器
VCS	真空開閉器	GT	ガスタービン機関	V/T	電圧変換器
DCC	放電抵抗器	AXT	励磁用変圧器	W/T	電力変換器
SR	直列リアクトル	AVR	自動電圧調整装置	cosφ/T	力率変換器
SC	進相コンデンサ	EX	励磁装置	Hz/T	周波数変換器
ZPD	コンデンサ形計器用変圧器	9OR	電圧調整装置		
EVT	接地形計器用変圧器				
A	電流計				
AS	同上用切替スイッチ				

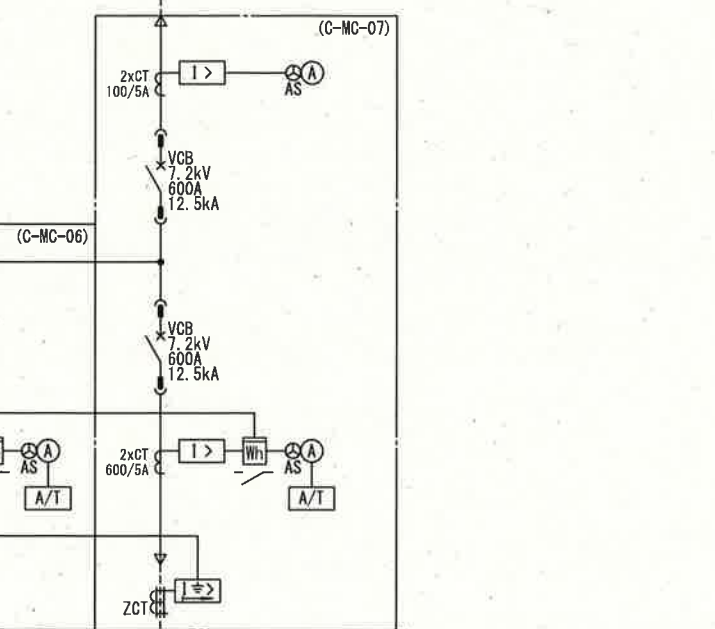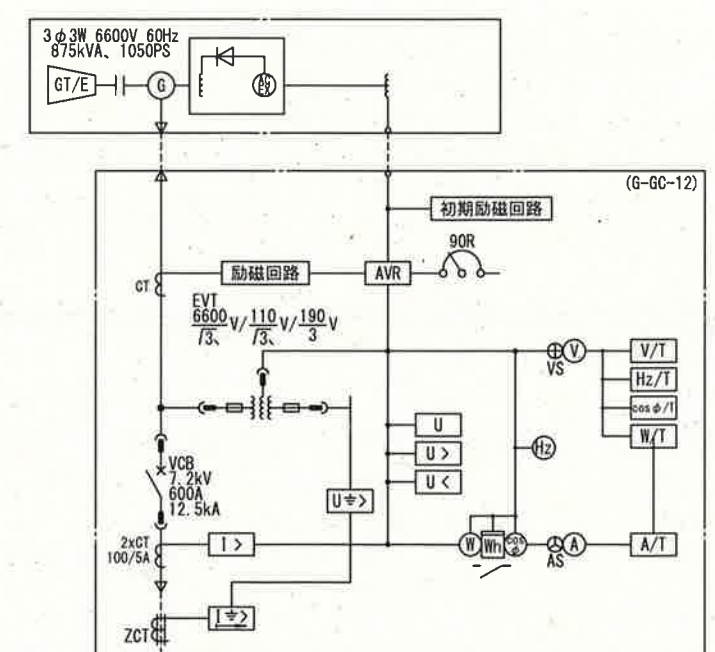


注記
1. 本図は既設を示す。

新管理棟単線結線図(1)


参考図

工事名	下水再生センター水処理施設(8池目)電気設備工事(R8-1)	図面No.	2/22
名称	新管理棟単線結線図(1)	設計	横山
縮尺	—	課長	栗田
		補佐	山岡
		係長	廣瀬
		設計	下元
		検図	横山
令和8年度 高知市上下水道局 下水道施設管理課			

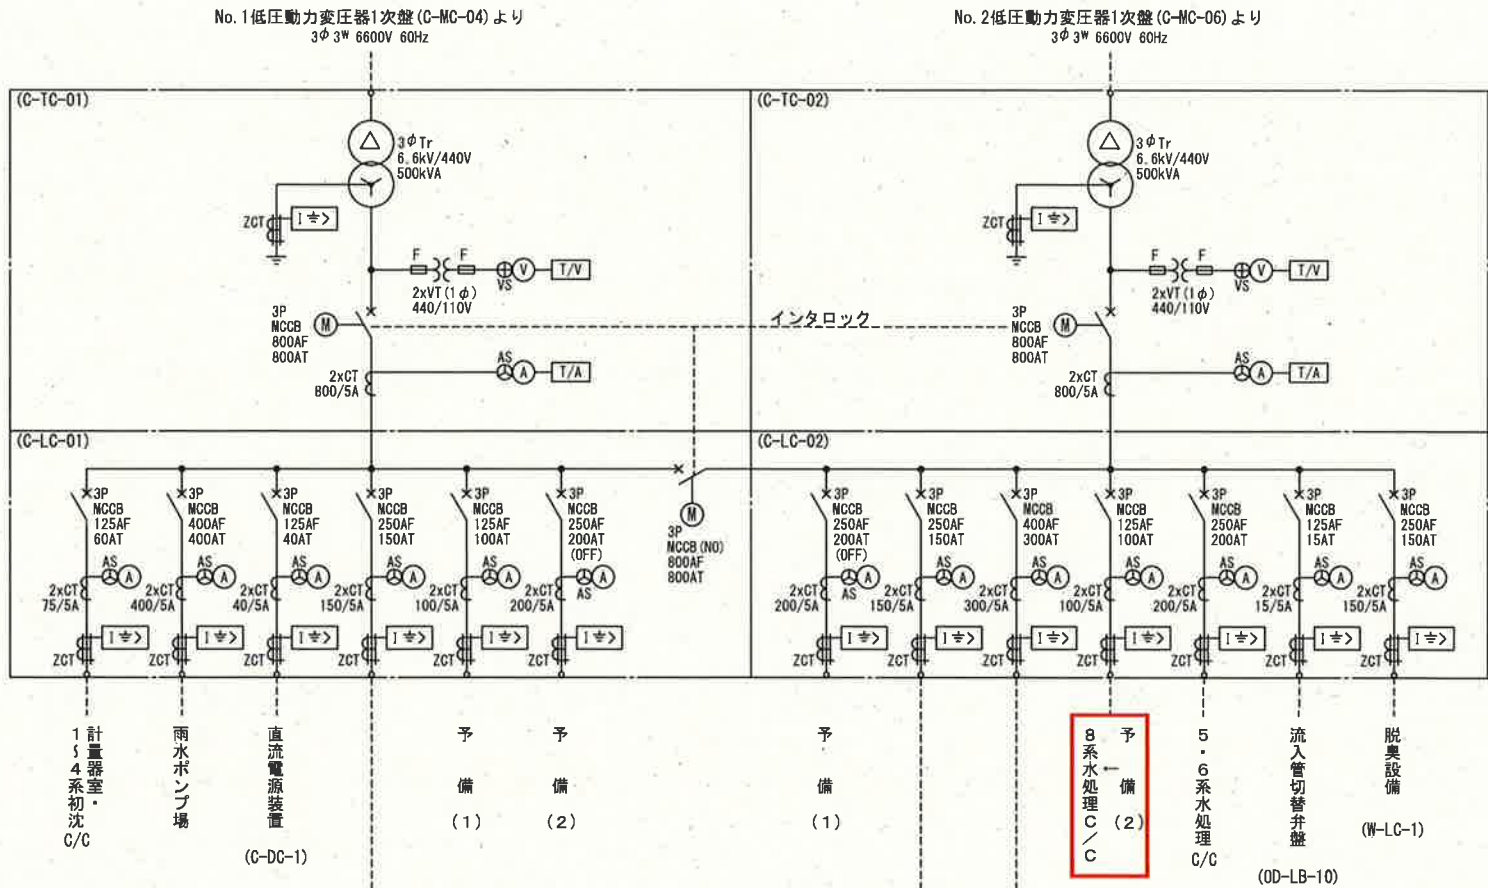

凡 例

記 号	名 称
A	交 流 電 流 計
AS	同 上 切 換 ス イ ッ チ
V	交 流 電 圧 計
VS	同 上 切 換 ス イ ッ チ
W	電 力 計
WH	電 力 量 計
I>	過 電 流 継 電 器
I<	地 絡 過 電 流 継 電 器
T	変 圧 器
VT	計 器 用 変 圧 器
CT	変 流 器
ZCT	零 相 変 流 器
VCB	真 空 遮 断 器
MCCB	配 線 用 遮 断 器
F	ヒ ュ ー ザ
☐	ト ラ ン ス ジ ュ ー サ
M	電 動 操 作
EB	第 Ⅱ 種 接 地
CP	サ ー キ ュ イ ト プ ロ テ ク タ

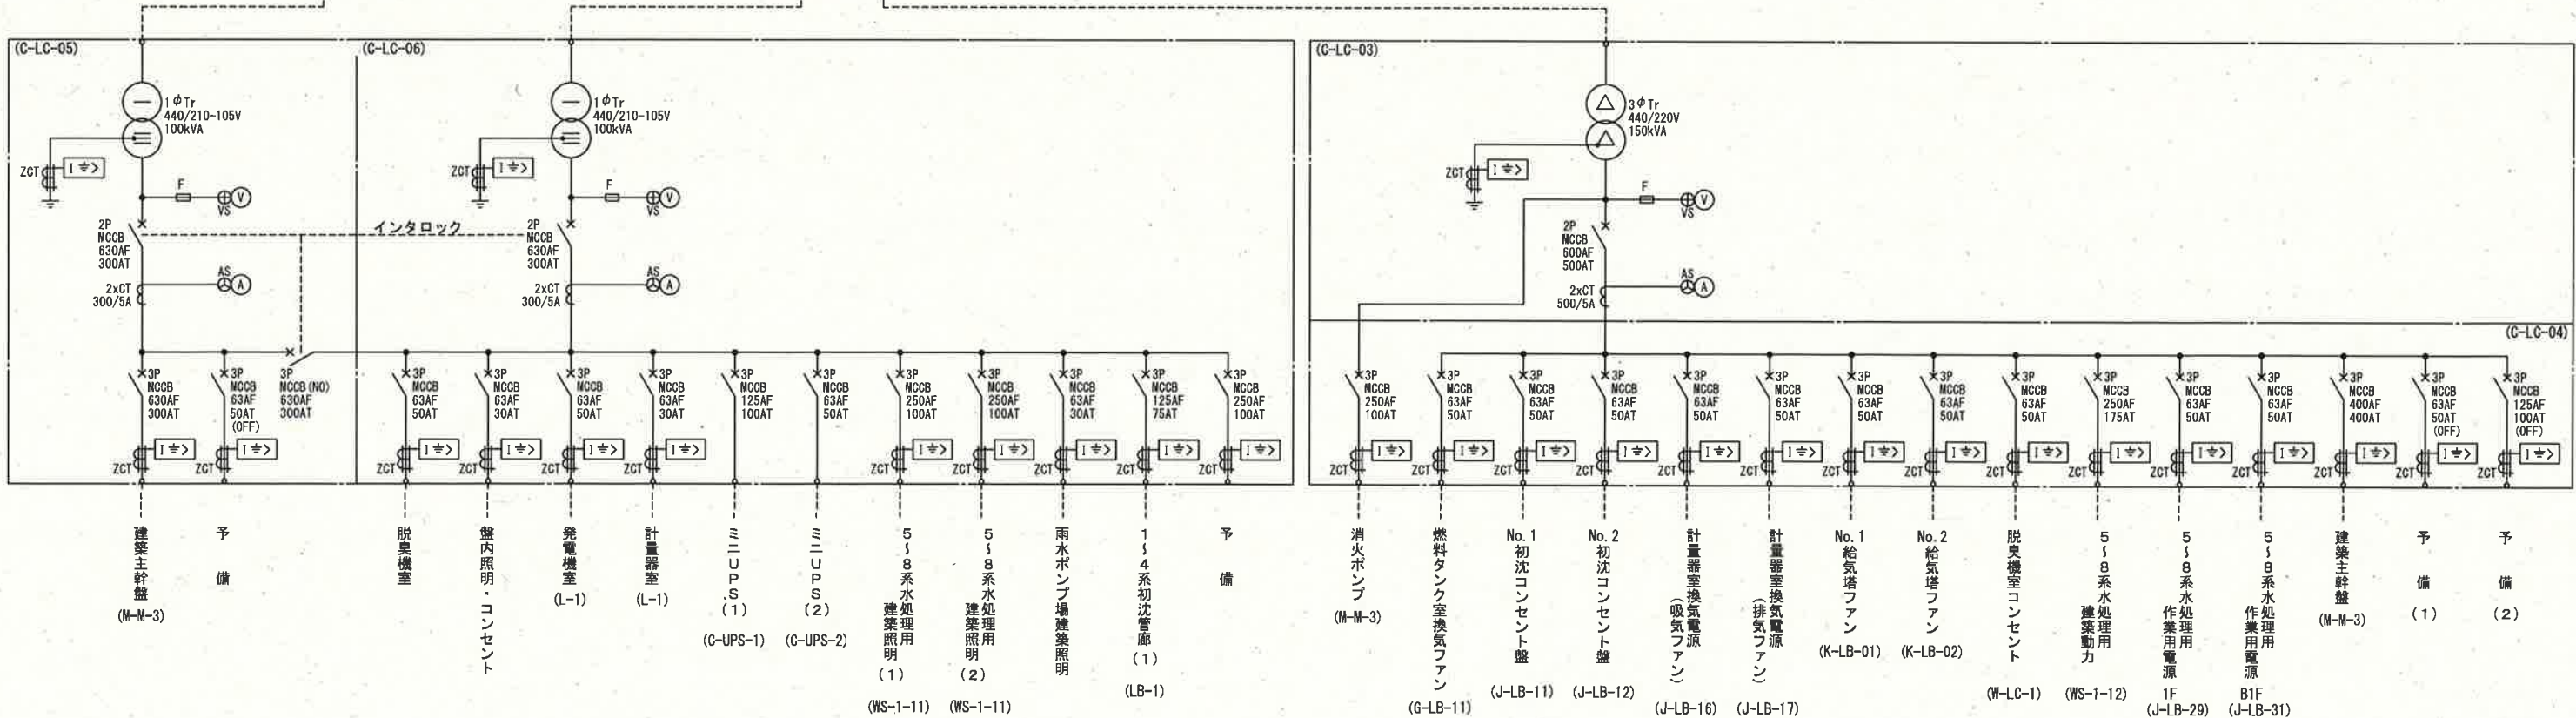

新管理棟単線結線図

注 記
1. 8 は今回を示す。

参考図

工事名	下水知水再生センター水処理施設（8池目）電気設備工事（R8-1）				
名 称	新管理棟単線結線図（2）			図面No.	3/22
縮 尺	—	課長	補佐	係長	設計
令和8年度					
高知市上下水道局 下水道施設管理課					

(G-LC-02)より
3φ 3W 440V 60Hz


F

VT

440/110V


PL

回路記号	B	B	B	B	B	B	V	B	A
負荷名称	No. 8初沈汚泥掻寄機	No. 15・16初沈汚泥引抜弁	No. 8反応タンク流入流量調節弁	No. 8反応タンク送気弁	No. 8終沈汚泥掻寄機	No. 8返送汚泥引抜弁	No. 6返送汚泥ポンプ	No. 15・16余剰汚泥引抜弁	No. 2活性炭脱臭ファン
負荷番号									
容量(kW)	0.75	0.2	0.2	0.2	0.75	0.4	15	0.2	11
数量	既設								
	今回	1	2	1	1	1	1	2	0
	全体	1	2	1	1	1	1	2	1
計器(C/C取付)	(H)(A)				(H)(A)		(H)(A)		(H)(A)
計器(LCB取付)	(A)				(A)		(A)(NI)		(A)
保護	51H, 51G	51G	51G	51G	51H, 51G	51G	51G	51G	51G
コンデンサ									
備考									

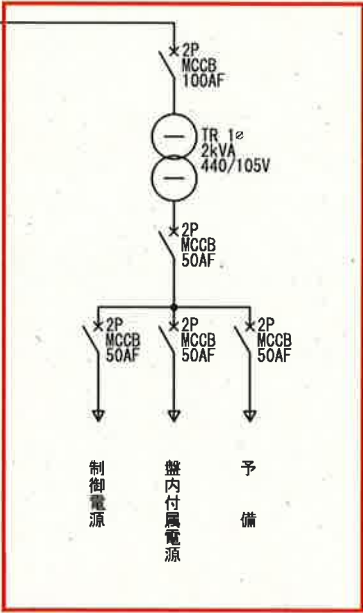

名称	非可逆	可逆	人一△	電源送り	VVVF
記号	A	B	C	D	V
結線図					

8系水処理設備コントロールセンタ単線結線図

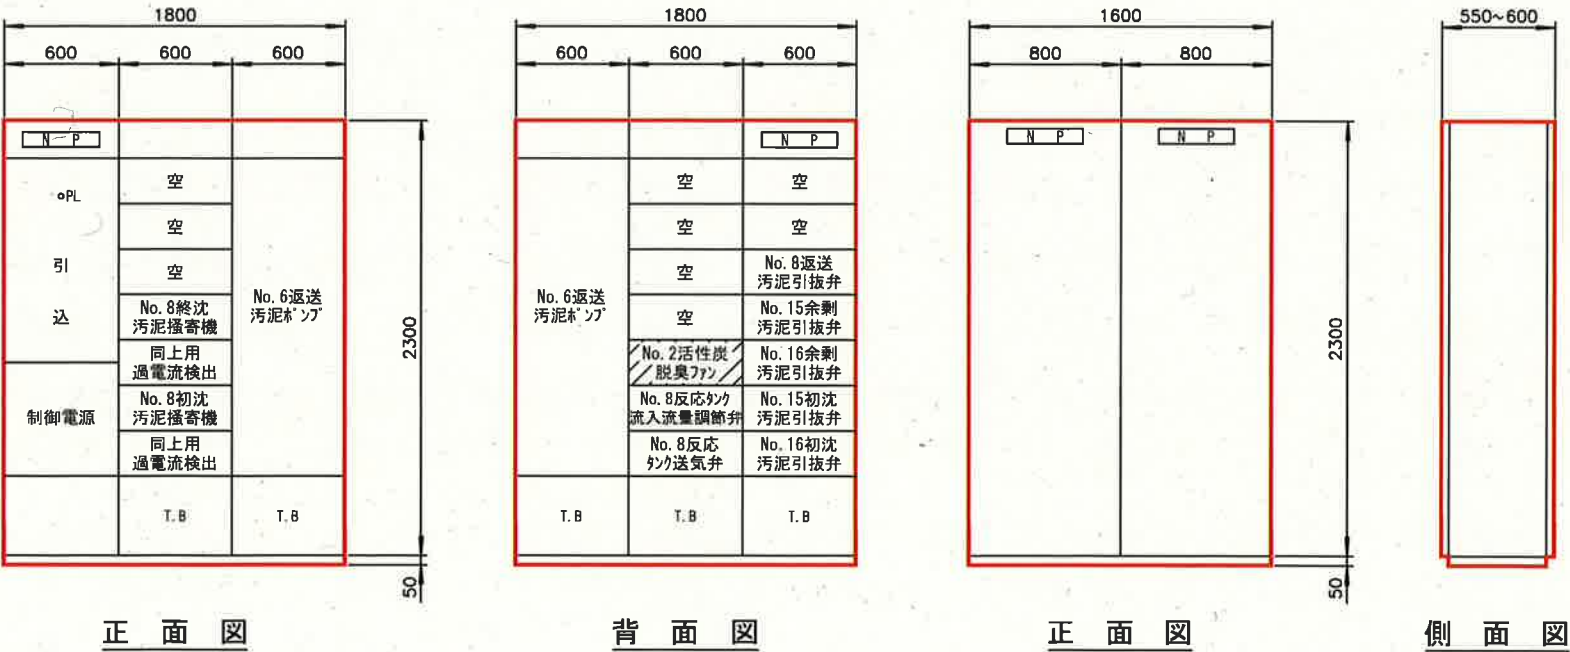


注 記
1. は今回を示す。
2. は将来を示す。

8系水処理設備コントロールセンタ外形図

8系水処理設備補助継電器盤外形図


参考図

工事名	下知水再生センター水処理施設（8池目）電気設備工事（R8-1）				
名 称	8系水処理設備コントロールセンタ 単線結線・外形図			図面No.	4/22
縮 尺	—	課長	補佐	係長	設計 検図
令和8年度					
高知市上下水道局 下水道施設管理課					

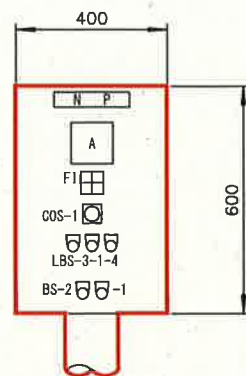


FI	
過負荷	過トルク
地絡	PPC動作

記 号	名 称	備 考
N P	No. 8初沈汚泥掻寄機	
符 号	J-LB-801	
形 式	屋内スタンド形	
面 数	1面	
盤内 付属品	復電再起動 切入 (TOG-SW) スペースヒータ	

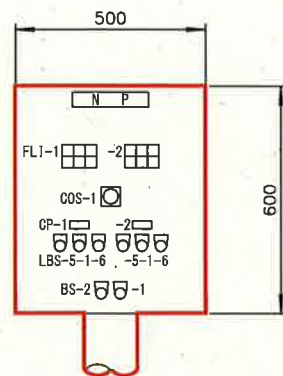


FLI-1		
NO. 15 全閉	NO. 15 過負荷	NO. 15 過トルク
NO. 15 全開	NO. 15 地絡	NO. 15 引抜渋滞
FLI-2		
NO. 16 全閉	NO. 16 過負荷	NO. 16 過トルク
NO. 16 全開	NO. 16 地絡	NO. 16 引抜渋滞

記 号	名 称	備 考
N P	No. 15・16初沈汚泥引抜弁	
符 号	J-LB-802	
形 式	屋内スタンド形	
面 数	1面	
CP-1	NO. 15初沈汚泥引抜弁	
-2	NO. 16初沈汚泥引抜弁	
盤内 付属品	スペースヒータ	

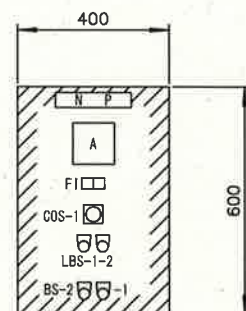


FI	
過負荷	地絡

記 号	名 称	備 考
N P	No. 2活性炭脱臭ファン	
符 号	J-LB-803	
形 式	屋内壁掛け形	
面 数	1面 (将来)	
盤内 付属品	スペースヒータ	

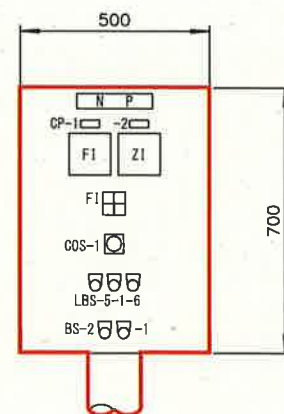


FI	
過負荷	過トルク
地絡	予備

記 号	名 称	備 考
N P	No. 8反応タンク流入流量調節弁	
符 号	J-LB-804	
形 式	屋内スタンド形	
面 数	1面	
CP-1	反応タンク流入流量	
-2	流入流量調節弁開度	
盤内 付属品	スペースヒータ	

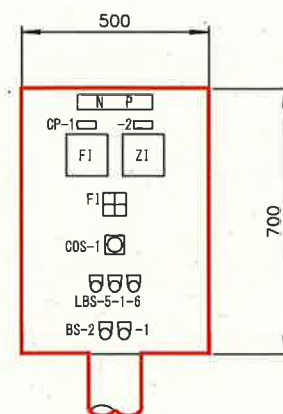


FI	
過負荷	過トルク
地絡	予備

記 号	名 称	備 考
N P	No. 8反応タンク送気弁	
符 号	J-LB-805	
形 式	屋内スタンド形	
面 数	1面	
CP-1	反応タンク風量	
-2	反応タンク送気弁開度	
盤内 付属品	スペースヒータ	

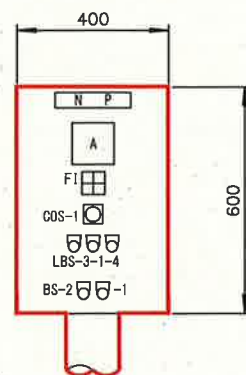


FI	
過負荷	過トルク
地絡	PPC動作

記 号	名 称	備 考
N P	No. 8終沈汚泥掻寄機	
符 号	J-LB-806	
形 式	屋内スタンド形	
面 数	1面	
盤内 付属品	復電再起動 切入 (TOG-SW) スペースヒータ	

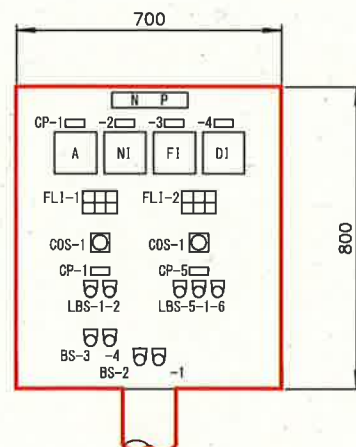


FLI-1		
NO. 6 過負荷	VVVF故障	引抜弁 全て全閉
NO. 6 地絡	返送汚泥 濃度低	予備
FLI-2		
NO. 8 引抜弁 全閉	NO. 8 引抜弁 過負荷	NO. 8 引抜弁 過トルク
NO. 8 引抜弁 全閉	NO. 8 引抜弁 地絡	予備

記 号	名 称	備 考
N P	No. 6返送汚泥ポンプ	
符 号	J-LB-807	
形 式	屋内スタンド形	
面 数	1面	
CP-1	NO. 6返送汚泥ポンプ	
-2	NO. 6返送汚泥ポンプ回転数	
-3	NO. 6返送汚泥流量	
-4	NO. 6返送汚泥濃度	
-5	NO. 8返送汚泥引抜弁	
盤内 付属品	スペースヒータ	

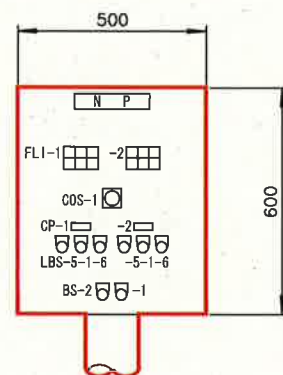

FLI-1		
NO. 15 全閉	NO. 15 過負荷	NO. 15 過トルク
NO. 15 全開	NO. 15 地絡	NO. 15 引抜渋滞
FLI-2		
NO. 16 全閉	NO. 16 過負荷	NO. 16 過トルク
NO. 16 全開	NO. 16 地絡	NO. 16 引抜渋滞

記 号	名 称	備 考
N P	No. 15・16余剰汚泥引抜弁	
符 号	J-LB-808	
形 式	屋内スタンド形	
面 数	1面	
CP-1	NO. 15余剰汚泥引抜弁	
-2	NO. 16余剰汚泥引抜弁	
盤内 付属品	スペースヒータ	

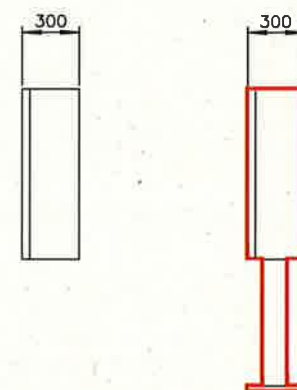

屋内壁掛け形 屋内スタンド形

現場操作盤側面図


凡 例	記 号	名 称
	COS-1	切換スイッチ (現場-中央)
	LBS-1	照光式押釦スイッチ (停止)
	-2	" (運転)
	-3	" (逆転)
	-4	" (正転)
	-5	" (閉)
	-6	" (開)
	BS-1	押釦スイッチ (故障復帰)
	-2	" (ランプテスト)
	-3	" (減速)
	-4	" (増速)

- 注 記
1. は今回を示す。
 2. は将来を示す。

参考図

工事名	下知水再生センター水処理施設 (8池目) 電気設備工事 (R8-1)				
名 称	現場操作盤外形図			図面No.	5/22
縮 尺	—	課長	補佐	係長	設計 検図
令和8年度					
高知市上下水道局 下水道施設管理課					


[illegible]

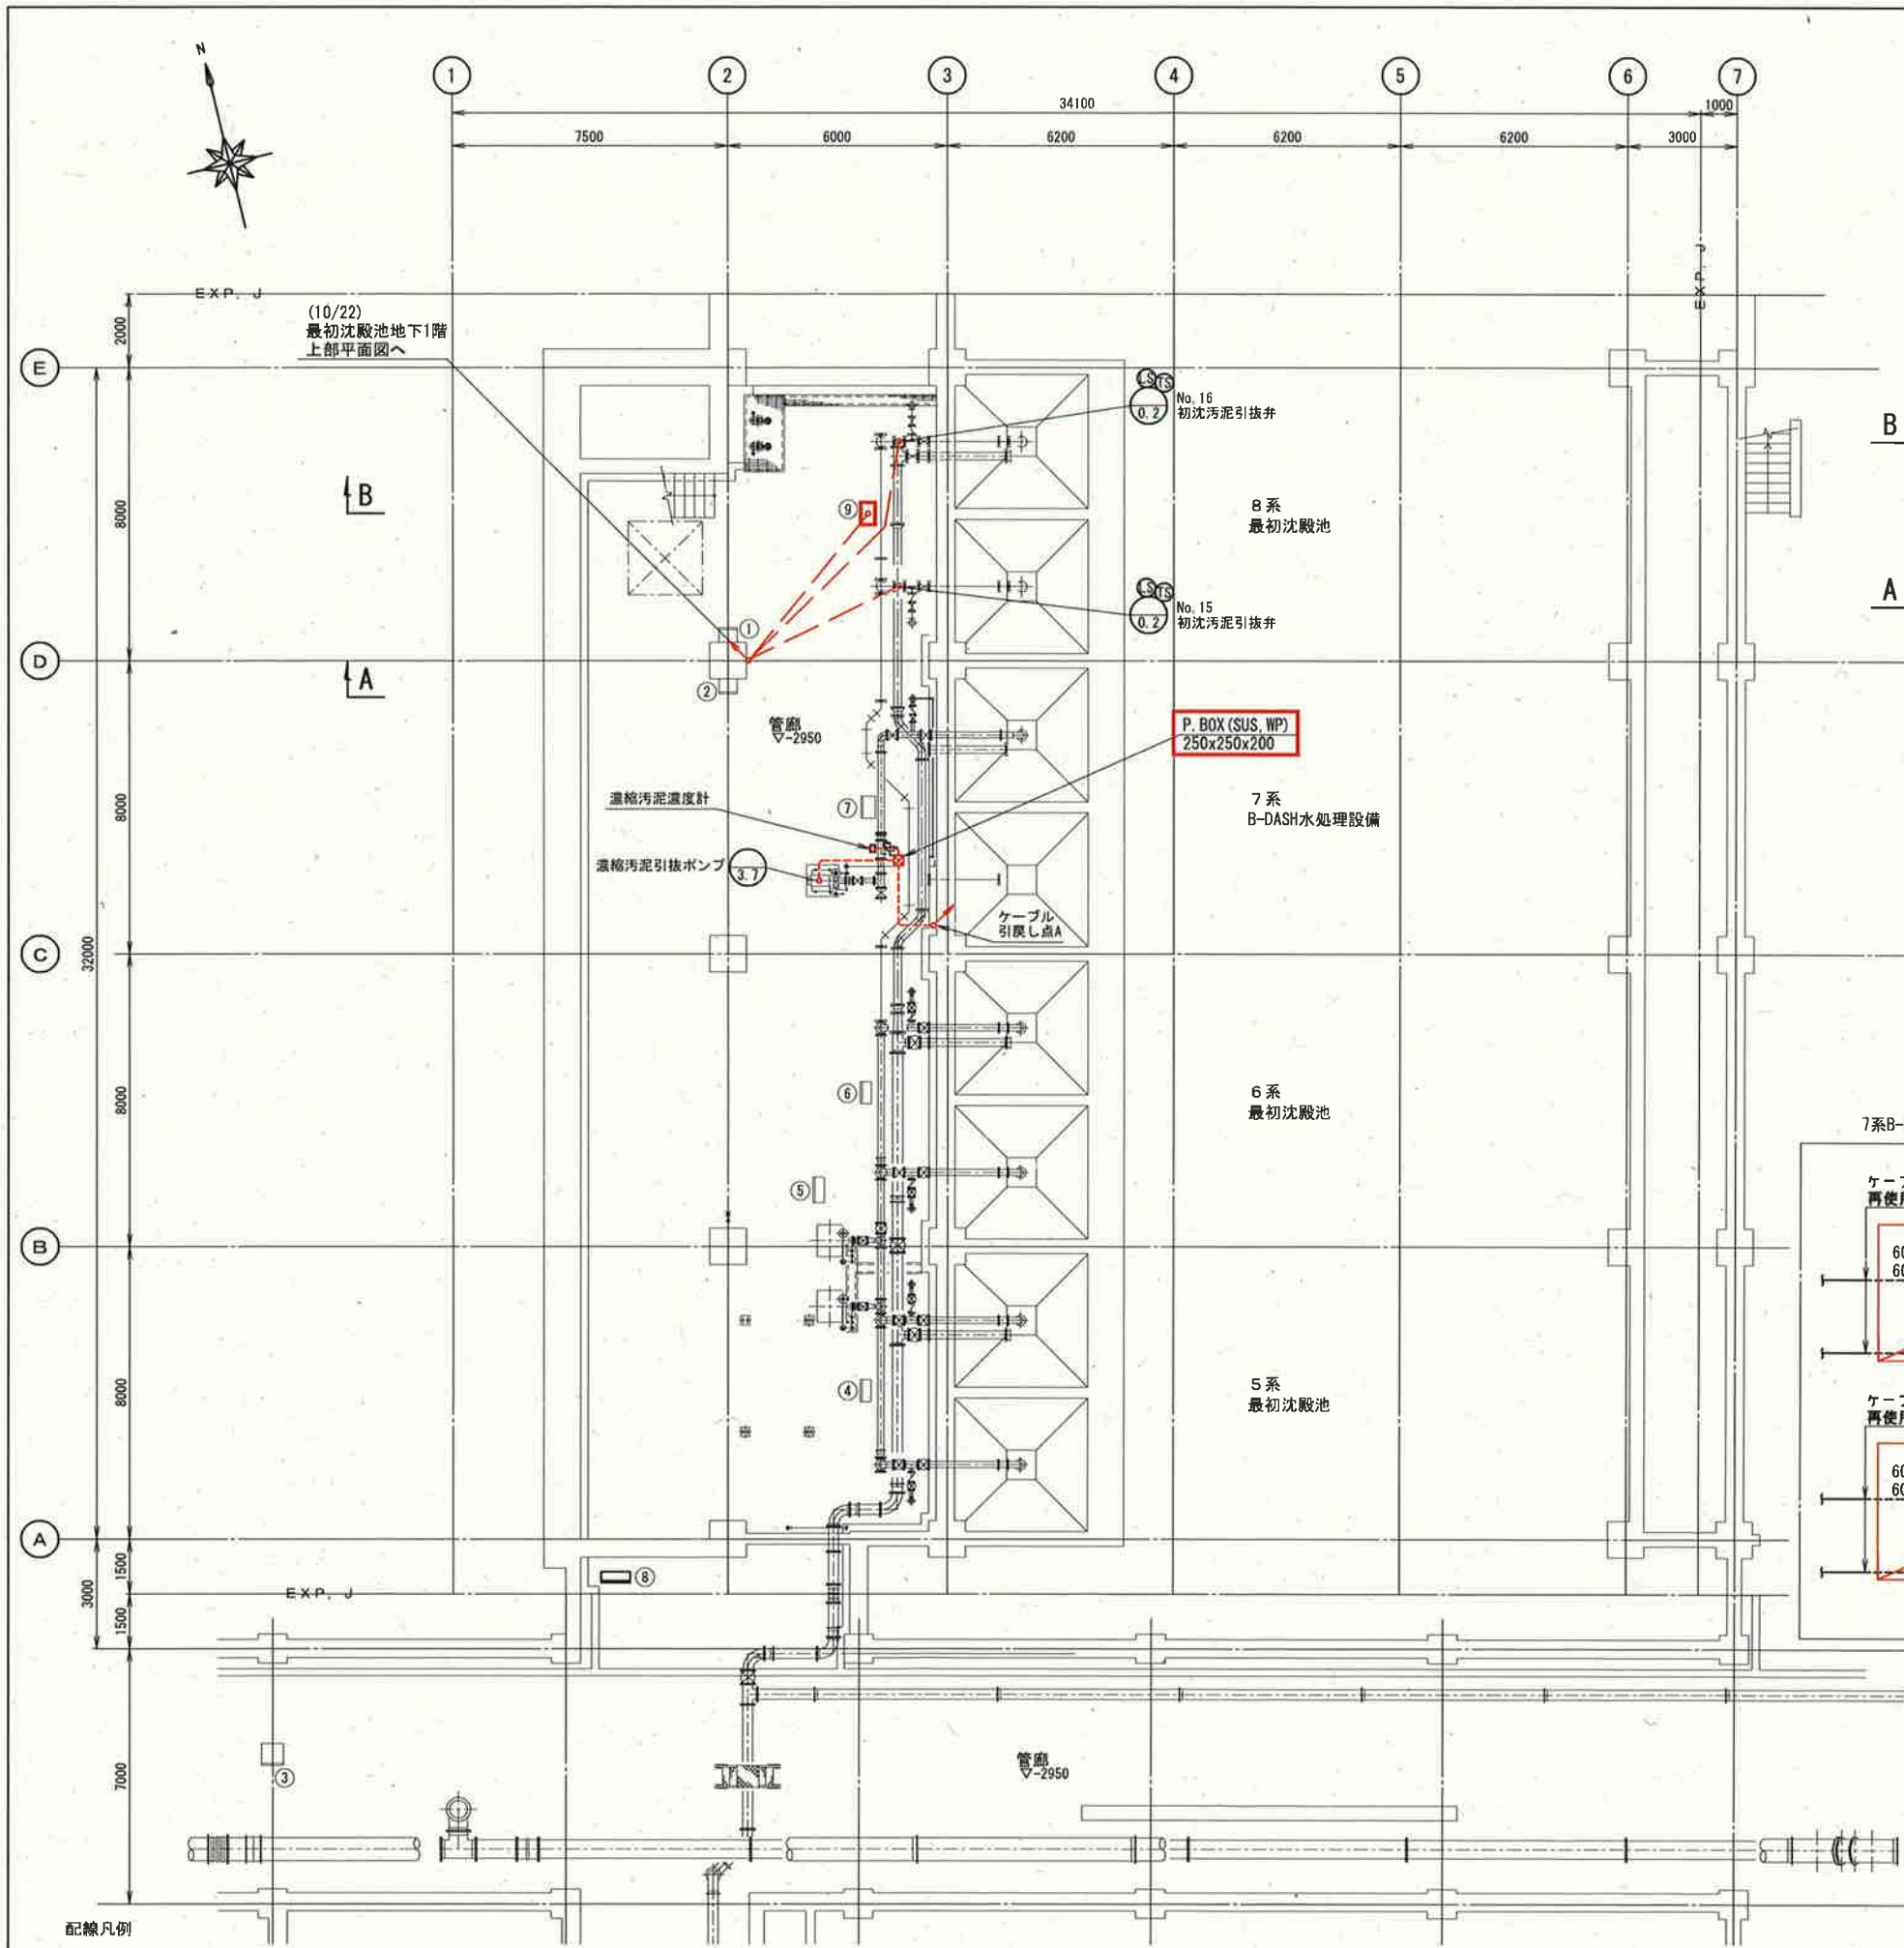


- 配線凡例
- ：ピット&ダクト内配線
 - ：地中埋設配線
 - ：ラック配線
 - ：露出電線管
 - ：埋込電線管

最初沈殿池地下1階下部平面図 S=1/200

凡例	番 号	盤記号	盤 名 称	備 考
①		J-LB-23	No. 2・3初沈床排水ポンプ現場操作盤	
②		J-LB-31	初沈BIF作業用電源盤	
③		OD-LB-10	流入管切替弁現場操作盤	
④		J-LB-22	No. 9・10初沈汚泥引抜弁現場操作盤	
⑤		J-LB-21	No. 3・4初沈汚泥引抜ポンプ現場操作盤	
⑥		J-LB-35	No. 11・12初沈汚泥引抜弁現場操作盤	
⑦		LCB-7-6	濃縮汚泥引抜現場操作盤	
⑧		TB-2	中継端子盤 (1～4系最初沈殿池、5～6系水処理施設)	
⑨		J-LB-802	No. 15・16初沈汚泥引抜弁現場操作盤	今 回

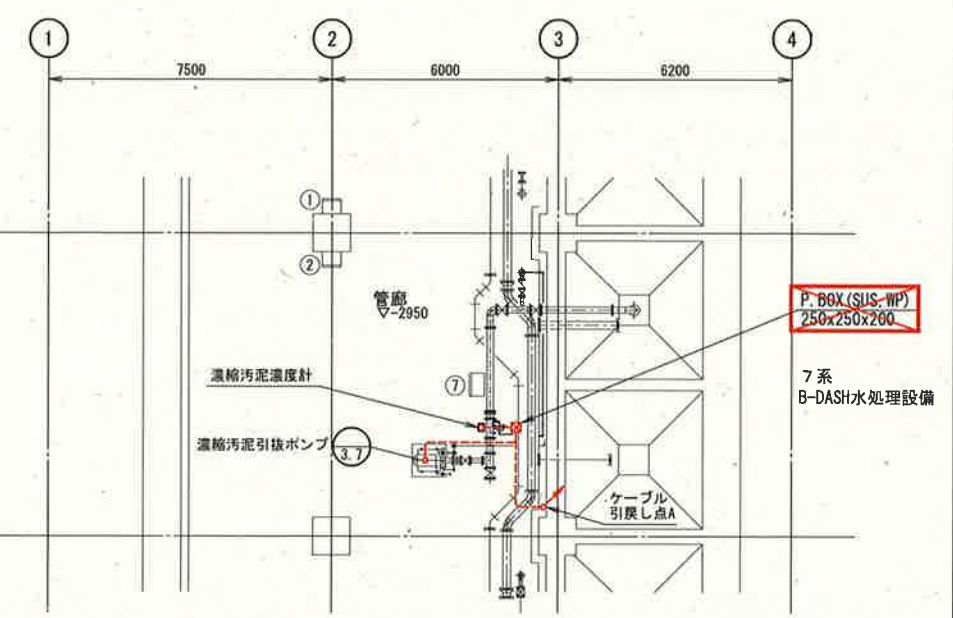




最初沈殿池地下1階下部平面図 S=1/200
(撤去)

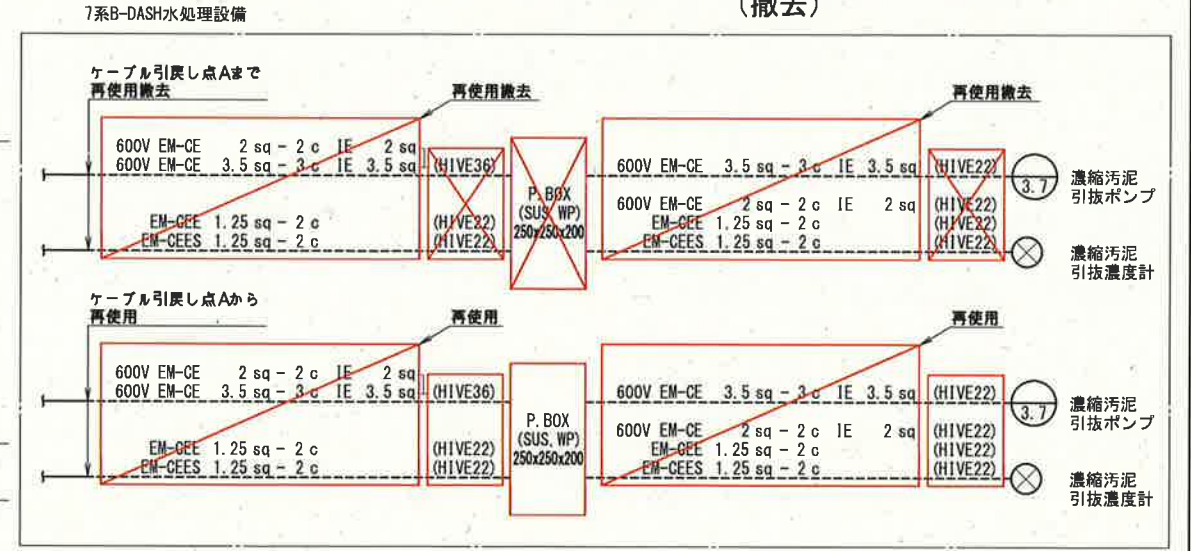

- 注記
- ① は今回を示す。
 - ② は今回撤去を示す。
 - ③ は再使用(撤去)を示す。
 - 動力負荷(電動機)等の新設は、別途工事とする。
 - 埋込配管を含め、上記以外は既設を示す。

参考図

工事名	下水知再生センター水処理施設(8池目)電気設備工事(R8-1)				
名称	最初沈殿池地下1階下部平面図			図面No.	9/22
縮尺	1/200	課長	補佐	係長	設計
令和8年度			栗田	山岡	廣瀬
高知市上下水道局			下元	橋山	
下水道施設管理課					

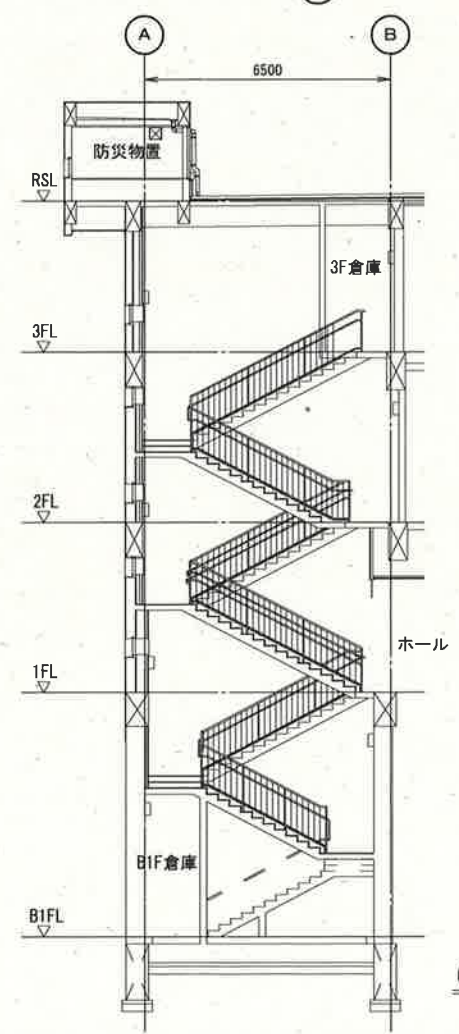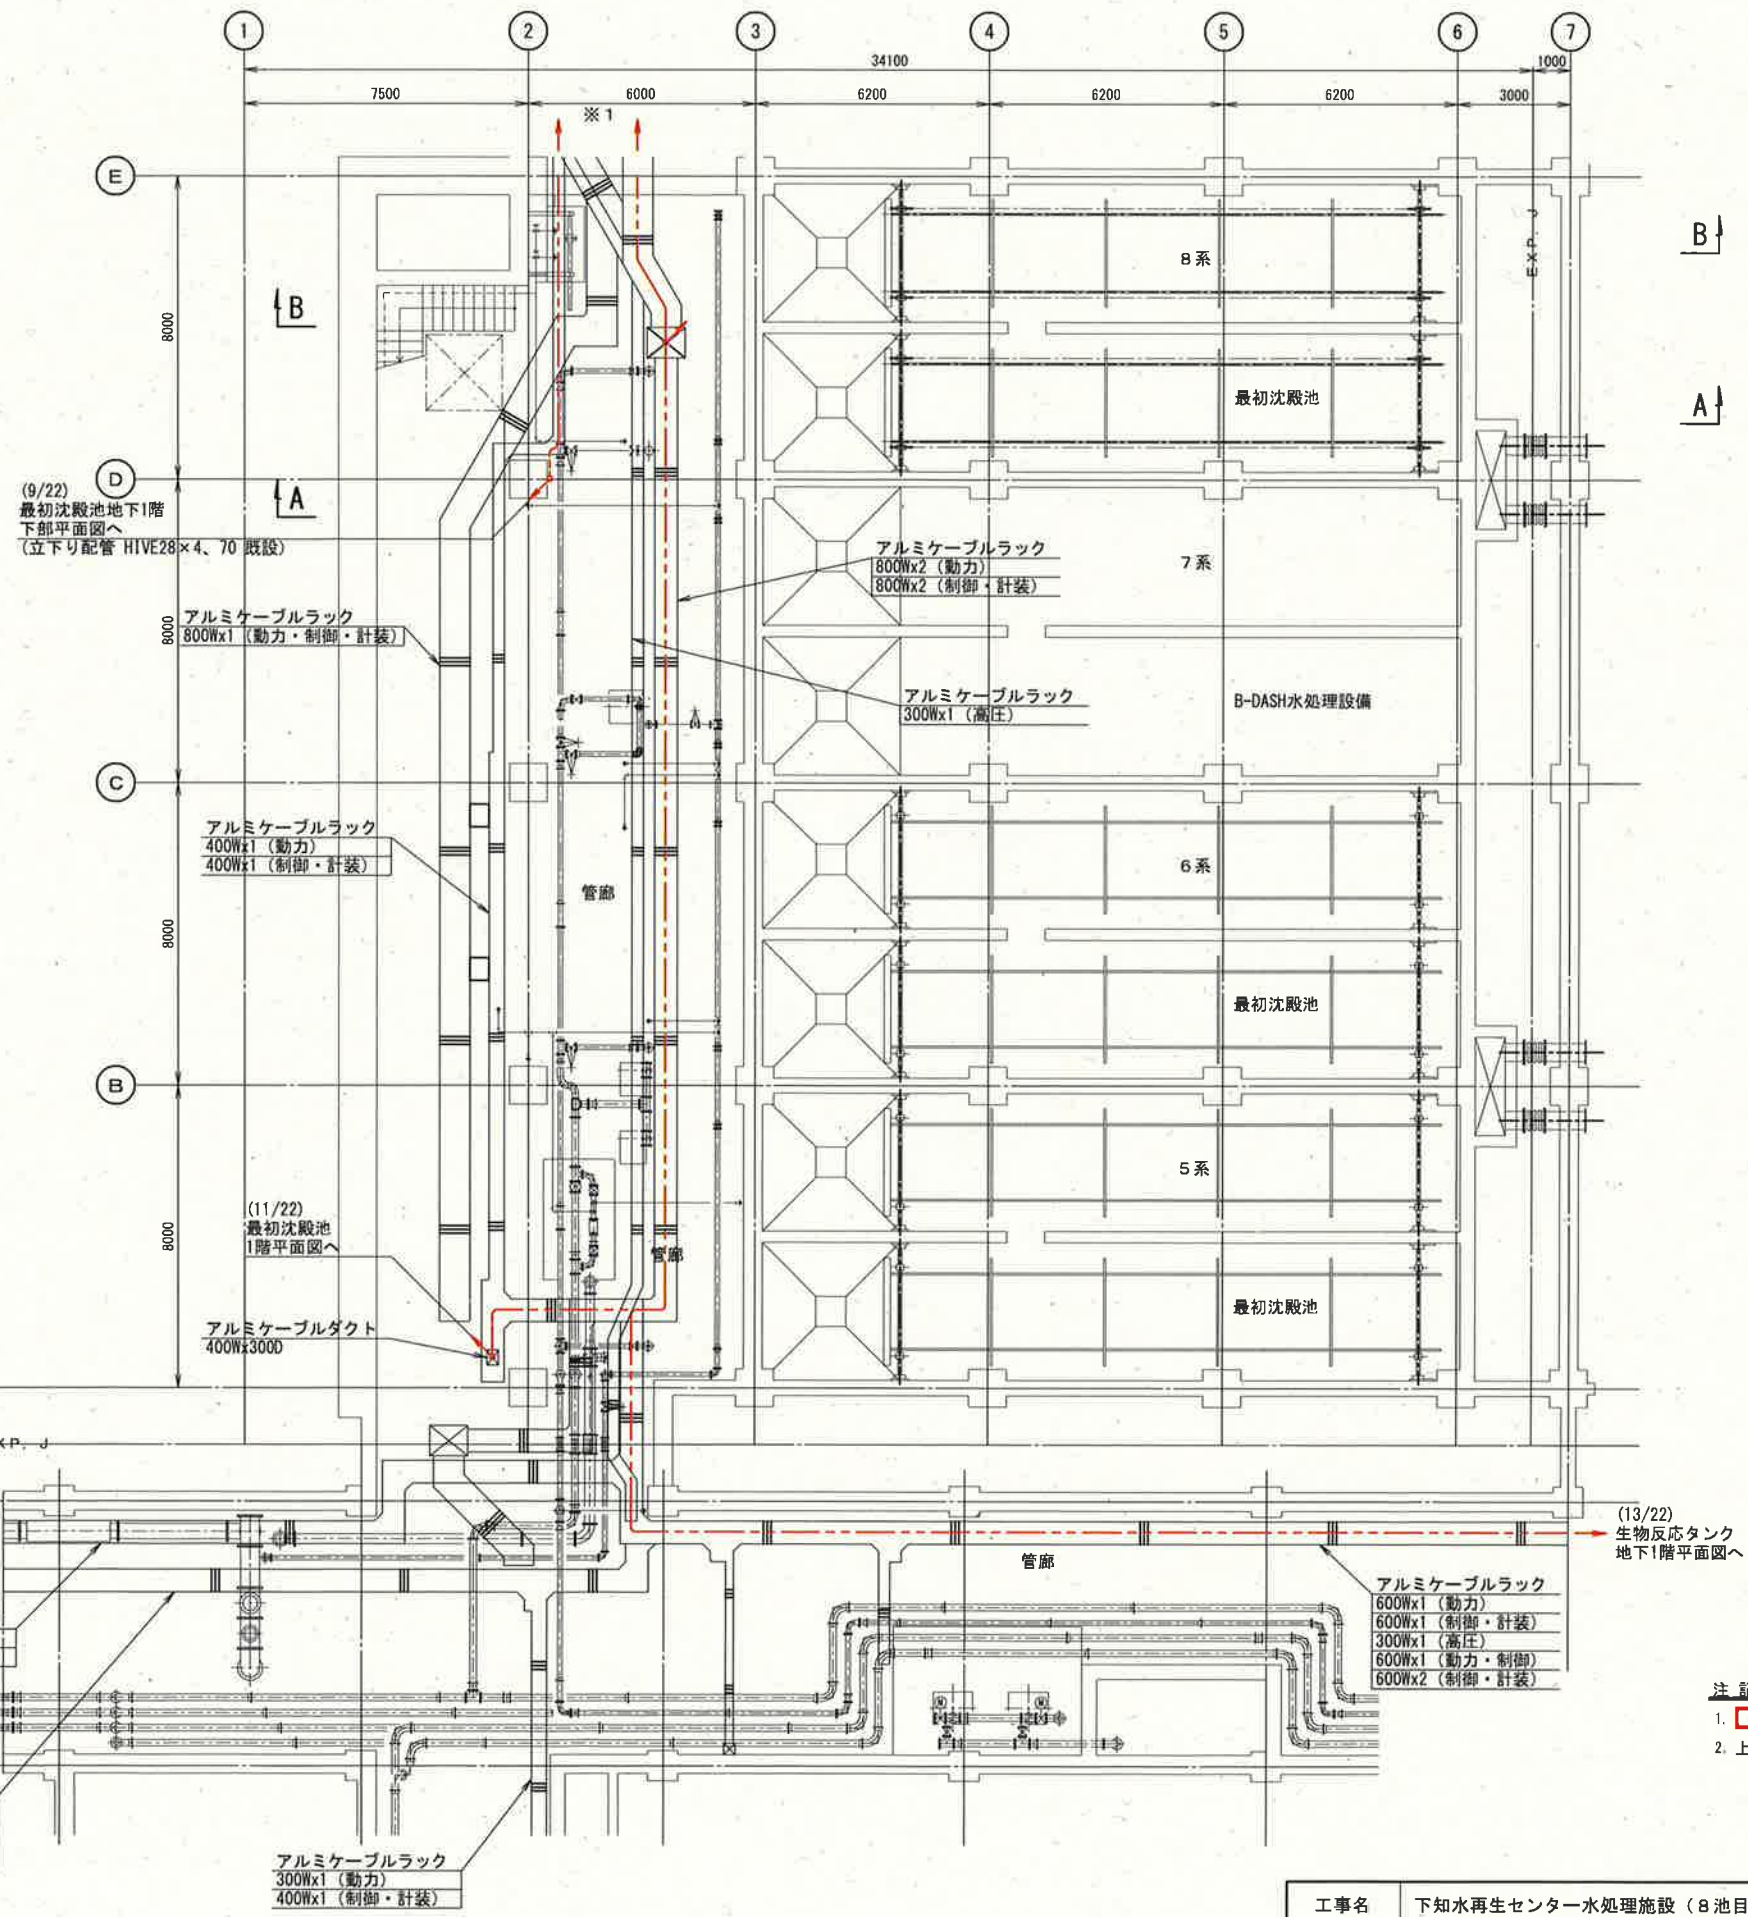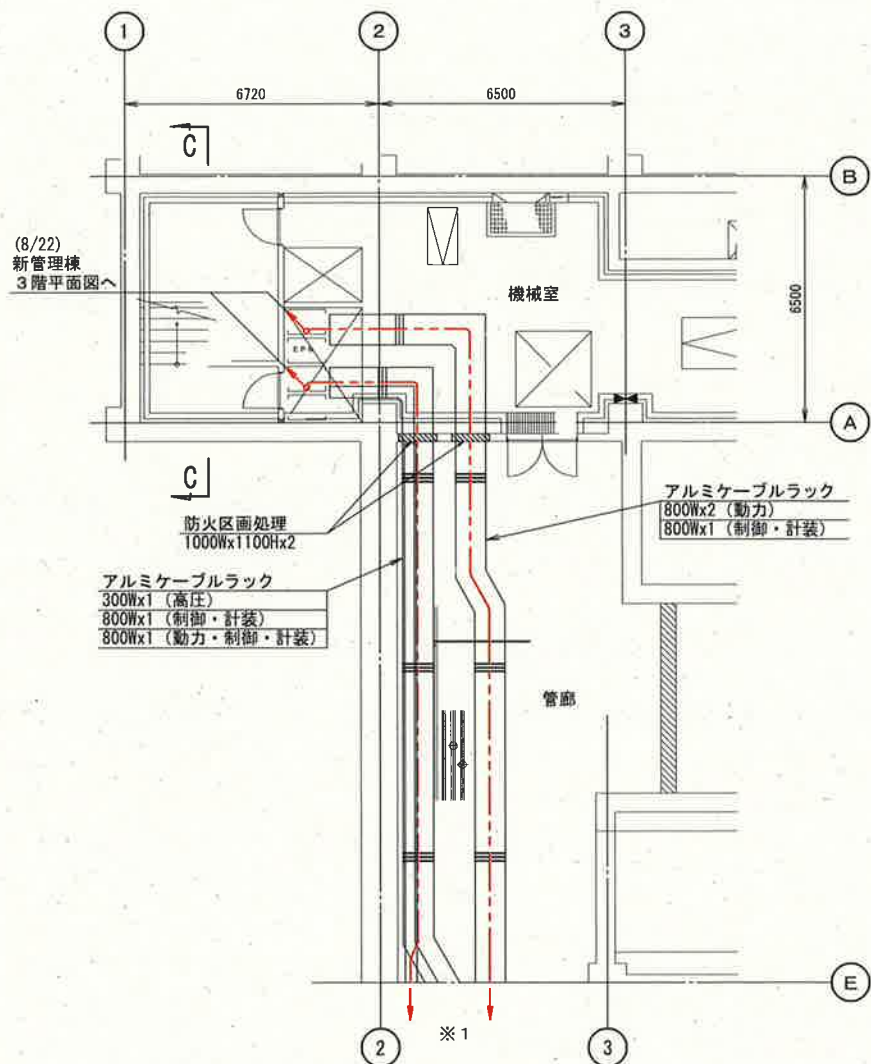


- 配線凡例
- : ビット&ダクト内配線
 - : 地中埋設配線
 - : ラック配線
 - : 露出電線管
 - : 埋込電線管

最初沈殿池地下1階上部平面図 S=1/200

参考図

- 注記
1. 赤枠は今回を示す。
 2. 上記以外は既設を示す。

工事名	下水水再生センター水処理施設（8池目）電気設備工事（R8-1）				
名称	最初沈殿池地下1階上部平面図	図面No.	10/22		
縮尺	1/200	課長	補佐	係長	設計 検図
令和8年度					
高知市上下水道局 下水道施設管理課					

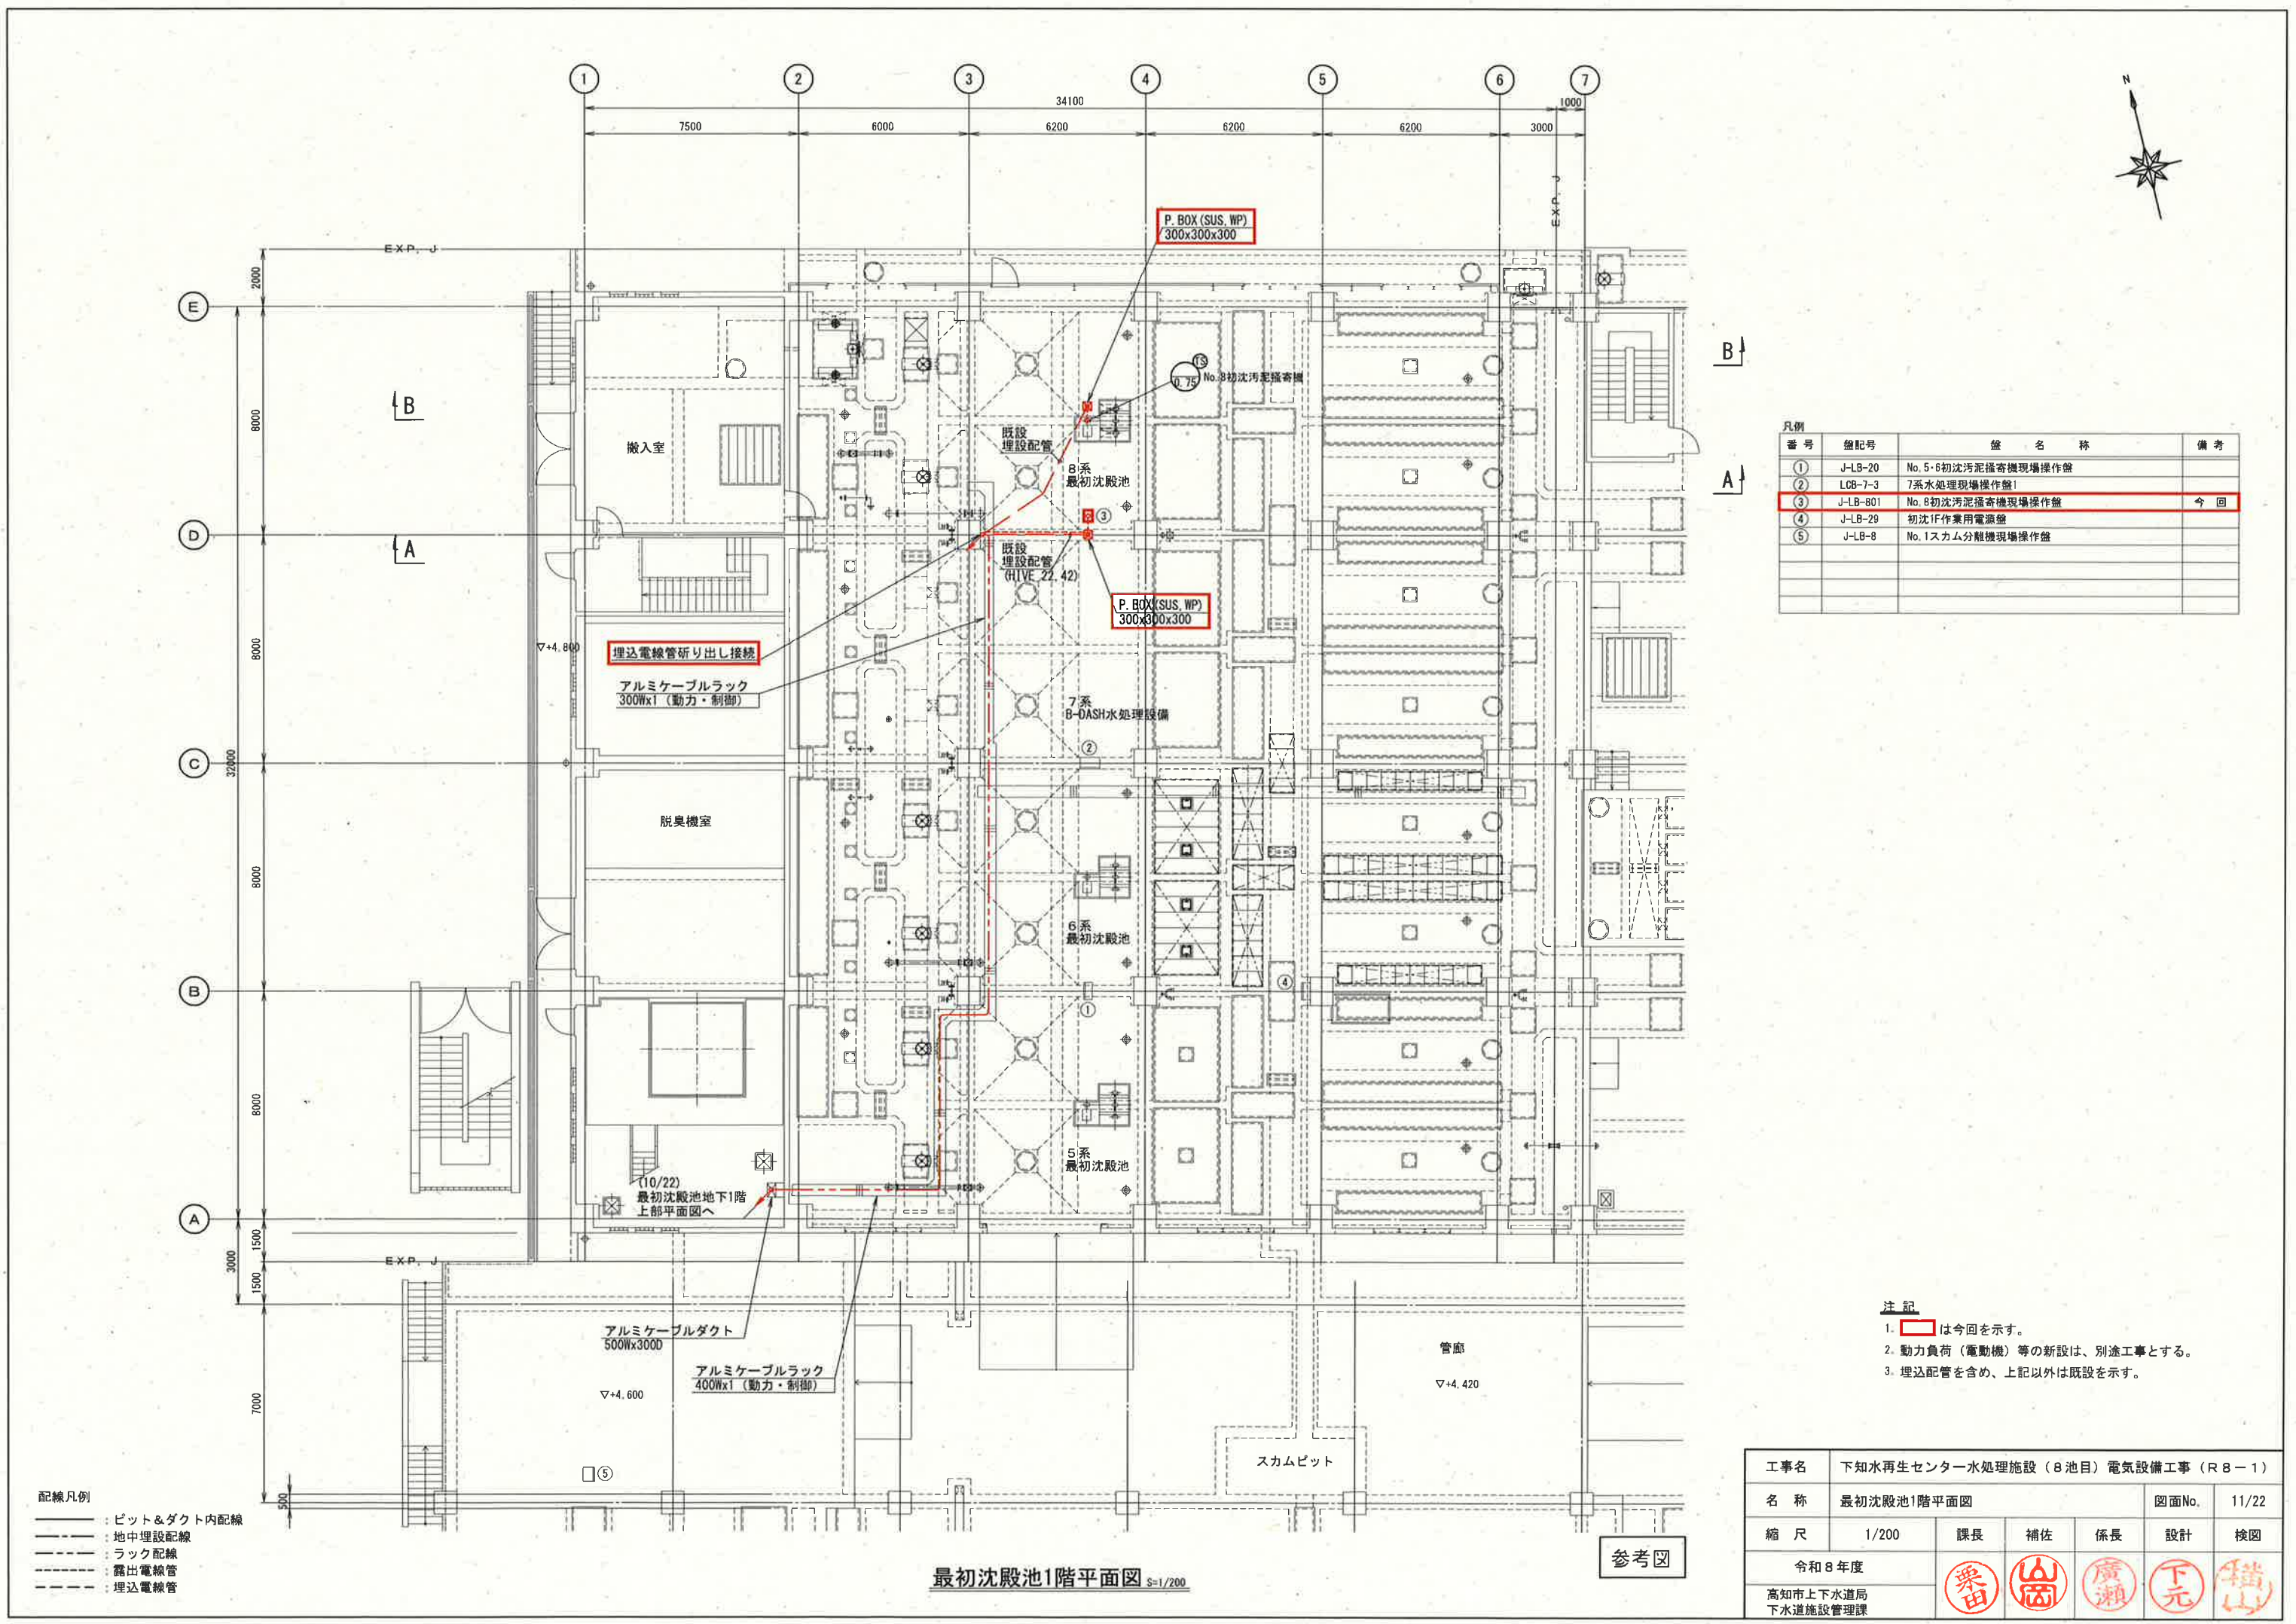

凡例

番号	盤記号	盤名称	備考
①	J-LB-20	No. 5・6初沈汚泥播寄機現場操作盤	
②	LCB-7-3	7系水処理現場操作盤1	
③	J-LB-801	No. 8初沈汚泥播寄機現場操作盤	今回
④	J-LB-29	初沈1F作業用電源盤	
⑤	J-LB-8	No. 1スカム分離機現場操作盤	


- 注記
- ③は今回を示す。
 - 動力負荷（電動機）等の新設は、別途工事とする。
 - 埋込配管を含め、上記以外は既設を示す。

- 配線凡例
- : ピット&ダクト内配線
 - : 地中埋設配線
 - : ラック配線
 - : 露出電線管
 - : 埋込電線管


最初沈殿池1階平面図 S=1/200

参考図

工事名	下水水再生センター水処理施設（8池目）電気設備工事（R8-1）					
名称	最初沈殿池1階平面図				図面No.	11/22
縮尺	1/200	課長	補佐	係長	設計	検図
令和8年度			栗田	山岡	廣瀬	下元
高知市上下水道局 下水道施設管理課						横山

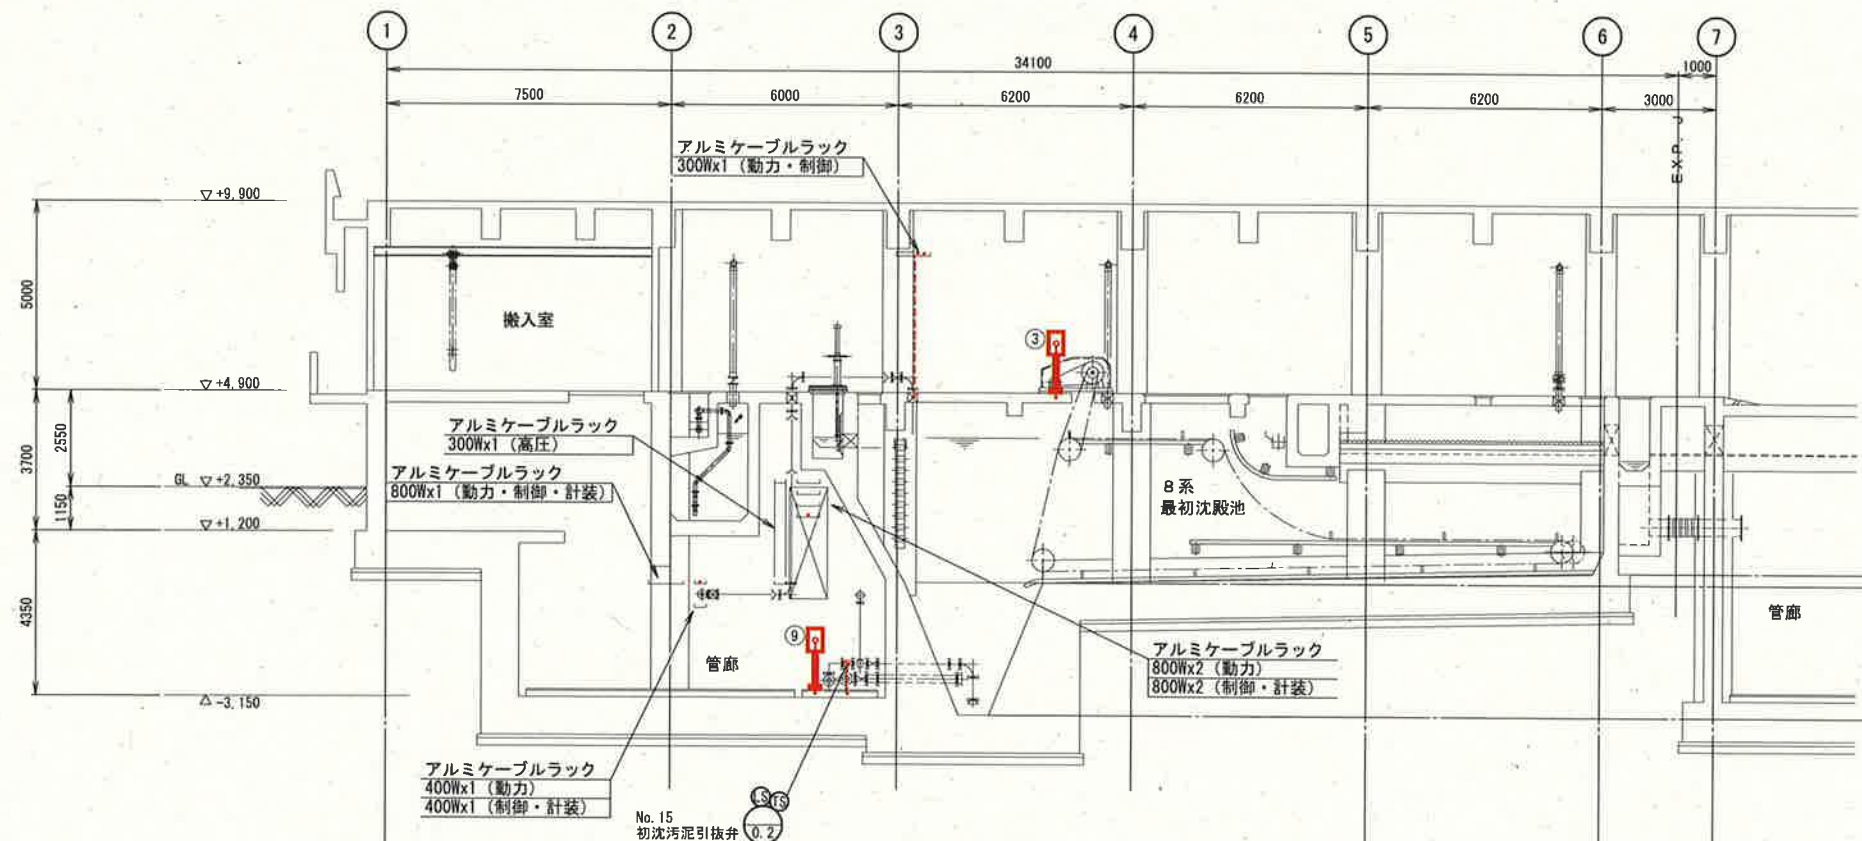

最初沈殿池A-A断面図 S=1/200

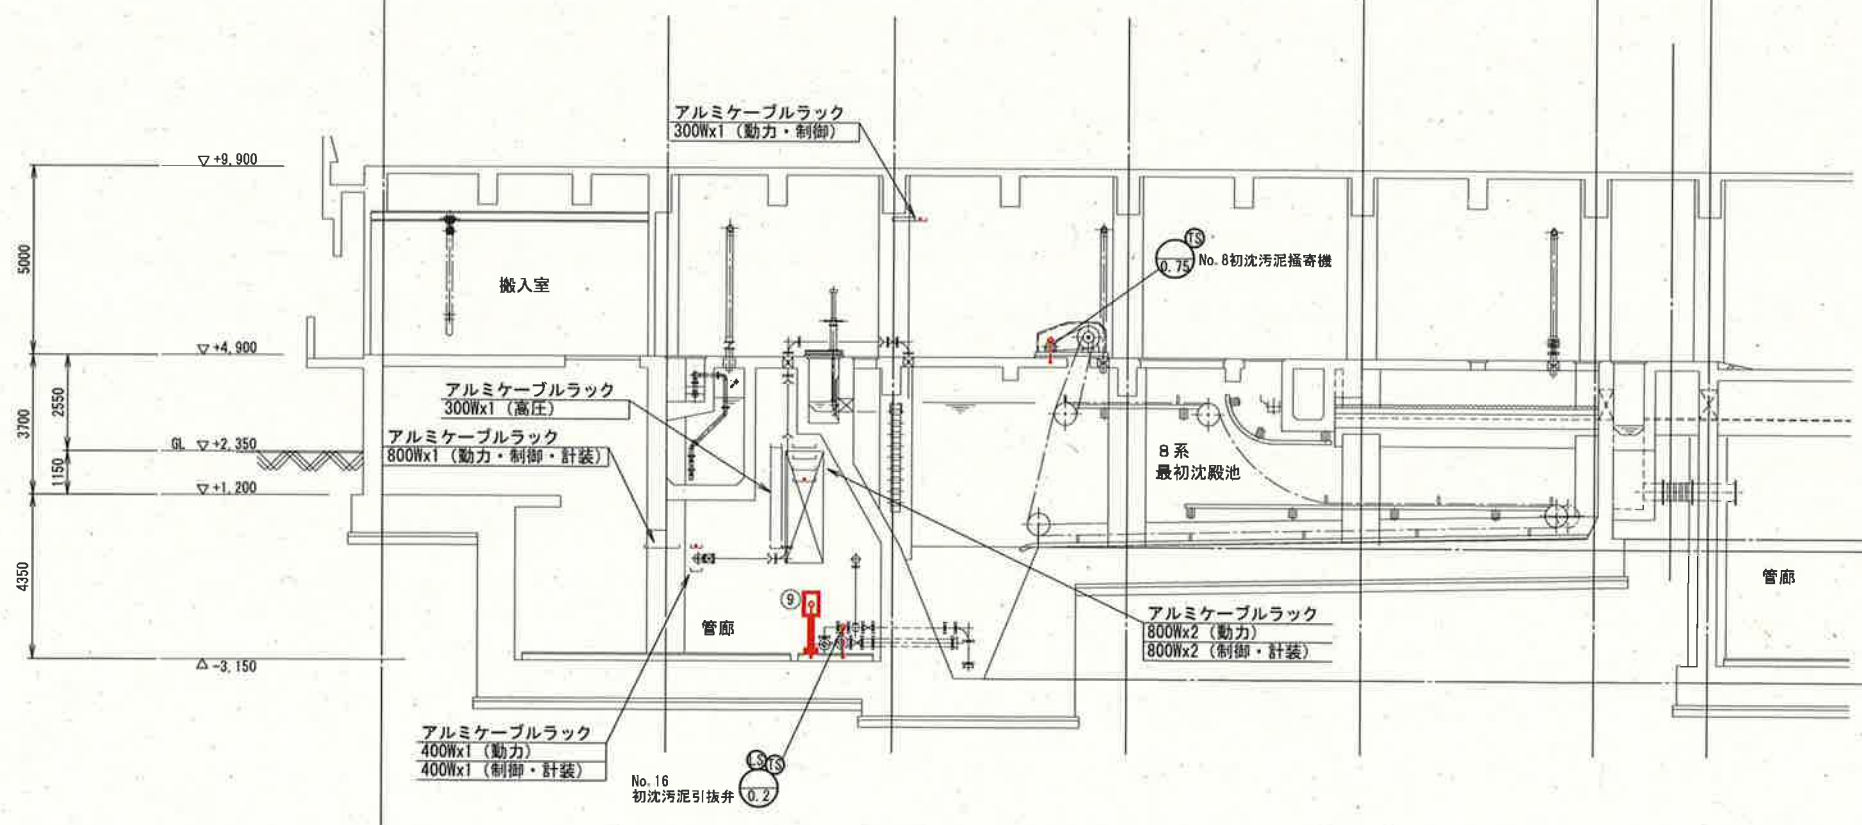

最初沈殿池B-B断面図 S=1/200


凡例			
番 号	盤記号	盤 名 称	備 考
③	J-LB-801	No. 8初沈汚泥掻き機現場操作盤	今 回
⑨	J-LB-802	No. 15・16初沈汚泥引抜弁現場操作盤	今 回

- 注 記
- ③ ⑨ は今回を示す。
 - 動力負荷（電動機）等の新設は、別途工事とする。
 - 埋込配管を含め、上記以外は既設を示す。

- 配線凡例
- : ビット&ダクト内配線
 - : 地中埋設配線
 - : ラック配線
 - : 露出電線管
 - : 埋込電線管

参考図

工事名	下知水再生センター水処理施設（8池目）電気設備工事（R8-1）					
名 称	最初沈殿池断面図			図面No.	12/22	
縮 尺	1/200	課長	補佐	係長	設計	検図
令和8年度			栗田	岡田	廣瀬	下元
高知市上下水道局 下水道施設管理課						

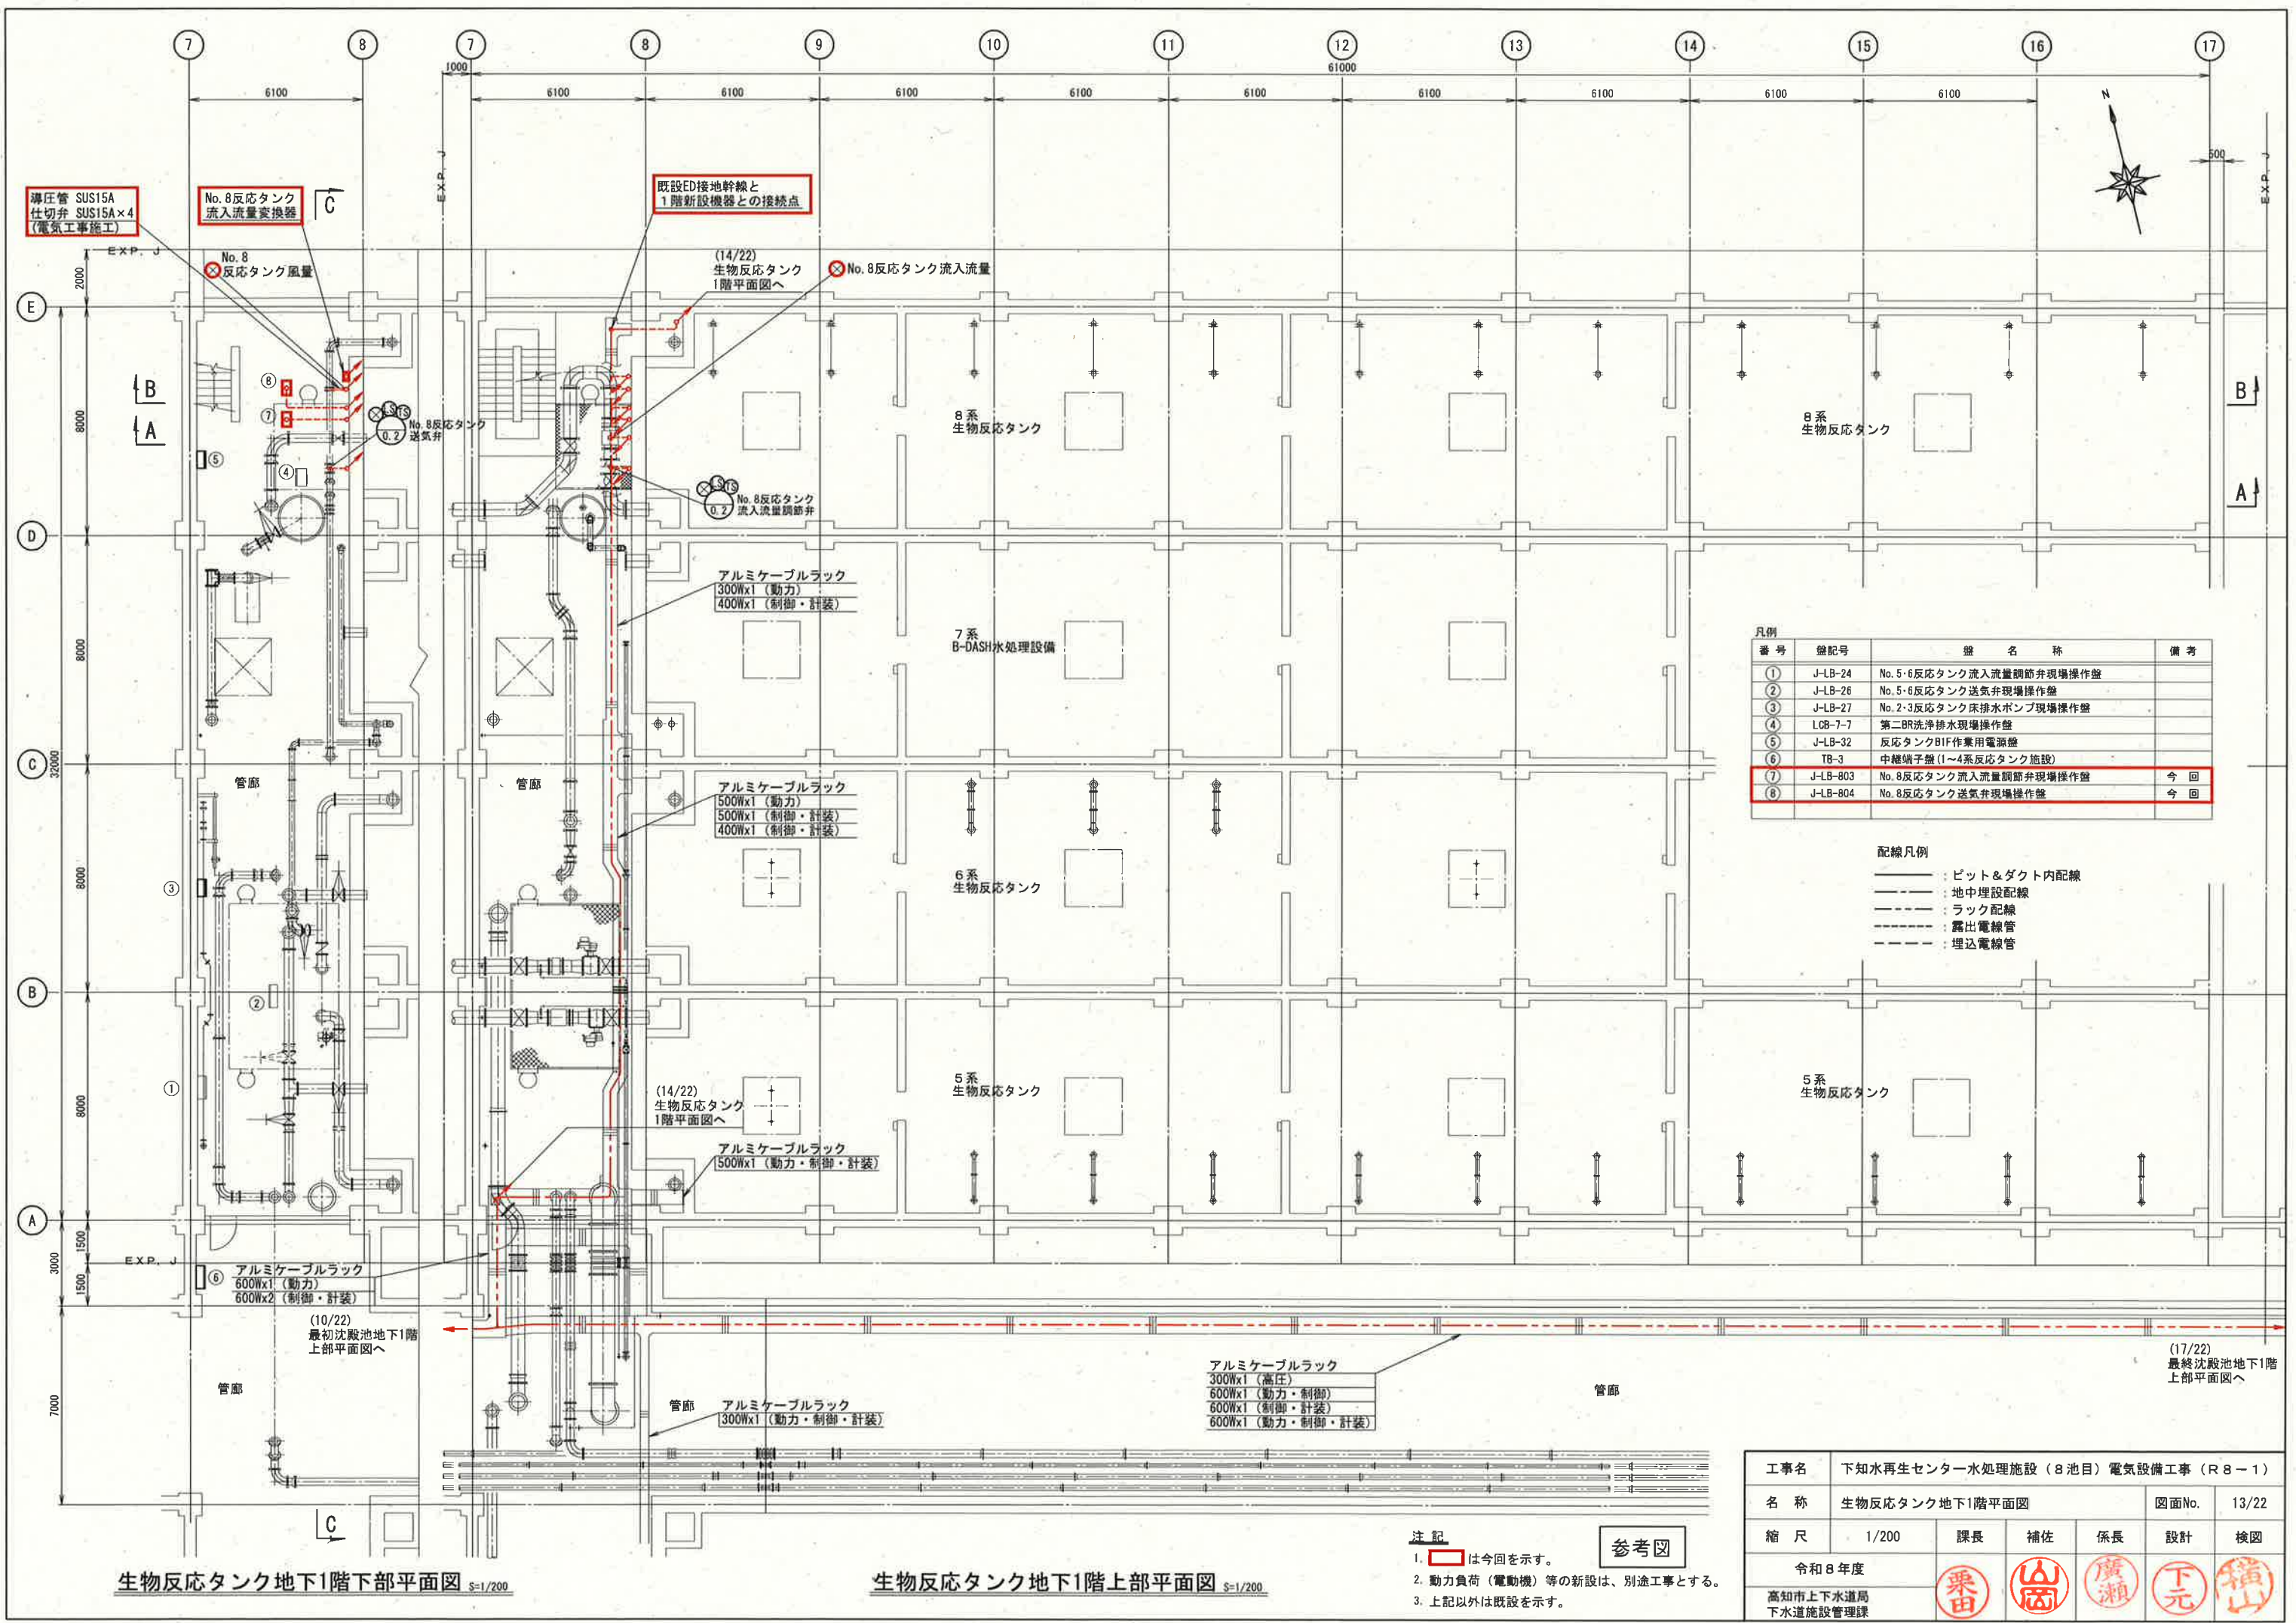

凡例			
番号	盤記号	盤名称	備考
①	J-LB-24	No. 5・6反応タンク流入流量調節弁現場操作盤	
②	J-LB-26	No. 5・6反応タンク送気弁現場操作盤	
③	J-LB-27	No. 2・3反応タンク床排水ポンプ現場操作盤	
④	LCB-7-7	第二BR洗浄排水現場操作盤	
⑤	J-LB-32	反応タンクBIF作業用電源盤	
⑥	TB-3	中継端子盤(1~4系反応タンク施設)	
⑦	J-LB-803	No. 8反応タンク流入流量調節弁現場操作盤	今回
⑧	J-LB-804	No. 8反応タンク送気弁現場操作盤	今回

配線凡例

- ビット&ダクト内配線
- 地中埋設配線
- ラック配線
- 露出電線管
- 埋込電線管

注記


- ⑦は今回を示す。
- 動力負荷(電動機)等の新設は、別途工事とする。
- 上記以外は既設を示す。


参考図

工事名	下水処理センター水処理施設(8池目)電気設備工事(R8-1)				
名称	生物反応タンク地下1階上部平面図			図面No.	13/22
縮尺	1/200	課長	補佐	係長	設計 検図
令和8年度		栗田	山岡	廣瀬	下元
高知市上下水道局 下水道施設管理課					

生物反応タンク地下1階下部平面図 S=1/200

生物反応タンク地下1階上部平面図 S=1/200

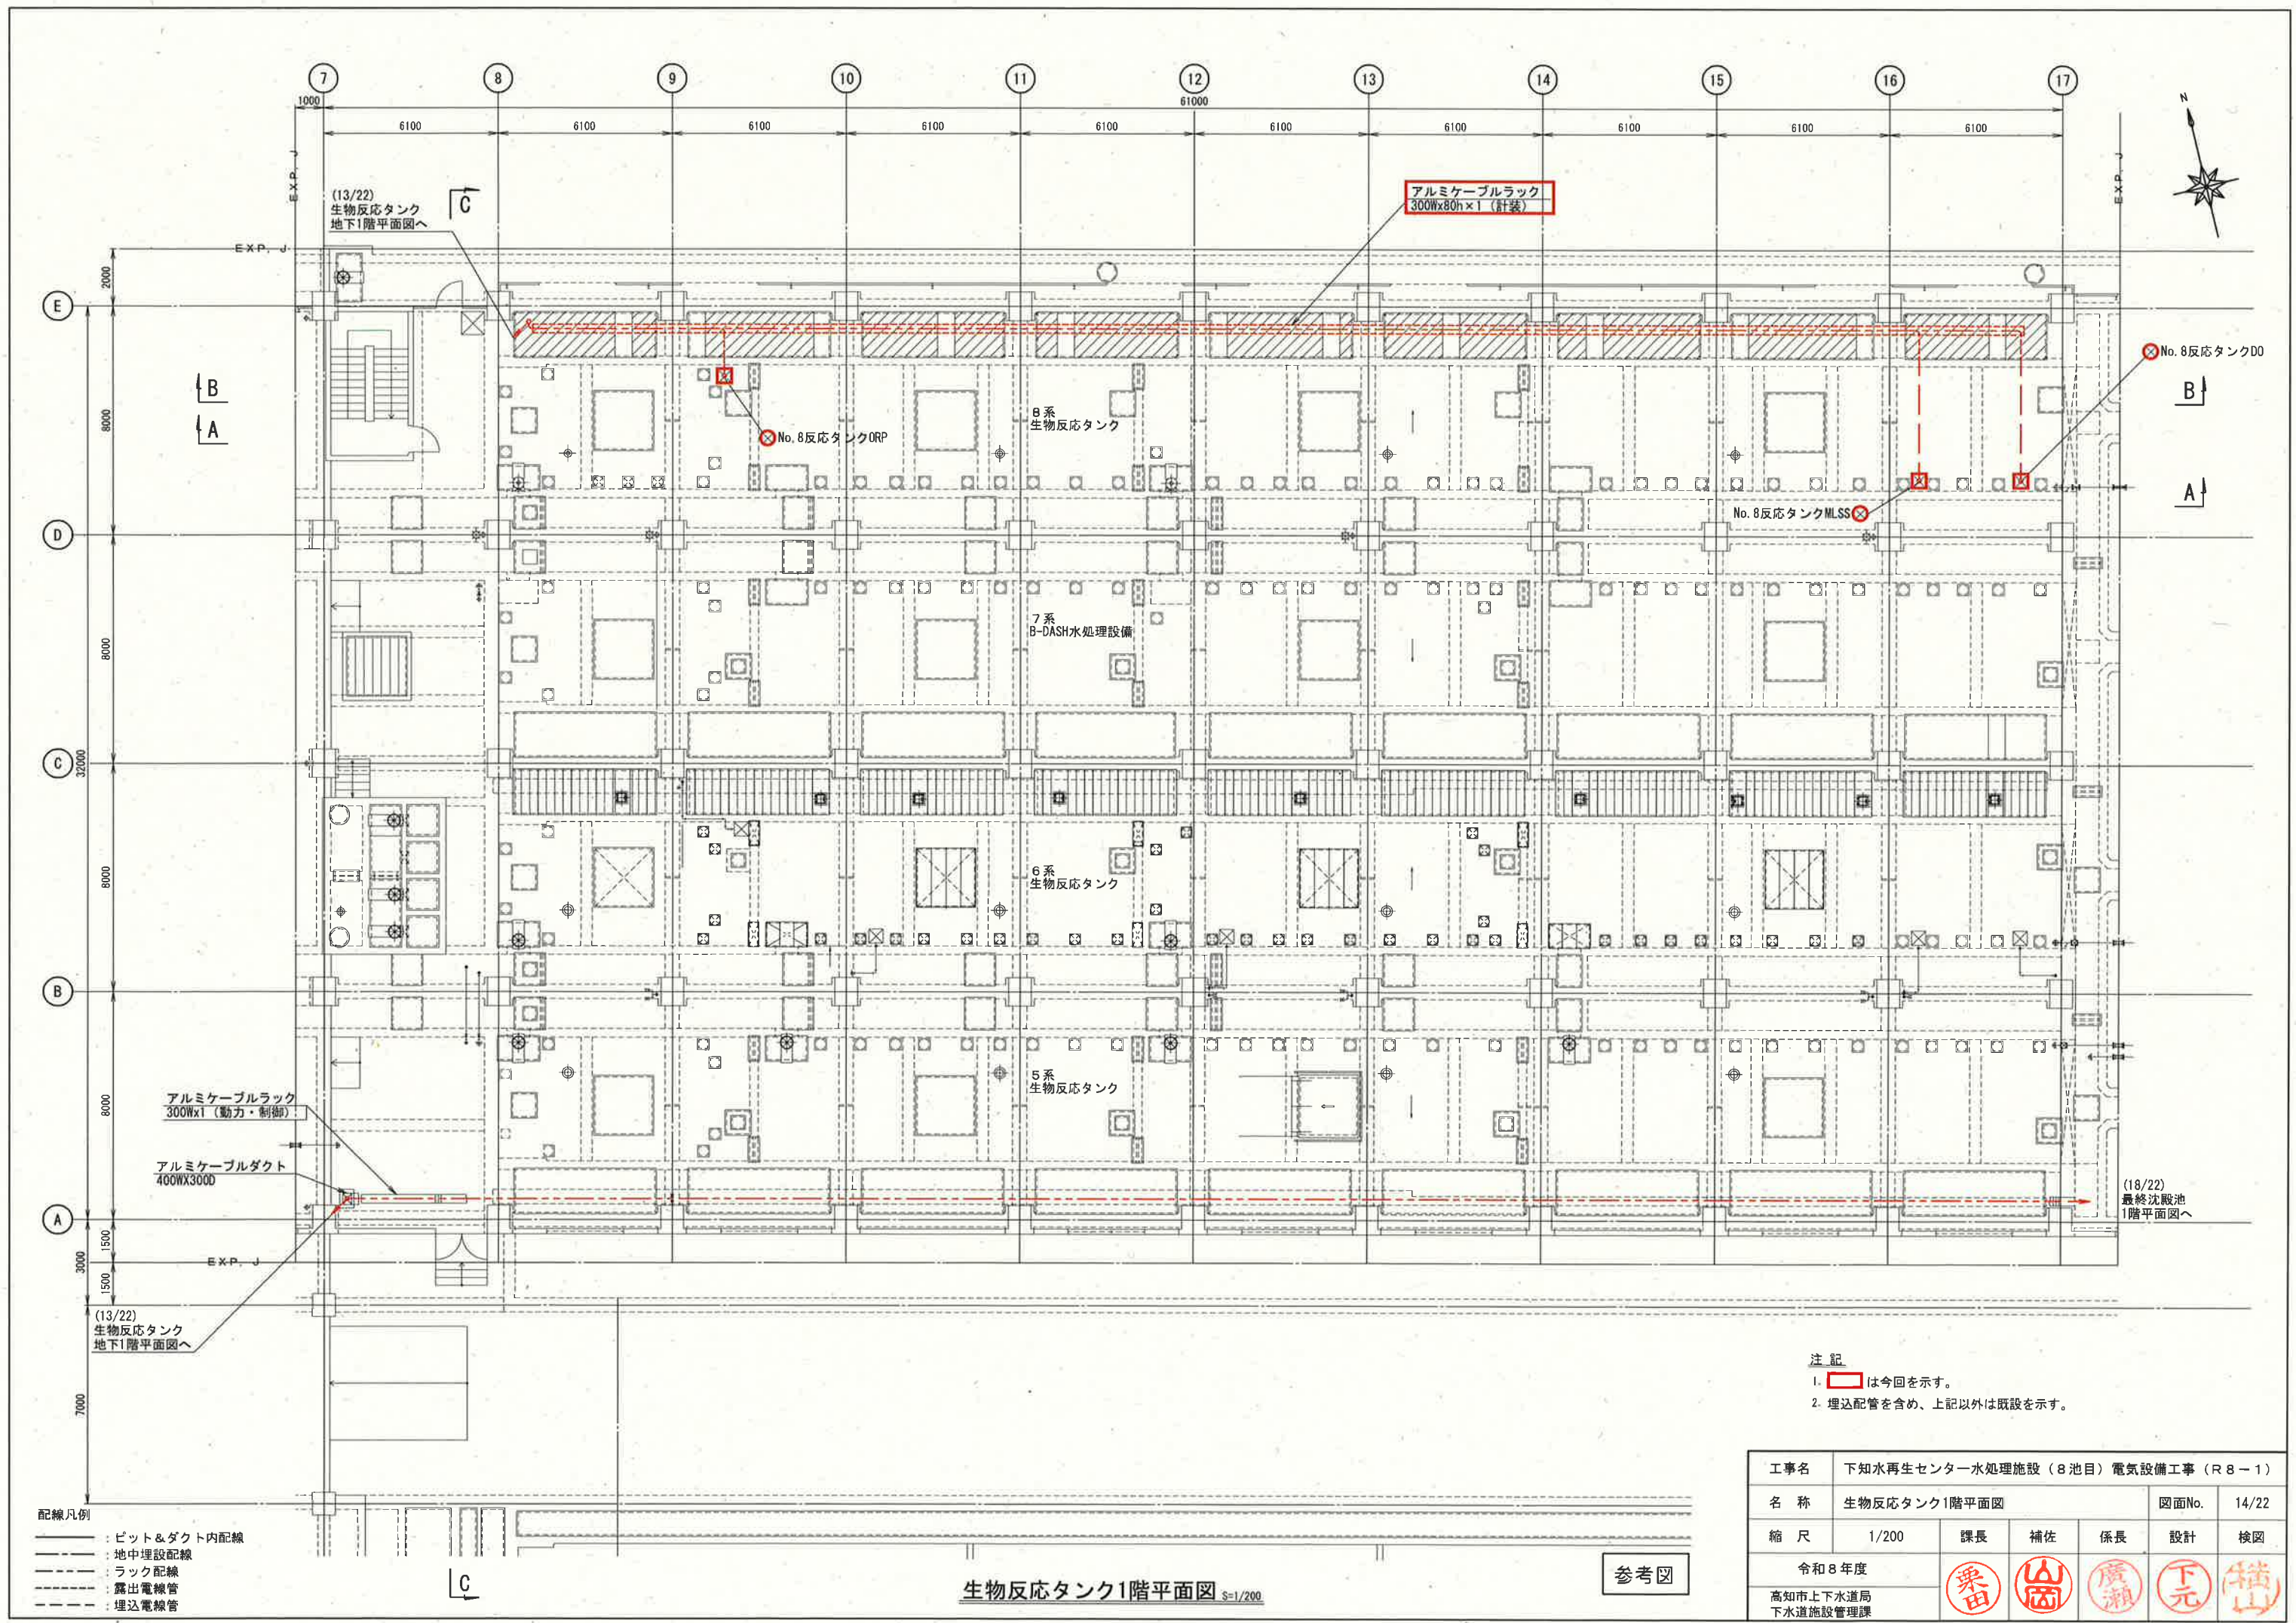


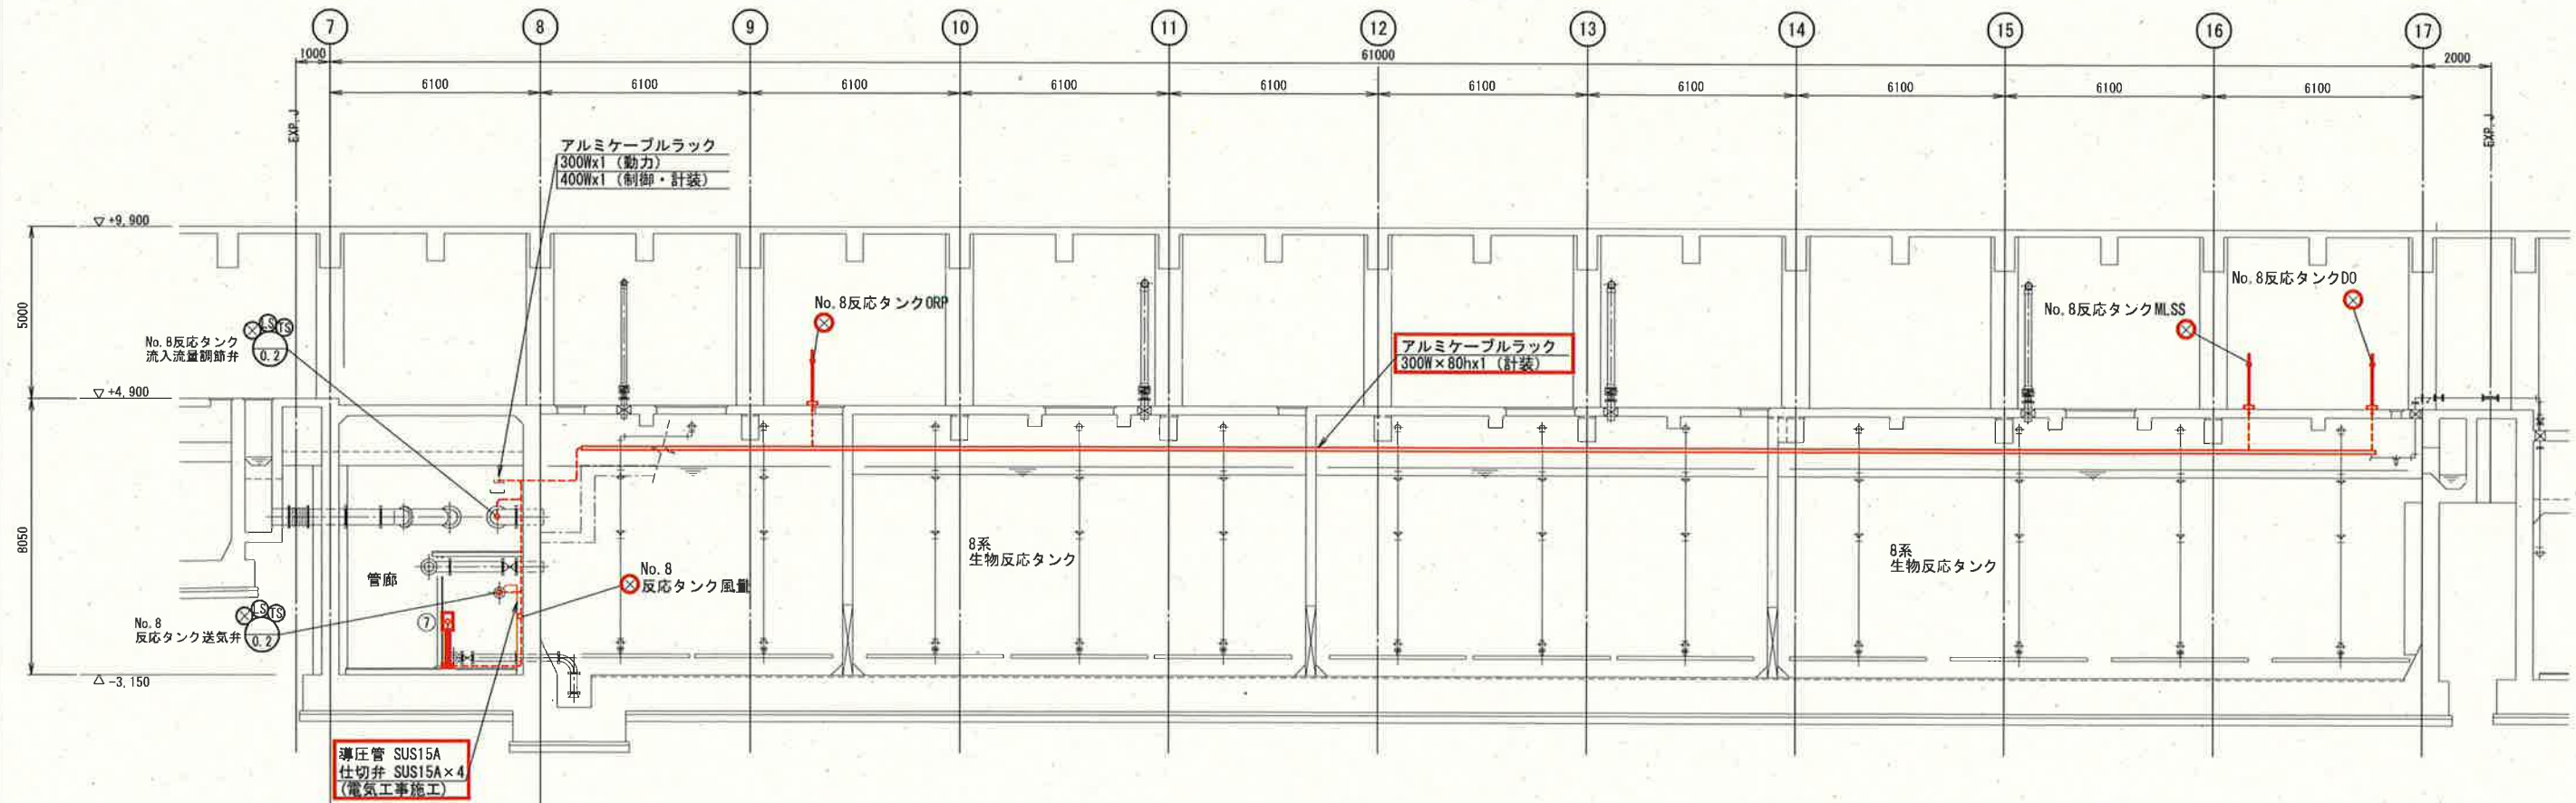

生物反応タンクA-A断面図 S=1/200



生物反応タンクB-B断面図 S=1/200

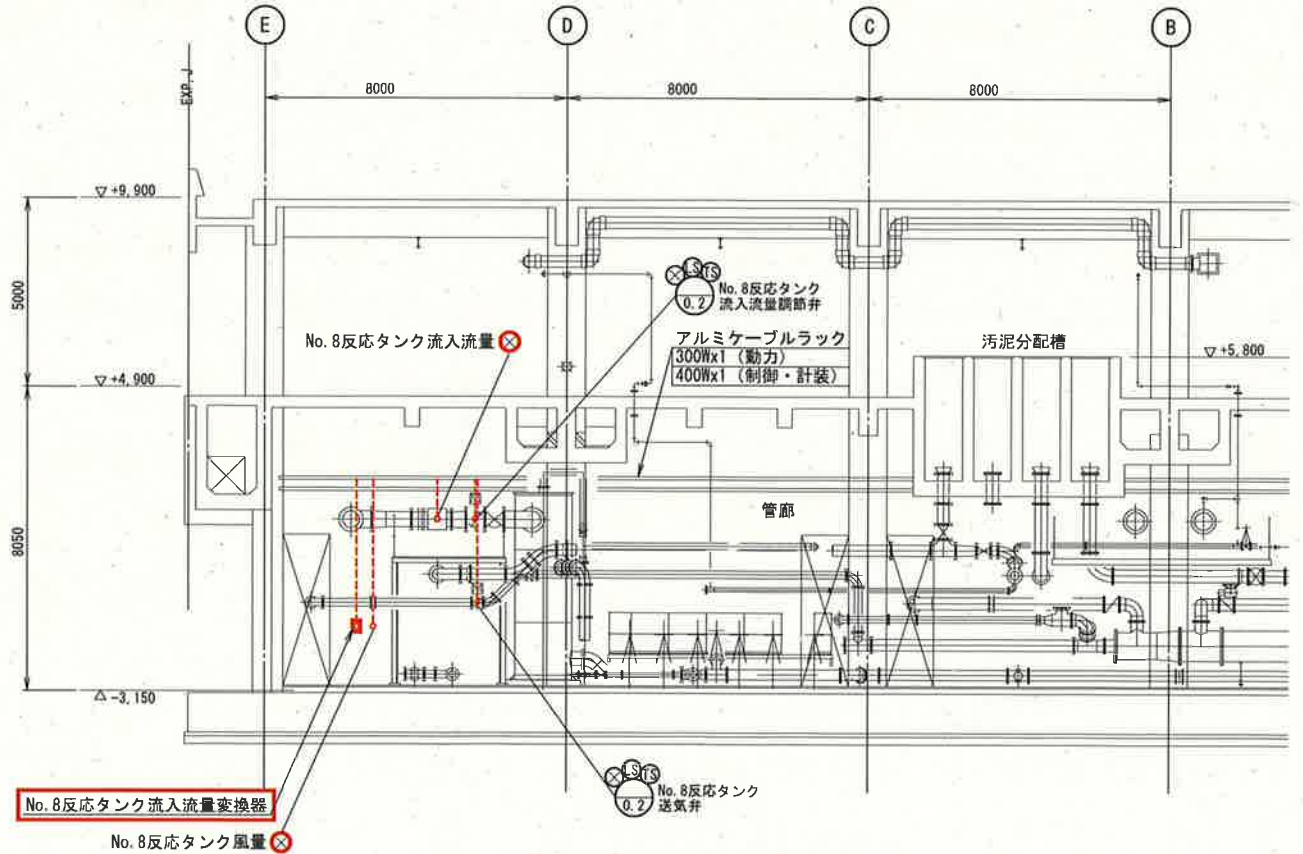

生物反応タンクC-C断面図 S=1/200


凡例			
番号	盤記号	盤名称	備考
⑦	J-LB-803	No. 8 反応タンク流入流量調節弁現場操作盤	今回
⑧	J-LB-804	No. 8 反応タンク送気弁現場操作盤	今回

- 配線凡例
- : ビット&ダクト内配線
 - : 地中埋設配線
 - : ラック配線
 - : 露出電線管
 - : 埋込電線管

- 注記
- ⑦, ⑧ は今回を示す。
 - 埋込配管を含め、上記以外は既設を示す。

工事名	下知水再生センター水処理施設（8池目）電気設備工事（R8-1）				
名称	生物反応タンク断面図	図面No.	15/22		
縮尺	1/200	課長	補佐	係長	設計 検図
令和8年度		栗田	山岡	廣瀬	下元
高知市上下水道局 下水道施設管理課					

参考図

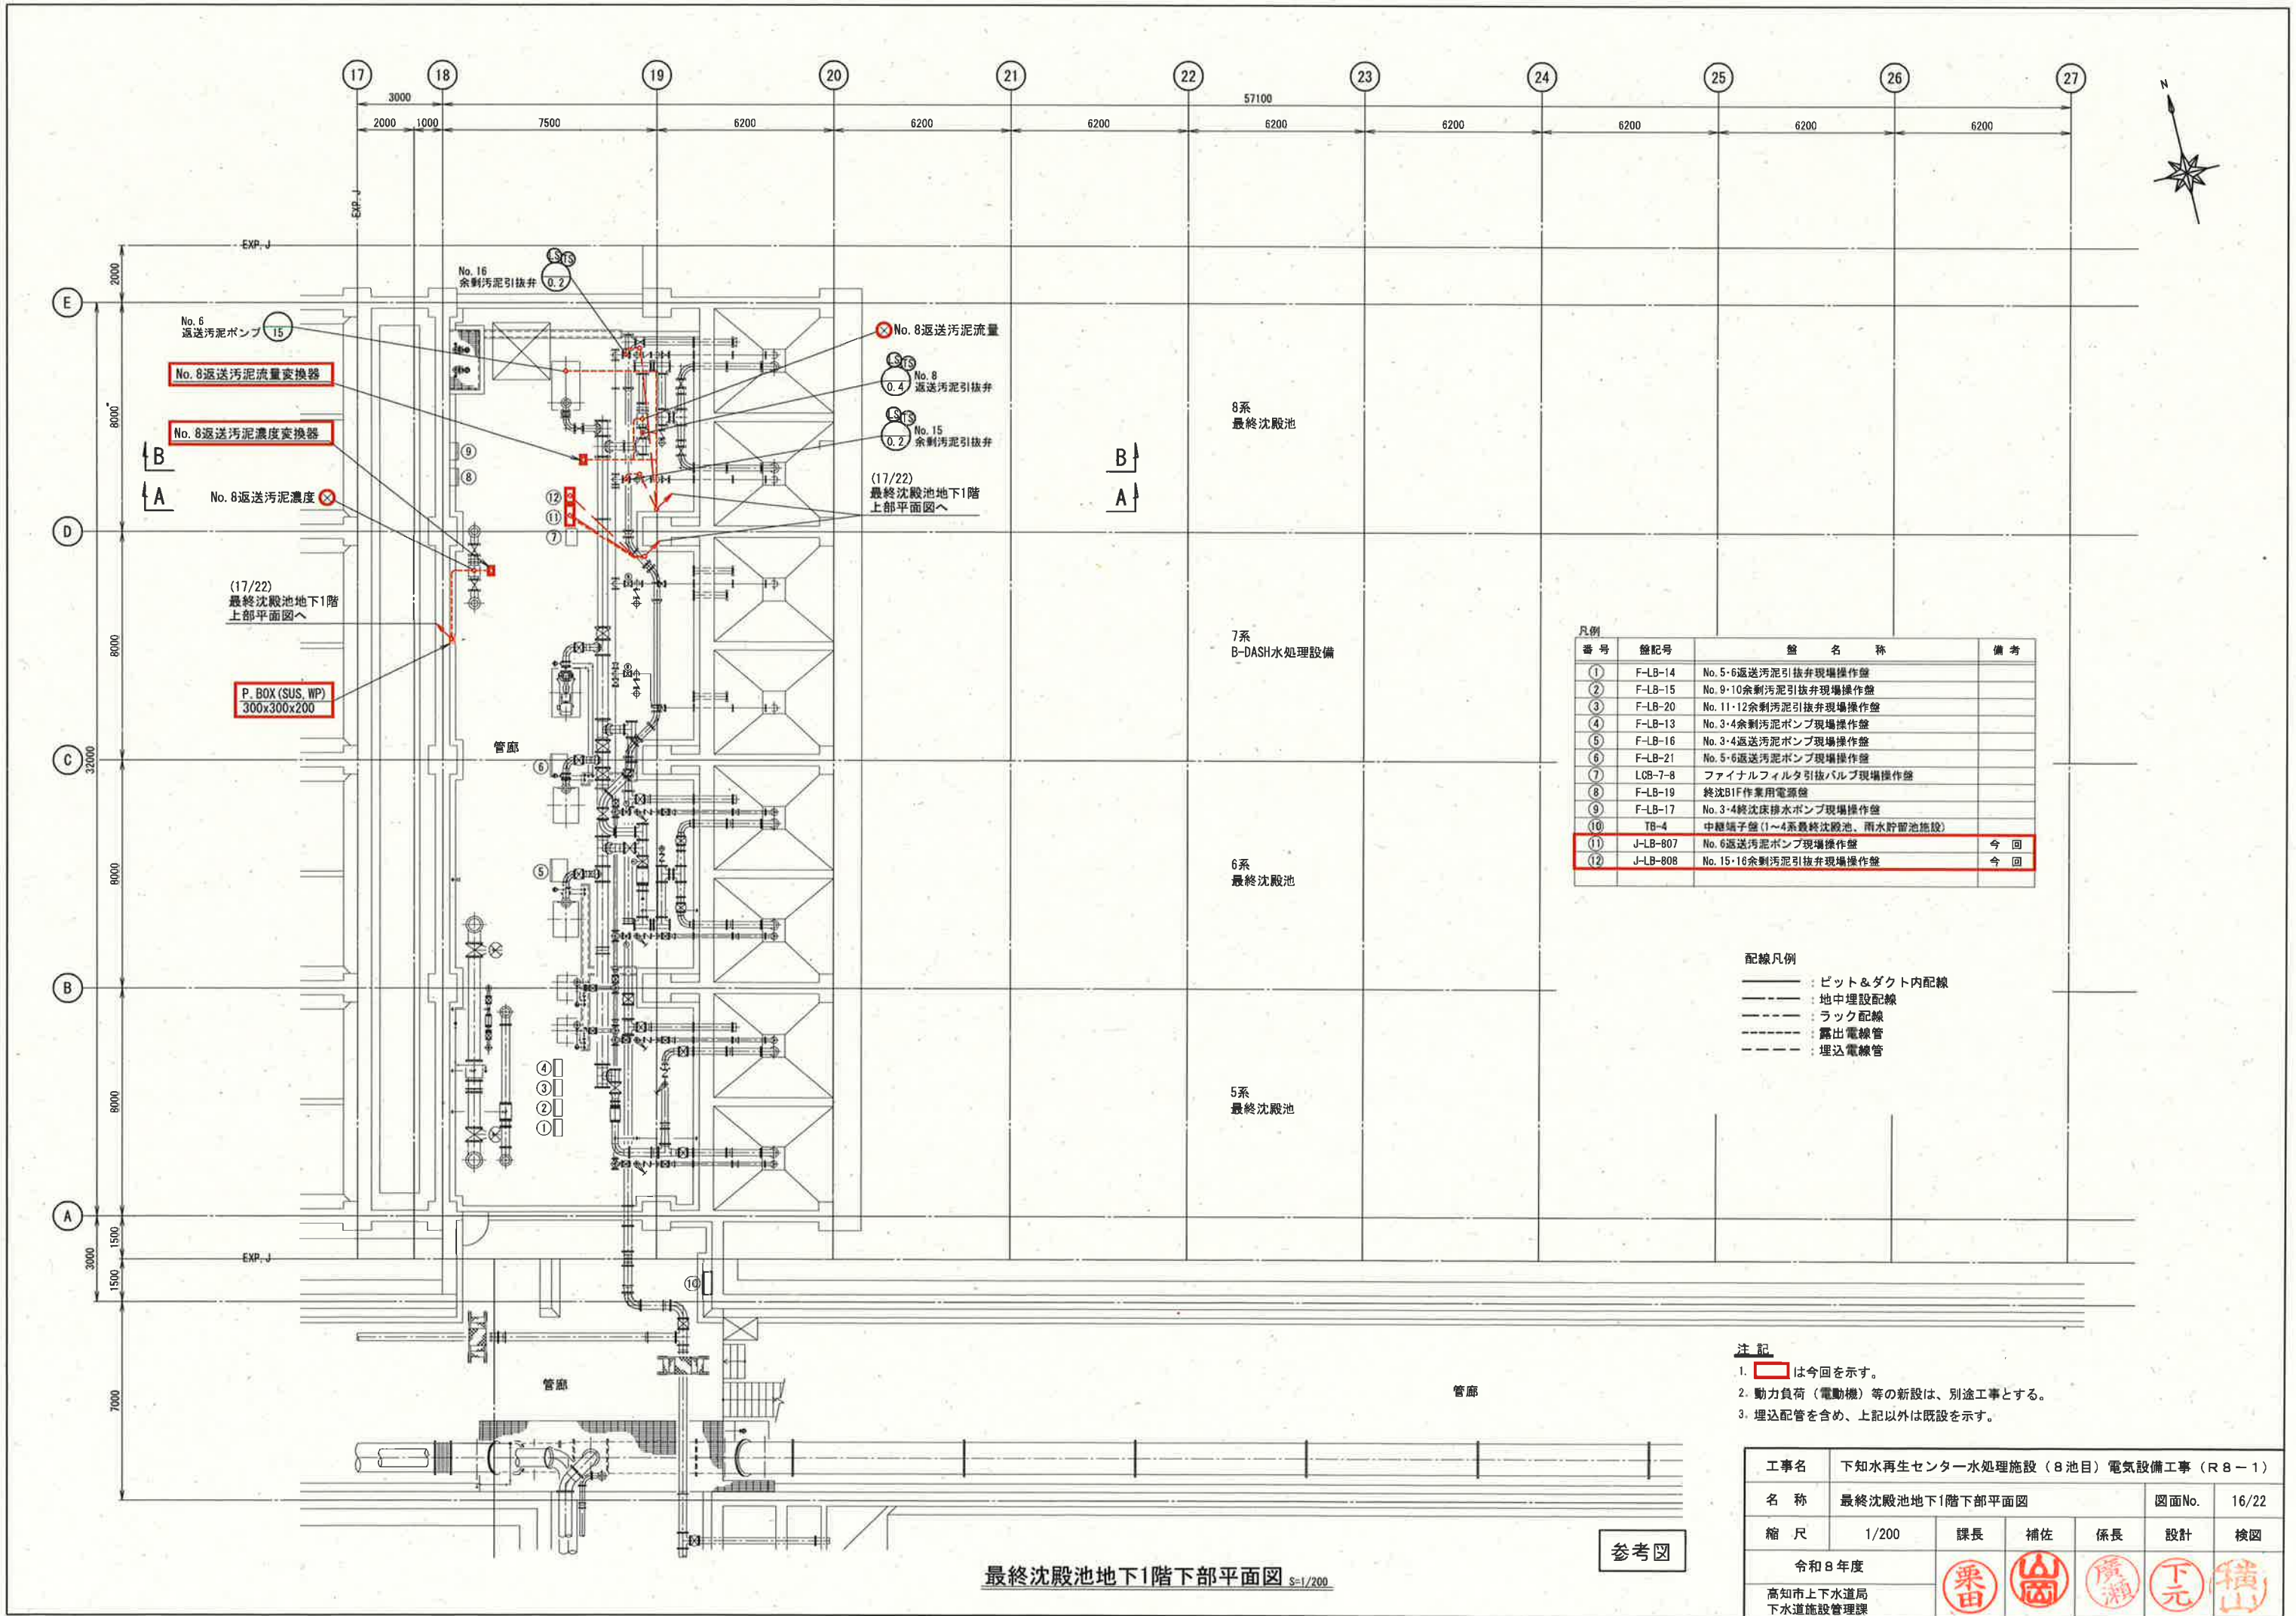

凡例			
番号	盤記号	盤名称	備考
①	F-LB-14	No. 5-6返送汚泥引抜弁現場操作盤	
②	F-LB-15	No. 9-10余剰汚泥引抜弁現場操作盤	
③	F-LB-20	No. 11-12余剰汚泥引抜弁現場操作盤	
④	F-LB-13	No. 3-4余剰汚泥ポンプ現場操作盤	
⑤	F-LB-16	No. 3-4返送汚泥ポンプ現場操作盤	
⑥	F-LB-21	No. 5-6返送汚泥ポンプ現場操作盤	
⑦	LB-7-8	ファイナルフィルタ引抜バルブ現場操作盤	
⑧	F-LB-19	終沈BIF作業用電源盤	
⑨	F-LB-17	No. 3-4終沈床排水ポンプ現場操作盤	
⑩	TB-4	中継端子盤 (1~4系最終沈殿池、雨水貯留池施設)	
⑪	J-LB-807	No. 6返送汚泥ポンプ現場操作盤	今回
⑫	J-LB-808	No. 15-16余剰汚泥引抜弁現場操作盤	今回


- 配線凡例
- ビット&ダクト内配線
 - 地中埋設配線
 - ラック配線
 - 露出電線管
 - 埋込電線管

- 注記
- ⑪は今回を示す。
 - 動力負荷（電動機）等の新設は、別途工事とする。
 - 埋込配管を含め、上記以外は既設を示す。

工事名	下知水再生センター水処理施設（8池目）電気設備工事（R8-1）				
名称	最終沈殿池地下1階下部平面図			図面No.	16/22
縮尺	1/200	課長	補佐	係長	設計 検図
令和8年度			栗田	山田	廣瀬
高知市上下水道局 下水道施設管理課			下元	横山	

最終沈殿池地下1階下部平面図 S=1/200

参考図

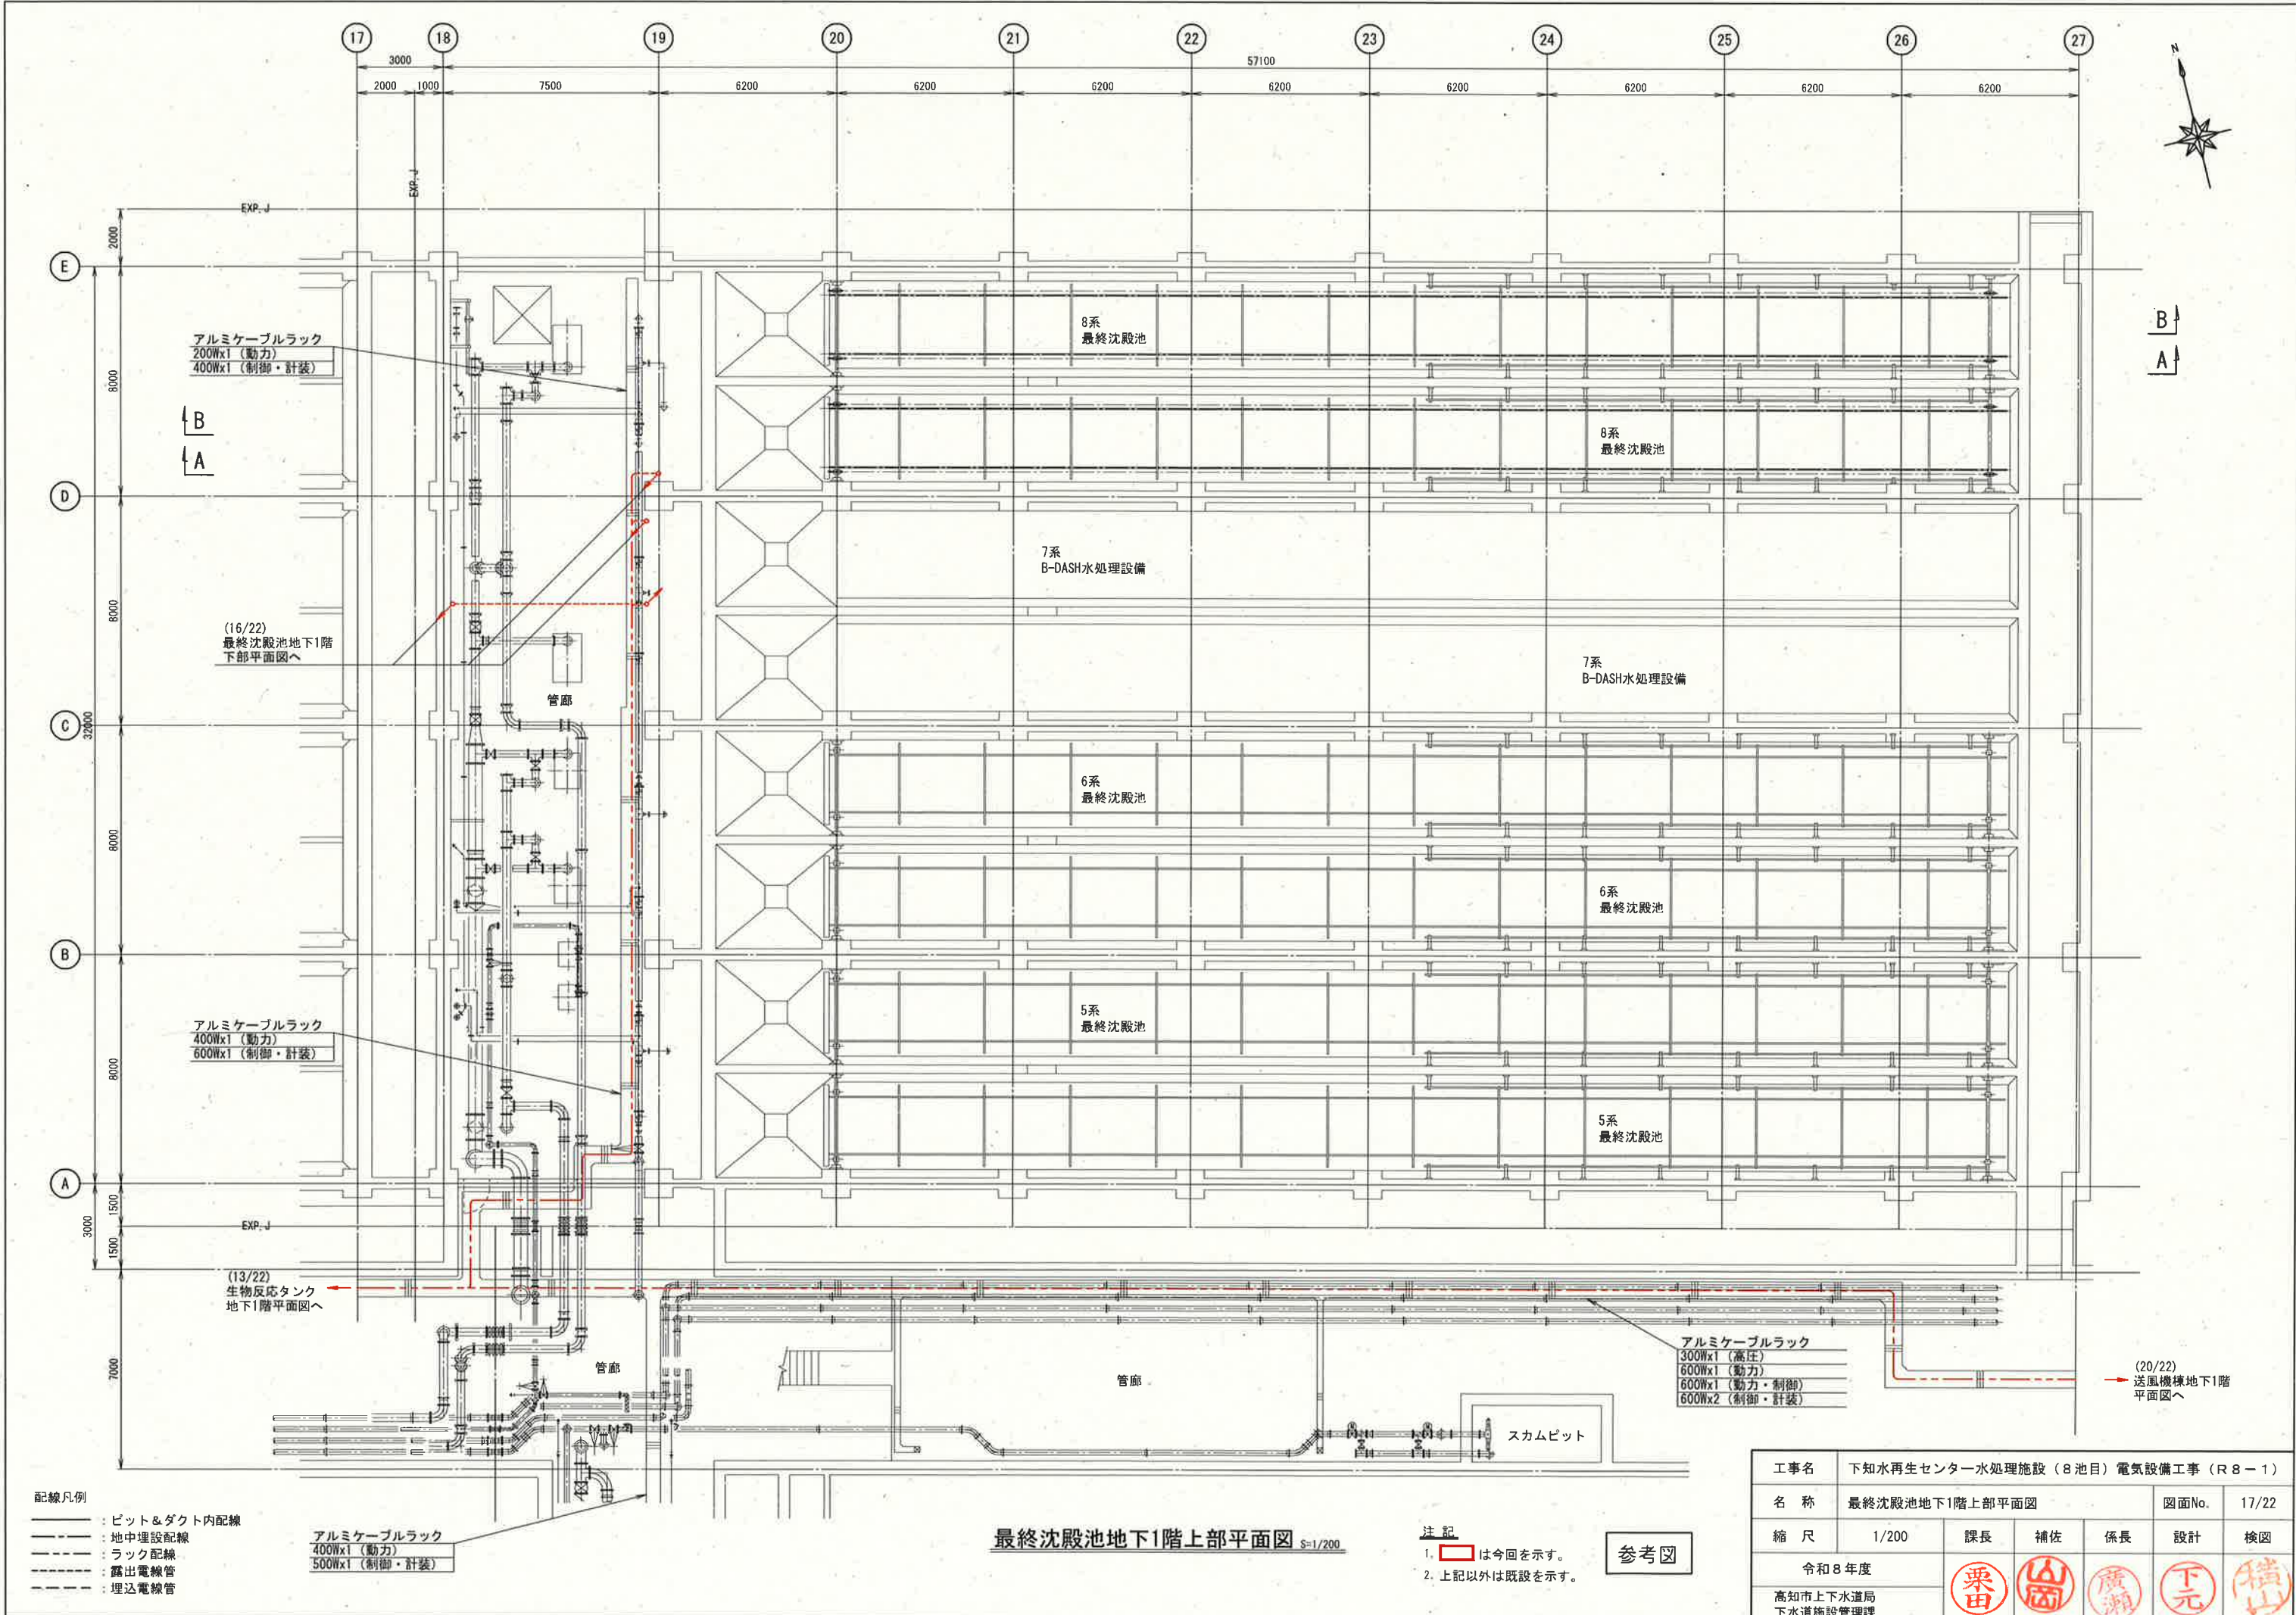

- 配線凡例
- : ビット&ダクト内配線
 - : 地中埋設配線
 - : ラック配線
 - : 露出電線管
 - : 埋込電線管


アルミケーブルラック
400Wx1 (動力)
500Wx1 (制御・計装)

最終沈殿池地下1階上部平面図 S=1/200

- 注記
1. は今回を示す。
 2. 上記以外は既設を示す。

参考図

工事名	下知水再生センター水処理施設（8池目）電気設備工事（R8-1）				
名称	最終沈殿池地下1階上部平面図			図面No.	17/22
縮尺	1/200	課長	補佐	係長	設計
令和8年度			栗田	山岡	廣瀬
高知市上下水道局 下水道施設管理課			下元	横山	

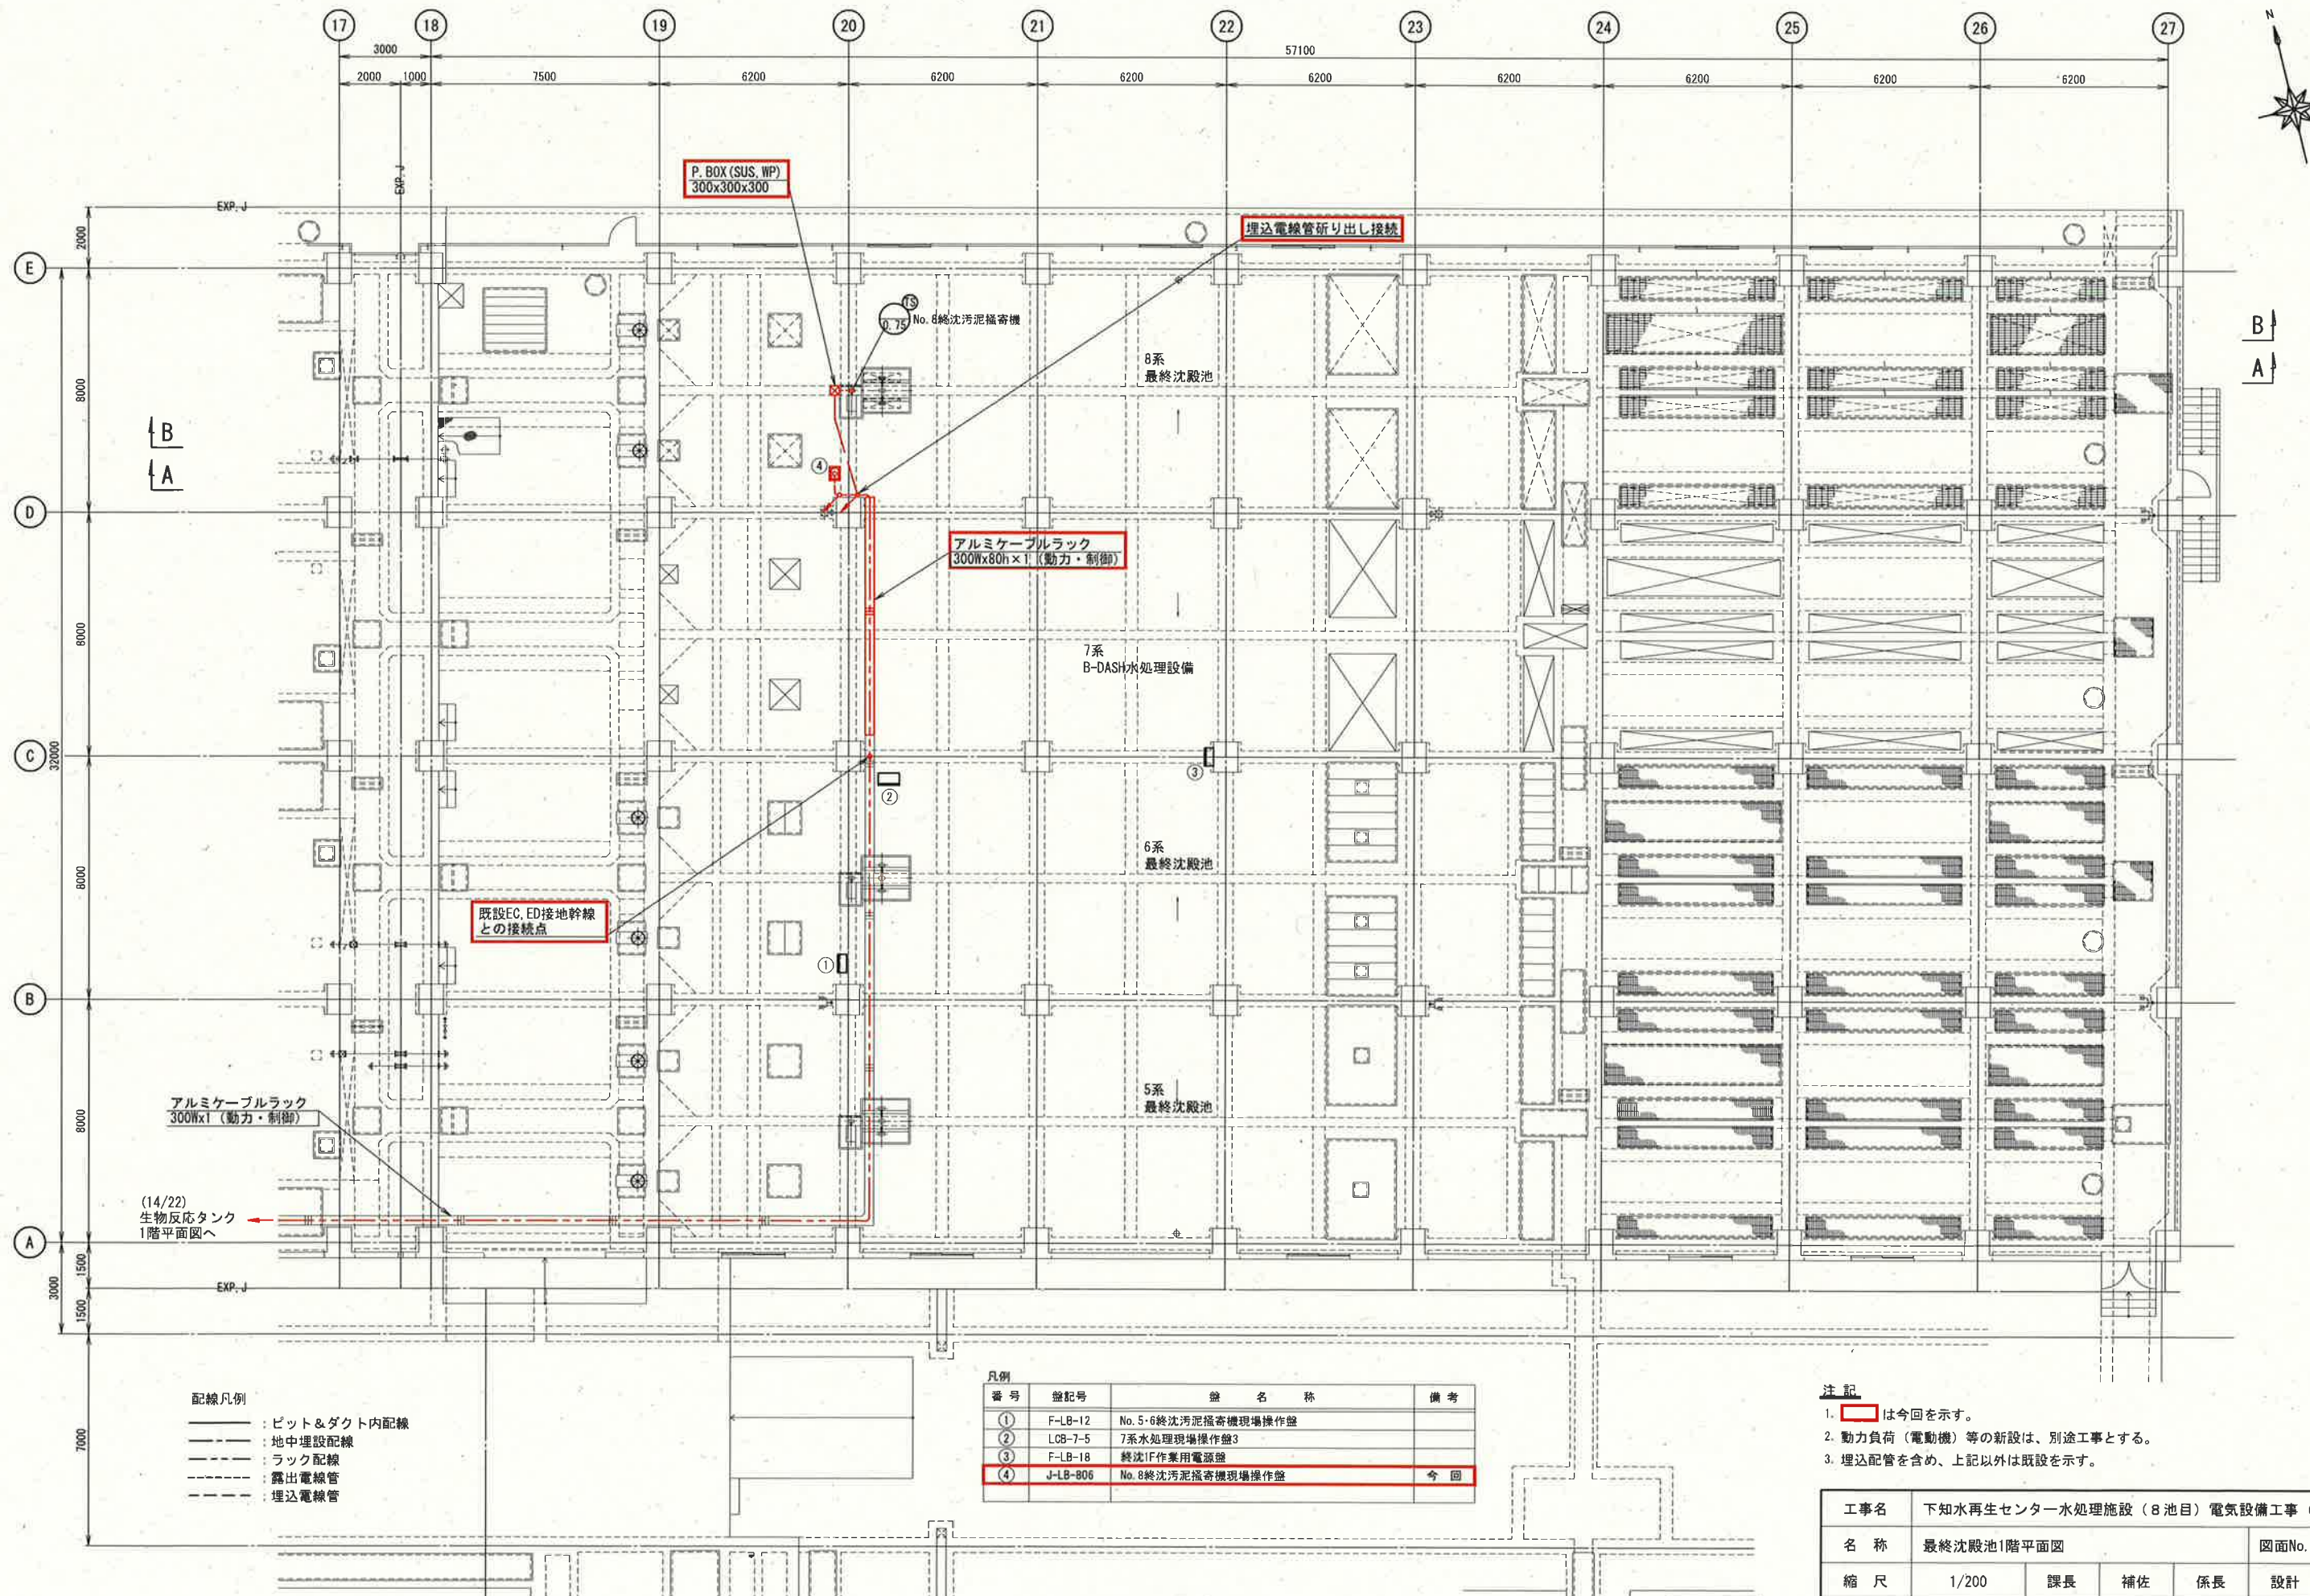

- 配線凡例
- : ビット&ダクト内配線
 - : 地中埋設配線
 - : ラック配線
 - : 露出電線管
 - : 埋込電線管


凡例	番号	盤記号	盤 名 称	備 考
①	F-LB-12	No. 5・6終沈汚泥掃き機現場操作盤		
②	LCB-7-5	7系水処理現場操作盤3		
③	F-LB-18	終沈1F作業用電源盤		
④	J-LB-806	No. 8終沈汚泥掃き機現場操作盤		今回

- 注 記
- ④ は今回を示す。
 - 動力負荷（電動機）等の新設は、別途工事とする。
 - 埋込配管を含め、上記以外は既設を示す。

工事名	下水水再生センター水処理施設（8池目）電気設備工事（R8-1）				
名 称	最終沈殿池1階平面図			図面No.	18/22
縮 尺	1/200	課長	補佐	係長	設計 検図
令和8年度			栗田	山岡	廣瀬
高知市上下水道局 下水道施設管理課			下元	横山	


最終沈殿池1階平面図 S=1/200

参考図

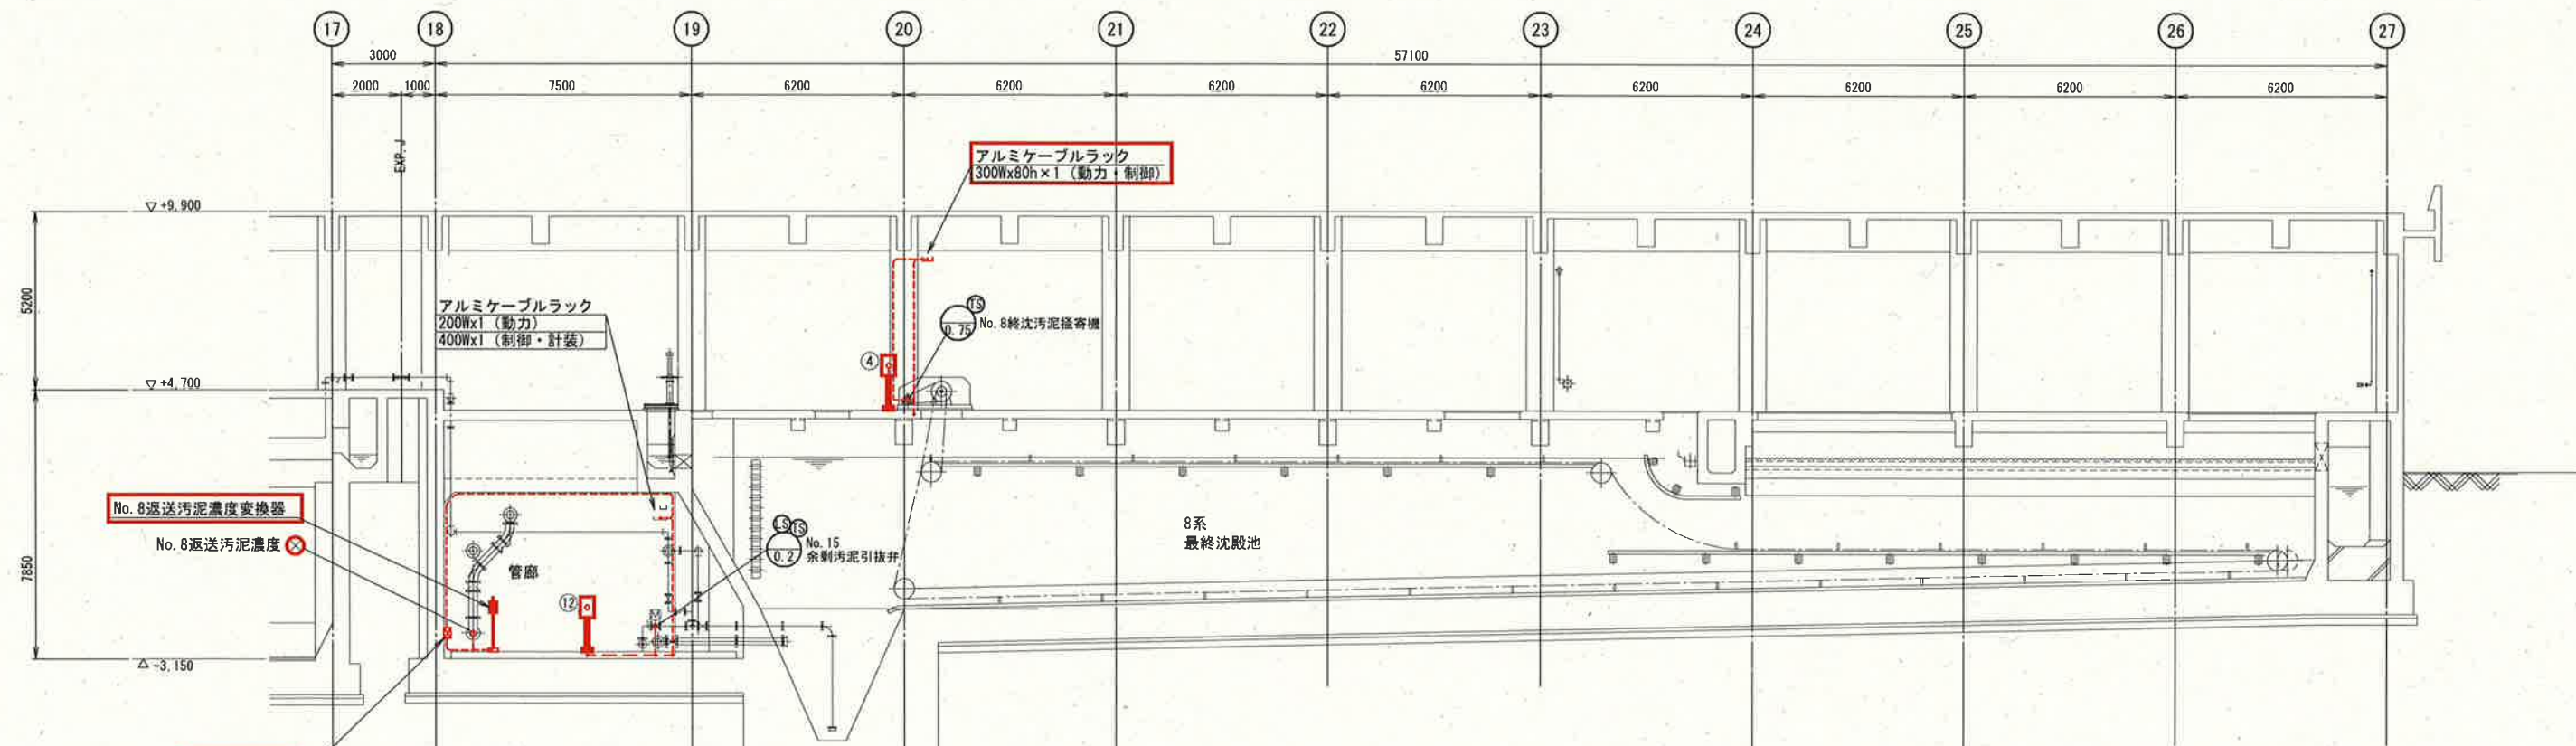

最終沈殿池A-A断面図 S=1/200

凡例	番号	盤記号	盤名称	備考
	(4)	J-LB-806	No. 8 終沈汚泥掻寄機現場操作盤	今回
	(12)	J-LB-808	No. 15・16 余剰汚泥引抜弁現場操作盤	今回

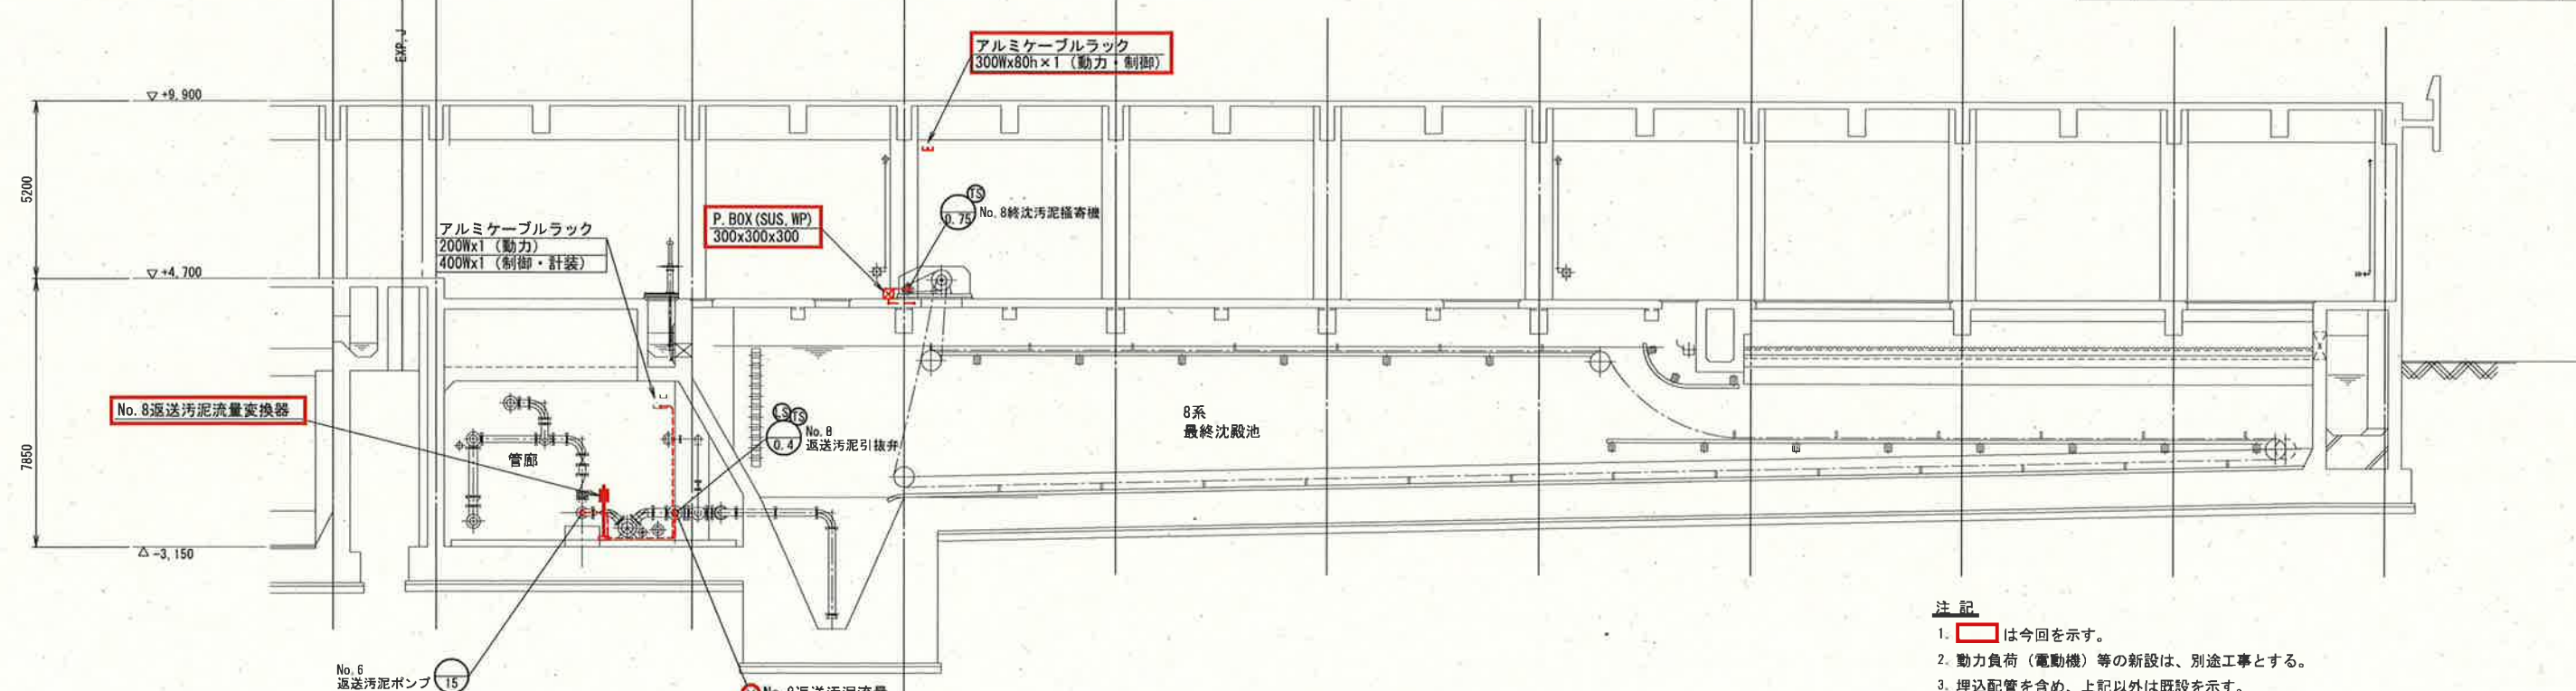


最終沈殿池B-B断面図 S=1/200

- 注記
1. は今回を示す。
 2. 動力負荷（電動機）等の新設は、別途工事とする。
 3. 埋込配管を含め、上記以外は既設を示す。

- 配線凡例
- : ビット&ダクト内配線
 - : 地中埋設配線
 - : ラック配線
 - : 露出電線管
 - : 埋込電線管

参考図

工事名	下知水再生センター水処理施設（8 池目）電気設備工事（R B-1）				
名称	最終沈殿池断面図			図面No.	19/22
縮尺	1/200	課長	補佐	係長	設計 検図
令和8年度					
高知市上下水道局 下水道施設管理課					

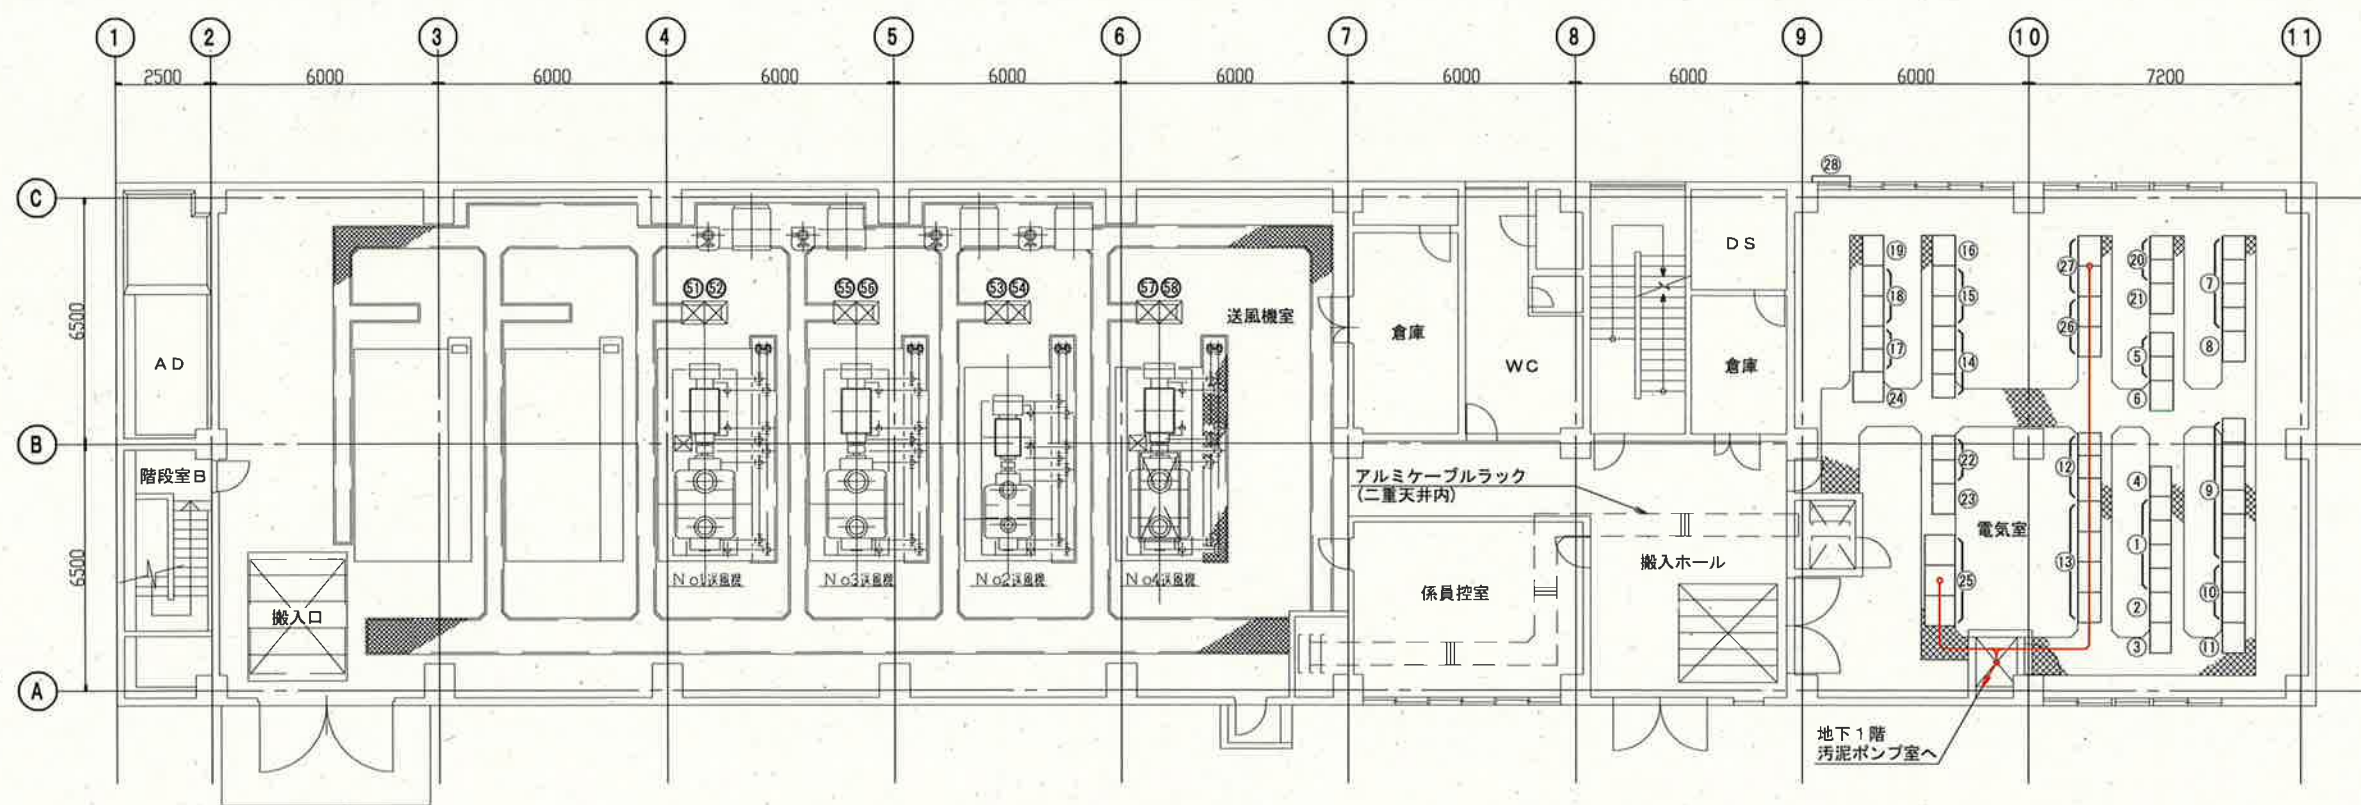


送風機棟1階平面図 S=1/200



凡例 (電気室)

番号	盤記号	盤 名 称	備 考
①	CC-1B	終沈コントロールセンタ	
②	F-RB-01	終沈補助継電器盤	
③	F-RB-02	終沈シーケンサ盤	
④	F-RB-03	終沈補助継電器盤	
⑤	CC-1C	塩素減菌コントロールセンタ	
⑥	E-RB-01	塩素減菌補助継電器盤	
⑦	CC-1D	雑用水コントロールセンタ	
⑧	Z-RB-01	雑用水補助継電器盤	
⑨	U-CC	雨水貯留池設備コントロールセンタ	
⑩	U-RB-01.02	雨水貯留池補助継電器盤	
⑪	U-RB-03	雨水貯留池シーケンサ盤	
⑫	UI-CC-01.02	雨水貯留池コントロールセンタ	
⑬	UI-RB-01	雨水貯留池補助継電器盤	
⑭	CC-1F	No.1送風機補機コントロールセンタ	
⑮	B-RB-01.02	No.1送風機補機補助継電器盤	
⑯	B-RB-03	No.1送風機補機シーケンサ盤	
⑰	B-CC-2	No.2送風機補機設備コントロールセンタ	
⑱	B-RB-04	No.4送風機補機設備補助継電器盤	
⑲	B-SQC-1	No.2送風機補機設備シーケンサ盤	
⑳	CC-1G	汚泥移送ポンプコントロールセンタ	
㉑	T-RB-01	汚泥移送ポンプ補助継電器盤	
㉒	CC-1H	自家発電設備コントロールセンタ	
㉓	G-RB-01	自家発電補助継電器盤	
㉔	B-1B-1	送風機機計変換器盤	
㉕	B-1B11~13	送風機機計変換器盤	
㉖	B-RB-11.12	送風機機中継継電器盤	
㉗	B-CTR-1.2	送風機機入出力装置	
㉘		接地端子盤	

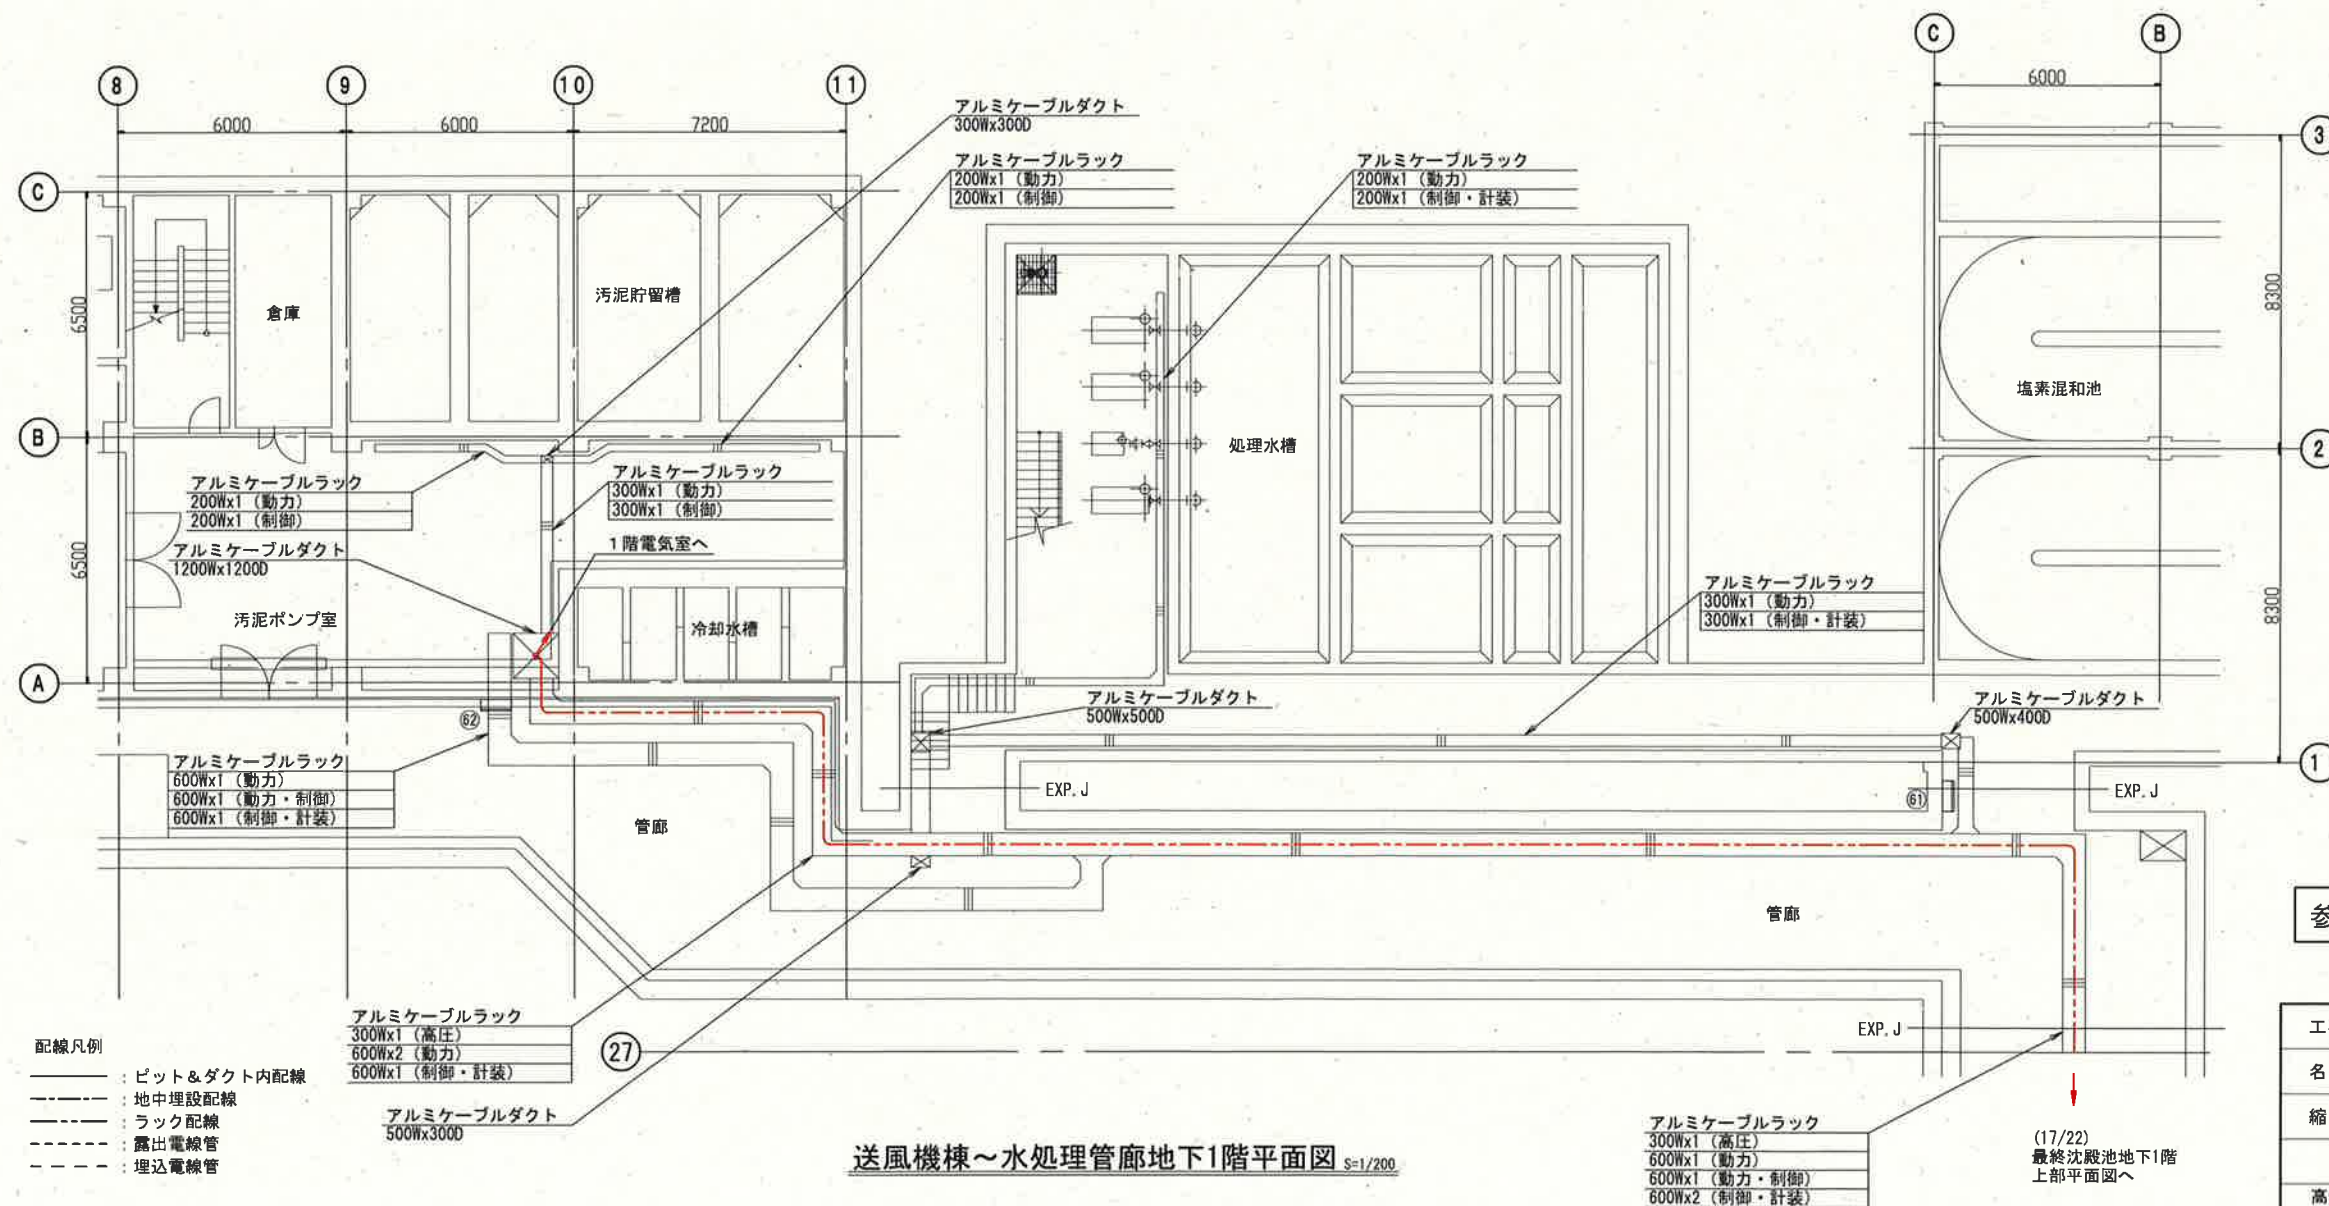

送風機棟～水処理管廊地下1階平面図 S=1/200

凡例

番号	盤記号	盤 名 称	備 考
㉙	B-LB-11	No.1送風機盤	
㉚		No.1送風機計器盤	
㉛	B-LB-1	No.2送風機盤	
㉜		No.2送風機計器盤	
㉝	B-LB-2	No.3送風機盤	
㉞		No.3送風機計器盤	
㉟	B-LB-13	No.4送風機盤	
㊱		No.4送風機計器盤	
㊲			
㊳			
㊴			
㊵			
㊶			
㊷			
㊸			
㊹			
㊺			
㊻			
㊼			
㊽			
㊾			
㊿			
①	TB-5	中継端子盤 (塩素混和池・雑用水施設)	
②	TB-6	中継端子盤 (送風機棟)	



注 記

1. 本図は配線ルートを示す。
2. 上記以外は既設を示す。

参考図

工事名	下知水再生センター水処理施設 (8池目) 電気設備工事 (R8-1)				
名 称	送風機棟地下1階、1階平面図			図面No.	20/22
縮 尺	1/200	課長	補佐	係長	設計
令和8年度			栗田	山岡	廣瀬
高知市上下水道局 下水道施設管理課			下元	横山	

- 配線凡例
- : ビット&ダクト内配線
 - - - -: 地中埋設配線
 - : ラック配線
 - : 露出電線管
 - - - -: 埋込電線管

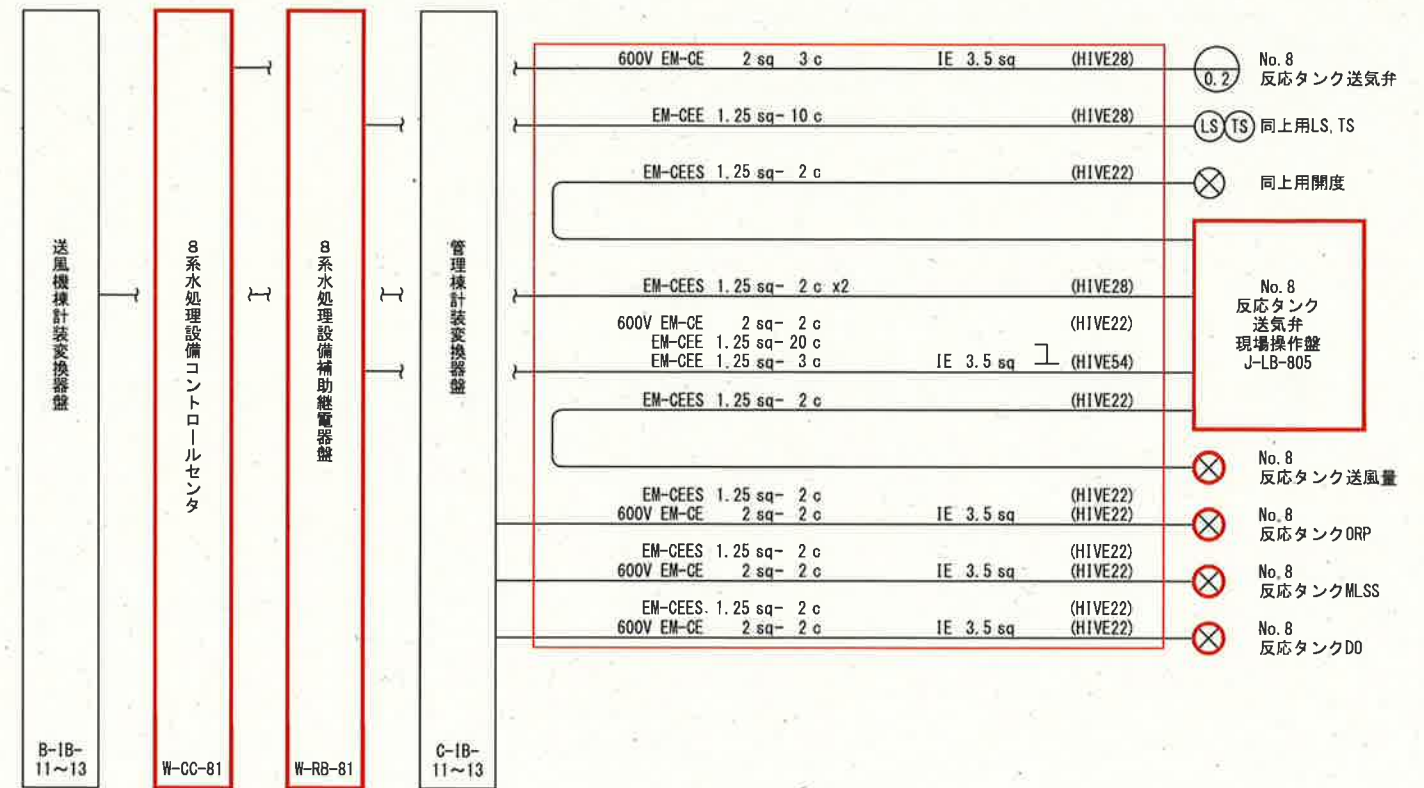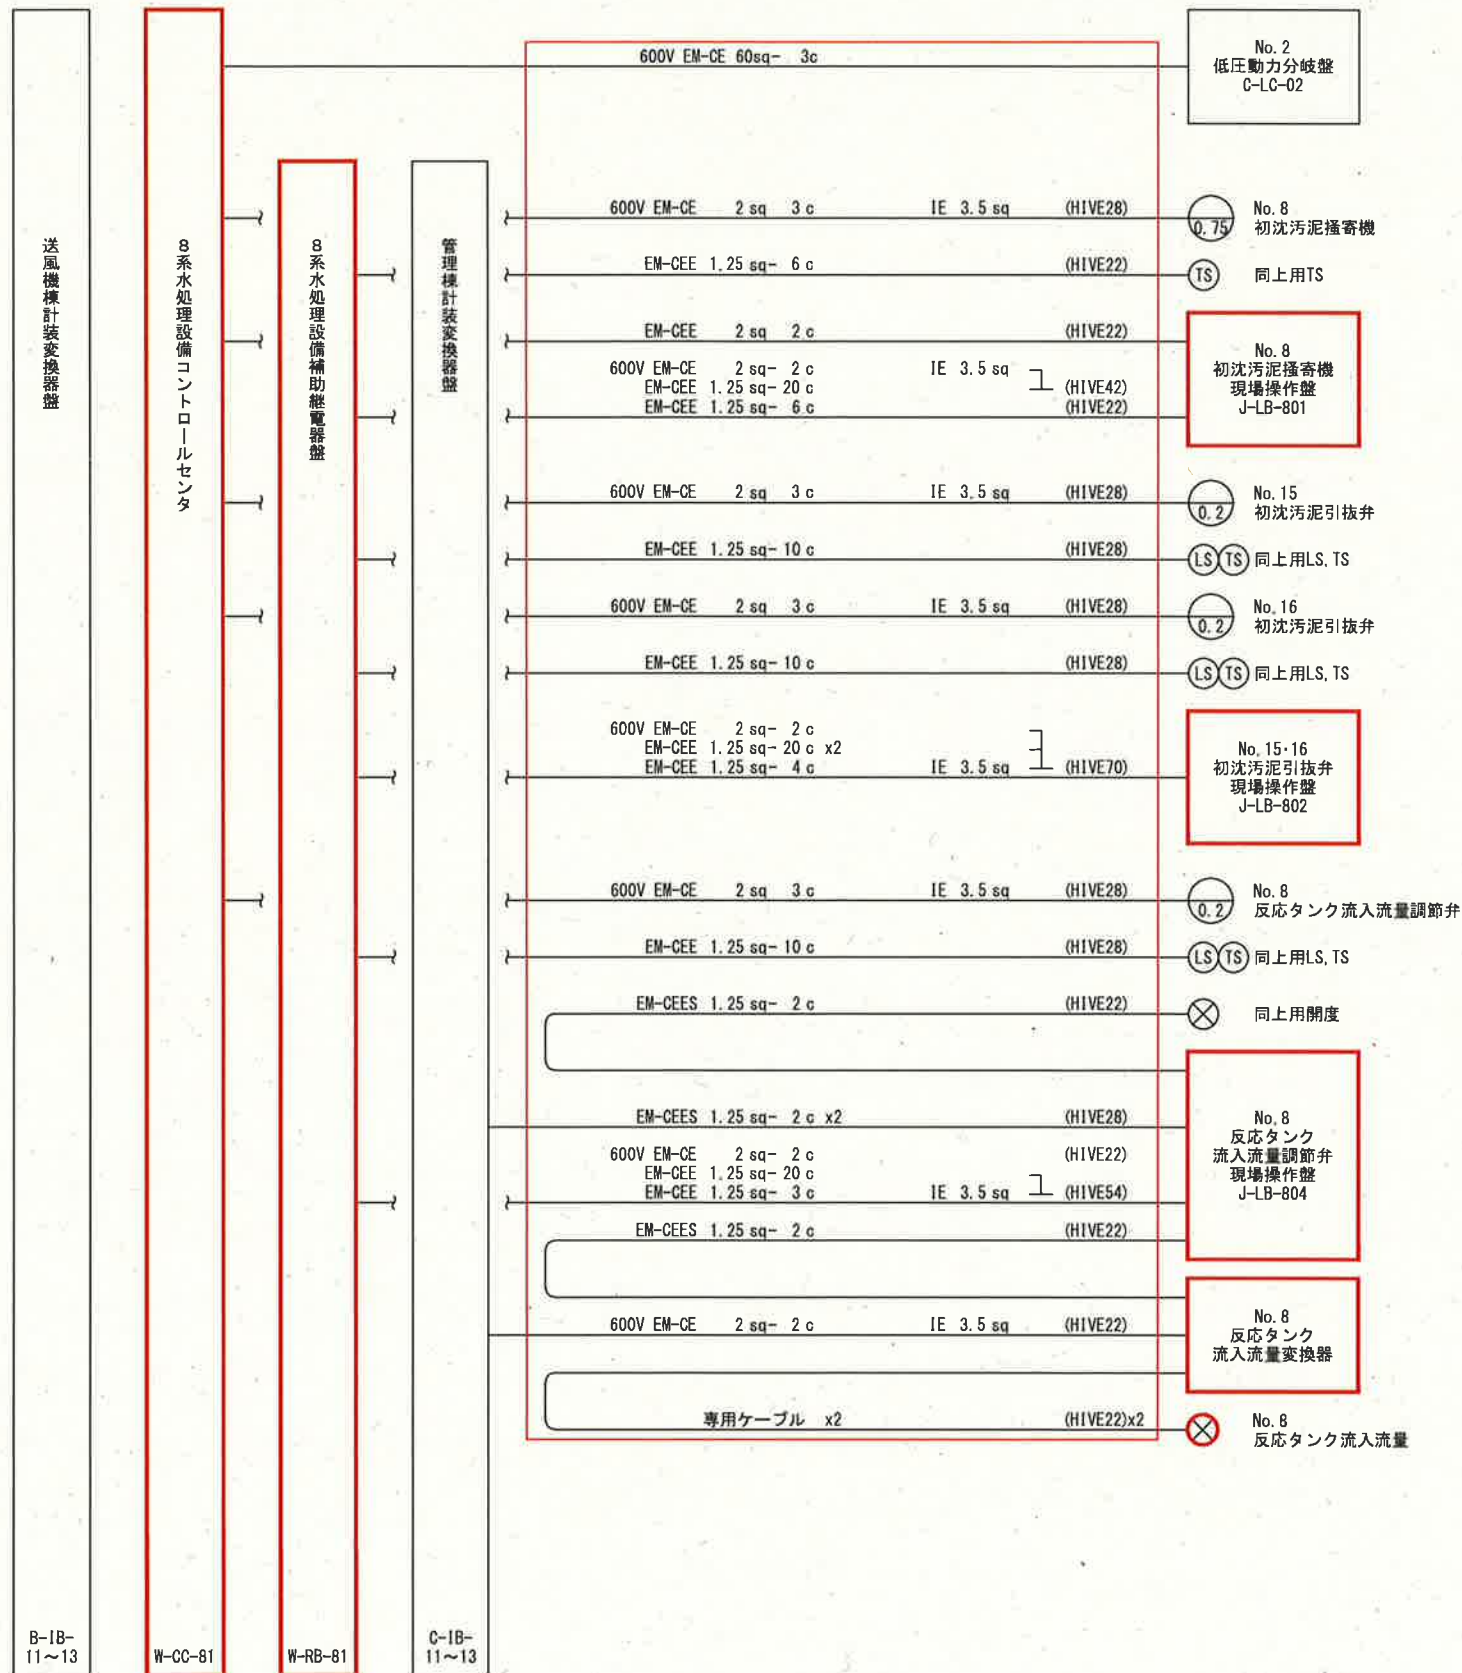


注記

1. 〇は今回を示す。
2. 動力負荷（電動機）等の新設は、別途工事とする。
3. 上記以外は既設を示す。

配線系統図(1)

参考図

工事名	下知水再生センター水処理施設（8池目）電気設備工事（R8-1）					
名称	配線系統図（1）				図面No.	21/22
縮尺	—	課長	補佐	係長	設計	検図
令和8年度			栗田	山岡	廣瀬	下元
高知市上下水道局 下水道施設管理課						横山

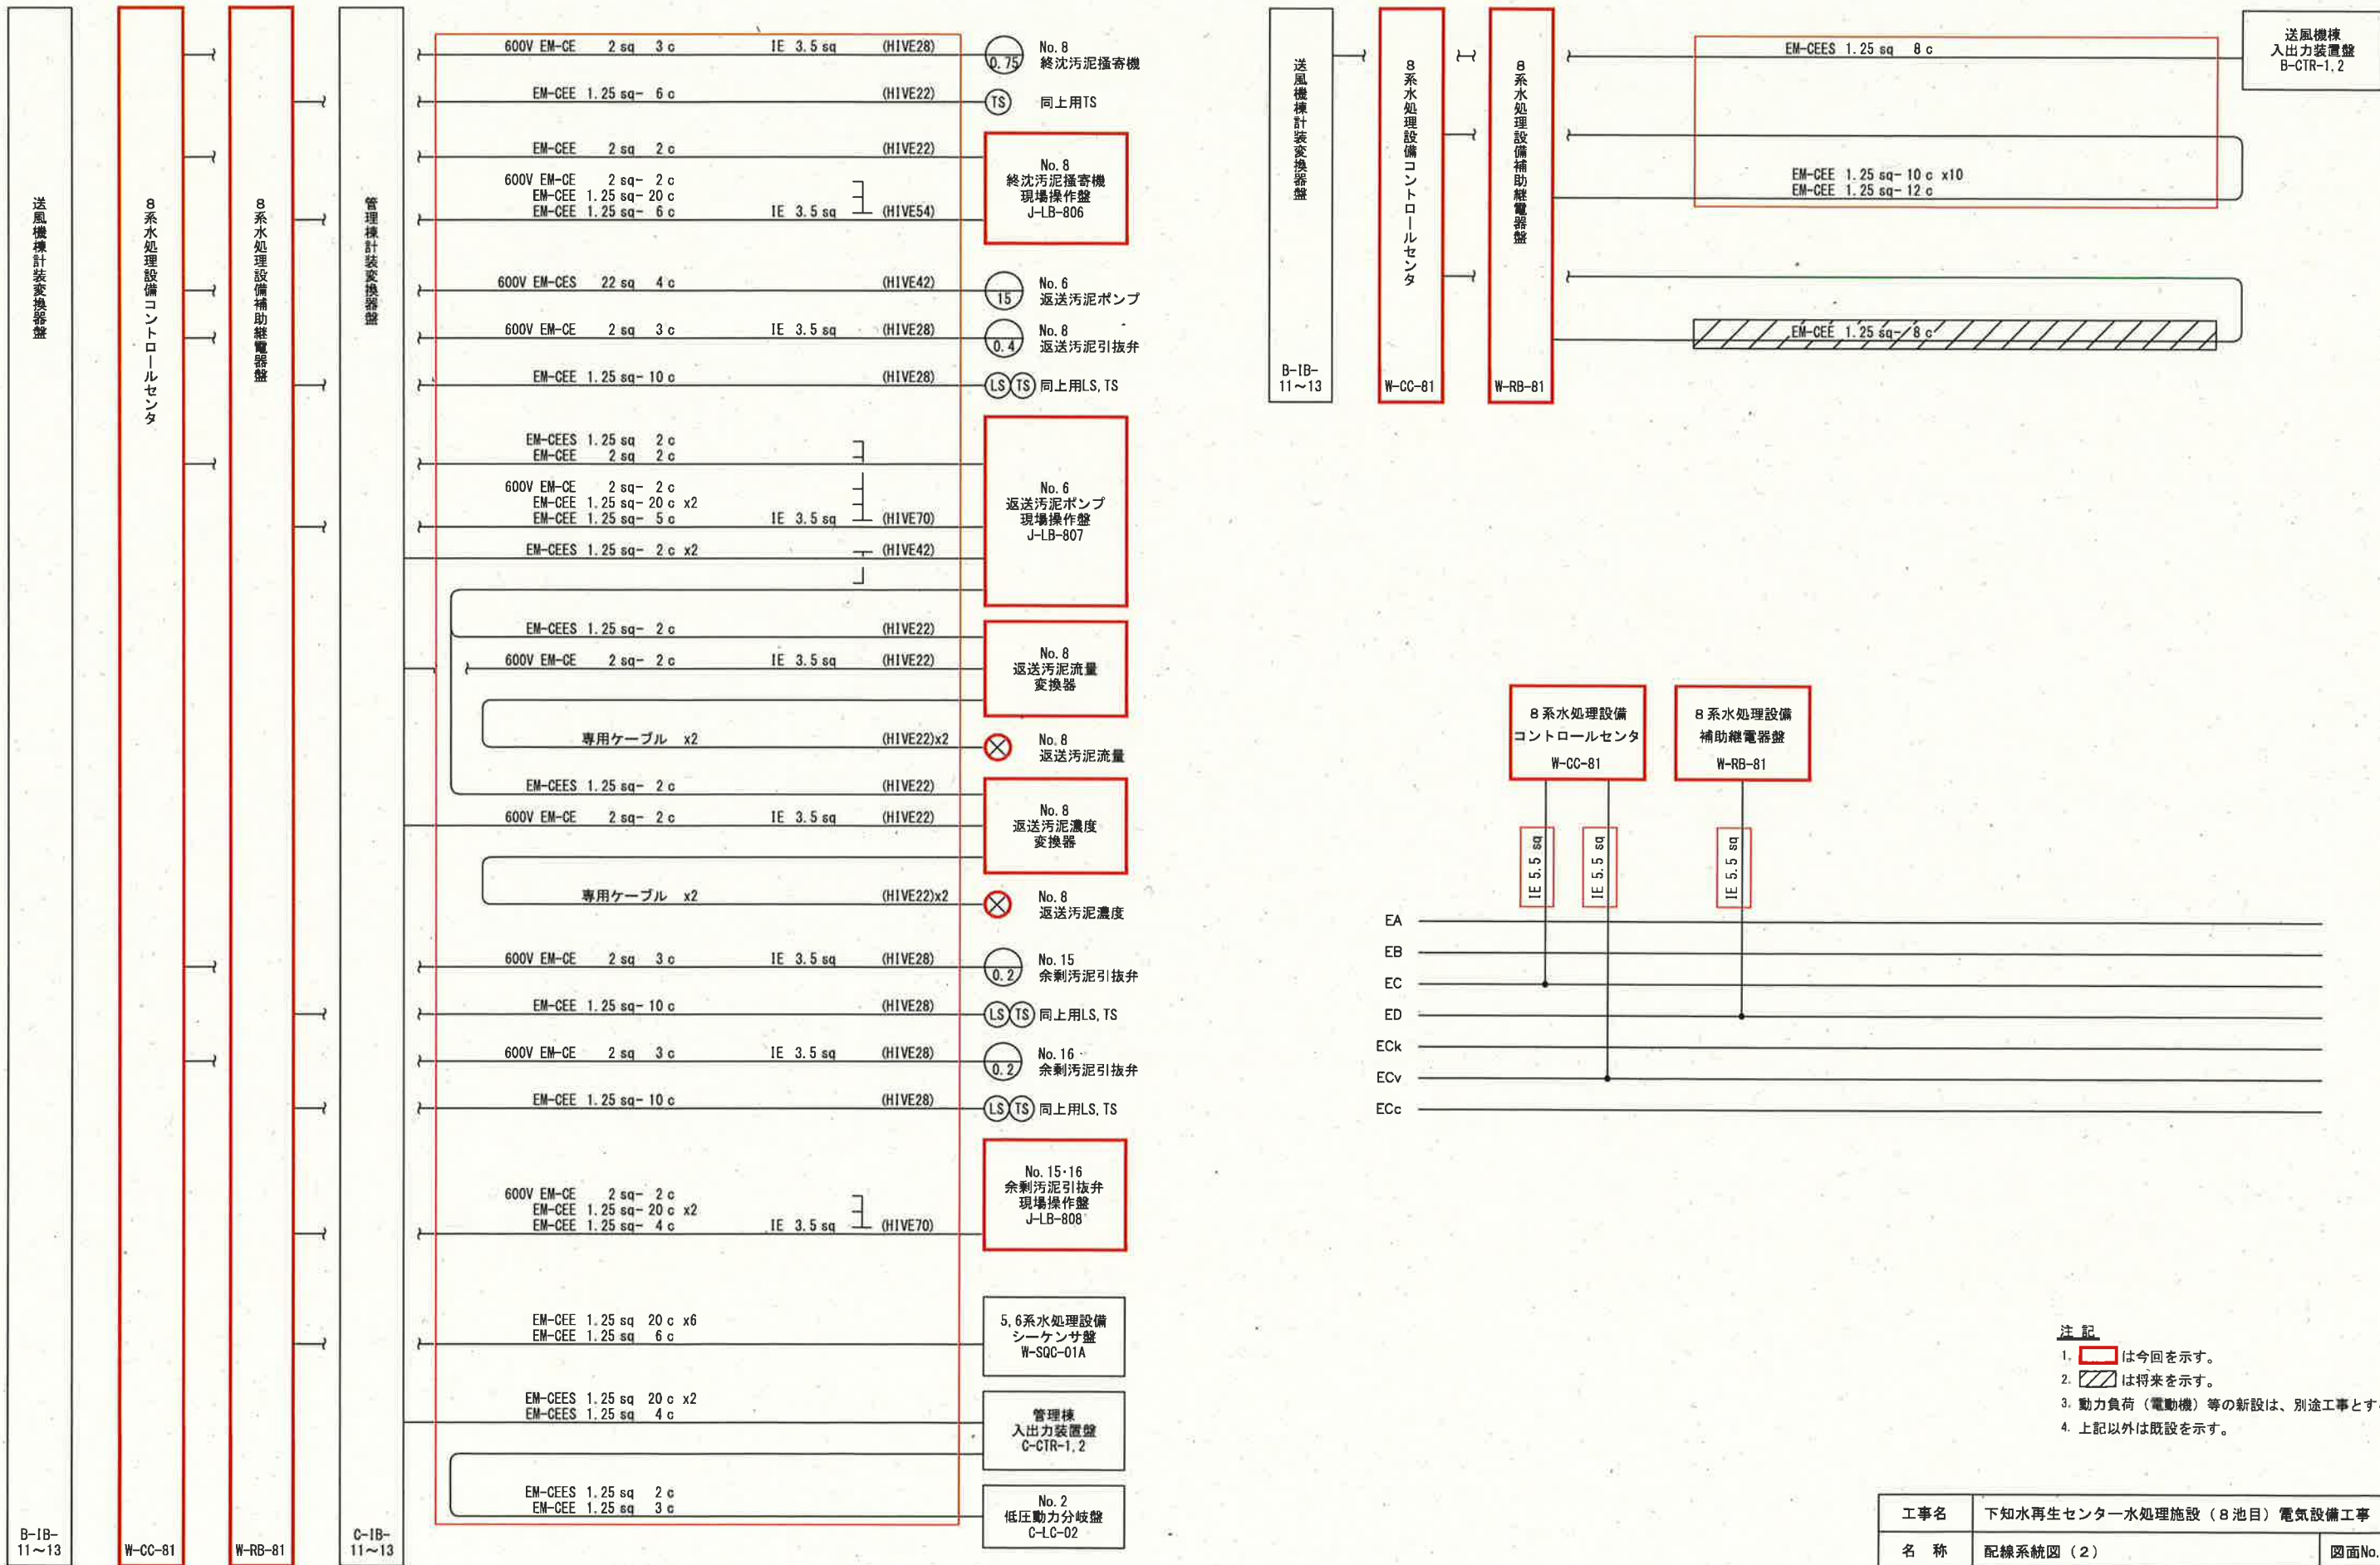

配線系統図(2)

参考図

- 注記
- 1. は今回を示す。
 - 2. は将来を示す。
 - 3. 動力負荷（電動機）等の新設は、別途工事とする。
 - 4. 上記以外は既設を示す。

工事名	下知水再生センター水処理施設（8池目）電気設備工事（R8-1）				
名称	配線系統図（2）			図面No.	22/22
縮尺	—	課長	補佐	係長	設計 検図
令和8年度			栗田	岡田	廣瀬
高知市上下水道局 下水道施設管理課			下元	横山	