




配水管平面図 S=1:500

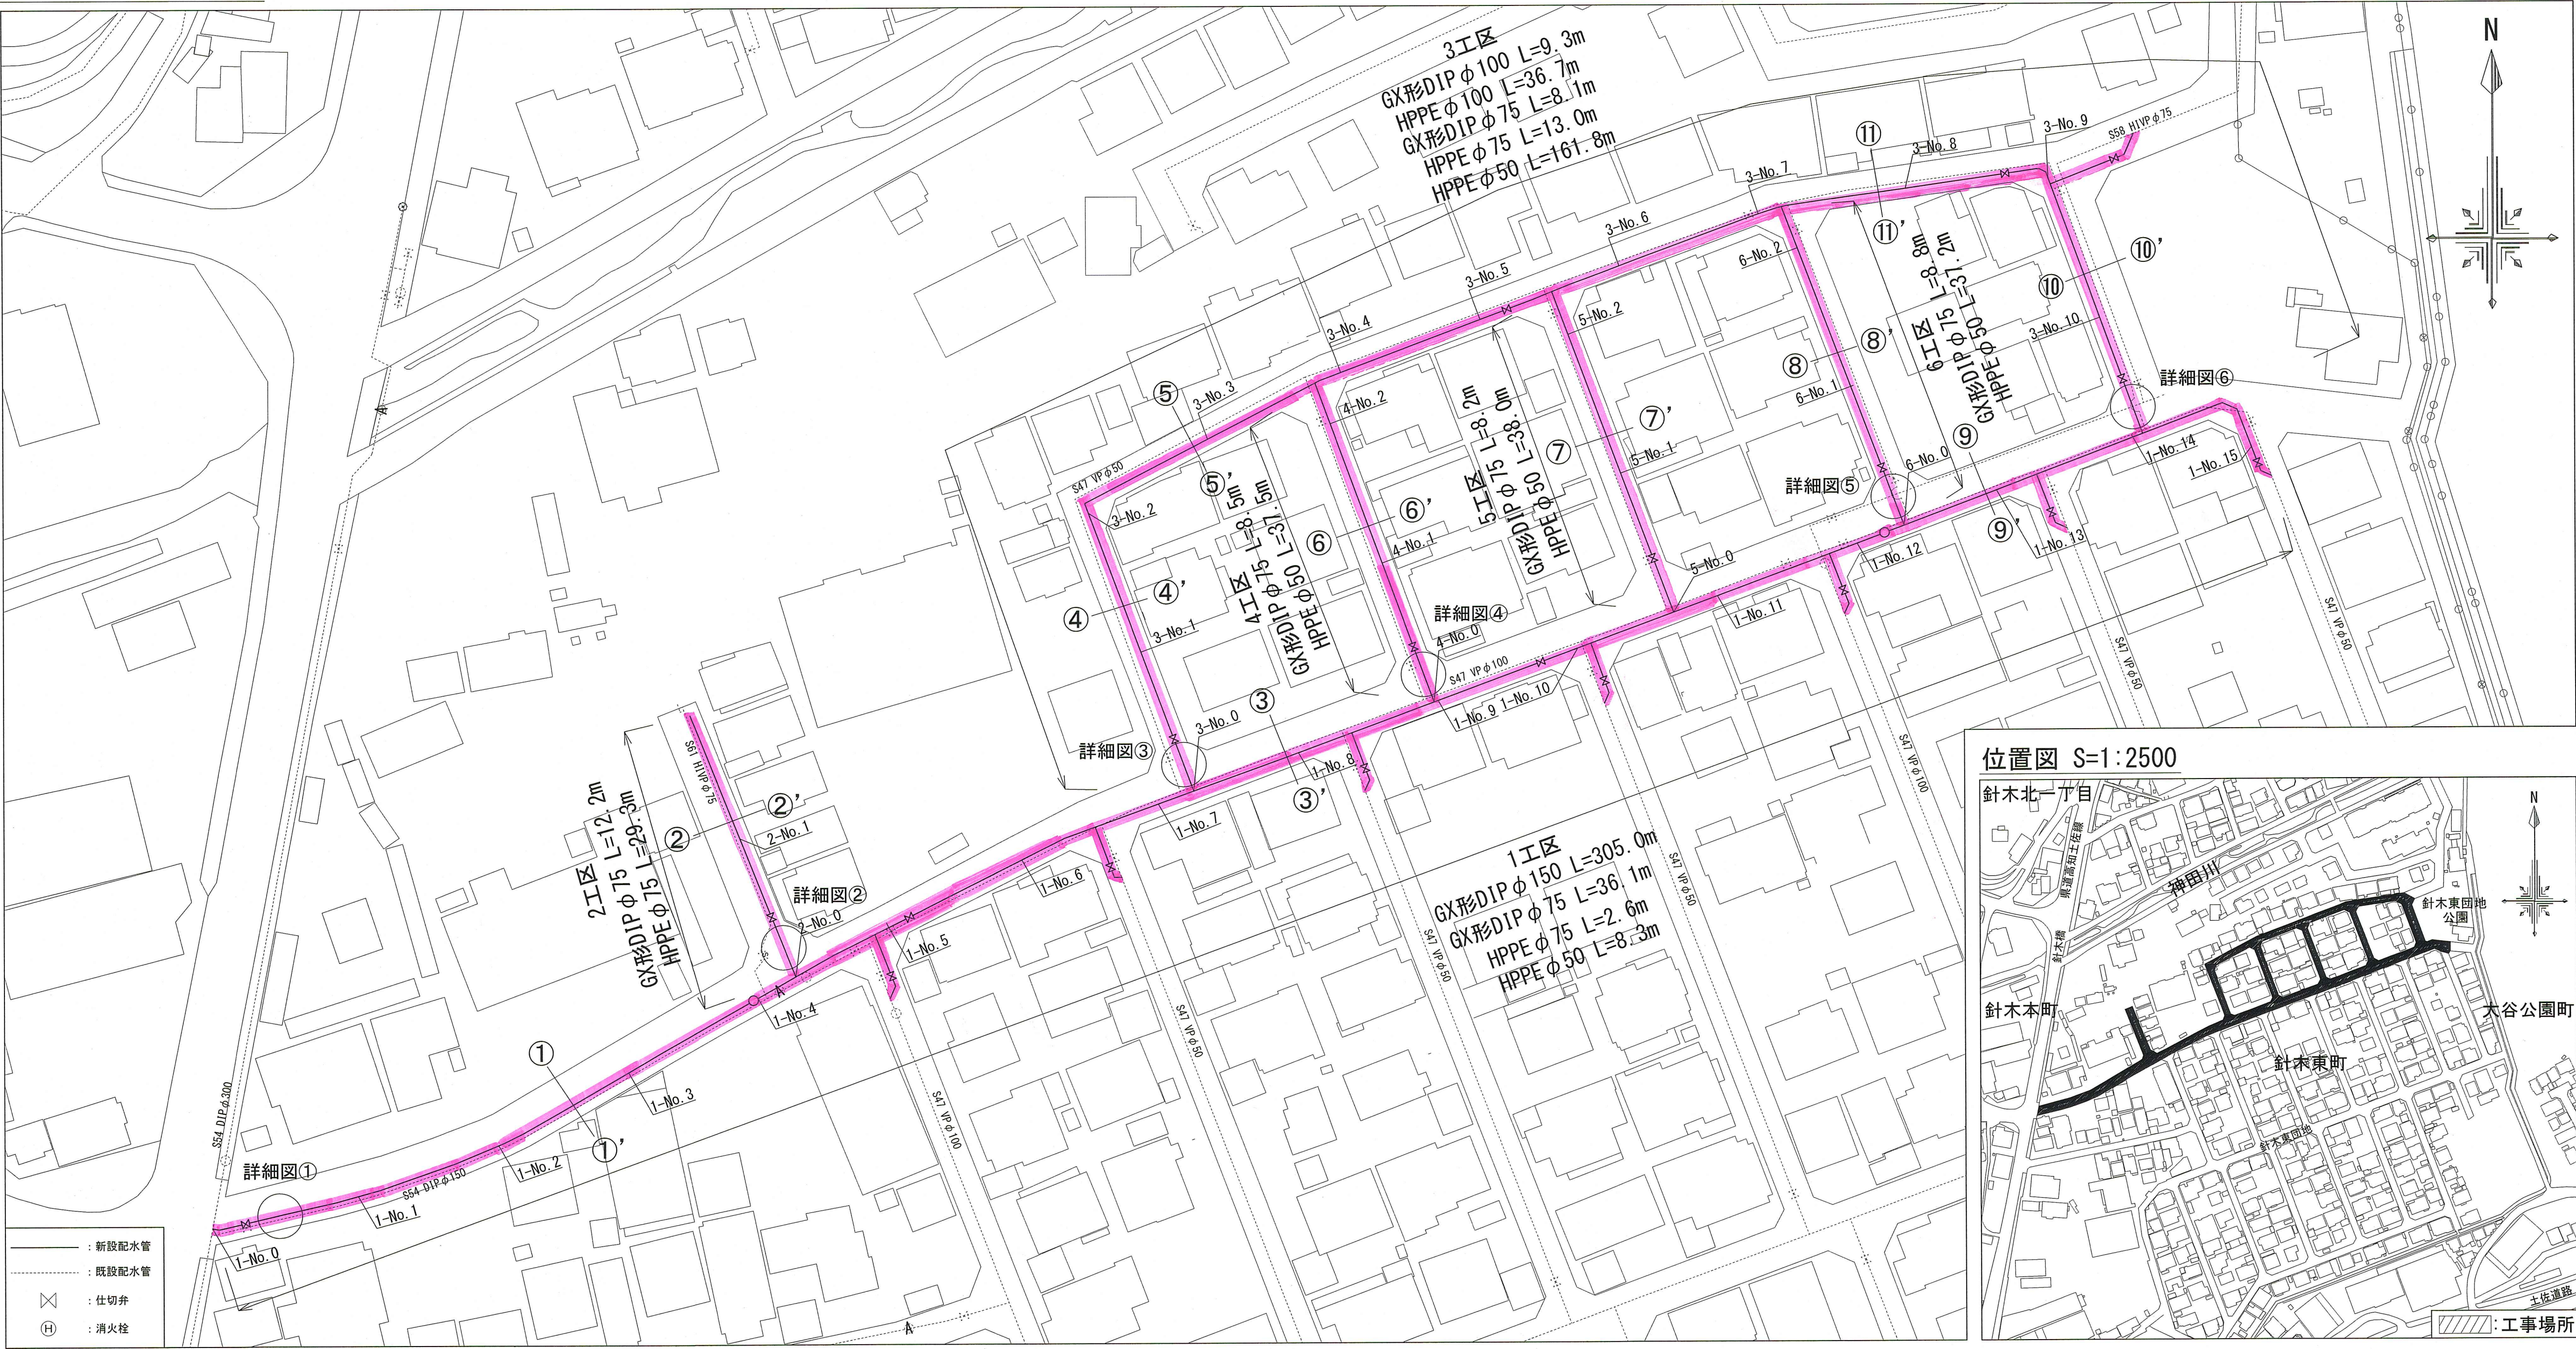


位置図 S=1:2500

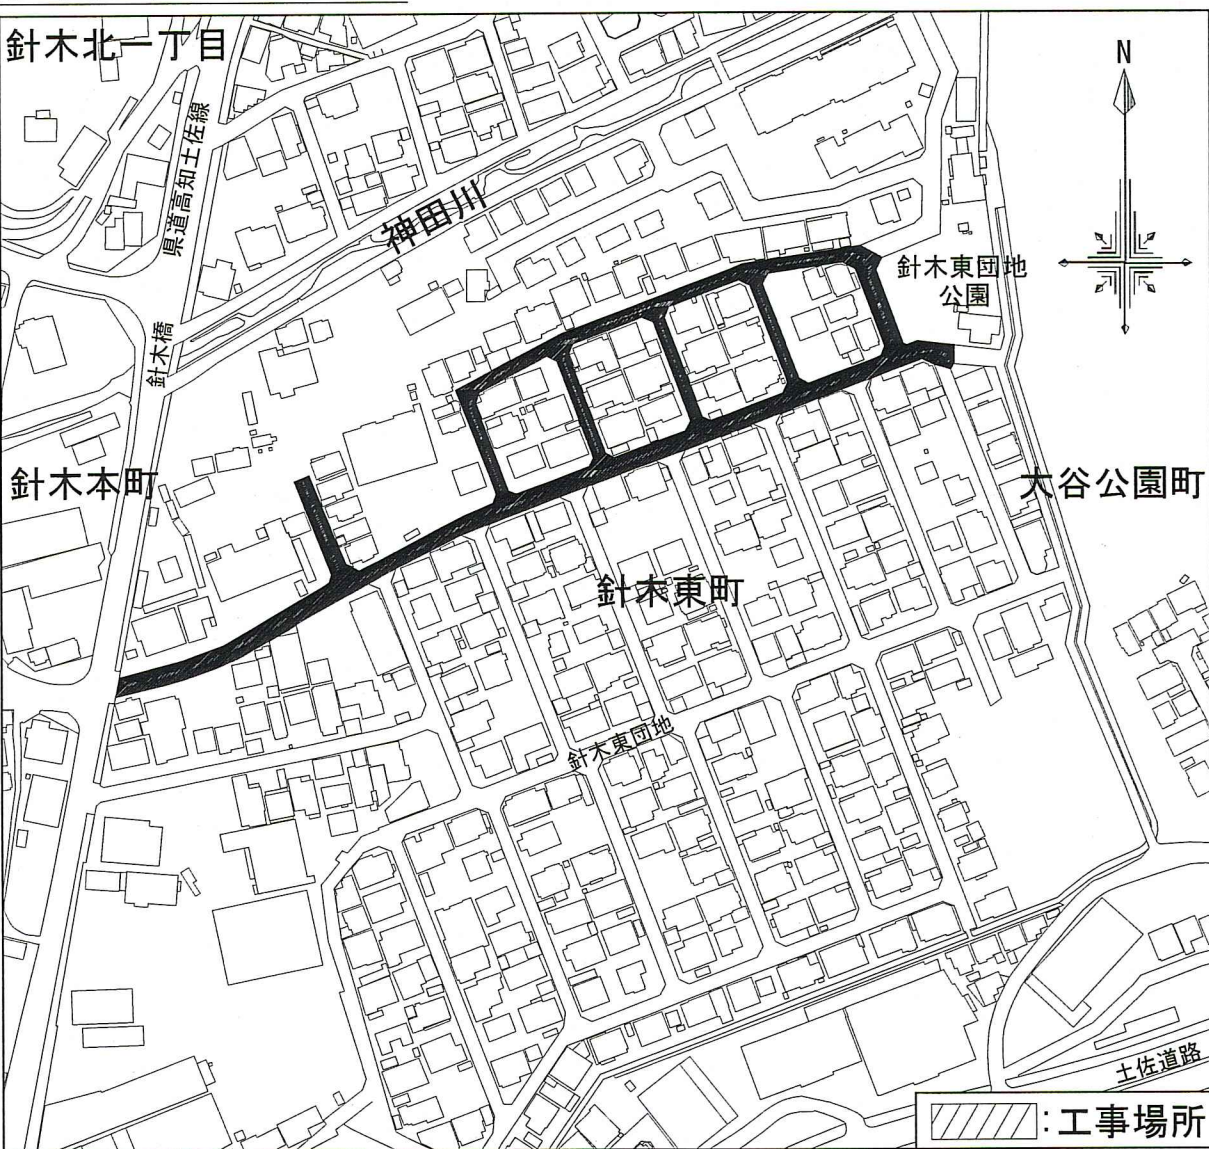


横断面図 S=1:100

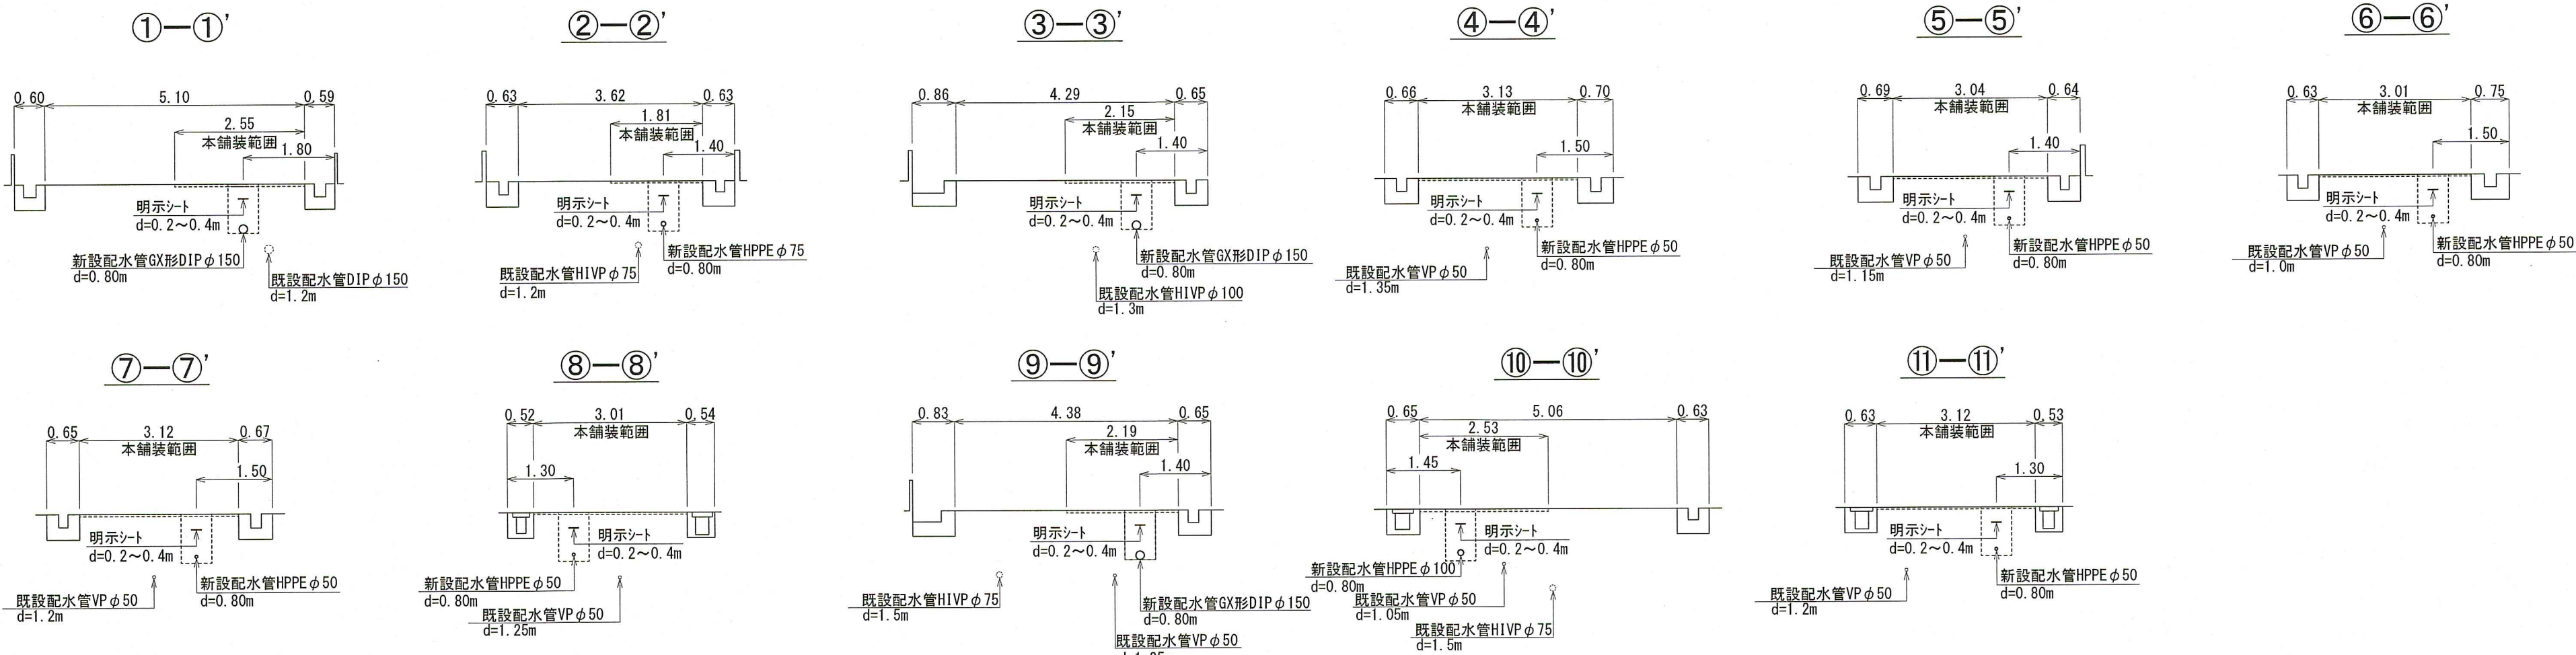


詳細①配管図

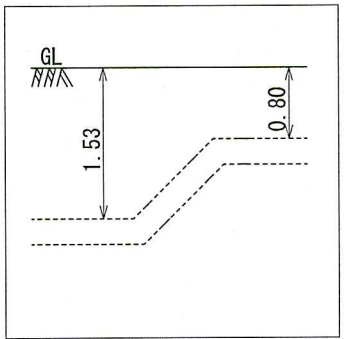


詳細②配管図

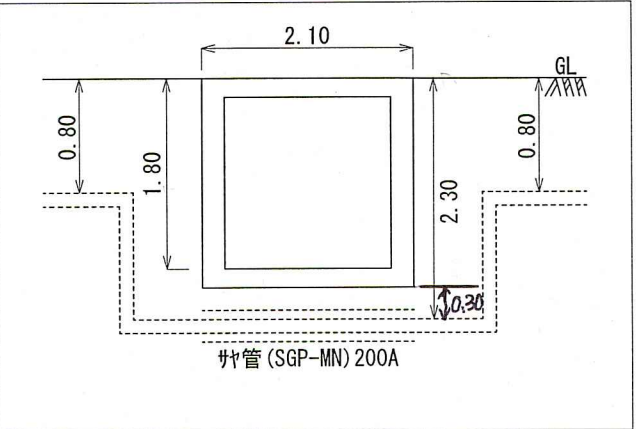

詳細③④⑤配管図

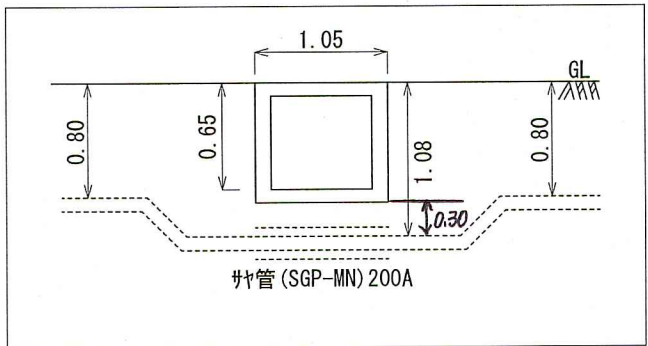


詳細⑥配管図

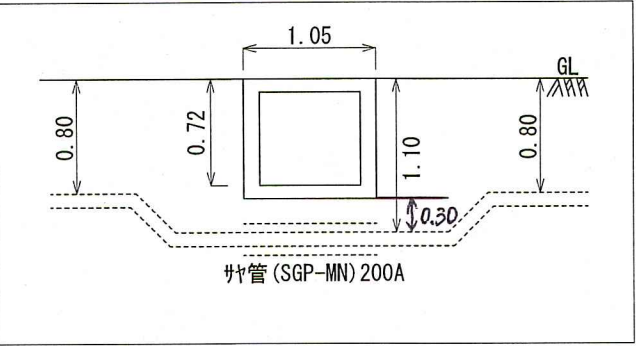

課長	課長補佐	係長	設計
吉岡	吉岡	吉岡	吉岡
針木東町配水管布設工事			
位置図・配水管平面図			
横断面・詳細図			
高知市上下水道局 水道整備課			


土工図 S=1:30

管明示シ-1の設置深度は0.2~0.4mとする。
ただし、管埋設深度が1.2m以上の場合は0.5mとする。

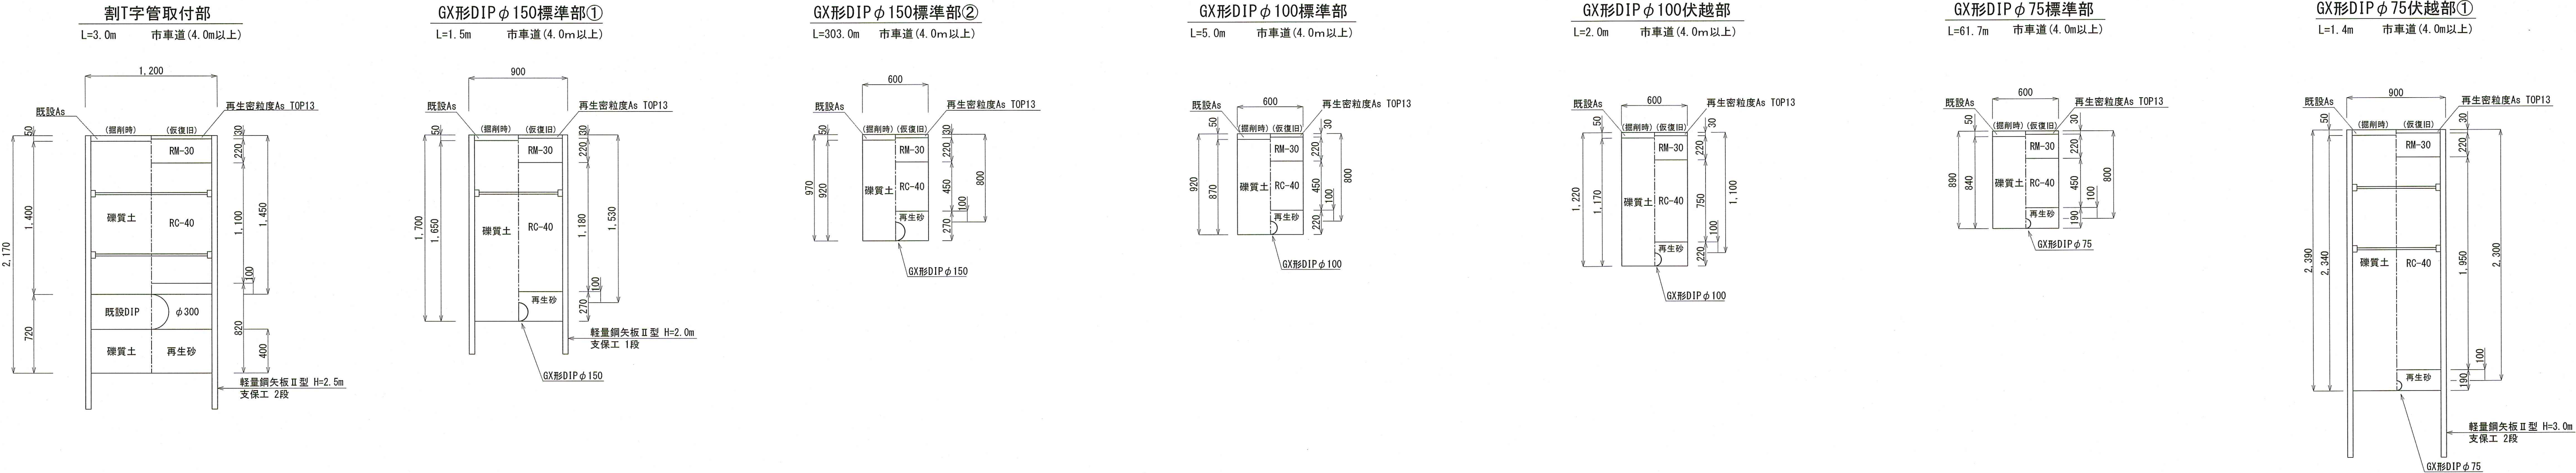


GX形DIPφ75伏越部②

L=5.7m市車道(4.0m以上)

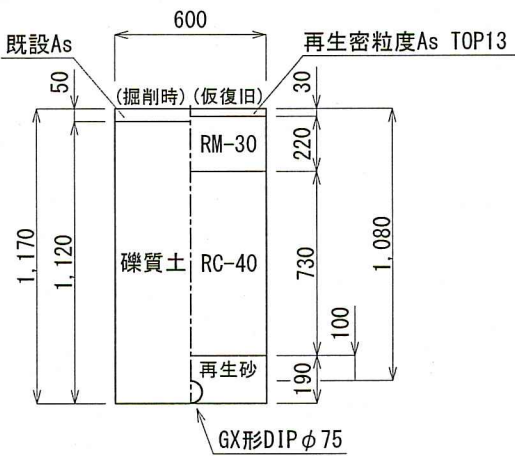


HPPEφ100標準部

L=36.4m市車道(4.0m以上)

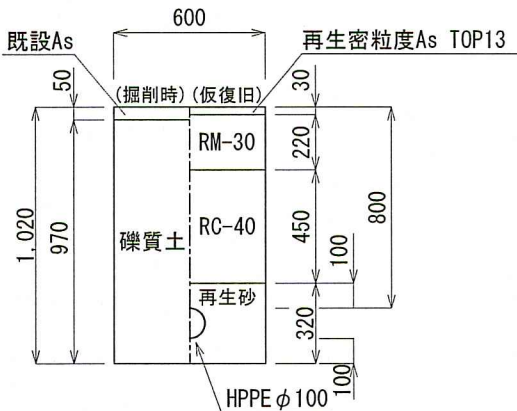


HPPEφ75標準部①

L=10.5m市車道(4.0m以上)

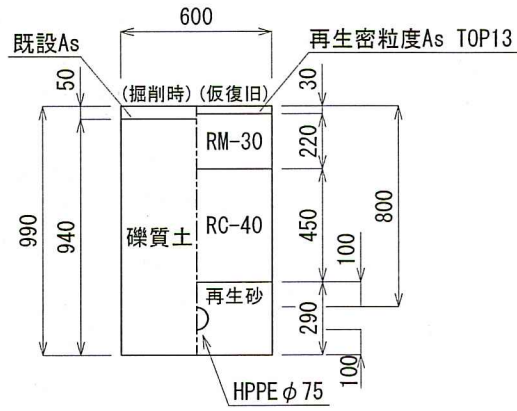


HPPEφ75標準部②

L=32.4m市車道(4.0m未満)

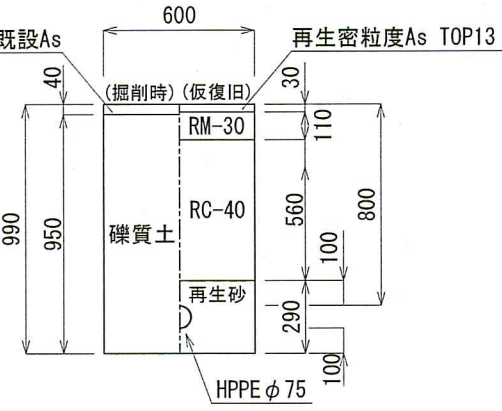


HPPEφ50標準部

L=285.3m市車道(4.0m未満)

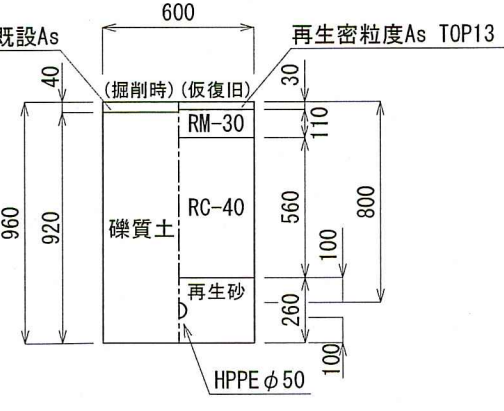


連絡部①

L=4.0m市車道(4.0m以上)

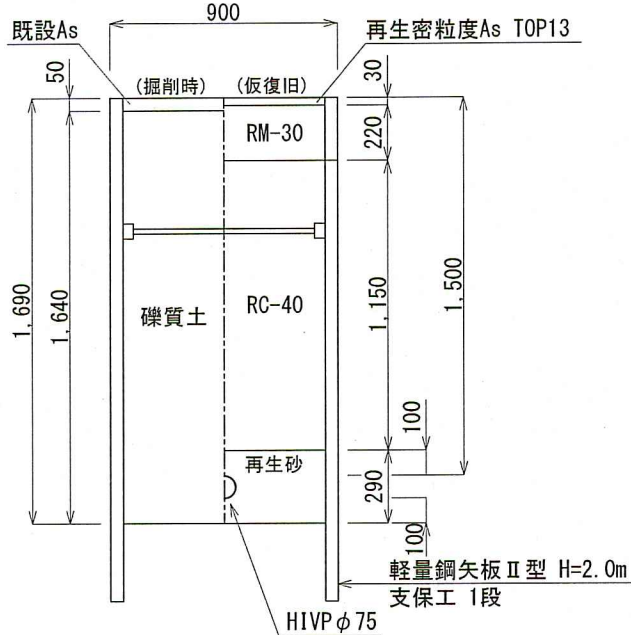

連絡部②


L=3.0m市車道(4.0m未満)

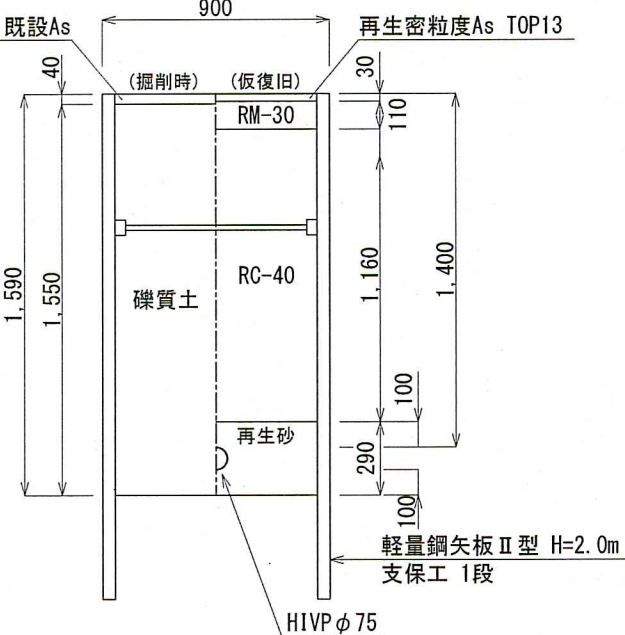

舗装構成図 S=Free


市道車道部 (As舗装)

舗装幅員4.0m以上

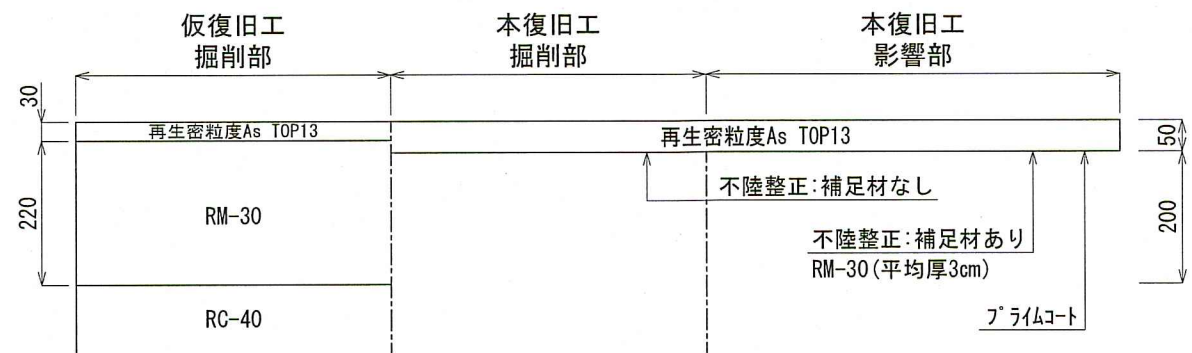


市道車道部 (As舗装)

舗装幅員4.0m未満

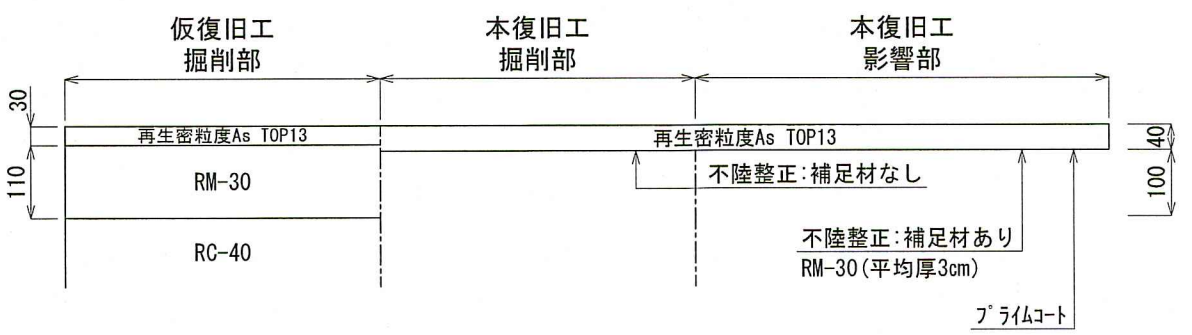


連絡部③

L=3.0m市車道(4.0m未満)

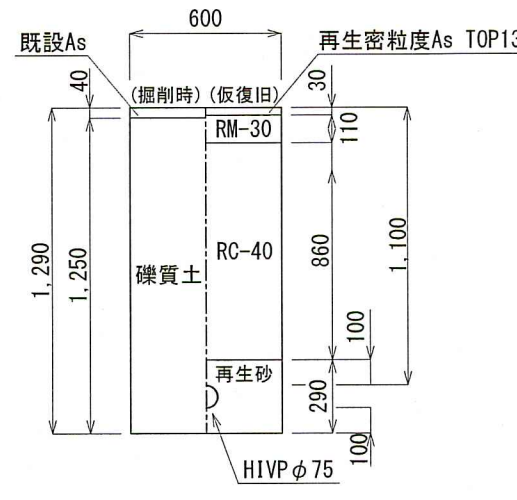


連絡部④

L=2.0m市車道(4.0m未満)

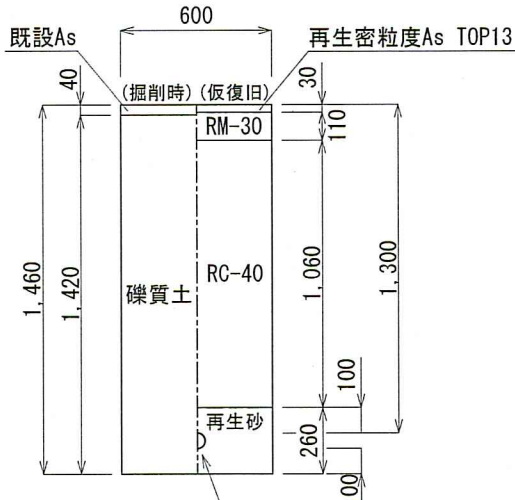


連絡部⑤⑥

L=5.0m市車道(4.0m未満)

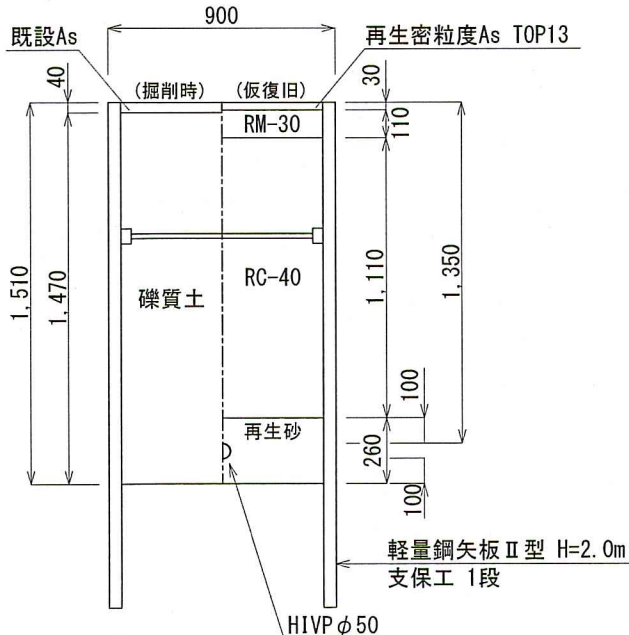


連絡部⑦

L=3.0m市車道(4.0m未満)

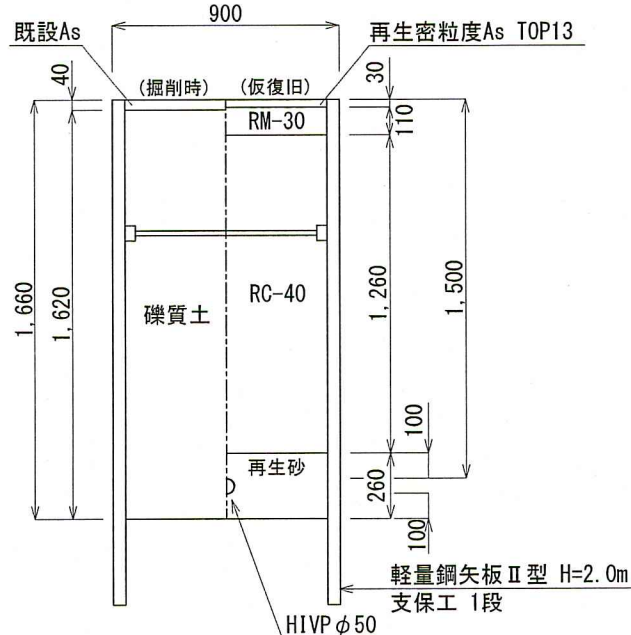

連絡部⑧

L=2.5m市車道(4.0m未満)

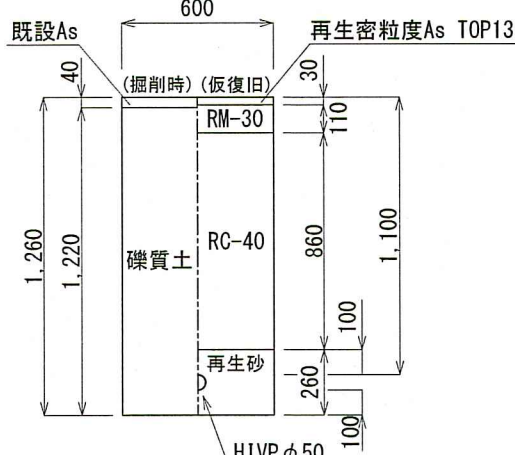


課長	課長補佐	係長	設計
針木東町配水管布設替工事	令和8年度	2/4	図示
土工図・舗装構成図	高知市上下水道局	水道整備課	

廃止管平面図 S=1:500




廃止管土工図 S=1:30


VP φ50閉塞部
L=2.0m×6箇所 市車道 (4.0m以上)

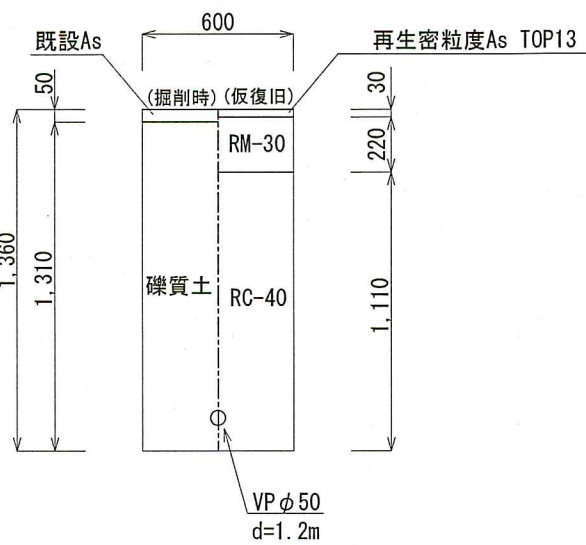


流入口①
L=2.0m 市車道 (4.0m以上)

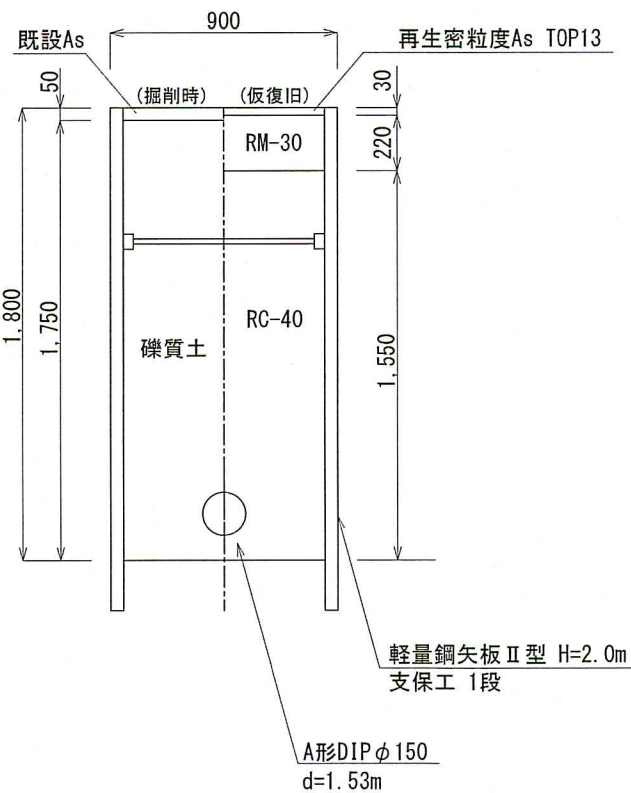


流出口①-1
L=2.0m 市車道 (4.0m未満)

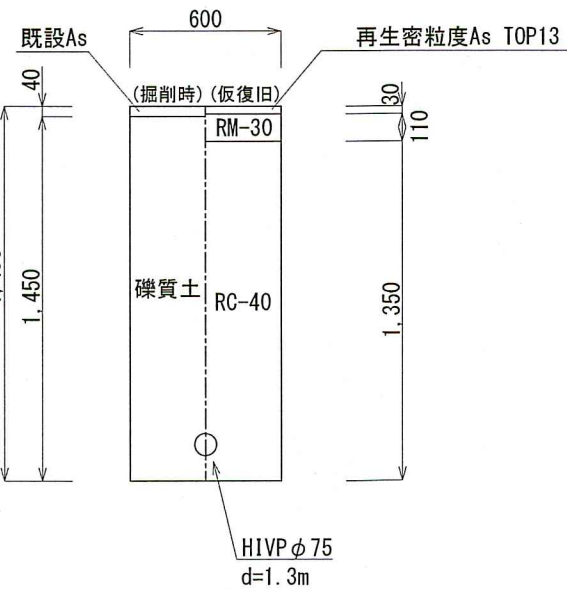

流出口①-2、流入口②
L=2.0m 市車道 (4.0m以上)

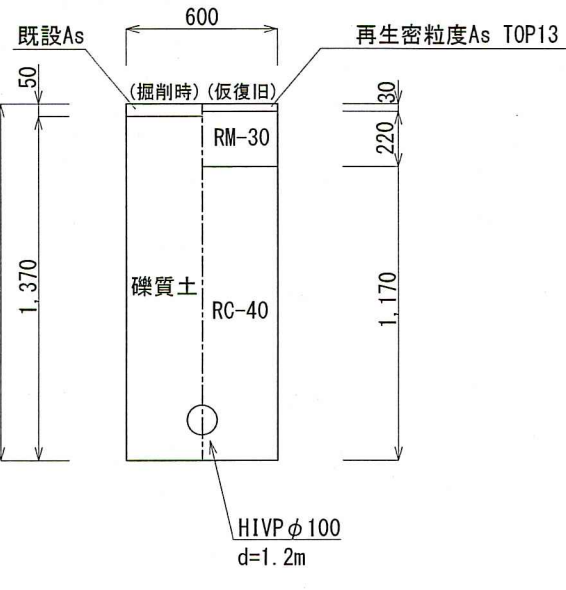

中詰め充填工詳細図 S=Free
廃止管 L≤250.0m×2区間

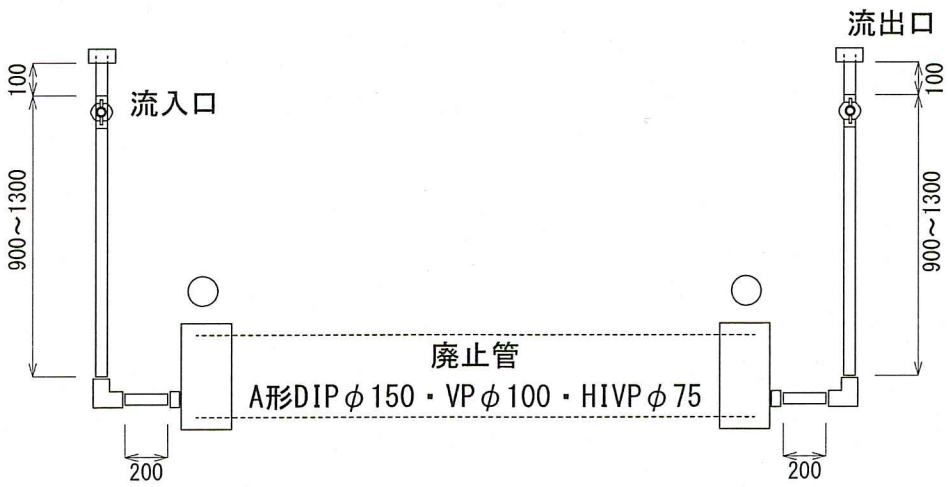


課長	課長補佐	係長	設計
針木	東町	配水管	布設替
針木東町配水管布設替工事			令和8年度
設計図			3/4
廃止管平面図・中詰め工詳細図			縮尺
廃止管土工図			図示
高知市上下水道局			水道整備課

給水管平面図 S=1:500



切替標準図 S=Free

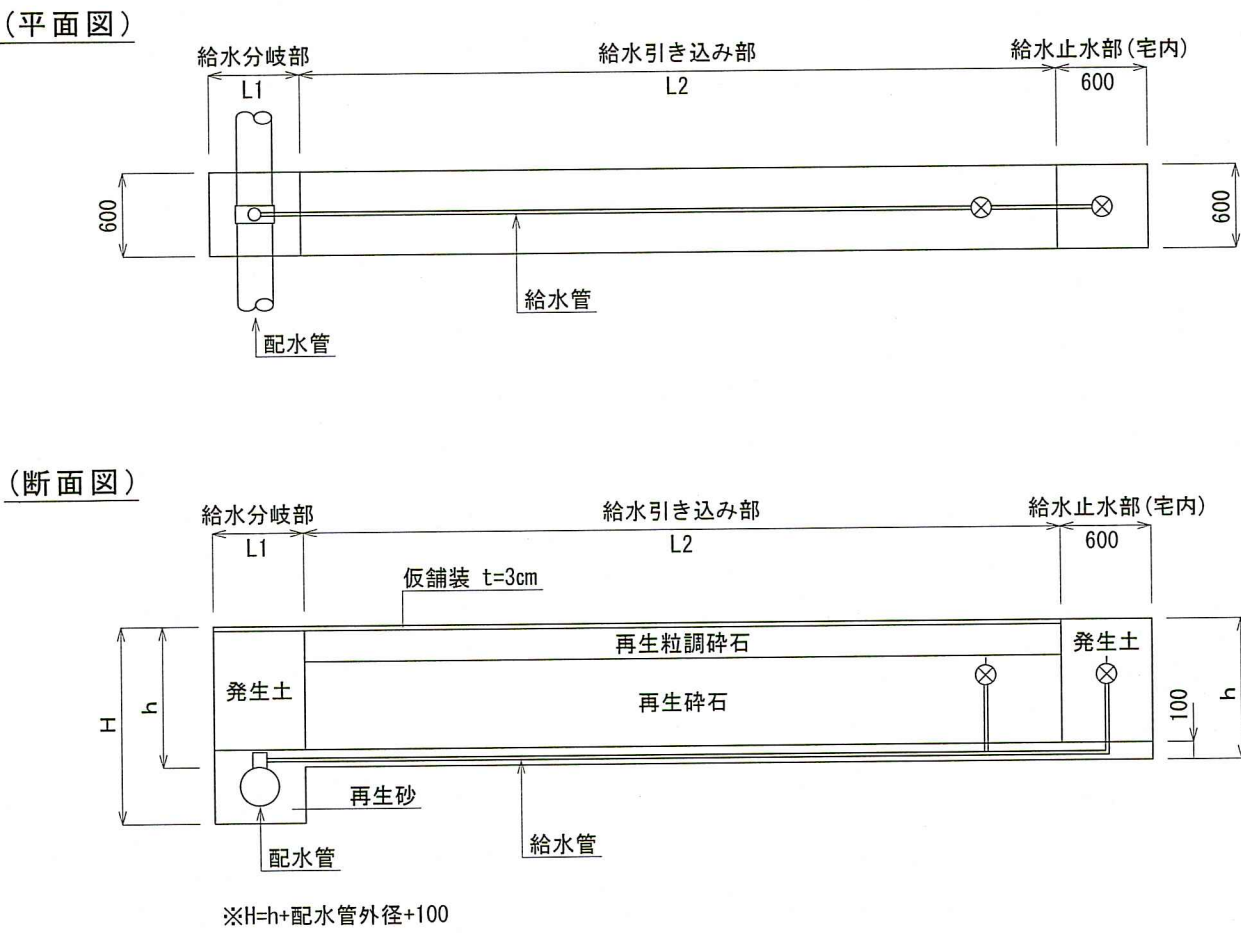

課 長	課長補佐	係 長	設 計
針木東町配水管布設替工事			令和8年度
設計図			4/4
給水管平面図・切替標準図			縮 尺
高知市上下水道局 水道整備課			図 示