



配水管平面図 S=1:500

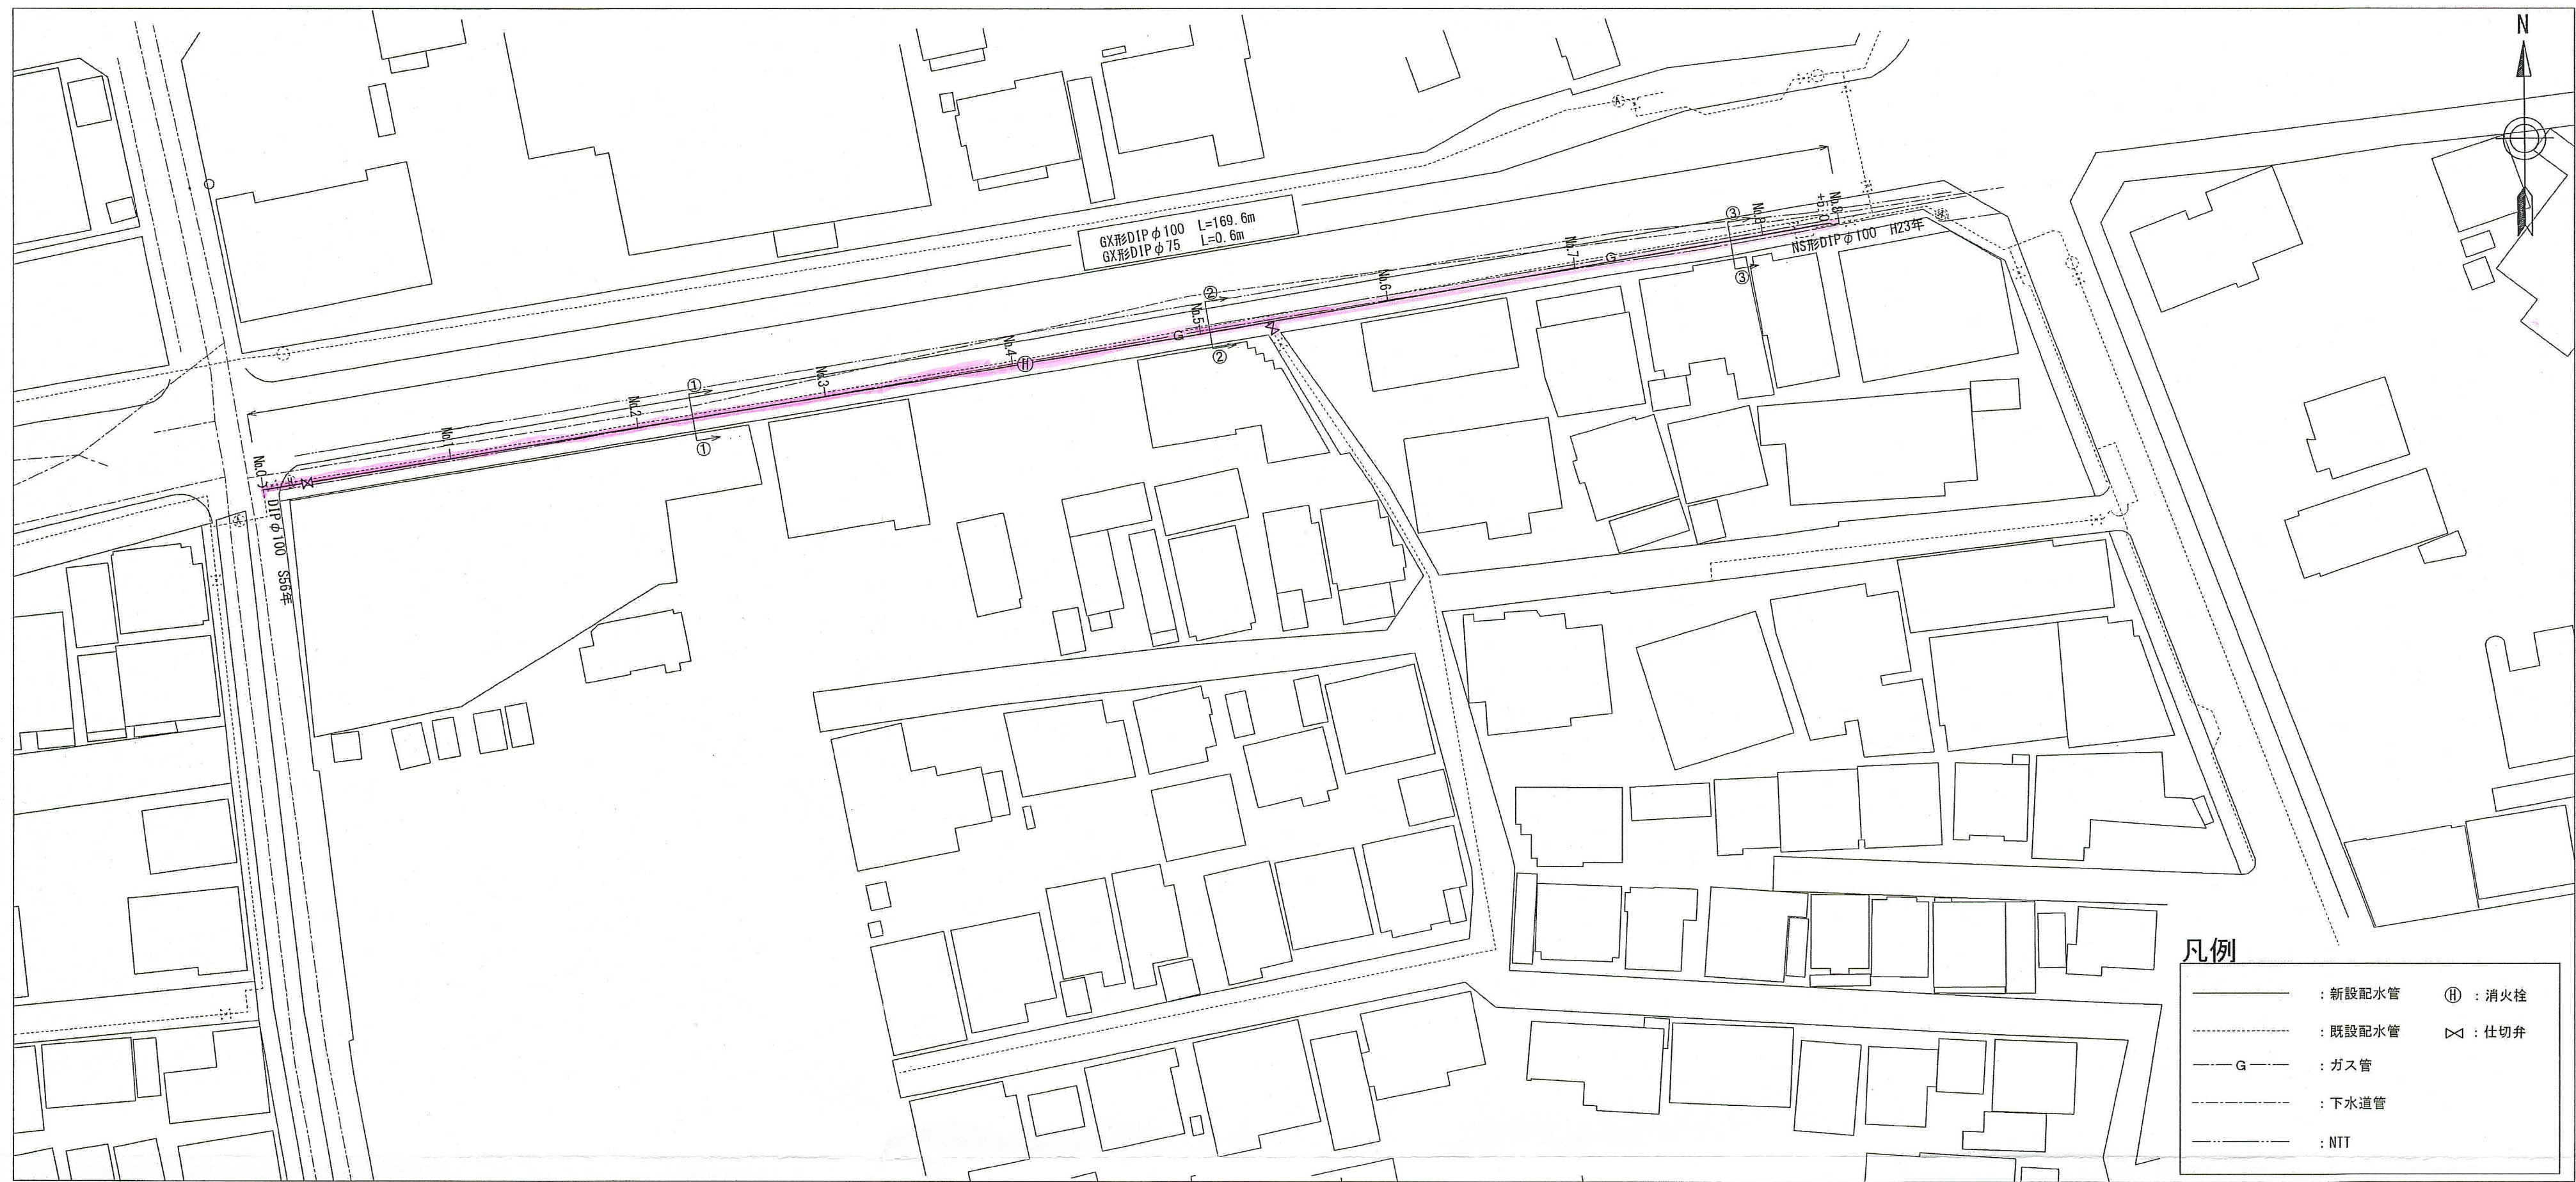


位置図 S=1:2000

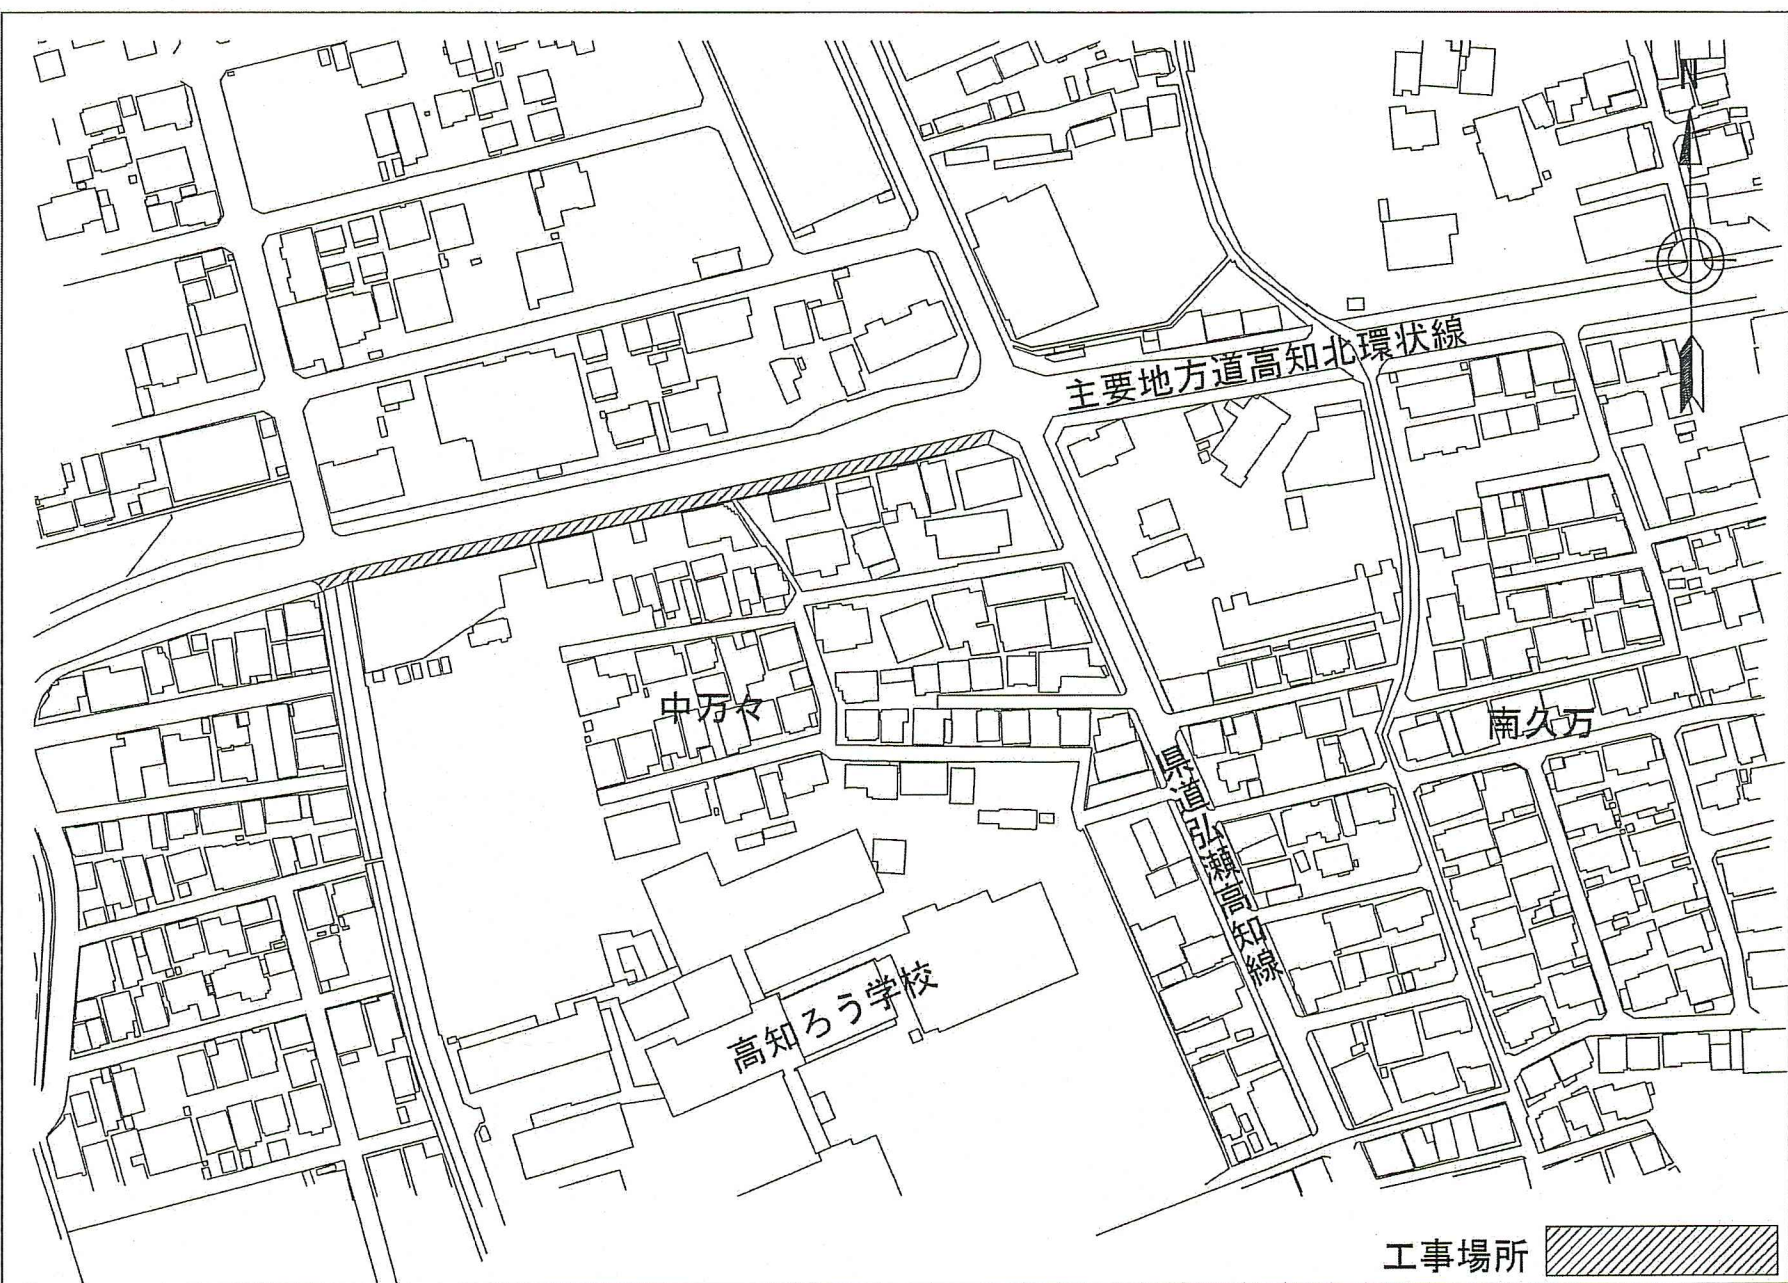


舗装構成図 S=Free


※現況舗装厚が設計と異なる場合は監督職員と協議すること

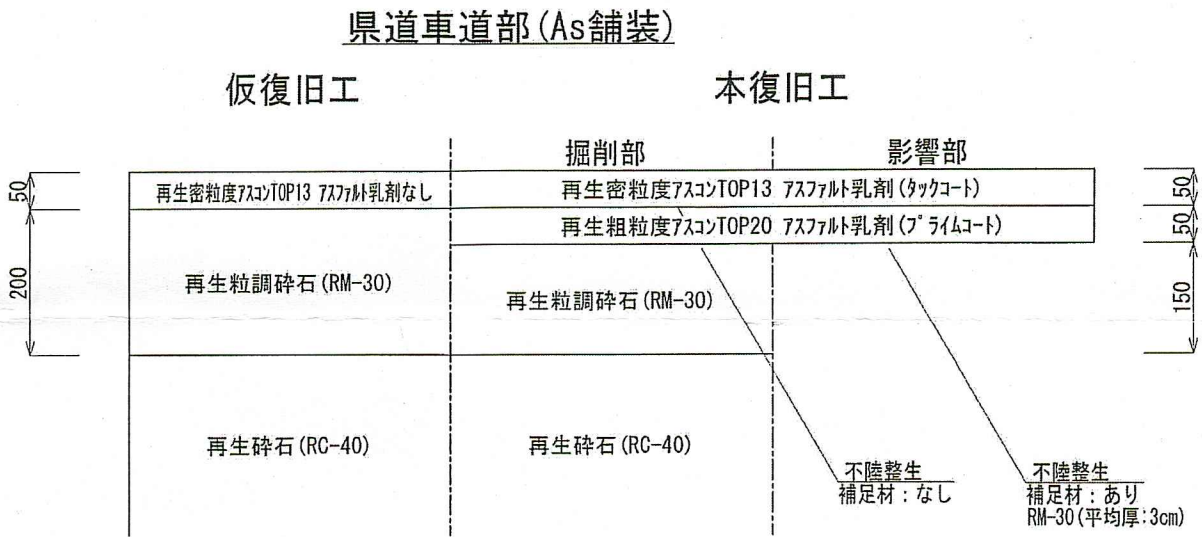

県道歩道部 (As舗装)

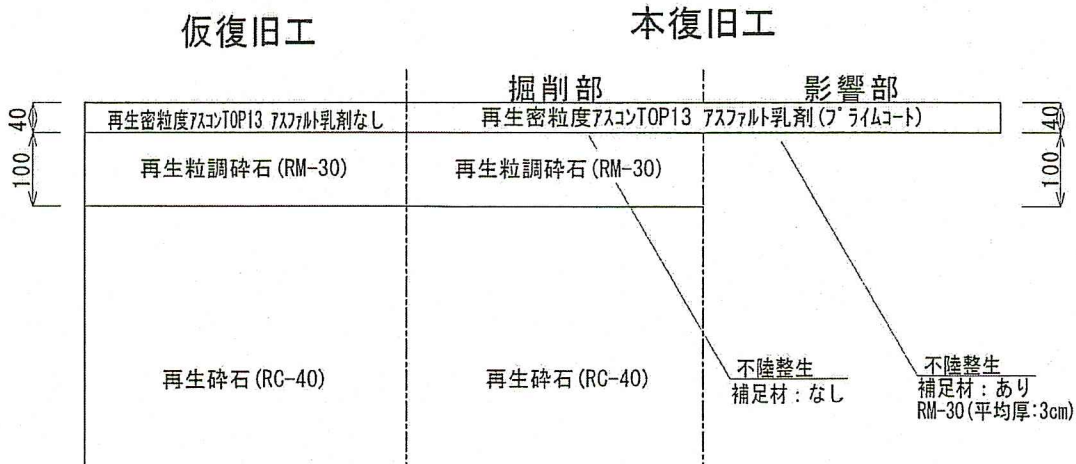


県道歩道部 (弁柄As舗装)

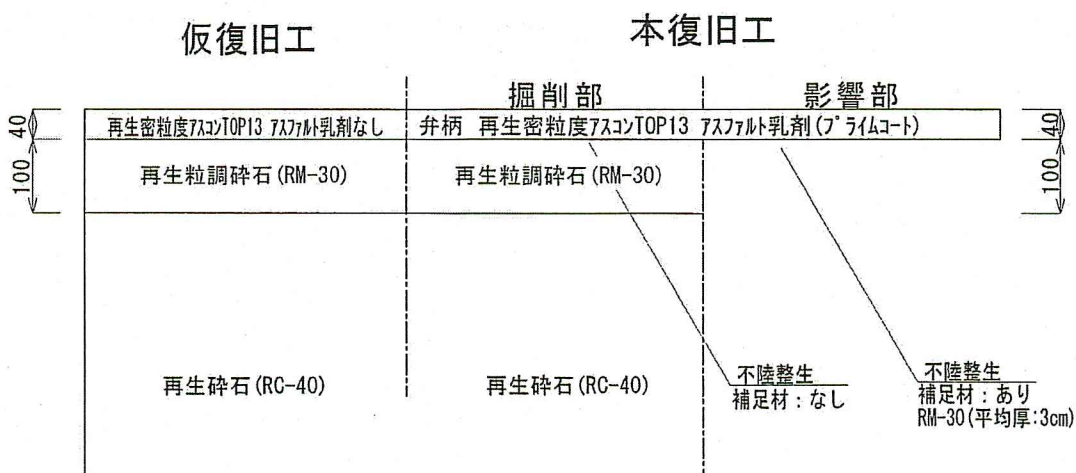

横断面図 S=1:100


※下水道管FRPφ150は将来施工

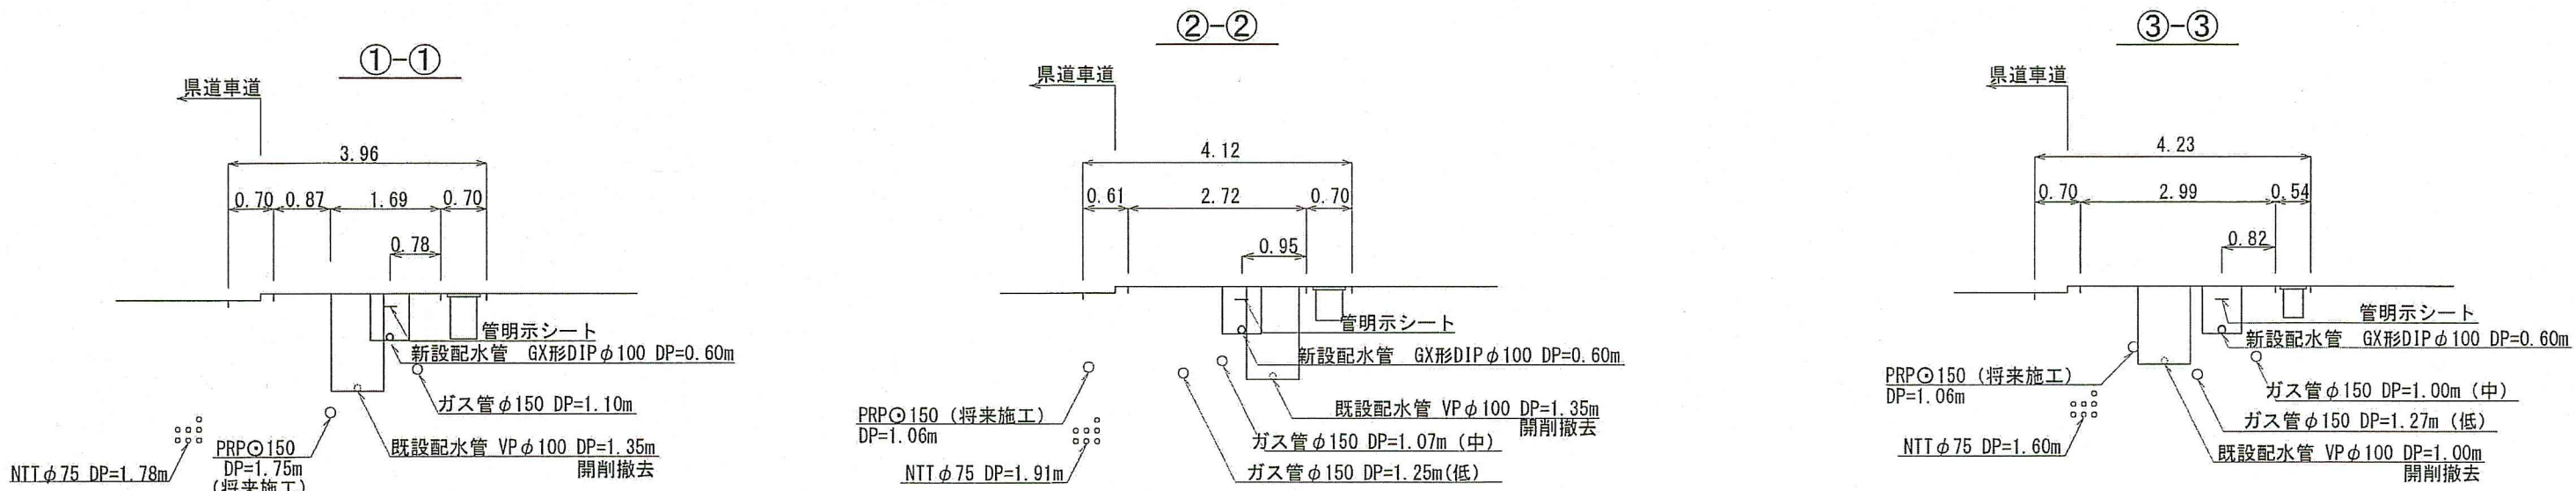


土工図 S=1:30

管明示シートの設置深度は0.2~0.4mとする。
ただし、管埋設深度が1.2m以上の場合は0.5mとする。


GX形DIPφ100標準部①
L=2.0m 県道車道部

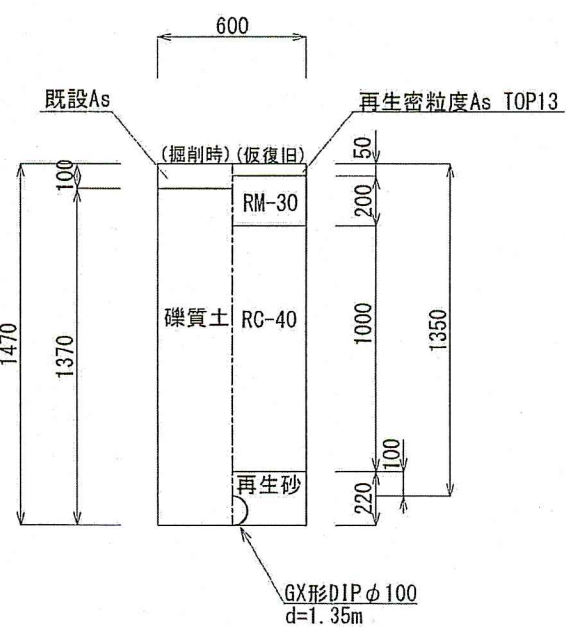

GX形DIPφ100標準部②
L=165.5m 県道歩道部

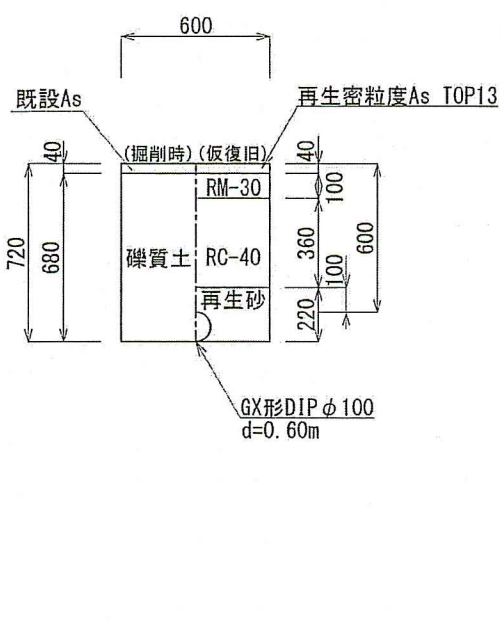

NS形DIP連絡部 (No.8+5.1付近)
L=3.0m 県道歩道部

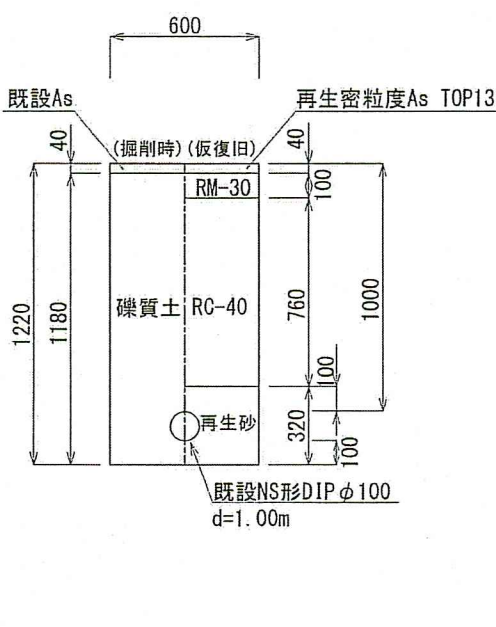


課長	課長補佐	係長	設計
中万々配水管布設替工事			令和8年度
設計図			1/3
位置図・配水管平面図・土工図			縮尺
横断面図・舗装構成図			図示
高知市上下水道局 水道整備課			

給水管平面図 S=1:500




切替標準図 S=Free

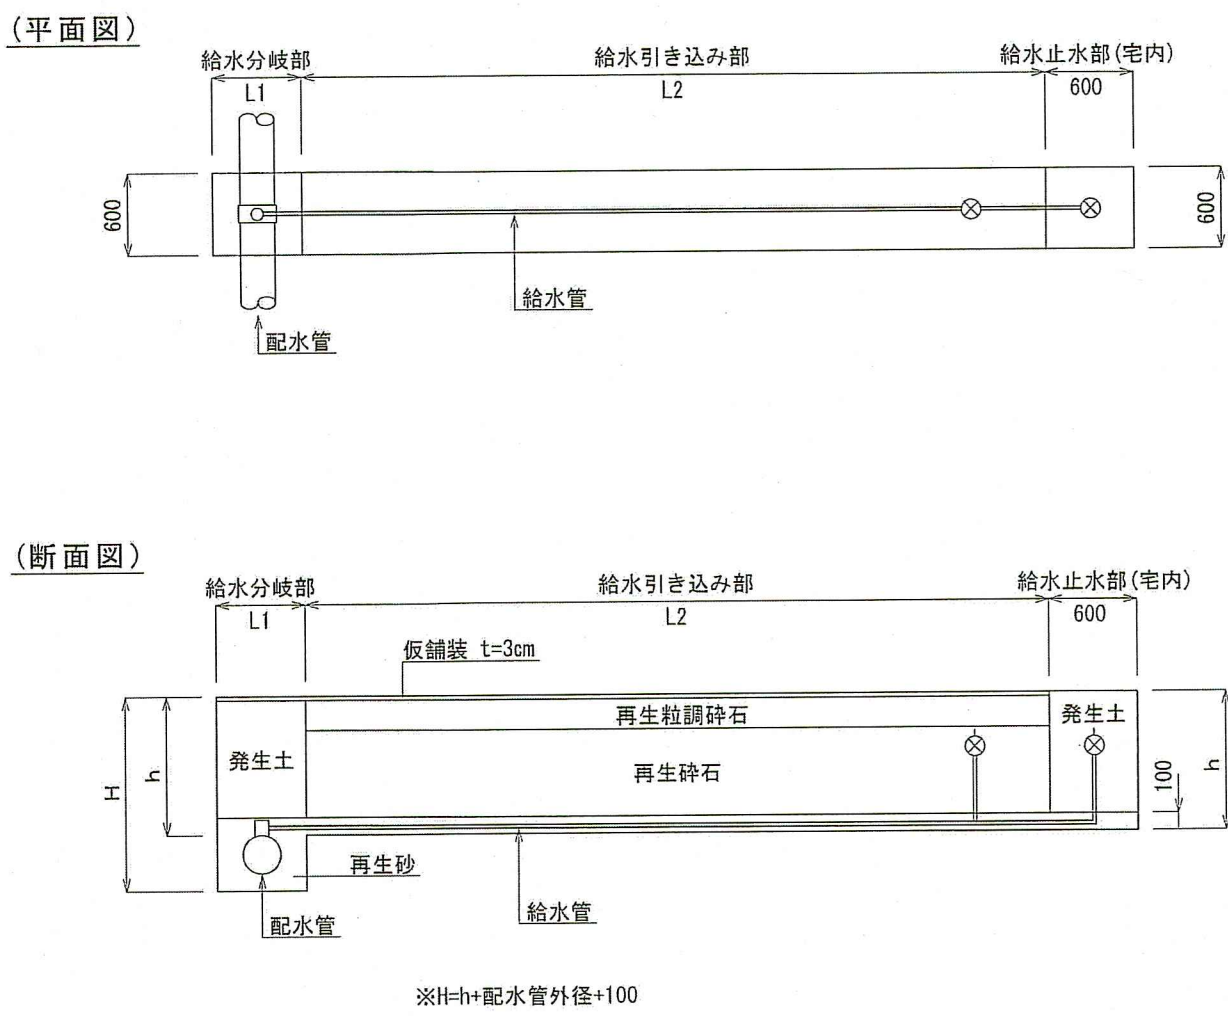

土工図 S=1:30

L=2.0 県道歩道部

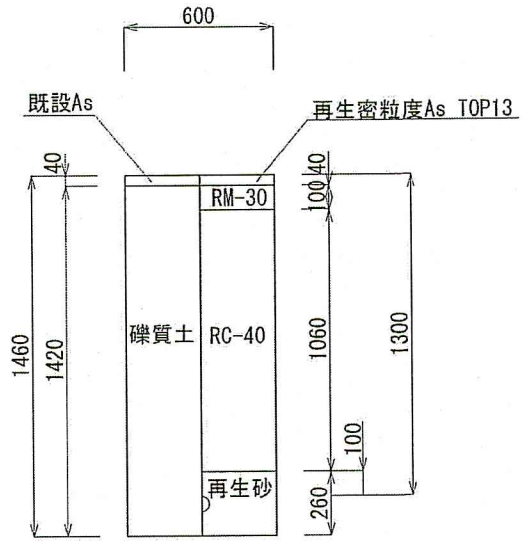


課 長	課長補佐	係 長	設 計
中万々配水管布設替工事			令和8年度
設計図			2/3
給水管平面図・切替標準図・土工図			縮 尺
高知市上下水道局 水道整備課			図 示

廃止管平面図 S=1:500




廃止管土工図 S=1:30


キャップ止め施工部 (No.0付近)
L=1.0m 県道歩道部

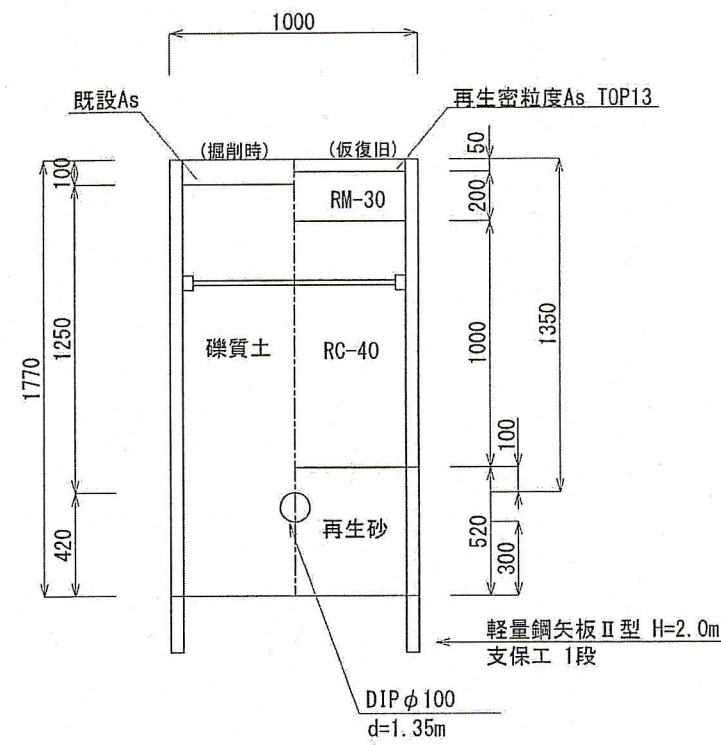


キャップ止め施工部 (No.5+7.0付近)
L=1.0m 県道歩道部

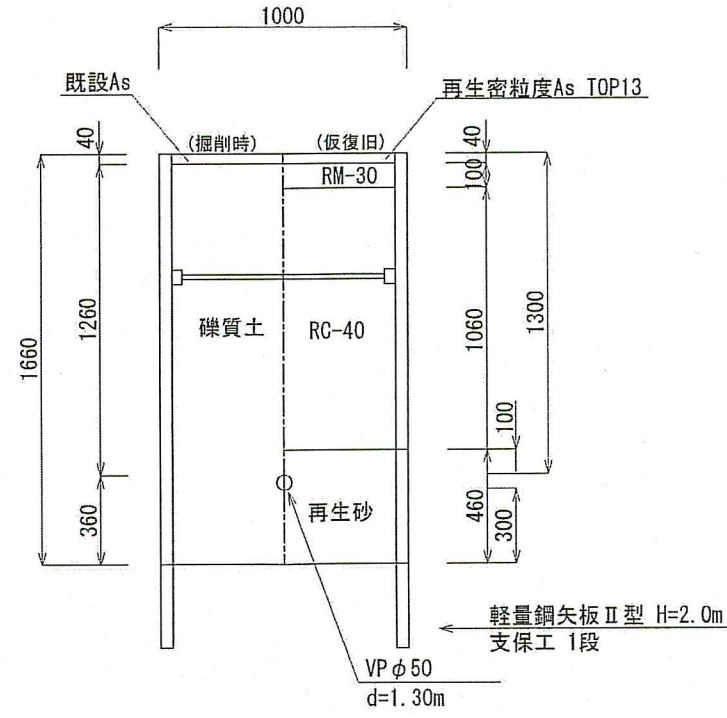


①開削撤去
L=2.5m 県道歩道部

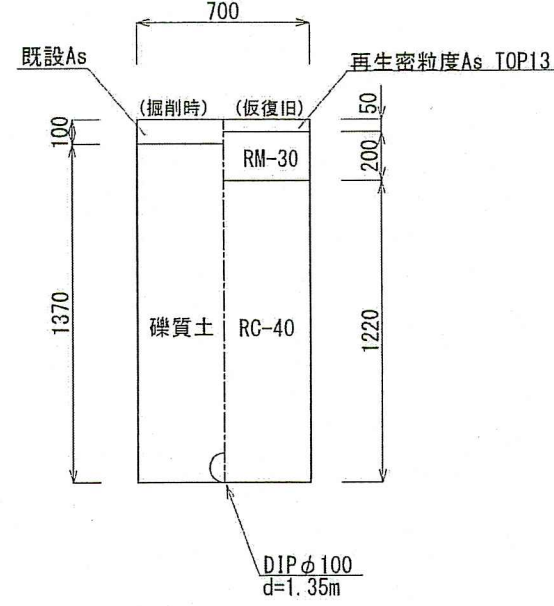

②開削撤去
L=164.5m 県道歩道部

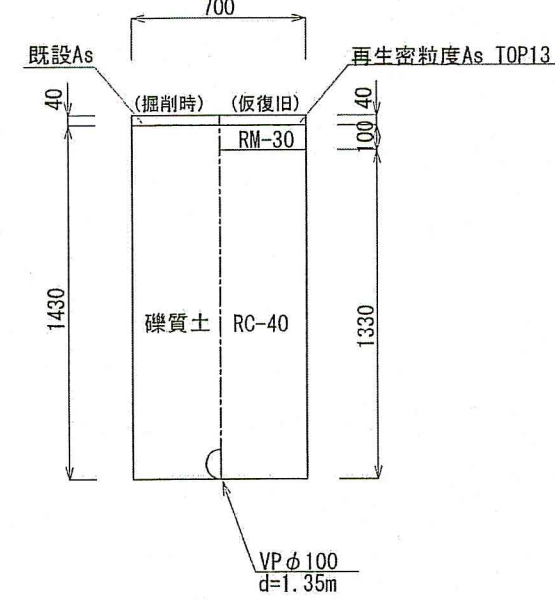

③開削撤去
L=6.0m 県道歩道部

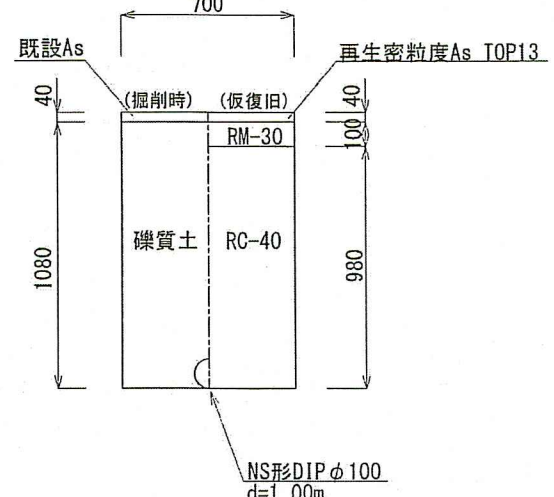

課 長	課長補佐	係 長	設 計
			
中万々配水管布設替工事			令和8年度
設計図			3/3
廃止管平面図・廃止管土工図			図 示
高知市上下水道局 水道整備課			