




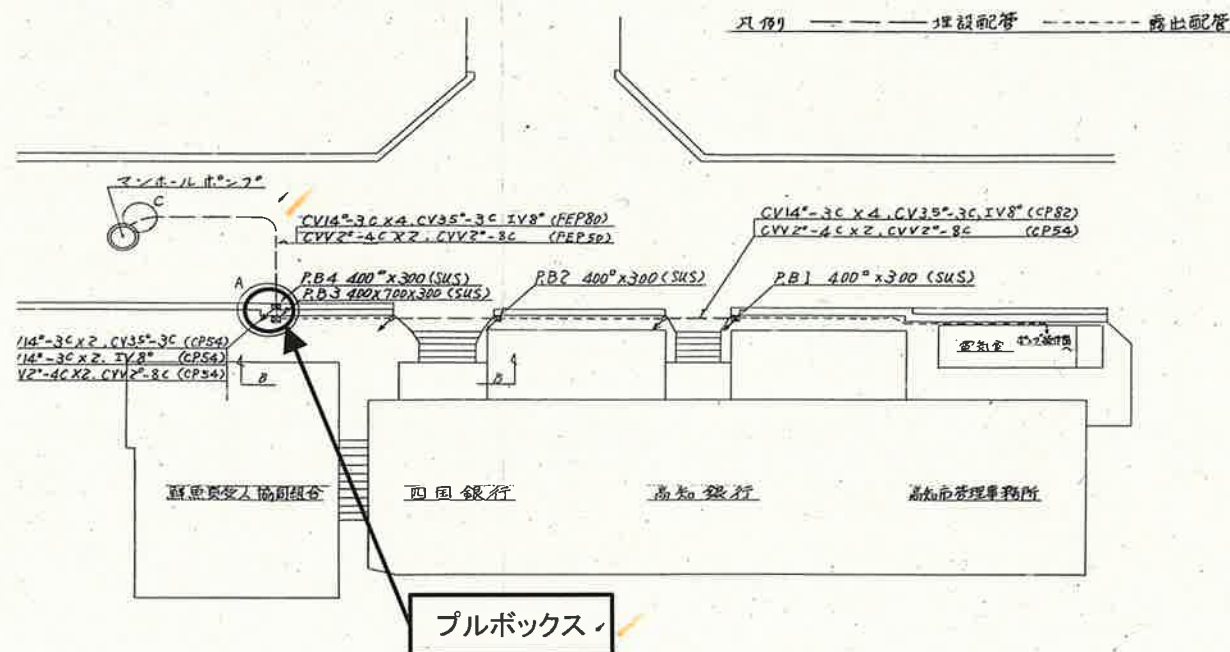

外部平面図 S=1/200

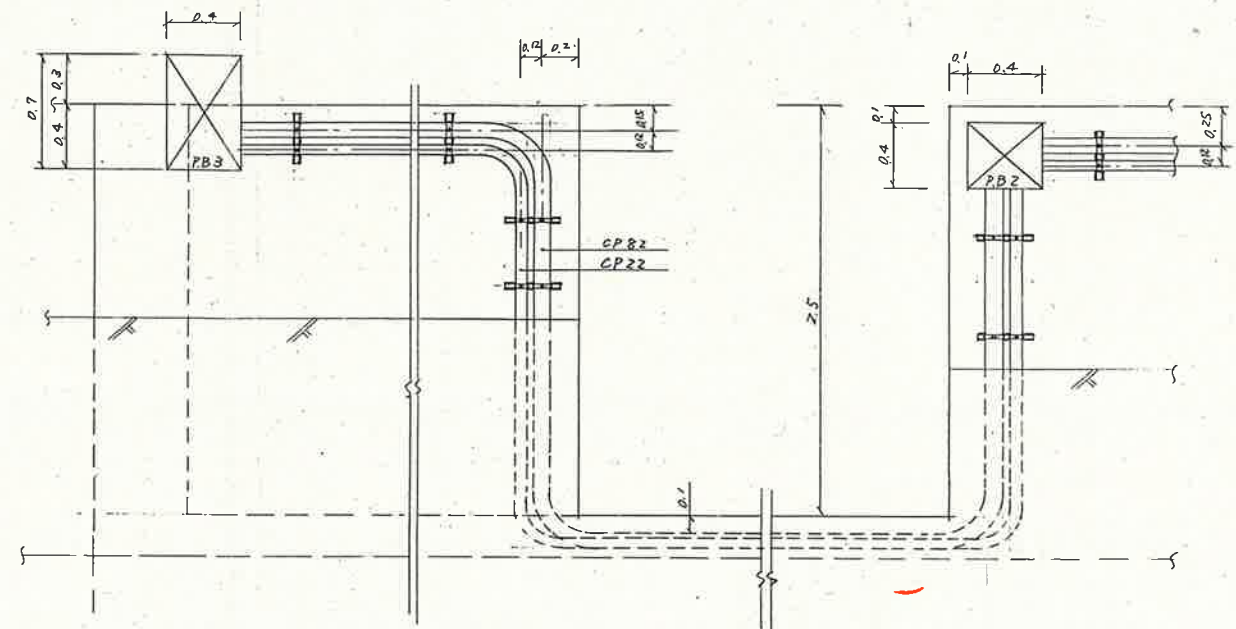



B-B 矢視図 S=1/20

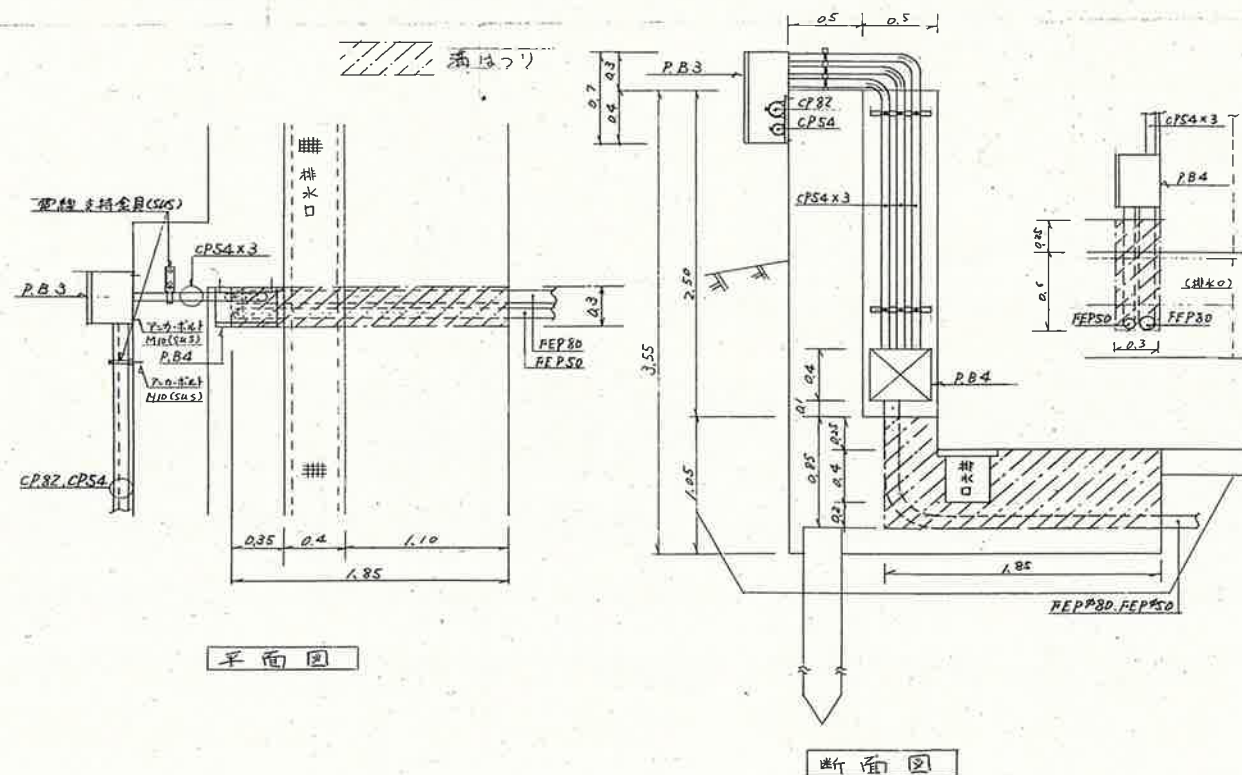

平面図


断面図

A部詳細図 S=1/25

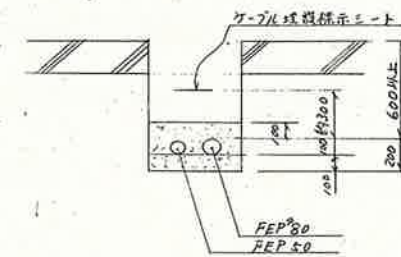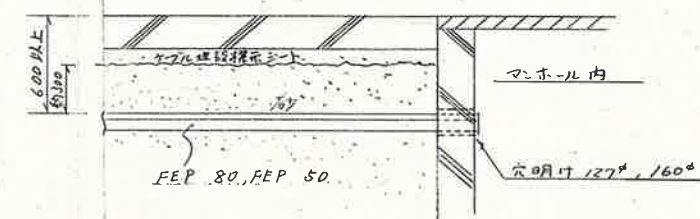

C部詳細断面図 S=1/20

工事名	弘化台マンホールポンプ更新工事(R8-1)					
名称	平面図					図面No. 1/2
縮尺	NON	課長	課長補佐	係長	設計	検図
発注年度: 令和8年度		栗田	澤田	森近	川崎	泉
下水道施設管理課						

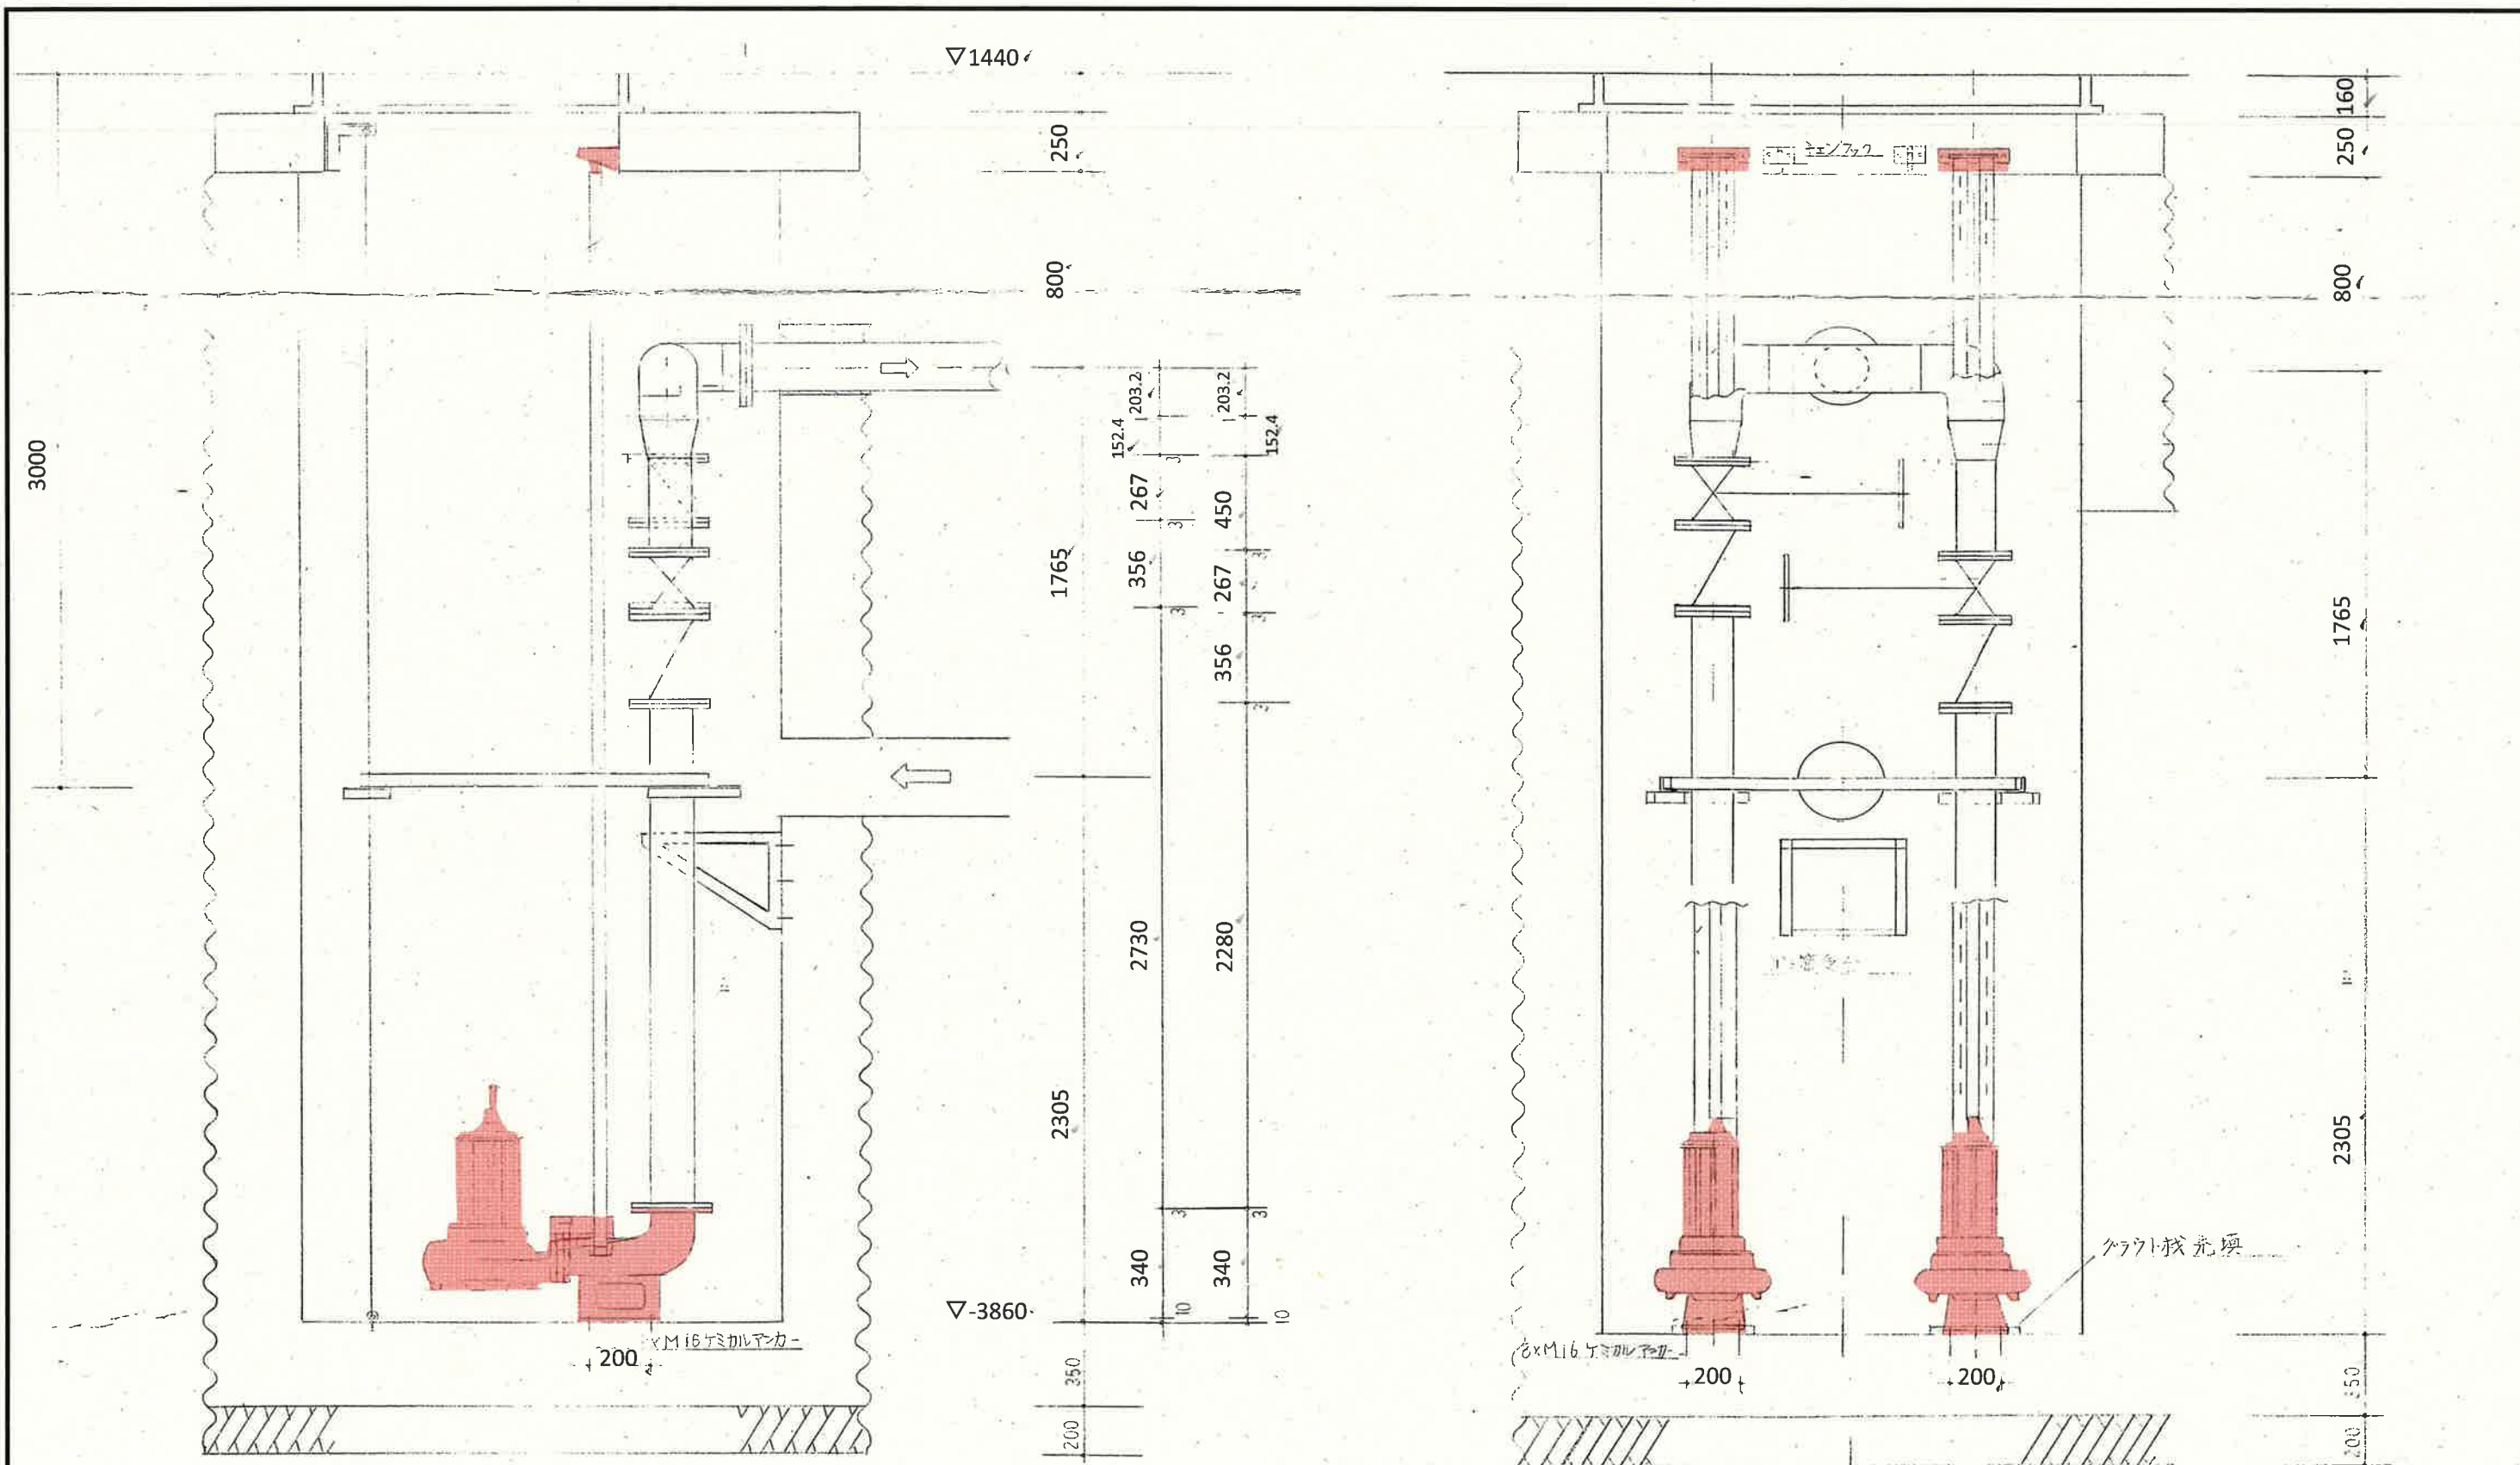

着色部:今回工事範囲を示す

工事名	弘化台マンホールポンプ更新工事(R8-1)					
名称	既設図					図面No. 2/2
縮尺	NON	課長	課長補佐	係長	設計	検図
発注年度:令和8年度		栗田	澤田	森近	川崎	泉
下水道施設管理課						