




配水管平面図 S=1:500

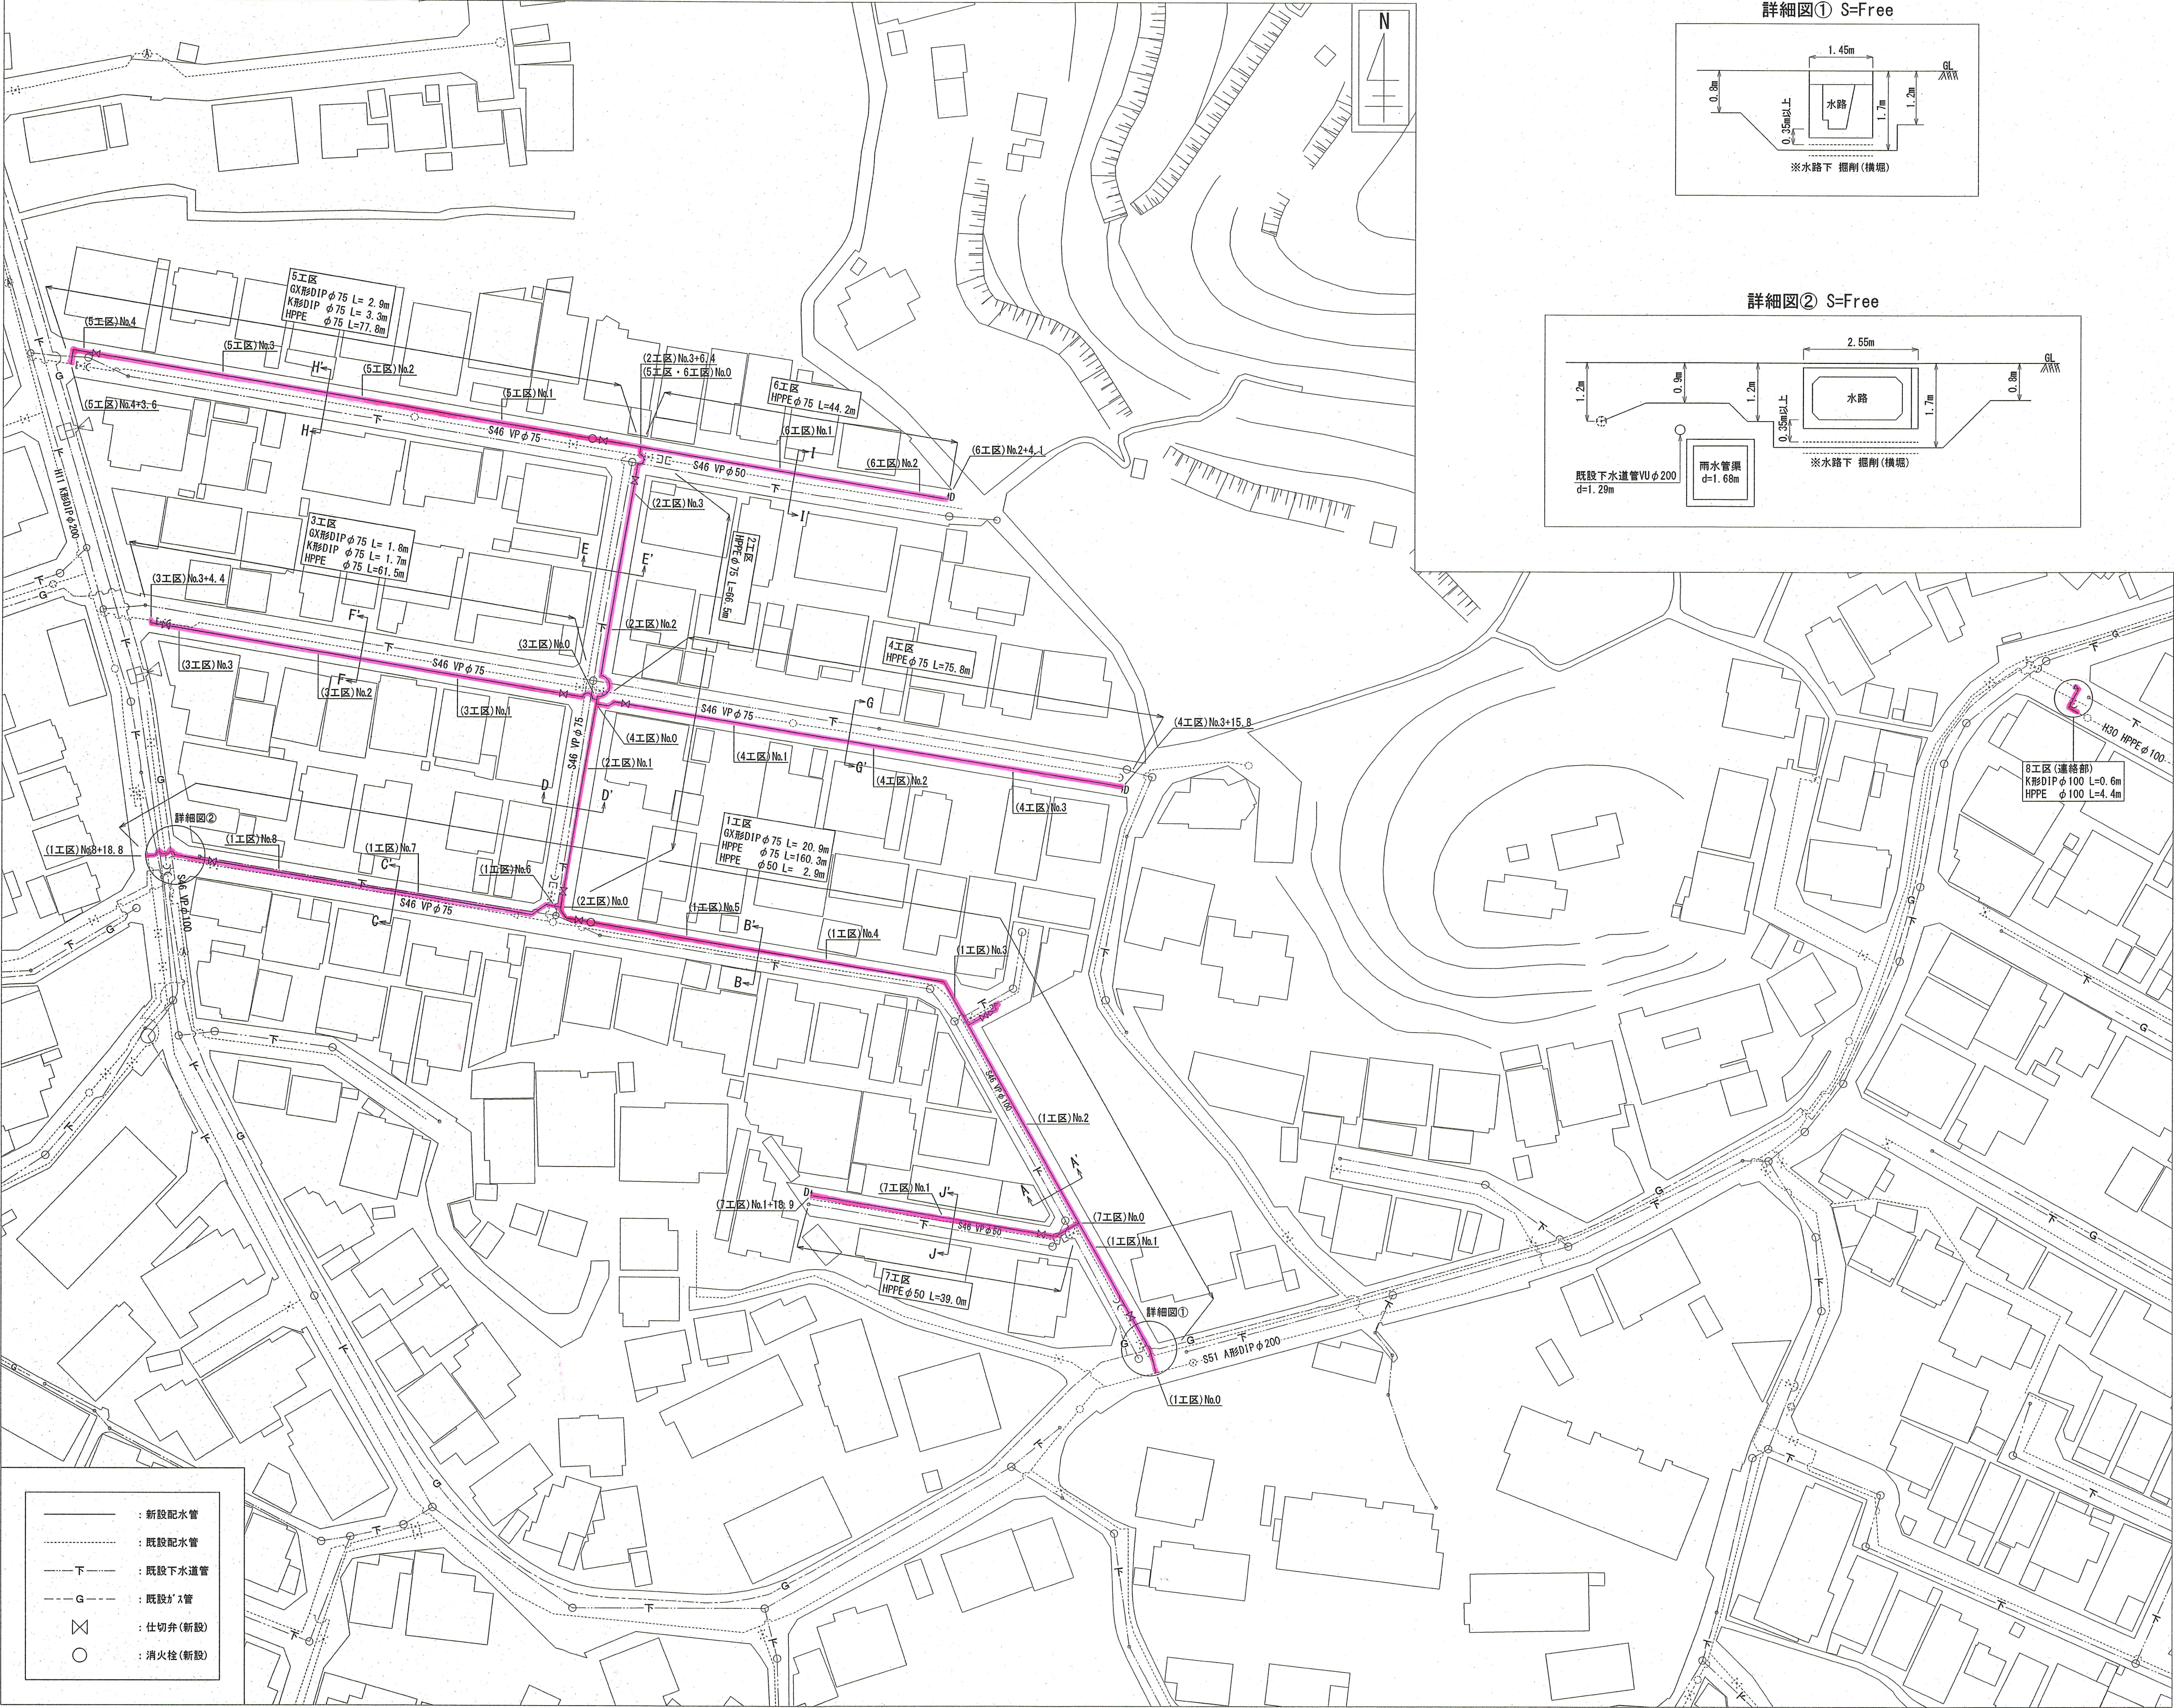

位置図 S=1:2500

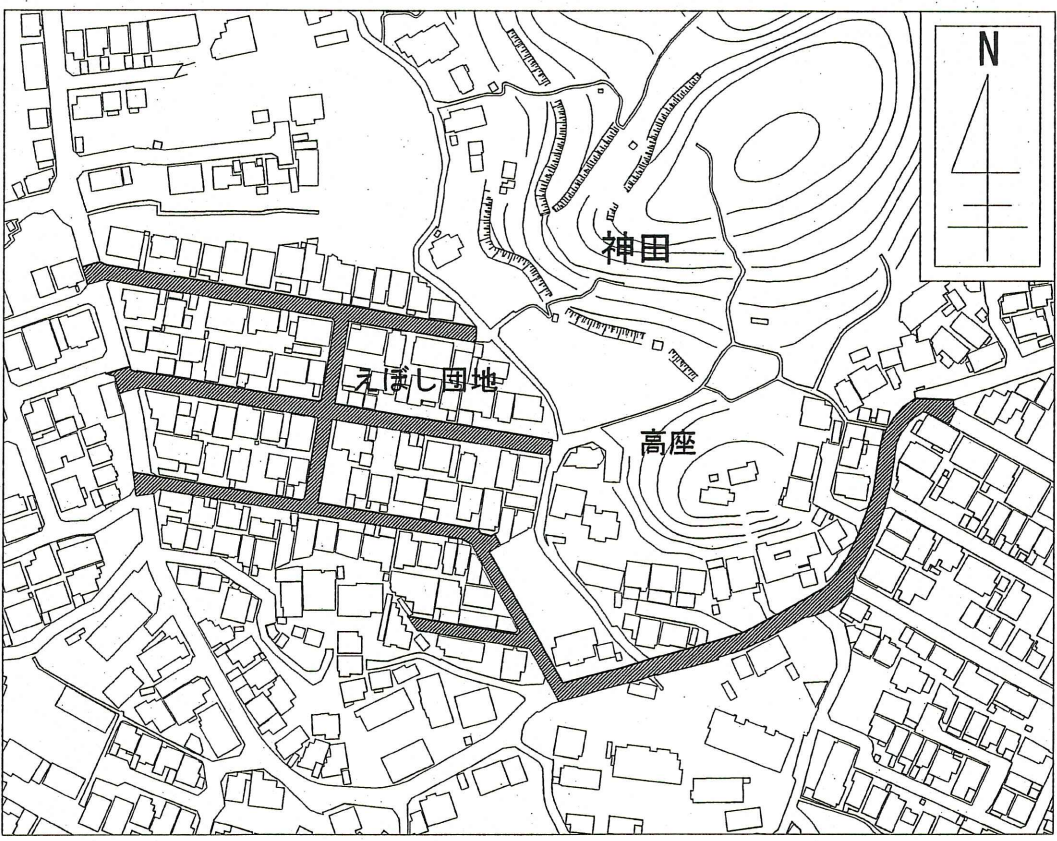

横断面図 S=1:100








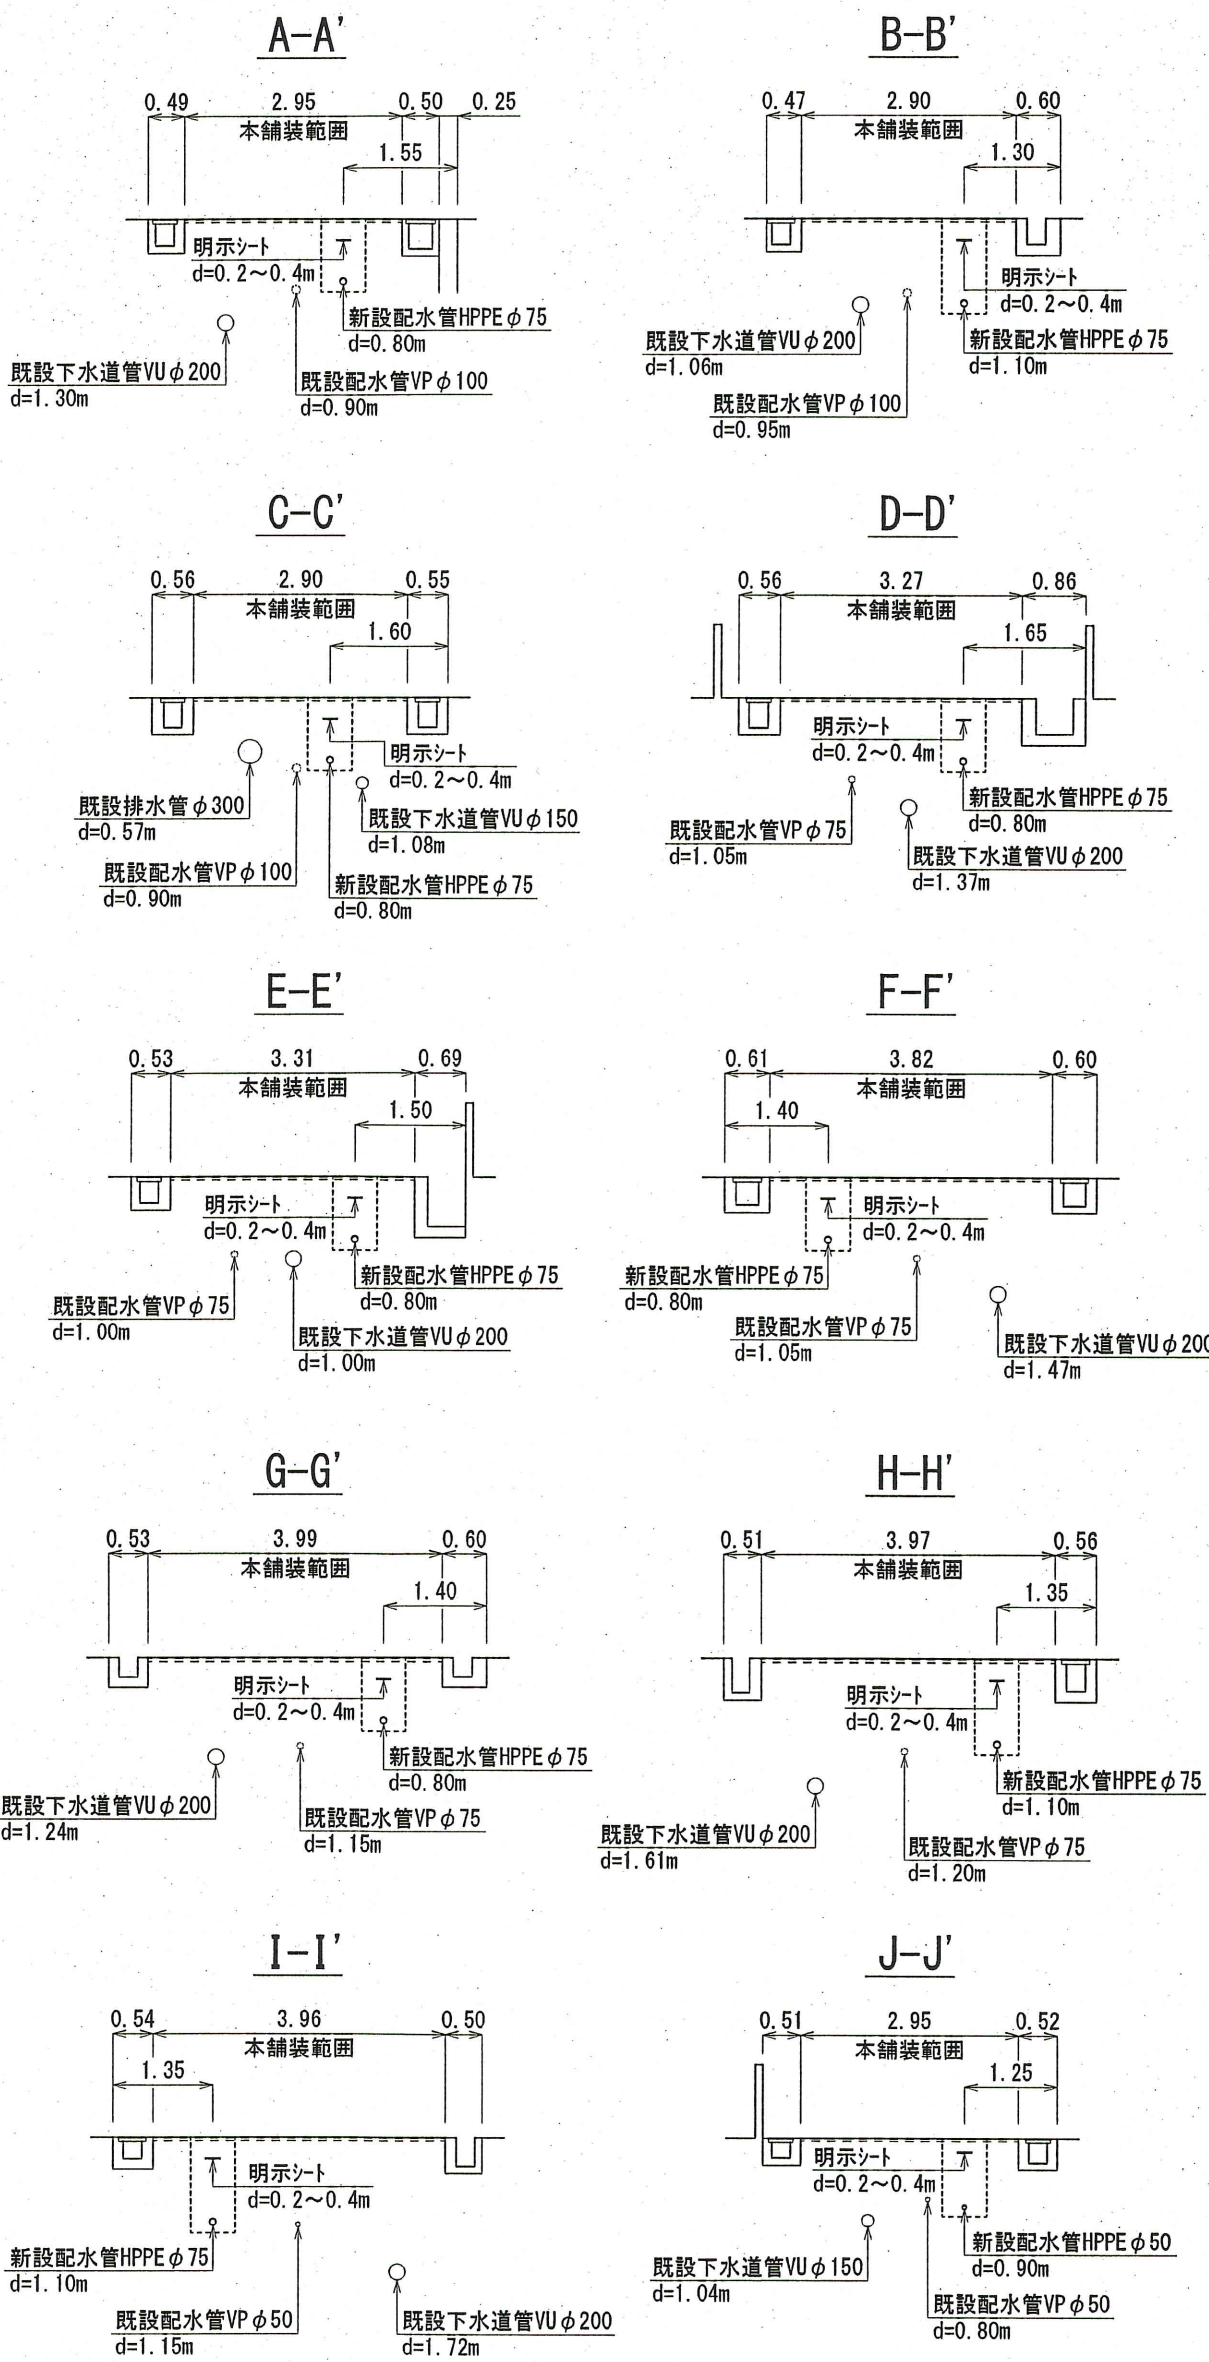


課長	課長補佐	係長	設計
神田配水管布設替工事(その2)			令和6年度
位置図・平面図・横断面図・詳細図			1/4
高知市上下水道局 水道整備課			図示


配水管土工図 S=1:30

管明示ノートの設置深度は0.2～0.4mとする。
ただし、管理設深度が1.2m以上の場合は0.5mとする。


再生砕石埋戻しについては、平均粒径(D50)が10mm以上かつ
10%粒径が1mm以上の砕石を締固め度90%以上で施工すること。

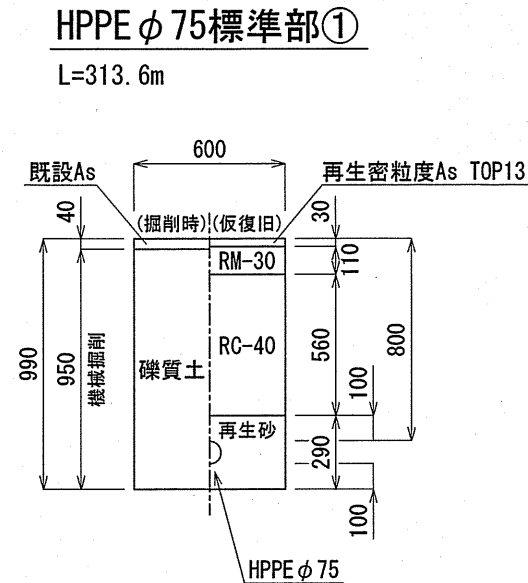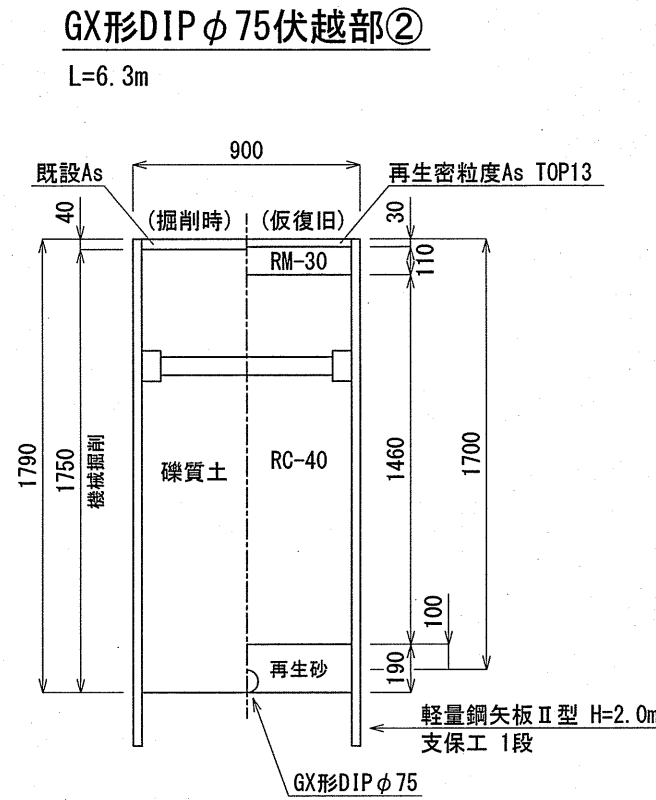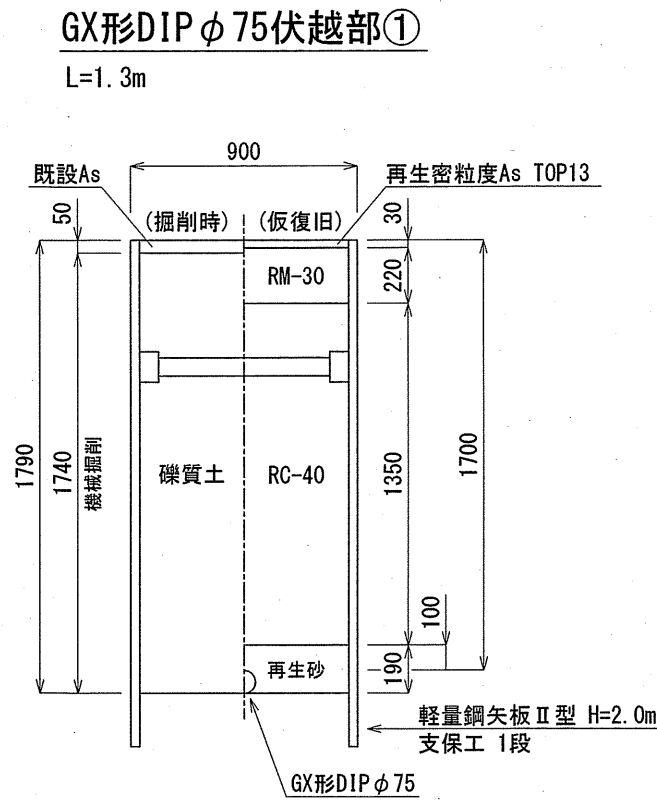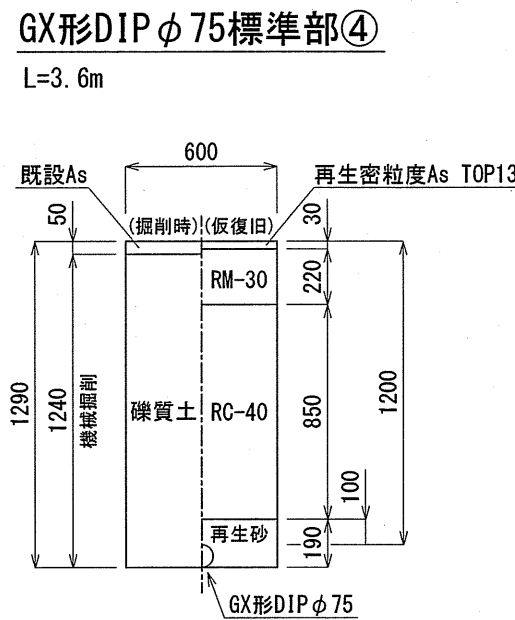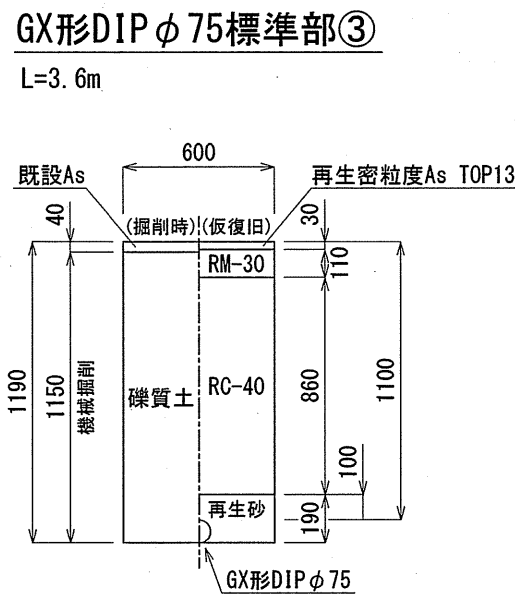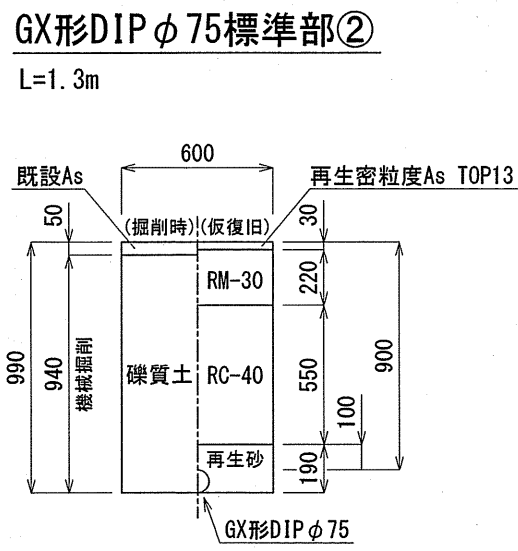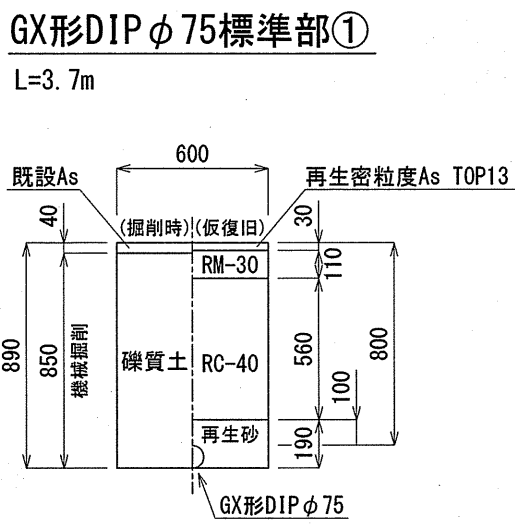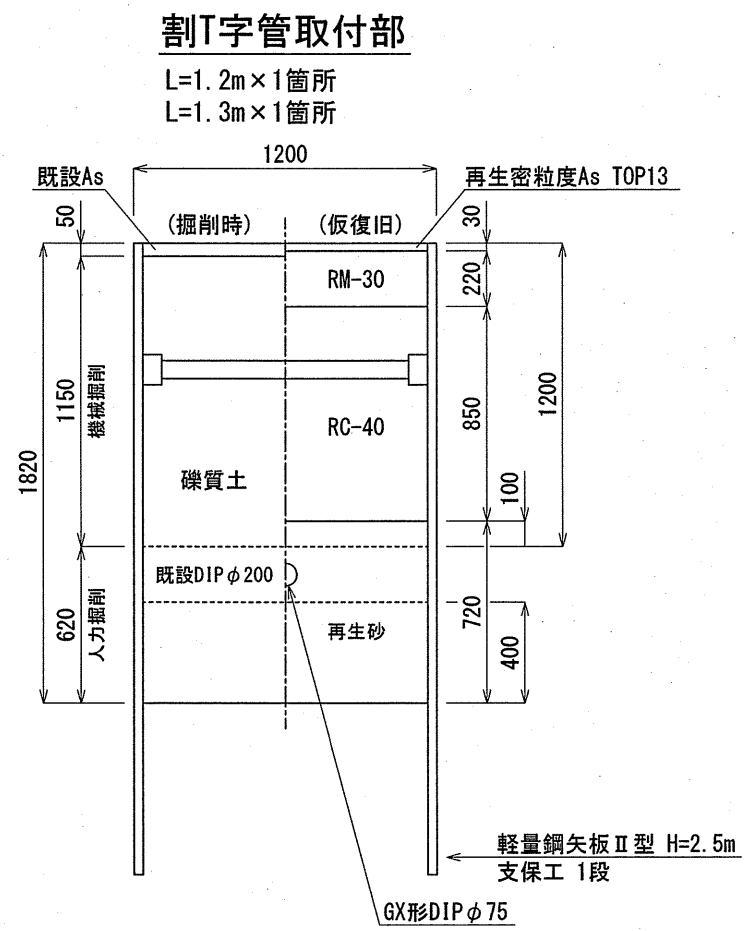


HPPEφ75標準部②
L=173.5m

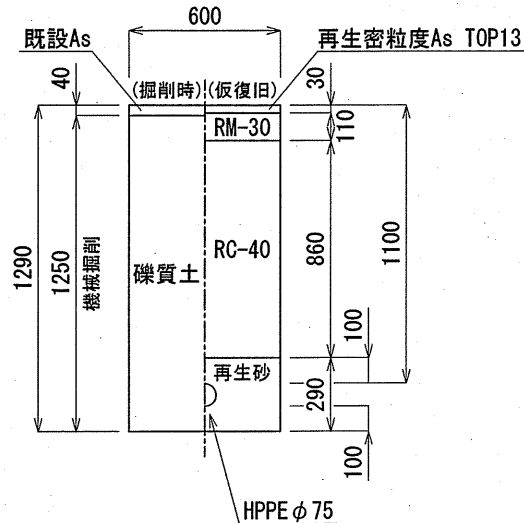


HPPEφ50標準部①
L=2.8m

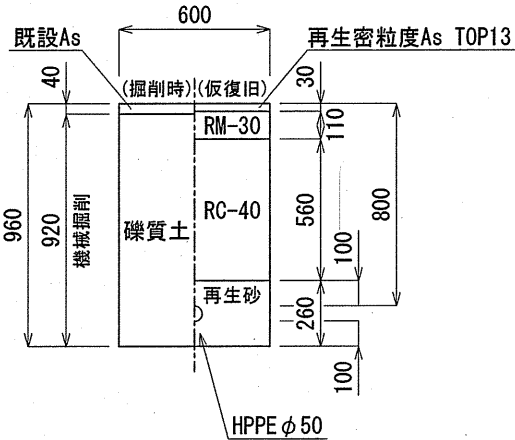


HPPEφ50標準部②
L=39.6m

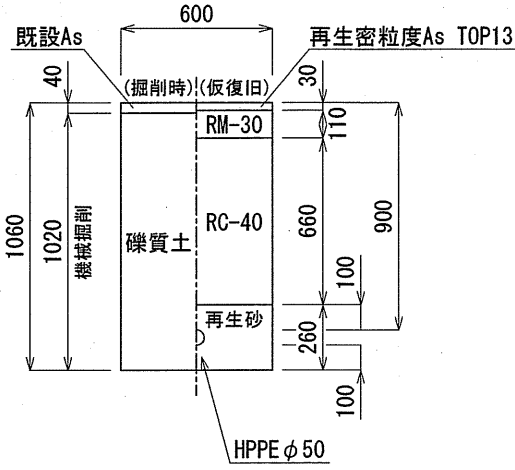


HPPEφ100連絡部
L=2.4m

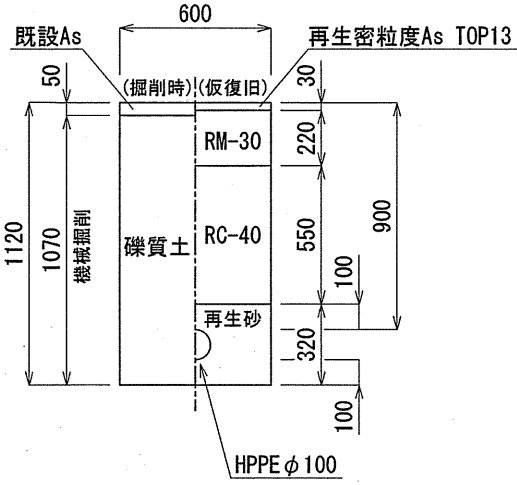


HPPEφ100・K形DIPφ100連絡部
L=4.7m

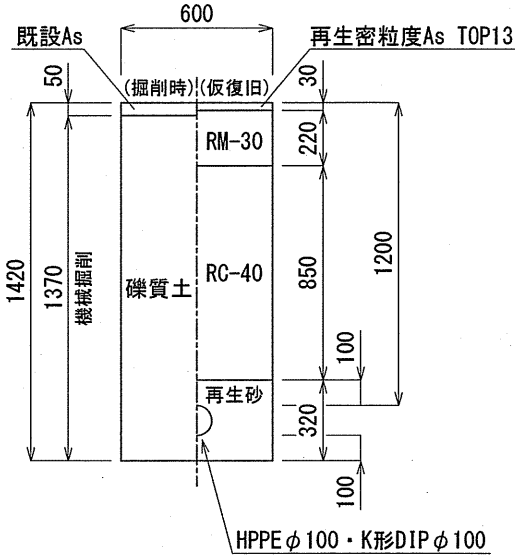

K形DIPφ75連絡部
L=6.4m

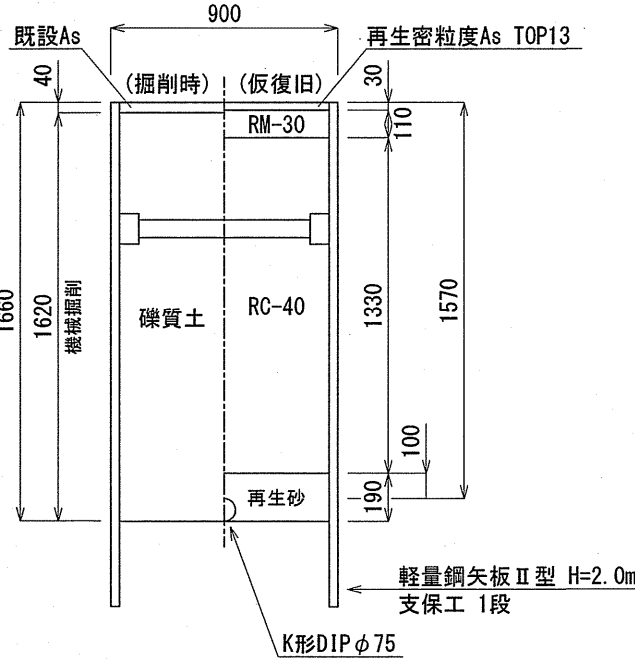


既設割字管副弁部
L=1.0m×2箇所

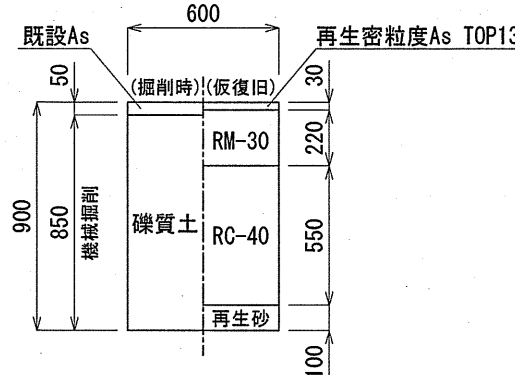


試掘土工図 S=1:30


試掘部①
L=1.5m×2箇所

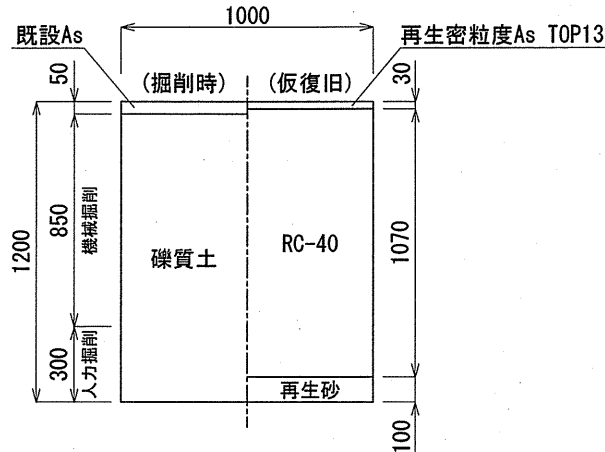


試掘部②
L=1.5m×10箇所

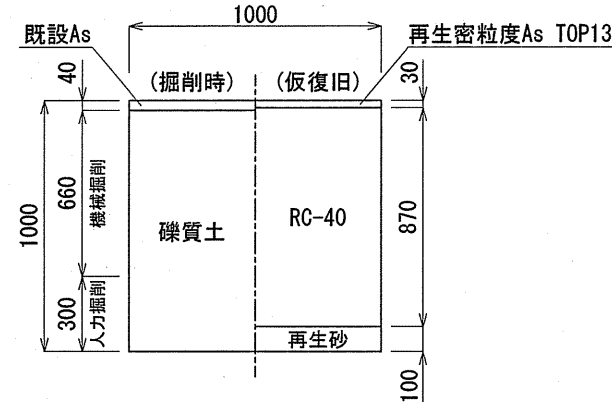


試掘部③
L=1.5m×2箇所

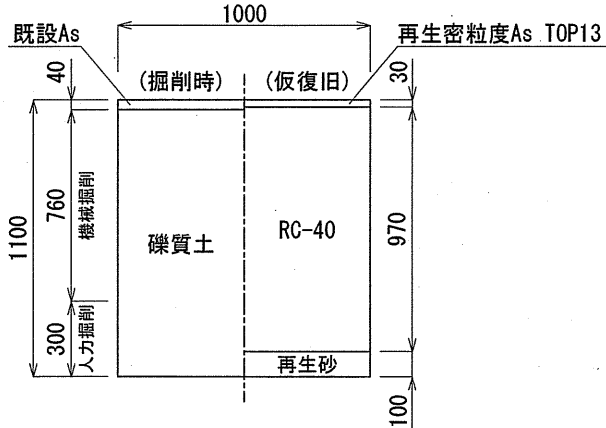


試掘部④
L=1.5m×6箇所

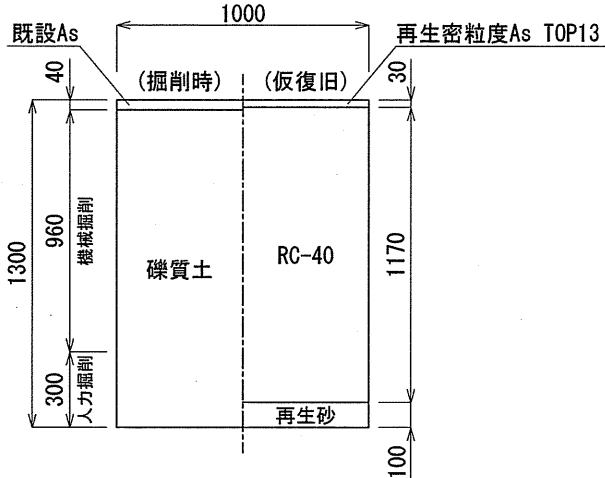

試掘部⑤
L=4.0m×1箇所

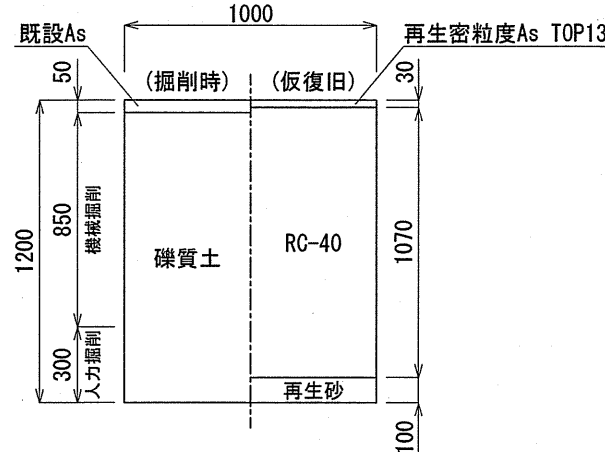


試掘部⑥
L=2.0m×1箇所

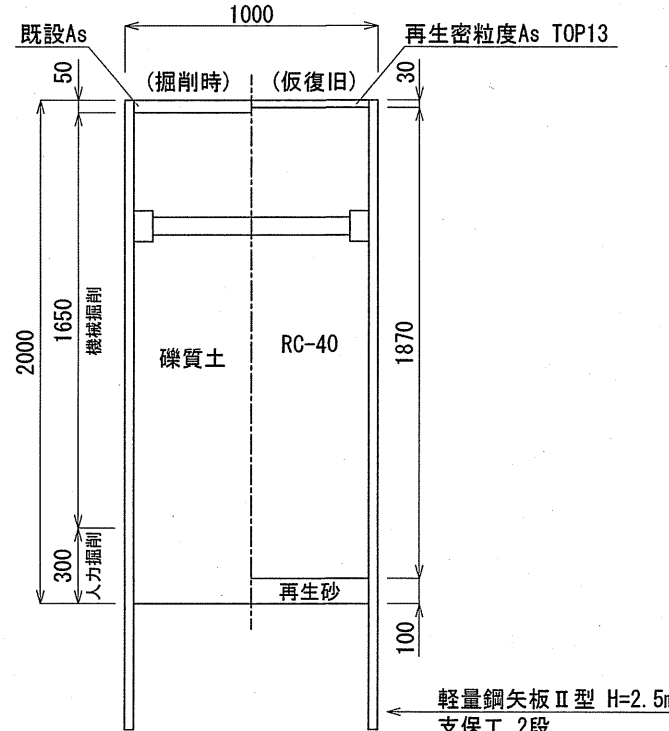

舗装構成図 S=Free


市道車道部(As舗装)

舗装幅員4.0m以上

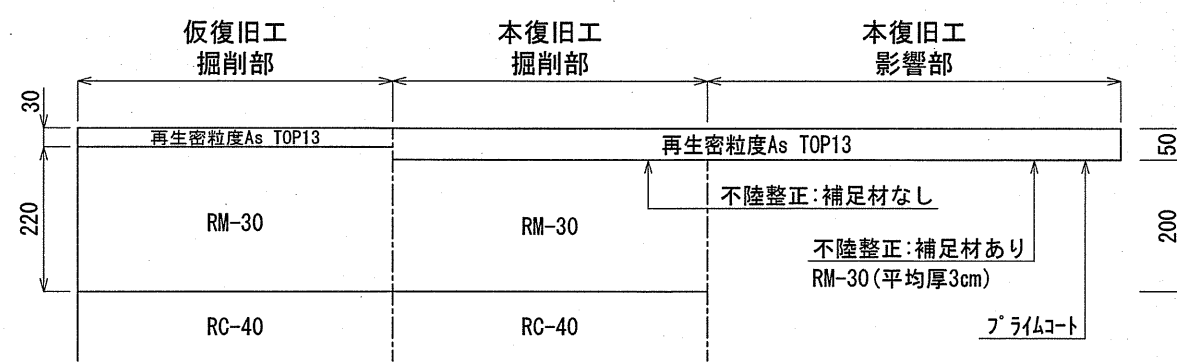

市道車道部(As舗装)

舗装幅員4.0m未満

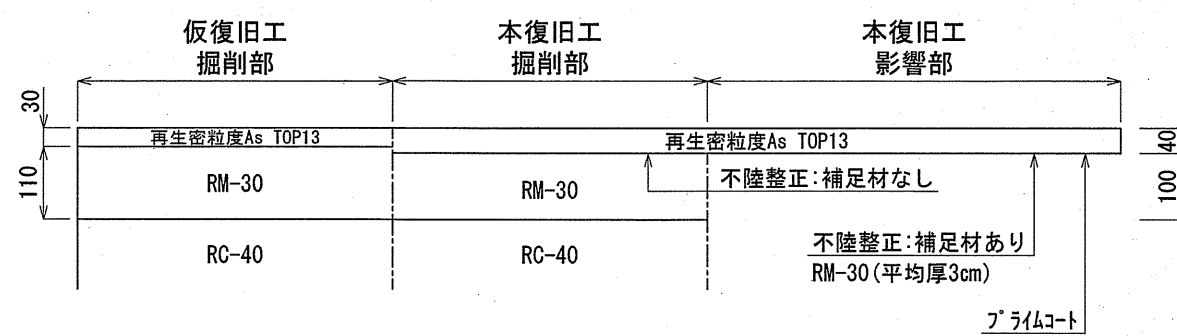


課 長	課長補佐	係 長	設 計
神田配水管布設替工事(その2)			令和8年度
設計図			図番 2/4
土工図・舗装構成図			縮尺 図示
高知市上下水道局 水道整備課			

給水管平面図 S=1:500




切替標準図 S=Free


(平面図)

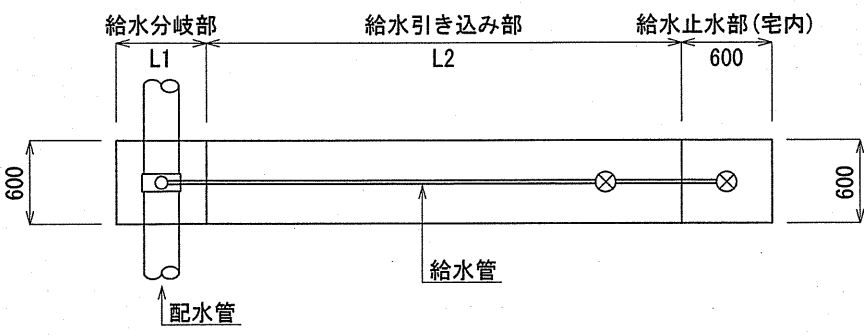

(断面図)

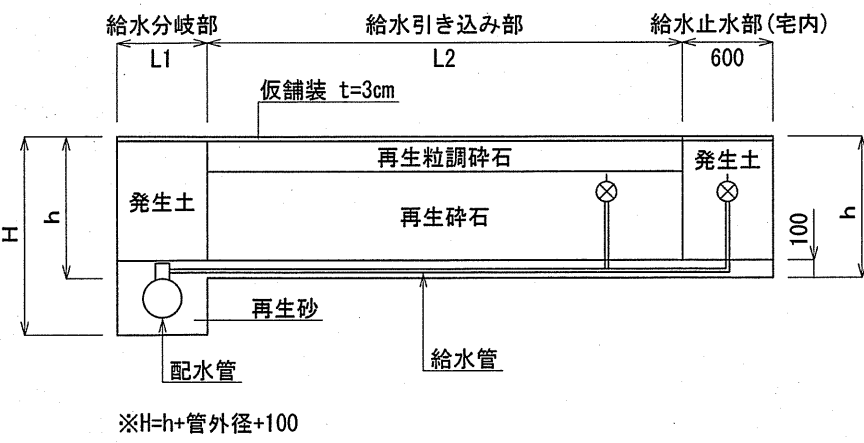


給水管切替土工図① S=1:30
L=3.5m 切替番号4

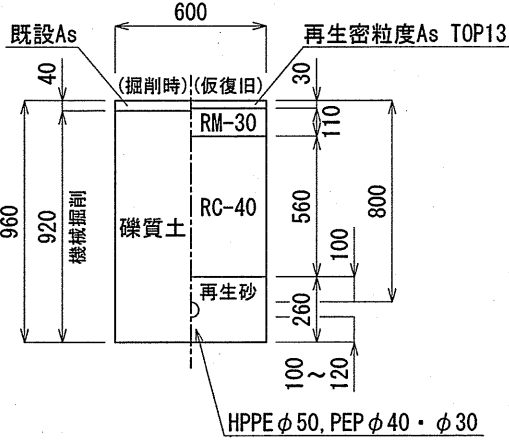


課長	課長補佐	係長	設計
			
神田配水管布設替工事(その2)			令和8年度
設計図			図番 3/4
平面図・切替標準図・土工図			図尺 縮尺 図示
高知市上下水道局 水道整備課			

廃止管平面図 S=1:500

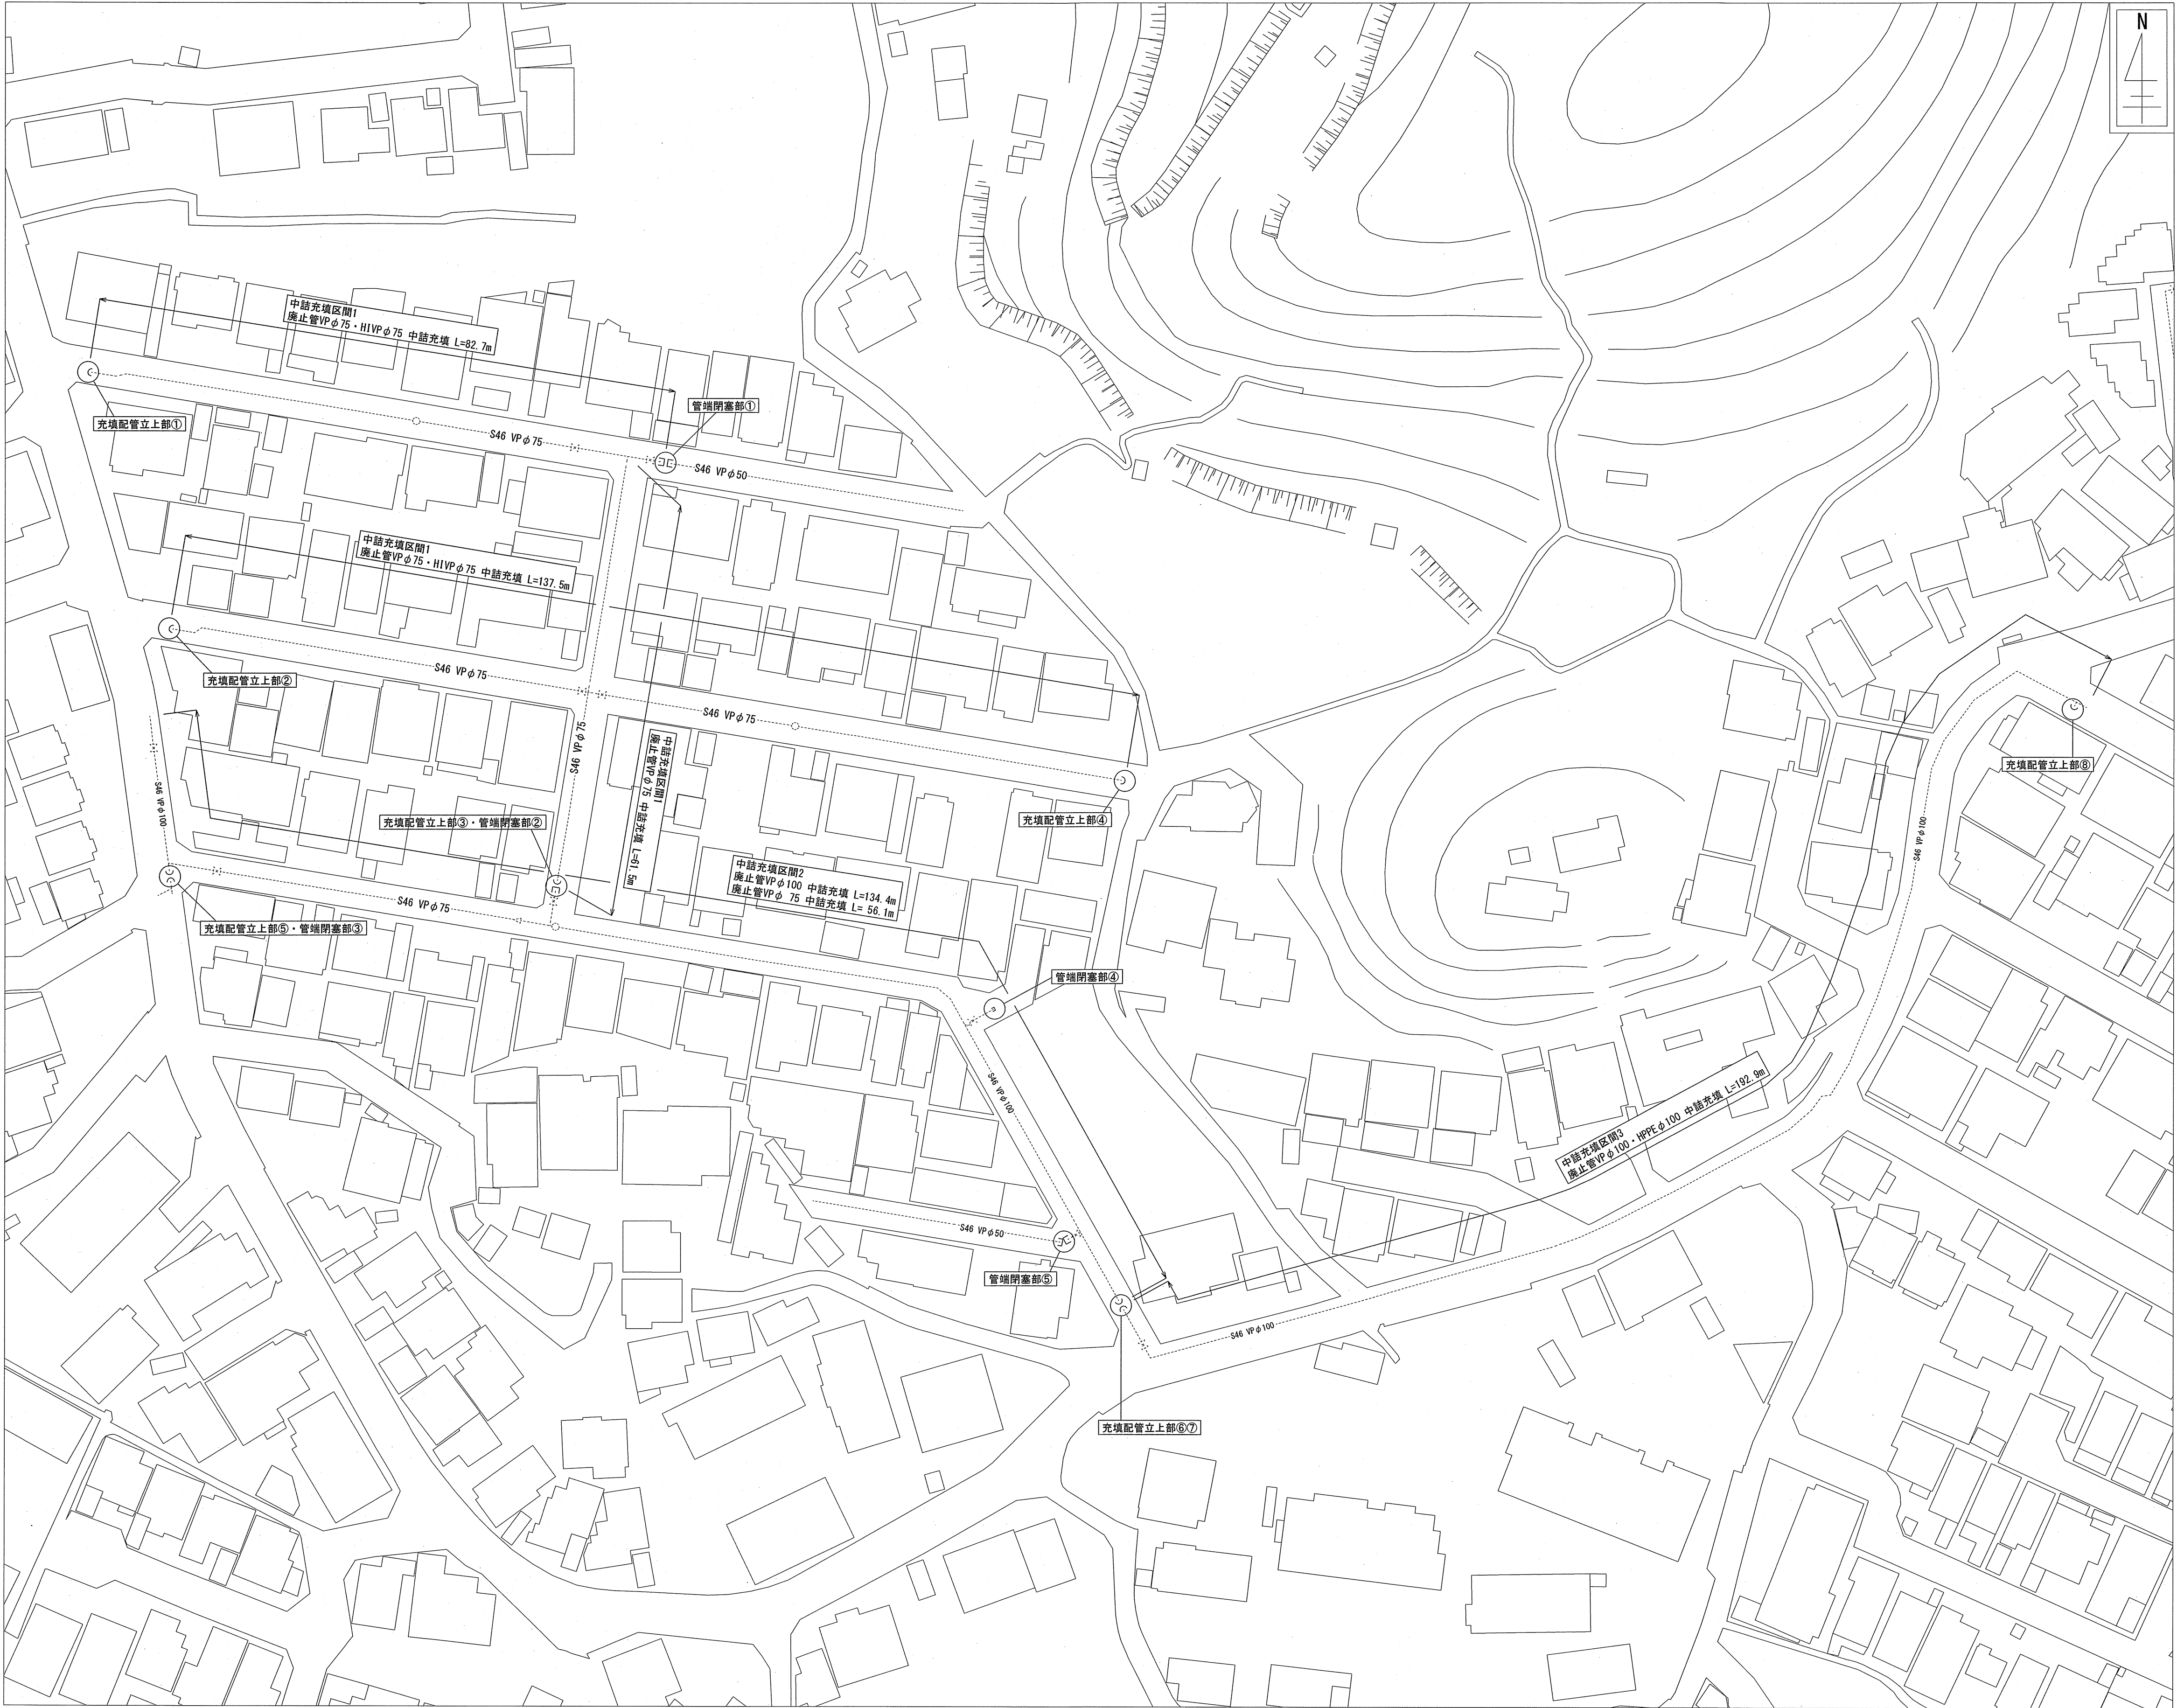


中詰充填工詳細図 S=Free

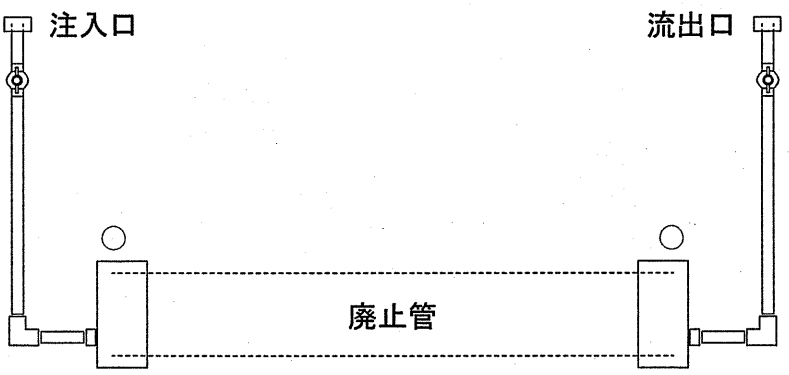

廃止管土工図 S=1:30


廃止管土工図①

L=1.5m×3箇所

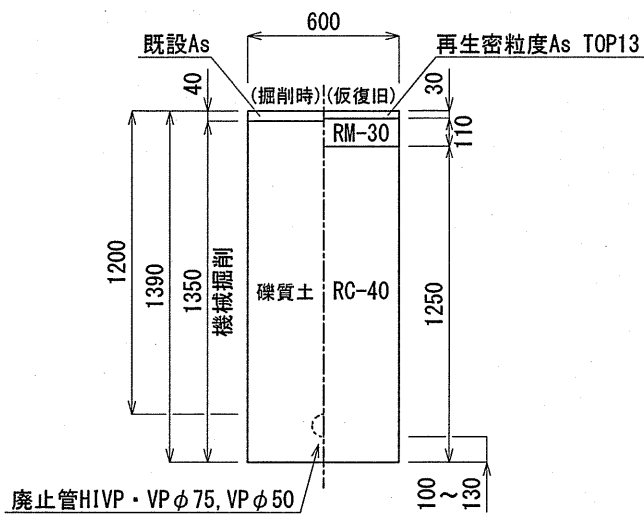


廃止管土工図②

L=1.5m×1箇所

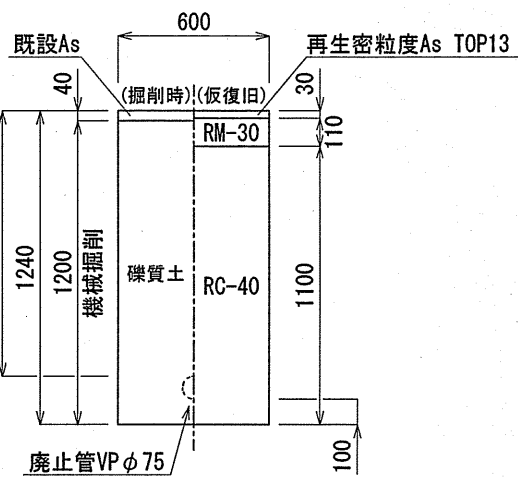


廃止管土工図③

L=1.5m×1箇所

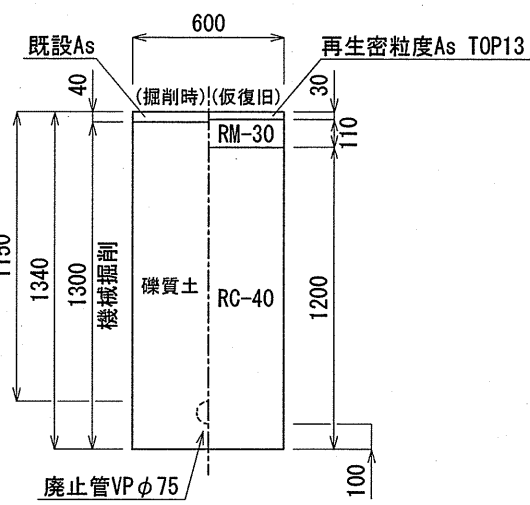


廃止管土工図④

L=1.5m×1箇所

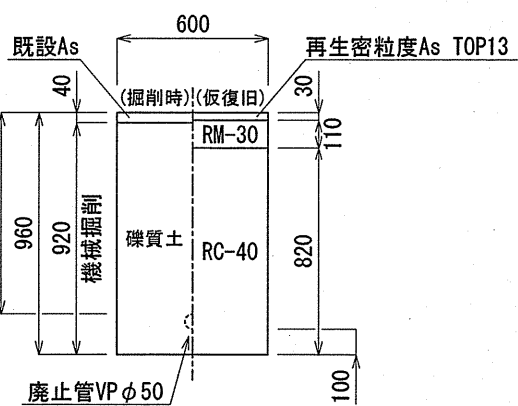


廃止管土工図⑤

L=2.0m×1箇所

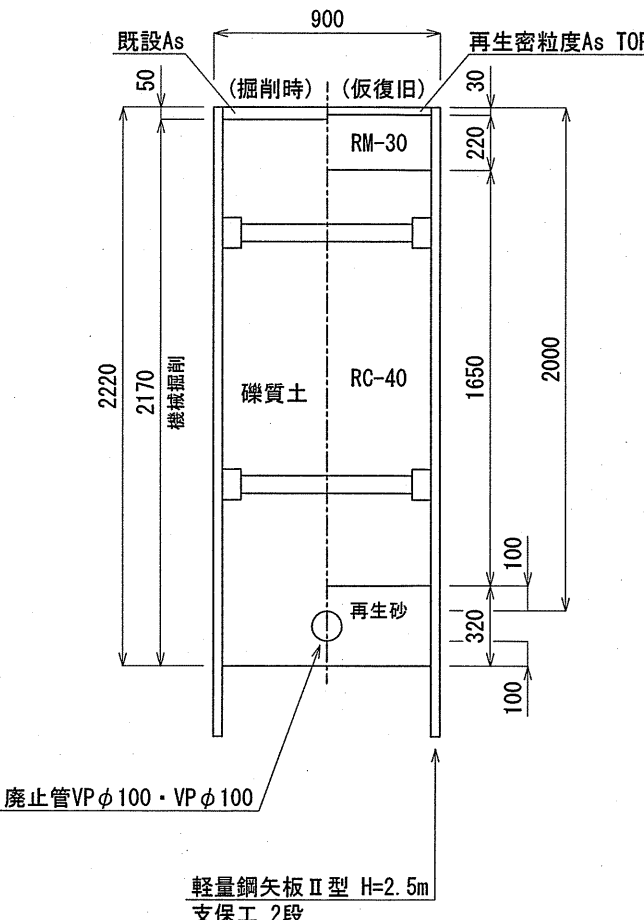

廃止管土工図⑥

L=1.5m×1箇所

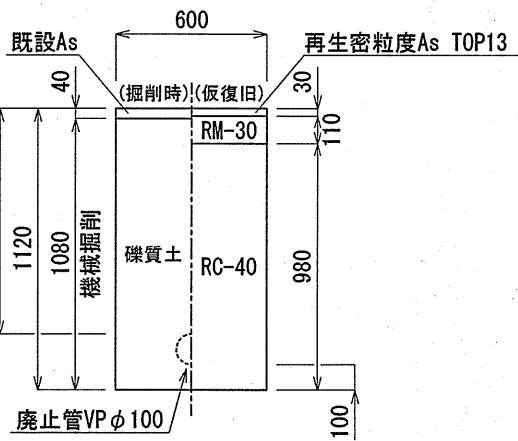

課長	課長補佐	係長	設計
神田配水管布設替工事(その2)			令和8年度
設計図			4/4
平面図・中詰充填工詳細図・土工図			図示
高知市上下水道局 水道整備課			