



位置図 S=1:2000

施工延長 L=1625.0m

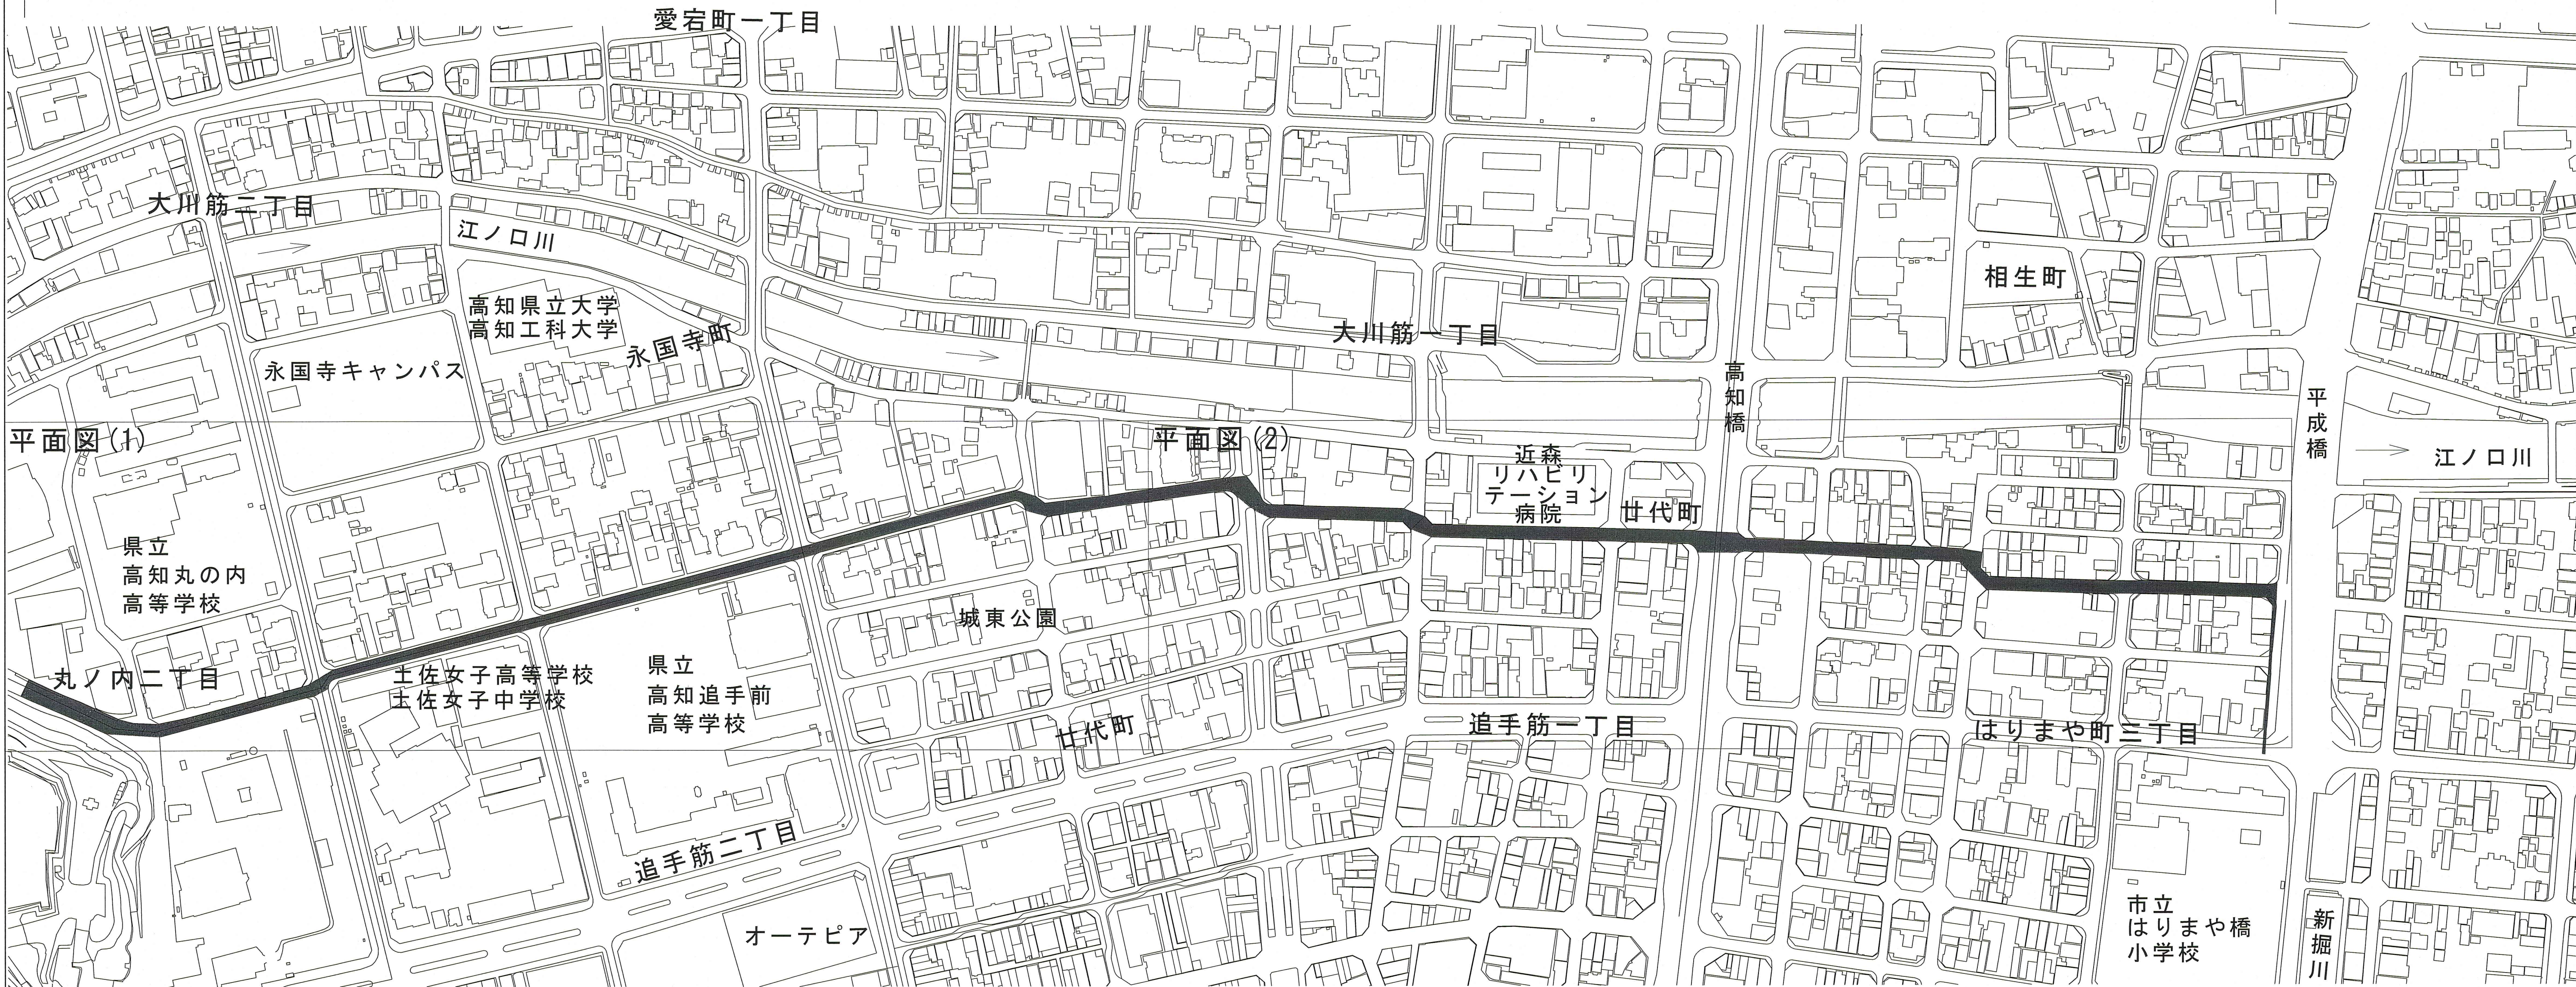


課長	課長補佐	係長	設計
			
はりまや町三丁目～丸ノ内二丁目 配水管布設工事に伴う付帯工事			図番 1/4
位置図			縮尺 図示
高知市上下水道局水道整備課			

平面図（１） S=1:1000

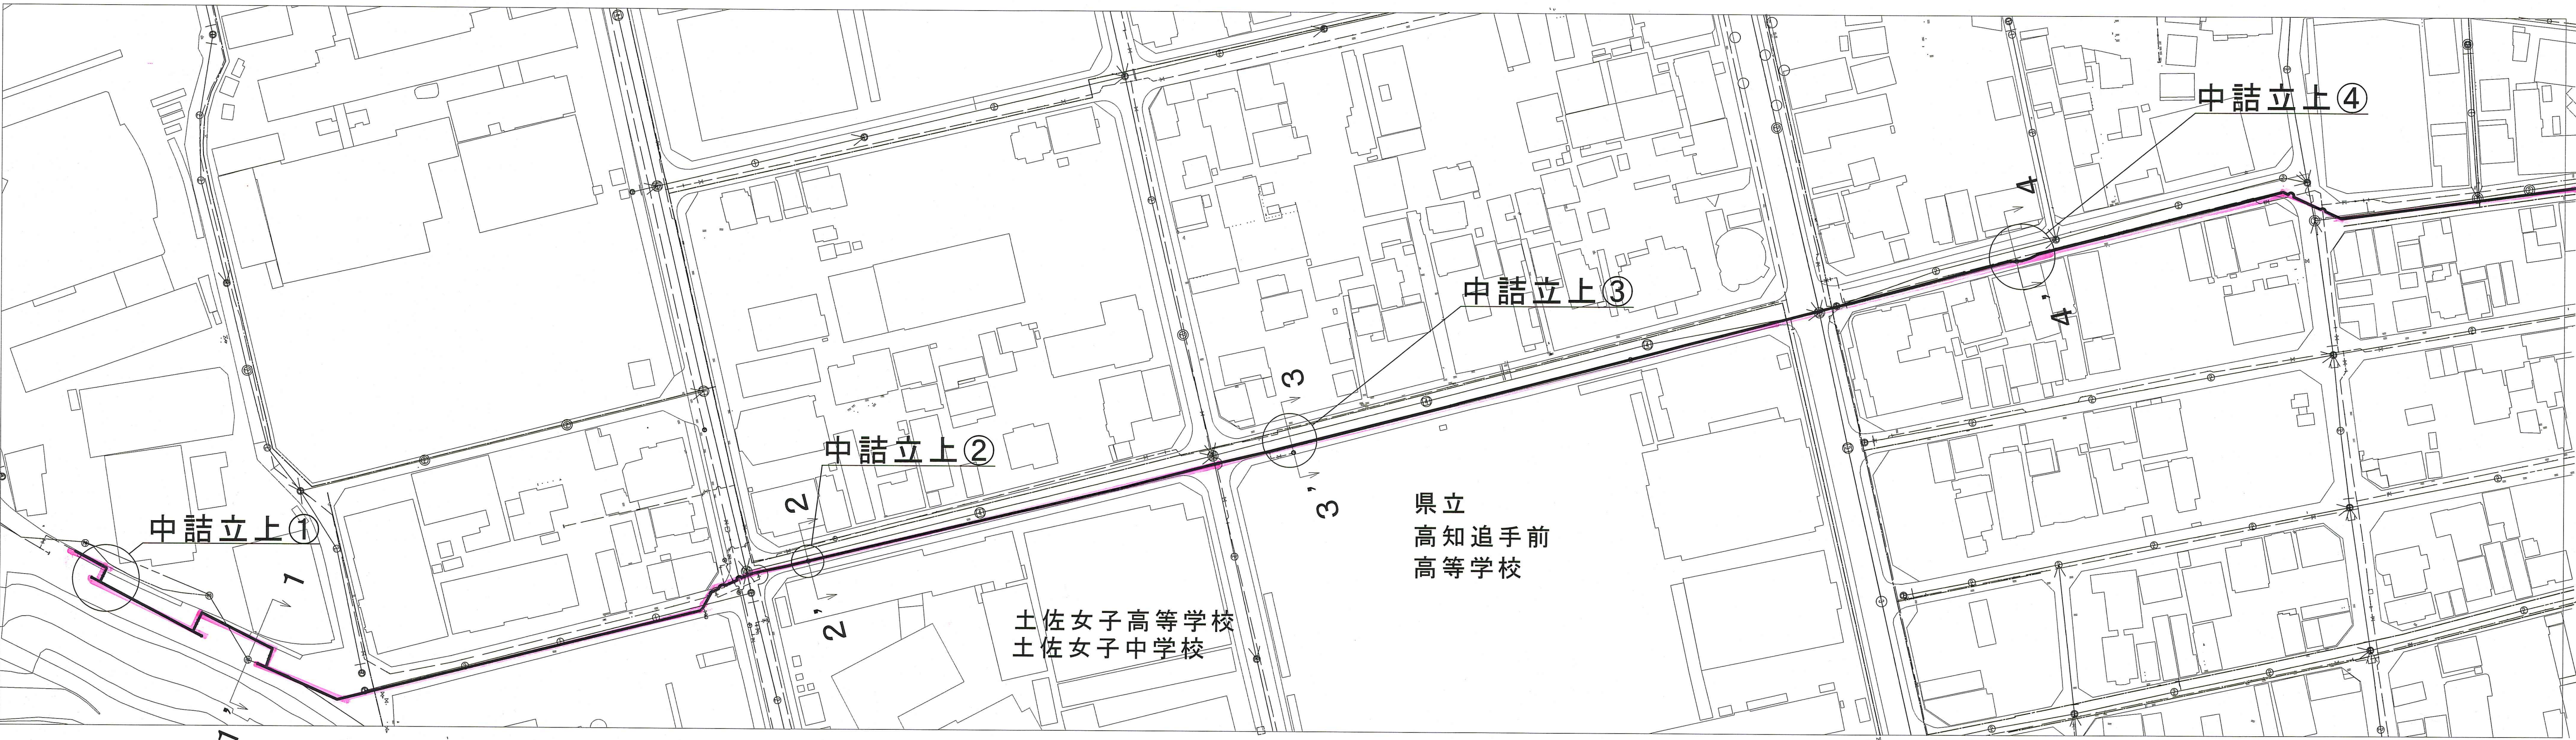


横断図（１） S=1:100

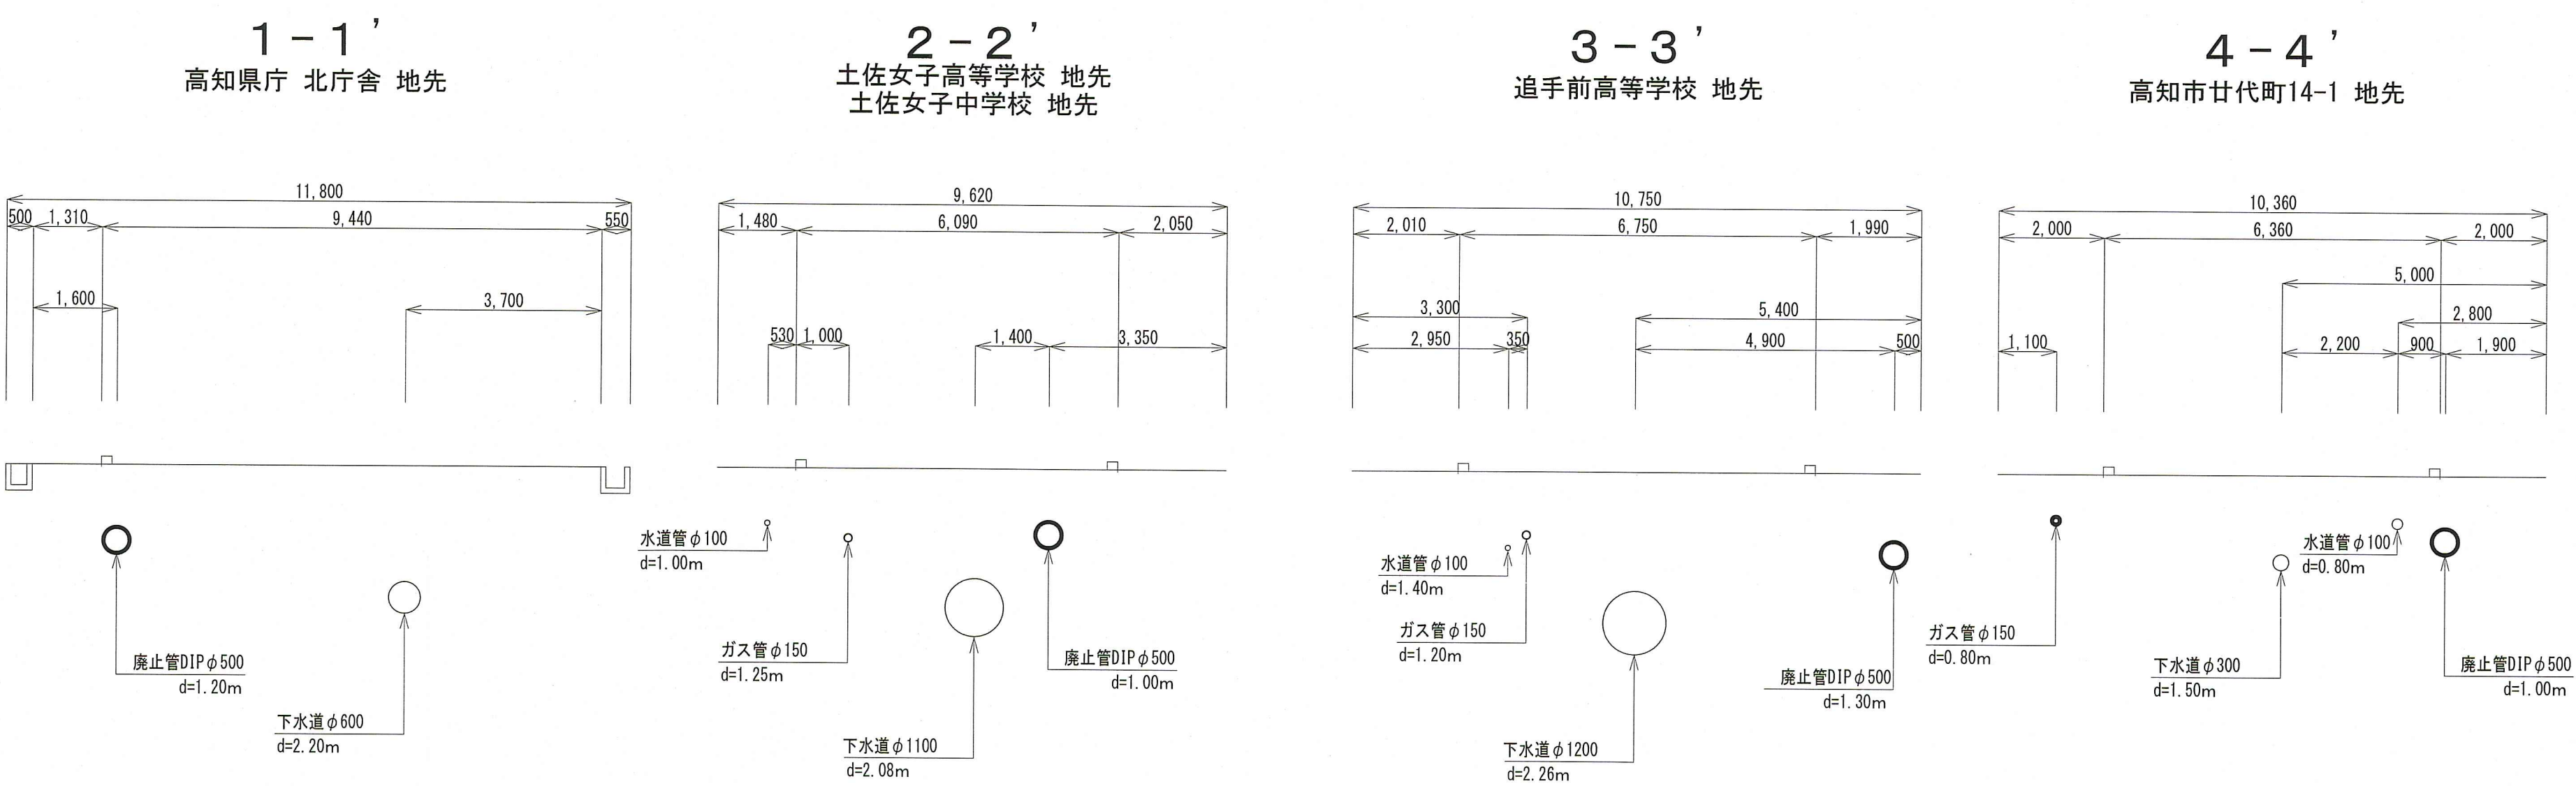


凡例	
	: 施工箇所
	: 既設水道管
	: 汚水管
	: ガス管
	: NTT
	: 仕切弁
	: 消火栓
	: ストッパー

課長	課長補佐	係長	設計
はりまや町三丁目～丸ノ内二丁目 配水本管布設替工事に伴う付帯工事			図番 2/4
平面図(1), 横断図(1)			縮尺 図示
高知市上下水道局水道整備課			

平面図（2） S=1:1000

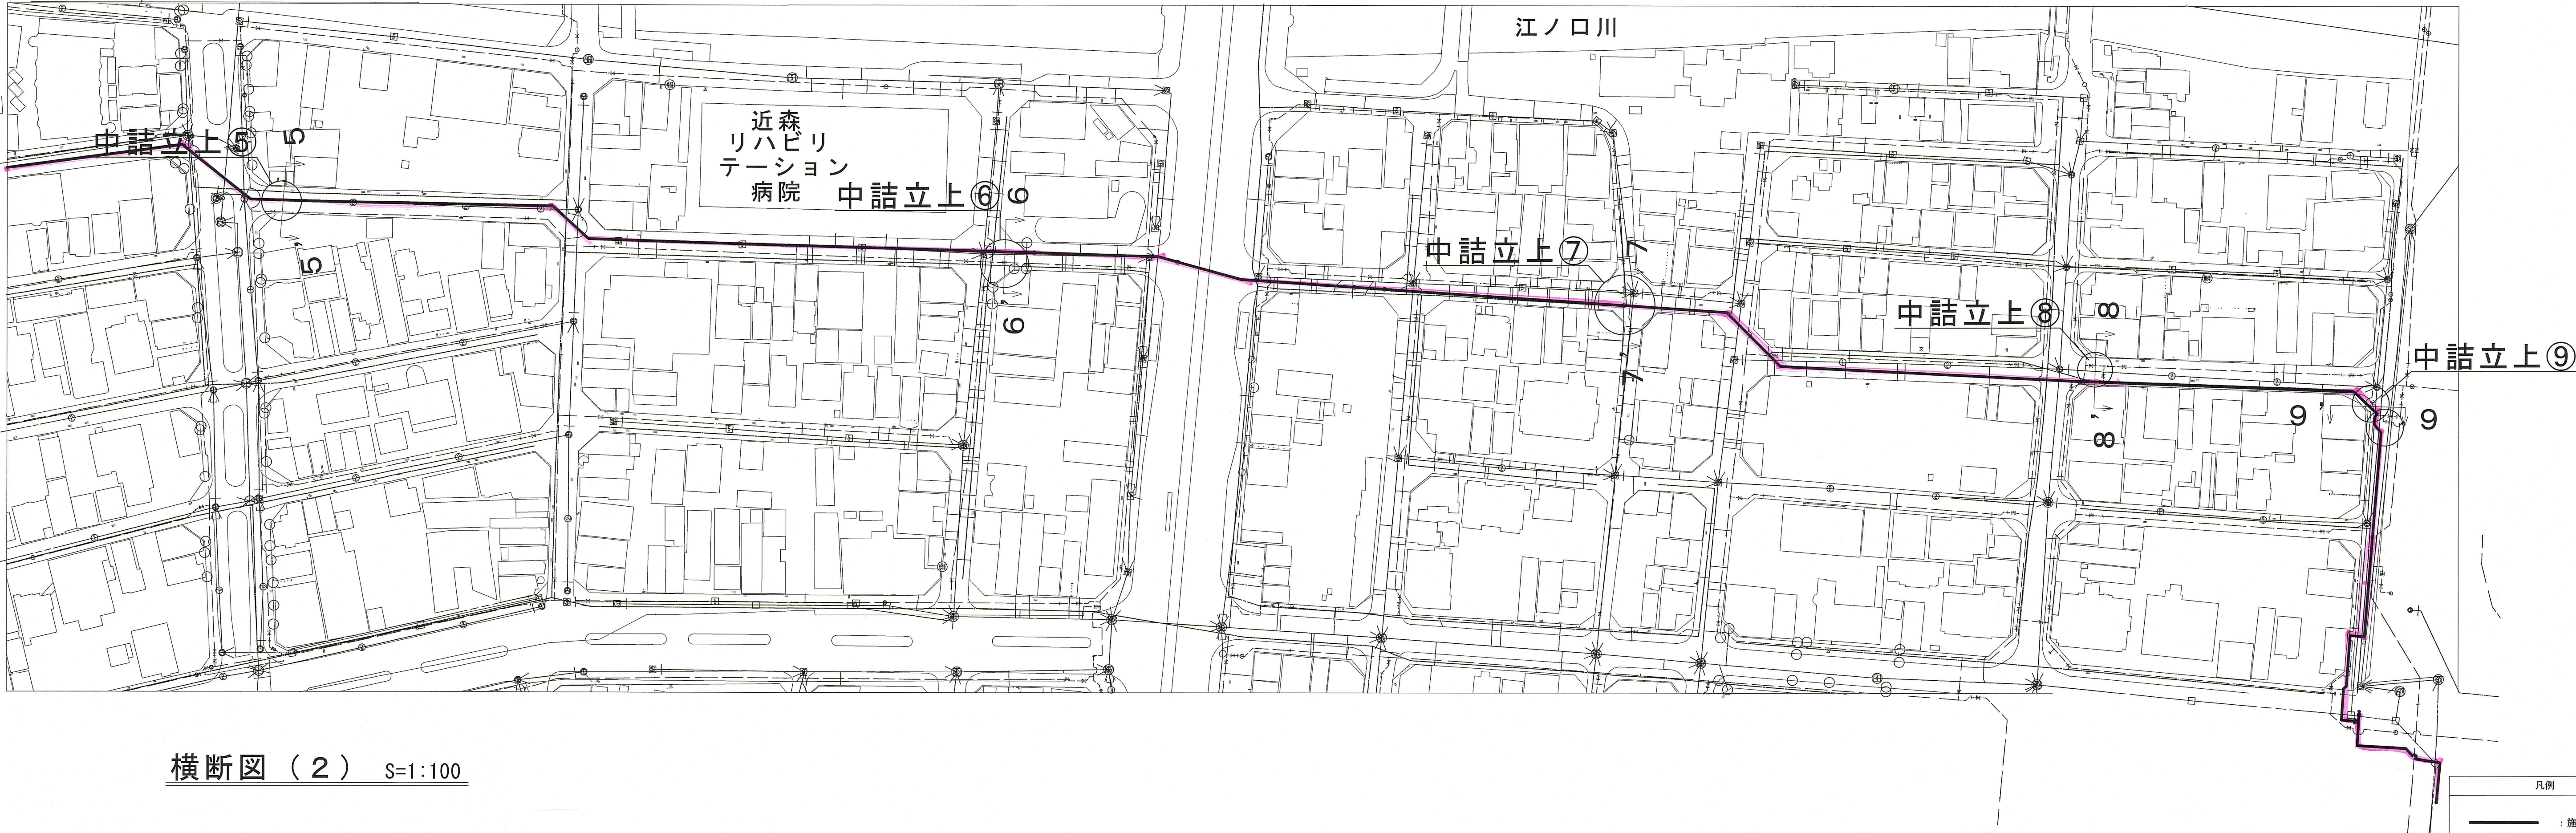






横断図（2） S=1:100

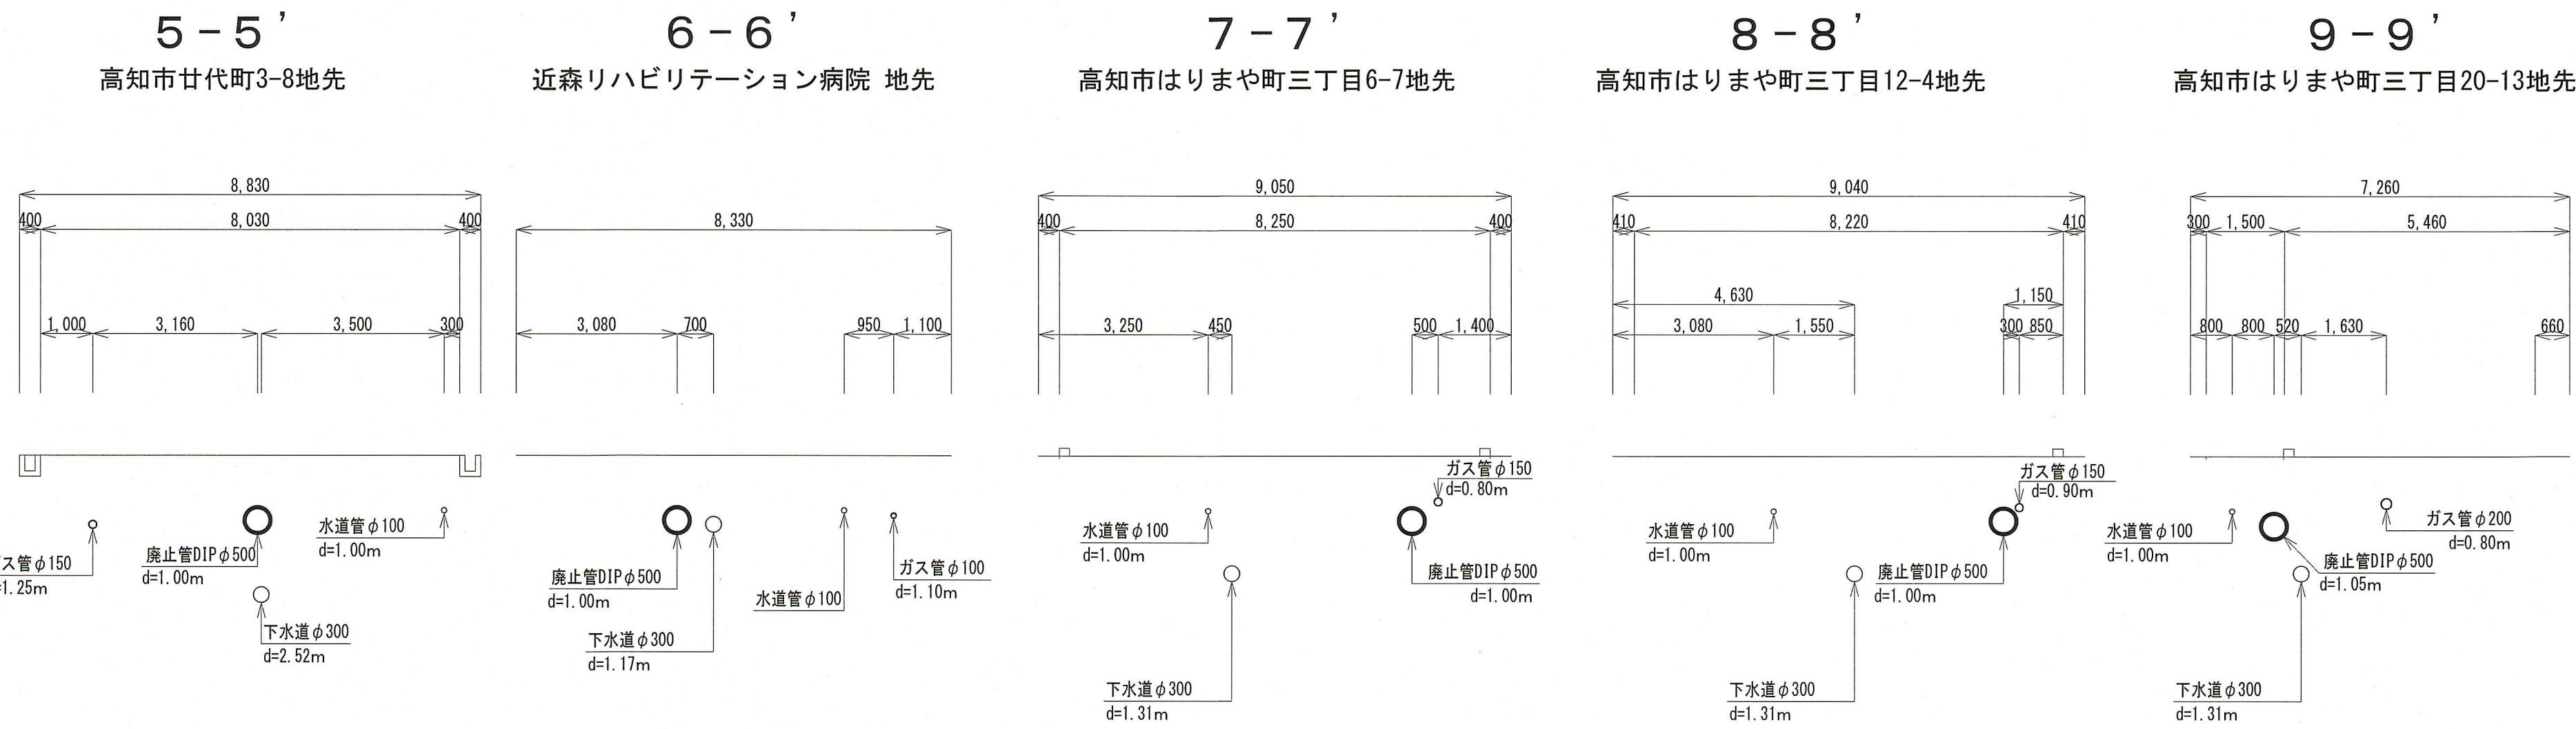



凡例	
	: 施工箇所
	: 既設水道管
	: 汚水管
	: ガス管
	: NIT
	: 仕切弁
	: 消火栓
	: ストッパー

課 長	課長補佐	係 長	設 計
はりまや町三丁目～丸ノ内二丁目 配水本管布設工事に伴う付帯工事			図 番 3 / 4
平面図 (2), 横断図 (2)			縮 尺 図 示
高知市上下水道局水道整備課			

土工図 S=1 : 30

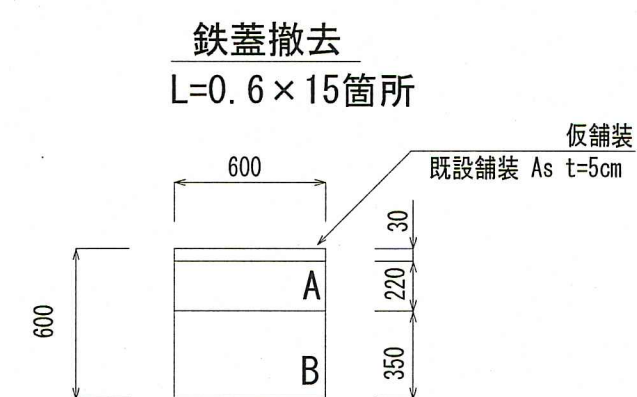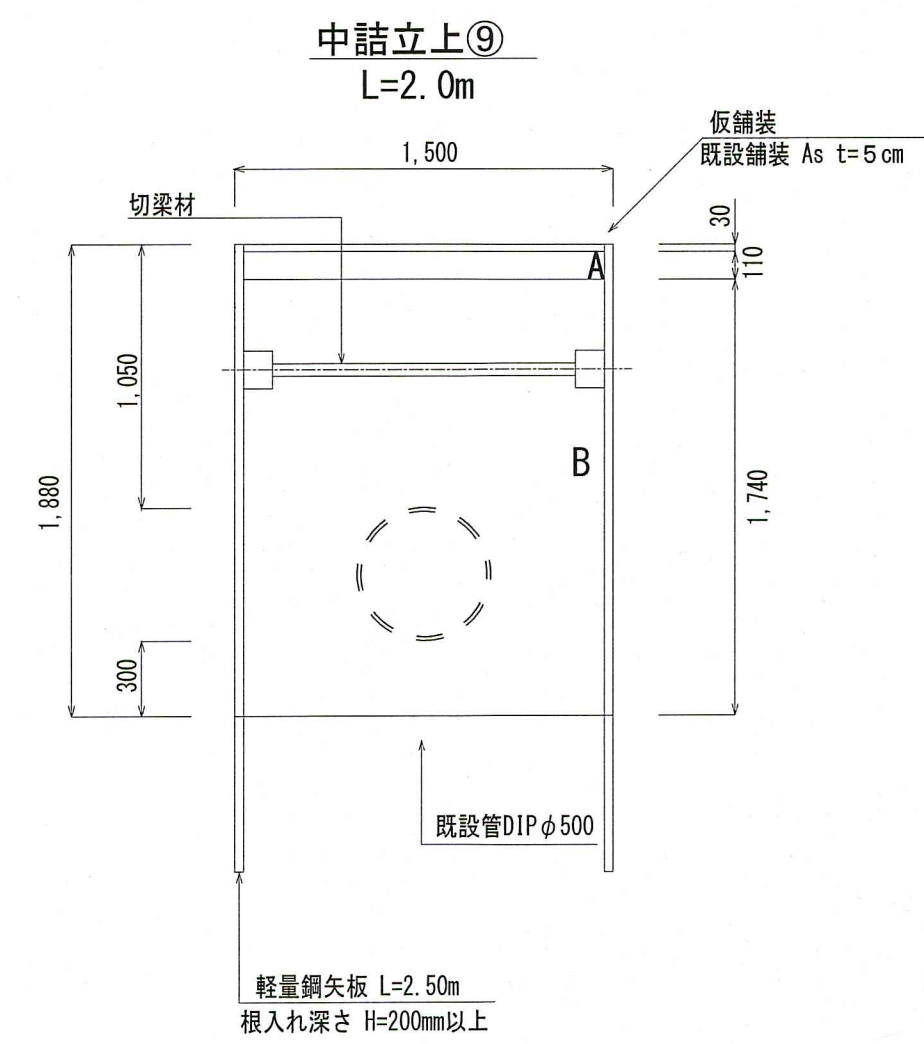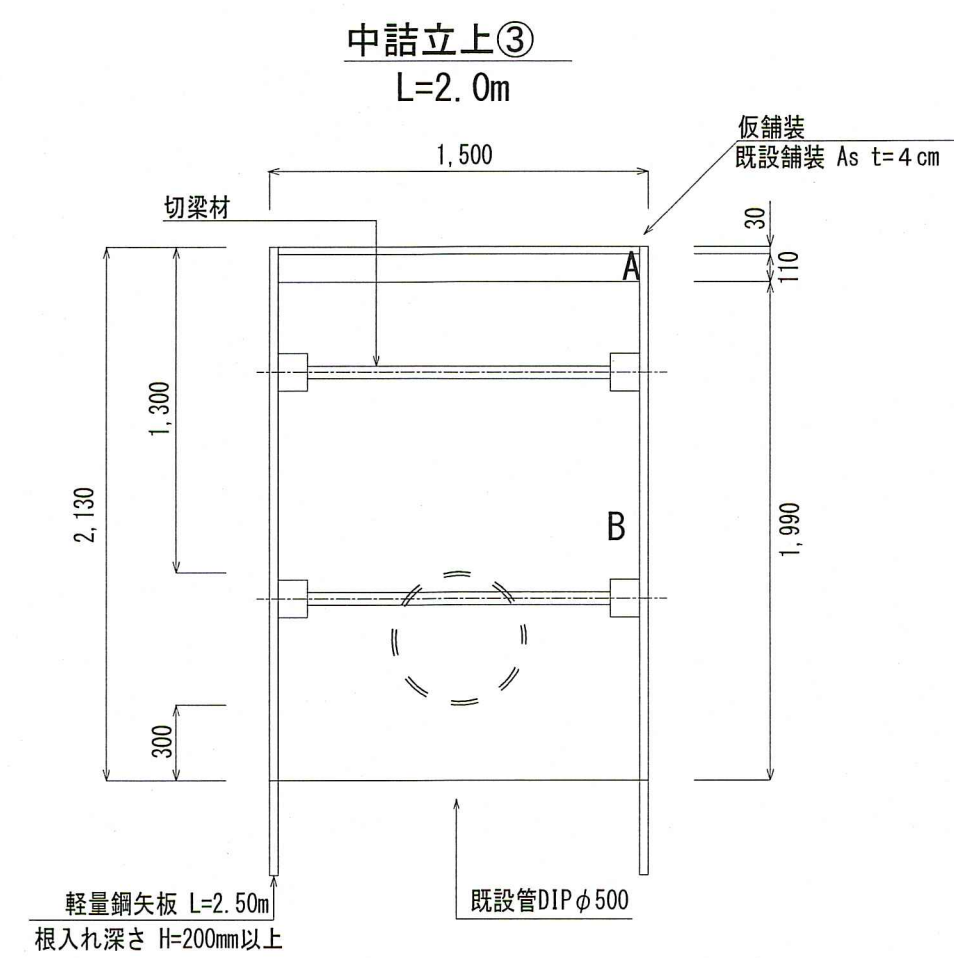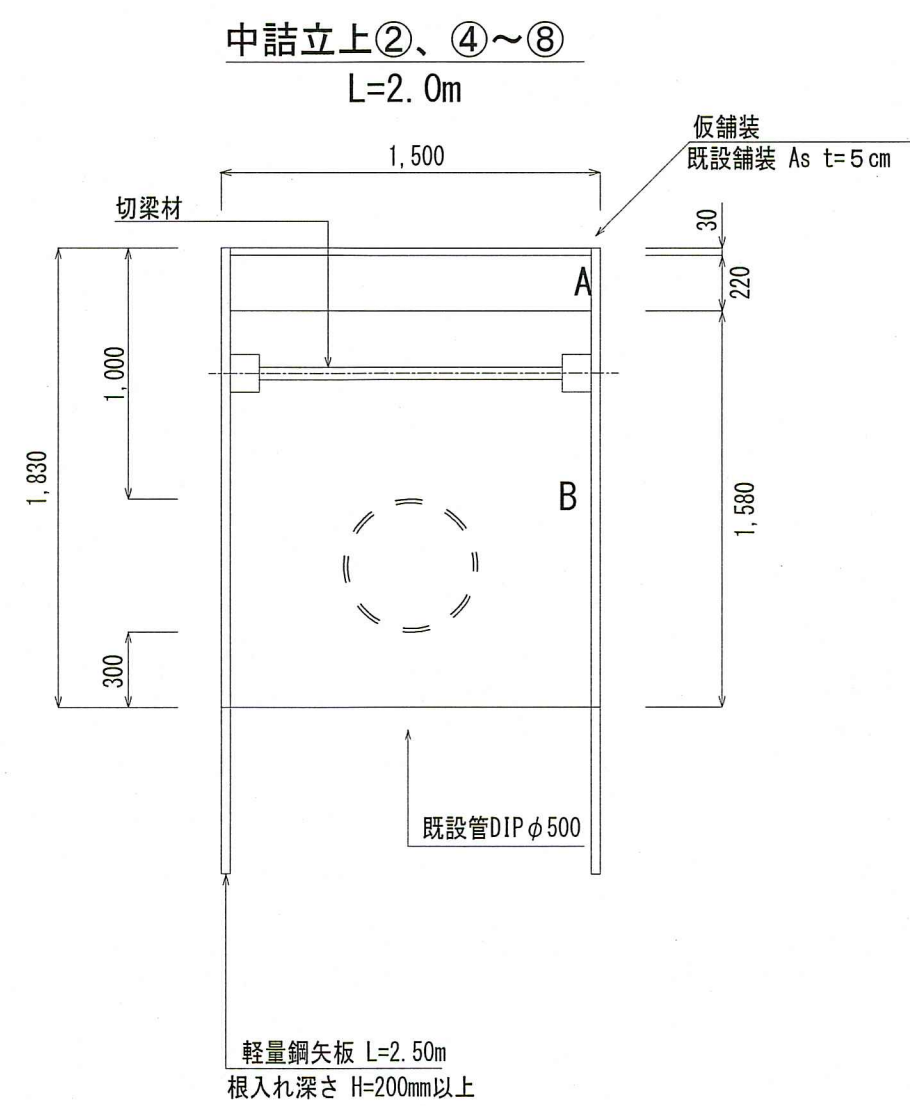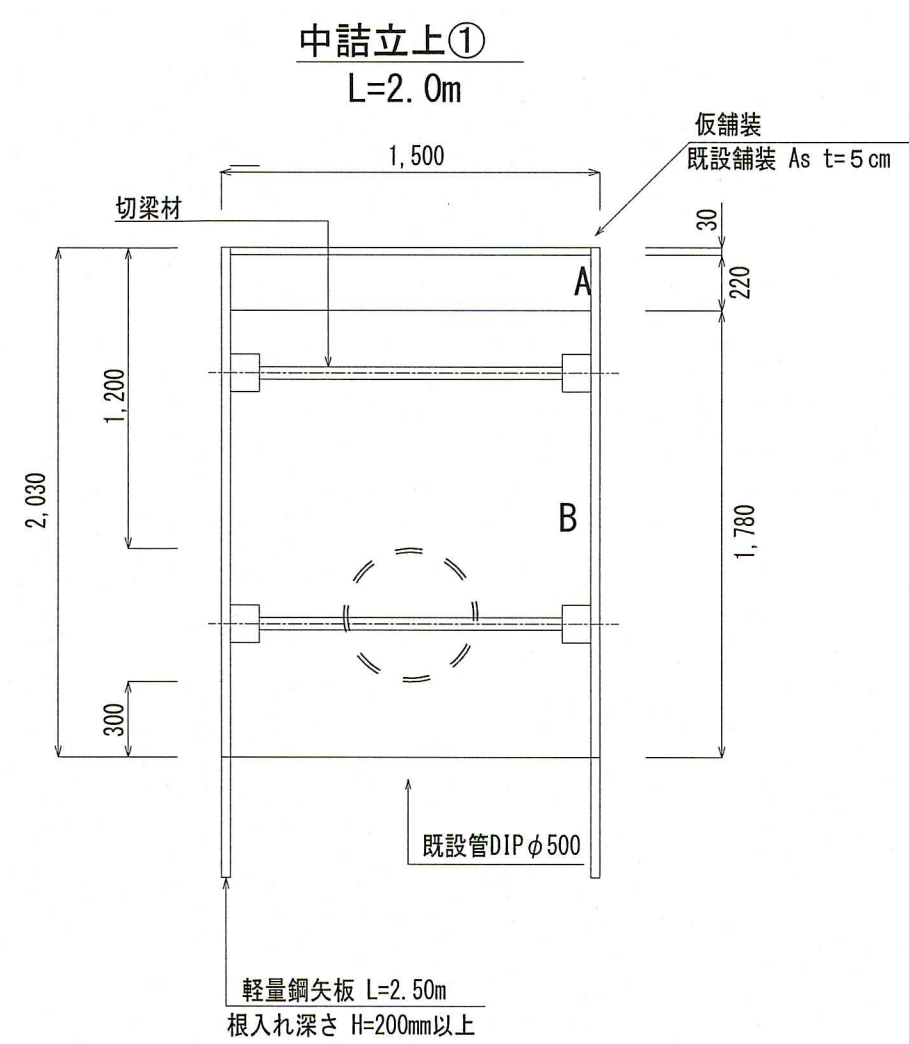

舗装復旧断面図 S=1/10

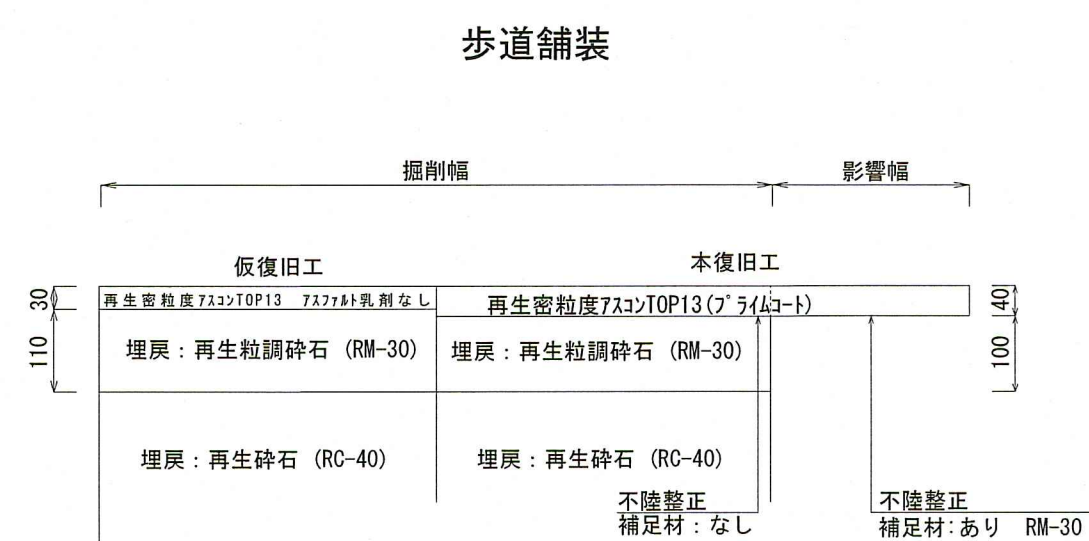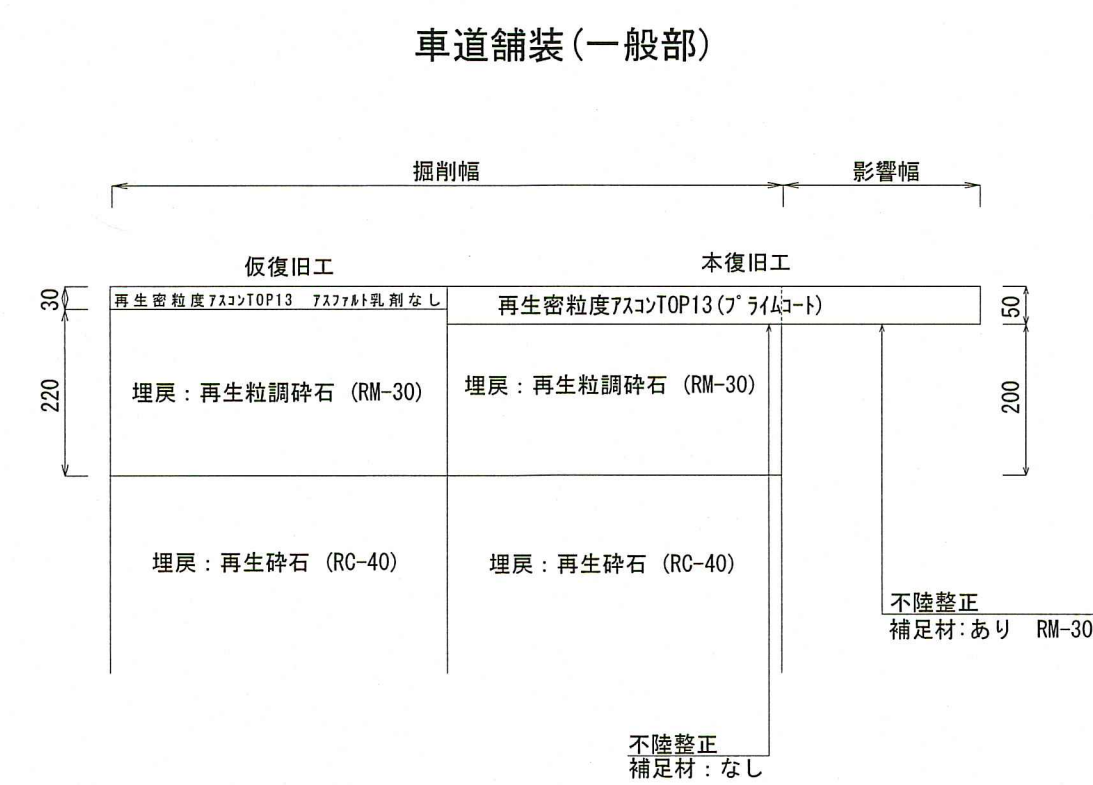

廃止管中詰充填図 S=FREE



課長	課長補佐	係長	設計
宮本	星野	日野	濱田
はりまや町三丁目～丸ノ内二丁目 配水本管布設替工事に伴う付帯工事			図番 4/4
土工図, 舗装復旧断面図, 廃止管中詰充填図			縮尺 図示
高知市上下水道局水道整備課			